




図面種類	雨水排水計画平面図 (1)
縮尺	S=1:250 (A1)

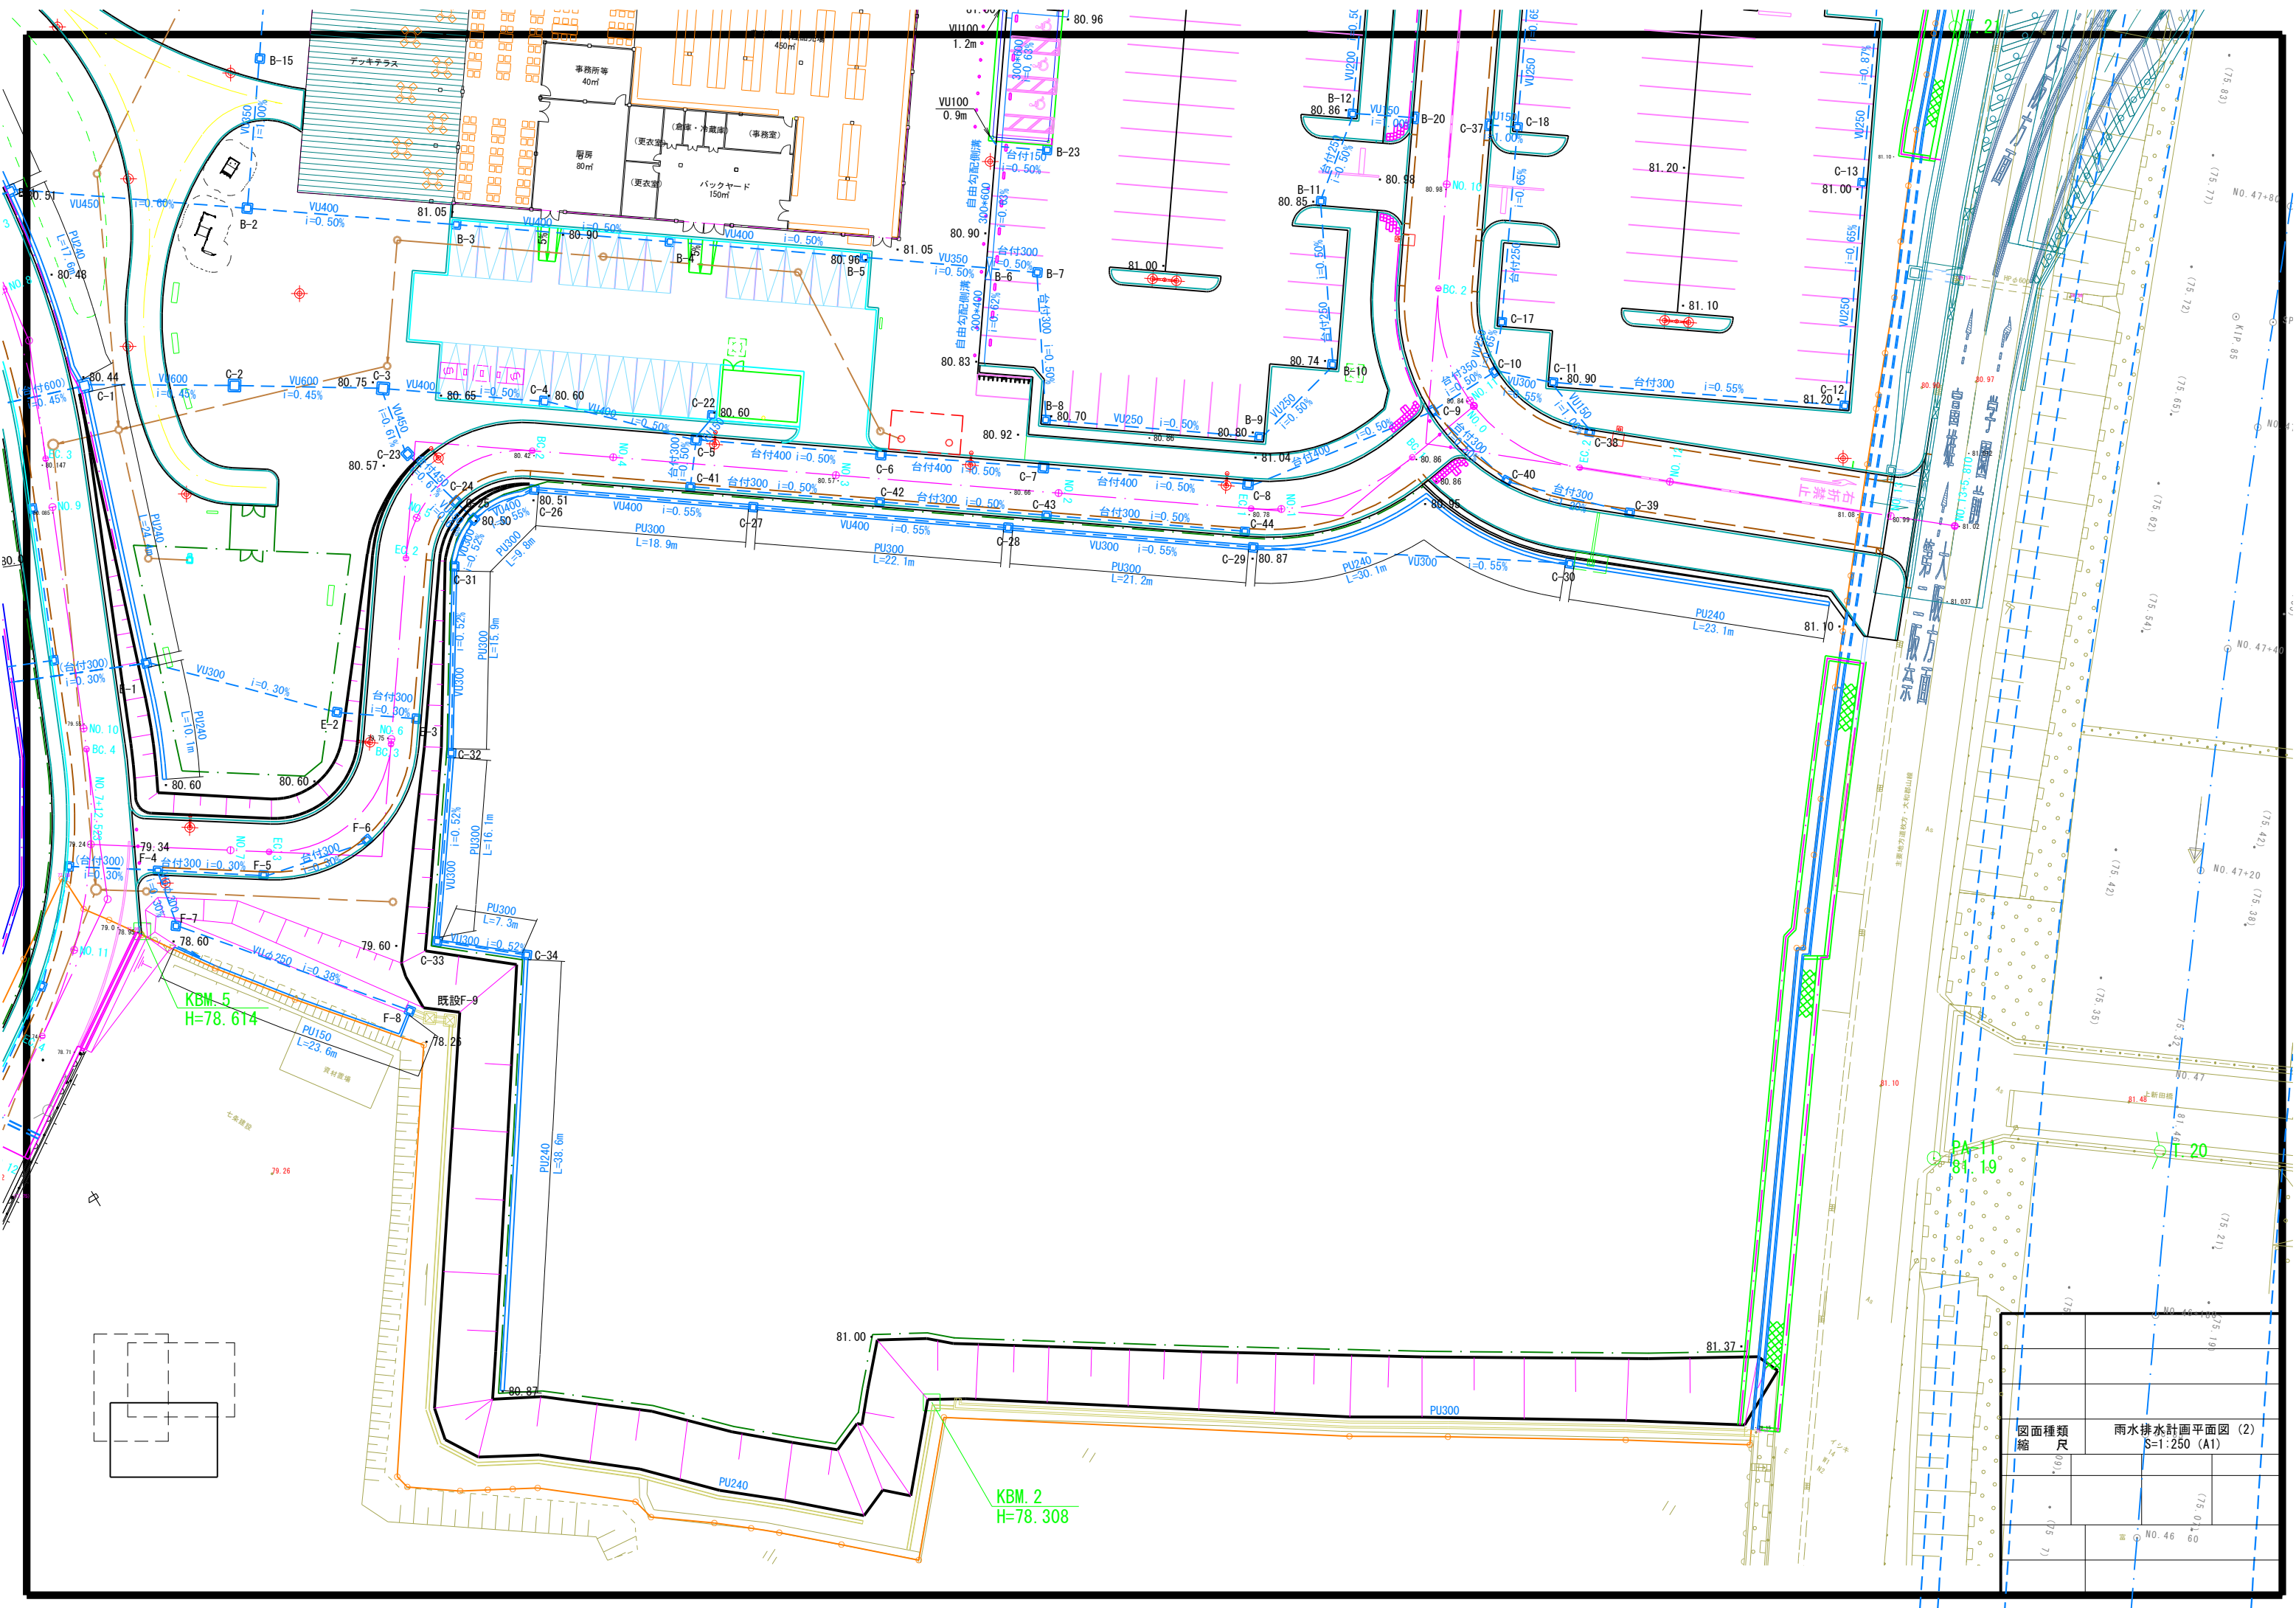

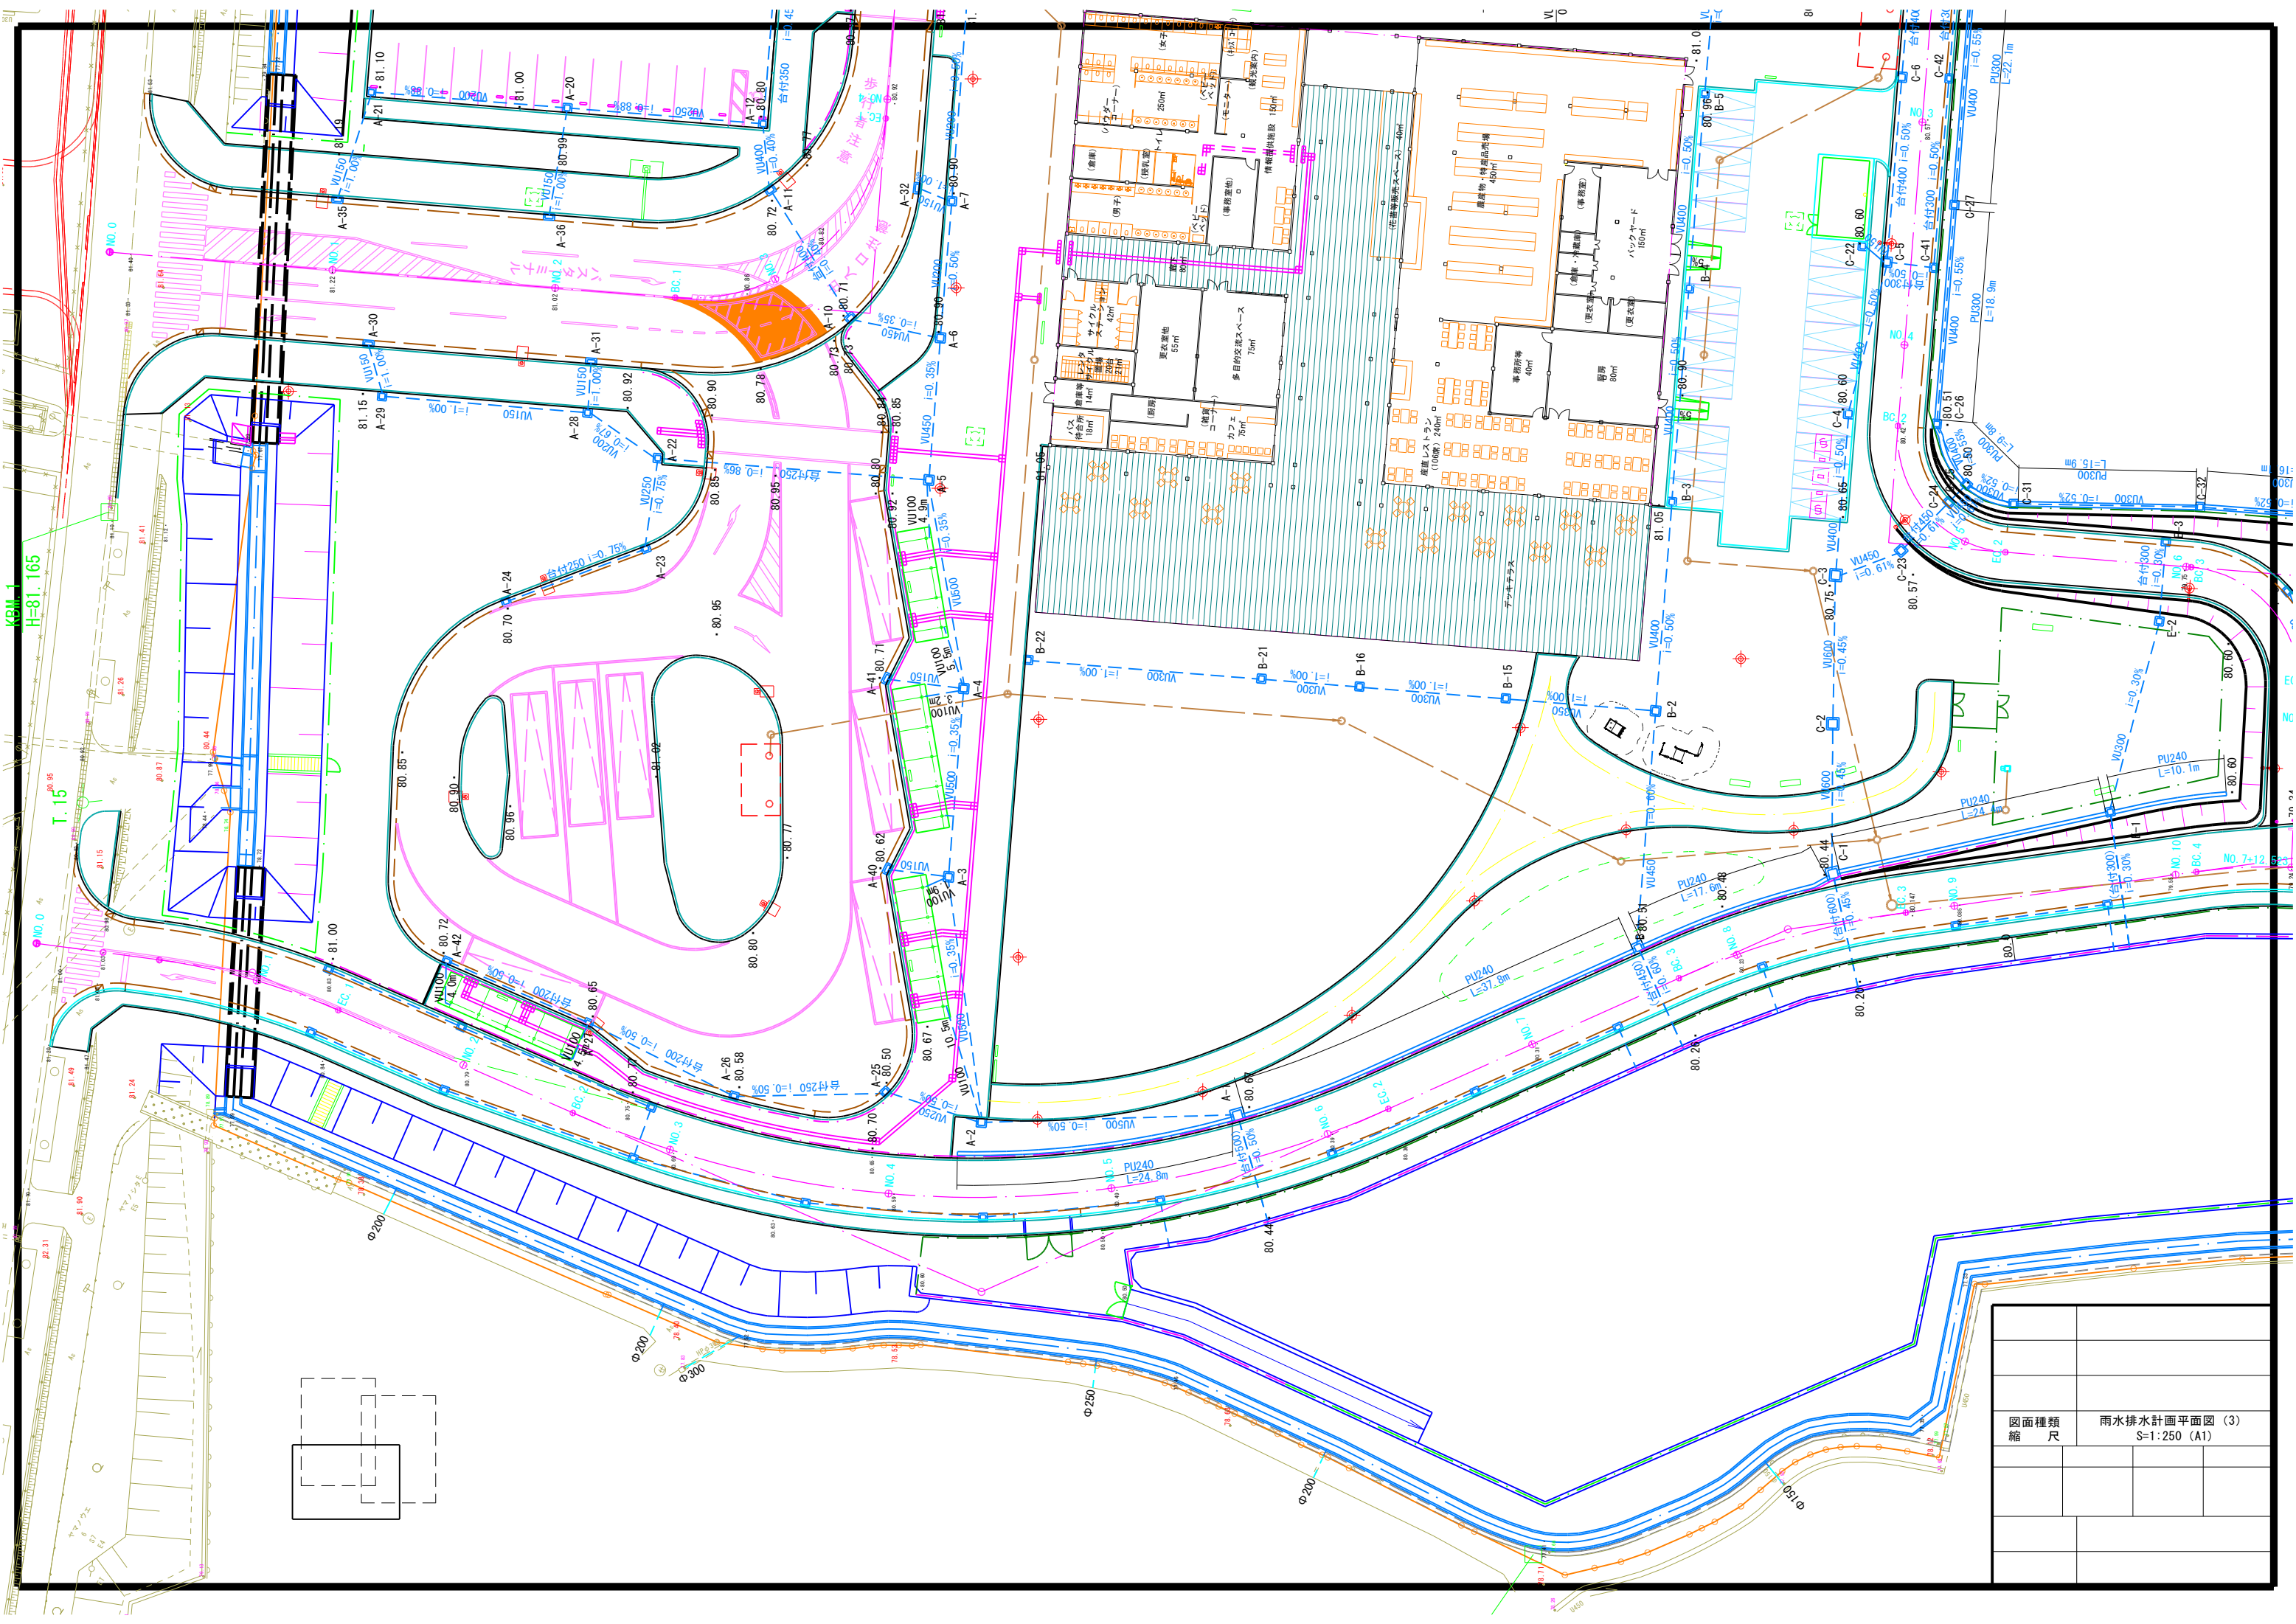

図面種類	雨水排水計画平面図 (3)
縮尺	S=1:250 (A1)


汚水排水計画平面図

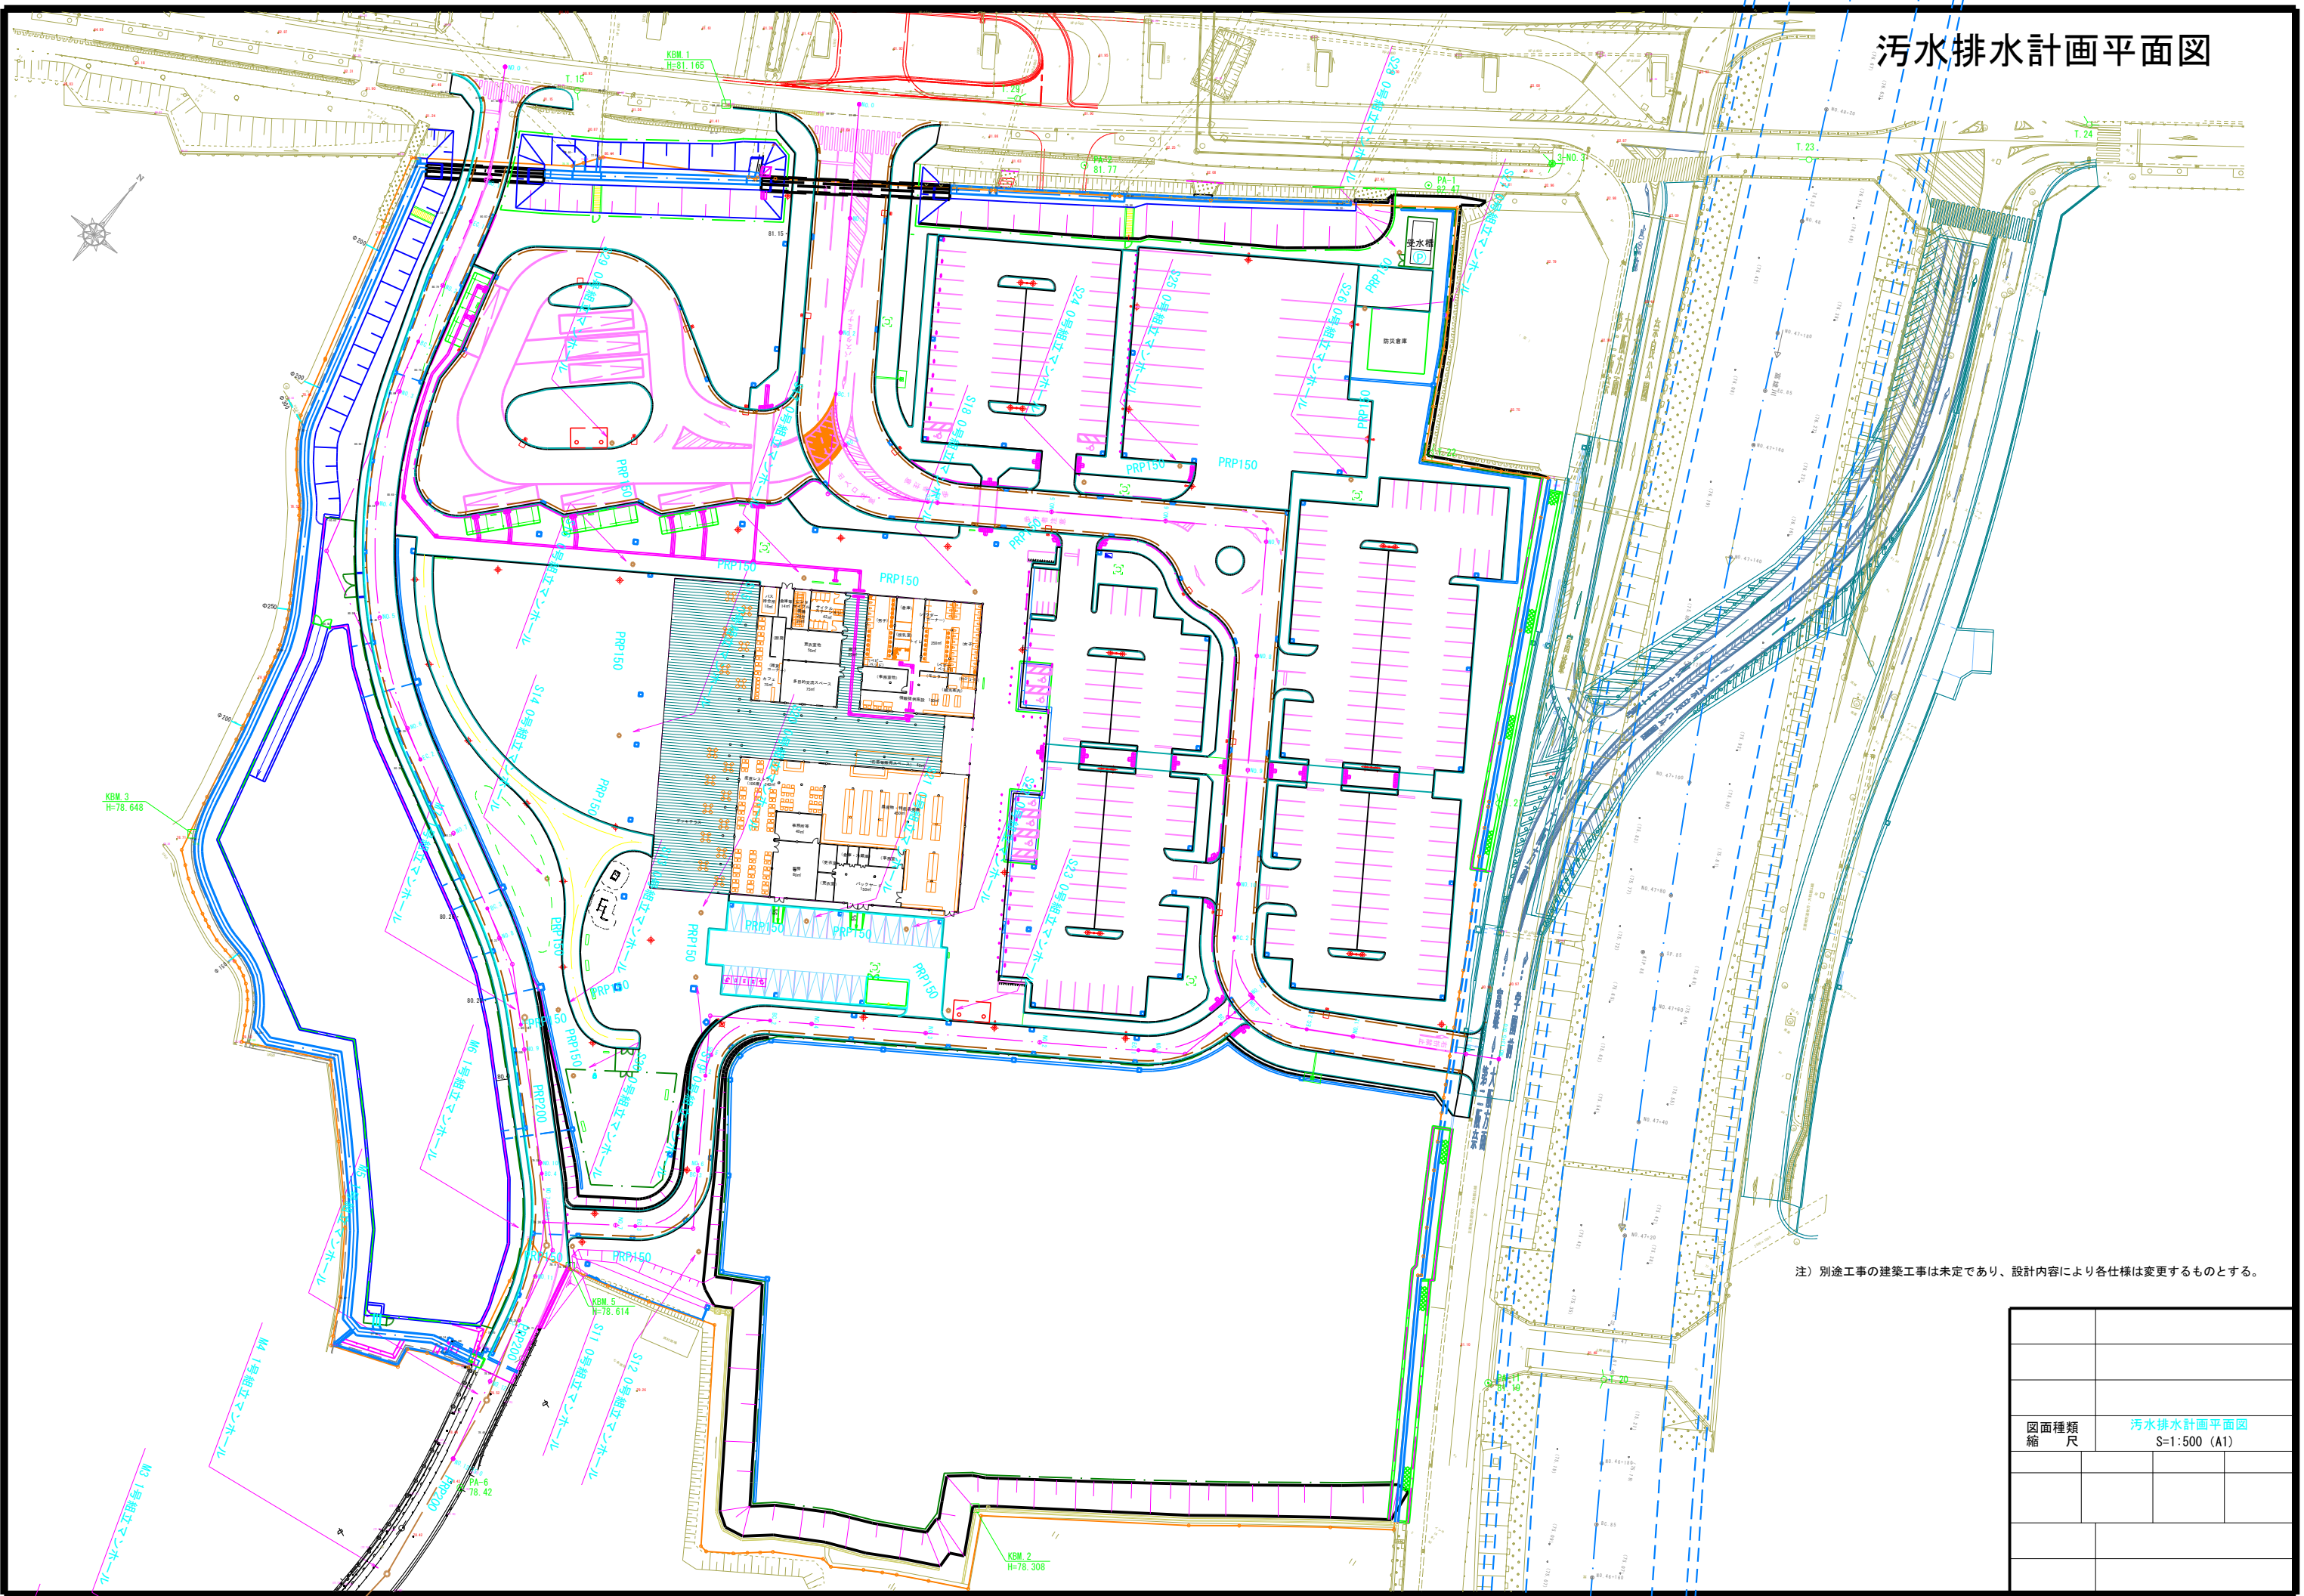

注) 別途工事の建築工事は未定であり、設計内容により各仕様は変更するものとする。

図面種類	汚水排水計画平面図
縮尺	S=1:500 (A1)

電気設備計画平面図

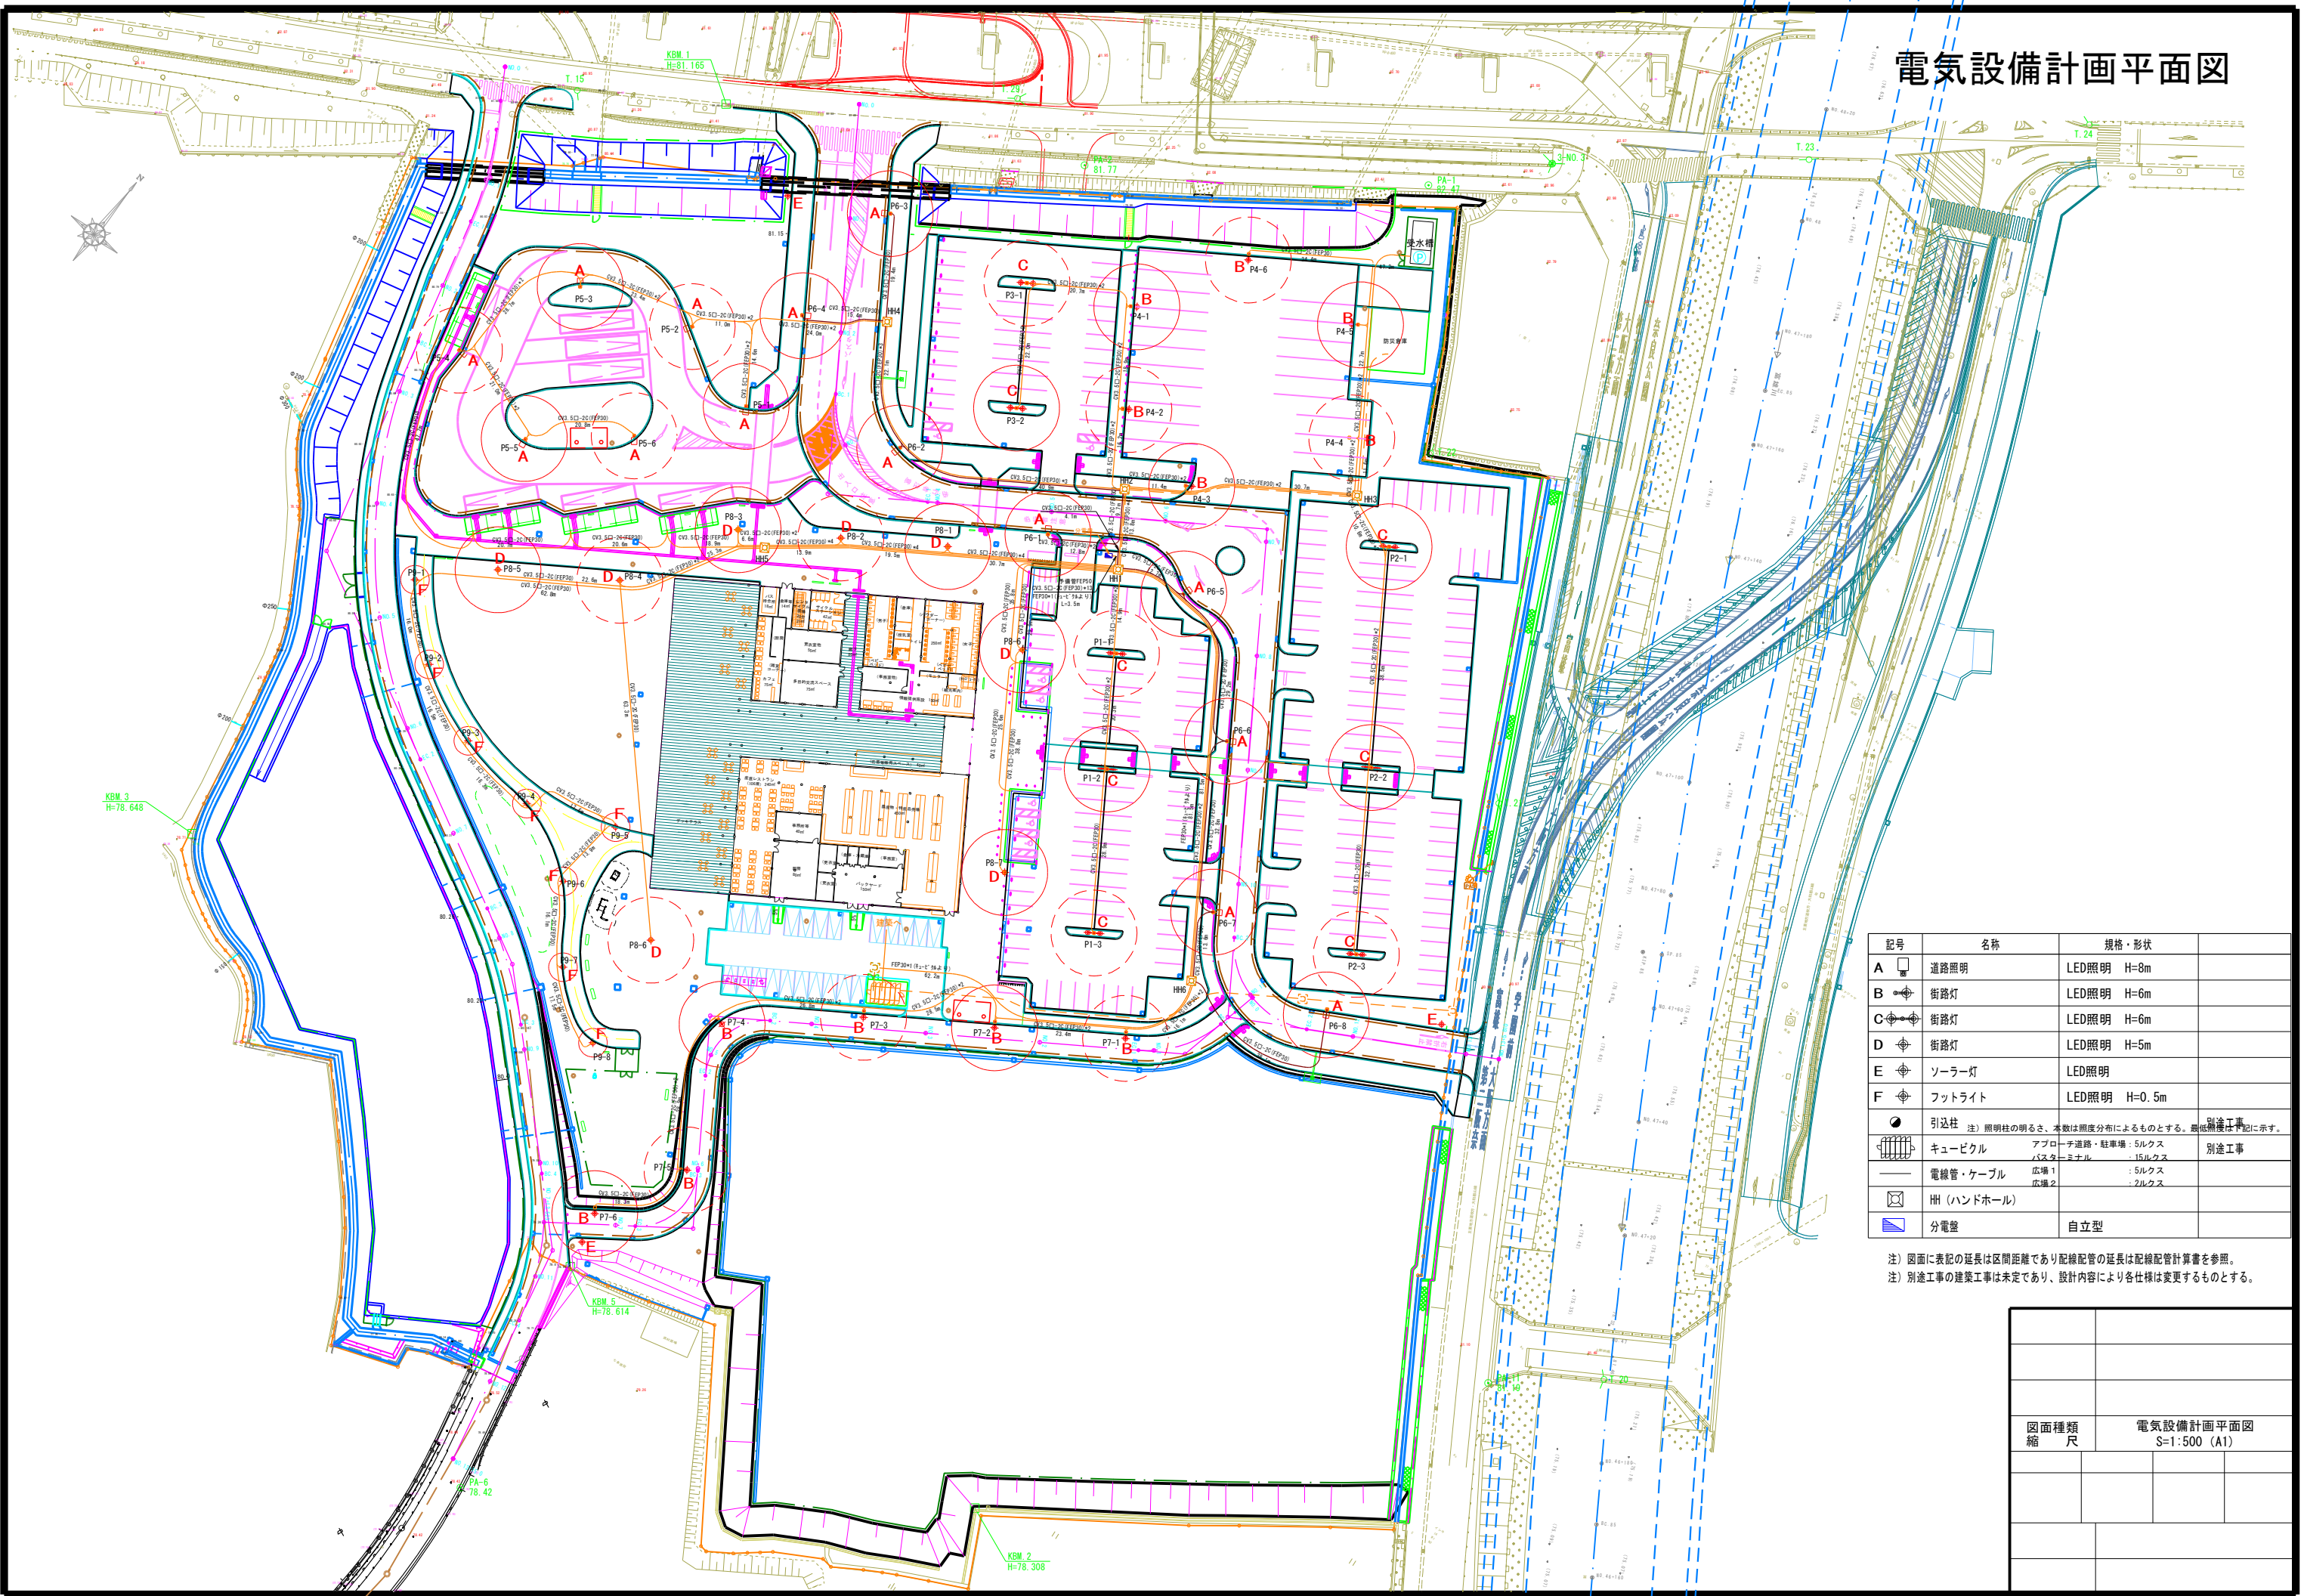

記号	名称	規格・形状	
A	道路照明	LED照明 H=8m	
B	街路灯	LED照明 H=6m	
C	街路灯	LED照明 H=6m	
D	街路灯	LED照明 H=5m	
E	ソーラー灯	LED照明	
F	フットライト	LED照明 H=0.5m	
●	引込柱	注) 照明柱の明るさ、本数は照度分布によるものとする。最低照度は下記に示す。	別途工事
■	キュービクル	アプローチ道路・駐車場 : 5ルクス バスターミナル : 15ルクス	別途工事
—	電線管・ケーブル	広径1 : 5ルクス 広径2 : 2ルクス	
□	HH (ハンドホール)		
■	分電盤	自立型	

注) 図面に表記の延長は区間距離であり配線配管の延長は配線配管計算書を参照。
注) 別途工事の建築工事は未定であり、設計内容により各仕様は変更するものとする。

図面種類	電気設備計画平面図
縮尺	S=1:500 (A1)