
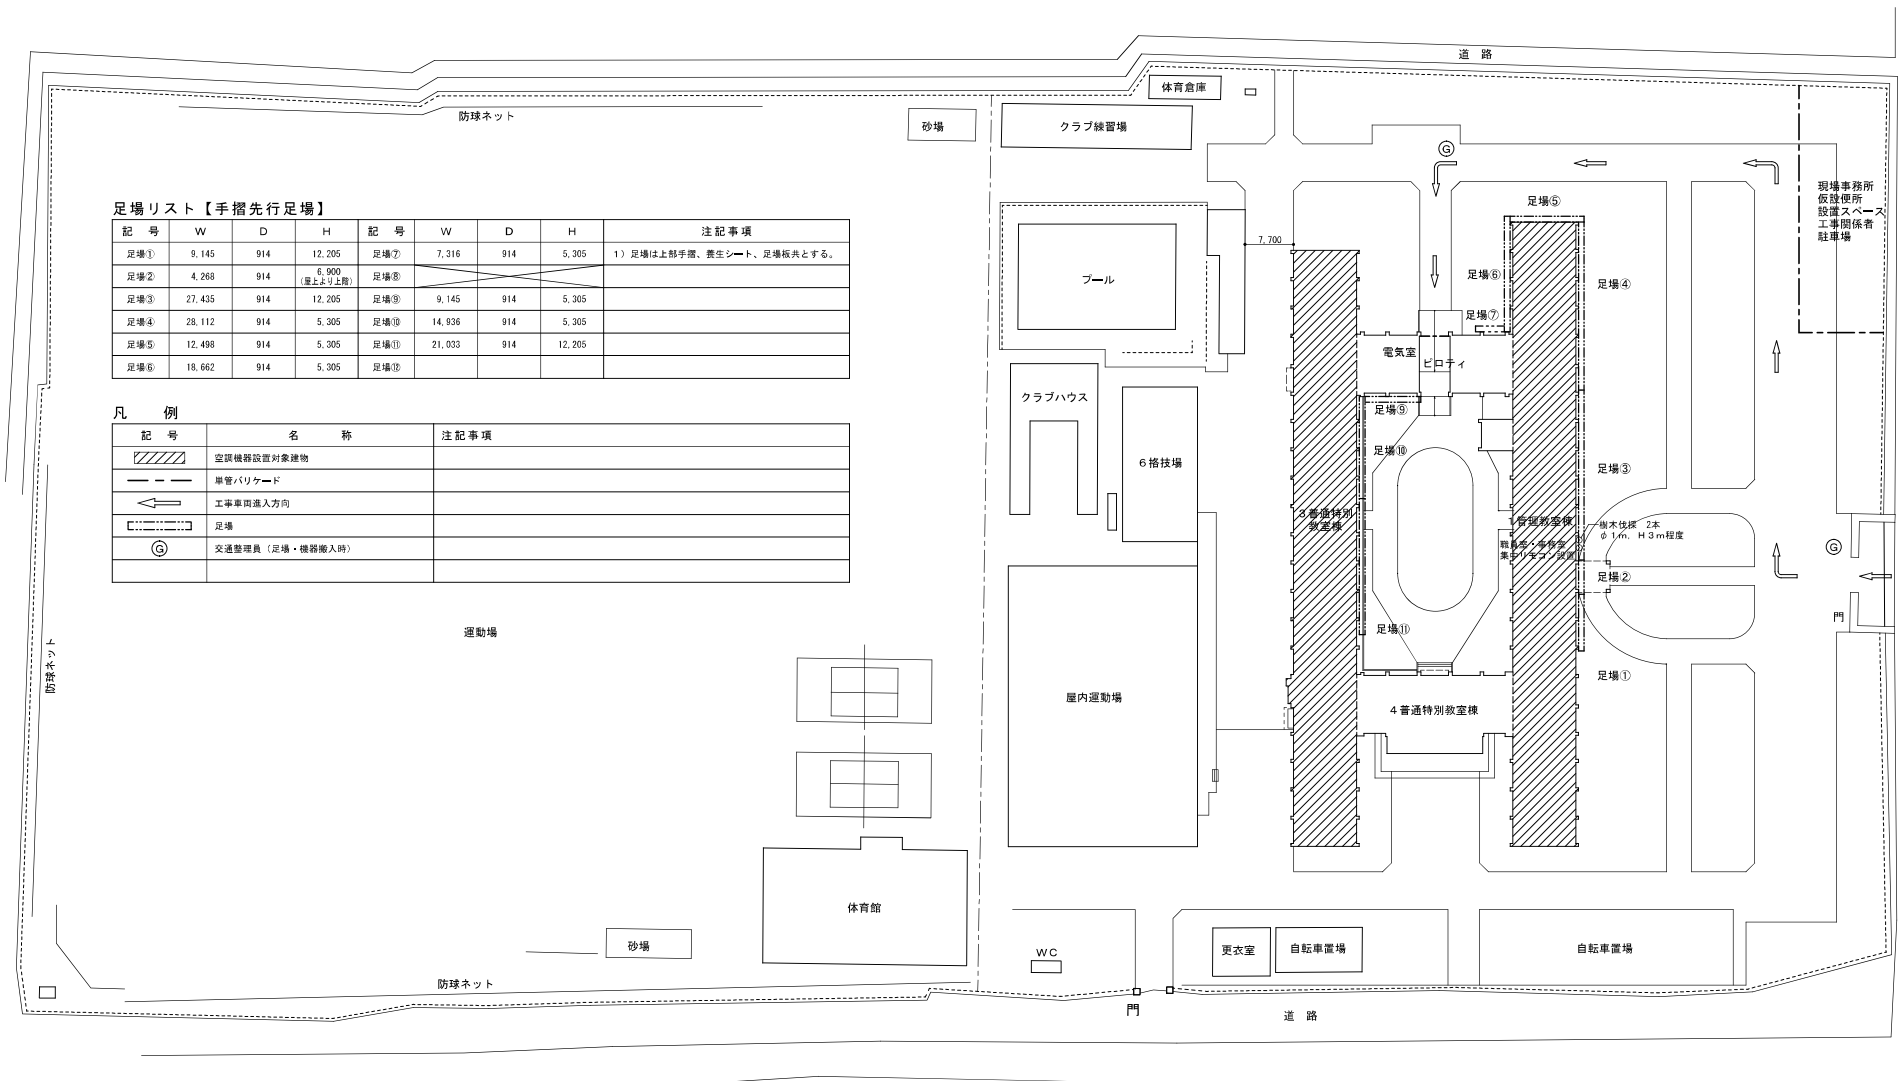
 


付近見取図 S=1:10,000

PROJECT NAME 大和広陵高校管理教室棟(1)及び普通特別教室棟(3) 空調設備設置工事	TITLE NAME 付近見取図	SCALE 1:10,000 (A2)	DATE 2018.9	PROJECT —	REFERENCE : : : :	DRAW 岡本	 High Quality Water 株式会社 岡本 設備	PAGE M-3
--	---------------------	------------------------	----------------	--------------	-------------------------------	------------	--	-------------



足場リスト【手摺先行足場】

記号	W	D	H	記号	W	D	H	注記事項
足場①	9,145	914	12,205	足場⑦	7,316	914	5,305	1) 足場は上部手摺、養生シート、足場板共とする。
足場②	4,268	914	6,900 (壁より上段)	足場⑧				
足場③	27,435	914	12,205	足場⑨	9,145	914	5,305	
足場④	28,112	914	5,305	足場⑩	14,936	914	5,305	
足場⑤	12,498	914	5,305	足場⑪	21,033	914	12,205	
足場⑥	18,662	914	5,305	足場⑫				

凡例

記号	名称	注記事項
	空調機器設置対象建物	
	単管バリエード	
	工事車両進入方向	
	足場	
	交通整理員 (足場・機器搬入時)	

全体配置図兼仮設計画図 S=1:600