


(令和5年度)

|        |    |        |   |   |    |    |    |    |    |     |           |      |          |         |      |
|--------|----|--------|---|---|----|----|----|----|----|-----|-----------|------|----------|---------|------|
| 施設の配置図 | 縮尺 | 1/1500 | m | 0 | 10 | 20 | 30 | 40 | 50 | 学校名 | 県立磯城野高等学校 | 調査番号 | 徳島県(市町村) | (学校)    | 整理番号 |
|        |    |        |   |   |    |    |    |    |    |     |           | 2,9  |          | 5,5,6,2 | 620  |


- 凡例
- 建物
- (未) 未とりこわし建物
  - (危) 危険建物
  - (借) 借用建物
  - (一時) 一時使用建物
  - (屋外) 屋外教育環境整備事業によるもの
- 建物以外の工作物
- 自 自転車置場
  - 倉 倉庫
  - 吹 吹き掛けの渡り廊下
  - 温 温室
  - 園 園旗掲揚台
  - フェンス
  - ブロック積
  - 焼 焼却炉
  - 消 消火水槽
  - 受 受水槽
  - キ キュービクル
  - ブ プロパン庫
  - 油 油庫
  - テ 鉄棒
  - 防 防犯灯
  - 簡 簡易な小規模構造物
  - ボ ボイラー室
  - ポ ポンプ室
  - 防 防球ネット
  - バ バックネット

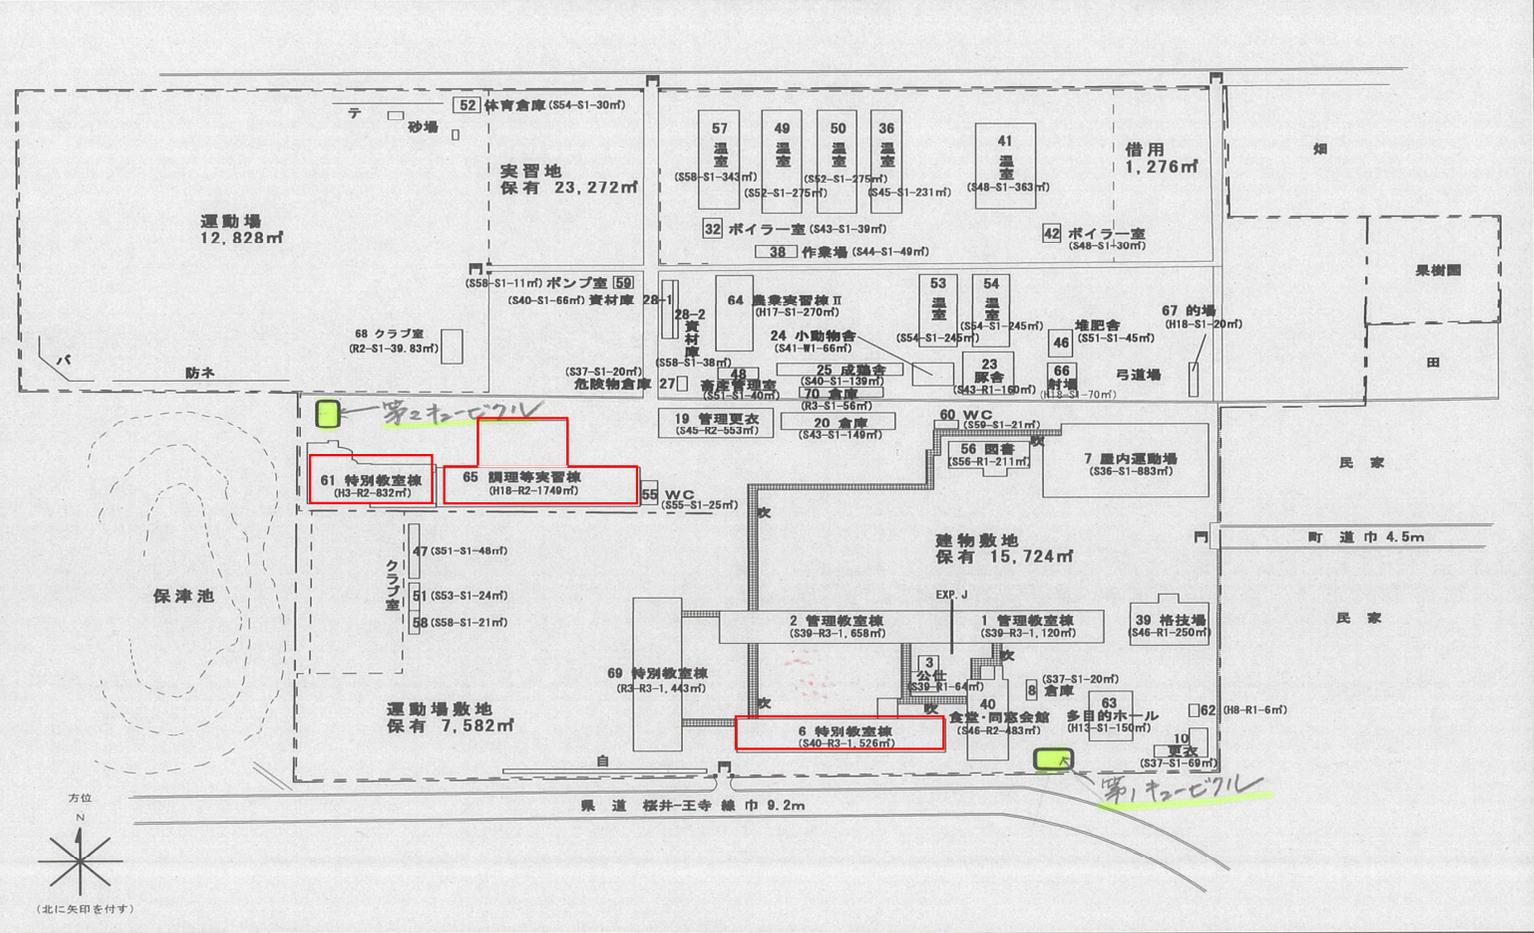

□ 室内機

□ 室外機

### 磯城野高等学校

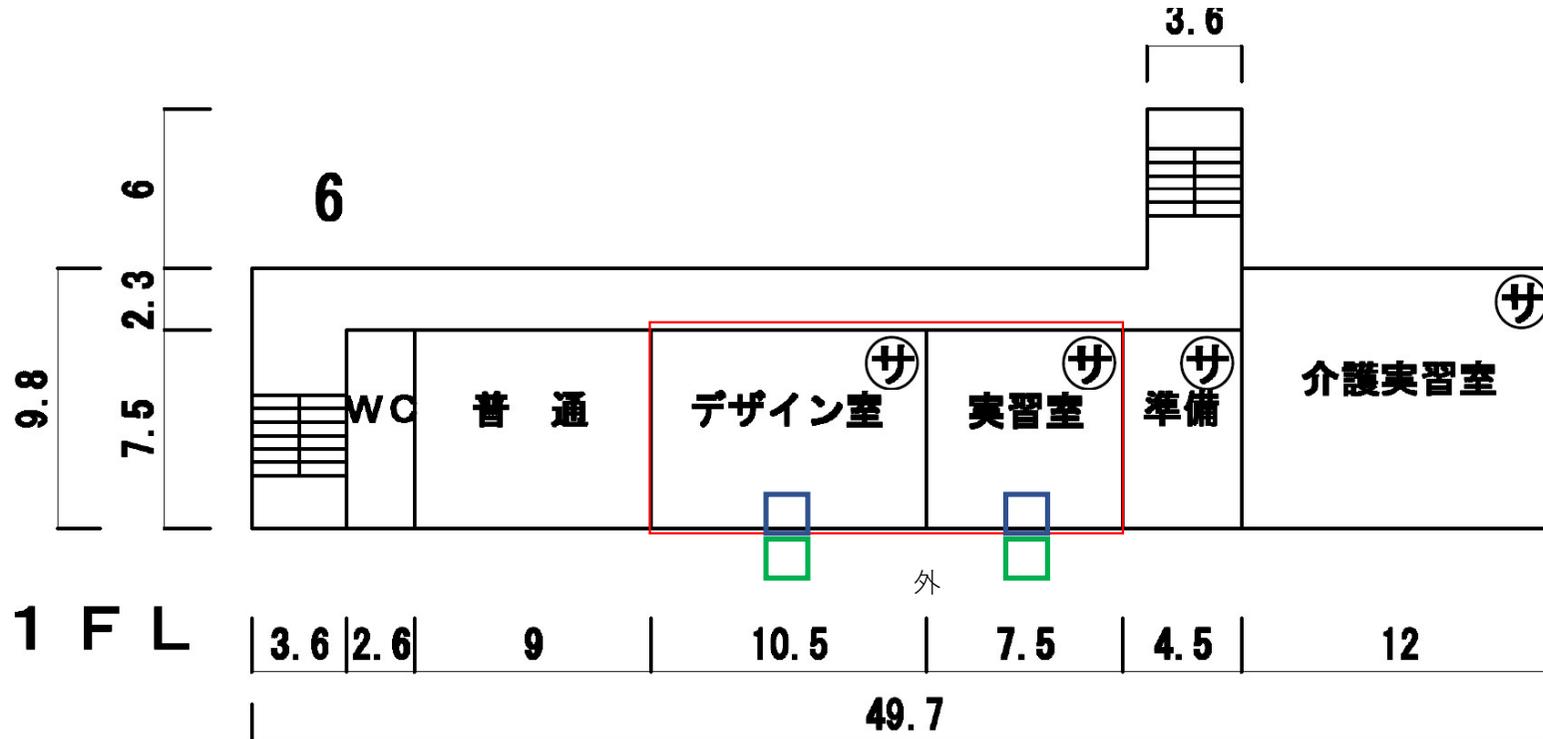


空調機用開閉器箱を新設し  
第1キュービクルから配線配管を行う想定

配管設置に伴うブラインド開閉不可了承

第1キュービクル→低圧動力盤内ブレーカー増設→電気配管新設→  
既設プルボックス経由→外壁経由→電気配管新設→開閉器箱

# 61 特別教室棟



サ

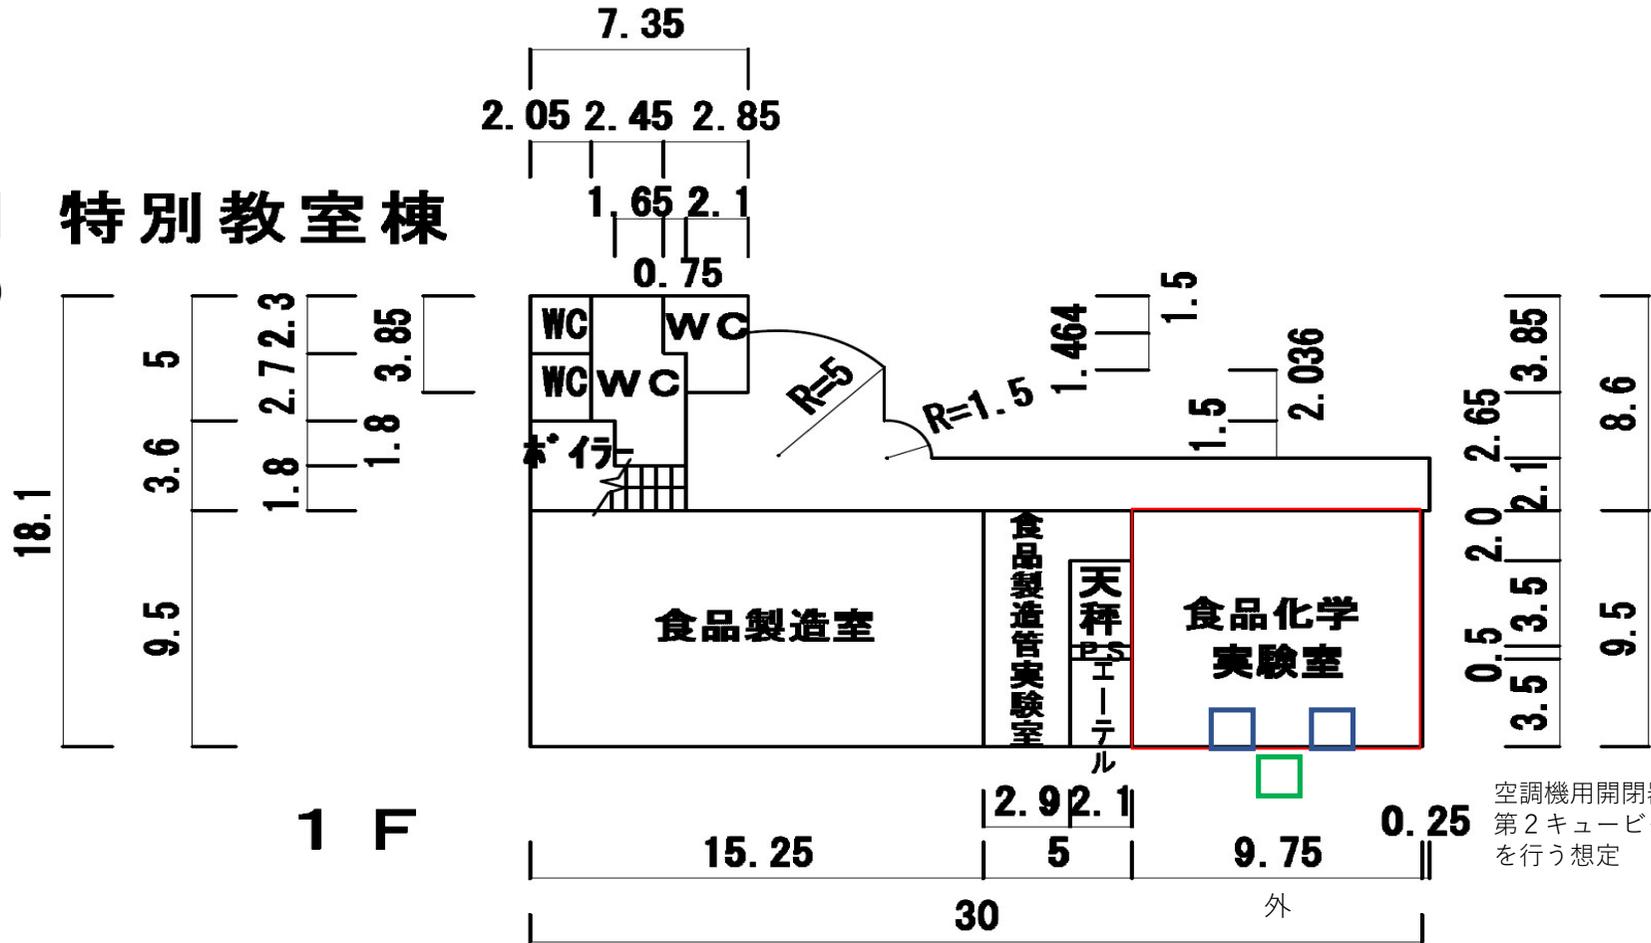

空調機用開閉器箱を新設し  
第2キュービクルから配線配管  
を行う想定

磯城野高等学校

65 調理等実習棟

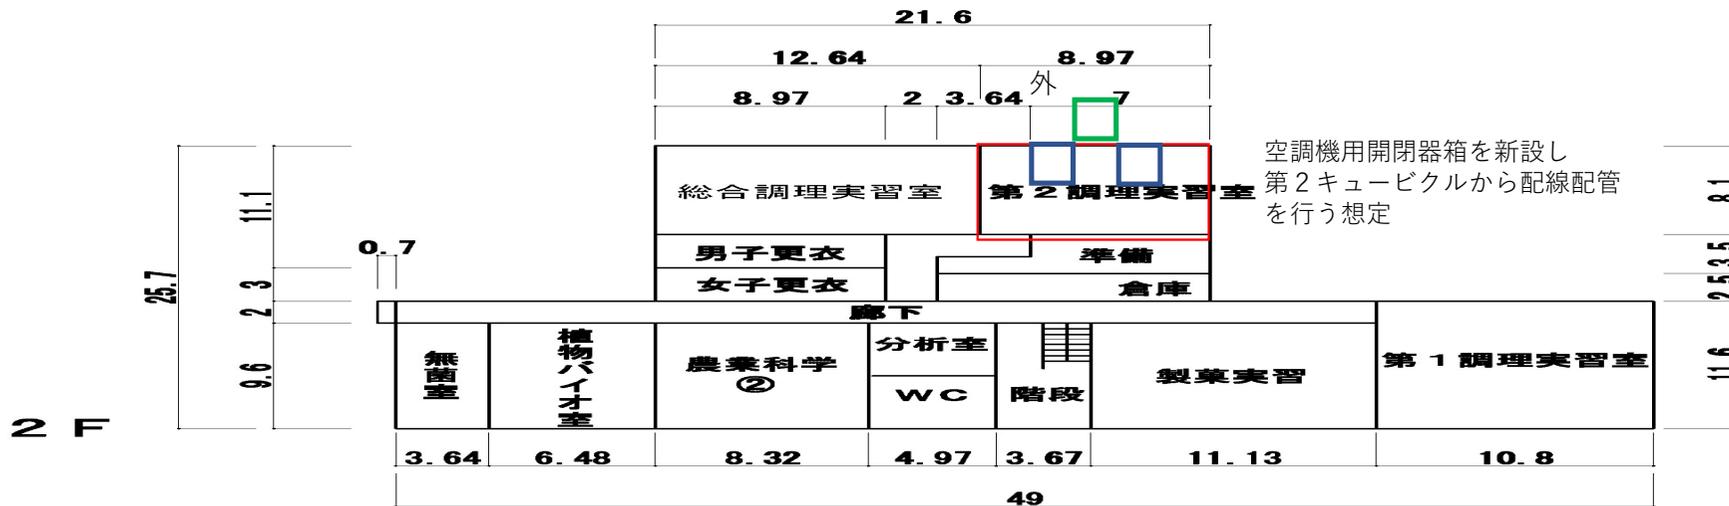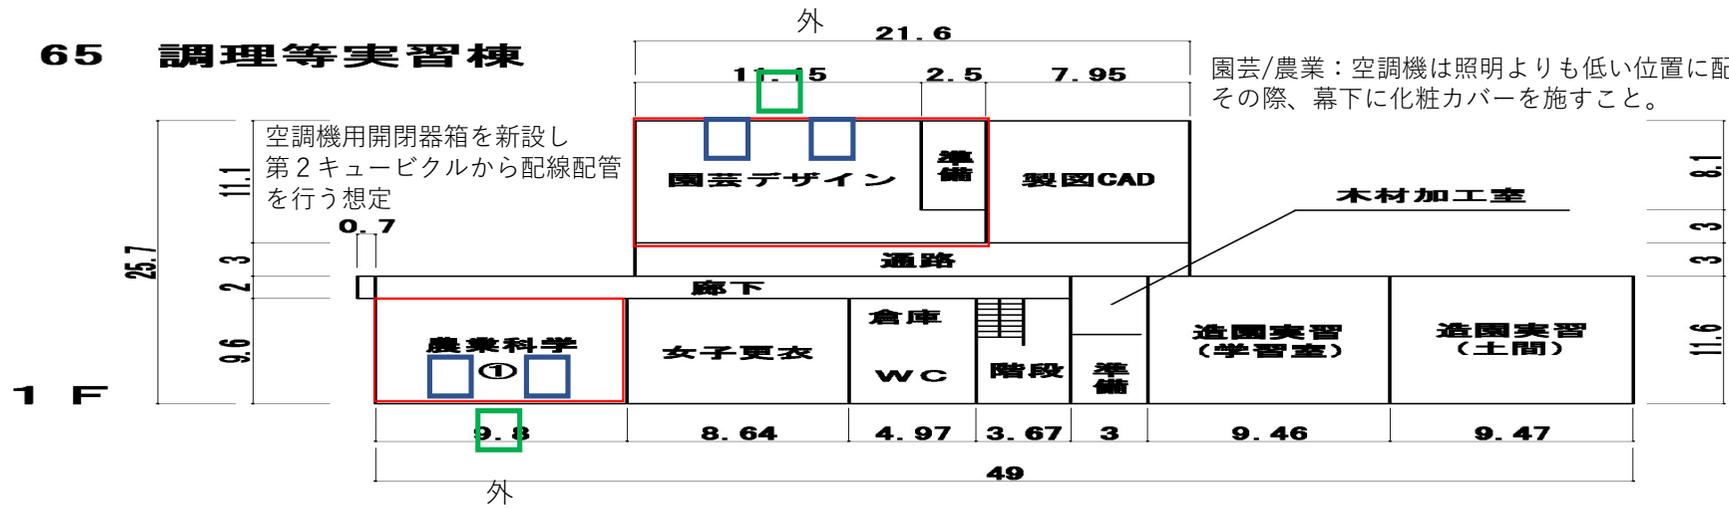

第2キュービクル→低圧動力盤内ブレーカー増設→電気配管新設→電柱立上架空配線→  
外壁経由→電気配管新設→開閉器箱

\*全施工工程については、現地確認の際に  
実際に想定を行うこと。