
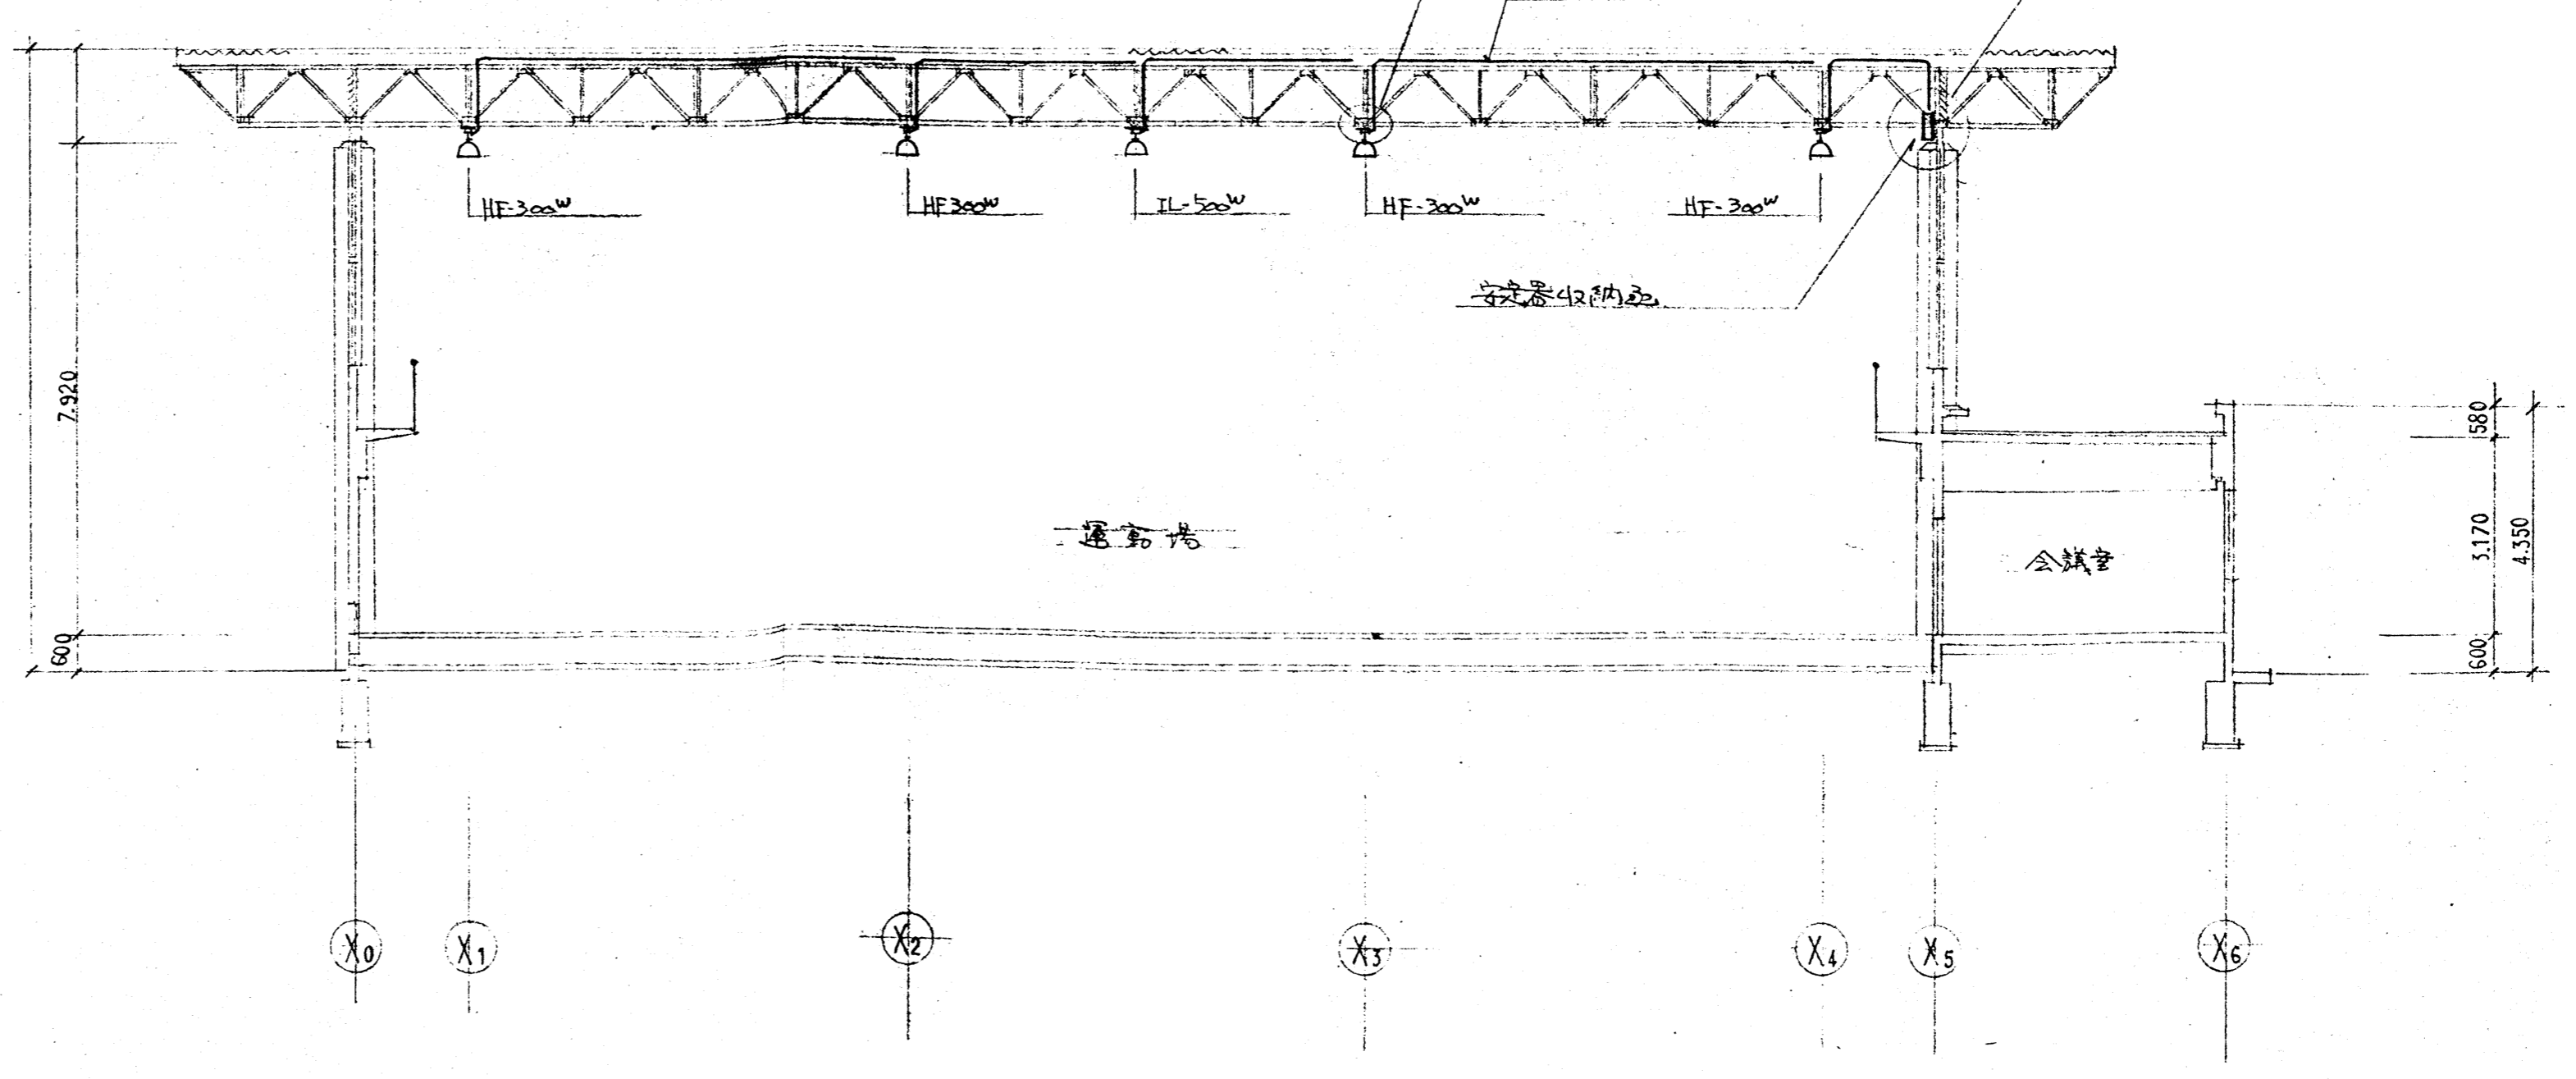
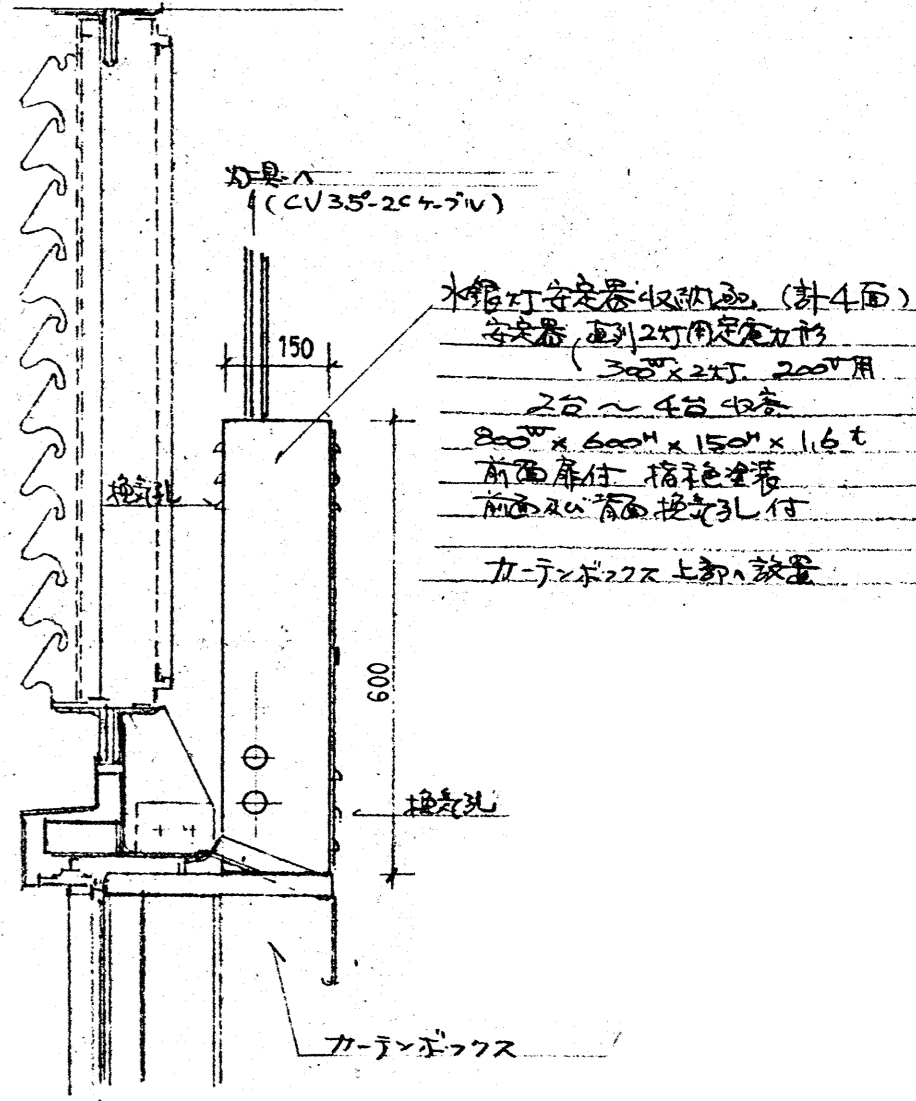
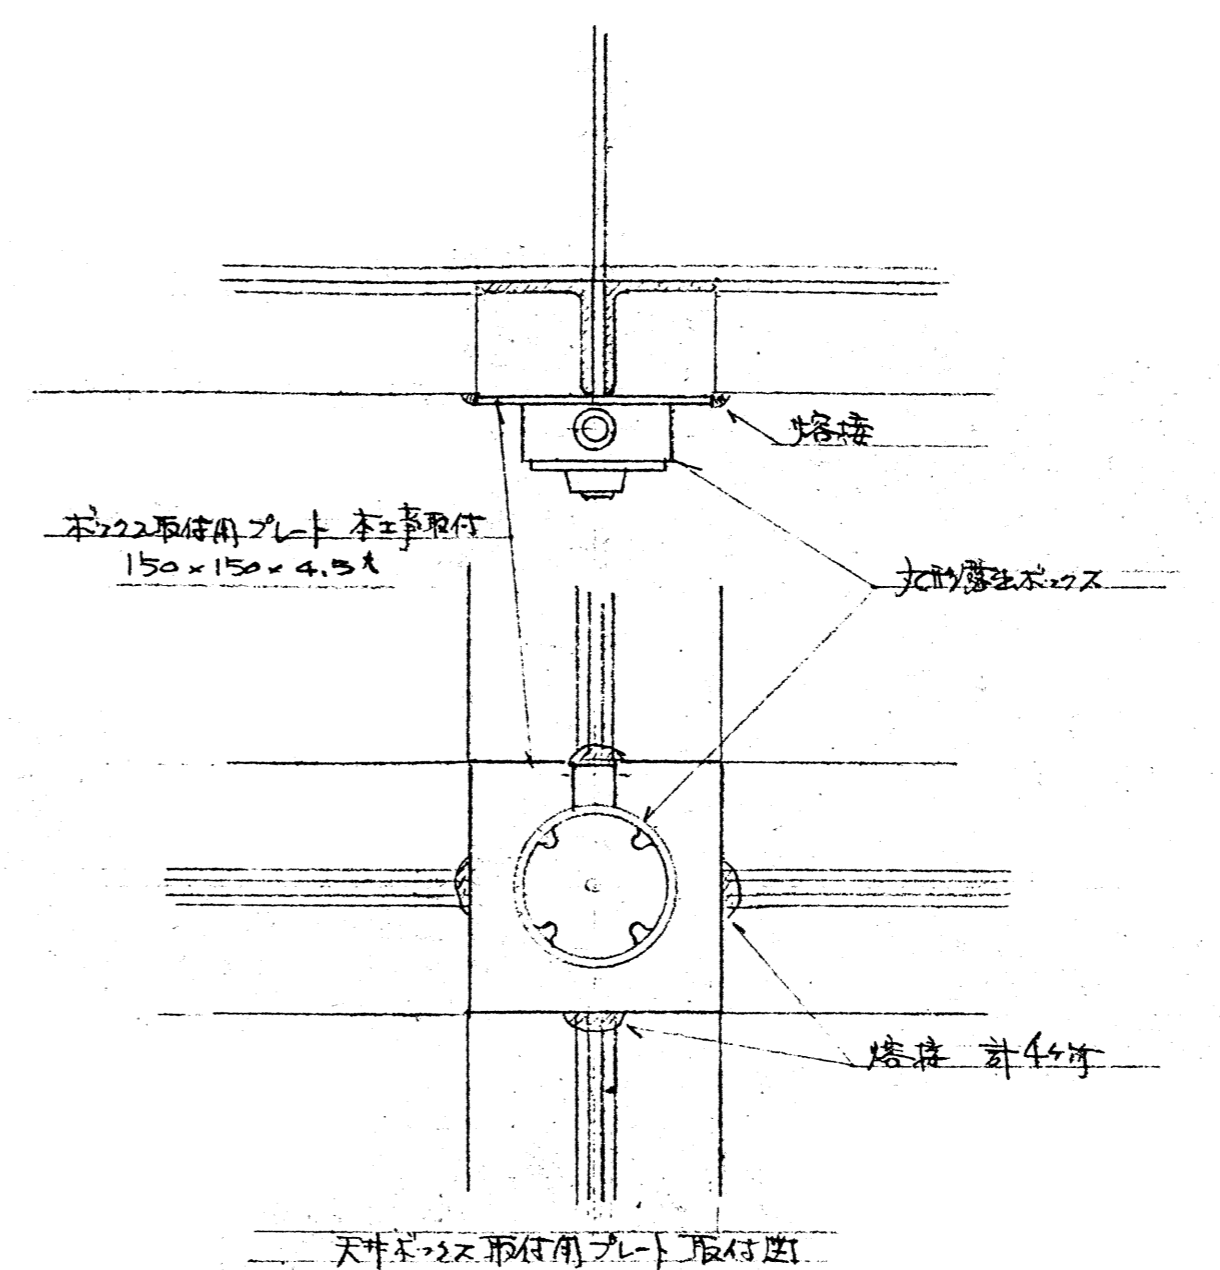





例

| 記号 | 名称 | 仕様 | 其他 |
|----|---------------------|--|--|
| ① | FL 40W x 2 | 埋込下面用 | FRS3-402RH16 |
| ② | FL 40W x 2 | 直付V型 | FSS4-402RH16 |
| ③ | FL 40W x 1 | | FSS4-401RH16 |
| ④ | FL 40W x 1 x 2 | | |
| ⑤ | FL 20W x 1 | フタ付 | FBC1-201GH16 |
| ⑥ | FCL 40W + 30W | 埋込アクリルカバー付 | FRF2A-C301GH16 |
| ⑦ | IL 60W | 埋込ダウンライト (直付) | ILF3A-60 |
| ⑧ | IL 40W | | IRS1-40 |
| ⑨ | IL 40W | 防水型フタ付 (コック付) | ISC2MP-40 |
| ⑩ | 避難口誘導灯 | 中壁 埋込 防塵カバー付 | SH1-FBF10-201 防塵カバー付 |
| ⑪ | IL 500W (220V) | 直付セト付 防塵カバー付 | ISR1W-500 |
| ⑫ | HF 300W | | ISR1W-300 |
| ⑬ | 水銀灯安定器収納箱 (避難経路通過用) | 600 x 800 x 150 (水銀灯安定器 HF-300W 直付2灯用定電圧形 200V用) | |
| ⑭ | 天井取替金具 | (機械設備に取付) | |
| ● | スイッチ | 埋込連動型 1P10A | |
| ○ | パイロットランプ | | |
| ◎ | コンセント | 2P15A X 2口 | |
| ■ | 分電盤 | 壁掛型 | |
| □ | 非常警報装置 (複合装置) | 埋込型 | 700V BCF-7002 型 又は同等品推奨 押入タイプ 表示灯 非常電源取付一式付 |
| ⊙ | 底管用アクリル板 | 直付 1.5mm厚付 | |
| ⊚ | 引込端子箱 | (埋込) | 本体にインストラ付 |
| △ | 増倍器 | 卓上形出力600W AM用タイプ付 | TA-60RZ 型 又は同等品推奨 マイクアンプ用タイプ付 TA-20012 型 TA-20015 型 TA-600H-ST-501 型 |
| ◇ | スピーカー | ワイドレンジ型 出力100W | CS-17L 型 又は同等品推奨 |
| ● | スピーカー用予備ボックス | (音孔付) | |
| ⊠ | プレボックス | | |
| — | 配管配線 (天井) | パイプ配入型配管配線 (1.6 x 1.9) と対応 | |
| — | | (床) | |
| — | | (廊下配線) | 天井線管部分 CV3.5-2C 対応 |
| — | 地中埋設配線 | | |
| — | 空配管 (吹出管) | 1.6 x 1.6 被覆鉄線管挿入 | |

分電盤 回路図

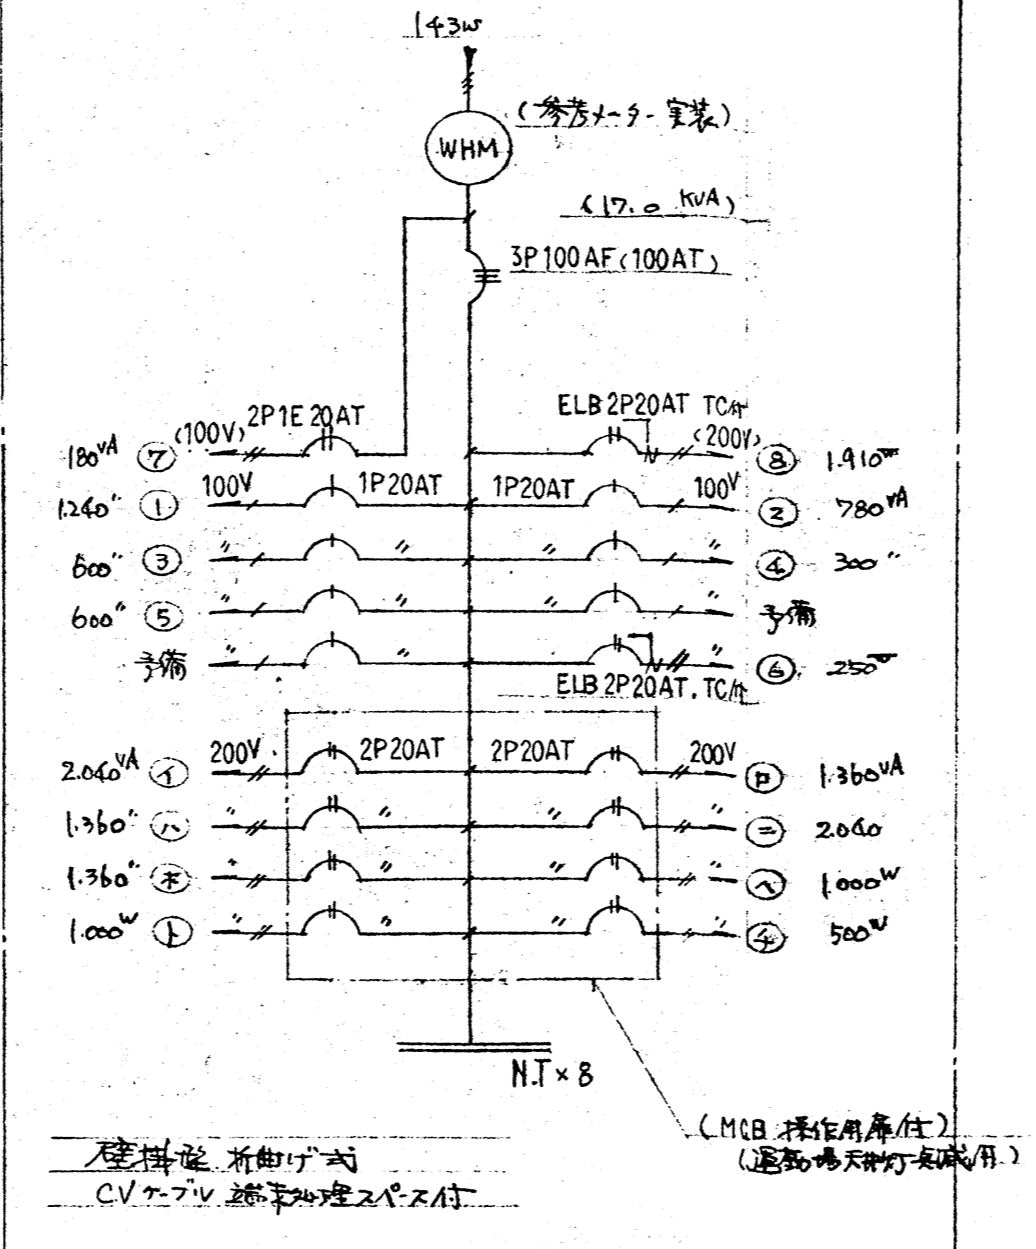


断面図 1/100

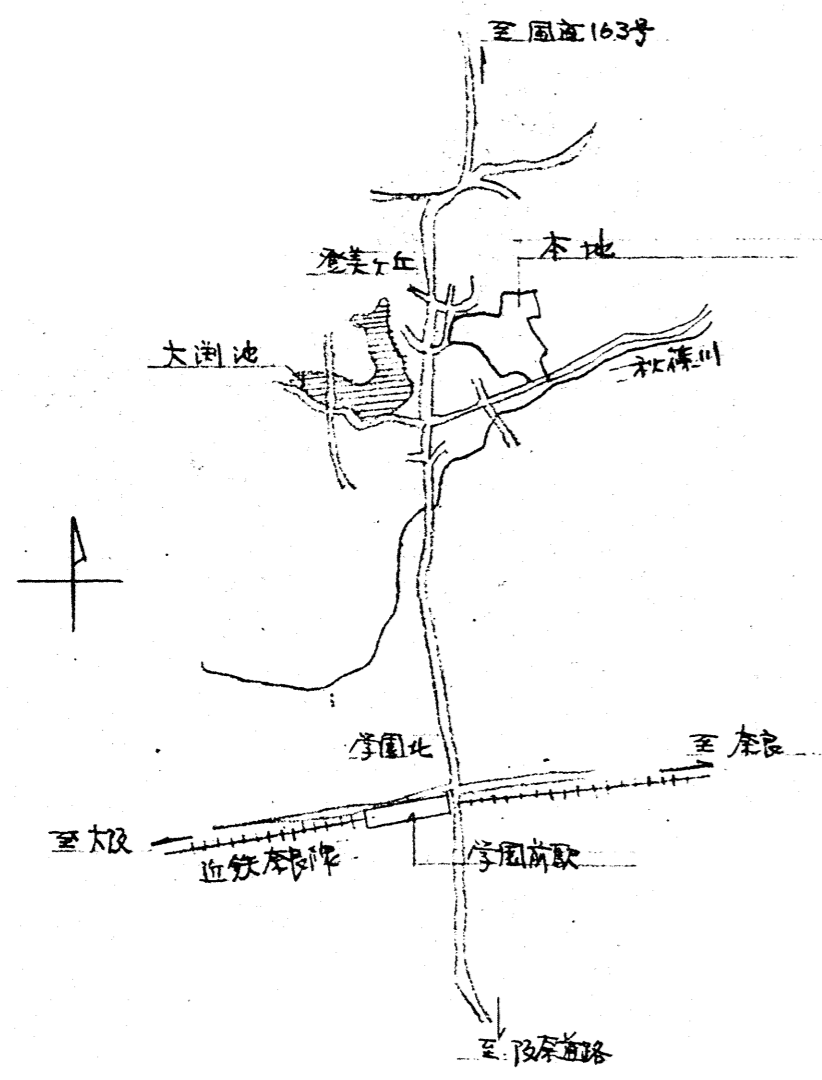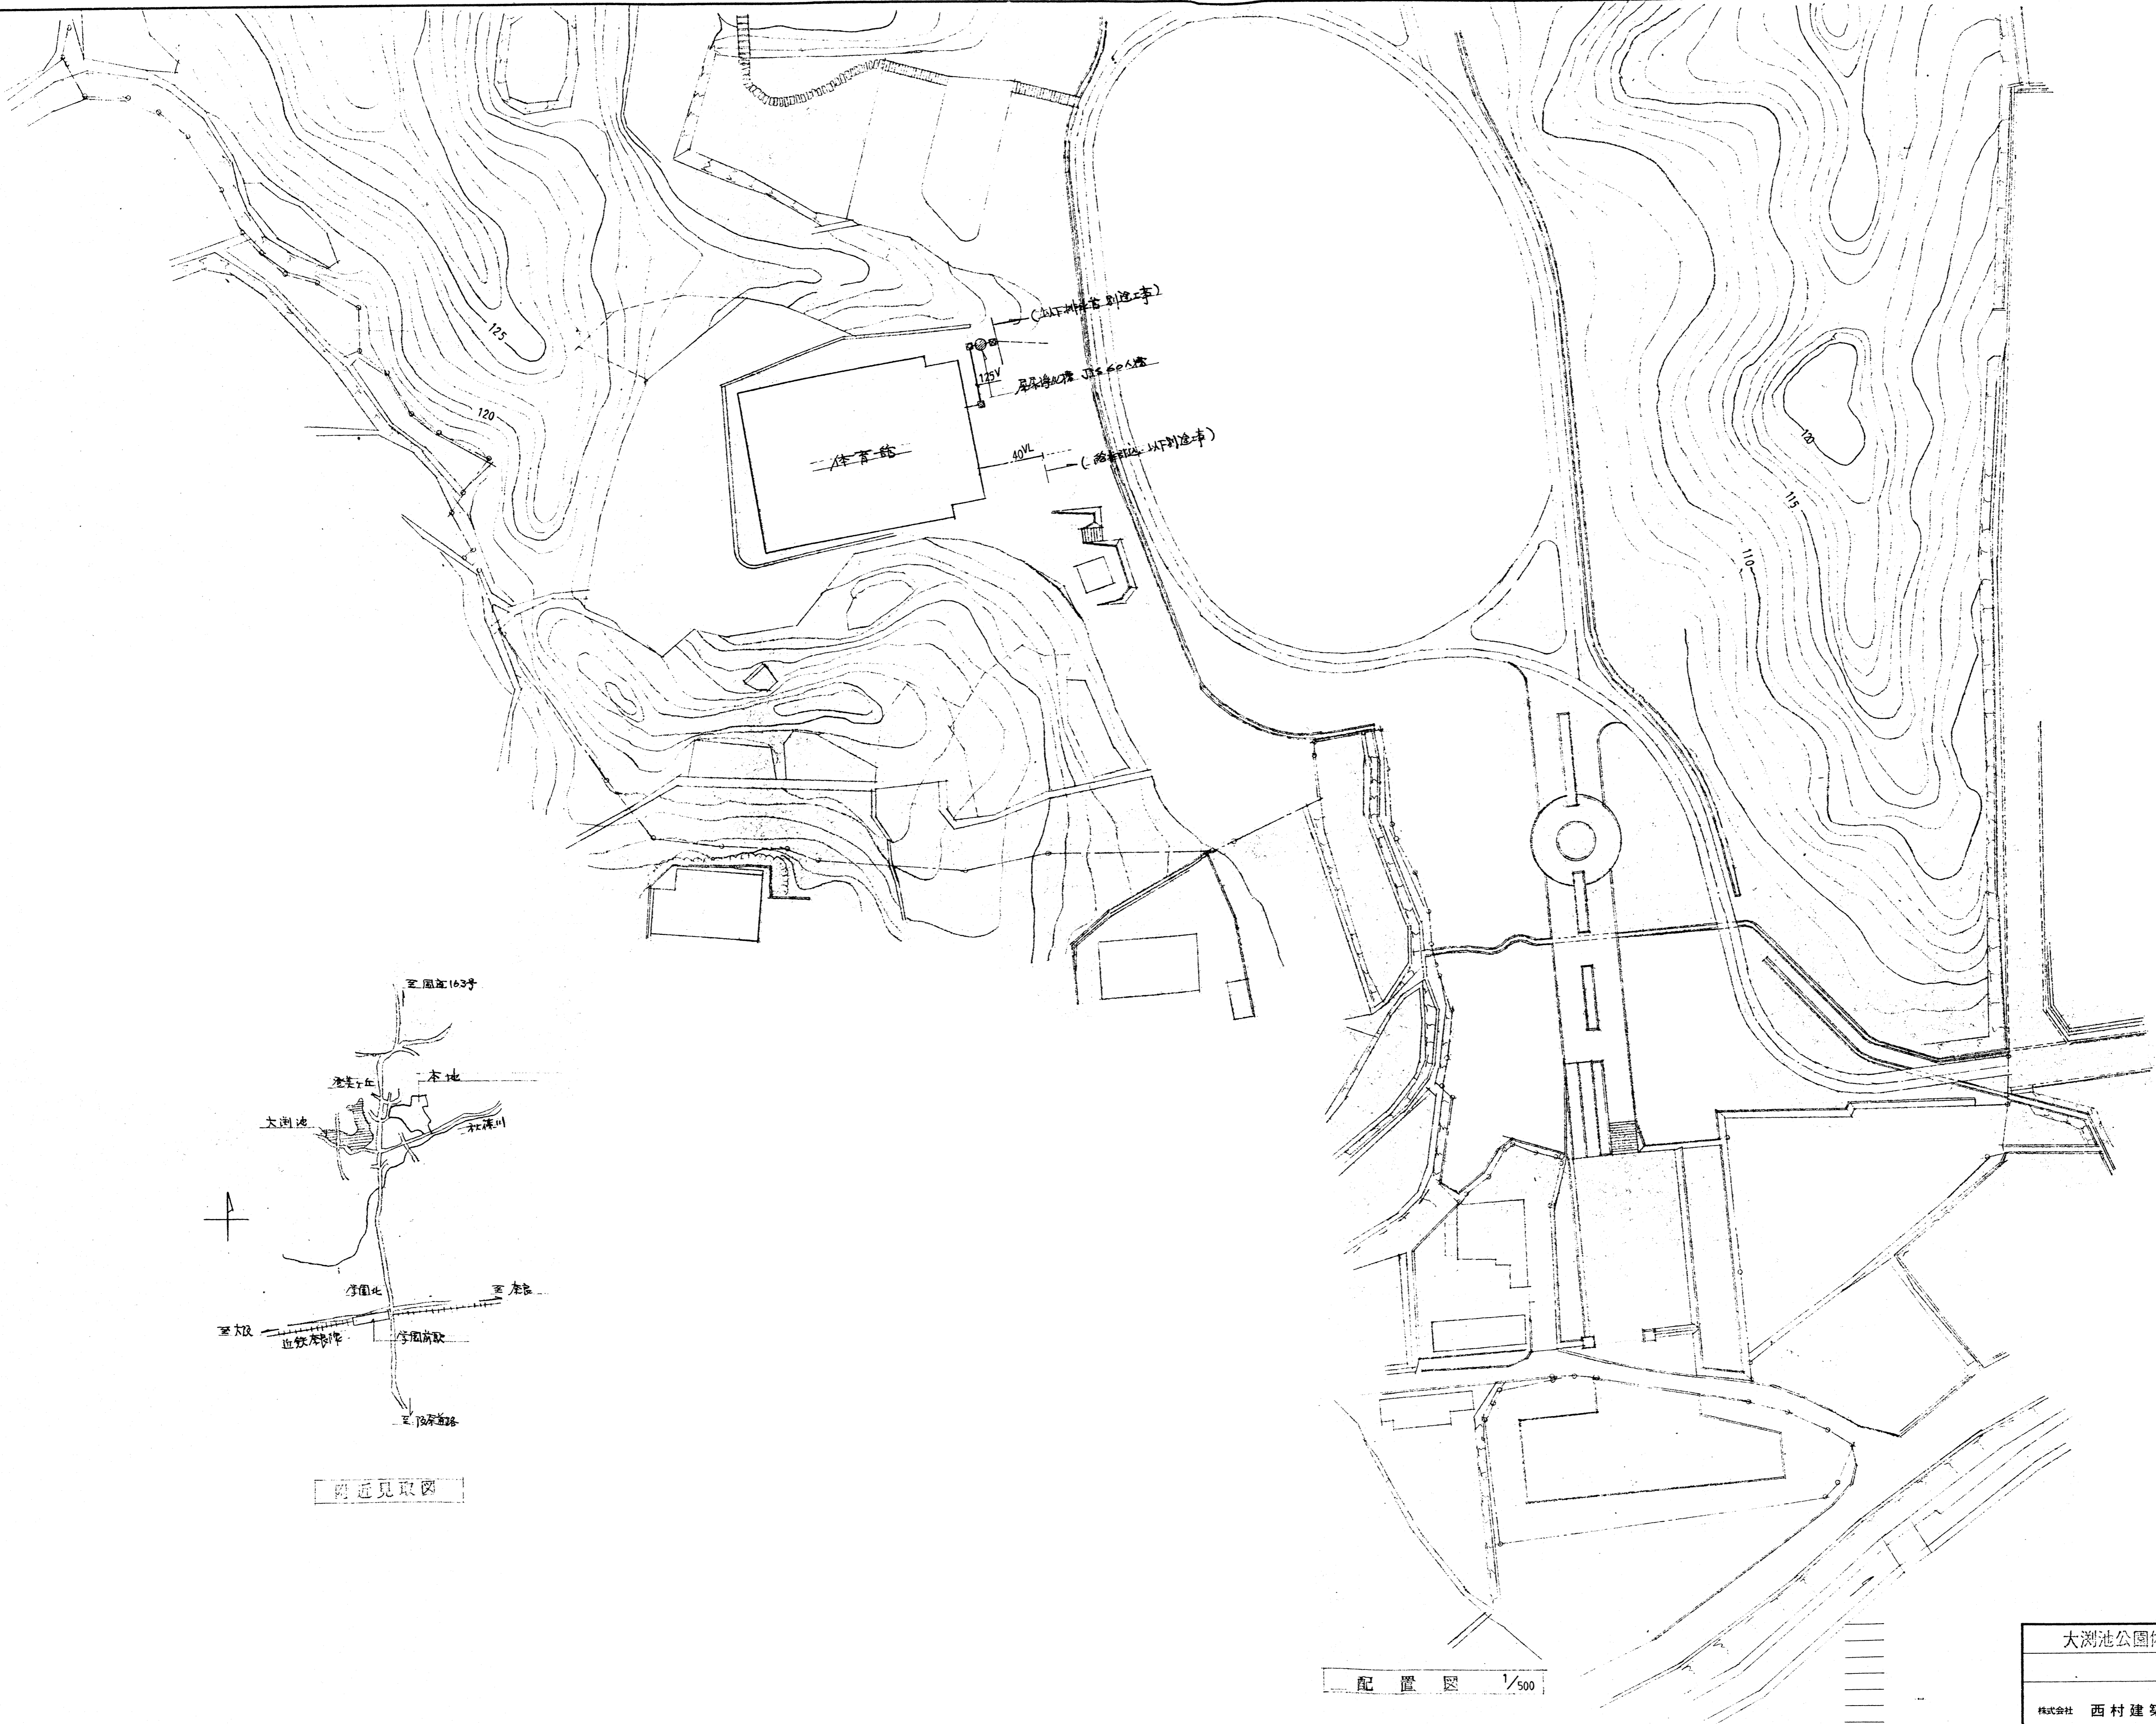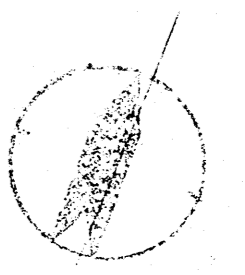

配置図 1/500

| | | | |
|----------------|----------|----------|------|
| 大洲池公園体育館新築工事 | | 附近見取図 | |
| | | 年月日 53.5 | |
| 株式会社 西村建築設計事務所 | 縮尺 1/500 | 図面番号 | -402 |

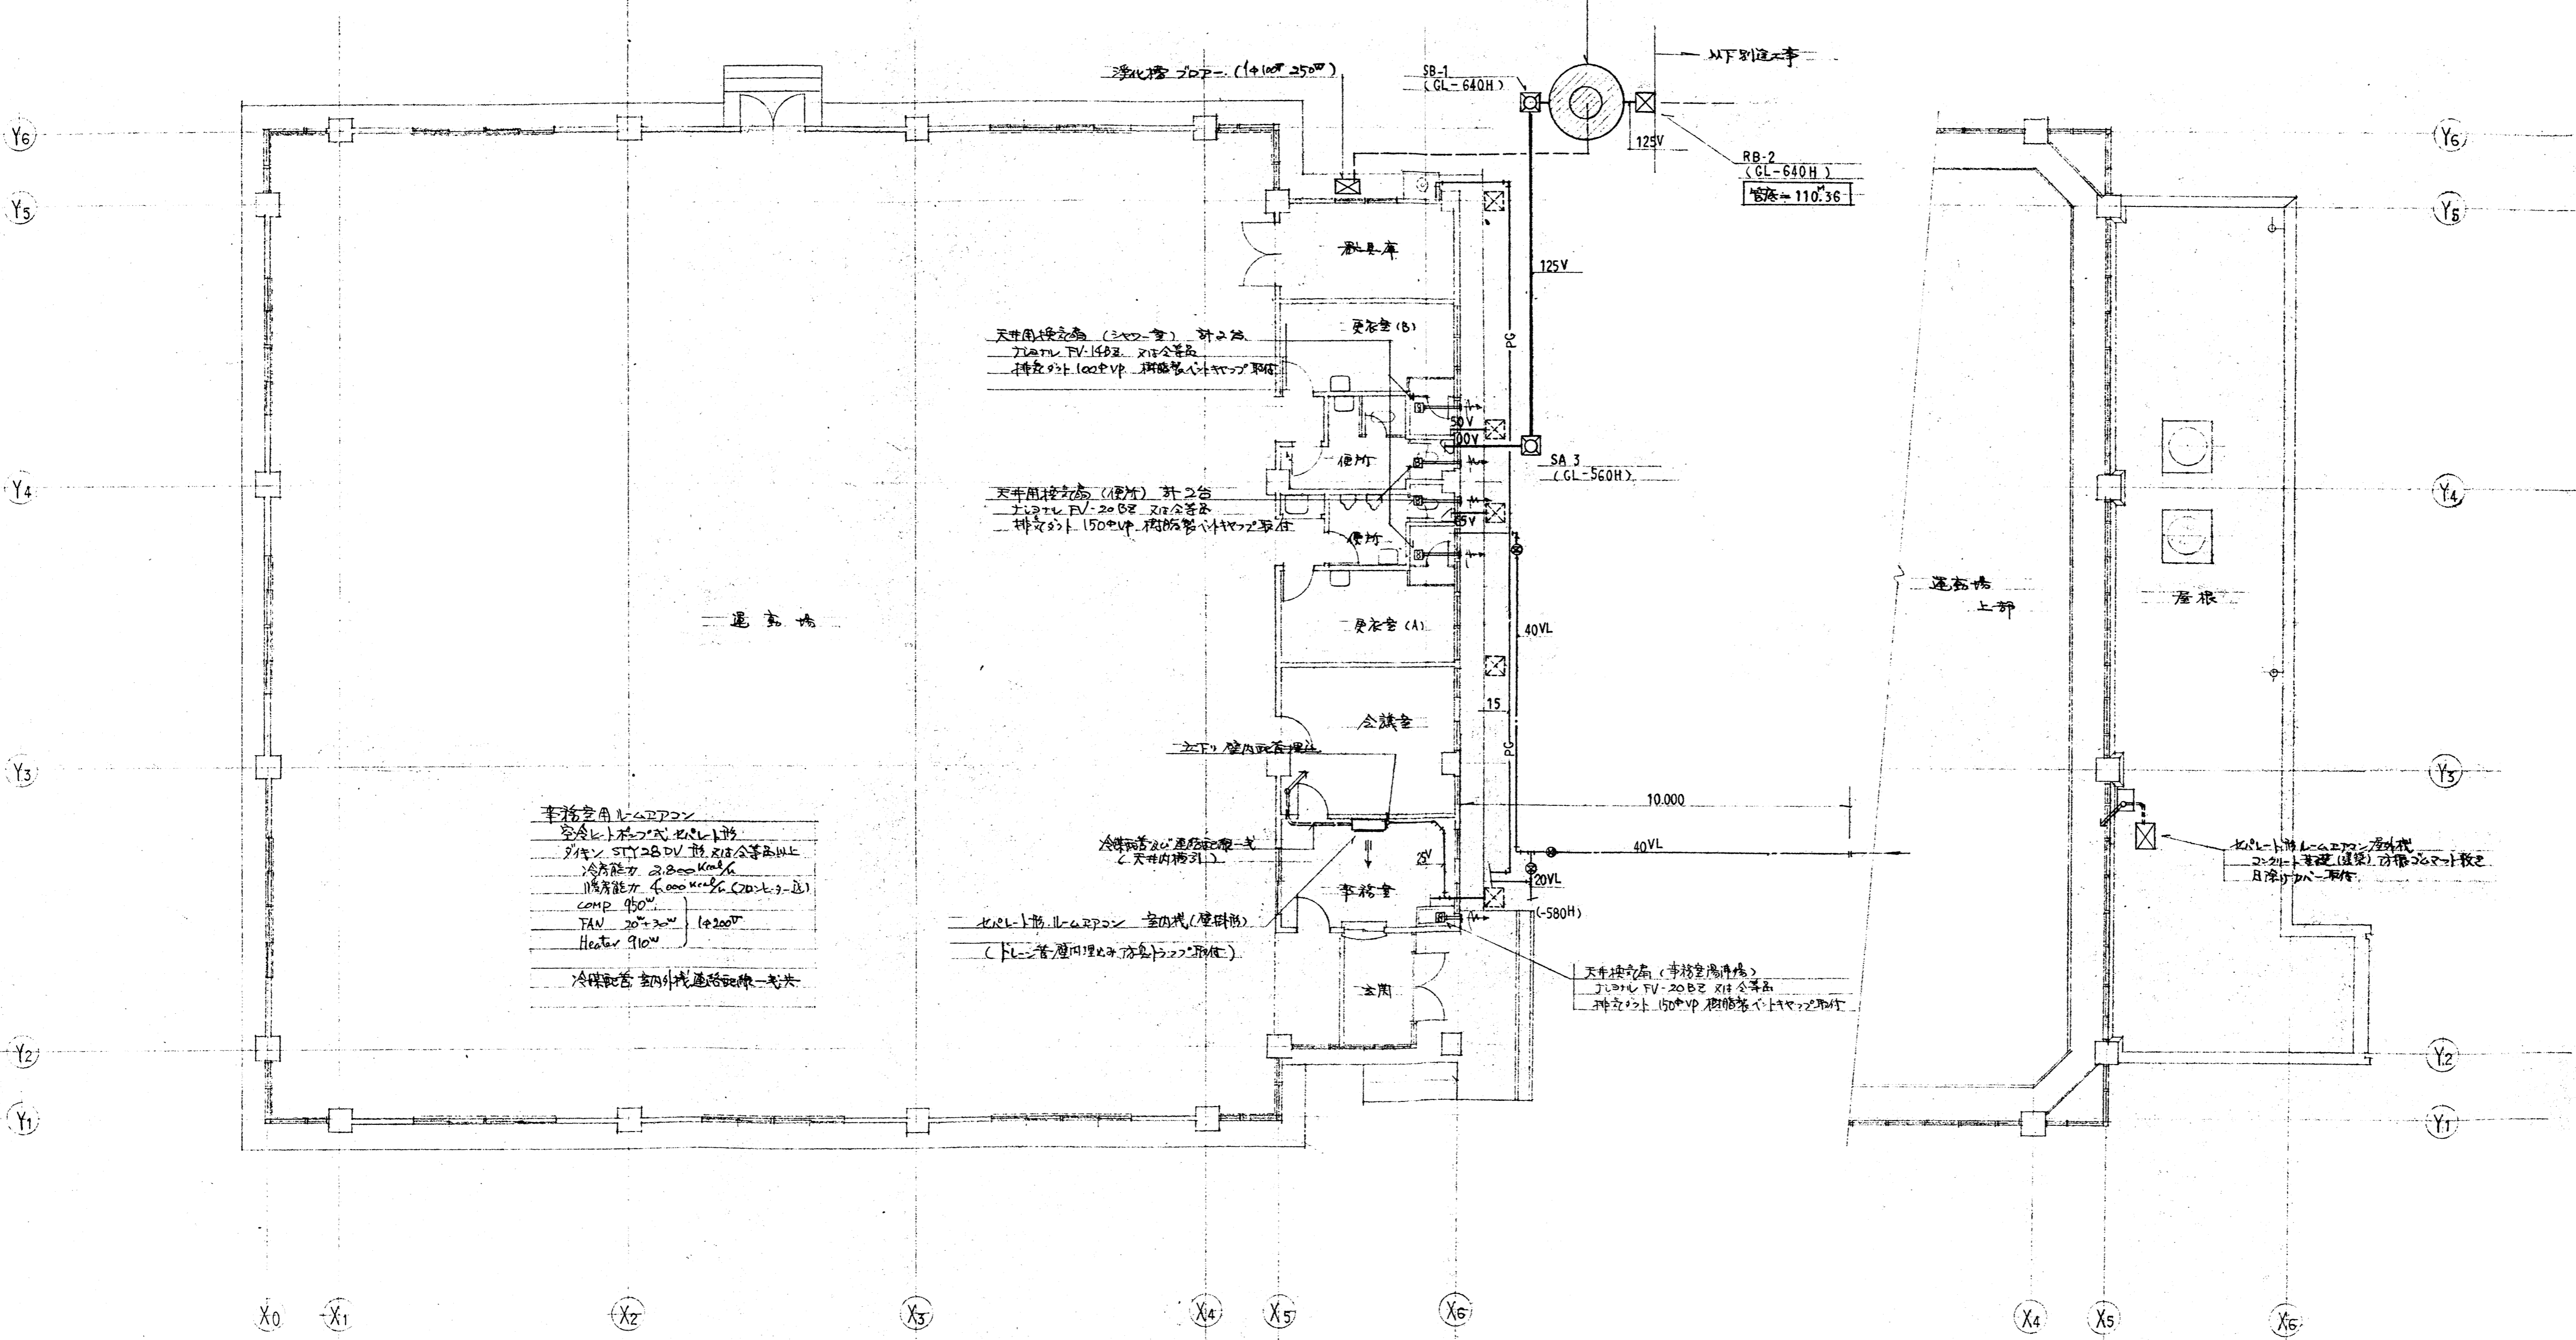


事務室用ヒートポンプ
 完全ヒートポンプヒートポンプ
 型番 STY2B DV 型 218公容量以上
 冷房能力 2200kWh
 暖房能力 4000kWh (COP1.3以上)
 COMP 950W
 TAN 20~30℃ (1200W)
 Heater 910W
 冷暖配管 室内配管はすべて銅管

一階平面図 1/100


屋根平面図 1/100

| | | | |
|----------------|----------|--------|------|
| 大湖公園体育館新築工事 | | 給排水設備図 | |
| | | 冷暖房設備図 | |
| 株式会社 西村建築設計事務所 | 縮尺 1/100 | 年月日 | 53.5 |
| | 図面番号 | | -403 |

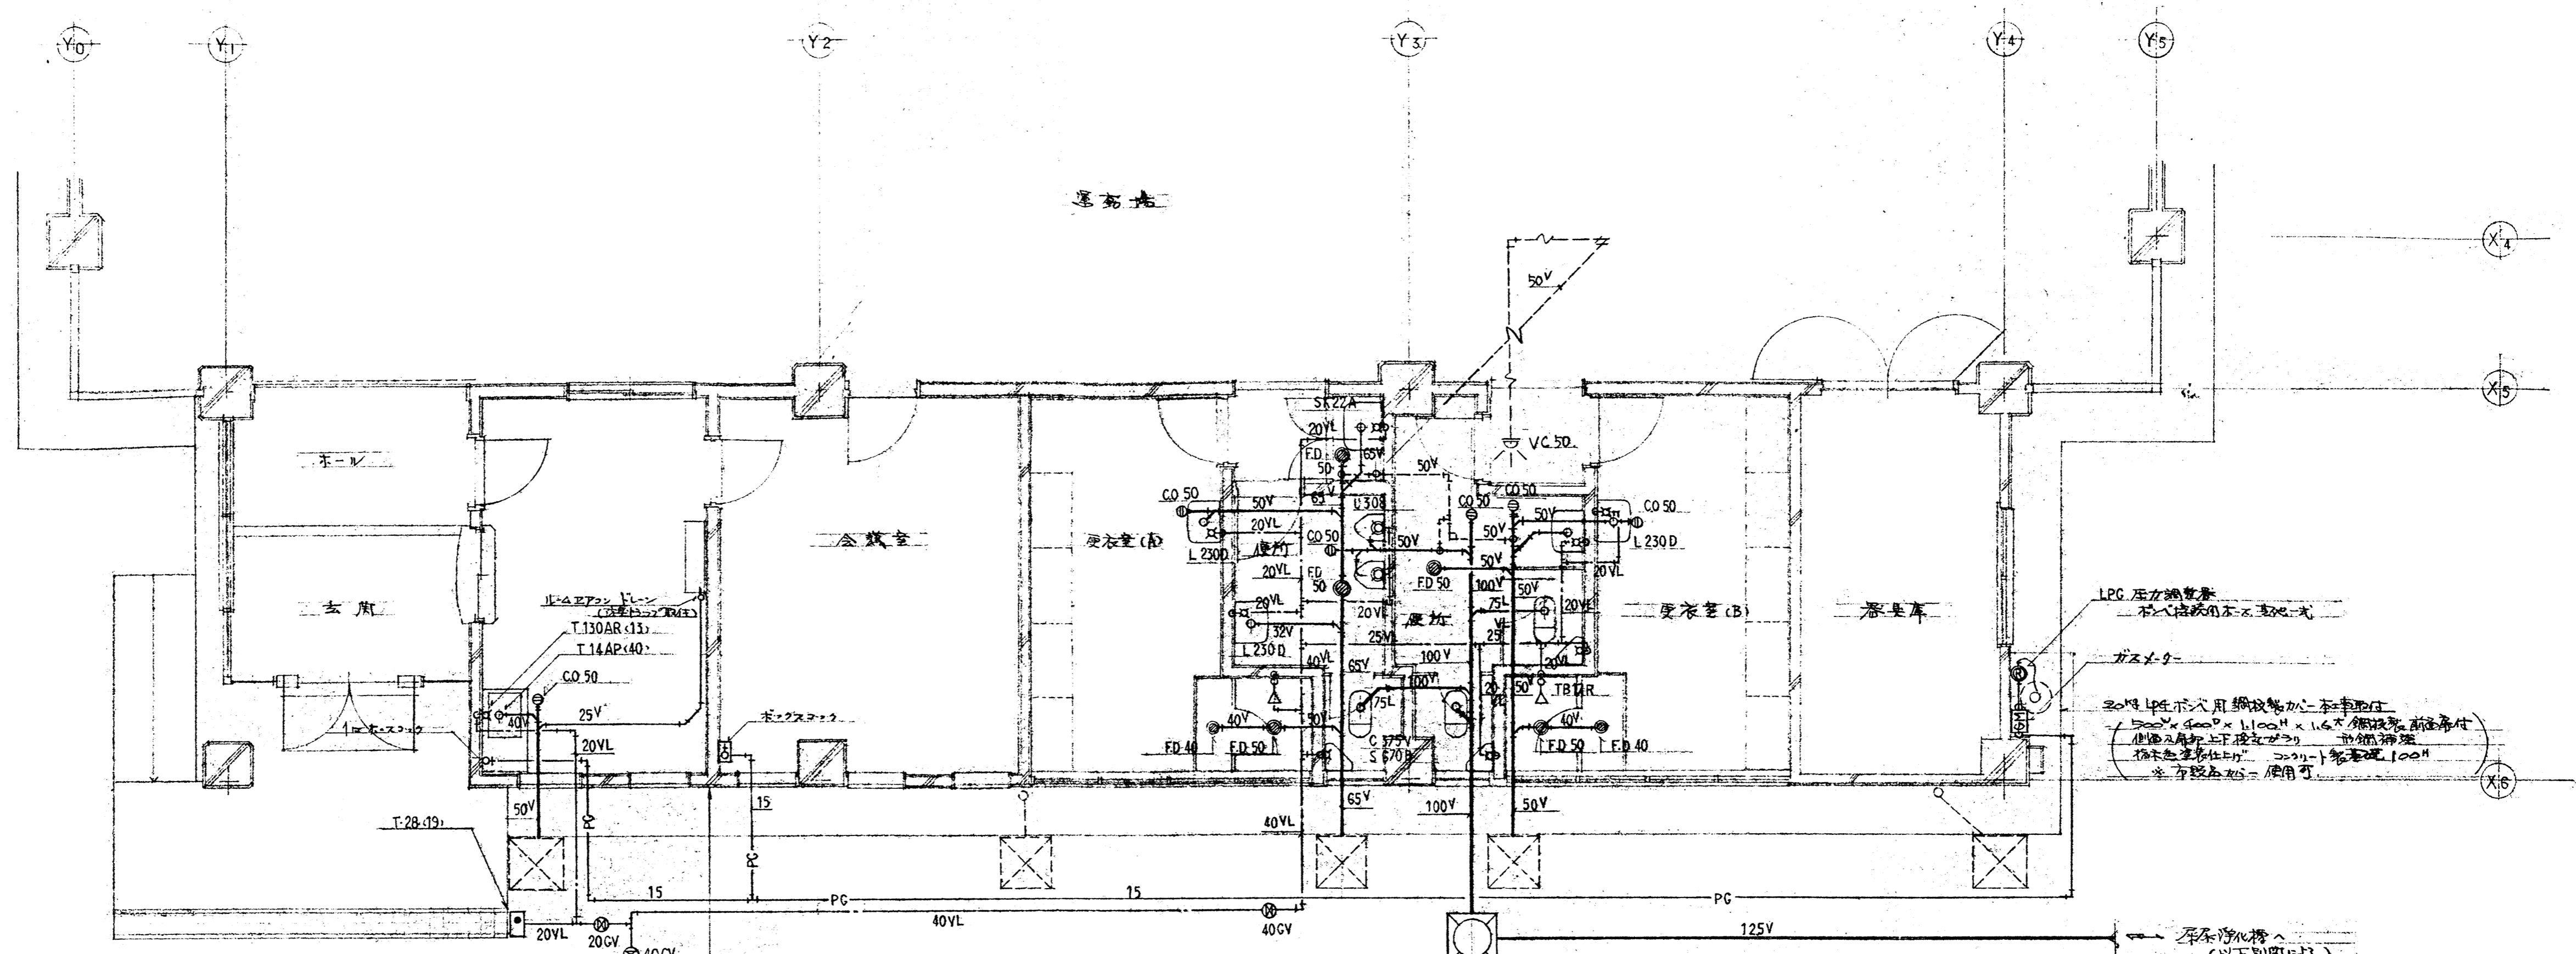

平面詳細図 1/50

| 名称 | 数量 | 附属品其他 | 手箱室 | 金銭室 | 更衣室A | 更衣室B | 女廁 | 洗面室 | 外計 | 計 |
|------|--------------|---|-----|-----|------|------|----|-----|----|---|
| 洗面器 | L 230D | T210 T4A T6P T9RAY T8CAY S-3 TS118AS-3 | | | 1 | | 1 | 1 | | 4 |
| 排水機 | SK 22A | T23AE19 T37SM TK22 T9RAY | | | | | 1 | | | 1 |
| 大便器 | C 375V | S670B T82C32 TS571D T56H5 TS670EZ TS670ZYR TS116RAY | | | | | 1 | 2 | | 3 |
| 小便器 | U 308 | T60P T62-16 T64FWM | | | | 2 | | | | 2 |
| シャワー | TB17R (13) | TGB9KA 13 | | | 1 | | | 1 | | 2 |
| 浴槽 | T-130AR (13) | | 1 | | | | | | | 1 |
| 流す機 | T-14AP (40) | | 1 | | | | | | | 1 |
| 存水栓 | FD 50 T5A | | | | 1 | 2 | 1 | 1 | | 5 |
| | FD 40 T5A | | | | 1 | | | 1 | | 2 |
| 掃除口 | CO-A 50 | 掃除機BOX付 | 1 | | 1 | 1 | 2 | 1 | | 6 |
| ガス口 | 1口 | LPG用 | 1 | | | | | | | 1 |
| | 1口 茶ワスロフ | | | | 1 | | | | | 1 |

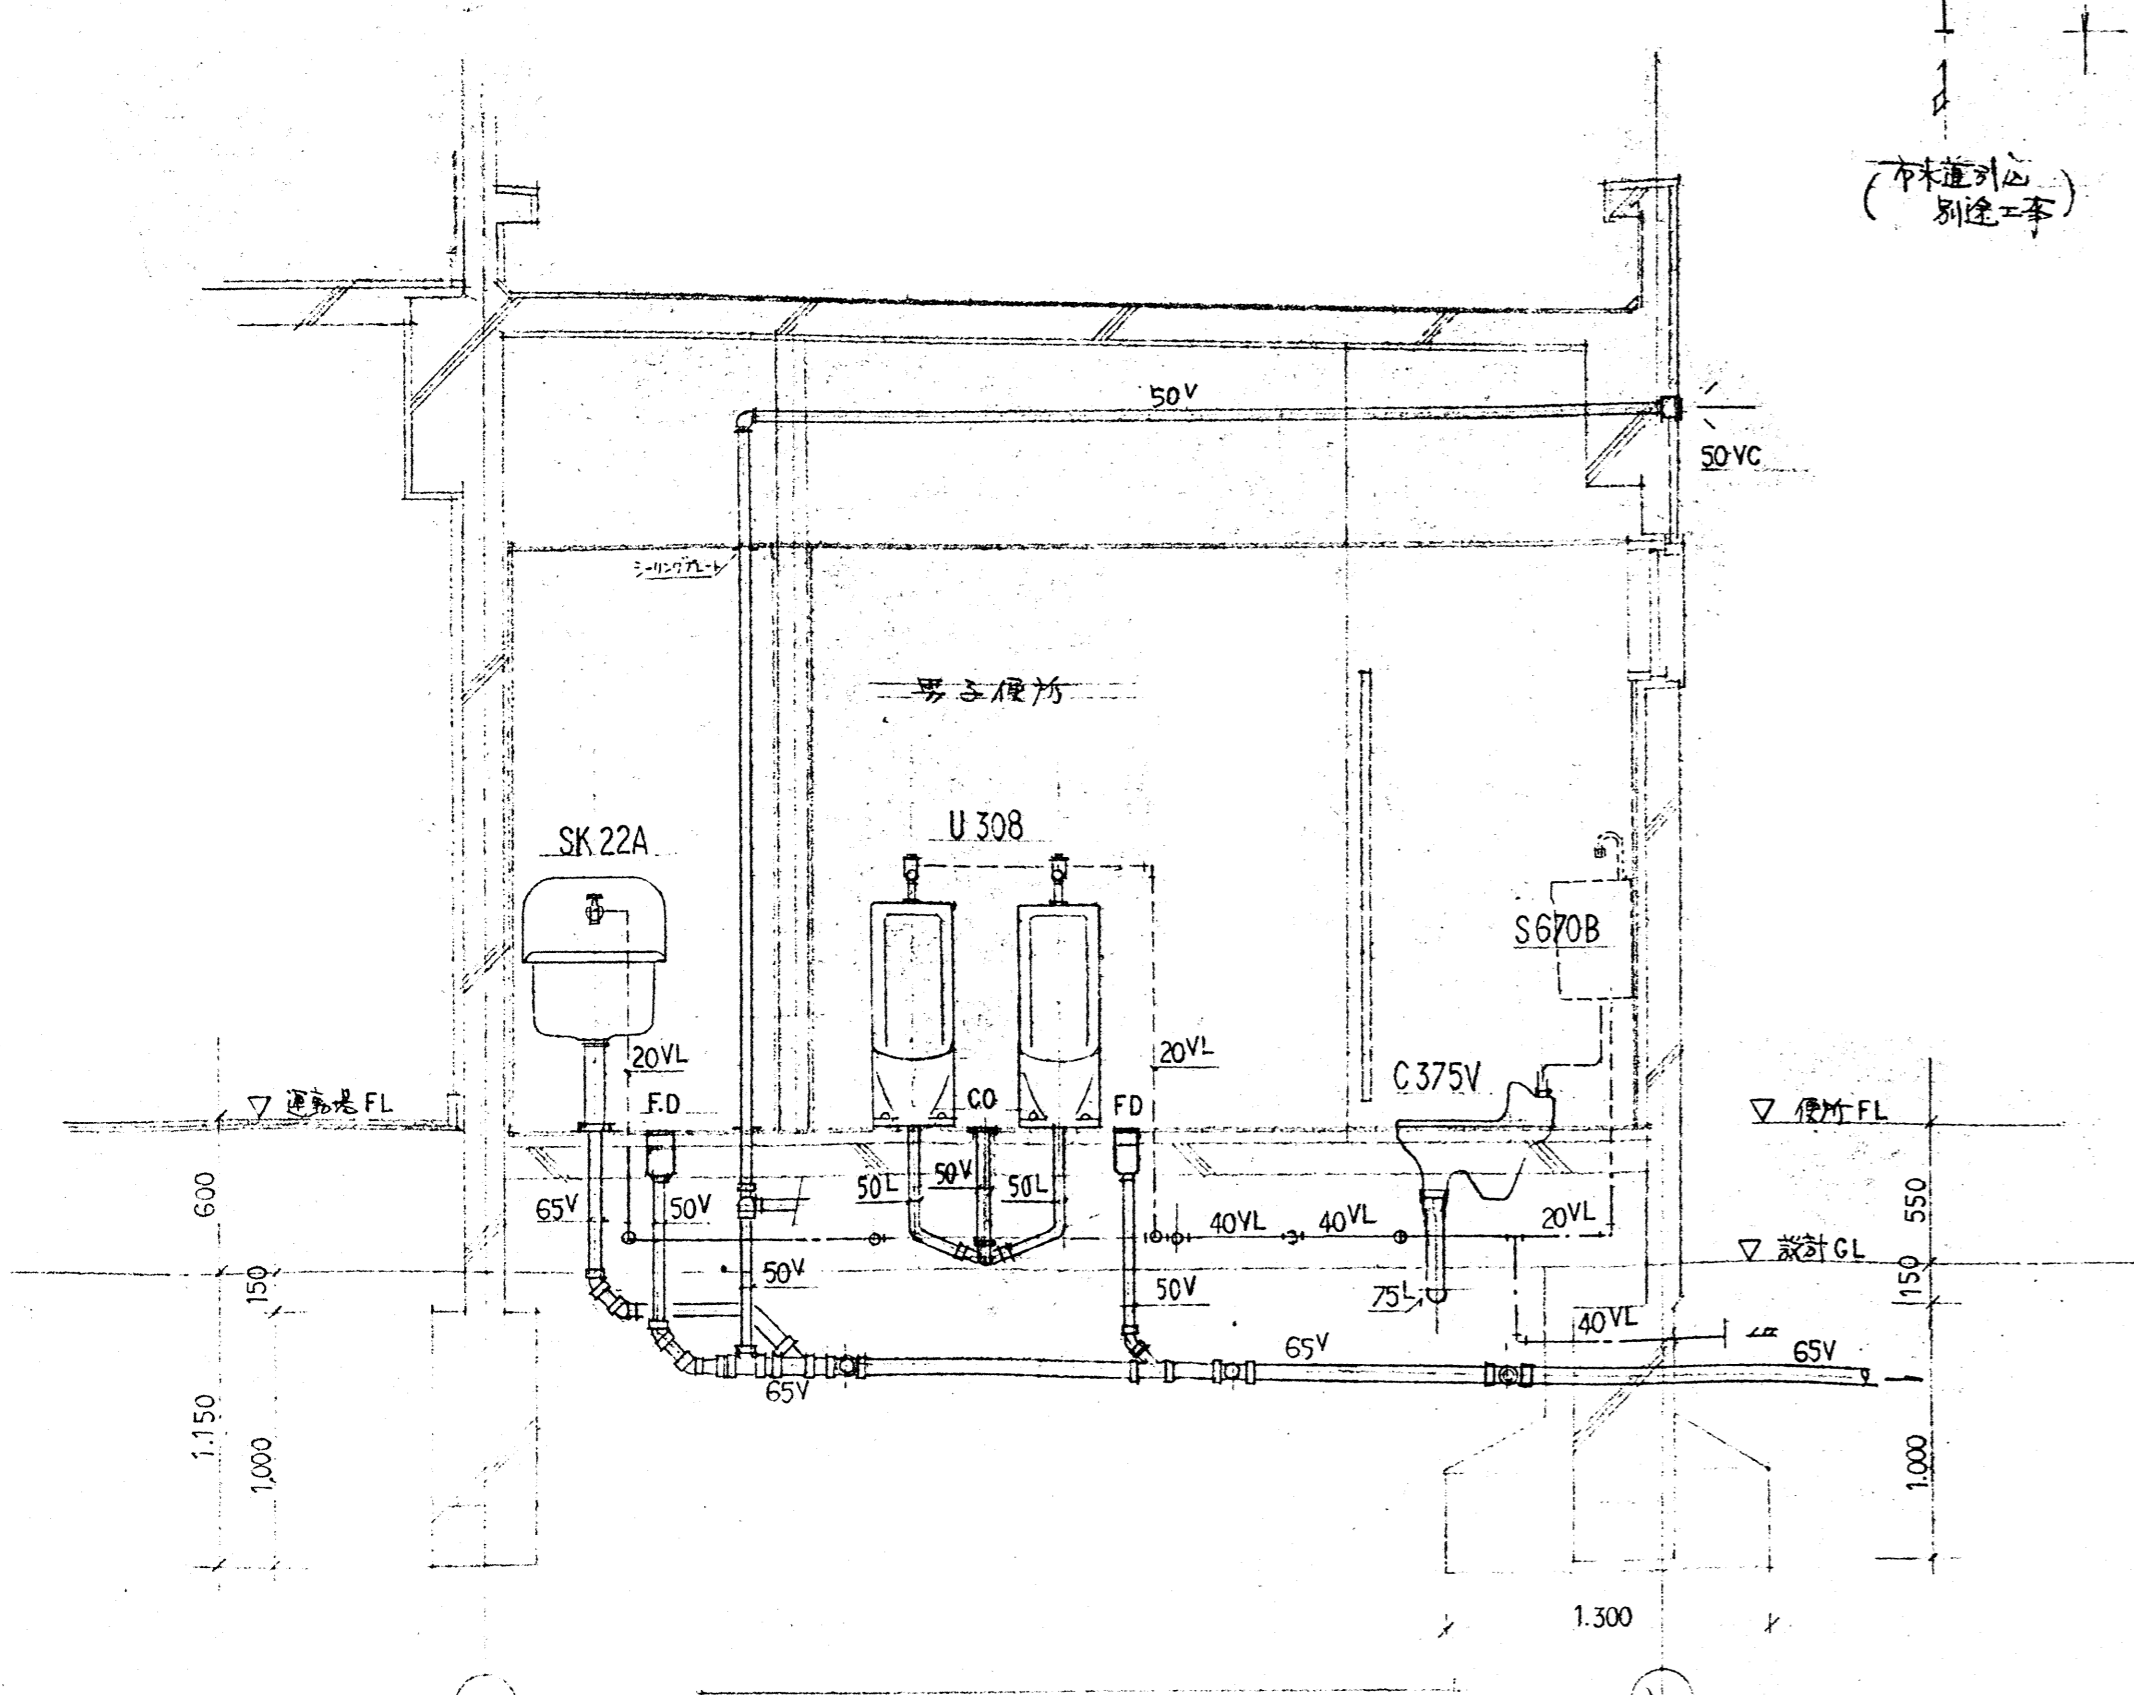

平面詳細図 1/30