


目次

岩井川ダム管理センター

図番	図面名称
01	岩井川ダム管理センター 位置図
02	岩井川ダム管理センター 電源系統図(参考図)
03	岩井川ダム管理センター 系統図(撤去)
04	岩井川ダム管理センター 敷地平面図(撤去)
05	岩井川ダム管理センター 1F 機器配置図(撤去)
06	岩井川ダム管理センター 配線系統図(撤去)


岩井川ダム管理センター 位置図

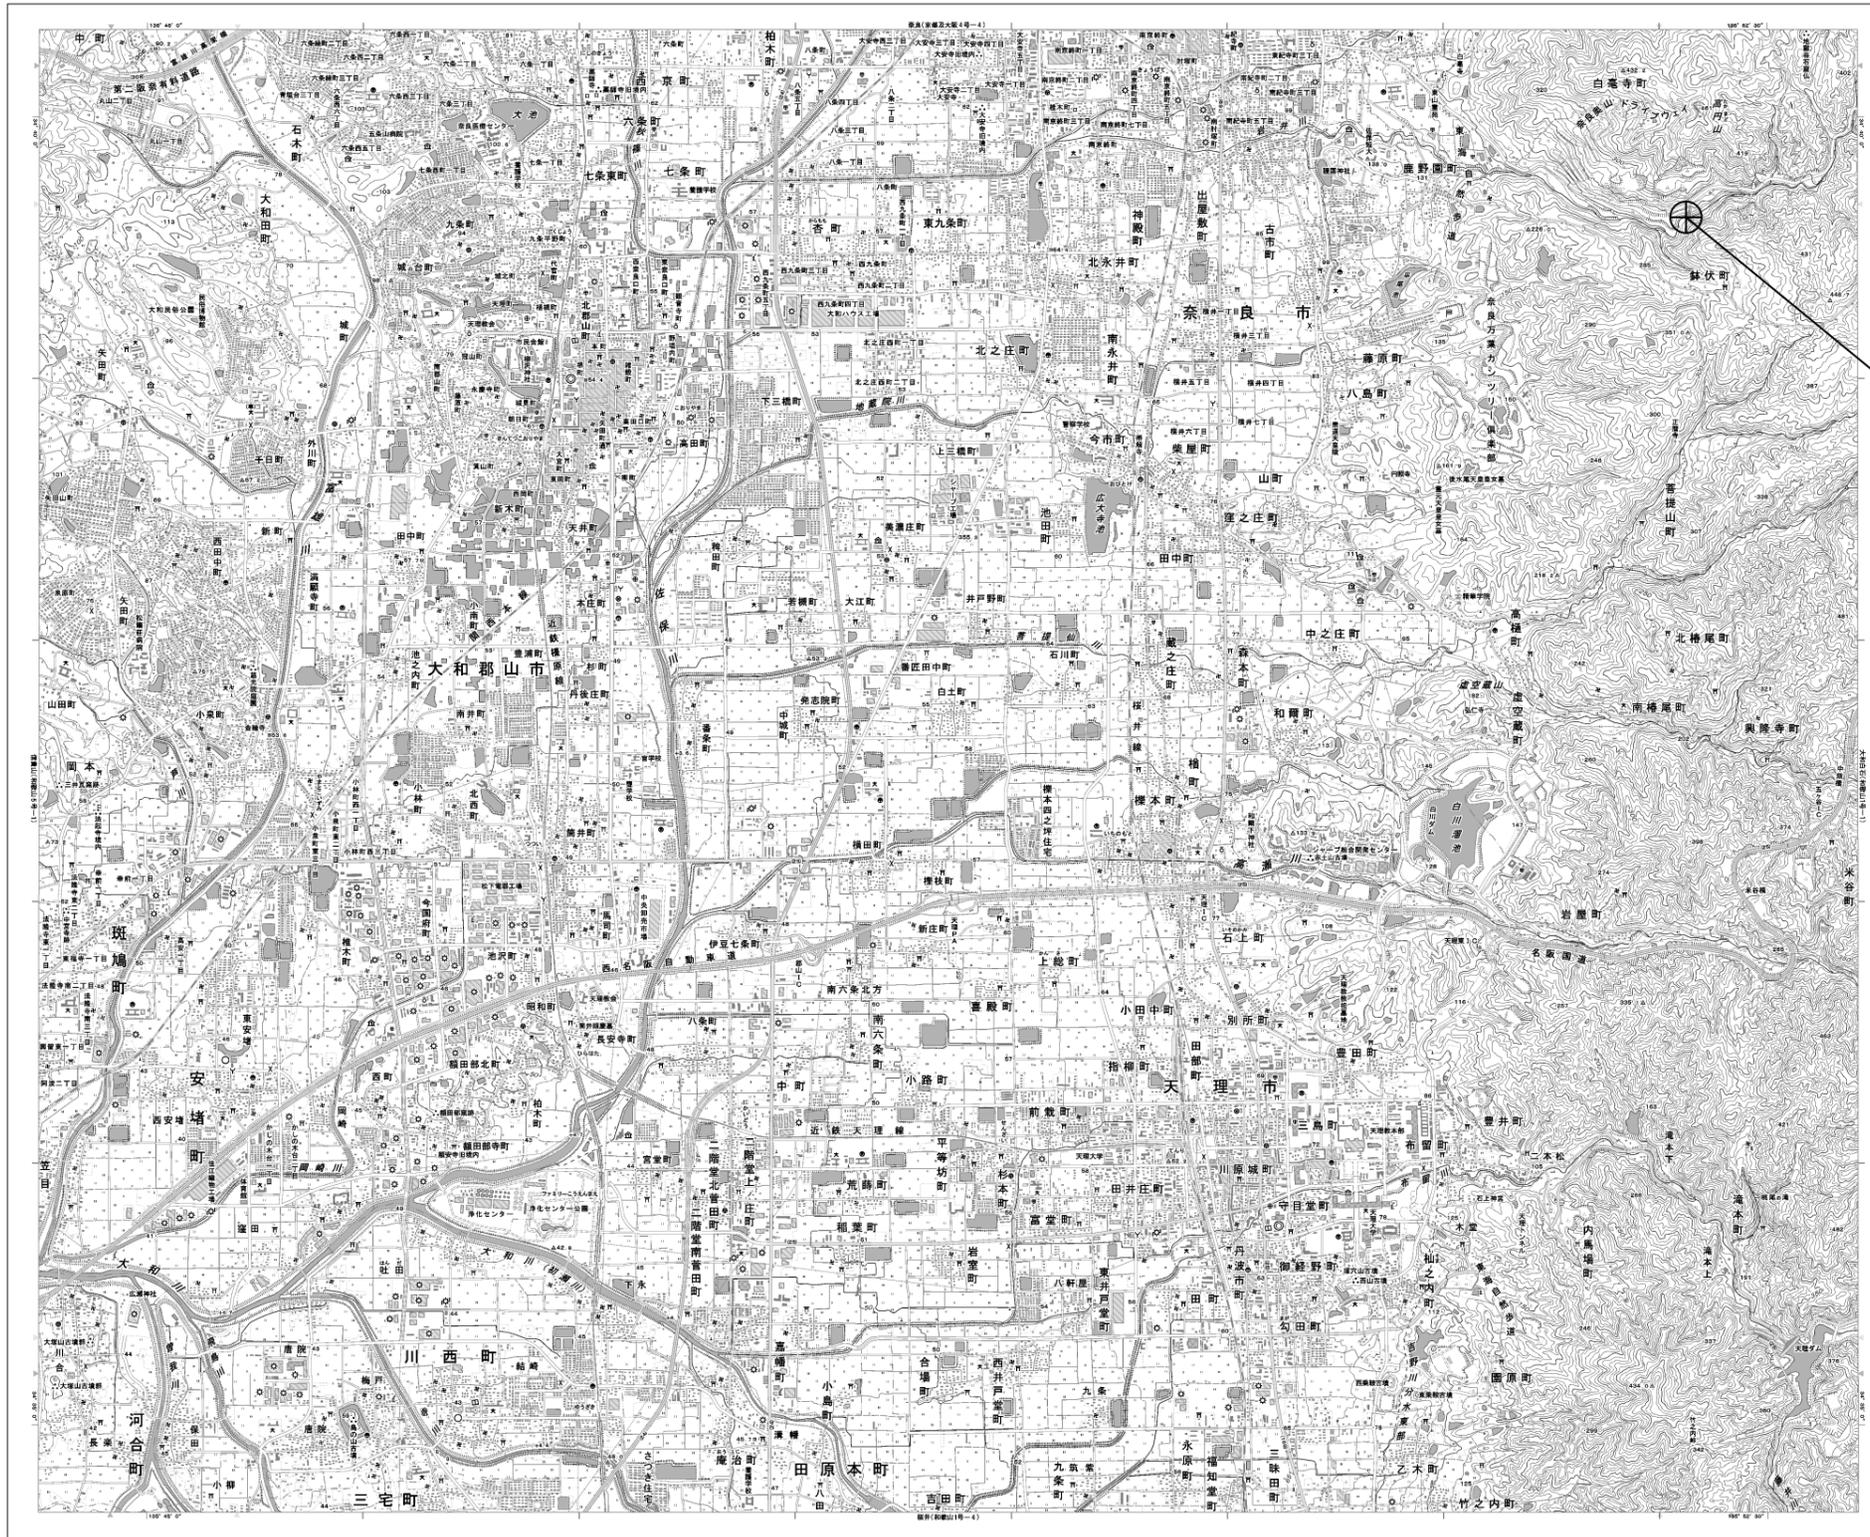

岩井川ダム管理センター

工事名	奈良県防災行政通信ネットワーク 衛星回線等再整備工事		
図面名	岩井川ダム管理センター 位置図		
作成年月日	令和 6年 8月		
縮尺	1:25000	図面番号	01
会社名	株式会社東京建設コンサルタント		
事業者名	奈良県		

岩井川ダム管理センター 電源系統図(参考図)

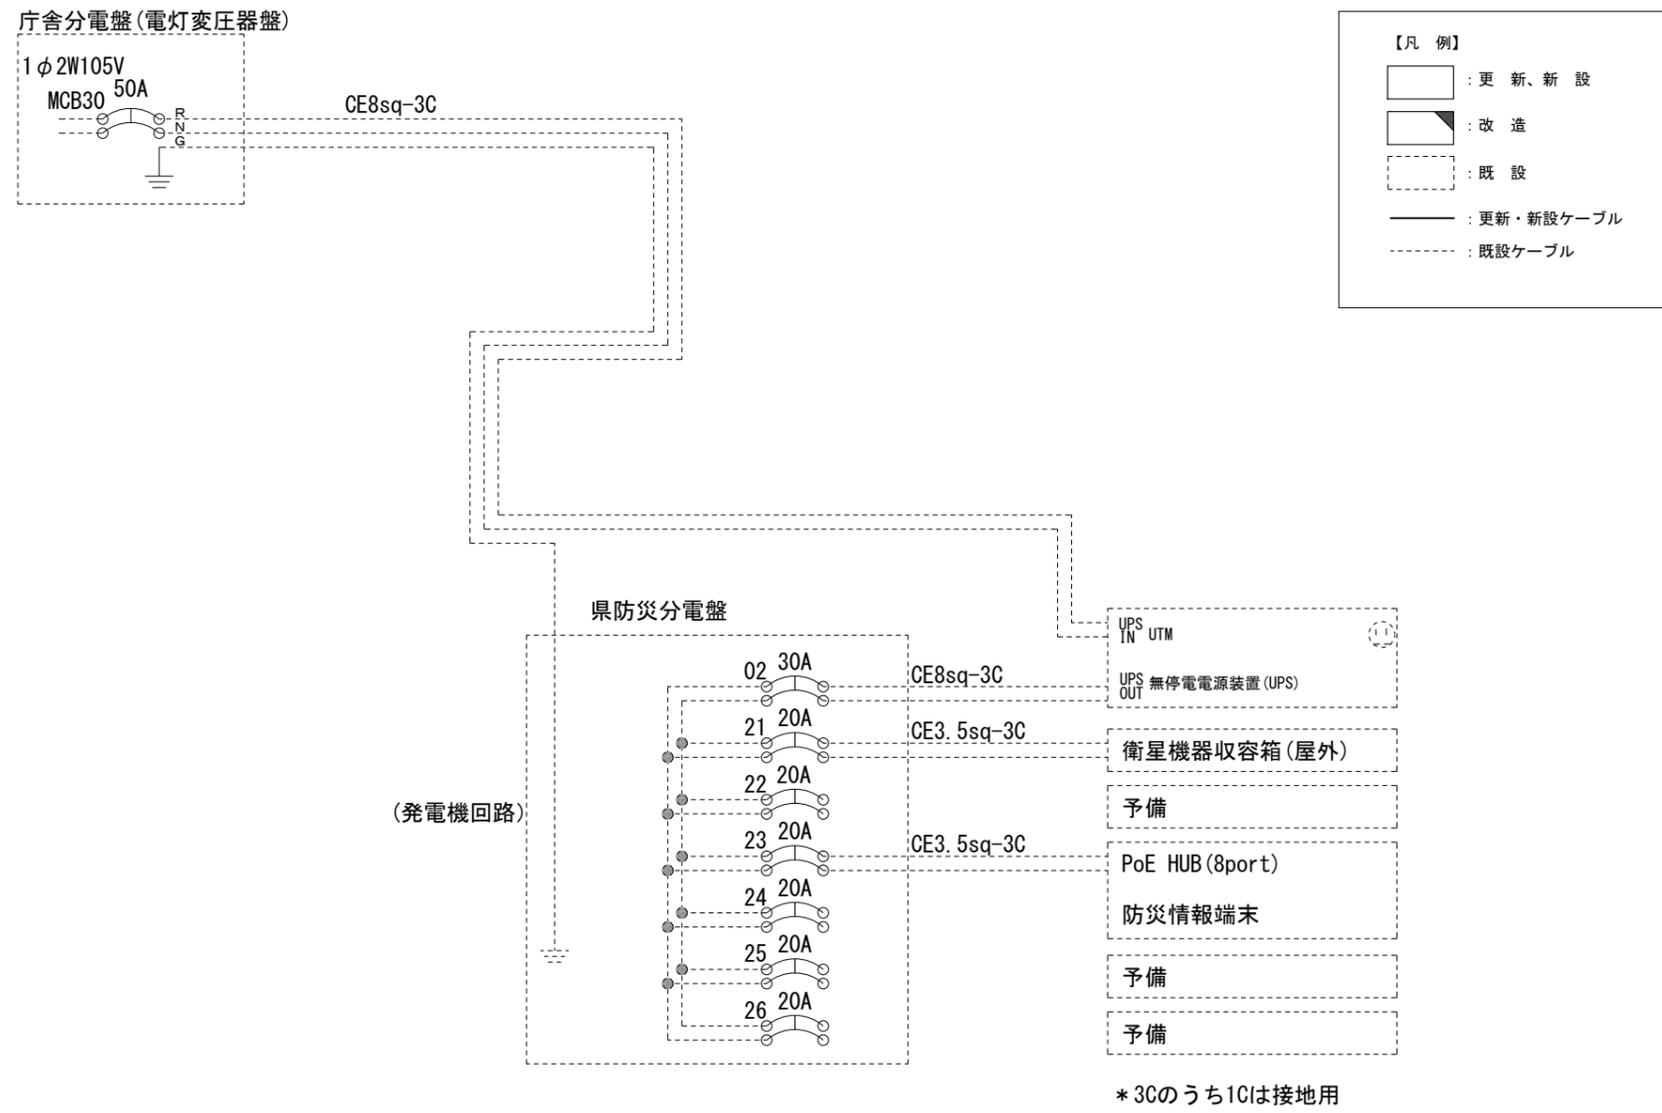


工事名	奈良県防災行政通信ネットワーク 衛星回線等再整備工事		
図面名	岩井川ダム管理センター 電源系統図(参考図)		
作成年月日	令和 6年 8月		
縮尺	NON	図面番号	02
会社名	株式会社東京建設コンサルタント		
事業者名	奈良県		

岩井川ダム管理センター 系統図 (撤去)

凡例


VSAT	VSAT
L2-SW (16Port)	L2-SW (16Port)
L2-SW (8Port)	L2-SW (8Port)
L2-SW (16Port) +メディアコンバーター	L2-SW (16Port) +メディアコンバーター
L2-SW (8Port) +メディアコンバーター	L2-SW (8Port) +メディアコンバーター
VPNルータ	VPNルータ
被遠方監視制御装置	被遠方監視制御装置
防災IP交換機	防災IP交換機
無停電電源装置	無停電電源装置
防災情報端末	防災情報端末
ローカルWEBサーバ兼 防災情報端末	ローカルWEBサーバ兼 防災情報端末
防災情報端末(オプション)	防災情報端末(オプション)
複合機	複合機
メディアコンバーター	メディアコンバーター
① 防災電話	① 防災電話
② 防災電話(衛星)	② 防災電話(衛星)
③ コンセントBOX	③ コンセントBOX
衛星携帯電話 IDU	衛星携帯電話 IDU
衛星FAXアダプタ	衛星FAXアダプタ
マルチアダプタ	マルチアダプタ
FAX	FAX
SPD盤	SPD盤
分配機	分配機
震度表示処理装置	震度表示処理装置
PBX	PBX
端子盤、MDF	端子盤、MDF
大和路ハイウェイ	大和路ハイウェイ
K-OPTICAL	K-OPTICAL
電源端子台	電源端子台
情報コンセント	情報コンセント
スピーカー付警告灯	スピーカー付警告灯
モニター	モニター
IRD	IRD
J-ALERT	J-ALERT
変圧器	変圧器
USBプリントサーバ	USBプリントサーバ
プリンタ	プリンタ

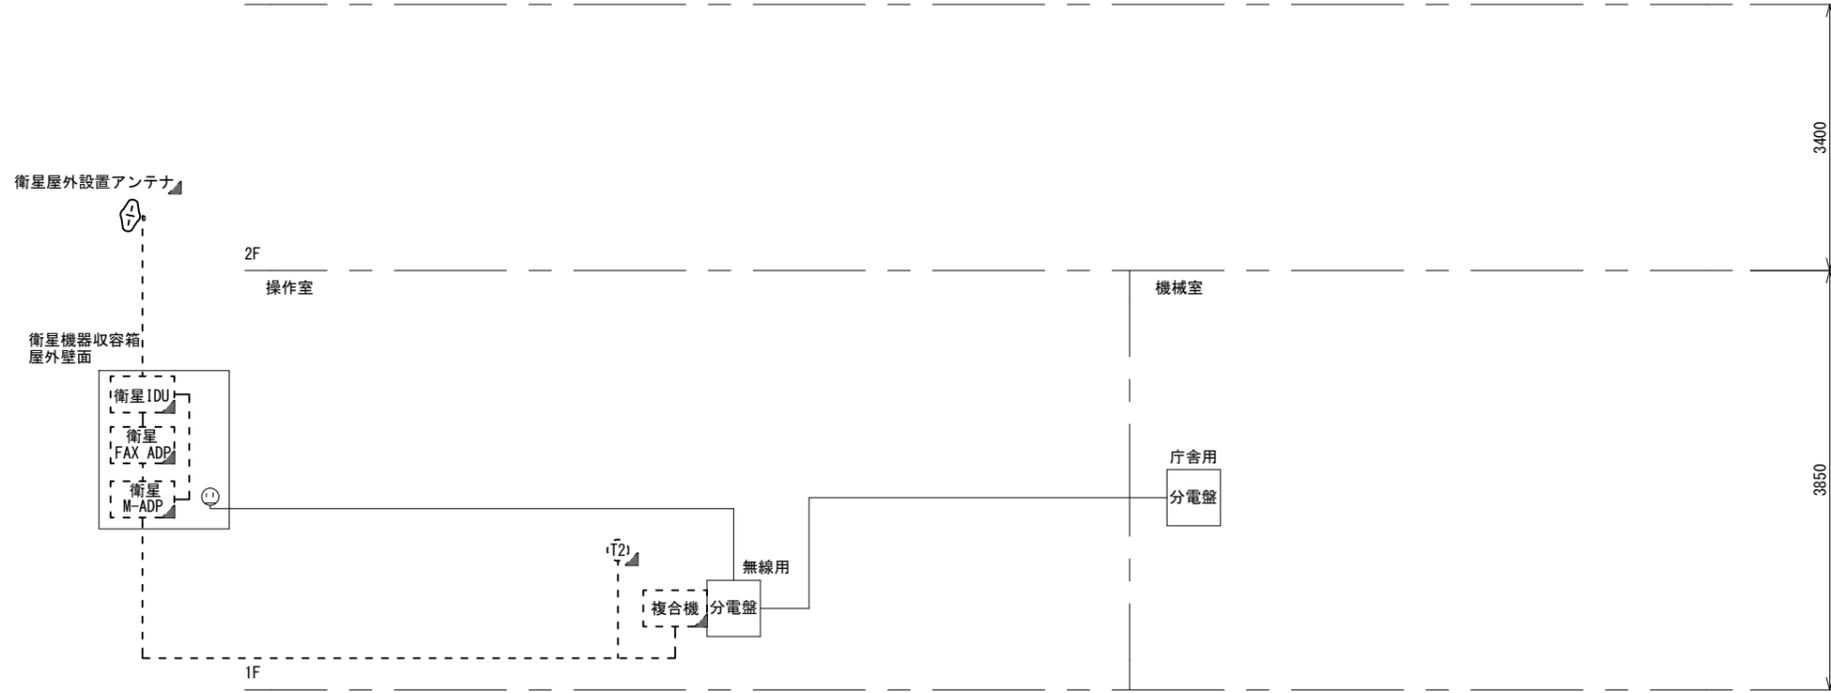

工事名	奈良県防災行政通信ネットワーク 衛星回線等再整備工事		
図面名	岩井川ダム管理センター 系統図(撤去)		
作成年月日	令和 6年 8月		
縮尺	NON	図面番号	03
会社名	株式会社東京建設コンサルタント		
事業者名	奈良県		

凡例	■: 新設	□: 撤去	—: 新設	- - -: 撤去
	□: 既設	—: 既設		

岩井川ダム管理センター 敷地平面図 (撤去)

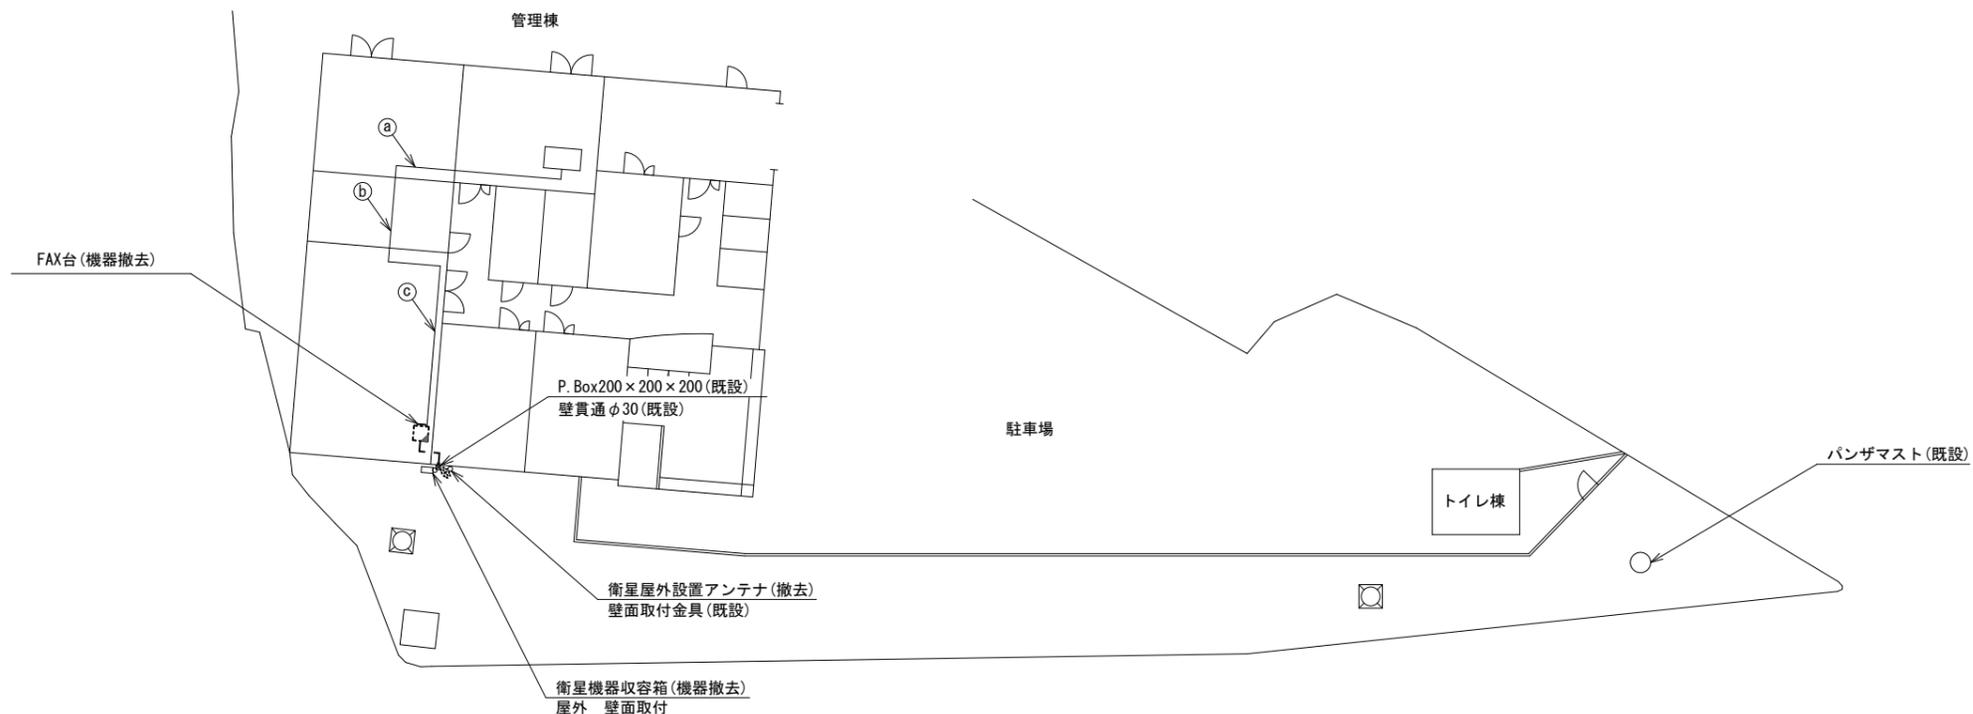

平面図 (S=1/150)



名称	作業	施工方法
㉑ CE8sq-3C	既設	ビット
㉒ CE8sq-3C	既設	フリーアクセス
㉓ CE8sq-3C	既設	フリーアクセス

凡例

	新設		撤去
	新設		撤去
	既設		既設

工事名	奈良県防災行政通信ネットワーク 衛星回線等再整備工事		
図面名	岩井川ダム管理センター 敷地平面図(撤去)		
作成年月日	令和 6年 8月		
縮尺	1:150	図面番号	04
会社名	株式会社東京建設コンサルタント		
事業者名	奈良県		

岩井川ダム管理センター 1F 機器配置図 (撤去)

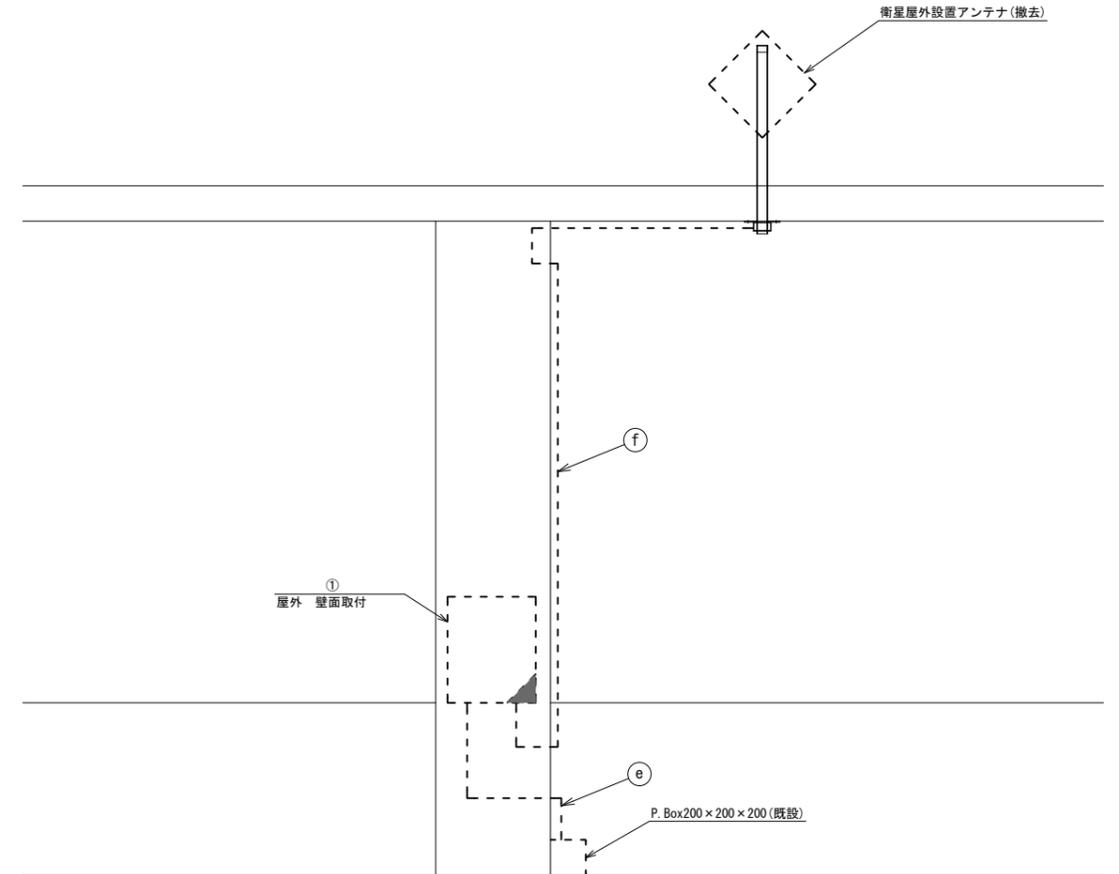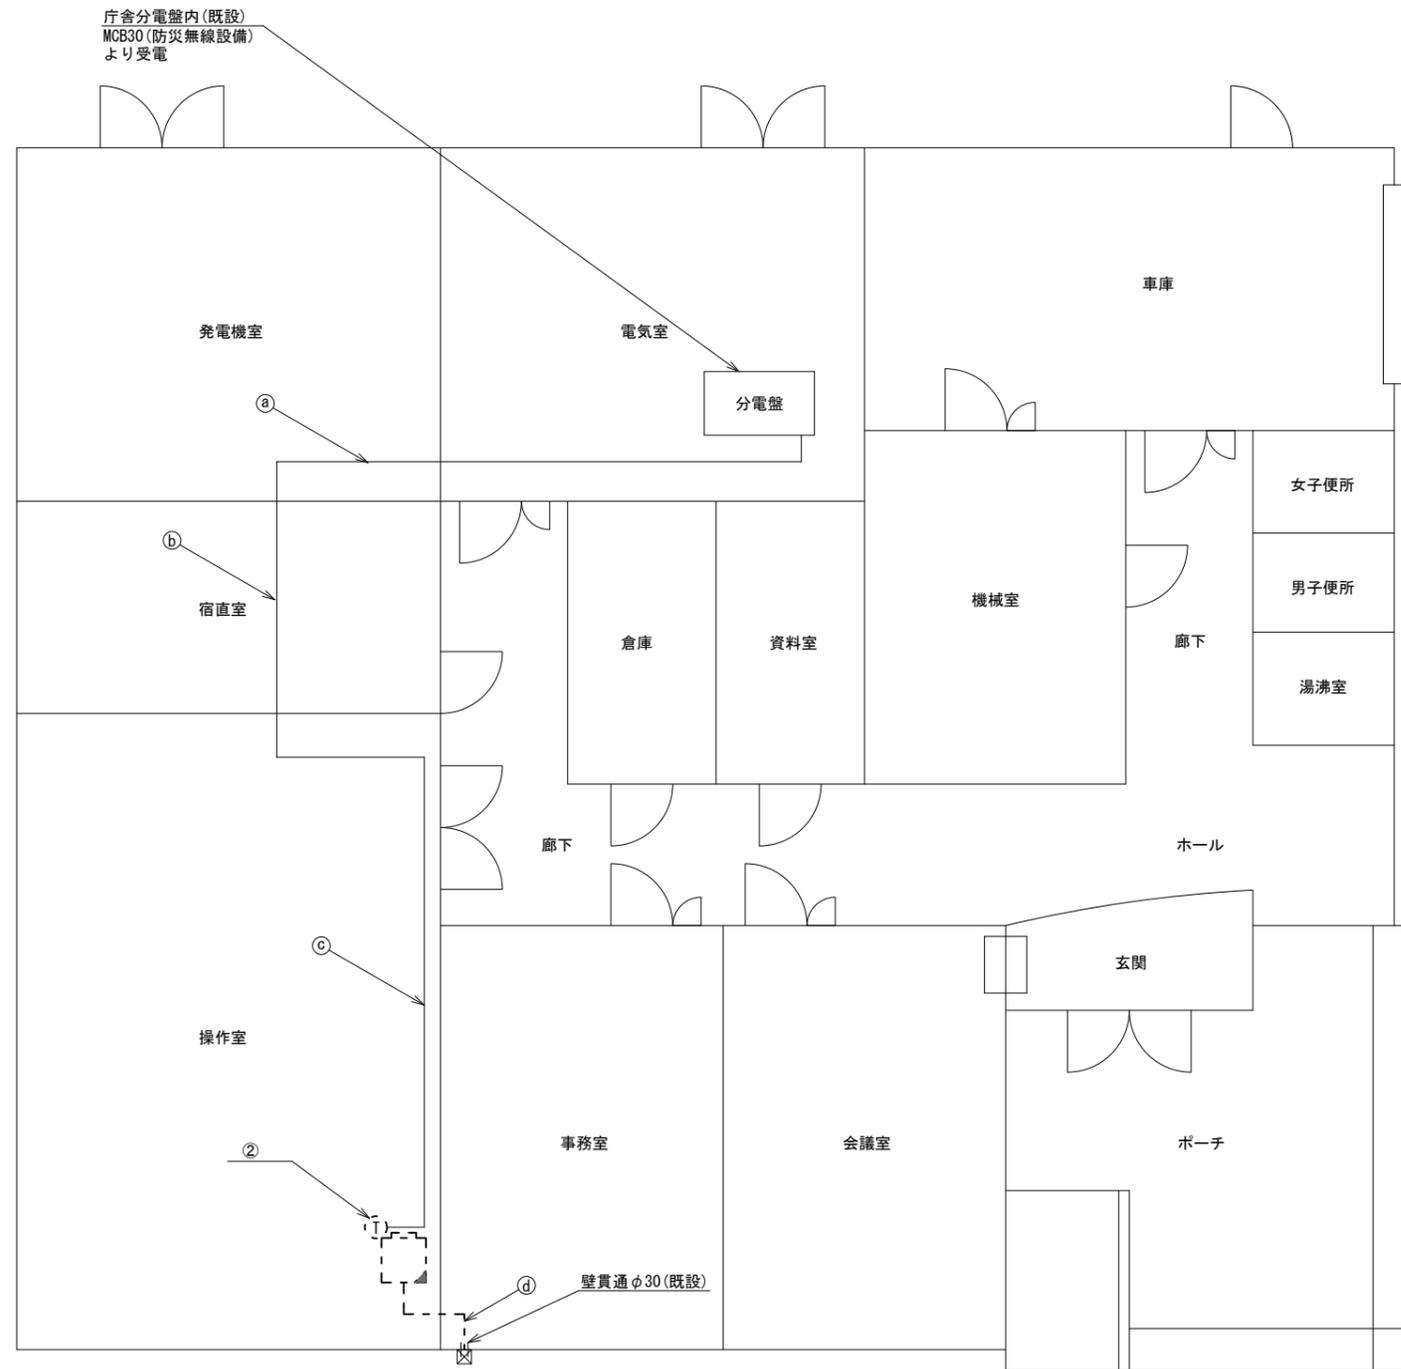

番号	名称	備考
①	衛星機器収容箱	既設
	衛星可搬端末	撤去
	衛星FAXアダプター	撤去
	衛星ハンドセット	撤去
	マルチアダプター	撤去


番号	名称	備考
②	FAX台	既設
	無線用分電盤	既設
	複合機	撤去
	防災電話(衛星)	撤去

番号	名称	作業	施工方法
①	CE8sq-3C	既設	ビット
②	CE8sq-3C	既設	フリーアクセス
③	CE8sq-3C	既設	フリーアクセス
④	FCPEV-S0. 65-3P×2	撤去	フリーアクセス
	CE3. 5sq-3C	既設	フリーアクセス
⑤	FCPEV-S0. 65-3P×2	撤去	PV24 (既設)
	CE3. 5sq-3C	既設	PV24 (既設)
⑥	外部アンテナ接続用ケーブル	撤去	PV38, G36 (既設)

凡例	
	新設
	撤去
	既設
	既設

工事名	奈良県防災行政通信ネットワーク 衛星回線等再整備工事		
図面名	岩井川ダム管理センター 1F 機器配置図(撤去)		
作成年月日	令和 6年 8月		
縮尺	1:50	図面番号	05
会社名	株式会社東京建設コンサルタント		
事業者名	奈良県		

岩井川ダム管理センター 配線系統図 (撤去)

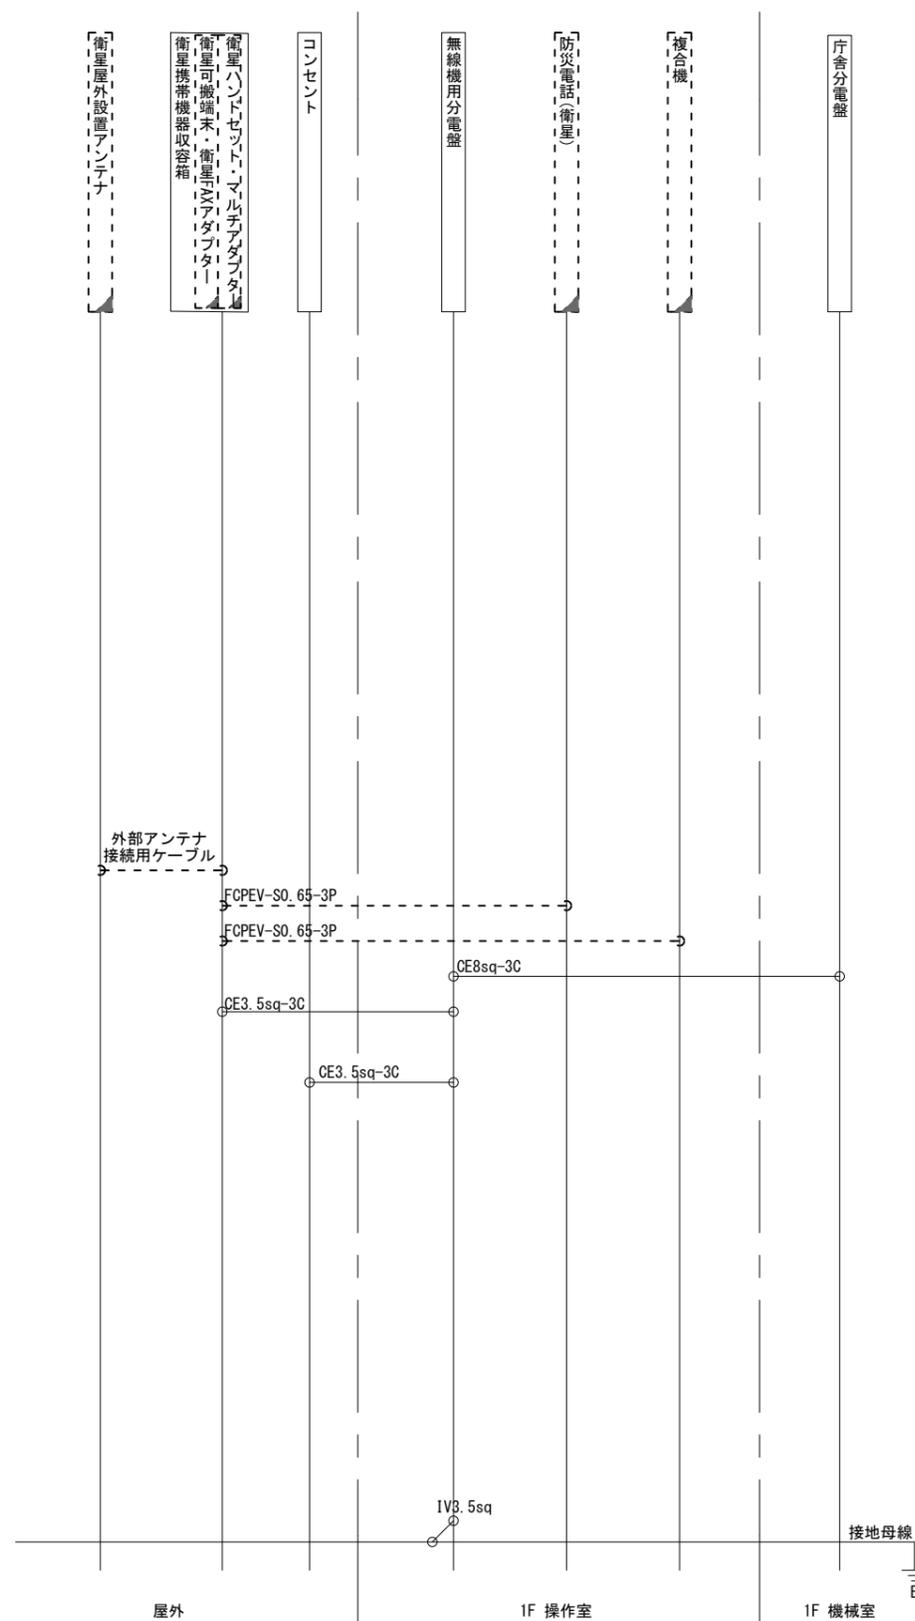

凡例	
LANケーブル	: EM-UTP0. 5-4P (Cat5e)
屋外LANケーブル	: NSED-T-LAP0. 5-4P (Cat5e)

凡例	
	: 新設
	: 撤去
	: 新設
	: 撤去
	: 既設
	: 既設

工事名	奈良県防災行政通信ネットワーク 衛星回線等再整備工事		
図面名	岩井川ダム管理センター 配線系統図(撤去)		
作成年月日	令和 6年 8月		
縮尺	NON	図面番号	06
会社名	株式会社東京建設コンサルタント		
事業者名	奈良県		