


# 目次

## 道の駅 クロスウェイなかまち

図番	図面名称
01	道の駅 クロスウェイなかまち 位置図
02	道の駅 クロスウェイなかまち 敷地平面図
03	道の駅 クロスウェイなかまち 電源系統図(参考図)
04	道の駅 クロスウェイなかまち 系統図(撤去)
05	道の駅 クロスウェイなかまち 南棟 機器配置図(撤去)
06	道の駅 クロスウェイなかまち 北西棟 機器配置図(撤去)
07	道の駅 クロスウェイなかまち 北東棟 機器配置図(撤去)
08	道の駅 クロスウェイなかまち 配線系統図(撤去)

# 道の駅 クロスウェイなかまち 位置図

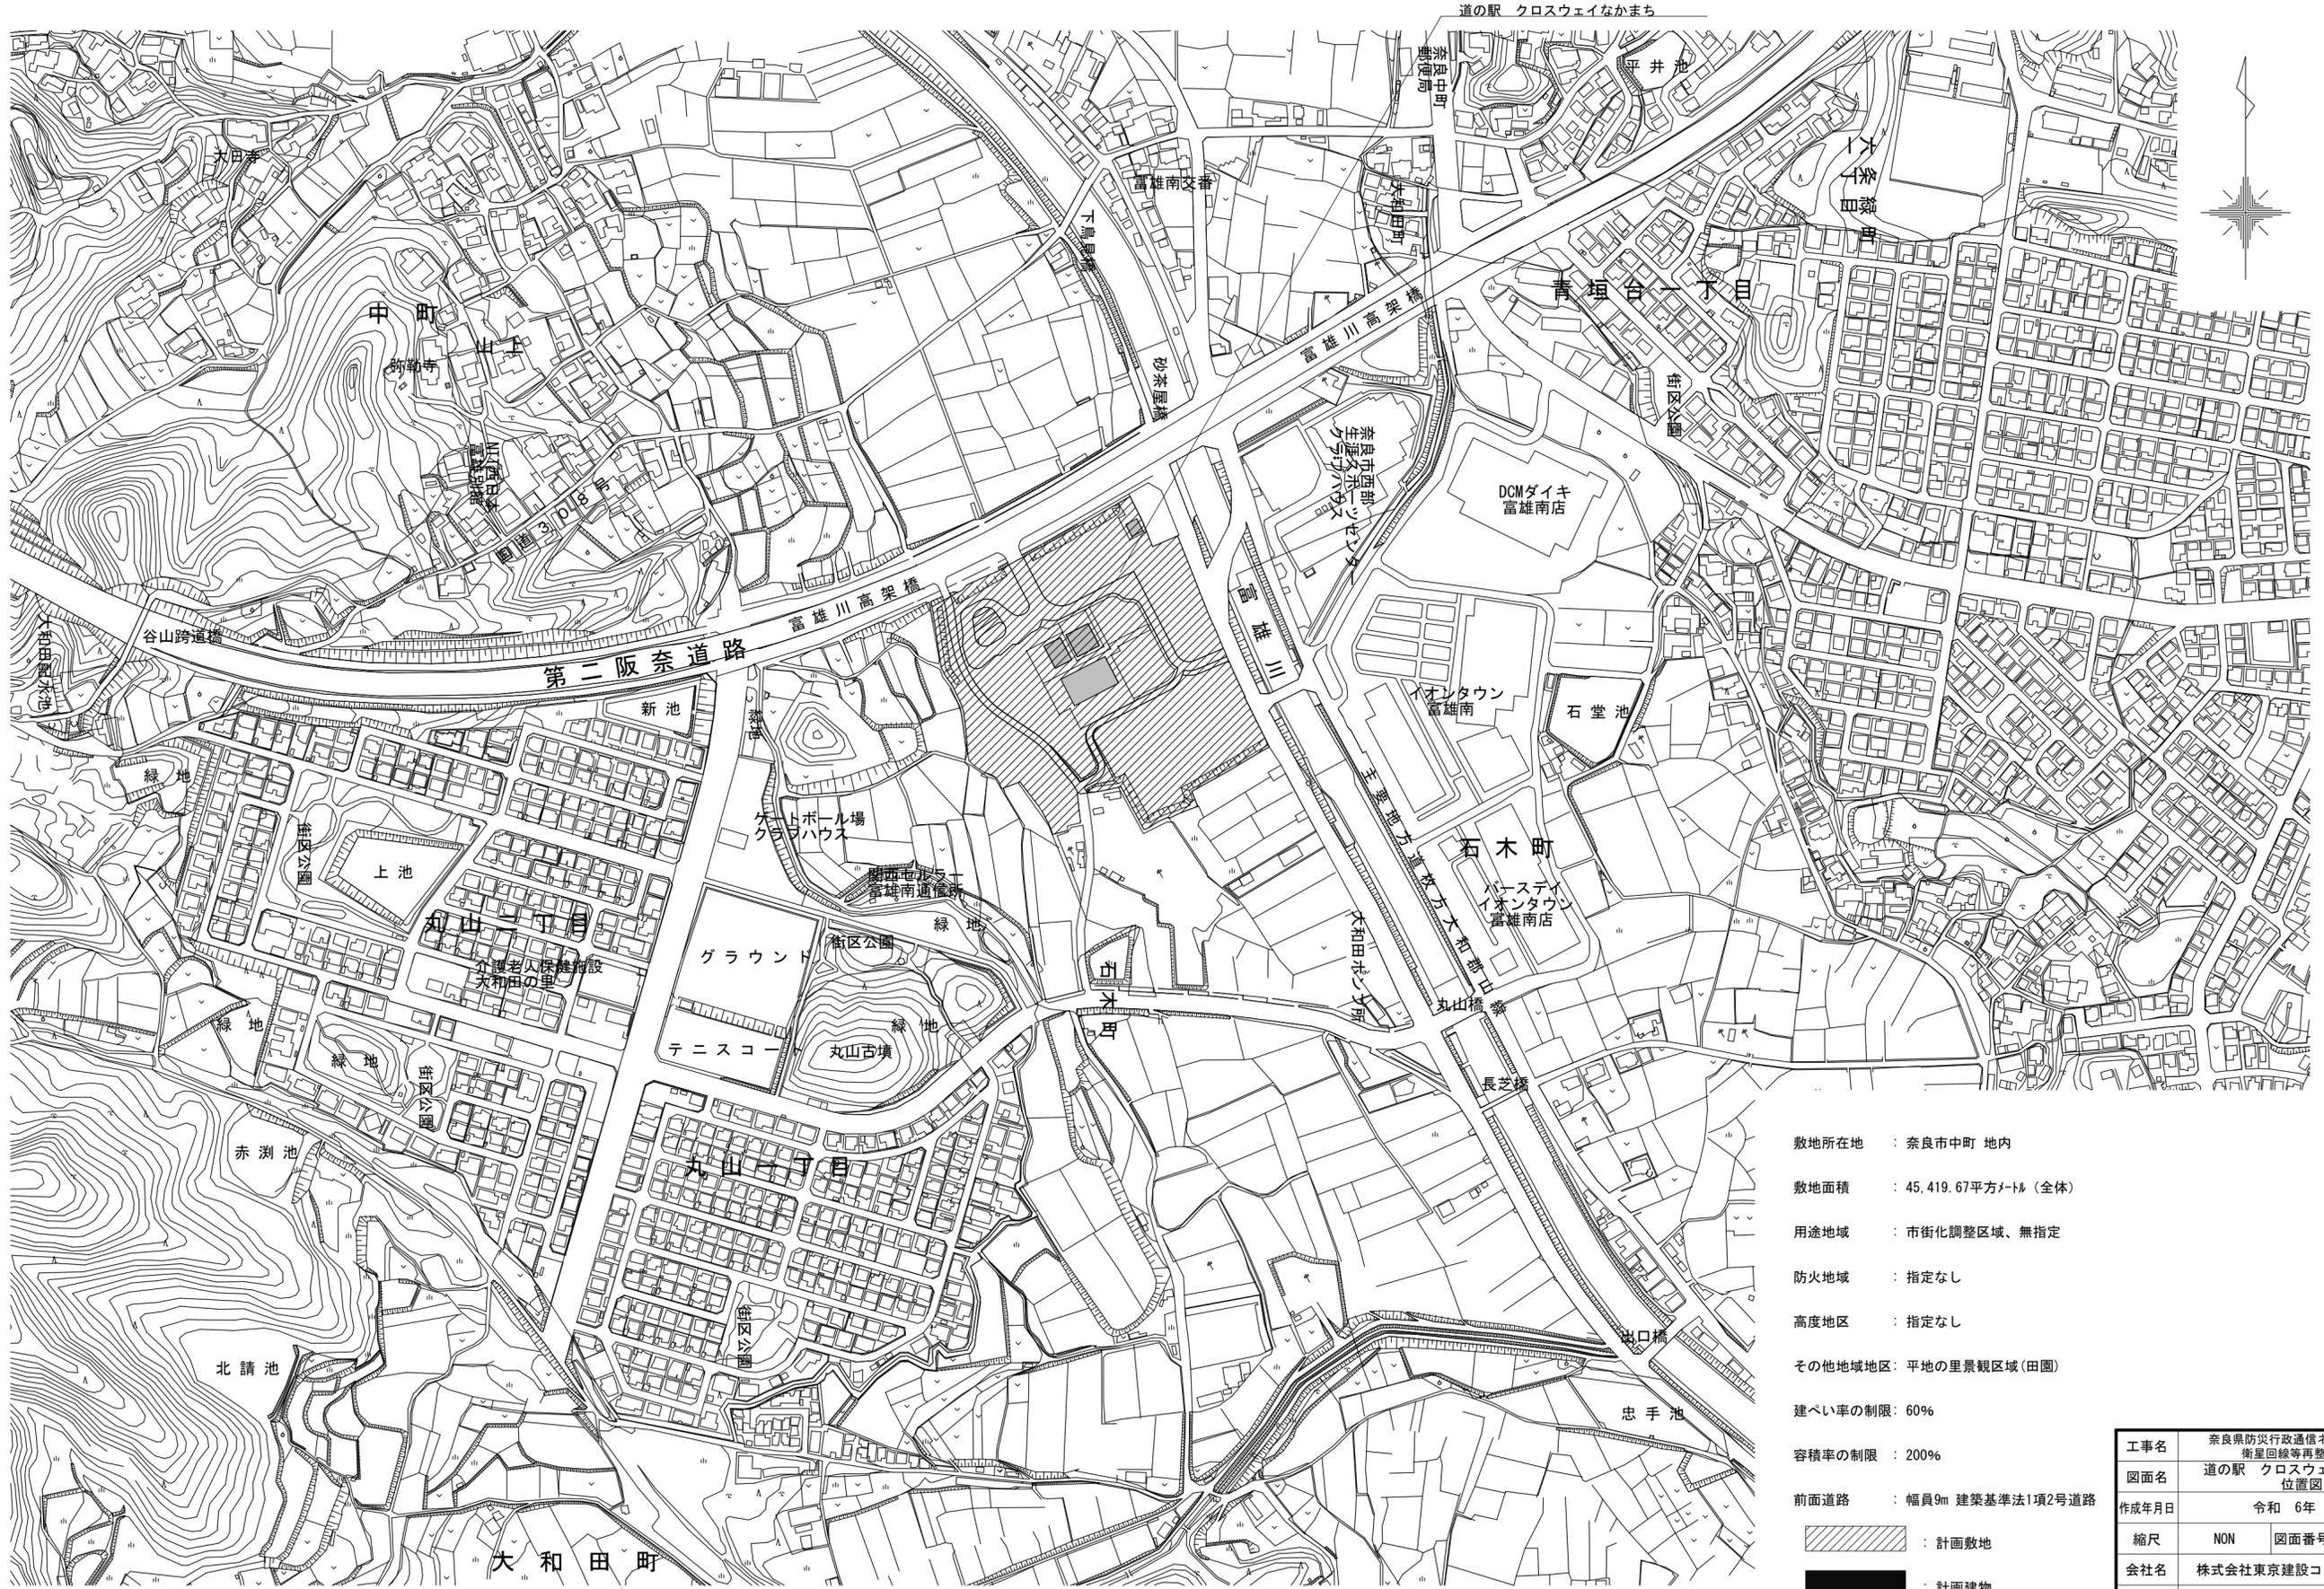


敷地所在地 : 奈良市中町 地内  
 敷地面積 : 45,419.67平方メートル (全体)  
 用途地域 : 市街化調整区域、無指定  
 防火地域 : 指定なし  
 高度地区 : 指定なし  
 その他地域地区: 平地の里景観区域(田園)  
 建ぺい率の制限: 60%  
 容積率の制限 : 200%

前面道路 : 幅員9m 建築基準法1項2号道路  
 [Hatched Box] : 計画敷地  
 [Black Box] : 計画建物

工事名	奈良県防災行政通信ネットワーク 衛星回線等再整備工事		
図面名	道の駅 クロスウェイなかまち 位置図		
作成年月日	令和 6年 8月	縮尺	NON
図面番号	01	会社名	株式会社東京建設コンサルタント
事業者名	奈良県		


# 道の駅 クロスウェイなかまち 敷地平面図

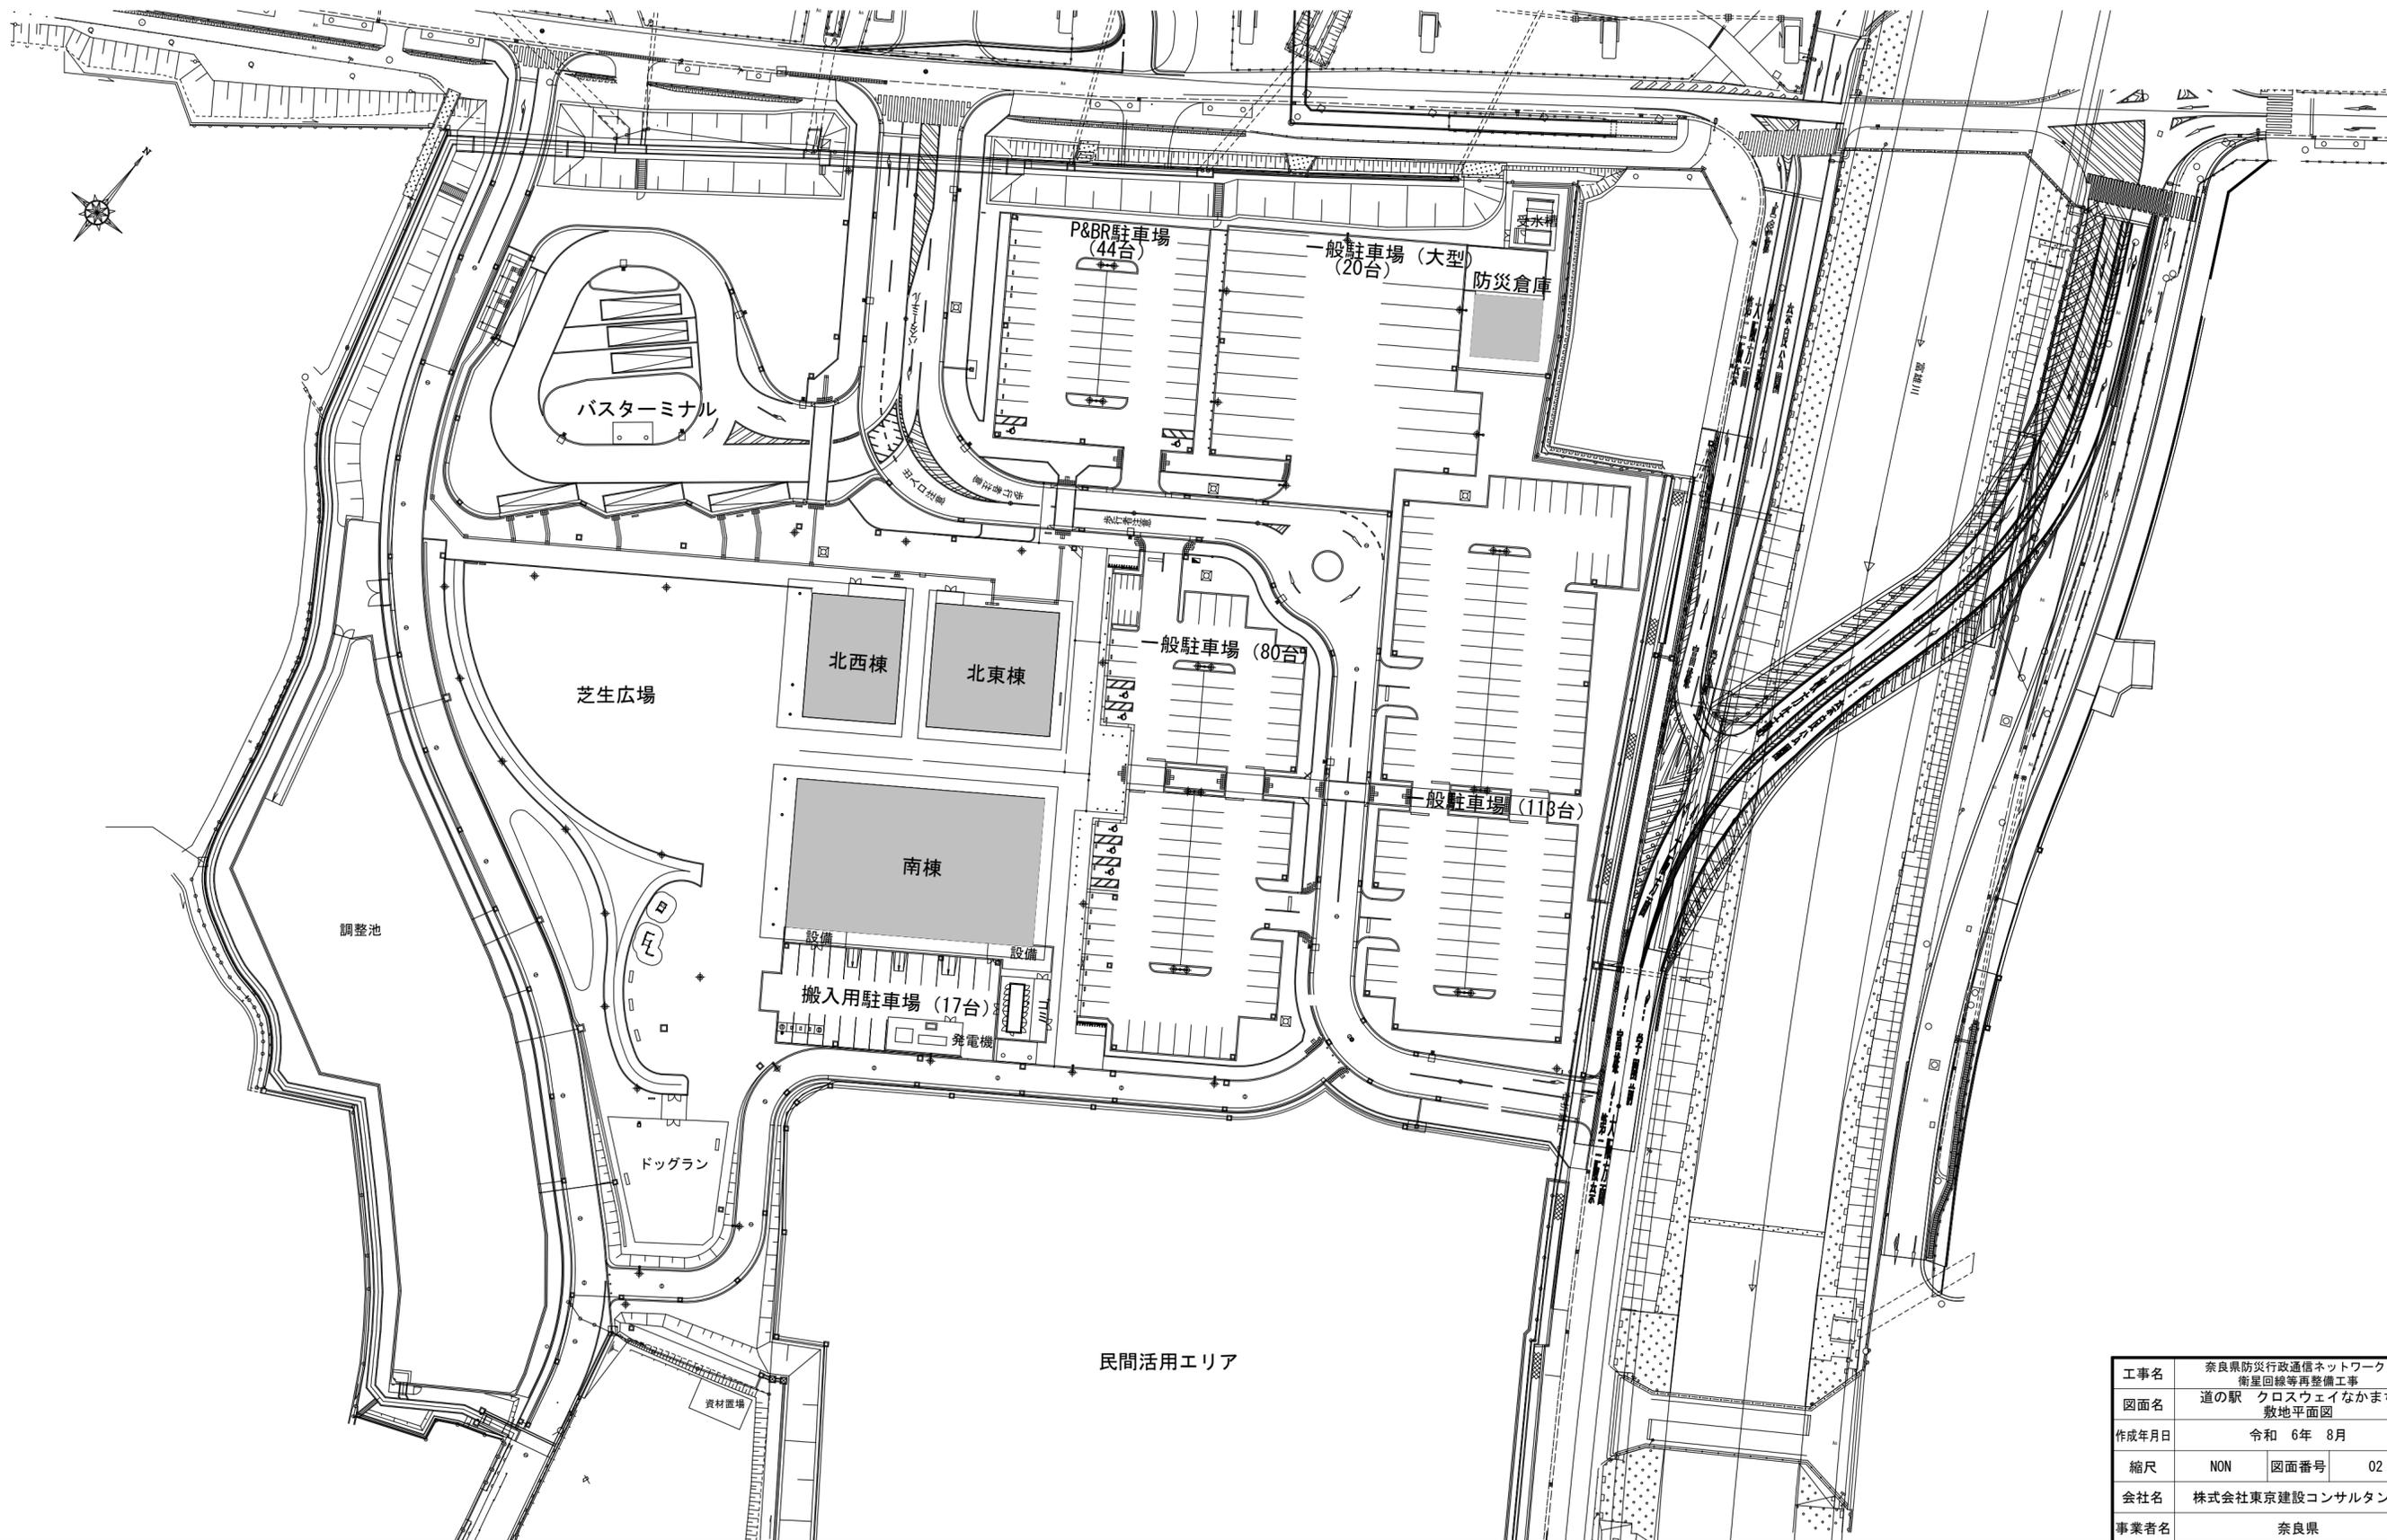

工事名	奈良県防災行政通信ネットワーク 衛星回線等再整備工事		
図面名	道の駅 クロスウェイなかまち 敷地平面図		
作成年月日	令和 6年 8月		
縮尺	NON	図面番号	02
会社名	株式会社東京建設コンサルタント		
事業者名	奈良県		

# 道の駅 クロスウェイなかまち 電源系統図(参考図)


既設庁舎分電盤 (E-L-1 発電機回路)

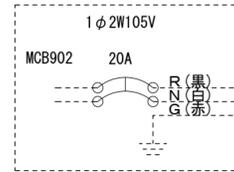

(北東棟)

2PCNT5.5sq-3C

防災分電盤 (北東棟)

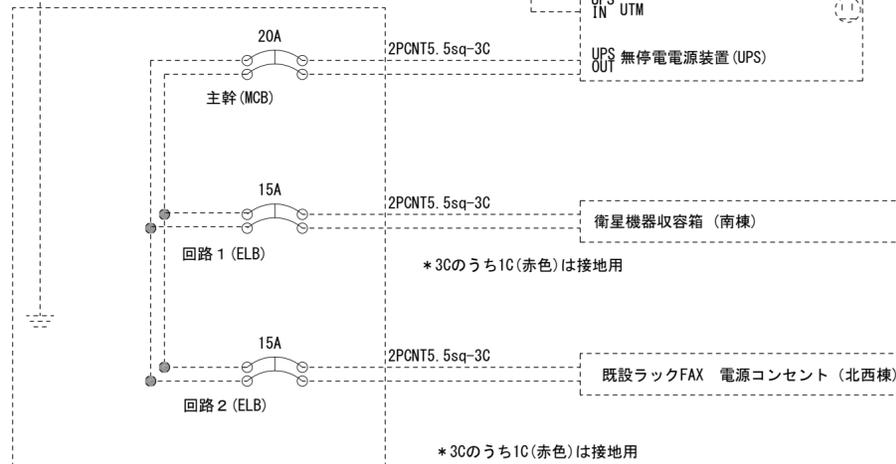

【凡例】

□ : 更新、新設

▨ : 改造

□ (dashed) : 既設


— (solid) : 更新・新設ケーブル

- - - (dashed) : 既設ケーブル

工事名	奈良県防災行政通信ネットワーク 衛星回線等再整備工事		
図面名	道の駅 クロスウェイなかまち 電源系統図(参考図)		
作成年月日	令和 6年 8月		
縮尺	NON	図面番号	03
会社名	株式会社東京建設コンサルタント		
事業者名	奈良県		

# 道の駅 クロスウェイなかまち 系統図 (撤去)


- 凡 例
- 衛星IDU 衛星携帯電話 IDU
  - 衛星 FAX ADP 衛星携帯電話FAXアダプタ
  - 衛星 M-ADP 衛星携帯電話マルチアダプタ
  - 衛星携帯電話屋外アンテナ
  - 電源コンセント
  - 情報コンセント
  - TEL 防災電話(衛星携帯電話)
  - FAX F A X

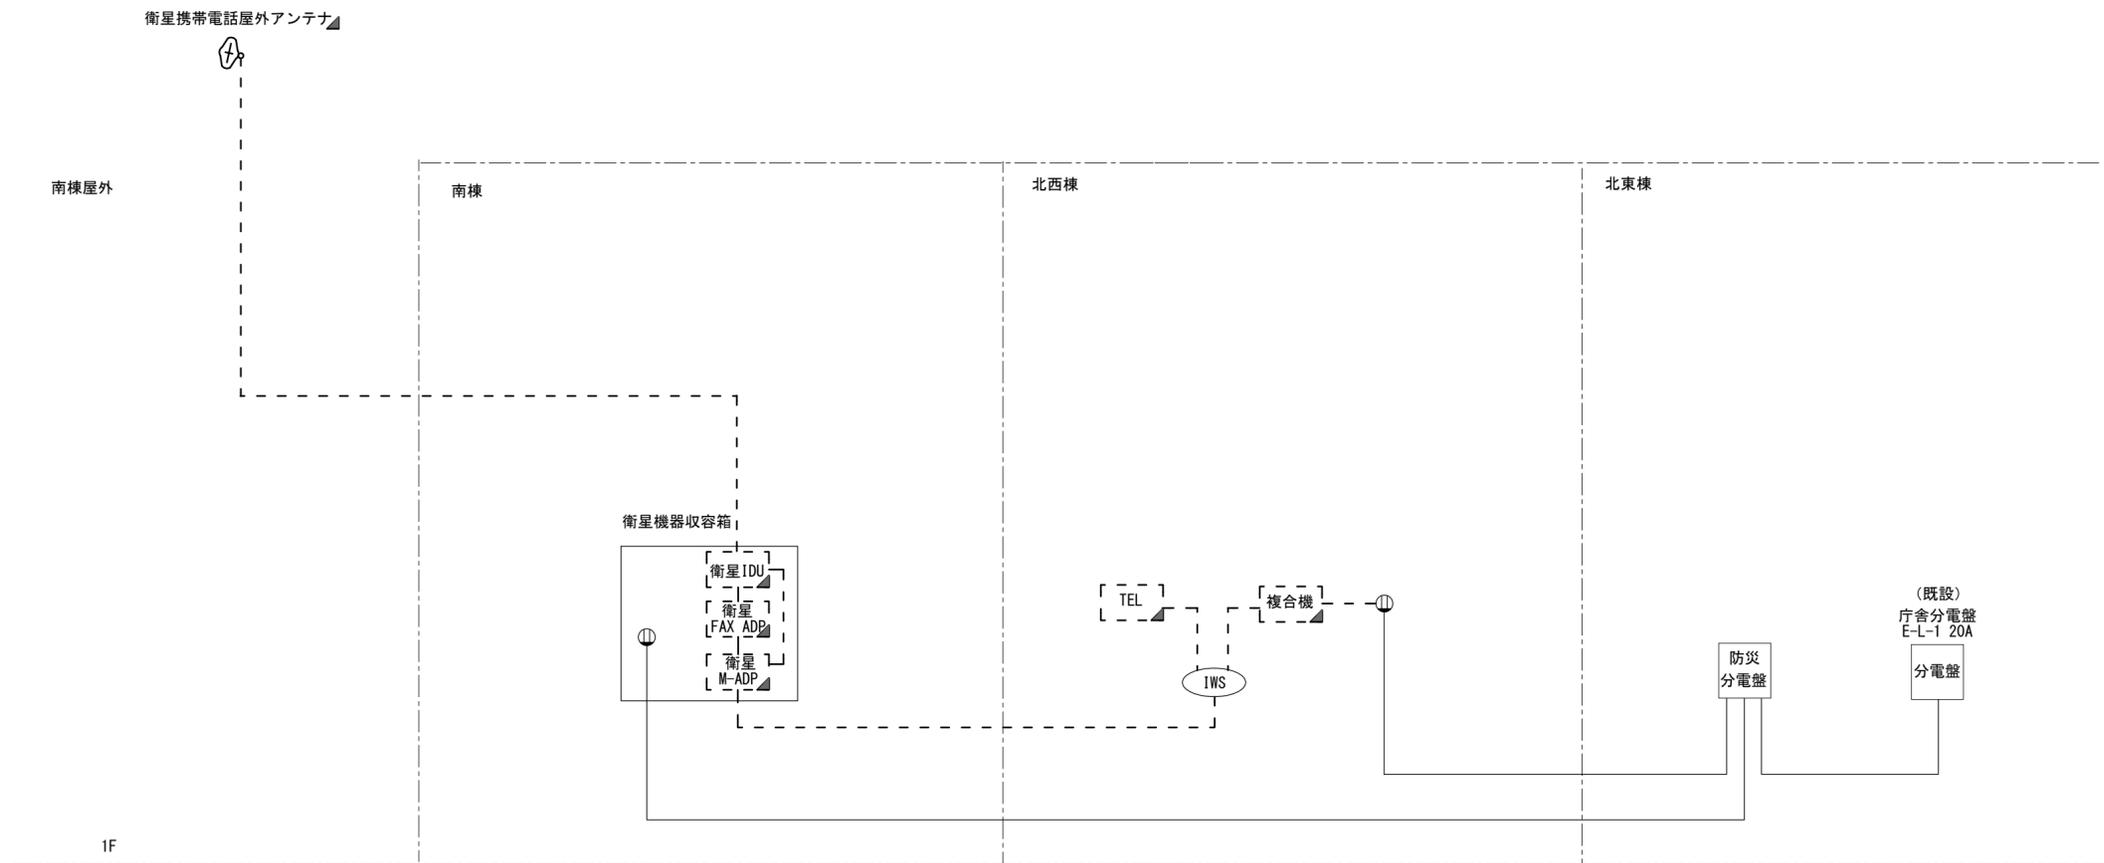

- 凡 例
- : 新設
  - : 撤去
  - : 新設
  - : 撤去
  - : 既設
  - : 既設

工事名	奈良県防災行政通信ネットワーク 衛星回線等再整備工事		
図面名	道の駅 クロスウェイなかまち 系統図(撤去)		
作成年月日	令和 6年 8月		
縮尺	NON	図面番号	04
会社名	株式会社東京建設コンサルタント		
事業者名	奈良県		

# 道の駅 クロスウェイなかまち 南棟 機器配置図 (撤去)

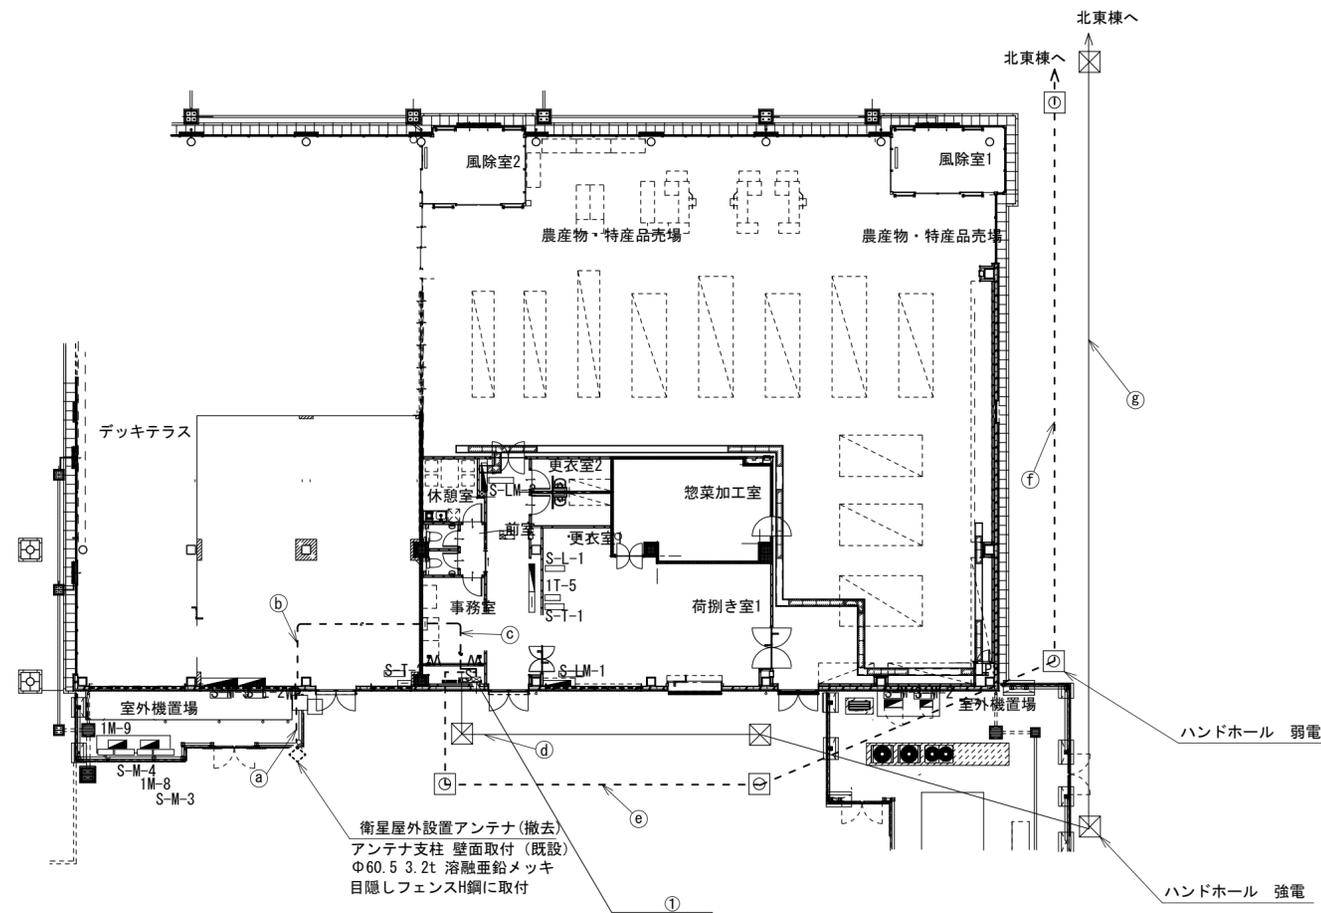


名称	作業	施工方法
① 外部アンテナ接続用ケーブル	撤去	G36
② 外部アンテナ接続用ケーブル	撤去	PF36
③ 外部アンテナ接続用ケーブル	撤去	PF28
④ 2PNCT5.5sq-3C	既設	埋設配管
⑤ EM FCPPE0.9-5P	撤去	埋設配管
⑥ EM FCPPE0.9-5P	撤去	埋設配管
⑦ 2PNCT5.5sq-3C	既設	埋設配管

番号	名称	備考
①	衛星機器収容箱	既設
	衛星可搬端末	撤去
	衛星FAXアダプター	撤去
	衛星ハンドセット	撤去
	マルチアダプター	撤去

凡例			
■	: 新設	□	: 撤去
—	: 新設	- - -	: 撤去
□	: 既設	—	: 既設

工事名	奈良県防災行政通信ネットワーク 衛星回線等再整備工事		
図面名	道の駅 クロスウェイなかまち 南棟 機器配置図(撤去)		
作成年月日	令和 6年 8月		
縮尺	NON	図面番号	05
会社名	株式会社東京建設コンサルタント		
事業者名	奈良県		

# 道の駅 クロスウェイなかまち 北西棟 機器配置図 (撤去)

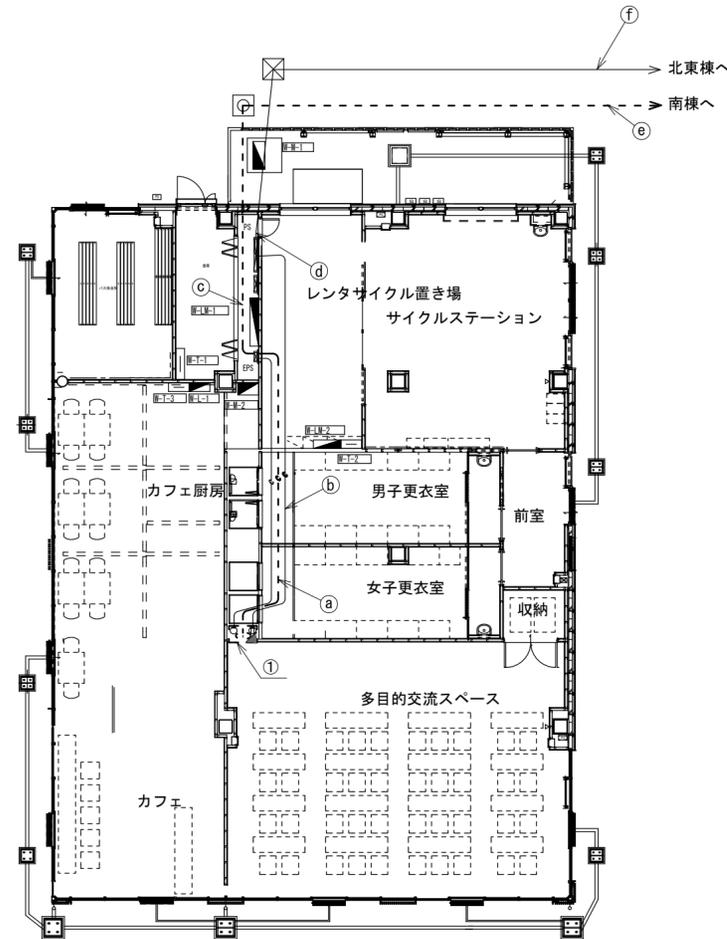

名称	作業	施工方法
Ⓐ EM FCPPEEO. 9-5P	撤去	PF28
Ⓑ 2PNCT5. 5sq-3C	既設	PF28
Ⓒ EM FCPPEEO. 9-5P	撤去	埋設配管
Ⓓ 2PNCT5. 5sq-3C	既設	埋設配管
Ⓔ EM FCPPEEO. 9-5P	撤去	埋設配管
Ⓕ 2PNCT5. 5sq-3C	既設	埋設配管


番号	名称	備考
①	収容卓(ラック)	既設
	防災電話(衛星)	撤去
	複合機	撤去

凡例			
	新設		撤去
	既設		撤去
	既設		撤去

工事名	奈良県防災行政通信ネットワーク 衛星回線等再整備工事		
図面名	道の駅 クロスウェイなかまち 北西棟 機器配置図(撤去)		
作成年月日	令和 6年 8月		
縮尺	NON	図面番号	06
会社名	株式会社東京建設コンサルタント		
事業者名	奈良県		

# 道の駅 クロスウェイなかまち 北東棟 機器配置図 (撤去)


名称	作業	施工方法
① 2PNCT5.5sq-3C X 2	既設	埋設配管
② 2PNCT5.5sq-3C	既設	ラック
③ EM FCPEE0.9-5P	撤去	埋設配管
④ 2PNCT5.5sq-3C	既設	埋設配管

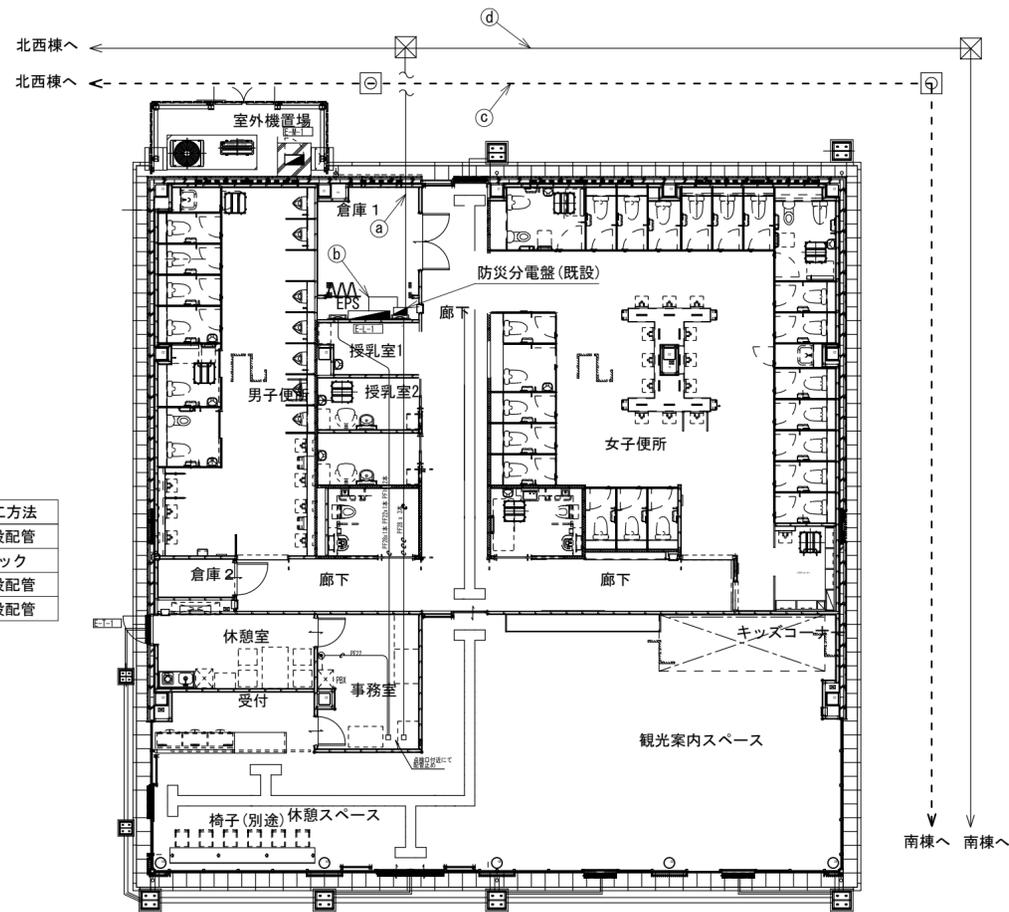

凡例	
■ (Solid Black)	: 新設
□ (Dashed Border)	: 撤去
— (Solid Line)	: 新設
- - - (Dashed Line)	: 撤去
□ (White)	: 既設
— (Dotted Line)	: 既設

工事名	奈良県防災行政通信ネットワーク 衛星回線等再整備工事		
図面名	道の駅 クロスウェイなかまち 北東棟 機器配置図(撤去)		
作成年月日	令和 6年 8月		
縮尺	NON	図面番号	07
会社名	株式会社東京建設コンサルタント		
事業者名	奈良県		

# 道の駅 クロスウェイなかまち 配線系統図 (撤去)

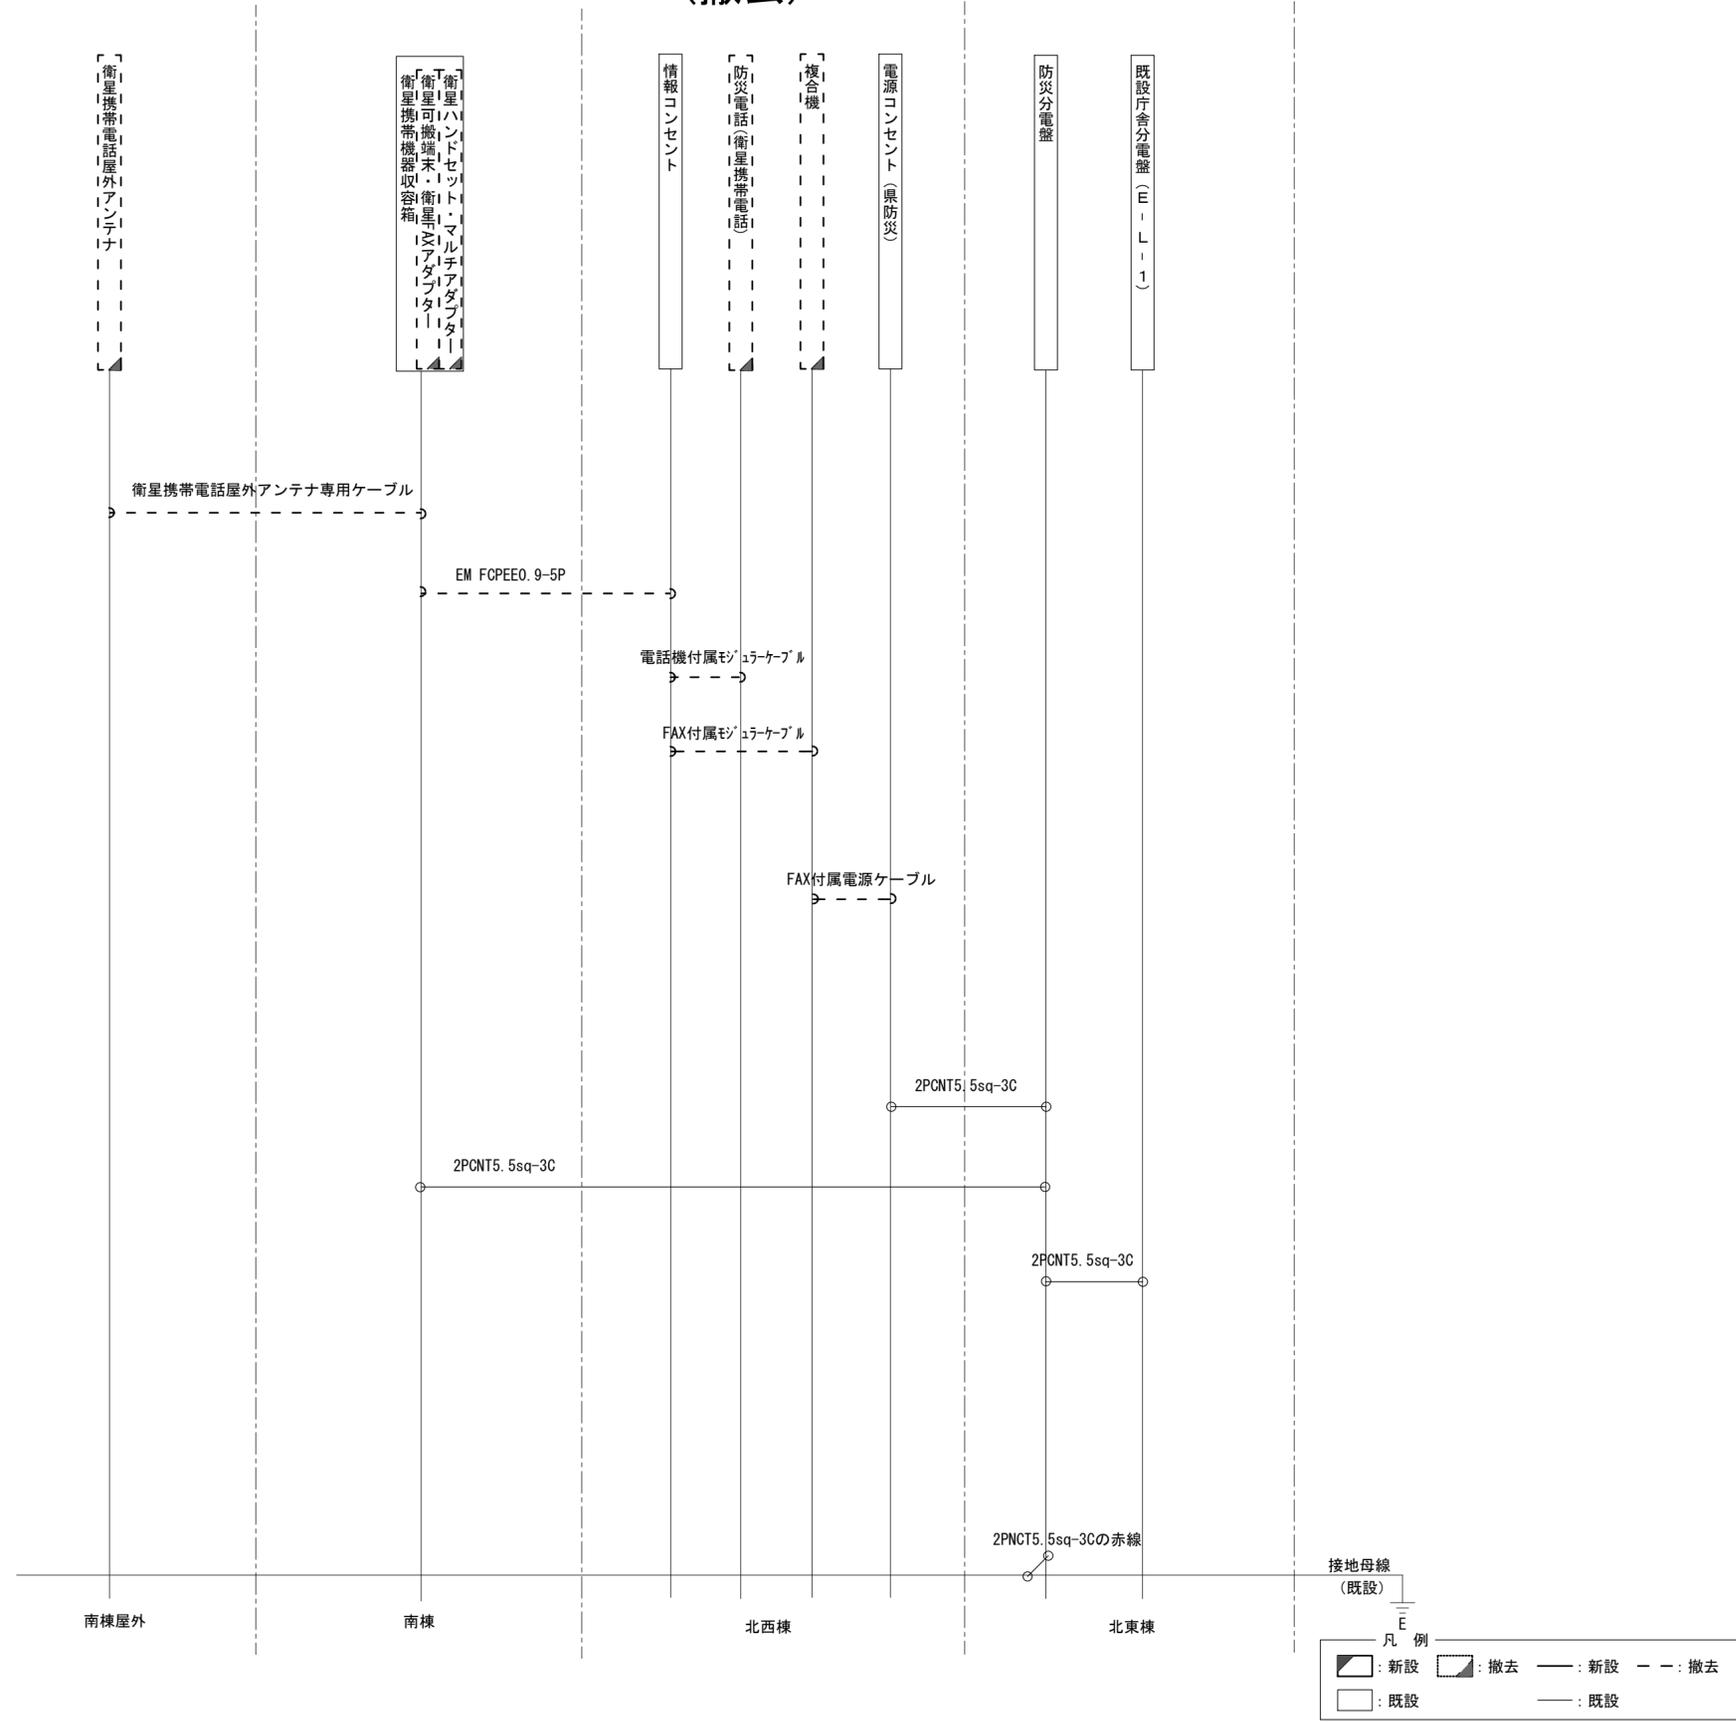

工事名	奈良県防災行政通信ネットワーク 衛星回線等再整備工事		
図面名	道の駅 クロスウェイなかまち 配線系統図(撤去)		
作成年月日	令和 6年 8月		
縮尺	NON	図面番号	08
会社名	株式会社東京建設コンサルタント		
事業者名	奈良県		