


# 目次

## 奈良総合庁舎(水道局)

図番	図面名称
01	奈良総合庁舎(水道局) 位置図
02	奈良総合庁舎(水道局) 系統図(撤去)
03	奈良総合庁舎(水道局) 機器据付図(撤去)
04	奈良総合庁舎(水道局) 1F機器配置図(撤去)
05	奈良総合庁舎(水道局) 4F機器配置図(撤去)
06	奈良総合庁舎(水道局) RF機器配置図(撤去)
07	奈良総合庁舎(水道局) 配線系統図(撤去)
08	奈良総合庁舎(水道局) 電源系統図(撤去)

# 奈良総合庁舎(水道局) 位置図

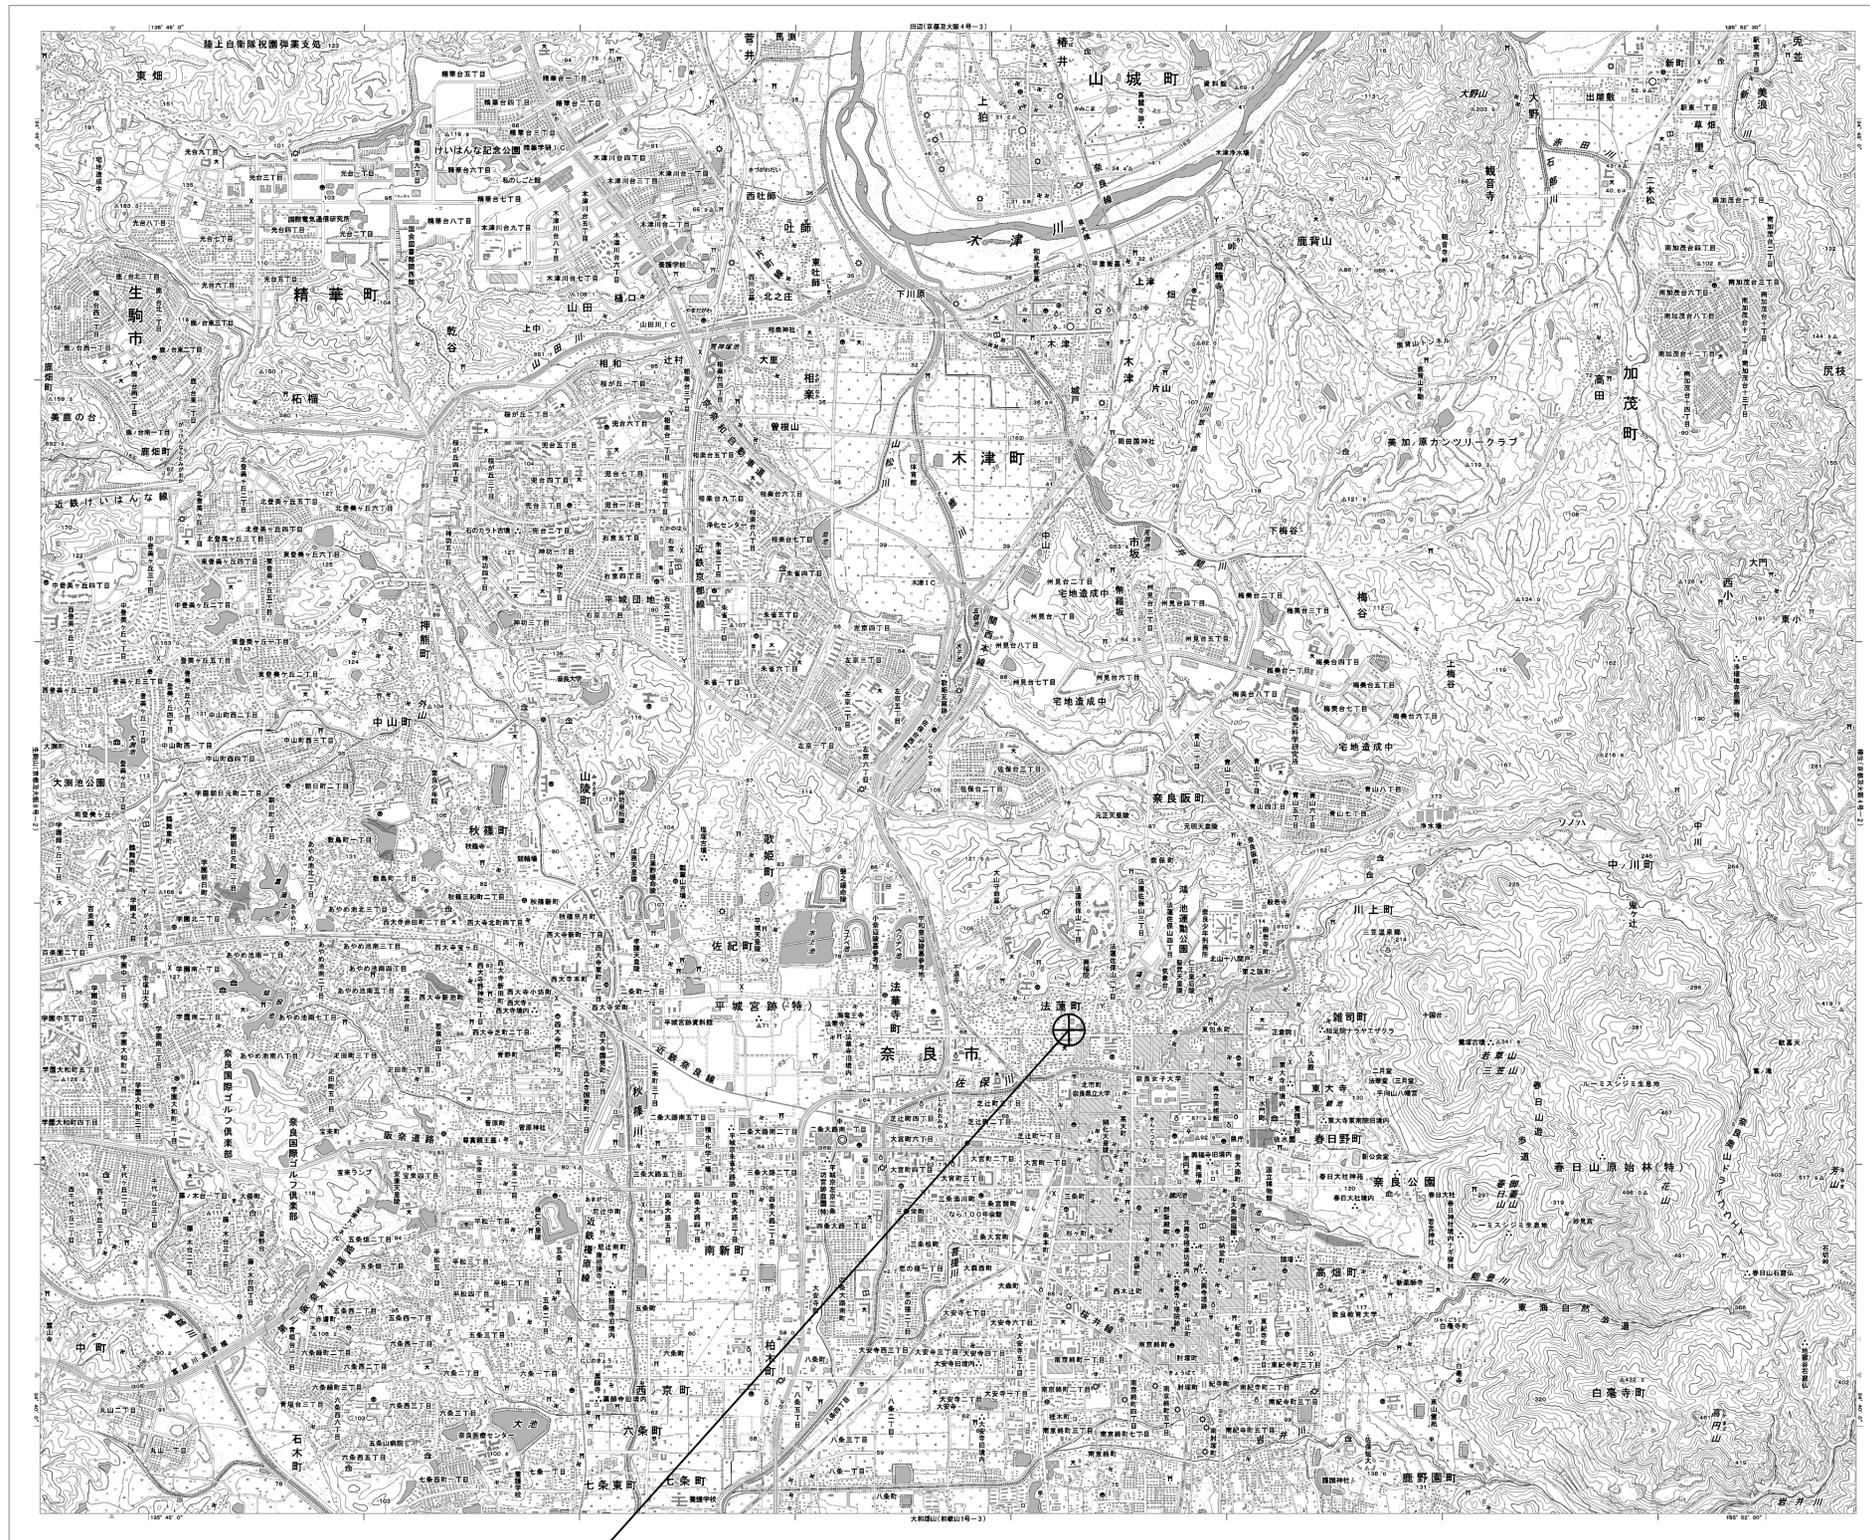


奈良総合庁舎(水道局)

工事名	奈良県防災行政通信ネットワーク 衛星回線等再整備工事		
図面名	奈良総合庁舎(水道局) 位置図		
作成年月日	令和 6年 8月		
縮尺	1:25000	図面番号	01
会社名	株式会社東京建設コンサルタント		
事業者名	奈良県		

# 奈良総合庁舎(水道局) 系統図 (撤去)

## 凡例


VSAT	VSAT
L2SW (16P)	L2-SW (16Port)
L2SW (8P)	L2-SW (8Port)
L2SW (16P) + M/C	L2-SW (16Port) +メディアコンバーター
L2SW (8P) + M/C	L2-SW (8Port) +メディアコンバーター
VPNルータ	VPNルータ
被遠方監視制御装置	被遠方監視制御装置
防災IP交換機	防災IP交換機
UPS	無停電電源装置
PC1	防災情報端末
PC2	ローカルWEBサーバ兼 防災情報端末
PC100	防災情報端末(オプション)
複合機	複合機
M/C	メディアコンバーター
T1	防災電話
T2	防災電話(衛星)
コンセントBOX	コンセントBOX
衛星IDU	衛星携帯電話 IDU
衛星FAXアダプタ	衛星FAXアダプタ
マルチアダプタ	マルチアダプタ
FAX	FAX
SPD	SPD盤
分配機	分配機
震度表示処理装置	震度表示処理装置
PBX	PBX
端子盤、MDF	端子盤、MDF
H W	大和路ハイウェイ
K-OPT	K-OPTICAL
電源端子台	電源端子台
情報コンセント	情報コンセント
警告灯	スピーカ付警告灯
モニター	モニター
IRD	IRD
J-ALERT	J-ALERT
変圧器	変圧器
USBPrn	USBプリントサーバー
Print	プリンタ

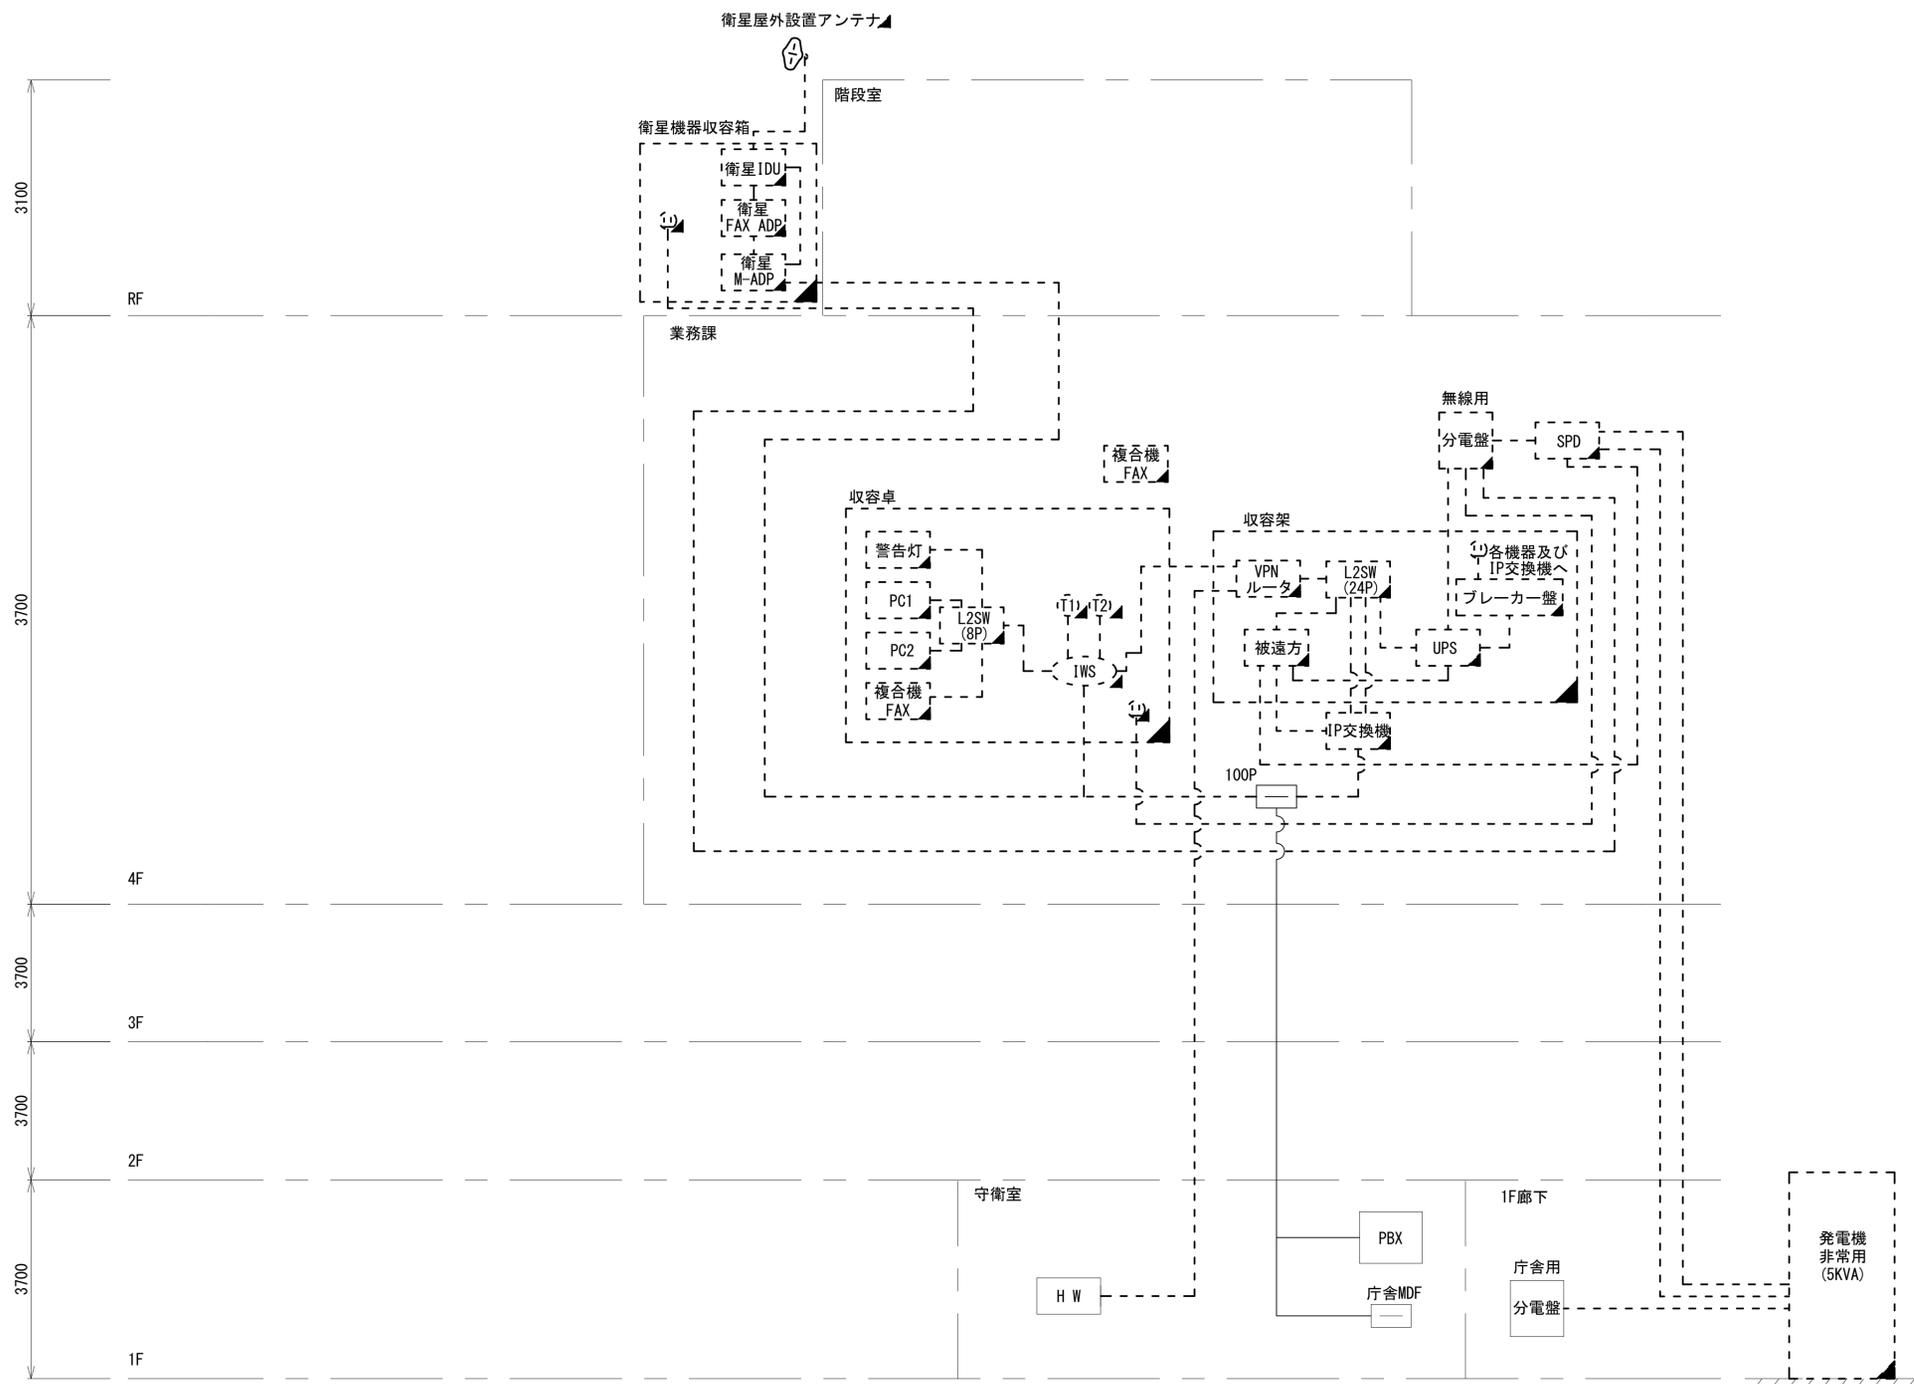

工事名	奈良県防災行政通信ネットワーク 衛星回線等再整備工事		
図面名	奈良総合庁舎(水道局) 系統図(撤去)		
作成年月日	令和 6年 8月		
縮尺	NON	図面番号	02
会社名	株式会社東京建設コンサルタント		
事業者名	奈良県		

凡例	■: 新設	▨: 撤去	—: 新設	- - -: 撤去
	□: 既設	—: 既設		

# 奈良総合庁舎(水道局) 機器据付図 (撤去)

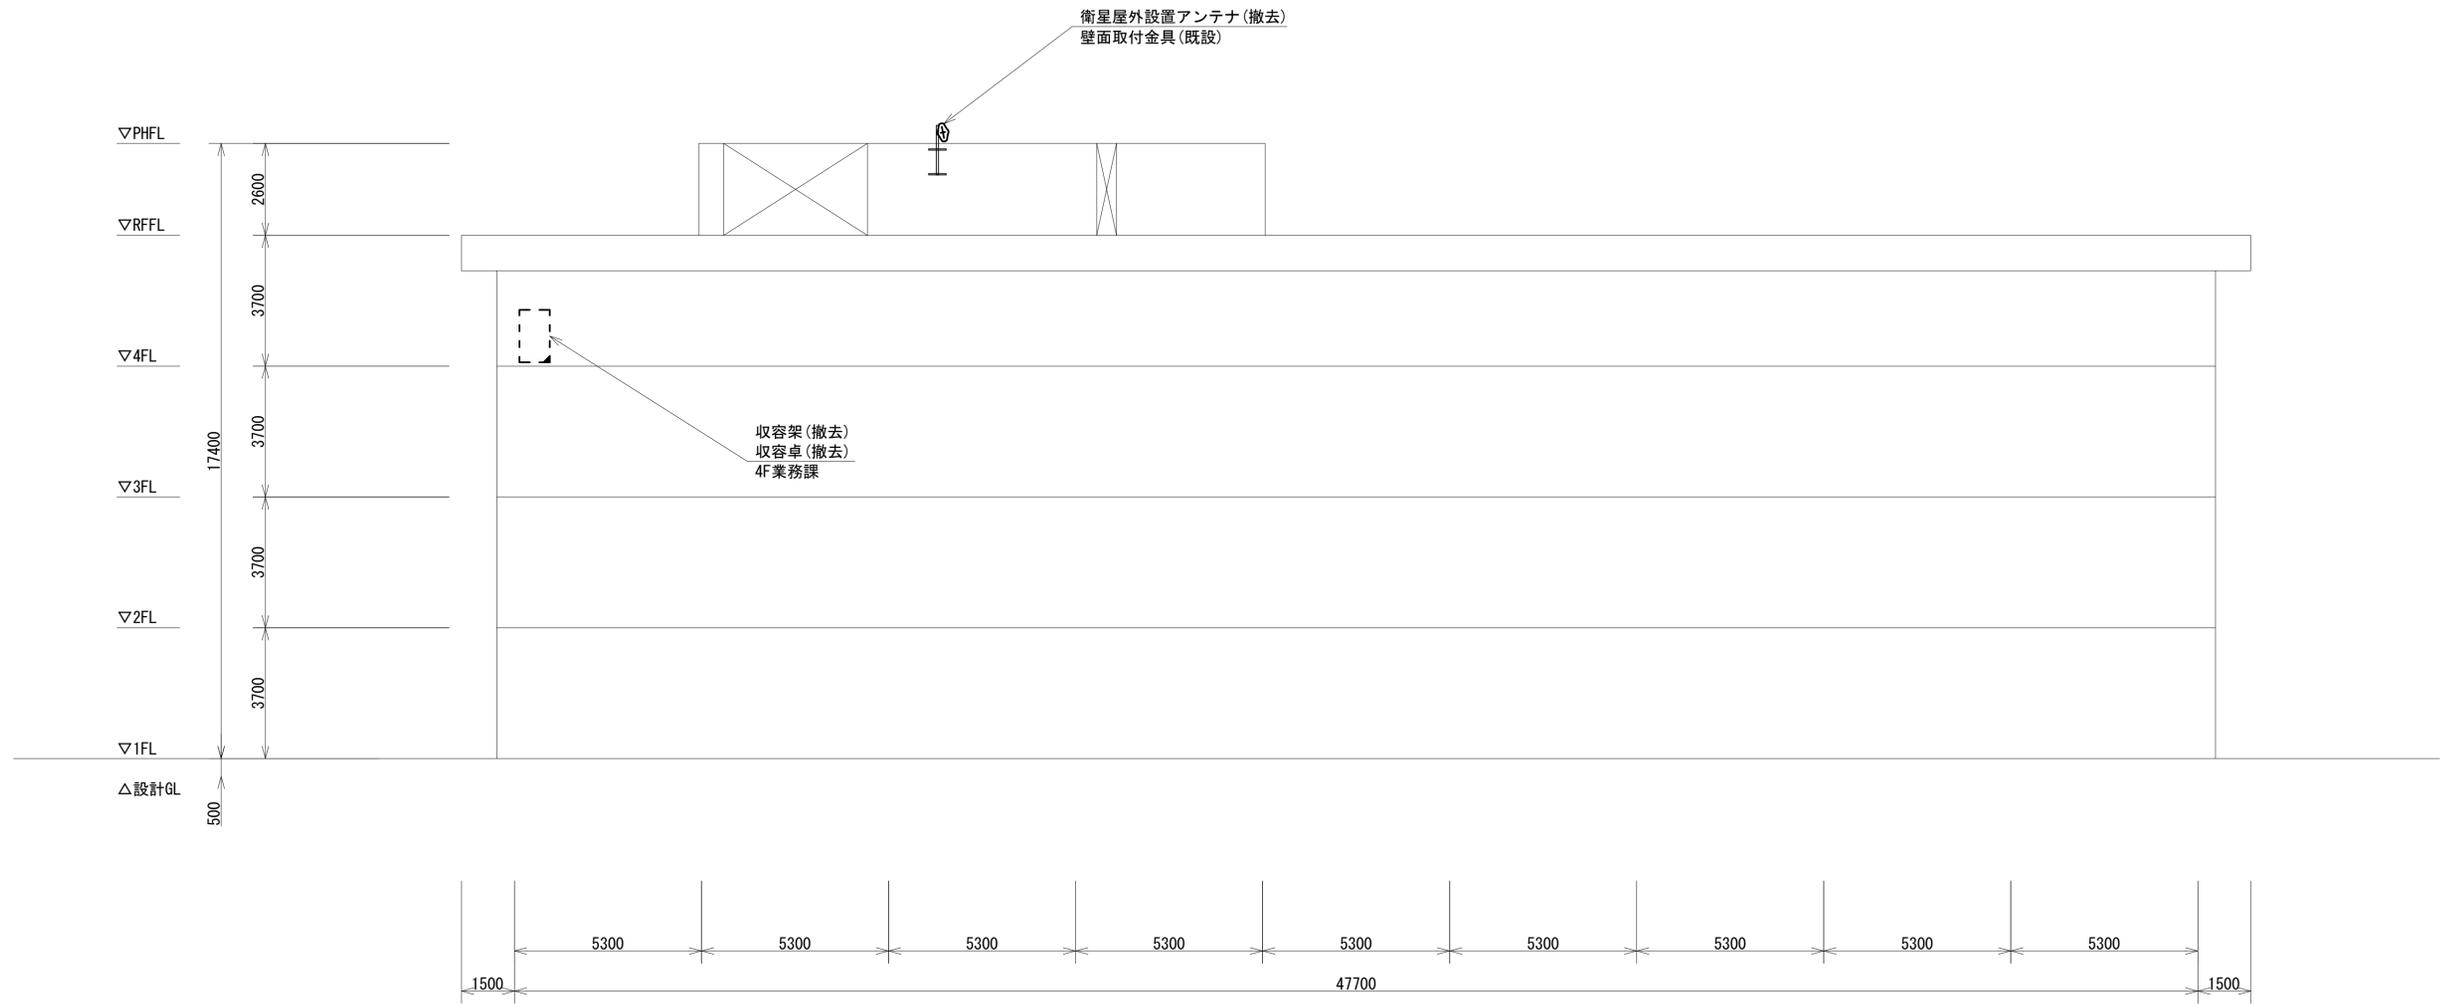


北側立面図(S=1/100)

凡 例	
<span style="border: 1px solid black; display: inline-block; width: 10px; height: 10px;"></span>	: 新設
<span style="border: 1px dashed black; display: inline-block; width: 10px; height: 10px;"></span>	: 撤去
<span style="border-bottom: 1px solid black; display: inline-block; width: 10px;"></span>	: 新設
<span style="border-bottom: 1px dashed black; display: inline-block; width: 10px;"></span>	: 撤去
<span style="border: 1px solid black; display: inline-block; width: 10px; height: 10px;"></span>	: 既設
<span style="border-bottom: 1px solid black; display: inline-block; width: 10px;"></span>	: 既設

工事名	奈良県防災行政通信ネットワーク 衛星回線等再整備工事		
図面名	奈良総合庁舎(水道局) 機器据付図(撤去)		
作成年月日	令和 6年 8月		
縮尺	1:100	図面番号	03
会社名	株式会社東京建設コンサルタント		
事業者名	奈良県		

# 奈良総合庁舎(水道局) 1F 機器配置図 (撤去)

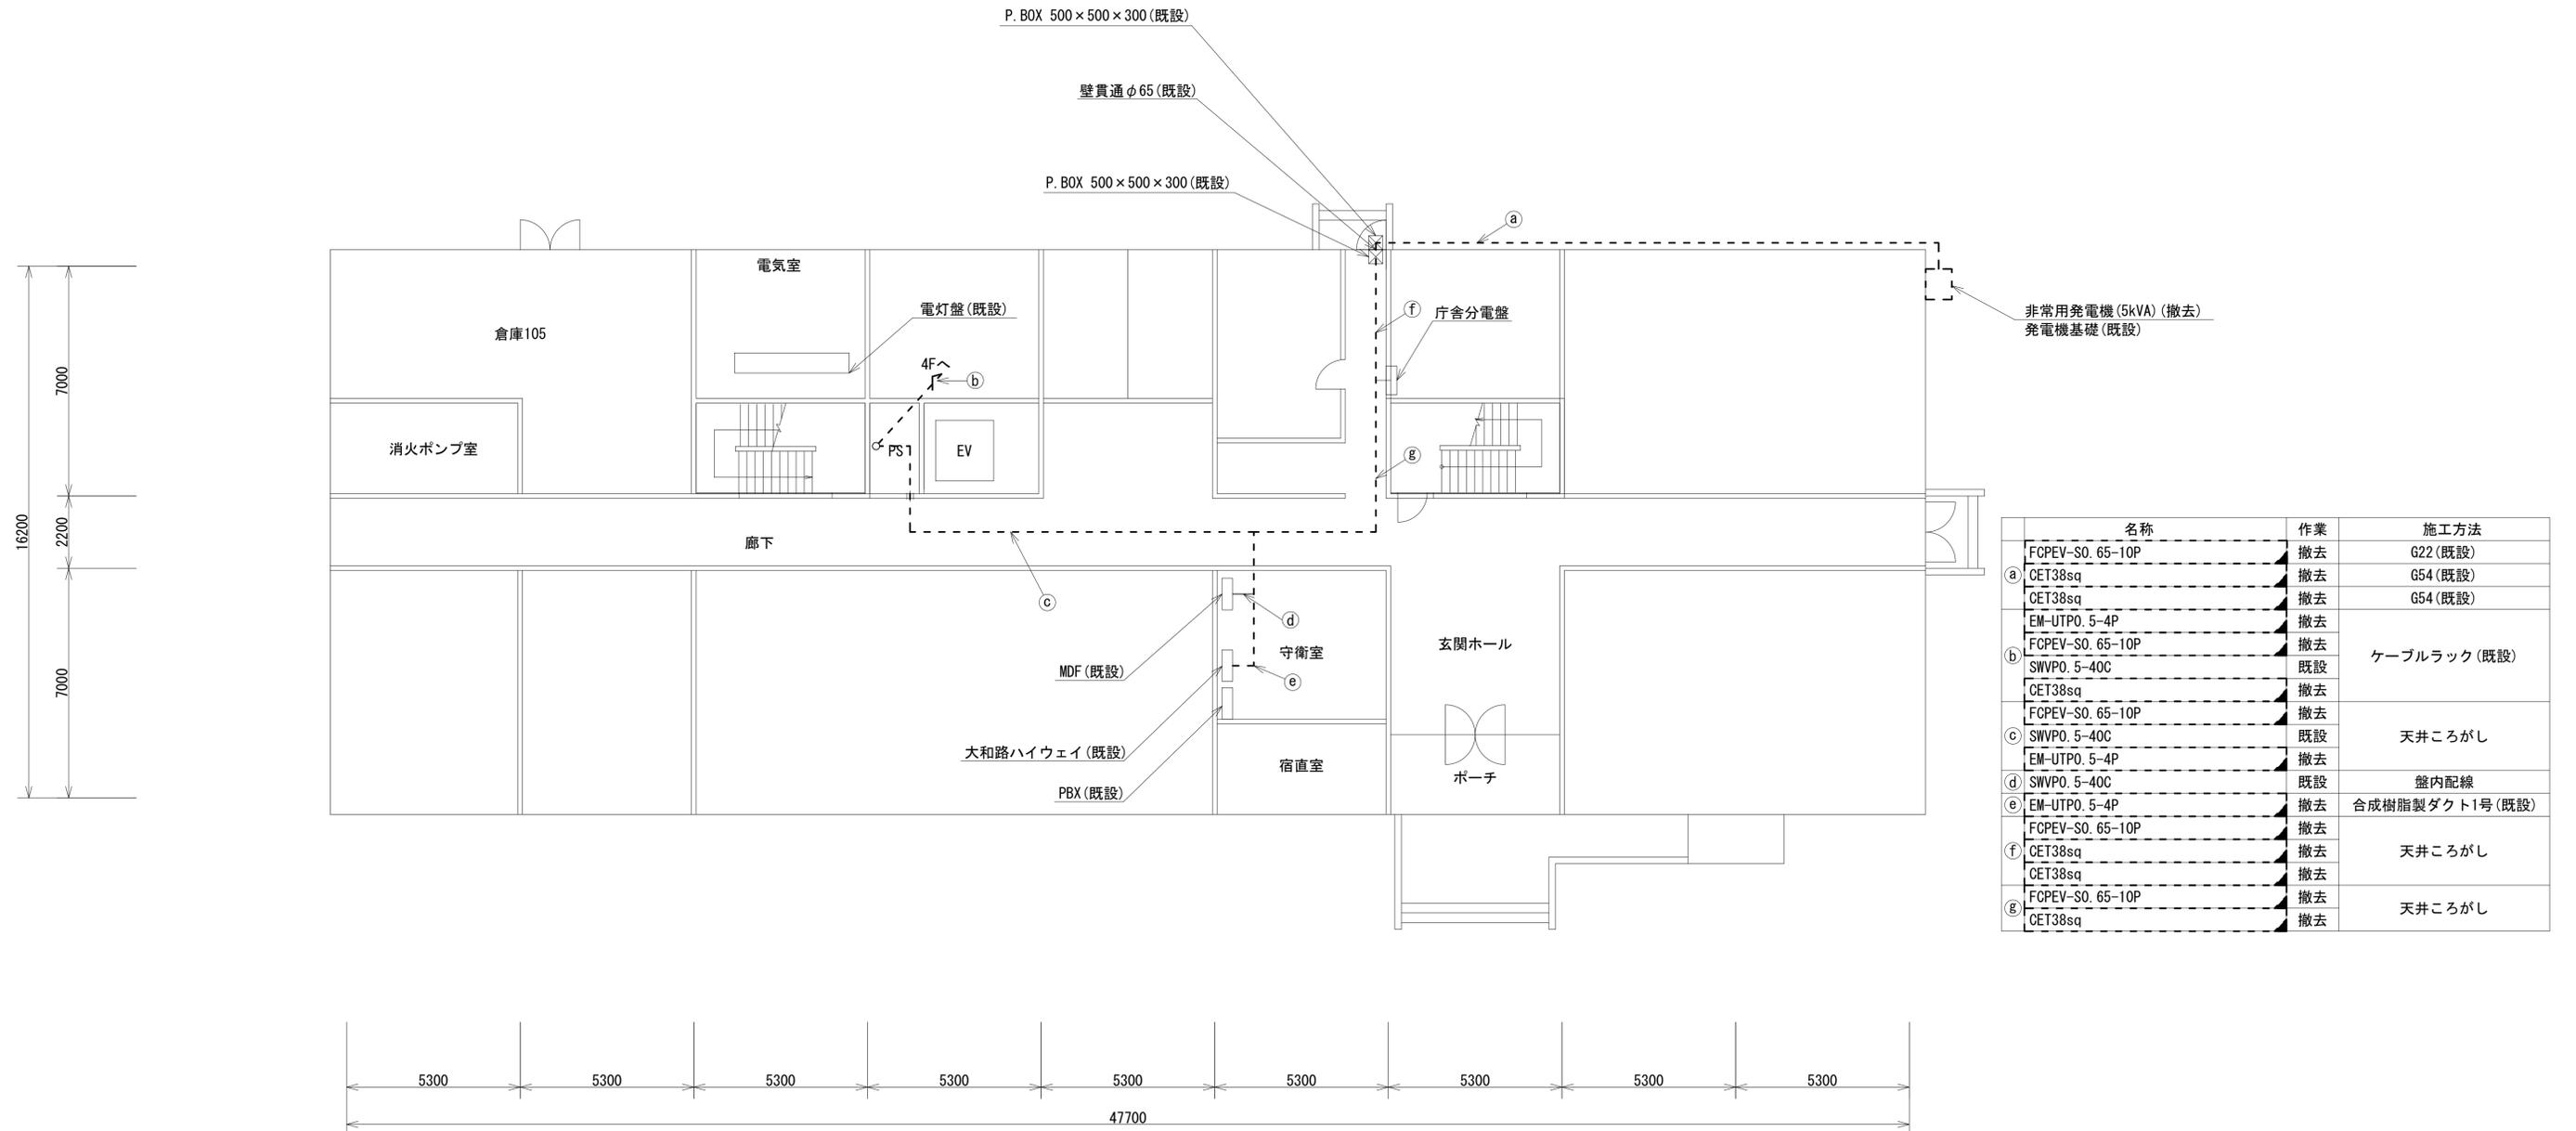

名称	作業	施工方法
FCPEV-S0. 65-10P	撤去	G22 (既設)
① CET38sq	撤去	G54 (既設)
CET38sq	撤去	G54 (既設)
EM-UTPO. 5-4P	撤去	ケーブルラック (既設)
FCPEV-S0. 65-10P	撤去	
② SWVPO. 5-40C	既設	天井ころがし
CET38sq	撤去	
FCPEV-S0. 65-10P	撤去	天井ころがし
③ SWVPO. 5-40C	既設	
EM-UTPO. 5-4P	撤去	盤内配線
④ SWVPO. 5-40C	既設	
⑤ EM-UTPO. 5-4P	撤去	合成樹脂製ダクト1号 (既設)
FCPEV-S0. 65-10P	撤去	天井ころがし
⑥ CET38sq	撤去	
CET38sq	撤去	天井ころがし
FCPEV-S0. 65-10P	撤去	
⑦ CET38sq	撤去	


1F平面図 (S=1/100)

凡例

<span style="border: 1px solid black; display: inline-block; width: 10px; height: 10px;"></span>	新設	<span style="border: 1px dashed black; display: inline-block; width: 10px; height: 10px;"></span>	撤去	<span style="border-bottom: 1px solid black; width: 10px; display: inline-block;"></span>	新設	<span style="border-bottom: 1px dashed black; width: 10px; display: inline-block;"></span>	撤去
<span style="border: 1px solid black; display: inline-block; width: 10px; height: 10px;"></span>	既設	<span style="border: 1px solid black; display: inline-block; width: 10px; height: 10px;"></span>	既設	<span style="border-bottom: 1px solid black; width: 10px; display: inline-block;"></span>	既設	<span style="border-bottom: 1px solid black; width: 10px; display: inline-block;"></span>	既設

工事名	奈良県防災行政通信ネットワーク 衛星回線等再整備工事		
図面名	奈良総合庁舎(水道局) 1F 機器配置図(撤去)		
作成年月日	令和 6年 8月		
縮尺	1:100	図面番号	04
会社名	株式会社東京建設コンサルタント		
事業者名	奈良県		

# 奈良総合庁舎(水道局) 4F 機器配置図 (撤去)

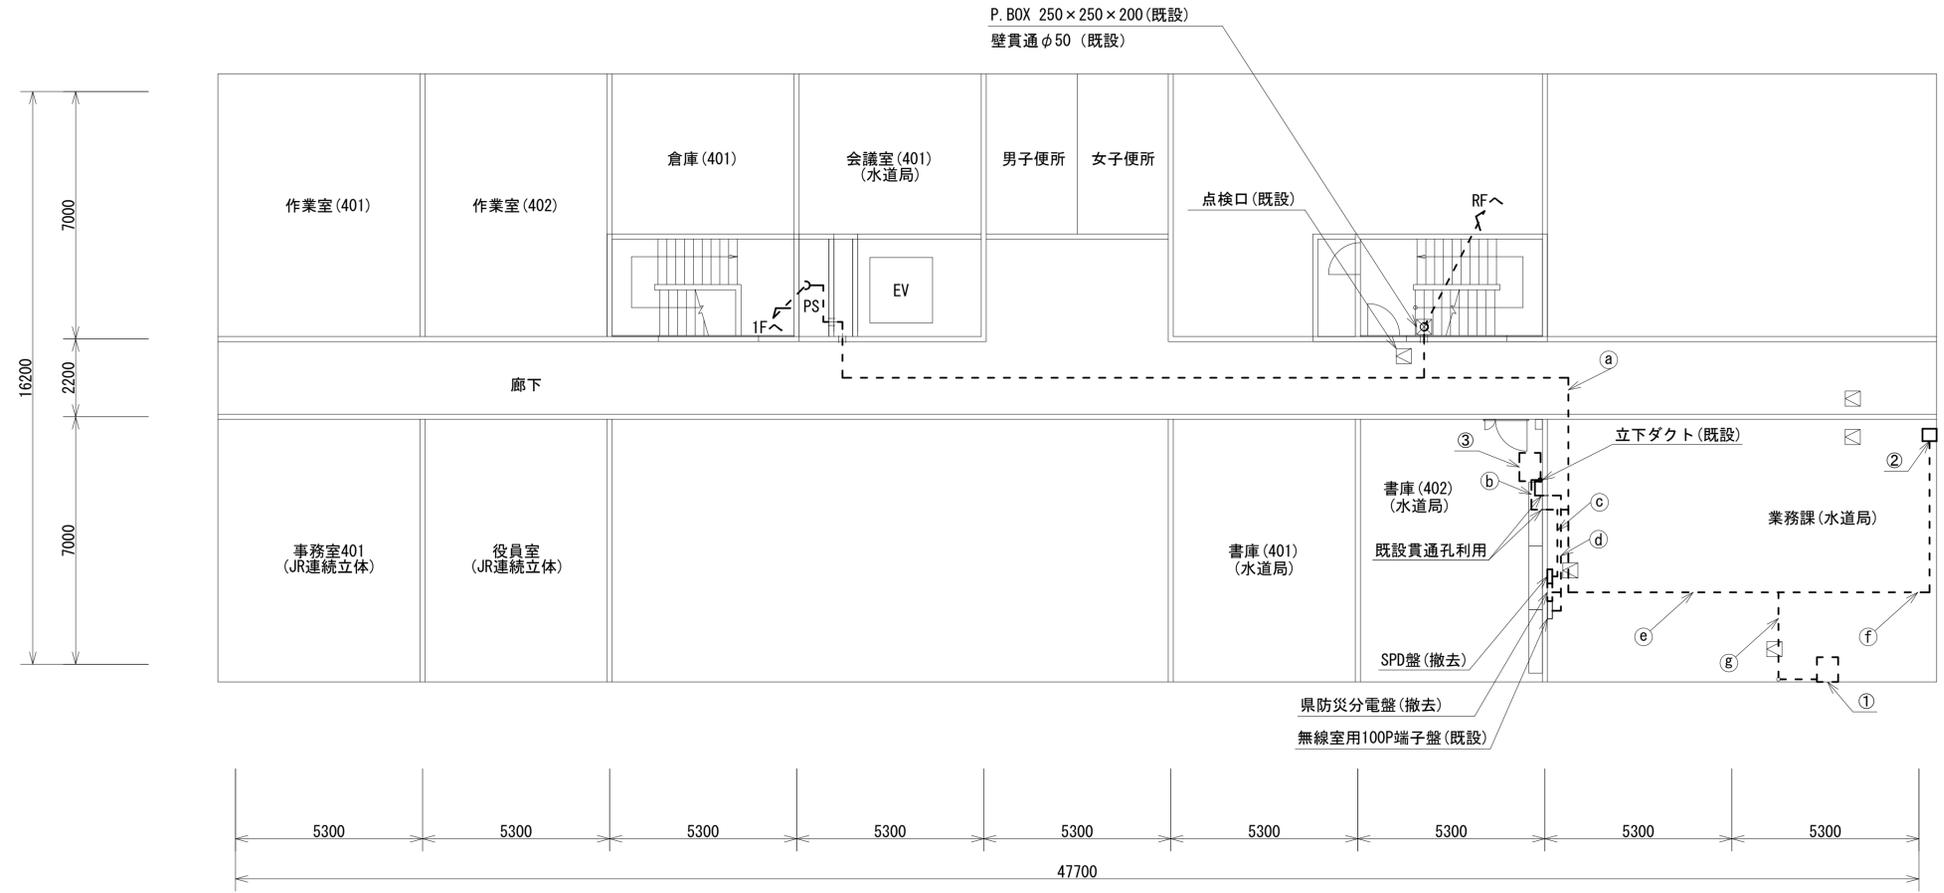

4F平面図 (1:75)

名称	作業	施工方法
a) EM-UTPO, 5-4P FCPEV-SO, 65-10P	撤去	天井ころがし
EM-UTPO, 5-4P EM-UTPO, 5-4P×3 SWVPO, 5-6C SWVPO, 5-12C	撤去	
b) CE8sq-2C×2 IE5, 5sq FCPEV-SO, 65-10P SWVPO, 5-12C	撤去	天井ころがし
d) FCPEV-SO, 65-10P SWVPO, 5-40C×2	撤去	
e) EM-UTPO, 5-4P×3 SWVPO, 5-6C FCPEV-SO, 65-10P SWVPO, 5-40C×2	撤去	天井ころがし
f) EM-UTPO, 5-4P×2 SWVPO, 5-6C SWVPO, 5-40C×2	撤去	
g) EM-UTPO, 5-4P FCPEV-SO, 65-10P	撤去	天井ころがし

番号	名称	備考
①	収容卓	撤去
	スビーカ付警告灯	撤去
	防災電話	撤去
	防災電話(衛星)	撤去
	防災情報端末(ローカルサーバ)	撤去
	防災情報端末	撤去
	L2-SW (8port)	撤去
	回線切替器	撤去
	FAX・複合機	撤去

番号	名称	備考
②	防災IP交換機	撤去


番号	名称	備考
③	収容架	撤去
	L2-SW (24Port)	撤去
	被遠方監視制御装置	撤去
	UPS	撤去
	VPNルータ	撤去

凡例

<span style="border: 1px solid black; display: inline-block; width: 10px; height: 10px;"></span>	新設	<span style="border: 1px dashed black; display: inline-block; width: 10px; height: 10px;"></span>	撤去	<span style="border-bottom: 1px solid black; width: 10px; display: inline-block;"></span>	新設	<span style="border-bottom: 1px dashed black; width: 10px; display: inline-block;"></span>	撤去
<span style="border: 1px solid black; display: inline-block; width: 10px; height: 10px;"></span>	既設	<span style="border: 1px solid black; display: inline-block; width: 10px; height: 10px;"></span>	既設	<span style="border-bottom: 1px solid black; width: 10px; display: inline-block;"></span>	既設	<span style="border-bottom: 1px dashed black; width: 10px; display: inline-block;"></span>	既設


工事名	奈良県防災行政通信ネットワーク 衛星回線等再整備工事		
図面名	奈良総合庁舎(水道局) 4F 機器配置図(撤去)		
作成年月日	令和 6年 8月		
縮尺	1:75	図面番号	05
会社名	株式会社東京建設コンサルタント		
事業者名	奈良県		

# 奈良総合庁舎(水道局) RF 機器配置図 (撤去)

 

番号	名称	備考
①	衛星機器収容箱	撤去
	衛星可搬端末	撤去
	衛星FAXアダプター	撤去
	衛星ハンドセット	撤去
	マルチアダプター	撤去

	名称	作業	施工方法
⑧	FQPEV-S0, 65-3P	撤去	PV24(既設)
	CE3, 5sq-3C	撤去	PV24(既設)
⑨	FQPEV-S0, 65-3P	撤去	E25(既設)
	CE3, 5sq-3C	撤去	E25(既設)
⑩	外部アンテナ接続用ケーブル	撤去	G36(既設)

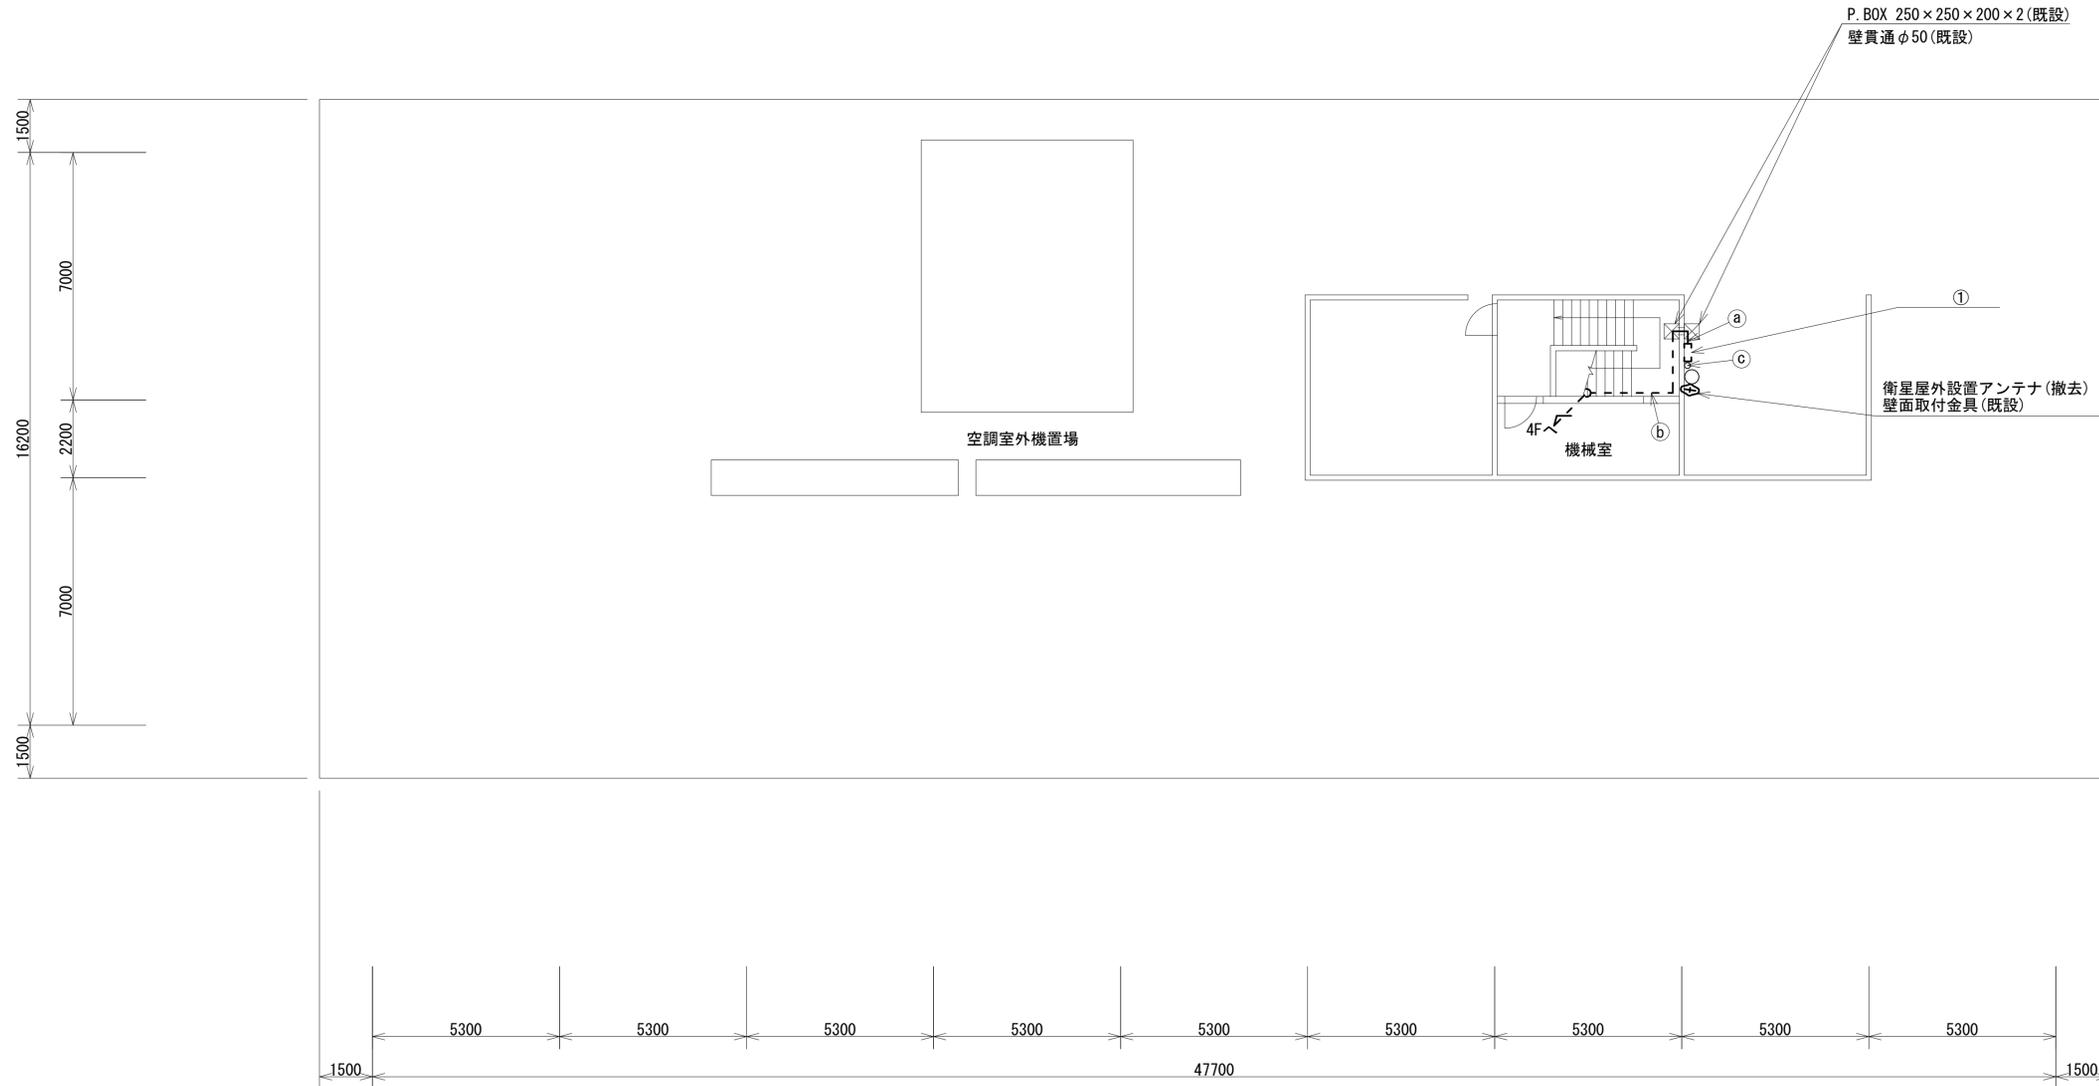


RF平面図 (S=1/100)

凡例	
<span style="border: 1px solid black; display: inline-block; width: 10px; height: 10px;"></span>	: 新設
<span style="border: 1px dashed black; display: inline-block; width: 10px; height: 10px;"></span>	: 撤去
<span style="border: 1px solid black; display: inline-block; width: 10px; height: 10px;"></span>	: 既設
<span style="border: 1px solid black; display: inline-block; width: 10px; height: 10px;"></span>	: 新設
<span style="border: 1px dashed black; display: inline-block; width: 10px; height: 10px;"></span>	: 撤去
<span style="border: 1px solid black; display: inline-block; width: 10px; height: 10px;"></span>	: 既設

工事名	奈良県防災行政通信ネットワーク 衛星回線等再整備工事		
図面名	奈良総合庁舎(水道局) RF 機器配置図(撤去)		
作成年月日	令和 6年 8月		
縮尺	1:100	図面番号	06
会社名	株式会社東京建設コンサルタント		
事業者名	奈良県		



# 奈良総合庁舎(水道局)電源系統図 (撤去)

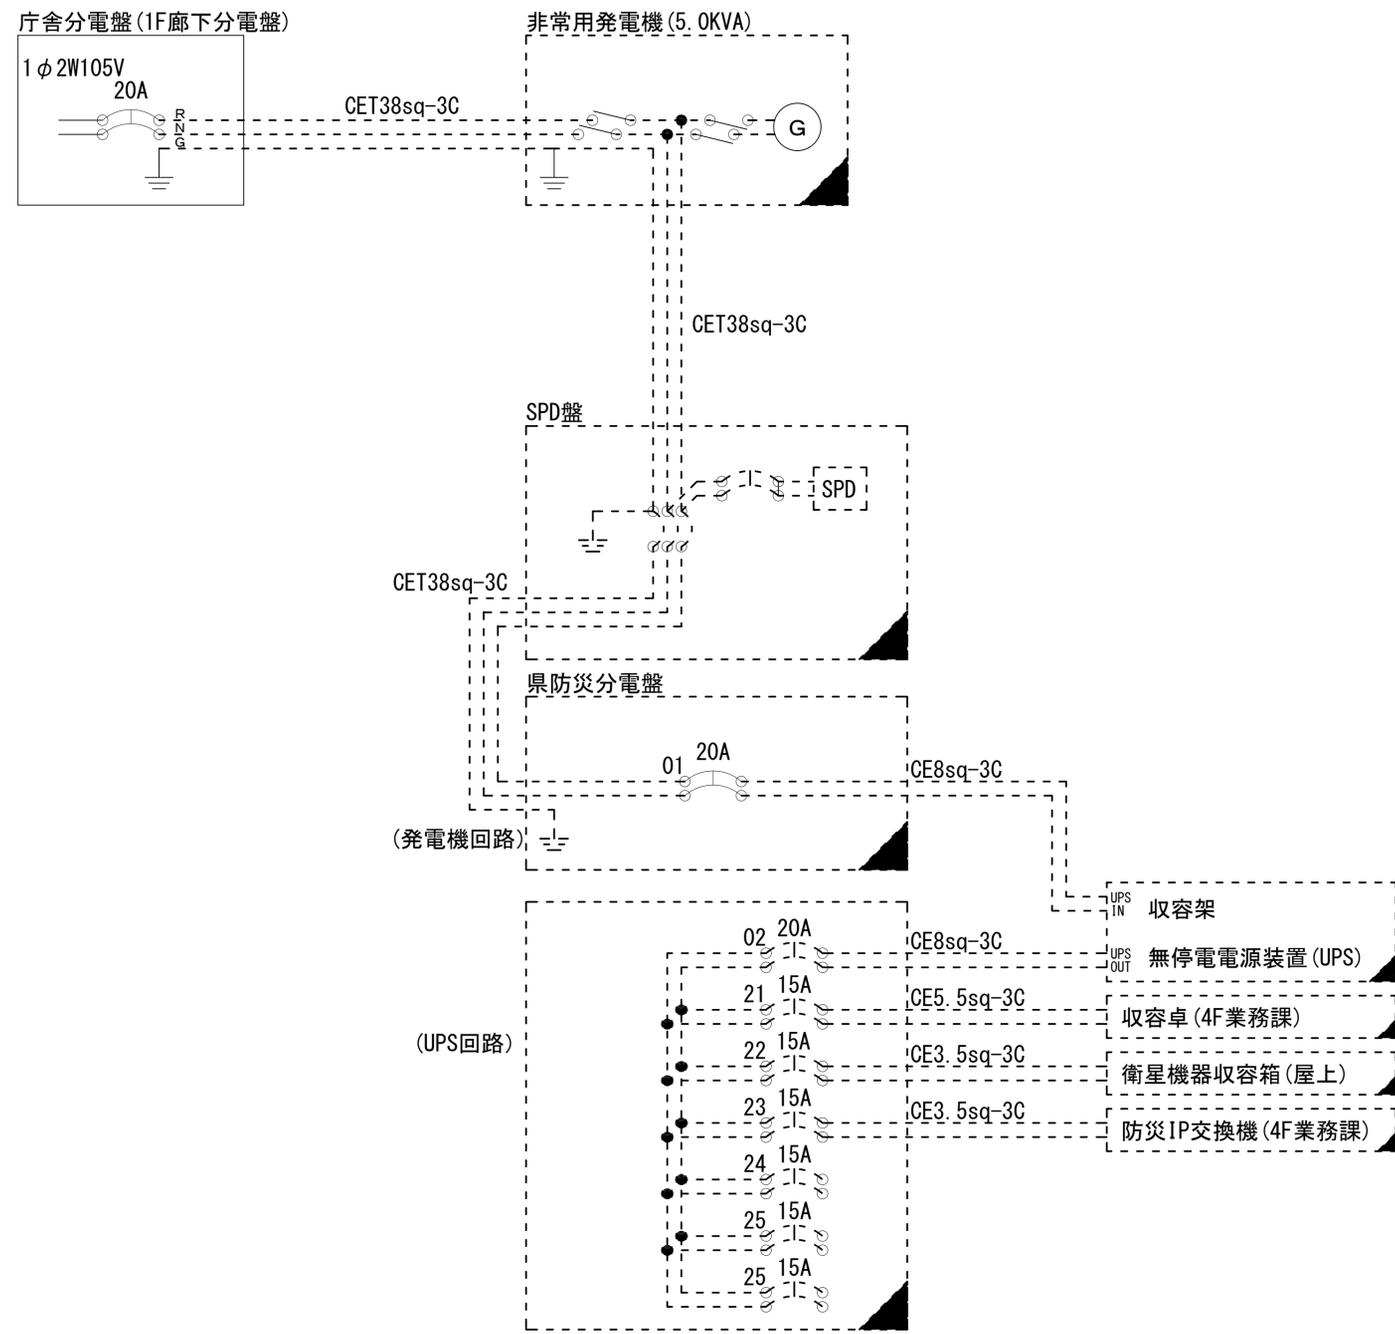

\* 3Cのうち1Cは接地用

工事名	奈良県防災行政通信ネットワーク 衛星回線等再整備工事		
図面名	水道局 電源系統図(撤去)		
作成年月日	令和 6年 8月		
縮尺	NON	図面番号	08
会社名	株式会社東京建設コンサルタント		
事業者名	奈良県		