


# 目次

## 生駒市消防本部

図番	図面名称
01	生駒市消防本部 位置図
02	生駒市消防本部 系統図(新設)
03	生駒市消防本部 敷地平面図(新設)
04	生駒市消防本部 機器据付図(新設)
05	生駒市消防本部 1F 機器配置図(新設)
06	生駒市消防本部 2F 機器配置図(新設)
07	生駒市消防本部 3F 機器配置図(新設)
08	生駒市消防本部 R・PHRF 機器配置図(新設)
09	生駒市消防本部 1F通信機械室 機器配置図(新設)
10	生駒市消防本部 配線系統図(新設)
11	生駒市消防本部 電源系統図(参考図)
12	生駒市消防本部 系統図(撤去)
13	生駒市消防本部 敷地平面図(撤去)
14	生駒市消防本部 機器据付図(撤去)
15	生駒市消防本部 1F 機器配置図(撤去)
16	生駒市消防本部 2F 機器配置図(撤去)
17	生駒市消防本部 3F 機器配置図(撤去)
18	生駒市消防本部 R・PHRF 機器配置図(撤去)
19	生駒市消防本部 1F通信機械室 機器配置図(撤去)
20	生駒市消防本部 配線系統図(撤去)

# 生駒市消防本部 位置図

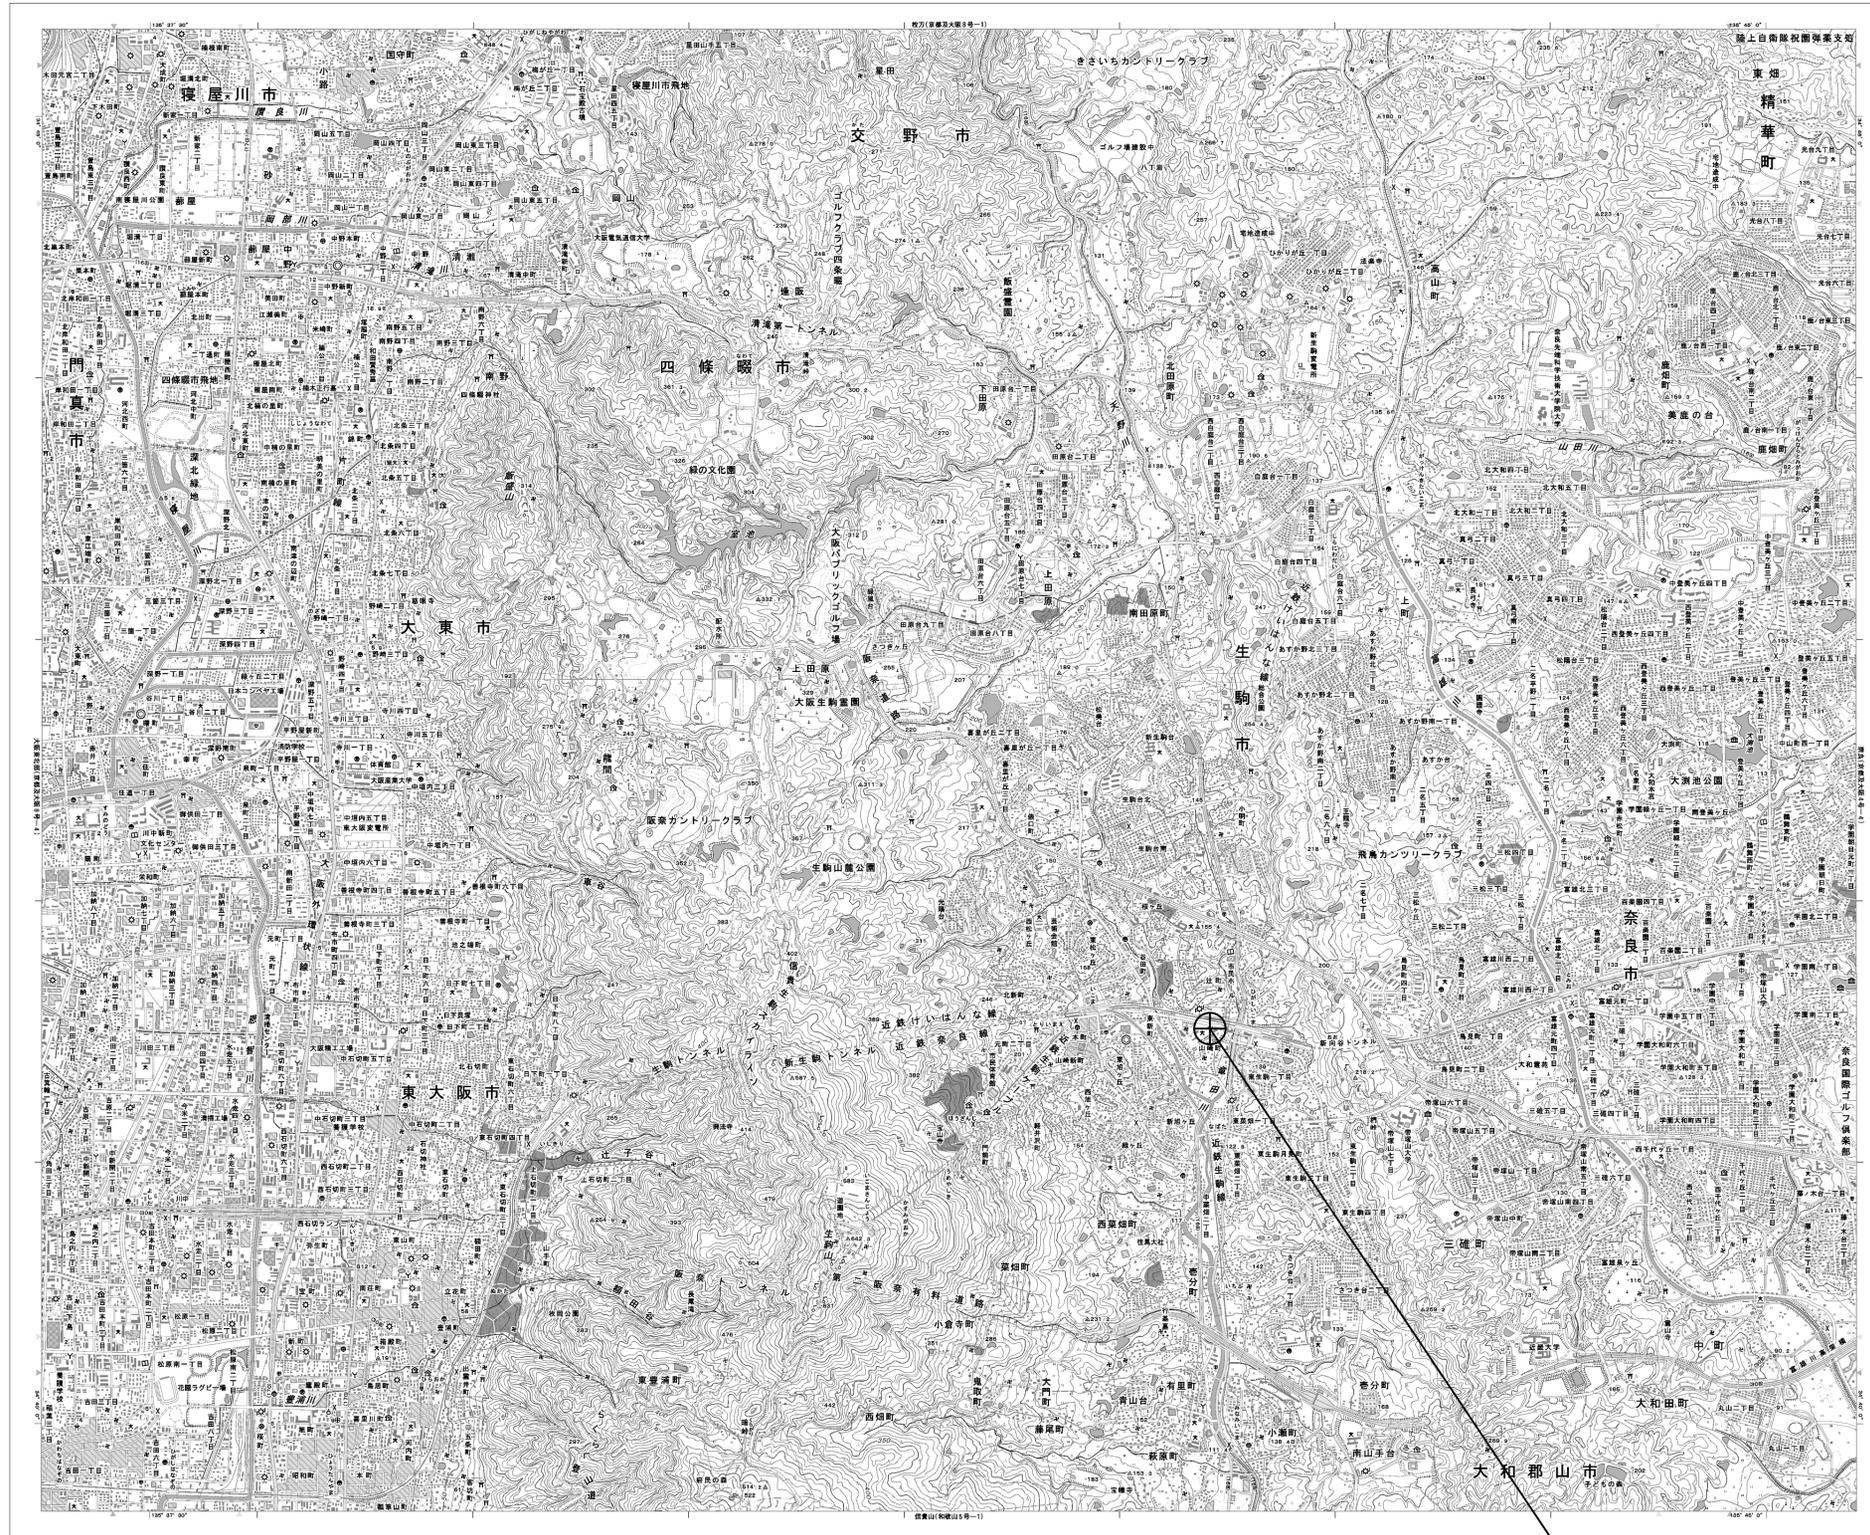


生駒市消防本部

工事名	奈良県防災行政通信ネットワーク 衛星回線等再整備工事		
図面名	生駒市消防本部 位置図		
作成年月日	令和 6年 8月		
縮尺	1:25000	図面番号	01
会社名	株式会社東京建設コンサルタント		
事業者名	奈良県		

# 生駒市消防本部 系統図 (新設)


- 凡例**
- VSAT VSAT
  - L2-SW (16P) L2-SW (16Port)
  - L2-SW (8P) L2-SW (8Port)
  - M/C (16P) L2-SW (16Port) +メディアコンバーター
  - M/C (8P) L2-SW (8Port) +メディアコンバーター
  - VPNルータ
  - 被遠方 被遠方監視制御装置
  - IP交換機 防災IP交換機
  - LPS 無停電電源装置
  - PC1 防災情報端末
  - PC2 ローカルWEBサーバ兼 防災情報端末
  - PC (opt) 防災情報端末 (オプション)
  - 複合機 複合機
  - M/C メディアコンバーター
  - ① 防災電話 (IP)
  - ② 防災電話 (アナログ)
  - ③ コンセントBOX
  - 衛星IDU 衛星携帯電話 IDU
  - 衛星FAXアダプタ 衛星FAXアダプタ
  - マルチアダプタ マルチアダプタ
  - FAX FAX
  - SPD SPD盤
  - 分配機 分配機
  - 地震表示処理装置 地震表示処理装置
  - PBX PBX
  - 端子盤、MDF 端子盤、MDF
  - 大和路ハイウェイ 大和路ハイウェイ
  - K-OPTICAL K-OPTICAL
  - 電源端子台 電源端子台
  - 情報コンセント 情報コンセント
  - スピーカー付警告灯 スピーカー付警告灯
  - モニタ モニタ
  - IRD IRD
  - J-ALERT J-ALERT
  - 変圧器 変圧器
  - USBPrint USBプリントサーバー
  - Print プリンタ

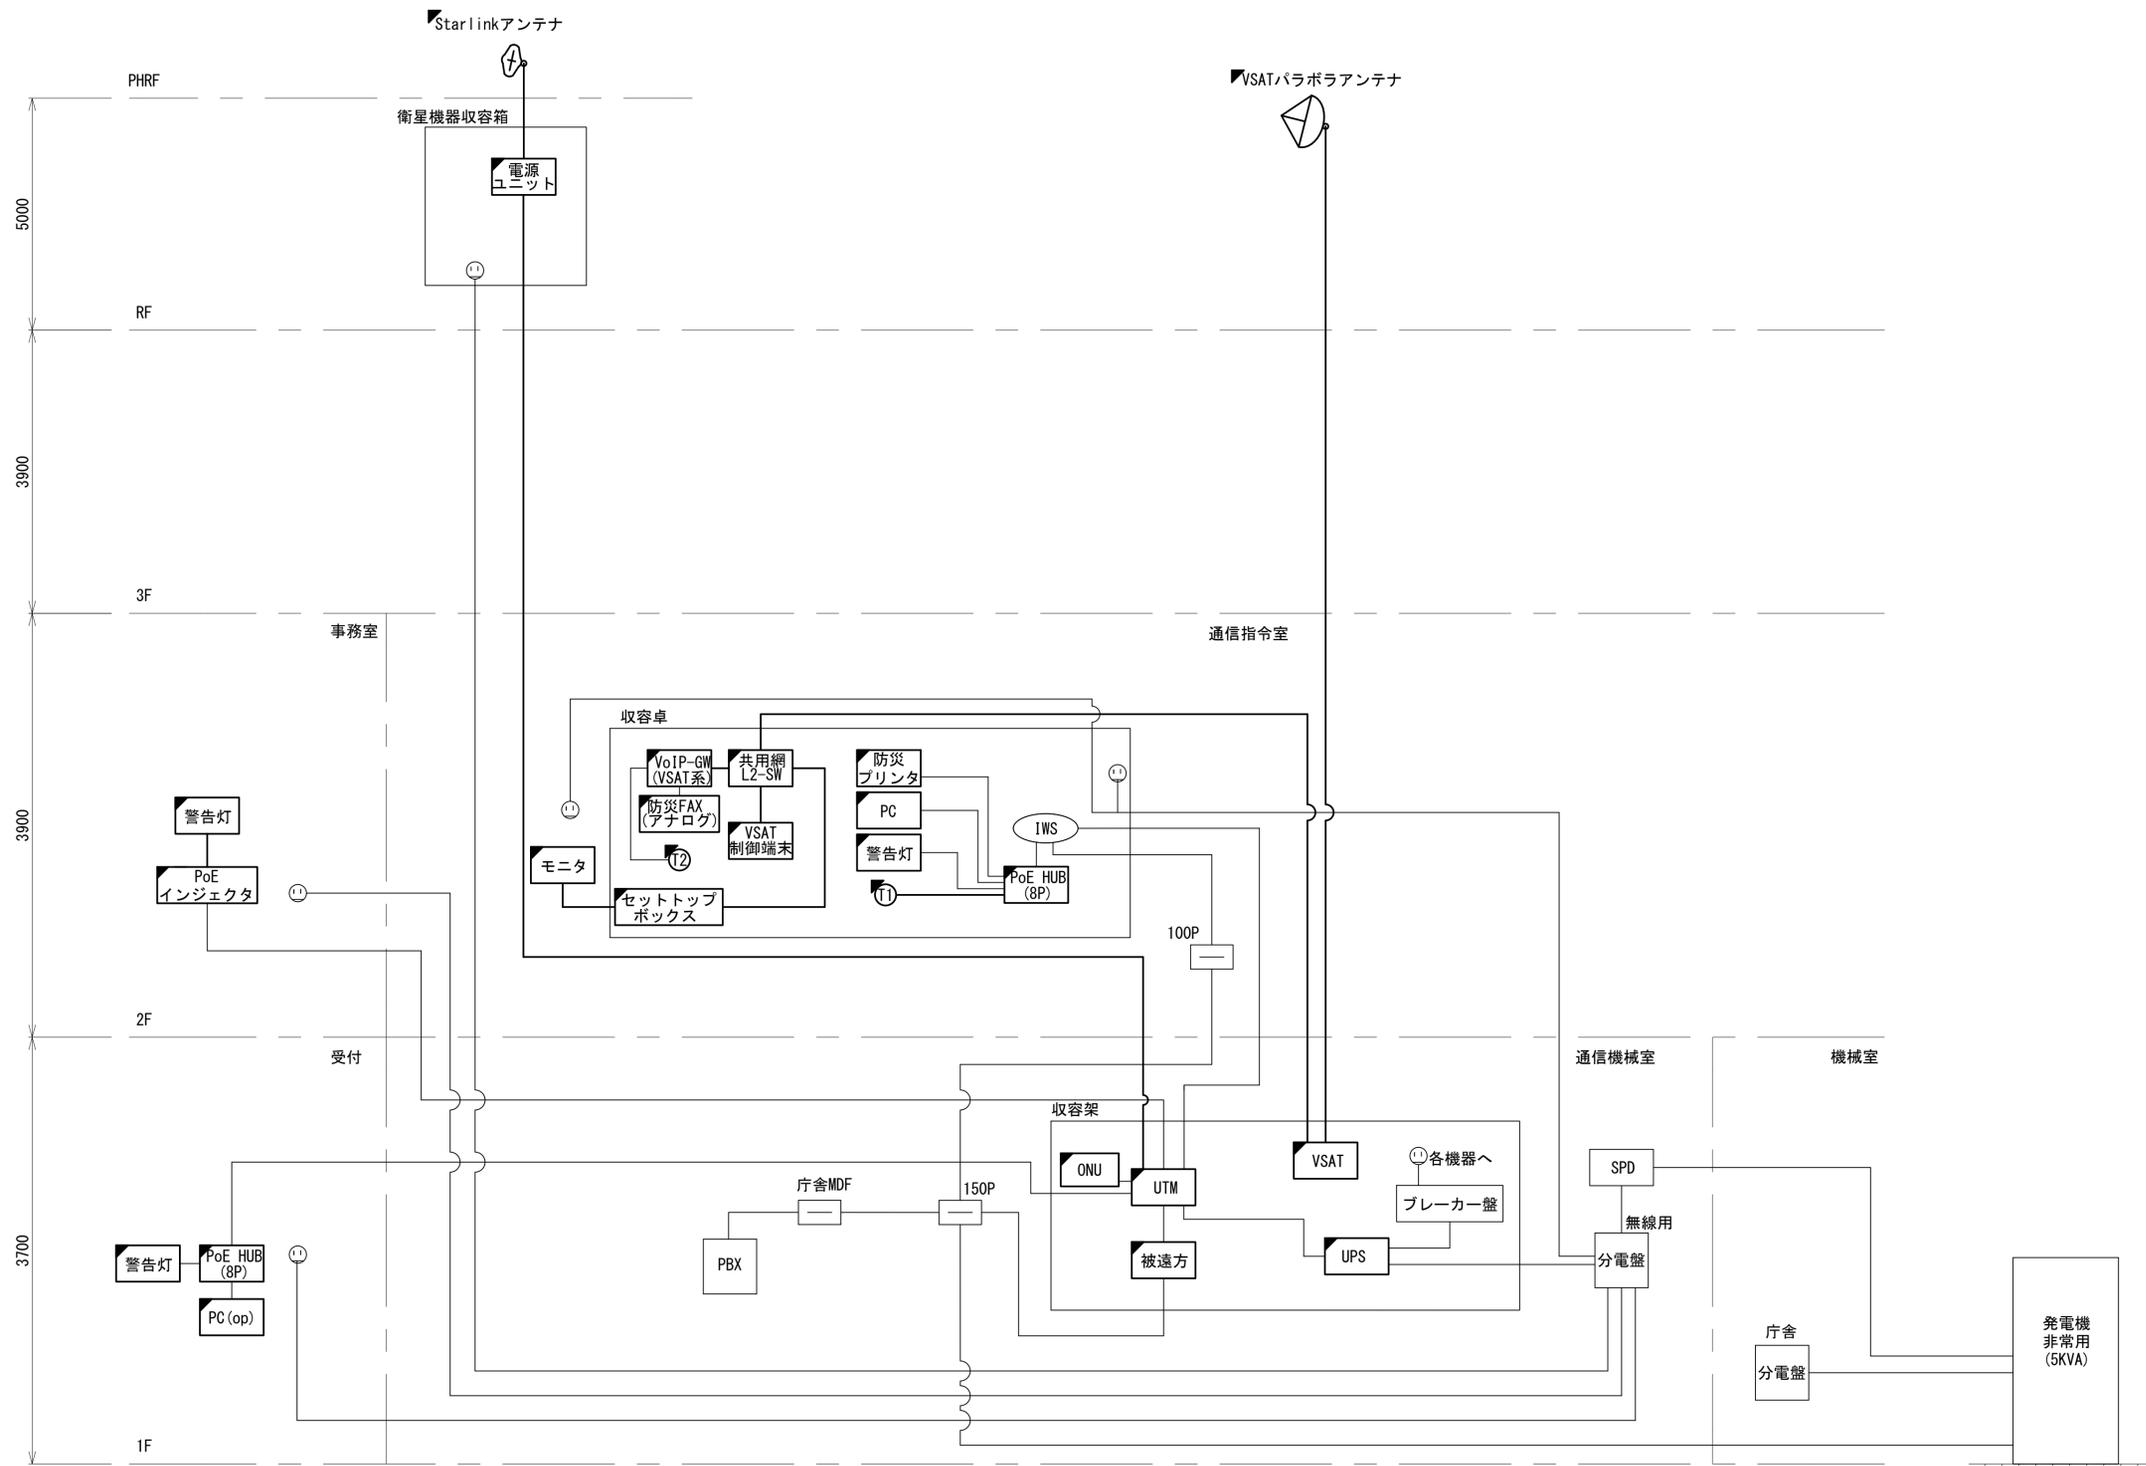


- 凡例**
- : 新設
  - : 撤去
  - : 新設
  - - - : 撤去
  - : 既設
  - : 既設

工事名	奈良県防災行政通信ネットワーク 衛星回線等再整備工事		
図面名	生駒市消防本部 系統図(新設)		
作成年月日	令和 6年 8月		
縮尺	NON	図面番号	02
会社名	株式会社東京建設コンサルタント		
事業者名	奈良県		

# 生駒市消防本部 敷地平面図 (新設)

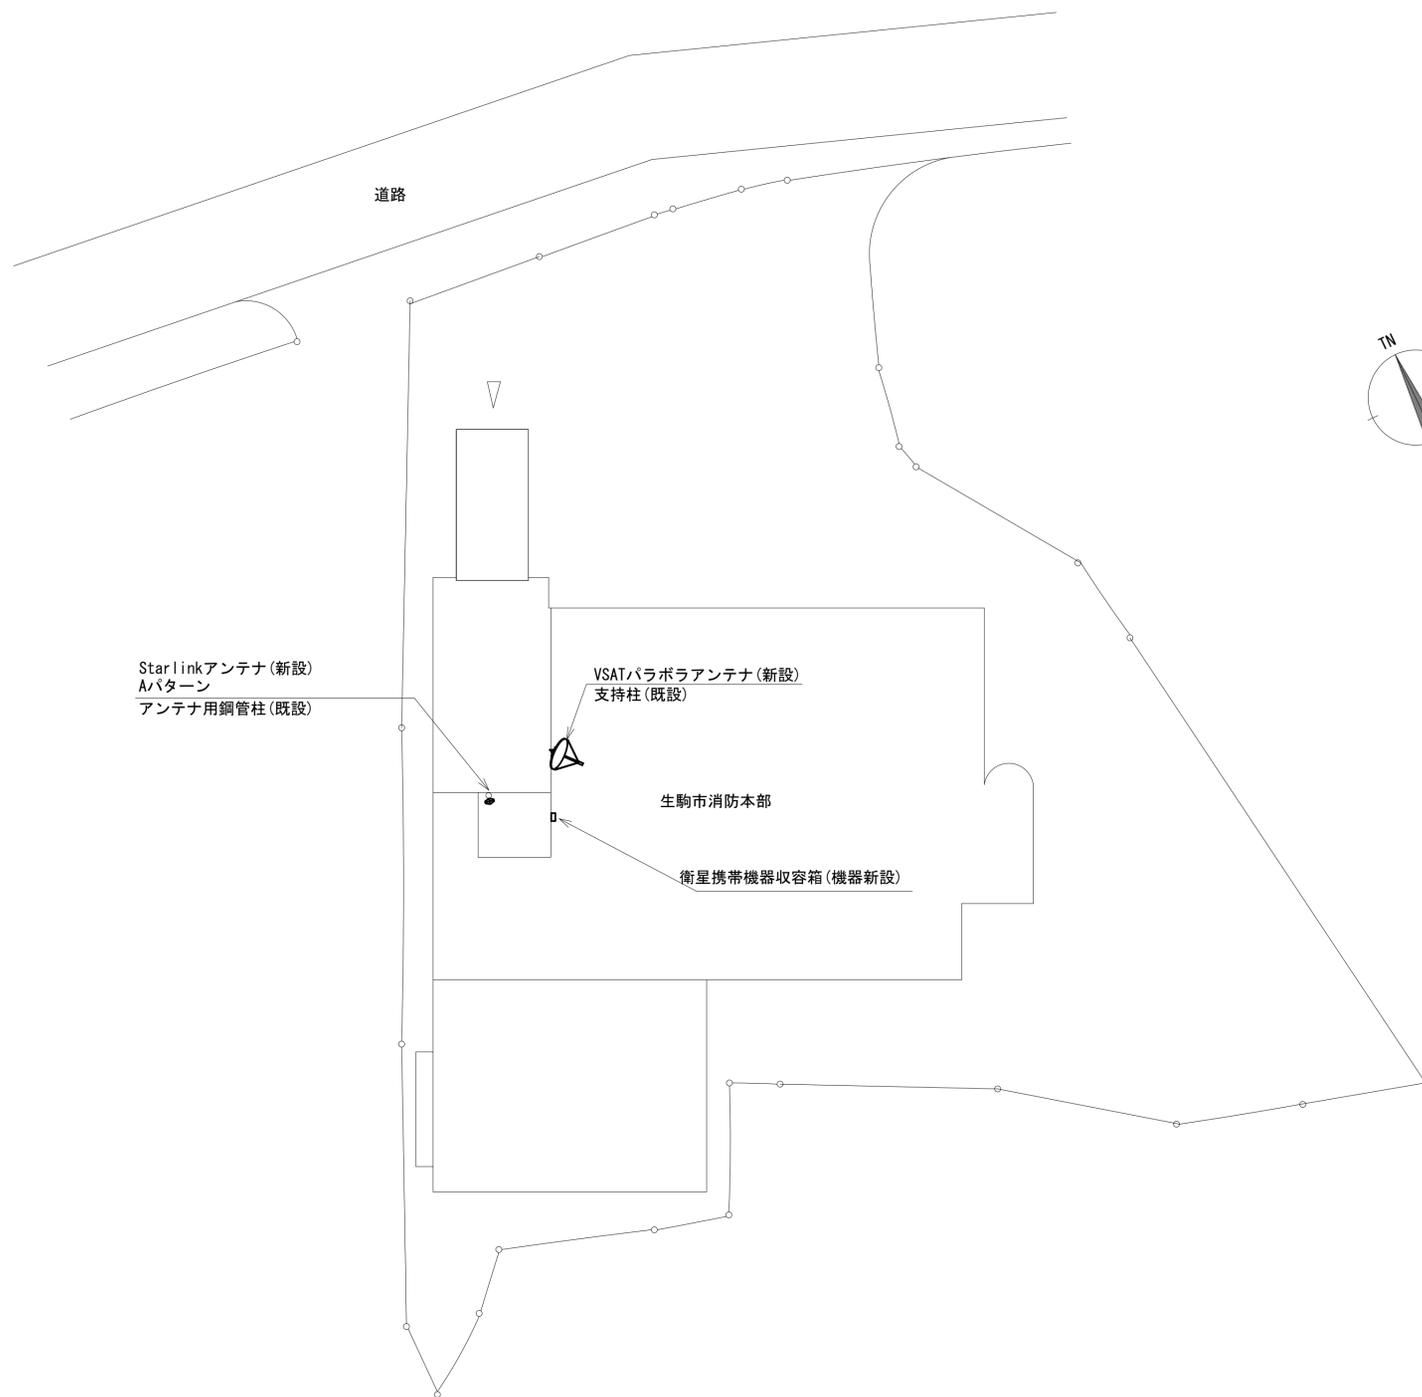


(衛星系)

 

仰俯角140°

※Starlinkの方位角及び仰俯角は現地にて要調整。

(VSAT)

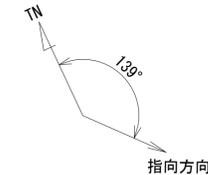


仰俯角41°

平面図(1:200)

凡例	
	: 新設
	: 撤去
	: 新設
	: 撤去
	: 既設
	: 既設

工事名	奈良県防災行政通信ネットワーク 衛星回線等再整備工事		
図面名	生駒市消防本部 敷地平面図(新設)		
作成年月日	令和 6年 8月		
縮尺	1:200	図面番号	03
会社名	株式会社東京建設コンサルタント		
事業者名	奈良県		

# 生駒市消防本部 機器据付図 (新設)

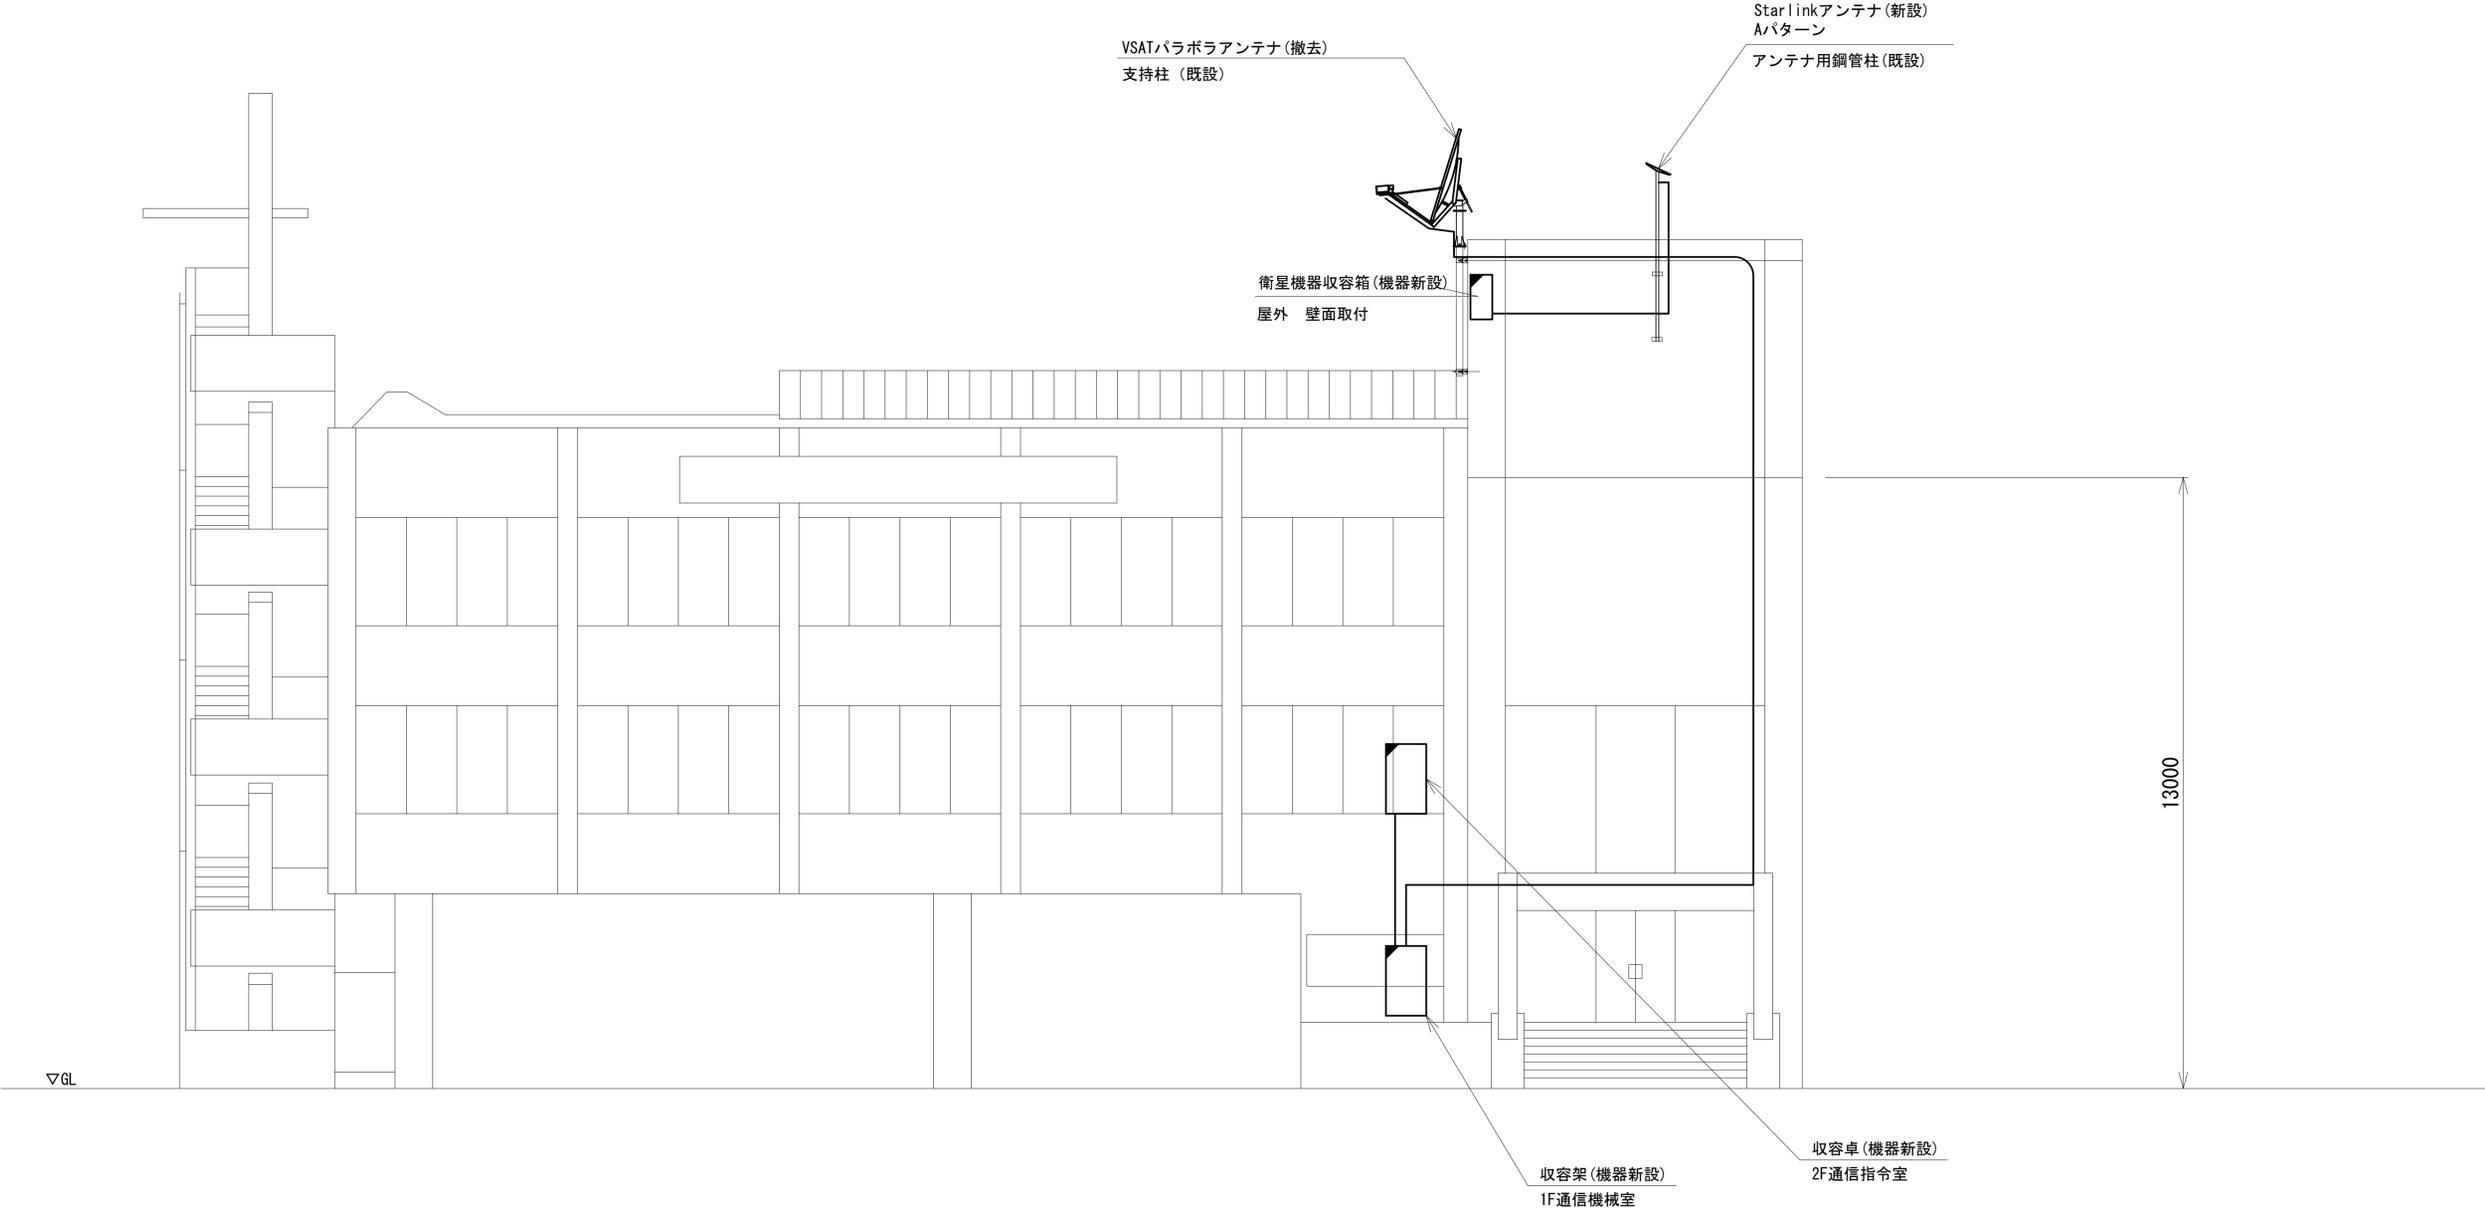


北側立面図(1:100)

凡例	
: 新設	: 撤去
: 新設	: 撤去
: 既設	: 既設

工事名	奈良県防災行政通信ネットワーク 衛星回線等再整備工事		
図面名	生駒市消防本部 機器据付図(新設)		
作成年月日	令和 6年 8月		
縮尺	1:75	図面番号	04
会社名	株式会社東京建設コンサルタント		
事業者名	奈良県		

# 生駒市消防本部 1F 機器配置図 (新設)

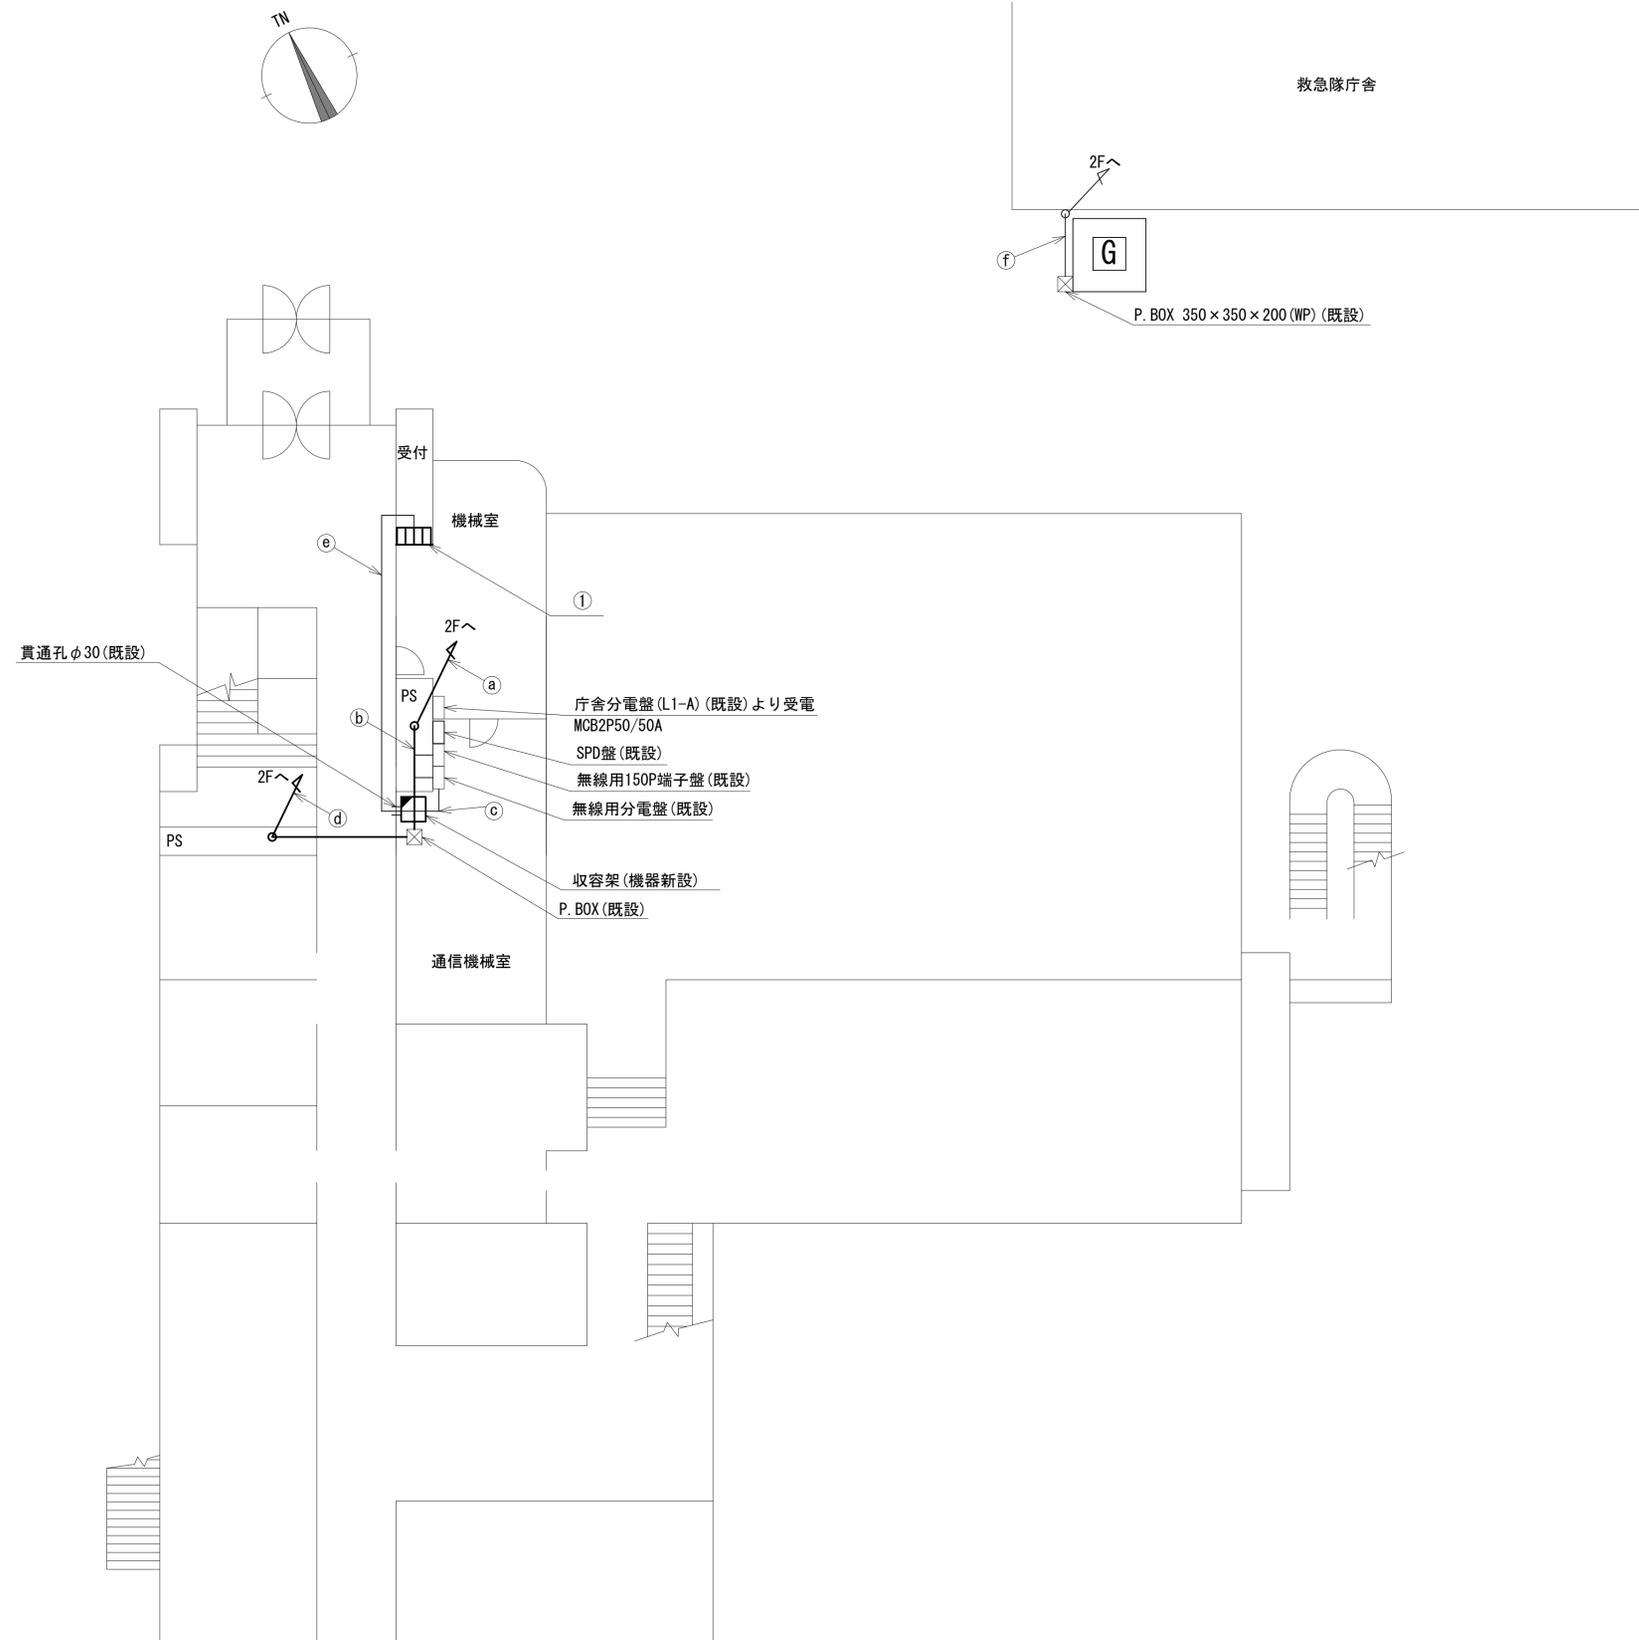

1F平面図(1:100)

名称	作業	施工方法
IV3. 5sq	既設	
CPEV-S0. 5-50P	既設	配管(既設)
LANケーブル	新設	配管(既設)
EM-UTPO. 5-4P x 3	既設	
a CE3. 5sq-3C	既設	配管(既設)
CE5. 5sq-3C	既設	
FOPEV-S0. 65-10P	既設	露出
CET38sq	既設	配管(既設)
CET38sq	既設	配管(既設)
CPEV-S0. 5-50P	既設	
LANケーブル	新設	E51(既設)
EM-UTPO. 5-4P x 3	既設	
b CE3. 5sq-3C	既設	E39(既設)
CE5. 5sq-3C	既設	
FOPEV-S0. 65-10P	既設	露出
CET38sq	既設	配管(既設)
CET38sq	既設	配管(既設)
c EM-UTPO. 5-4P x 2	既設	天井ころがし
CE3. 5sq-3C	既設	
CE3. 5sq-3C	既設	
d S-5C-FB x 2	新設	配管(既設)
IE3. 5sq	既設	
屋外LANケーブル	新設	
e EM-UTPO. 5-4P	既設	天井ころがし
CE3. 5sq-3C	既設	
FOPEV-S0. 65-10P	既設	G22(既設)
f CET38sq	既設	G70(既設)
CET38sq	既設	



番号	名称	備考
①	PoE HUB(8Port)	新設
	防災情報端末(オプション)	新設
	スピーカ付警告灯	新設

凡例

	新設		撤去
	新設		撤去
	既設		既設

工事名	奈良県防災行政通信ネットワーク 衛星回線等再整備工事		
図面名	生駒市消防本部 1F 機器配置図(新設)		
作成年月日	令和 6年 8月		
縮尺	1:100	図面番号	05
会社名	株式会社東京建設コンサルタント		
事業者名	奈良県		

# 生駒市消防本部 2F 機器配置図 (新設)

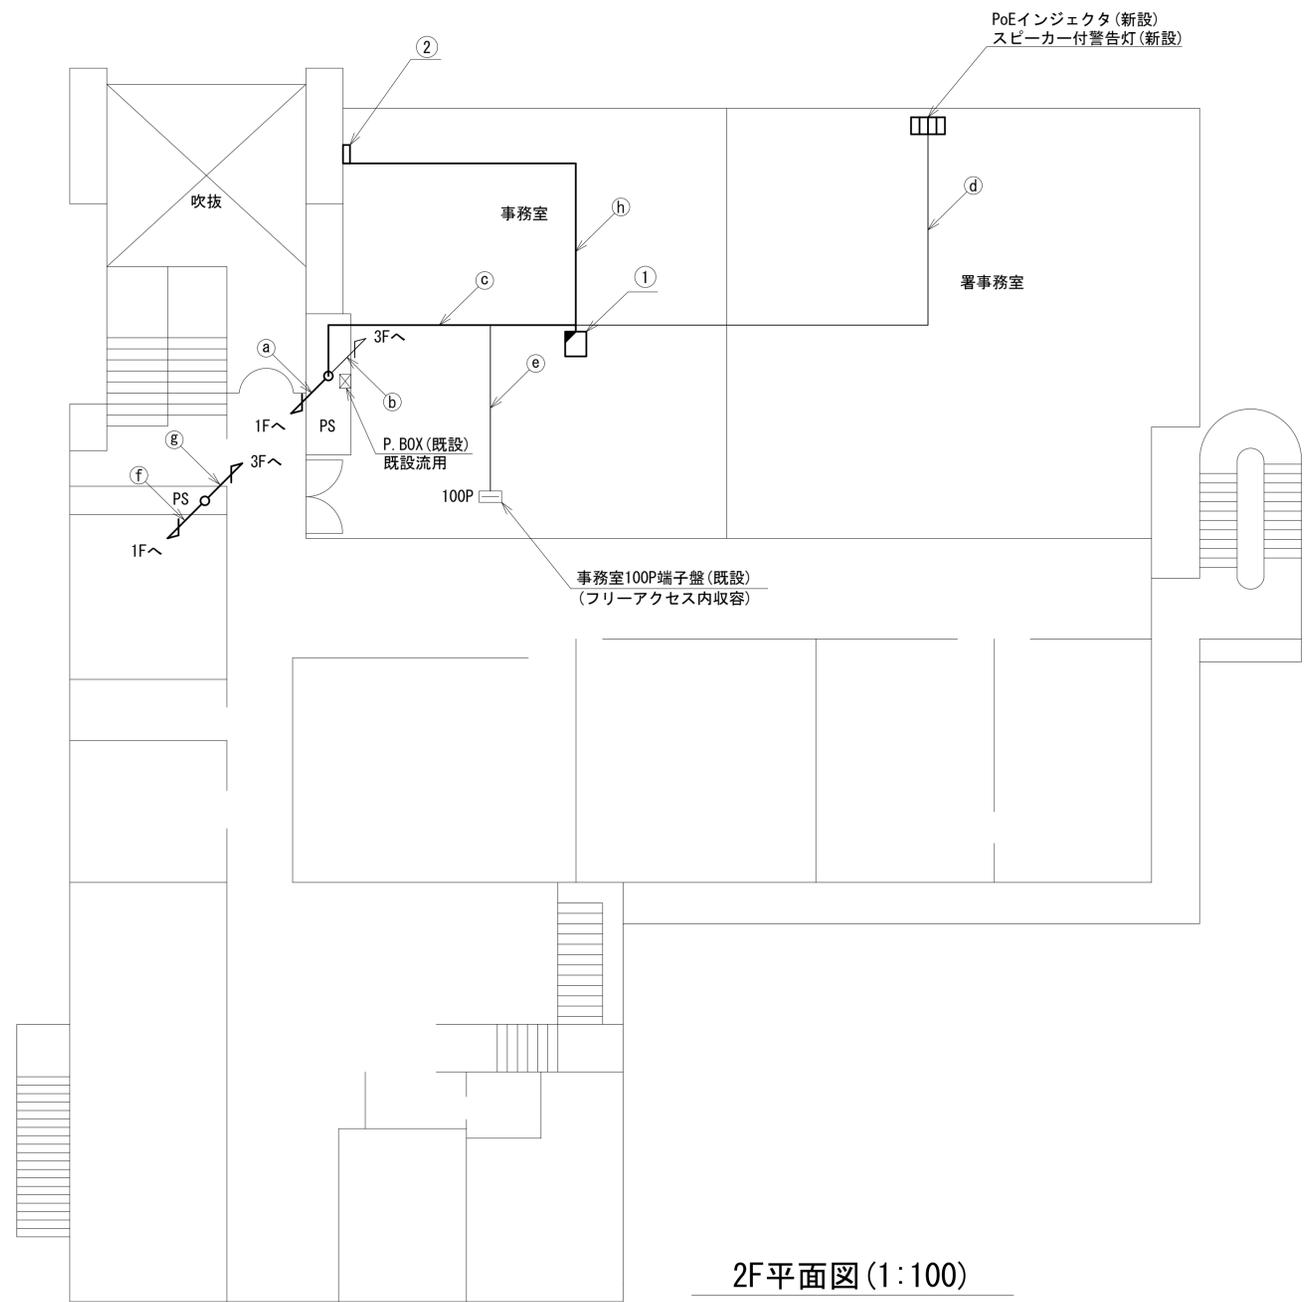 

2F平面図 (1:100)

名称	作業	施工方法
IV3. 5sq	既設	配管(既設)
CPEV-S0. 5-50P	既設	配管(既設)
LANケーブル	新設	配管(既設)
EM-UTPO. 5-4P × 3	既設	配管(既設)
a CE3. 5sq-3C	既設	配管(既設)
CE5. 5sq-3C	既設	配管(既設)
FCPEV-S0. 65-10P	既設	配管(既設)
CET38sq	既設	配管(既設)
CET38sq	既設	配管(既設)
FCPEV-S0. 65-10P	既設	PF22(既設)
b CET38sq	既設	PF54(既設)
CET38sq	既設	PF54(既設)
LANケーブル	新設	
EM-UTPO. 5-4P	既設	フリーアクセス
IE3. 5sq	既設	フリーアクセス
c CPEV-S0. 5-50P	既設	
CE5. 5sq-3C	既設	
EM-UTPO. 5-4P	既設	天井ころがし
CE3. 5sq-3C	既設	天井ころがし
d EM-UTPO. 5-4P	既設	天井ころがし
CE3. 5sq-3C	既設	天井ころがし
IV3. 5sq	既設	フリーアクセス
e CPEV-S0. 5-50P	既設	フリーアクセス
FCPEV-S0. 65-10P	既設	フリーアクセス
CE3. 5sq-3C	既設	配管(既設)
f S-5C-FB × 2	新設	配管(既設)
IE3. 5sq	既設	配管(既設)
屋外LANケーブル	新設	配管(既設)
CE3. 5sq-3C	既設	配管(既設)
g S-5C-FB × 2	新設	配管(既設)
IE3. 5sq	既設	配管(既設)
屋外LANケーブル	新設	配管(既設)
付属ケーブル	新設	フリーアクセス
h CE3. 5sq-3C	既設	フリーアクセス

番号	名称	備考
①	収容卓	既設
	PoE HUB(8Port)	撤去
	防災プリンタ	撤去
	スピーカー付警告灯	撤去
	防災電話(IP)	撤去
	防災情報端末	撤去
	共用網L2-SW	撤去
	VoIP-GW(VSAT系)	撤去
	防災FAX(アナログ)	撤去
	防災電話(アナログ)	撤去
	VSAT制御端末	撤去
	セットトップボックス	撤去



番号	名称	備考
②	モニター	撤去

凡例

	新設		撤去
	既設		撤去

工事名	奈良県防災行政通信ネットワーク 衛星回線等再整備工事
図面名	生駒市消防本部 2F 機器配置図(新設)
作成年月日	令和 6年 8月
縮尺	1:100
図面番号	06
会社名	株式会社東京建設コンサルタント
事業者名	奈良県


# 生駒市消防本部 3F 機器配置図 (新設)

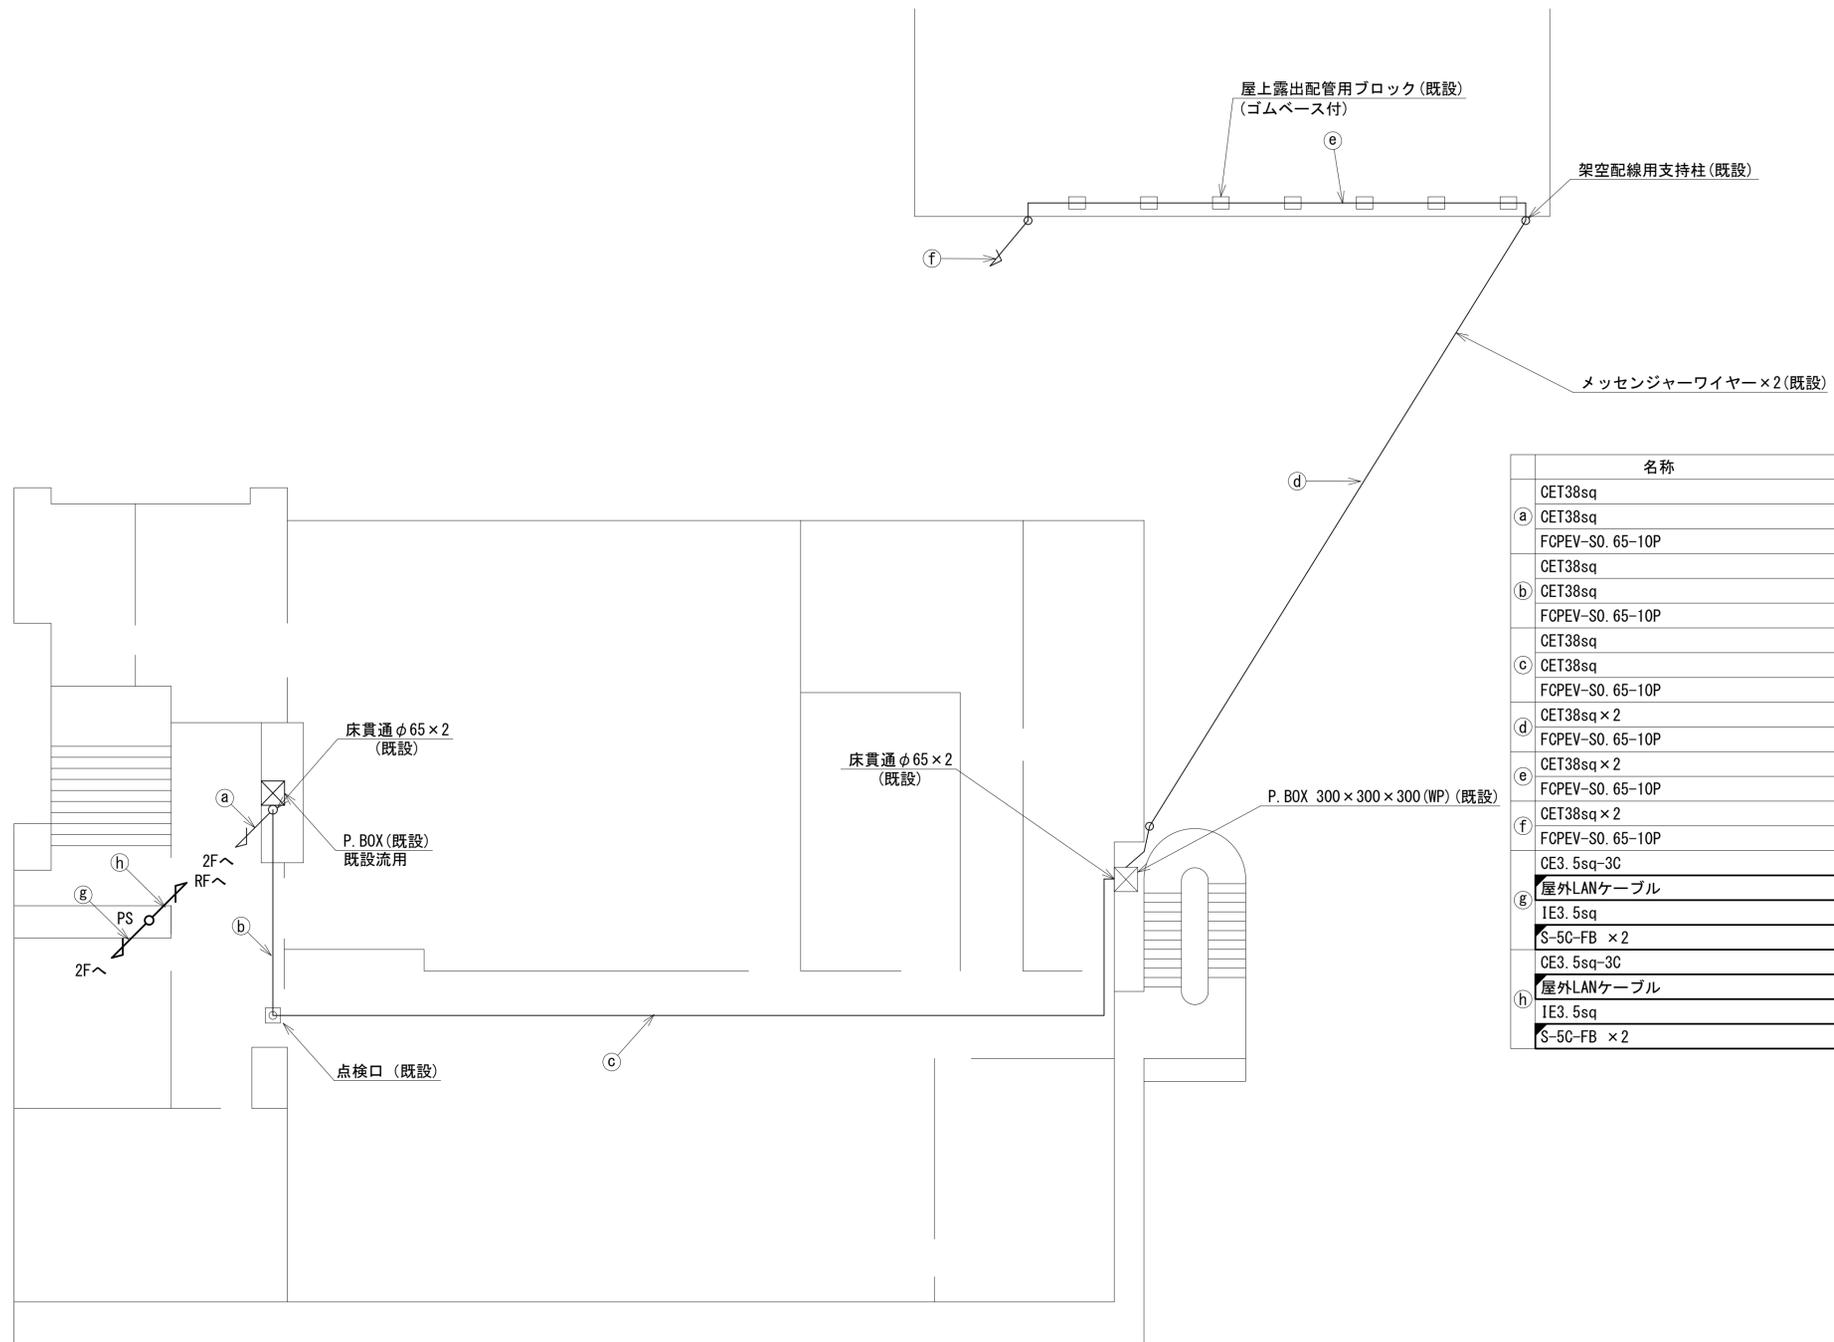 

3F平面図 (1:100)

凡例	
	新設
	撤去
	新設
	撤去
	既設
	既設


工事名	奈良県防災行政通信ネットワーク 衛星回線等再整備工事		
図面名	生駒市消防本部 3F 機器配置図 (新設)		
作成年月日	令和 6年 8月		
縮尺	1:100	図面番号	07
会社名	株式会社東京建設コンサルタント		
事業者名	奈良県		

 


# 生駒市消防本部 R・PHRF機器配置図 (新設)

	名称	作業	施工方法
a	S-50-FB ×2	新設	G36(既設)
	IE3.5sq	既設	
b	CE3.5sq-3C	既設	配管(既設)
	S-50-FB ×2	新設	
	IE3.5sq	既設	
c	屋外LANケーブル	新設	G36(既設)
	外部アンテナ接続用ケーブル	新設	
d	S-50-FB ×2	新設	G36(既設)
	IE3.5sq	既設	
e	S-50-FB ×2	新設	G36(既設)
	IE3.5sq	既設	
f	屋外LANケーブル	新設	G22(既設)
	CE3.5sq-3C	既設	

番号	名称	備考
①	衛星機器収容箱	既設
	電源ユニット	新設

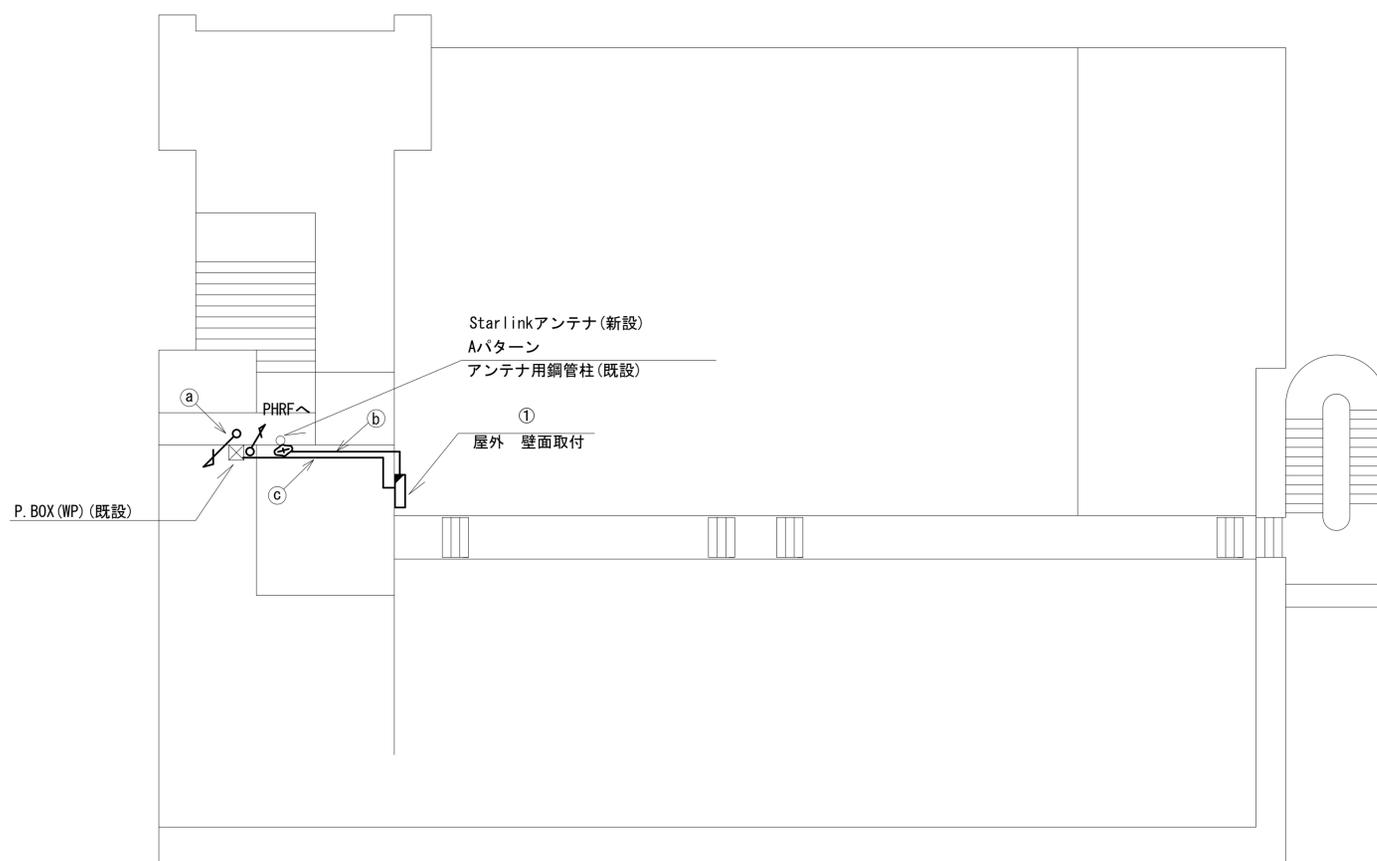

RF平面図(1:100)

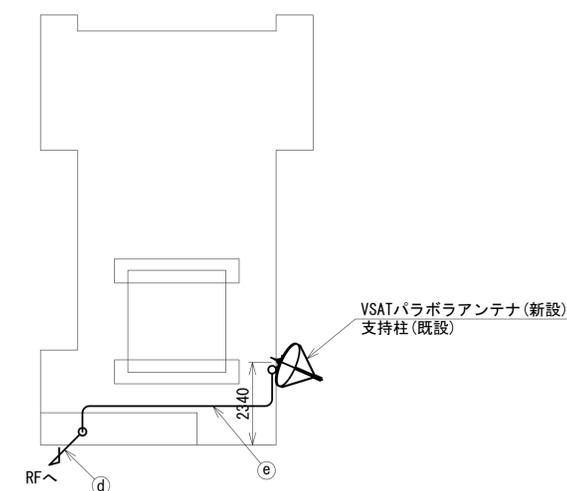


PHRF平面図(S=1/100)

凡例	
<span style="display: inline-block; width: 10px; height: 10px; background-color: black; border: 1px solid black;"></span> : 新設	<span style="display: inline-block; width: 10px; height: 10px; background-color: white; border: 1px solid black;"></span> : 撤去
<span style="display: inline-block; width: 10px; border-bottom: 1px solid black;"></span> : 新設	<span style="display: inline-block; width: 10px; border-bottom: 1px dashed black;"></span> : 撤去
<span style="display: inline-block; width: 10px; height: 10px; border: 1px solid black;"></span> : 既設	<span style="display: inline-block; width: 10px; border-bottom: 1px solid black;"></span> : 既設

工事名	奈良県防災行政通信ネットワーク 衛星回線等再整備工事		
図面名	生駒市消防本部 R・PHRF機器配置図(新設)		
作成年月日	令和 6年 8月		
縮尺	1:100	図面番号	08
会社名	株式会社東京建設コンサルタント		
事業者名	奈良県		

# 生駒市消防本部 1F通信機械室 機器配置図 (新設)

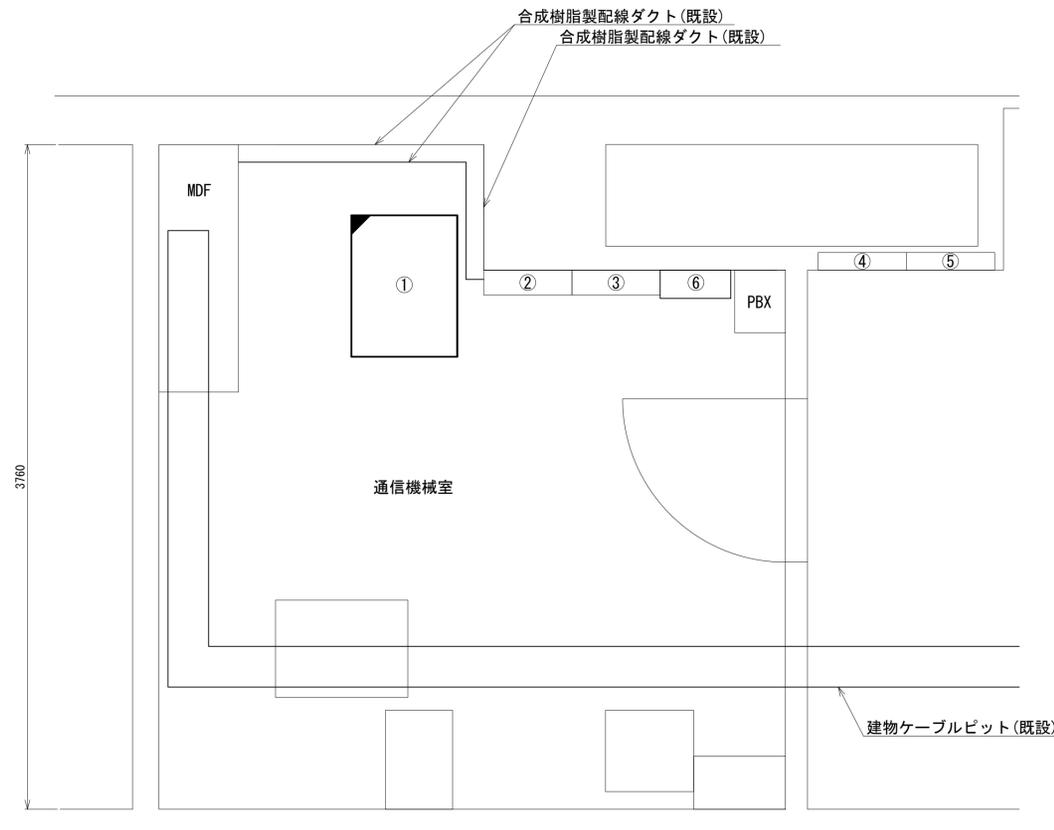


1F通信機械室 平面図(1:15)

番号	名称	備考
	収容架	既設
①	ONU(フレッツVPNワイド)	新設
	UTM	新設
	VSAT	新設
	被遠方監視制御装置	新設
	UPS	新設
②	無線用分電盤	既設
③	無線室150P端子盤	既設
④	建物電灯分電盤(L1-A)	既設
⑤	建物動力電灯盤(L1-A)	既設
⑥	SPD盤	既設

凡 例	
<span style="border: 1px solid black; display: inline-block; width: 10px; height: 10px;"></span>	新設
<span style="border: 1px dashed black; display: inline-block; width: 10px; height: 10px;"></span>	撤去
<span style="border-bottom: 1px solid black; display: inline-block; width: 10px;"></span>	新設
<span style="border-bottom: 1px dashed black; display: inline-block; width: 10px;"></span>	撤去
<span style="border: 1px solid black; display: inline-block; width: 10px; height: 10px;"></span>	既設
<span style="border-bottom: 1px solid black; display: inline-block; width: 10px;"></span>	既設

工事名	奈良県防災行政通信ネットワーク 衛星回線等再整備工事		
図面名	生駒市消防本部 1F通信機械室 機器配置図(新設)		
作成年月日	令和 6年 8月		
縮尺	1:20	図面番号	09
会社名	株式会社東京建設コンサルタント		
事業者名	奈良県		


# 生駒市消防本部 配線系統図 (新設)

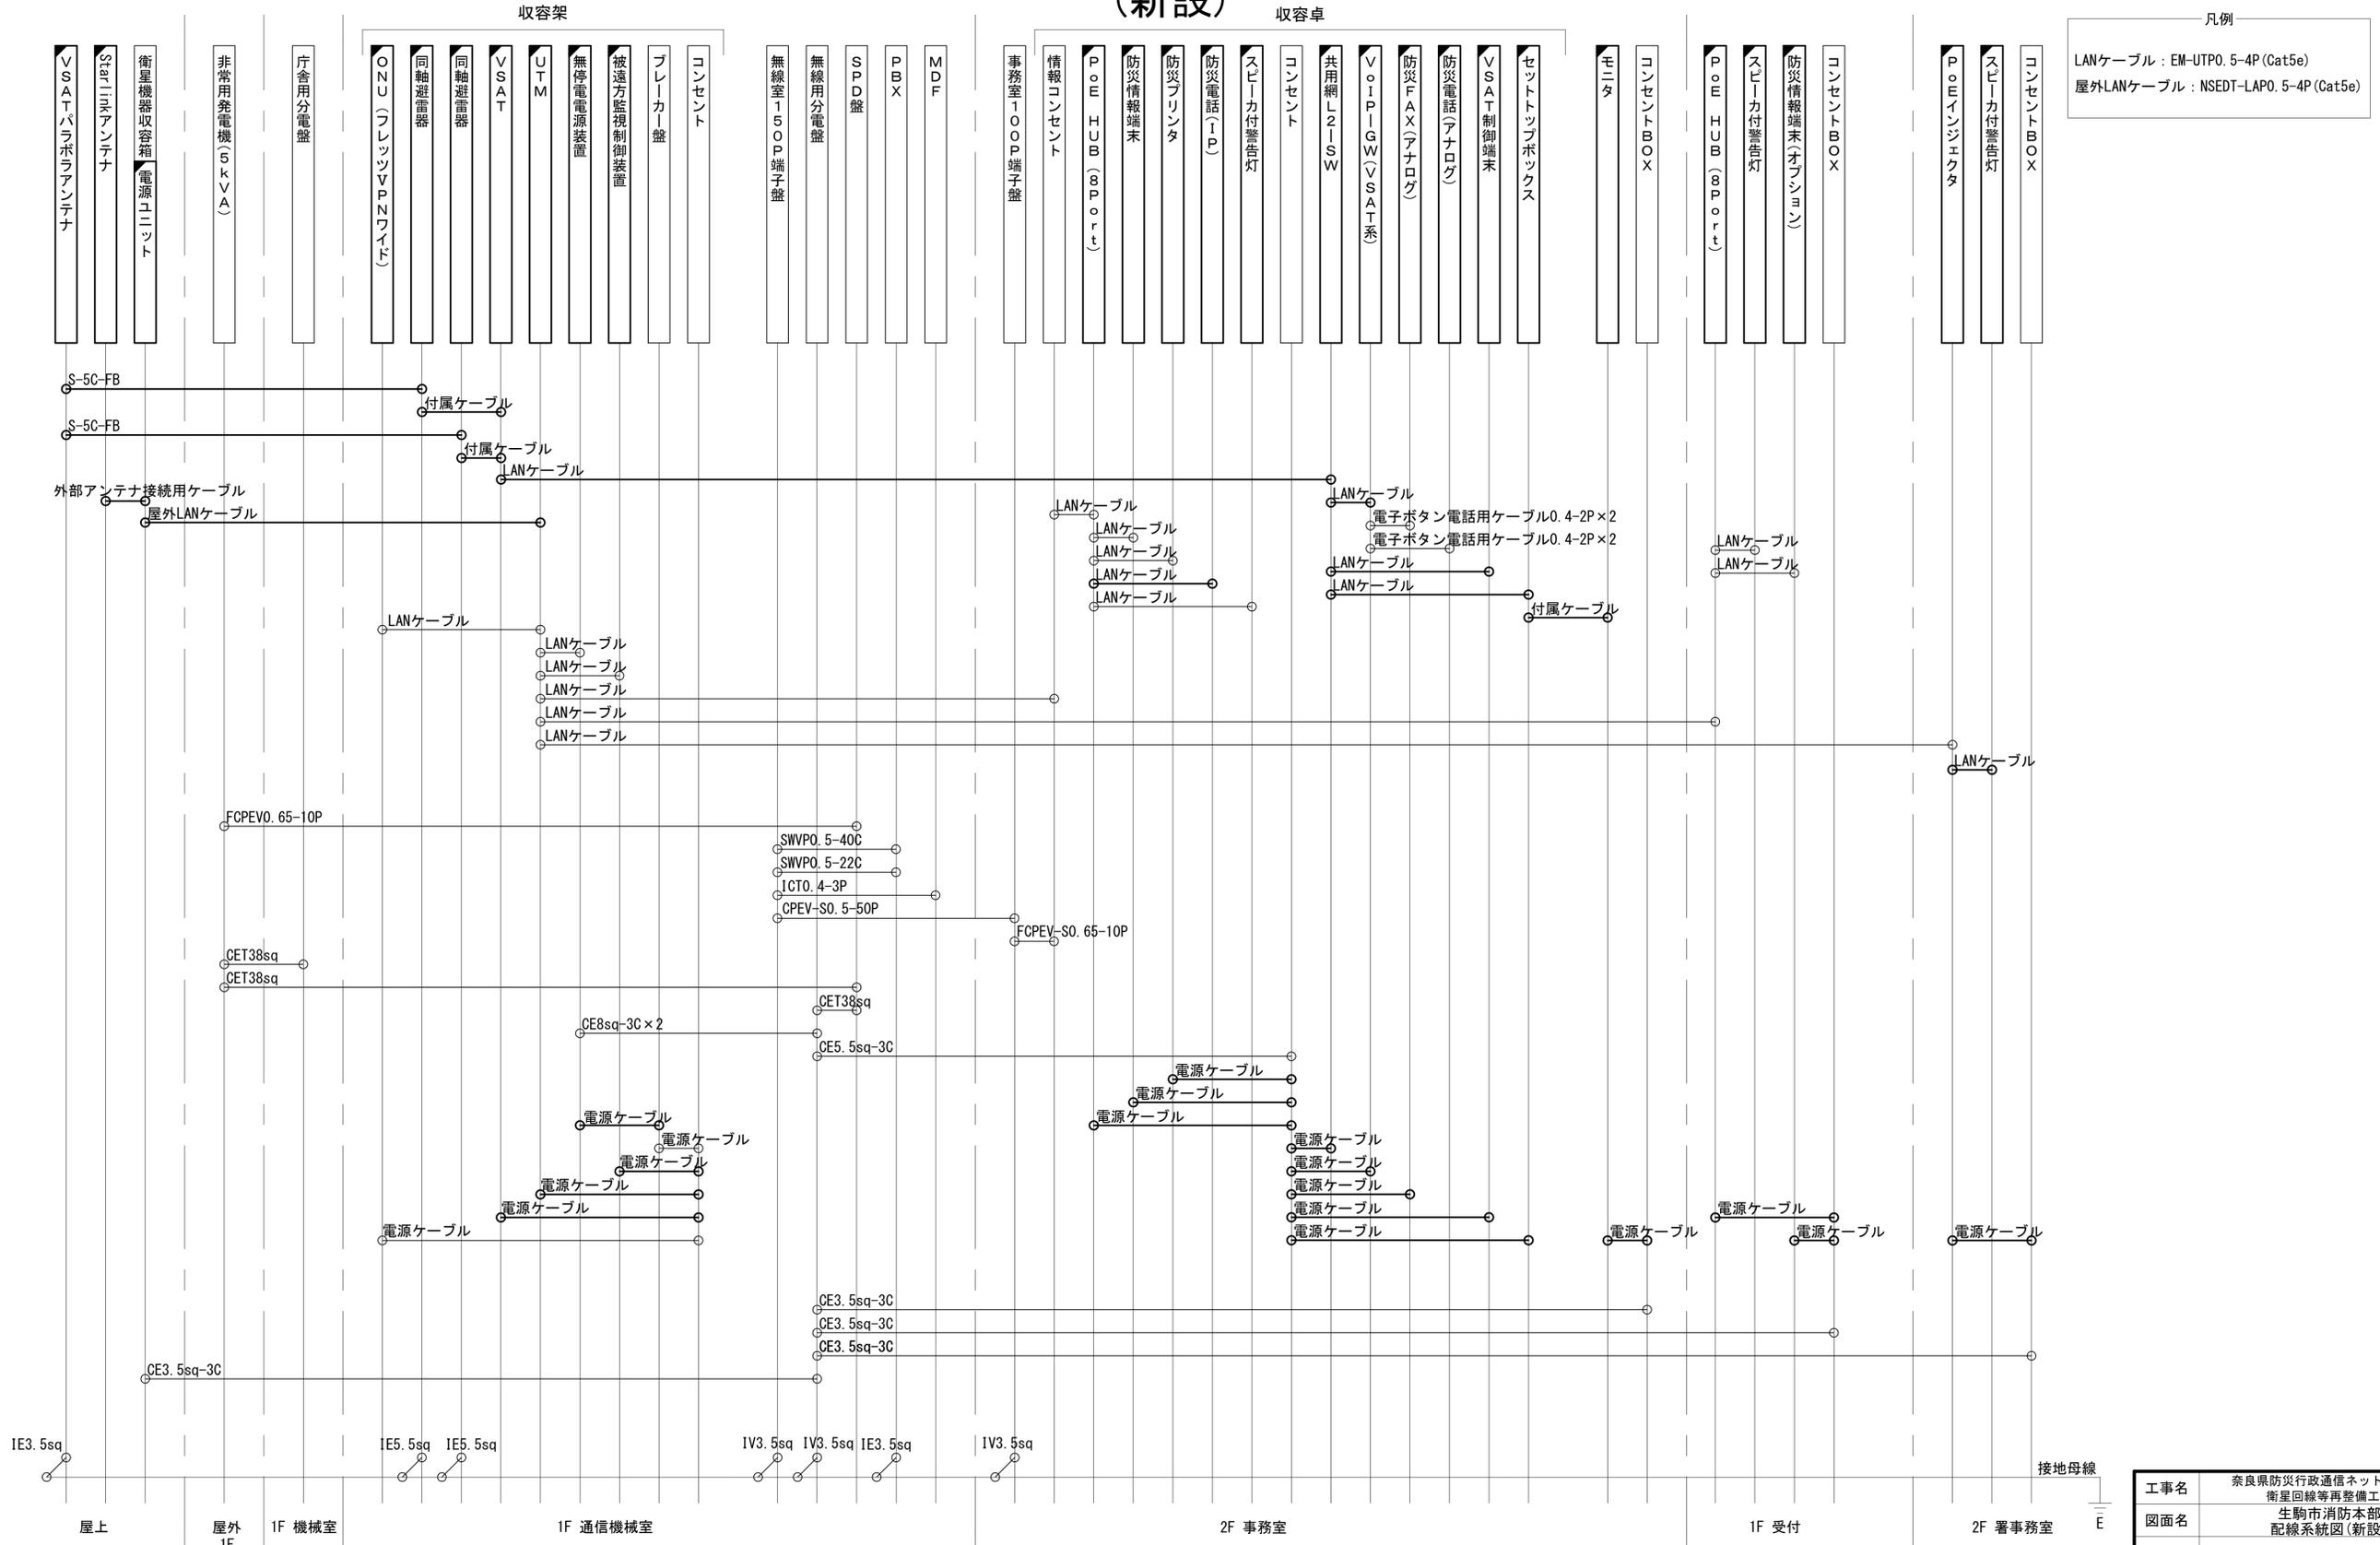

工事名	奈良県防災行政通信ネットワーク衛星回線等再整備工事		
図面名	生駒市消防本部配線系統図(新設)		
作成年月日	令和 6年 8月		
縮尺	NON	図面番号	10
会社名	株式会社東京建設コンサルタント		
事業者名	奈良県		

凡例			
	新設		撤去
	既設		撤去

# 生駒市消防本部 電源系統図(参考図)

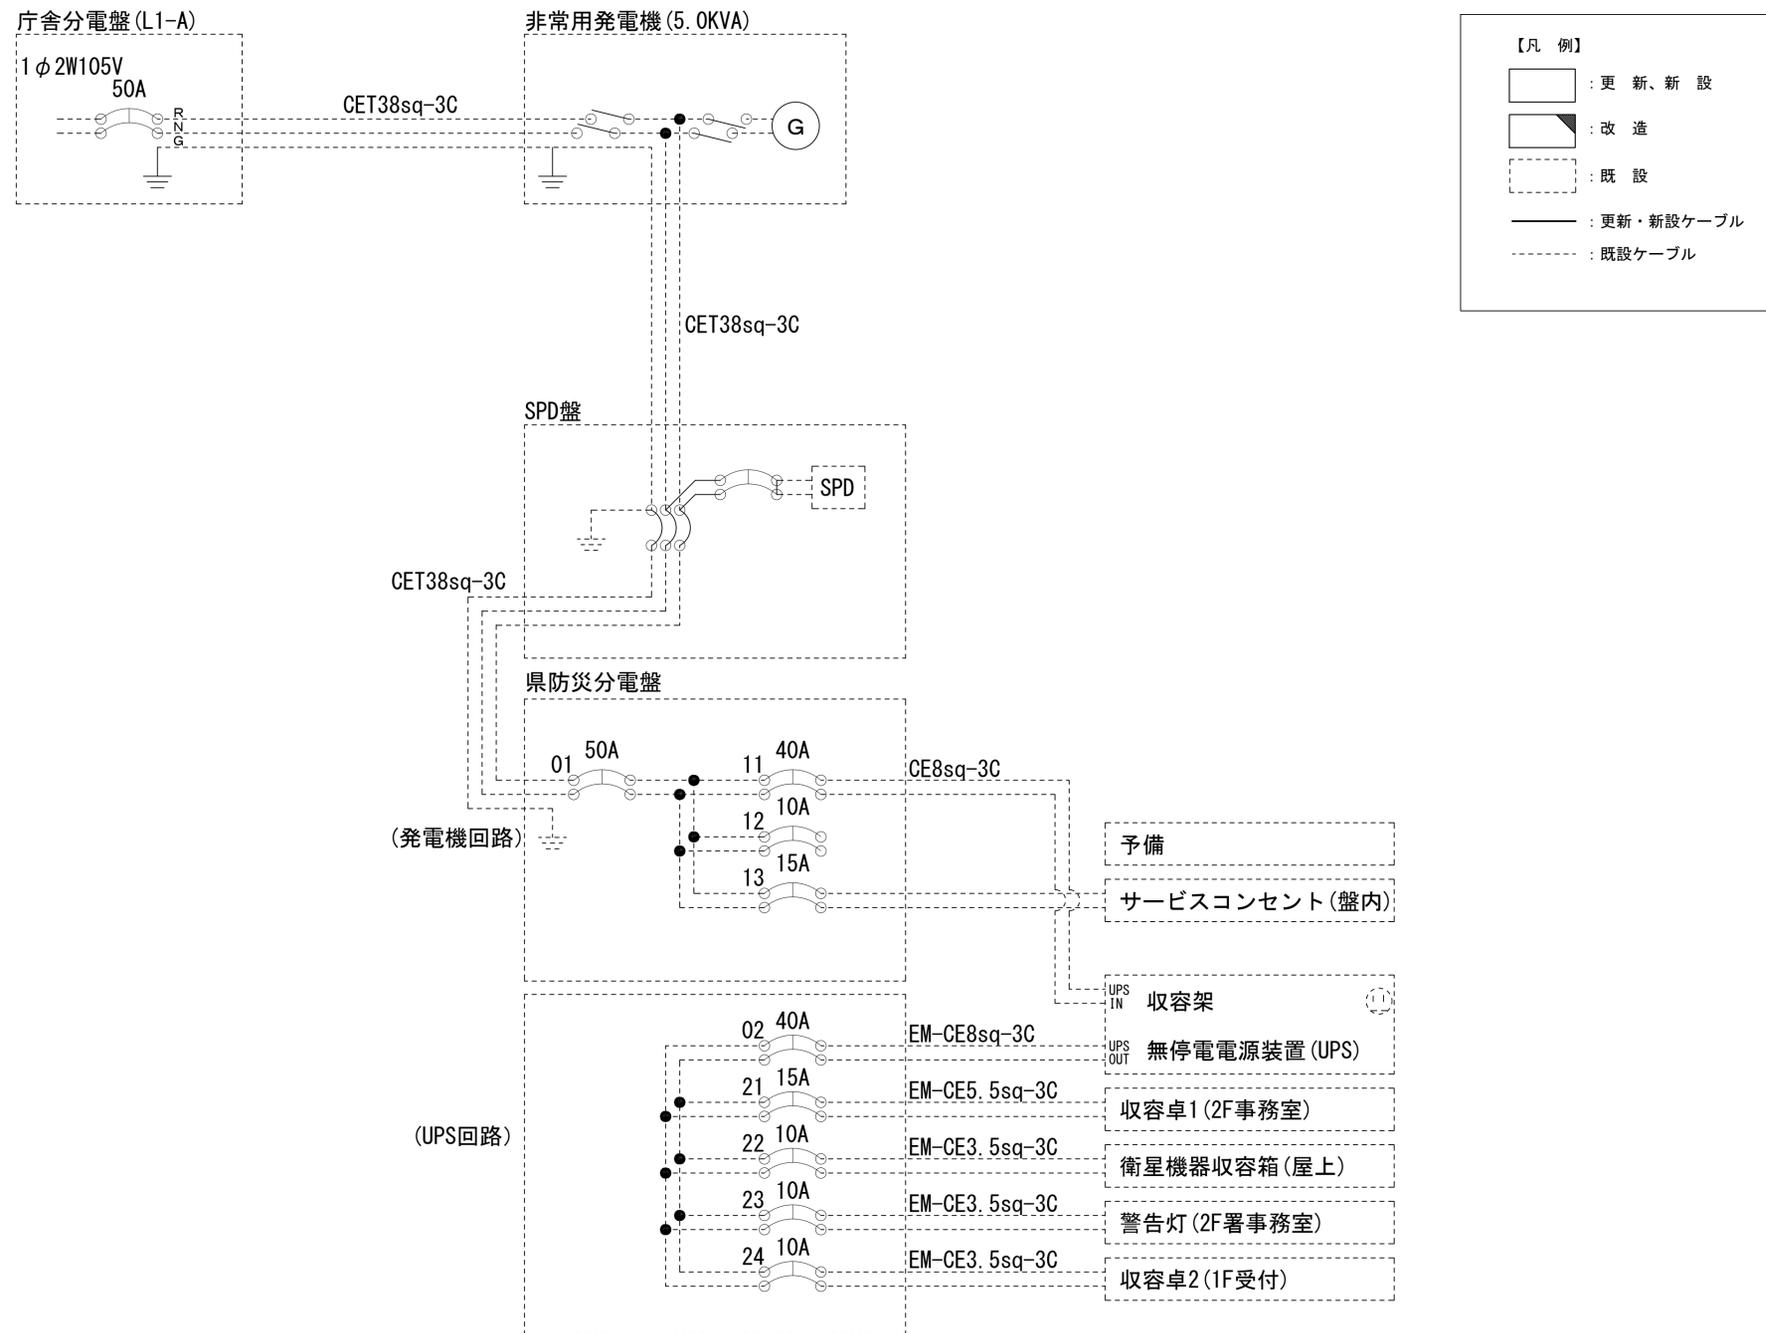


\* 3Cのうち1Cは接地用

工事名	奈良県防災行政通信ネットワーク 衛星回線等再整備工事		
図面名	生駒市消防本部 電源系統図(参考図)		
作成年月日	令和 6年 8月		
縮尺	NON	図面番号	11
会社名	株式会社東京建設コンサルタント		
事業者名	奈良県		

# 生駒市消防本部 系統図 (撤去)


- 凡例
- VSAT VSAT
  - L2-SW (16P) L2-SW (16Port)
  - L2-SW (8P) L2-SW (8Port)
  - L2-SW (16P) +メディアコンバーター L2-SW (16Port +メディアコンバーター)
  - L2-SW (8P) +メディアコンバーター L2-SW (8Port +メディアコンバーター)
  - VPNルータ VPNルータ
  - 被遠方監視制御装置 被遠方監視制御装置
  - 防災IP交換機 防災IP交換機
  - 無停電電源装置 UPS 無停電電源装置
  - PC1 防災情報端末 PC1 防災情報端末
  - PC2 ローカルWEBサーバ兼 防災情報端末 PC2 ローカルWEBサーバ兼 防災情報端末
  - PC1(オプ) 防災情報端末(オプション) PC1(オプ) 防災情報端末(オプション)
  - 複合機 複合機
  - M/C メディアコンバーター M/C メディアコンバーター
  - ① 防災電話 ① 防災電話
  - ② 防災電話(衛星) ② 防災電話(衛星)
  - ③ コンセントBOX ③ コンセントBOX
  - 衛星IDU 衛星携帯電話 IDU 衛星携帯電話 IDU
  - 衛星FAXアダプタ 衛星FAXアダプタ
  - マルチアダプタ マルチアダプタ
  - FAX FAX
  - SPD SPD盤
  - 分配機 分配機
  - 震度表示処理装置 震度表示処理装置
  - PBX PBX
  - 端子盤、MDF 端子盤、MDF
  - 大和路ハイウェイ 大和路ハイウェイ
  - K-OPTICAL K-OPTICAL
  - 電源端子台 電源端子台
  - 情報コンセント 情報コンセント
  - スピーカー付警告灯 スピーカー付警告灯
  - モニタ モニタ
  - IRD IRD
  - J-ALERT J-ALERT
  - 変圧器 変圧器
  - USBプリントサーバー USBプリントサーバー
  - プリンタ プリンタ

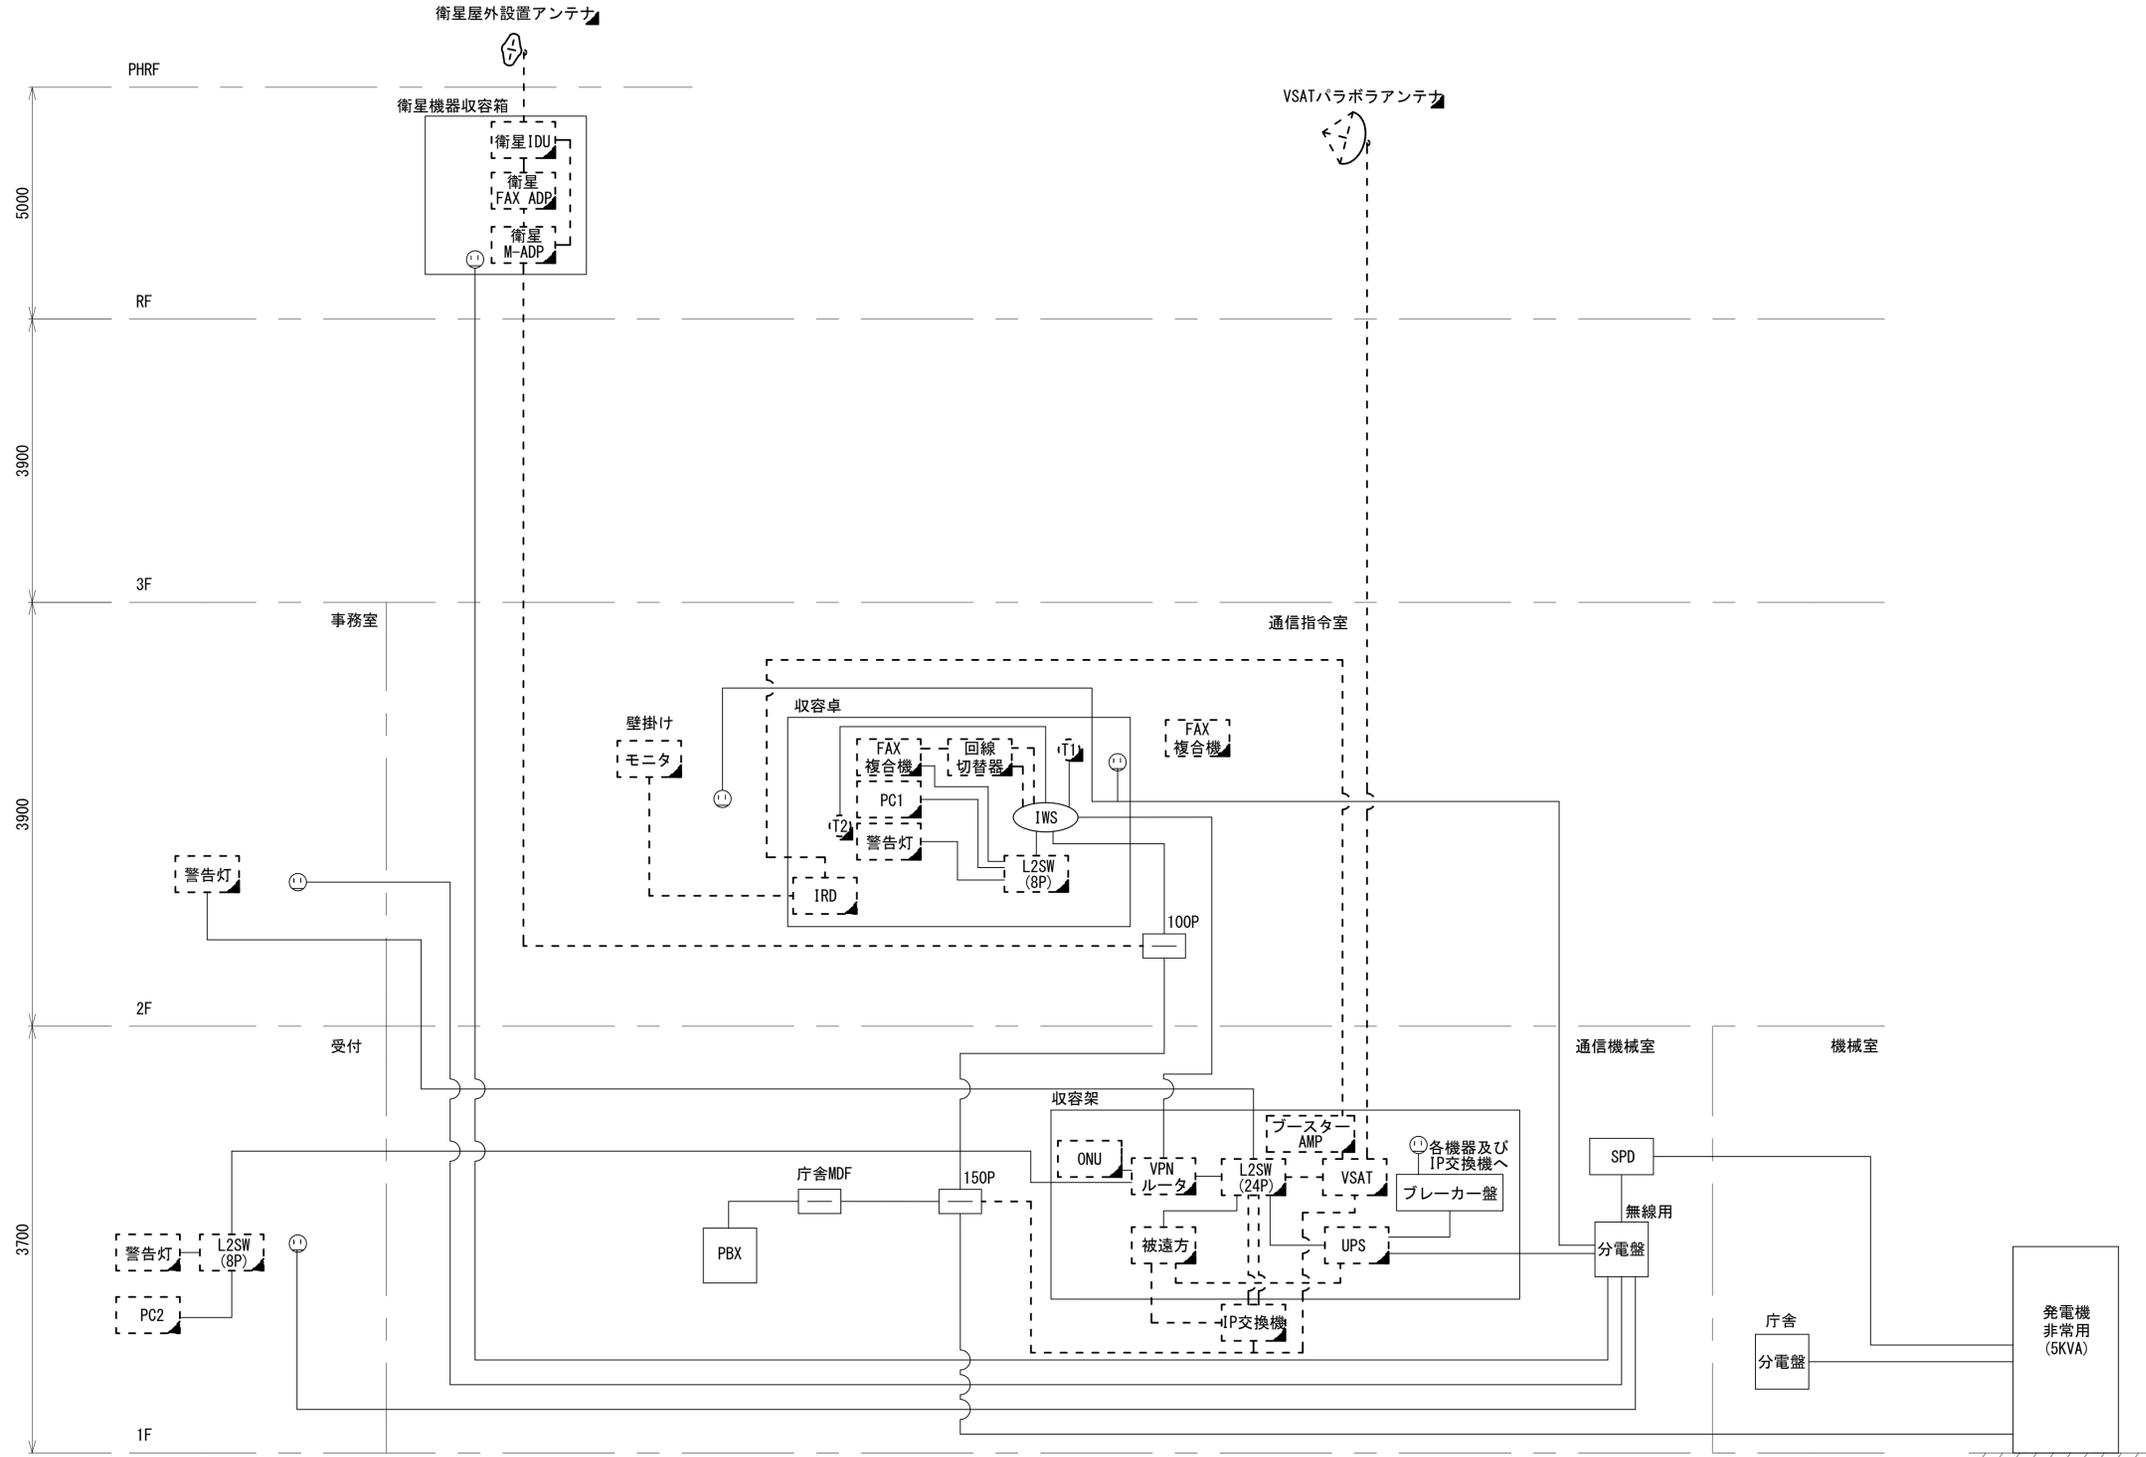

工事名	奈良県防災行政通信ネットワーク 衛星回線等再整備工事		
図面名	生駒市消防本部 系統図(撤去)		
作成年月日	令和 6年 8月		
縮尺	NON	図面番号	12
会社名	株式会社東京建設コンサルタント		
事業者名	奈良県		

凡例	新設	撤去	新設	撤去
	実線	虚線	実線	虚線
	実線	虚線	実線	虚線

# 生駒市消防本部 敷地平面図 (撤去)

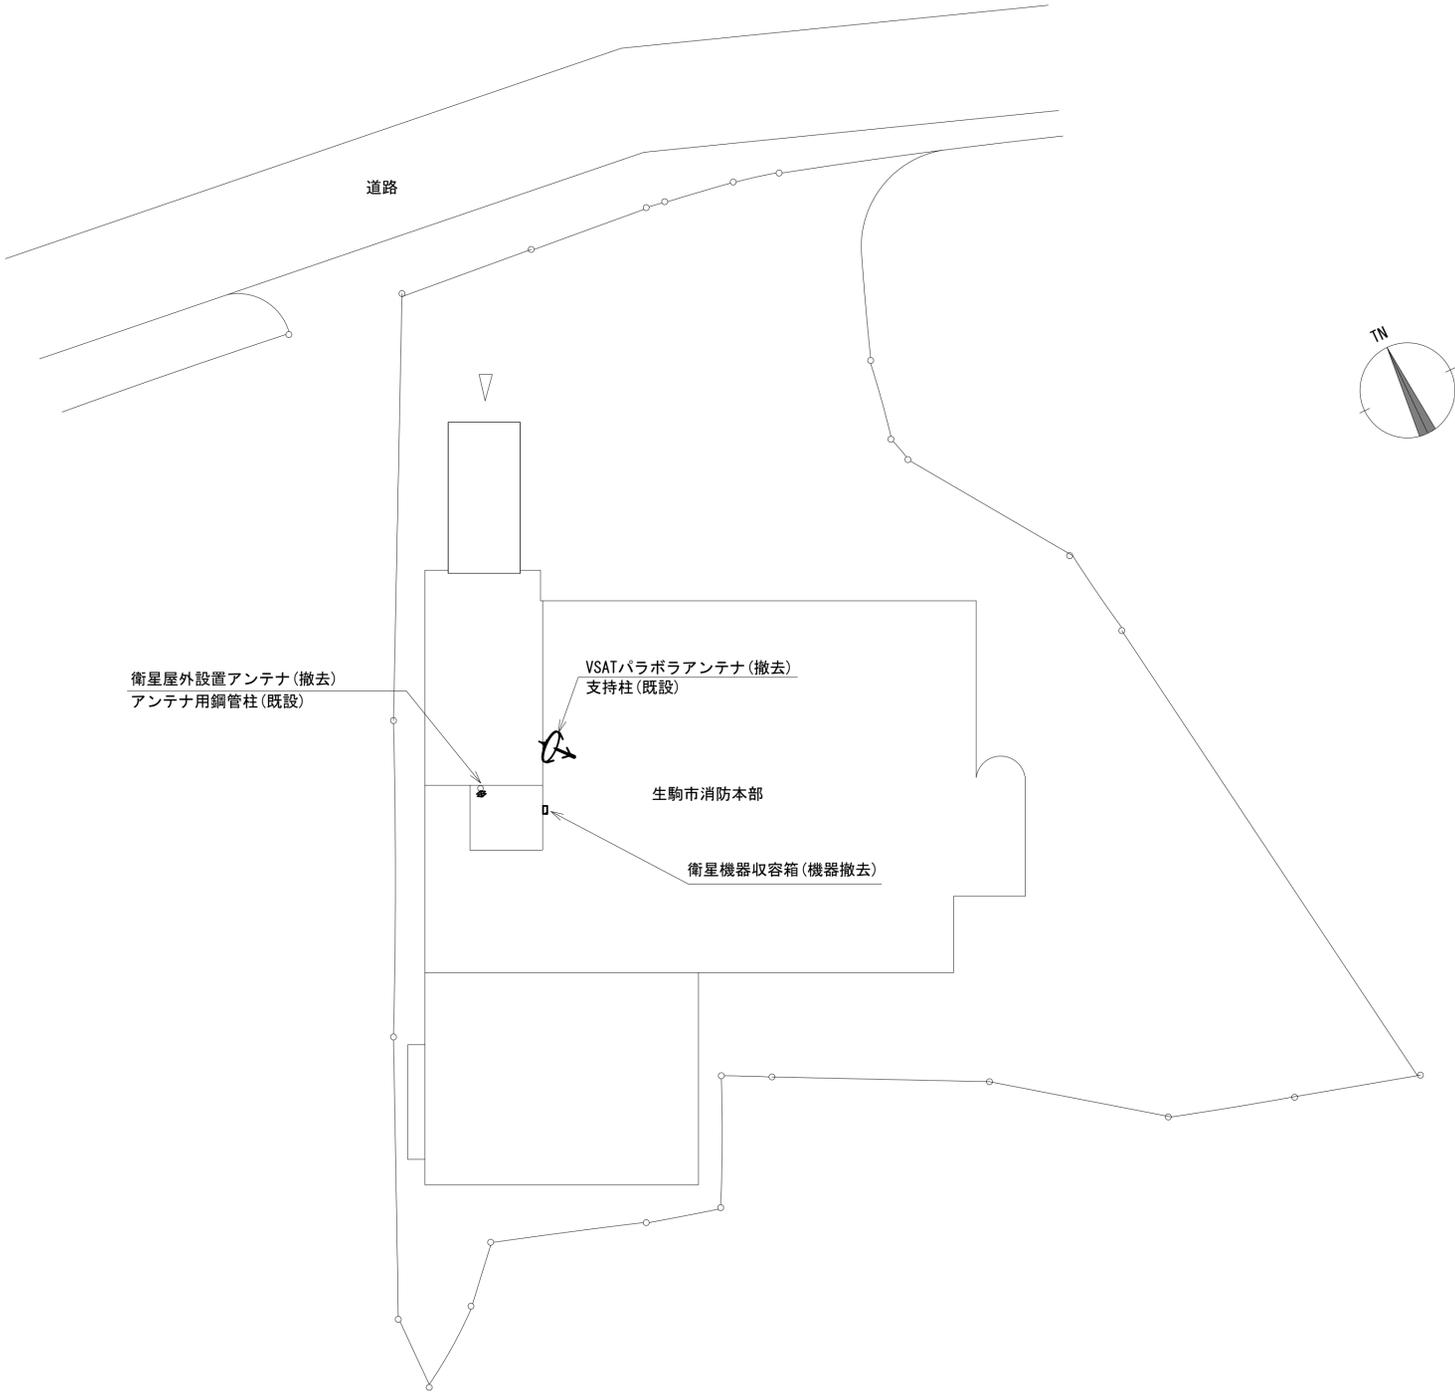


平面図(1:200)

凡 例	
	新設
	撤去
	新設
	撤去
	既設
	既設

工事名	奈良県防災行政通信ネットワーク 衛星回線等再整備工事		
図面名	生駒市消防本部 敷地平面図(撤去)		
作成年月日	令和 6年 8月		
縮尺	1:200	図面番号	13
会社名	株式会社東京建設コンサルタント		
事業者名	奈良県		

# 生駒市消防本部 機器据付図 (撤去)

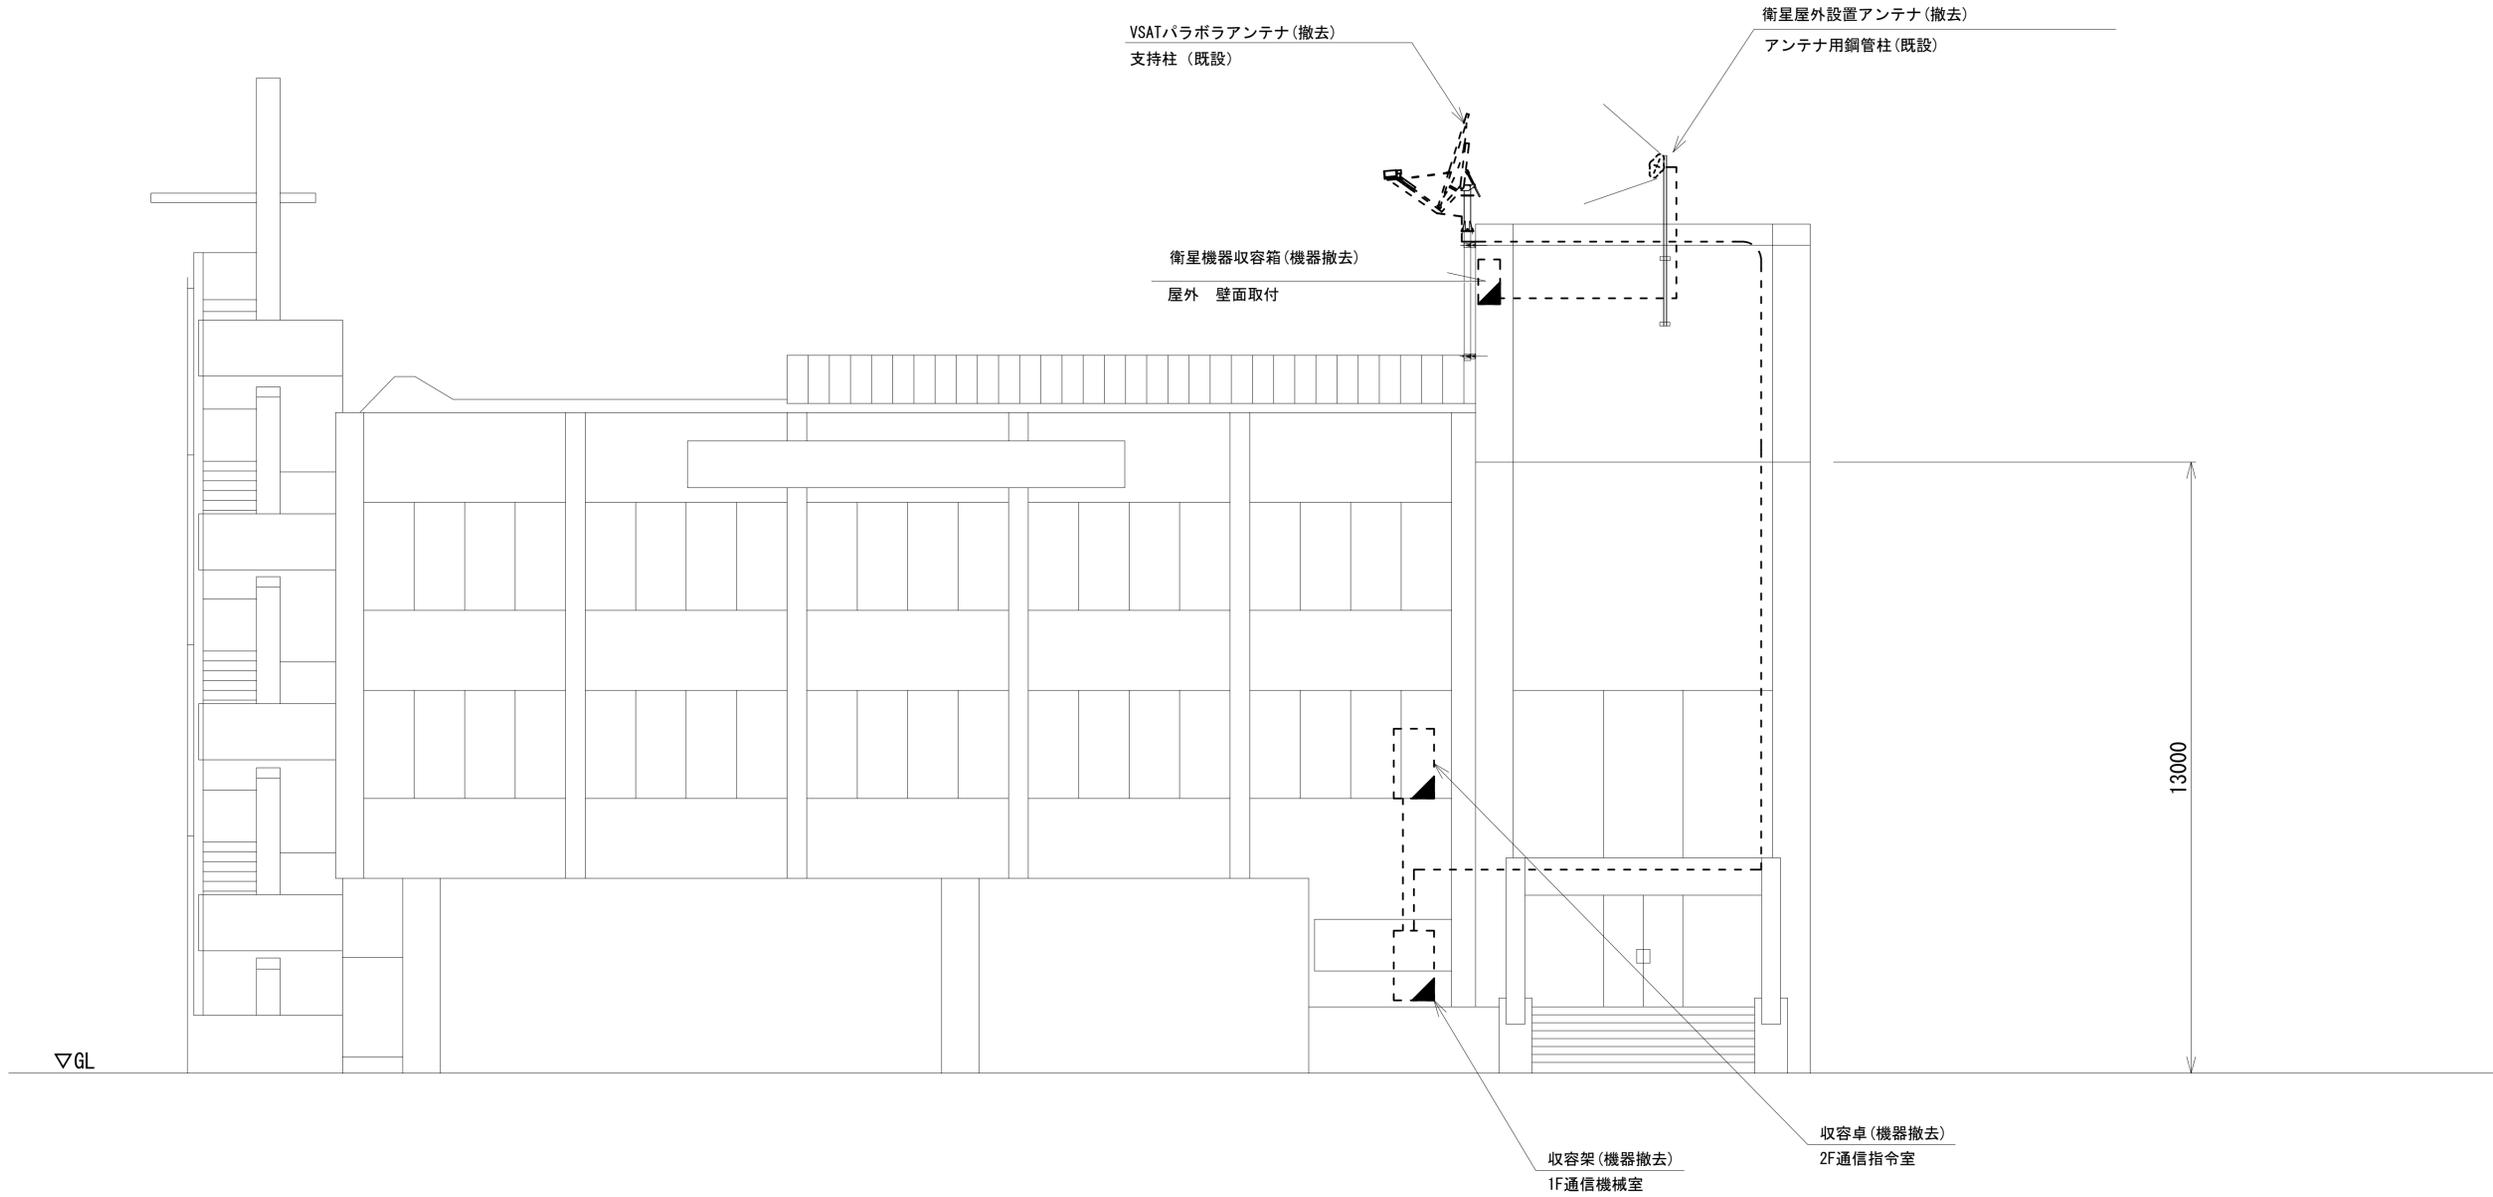


北側立面図 (1:100)

凡 例	
	新設
	撤去
	既設
	撤去

工事名	奈良県防災行政通信ネットワーク 衛星回線等再整備工事		
図面名	生駒市消防本部 機器据付図 (撤去)		
作成年月日	令和 6年 8月		
縮尺	1:100	図面番号	14
会社名	株式会社東京建設コンサルタント		
事業者名	奈良県		

# 生駒市消防本部 1F 機器配置図 (撤去)

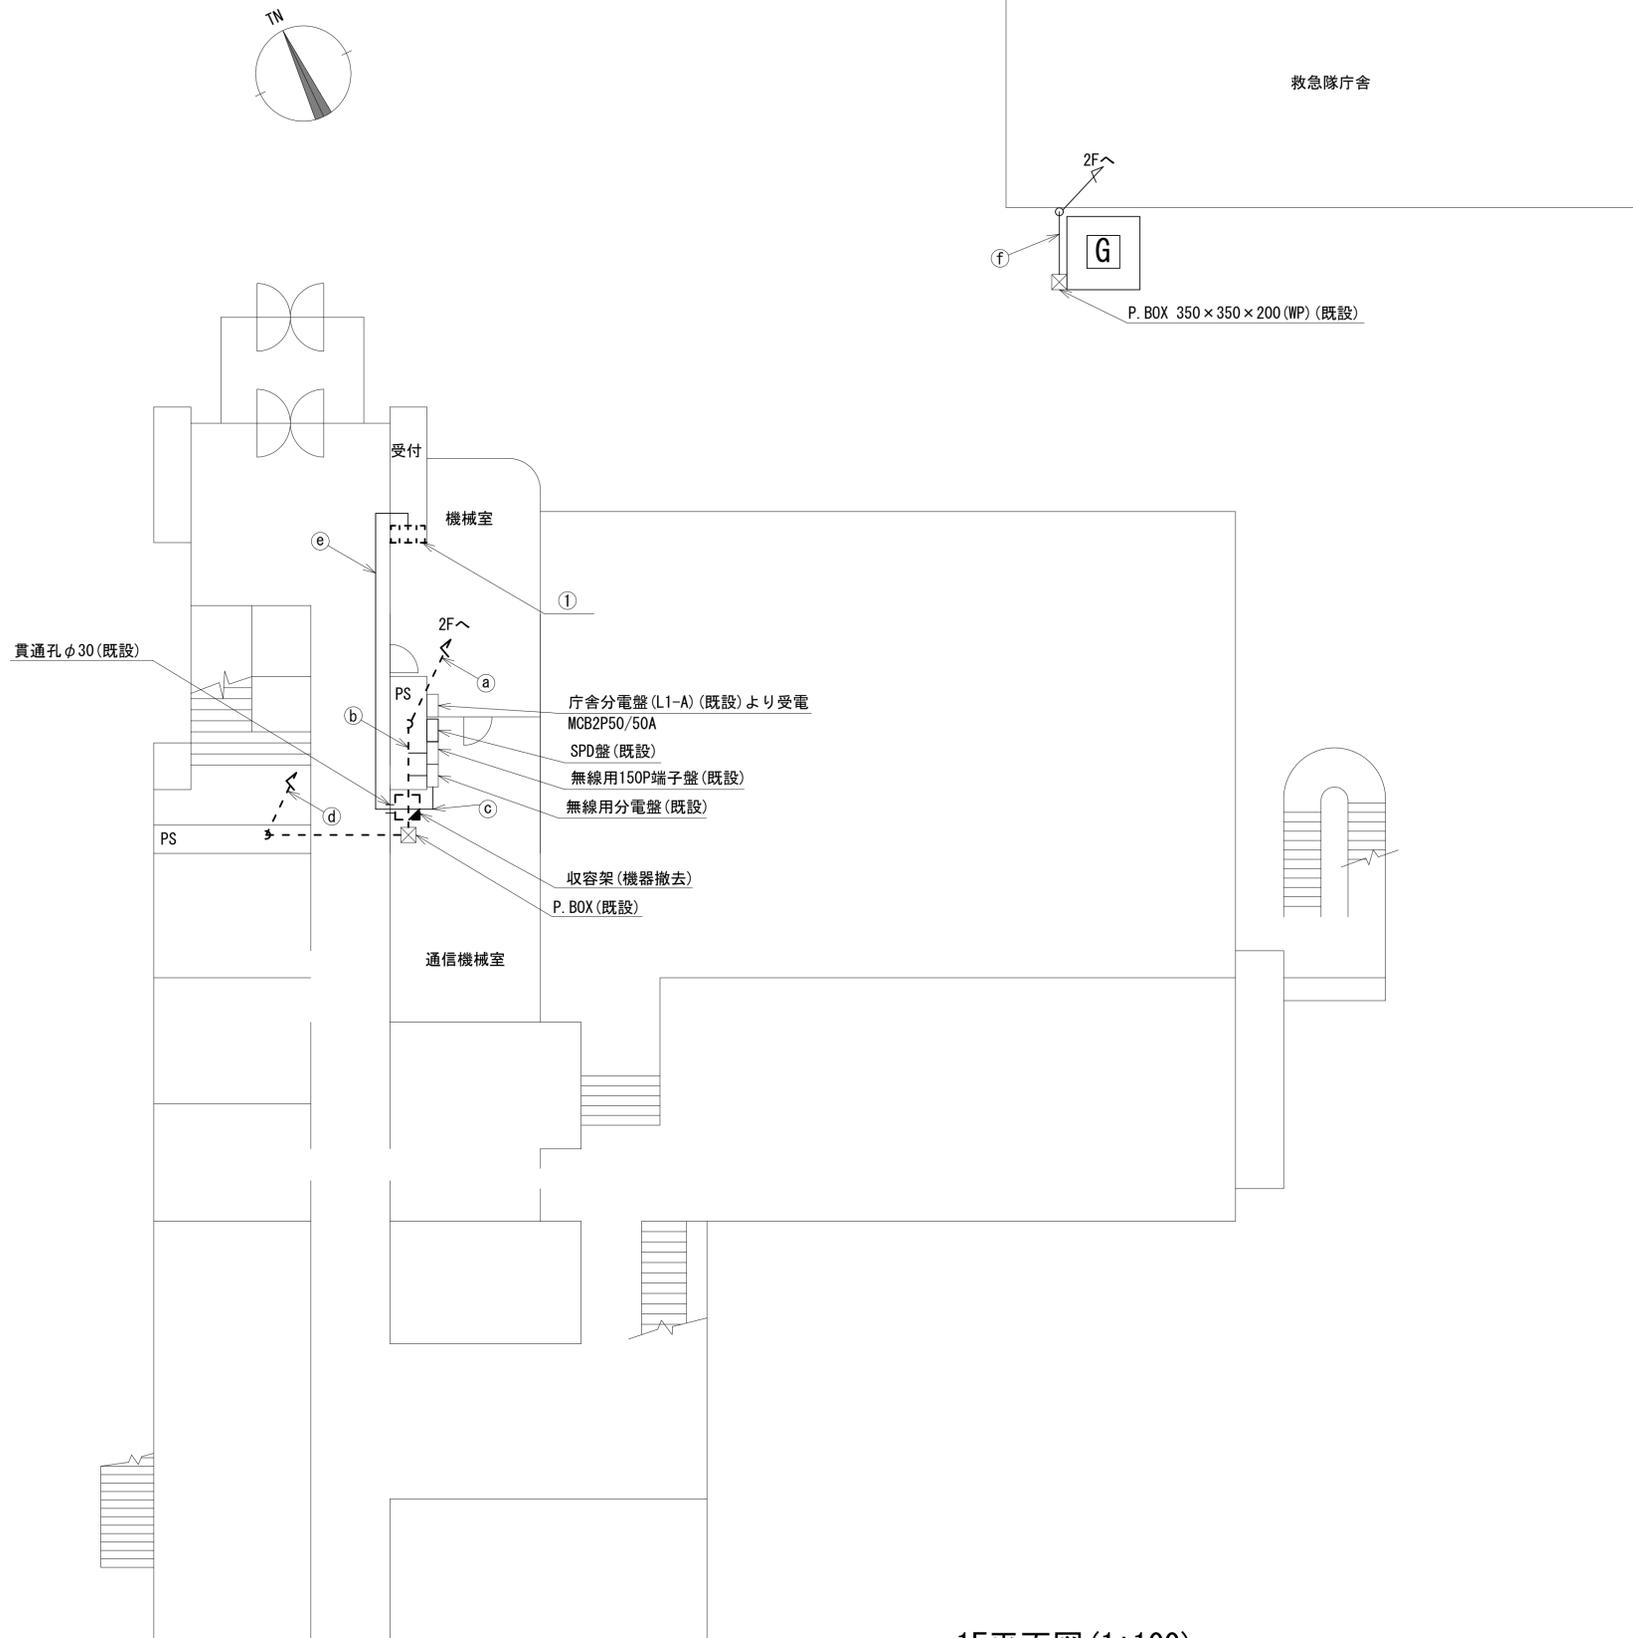

1F平面図(1:100)



名称	作業	施工方法
IV3. 5sq	既設	
OPEV-SO. 5-50P	既設	配管(既設)
5C-FB	撤去	
EM-UTPO. 5-4P x 3	既設	配管(既設)
a CE3. 5sq-3C	既設	配管(既設)
CE5. 5sq-3C	既設	
FOPEV-SO. 65-10P	既設	露出
CET38sq	既設	配管(既設)
CET38sq	既設	配管(既設)
OPEV-SO. 5-50P	既設	
5C-FB	撤去	E51(既設)
EM-UTPO. 5-4P x 3	既設	
b CE3. 5sq-3C	既設	E39(既設)
CE5. 5sq-3C	既設	
FOPEV-SO. 65-10P	既設	露出
CET38sq	既設	配管(既設)
CET38sq	既設	配管(既設)
c EM-UTPO. 5-4P x 2	既設	天井ころがし
CE3. 5sq-3C	既設	
CE3. 5sq-3C	既設	
d 8D-HFB x 2	撤去	配管(既設)
IE3. 5sq	撤去	
FOPEV-SO. 65-3P	撤去	
e EM-UTPO. 5-4P	既設	天井ころがし
CE3. 5sq-3C	既設	
FOPEV-SO. 65-10P	既設	G22(既設)
f CET38sq	既設	G70(既設)
CET38sq	既設	

番号	名称	備考
①	L2-SW(8Port)	撤去
	防災情報端末(オプション)	撤去
	スピーカー付警告灯	撤去

凡例	
■	新設
□	既設
—	新設
- - -	撤去
—	既設

工事名	奈良県防災行政通信ネットワーク 衛星回線等再整備工事		
図面名	生駒市消防本部 1F 機器配置図(撤去)		
作成年月日	令和 6年 8月		
縮尺	1:100	図面番号	15
会社名	株式会社東京建設コンサルタント		
事業者名	奈良県		

# 生駒市消防本部 2F 機器配置図 (撤去)

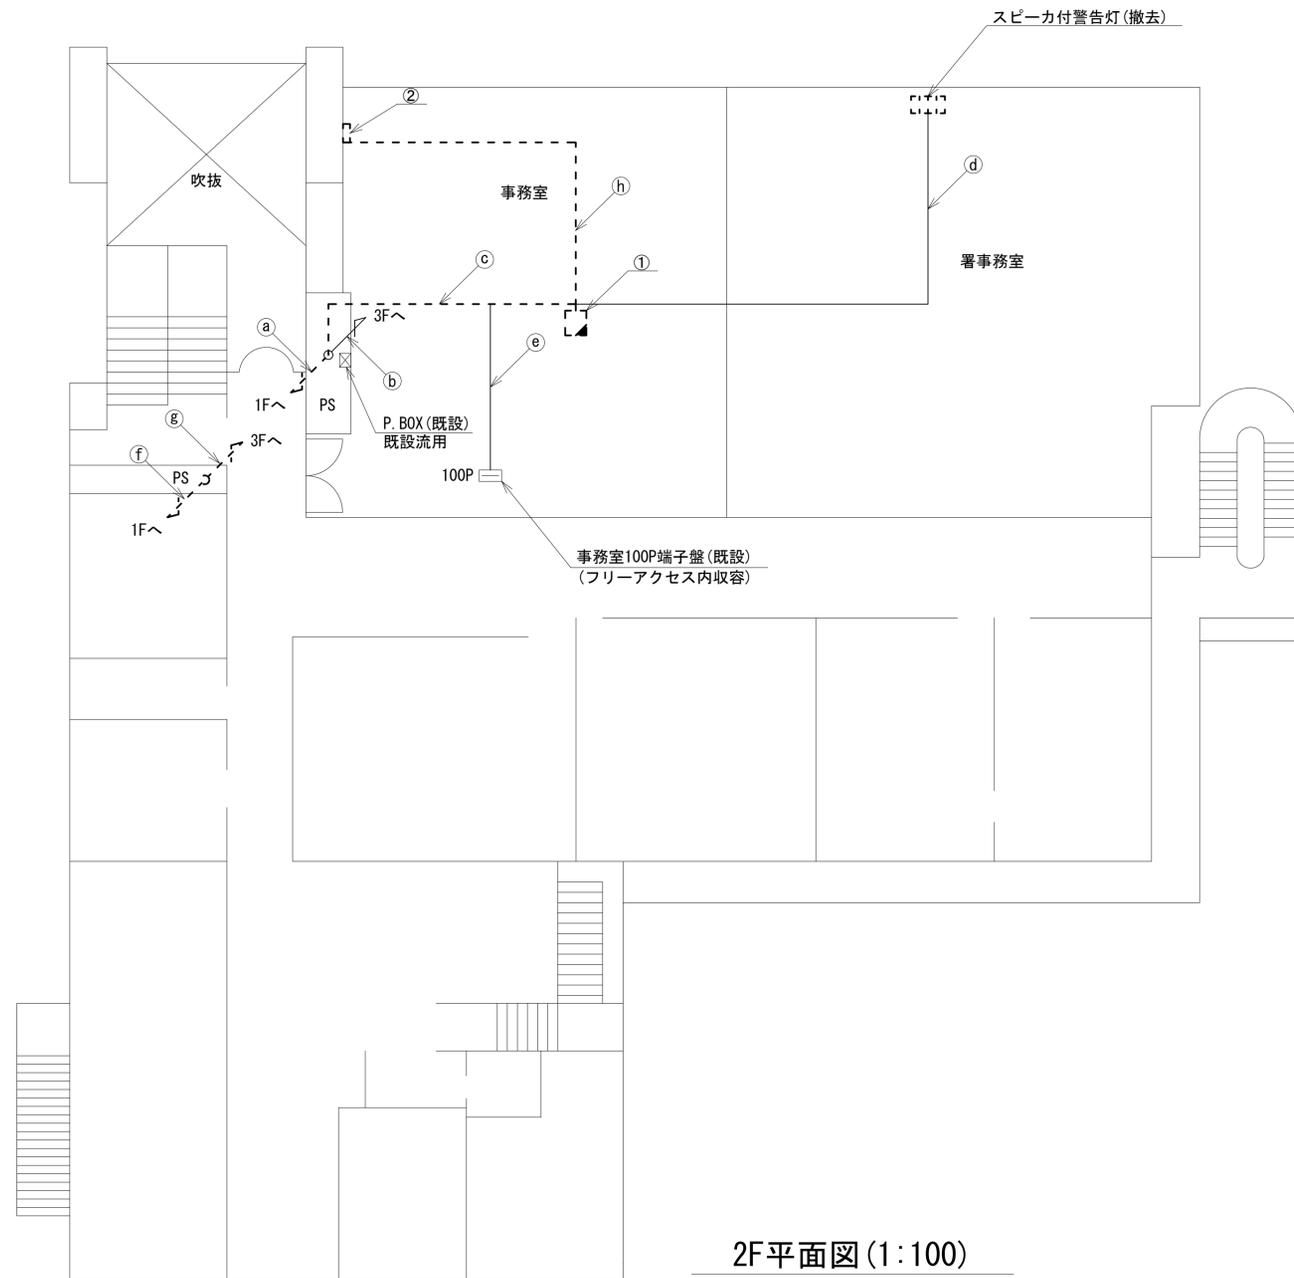 

2F平面図 (1:100)

名称	作業	施工方法
IV3. 5sq	既設	配管(既設)
OPEV-S0. 5-50P	既設	配管(既設)
5C-FB	撤去	配管(既設)
EM-UTPO. 5-4P × 3	既設	配管(既設)
① CE3. 5sq-3C	既設	配管(既設)
CE5. 5sq-3C	既設	配管(既設)
FCPEV-S0. 65-10P	既設	配管(既設)
CET38sq	既設	配管(既設)
CET38sq	既設	配管(既設)
FCPEV-S0. 65-10P	既設	PF22(既設)
② CET38sq	既設	PF54(既設)
CET38sq	既設	PF54(既設)
5C-FB	撤去	フリーアクセス
EM-UTPO. 5-4P	既設	フリーアクセス
IE3. 5sq	既設	フリーアクセス
③ OPEV-S0. 5-50P	既設	フリーアクセス
CE5. 5sq-3C	既設	天井ころがし
EM-UTPO. 5-4P	既設	天井ころがし
CE3. 5sq-3C	既設	天井ころがし
④ EM-UTPO. 5-4P	既設	天井ころがし
IV3. 5sq	既設	フリーアクセス
⑤ OPEV-S0. 5-50P	既設	フリーアクセス
FCPEV-S0. 65-10P	既設	フリーアクセス
CE3. 5sq-3C	既設	配管(既設)
⑥ 8D-HFB × 2	撤去	配管(既設)
IE3. 5sq	撤去	配管(既設)
FCPEV-S0. 65-3P	撤去	配管(既設)
CE3. 5sq-3C	既設	配管(既設)
⑦ 8D-HFB × 2	撤去	配管(既設)
IE3. 5sq	撤去	配管(既設)
FCPEV-S0. 65-3P	撤去	配管(既設)
⑧ 付属ケーブル	撤去	フリーアクセス
CE3. 5sq-3C	既設	フリーアクセス

番号	名称	備考
①	収容卓	既設
	スピーカー付警告灯	撤去
	防災電話	撤去
	防災電話(衛星)	撤去
	防災情報端末	撤去
	回線切替器	撤去
	L2-SW	撤去
	FAX・複合機	撤去
	IRD	撤去
	②	モニター



番号	名称	備考
②	モニター	撤去

凡例

■	新設	□	撤去	—	新設	- - -	撤去
□	既設	—	既設				

工事名	奈良県防災行政通信ネットワーク 衛星回線等再整備工事		
図面名	生駒市消防本部 2F 機器配置図(撤去)		
作成年月日	令和 6年 8月		
縮尺	1:100	図面番号	16
会社名	株式会社東京建設コンサルタント		
事業者名	奈良県		

# 生駒市消防本部 3F 機器配置図 (撤去)

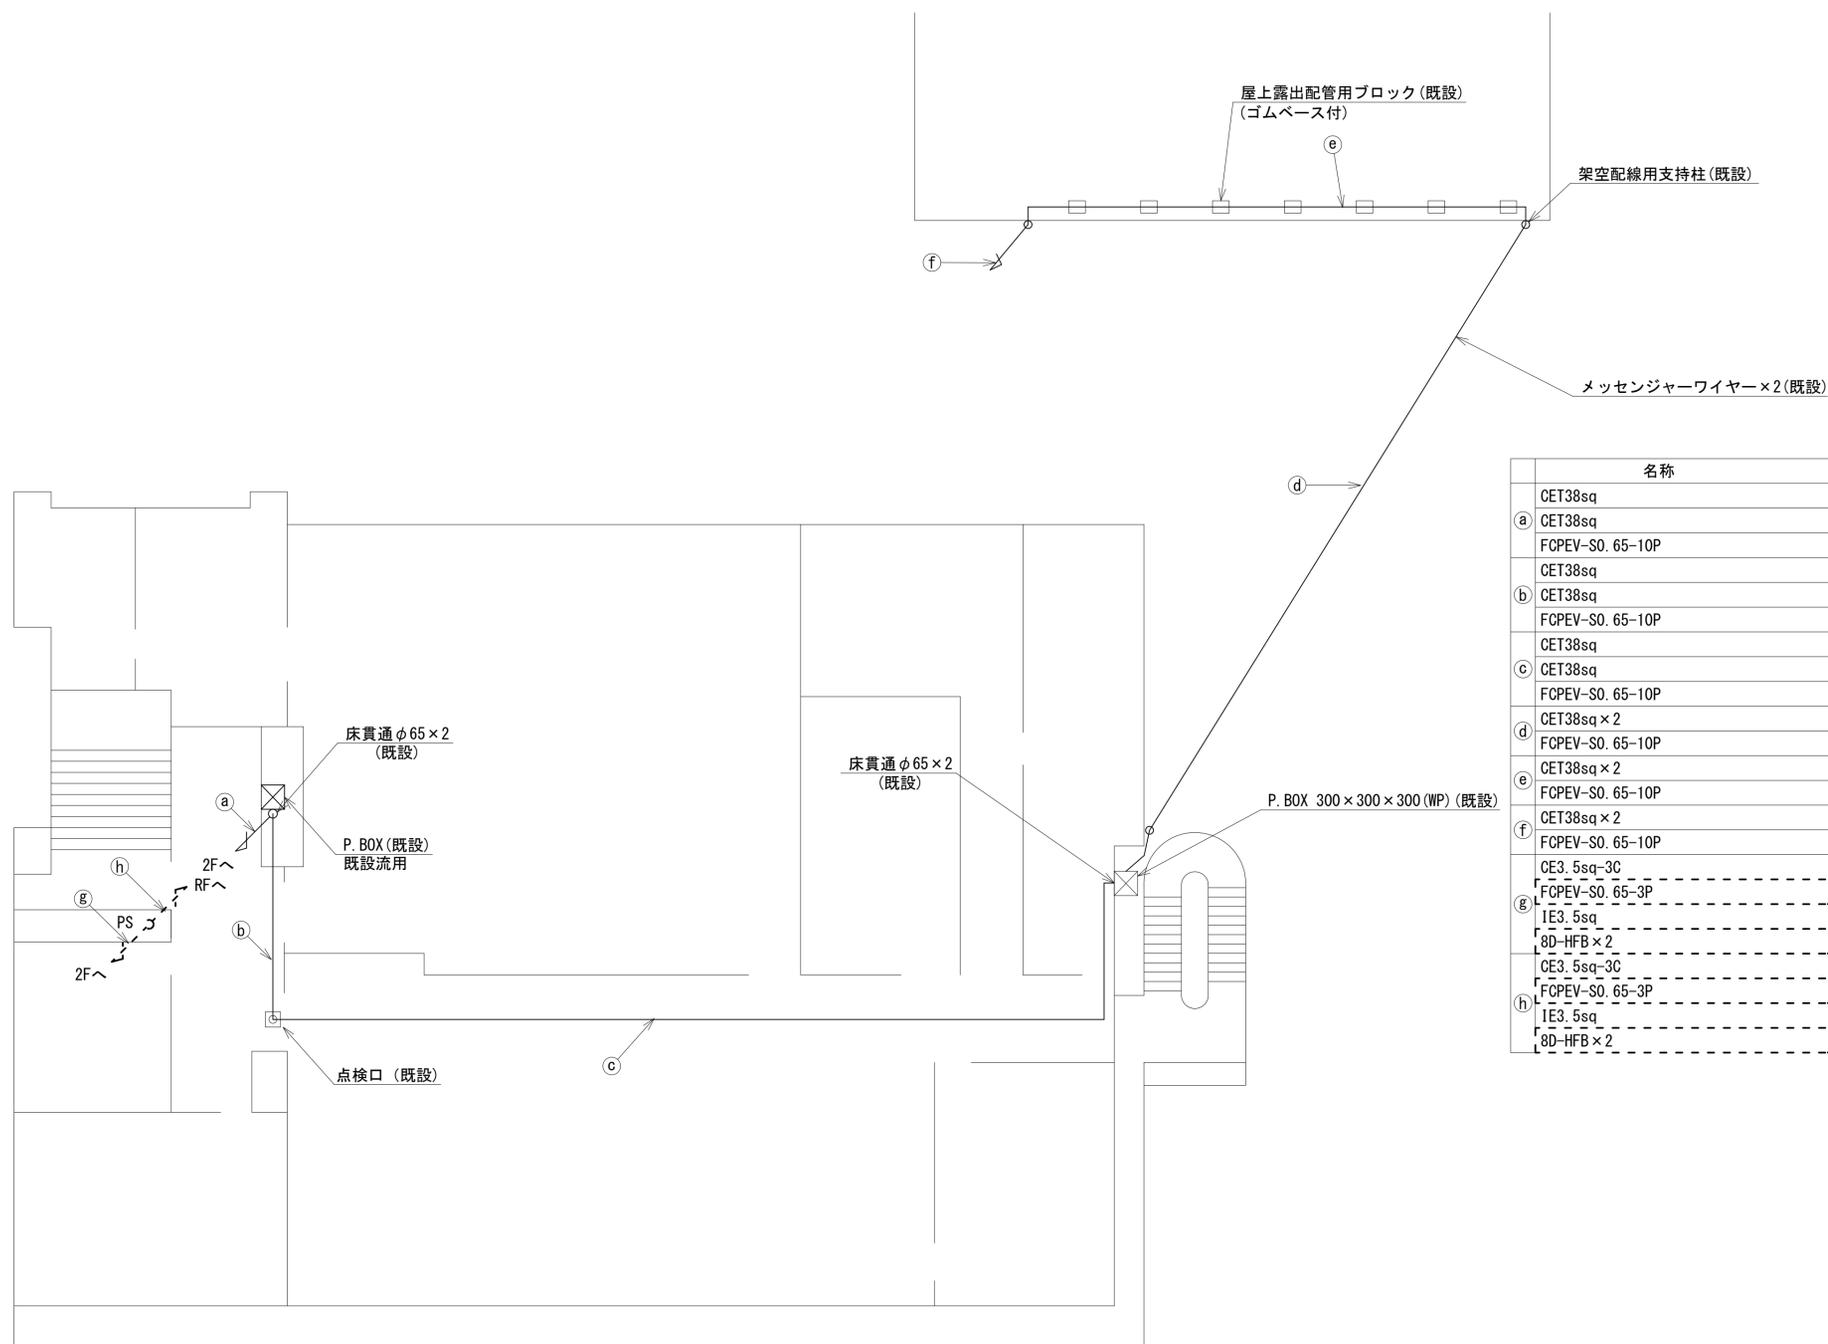 


名称	作業	施工方法
CET38sq	既設	PF54 (既設)
a CET38sq	既設	PF54 (既設)
FCPEV-S0. 65-10P	既設	PF22 (既設)
CET38sq	既設	
b CET38sq	既設	既設ラック
FCPEV-S0. 65-10P	既設	
CET38sq	既設	
c CET38sq	既設	天井ころがし
FCPEV-S0. 65-10P	既設	
d CET38sq×2	既設	架空 (既設)
FCPEV-S0. 65-10P	既設	架空 (既設)
e CET38sq×2	既設	G70 (既設)
FCPEV-S0. 65-10P	既設	G22 (既設)
f CET38sq×2	既設	G70 (既設)
FCPEV-S0. 65-10P	既設	G22 (既設)
CE3. 5sq-3C	既設	配管 (既設)
FCPEV-S0. 65-3P	撤去	配管 (既設)
g IE3. 5sq	既設	配管 (既設)
8D-HFB×2	撤去	配管 (既設)
CE3. 5sq-3C	既設	配管 (既設)
h FCPEV-S0. 65-3P	撤去	配管 (既設)
IE3. 5sq	既設	配管 (既設)
8D-HFB×2	撤去	配管 (既設)

3F平面図 (1:100)

凡例	
■ (黒塗り)	: 新設
□ (白)	: 既設
▤ (斜線)	: 撤去
— (実線)	: 新設
- - - (点線)	: 撤去
— (細実線)	: 既設


工事名	奈良県防災行政通信ネットワーク 衛星回線等再整備工事		
図面名	生駒市消防本部 3F 機器配置図 (撤去)		
作成年月日	令和 6年 8月		
縮尺	1:100	図面番号	17
会社名	株式会社東京建設コンサルタント		
事業者名	奈良県		

 


# 生駒市消防本部 R・PHRF機器配置図 (撤去)

	名称	作業	施工方法
a	8D-HFB×2	撤去	G36
	IE3.5sq	既設	
b	CE3.5sq-3C	既設	配管(既設)
	8D-HFB×2	撤去	
	IE3.5sq	既設	
c	FCPEV-S0.65-3P	撤去	G36
	外部アンテナ接続用ケーブル	撤去	
d	8D-HFB×2	撤去	G36
	IE3.5sq	既設	
e	8D-HFB×2	撤去	G36
	IE3.5sq	既設	
f	FCPEV-S0.65-3P	撤去	G22
	CE3.5sq-3C	既設	G22

番号	名称	備考
①	衛星機器収容箱	既設
	衛星可搬端末	撤去
	衛星FAXアダプター	撤去
	衛星ハンドセット	撤去
	マルチアダプター	撤去

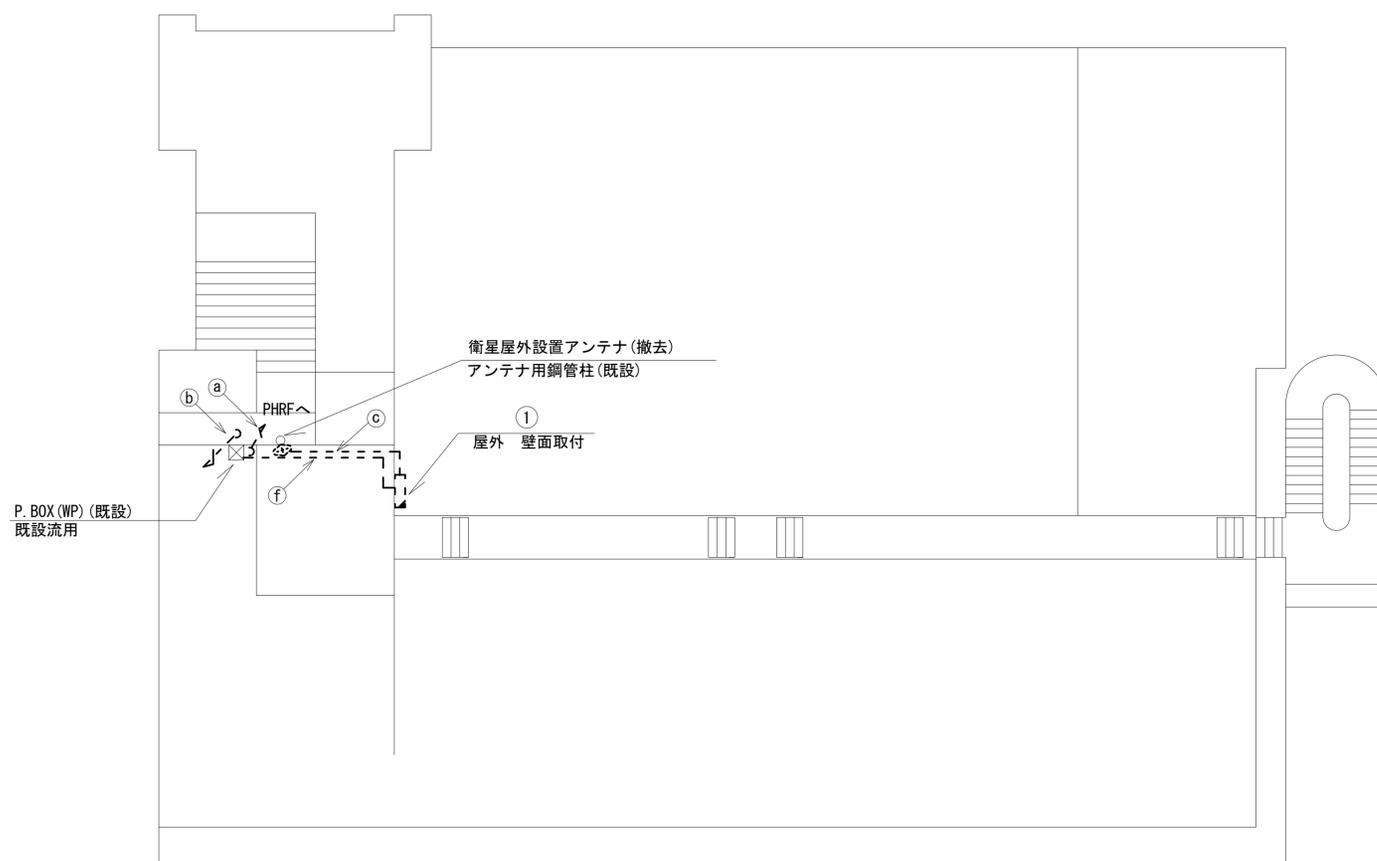

RF平面図 (1:100)

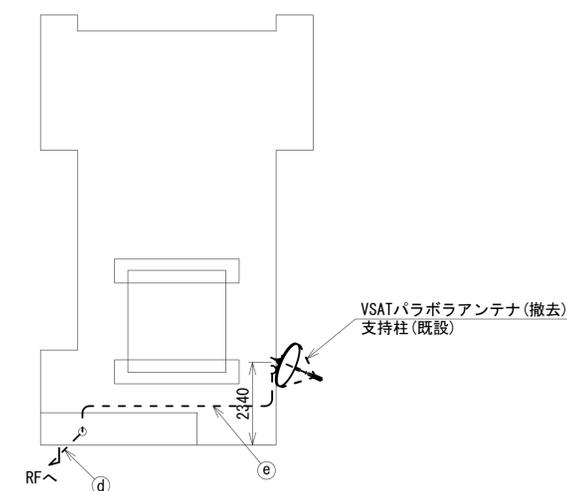


PHRF平面図 (1:100)

凡例	
■	新設
□	既設
▣	撤去
—	新設
- - -	撤去
—	既設

工事名	奈良県防災行政通信ネットワーク 衛星回線等再整備工事		
図面名	生駒市消防本部 R・PHRF機器配置図(撤去)		
作成年月日	令和 6年 8月		
縮尺	1:100	図面番号	18
会社名	株式会社東京建設コンサルタント		
事業者名	奈良県		

# 生駒市消防本部 1F通信機械室 機器配置図 (撤去)

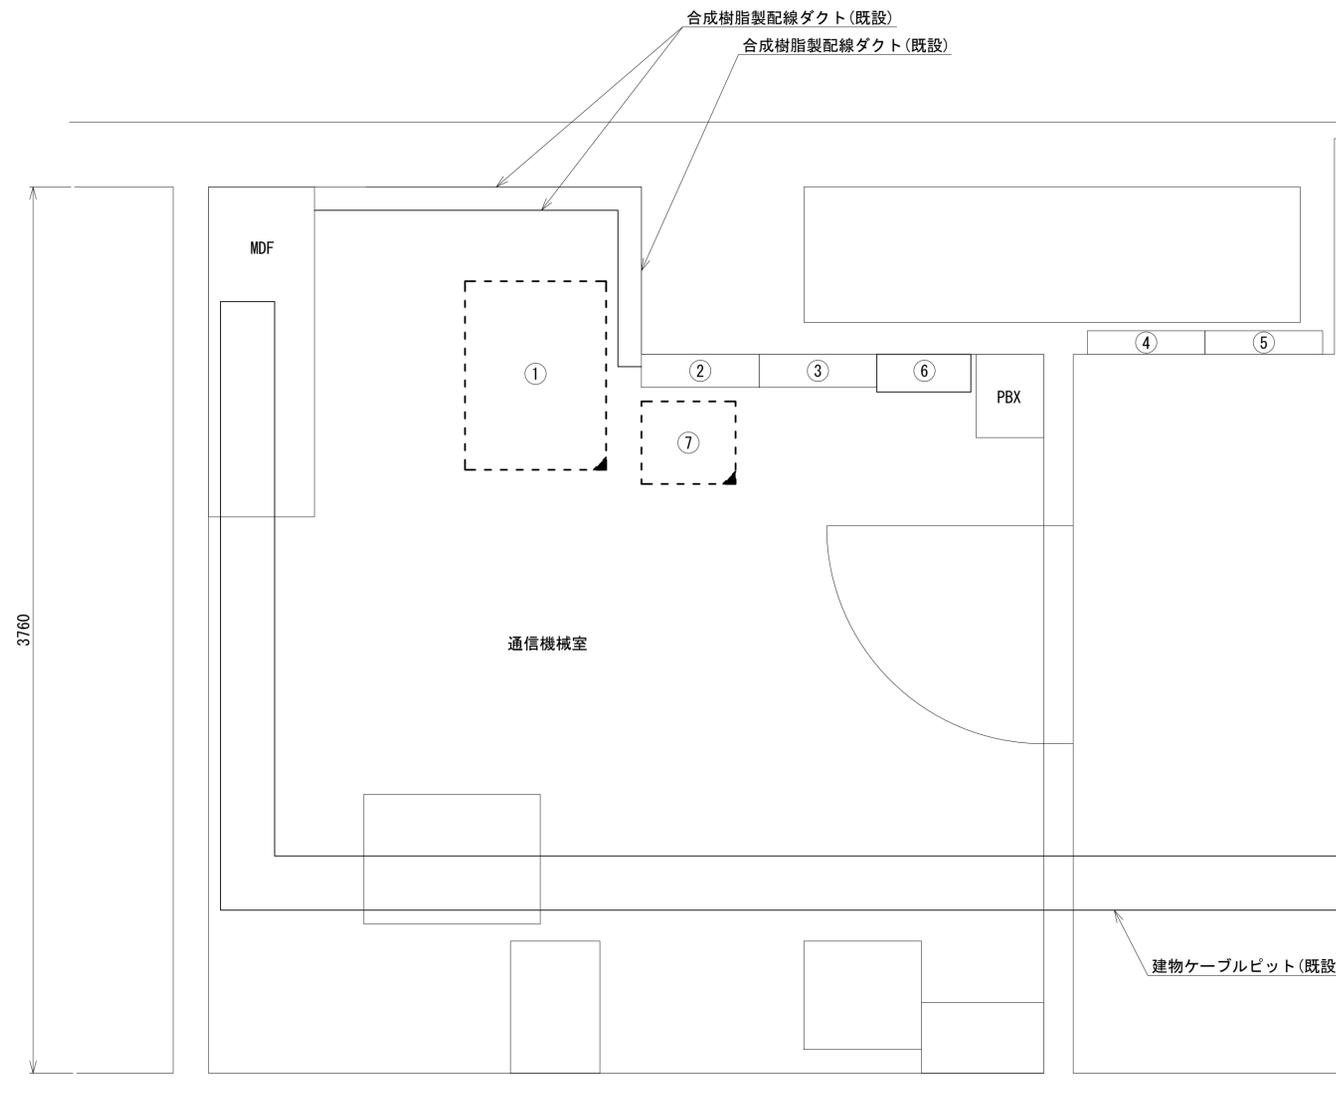


番号	名称	備考
①	取容架	既設
	広域イーサネットONU (NTT)	撤去
	VSAT	撤去
	L2-SW (24Port)	撤去
	被遠方監視制御装置	撤去
	UPS	撤去
	VPNルータ	撤去
②	無線用分電盤	既設
③	無線室150P端子盤	既設
④	建物電灯分電盤 (L1-A)	既設
⑤	建物動力電灯盤 (L1-A)	既設
⑥	SPD盤	既設
⑦	防災IP交換機	撤去

1F通信機械室 平面図 (1:15)

凡 例	
<span style="border: 1px solid black; display: inline-block; width: 10px; height: 10px;"></span>	新設
<span style="border: 1px dashed black; display: inline-block; width: 10px; height: 10px;"></span>	撤去
<span style="border-bottom: 1px solid black; display: inline-block; width: 10px;"></span>	新設
<span style="border-bottom: 1px dashed black; display: inline-block; width: 10px;"></span>	撤去
<span style="border: 1px solid black; display: inline-block; width: 10px; height: 10px;"></span>	既設
<span style="border: 1px solid black; display: inline-block; width: 10px; height: 10px;"></span>	既設

工事名	奈良県防災行政通信ネットワーク 衛星回線等再整備工事		
図面名	生駒市消防本部 1F通信機械室 機器配置図 (撤去)		
作成年月日	令和 6年 8月		
縮尺	1:15	図面番号	19
会社名	株式会社東京建設コンサルタント		
事業者名	奈良県		

# 生駒市消防本部 配線系統図 (撤去)

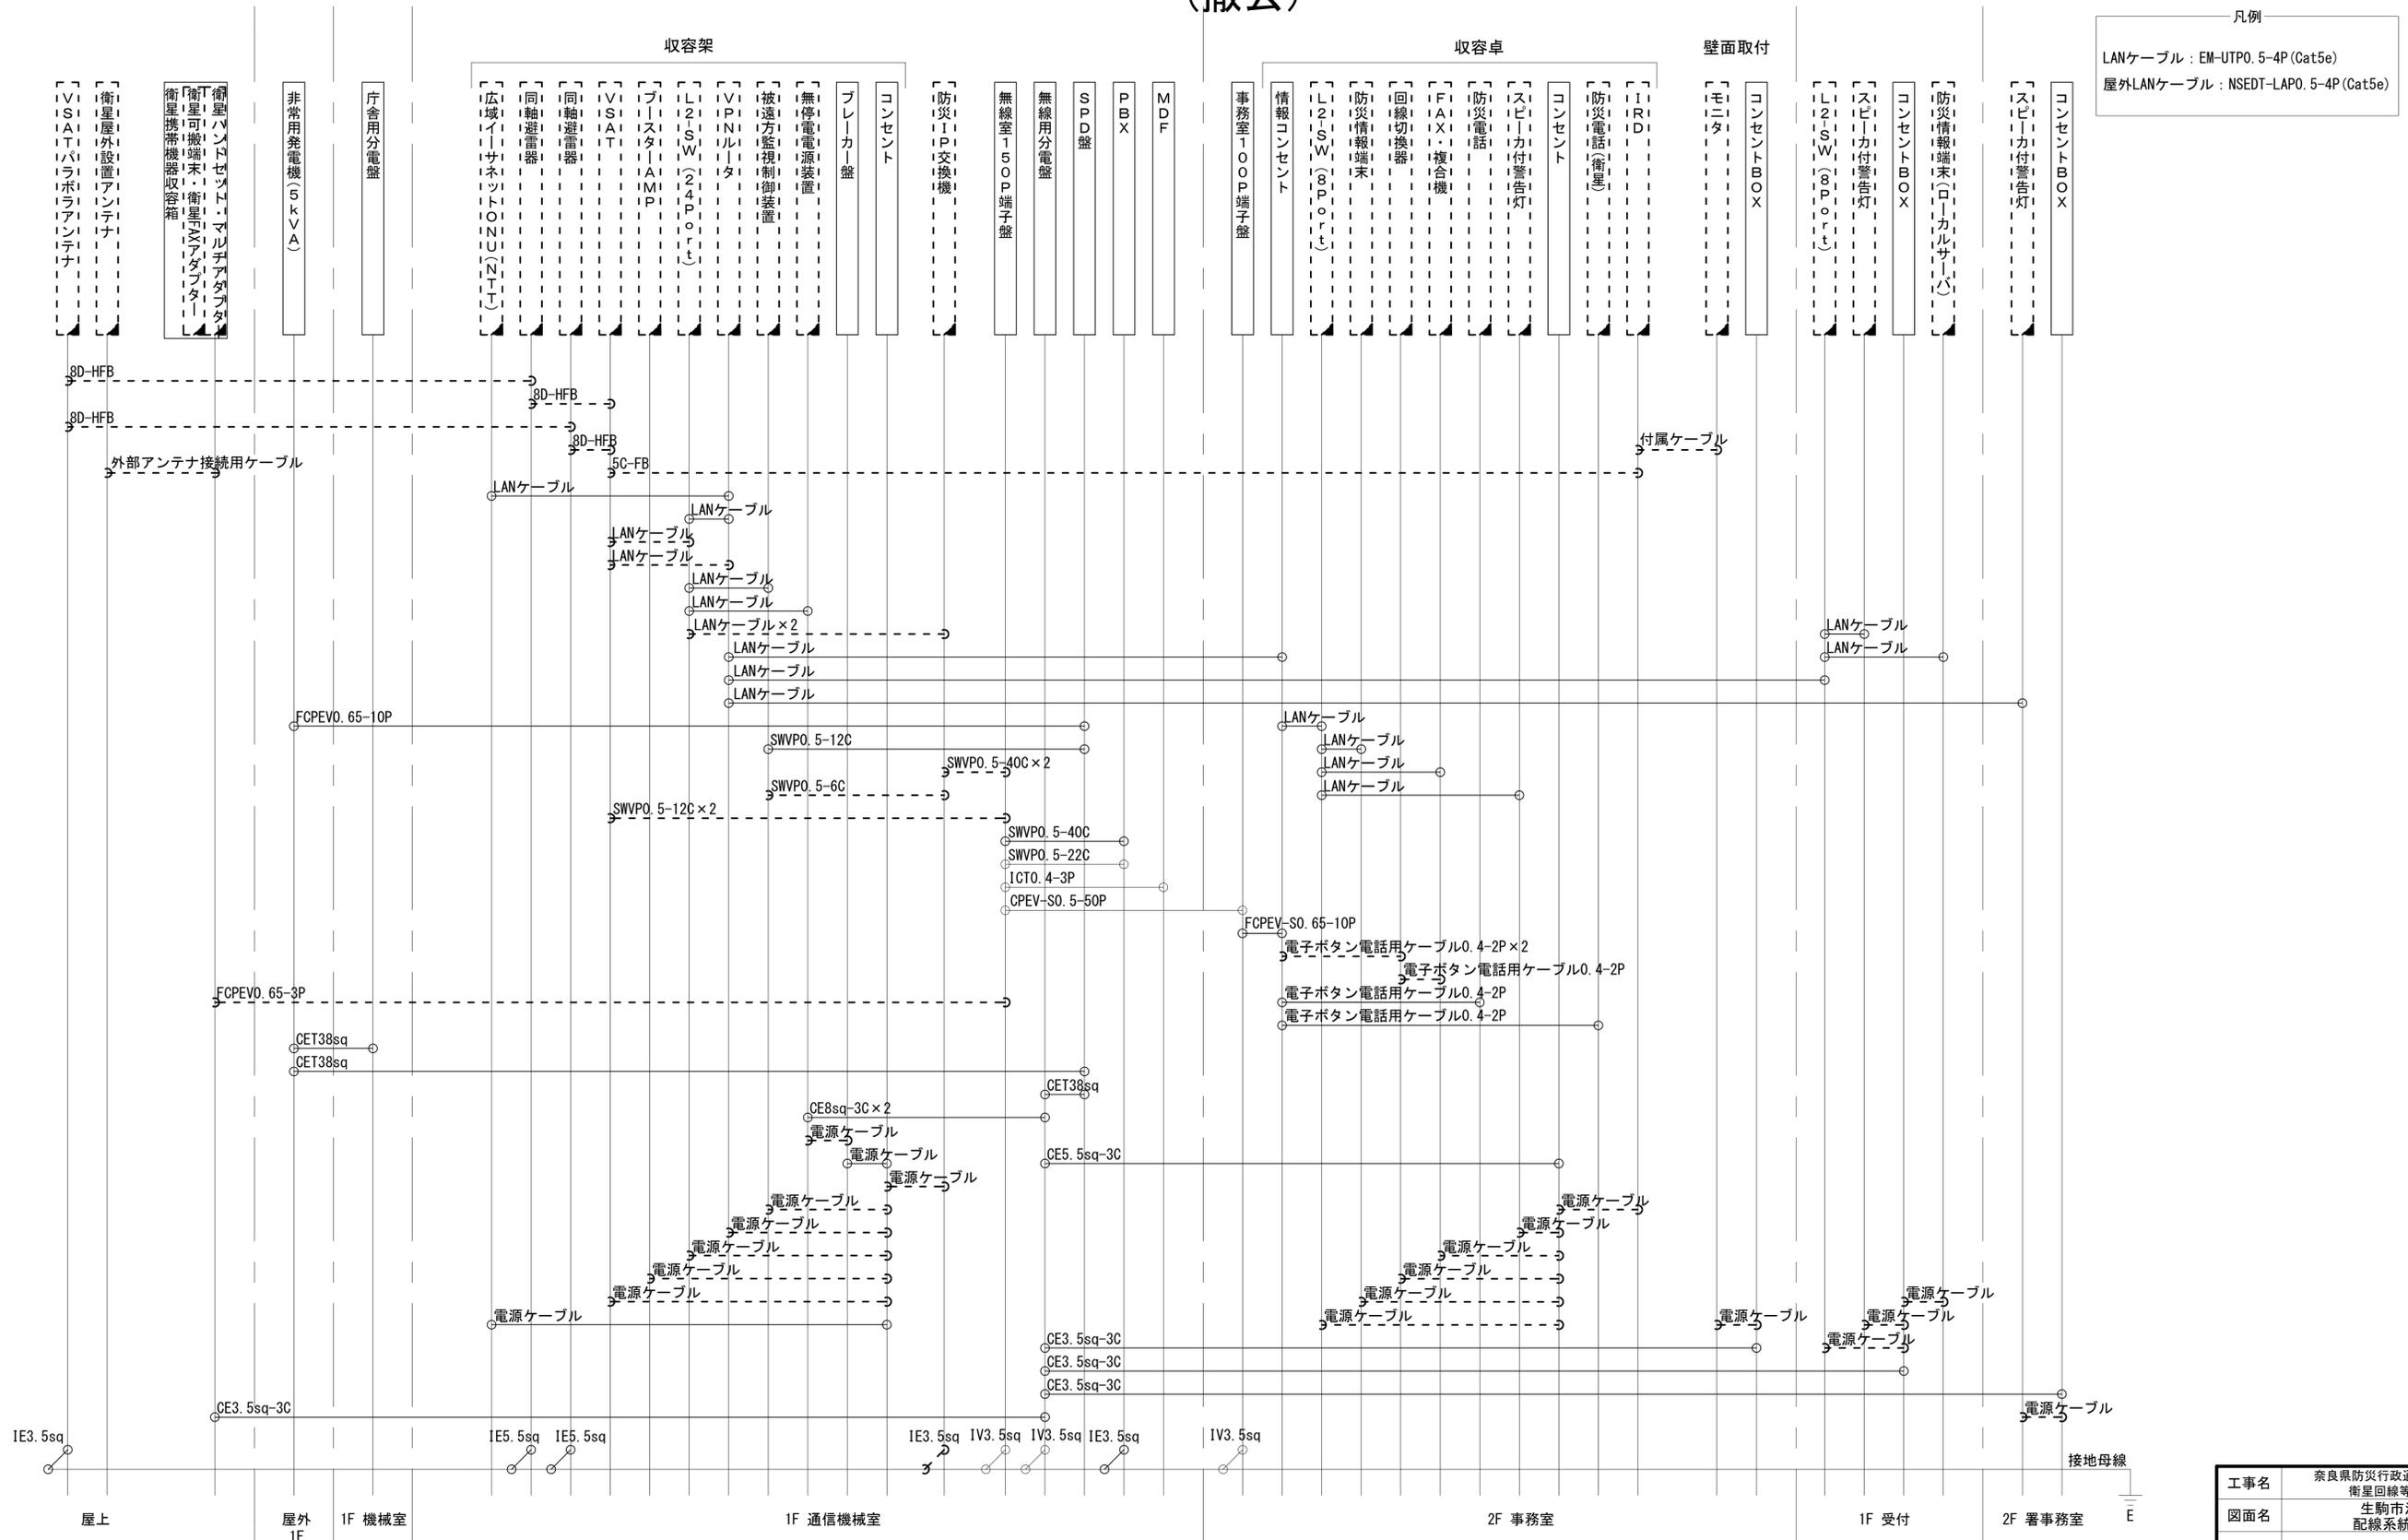

凡例  
 LANケーブル : EM-UTP0. 5-4P (Cat5e)  
 屋外LANケーブル : NSEDT-LAP0. 5-4P (Cat5e)

工事名	奈良県防災行政通信ネットワーク 衛星回線等再整備工事		
図面名	生駒市消防本部 配線系統図(撤去)		
作成年月日	令和 6年 8月		
縮尺	NON	図面番号	20
会社名	株式会社東京建設コンサルタント		
事業者名	奈良県		

凡例  
 [ ] : 新設 [ ] : 撤去 — : 新設 - - - : 撤去  
 □ : 既設 — : 既設