


目次

奈良総合医療センター

図番	図面名称
01	奈良総合医療センター 位置図
02	奈良総合医療センター 系統図(新設)
03	奈良総合医療センター 3F機器配置図(新設)
04	奈良総合医療センター 4F機器配置図(新設)
05	奈良総合医療センター R・PHRF機器配置図(新設)
06	奈良総合医療センター 配線系統図(新設)
07	奈良総合医療センター 電源系統図(参考図)
08	奈良総合医療センター 系統図(撤去)
09	奈良総合医療センター 3F機器配置図(撤去)
10	奈良総合医療センター 4F機器配置図(撤去)
11	奈良総合医療センター R・PHRF機器配置図(撤去)
12	奈良総合医療センター 配線系統図(撤去)


奈良総合医療センター 位置図

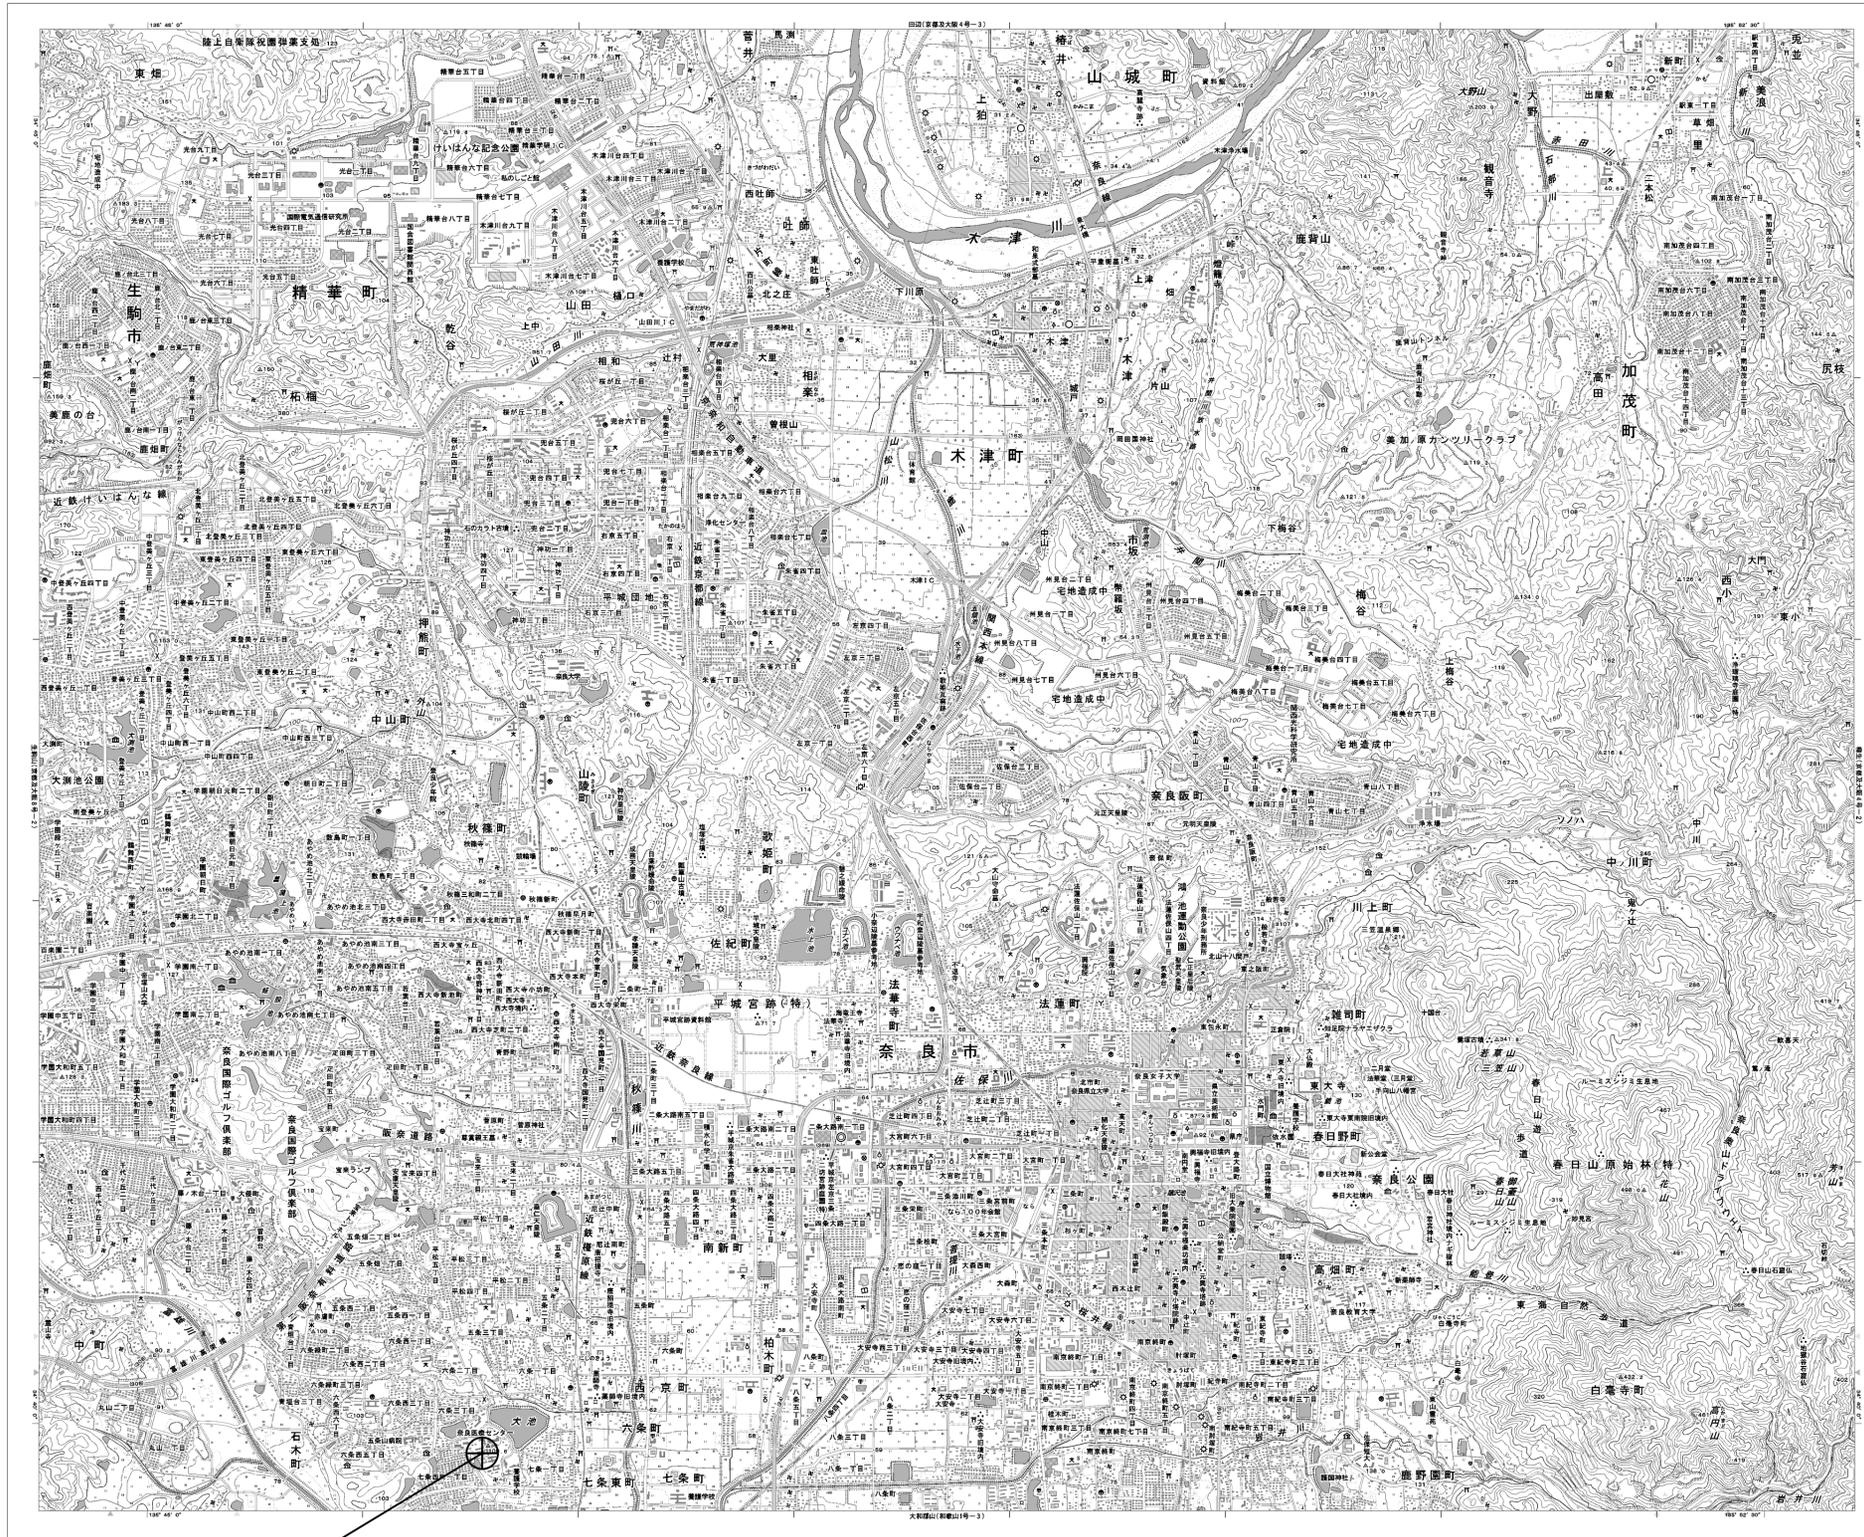

奈良総合医療センター

工事名	奈良県防災行政通信ネットワーク 衛星回線等再整備工事		
図面名	奈良総合医療センター 位置図		
作成年月日	令和 6年 8月		
縮尺	1:25000	図面番号	01
会社名	株式会社東京建設コンサルタント		
事業者名	奈良県		

奈良総合医療センター 系統図 (新設)

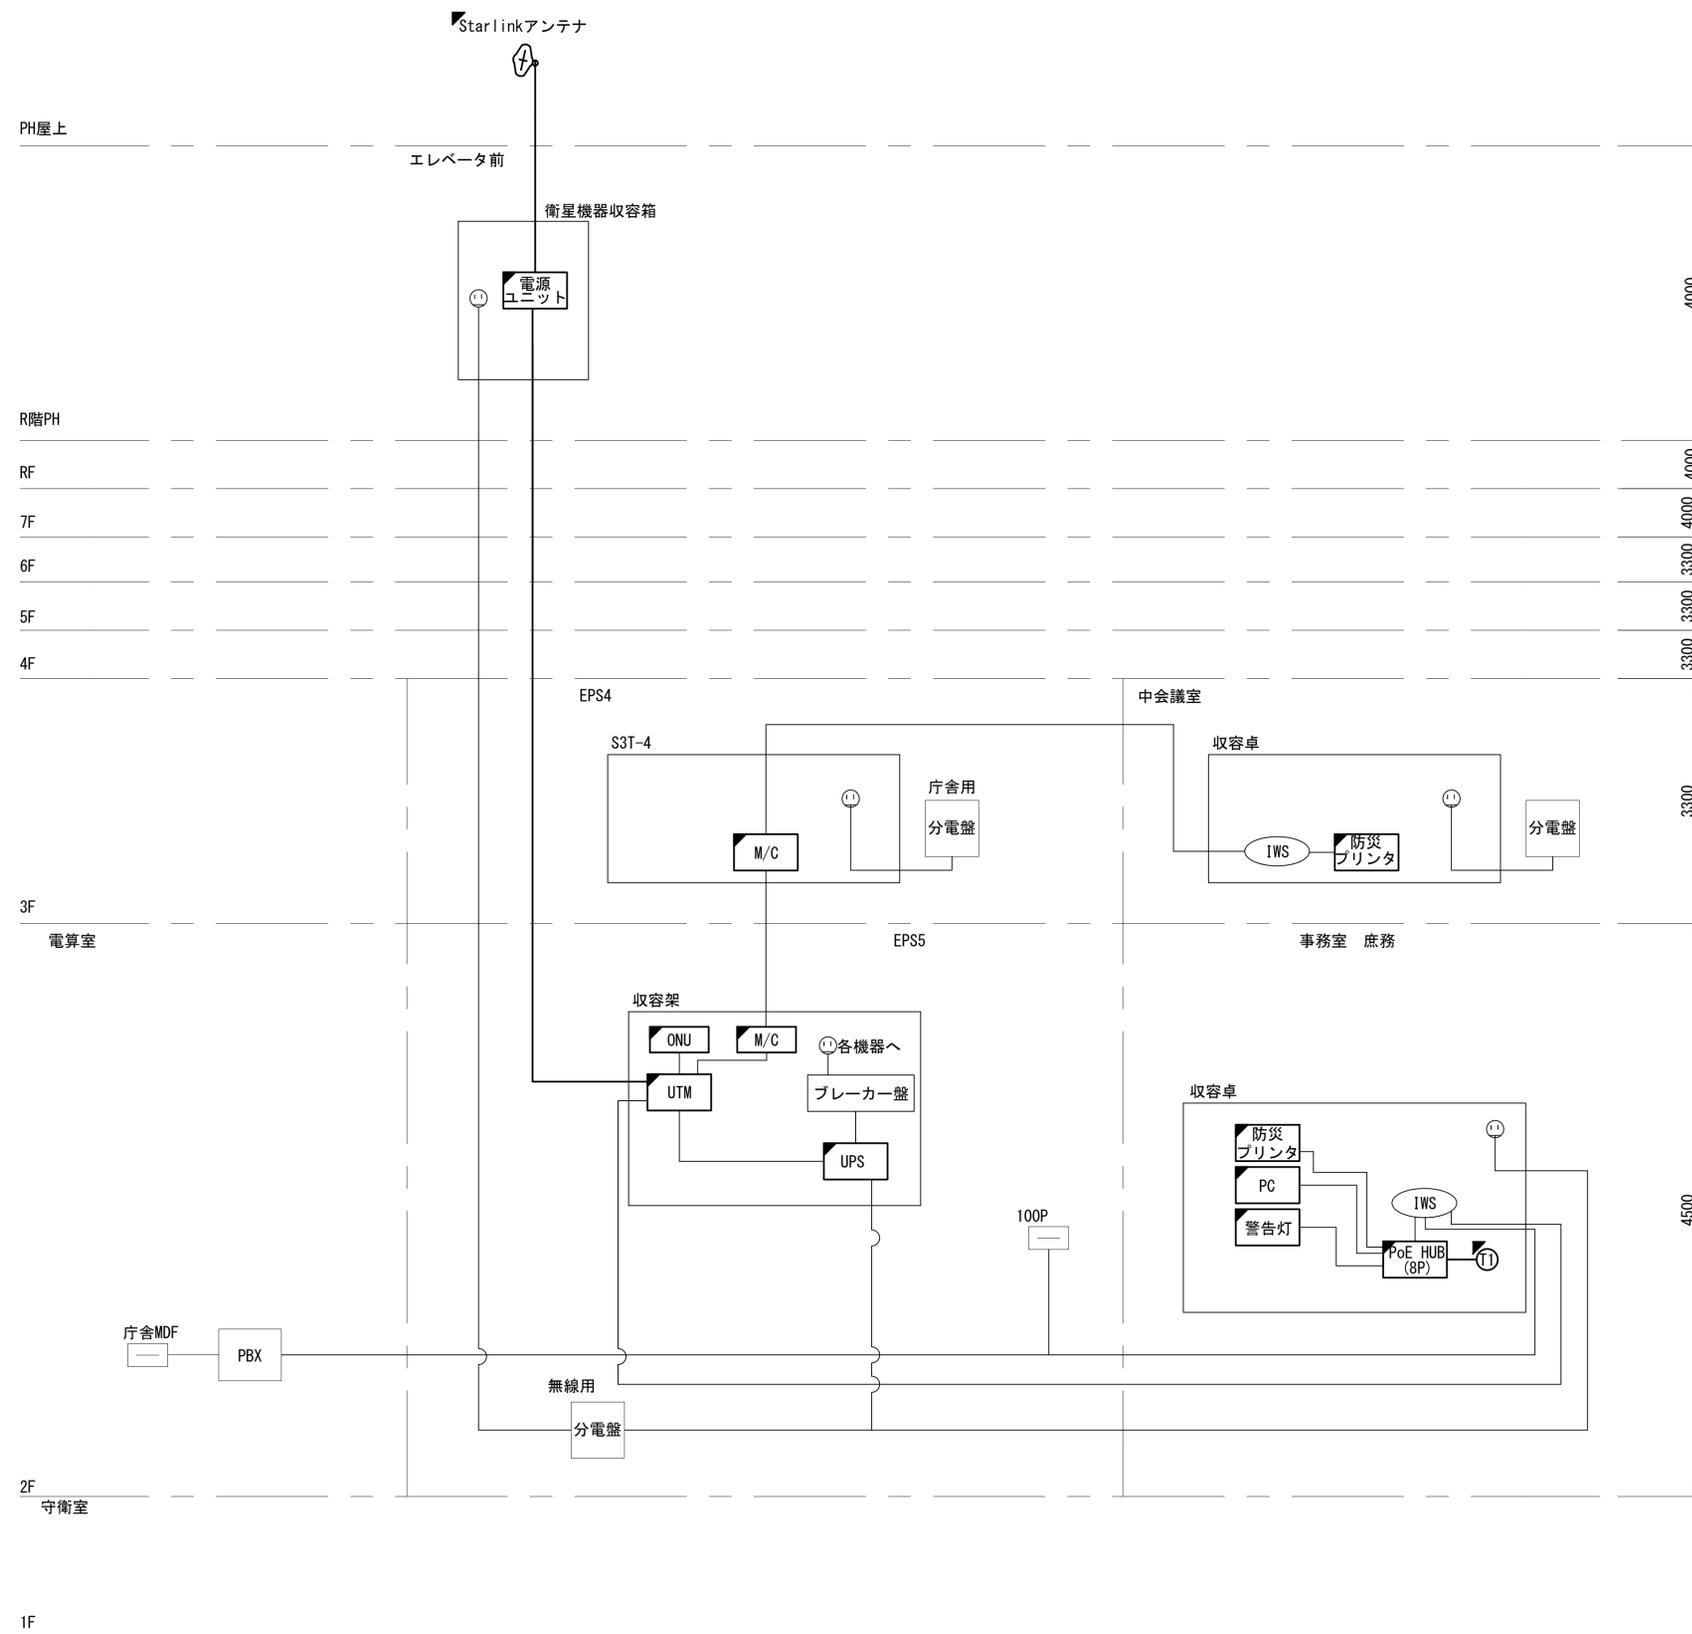

- 凡例
- VSAT VSAT
 - L2-SW (16Port) L2-SW (16Port)
 - L2-SW (8Port) L2-SW (8Port)
 - L2-SW (16Port) +メディアコンバーター
 - L2-SW (8Port) +メディアコンバーター
 - VPNルータ
 - 被遠方監視制御装置
 - 防災IP交換機
 - 無停電電源装置
 - 防災情報端末
 - ローカルWEBサーバ兼 防災情報端末
 - 防災情報端末(オプション)
 - 複合機
 - メディアコンバーター
 - 防災電話 (IP)
 - コンセントBOX
 - 衛星携帯電話 IDU
 - 衛星FAXアダプタ
 - マルチアダプタ
 - FAX
 - SPD盤
 - 分配機
 - 震度表示処理装置
 - PBX
 - 端子盤、MDF
 - 大和路ハイウェイ
 - K-OPTICAL
 - 電源端子台
 - 情報コンセント
 - スピーカー付警告灯
 - モニター
 - IRD
 - J-ALERT
 - 変圧器
 - USBプリントサーバー
 - プリンタ


- 凡例
- : 新設
 - : 撤去
 - : 新設
 - - -: 撤去
 - : 既設
 - : 既設

工事名	奈良県防災行政通信ネットワーク 衛星回線等整備工事		
図面名	奈良総合医療センター 系統図(新設)		
作成年月日	令和 6年 8月		
縮尺	NON	図面番号	02
会社名	株式会社東京建設コンサルタント		
事業者名	奈良県		

奈良総合医療センター 3F 機器配置図 (新設)

名称	作業
① 電カケーブル (GAC 1φ100)	既設
② LANケーブル (Cat6)	既設
③ 光ケーブル GI (SM)-4C	既設

番号	名称	備考
①	収容箱 (S3T-4)	既設
	光成端箱	既設
	M/C	新設

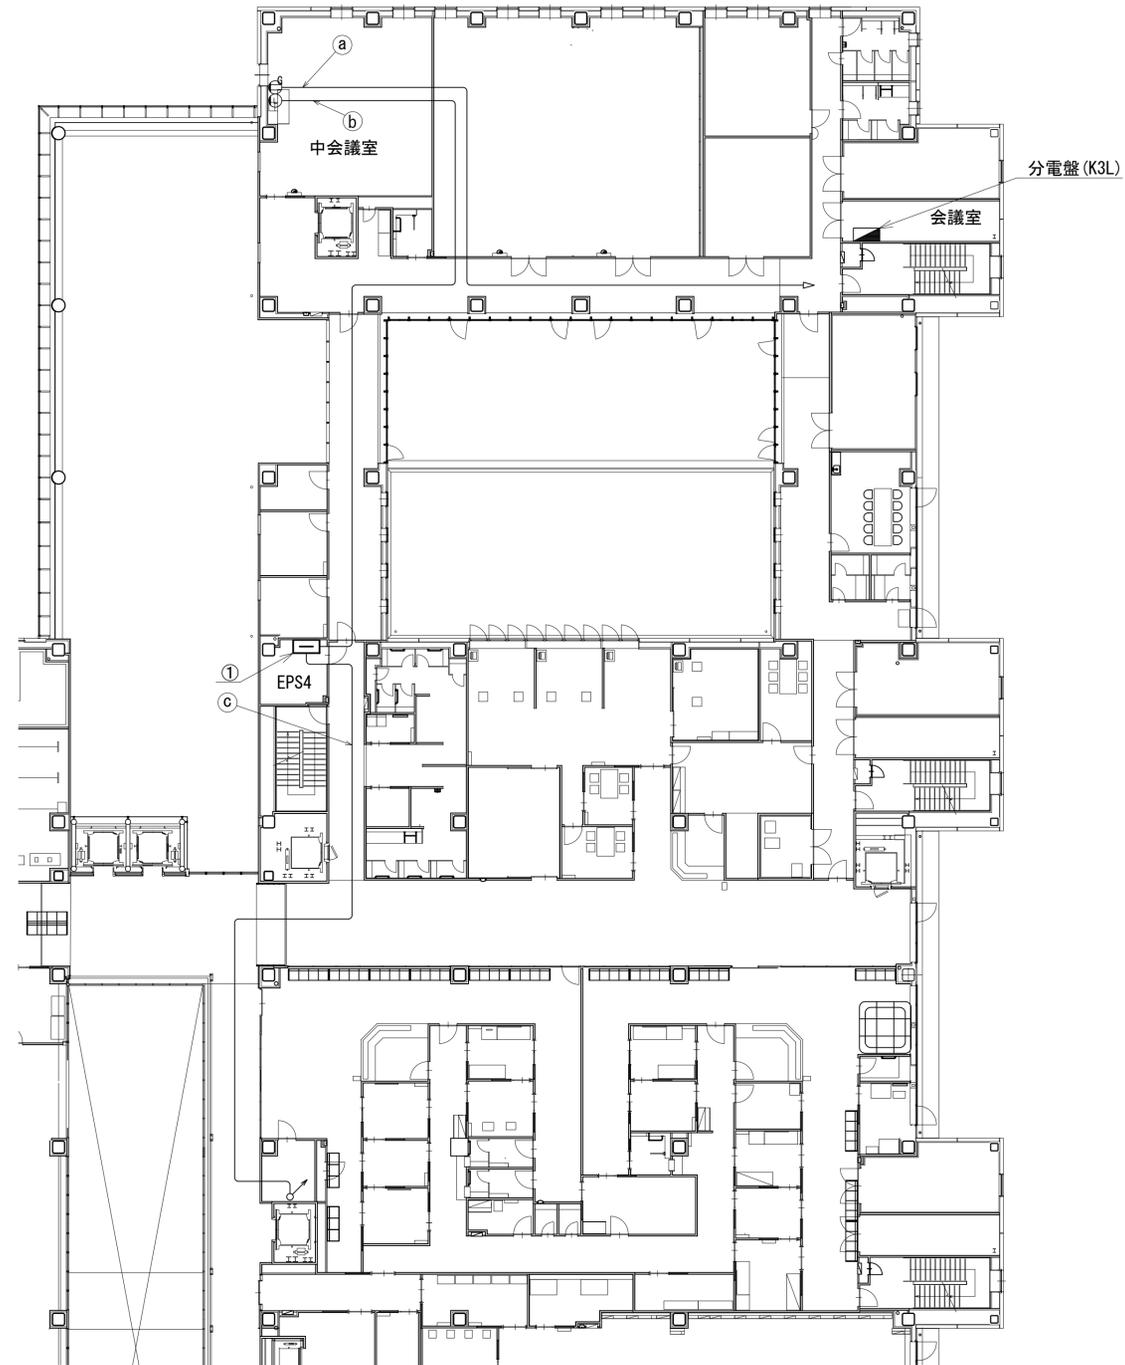

3F平面図(1:200)

凡例	
	新設
	撤去
	新設
	撤去
	既設
	既設


工事名	奈良県防災行政通信ネットワーク 衛星回線等再整備工事		
図面名	奈良総合医療センター 3F 機器配置図(新設)		
作成年月日	令和 6年 8月		
縮尺	1:200	図面番号	03
会社名	株式会社東京建設コンサルタント		
事業者名	奈良県		

奈良総合医療センター 4F 機器配置図 (新設)

番号	名称	備考
①	収容卓	既設
	スピーカ付警告灯	新設
	防災電話 (IP)	新設
	防災情報端末	新設
	PoE HUB (8Port)	新設
	防災プリンタ	新設

番号	名称	備考
②	収容架	既設
	フレッツVPNワイド ONU	新設
	UTM	新設
	UPS	新設
	M/C	新設


名称	作業
a) EM-CE8sq-3C	既設
b) LANケーブル (Cat6)	既設
c) EM-FCPEE-S0. 65-10P	既設
d) LANケーブル	新設
e) EM-ICTO. 5-4P	既設
f) NTT光配線	既設
g) EM-ICTO. 5-10P	既設

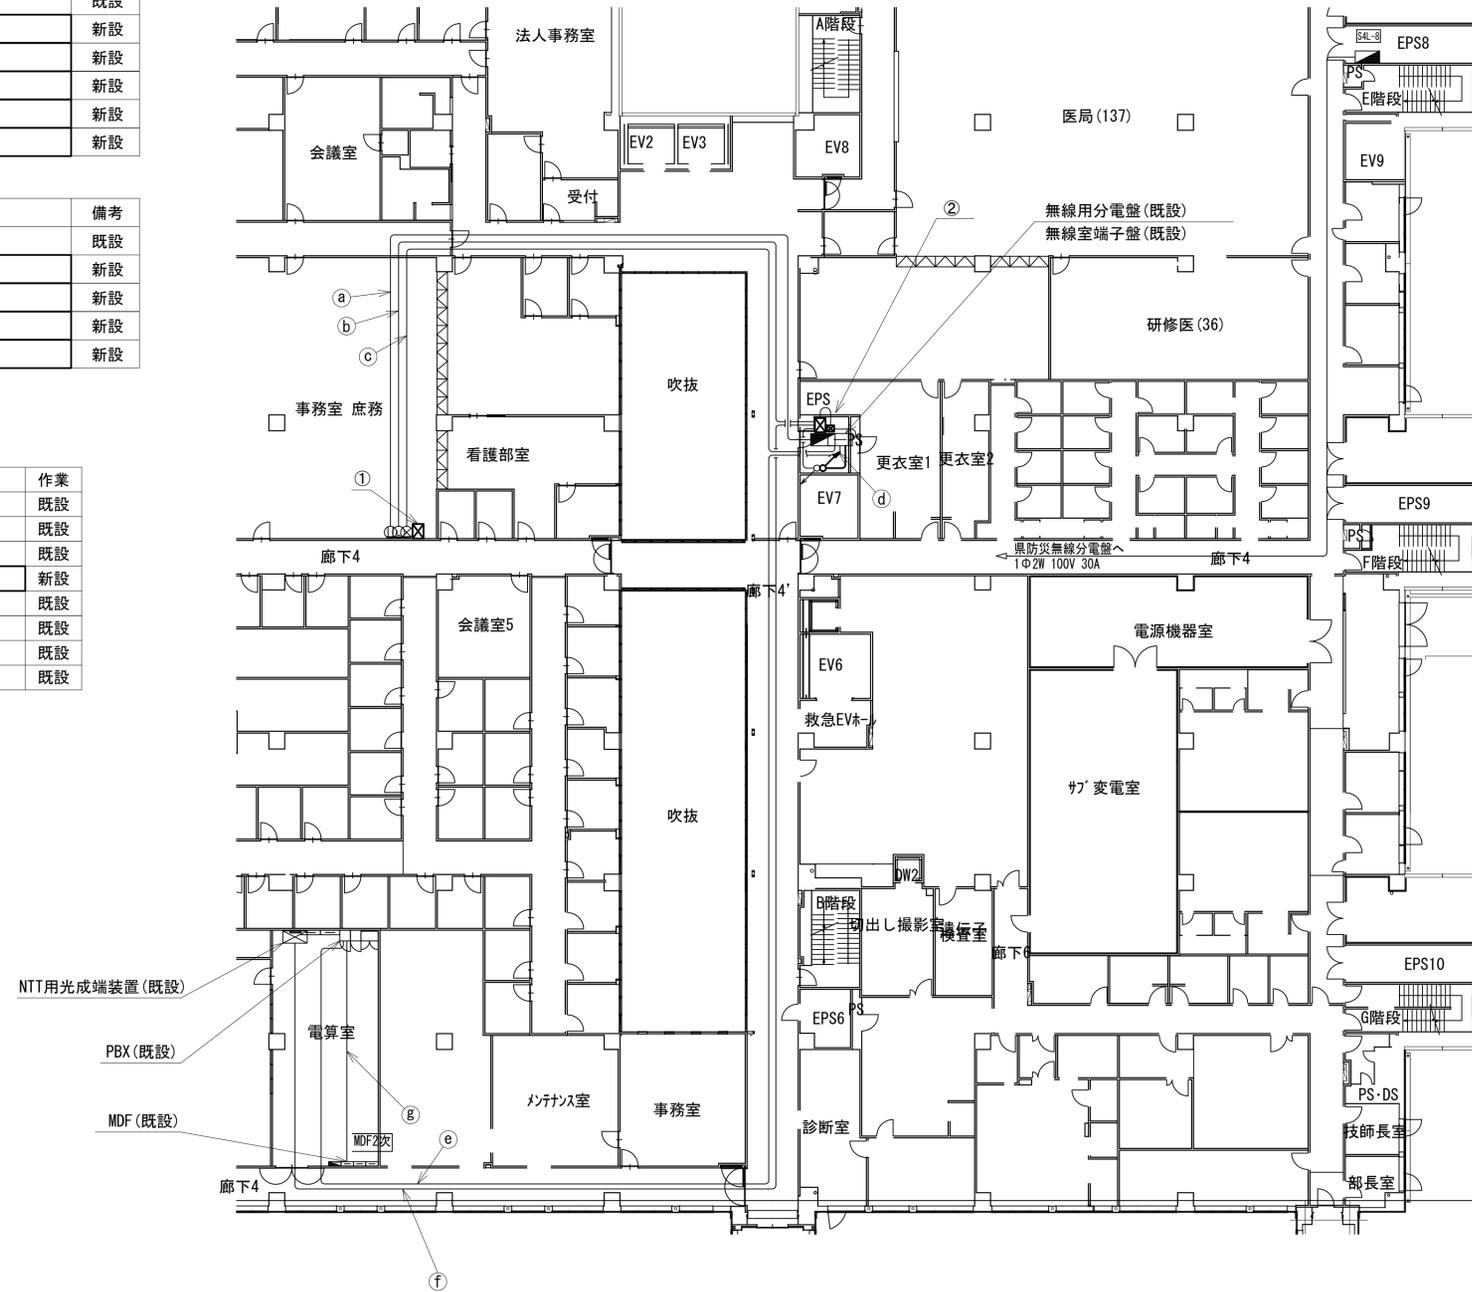

工事名	奈良県防災行政通信ネットワーク 衛星回線等再整備工事		
図面名	奈良総合医療センター 4F 機器配置図 (新設)		
作成年月日	令和 6年 8月		
縮尺	1:200	図面番号	04
会社名	株式会社東京建設コンサルタント		
事業者名	奈良県		

凡例			
	新設		撤去
	既設		撤去
	新設		撤去
	既設		撤去

奈良総合医療センター R・PHRF 機器配置図 (新設)

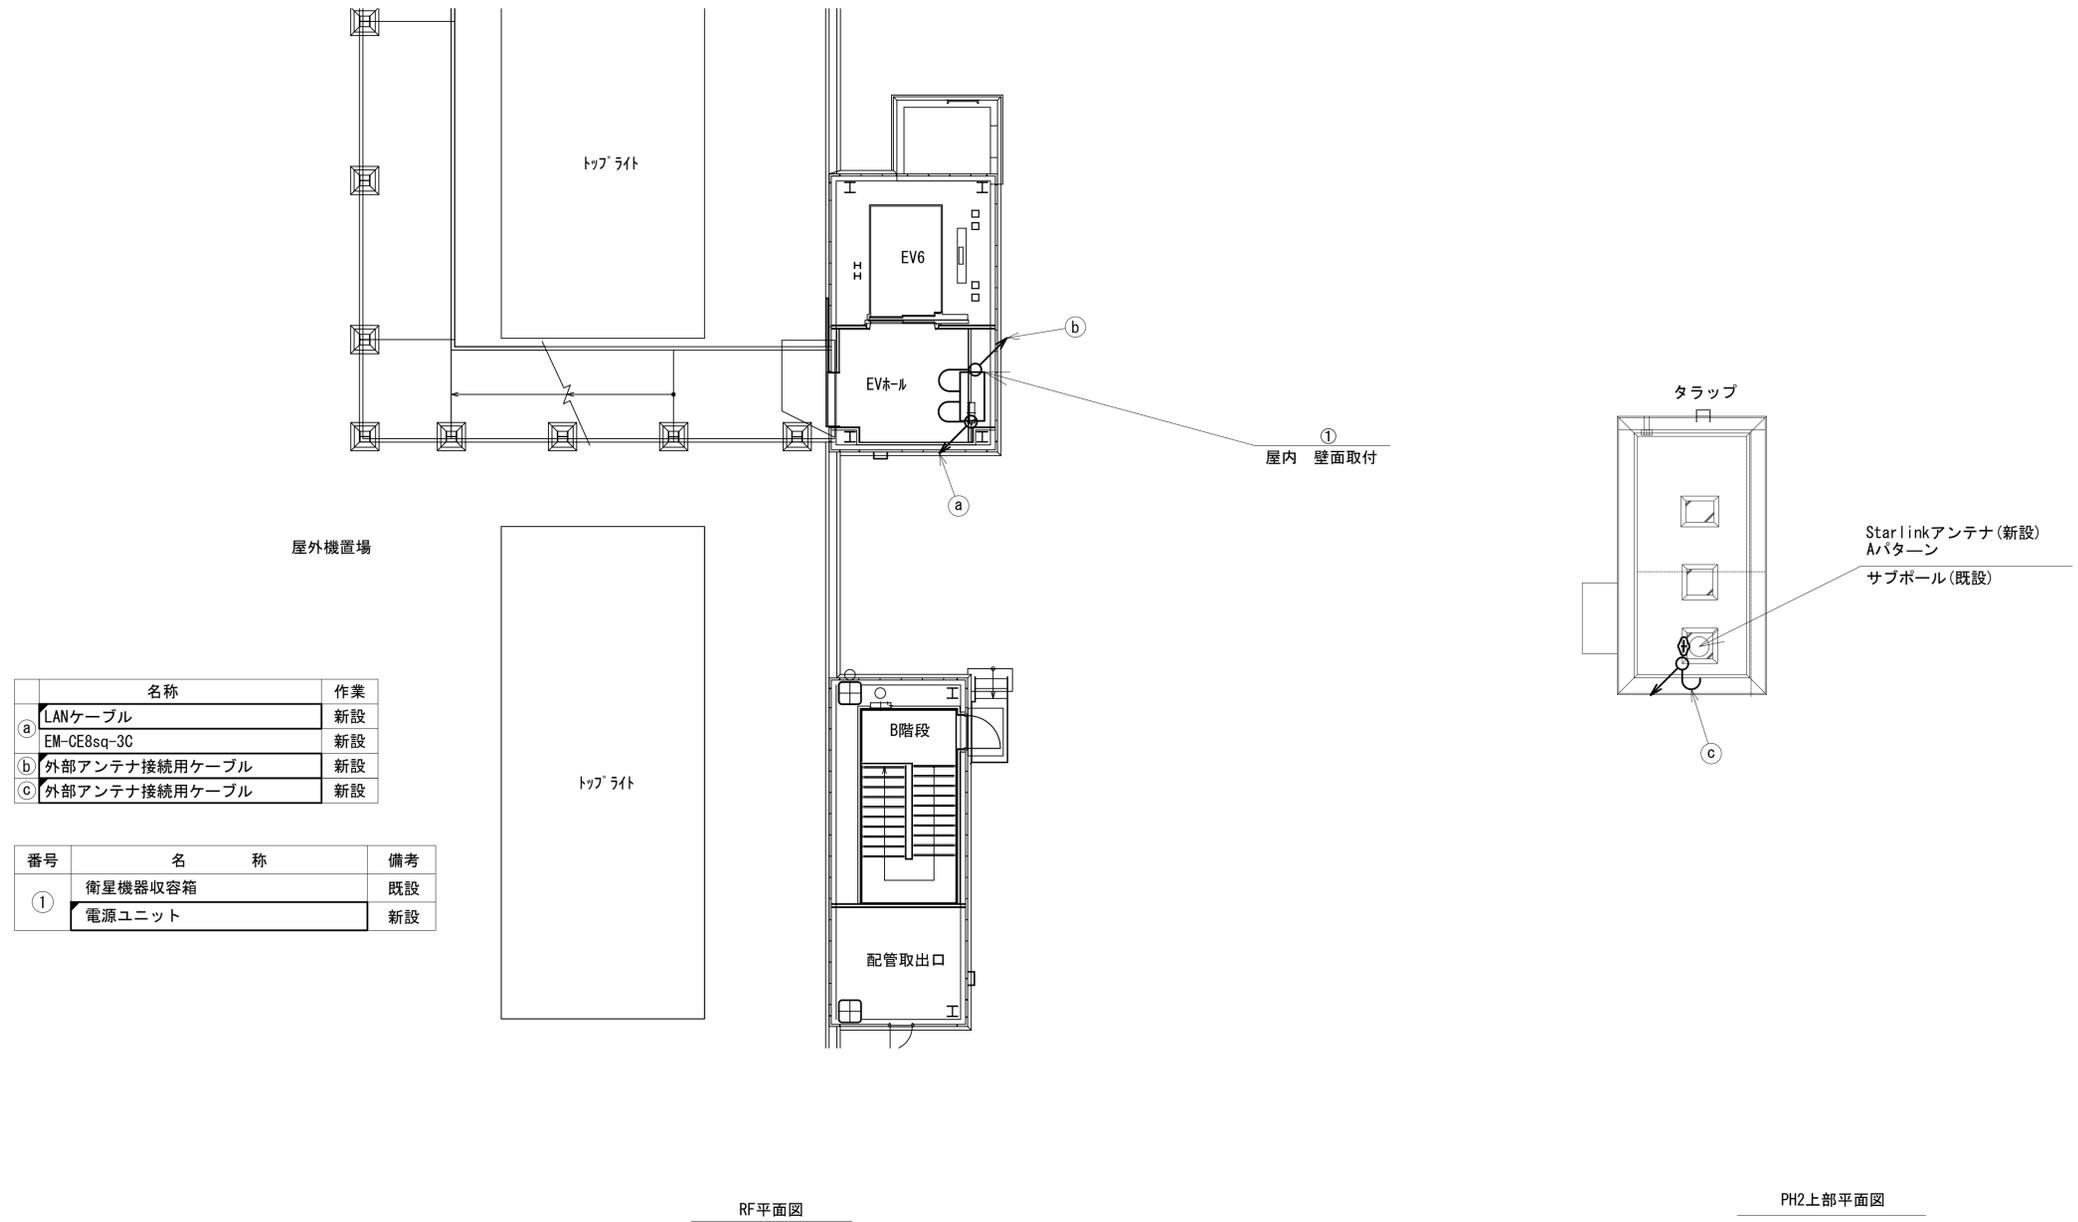


名称	作業
LANケーブル	新設
EM-CE8sq-3C	新設
外部アンテナ接続用ケーブル	新設
外部アンテナ接続用ケーブル	新設

番号	名称	備考
①	衛星機器収容箱	既設
	電源ユニット	新設

凡例	
■	新設
□	既設
—	新設
- - -	撤去
—	既設

工事名	奈良県防災行政通信ネットワーク 衛星回線等再整備工事		
図面名	奈良総合医療センター R・PHRF 機器配置図(新設)		
作成年月日	令和 6年 8月		
縮尺	1:100	図面番号	05
会社名	株式会社東京建設コンサルタント		
事業者名	奈良県		

奈良総合医療センター 配線系統図 (新設)

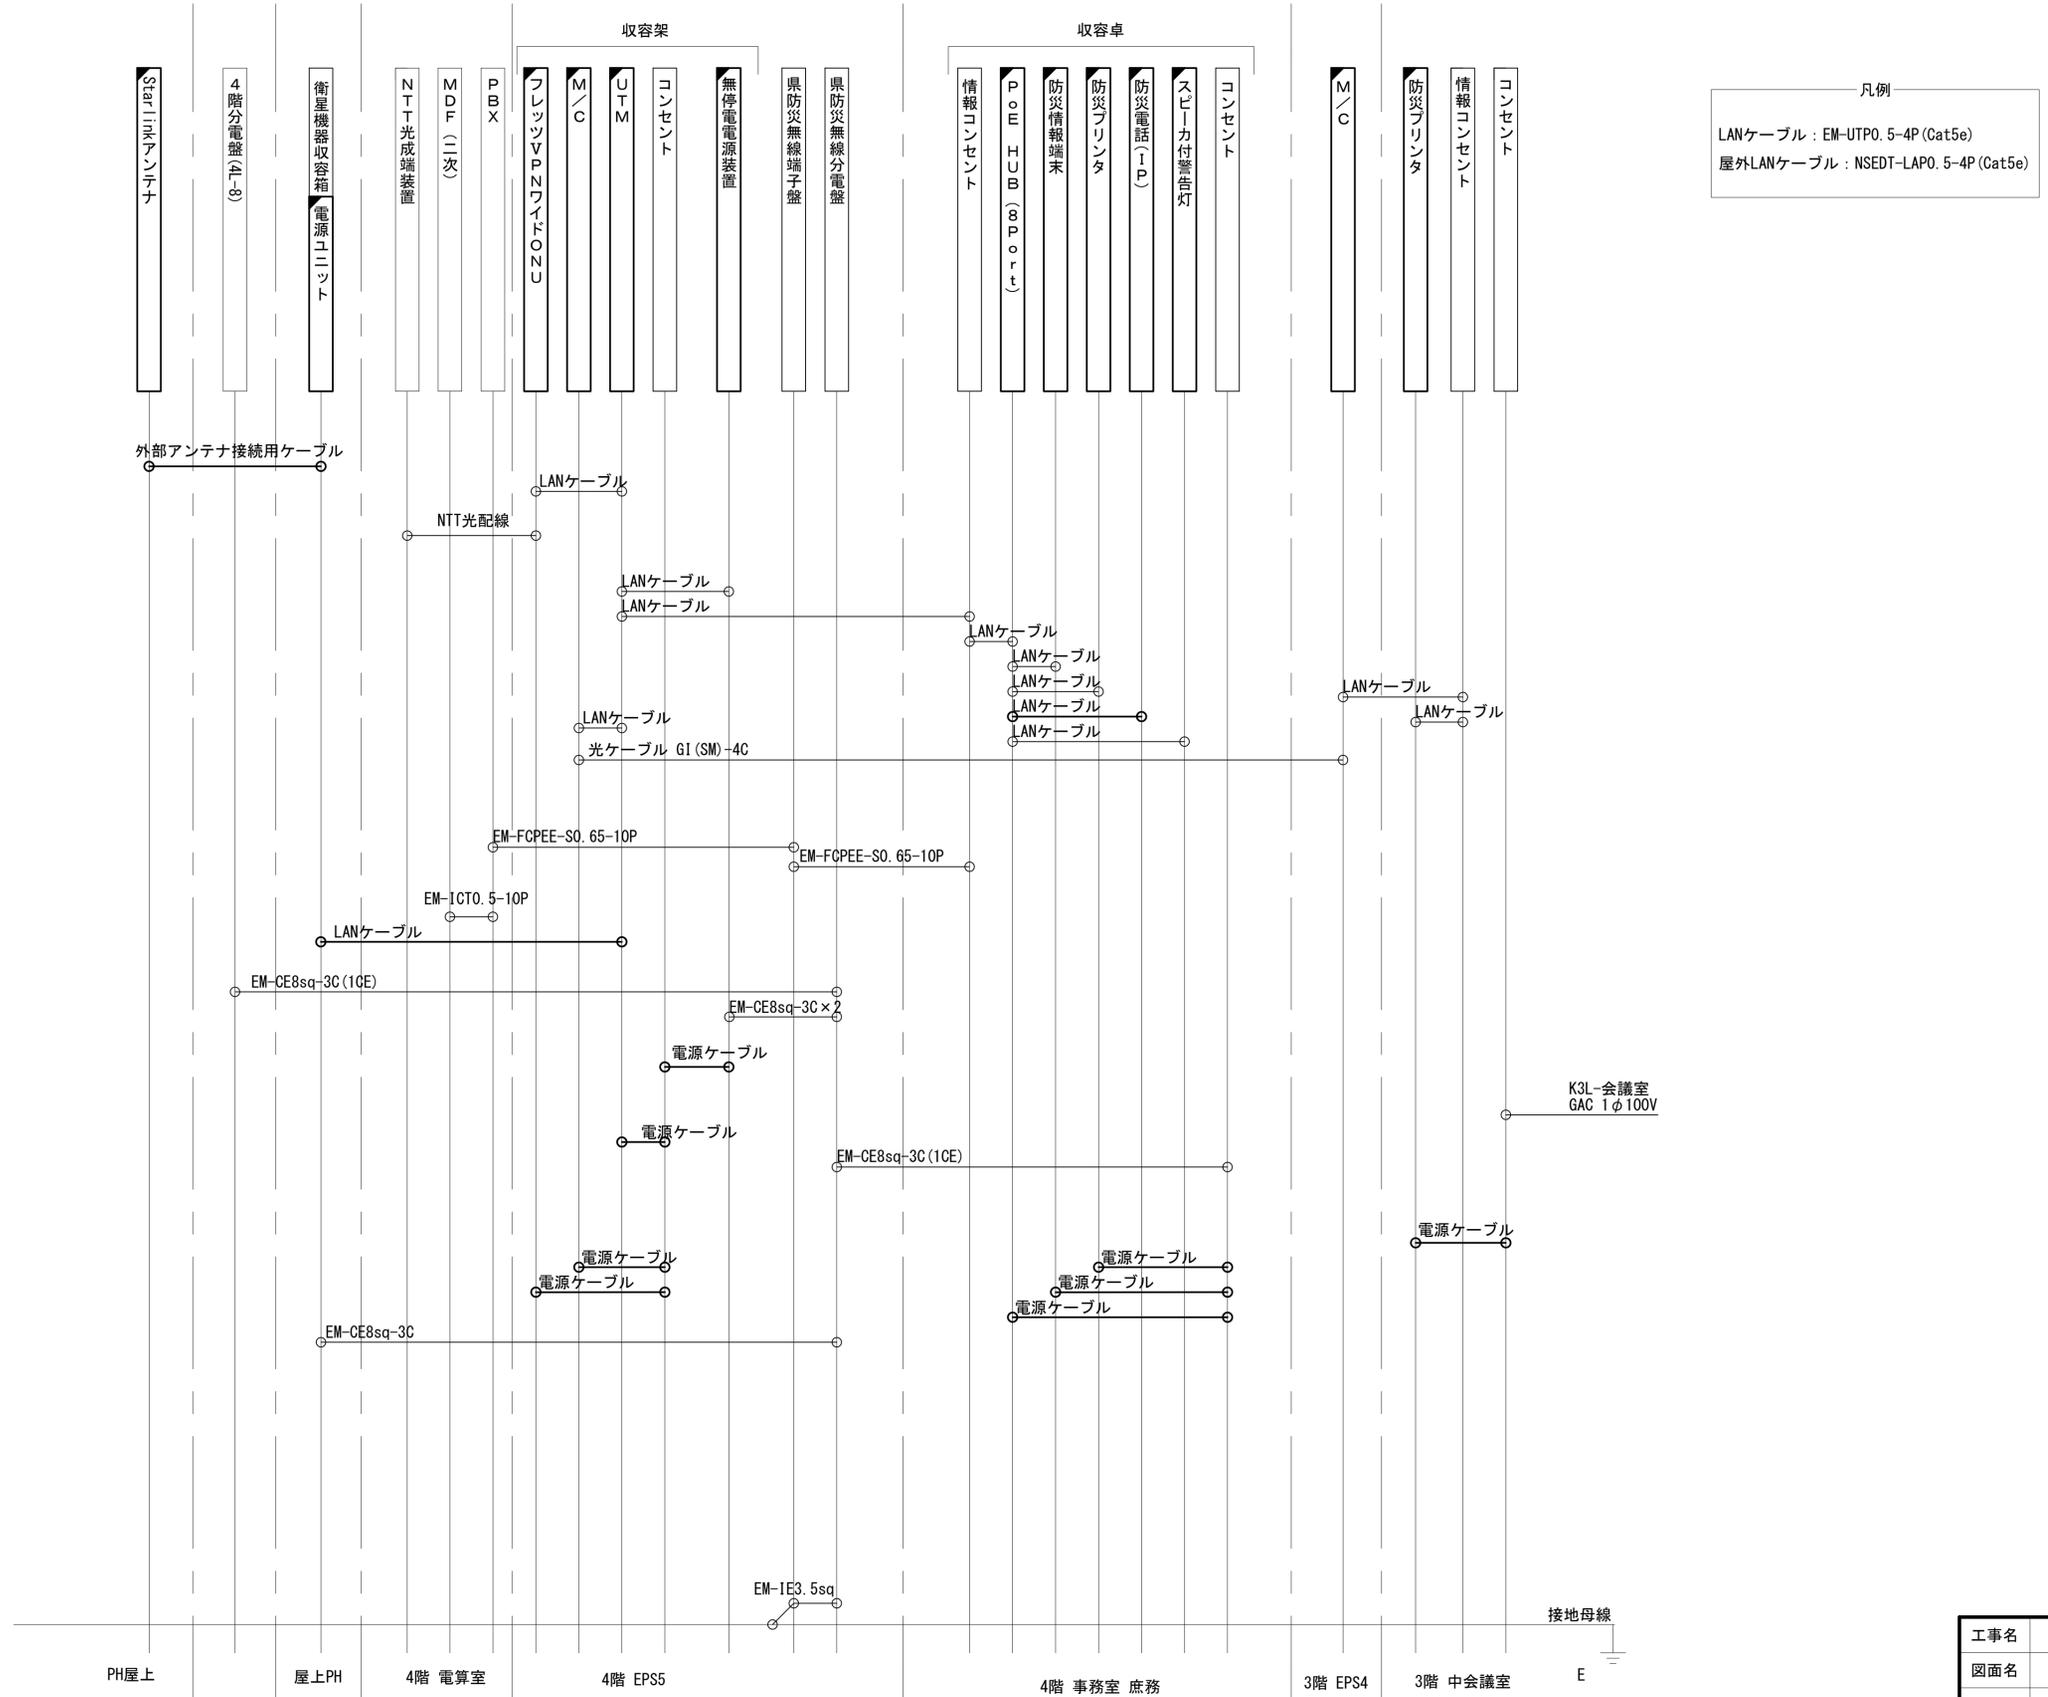


凡例
 LANケーブル：EM-UTPO. 5-4P (Cat5e)
 屋外LANケーブル：NSED-TLAP0. 5-4P (Cat5e)

工事名	奈良県防災行政通信ネットワーク 衛星回線等再整備工事		
図面名	奈良総合医療センター 配線系統図(新設)		
作成年月日	令和 6年 8月		
縮尺	NON	図面番号	06
会社名	株式会社東京建設コンサルタント		
事業者名	奈良県		

凡例
 [] : 新設 [] : 撤去 — : 新設 - - - : 撤去
 □ : 既設 □ : 既設

奈良総合医療センター 電源系統図(参考図)

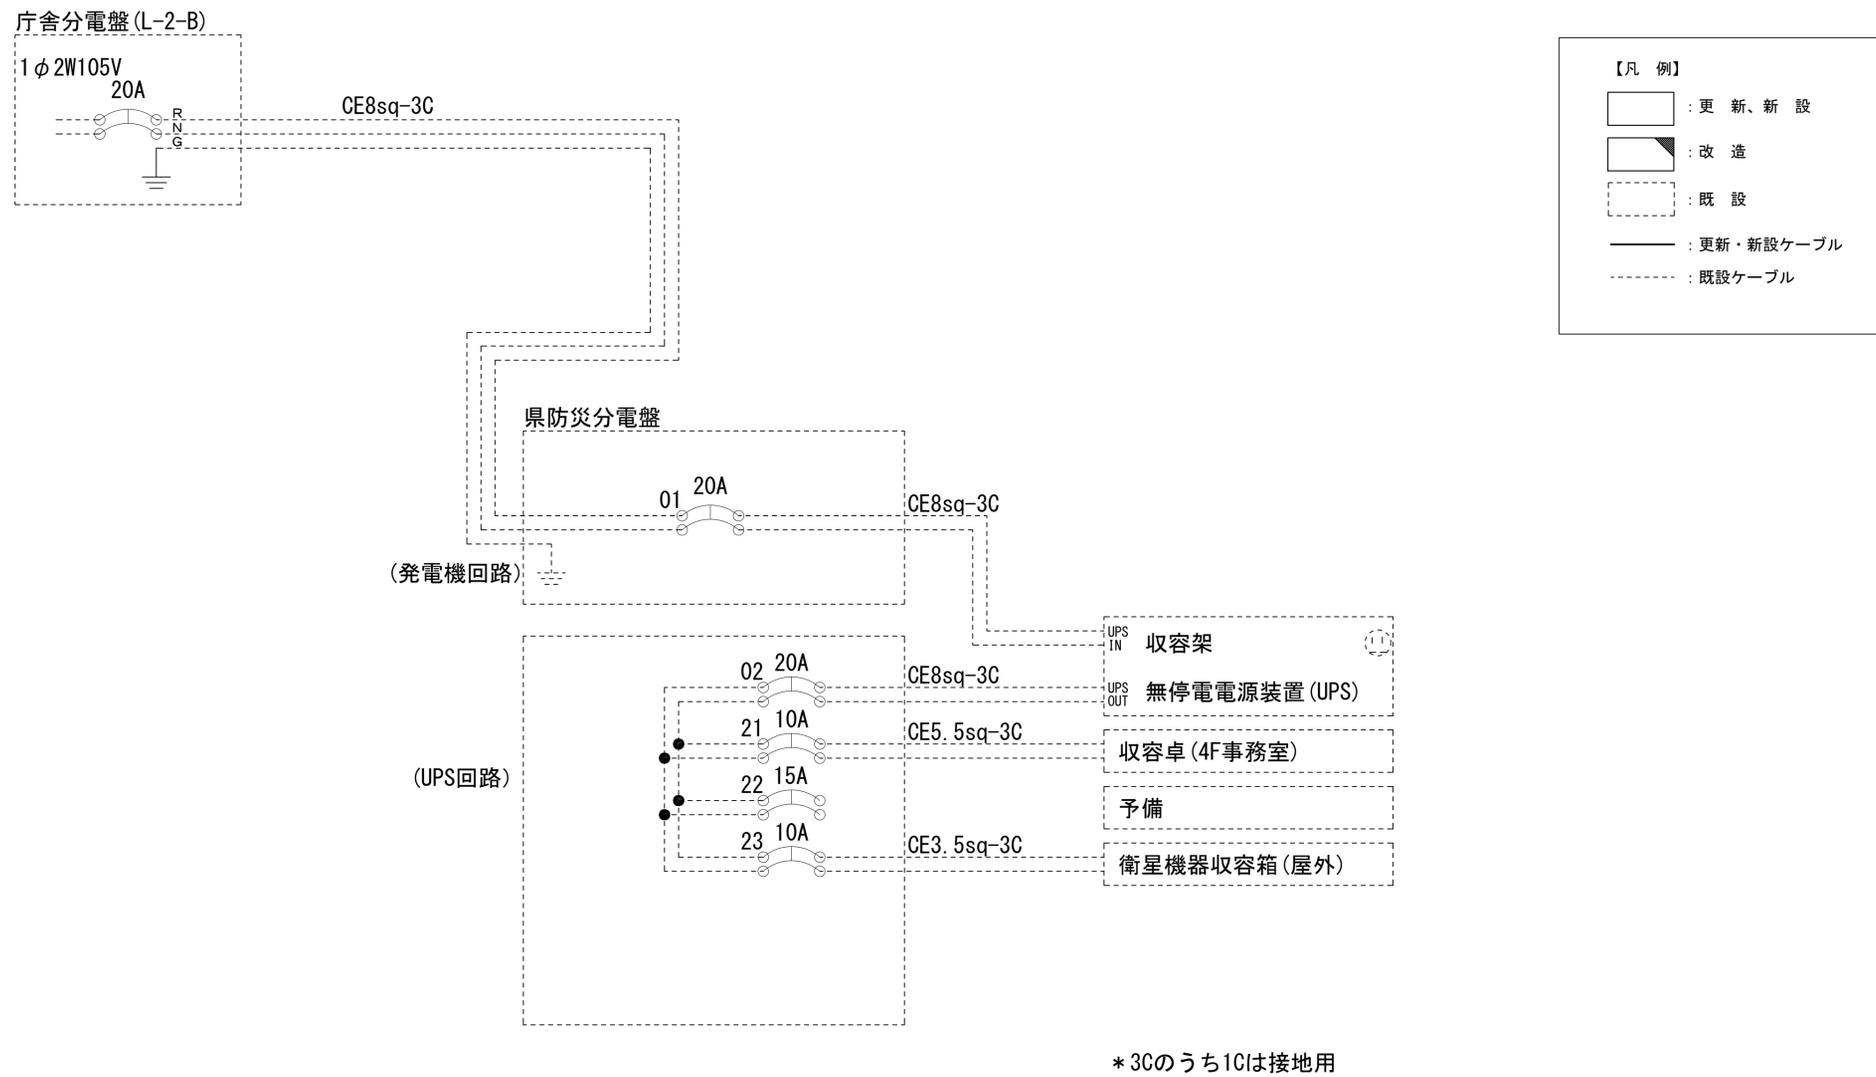


工事名	奈良県防災行政通信ネットワーク 衛星回線等再整備工事		
図面名	奈良総合医療センター 電源系統図(参考図)		
作成年月日	令和 6年 8月		
縮尺	NON	図面番号	07
会社名	株式会社東京建設コンサルタント		
事業者名	奈良県		

奈良総合医療センター 系統図 (撤去)

凡例

- VSAT VSAT
- L2SW (16P) L2-SW (16Port)
- L2SW (8P) L2-SW (8Port)
- M/C L2-SW (16Port) +メディアコンバーター
- M/C L2-SW (8Port) +メディアコンバーター
- VPNルータ VPNルータ
- 被遠方監視制御装置 被遠方監視制御装置
- IP交換機 防災IP交換機
- UPS 無停電電源装置
- PC1 防災情報端末
- PC2 ローカルWEBサーバ 兼 防災情報端末
- PC100 防災情報端末(オプション)
- 複合機 複合機
- M/C メディアコンバーター
- ⑪ 防災電話
- ⑫ 防災電話(衛星)
- ⑬ コンセントBOX
- 衛星IDU 衛星携帯電話 IDU
- 衛星FAX ADP 衛星FAXアダプタ
- 衛星 マルチアダプタ
- FAX FAX
- SPD SPD盤
- 分配機 分配機
- 震度表示処理装置 震度表示処理装置
- PBX PBX
- 端子盤、MDF 端子盤、MDF
- K-OP1 大和路ハイウェイ
- K-OP2 K-OPTICAL
- 電源端子台 電源端子台
- 情報コンセント 情報コンセント
- 警告灯 スピーカ付警告灯
- モニター モニタ
- IRD IRD
- J-ALERT J-ALERT
- 変圧器 変圧器
- USBプリンター USBプリンター
- プリンター プリンター

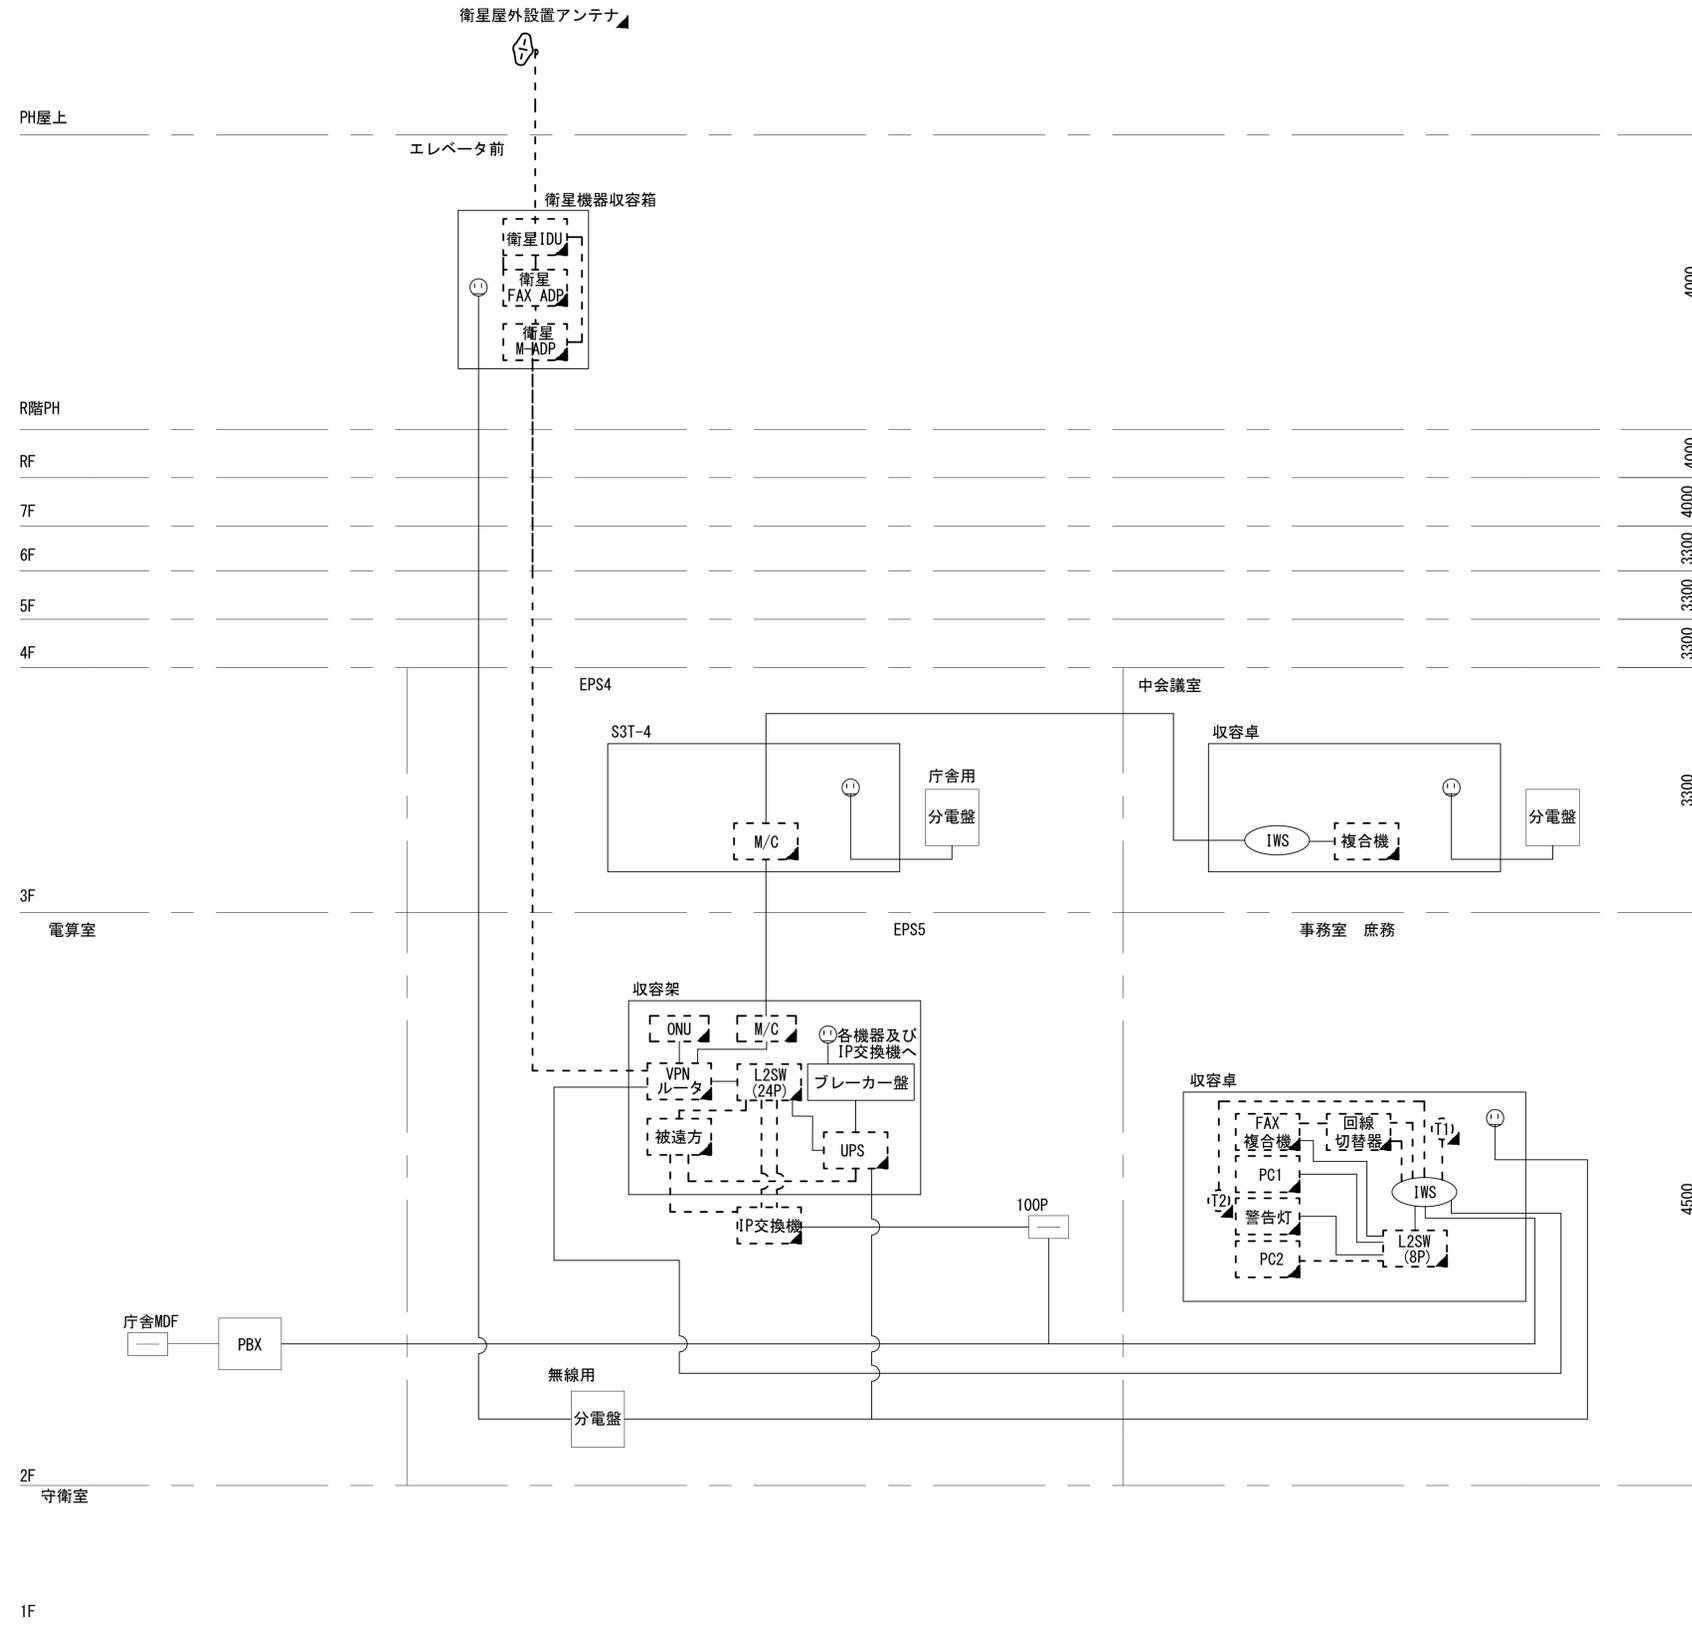


凡例	■: 新設	□: 撤去	—: 新設	- - -: 撤去
	□: 既設	—: 既設		

工事名	奈良県防災行政通信ネットワーク 衛星回線等整備工事		
図面名	奈良総合医療センター 系統図(撤去)		
作成年月日	令和 6年 8月		
縮尺	NON	図面番号	08
会社名	株式会社東京建設コンサルタント		
事業者名	奈良県		

奈良総合医療センター 3F 機器配置図 (撤去)

名称	作業
① 電力ケーブル (GAC 1φ100)	既設
② LANケーブル (Cat6)	既設
③ 光ケーブル GI (SM)-4C	既設

番号	名 称	備考
①	収容箱 (S3T-4)	既設
	光成端箱	既設
	M/C	撤去

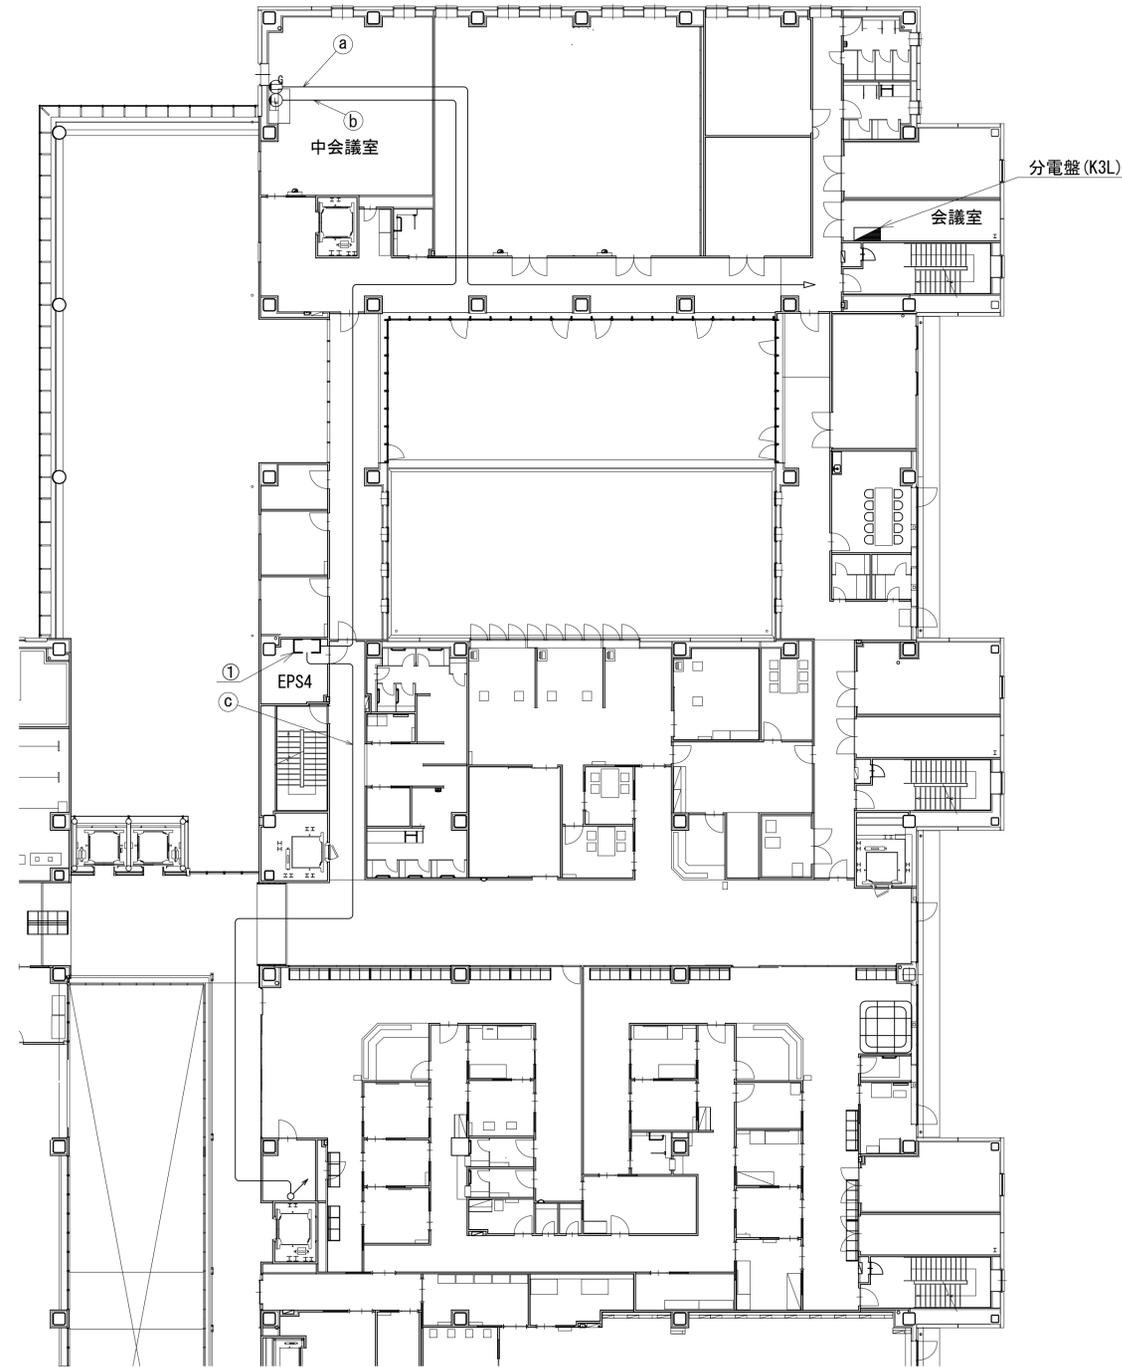


3F平面図 (1:200)

凡 例	
	新設
	撤去
	新設
	撤去
	既設
	既設

工事名	奈良県防災行政通信ネットワーク 衛星回線等再整備工事		
図面名	奈良総合医療センター 7F 機器配置図 (撤去)		
作成年月日	令和 6年 8月		
縮尺	1:200	図面番号	09
会社名	株式会社東京建設コンサルタント		
事業者名	奈良県		

奈良総合医療センター R・PHRF 機器配置図 (撤去)

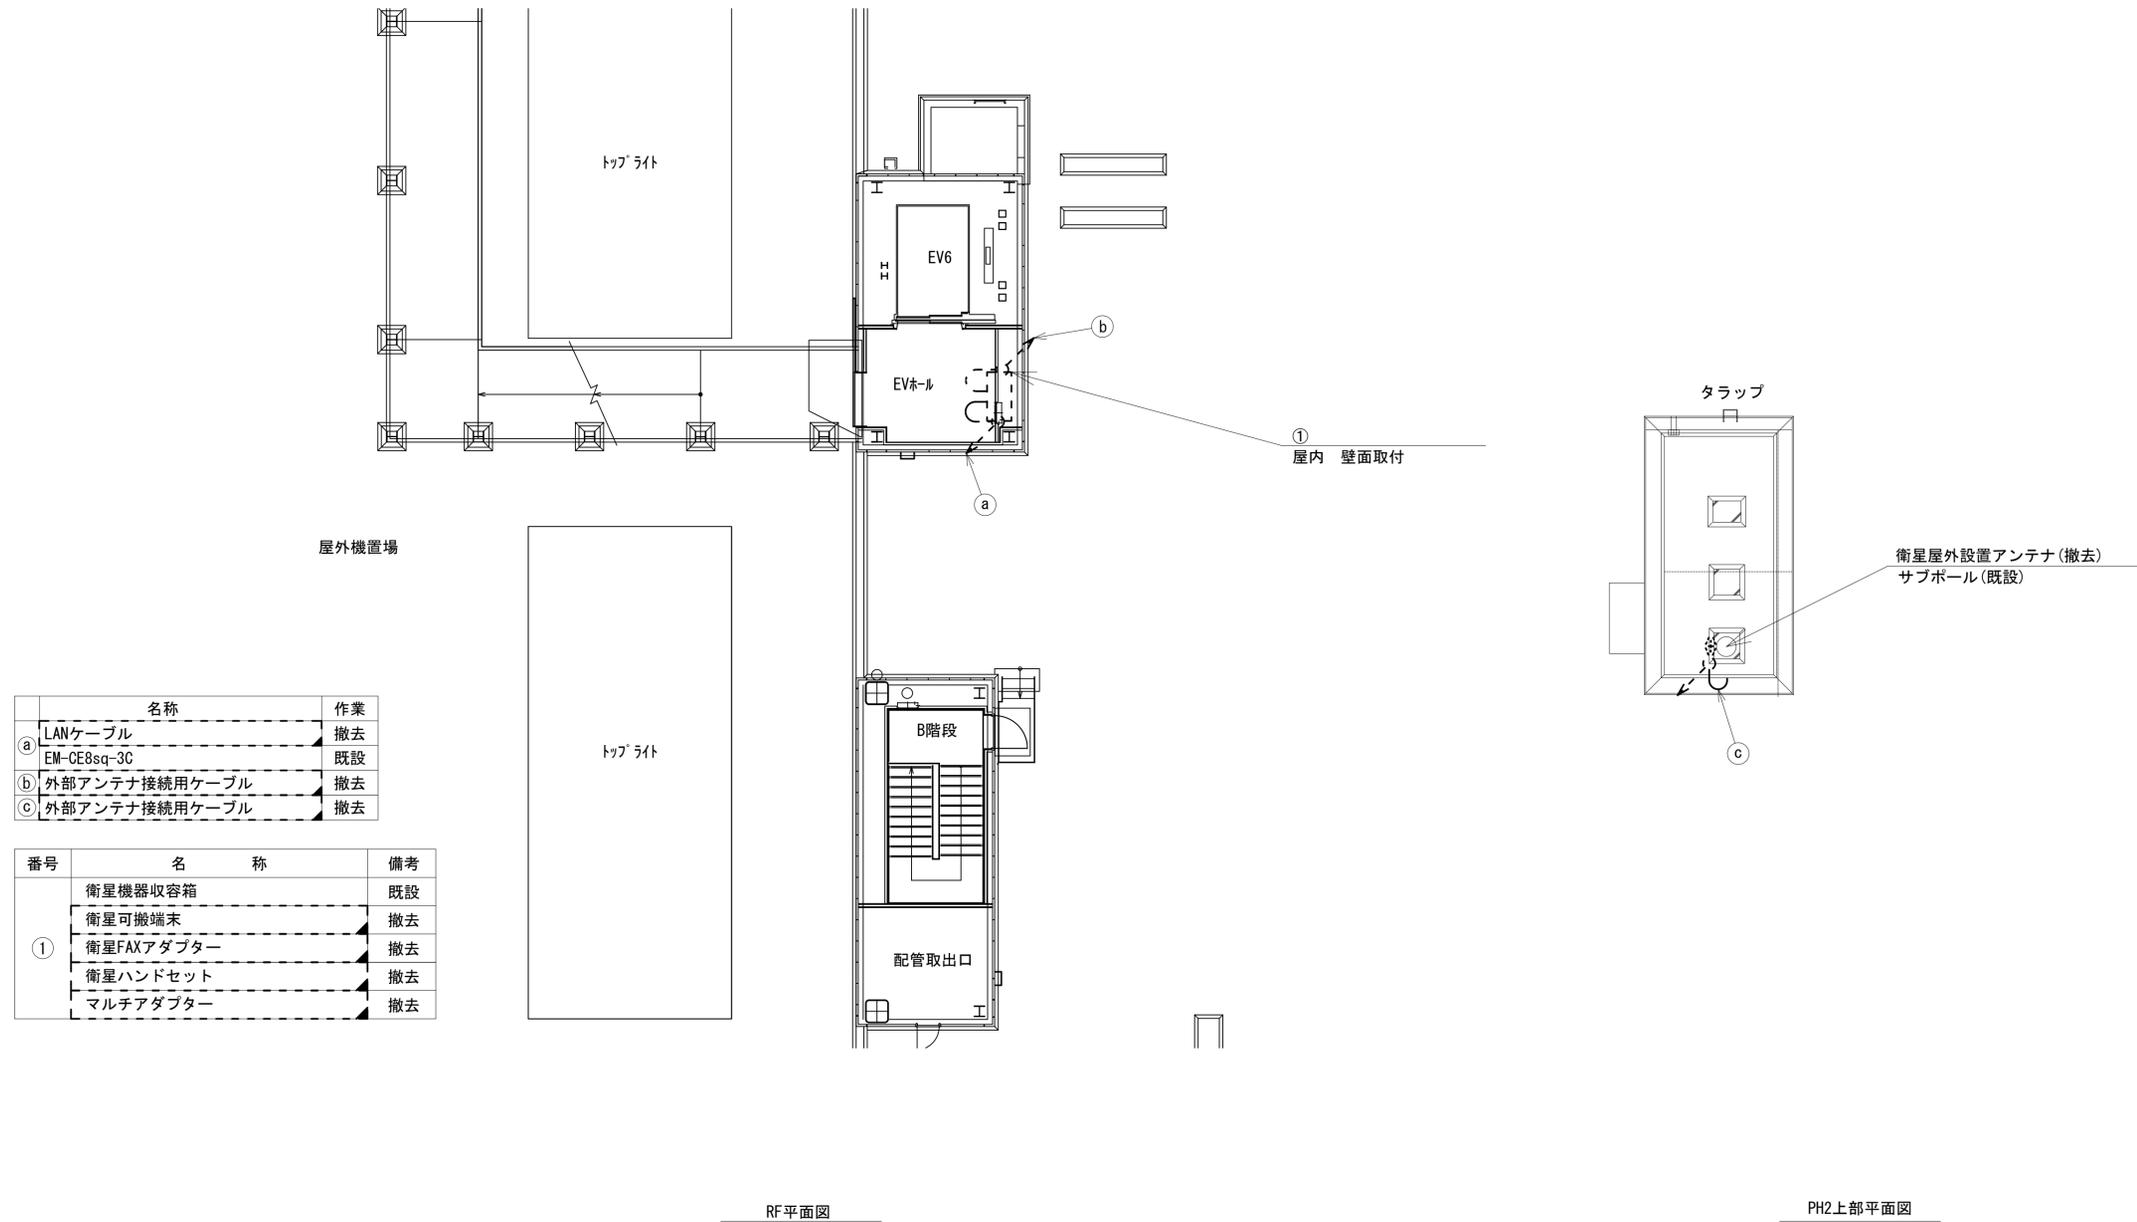


RF平面図

PH2上部平面図

凡例	
	新設
	撤去
	既設
	撤去

工事名	奈良県防災行政通信ネットワーク 衛星回線等再整備工事		
図面名	奈良総合医療センター R・PHRF 機器配置図(撤去)		
作成年月日	令和 6年 8月		
縮尺	1:100	図面番号	11
会社名	株式会社東京建設コンサルタント		
事業者名	奈良県		

奈良総合医療センター 配線系統図 (撤去)

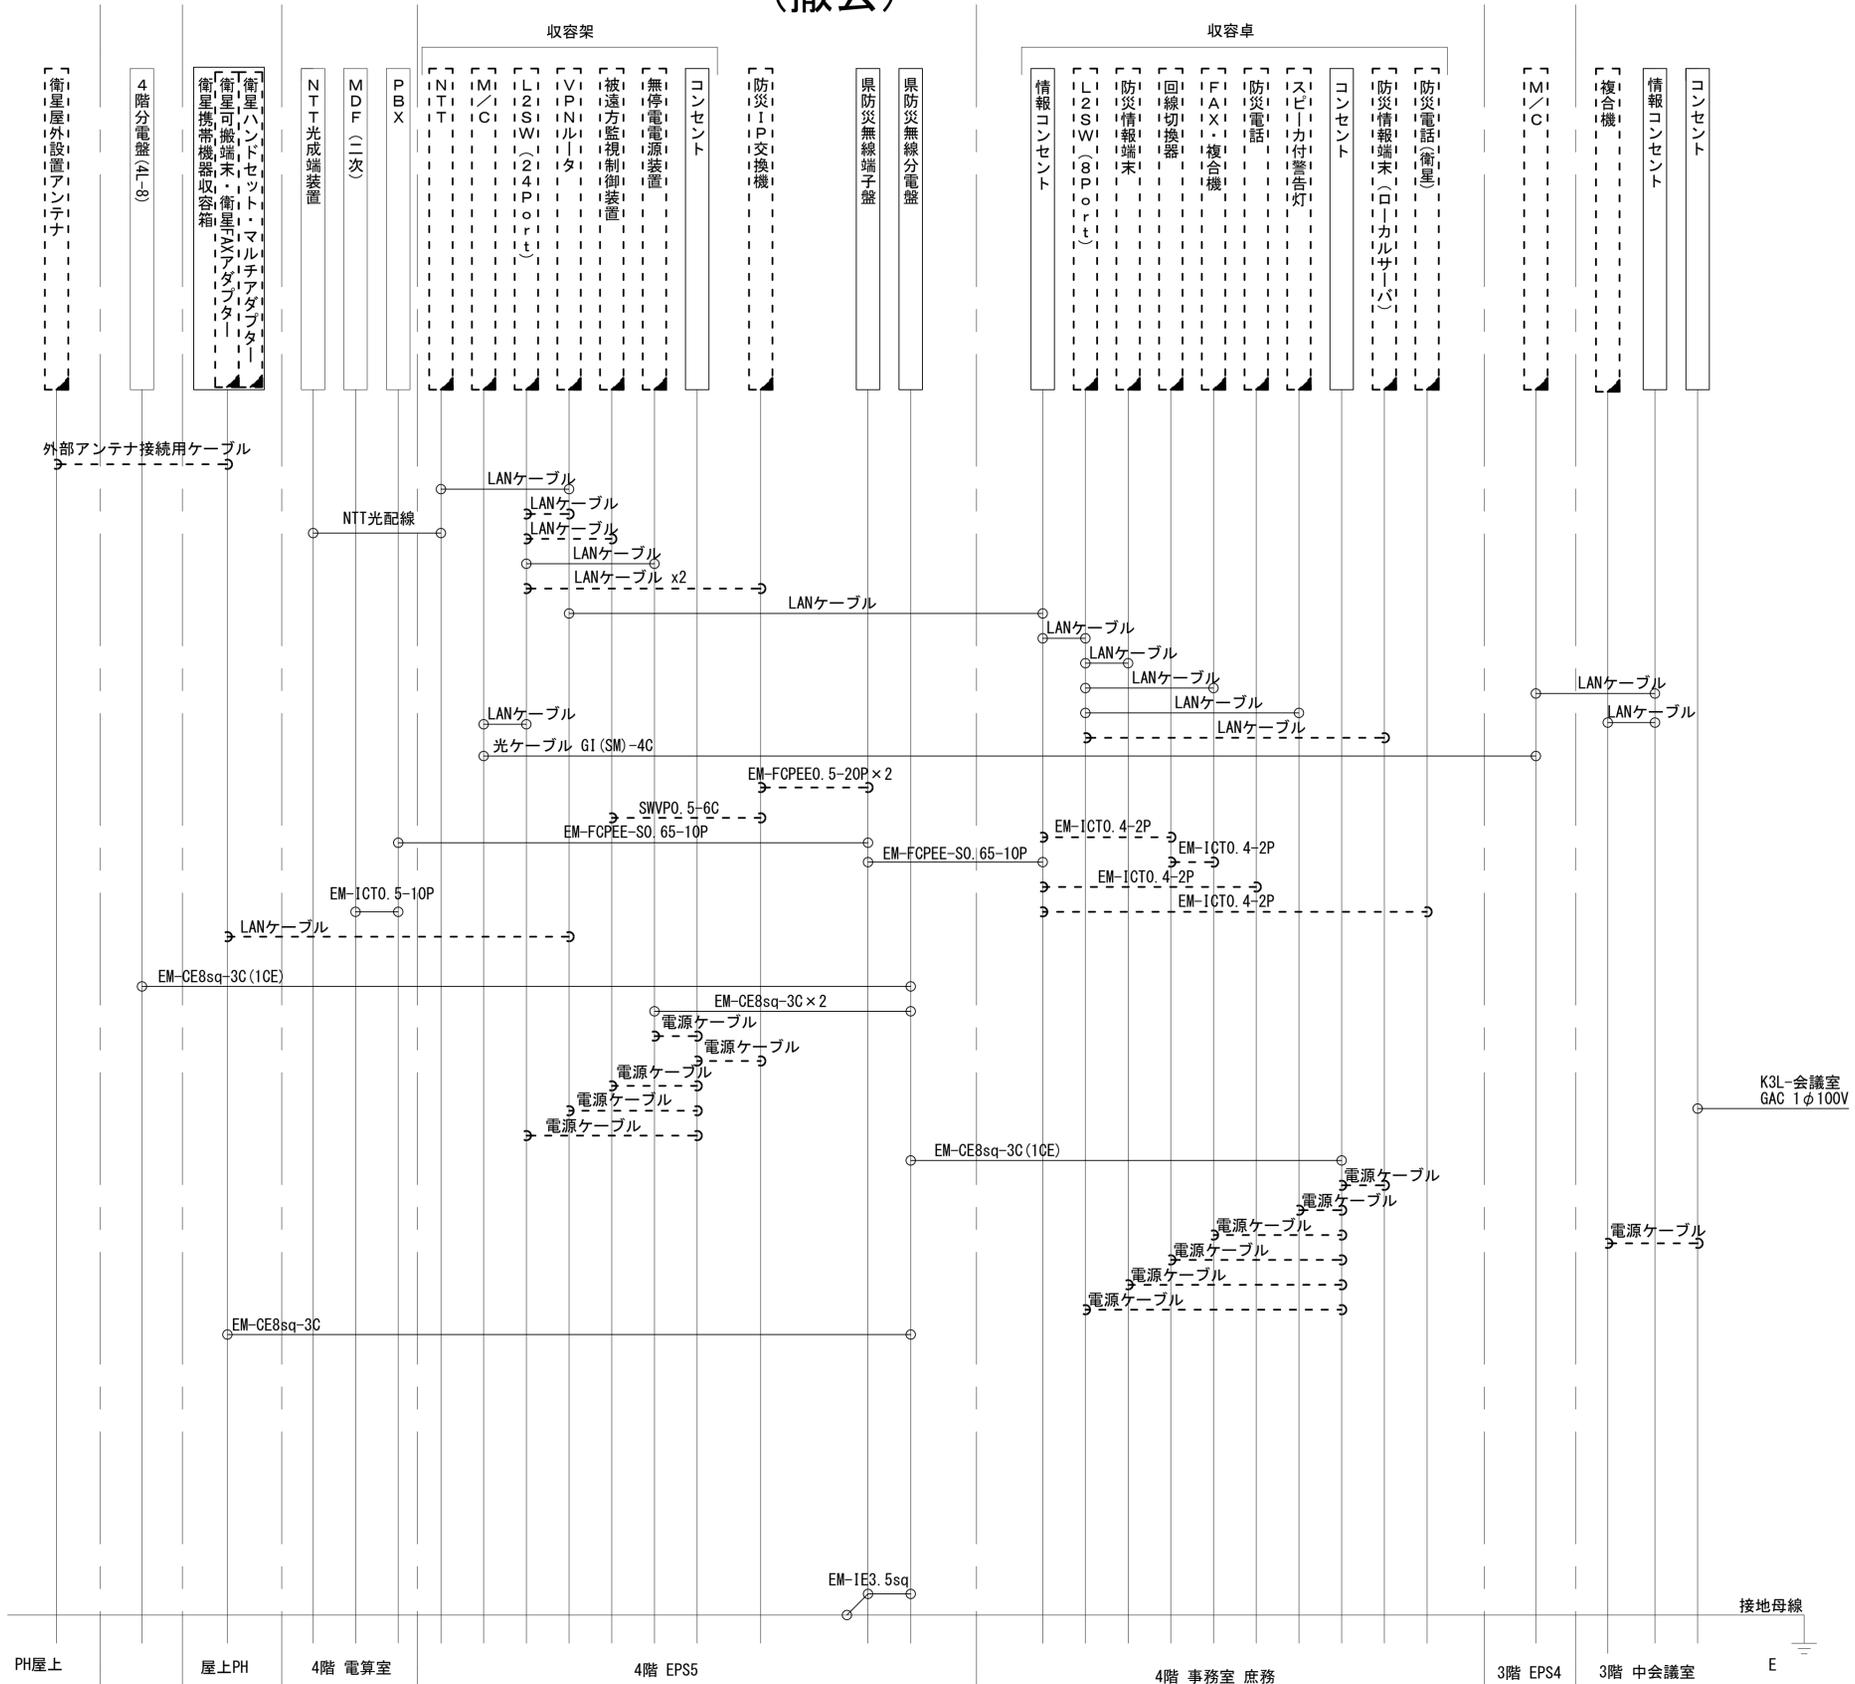

凡例	
	新設
	撤去
	新設
	撤去
	既設
	既設

工事名	奈良県防災行政通信ネットワーク 衛星回線等再整備工事		
図面名	奈良総合医療センター 配線系統図(撤去)		
作成年月日	令和 6年 8月		
縮尺	NON	図面番号	12
会社名	株式会社東京建設コンサルタント		
事業者名	奈良県		