


# 目次

## 济生会中和病院

図番	図面名称
01	济生会中和病院 位置図
02	济生会中和病院 系統図(新設)
03	济生会中和病院 敷地平面図(新設)
04	济生会中和病院 1F機器配置図(新設)
05	济生会中和病院 2F機器配置図(新設)
06	济生会中和病院 3F機器配置図(新設)
07	济生会中和病院 4F機器配置図(新設)
08	济生会中和病院 5F機器配置図(新設)
09	济生会中和病院 6F機器配置図(新設)
10	济生会中和病院 7F, RF, PHR機器配置図(新設)
11	济生会中和病院 配線系統図(新設)

# 济生会中和病院 位置図

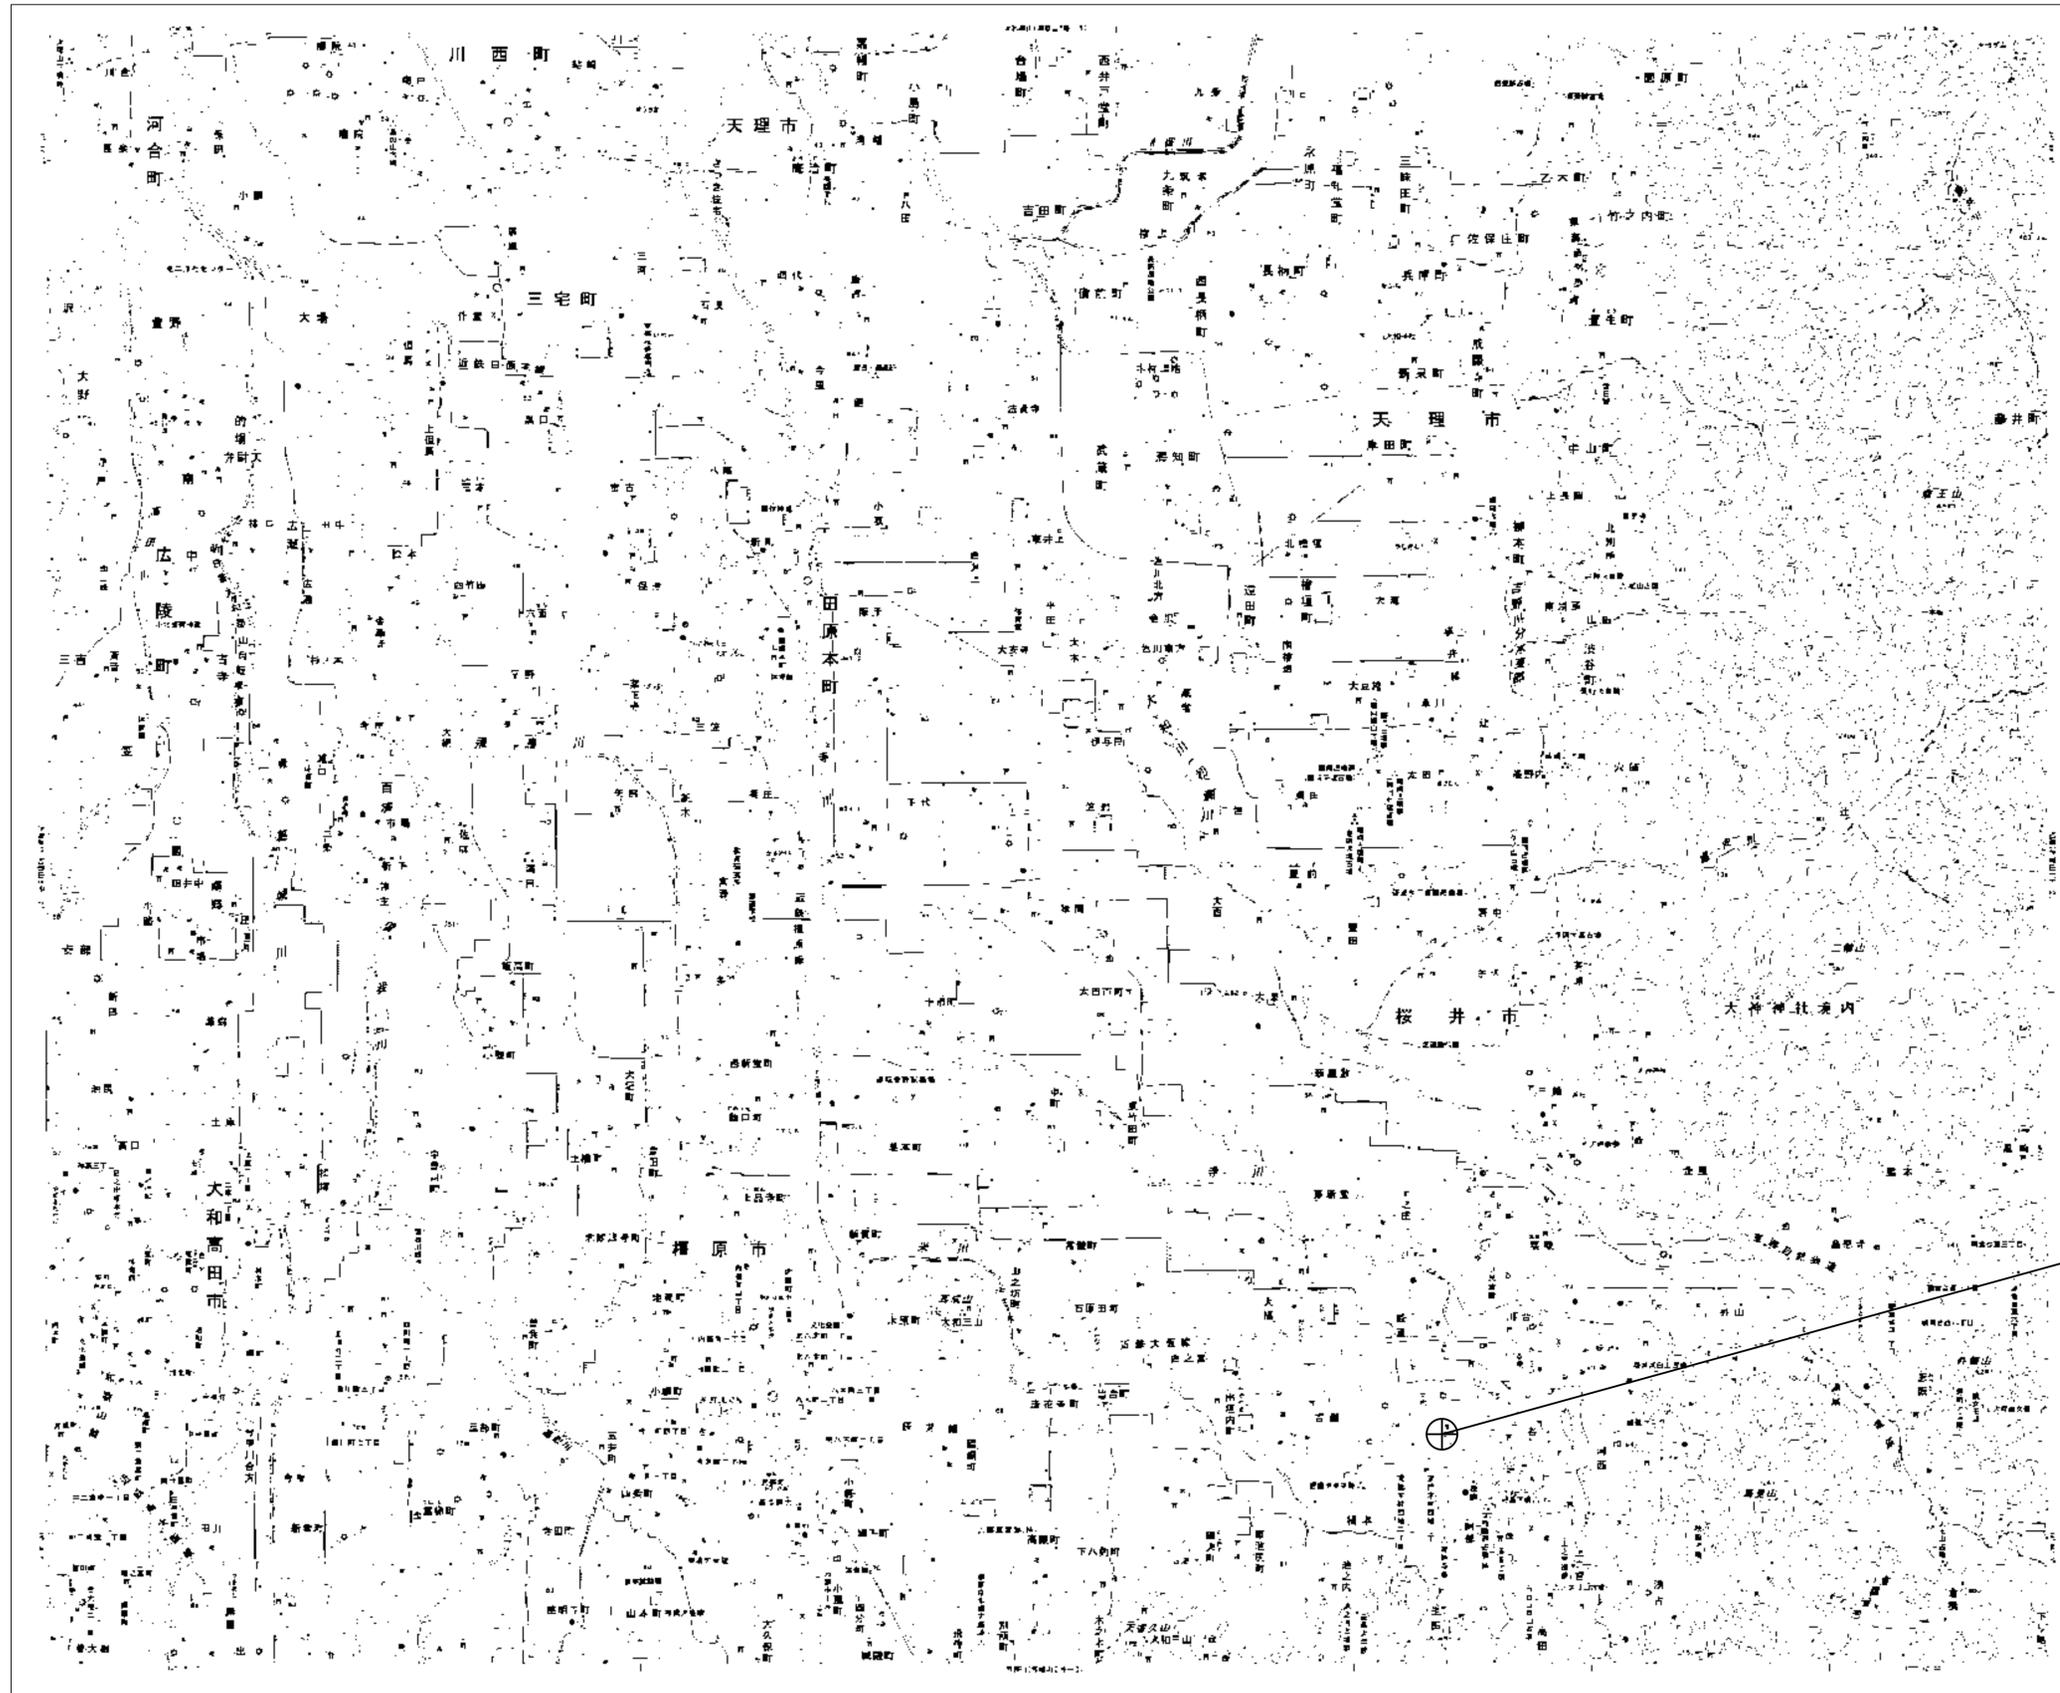


济生会中和病院

工事名	奈良県防災行政通信ネットワーク 衛星回線等再整備工事		
図面名	济生会中和病院 位置図		
作成年月日	令和 6年 8月		
縮尺	NON	図面番号	01
会社名	株式会社東京建設コンサルタント		
事業者名	奈良県		

# 濟生会中和病院 系統図 (新設)


### 凡例

- VSAT VSAT
- L2SW (24Port) L2-SW (24Port)
- L2SW (8Port) L2-SW (8Port)
- L2SW (16Port) L2-SW (16Port)
- L2SW (8Port) L2-SW (8Port)
- VPNルータ
- 被遠方監視制御装置
- 防災IP交換機
- UPS 無停電電源装置
- PC 防災情報端末
- PC2 ローカルWEBサーバ兼 防災情報端末
- PC100 防災情報端末(オプション)
- 複合機
- M/C メディアコンバーター
- T1 防災電話(IP)
- T2 防災電話
- コンセントBOX
- 衛星携帯電話 IDU
- 衛星FAXアダプタ
- マルチアダプタ
- FAX
- SPD SPD盤
- 分配機
- 震度表示処理装置
- PBX
- 端子盤、MDF
- H/W 大和路ハイウェイ
- K-OPT K-OPTICAL
- 電源端子台
- 情報コンセント
- 警告灯 スピーカ付警告灯
- モニター
- IRD
- J-ALERT
- 変圧器
- USBPrint USBプリントサーバー
- Print

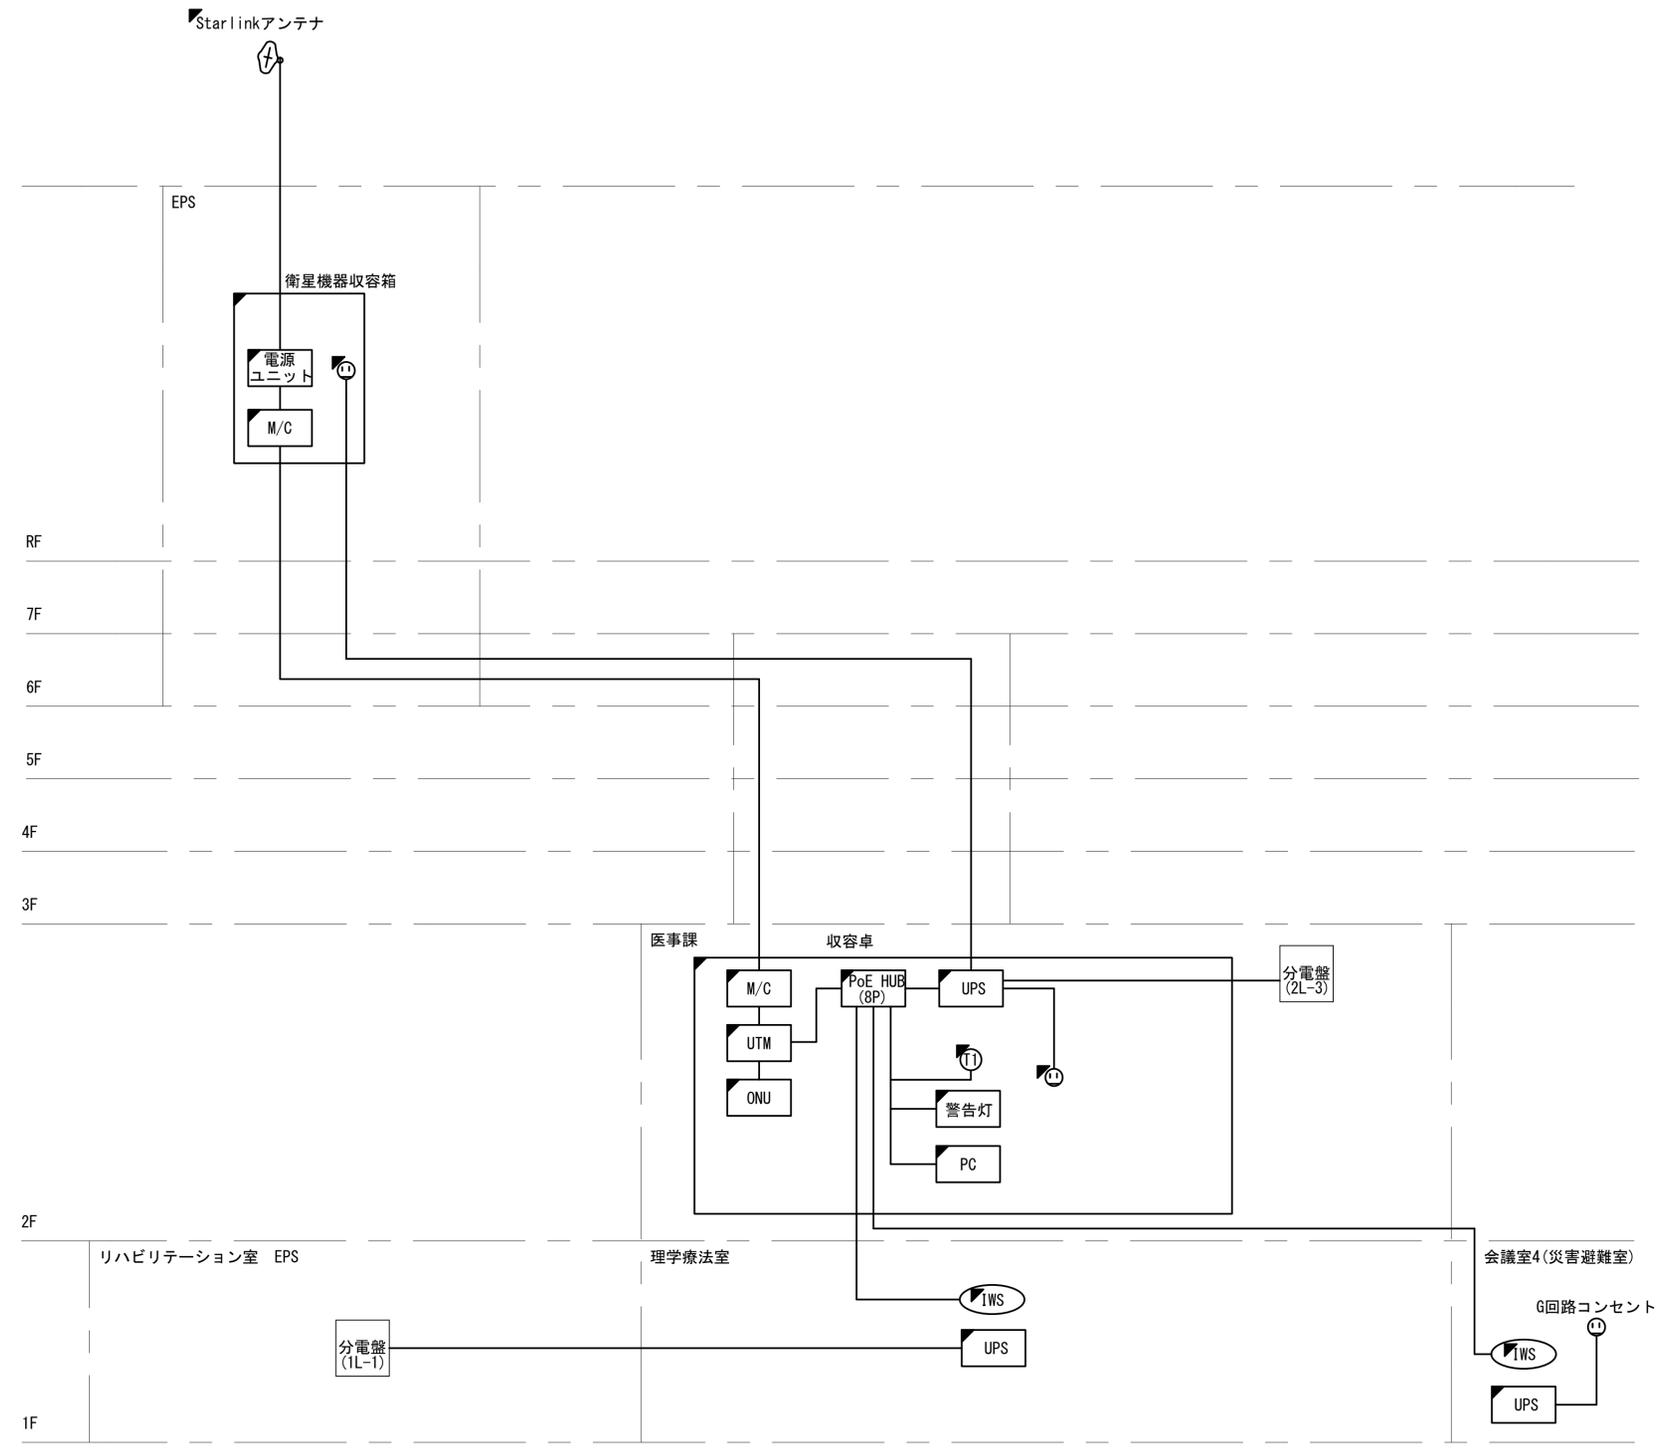

工事名	奈良県防災行政通信ネットワーク 衛星回線等再整備工事		
図面名	濟生会中和病院 系統図(新設)		
作成年月日	令和 6年 8月		
縮尺	NON	図面番号	02
会社名	株式会社東京建設コンサルタント		
事業者名	奈良県		

# 濟生会中和病院 敷地平面図 (新設)

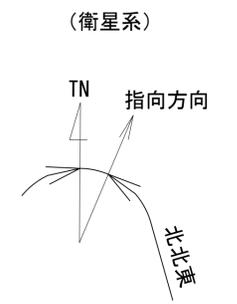

仰俯角140°  
 ※Starlinkの方位角及び仰俯角は現地にて要調整。


凡 例

	新設		撤去		新設		撤去
	既設		既設				


工事名	奈良県防災行政通信ネットワーク 衛星回線等再整備工事		
図面名	濟生会中和病院 敷地平面図(新設)		
作成年月日	令和 6年 8月		
縮尺	NON	図面番号	03
会社名	株式会社東京建設コンサルタント		
事業者名	奈良県		

# 済生会中和病院 1F 機器配置図 (新設)

	名称	作業	施工方法
a	CE5.5sq-3C	新設	天井こがし
b	LANケーブル	新設	天井こがし
c	LANケーブル	新設	天井こがし
d	LANケーブル×2	新設	ケーブルラック

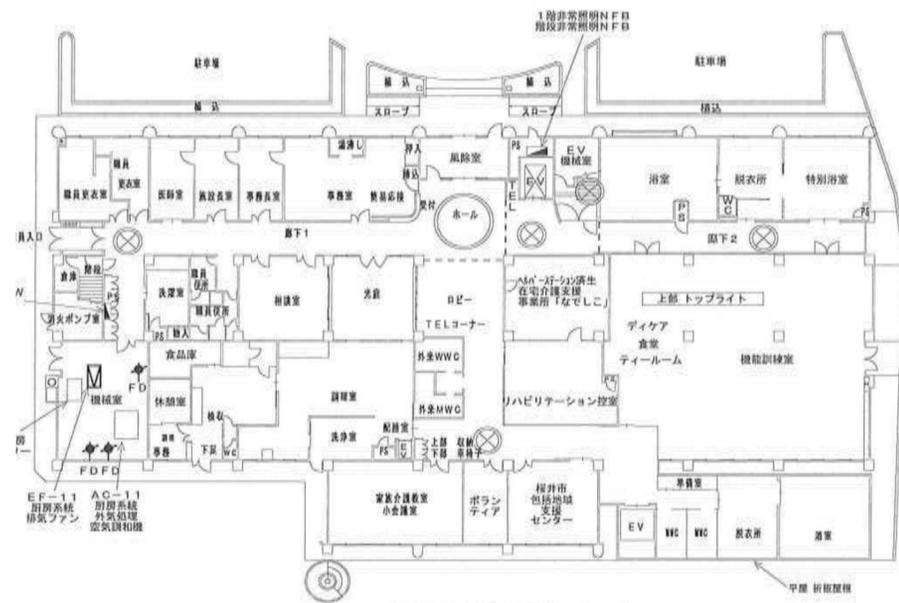

老人保護施設 1F平面図

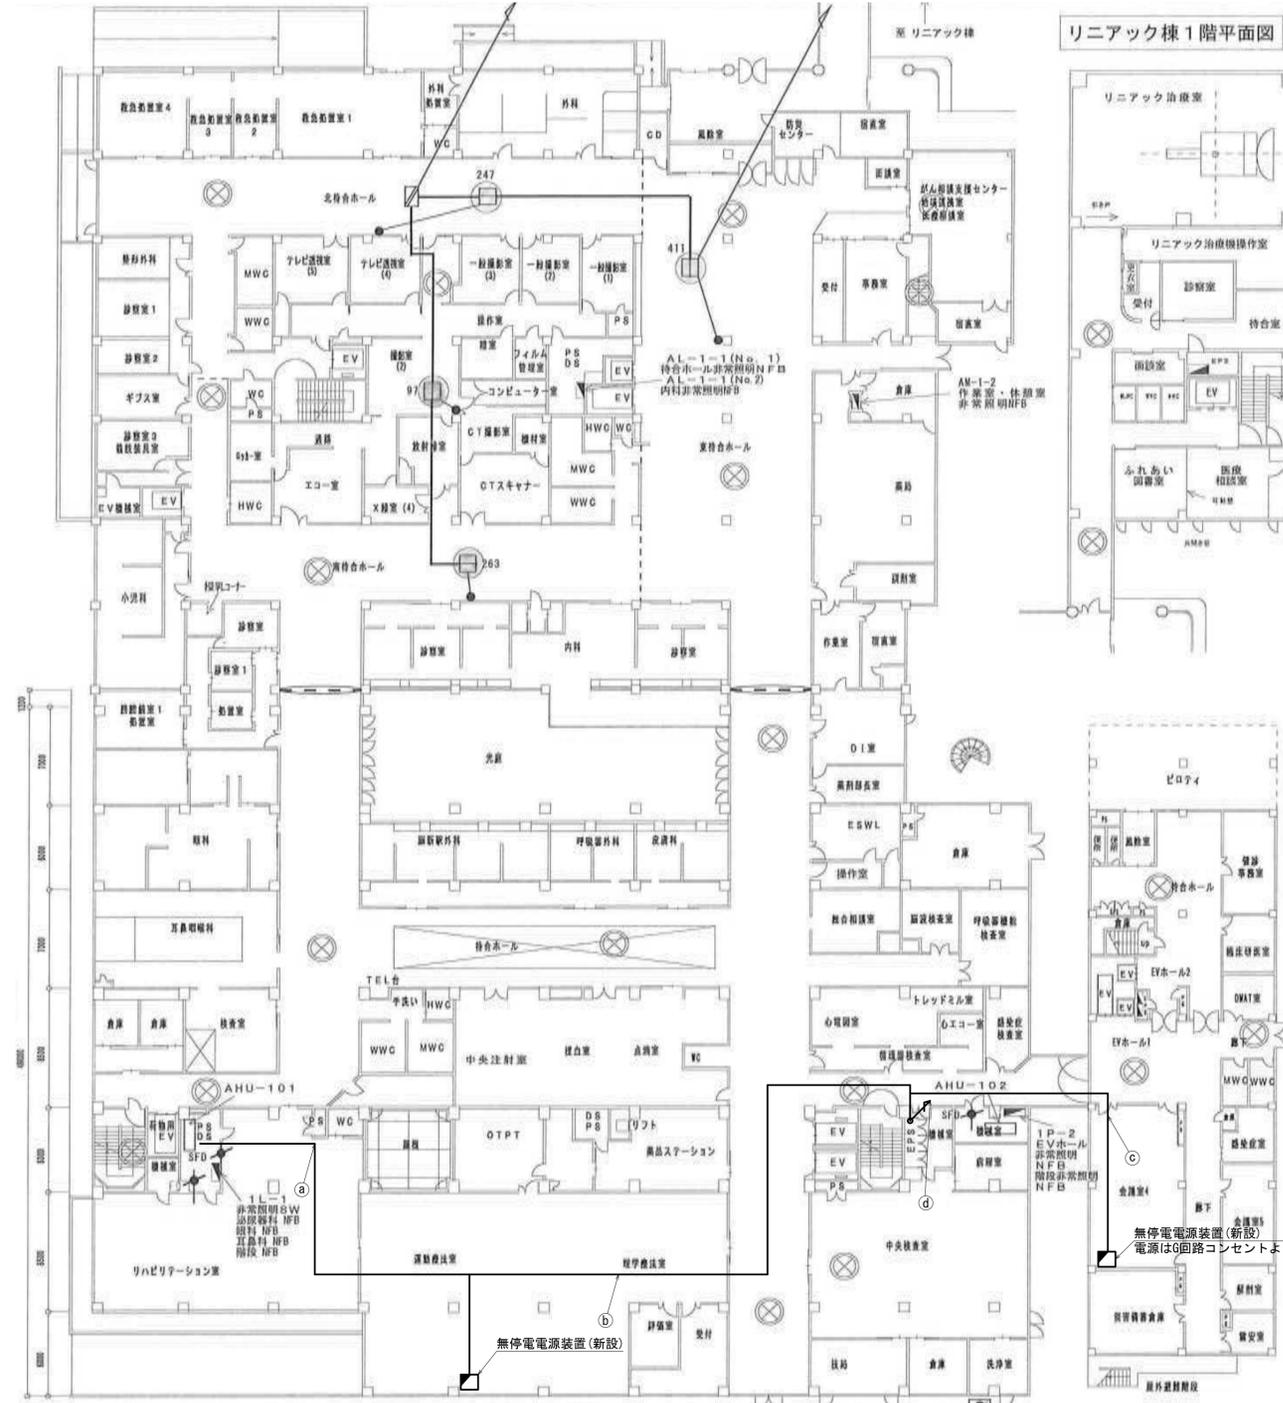

南館 1F平面図

東館 1F平面図

凡例	
■	新設
□	撤去
—	新設
- - -	撤去
□	既設
—	既設


工事名	奈良県防災行政通信ネットワーク 衛星回線等再整備工事		
図面名	済生会中和病院 1F 機器配置図(新設)		
作成年月日	令和 6年 8月		
縮尺	1:250	図面番号	04
会社名	株式会社東京建設コンサルタント		
事業者名	奈良県		

# 済生会中和病院 2F 機器配置図 (新設)

名称	作業	施工方法
CE3. 5sq-3C	新設	天井ころがし
CE5. 5sq-3C	新設	
LANケーブル×2	新設	
光ケーブル(SM-4C)	新設	
CE3. 5sq-3C	新設	天井ころがし
LANケーブル×2	新設	
光ケーブル(SM-4C)	新設	
CE3. 5sq-3C	新設	ケーブルラック
光ケーブル(SM-4C)	新設	
LANケーブル×2	新設	ケーブルラック

番号	名称	備考
①	収容卓	新設(※)
	ONU(フレッツVPNワイド)	新設
	メディアコンバータ	新設
	UTM	新設
	UPS(1KVA)	新設
	PoE HUB(8Port)	新設
	スピーカ付警告灯	新設
	防災電話(IP)	新設
	防災情報端末	新設

※撤去拠点の収容卓を流用

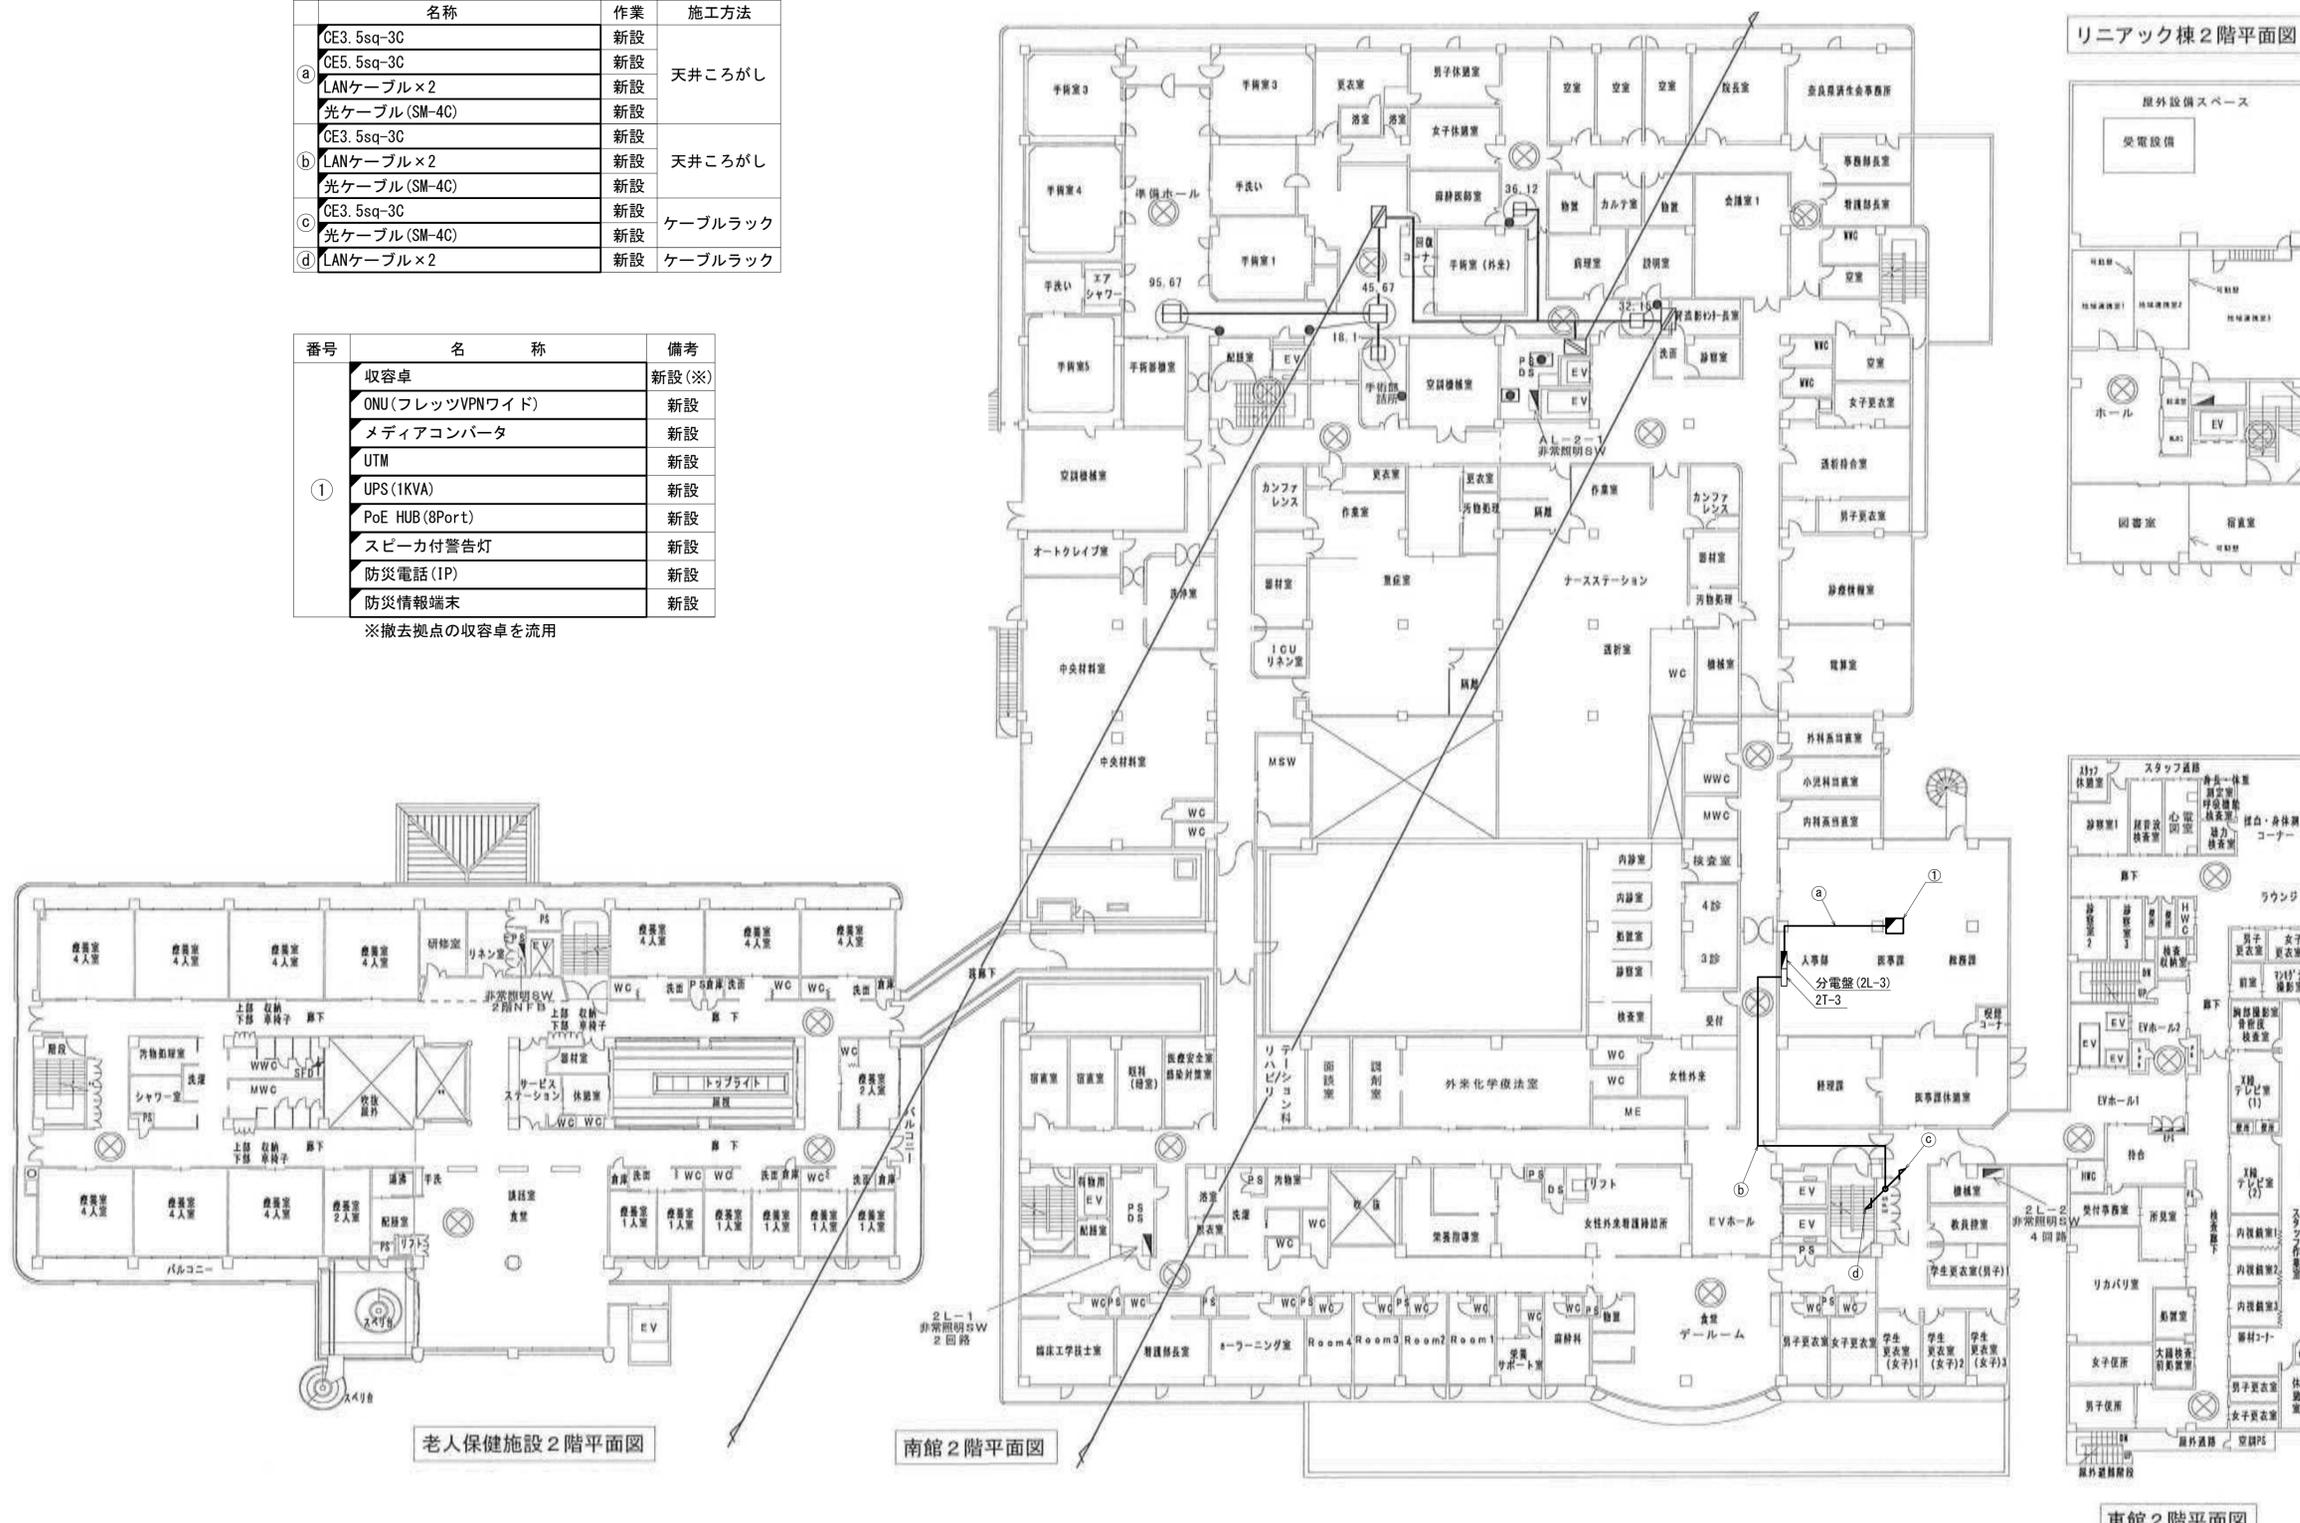


工事名	奈良県防災行政通信ネットワーク 衛星回線等再整備工事		
図面名	済生会中和病院 2F 機器配置図(新設)		
作成年月日	令和 6年 8月		
縮尺	1:250	図面番号	05
会社名	株式会社東京建設コンサルタント		
事業者名	奈良県		


凡例			
■	□	—	- - -
■	□	—	- - -
□	□	—	- - -

# 済生会中和病院 3F 機器配置図 (新設)


	名称	作業	施工方法
a	CE3.5sq-3C	新設	ケーブルラック
	光ケーブル(SM-4C)	新設	
b	CE3.5sq-3C	新設	ケーブルラック
	光ケーブル(SM-4C)	新設	

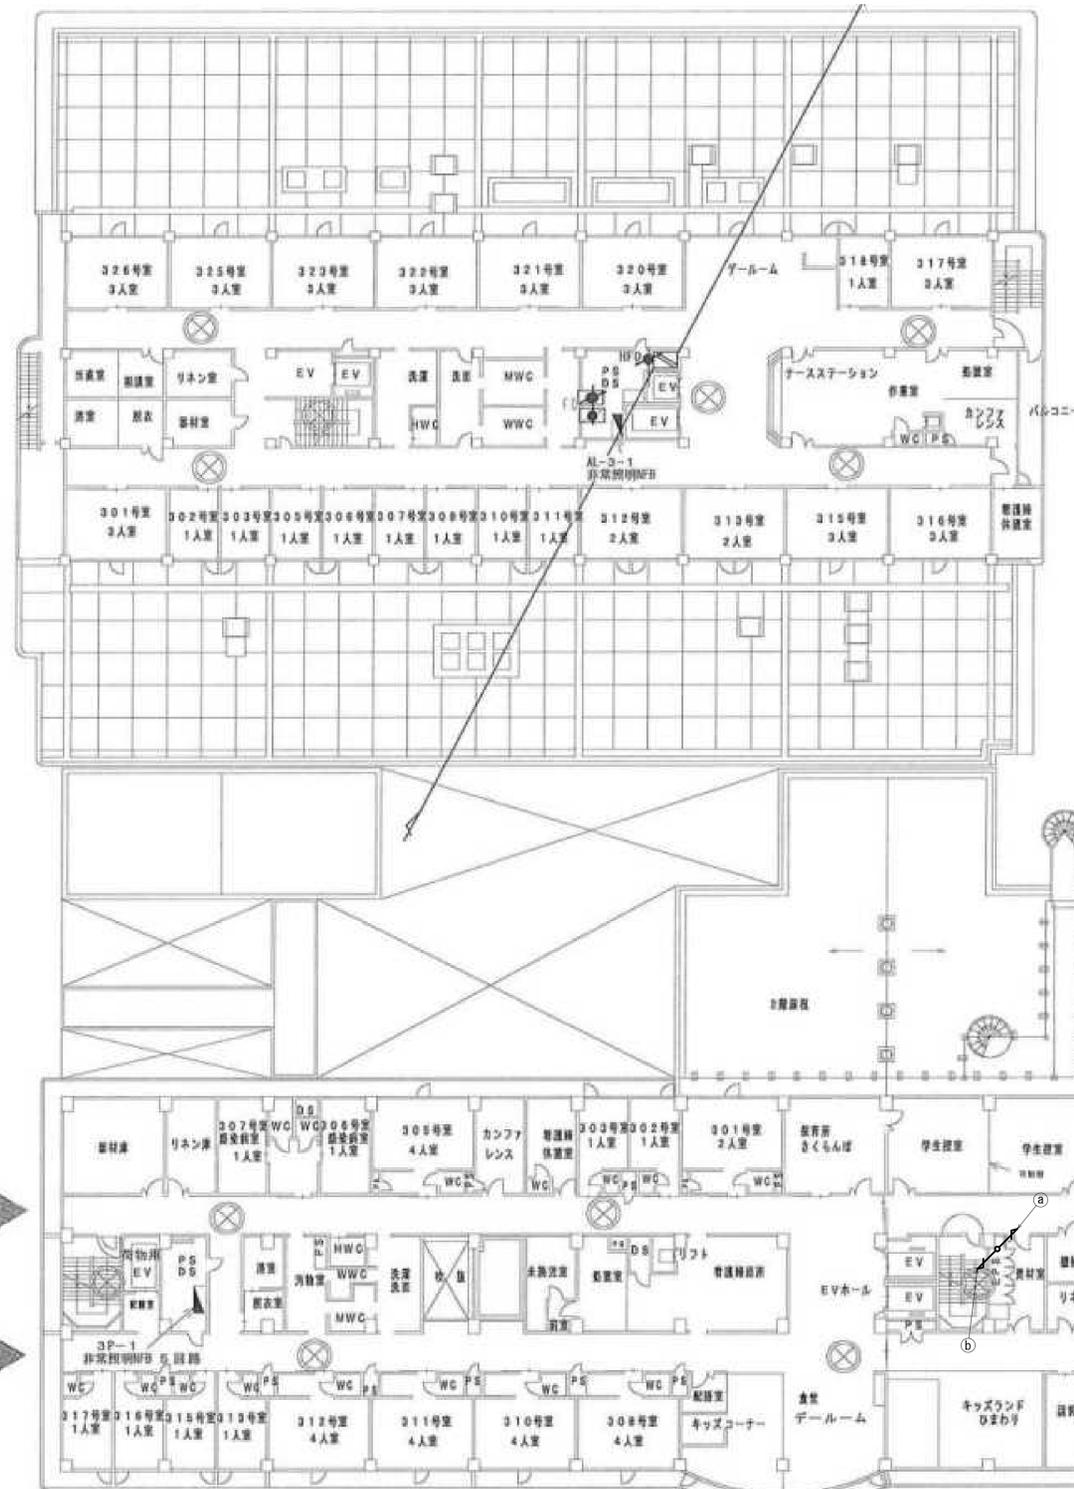

本館3階平面図

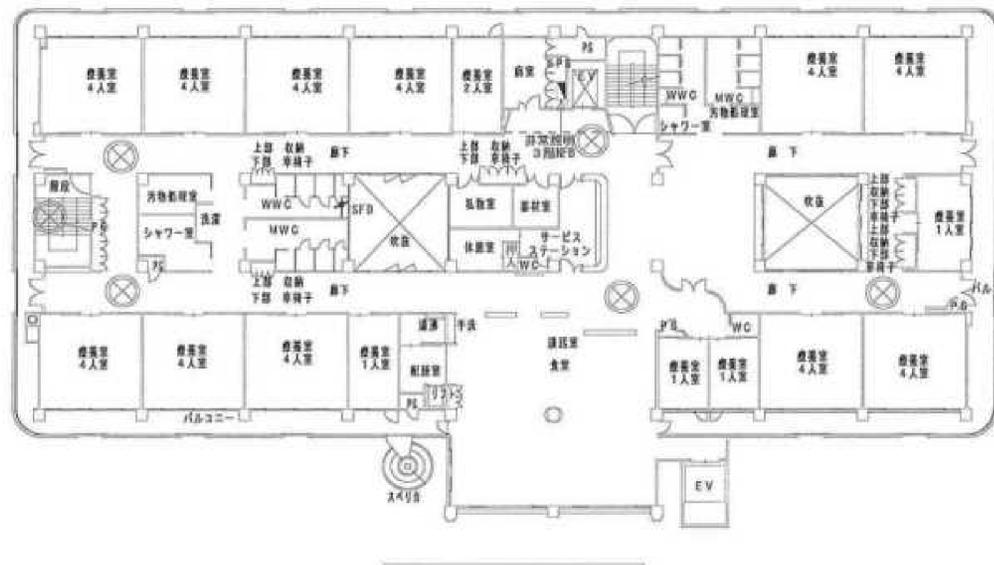

老人保健施設3階平面図

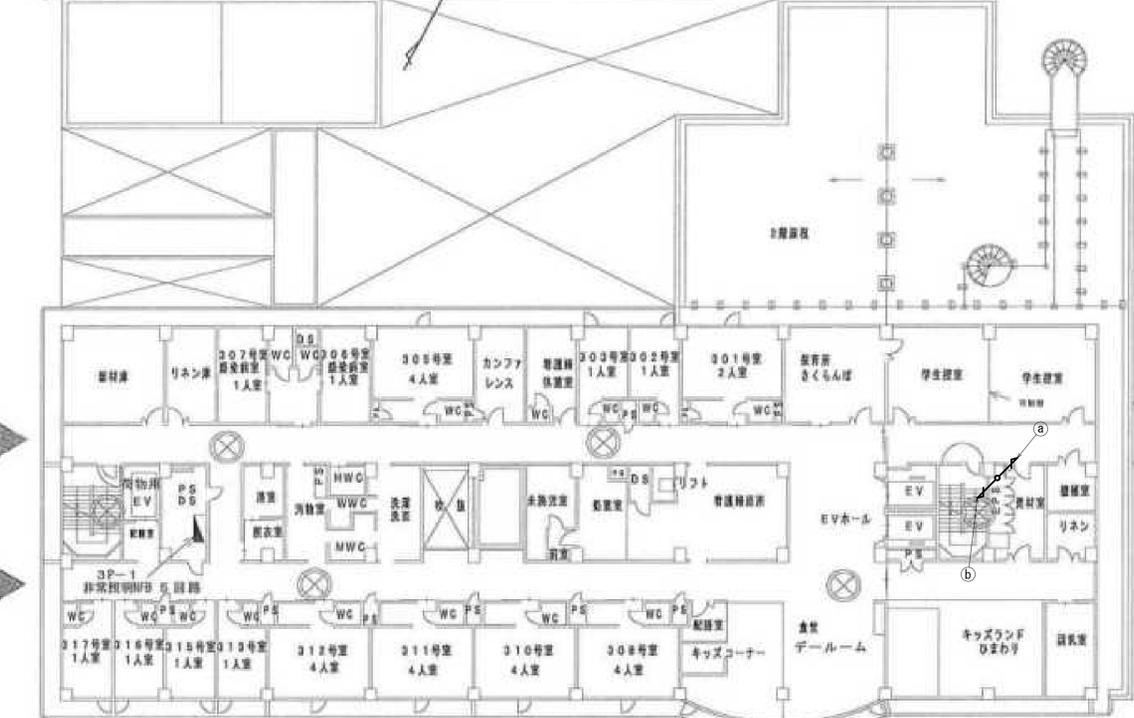

南館3階平面図



凡例

■	新設	□	撤去	—	新設	- - -	撤去
○	既設	○	既設	—	既設	- - -	既設


工事名	奈良県防災行政通信ネットワーク 衛星回線等再整備工事
図面名	済生会中和病院 3F 機器配置図(新設)
作成年月日	令和 6年 8月
縮尺	1:250
図面番号	06
会社名	株式会社東京建設コンサルタント
事業者名	奈良県

# 済生会中和病院 4F 機器配置図 (新設)




本館4階平面図


名称	作業	施工方法
① CE3.5sq-3C	新設	ケーブルラック
光ケーブル(SM-4C)	新設	
② CE3.5sq-3C	新設	ケーブルラック
光ケーブル(SM-4C)	新設	

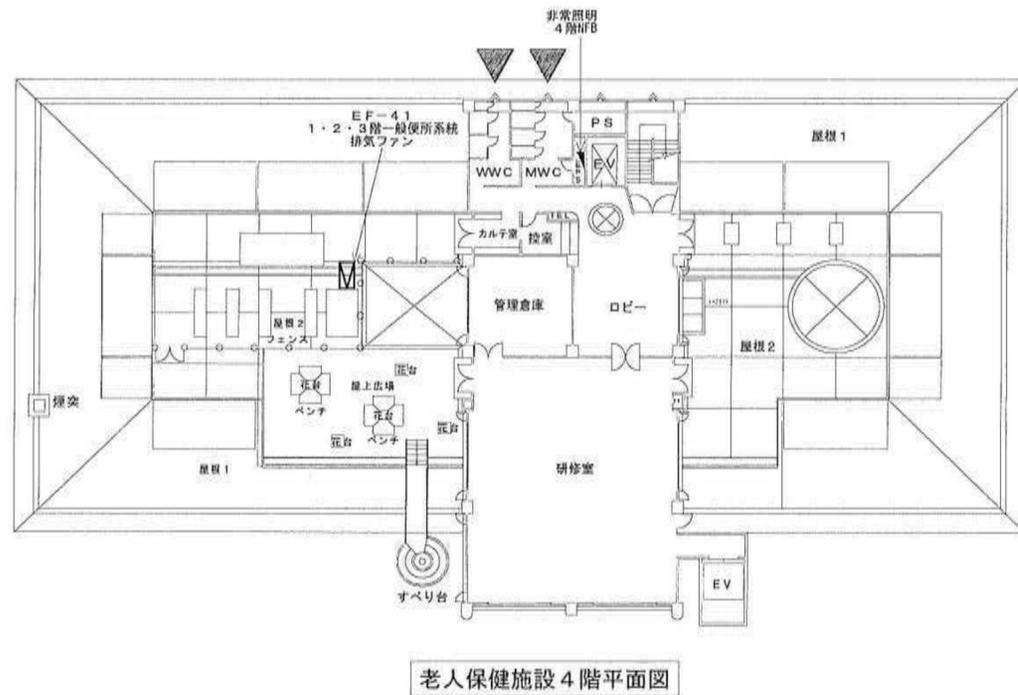

老人保健施設4階平面図

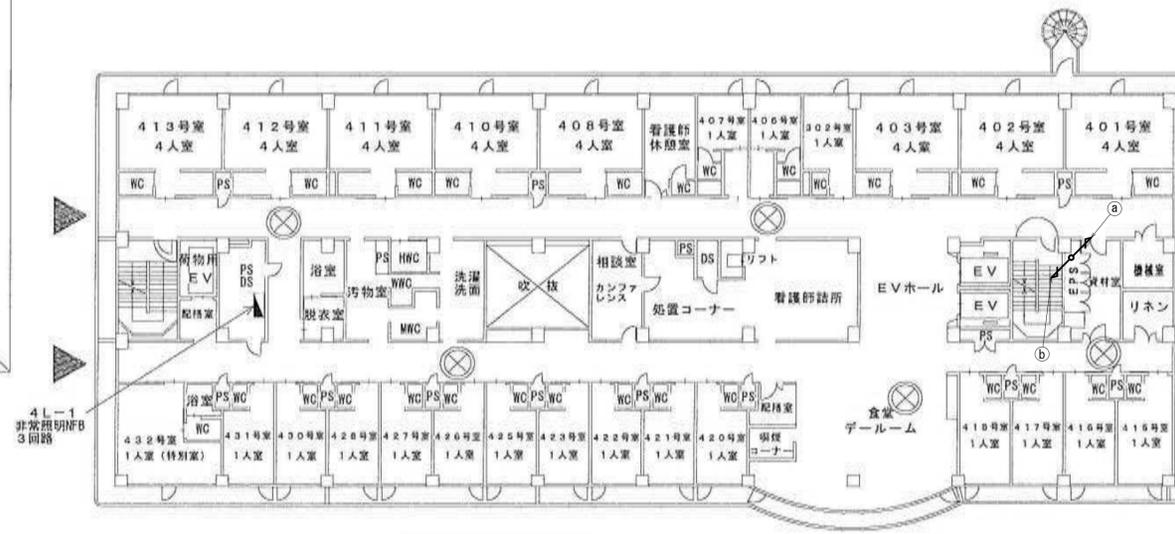

南館4階平面図


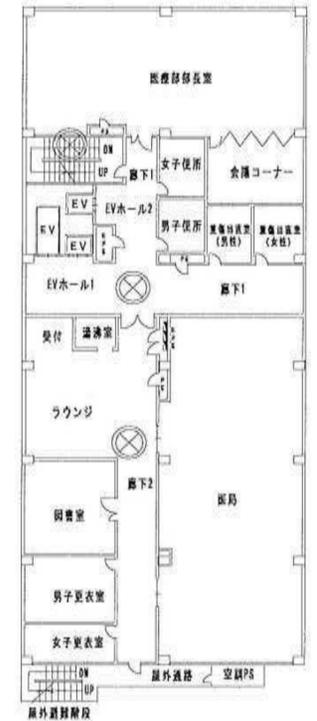


東館4階平面図




凡例	
■	新設
□	撤去
—	新設
- - -	撤去
○	既設
—	既設

工事名	奈良県防災行政通信ネットワーク 衛星回線等整備工事		
図面名	済生会中和病院 4F 機器配置図(新設)		
作成年月日	令和 6年 8月		
縮尺	1:250	図面番号	07
会社名	株式会社東京建設コンサルタント		
事業者名	奈良県		

# 済生会中和病院 5F 機器配置図 (新設)

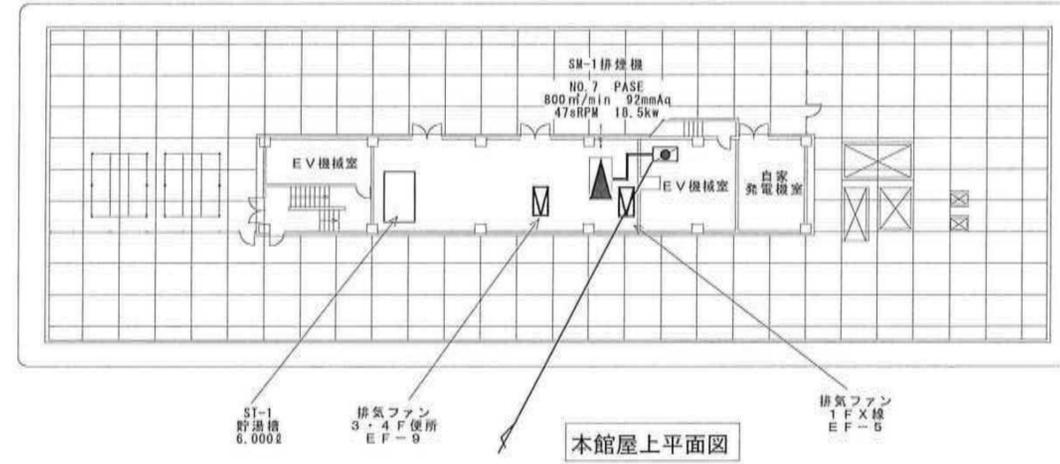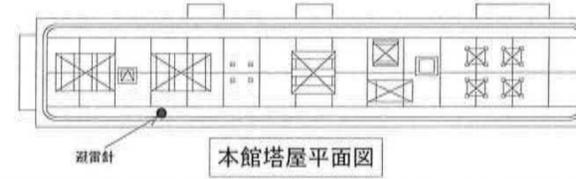

名称	作業	施工方法
CE3. 5sq-3C	新設	ケーブルラック
光ケーブル (SM-4C)	新設	ケーブルラック
CE3. 5sq-3C	新設	ケーブルラック
光ケーブル (SM-4C)	新設	ケーブルラック

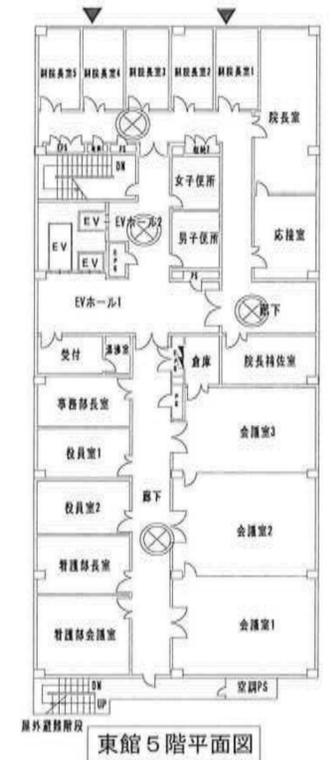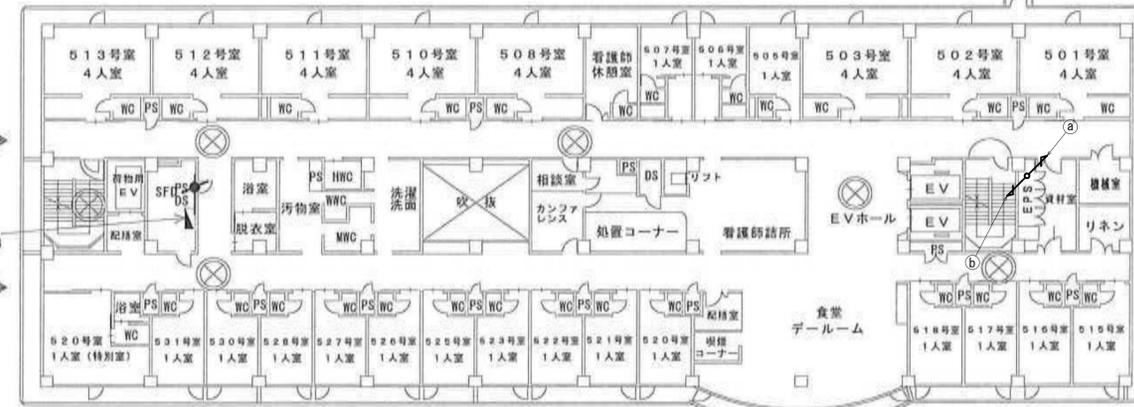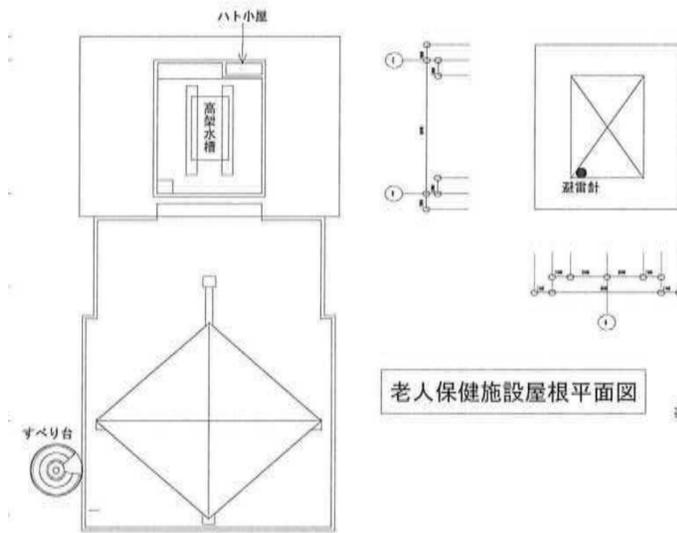


凡例

	新設		撤去		新設		撤去
	既設		既設		既設		既設


工事名	奈良県防災行政通信ネットワーク 衛星回線等再整備工事		
図面名	済生会中和病院 5F 機器配置図(新設)		
作成年月日	令和 6年 8月		
縮尺	1:250	図面番号	08
会社名	株式会社東京建設コンサルタント		
事業者名	奈良県		

# 濟生会中和病院 6F 機器配置図 (新設)

名称	作業	施工方法
CE3.5sq-3C	新設	ケーブルラック
光ケーブル(SM-4C)	新設	
CE3.5sq-3C	新設	天井ころがし
光ケーブル(SM-4C)	新設	
CE3.5sq-3C	新設	天井ころがし
光ケーブル(SM-4C)	新設	
CE3.5sq-3C	新設	ケーブルラック
光ケーブル(SM-4C)	新設	

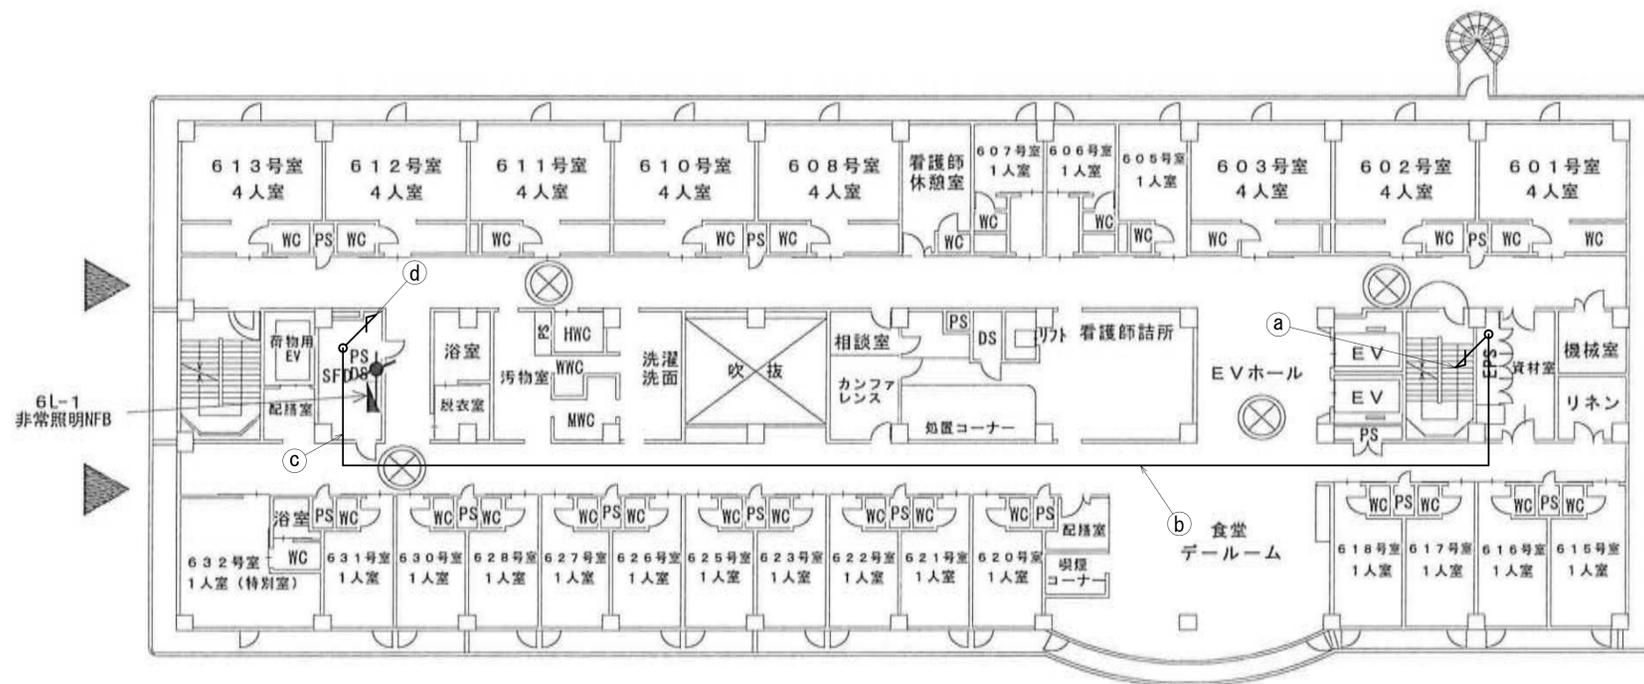

南館 6階平面図

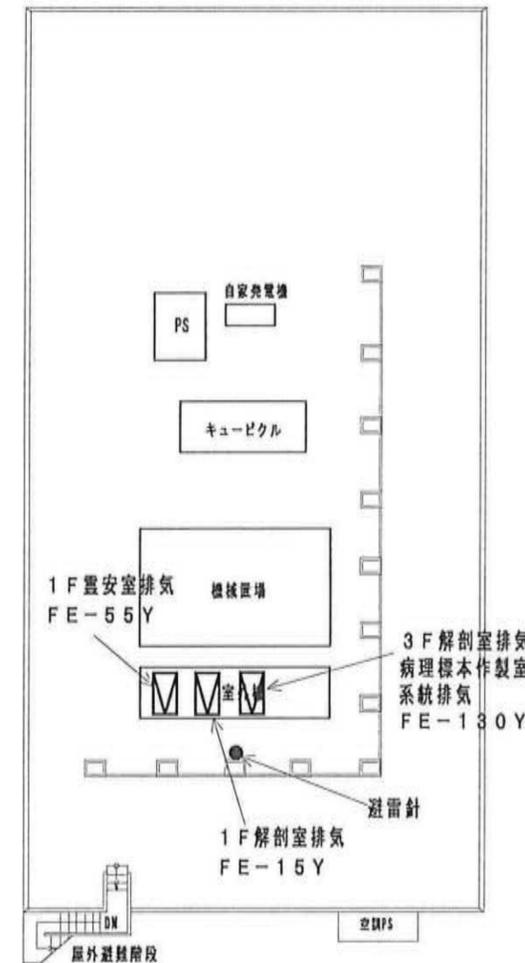


東館 P H階平面図

凡例	
	新設
	撤去
	新設
	撤去
	既設
	既設


工事名	奈良県防災行政通信ネットワーク 衛星回線等再整備工事		
図面名	濟生会中和病院 6F 機器配置図(新設)		
作成年月日	令和 6年 8月		
縮尺	1:150	図面番号	09
会社名	株式会社東京建設コンサルタント		
事業者名	奈良県		

# 済生会中和病院 7F, RF, PHR 機器配置図 (新設)

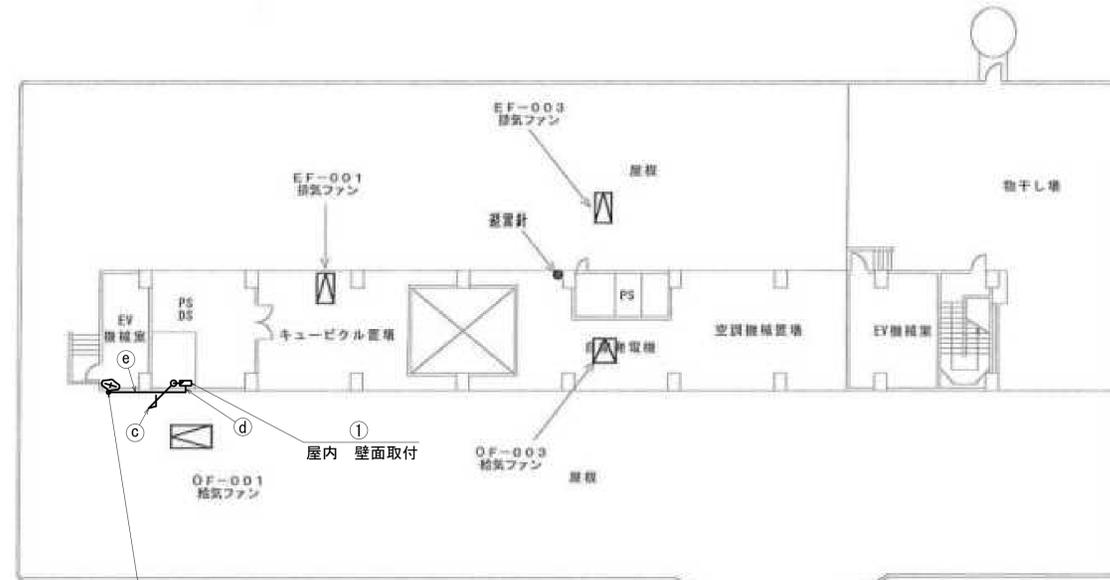

Starlinkアンテナ(新設)  
Bパターン  
支柱(新設)

南館屋上平面図

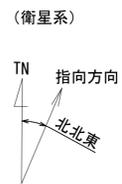


仰俯角140°

※Starlinkの方位角及び仰俯角は現地にて要調整。

名称	作業	施工方法
a CE3. 5sq-3C	新設	ケーブルラック
光ケーブル(SM-4C)	新設	ケーブルラック
b CE3. 5sq-3C	新設	ケーブルラック
光ケーブル(SM-4C)	新設	ケーブルラック
c CE3. 5sq-3C	新設	ケーブルラック
光ケーブル(SM-4C)	新設	ケーブルラック
d 外部アンテナ接続用ケーブル	新設	ブリカ#24(新設)
e 外部アンテナ接続用ケーブル	新設	G22(新設)

番号	名称	備考
①	衛星機器収容箱	新設
	電源ユニット	新設
	メディアコンバータ	新設

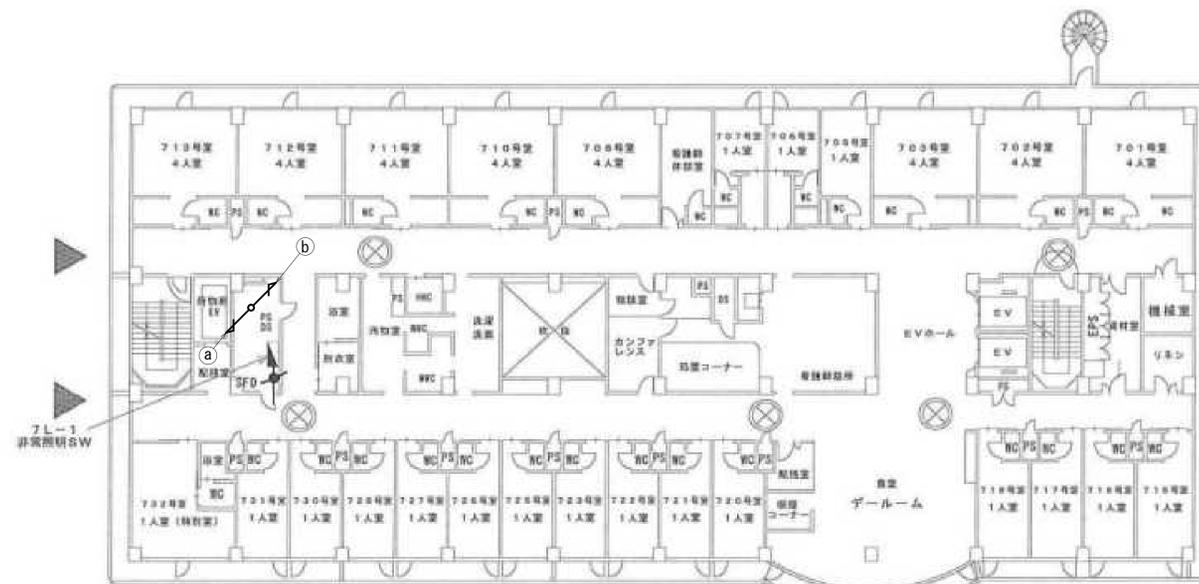

南館7階平面図

凡例

	新設		撤去		新設		撤去
	既設		既設		既設		既設

工事名	奈良県防災行政通信ネットワーク 衛星回線等再整備工事		
図面名	済生会中和病院 7F, RF, PHR 機器配置図(新設)		
作成年月日	令和 6年 8月		
縮尺	1:200	図面番号	10
会社名	株式会社東京建設コンサルタント		
事業者名	奈良県		

