


目次

南奈良総合医療センター

図番	図面名称
01	南奈良総合医療センター 位置図
02	南奈良総合医療センター 系統図(新設)
03	南奈良総合医療センター 敷地平面図(新設)
04	南奈良総合医療センター 機器据付図(新設)
05	南奈良総合医療センター 1F 機器配置図(新設)
06	南奈良総合医療センター 2F 機器配置図(新設)
07	南奈良総合医療センター RF 機器配置図(新設)
08	南奈良総合医療センター 2F EPS内機器配置図(新設)
09	南奈良総合医療センター 配線系統図(新設)
10	南奈良総合医療センター 電源系統図(参考図)
11	南奈良総合医療センター 系統図(撤去)
12	南奈良総合医療センター 敷地平面図(撤去)
13	南奈良総合医療センター 機器据付図(撤去)
14	南奈良総合医療センター 1F 機器配置図(撤去)
15	南奈良総合医療センター 2F 機器配置図(撤去)
16	南奈良総合医療センター RF機器配置図(撤去)
17	南奈良総合医療センター 2F EPS内機器配置図(撤去)
18	南奈良総合医療センター 配線系統図(撤去)

南奈良総合医療センター 位置図

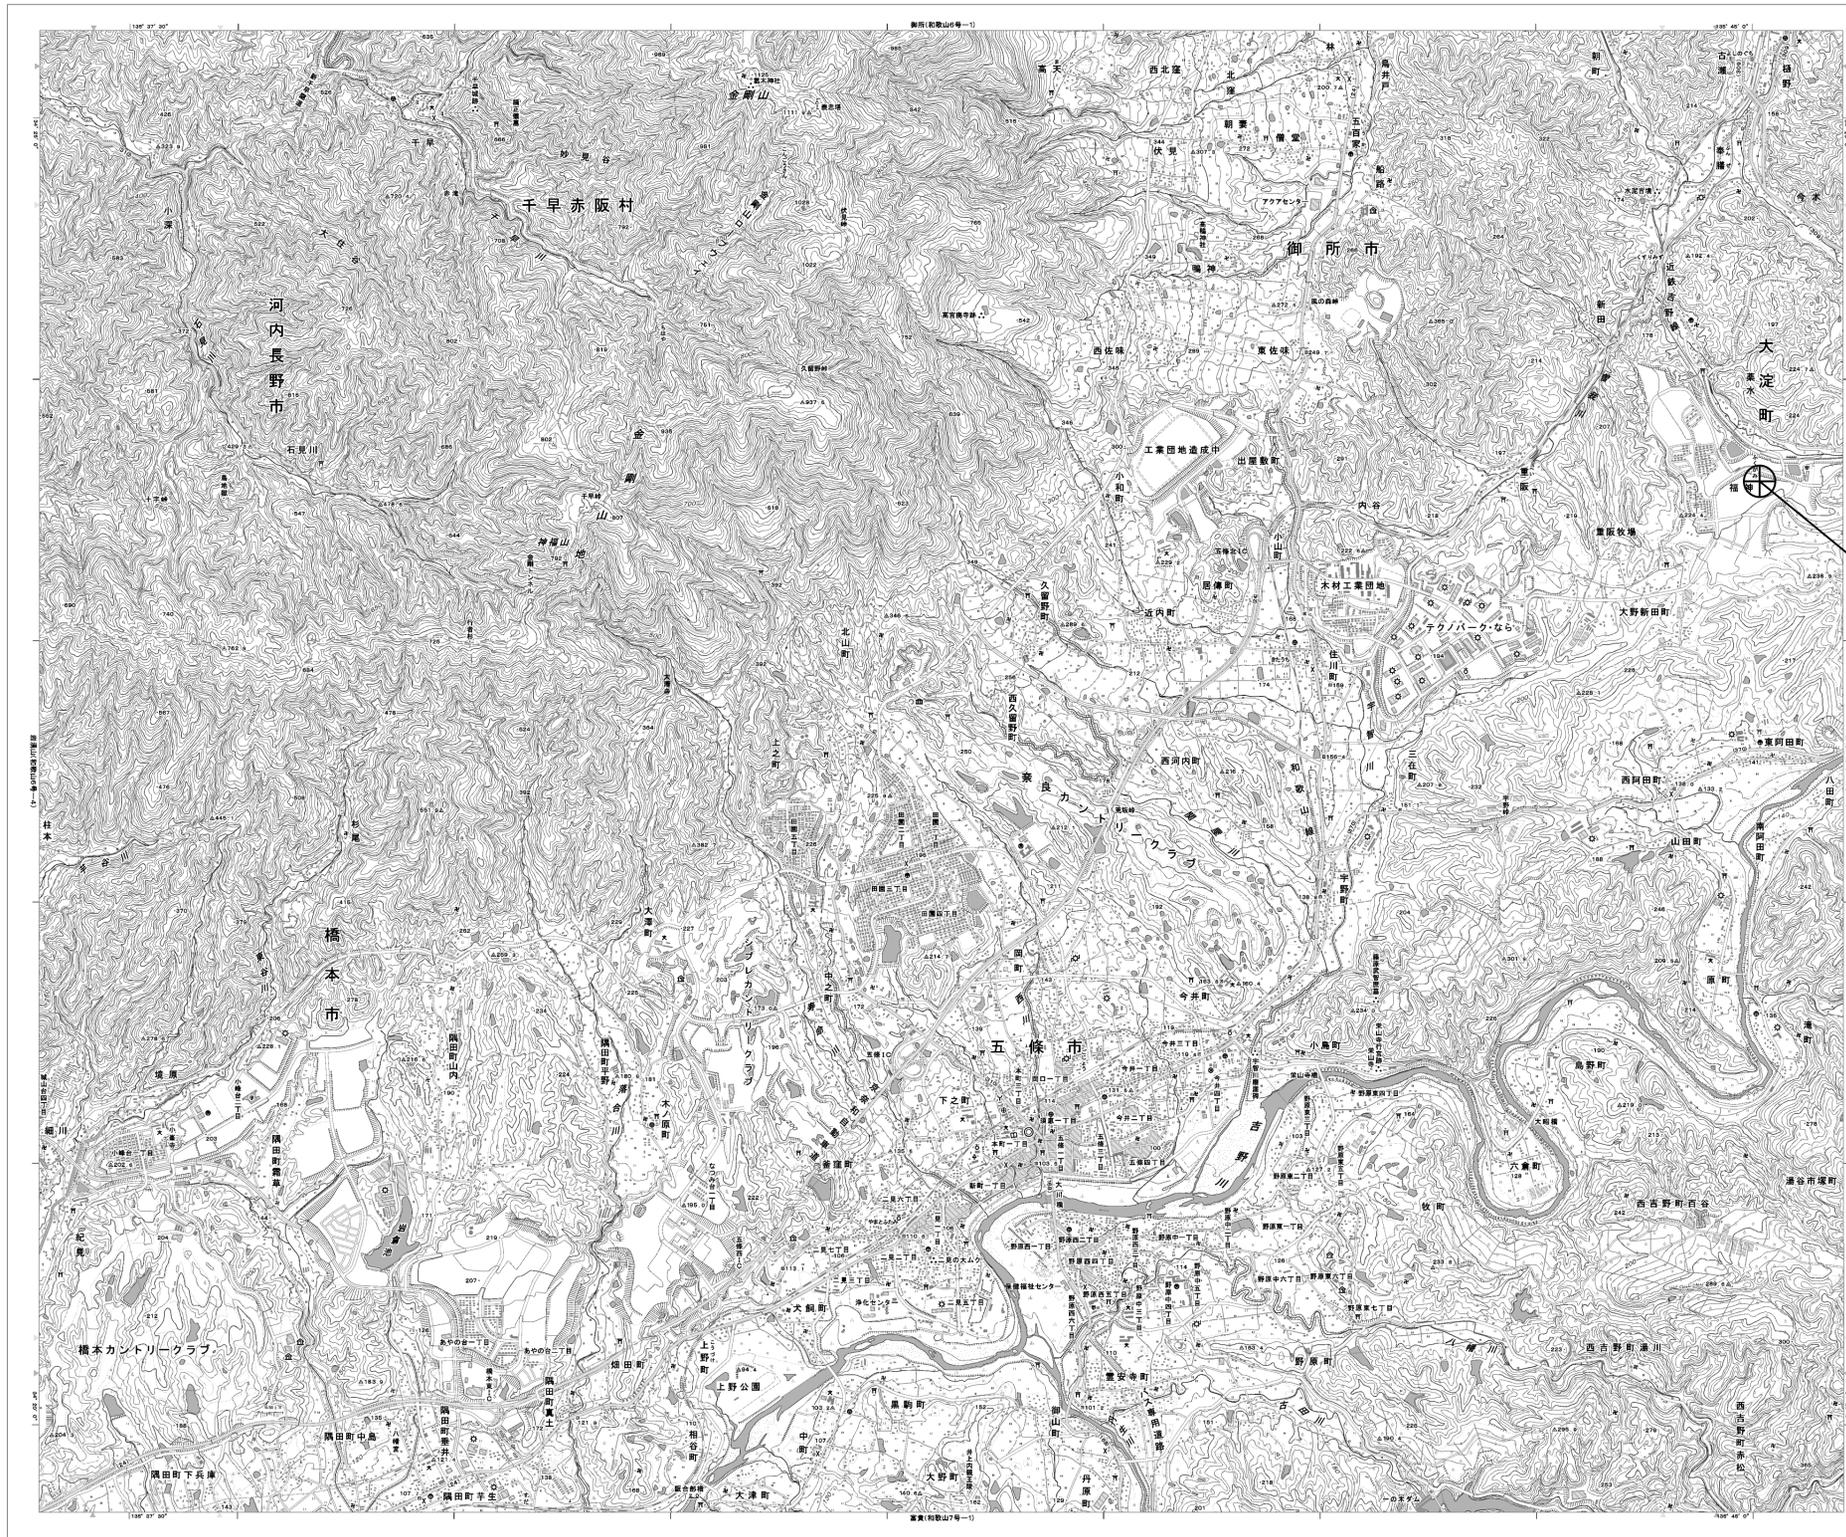


南奈良総合医療センター

工事名	奈良県防災行政通信ネットワーク 衛星回線等再整備工事		
図面名	南奈良総合医療センター 位置図		
作成年月日	令和 6年 8月		
縮尺	1:25000	図面番号	01
会社名	株式会社東京建設コンサルタント		
事業者名	奈良県		

南奈良総合医療センター 系統図 (新設)


- 凡例
- VSAT VSAT
 - L2-SW (16Port)
 - L2-SW (8Port)
 - L2-SW (16Port) +メディアコンバーター
 - L2-SW (8Port) +メディアコンバーター
 - VPNルーター
 - 被遠方監視制御装置
 - 防災IP交換機
 - UPS 無停電電源装置
 - PC 防災情報端末
 - PC2 ローカルWEBサーバ兼 防災情報端末
 - PC (opt) 防災情報端末 (オプション)
 - 複合機
 - M/C メディアコンバーター
 - Ⓜ 防災電話 (IP)
 - Ⓜ コンセントBOX
 - 衛星IDU 衛星携帯電話 IDU
 - 衛星FAXアダプタ
 - マルチアダプタ
 - FAX FAX
 - SPD SPD盤
 - 分配機
 - 震度表示処理装置
 - PBX PBX
 - 端子盤、MDF
 - H.W 大和路ハイウェイ
 - K-OPT K-OPTICAL
 - 電源端子台
 - 情報コンセント
 - 警告灯 スピーカ付警告灯
 - モニタ
 - IRD
 - J-ALERT
 - 変圧器
 - USBPrint USBプリントサーバー
 - Print プリンタ

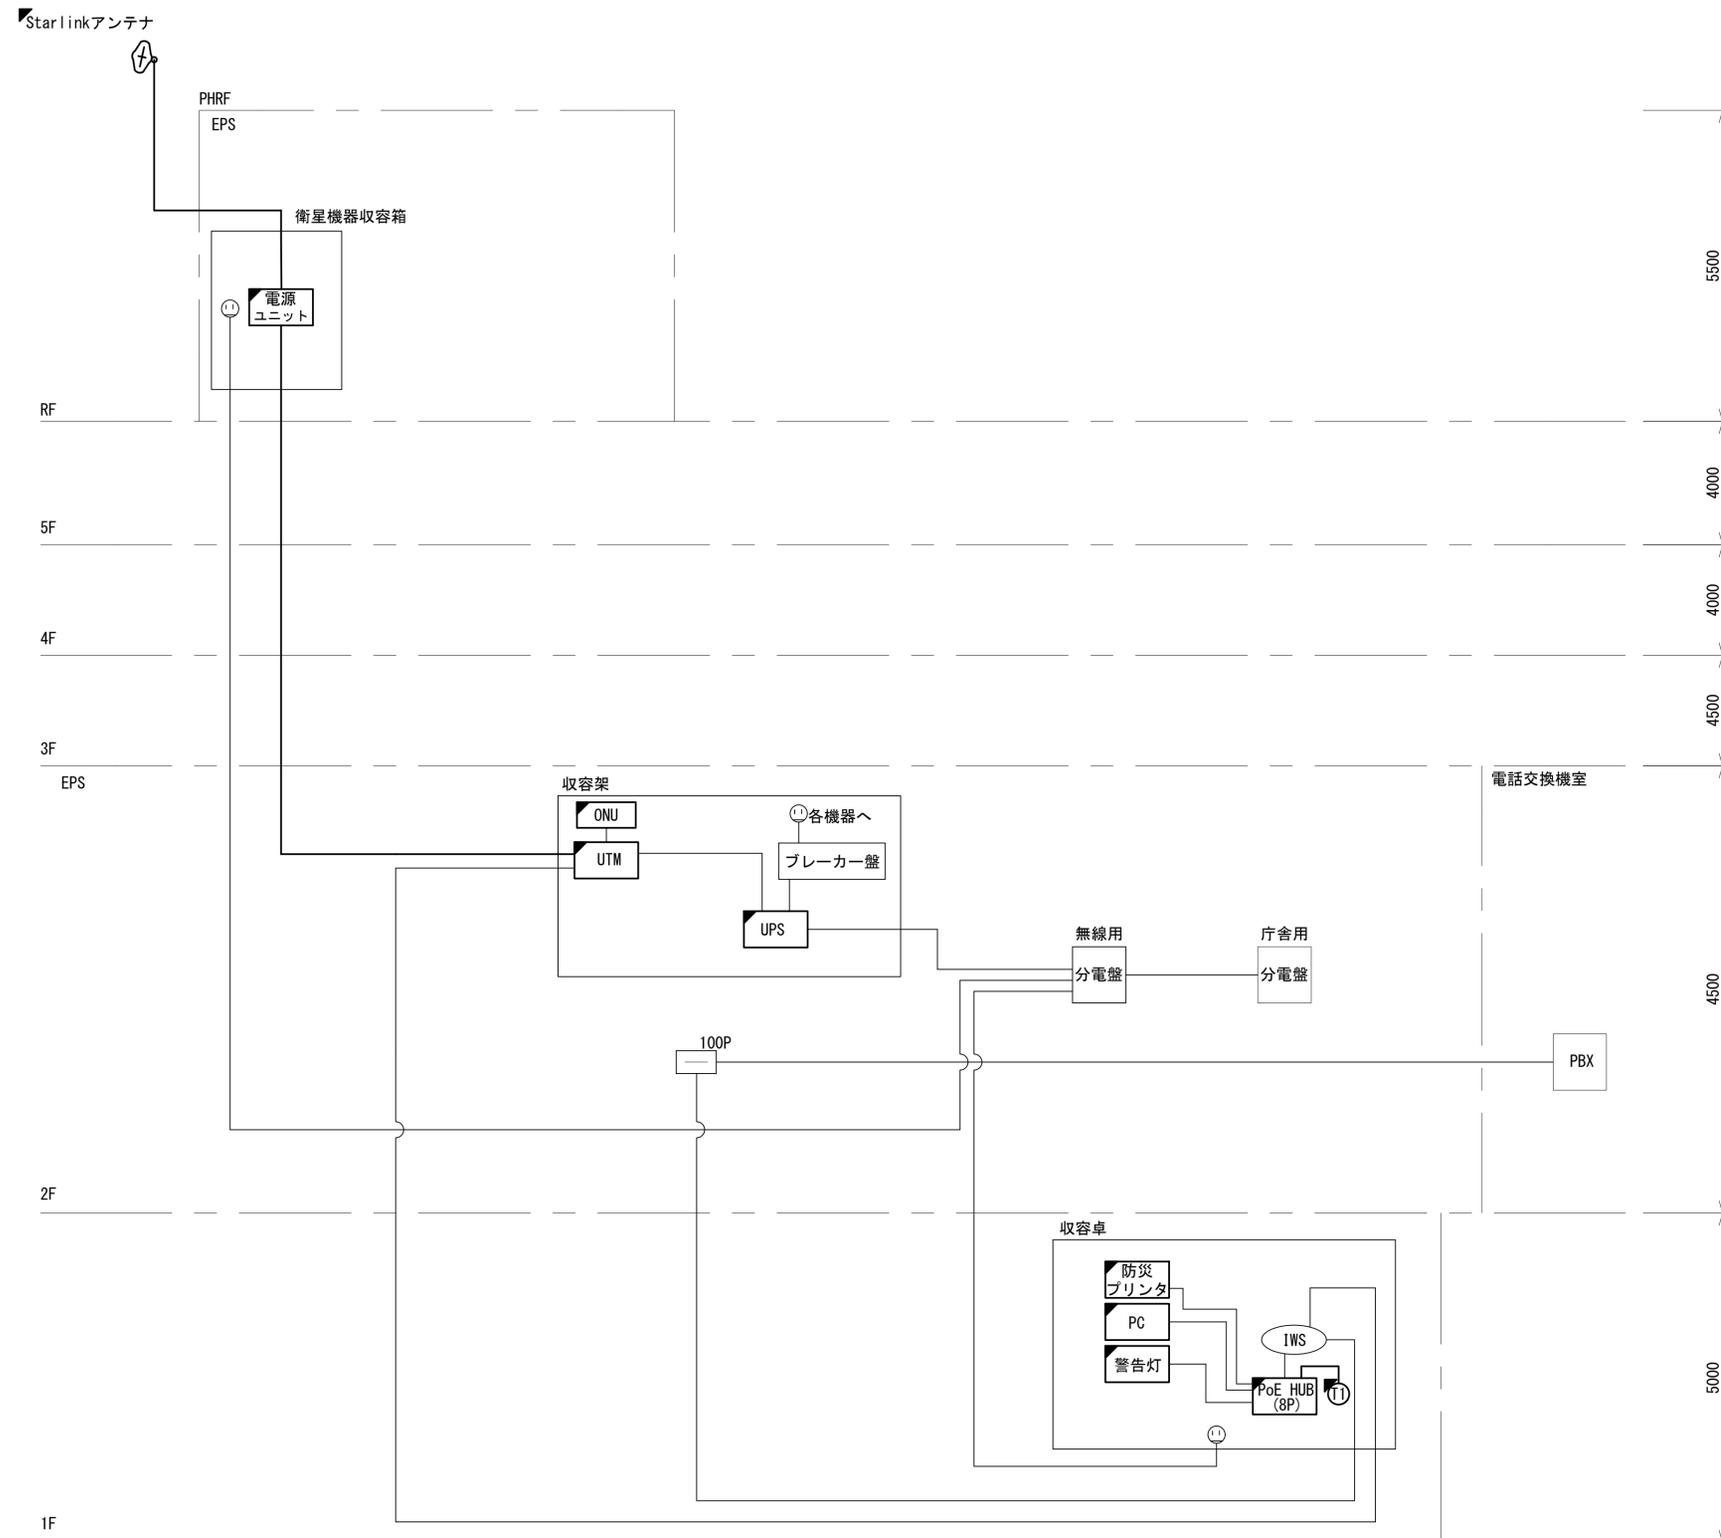

- 凡例
- : 新設
 - : 撤去
 - : 新設
 - - - : 撤去
 - : 既設
 - : 既設

工事名	奈良県防災行政通信ネットワーク 衛星回線等再整備工事		
図面名	南奈良総合医療センター 系統図 (新設)		
作成年月日	令和 6年 8月		
縮尺	NON	図面番号	02
会社名	株式会社東京建設コンサルタント		
事業者名	奈良県		

南奈良総合医療センター 敷地平面図 (新設)

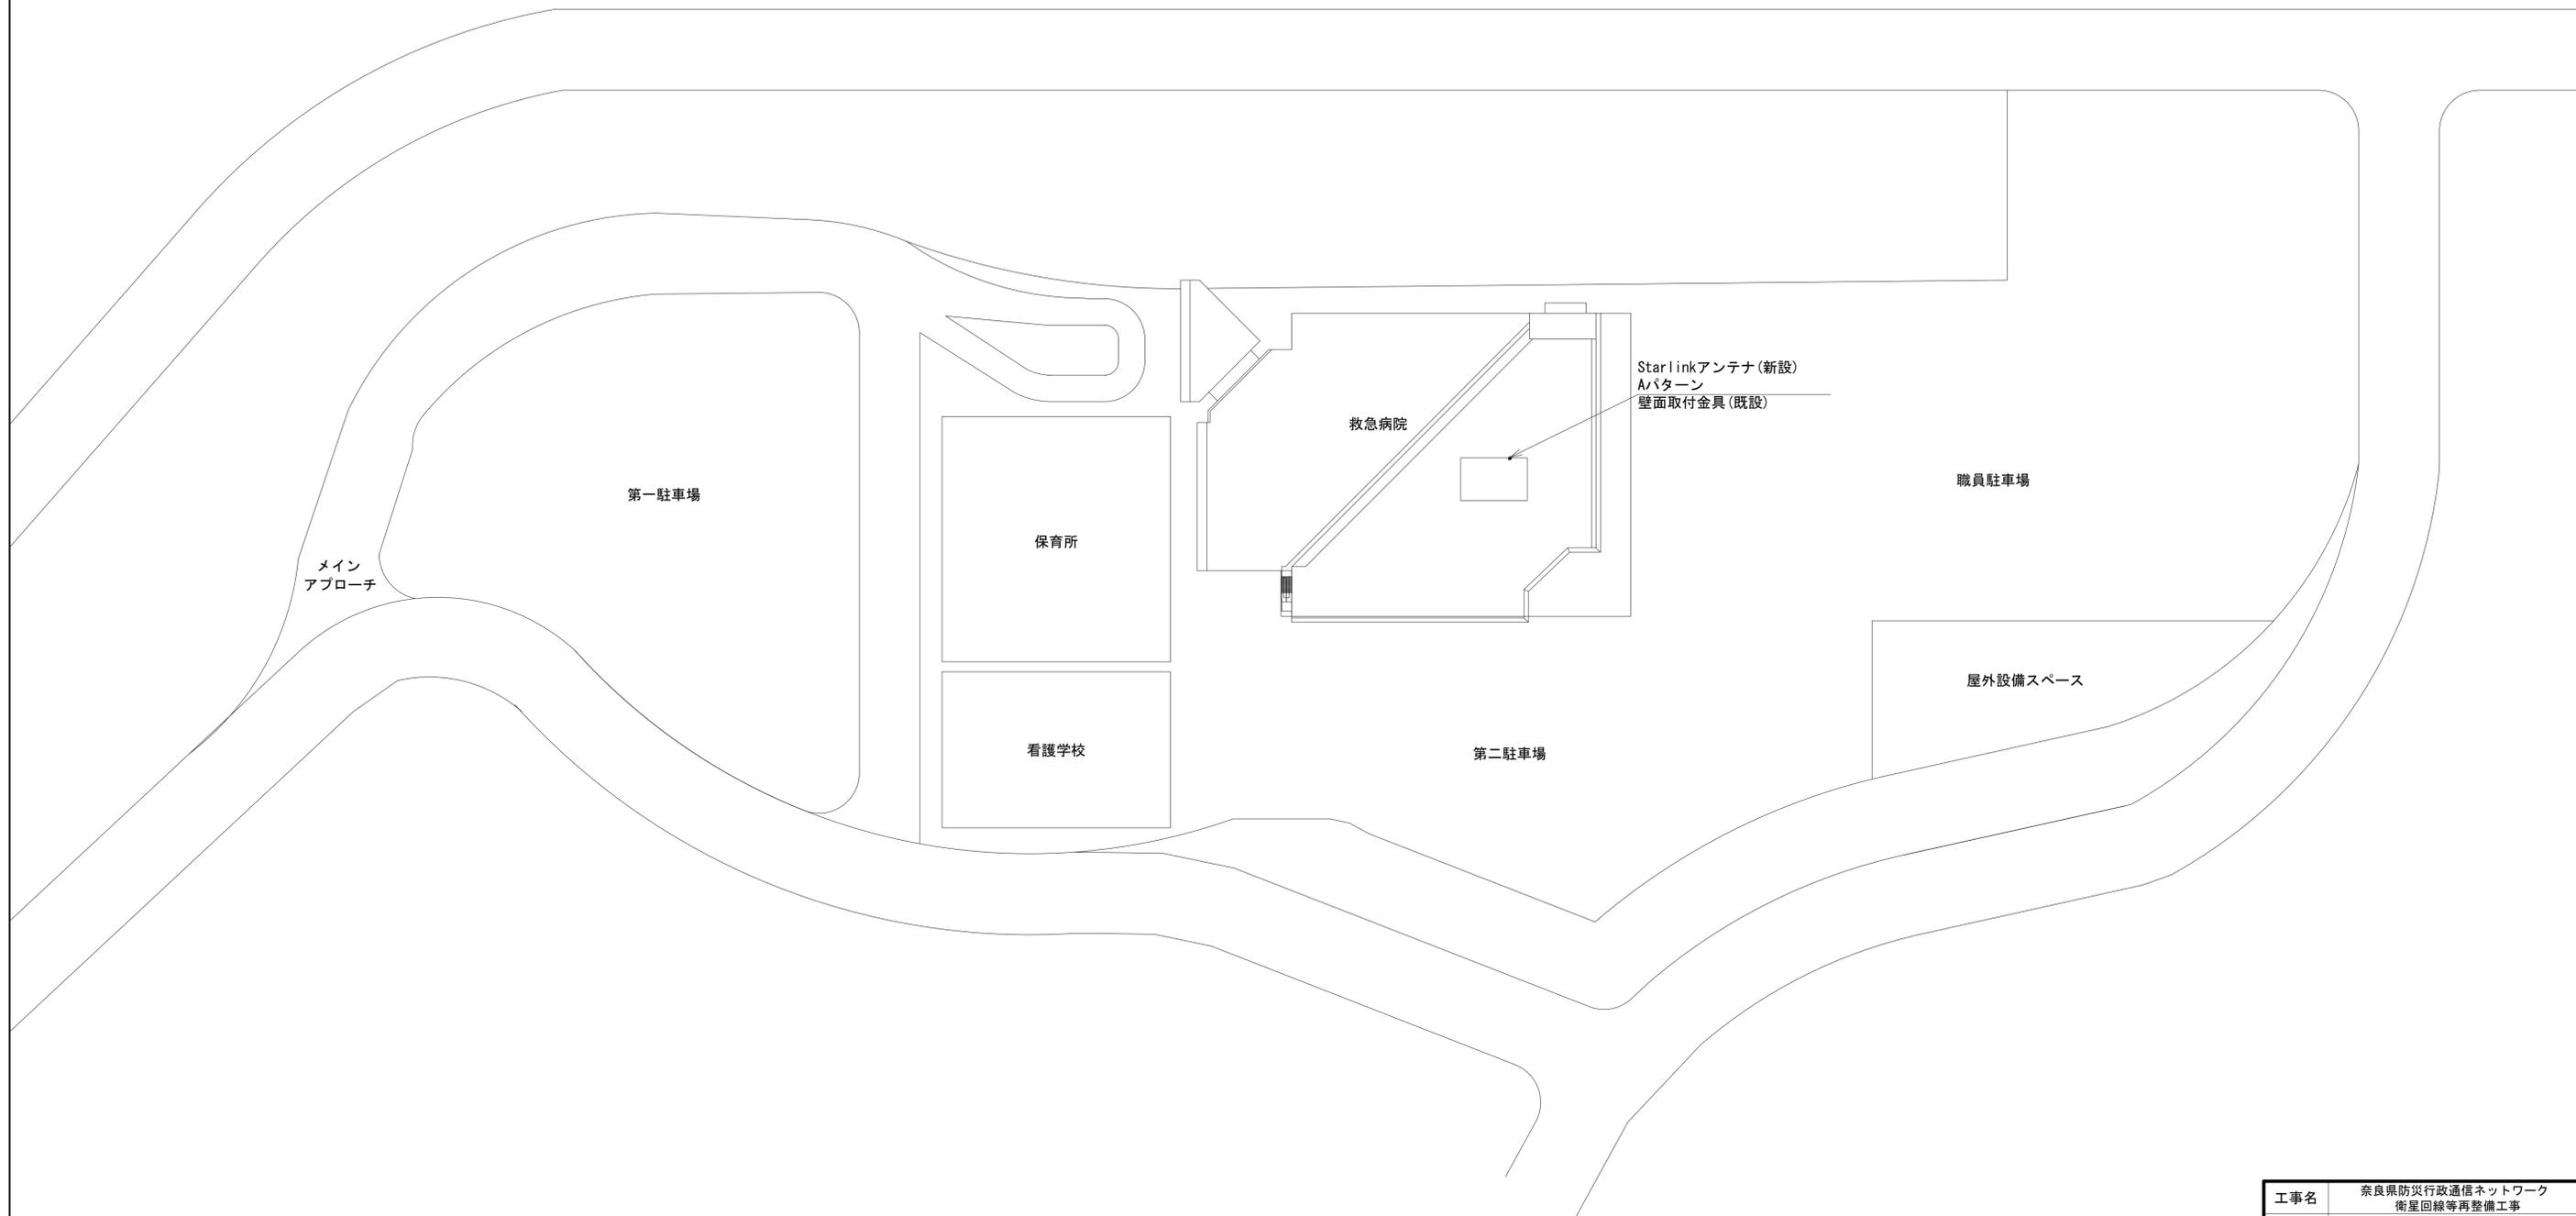


平面図 (S=1/800)

凡例	
	新設
	撤去
	新設
	撤去
	既設
	既設

工事名	奈良県防災行政通信ネットワーク 衛星回線等整備工事		
図面名	南奈良総合医療センター 敷地平面図(新設)		
作成年月日	令和 6年 8月		
縮尺	1:800	図面番号	03
会社名	株式会社東京建設コンサルタント		
事業者名	奈良県		

南奈良総合医療センター 機器据付図 (新設)

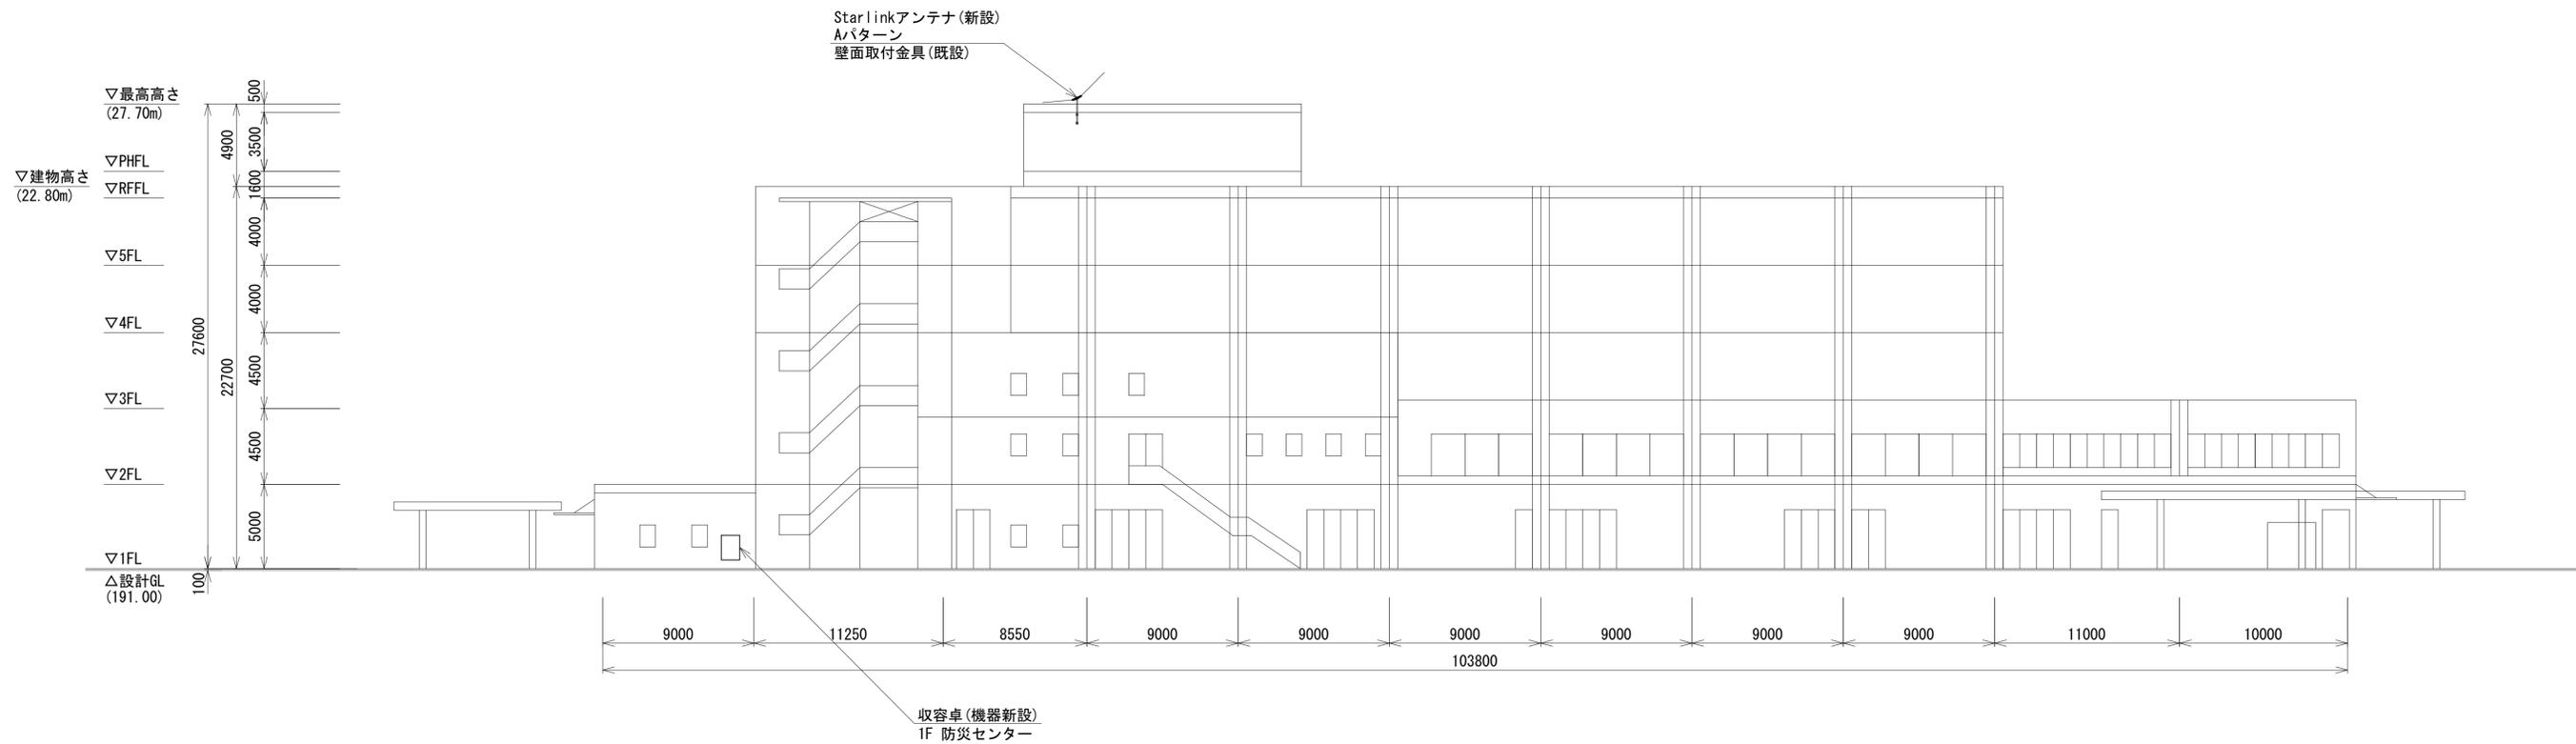


北立面図(S=1/200)

凡例	
■	新設
□	既設
—	新設
- - -	撤去
—	既設
- - -	撤去

工事名	奈良県防災行政通信ネットワーク 衛星回線等再整備工事		
図面名	南奈良総合医療センター 機器据付図(新設)		
作成年月日	令和 6年 8月		
縮尺	1:200	図面番号	04
会社名	株式会社東京建設コンサルタント		
事業者名	奈良県		

南奈良総合医療センター 1F 機器配置図 (新設)

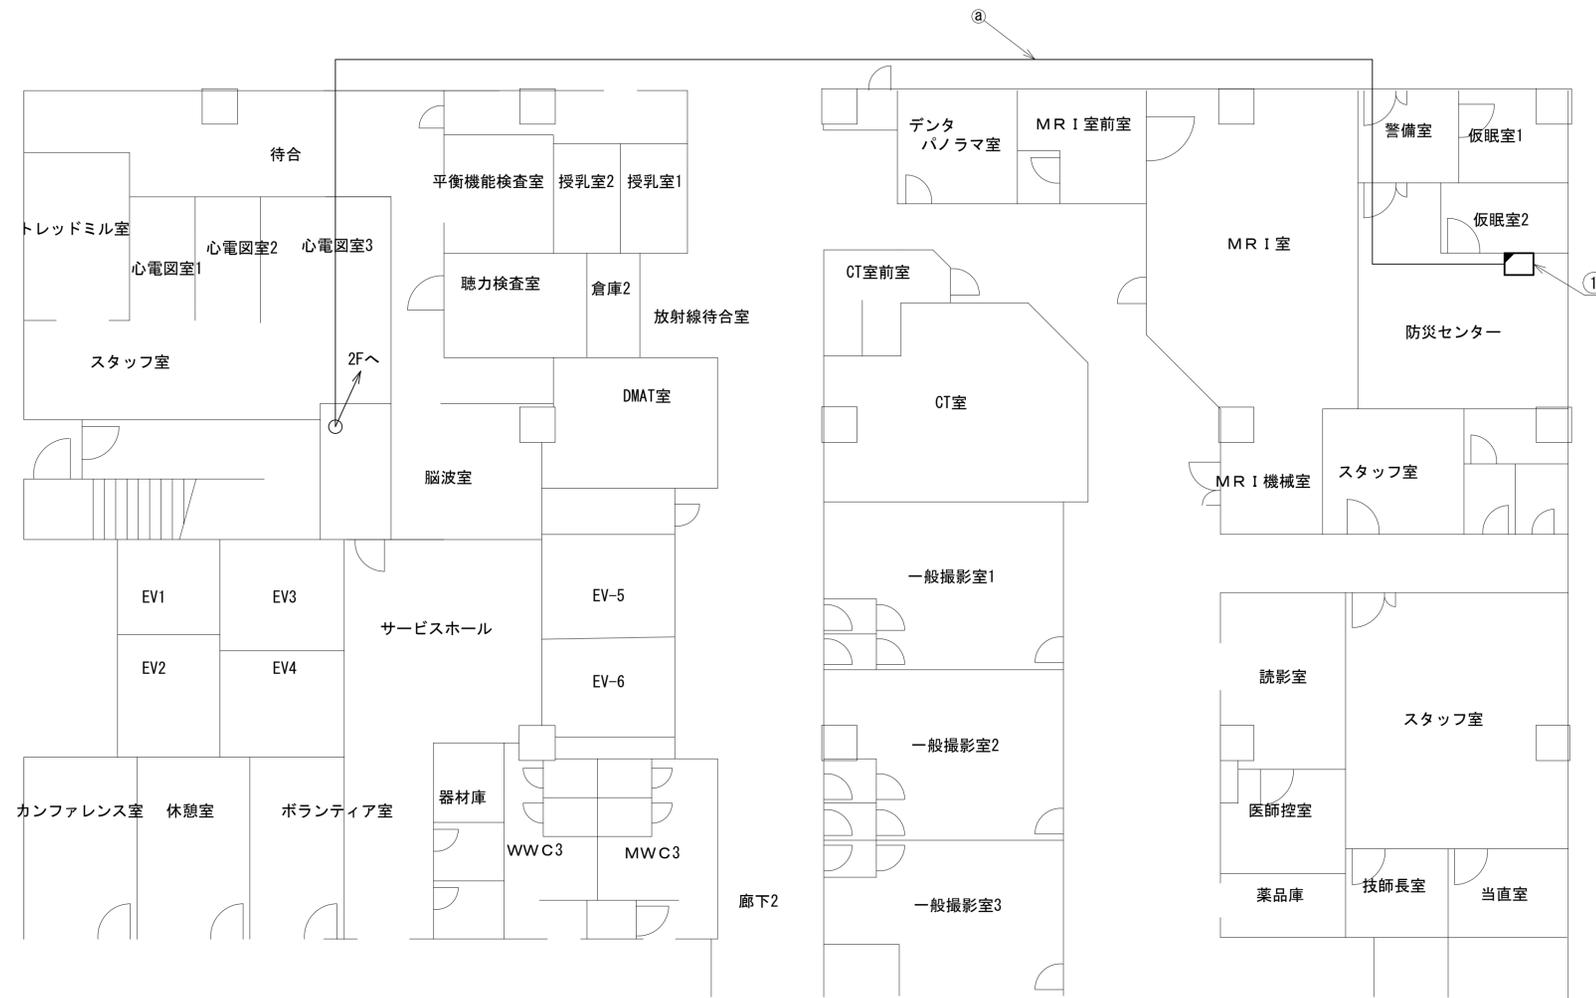

番号	名称	備考
①	収容卓	既設
	スピーカ付警告灯	新設
	防災電話 (IP)	新設
	防災情報端末	新設
	PoE HUB (8Port)	新設
	防災プリンタ	新設

名称	作業	施工方法
CE5. 5sq-3C	既設	
② EM-UTPO. 5-4P	既設	ケーブルラック (既設)
FCPEV-S0. 65-10P	既設	


1F平面図 (S=1/100)

凡例	
	新設
	撤去
	新設
	撤去
	既設
	既設

工事名	奈良県防災行政通信ネットワーク 衛星回線等再整備工事		
図面名	南奈良総合医療センター 1F 機器配置図 (新設)		
作成年月日	令和 6年 8月		
縮尺	1:100	図面番号	05
会社名	株式会社東京建設コンサルタント		
事業者名	奈良県		

南奈良総合医療センター 2F 機器配置図 (新設)


名称	作業	施工方法
① CE8sq-3C	既設	ケーブルラック(既設)
② CE8sq-3C×2	既設	ケーブルラック(既設)
③ EM-UTPO. 5-4P	既設	ケーブルラック(既設)
FCPEV-SO. 65-10P	既設	ケーブルラック(既設)
FCPEV-SO. 65-20P	既設	
CE5. 5sq-3C	既設	
EM-UTPO. 5-4P	既設	
CE3. 5sq-3C	既設	
LANケーブル	新設	ケーブルラック(既設)
CE3. 5sq-3C	既設	
LANケーブル	新設	ケーブルラック(既設)
FCPEV-SO. 65-20P	既設	
CE5. 5sq-3C	既設	ケーブルラック(既設)
EM-UTPO. 5-4P	既設	
FCPEV-SO. 65-10P	既設	ケーブルラック(既設)

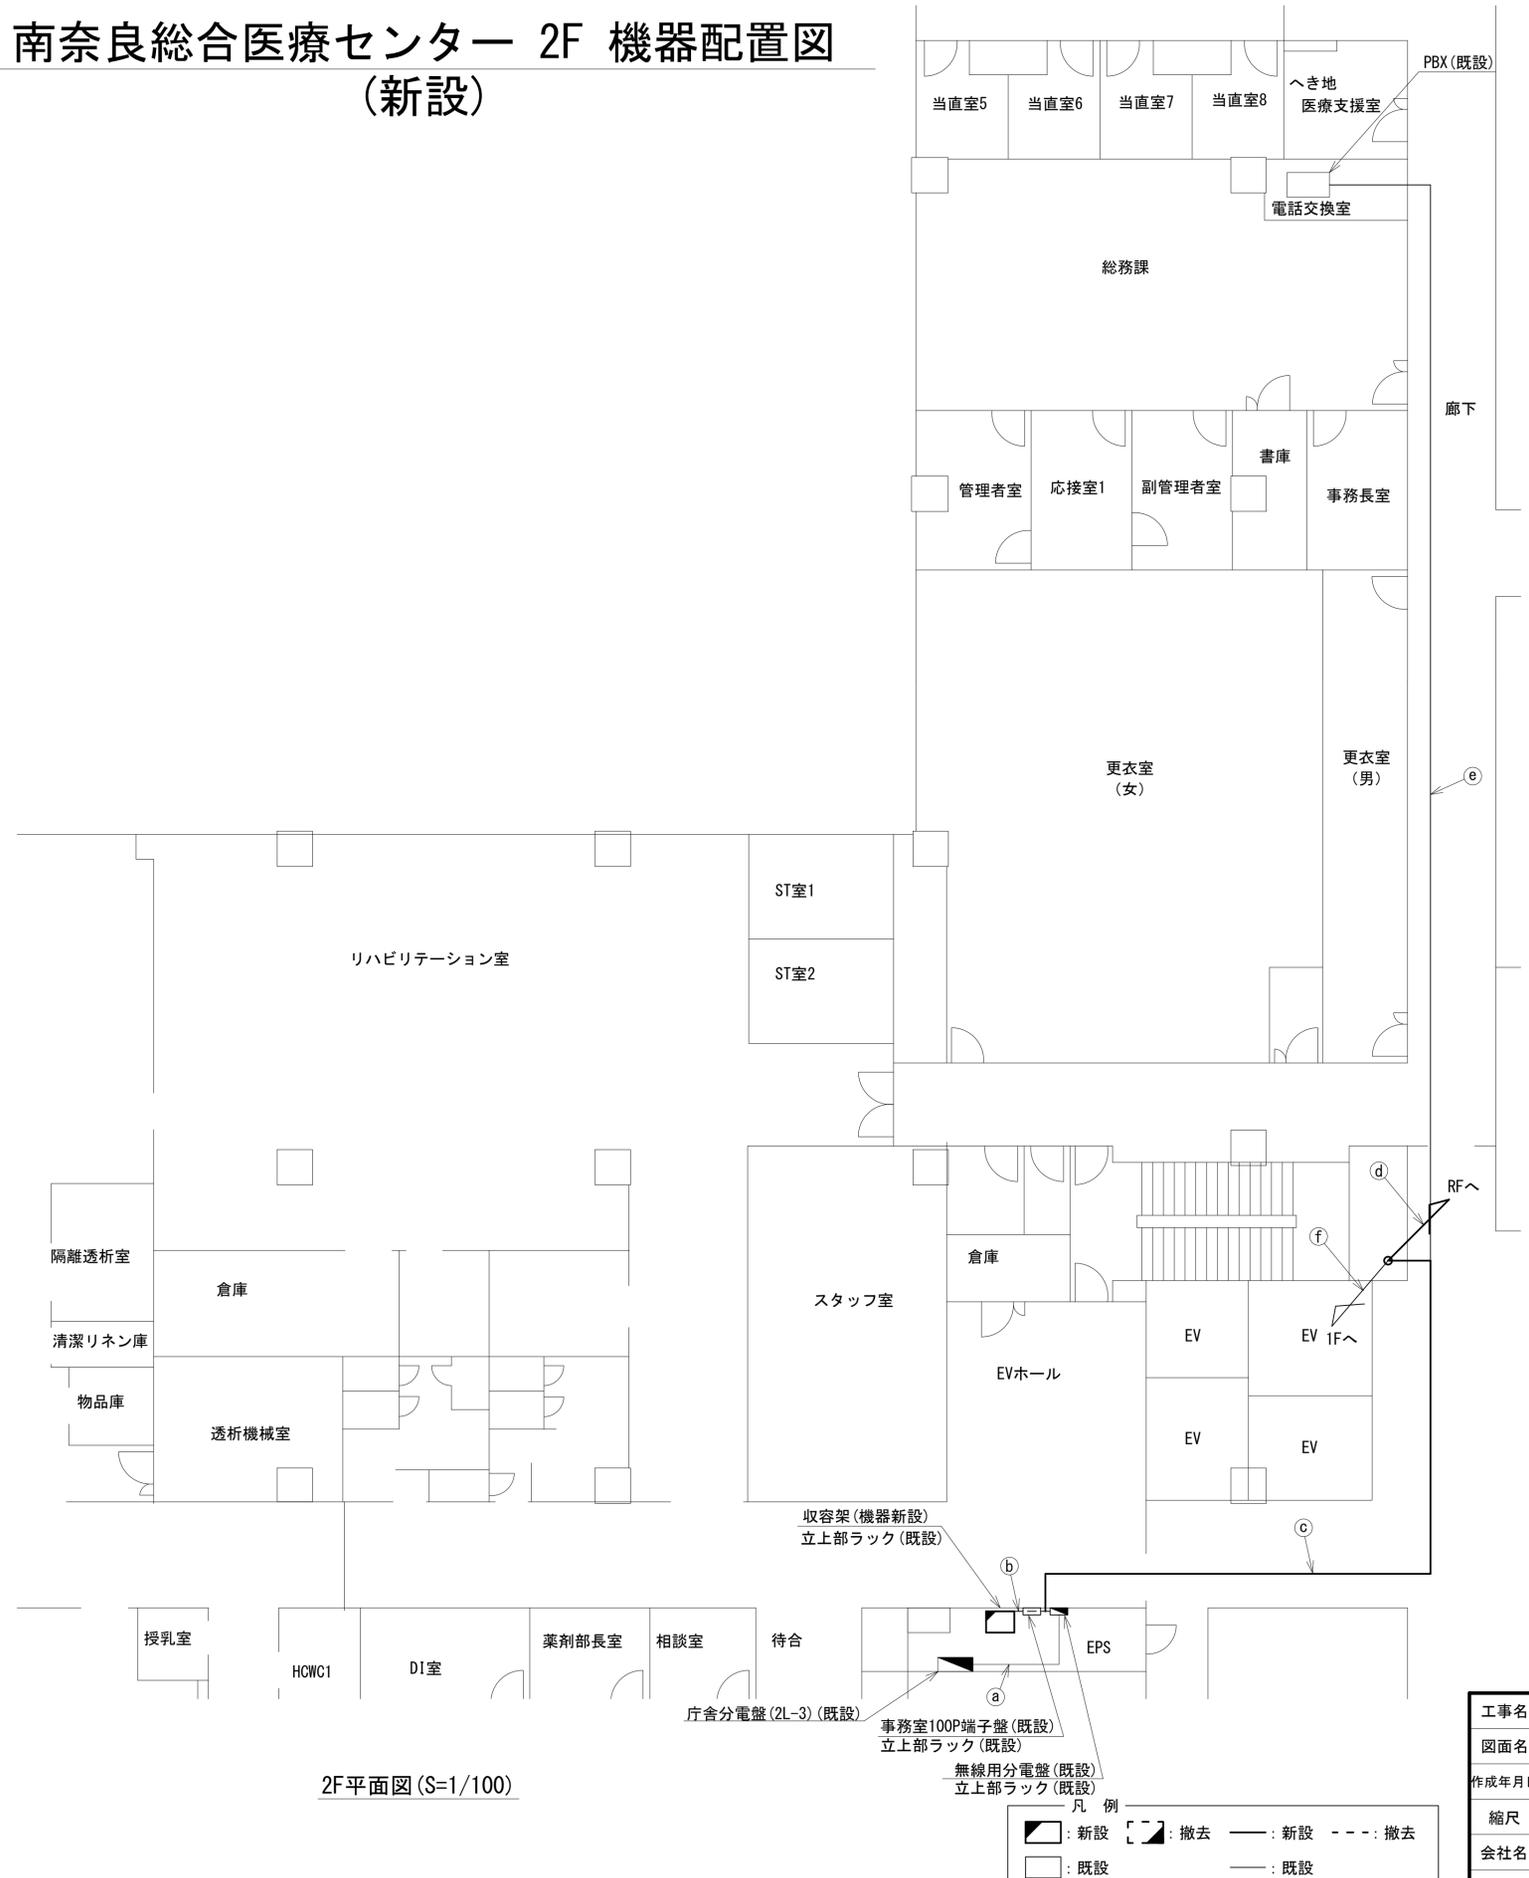

2F平面図 (S=1/100)

工事名	奈良県防災行政通信ネットワーク 衛星回線等再整備工事		
図面名	南奈良総合医療センター 2F 機器配置図(新設)		
作成年月日	令和 6年 8月		
縮尺	1:100	図面番号	06
会社名	株式会社東京建設コンサルタント		
事業者名	奈良県		

南奈良総合医療センター RF 機器配置図 (新設)

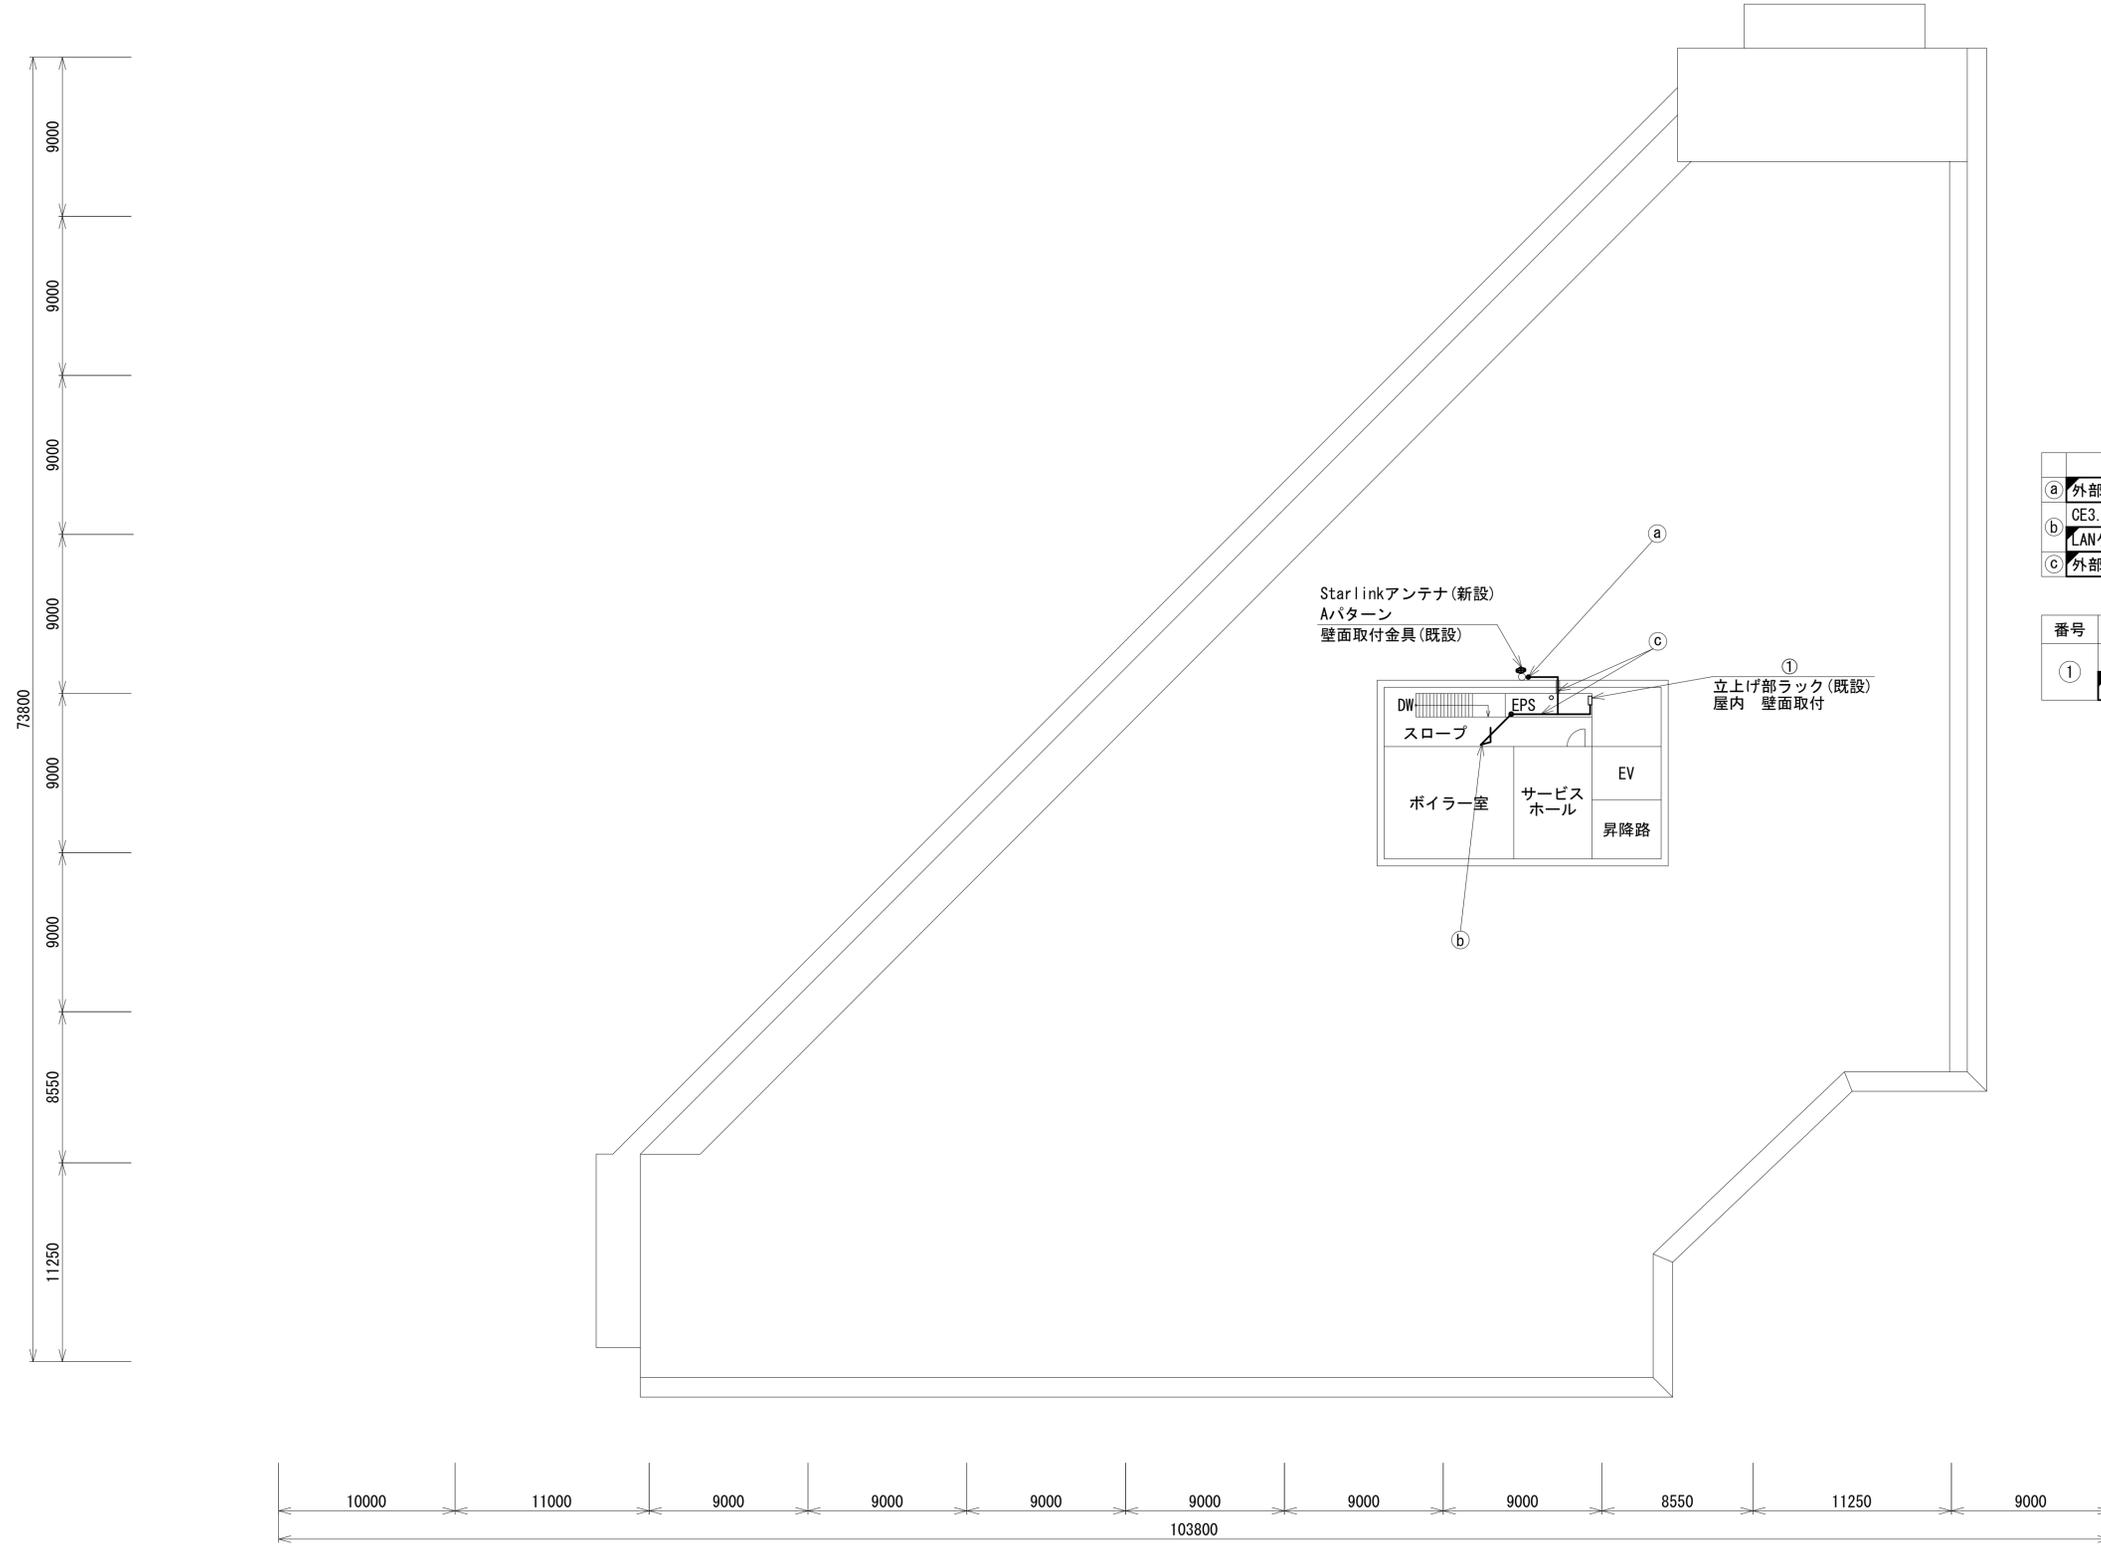

名称	作業	施工方法
① 外部アンテナ接続用ケーブル	新設	G42(既設)
CE3.5sq-3C	既設	ケーブルラック(既設)
LANケーブル	新設	
② 外部アンテナ接続用ケーブル	新設	ケーブルラック(既設)


番号	名称	備考
①	衛星機器収容箱	既設
	電源ユニット	新設

RF平面図(S=1/200)

凡例	
	新設
	撤去
	新設
	撤去
	既設
	既設

工事名	奈良県防災行政通信ネットワーク 衛星回線等再整備工事		
図面名	南奈良総合医療センター RF 機器配置図(新設)		
作成年月日	令和 6年 8月		
縮尺	1:200	図面番号	07
会社名	株式会社東京建設コンサルタント		
事業者名	奈良県		

南奈良総合医療センター 2F EPS内 機器配置図 (新設)

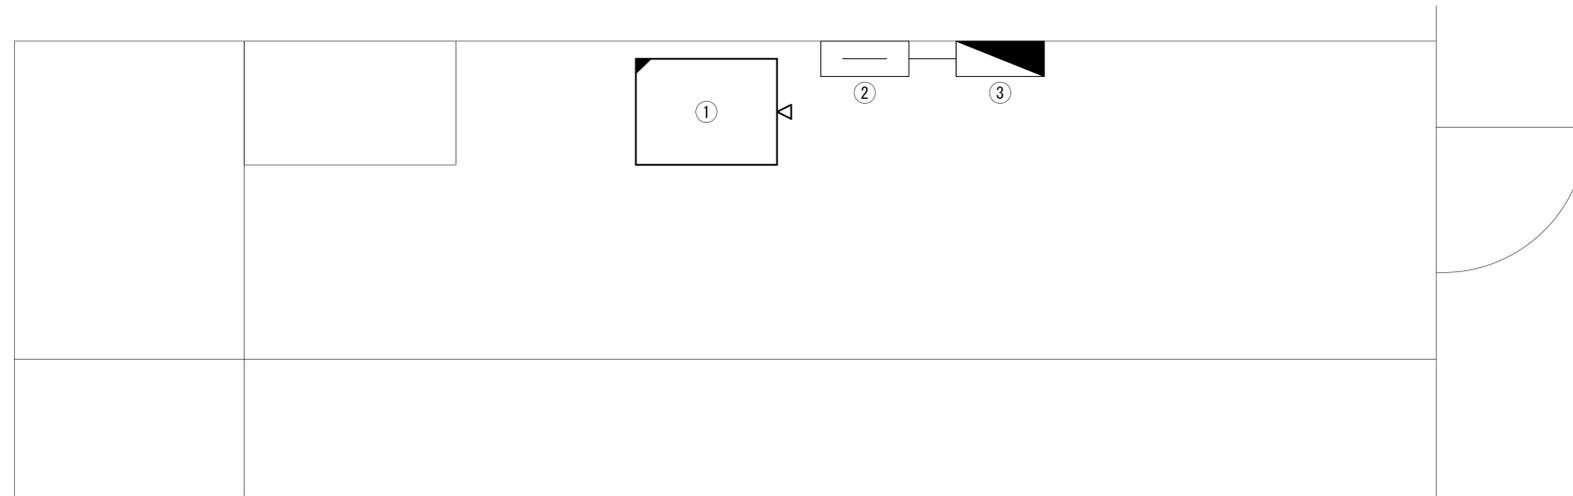

2F EPS内機器配置図(S=1/20)


番号	名称	備考
	收容架	既設
①	フレッツVPNワイド ONU	新設
	UPS	新設
	UTM	新設
②	事務室100P端子盤	既設
③	無線用分電盤	既設

凡 例

	新設		撤去		新設		撤去
	既設		既設		既設		既設

工事名	奈良県防災行政通信ネットワーク 衛星回線等再整備工事		
図面名	南奈良総合医療センター 2F EPS内 機器配置図(新設)		
作成年月日	令和 6年 8月		
縮尺	1:20	図面番号	08
会社名	株式会社東京建設コンサルタント		
事業者名	奈良県		


南奈良総合医療センター 電源系統図(参考図)

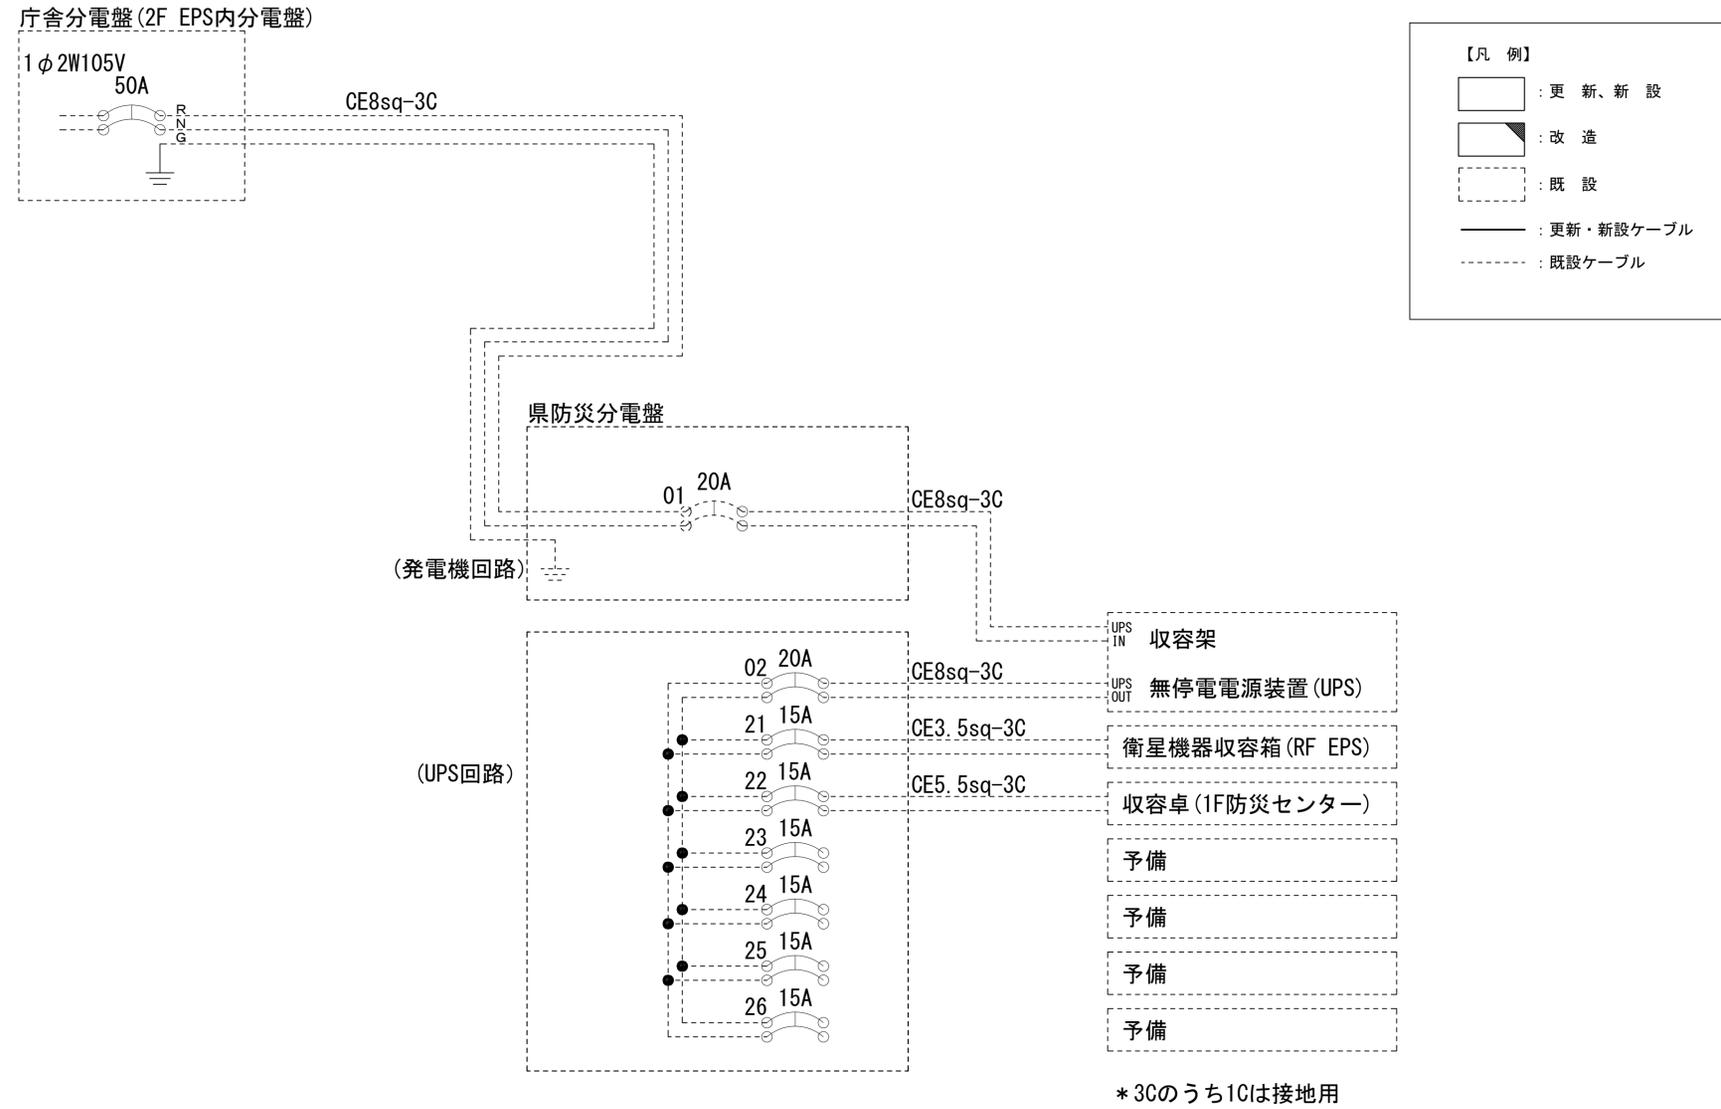

工事名	奈良県防災行政通信ネットワーク 衛星回線等再整備工事		
図面名	南奈良総合医療センター 電源系統図(参考図)		
作成年月日	令和 6年 8月		
縮尺	NON	図面番号	10
会社名	株式会社東京建設コンサルタント		
事業者名	奈良県		

南奈良総合医療センター 系統図 (撤去)


- 凡 例
- VSAT VSAT
 - L2SW (16Port) L2-SW (16Port)
 - L2SW (8Port) L2-SW (8Port)
 - L2SW (16Port) +メディアコンバーター
 - L2SW (8Port) +メディアコンバーター
 - VPNルーター
 - 被遠方監視制御装置
 - 防災IP交換機
 - UPS 無停電電源装置
 - PC1 防災情報端末
 - PC2 ローカルWEBサーバ兼 防災情報端末
 - PC (opt) 防災情報端末 (オプション)
 - 複合機
 - M/C メディアコンバーター
 - ① 防災電話
 - ② 防災電話 (衛星)
 - ③ コンセントBOX
 - 衛星IDU 衛星携帯電話 IDU
 - 衛星FAXアダプタ
 - マルチアダプタ
 - FAX FAX
 - SPD SPD盤
 - 分配機
 - 震度表示処理装置
 - PBX PBX
 - 端子盤、MDF
 - H.W 大和路ハイウェイ
 - K-OPT K-OPTICAL
 - 電源端子台
 - 情報コンセント
 - 警告灯
 - スピーカ付警告灯
 - モニタ
 - IRD
 - J-ALERT
 - 変圧器
 - USBPrint USBプリントサーバー
 - Print プリンタ

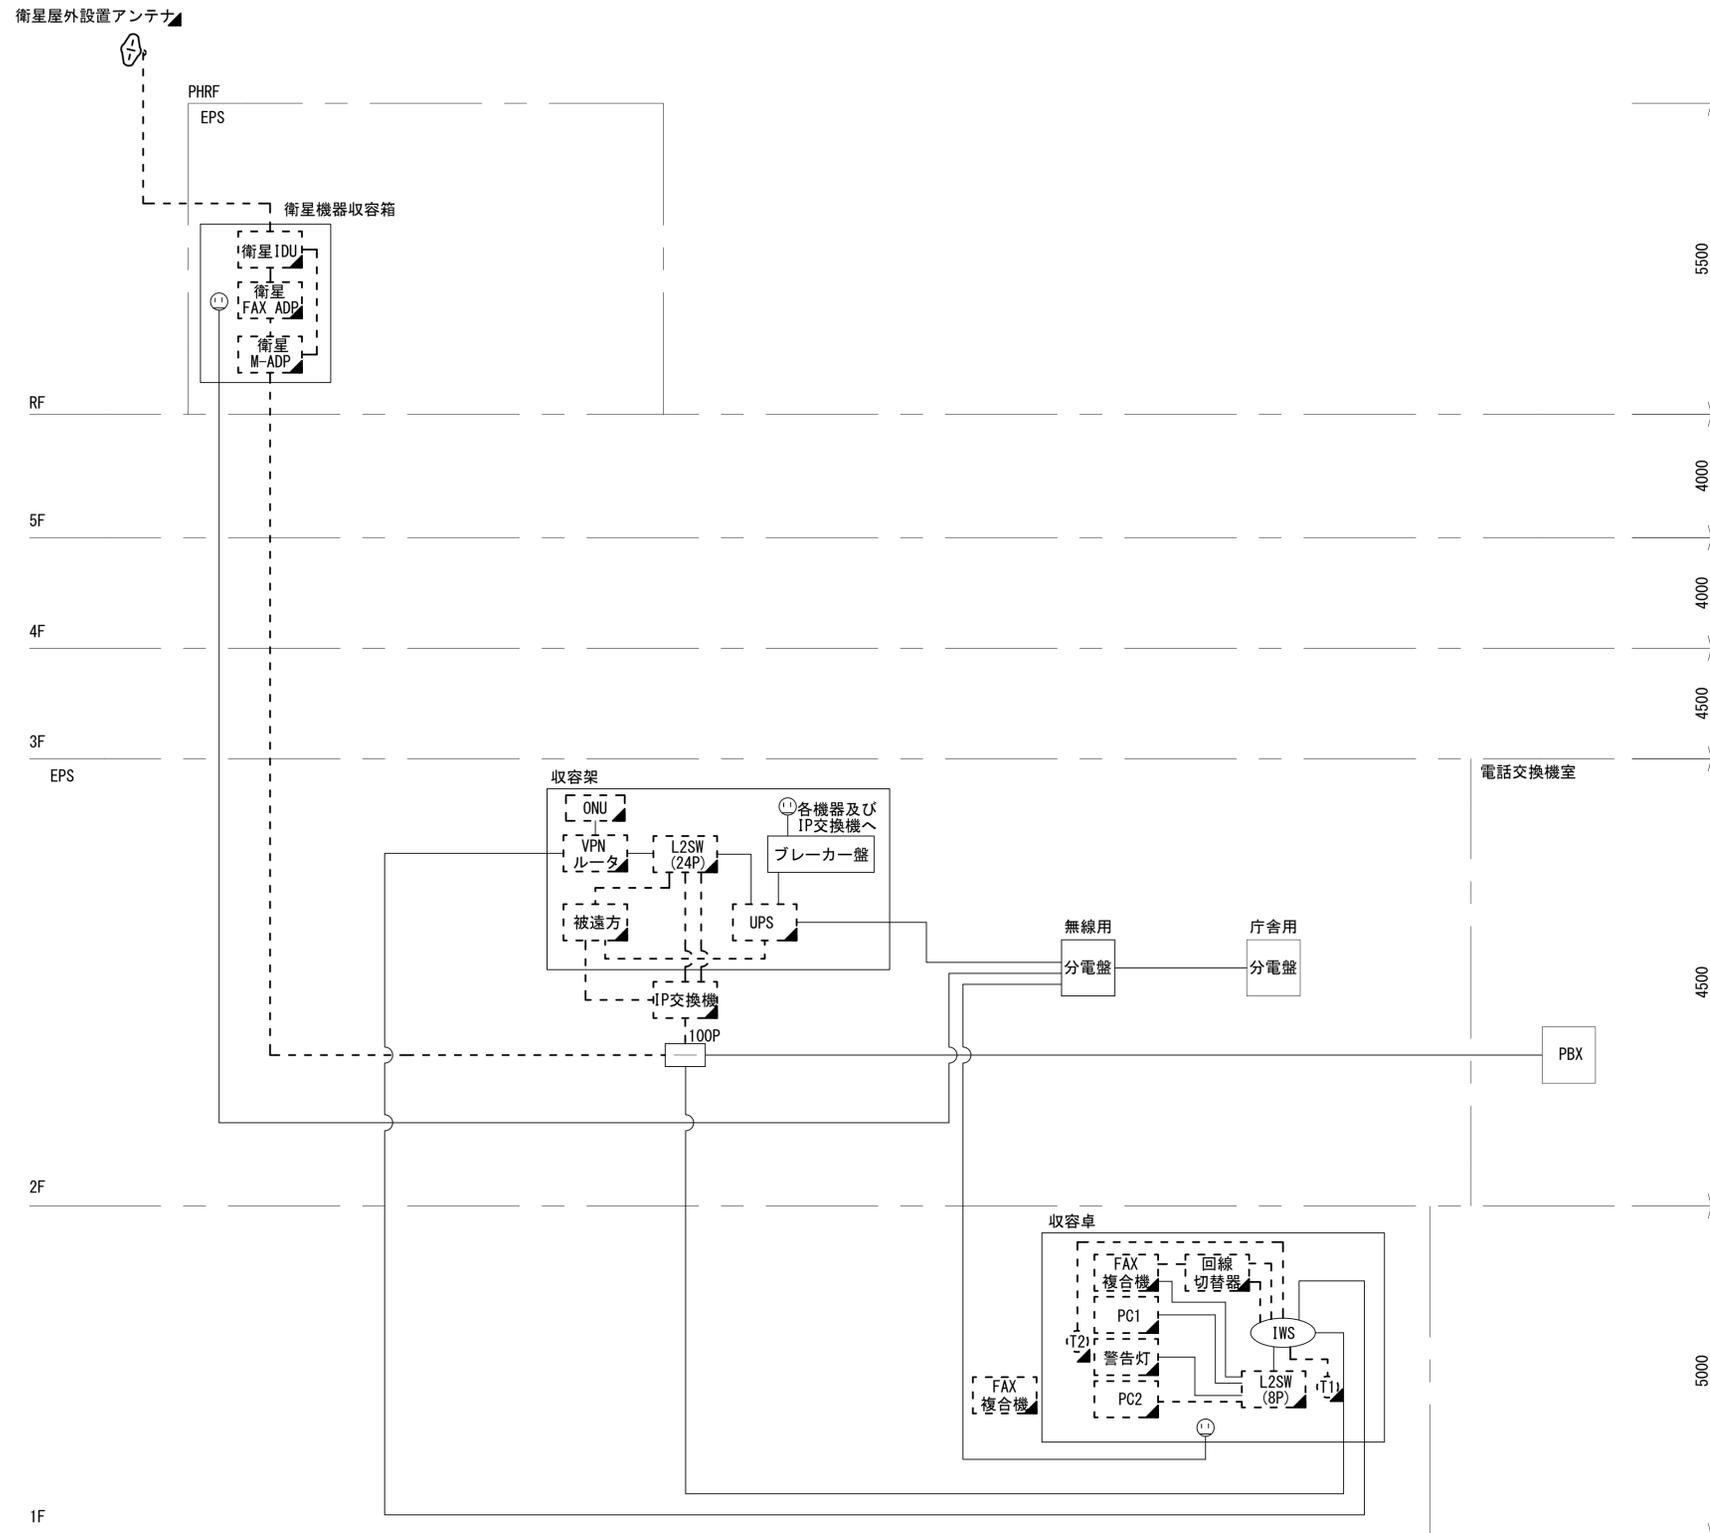

- 凡 例
- : 新設 □: 撤去
 - : 新設 - - -: 撤去
 - : 既設 —: 既設

工事名	奈良県防災行政通信ネットワーク 衛星回線等再整備工事		
図面名	南奈良総合医療センター 系統図 (撤去)		
作成年月日	令和 6年 8月		
縮尺	NON	図面番号	11
会社名	株式会社東京建設コンサルタント		
事業者名	奈良県		

南奈良総合医療センター 敷地平面図 (撤去)

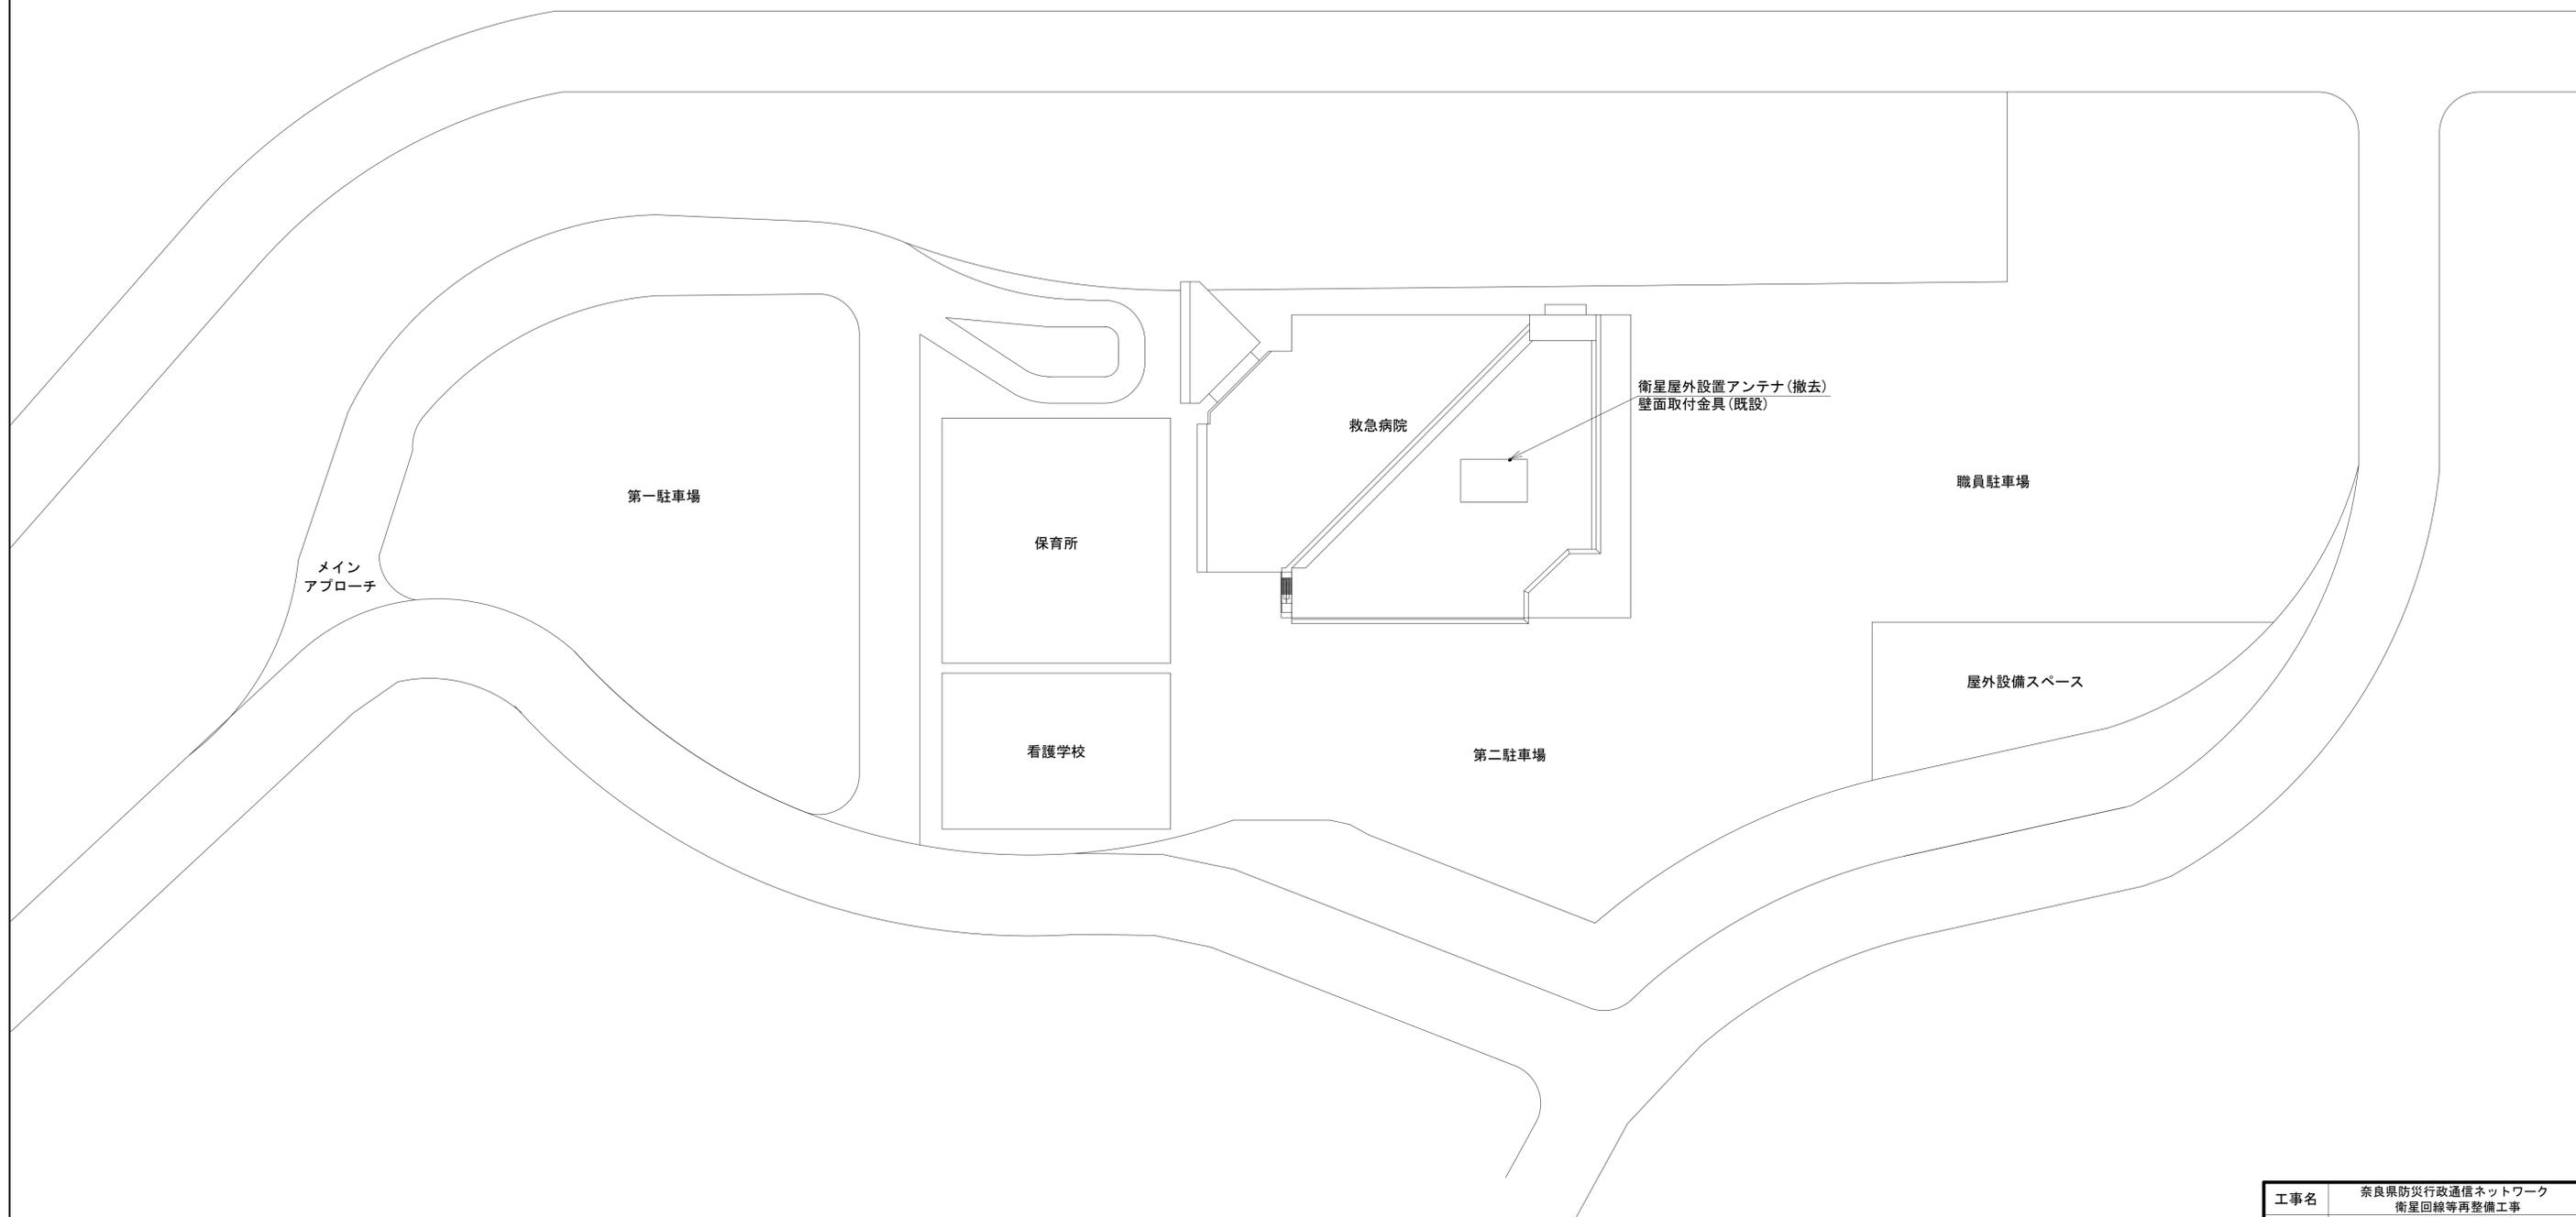


平面図 (S=1/800)

凡例	
■: 新設	□: 撤去
—: 新設	- - -: 撤去
□: 既設	—: 既設

工事名	奈良県防災行政通信ネットワーク 衛星回線等整備工事		
図面名	南奈良総合医療センター 敷地平面図(撤去)		
作成年月日	令和 6年 8月		
縮尺	1:800	図面番号	12
会社名	株式会社東京建設コンサルタント		
事業者名	奈良県		

南奈良総合医療センター 機器据付図 (撤去)

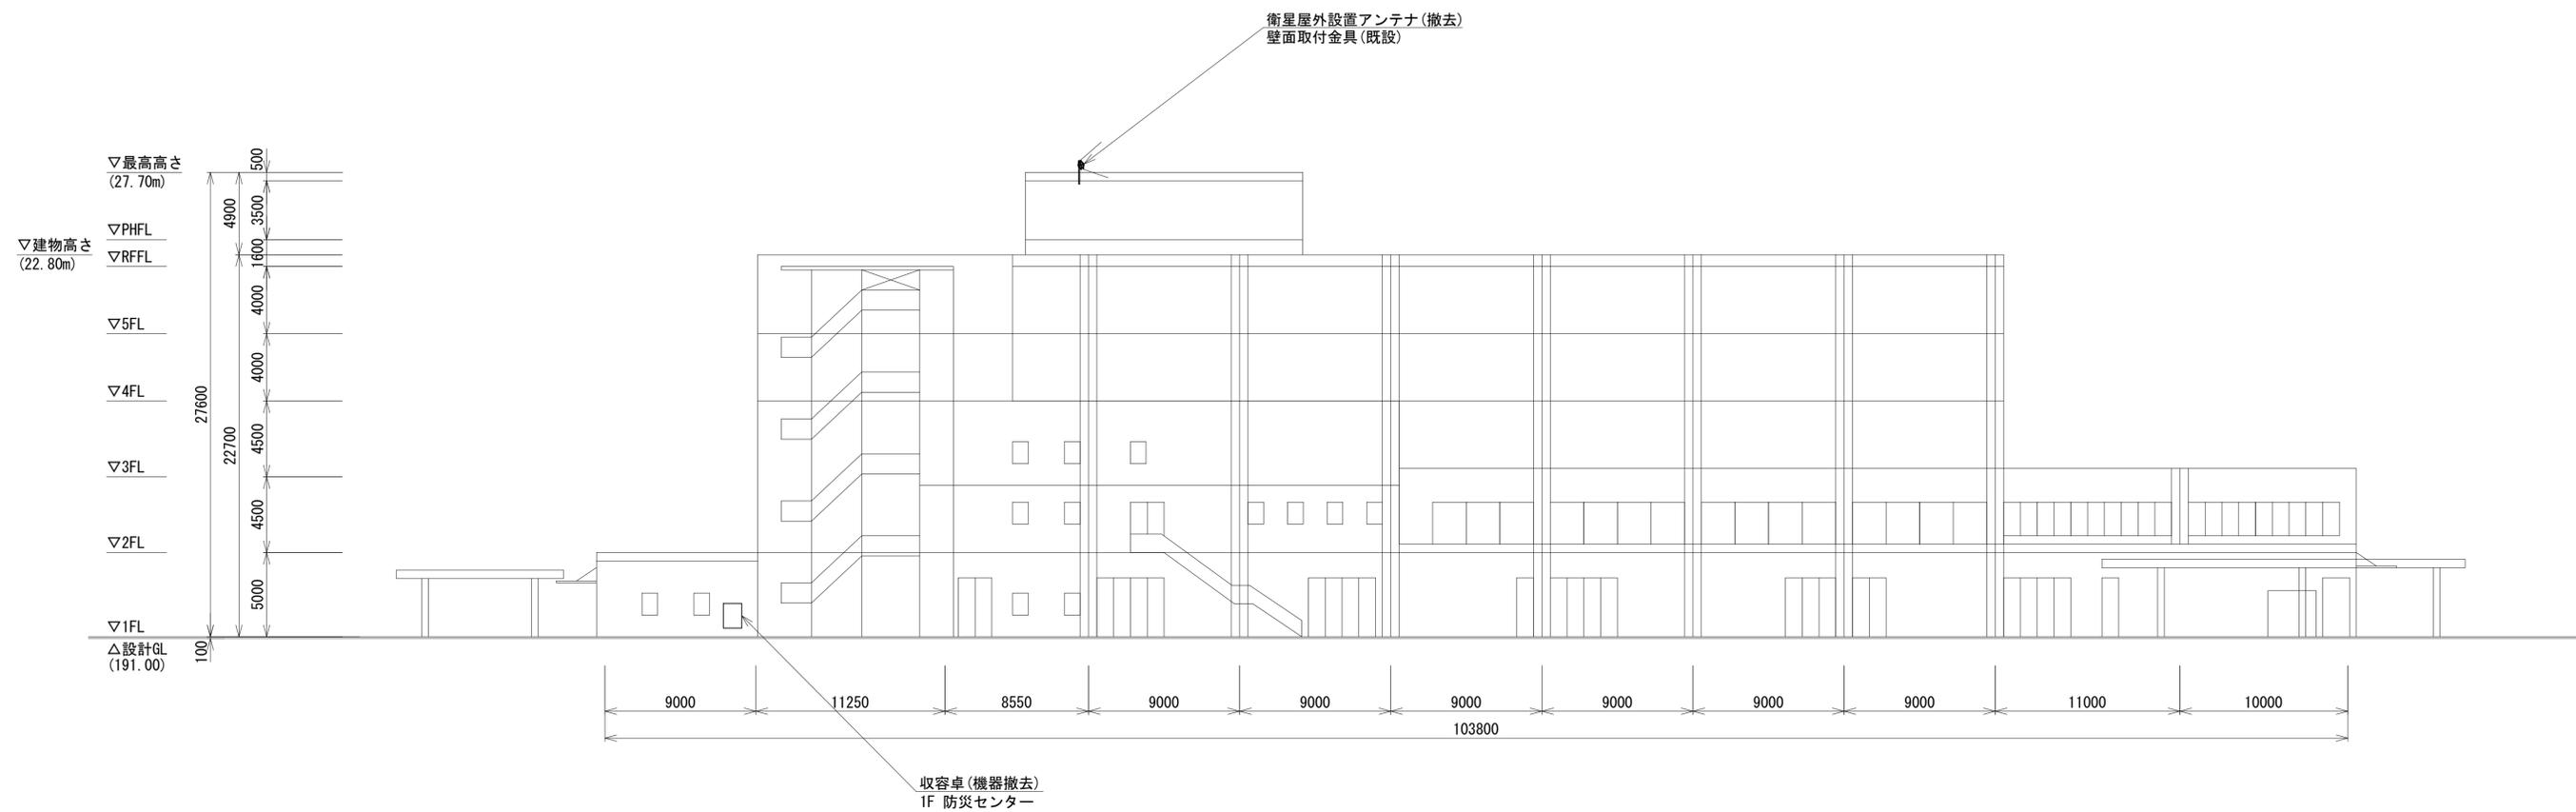

北立面図(S=1/200)

凡 例	
	新設
	撤去
	新設
	撤去
	既設
	既設

工事名	奈良県防災行政通信ネットワーク 衛星回線等再整備工事		
図面名	南奈良総合医療センター 機器据付図(撤去)		
作成年月日	令和 6年 8月		
縮尺	1:200	図面番号	13
会社名	株式会社東京建設コンサルタント		
事業者名	奈良県		

南奈良総合医療センター 1F 機器配置図 (撤去)



番号	名称	備考
	収容卓	既設
	スピーカ付警告灯	撤去
	防災電話	撤去
	防災電話(衛星)	撤去
①	防災情報端末(ローカルサーバ)	撤去
	防災情報端末	撤去
	L2-SW(8port)	撤去
	回線切替器	撤去
	FAX・複合機	撤去

	名称	作業	施工方法
	CE5.5sq-3C	既設	
a	EM-UTPO.5-4P	既設	ケーブルラック(既設)
	FCPEV-S0.65-10P	既設	


1F平面図(S=1/100)

凡例			
	: 新設		: 撤去
	: 既設		: 撤去
	: 既設		: 撤去

工事名	奈良県防災行政通信ネットワーク 衛星回線等再整備工事		
図面名	南奈良総合医療センター 1F 機器配置図(撤去)		
作成年月日	令和 6年 8月		
縮尺	1:100	図面番号	14
会社名	株式会社東京建設コンサルタント		
事業者名	奈良県		

南奈良総合医療センター 2F 機器配置図 (撤去)

名称	作業	施工方法
a) CE8sq-3C	既設	ケーブルラック(既設)
SWVPO. 5-40C×2	撤去	
b) CE8sq-3C×2	既設	ケーブルラック(既設)
EM-UTPO. 5-4P	既設	
FCPEV-SO. 65-10P	既設	
FCPEV-SO. 65-20P	既設	
c) CE5. 5sq-3C	既設	ケーブルラック(既設)
EM-UTPO. 5-4P	既設	
CE3. 5sq-3C	既設	
電子ボタン電話用ケーブル0. 5-4P	撤去	
d) CE3. 5sq-3C	既設	ケーブルラック(既設)
電子ボタン電話用ケーブル0. 5-4P	撤去	
e) FCPEV-SO. 65-20P	既設	ケーブルラック(既設)
CE5. 5sq-3C	既設	
f) EM-UTPO. 5-4P	既設	ケーブルラック(既設)
FCPEV-SO. 65-10P	既設	

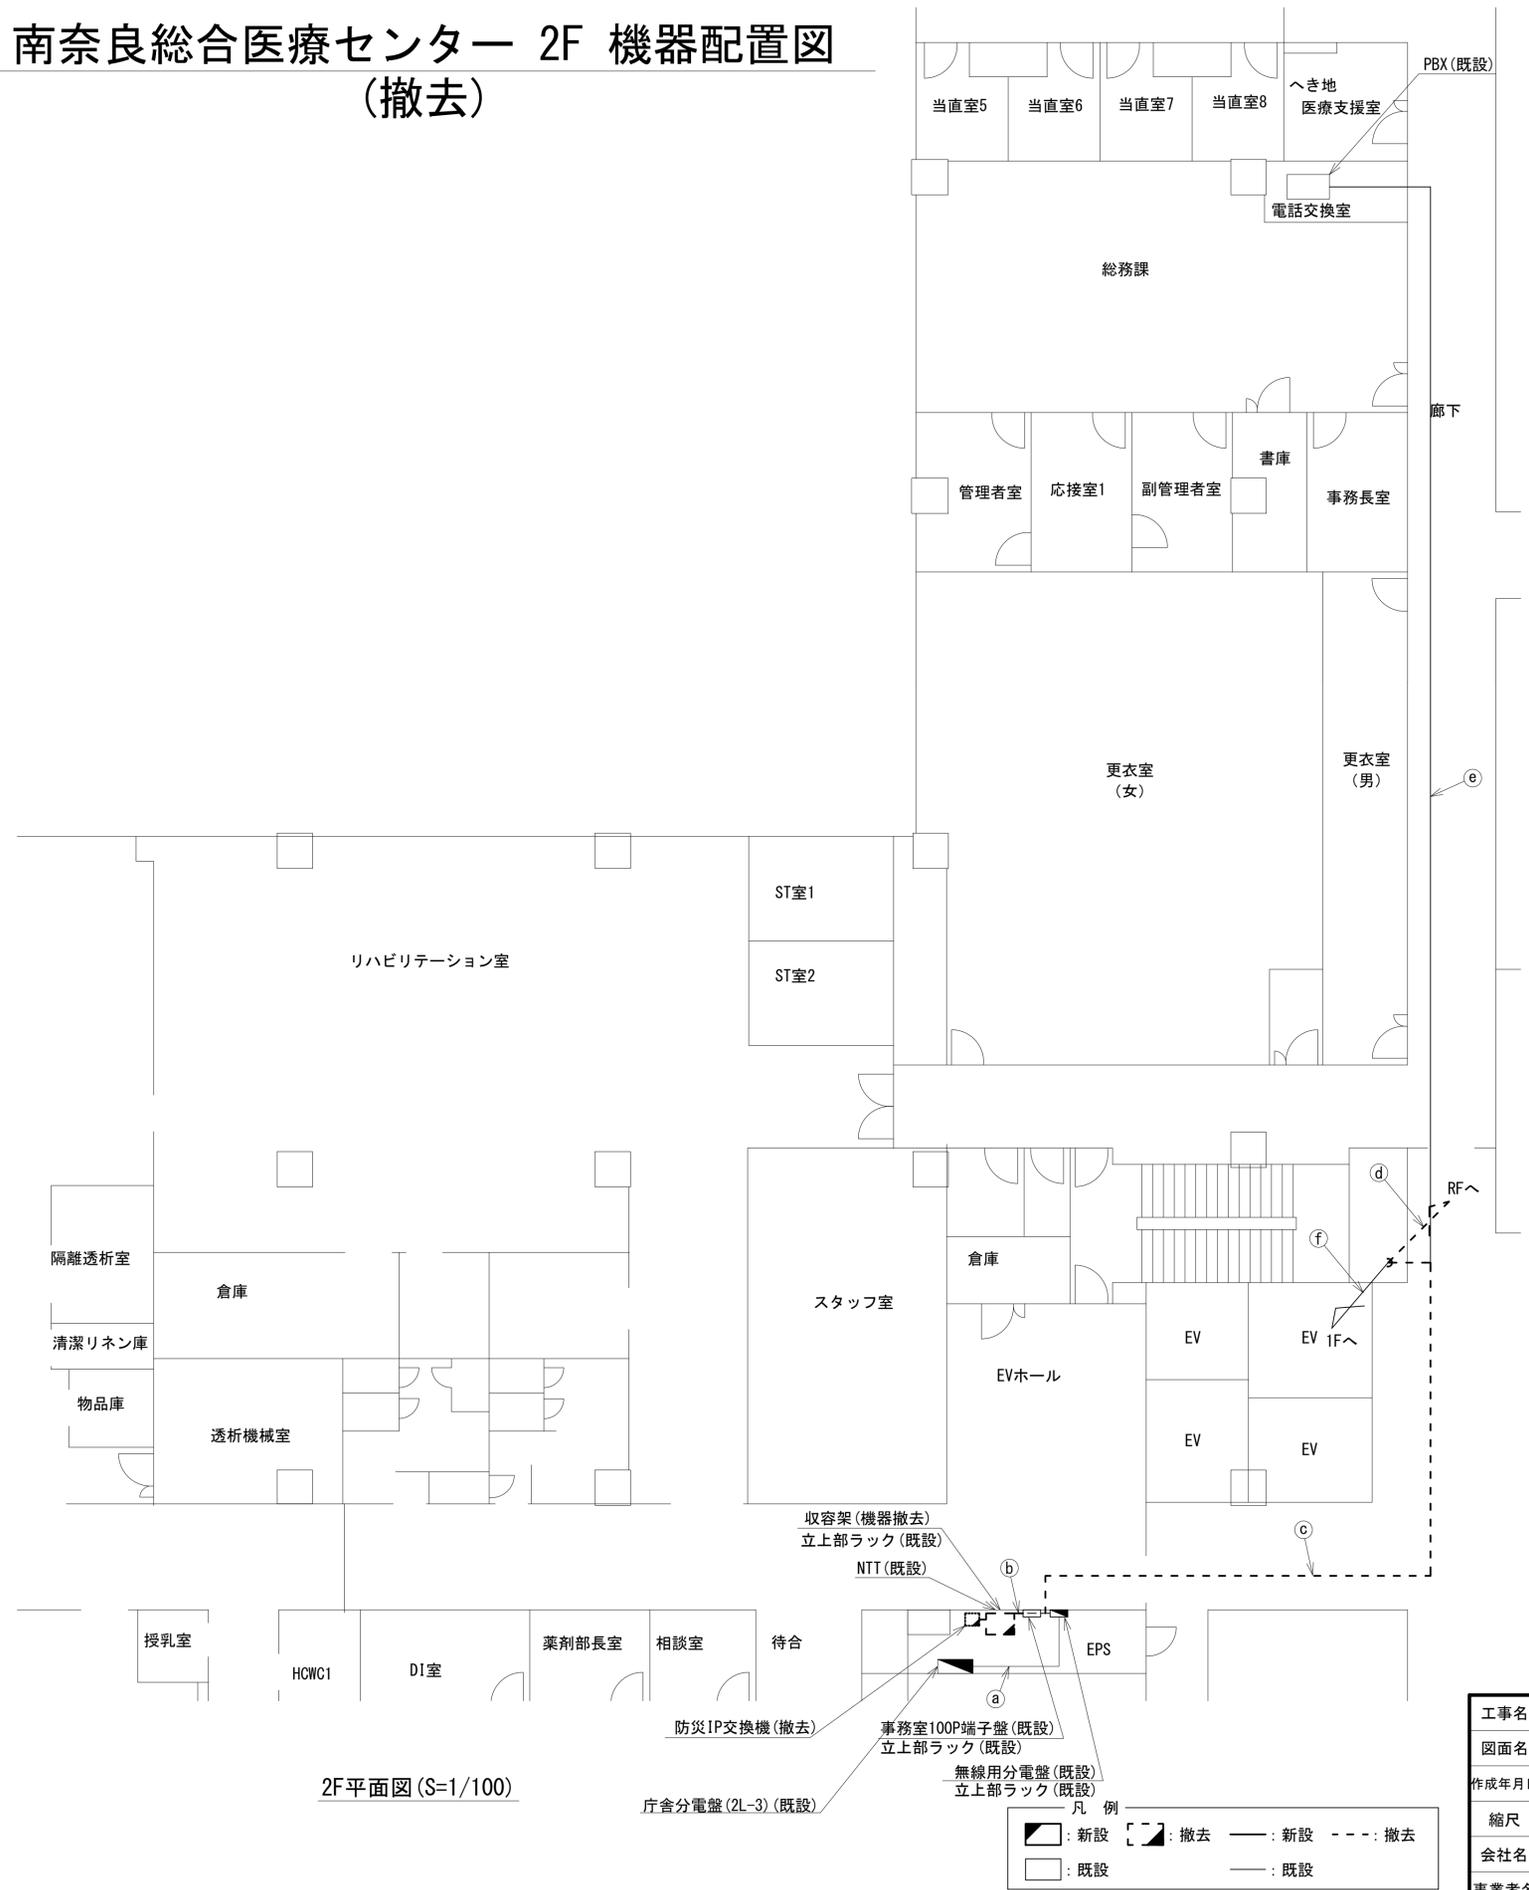


2F平面図(S=1/100)

凡例

	: 新設		: 撤去
	: 既設		: 撤去

工事名	奈良県防災行政通信ネットワーク 衛星回線等再整備工事		
図面名	南奈良総合医療センター 2F 機器配置図(撤去)		
作成年月日	令和 6年 8月		
縮尺	1:100	図面番号	15
会社名	株式会社東京建設コンサルタント		
事業者名	奈良県		

南奈良総合医療センター RF 機器配置図 (撤去)

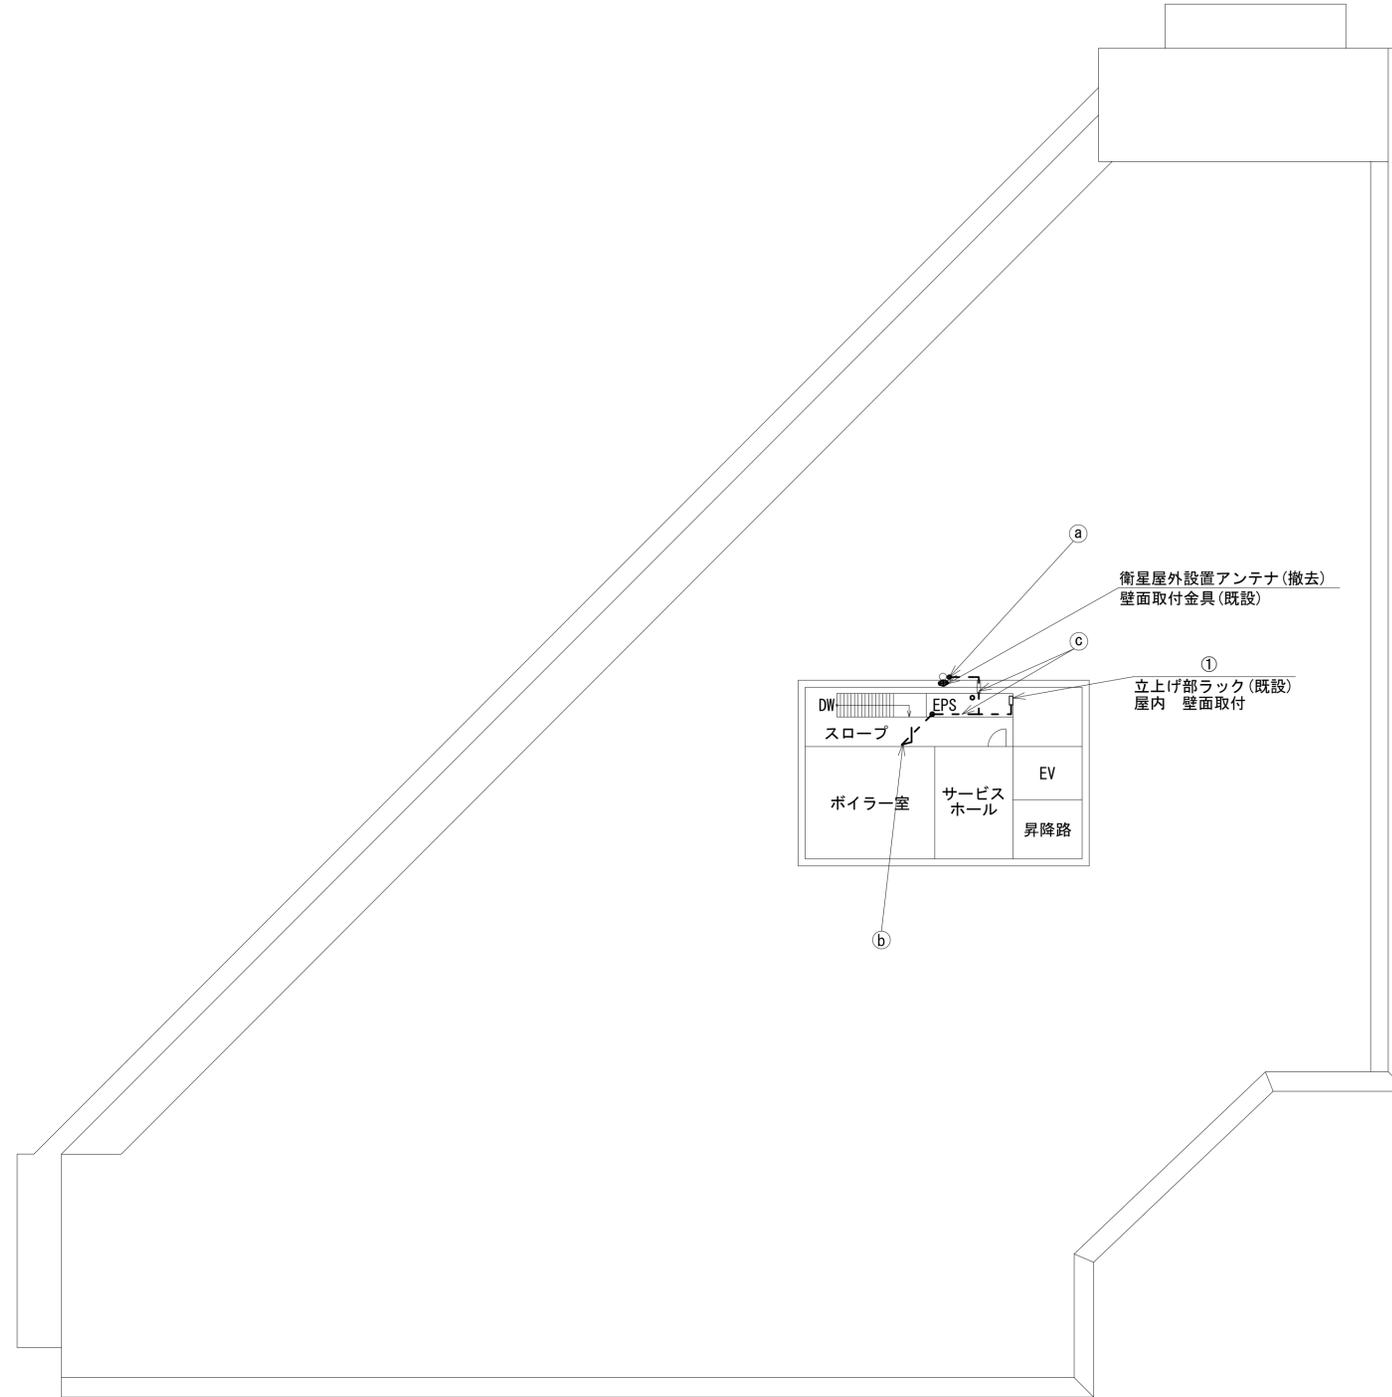

番号	名称	備考
①	衛星機器収容箱	既設
	衛星可搬端末	撤去
	衛星FAXアダプター	撤去
	衛星ハンドセット	撤去
	マルチアダプター	撤去


	名称	作業	施工方法
a	外部アンテナ接続用ケーブル	撤去	G42(既設)
b	CE3.5sq-3C	既設	ケーブルラック(既設)
	電子ボタン電話用ケーブル0.5-4P	撤去	
c	外部アンテナ接続用ケーブル	撤去	ケーブルラック(既設)

RF平面図(S=1/200)

凡例	
	新設
	撤去
	新設
	撤去
	既設
	既設

工事名	奈良県防災行政通信ネットワーク 衛星回線等再整備工事		
図面名	南奈良総合医療センター RF 機器配置図(撤去)		
作成年月日	令和 6年 8月		
縮尺	1:200	図面番号	16
会社名	株式会社東京建設コンサルタント		
事業者名	奈良県		

南奈良総合医療センター 2F EPS内 機器配置図 (撤去)

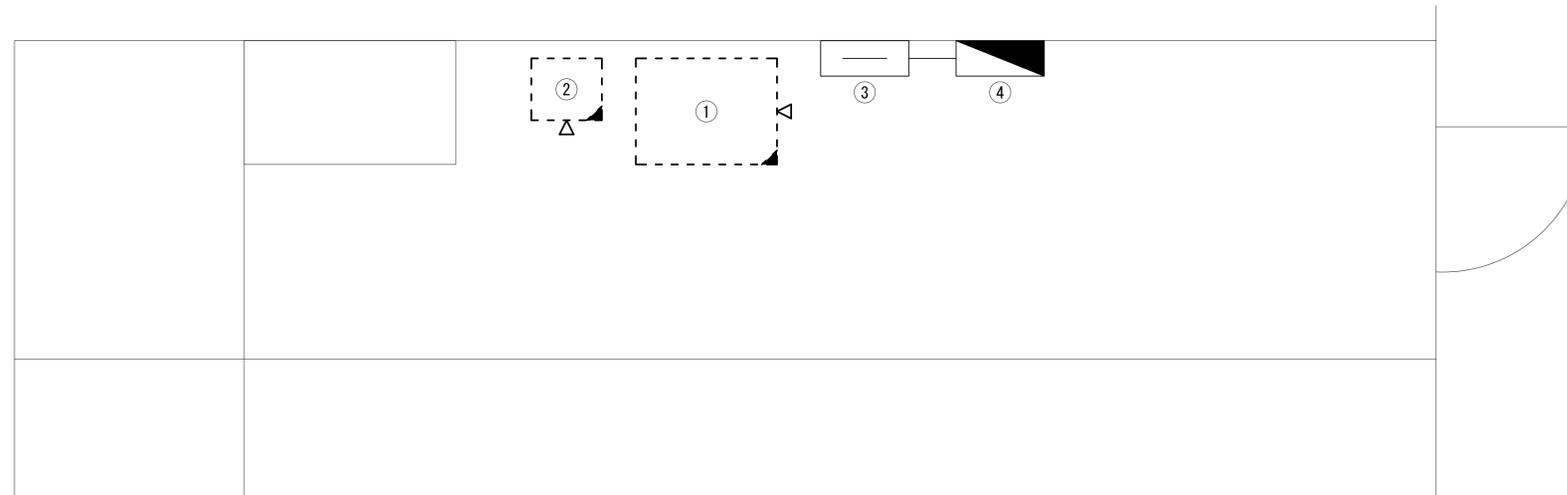


2F EPS内機器配置図(S=1/20)

番号	名称	備考
	収容架	既設
①	広域イーサネット ONU	撤去
	L2-SW (24Port)	撤去
	被遠方監視制御装置	撤去
	UPS	撤去
	VPNルータ	撤去
	防災IP交換機	撤去
③	事務室100P端子盤	既設
④	無線用分電盤	既設

凡例	
: 新設	: 撤去
: 既設	: 撤去
: 新設	: 撤去
: 既設	: 撤去

工事名	奈良県防災行政通信ネットワーク 衛星回線等再整備工事		
図面名	南奈良総合医療センター 2F EPS内 機器配置図(撤去)		
作成年月日	令和 6年 8月		
縮尺	1:20	図面番号	17
会社名	株式会社東京建設コンサルタント		
事業者名	奈良県		

南奈良総合医療センター 配線系統図 (撤去)

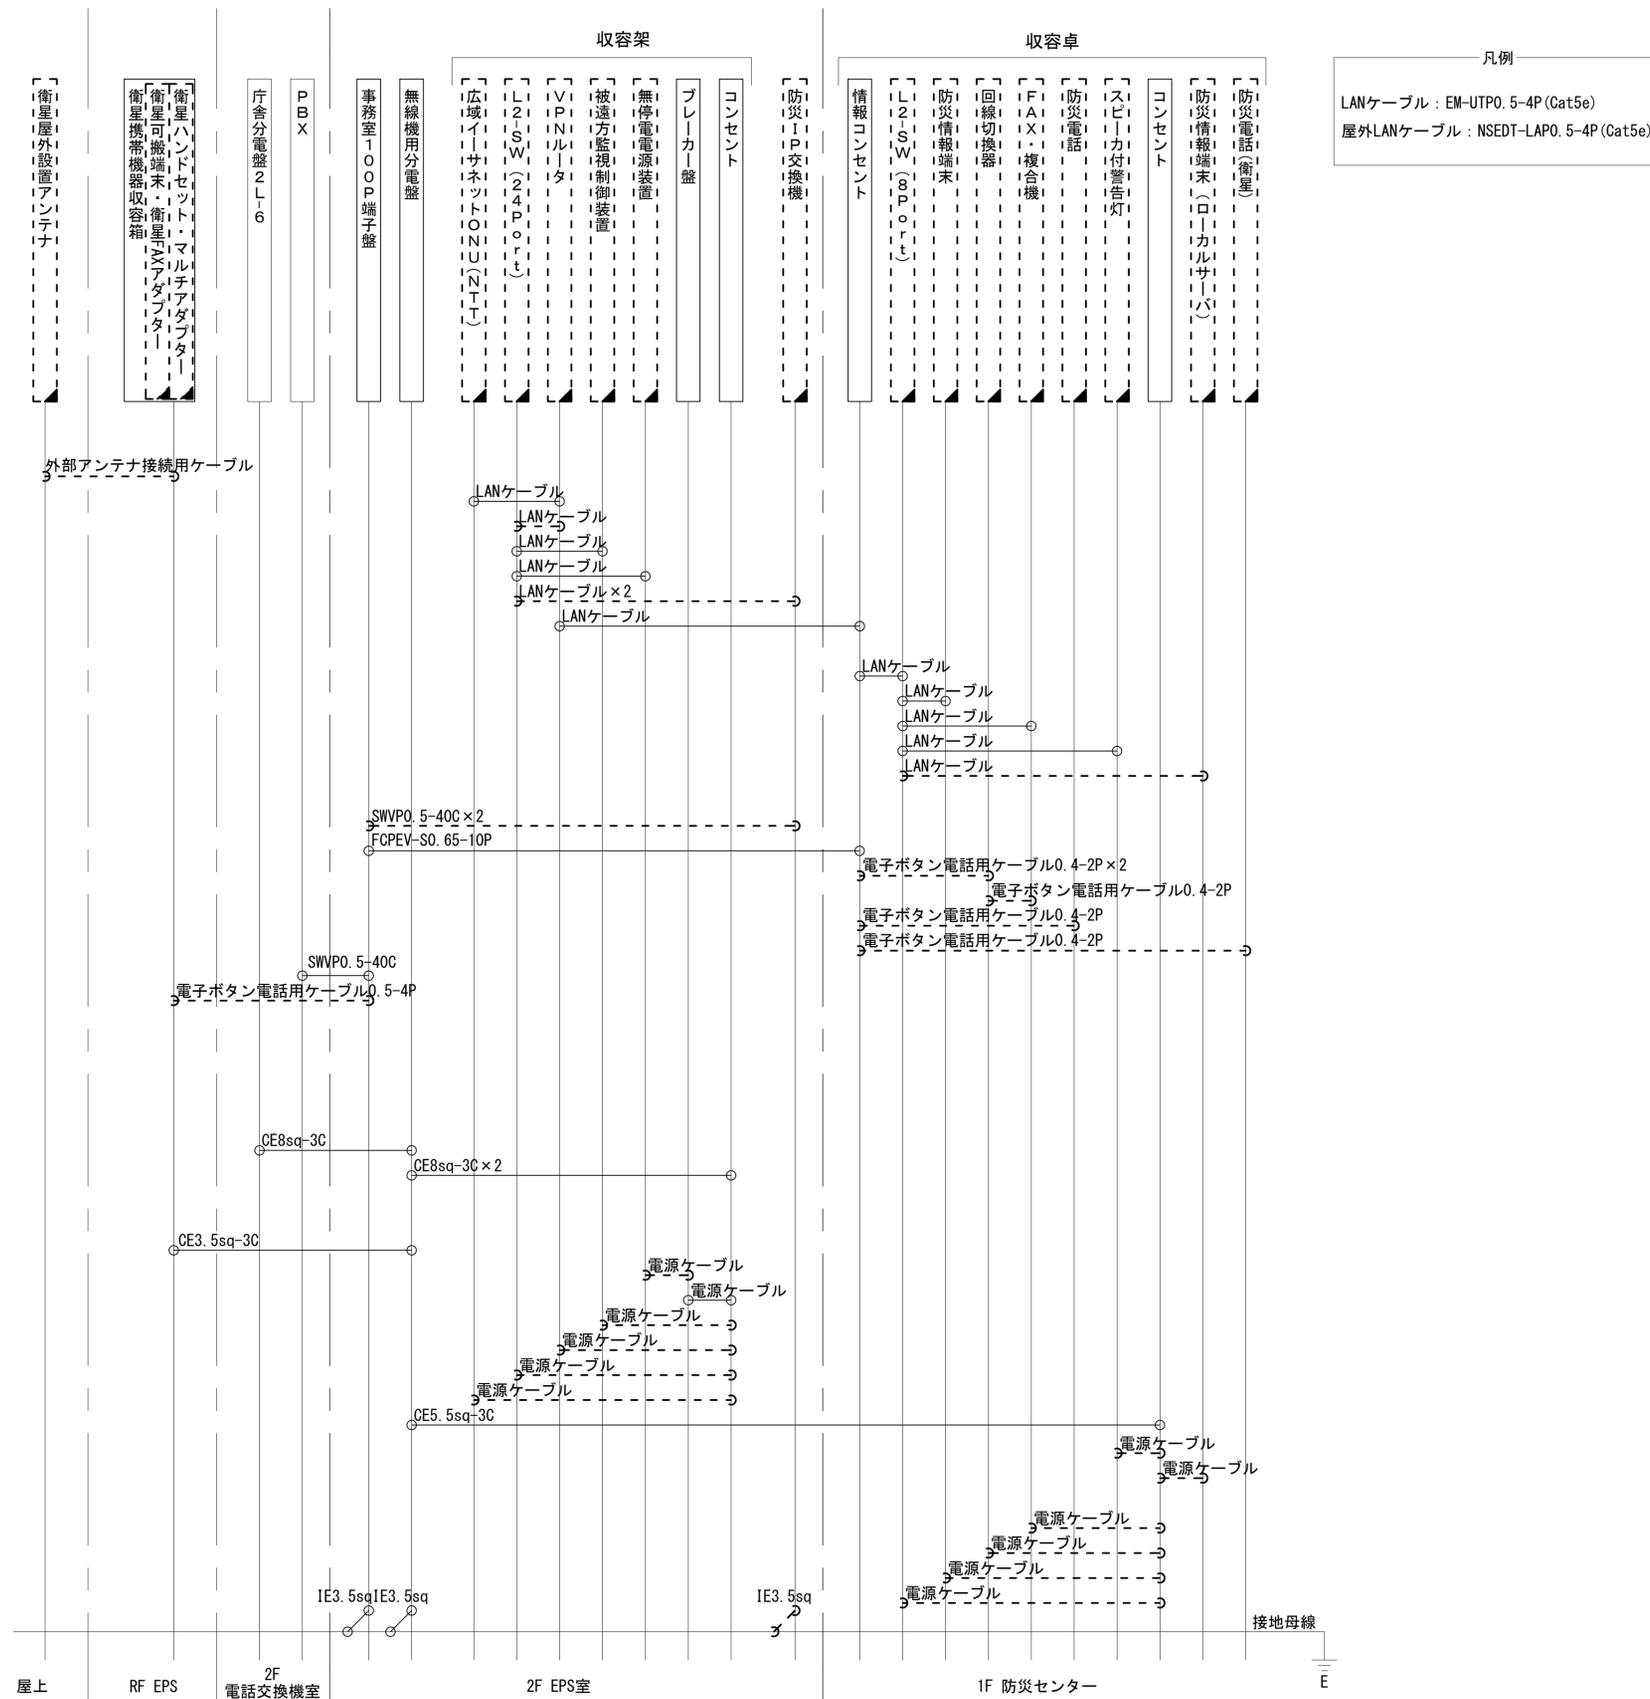

凡例
 LANケーブル : EM-UTPO. 5-4P (Cat5e)
 屋外LANケーブル : NSED-T-LAPO. 5-4P (Cat5e)

凡例
 [] : 新設 [] : 撤去 — : 新設 - - - : 撤去
 □ : 既設 — : 既設

工事名	奈良県防災行政通信ネットワーク 衛星回線等再整備工事		
図面名	南奈良総合医療センター 配線系統図 (撤去)		
作成年月日	令和 6年 8月		
縮尺	NON	図面番号	18
会社名	株式会社東京建設コンサルタント		
事業者名	奈良県		