


目次

県総合リハビリテーションセンター

図番	図面名称
01	県総合リハビリテーションセンター 位置図
02	県総合リハビリテーションセンター 系統図(撤去)
03	県総合リハビリテーションセンター 敷地平面図(撤去)
04	県総合リハビリテーションセンター 機器据付図(撤去)
05	県総合リハビリテーションセンター 1F機器配置図(撤去)
06	県総合リハビリテーションセンター 2F機器配置図(撤去)
07	県総合リハビリテーションセンター 3F機器配置図(撤去)
08	県総合リハビリテーションセンター 4F・RF機器配置図(撤去)
09	県総合リハビリテーションセンター 2F電話機械室機器配置図(撤去)
10	県総合リハビリテーションセンター 配線系統図(撤去)
11	県総合リハビリテーションセンター 電源系統図(撤去)

県総合リハビリテーションセンター 位置図

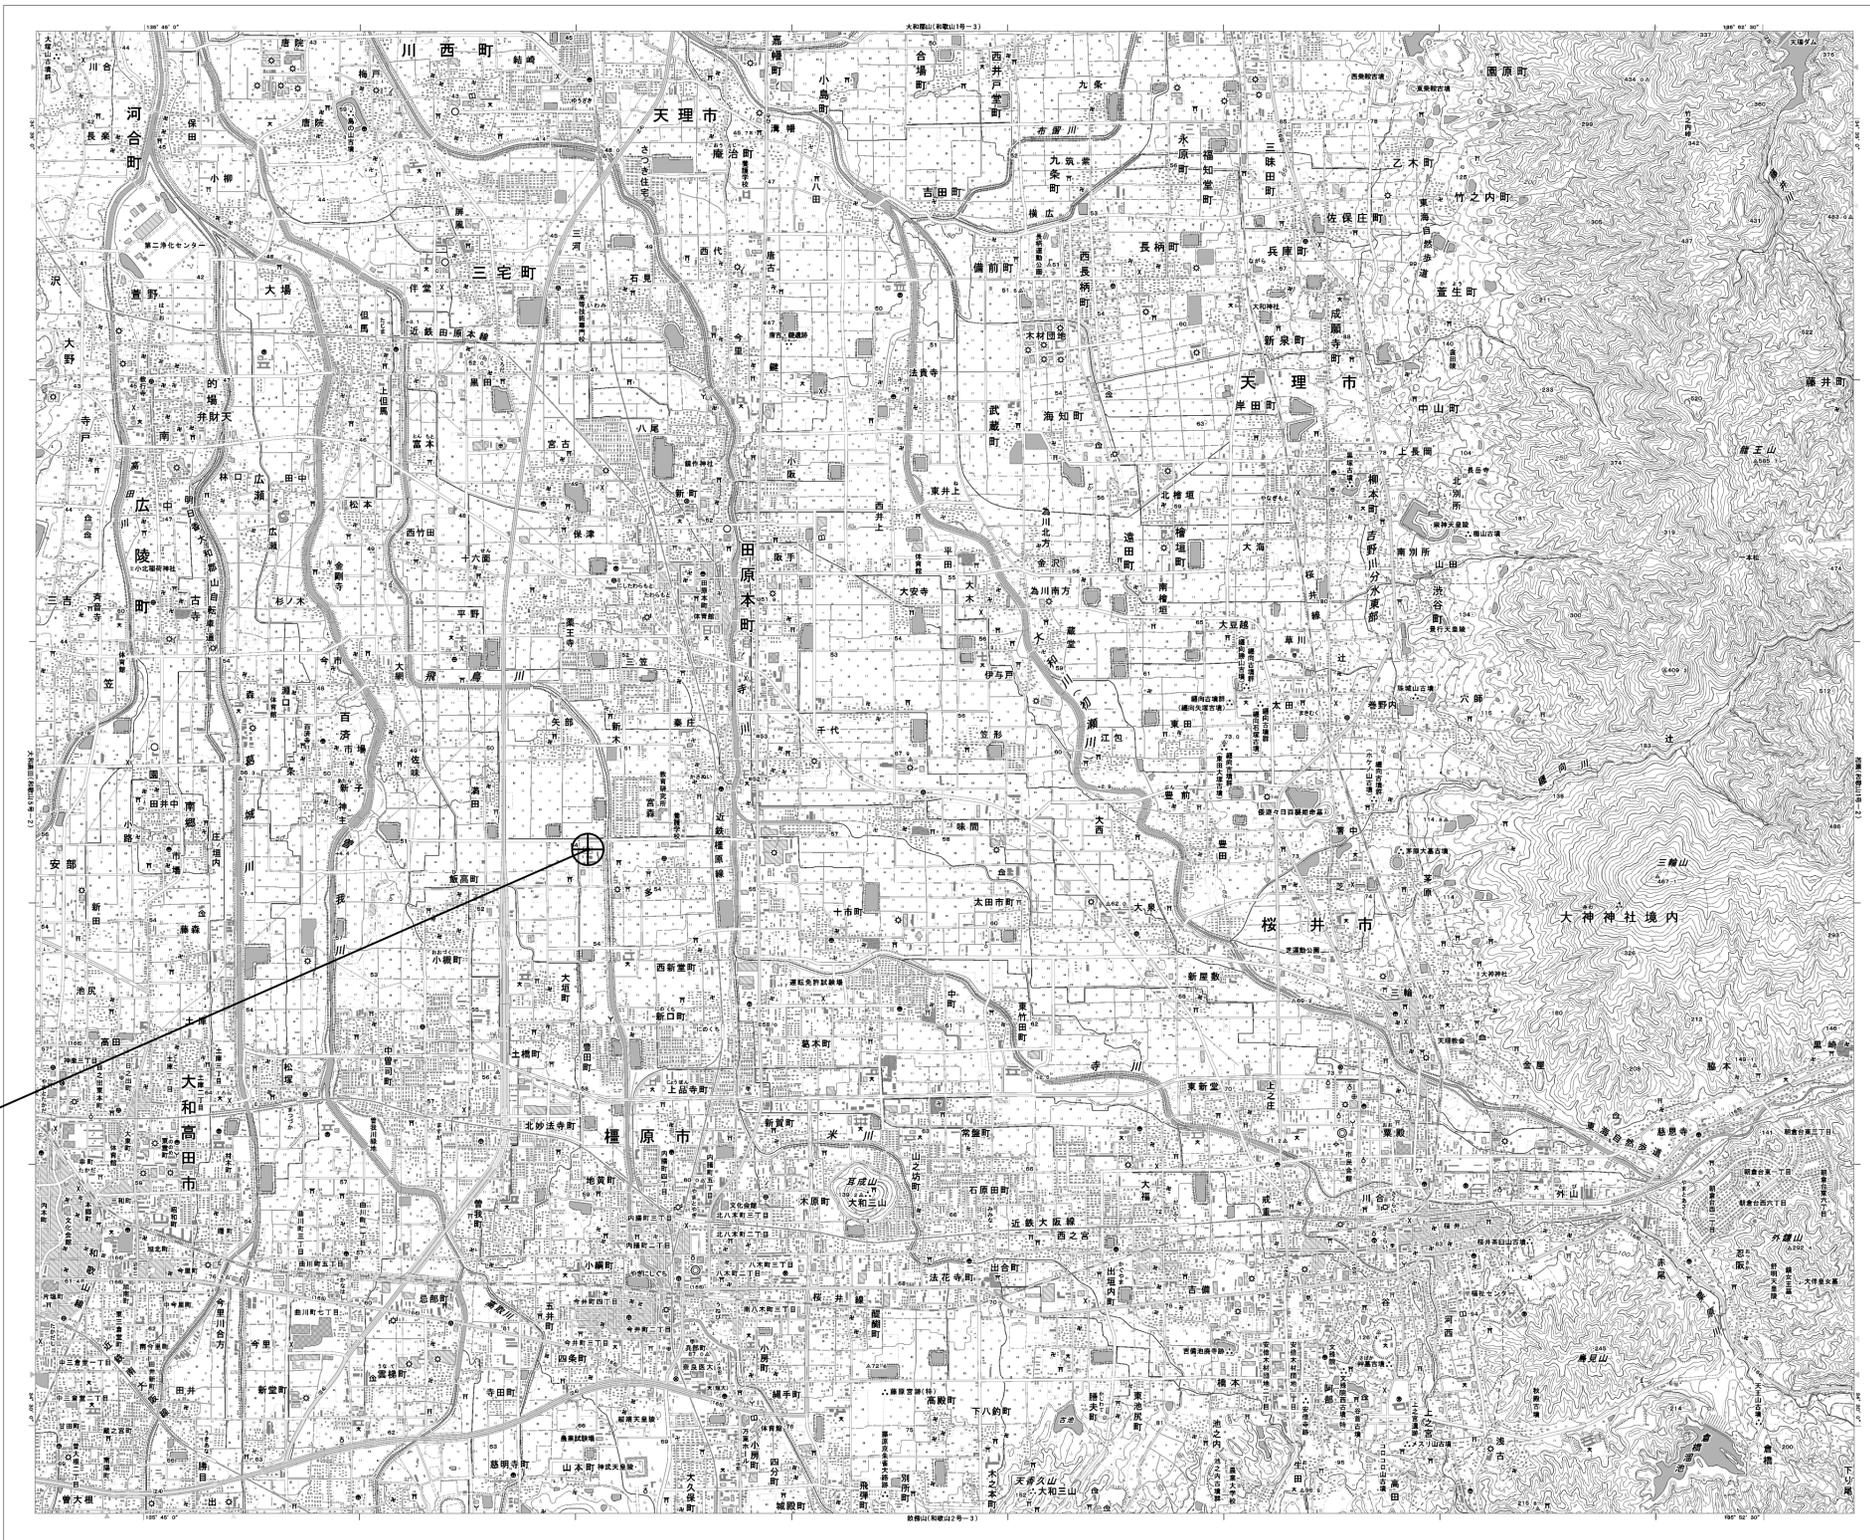


県総合リハビリテーションセンター

工事名	奈良県防災行政通信ネットワーク 衛星回線等再整備工事		
図面名	県総合リハビリテーションセンター 位置図		
作成年月日	令和 6年 8月		
縮尺	1:25000	図面番号	01
会社名	株式会社東京建設コンサルタント		
事業者名	奈良県		

県総合リハビリテーションセンター 系統図 (撤去)


- 凡例
- VSAT VSAT
 - L2SW (16P) L2-SW (16Port)
 - L2SW (8P) L2-SW (8Port)
 - L2SW (16P) + MC L2-SW (16Port +メディアコンバーター)
 - L2SW (8P) + MC L2-SW (8Port +メディアコンバーター)
 - VPN VPNルータ
 - 被遠方監視制御装置 被遠方監視制御装置
 - IP交換機 防災IP交換機
 - UPS 無停電電源装置
 - PC1 防災情報端末
 - PC2 ローカルWEBサーバ兼 防災情報端末
 - PC(op) 防災情報端末(オプション)
 - 複合機 複合機
 - M/C メディアコンバーター
 - T1 防災電話
 - T2 防災電話(衛星)
 - C コンセントBOX
 - 衛星IDU 衛星携帯電話 IDU
 - 衛星FAXアダプタ 衛星FAXアダプタ
 - マルチアダプタ マルチアダプタ
 - FAX FAX
 - SPD SPD盤
 - 分配機 分配機
 - 震度表示処理装置 震度表示処理装置
 - PBX PBX
 - 端子盤、MDF 端子盤、MDF
 - H/W 大和路ハイウェイ
 - K-OPT K-OPTICAL
 - 電源端子台 電源端子台
 - 情報コンセント 情報コンセント
 - 警告灯 スピーカ付警告灯
 - モニター モニタ
 - IRD IRD
 - J-ALERT J-ALERT
 - 変圧器 変圧器
 - USBPrnt USBプリントサーバー
 - Prnt プリンタ

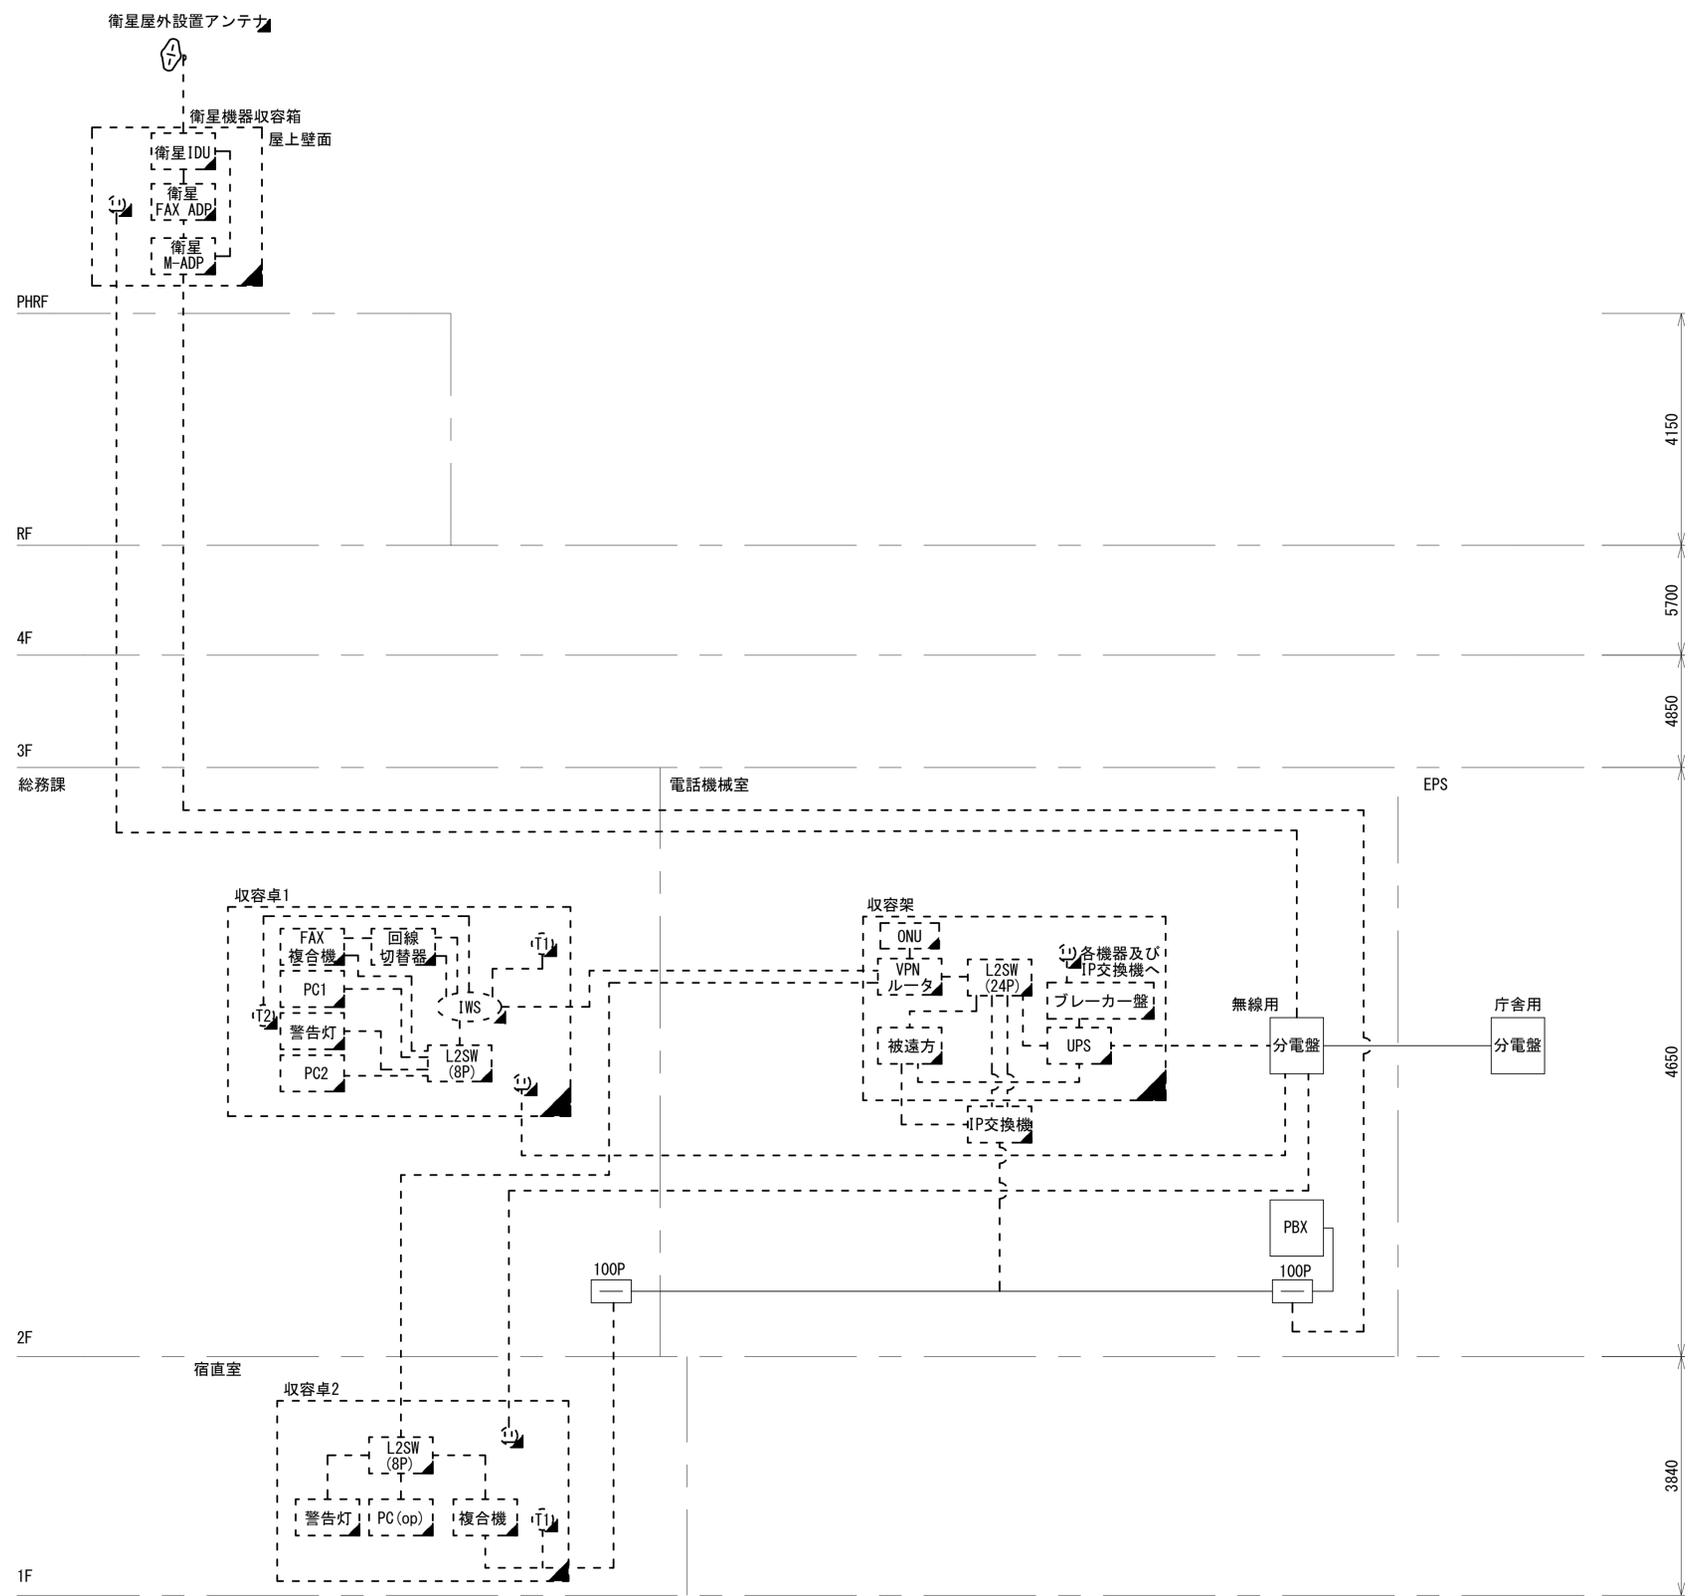

- 凡例
- : 新設
 - : 撤去
 - : 新設
 - : 撤去
 - : 既設
 - : 既設

工事名	奈良県防災行政通信ネットワーク 衛星回線等再整備工事		
図面名	県総合リハビリテーションセンター 系統図(撤去)		
作成年月日	令和 6年 8月		
縮尺	NON	図面番号	02
会社名	株式会社東京建設コンサルタント		
事業者名	奈良県		


県総合リハビリテーションセンター 敷地平面図 (撤去)

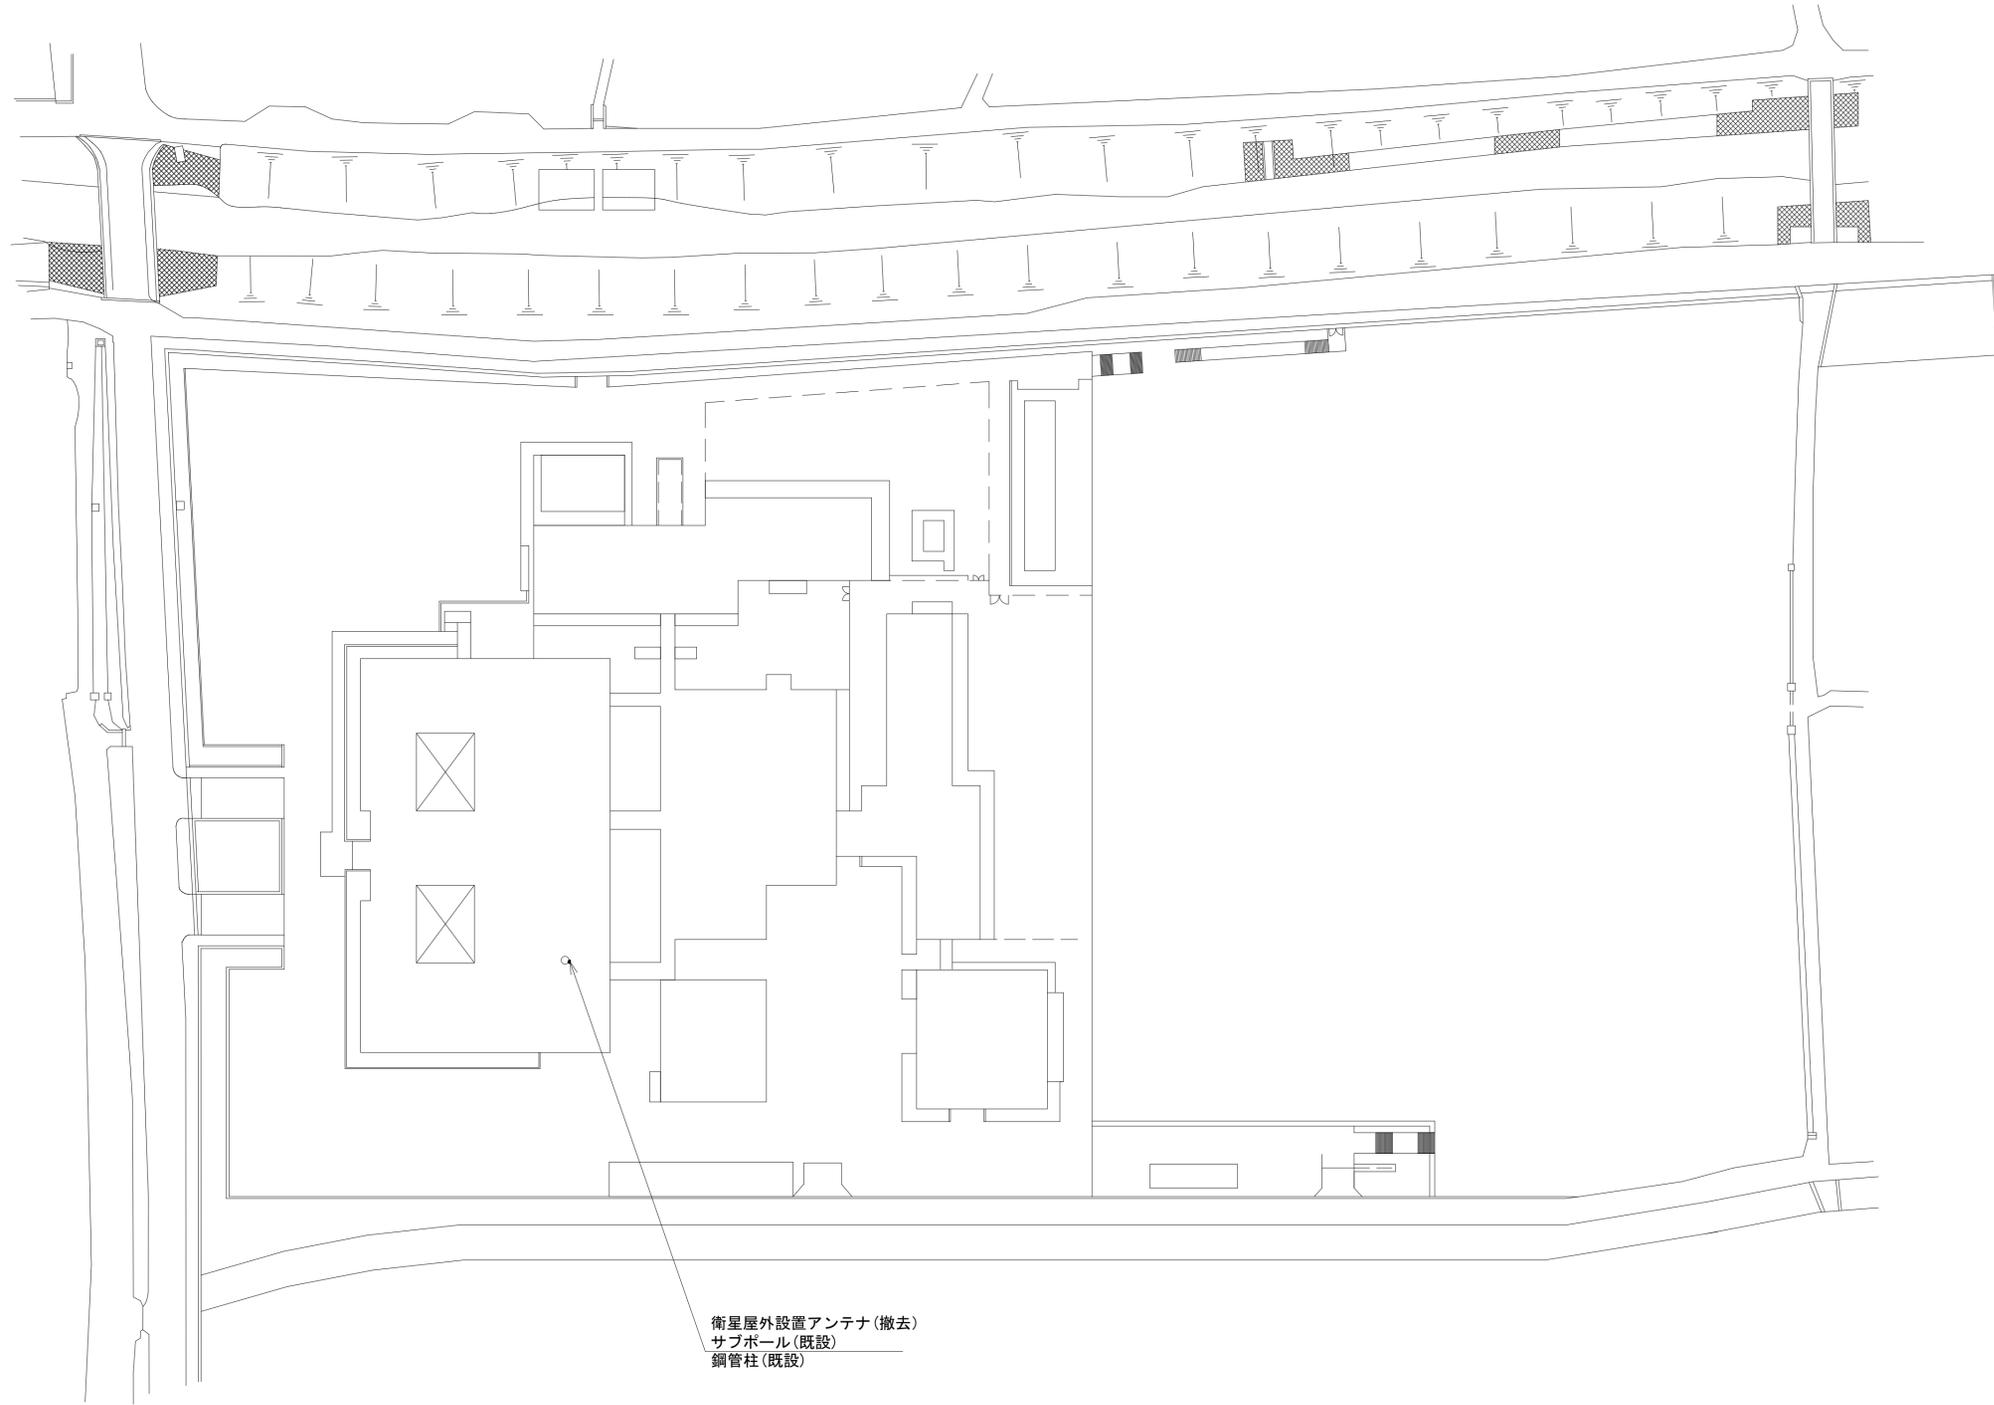

衛星屋外設置アンテナ(撤去)
サブポール(既設)
鋼管柱(既設)


平面図(1:700)

凡例	
	新設
	撤去
	既設
	撤去

 

工事名	奈良県防災行政通信ネットワーク 衛星回線等整備工事		
図面名	県総合リハビリテーションセンター 敷地平面図(撤去)		
作成年月日	令和 6年 8月		
縮尺	1:700	図面番号	03
会社名	株式会社東京建設コンサルタント		
事業者名	奈良県		

県総合リハビリテーションセンター 機器据付図 (撤去)

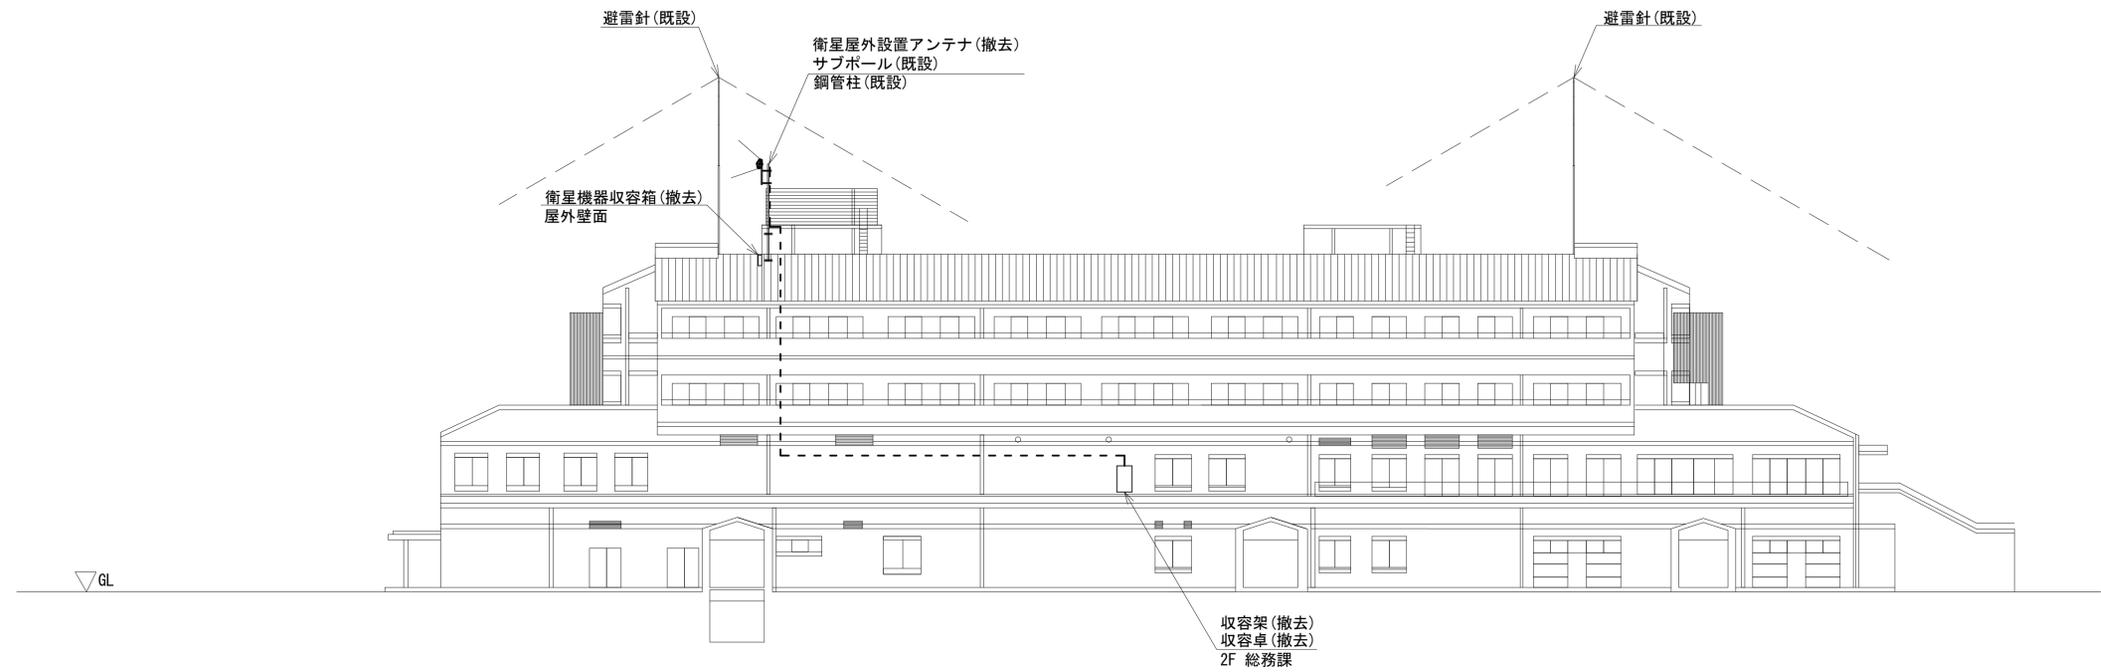


南側立面図(1:200)

凡例	
■	新設
□	撤去
—	新設
- - -	撤去
□	既設
—	既設

工事名	奈良県防災行政通信ネットワーク 衛星回線等再整備工事		
図面名	県総合リハビリテーションセンター 機器据付図(撤去)		
作成年月日	令和 6年 8月		
縮尺	1:200	図面番号	04
会社名	株式会社東京建設コンサルタント		
事業者名	奈良県		

県総合リハビリテーションセンター 1F 機器配置図 (撤去)

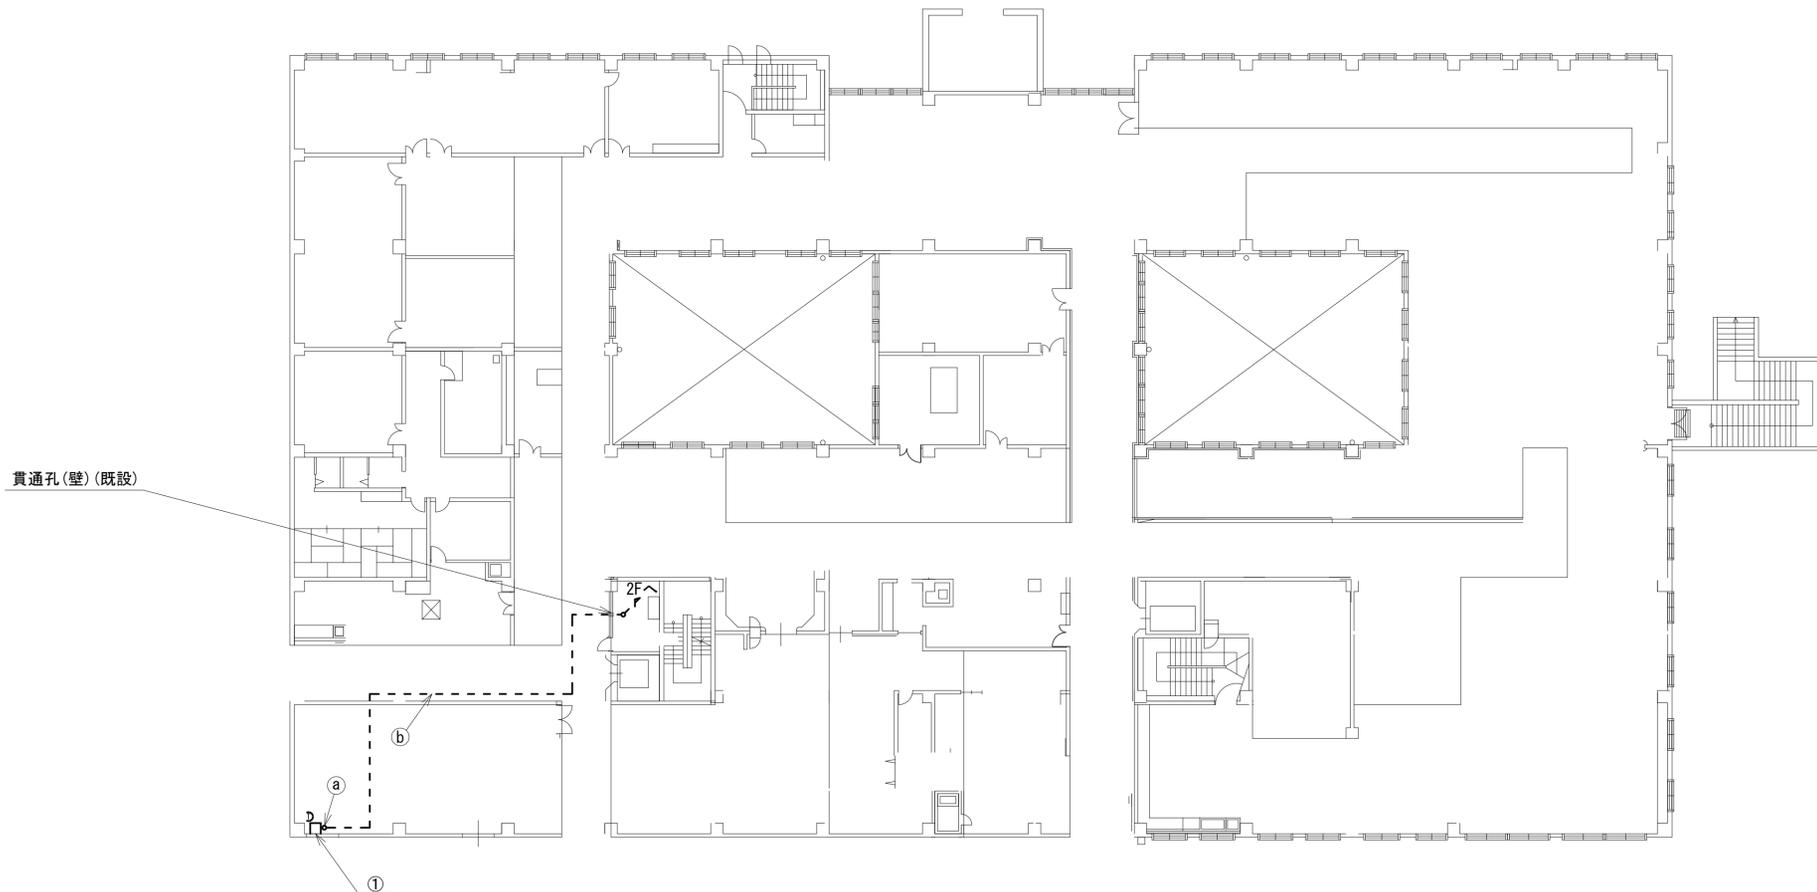

名称	作業	施工方法
EM-UTPO. 5-4P	撤去	合成樹脂製
① 電子ボタン電話用ケーブル0.5-4P×2	撤去	配線ダクト
CE5. 5sq-3C	撤去	(既設)
EM-UTPO. 5-4P	撤去	天井ころがし
② CE5. 5sq-3C	撤去	
電子ボタン電話用ケーブル0.5-4P×2	撤去	

1F平面図 (S=1/200)

番号	名 称	備考
①	収容卓2	撤去
	防災電話	撤去
	複合機	撤去
	スピーカ付警告灯	撤去
	L2-SW (8Port)	撤去
	防災情報端末(オプション)	撤去

凡 例	
	: 新設
	: 撤去
	: 新設
	: 撤去
	: 既設
	: 既設

工事名	奈良県防災行政通信ネットワーク 衛星回線等再整備工事		
図面名	県総合リハビリテーションセンター 1F 機器配置図(撤去)		
作成年月日	令和 6年 8月		
縮尺	1:200	図面番号	05
会社名	株式会社東京建設コンサルタント		
事業者名	奈良県		

県総合リハビリテーションセンター 2F 機器配置図 (撤去)


番号	名称	備考
①	収容卓1	撤去
	スピーカー付警告灯	撤去
	防災電話	撤去
	防災電話(衛星)	撤去
	防災情報端末(ローカルサーバ)	撤去
	防災情報端末(PC1)	撤去
	L2-SW(8port)	撤去
	回線切替器	撤去
	FAX・複合機	撤去

既設分電盤(1LG-1)より受電
既設(805)
1P50/20A予備

収容架(撤去)
防災IP交換機(撤去)
貫通φ50(既設)

	名称	作業	施工方法
a	CE3.5sq-3C	撤去	ケーブルラック (既設)
	FCPEV-SO.65-3P	撤去	
b	電子ボタン電話用ケーブル0.5-4P×2	撤去	天井こがし
	FCPEV-SO.65-3P	撤去	
c	CE3.5sq-3C	撤去	ケーブルラック (既設)
	CE8sq-3C	撤去	
	CE5.5sq-3C	撤去	
d	EM-UTPO.5-4P	撤去	天井こがし
	CE5.5sq-3C	撤去	
	CPEV-SO.5-50P	既設	

(電話機械室)

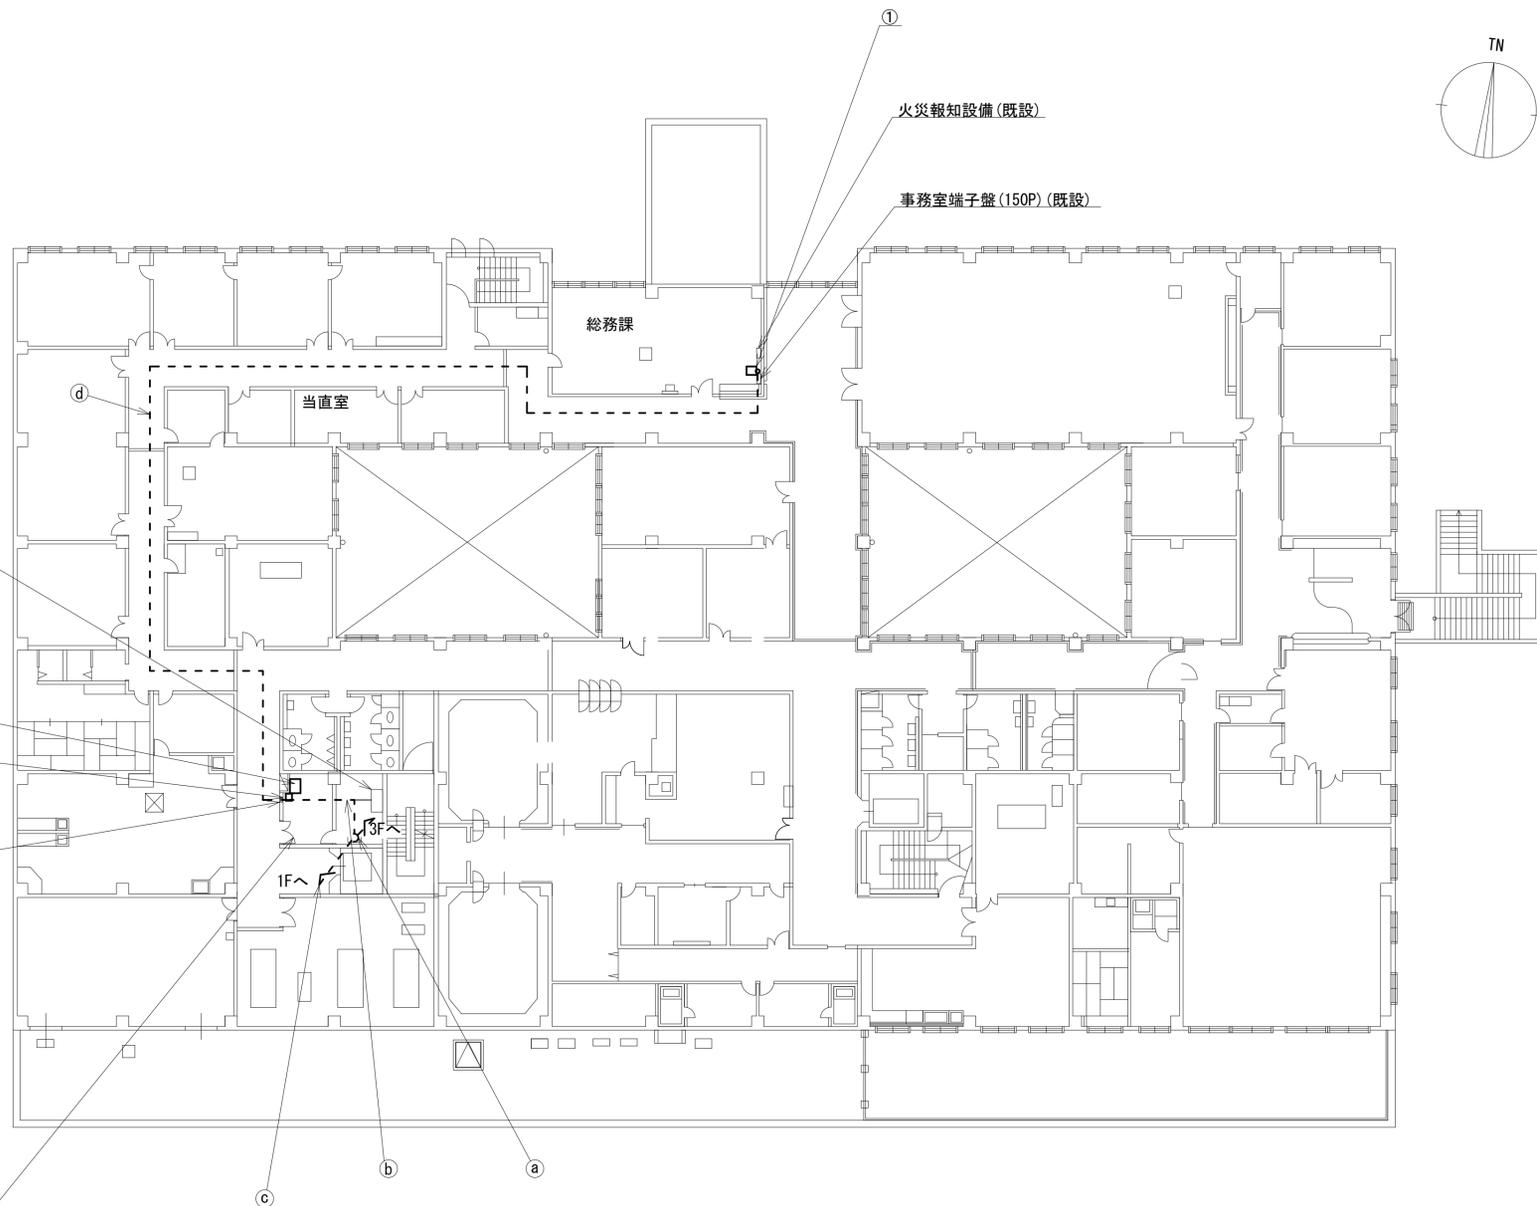


2F平面図(1:200)

凡例	
	新設
	撤去
	新設
	撤去
	既設
	既設

工事名	奈良県防災行政通信ネットワーク 衛星回線等再整備工事		
図面名	県総合リハビリテーションセンター 2F 機器配置図(撤去)		
作成年月日	令和 6年 8月		
縮尺	1:200	図面番号	06
会社名	株式会社東京建設コンサルタント		
事業者名	奈良県		

県総合リハビリテーションセンター 3F 機器配置図 (撤去)

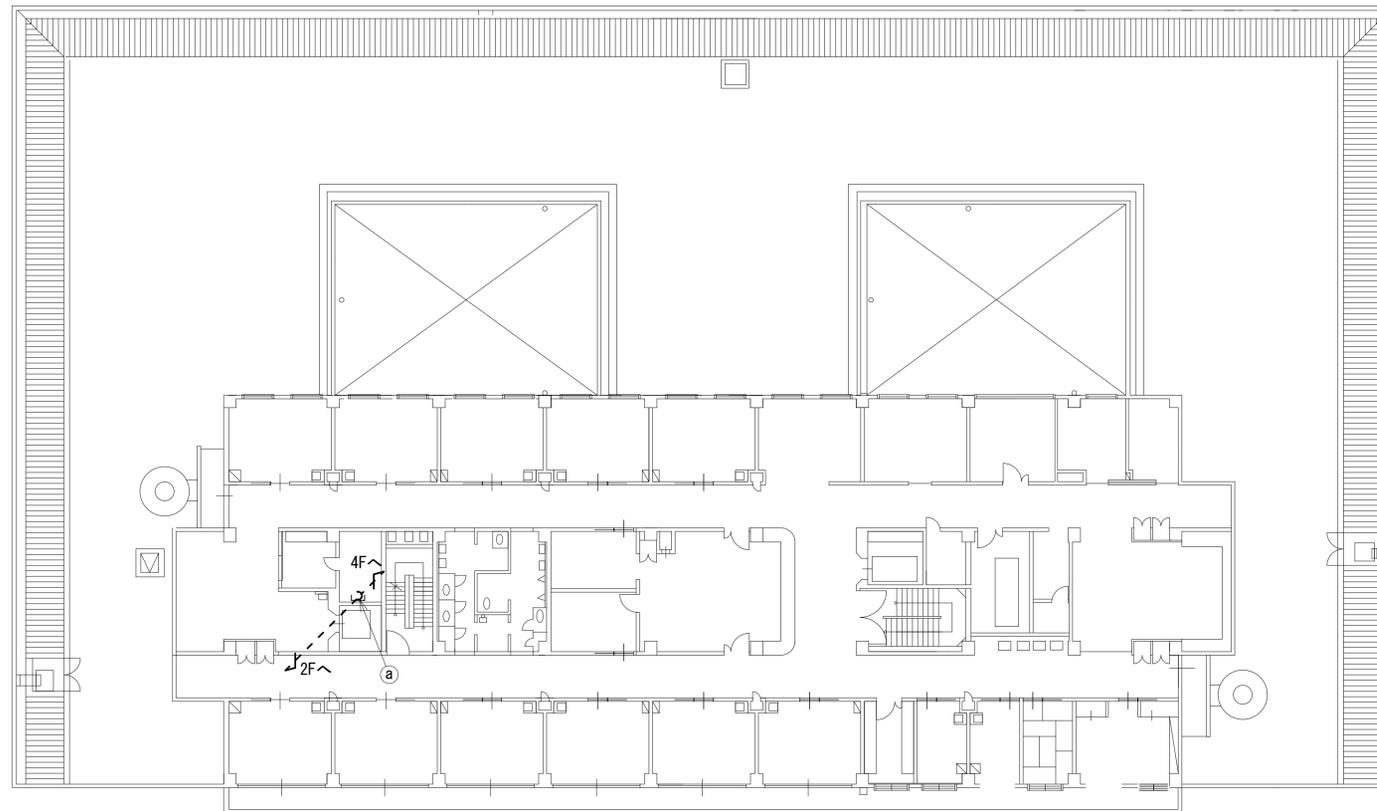


名称	作業	施工方法
① CE3. 5sq-3C	撤去	ケーブルラック (既設)
CPEV-SO. 5-3P	撤去	

3F平面図(1:200)

凡例	
	新設
	撤去
	既設
	既設

工事名	奈良県防災行政通信ネットワーク 衛星回線等再整備工事		
図面名	県総合リハビリテーションセンター 3F 機器配置図(撤去)		
作成年月日	令和 6年 8月		
縮尺	1:200	図面番号	07
会社名	株式会社東京建設コンサルタント		
事業者名	奈良県		


県総合リハビリテーションセンター 4F・RF 機器配置図 (撤去)

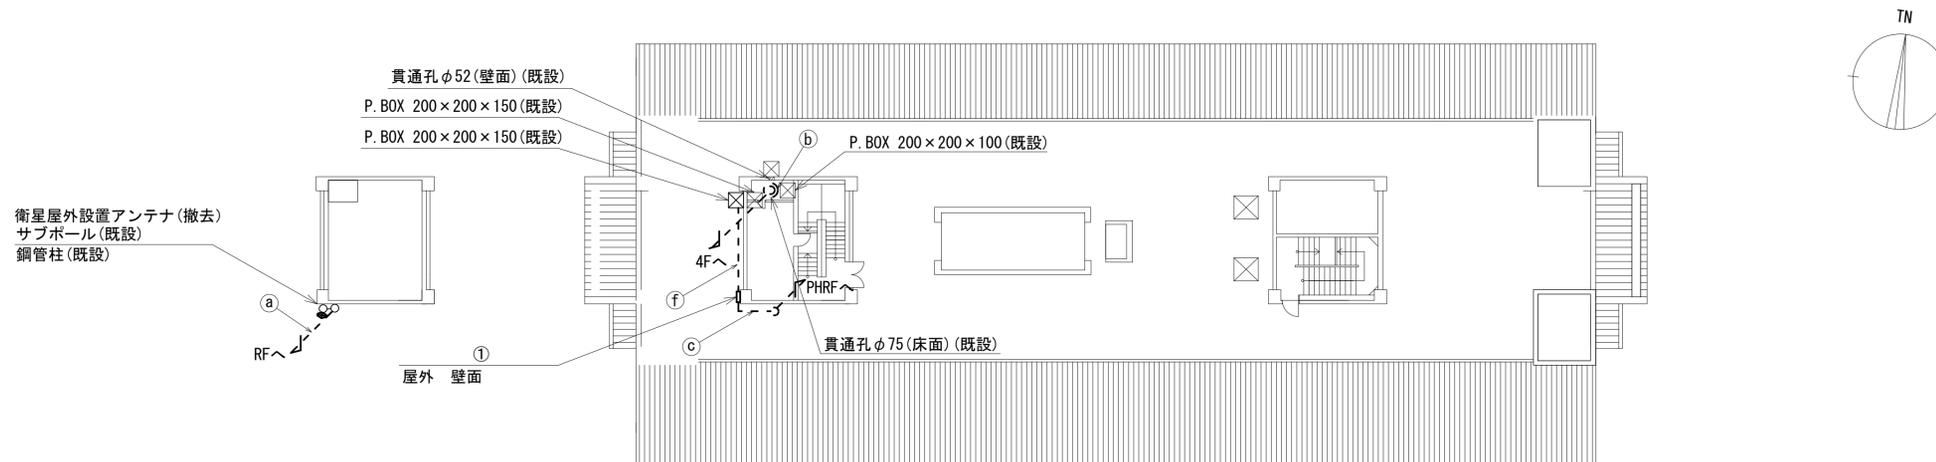

名称	作業	施工方法
a 外部アンテナ接続用ケーブル	撤去	露出
CE3. 5sq-3C	撤去	E31 (既設)
b FCPEV-S0. 65-3P	撤去	E31 (既設)
c 外部アンテナ接続用ケーブル	撤去	G36. PV38 (既設)
d 外部アンテナ接続用ケーブル	撤去	E31 (既設)
e CE3. 5sq-3C	撤去	ケーブルラック (既設)
FCPEV-S0. 65-3P	撤去	
f CE3. 5sq-3C	撤去	G28. PV30 (既設)
FCPEV-S0. 65-3P	撤去	G28. PV30 (既設)

RF平面図

番号	名称	備考
①	衛星機器収容箱	撤去
	衛星可搬端末	撤去
	衛星FAXアダプター	撤去
	衛星ハンドセット	撤去
	マルチアダプター	撤去

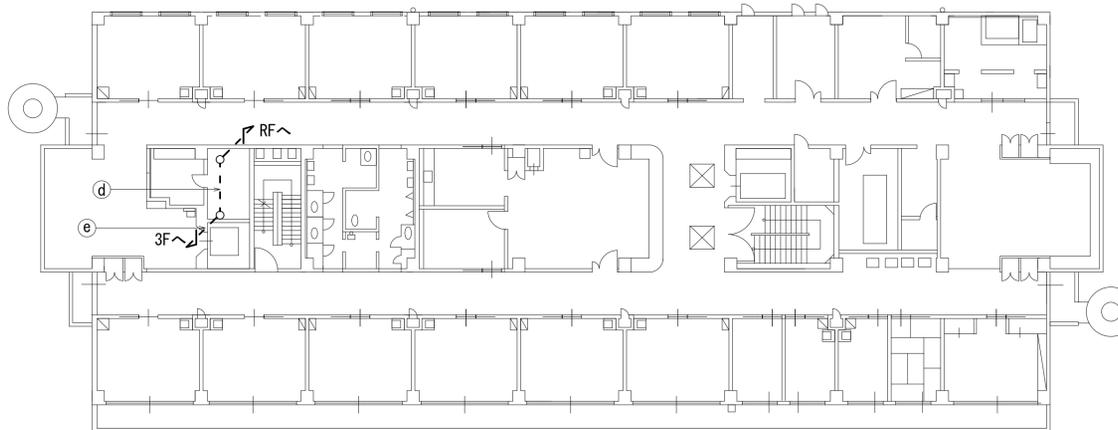


4F平面図

凡例	
	新設
	撤去
	新設
	撤去
	既設
	既設

工事名	奈良県防災行政通信ネットワーク 衛星回線等再整備工事		
図面名	県総合リハビリテーションセンター 4F・RF 機器配置図(撤去)		
作成年月日	令和 6年 8月		
縮尺	1:200	図面番号	08
会社名	株式会社東京建設コンサルタント		
事業者名	奈良県		

県総合リハビリテーションセンター 2F 電話機械室 機器配置図 (撤去)

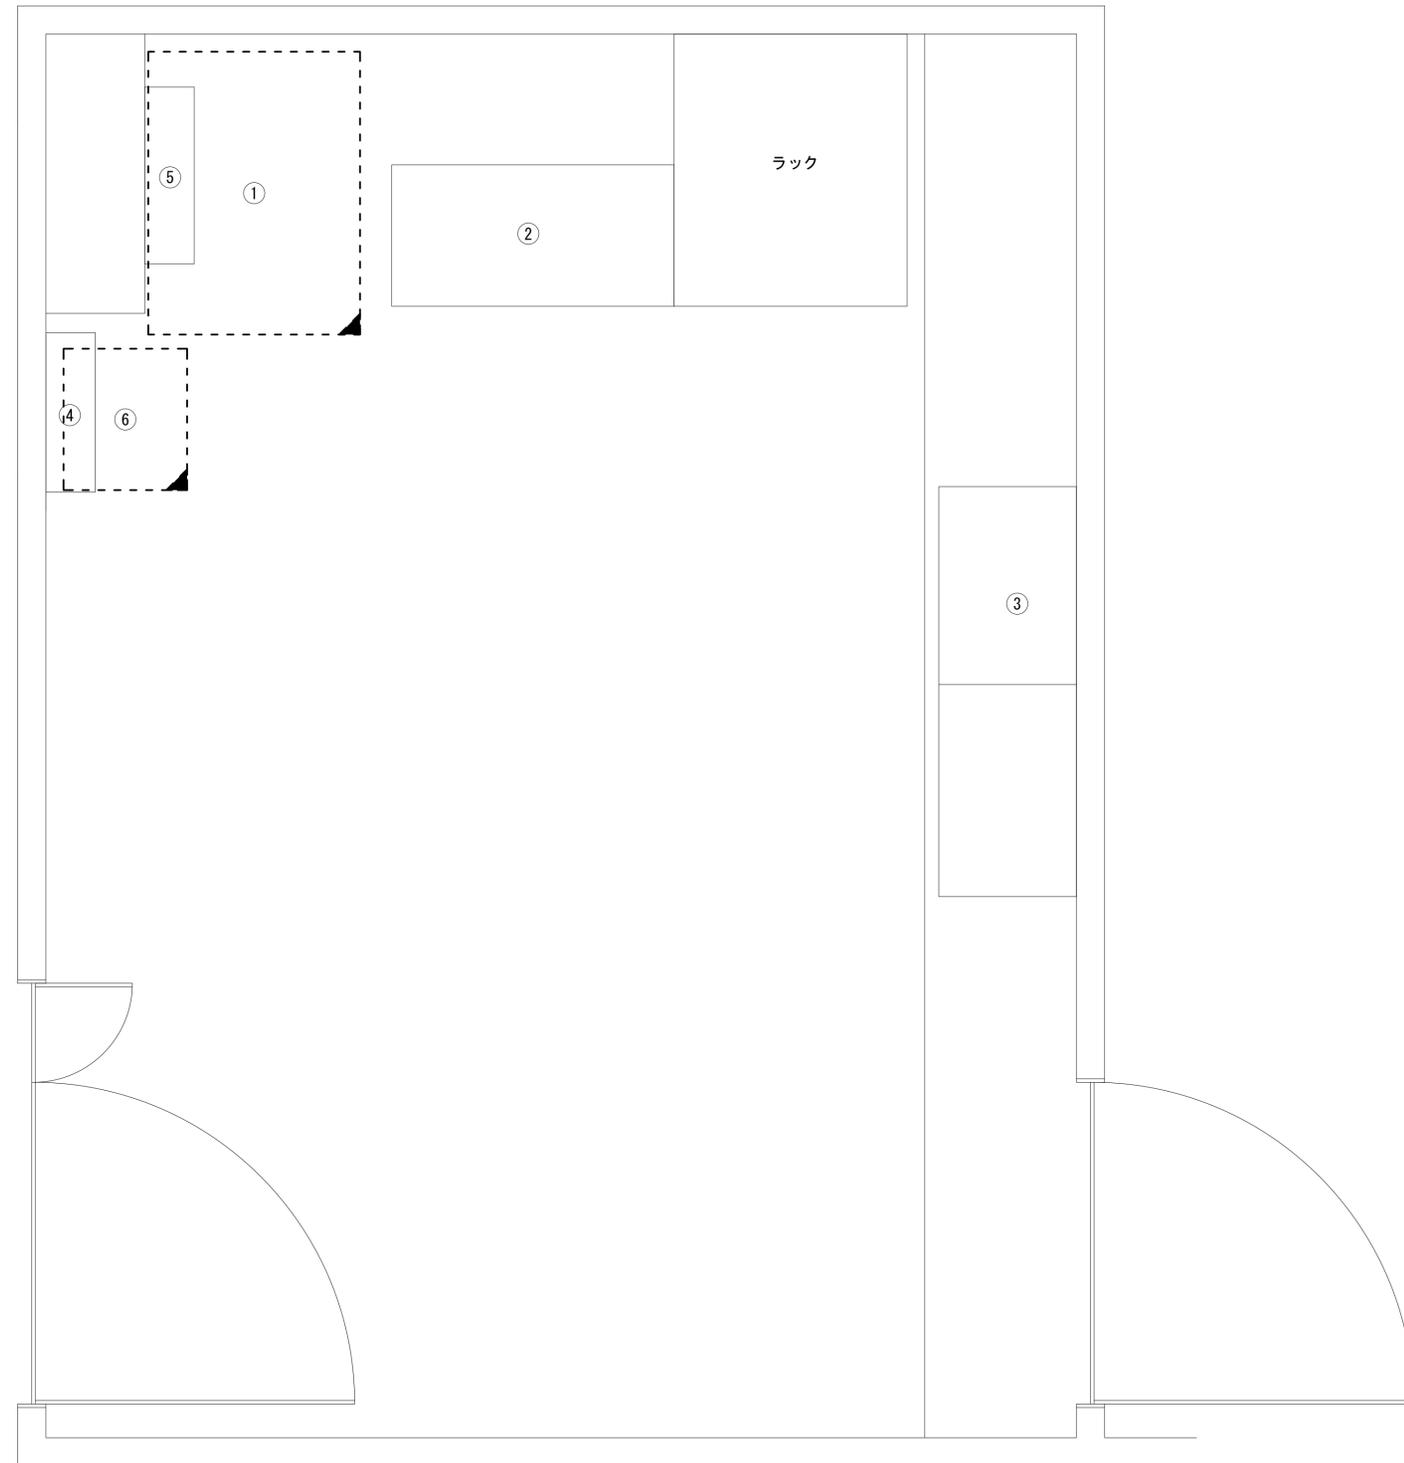


2F 電話機械室 平面図(1:10)

番号	名称	備考
①	收容架	撤去
	広域イーサネットONU (NTT)	撤去
	L2-SW (24port)	撤去
	被遠方監視制御装置	撤去
	UPS	撤去
	VPNルータ	撤去
②	MDF	既設
③	PBX	既設
④	無線用分電盤	既設
⑤	無線室150P端子盤	既設
⑥	防災IP交換機	撤去

凡 例	
	新設
	撤去
	新設
	撤去
	既設
	既設

工事名	奈良県防災行政通信ネットワーク 衛星回線等再整備工事		
図面名	県総合リハビリテーションセンター 2F 電話機械室 機器配置図(撤去)		
作成年月日	令和 6年 8月		
縮尺	1:10	図面番号	09
会社名	株式会社東京建設コンサルタント		
事業者名	奈良県		

県総合リハビリテーションセンター 配線系統図 (撤去)

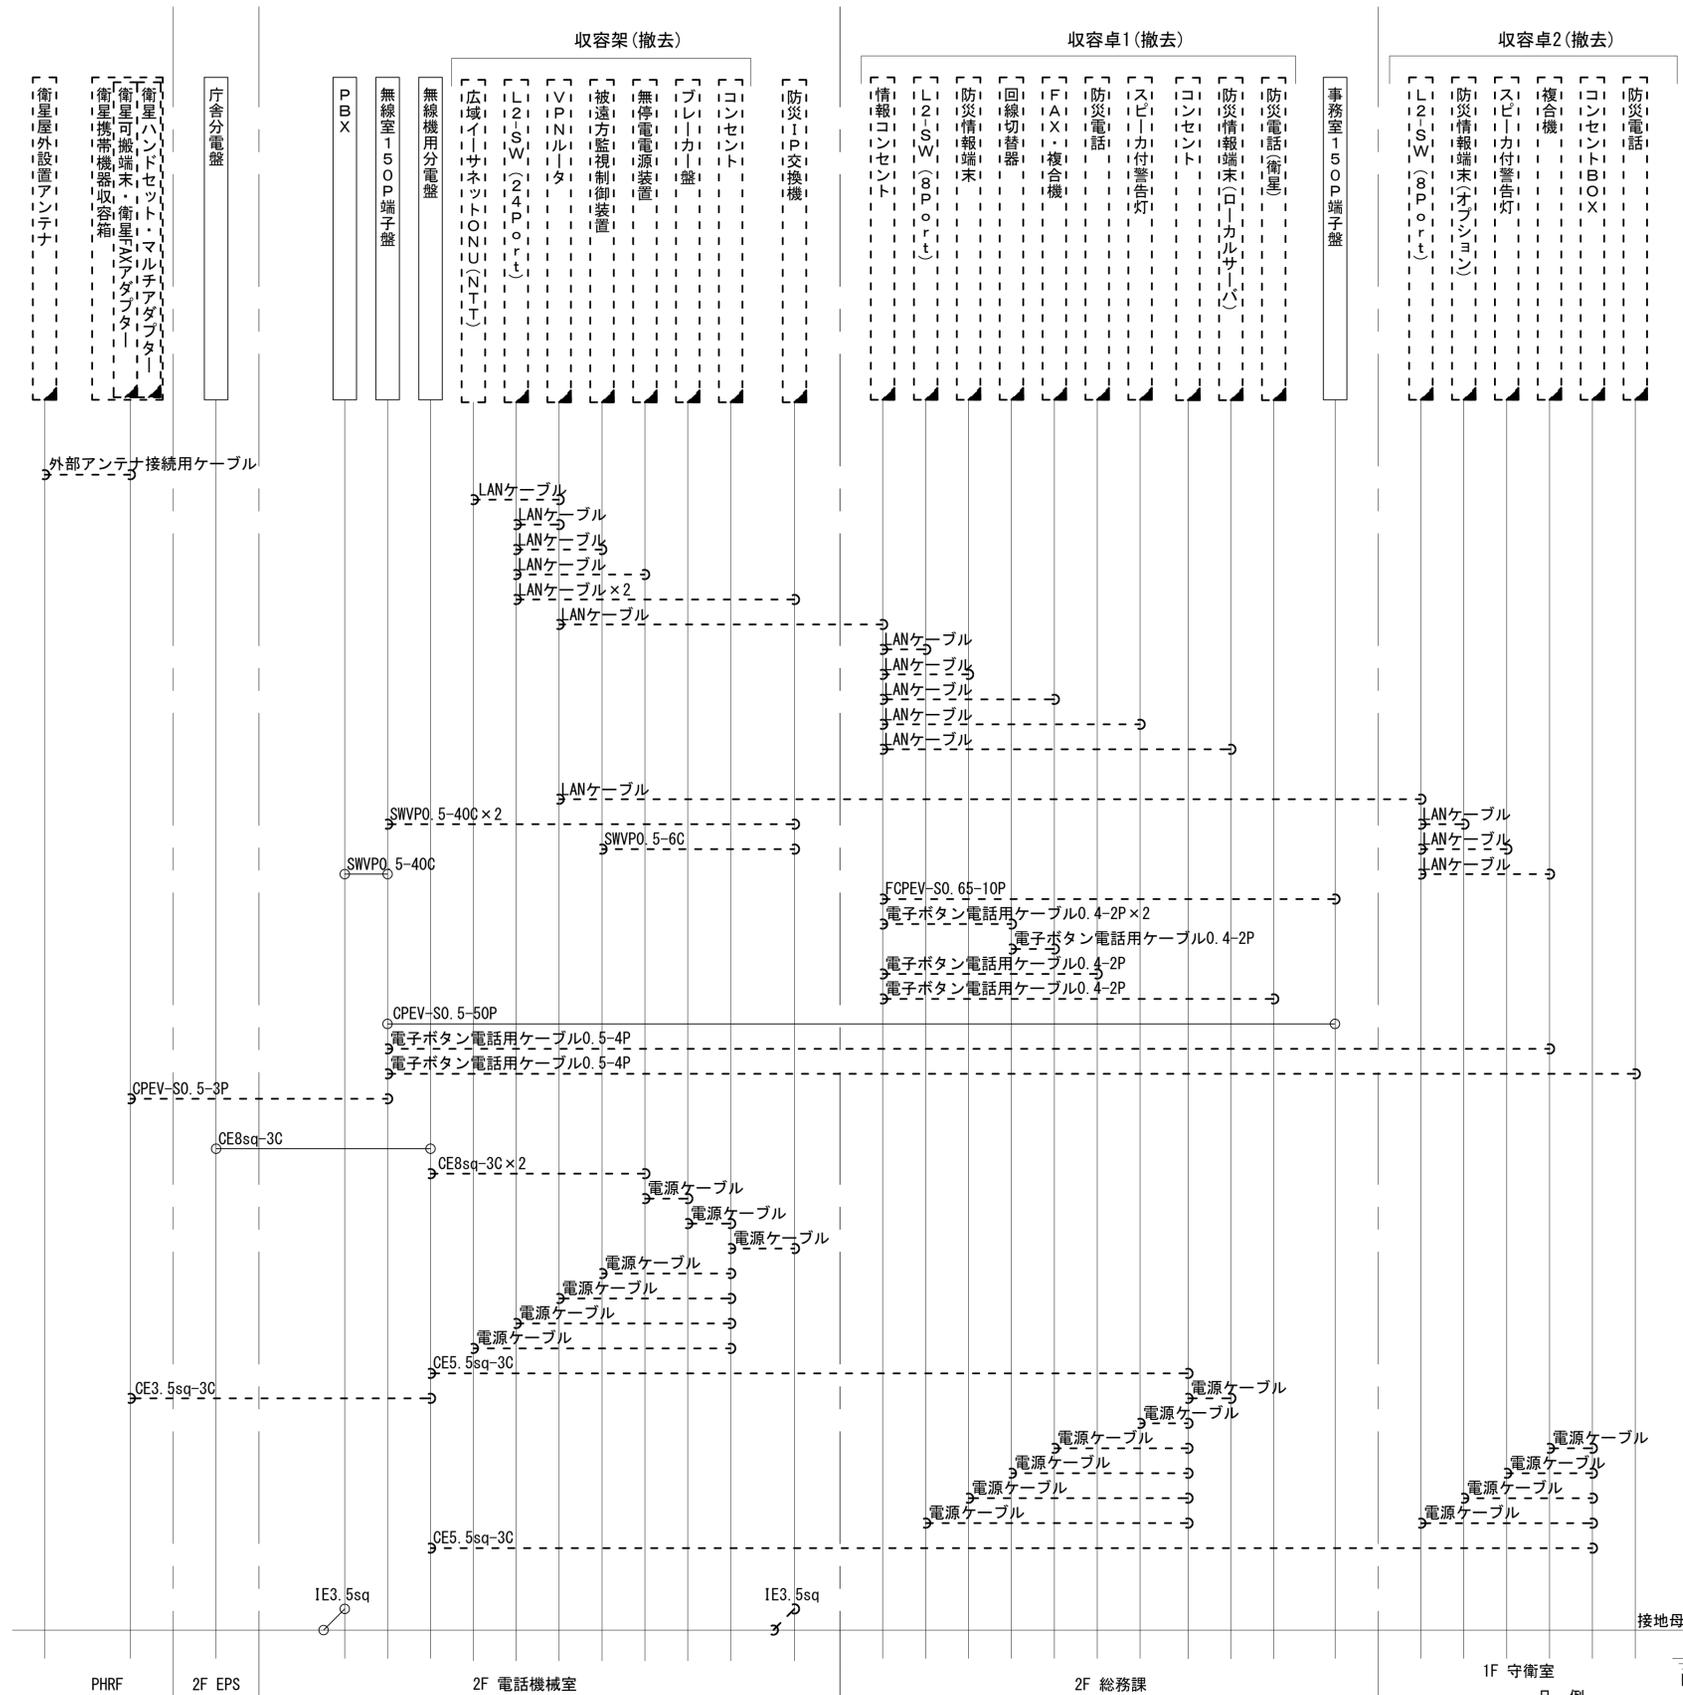

凡 例


LANケーブル : EM-UTP0.5-4P (Cat5e)
 屋外LANケーブル : NSED-LAPO.5-4P (Cat5e)

工事名	奈良県防災行政通信ネットワーク 衛星回線等再整備工事		
図面名	県総合リハビリテーションセンター 配線系統図(撤去)		
作成年月日	令和 6年 8月		
縮尺	NON	図面番号	10
会社名	株式会社東京建設コンサルタント		
事業者名	奈良県		

凡 例

: 新設
 : 撤去
 ——— : 新設
 - - - - : 撤去
 : 既設
 ——— : 既設

県総合リハビリテーションセンター 電源系統図 (撤去)

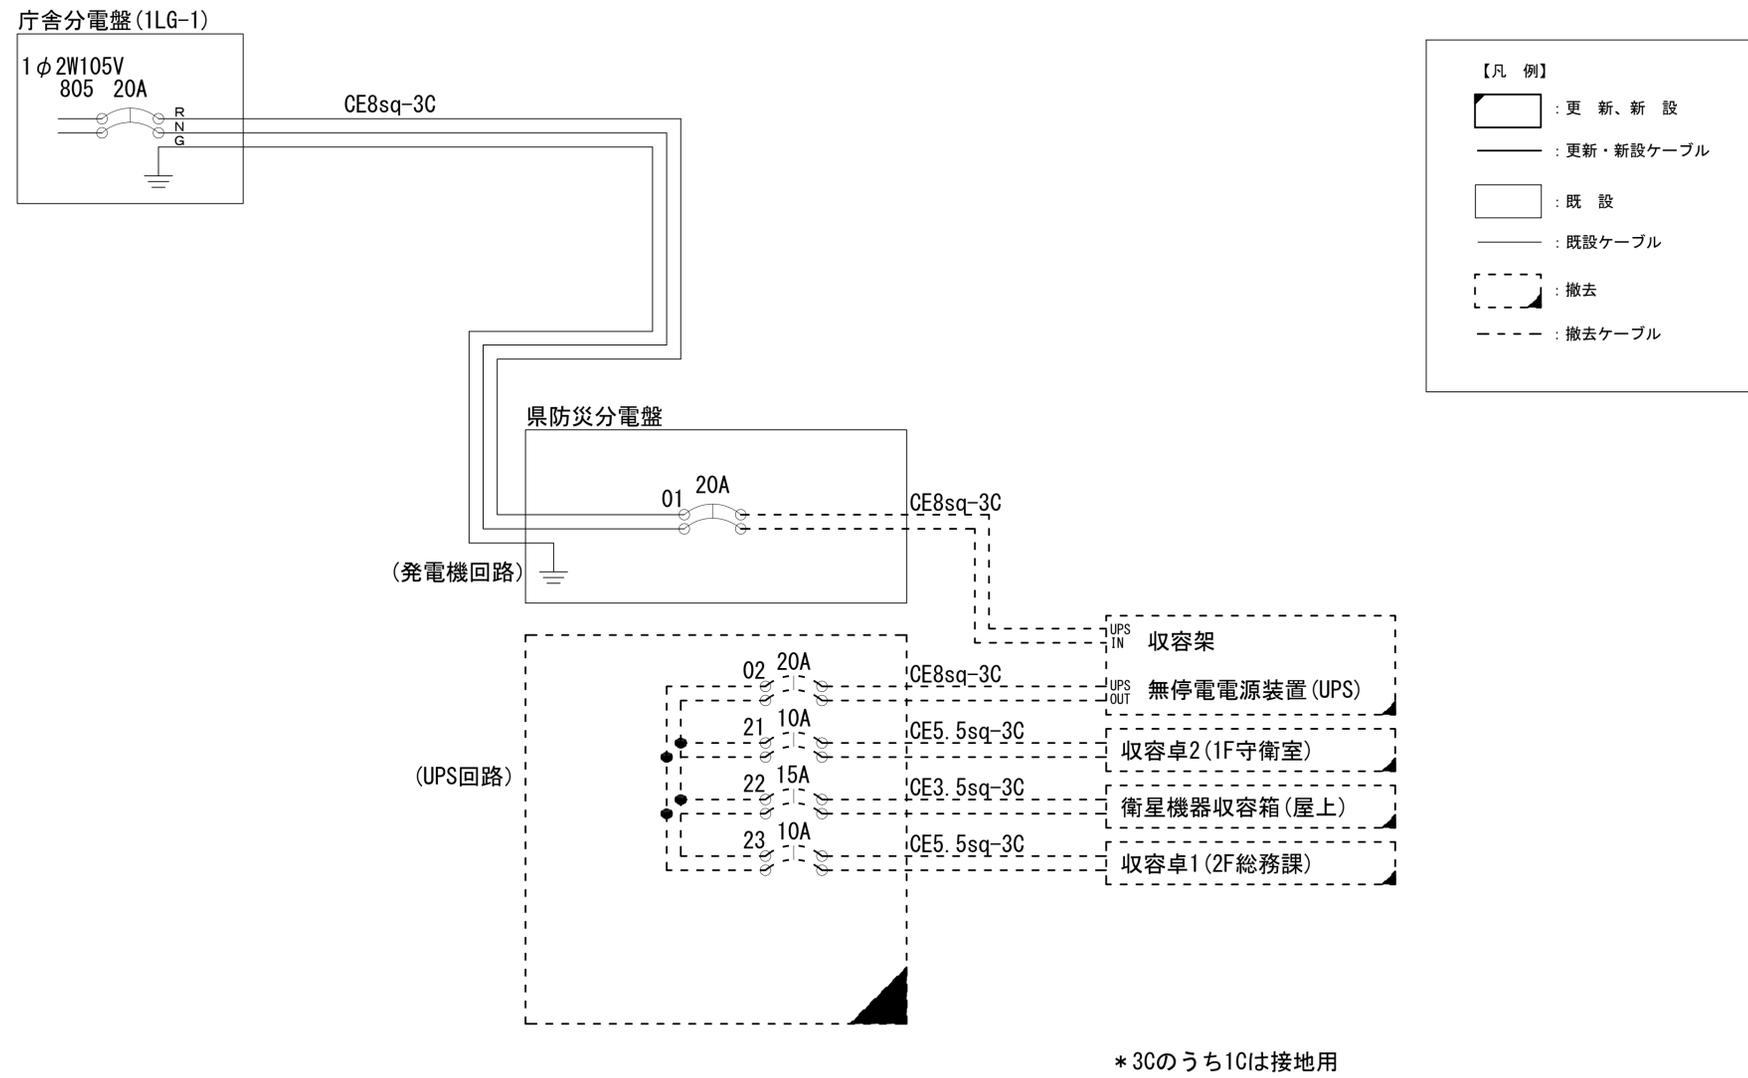

工事名	奈良県防災行政通信ネットワーク 衛星回線等再整備工事		
図面名	県総合リハビリテーションセンター 電源系統図(撤去)		
作成年月日	令和 6年 8月		
縮尺	NON	図面番号	11
会社名	株式会社東京建設コンサルタント		
事業者名	奈良県		