

# 目次

## 大和ガス株式会社

図番	図面名称
01	大和ガス株式会社 位置図
02	大和ガス株式会社 系統図(撤去)
03	大和ガス株式会社 機器据付図(撤去)
04	大和ガス株式会社 1F 機器配置図(撤去)
05	大和ガス株式会社 2F 機器配置図(撤去)
06	大和ガス株式会社 3F 機器配置図(撤去)
07	大和ガス株式会社 4F 機器配置図(撤去)
08	大和ガス株式会社 1F テレメータ室 機器配置図(撤去)
09	大和ガス株式会社 配線系統図(撤去)
10	大和ガス株式会社 電源系統図(撤去)




# 大和ガス株式会社 系統図 (撤去)

新館

本館


- 凡例
- VSAT VSAT
  - L2SW (16P) L2-SW (16Port)
  - L2SW (8P) L2-SW (8Port)
  - L2SW (16P) L2-SW (16Port) +メディアコンバーター
  - L2SW (8P) L2-SW (8Port) +メディアコンバーター
  - VPNルータ VPNルータ
  - 被遠方監視制御装置 被遠方監視制御装置
  - 防災IP交換機 防災IP交換機
  - 無停電電源装置 LPS 無停電電源装置
  - 防災情報端末 PC1 防災情報端末
  - ローカルWEBサーバ兼 防災情報端末 PC2 ローカルWEBサーバ兼 防災情報端末
  - 防災情報端末(オプション) PC100 防災情報端末(オプション)
  - 複合機 複合機
  - メディアコンバーター M/C メディアコンバーター
  - 防災電話 T1 防災電話
  - 防災電話(衛星) T2 防災電話(衛星)
  - コンセントBOX C コンセントBOX
  - 衛星携帯電話 IDU 衛星携帯電話 IDU
  - 衛星FAXアダプタ FAX ADP 衛星FAXアダプタ
  - マルチアダプタ M-ADP マルチアダプタ
  - FAX FAX
  - SPD SPD盤
  - 分配機 分配機
  - 震度表示処理装置 震度表示処理装置
  - PBX PBX
  - 端子盤、MDF 端子盤、MDF
  - 大和路ハイウェイ H W 大和路ハイウェイ
  - K-OPTICAL K-OPTICAL
  - 電源端子台 電源端子台
  - 情報コンセント ICS 情報コンセント
  - スピーカー付警告灯 スピーカー付警告灯
  - モニタ M モニタ
  - IRD IRD
  - J-ALERT J-ALERT
  - 変圧器 変圧器
  - USBプリントサーバー USBPrn USBプリントサーバー
  - プリンタ Prnt プリンタ

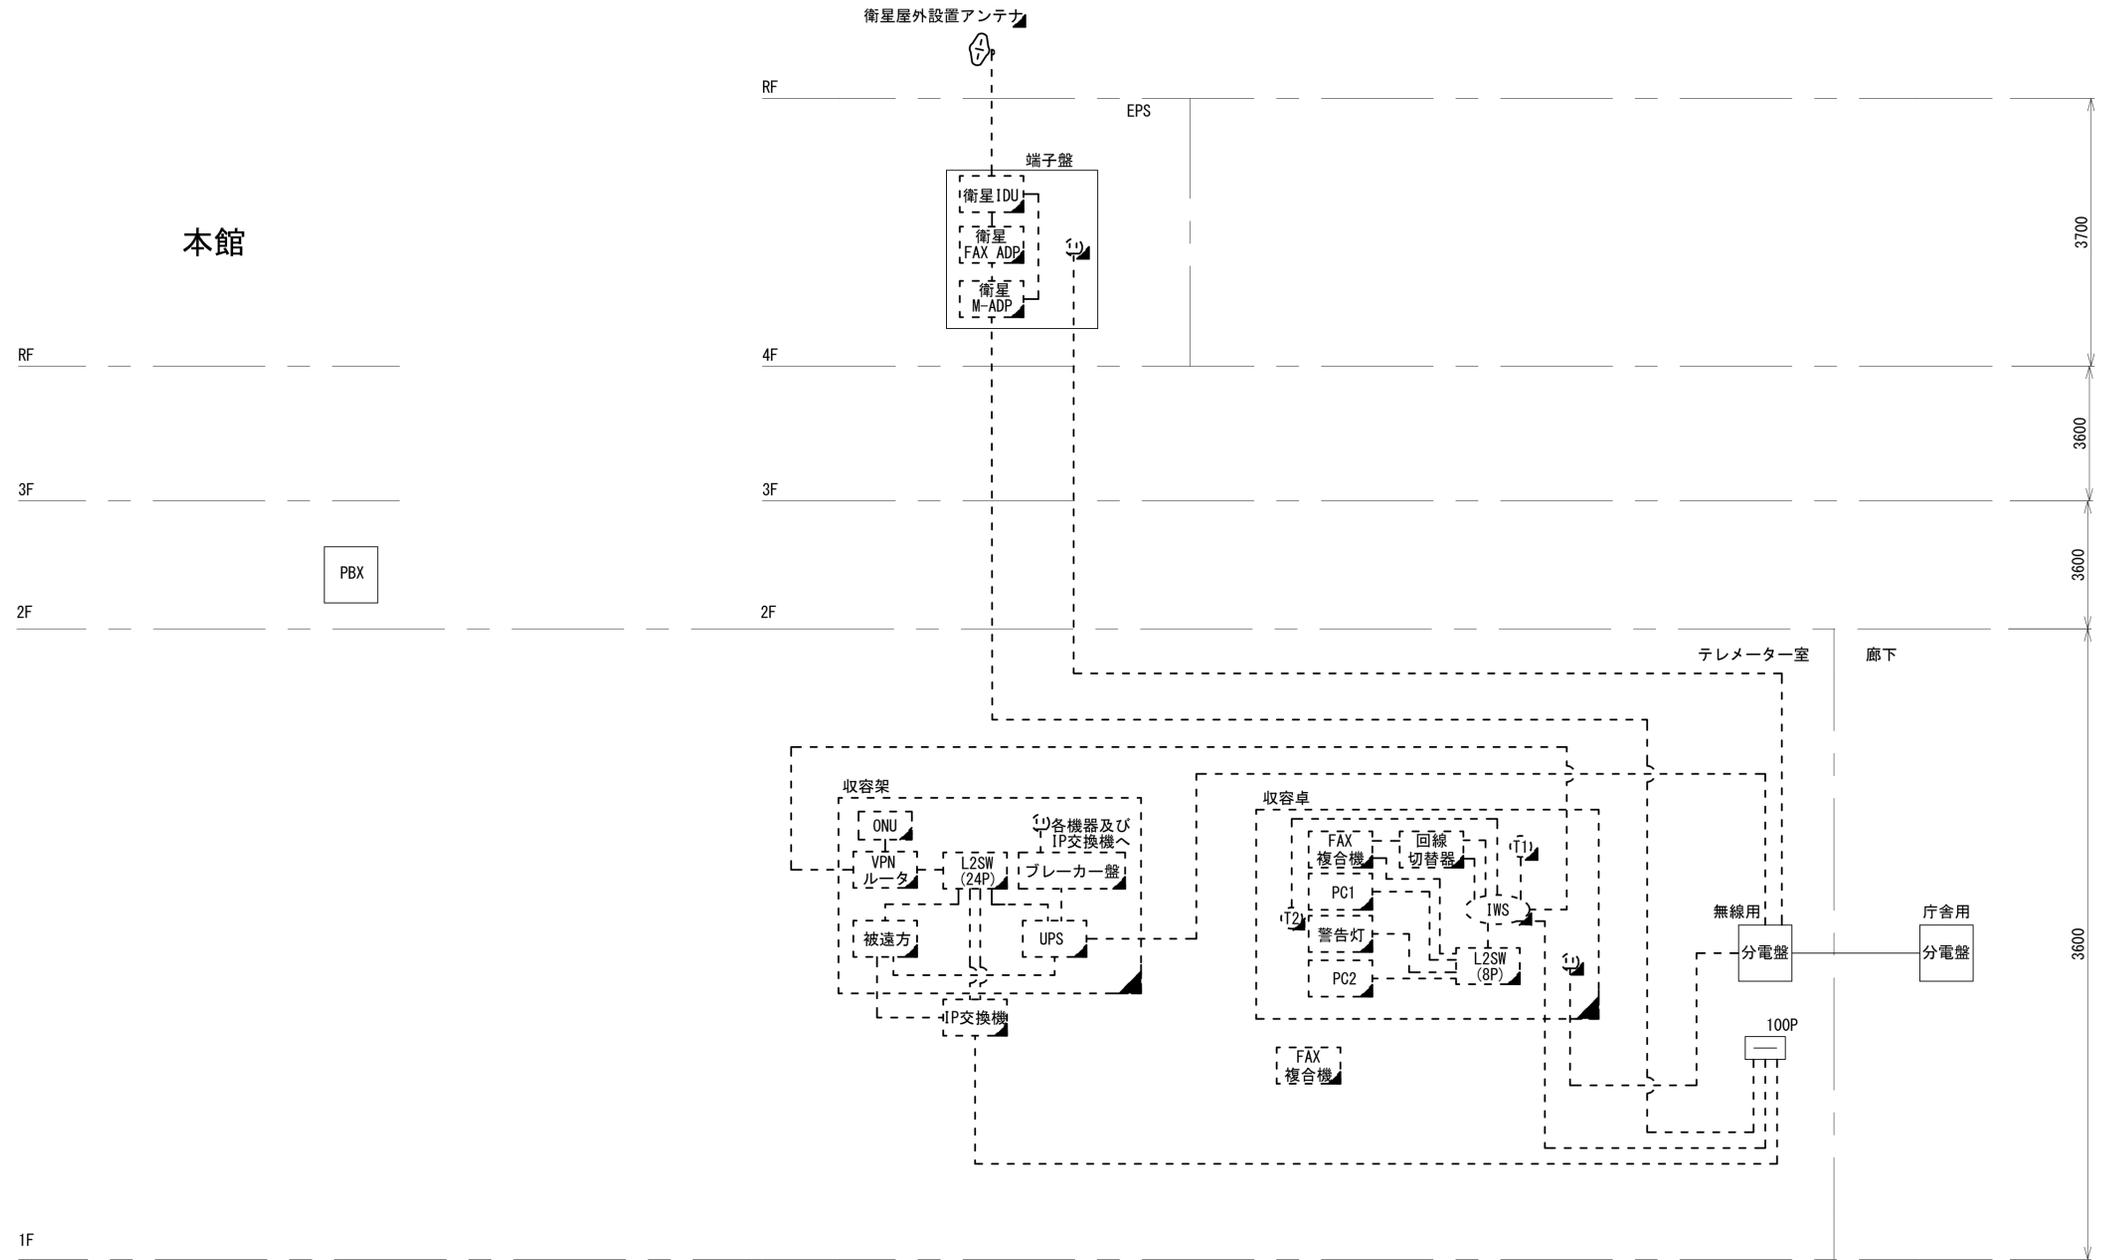

工事名	奈良県防災行政通信ネットワーク 衛星回線等再整備工事		
図面名	大和ガス株式会社 系統図(撤去)		
作成年月日	令和 6年 8月		
縮尺	NON	図面番号	02
会社名	株式会社東京建設コンサルタント		
事業者名	奈良県		



# 大和ガス株式会社 機器据付図 (撤去)

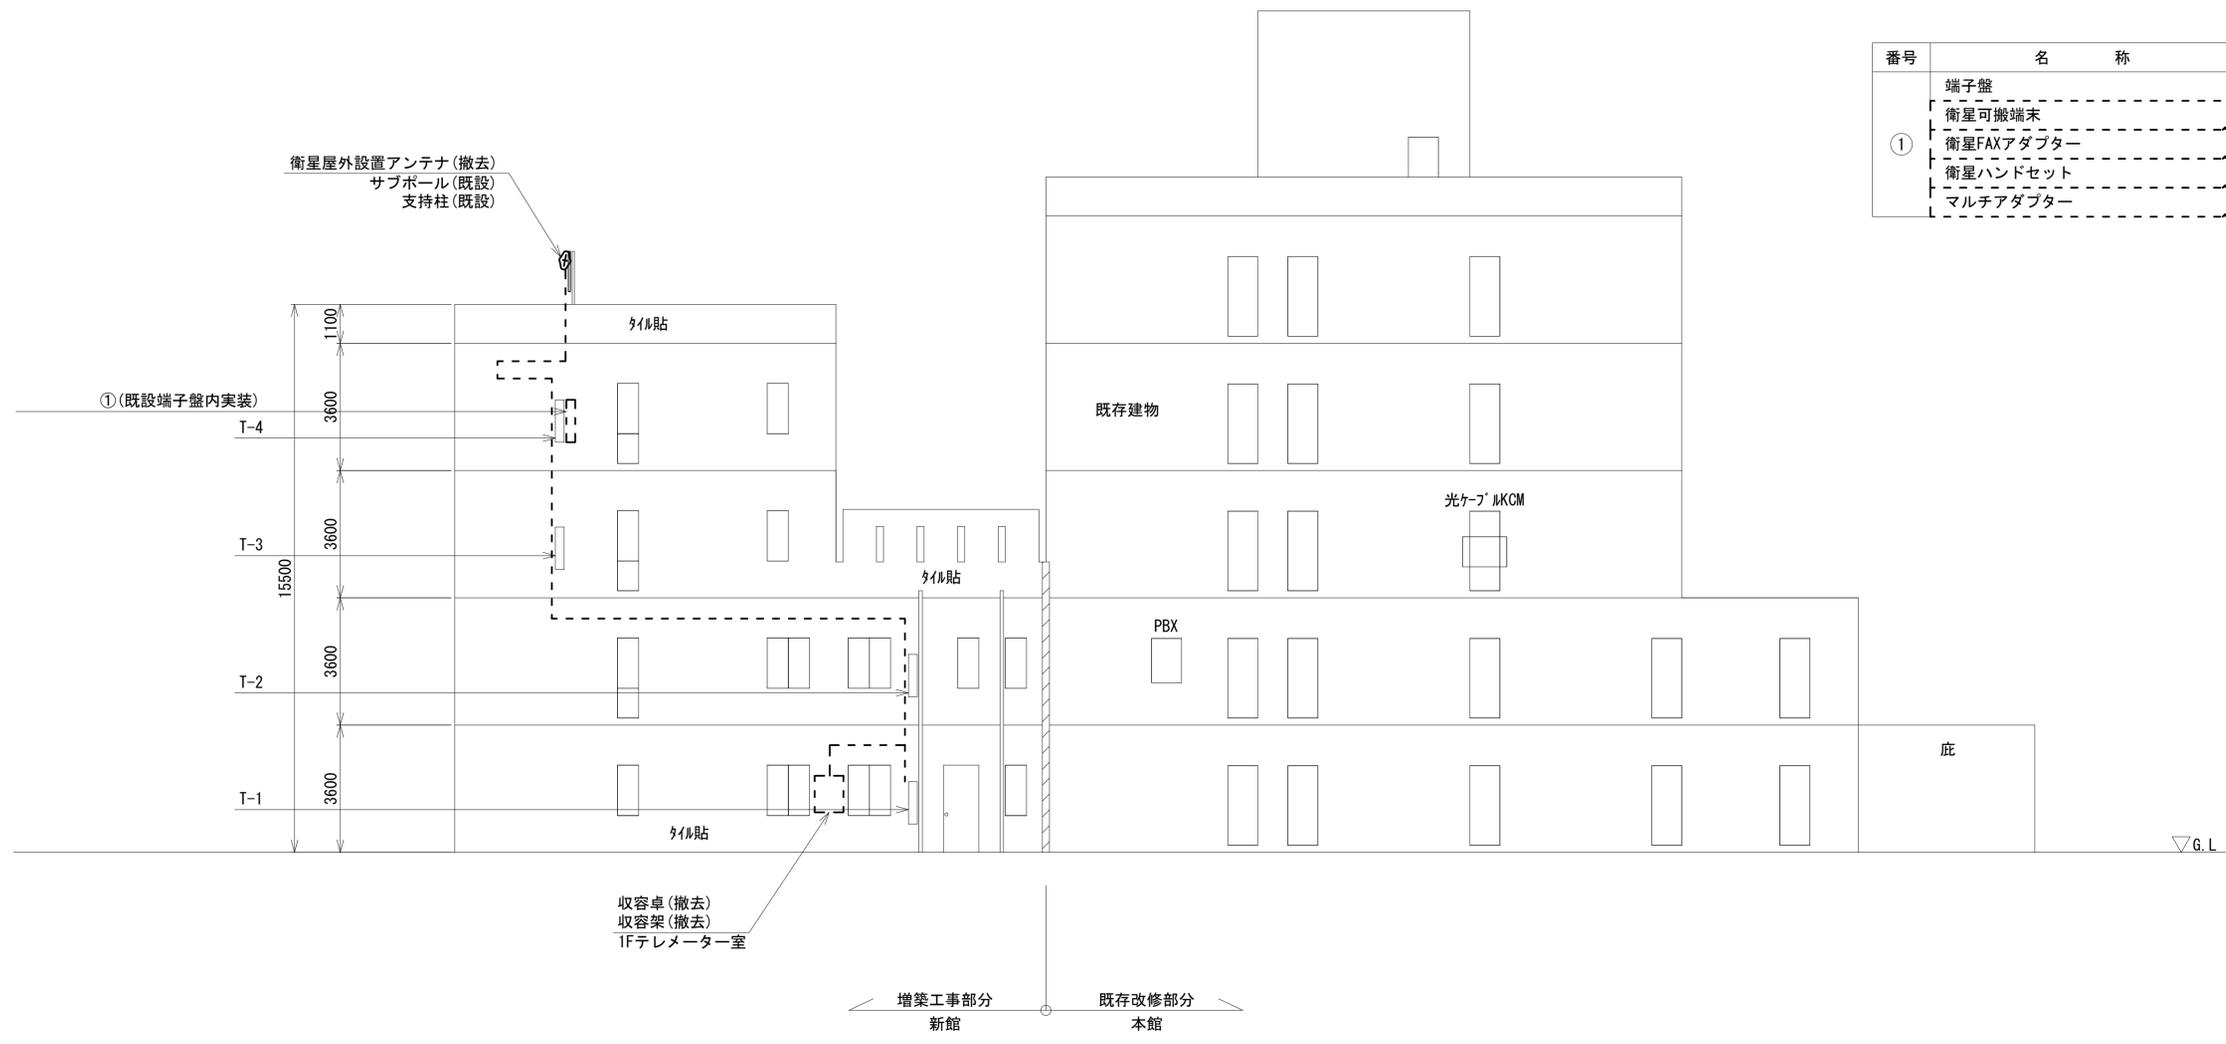



番号	名称	備考
①	端子盤	既設
	衛星可搬端末	撤去
	衛星FAXアダプター	撤去
	衛星ハンドセット	撤去
	マルチアダプター	撤去

東側立面図(1:100)

凡例	
<span style="border: 1px solid black; display: inline-block; width: 10px; height: 10px;"></span>	新設
<span style="border: 1px dashed black; display: inline-block; width: 10px; height: 10px;"></span>	撤去
<span style="border-bottom: 1px solid black; display: inline-block; width: 10px;"></span>	新設
<span style="border-bottom: 1px dashed black; display: inline-block; width: 10px;"></span>	撤去
<span style="border: 1px solid black; display: inline-block; width: 10px; height: 10px;"></span>	既設
<span style="border-bottom: 1px solid black; display: inline-block; width: 10px;"></span>	既設

工事名	奈良県防災行政通信ネットワーク 衛星回線等再整備工事		
図面名	大和ガス株式会社 機器据付図(撤去)		
作成年月日	令和 6年 8月		
縮尺	1:100	図面番号	03
会社名	株式会社東京建設コンサルタント		
事業者名	奈良県		

# 大和ガス株式会社 1F 機器配置図 (撤去)

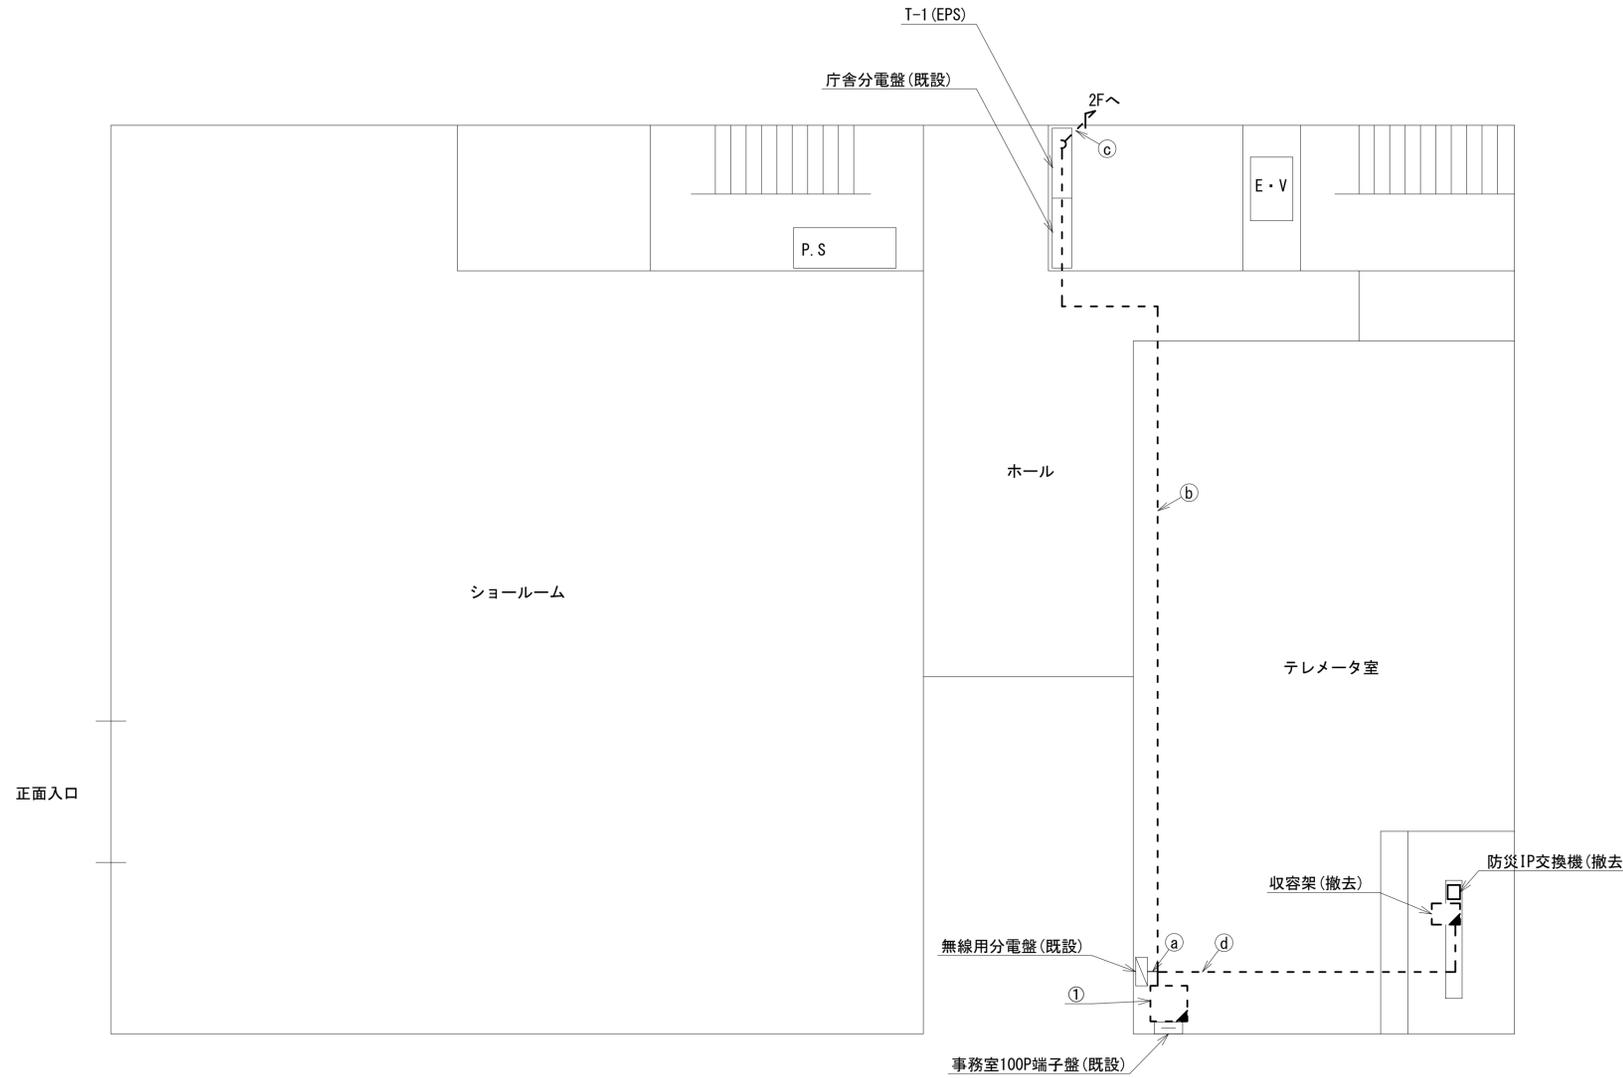 

	名称	作業	施工方法
a	CE8sq-3C×2	撤去	天井ころがし
	電子ボタン電話用ケーブル0.5-4P	撤去	
b	CE8sq-3C	既設	天井ころがし
	FOPEV-S0.65-10P	撤去	
	CE3.5sq-3C	撤去	
c	電子ボタン電話用ケーブル0.5-4P	撤去	配管(既設)
	CE3.5sq-3C	撤去	
d	CE8sq-3C	撤去	フリーアクセス
	EM-UTPO.5-4P	撤去	
	SWVPO.5-40C×2	撤去	
	IE3.5sq	撤去	
		撤去	



番号	名称	備考
①	収容卓	撤去
	スピーカー付警告灯	撤去
	防災電話	撤去
	防災電話(衛星)	撤去
	防災情報端末(ローカルサーバ)	撤去
	防災情報端末	撤去
	L2-SW(8port)	撤去
	回線切替器	撤去
	FAX・複合機	撤去

1F 平面図(1:100)

凡例	
	撤去
	撤去
	既設
	既設

工事名	奈良県防災行政通信ネットワーク 衛星回線等再整備工事		
図面名	大和ガス株式会社 1F 機器配置図(撤去)		
作成年月日	令和 6年 8月		
縮尺	1:100	図面番号	04
会社名	株式会社東京建設コンサルタント		
事業者名	奈良県		

# 大和ガス株式会社 2F 機器配置図 (撤去)

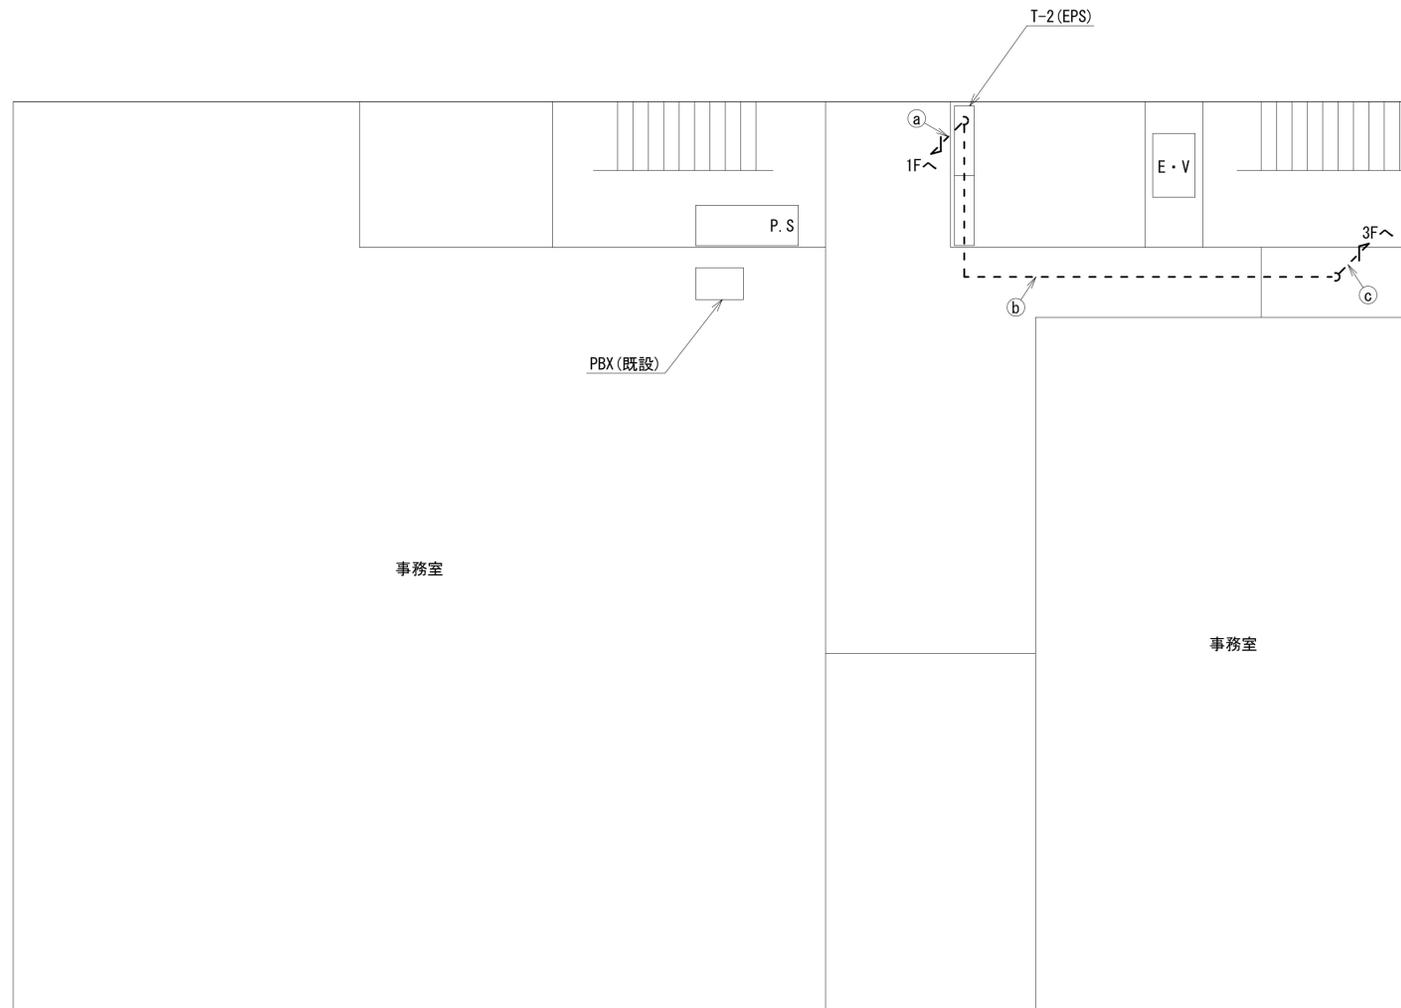 


	名称	作業	施工方法
①	電子ボタン電話用ケーブル0.5-4P	撤去	配管(既設)
	CE3.5sq-3C	撤去	
②	電子ボタン電話用ケーブル0.5-4P	撤去	天井ころがし
	CE3.5sq-3C	撤去	
③	電子ボタン電話用ケーブル0.5-4P	撤去	配管(既設)
	CE3.5sq-3C	撤去	

2F 平面図(1:100)


凡 例	
	: 新設
	: 撤去
	: 新設
	: 撤去
	: 既設
	: 既設

工事名	奈良県防災行政通信ネットワーク 衛星回線等再整備工事		
図面名	大和ガス株式会社 2F 機器配置図(撤去)		
作成年月日	令和 6年 8月		
縮尺	1:100	図面番号	05
会社名	株式会社東京建設コンサルタント		
事業者名	奈良県		

# 大和ガス株式会社 3F 機器配置図 (撤去)

 

名称	作業	施工方法
電子ボタン電話用ケーブル0.65-3P	撤去	配管(既設)
OE3.5sq-3C	撤去	

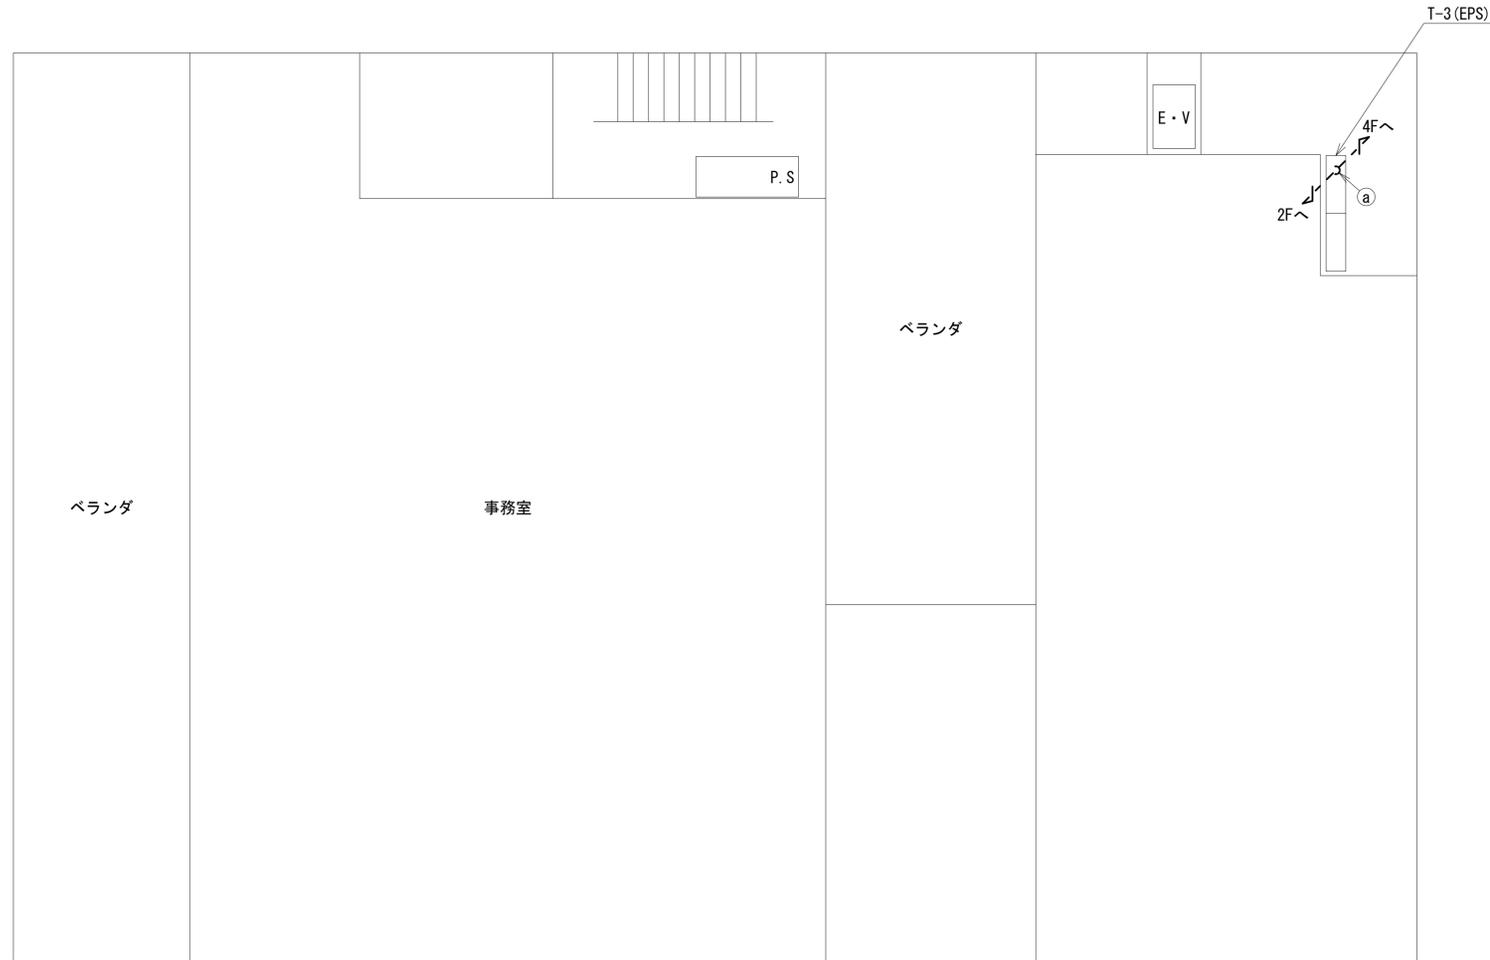


3F 平面図(1:100)


凡例	
: 新設	: 撤去
: 新設	: 撤去
: 既設	: 既設

工事名	奈良県防災行政通信ネットワーク 衛星回線等再整備工事		
図面名	大和ガス株式会社 3F 機器配置図(撤去)		
作成年月日	令和 6年 8月		
縮尺	1:100	図面番号	06
会社名	株式会社東京建設コンサルタント		
事業者名	奈良県		

# 大和ガス株式会社 4F 機器配置図 (撤去)

 

	名称	作業	施工方法
①	電子ボタン電話用ケーブル0.5-4P CE3.5sq-3C	撤去	配管(既設)
②	外部アンテナ接続用ケーブル	撤去	天井ころがし
③	外部アンテナ接続用ケーブル	撤去	露出

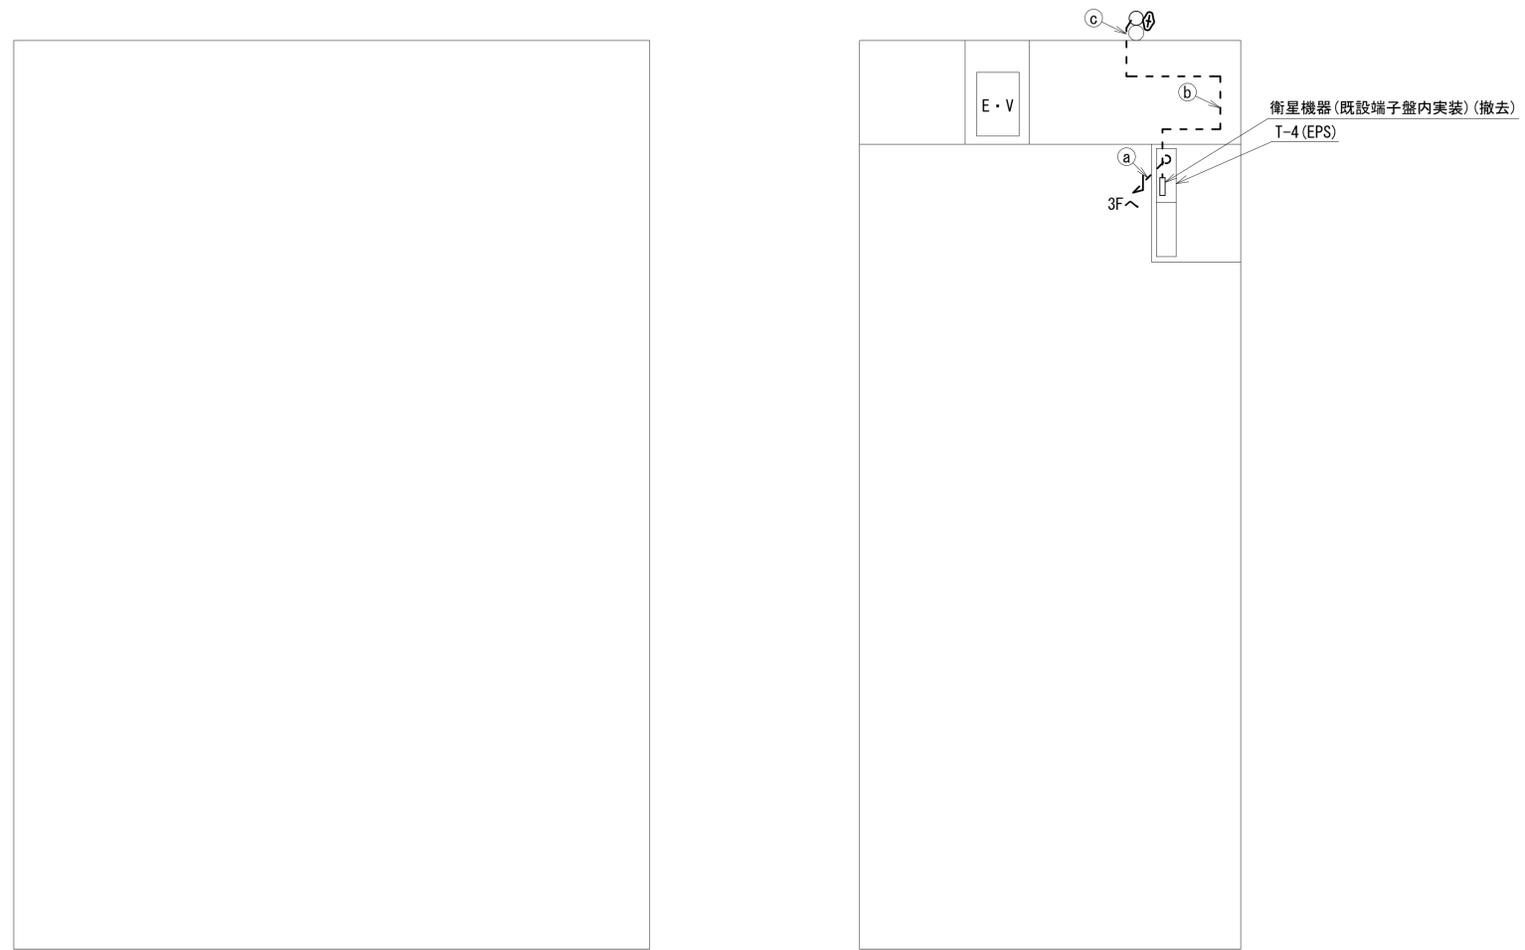


4F 平面図(1:100)

凡 例	
<span style="border: 1px solid black; display: inline-block; width: 10px; height: 10px;"></span>	: 新設
<span style="border: 1px dashed black; display: inline-block; width: 10px; height: 10px;"></span>	: 撤去
<span style="border: 1px solid black; display: inline-block; width: 10px; height: 10px;"></span>	: 既設
<span style="border-bottom: 1px solid black; display: inline-block; width: 10px;"></span>	: 新設
<span style="border-bottom: 1px dashed black; display: inline-block; width: 10px;"></span>	: 撤去
<span style="border-bottom: 1px solid black; display: inline-block; width: 10px;"></span>	: 既設

工事名	奈良県防災行政通信ネットワーク 衛星回線等再整備工事		
図面名	大和ガス株式会社 4F 機器配置図(撤去)		
作成年月日	令和 6年 8月		
縮尺	1:100	図面番号	07
会社名	株式会社東京建設コンサルタント		
事業者名	奈良県		

# 大和ガス株式会社 1F テレメータ室 機器配置図 (撤去)

 


番号	名称	備考
①	收容架	撤去
	広域イーサネット-ONU (NTT)	撤去
	L2-SW (24Port)	撤去
	被遠方監視制御装置	撤去
	UPS	撤去
	VPNルータ	撤去
	防災IP交換機	撤去
②	防災IP交換機	撤去

1Fテレメータ室 平面図(1:20)

凡 例	
	新設
	撤去
	新設
	撤去
	既設
	既設

工事名	奈良県防災行政通信ネットワーク 衛星回線等再整備工事		
図面名	大和ガス株式会社 1F テレメータ室 機器配置図(撤去)		
作成年月日	令和 6年 8月		
縮尺	図示	図面番号	08
会社名	株式会社東京建設コンサルタント		
事業者名	奈良県		


# 大和ガス株式会社 配線系統図 (撤去)

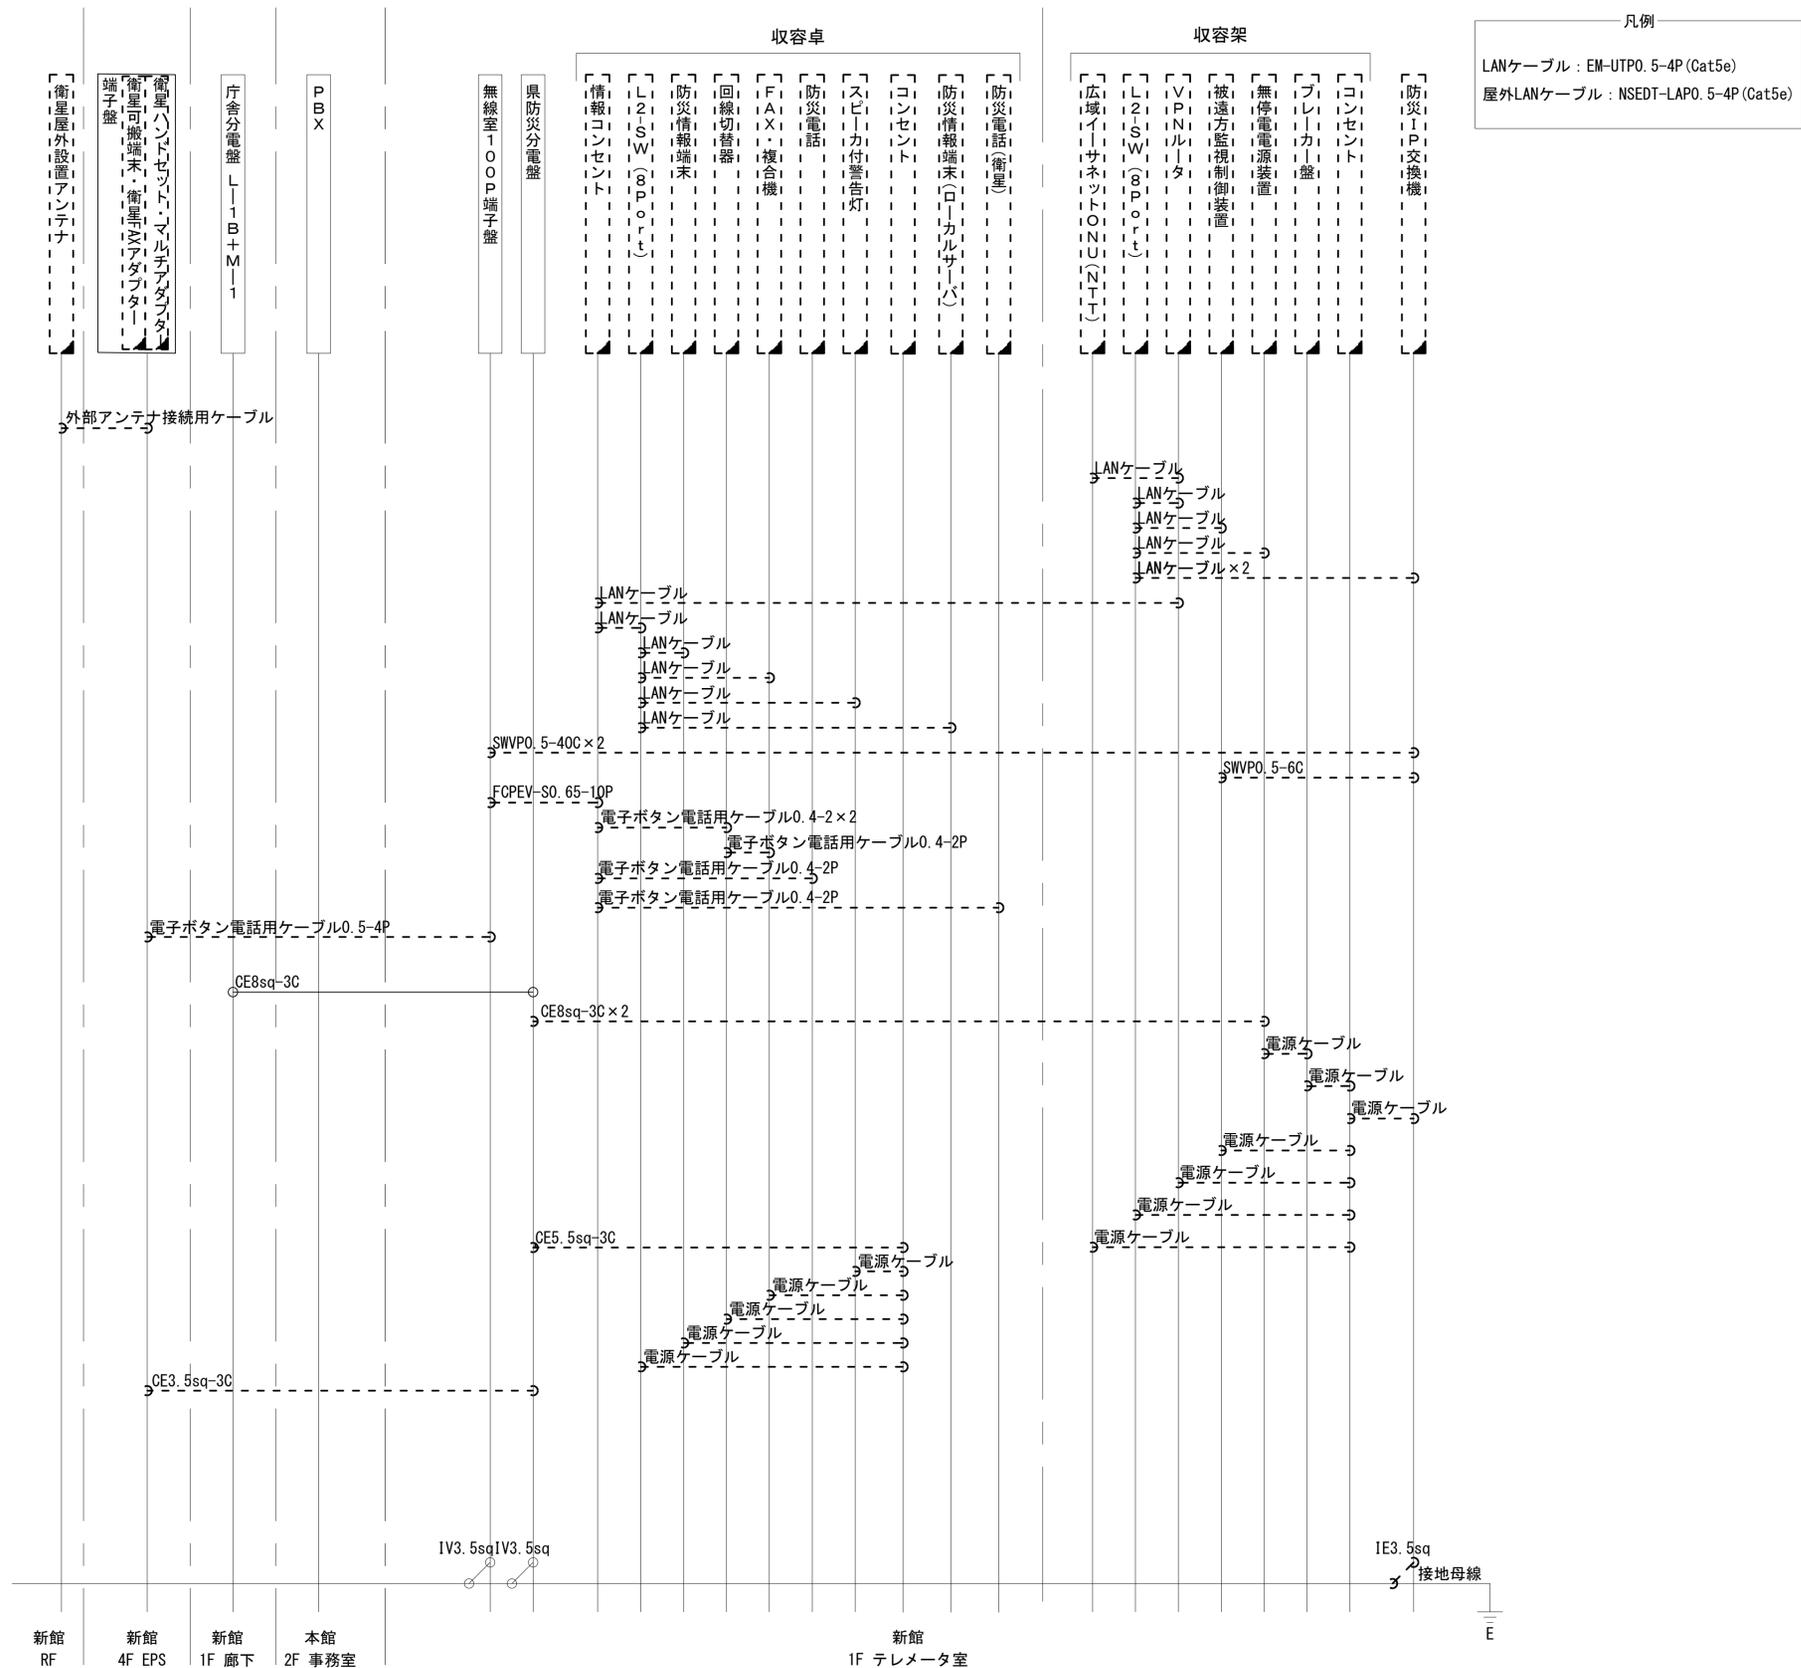


工事名	奈良県防災行政通信ネットワーク 衛星回線等再整備工事		
図面名	大和ガス株式会社 配線系統図(撤去)		
作成年月日	令和 6年 8月		
縮尺	NON	図面番号	09
会社名	株式会社東京建設コンサルタント		
事業者名	奈良県		

# 大和ガス株式会社 電源系統図 (撤去)

庁舎分電盤 (1FL-1B+M-1)

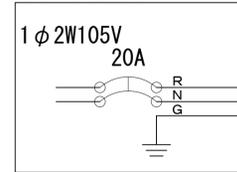


CE8sq-3C

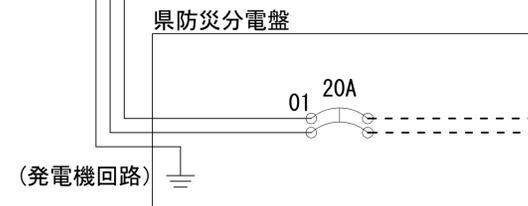

(発電機回路)

CE8sq-3C


(UPS回路)

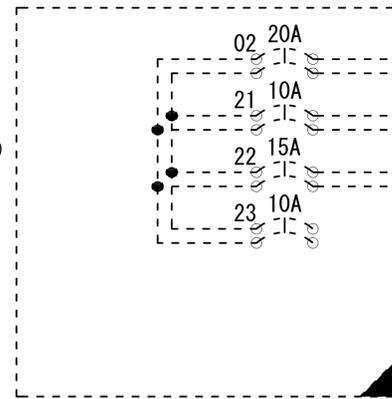


CE8sq-3C

CE3.5sq-3C

CE5.5sq-3C

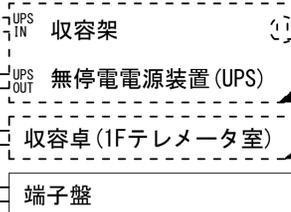

付属ケーブル 防災IP交換機

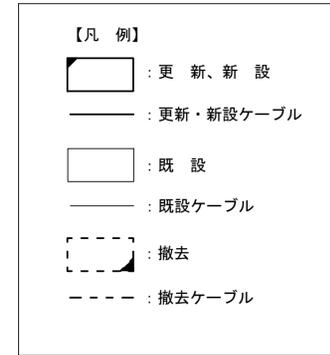

\* 3Cのうち1Cは接地用

工事名	奈良県防災行政通信ネットワーク 衛星回線等再整備工事		
図面名	大和ガス株式会社 電源系統図(撤去)		
作成年月日	令和 6年 8月		
縮尺	NON	図面番号	10
会社名	株式会社東京建設コンサルタント		
事業者名	奈良県		