
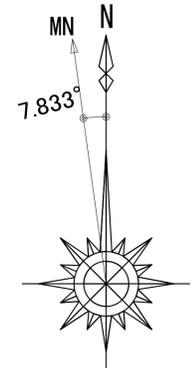


目次

大和郡山市役所

図番	図面名称
01	大和郡山市役所 位置図
02	大和郡山市役所 系統図(新設)
03	大和郡山市役所 敷地平面図
04	大和郡山市役所 機器据付図(新設)
05	大和郡山市役所 1F 4F機器配置図(新設)
06	大和郡山市役所 RF機器配置図(新設)
07	大和郡山市役所 2F機器配置図
08	大和郡山市役所 3F 4F機器配置図(新設)
09	大和郡山市役所 5F機器配置図(新設)
10	大和郡山市役所 配線系統図(新設)
11	大和郡山市役所 電源系統図(参考図)
12	大和郡山市役所 系統図(撤去)
13	大和郡山市役所 機器据付図(撤去)
14	大和郡山市役所 1F 4F機器配置図(撤去)
15	大和郡山市役所 RF機器配置図(撤去)
16	大和郡山市役所 3F 4F機器配置図(撤去)
17	大和郡山市役所 5F機器配置図(撤去)
18	大和郡山市役所 配線系統図(撤去)

大和郡山市役所 位置図

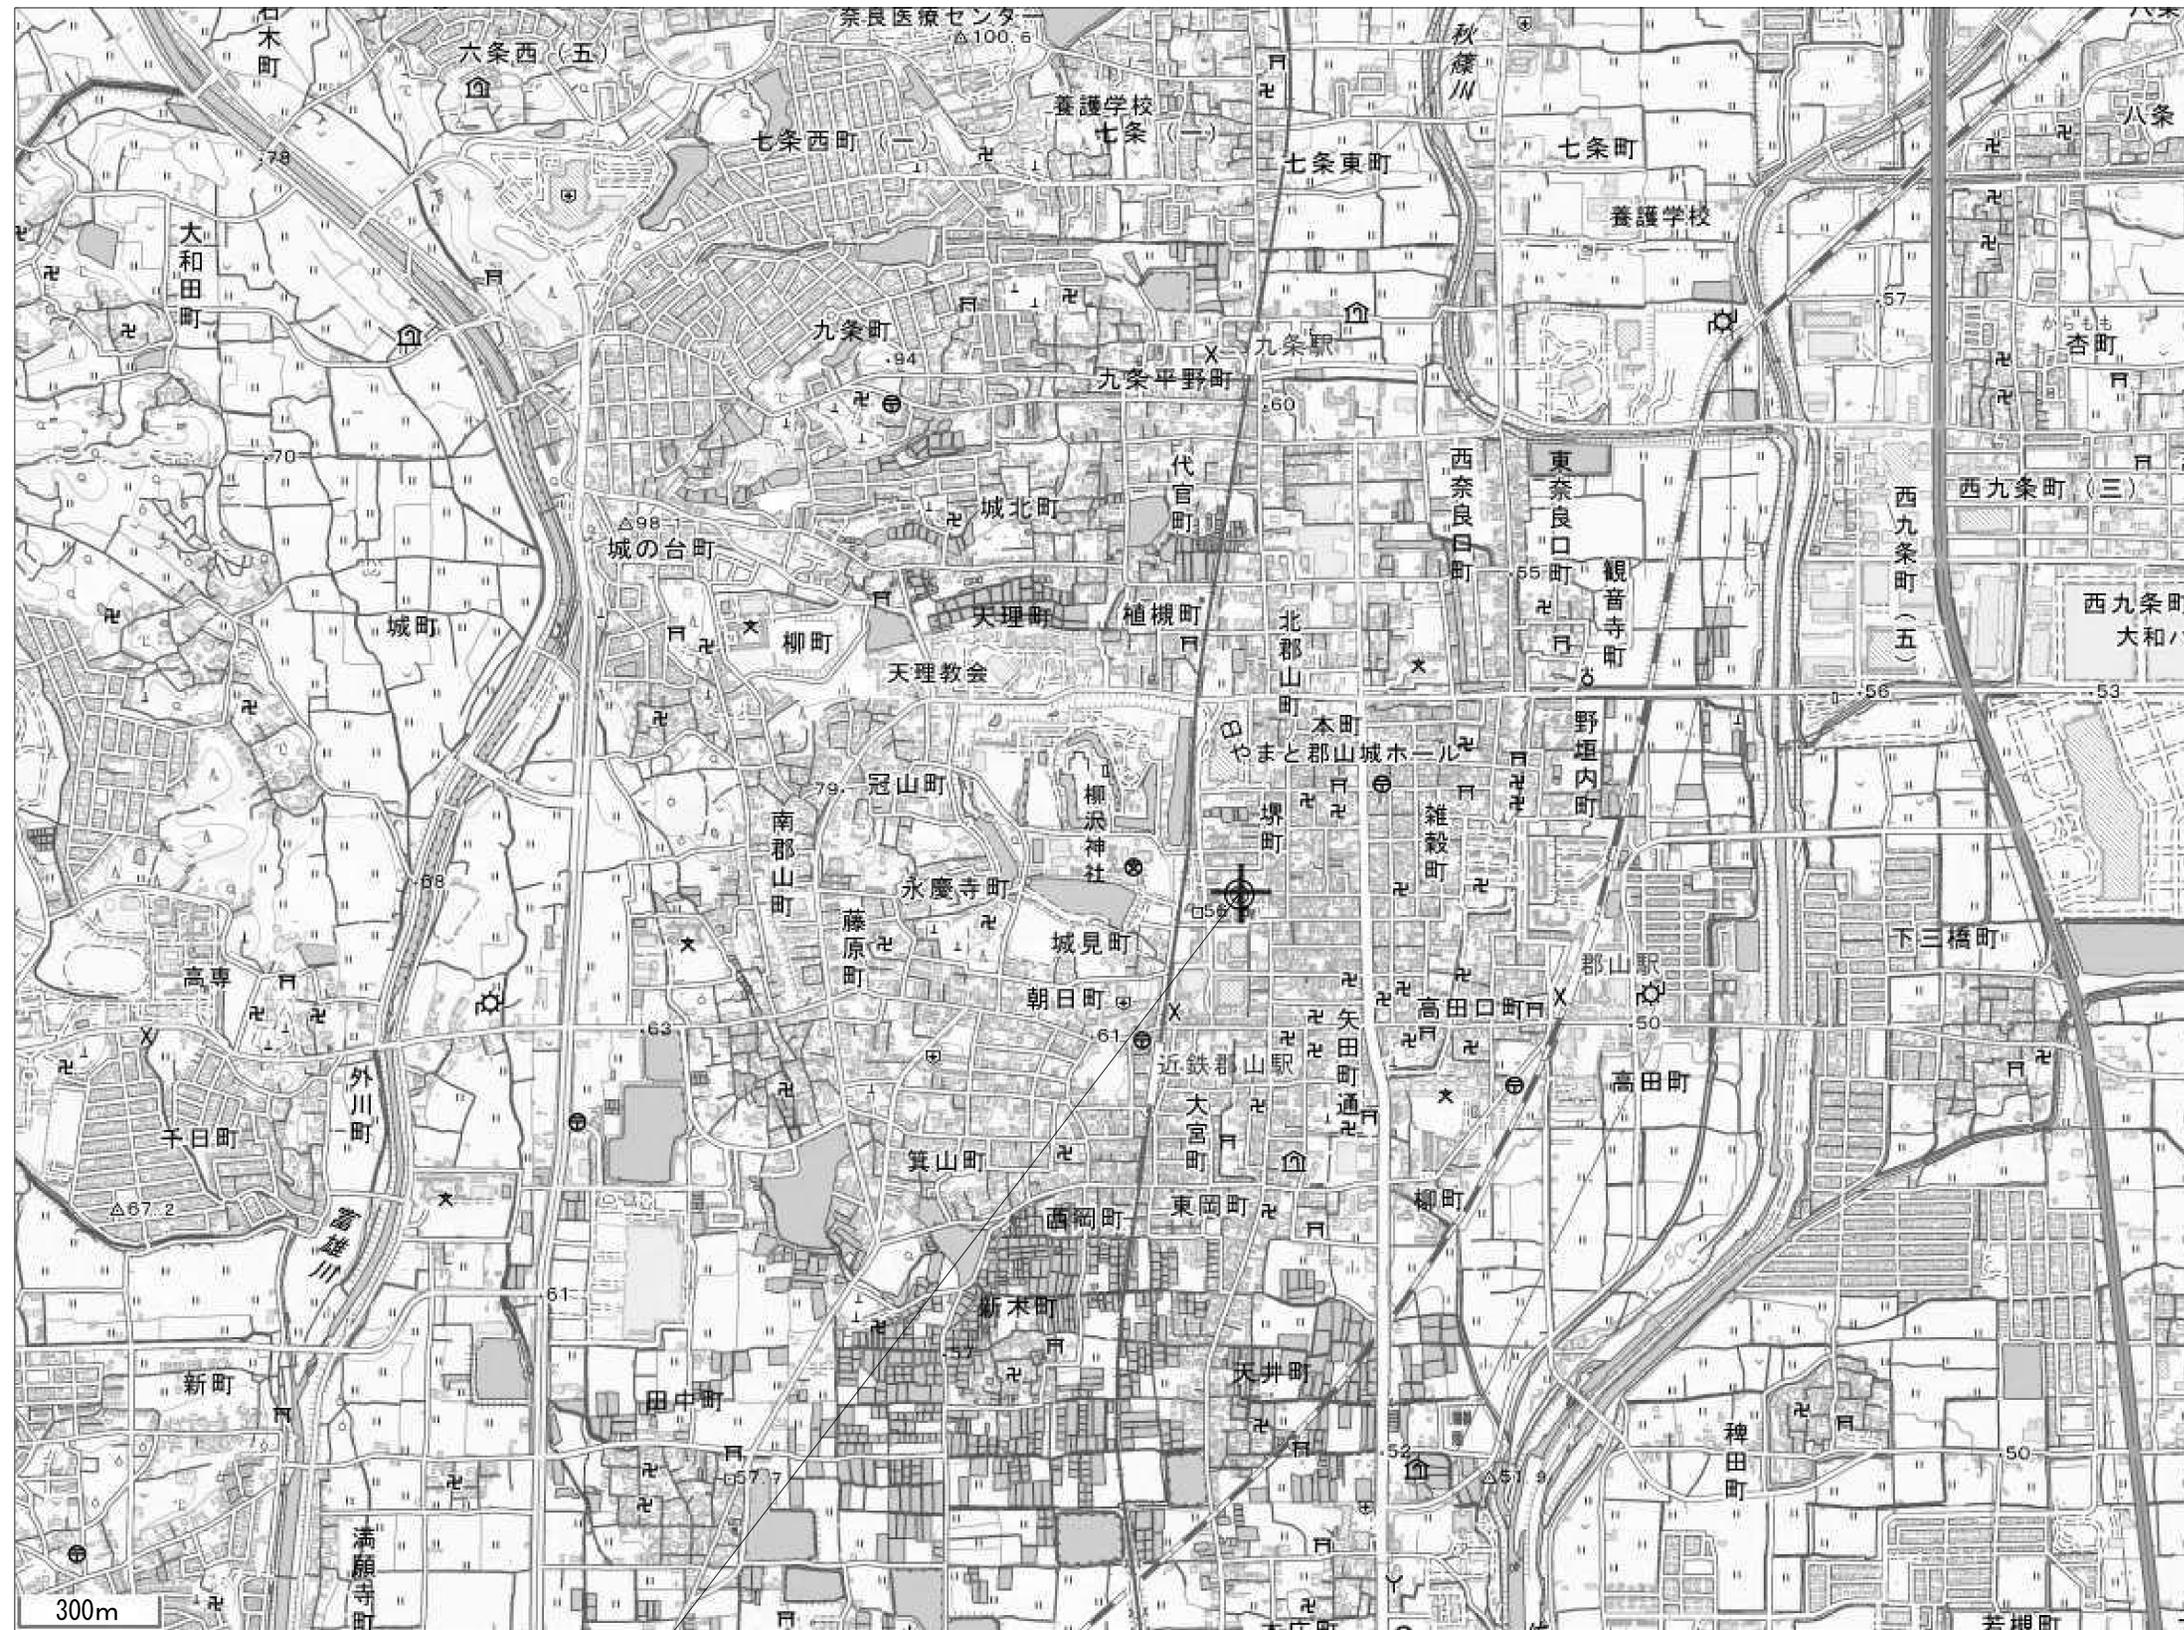


大和郡山市役所

工事名	奈良県防災行政通信ネットワーク 衛星回線等再整備工事		
図面名	大和郡山市役所 位置図		
作成年月日	令和 6年 8月		
縮尺	NON	図面番号	01
会社名	株式会社東京建設コンサルタント		
事業者名	奈良県		

大和郡山市役所 系統図 (新設)



- 凡例
- VSAT
 - L2-SW (16Port)
 - L2-SW (8Port)
 - L2-SW (16Port +メディアコンバーター)
 - L2-SW (8Port +メディアコンバーター)
 - VPNルーター
 - 被遠方監視制御装置
 - 防災IP交換機
 - 無停電電源装置
 - 防災情報端末
 - ローカルWEBサーバ兼 防災情報端末
 - 防災情報端末(オプション)
 - 複合機
 - メディアコンバーター
 - 防災電話 (IP)
 - 防災電話 (アナログ)
 - 防災電話 (IP) (大和路HW)
 - コンセントBOX
 - 衛星携帯電話 IDU
 - 衛星FAXアダプタ
 - マルチアダプタ
 - FAX
 - SPD盤
 - 分配機
 - 震度表示処理装置
 - PBX
 - 端子盤、MDF
 - 大和路ハイウェイ
 - K-OPTICAL
 - 電源端子台
 - 情報コンセント
 - スピーカ付警告灯
 - モニタ
 - IRD
 - J-ALERT
 - 変圧器
 - USBプリントサーバー
 - プリンタ

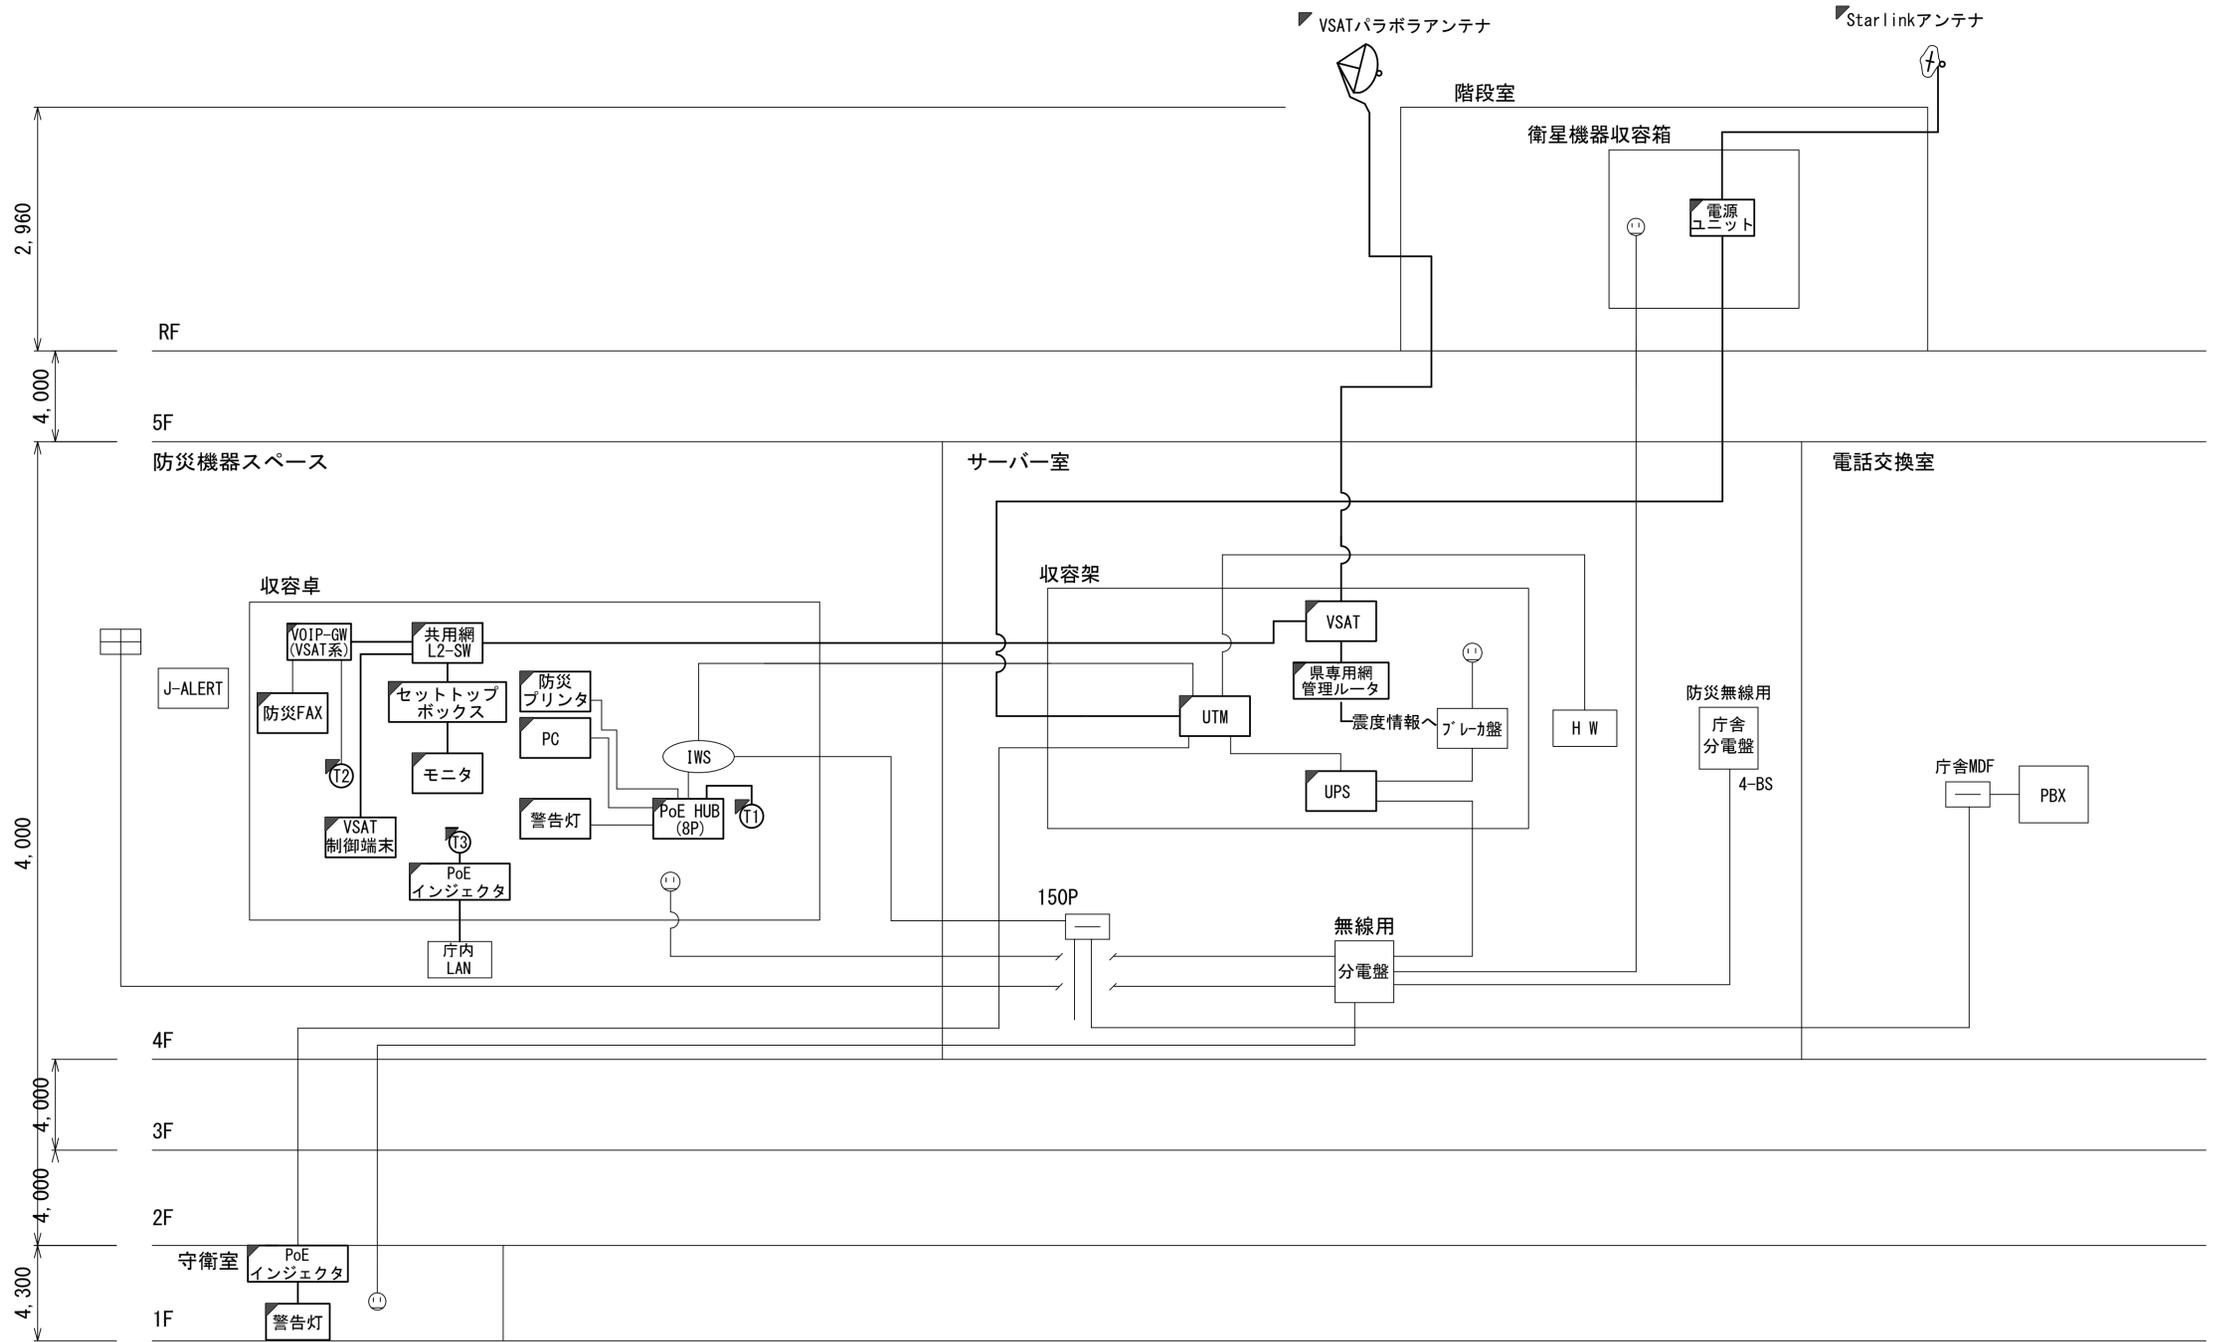

工事名	奈良県防災行政通信ネットワーク 衛星回線等再整備工事		
図面名	大和郡山市役所 系統図(新設)		
作成年月日	令和 6年 8月		
縮尺	NON	図面番号	02
会社名	株式会社東京建設コンサルタント		
事業者名	奈良県		

- 凡例
- : 新設
 - : 撤去
 - : 新設
 - : 撤去
 - : 既設
 - : 既設

大和郡山市役所 敷地平面図

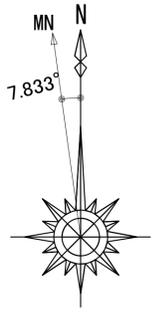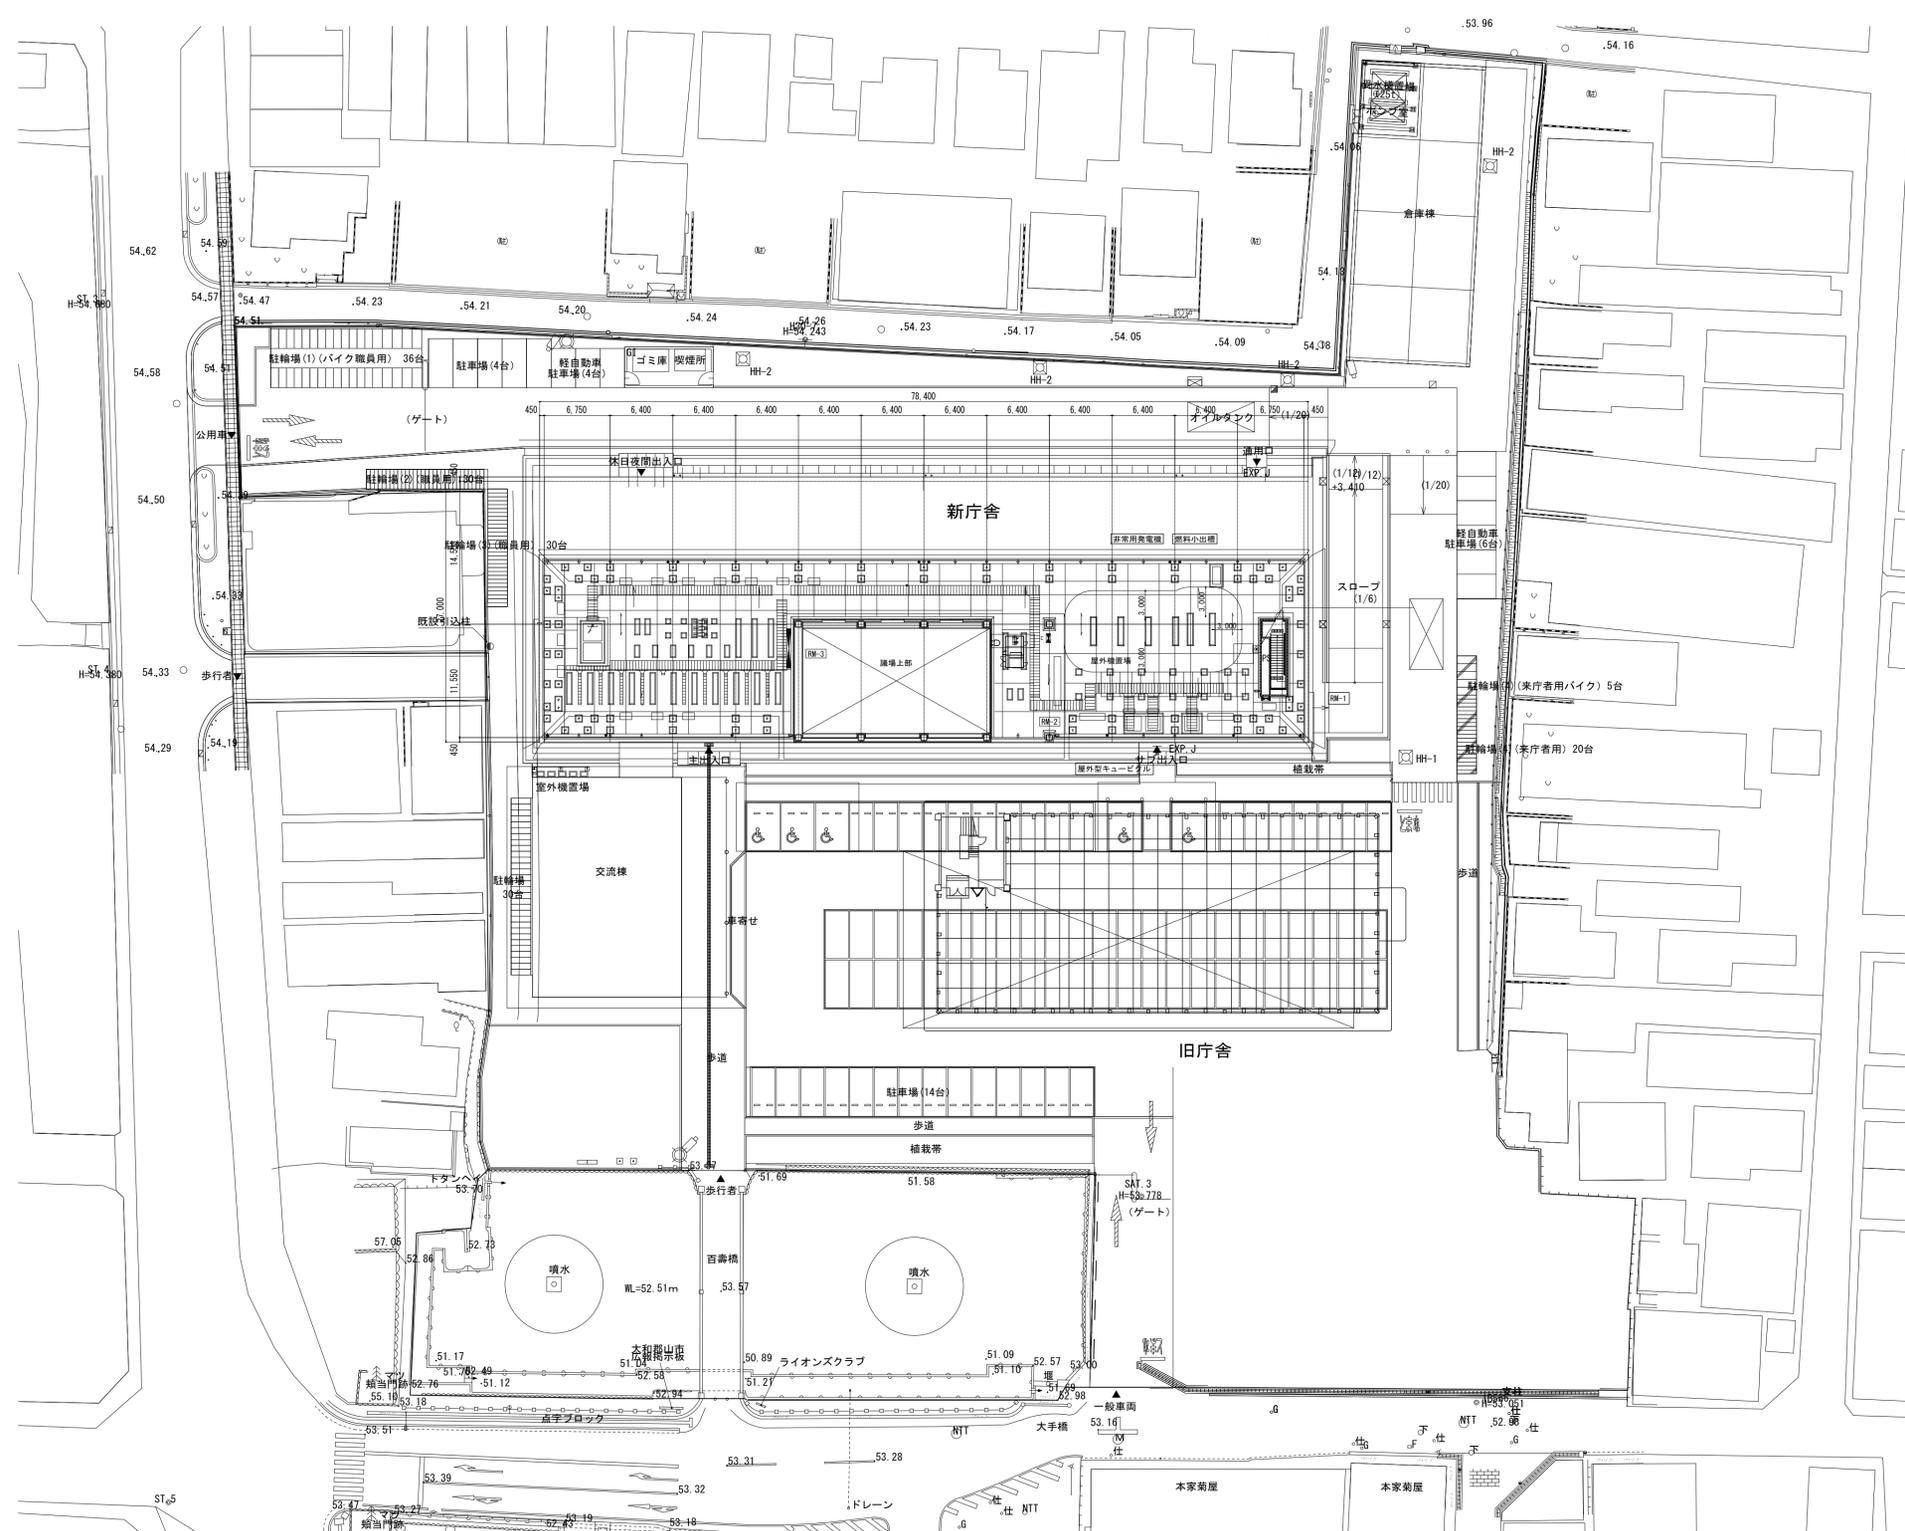


凡例

■	新設	□	撤去	—	新設	- - -	撤去
□	既設	—	既設				


工事名	奈良県防災行政通信ネットワーク 衛星回線等再整備工事		
図面名	大和郡山市役所 敷地平面図		
作成年月日	令和 6年	8月	
縮尺	1:300	図面番号	03
会社名	株式会社東京建設コンサルタント		
事業者名	奈良県		

大和郡山市役所 機器据付図 (新設)

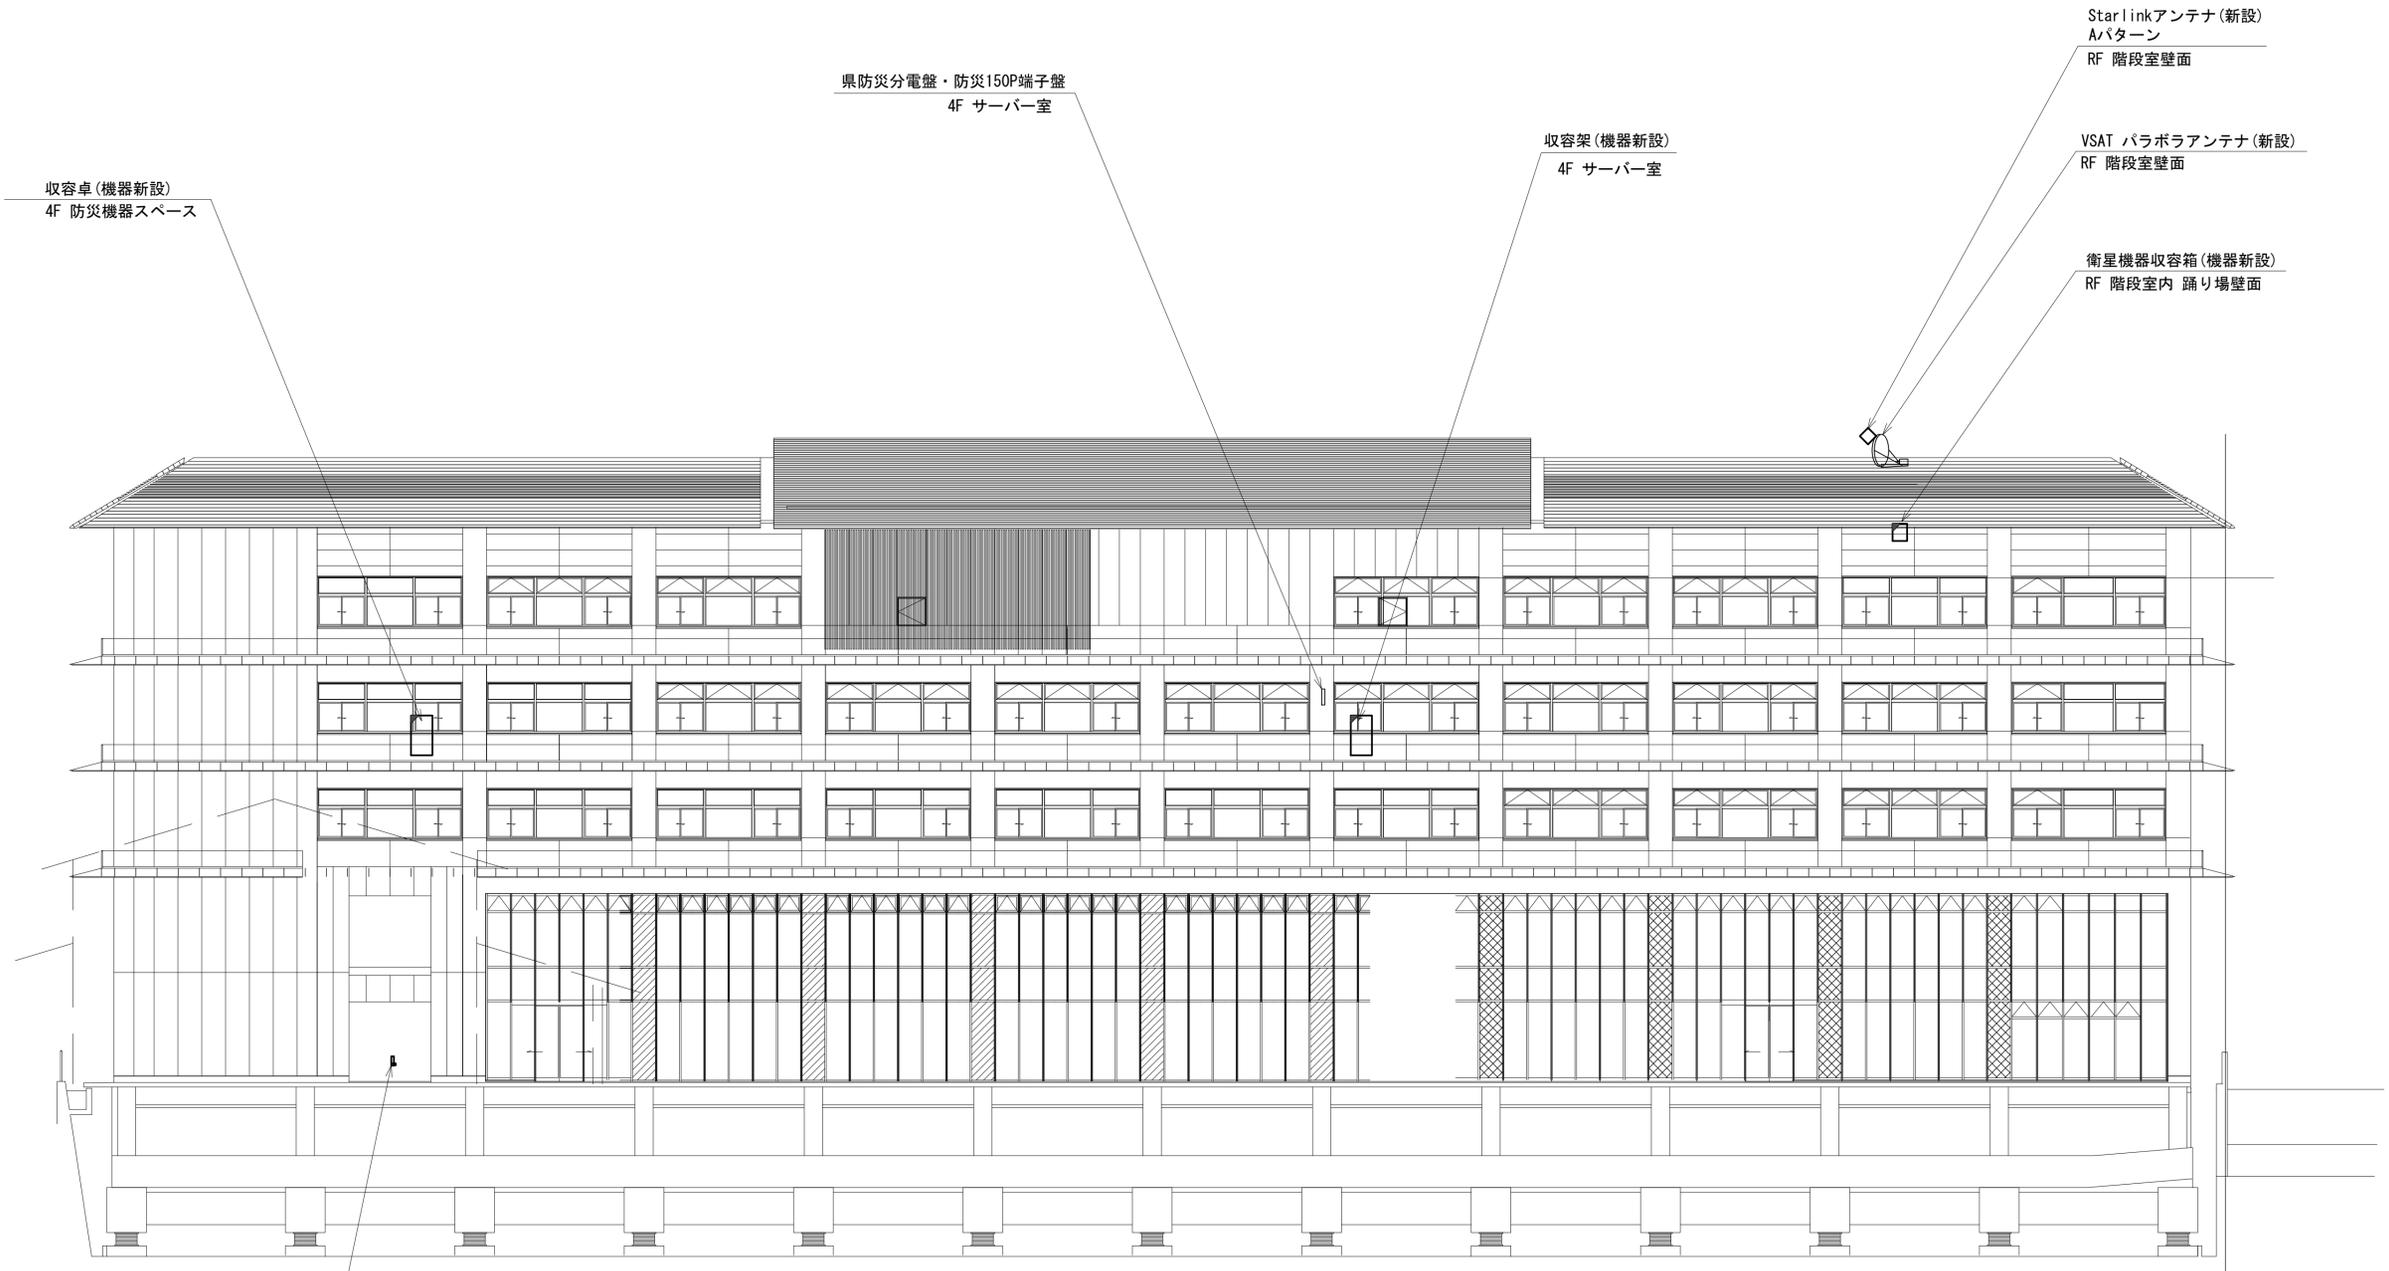

南立面図

(衛星系)

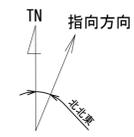


スピーカ付警告灯(新設)
1F 守衛室

凡例

	新設		撤去		新設		撤去
	既設		既設		既設		既設


工事名	奈良県防災行政通信ネットワーク 衛星回線等再整備工事		
図面名	大和郡山市役所 機器据付図(新設)		
作成年月日	令和 6年 8月		
縮尺	1:150	図面番号	04
会社名	株式会社東京建設コンサルタント		
事業者名	奈良県		

大和郡山市役所 1F 4F 機器配置図 (新設)

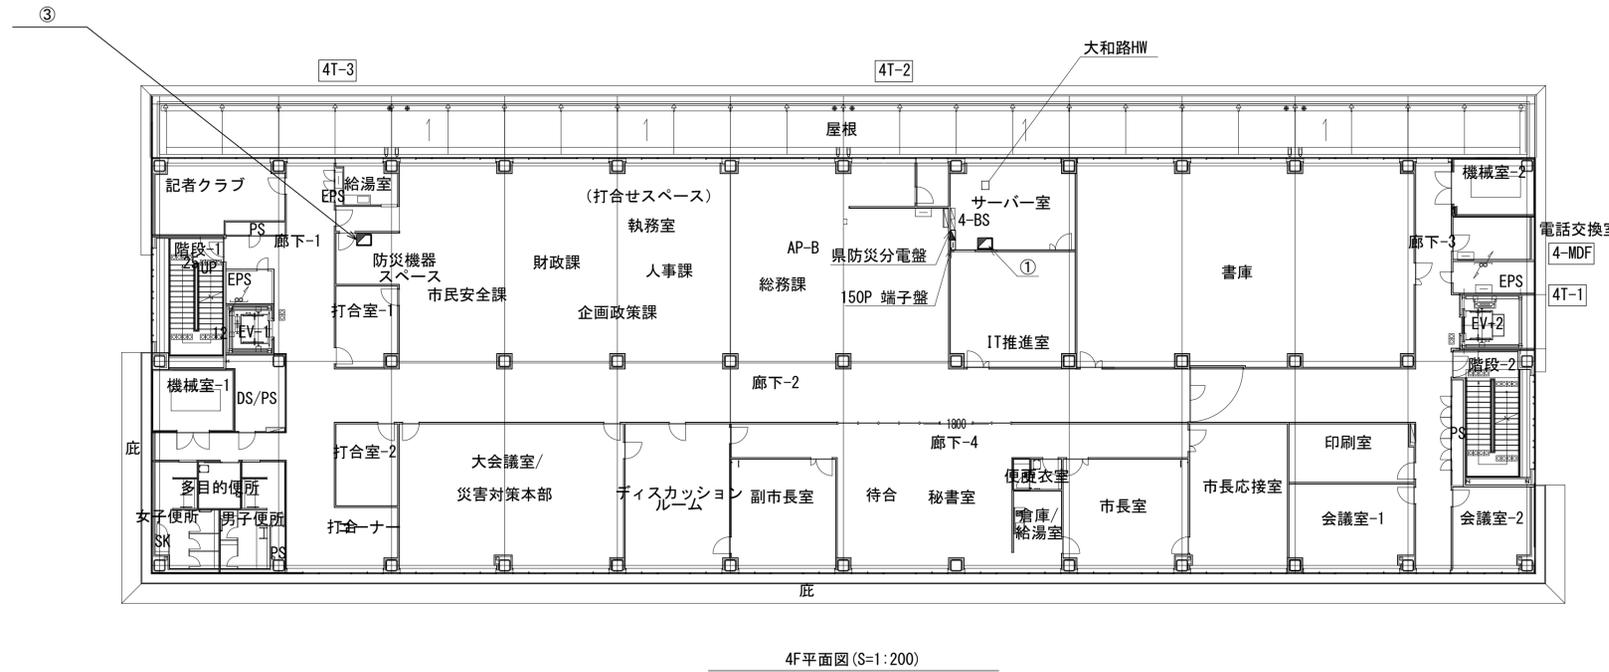

番号	名称	備考
①	收容架	既設
	VSAT	新設
	県専用網管理ルータ	新設
	UPS	新設
	UTM	新設
②	大和路HW	既設

番号	名称	備考
③	收容卓	既設
	VSAT制御端末	新設
	共用網L2-SW	新設
	セットトップボックス	新設
	モニタ	新設
	VoIP-GW	新設
	防災FAX(アナログ)	新設
	防災電話(アナログ)	新設
	PoE HUB(8Port)	新設
	防災プリンタ	新設
	スピーカ付警告灯	新設
	防災情報端末	新設
	防災電話(IP)	新設
	PoEインジェクタ	新設
	防災電話(IP)(大和路HW)	新設

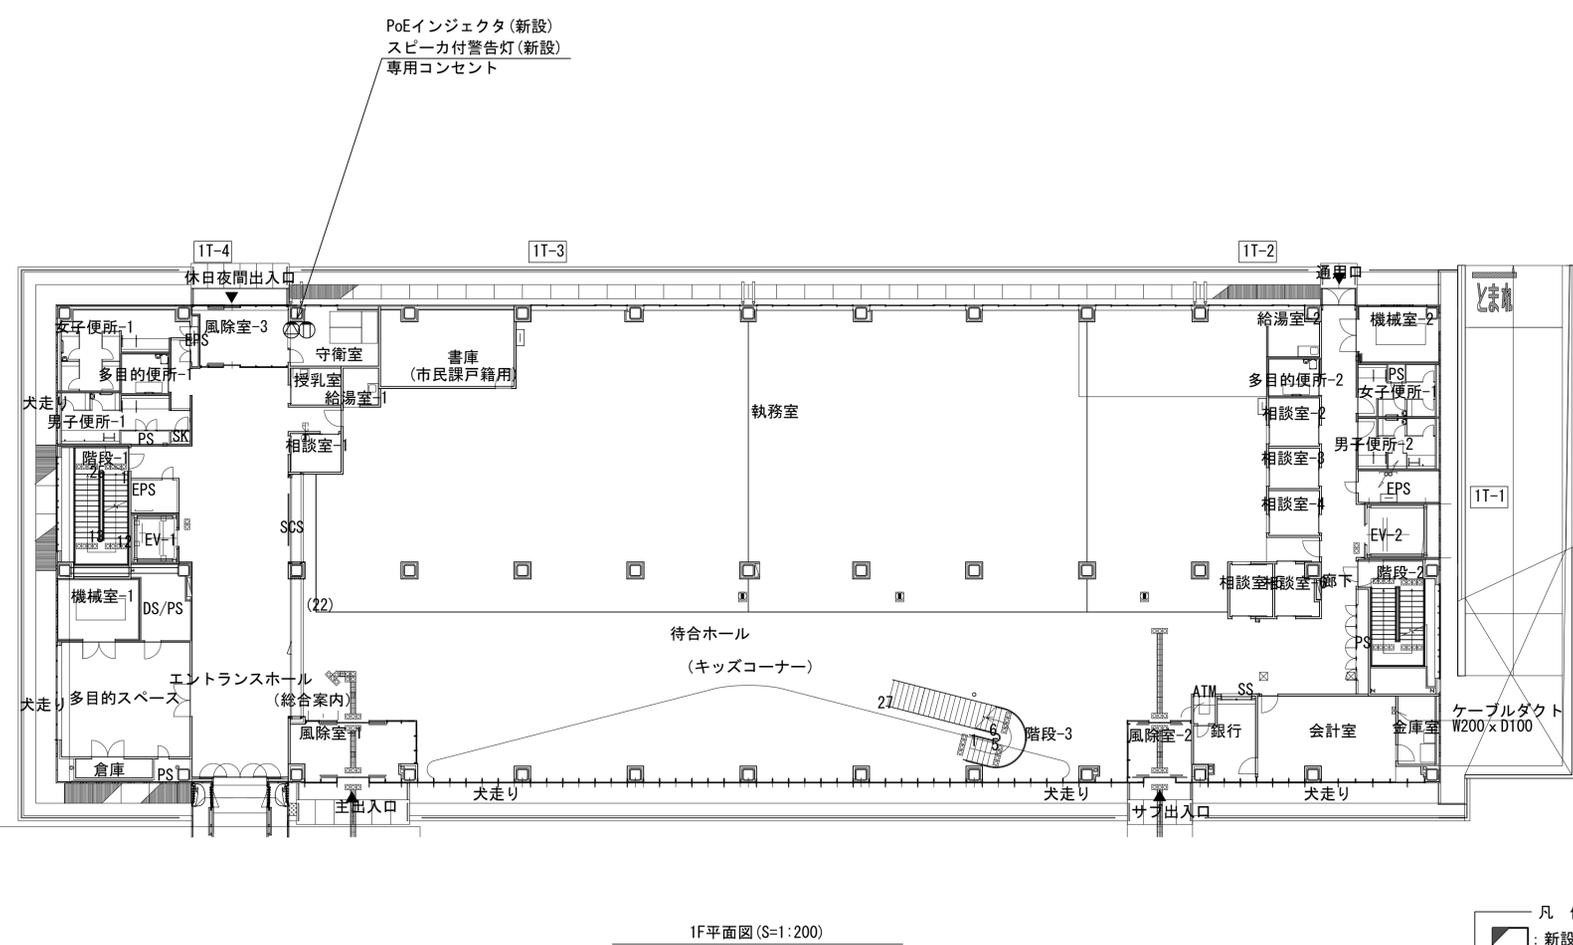


PoEインジェクタ(新設)
スピーカ付警告灯(新設)
専用コンセント

凡例	
■	新設
□	既設
▣	撤去
—	新設
- - -	撤去
—	既設

工事名	奈良県防災行政通信ネットワーク 衛星回線等再整備工事
図面名	大和郡山市役所 1F 4F 機器配置図(新設)
作成年月日	令和 6年 8月
縮尺	1:200 図面番号 05
会社名	株式会社東京建設コンサルタント
事業者名	奈良県

大和郡山市役所 RF 機器配置図 (新設)

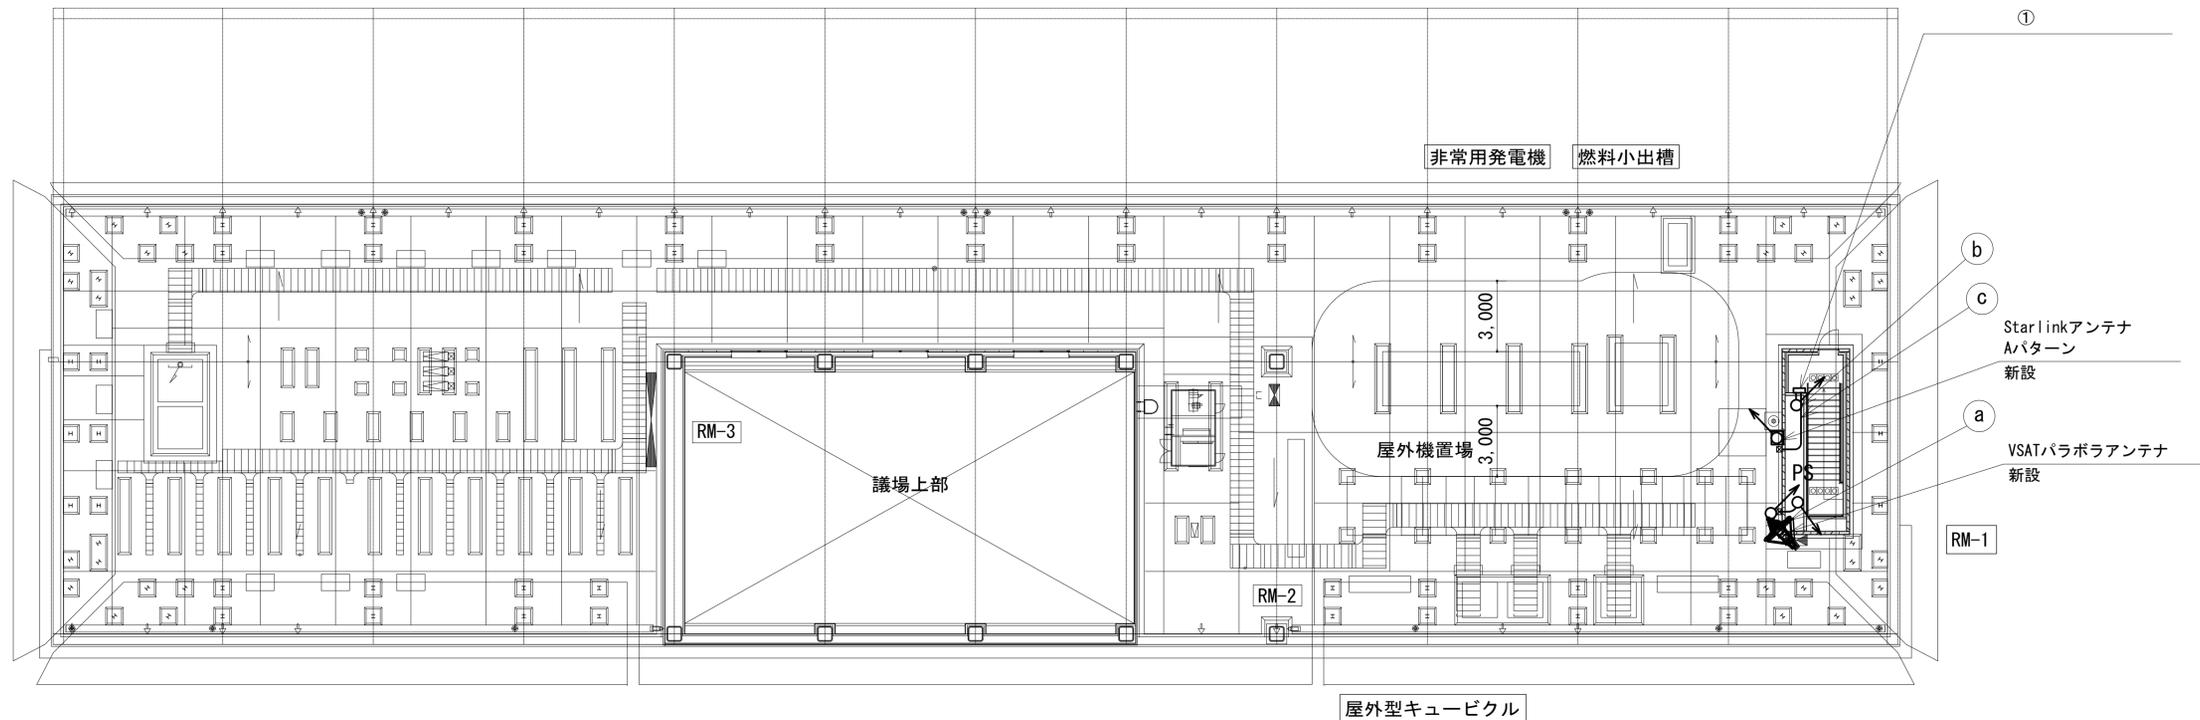

RF平面図

番号	名称	備考
①	衛星機器収容箱	既設
	電源ユニット	新設

	名称	作業	施工方法
a	S-7C-FB×2	新設	ケーブル
	IE3. 5sq	既設	ラック(既設)
b	LANケーブル	新設	ケーブル
	CE3. 5sq-3C	既設	ラック(既設)
c	外部アンテナ接続用ケーブル	新設	ケーブルラック(既設)


凡 例

 : 新設	 : 撤去	 : 新設	 : 撤去
 : 既設	 : 既設		

工事名	奈良県防災行政通信ネットワーク 衛星回線等整備工事		
図面名	大和郡山市役所 RF機器配置図(新設)		
作成年月日	令和 6年 8月		
縮尺	1:150	図面番号	06
会社名	株式会社東京建設コンサルタント		
事業者名	奈良県		

大和郡山市役所 2F機器配置図

	名称	作業	施工方法
a	LANケーブル	既設	ケーブル
	CE3.5sq-3C	新設	ラック(既設)

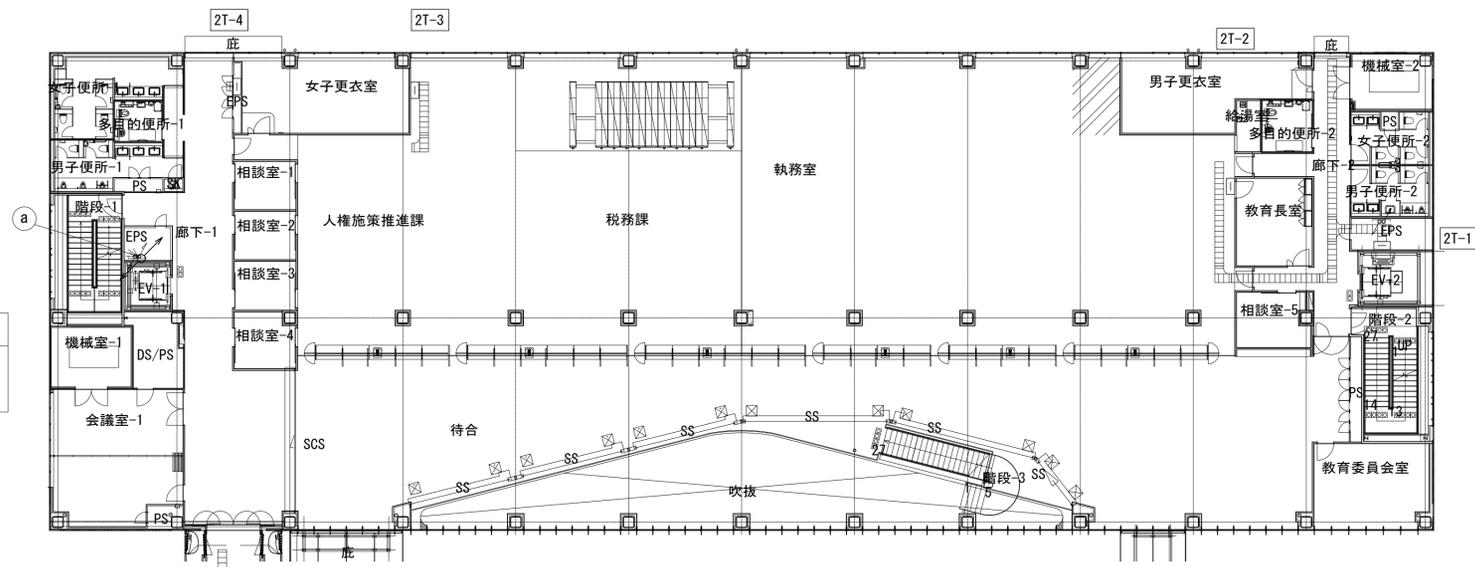


2F平面図

凡例	
■ (solid black)	: 新設
□ (white)	: 既設
▣ (hatched)	: 撤去
— (solid line)	: 新設
- - - (dashed line)	: 撤去
— (solid line)	: 既設

工事名	奈良県防災行政通信ネットワーク 衛星回線等再整備工事		
図面名	大和郡山市役所 2F 機器配置図		
作成年月日	令和 6年 8月		
縮尺	1:200	図面番号	07
会社名	株式会社東京建設コンサルタント		
事業者名	奈良県		


大和郡山市役所 3F 4F 機器配置図 (新設)

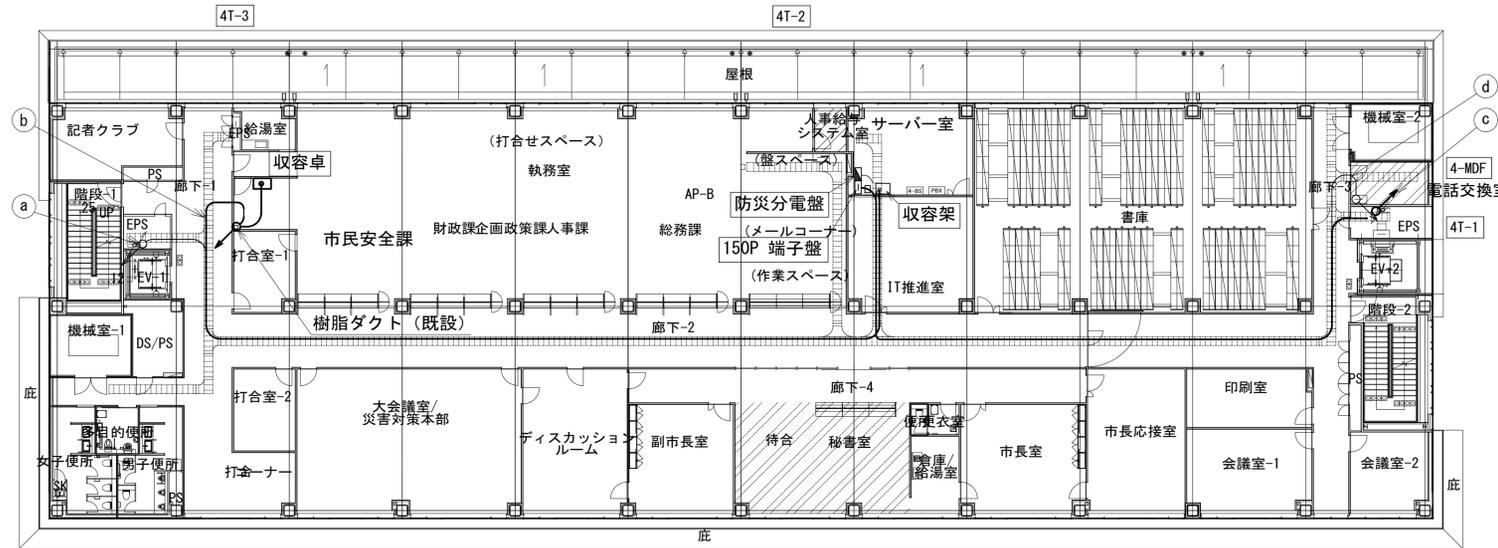

名称	作業	施工方法
a LANケーブル	既設	ケーブル
CE3. 5sq-3C	既設	ラック (既設)
b LANケーブル	新設	ケーブル
FCPEV-S0. 65-10P	既設	ラック (既設)
CE3. 5sq-3C	既設	ラック (既設)

名称	作業	施工方法
S-7C-FB×2	新設	ケーブル
c IE3. 5sq	既設	ラック (既設)
LANケーブル	新設	ケーブル
CE3. 5sq-3C	既設	ラック (既設)
d SWVP0. 5-50C	既設	ケーブルラック (既設)

4F平面図

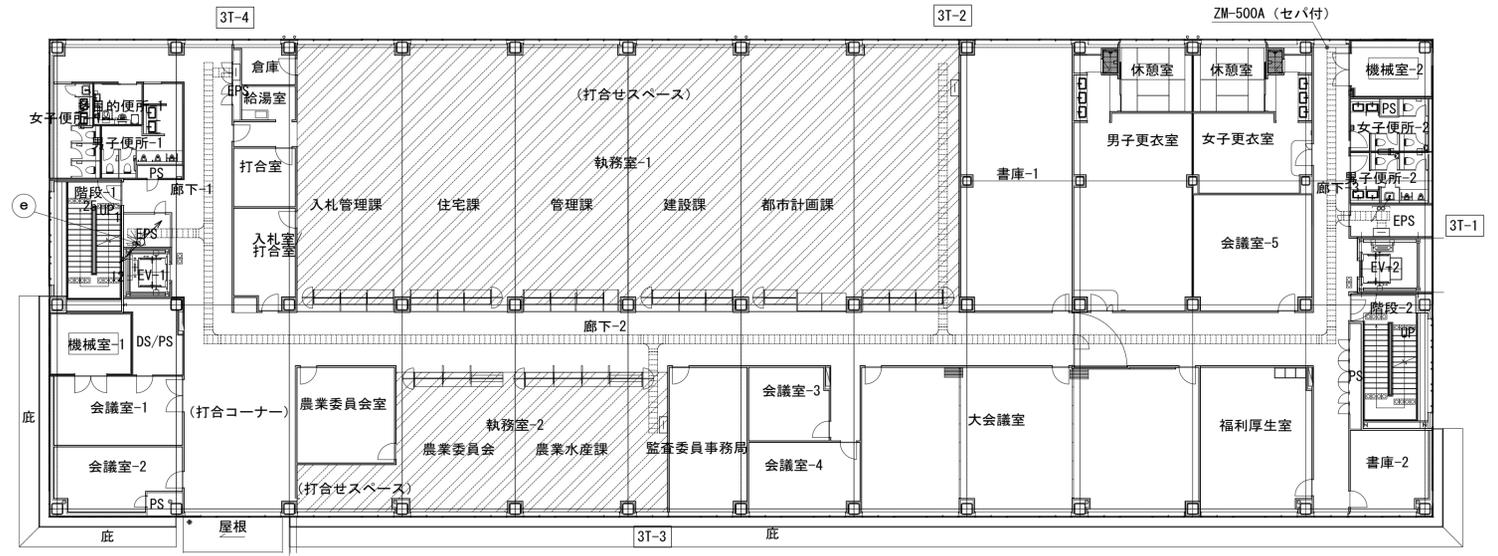

名称	作業	施工方法
e LANケーブル	既設	ケーブル
CE3. 5sq-3C	既設	ラック (既設)


3F平面図

凡例

	新設		撤去
	既設		既設

工事名	奈良県防災行政通信ネットワーク 衛星回線等再整備工事
図面名	大和郡山市役所 3F 4F 機器配置図 (新設)
作成年月日	令和 6年 8月
縮尺	1:200 図面番号 08
会社名	株式会社東京建設コンサルタント
事業者名	奈良県

大和郡山市役所 5F機器配置図 (新設)

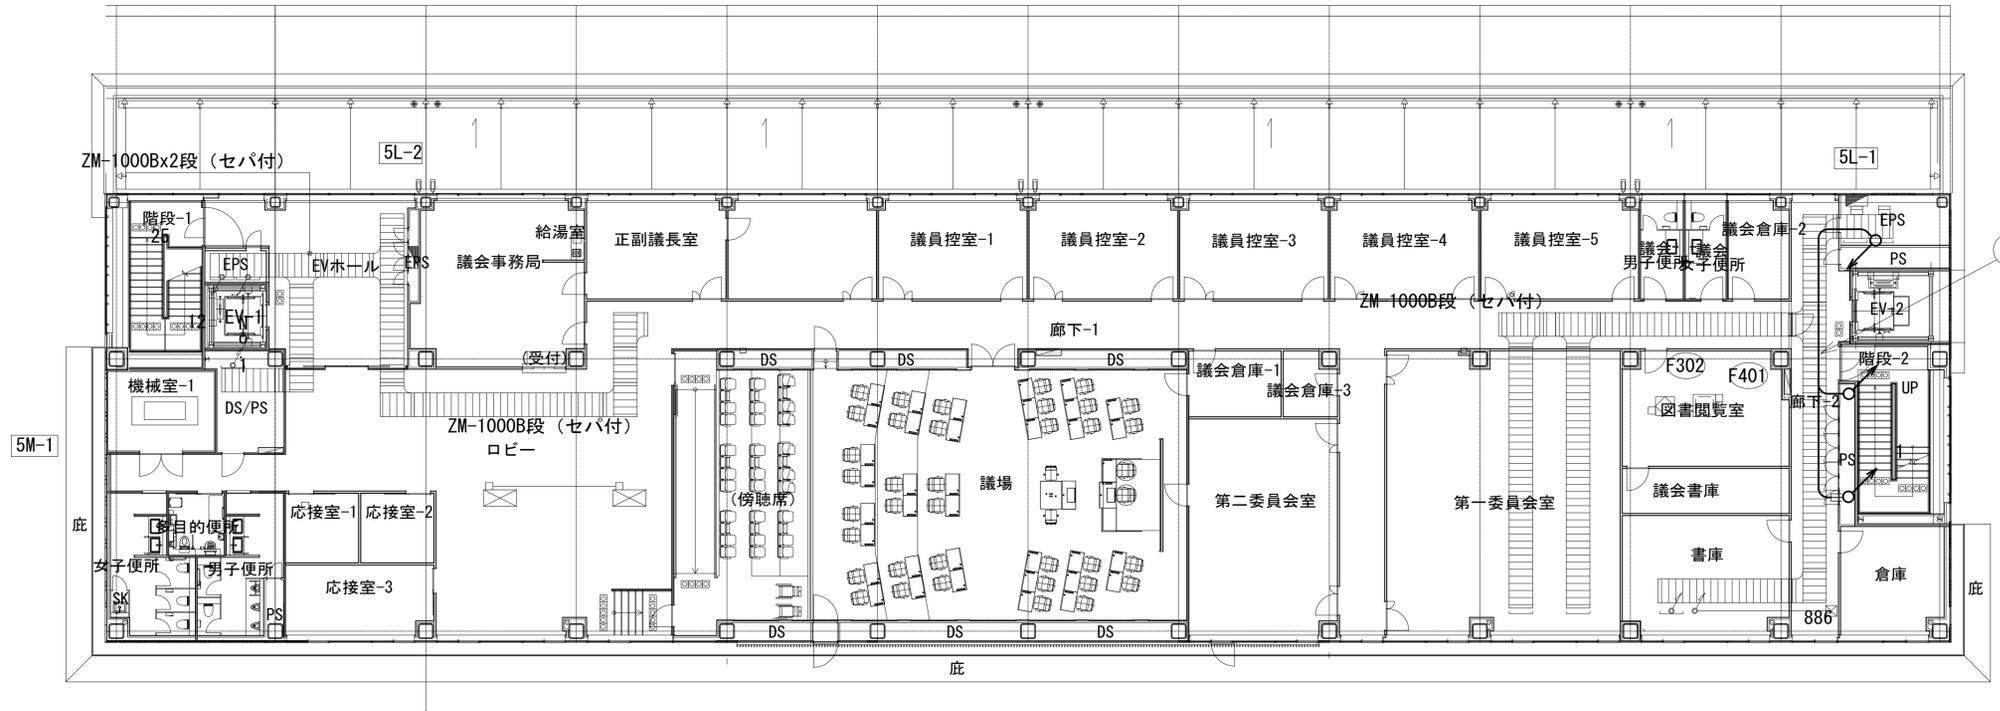

名称	作業	施工方法
S-7C-FB×2	新設	
IE3. 5sq	既設	ケーブル
LANケーブル	新設	ラック(既設)
CE3. 5sq-3C	既設	


凡例	
	新設
	撤去
	新設
	撤去
	既設
	既設

工事名	奈良県防災行政通信ネットワーク 衛星回線等再整備工事		
図面名	大和郡山市役所 5F機器配置図(新設)		
作成年月日	令和 6年 8月		
縮尺	1:200	図面番号	09
会社名	株式会社東京建設コンサルタント		
事業者名	奈良県		

大和郡山市役所 電源系統図(参考図)

【凡例】

- : 更新、新設
- : 改造
- : 既設
- : 更新・新設ケーブル
- : 既設ケーブル

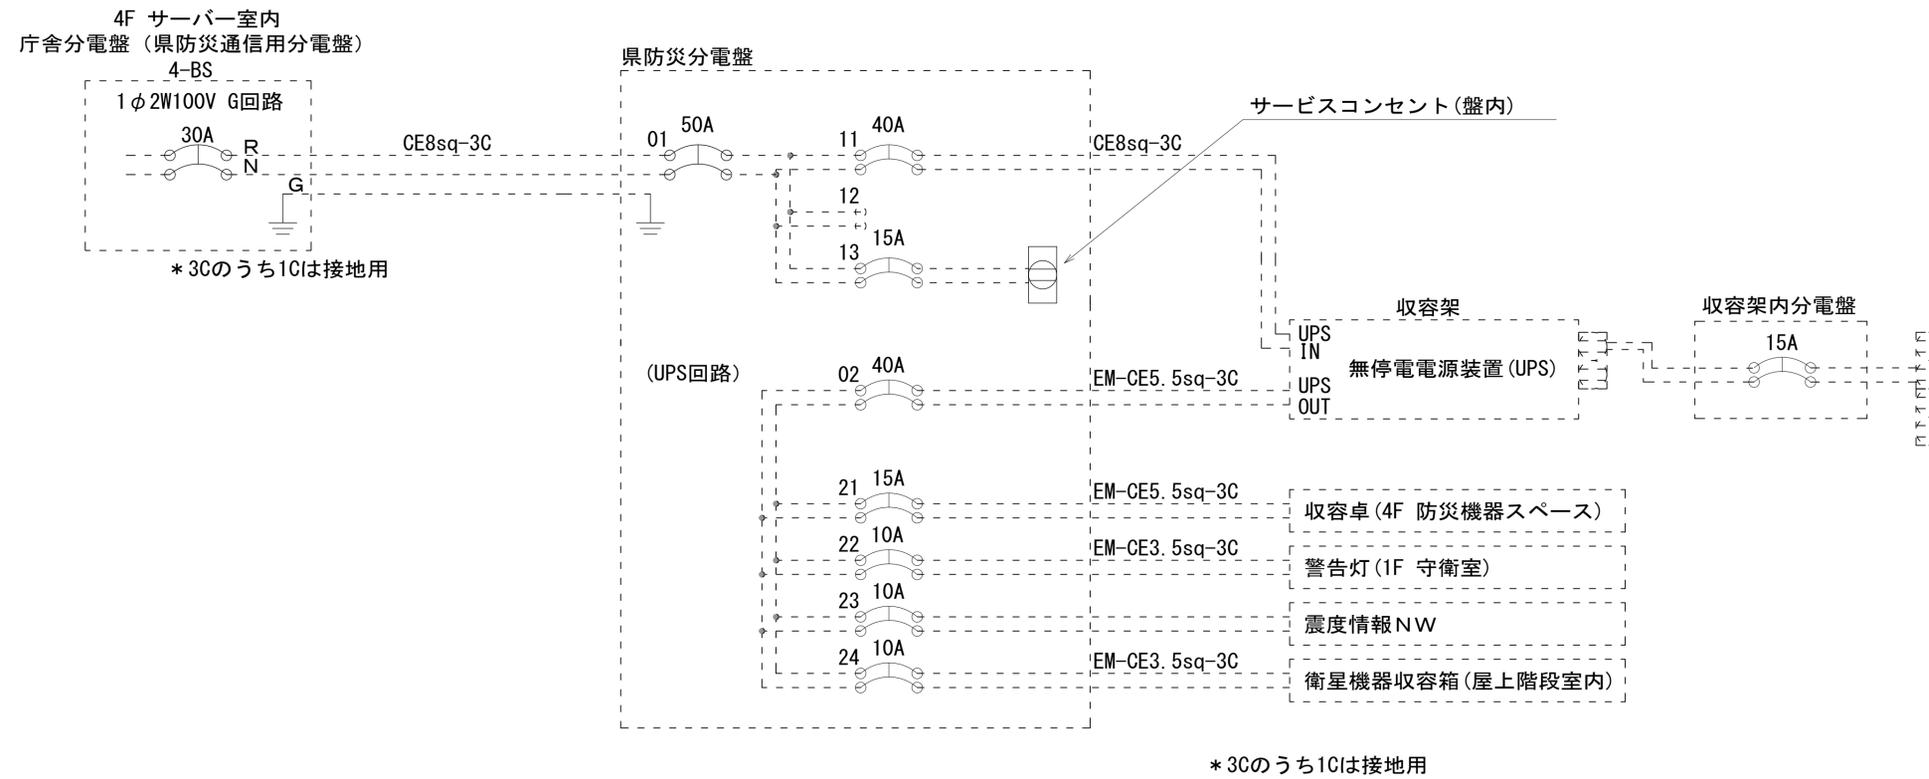


工事名	奈良県防災行政通信ネットワーク 衛星回線等再整備工事		
図面名	大和郡山市役所 電源系統図(参考図)		
作成年月日	令和 6年 8月		
縮尺	1:5	図面番号	11
会社名	株式会社東京建設コンサルタント		
事業者名	奈良県		

大和郡山市役所 系統図 (撤去)

凡例


VSAT	VSAT
L2SW (16P)	L2-SW (16Port)
L2SW (8P)	L2-SW (8Port)
M/C	L2-SW (16Port) +メディアコンバーター
M/C	L2-SW (8Port) +メディアコンバーター
VPNルータ	VPNルータ
被遠方監視制御装置	被遠方監視制御装置
IP交換機	防災IP交換機
UPS	無停電電源装置
PC1	防災情報端末
PC2	ローカルWEBサーバ兼 防災情報端末
PC (opt)	防災情報端末(オプション)
複合機	複合機
M/C	メディアコンバーター
T1	防災電話
T2	防災電話(衛星)
コンセントBOX	コンセントBOX
衛星IDU	衛星携帯電話 IDU
衛星FAXアダプタ	衛星FAXアダプタ
衛星M-ADP	マルチアダプタ
FAX	FAX
SPD	SPD盤
分配機	分配機
震度表示処理装置	震度表示処理装置
PBX	PBX
端子盤、MDF	端子盤、MDF
H W	大和路ハイウェイ
K-OPT	K-OPTICAL
電源端子台	電源端子台
情報コンセント	情報コンセント
警告灯	スピーカー付警告灯
モニター	モニター
IRD	IRD
J-ALERT	J-ALERT
変圧器	変圧器
USBPrn	USBプリントサーバー
Print	プリンタ

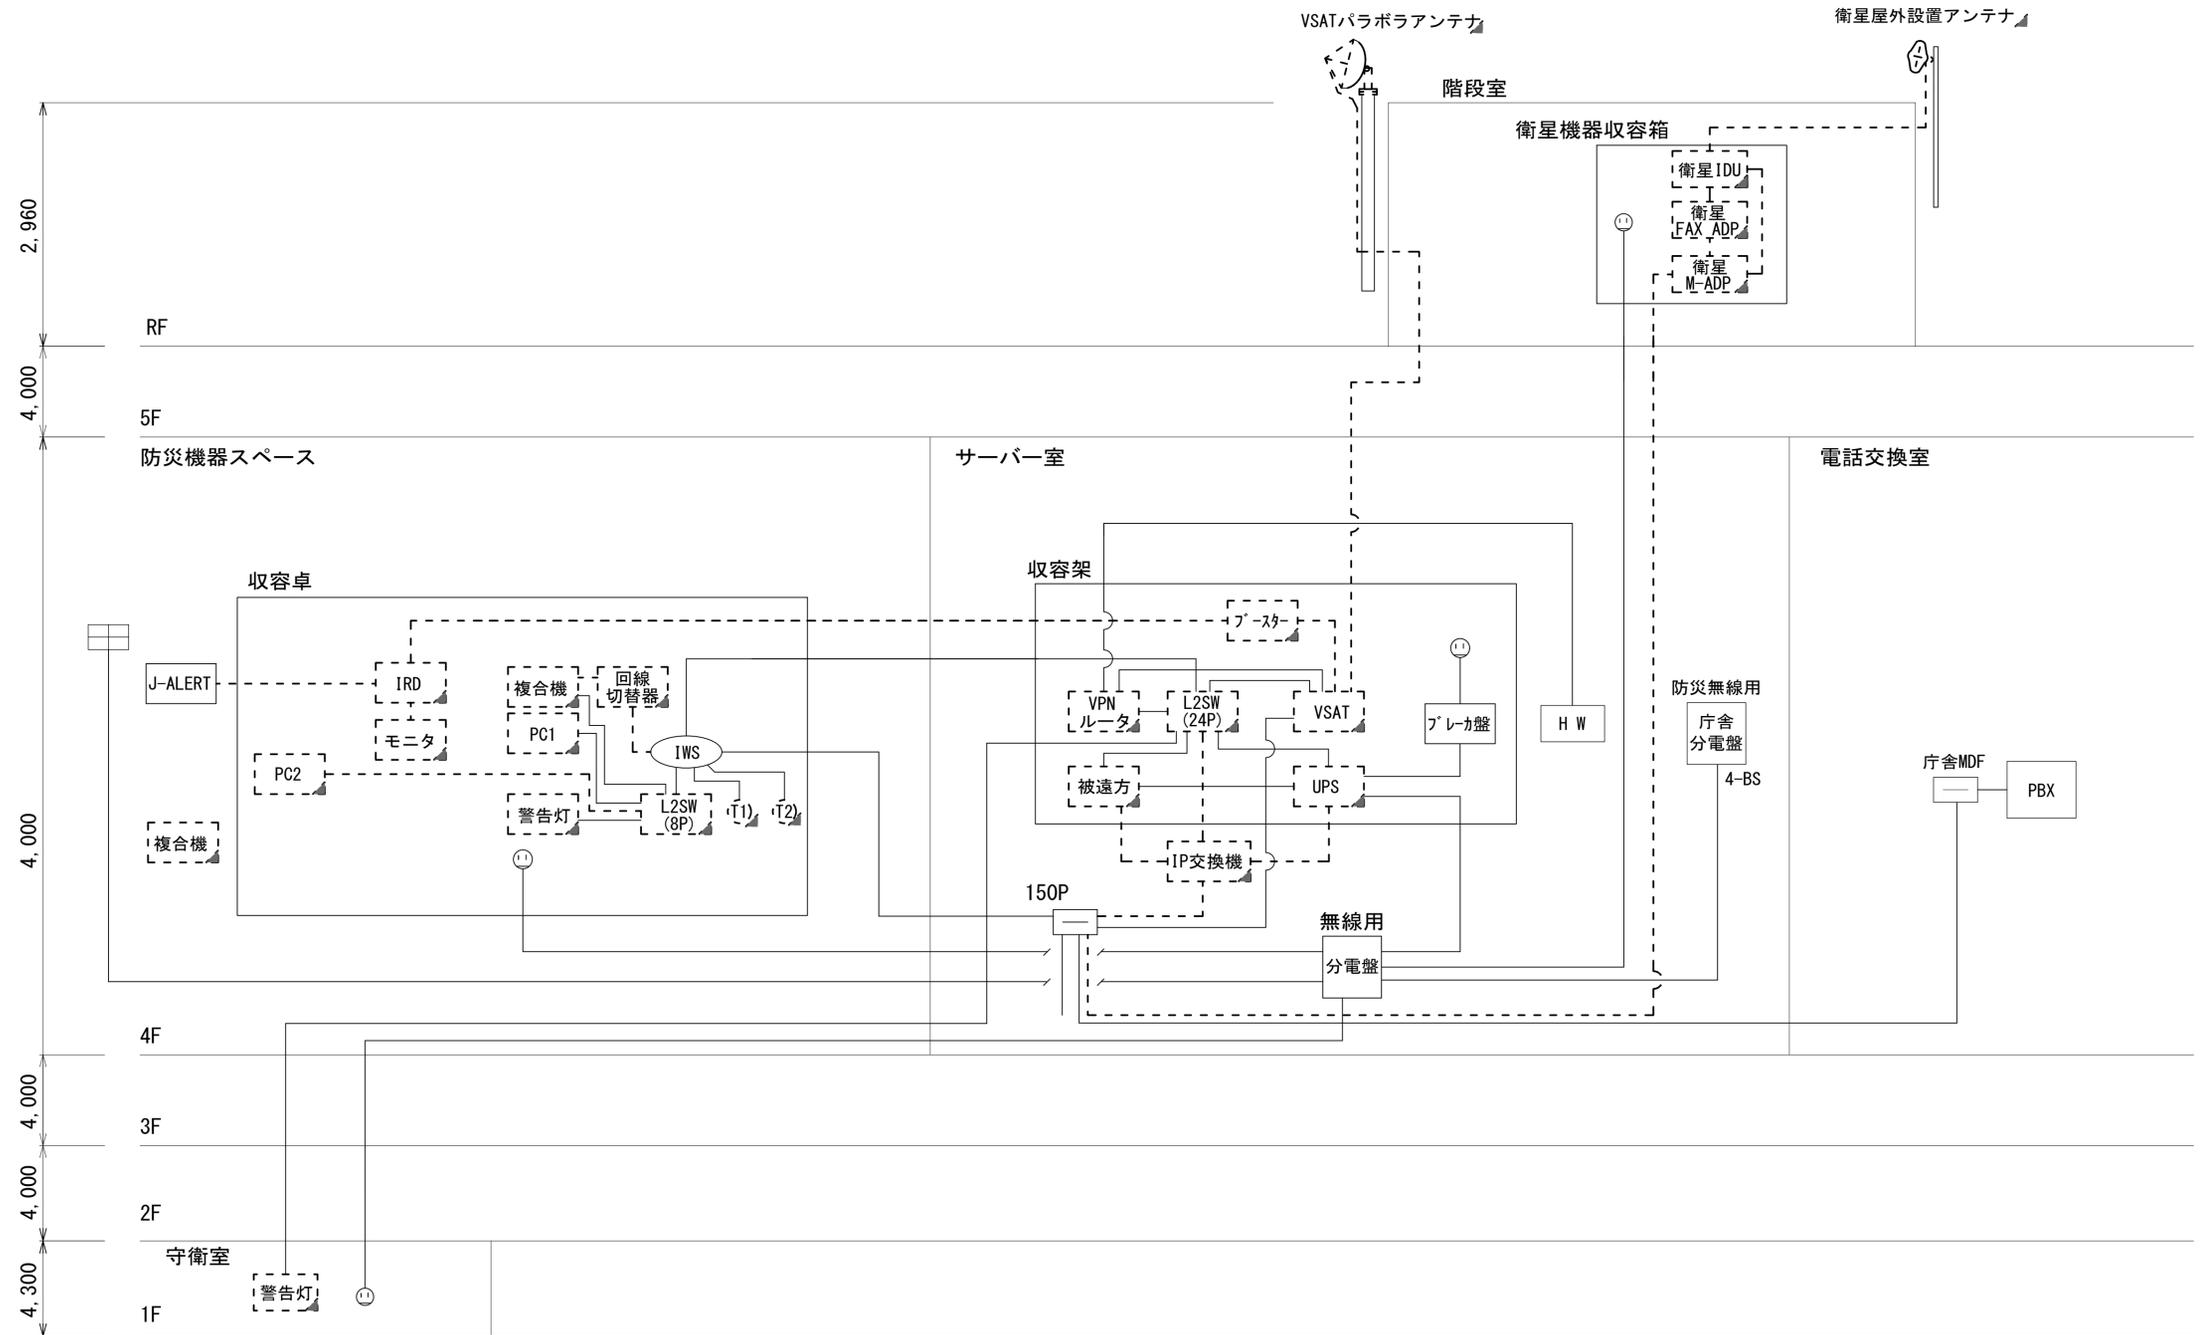

凡例	■: 新設	□: 撤去	—: 新設	- - -: 撤去
	□: 既設	—: 既設		

工事名	奈良県防災行政通信ネットワーク 衛星回線等再整備工事		
図面名	大和郡山市役所 系統図(撤去)		
作成年月日	令和 6年 8月		
縮尺	NON	図面番号	12
会社名	株式会社東京建設コンサルタント		
事業者名	奈良県		

大和郡山市役所 機器据付図 (撤去)

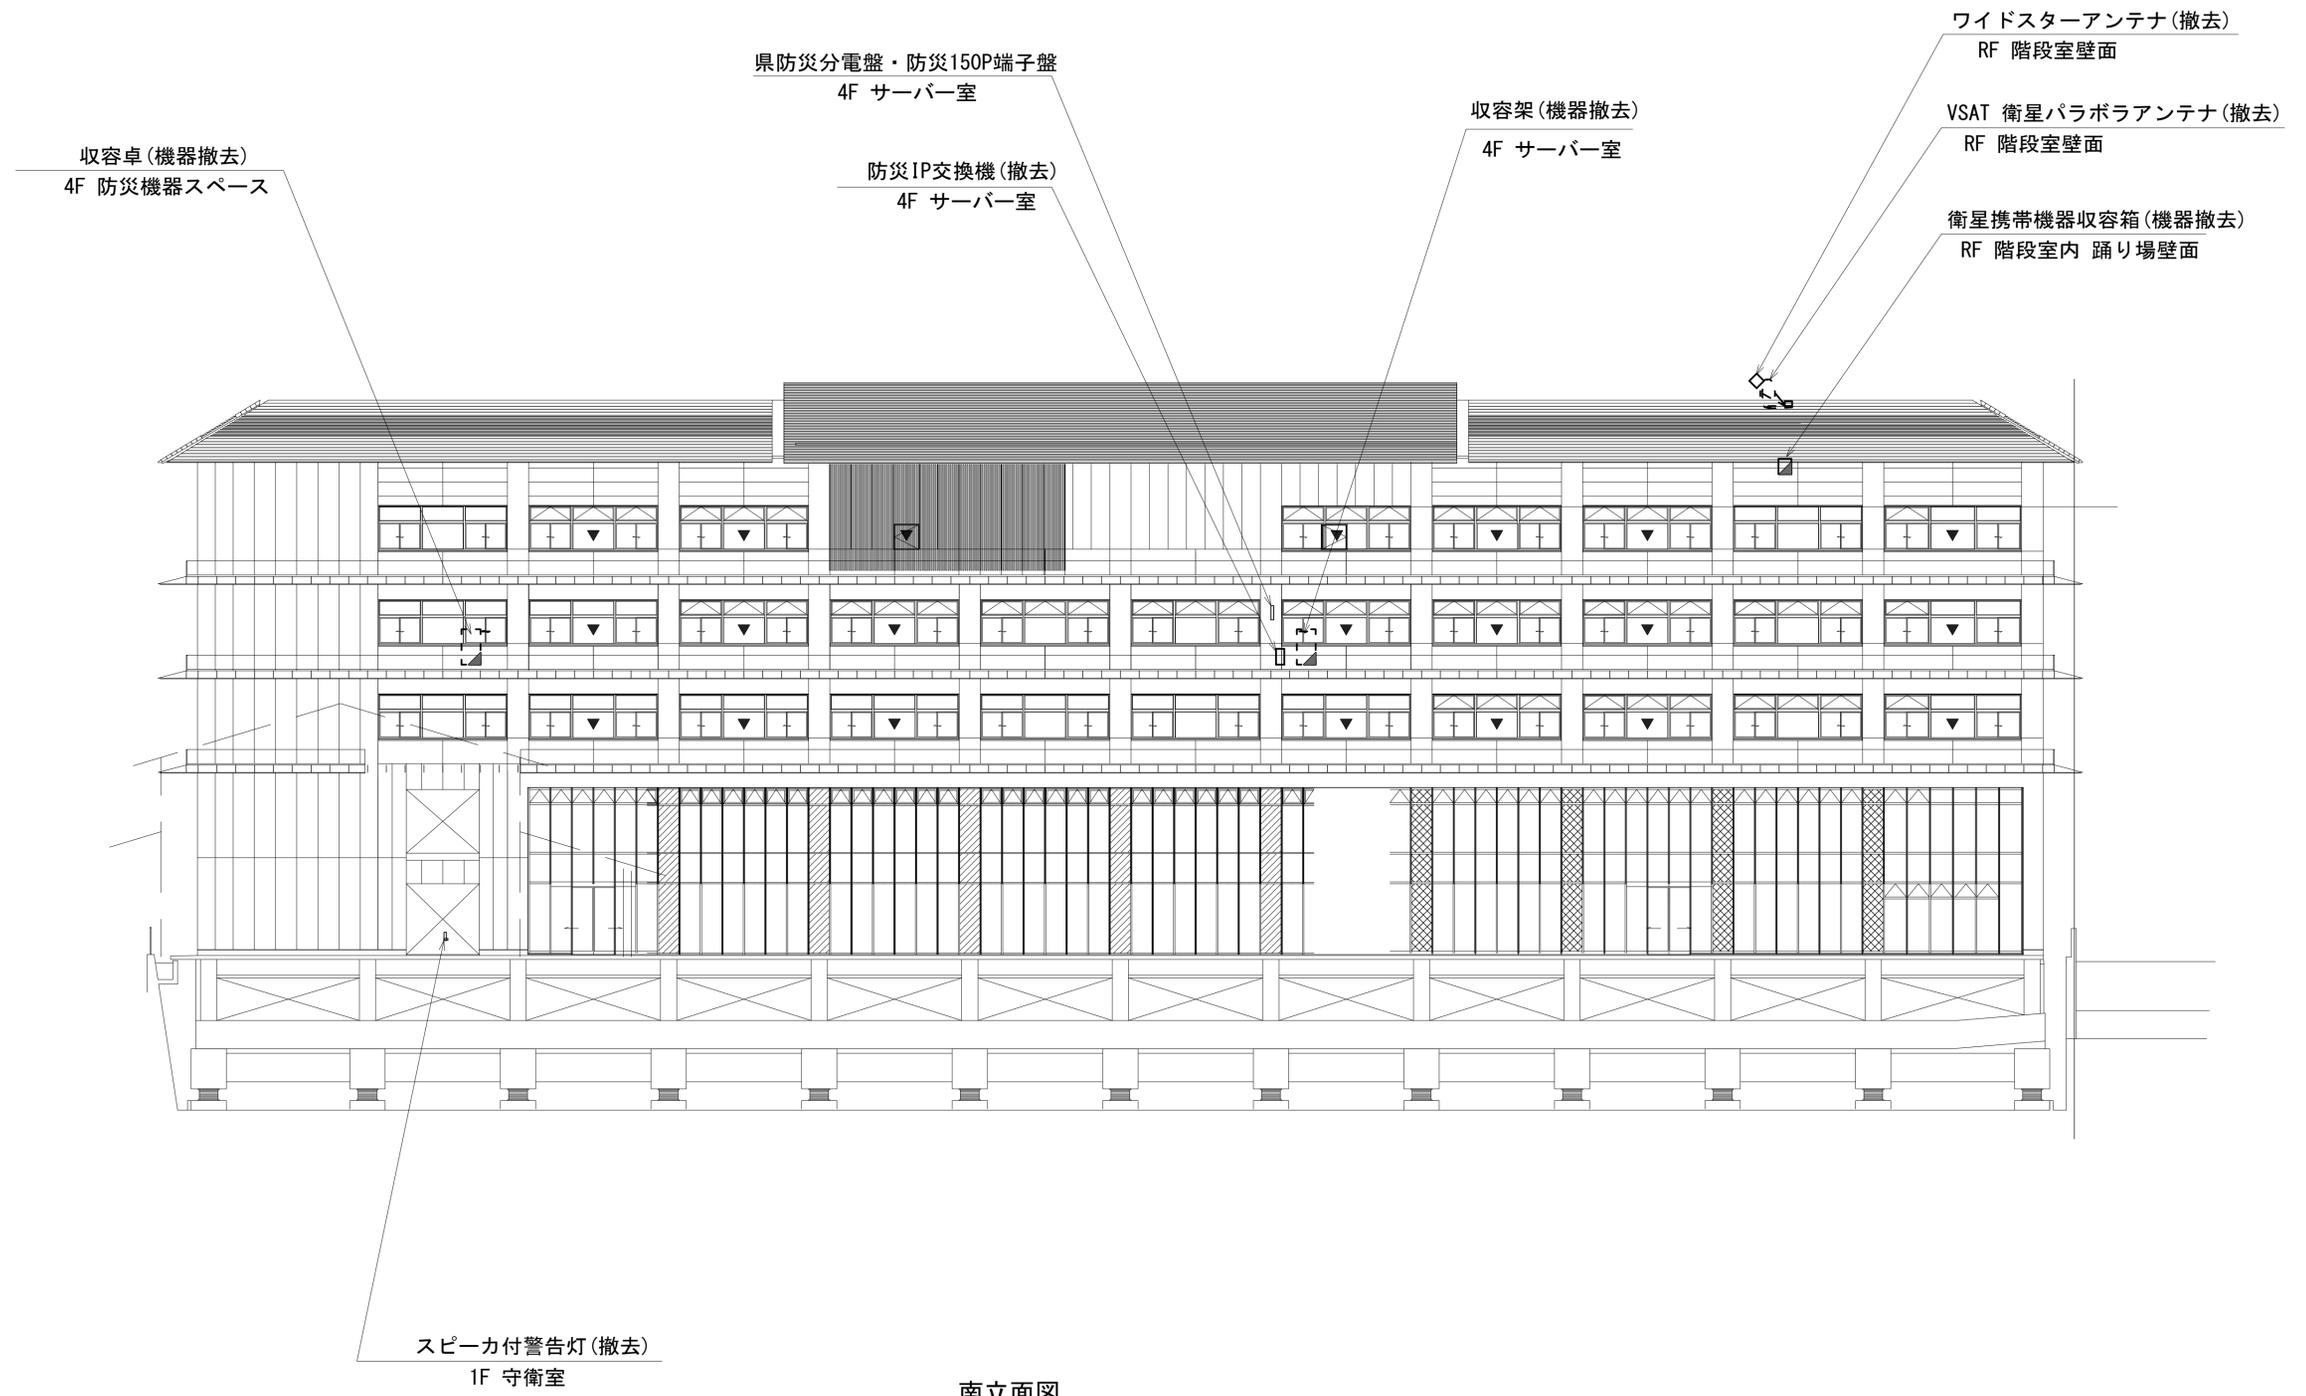


南立面図

凡 例	
■	新設
□	撤去
—	新設
- - -	撤去
□	既設
—	既設

工事名	奈良県防災行政通信ネットワーク 衛星回線等再整備工事		
図面名	大和郡山市役所 機器据付図(撤去)		
作成年月日	令和 6年 8月		
縮尺	NON	図面番号	13
会社名	株式会社東京建設コンサルタント		
事業者名	奈良県		

大和郡山市役所 1F 4F 機器配置図 (撤去)

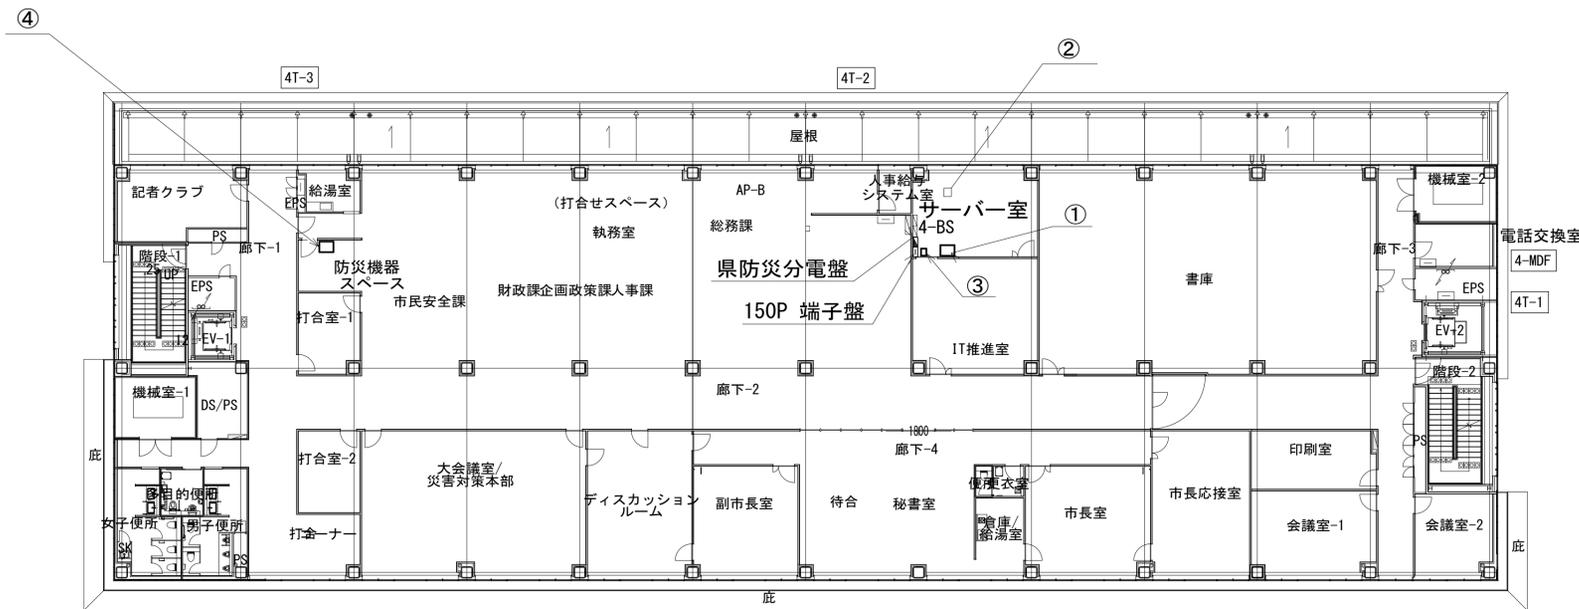


4F平面図 (S=1:200)

番号	名称	備考
①	収容架	既設
	VSAT	撤去
	L2-SW (24Port)	撤去
	VPNルータ	撤去
	被遠方監視制御装置	撤去
②	UPS	撤去
	大和路HW	既設
③	防災IP交換機	撤去

番号	名称	備考
④	収容卓	既設
	L2-SW (8Port)	撤去
	防災情報端末	撤去
	回線切替	撤去
	防災電話	撤去
	スピーカ付警告灯	撤去
	ローカルWEBサーバ兼防災情報端末	撤去
	防災電話(衛星)	撤去
	複合機	撤去
	IRD	撤去
	モニタ	撤去
		撤去
		撤去

スピーカ付警告灯(撤去)
専用コンセント

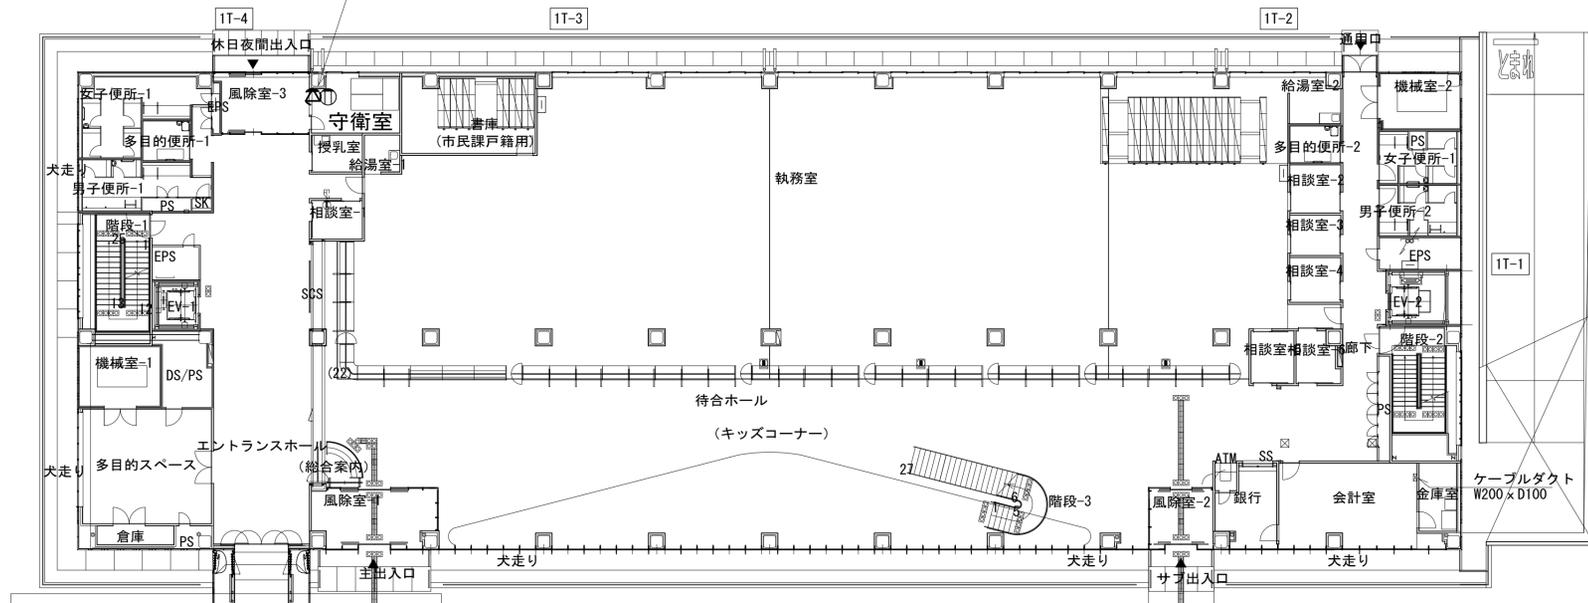


1F平面図 (S=1:200)

凡例	
■	新設
□	撤去
—	新設
- - -	撤去
□	既設
—	既設

工事名	奈良県防災行政通信ネットワーク 衛星回線等再整備工事
図面名	大和郡山市役所 1F 4F 機器配置図(撤去)
作成年月日	令和 6年 8月
縮尺	1:200 図面番号 14
会社名	株式会社東京建設コンサルタント
事業者名	奈良県

大和郡山市役所 RF 機器配置図 (撤去)

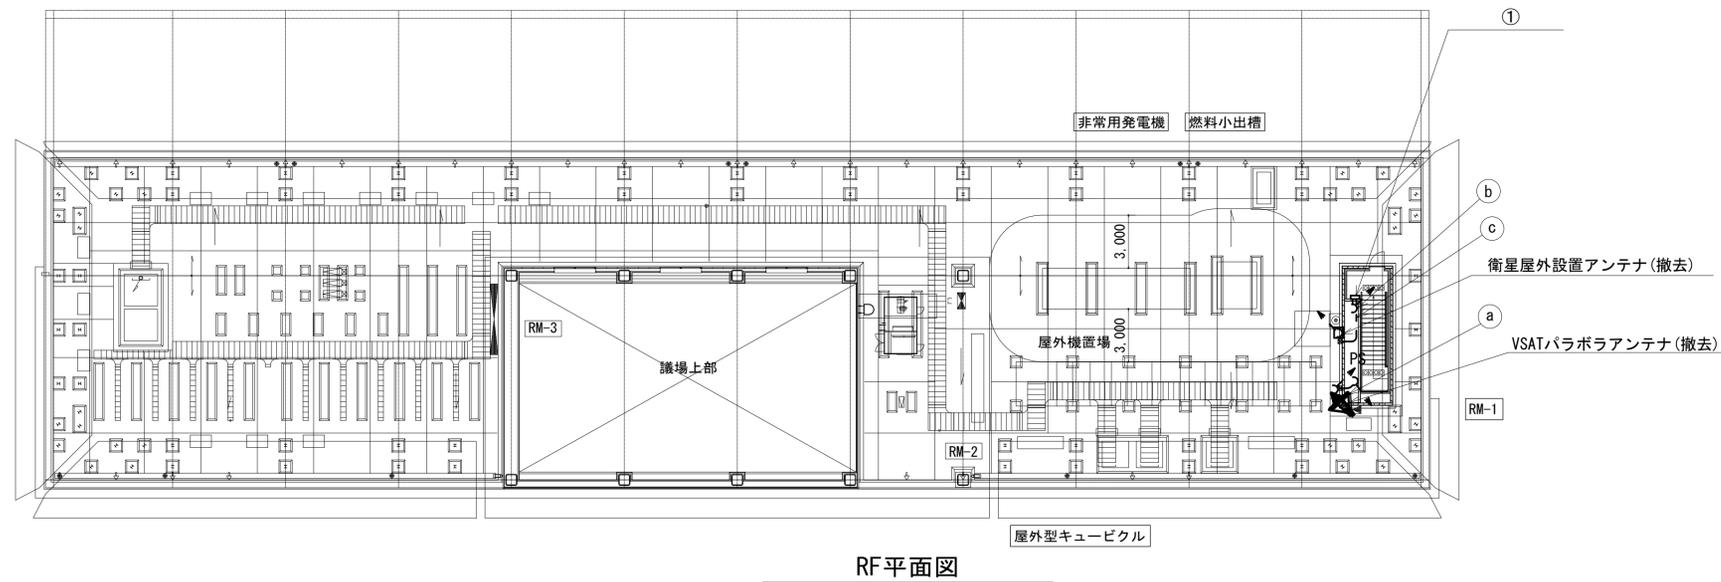

番号	名称	備考
①	衛星機器収容箱	既設
	衛星可搬端末	撤去
	衛星FAXアダプター	撤去
	衛星ハンドセット	撤去
	マルチアダプター	撤去


	名称	作業	施工方法
a	8D-HFB ×2	撤去	ケーブル
	IE3.5sq	既設	ラック(既設)
b	FCPEE-S 0.65-5P	撤去	ケーブル
	CE3.5sq-3C	既設	ラック(既設)
c	外部アンテナ接続用ケーブル	撤去	ケーブルラック(既設)

RF平面図

凡例			
	新設		撤去
	既設		既設

工事名	奈良県防災行政通信ネットワーク 衛星回線等再整備工事		
図面名	大和郡山市役所 RF 機器配置図 ((撤去))		
作成年月日	令和 6年 8月		
縮尺	1:200	図面番号	15
会社名	株式会社東京建設コンサルタント		
事業者名	奈良県		

大和郡山市役所 5F機器配置図 (撤去)

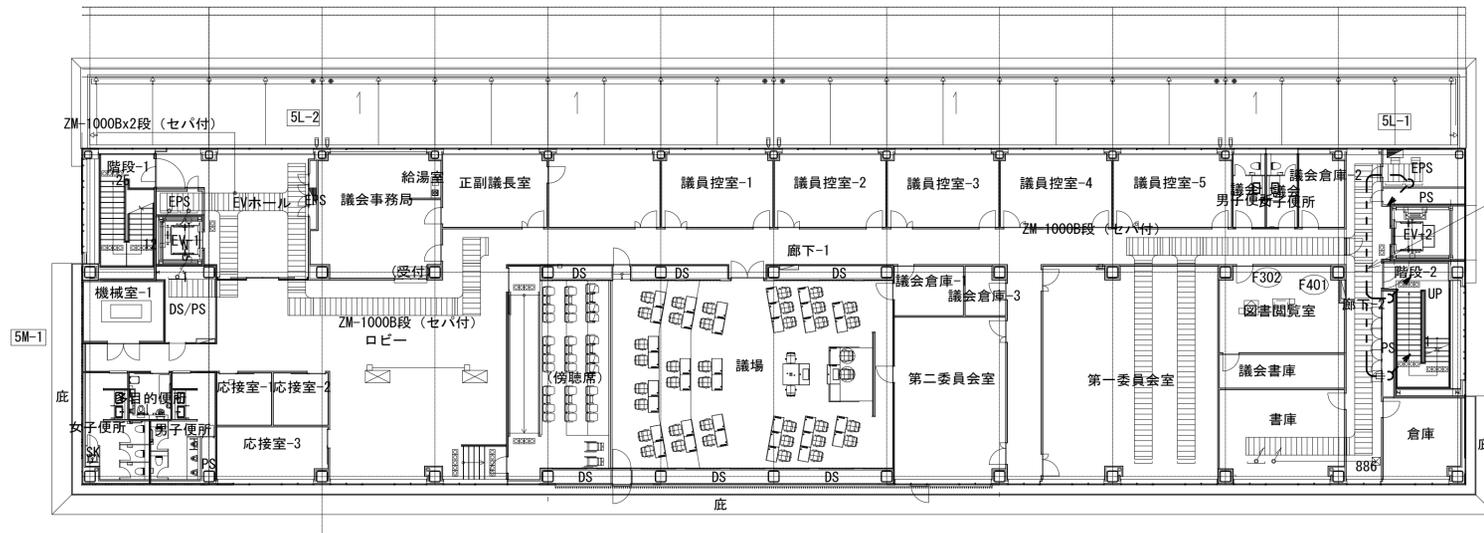


5F平面図

名称	作業	施工方法
8D-HFB × 2	撤去	ケーブル ラック(既設)
IE3. 5sq	既設	
FOPEE-S 0. 65-5P	撤去	
CE3. 5sq-3C	既設	

凡例	
	新設
	撤去
	既設
	撤去

工事名	奈良県防災行政通信ネットワーク 衛星回線等再整備工事		
図面名	大和郡山市役所 5F機器配置図(撤去)		
作成年月日	令和 6年 8月		
縮尺	1:200	図面番号	17
会社名	株式会社東京建設コンサルタント		
事業者名	奈良県		

大和郡山市役所 配線系統図 (撤去)

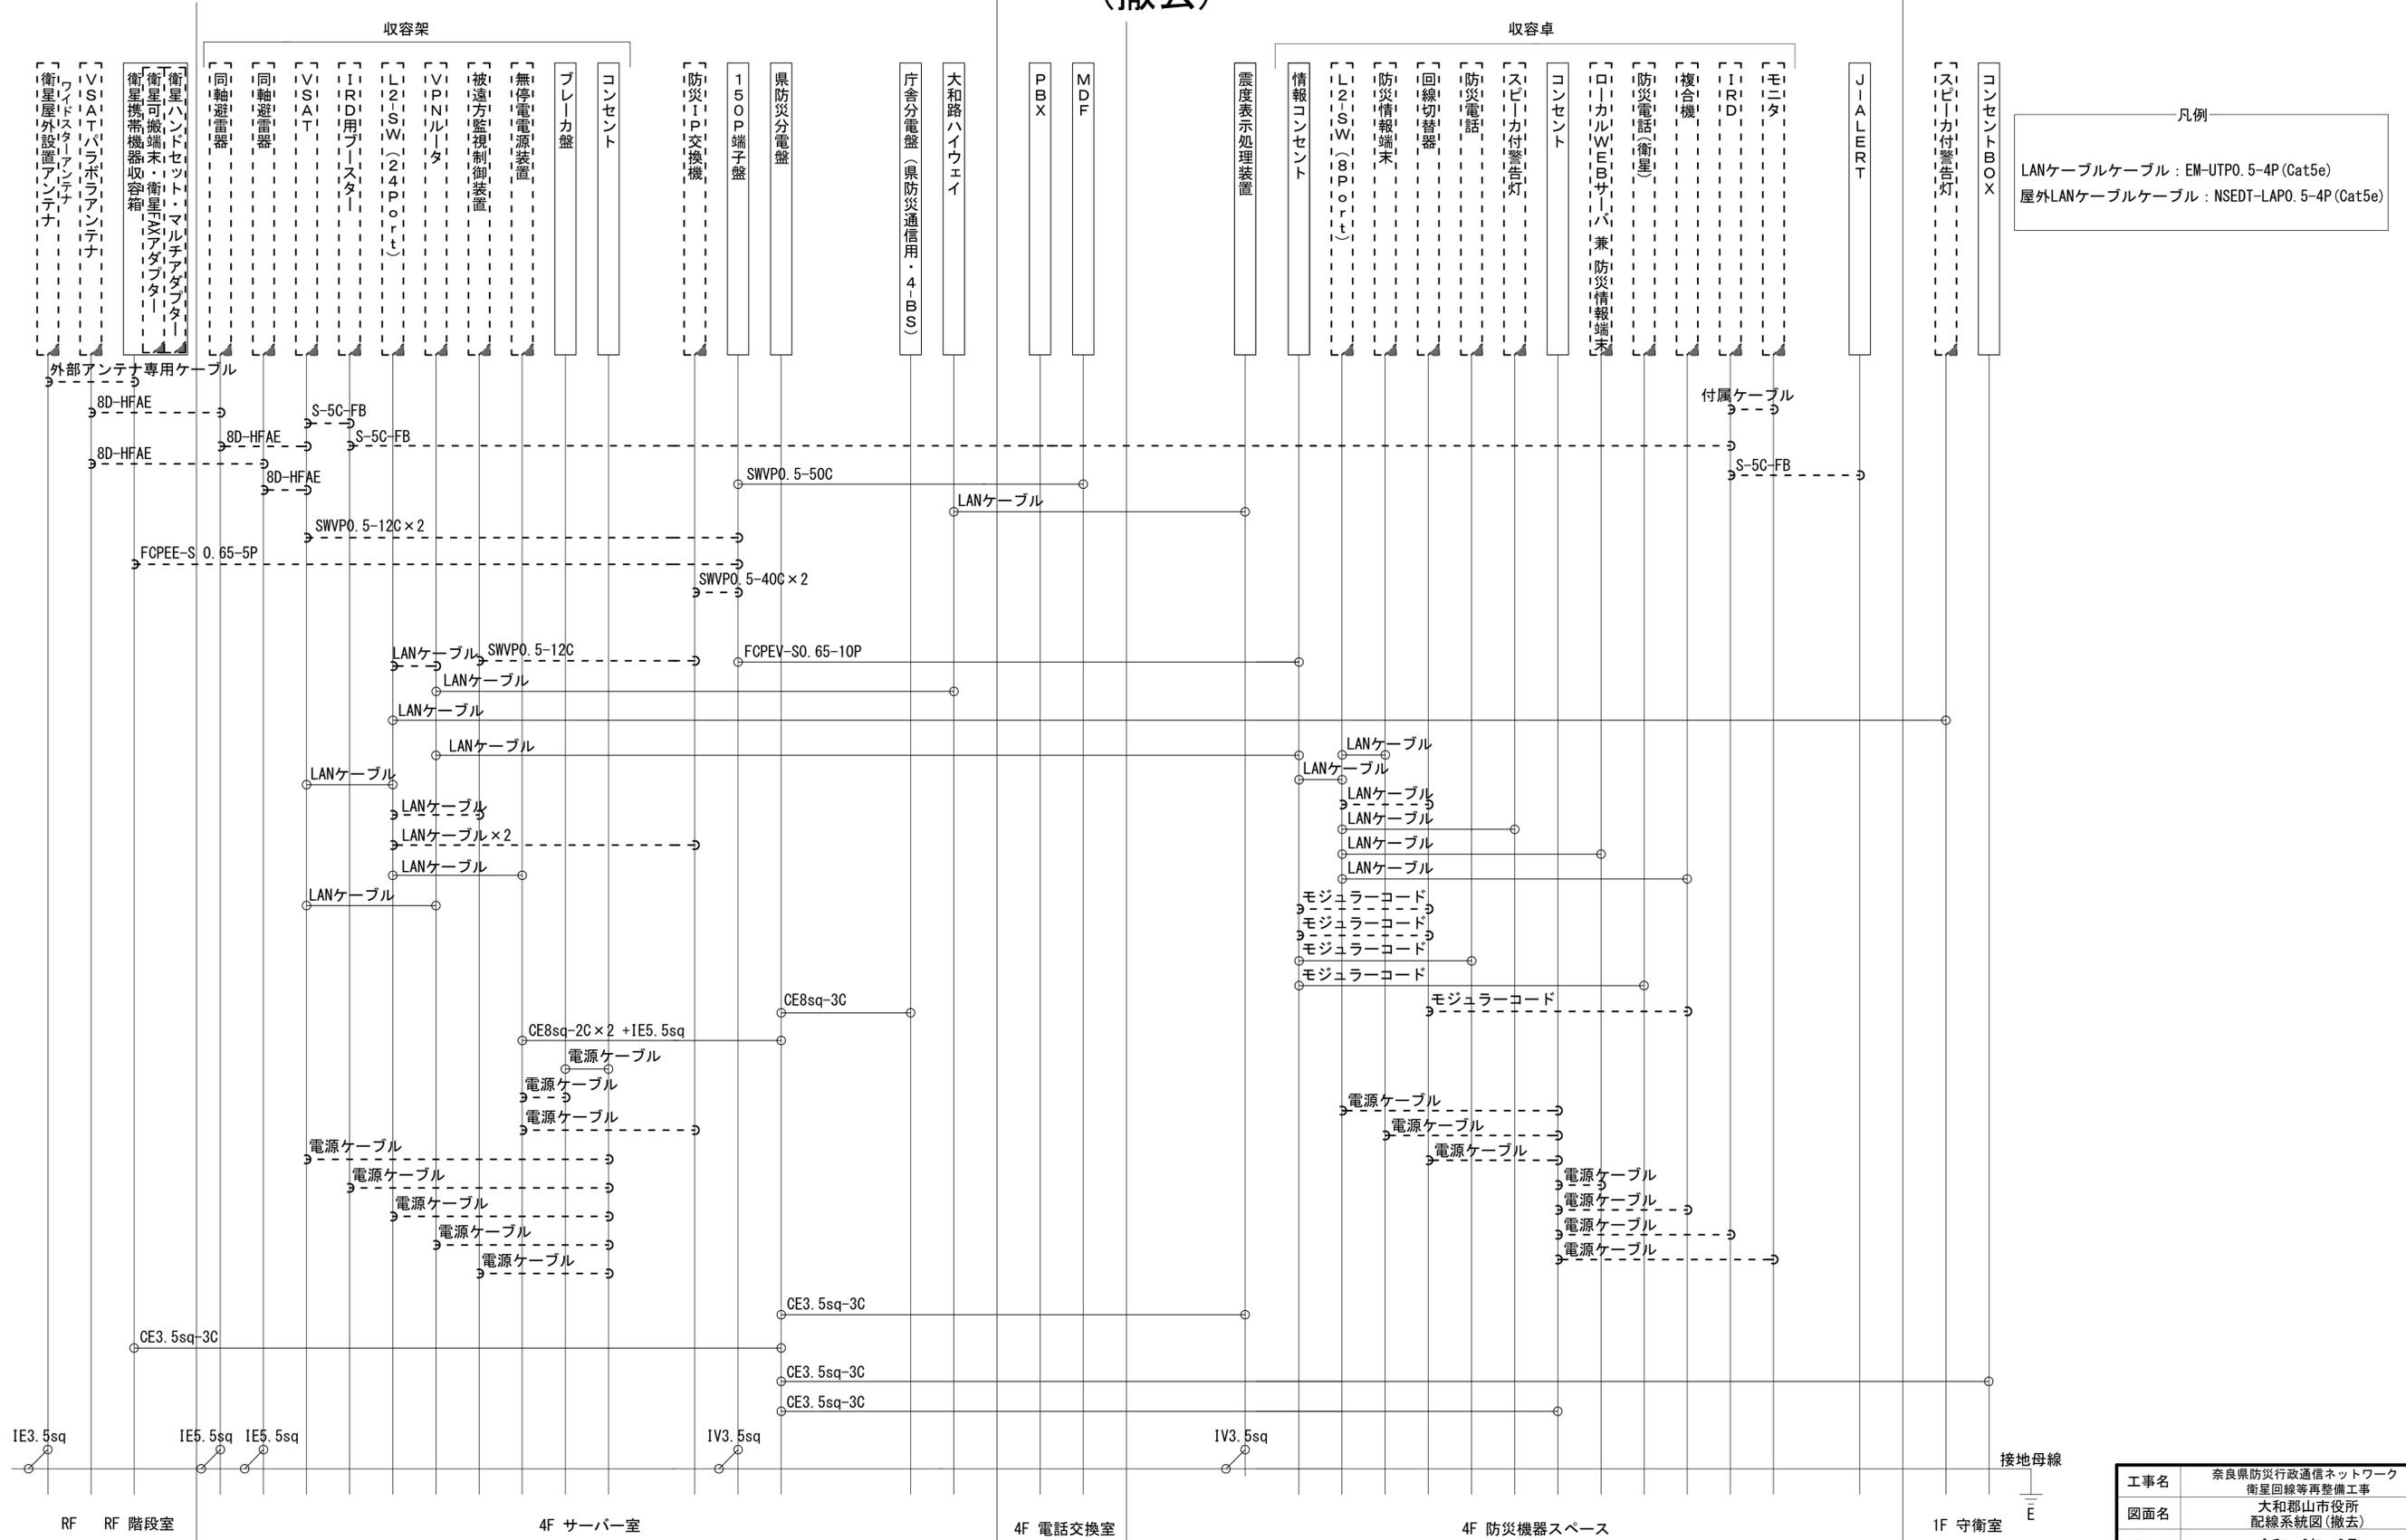

凡例

LANケーブルケーブル : EM-UTP0. 5-4P (Cat5e)
 屋外LANケーブルケーブル : NSED-LAP0. 5-4P (Cat5e)

凡例

: 新設
 : 撤去
 : 新設
 : 撤去
 : 既設
 : 既設

工事名	奈良県防災行政通信ネットワーク 衛星回線等再整備工事		
図面名	大和郡山市役所 配線系統図(撤去)		
作成年月日	令和 6年 8月		
縮尺	NON	図面番号	18
会社名	株式会社東京建設コンサルタント		
事業者名	奈良県		