

# 目次


## 御所市役所

| 図番 | 図面名称                    |
|----|-------------------------|
| 01 | 御所市役所 位置図               |
| 02 | 御所市役所 系統図(新設)           |
| 03 | 御所市役所 敷地平面図(新設)         |
| 04 | 御所市役所 機器据付図(新設)         |
| 05 | 御所市役所 1F機器配置図(新設)       |
| 06 | 御所市役所 2F機器配置図(新設)       |
| 07 | 御所市役所 3F機器配置図(新設)       |
| 08 | 御所市役所 RF・PHRF機器配置図(新設)  |
| 09 | 御所市役所 3F防災無線室 機器配置図(新設) |
| 10 | 御所市役所 配線系統図(新設)         |
| 11 | 御所市役所 電源系統図(参考図)        |
| 12 | 御所市役所 系統図(撤去)           |
| 13 | 御所市役所 敷地平面図(撤去)         |
| 14 | 御所市役所 機器据付図(撤去)         |
| 15 | 御所市役所 1F機器配置図(撤去)       |
| 16 | 御所市役所 2F機器配置図(撤去)       |
| 17 | 御所市役所 3F機器配置図(撤去)       |
| 18 | 御所市役所 RF・PHRF機器配置図(撤去)  |
| 19 | 御所市役所 3F防災無線室 機器配置図(撤去) |
| 20 | 御所市役所 配線系統図(撤去)         |



# 御所市役所 系統図 (新設)


- 凡例
- VSAT VSAT
  - L2-SW (16Port)
  - L2-SW (8Port)
  - L2-SW (16Port) +メディアコンバーター
  - L2-SW (8Port) +メディアコンバーター
  - VPNルーター
  - 被遠方監視制御装置
  - 防災IP交換機
  - 無停電電源装置
  - 防災情報端末
  - ローカルWEBサーバ兼 防災情報端末
  - 防災情報端末(オプション)
  - 複合機
  - メディアコンバーター
  - ① 防災電話(IP)
  - ② 防災電話(アナログ)
  - ③ 防災電話(IP)(大和路HW)
  - コンセントBOX
  - 衛星携帯電話 IDU
  - 衛星FAXアダプタ
  - マルチアダプタ
  - FAX
  - SPD盤
  - 分配機
  - 震度表示処理装置
  - PBX
  - 端子盤、MDF
  - 大和路ハイウェイ
  - K-OPTICAL
  - 電源端子台
  - 情報コンセント
  - スピーカー付警告灯
  - モニタ
  - IRD
  - J-ALERT
  - 変圧器
  - USBプリントサーバー
  - プリンタ

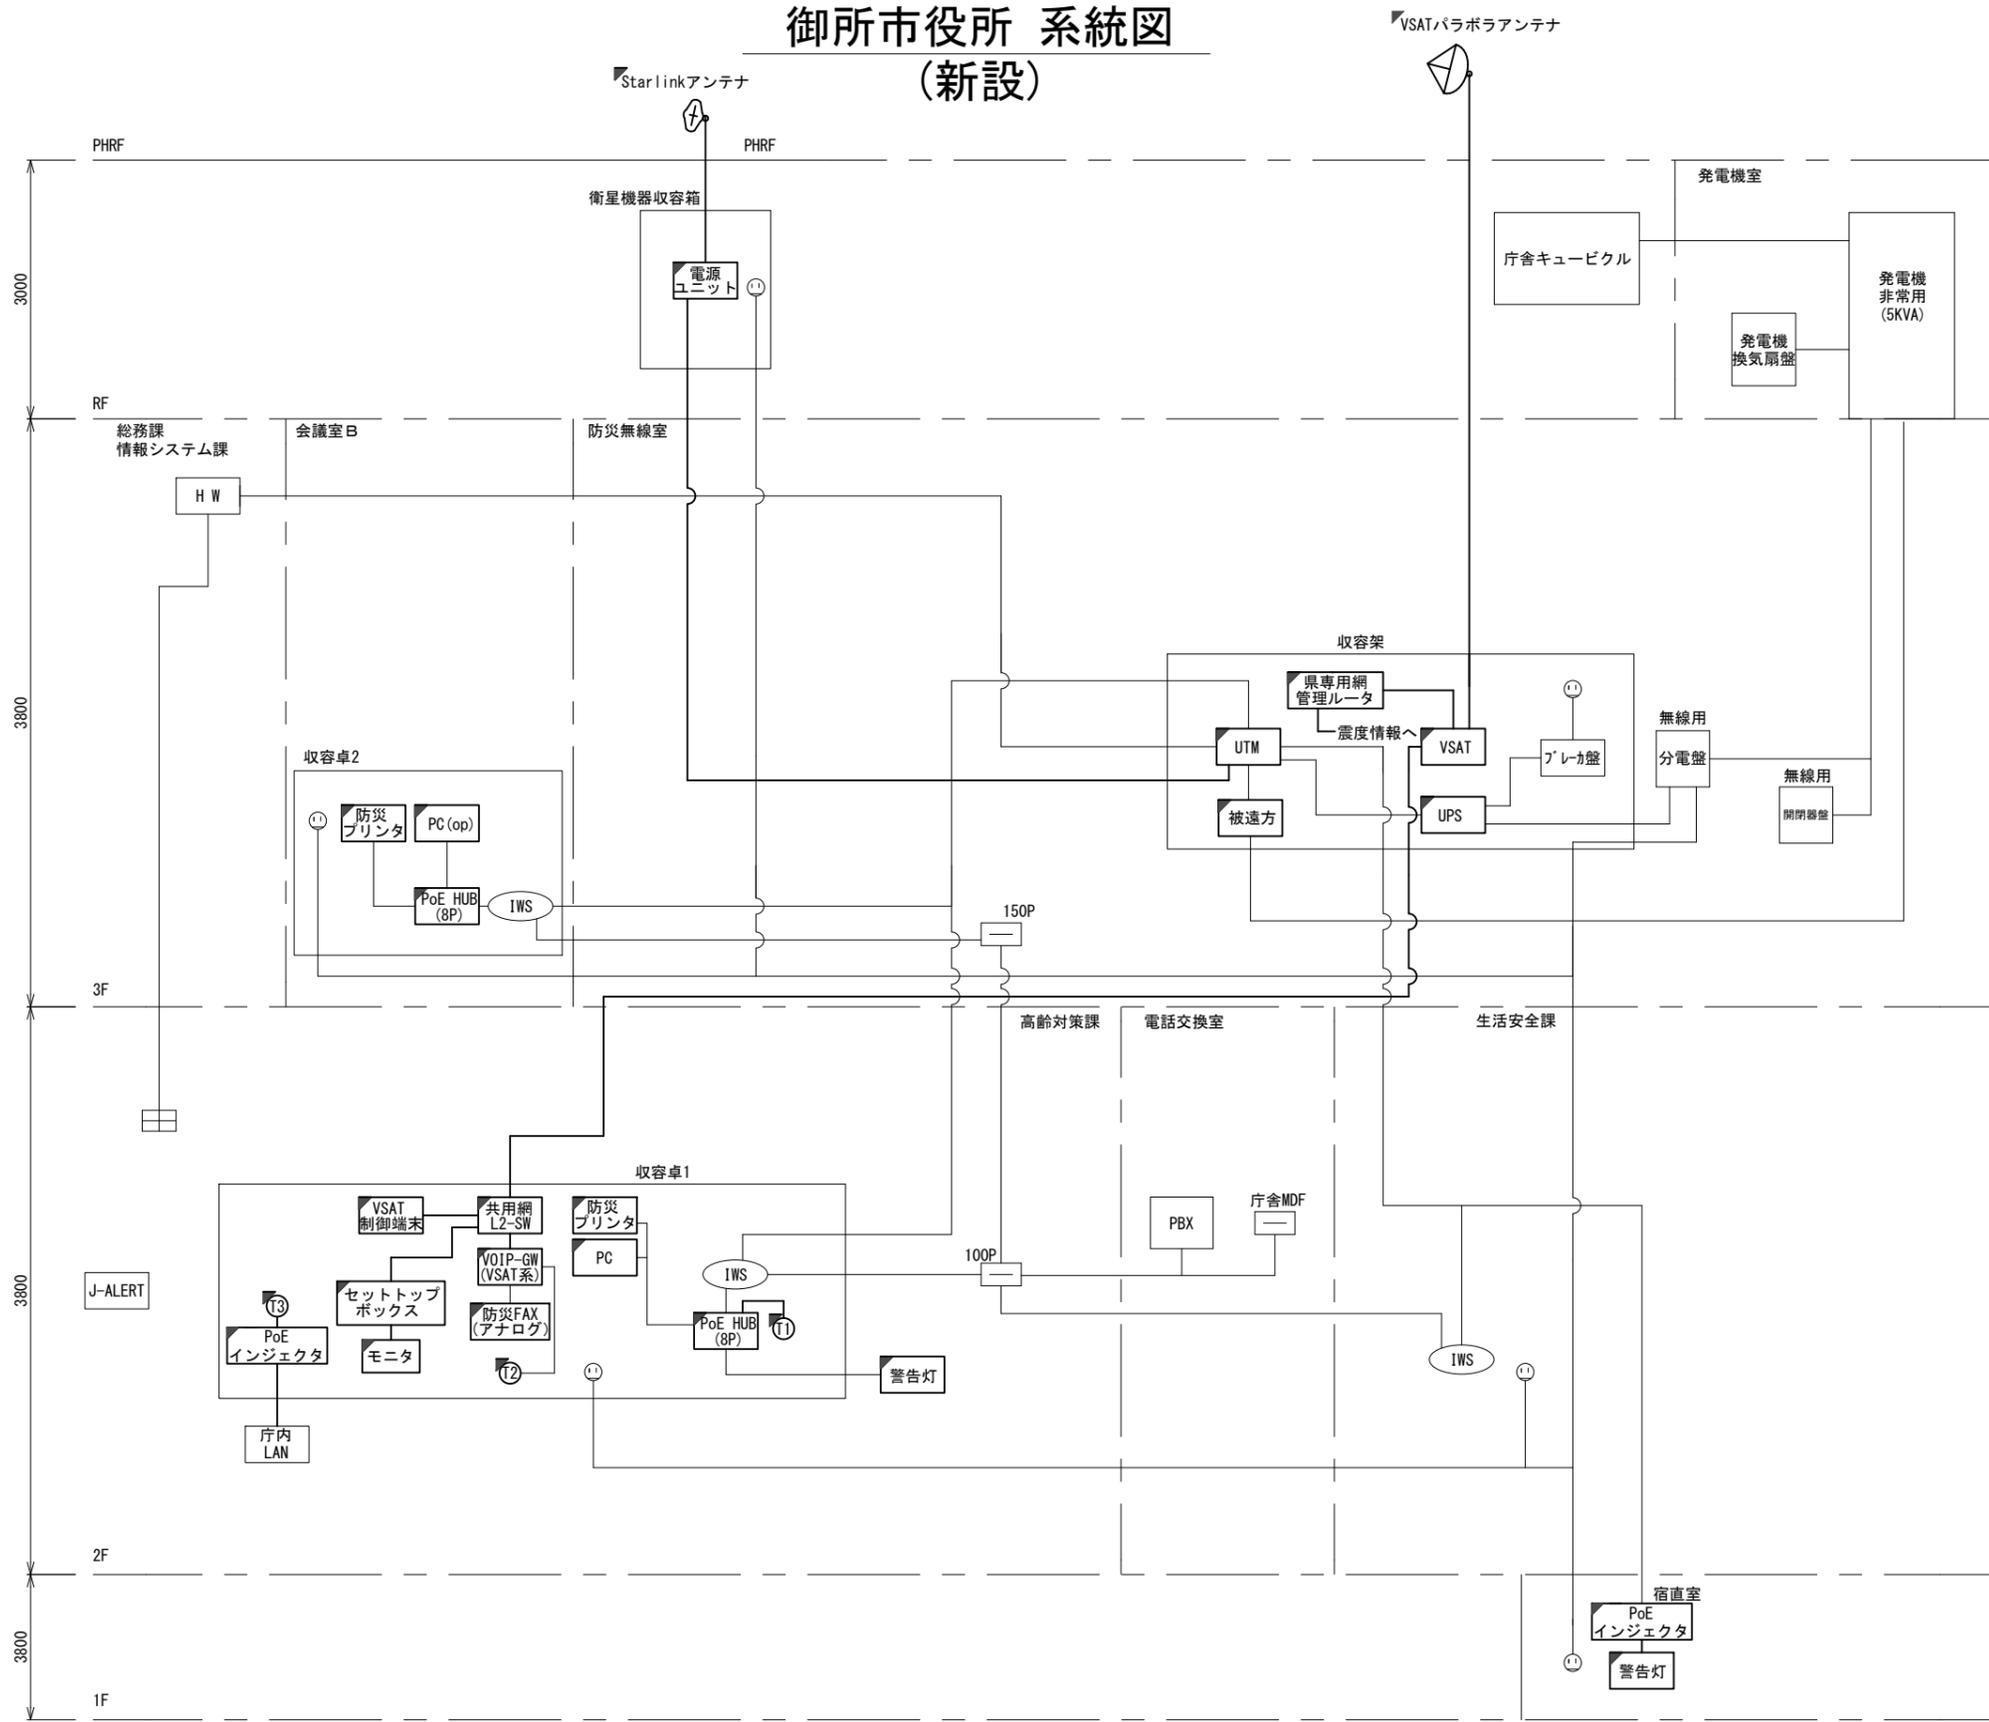


- 凡例
- : 新設 □: 撤去
  - : 新設 - - -: 撤去
  - : 既設 —: 既設

|       |                            |      |    |
|-------|----------------------------|------|----|
| 工事名   | 奈良県防災行政通信ネットワーク 衛星回線等再整備工事 |      |    |
| 図面名   | 御所市役所 系統図(新設)              |      |    |
| 作成年月日 | 令和 6年 8月                   |      |    |
| 縮尺    | NON                        | 図面番号 | 02 |
| 会社名   | 株式会社東京建設コンサルタント            |      |    |
| 事業者名  | 奈良県                        |      |    |

# 御所市役所 敷地平面図 (新設)

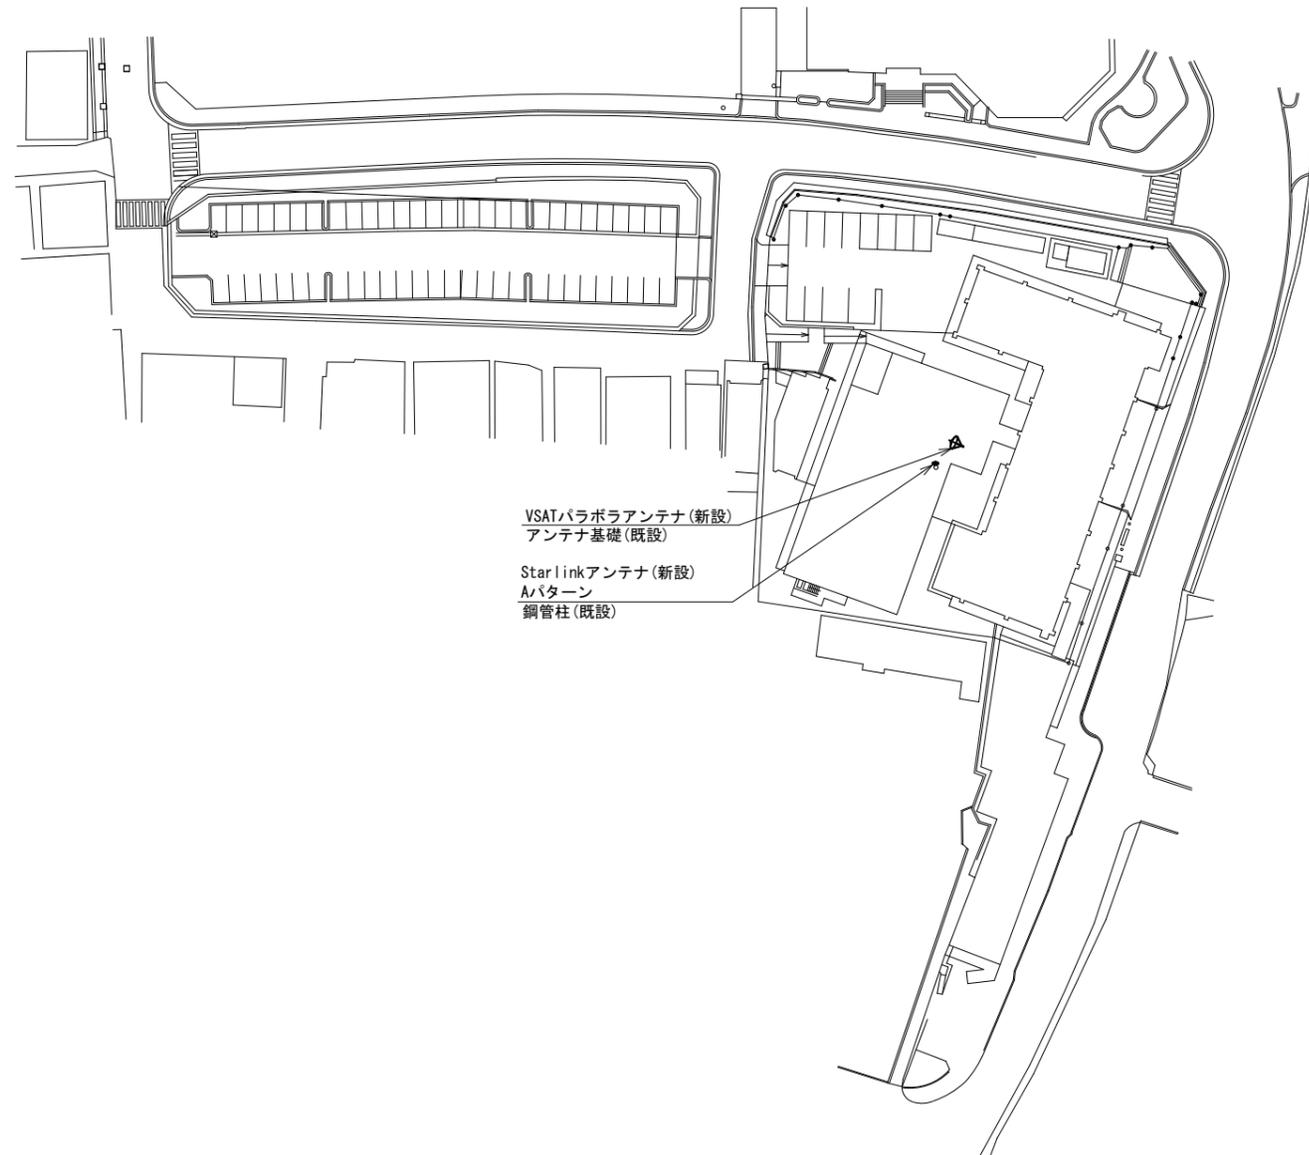


(衛星系)

 

仰俯角140°

※Starlinkの方位角及び仰俯角は現地にて要調整。

(VSAT)

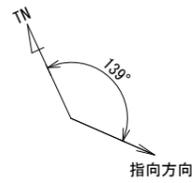


仰俯角41°

平面図(1:500)

| 凡例 |    |
|----|----|
|    | 新設 |
|    | 撤去 |
|    | 新設 |
|    | 撤去 |
|    | 既設 |
|    | 既設 |

|       |                               |      |    |
|-------|-------------------------------|------|----|
| 工事名   | 奈良県防災行政通信ネットワーク<br>衛星回線等再整備工事 |      |    |
| 図面名   | 御所市役所<br>敷地平面図(新設)            |      |    |
| 作成年月日 | 令和 6年 8月                      |      |    |
| 縮尺    | 1:500                         | 図面番号 | 03 |
| 会社名   | 株式会社東京建設コンサルタント               |      |    |
| 事業者名  | 奈良県                           |      |    |

# 御所市役所 機器据付図 (新設)

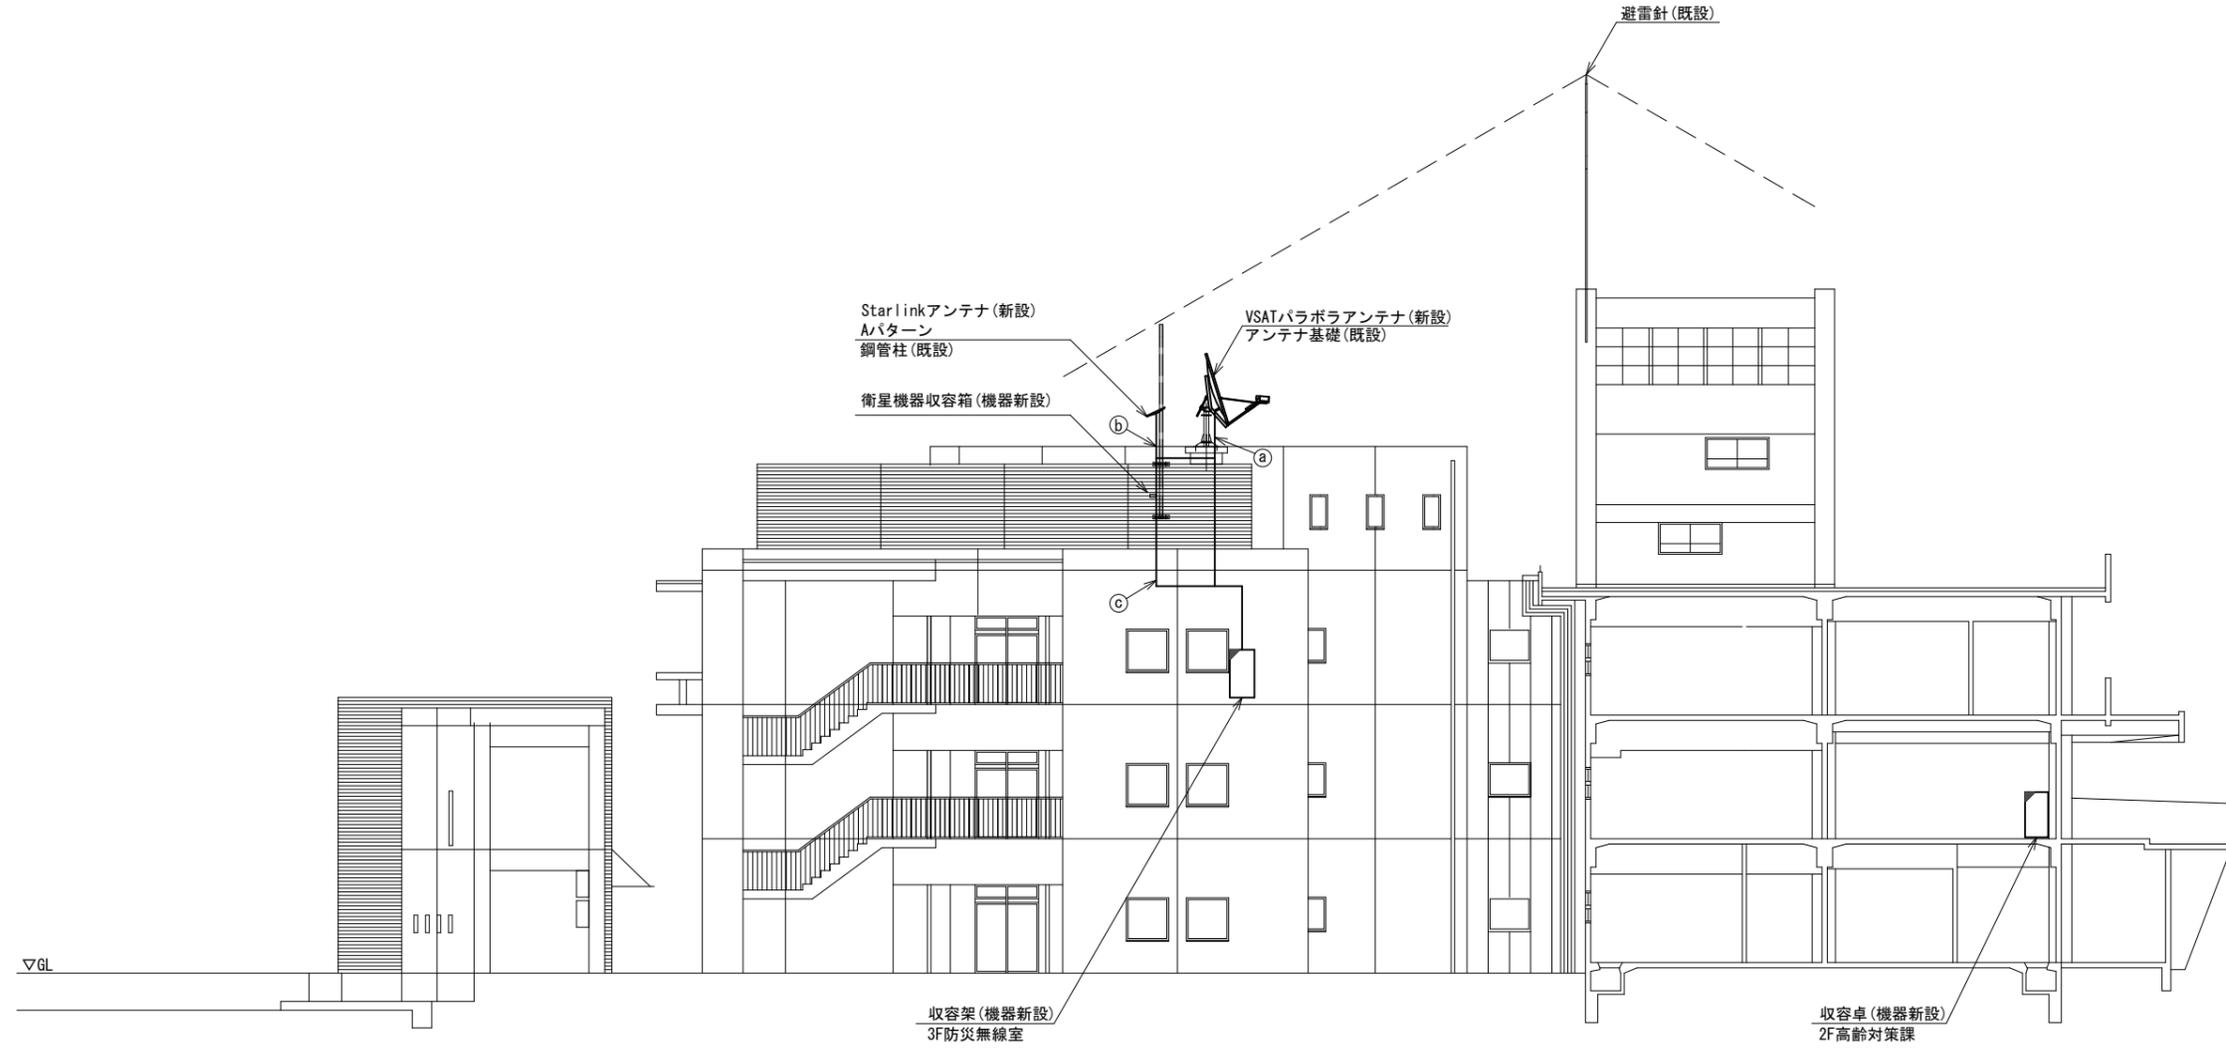

南側立面図 (1:100)


|   | 名 称           | 作 業 | 施 工 方 法  |
|---|---------------|-----|----------|
| ① | S-5C-FB×2     | 新設  | G28 (既設) |
| ② | IE3. 5sq      | 既設  | G16 (既設) |
| ③ | 外部アンテナ接続用ケーブル | 新設  | G36 (既設) |
| ④ | 屋外LANケーブル     | 新設  | G36 (既設) |

凡 例

|  |    |  |    |
|--|----|--|----|
|  | 新設 |  | 撤去 |
|  | 新設 |  | 撤去 |
|  | 既設 |  | 既設 |

|       |                               |      |    |
|-------|-------------------------------|------|----|
| 工事名   | 奈良県防災行政通信ネットワーク<br>衛星回線等再整備工事 |      |    |
| 図面名   | 御所市役所<br>機器据付図 (新設)           |      |    |
| 作成年月日 | 令和 6年 8月                      |      |    |
| 縮尺    | 1:100                         | 図面番号 | 04 |
| 会社名   | 株式会社東京建設コンサルタント               |      |    |
| 事業者名  | 奈良県                           |      |    |

# 御所市役所 1F 機器配置図 (新設)

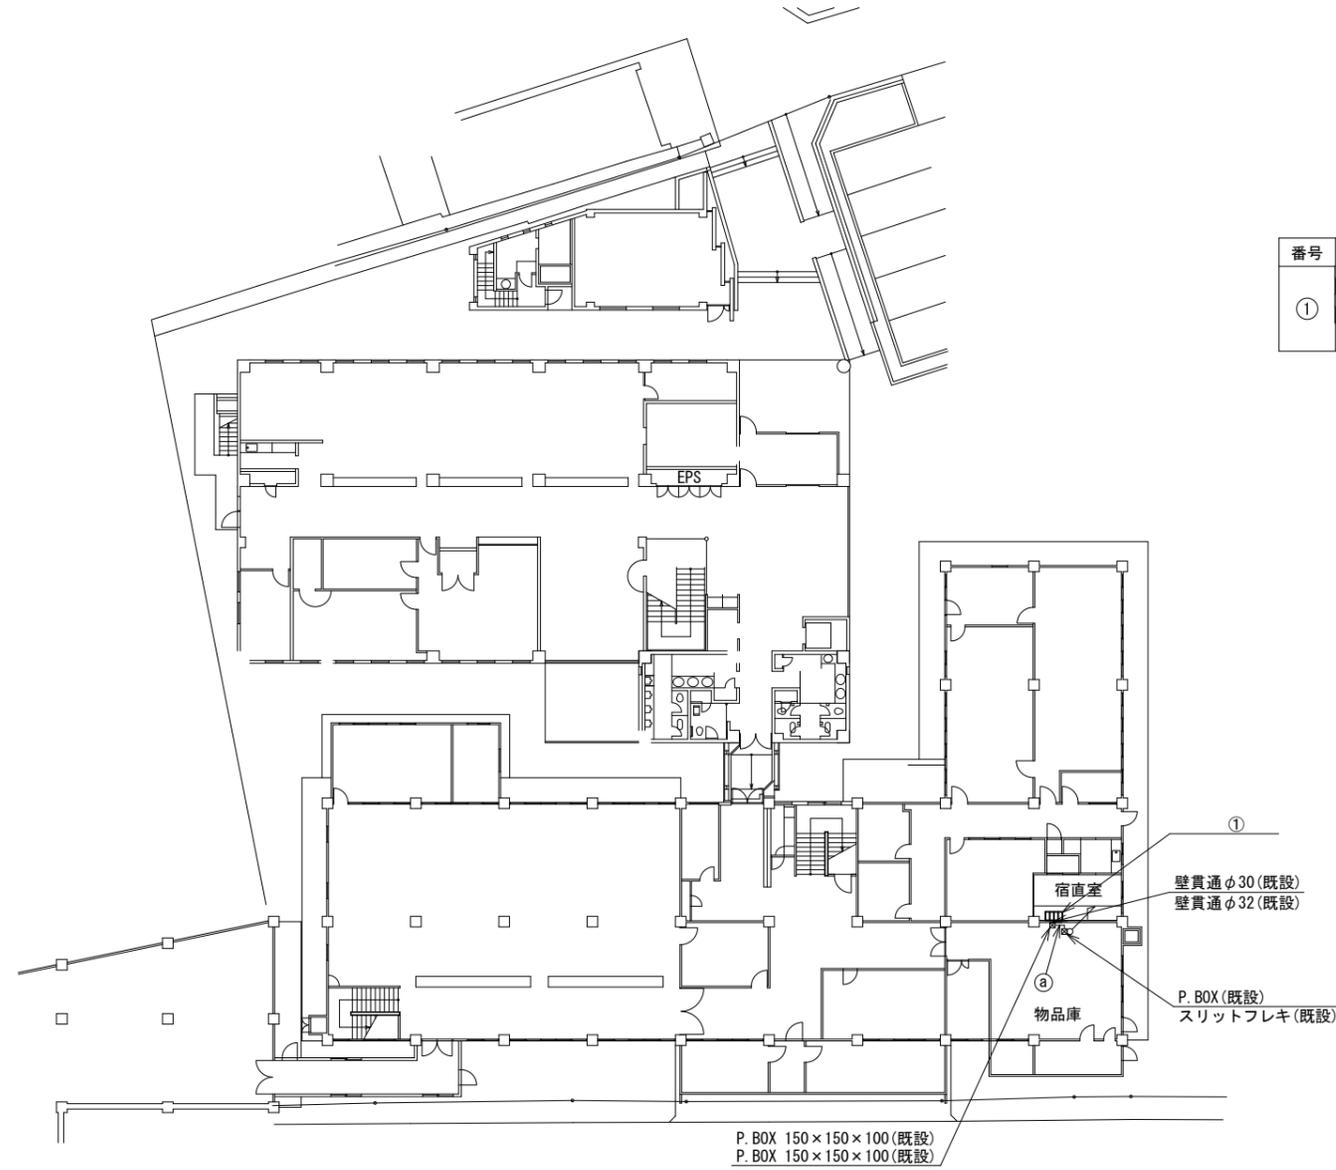

| 番号 | 名称        | 備考 |
|----|-----------|----|
| ①  | PoEインジェクタ | 新設 |
|    | スピーカ付警告灯  | 新設 |
|    | コンセントBOX  | 既設 |

|   | 名称            | 作業 | 施工方法    |
|---|---------------|----|---------|
| ② | EM-UTPO. 5-4P | 既設 | E25(既設) |
|   | CE3. 5sq-3C   | 既設 | E25(既設) |


1F平面図(1:200)

| 凡例 |    |
|----|----|
|    | 新設 |
|    | 撤去 |
|    | 新設 |
|    | 撤去 |
|    | 既設 |
|    | 既設 |

|       |                               |      |    |
|-------|-------------------------------|------|----|
| 工事名   | 奈良県防災行政通信ネットワーク<br>衛星回線等再整備工事 |      |    |
| 図面名   | 御所市役所<br>1F 機器配置図(新設)         |      |    |
| 作成年月日 | 令和 6年 8月                      |      |    |
| 縮尺    | 1:200                         | 図面番号 | 05 |
| 会社名   | 株式会社東京建設コンサルタント               |      |    |
| 事業者名  | 奈良県                           |      |    |



# 御所市役所 3F 機器配置図 (新設)

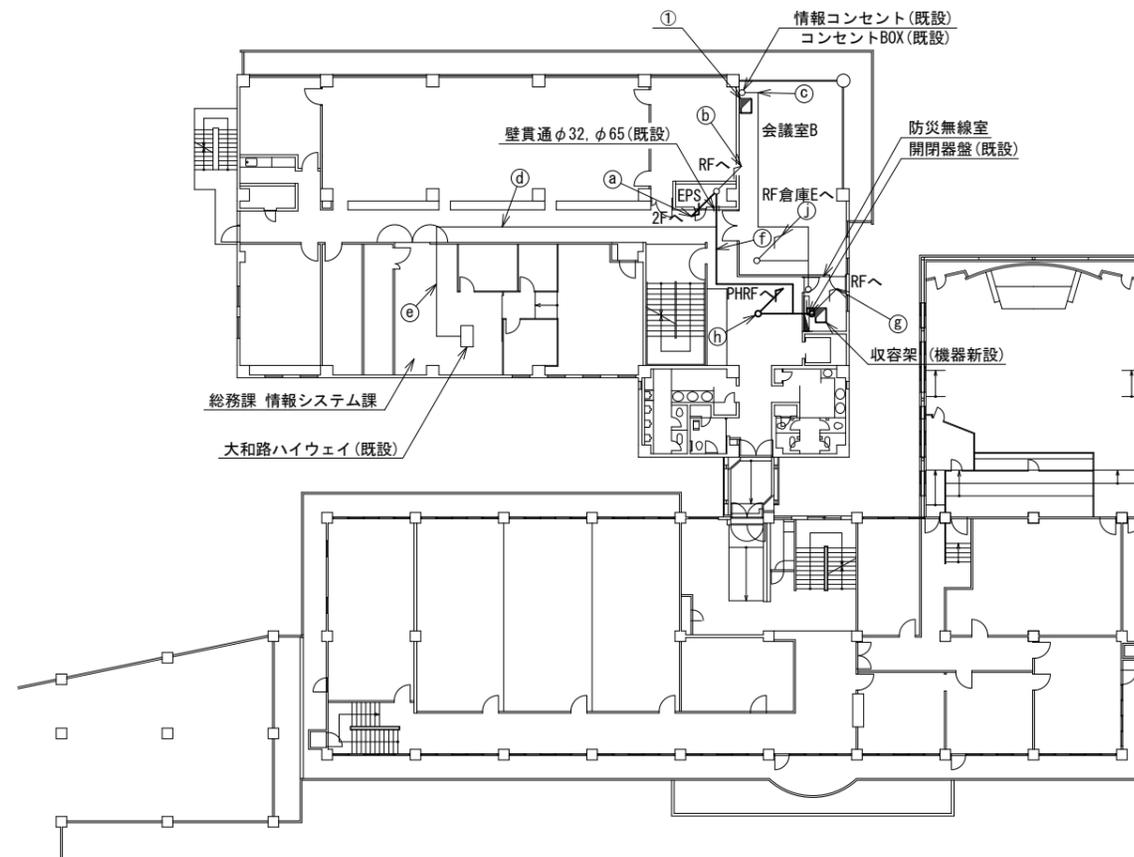

3F平面図 (1:200)




| 番号 | 名称              | 備考 |
|----|-----------------|----|
| ①  | 収容卓2            | 既設 |
|    | 防災情報端末(オプション)   | 新設 |
|    | 防災プリンタ          | 新設 |
|    | PoE HUB (8Port) | 新設 |

| 名称                | 作業 | 施工方法                |
|-------------------|----|---------------------|
| LANケーブル           | 新設 |                     |
| EM-UTPO. 5-4P × 3 | 既設 | ケーブルラック (既設)        |
| SWVP0. 5-22C      | 既設 |                     |
| CPEV-S0. 5-50P    | 既設 |                     |
| CPEV-S0. 5-50P    | 既設 |                     |
| ② CE5. 5sq-3C × 2 | 既設 | ケーブルラック (既設)        |
| CE3. 5sq-3C       | 既設 |                     |
| IE3. 5sq          | 既設 |                     |
| IV3. 5sq          | 既設 |                     |
| ③ CE14sq-3C × 2   | 既設 | 配管 (既設)             |
| CE5. 5sq-3C       | 既設 | 合成樹脂製<br>配線ダクト (既設) |
| EM-UTPO. 5-4P     | 既設 |                     |
| ④ EM-UTPO. 5-4P   | 既設 | 天井ころがし              |
| ⑤ EM-UTPO. 5-4P   | 既設 | フリーアクセス             |
| LANケーブル           | 新設 |                     |
| EM-UTPO. 5-4P × 8 | 既設 | 天井ころがし              |
| SWVP0. 5-22C      | 既設 |                     |
| CPEV-S0. 5-50P    | 既設 |                     |
| CE5. 5sq-3C × 2   | 既設 |                     |
| CE3. 5sq-3C       | 既設 |                     |
| IE3. 5sq          | 既設 |                     |
| IV3. 5sq          | 既設 |                     |
| SWVP0. 5-12C      | 既設 | PF22 (既設)           |
| CE14sq-3C         | 既設 | PF28 (既設)           |
| CVV2sq-2C         | 既設 | PF16 (既設)           |
| CVV2sq-5C         | 既設 | PF16 (既設)           |
| IE3. 5sq          | 既設 | PF22 (既設)           |
| CE2sq-3C          | 既設 | PF16 (既設)           |
| S-5C-FB × 2       | 新設 | PF22 (既設)           |
| 屋外LANケーブル         | 新設 | PF16 (既設)           |
| ⑥ CV2sq-2C        | 既設 | 配管 (既設)             |

| 凡例  |    |
|---|----|
| <span style="border: 1px solid black; display: inline-block; width: 10px; height: 10px;"></span>  | 新設 |
| <span style="border: 1px dashed black; display: inline-block; width: 10px; height: 10px;"></span> | 撤去 |
| <span style="border-bottom: 1px solid black; display: inline-block; width: 10px;"></span>         | 新設 |
| <span style="border-bottom: 1px dashed black; display: inline-block; width: 10px;"></span>        | 撤去 |
| <span style="border: 1px solid black; display: inline-block; width: 10px; height: 10px;"></span>  | 既設 |
| <span style="border-bottom: 1px solid black; display: inline-block; width: 10px;"></span>         | 既設 |

|       |                               |      |    |
|-------|-------------------------------|------|----|
| 工事名   | 奈良県防災行政通信ネットワーク<br>衛星回線等再整備工事 |      |    |
| 図面名   | 御所市役所<br>3F 機器配置図 (新設)        |      |    |
| 作成年月日 | 令和 6年 8月                      |      |    |
| 縮尺    | 1:200                         | 図面番号 | 07 |
| 会社名   | 株式会社東京建設コンサルタント               |      |    |
| 事業者名  | 奈良県                           |      |    |

# 御所市役所 RF・PHRF 機器配置図 (新設)

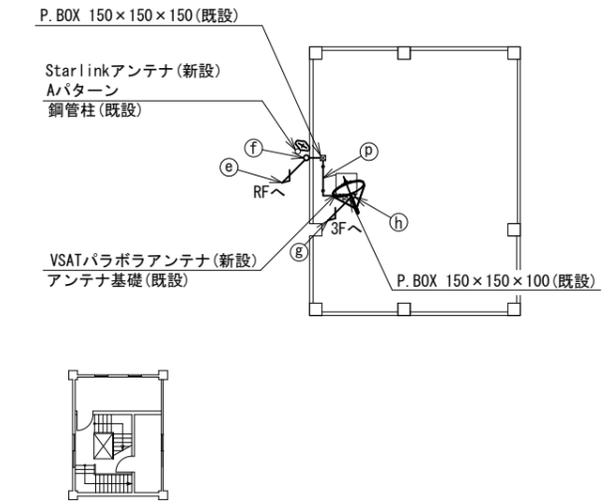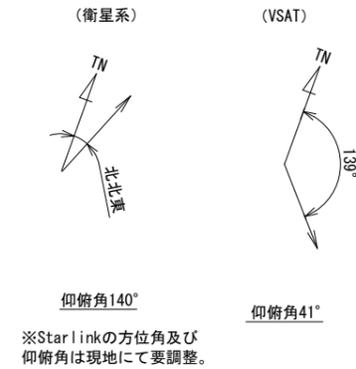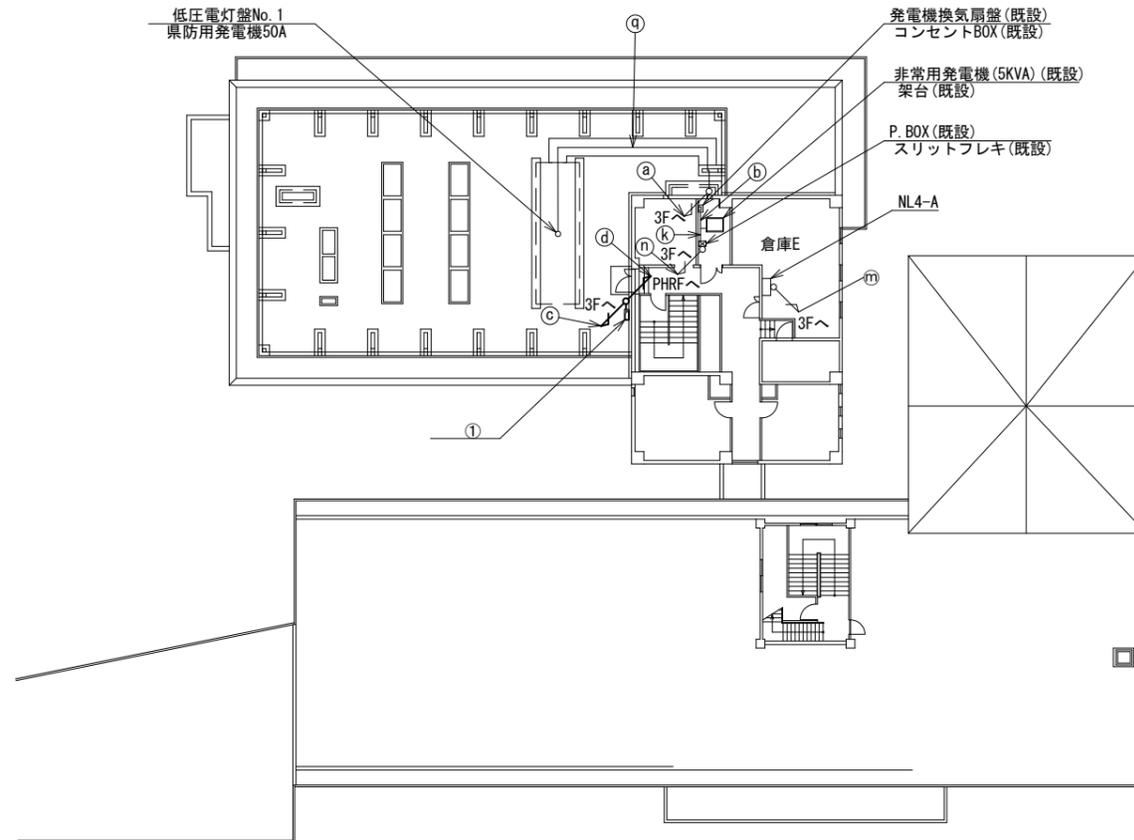

| 名称           | 作業 | 施工方法     |
|--------------|----|----------|
| SWVP0. 5-22C | 既設 | E31(既設)  |
| Ⓚ CE14sq-3C  | 既設 | E39(既設)  |
| CE14sq-3C    | 既設 | E39(既設)  |
| Ⓜ CVV2sq-3C  | 既設 | 配管(既設)   |
| SWVP0. 5-22C | 既設 | PF22(既設) |
| CE14sq-3C    | 既設 | PF28(既設) |
| Ⓨ CE14sq-3C  | 既設 | PF28(既設) |
| CVV2sq-2C    | 既設 | PF16(既設) |
| CVV2sq-5C    | 既設 | PF16(既設) |
| ⓐ 屋外LANケーブル  | 新設 | G16(既設)  |
| ⓑ IE3. 5sq   | 既設 | G16(既設)  |
| Ⓒ CE14sq-3C  | 既設 | CR(既設)   |

RF平面図(S=1/200)

| 番号 | 名称      | 備考 |
|----|---------|----|
| ①  | 衛星機器収容箱 | 既設 |
|    | 電源ユニット  | 新設 |


| 名称            | 作業 | 施工方法     |
|---------------|----|----------|
| Ⓐ CE14sq-3C   | 既設 | 配管(既設)   |
| CE3. 5sq-3C   | 既設 | E25(既設)  |
| Ⓑ CE3. 5sq-3C | 既設 | E25(既設)  |
| FCPEV0. 65-3P | 既設 | E25(既設)  |
| CE2sq-3C      | 既設 | PF16(既設) |
| Ⓒ IE3. 5sq    | 既設 | PF22(既設) |
| S-5C-FB ×2    | 新設 | PF22(既設) |
| 屋外LANケーブル     | 新設 | PF22(既設) |
| 外部アンテナ接続用ケーブル | 新設 | G36(既設)  |
| Ⓓ 屋外LANケーブル   | 新設 | G16(既設)  |
| CE2sq-3C      | 既設 | G22(既設)  |
| Ⓔ IE3. 5sq    | 既設 | PF22(既設) |
| 外部アンテナ接続用ケーブル | 新設 | G36(既設)  |
| Ⓕ CE2sq-3C    | 既設 | G22(既設)  |
| Ⓖ IE3. 5sq    | 既設 | PF22(既設) |
| 外部アンテナ接続用ケーブル | 新設 | 露出配線     |
| Ⓗ 屋外LANケーブル   | 新設 | G16(既設)  |
| Ⓖ IE3. 5sq    | 既設 | G16(既設)  |
| S-5C-FB ×2    | 新設 | PF22(既設) |
| Ⓖ 屋外LANケーブル   | 新設 | PF16(既設) |
| Ⓖ S-5C-FB ×2  | 新設 | G28(既設)  |
| Ⓖ 屋外LANケーブル   | 新設 | G16(既設)  |

PHRF平面図(S=1/200)

| 凡例    |    |
|-------|----|
| ■     | 新設 |
| □     | 撤去 |
| —     | 新設 |
| - - - | 撤去 |
| □     | 既設 |
| —     | 既設 |

|       |                            |      |    |
|-------|----------------------------|------|----|
| 工事名   | 奈良県防災行政通信ネットワーク 衛星回線等再整備工事 |      |    |
| 図面名   | 御所市役所 RF・PHRF 機器配置図(新設)    |      |    |
| 作成年月日 | 令和 6年 8月                   |      |    |
| 縮尺    | 1:200                      | 図面番号 | 08 |
| 会社名   | 株式会社東京建設コンサルタント            |      |    |
| 事業者名  | 奈良県                        |      |    |

# 御所市役所 3F防災無線室 機器配置図 (新設)

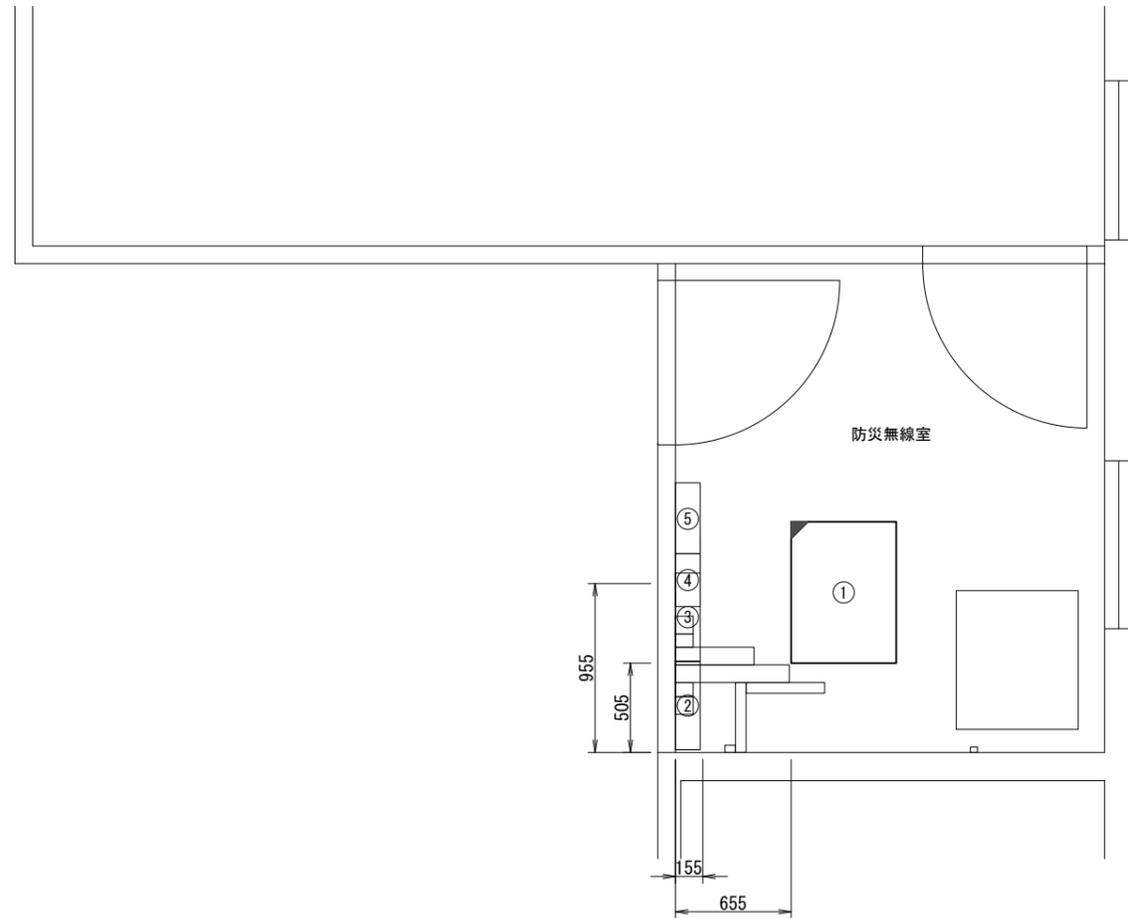

| 番号 | 名称          | 備考 |
|----|-------------|----|
| ①  | 收容架         | 既設 |
|    | VSAT        | 新設 |
|    | 県専用網管理ルータ   | 新設 |
|    | UTM         | 新設 |
|    | UPS         | 新設 |
|    | 被遠方監視制御装置   | 新設 |
| ②  | 無線用分電盤      | 既設 |
| ③  | 無線室150P端子盤  | 既設 |
| ④  | 防災無線用手元開閉器盤 | 既設 |
| ⑤  | 防災無線室端子盤    | 既設 |

3F防災無線室 平面図(1:20)

| 凡例 |      |
|----|------|
|    | : 新設 |
|    | : 撤去 |
|    | : 既設 |
|    | : 撤去 |


|       |                               |      |    |
|-------|-------------------------------|------|----|
| 工事名   | 奈良県防災行政通信ネットワーク<br>衛星回線等再整備工事 |      |    |
| 図面名   | 御所市役所<br>3F防災無線室 機器配置図(新設)    |      |    |
| 作成年月日 | 令和 6年 8月                      |      |    |
| 縮尺    | 1:20                          | 図面番号 | 09 |
| 会社名   | 株式会社東京建設コンサルタント               |      |    |
| 事業者名  | 奈良県                           |      |    |

# 御所市役所 配線系統図

(新設)

凡例

LANケーブル : EM-UTP0.5-4P (Cat5e)  
 屋外LANケーブル : NSED1-LAP0.5-4P (Cat5e)

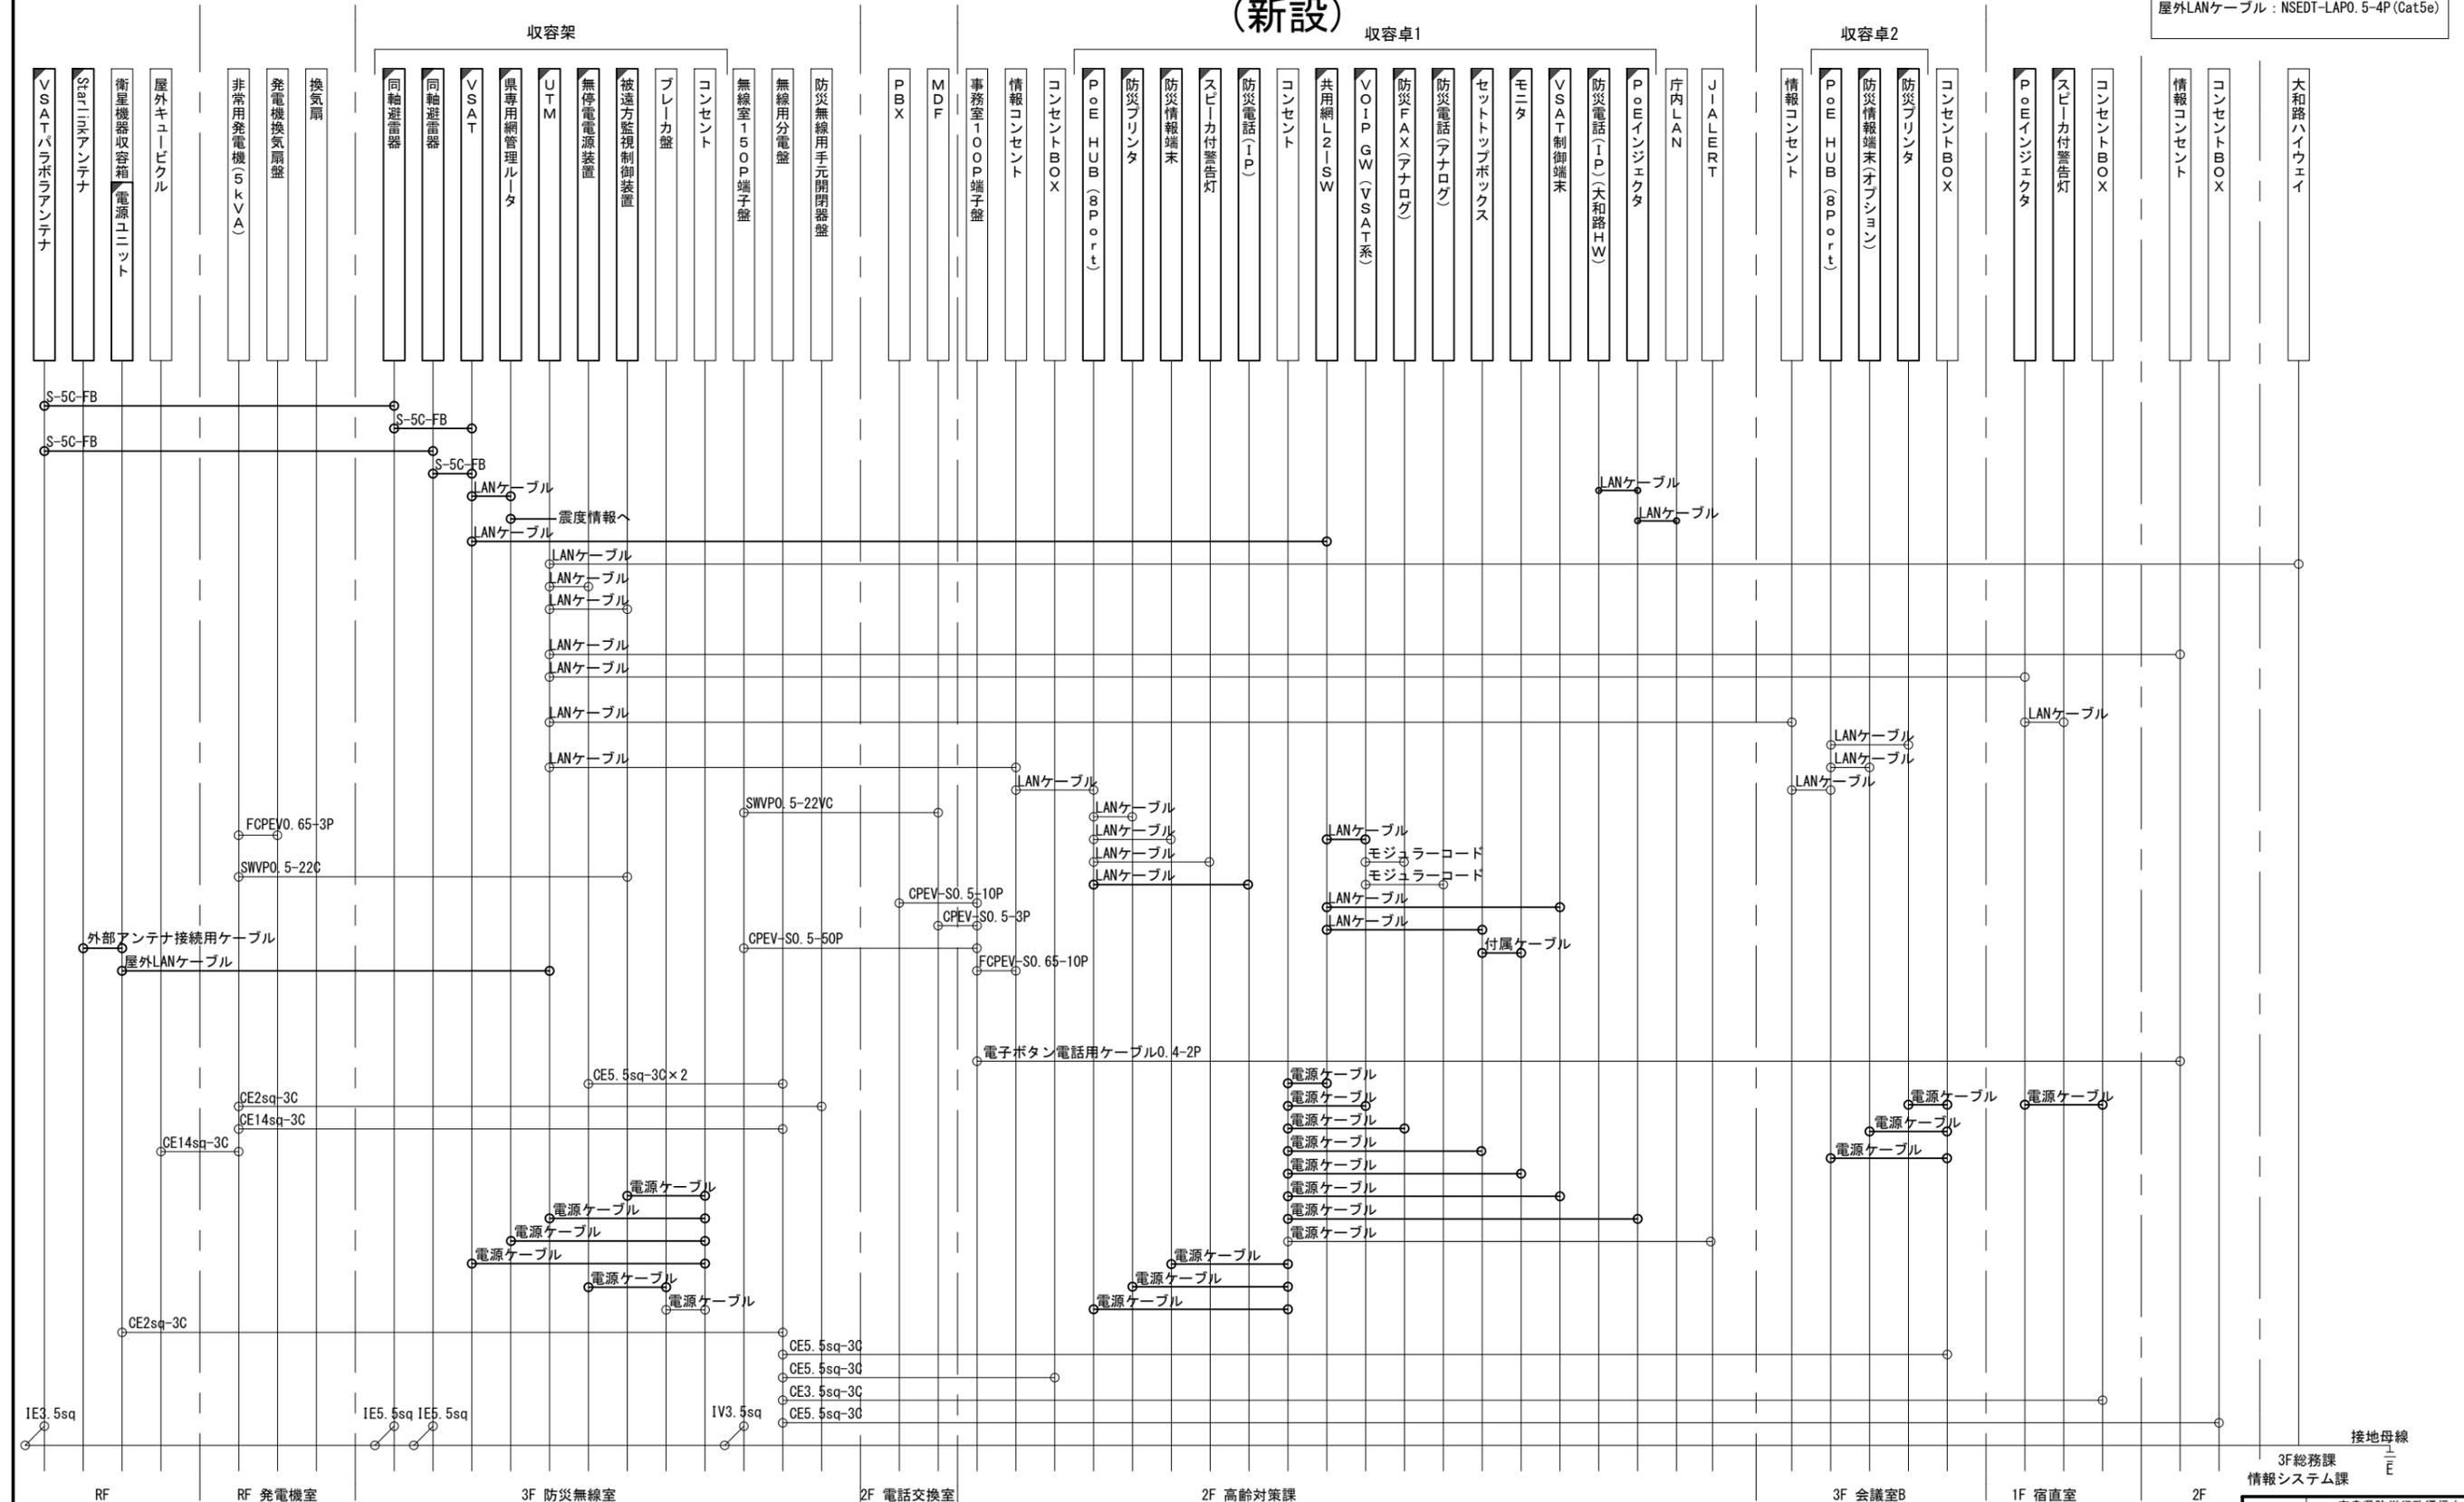


3F 総務課  
 情報システム課

|       |                               |      |    |
|-------|-------------------------------|------|----|
| 工事名   | 奈良県防災行政通信ネットワーク<br>衛星回線等再整備工事 |      |    |
| 図面名   | 御所市役所<br>配線系統図(新設)            |      |    |
| 作成年月日 | 令和 6年 8月                      |      |    |
| 縮尺    | NON                           | 図面番号 | 10 |
| 会社名   | 株式会社東京建設コンサルタント               |      |    |
| 事業者名  | 奈良県                           |      |    |

凡例  
 [ ] : 新設 [ ] : 撤去 — : 新設 - - - : 撤去  
 [ ] : 既設 — : 既設

# 御所市役所 電源系統図(参考図)

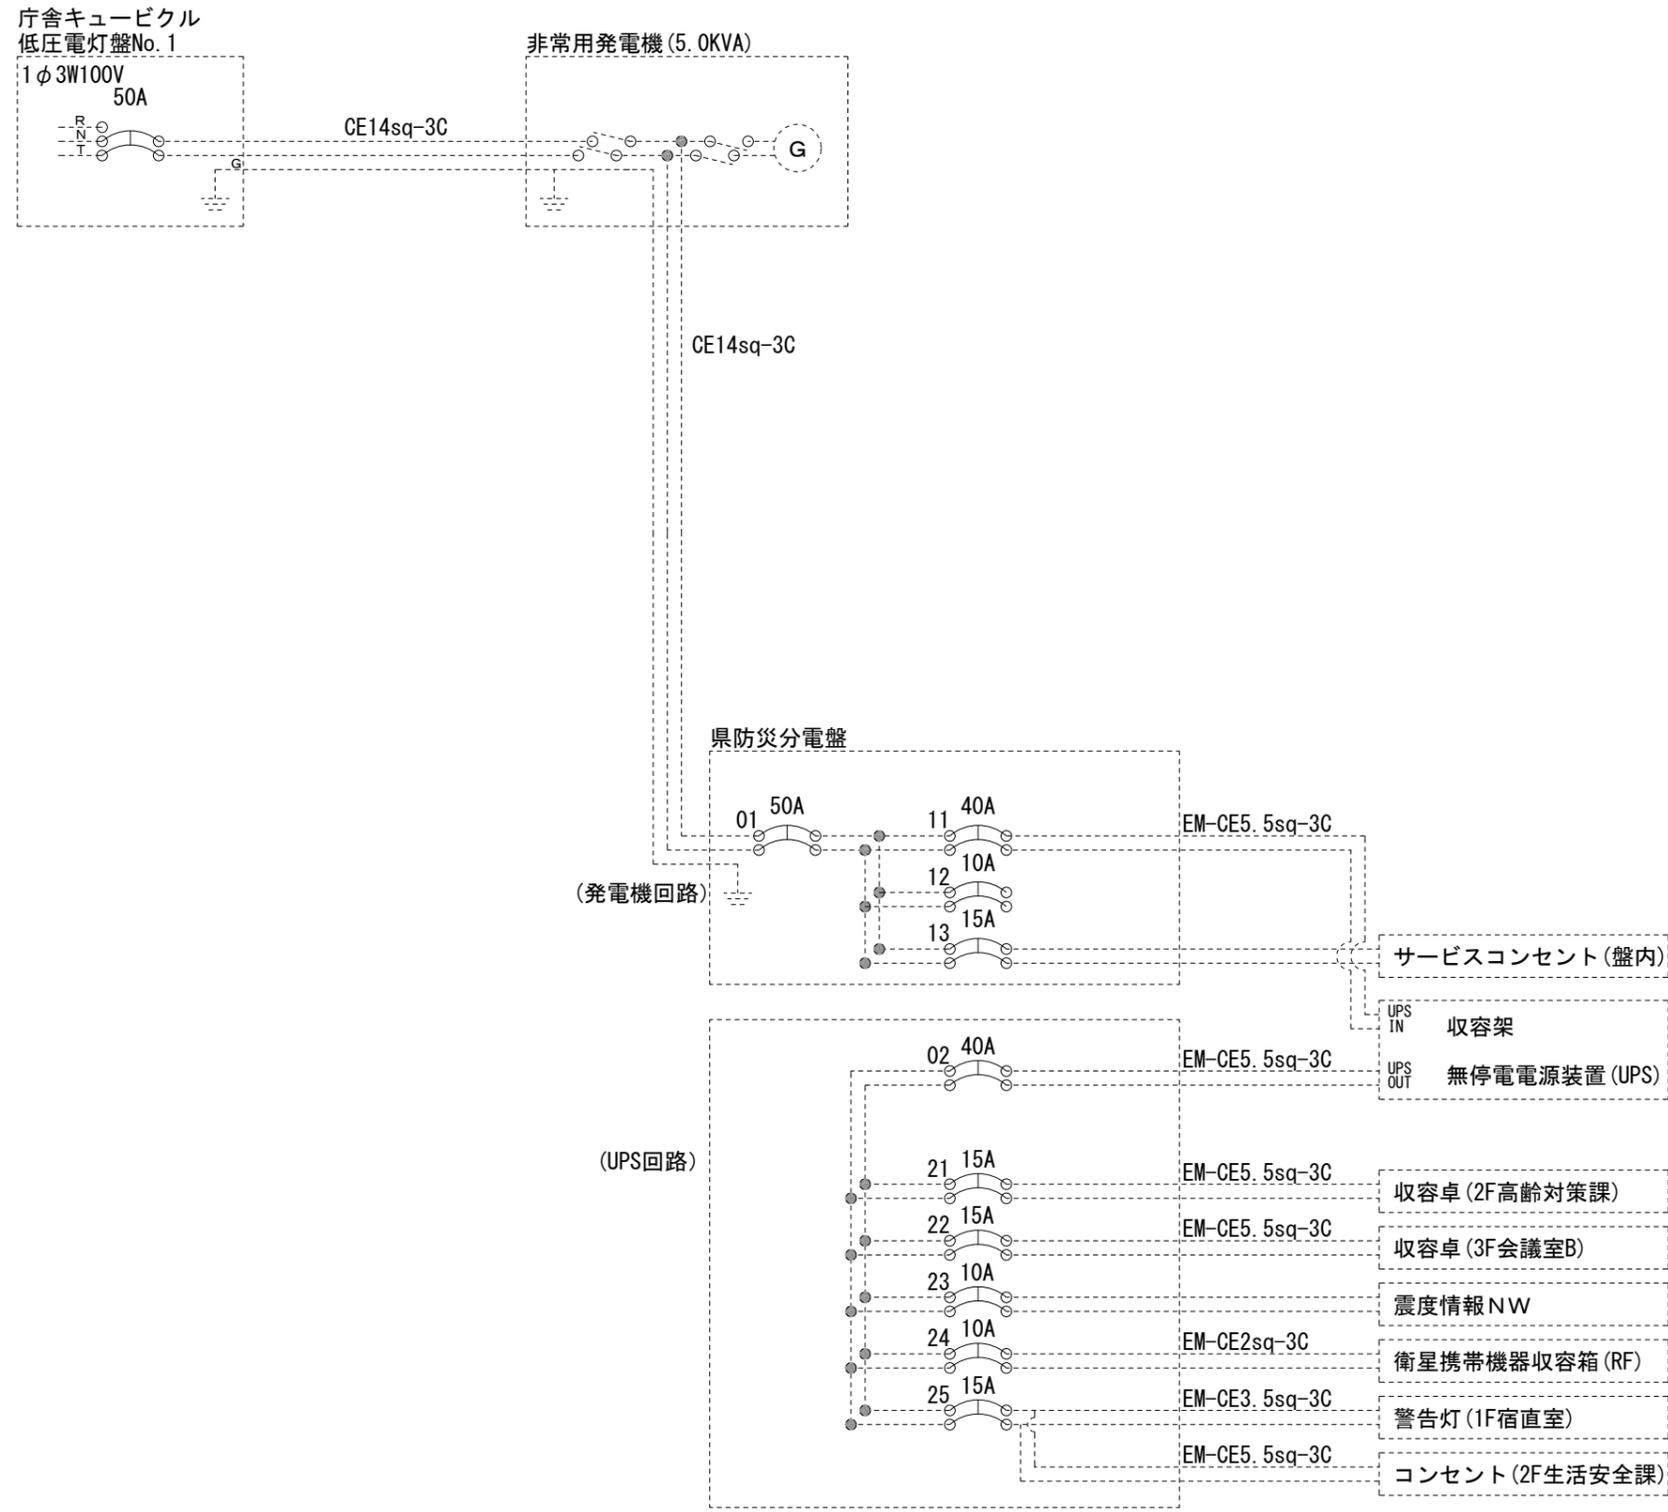


【凡例】

- : 更新、新設
- : 改造
- : 既設
- : 更新・新設ケーブル
- : 既設ケーブル

\* 3Cのうち1Cは接地用

|       |                               |      |    |
|-------|-------------------------------|------|----|
| 工事名   | 奈良県防災行政通信ネットワーク<br>衛星回線等再整備工事 |      |    |
| 図面名   | 御所市役所<br>電源系統図(参考図)           |      |    |
| 作成年月日 | 令和 6年 8月                      |      |    |
| 縮尺    | NON                           | 図面番号 | 11 |
| 会社名   | 株式会社東京建設コンサルタント               |      |    |
| 事業者名  | 奈良県                           |      |    |

# 御所市役所 系統図 (撤去)

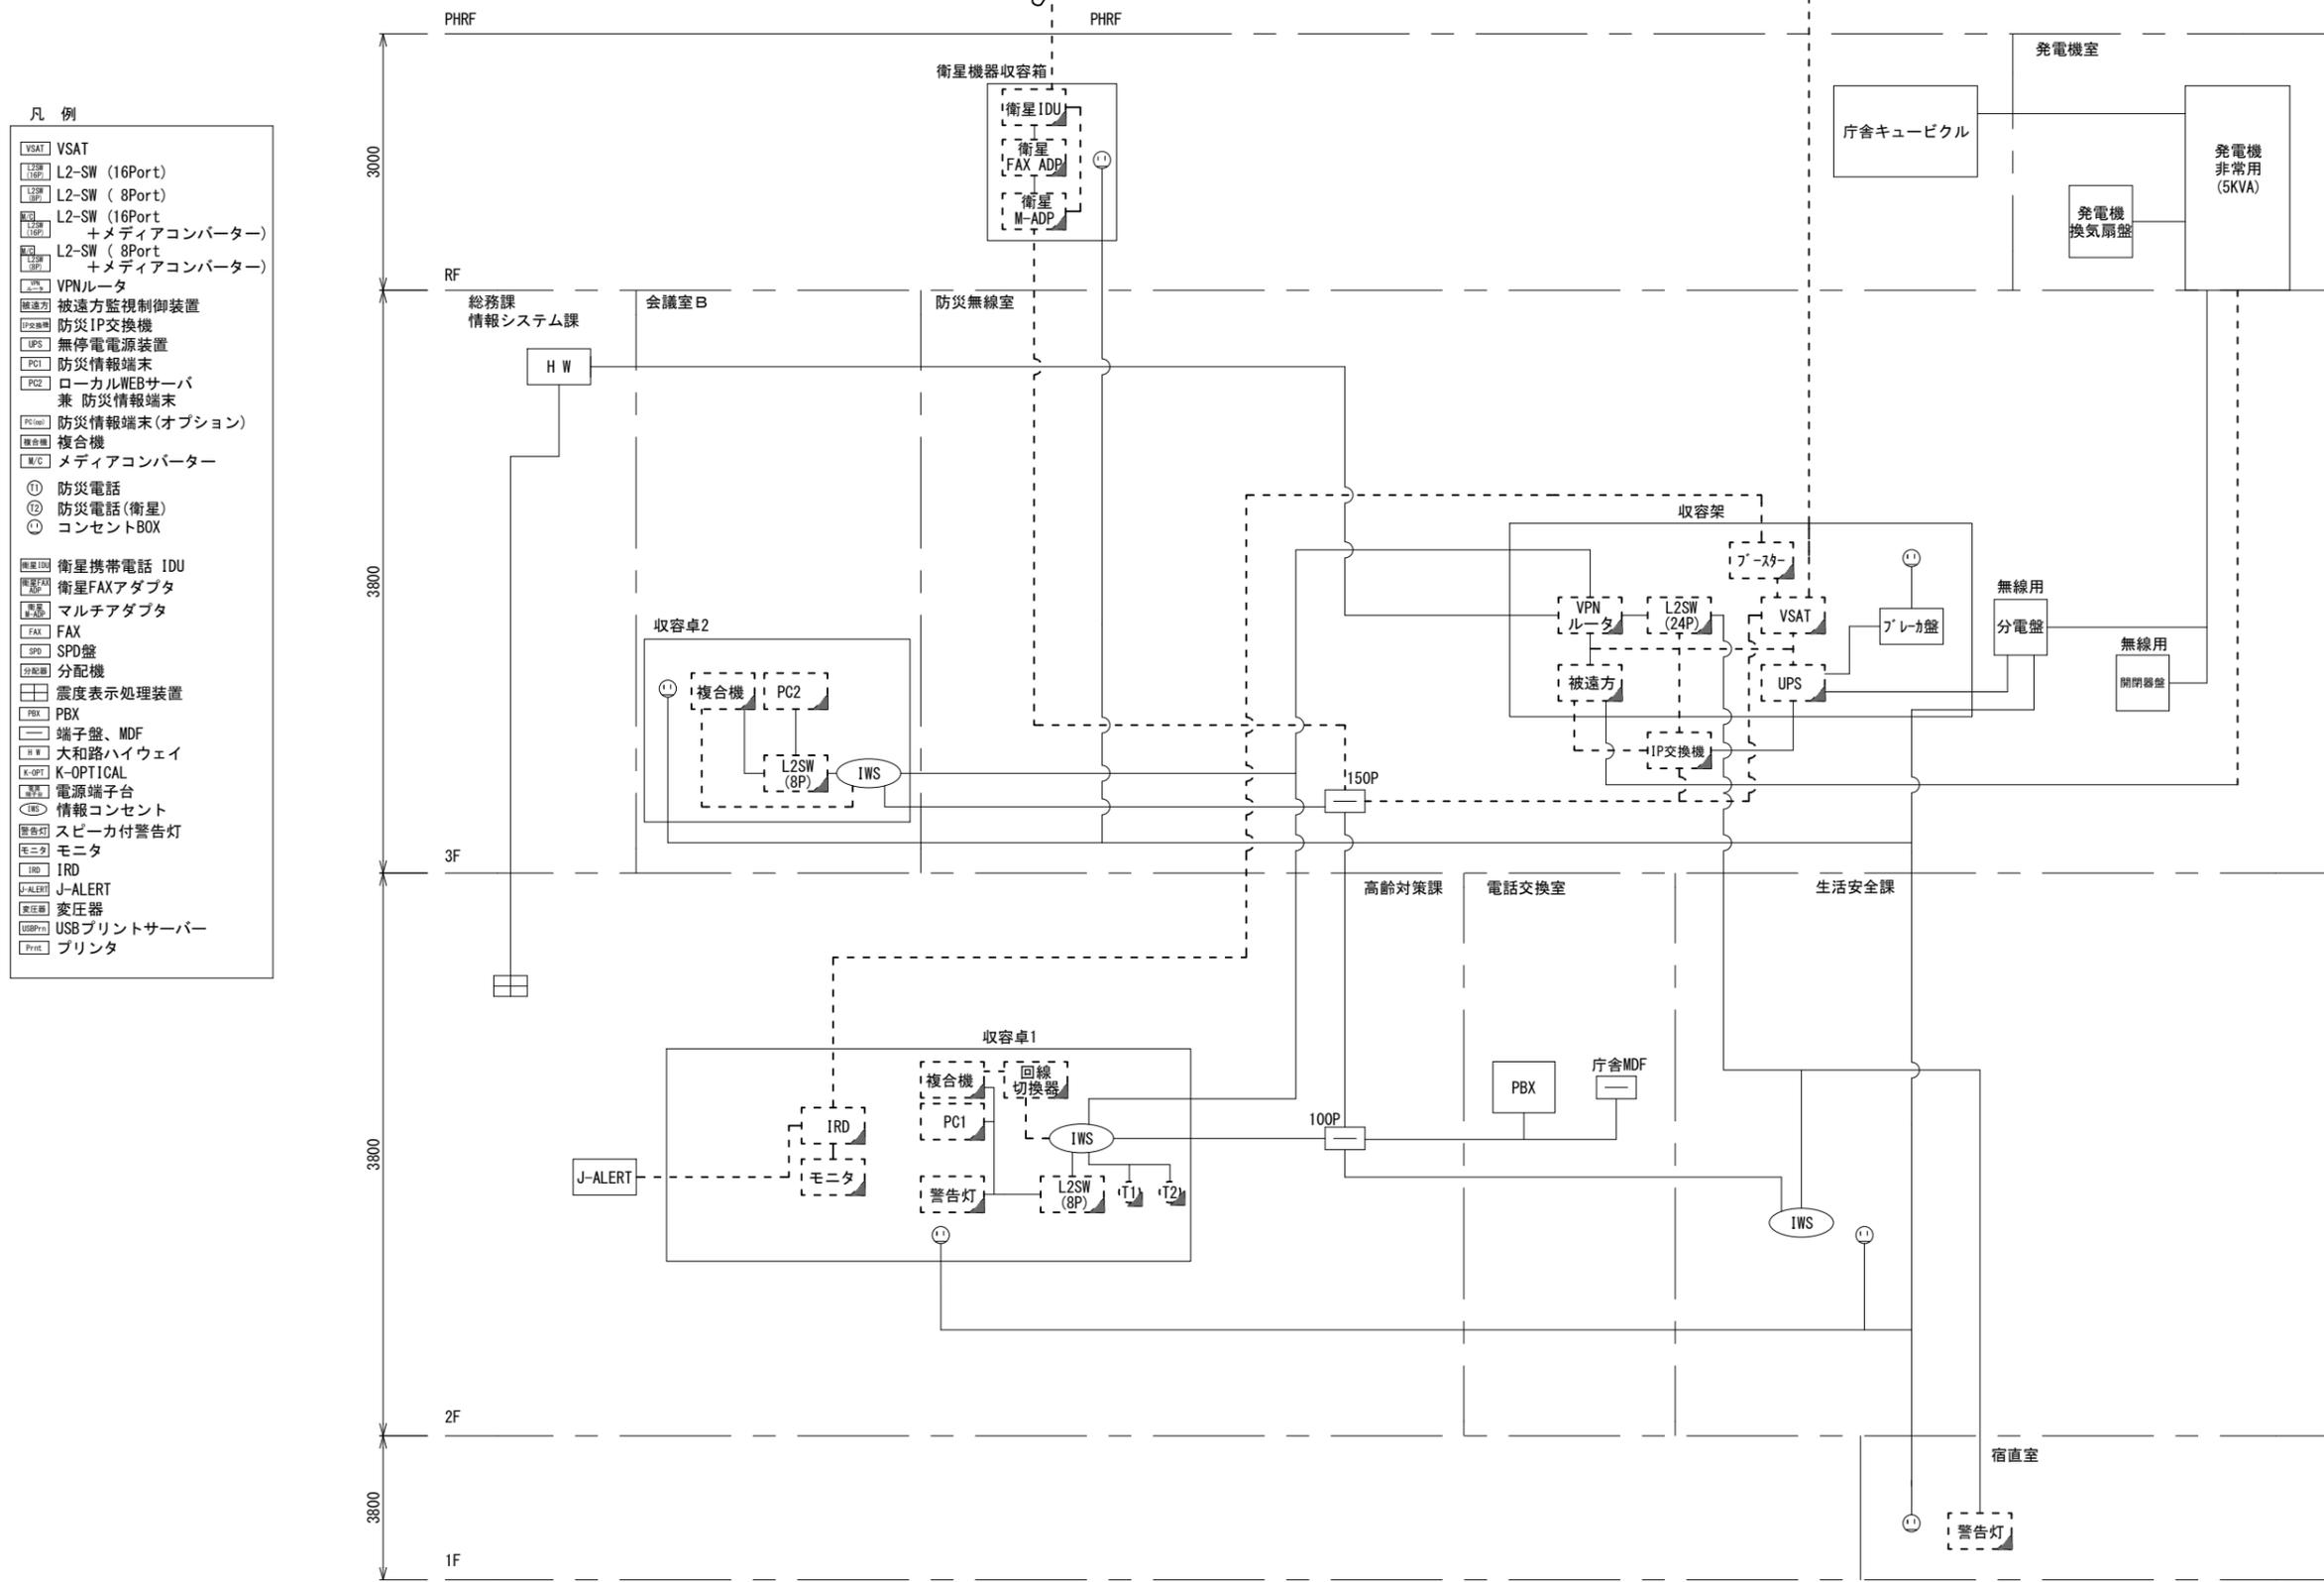


- 凡例
- VSAT VSAT
  - L2-SW (16Port) L2-SW (16Port)
  - L2-SW (8Port) L2-SW (8Port)
  - L2-SW (16Port) +メディアコンバーター L2-SW (16Port) +メディアコンバーター
  - L2-SW (8Port) +メディアコンバーター L2-SW (8Port) +メディアコンバーター
  - VPNルーター VPNルーター
  - 被遠方監視制御装置 被遠方監視制御装置
  - 防災IP交換機 防災IP交換機
  - 無停電電源装置 UPS 無停電電源装置
  - 防災情報端末 PC1 防災情報端末
  - ローカルWEBサーバ兼 防災情報端末 PC2 ローカルWEBサーバ兼 防災情報端末
  - 防災情報端末(オプション) PC1opt 防災情報端末(オプション)
  - 複合機 複合機
  - メディアコンバーター M/C メディアコンバーター
  - 防災電話 ① 防災電話
  - 防災電話(衛星) ② 防災電話(衛星)
  - コンセントBOX ③ コンセントBOX
  - 衛星携帯電話 IDU 衛星携帯電話 IDU
  - 衛星FAXアダプタ 衛星FAXアダプタ
  - マルチアダプタ マルチアダプタ
  - FAX FAX
  - SPD SPD
  - 分配機 分配機
  - 震度表示処理装置 震度表示処理装置
  - PBX PBX
  - 端子盤、MDF 端子盤、MDF
  - H W 大和路ハイウェイ
  - K-OPT K-OPTICAL
  - 電源端子台 電源端子台
  - 情報コンセント 情報コンセント
  - 警告灯 警告灯
  - スピーカー付警告灯 スピーカー付警告灯
  - モニタ モニタ
  - IRD IRD
  - J-ALERT J-ALERT
  - 変圧器 変圧器
  - USBプリントサーバー USBプリントサーバー
  - プリンタ プリンタ

- 凡例
- : 新設 □: 撤去
  - : 新設 - - -: 撤去
  - : 既設 —: 既設

|       |                               |      |    |
|-------|-------------------------------|------|----|
| 工事名   | 奈良県防災行政通信ネットワーク<br>衛星回線等再整備工事 |      |    |
| 図面名   | 御所市役所<br>系統図(撤去)              |      |    |
| 作成年月日 | 令和 6年 8月                      |      |    |
| 縮尺    | NON                           | 図面番号 | 12 |
| 会社名   | 株式会社東京建設コンサルタント               |      |    |
| 事業者名  | 奈良県                           |      |    |

# 御所市役所 敷地平面図 (撤去)

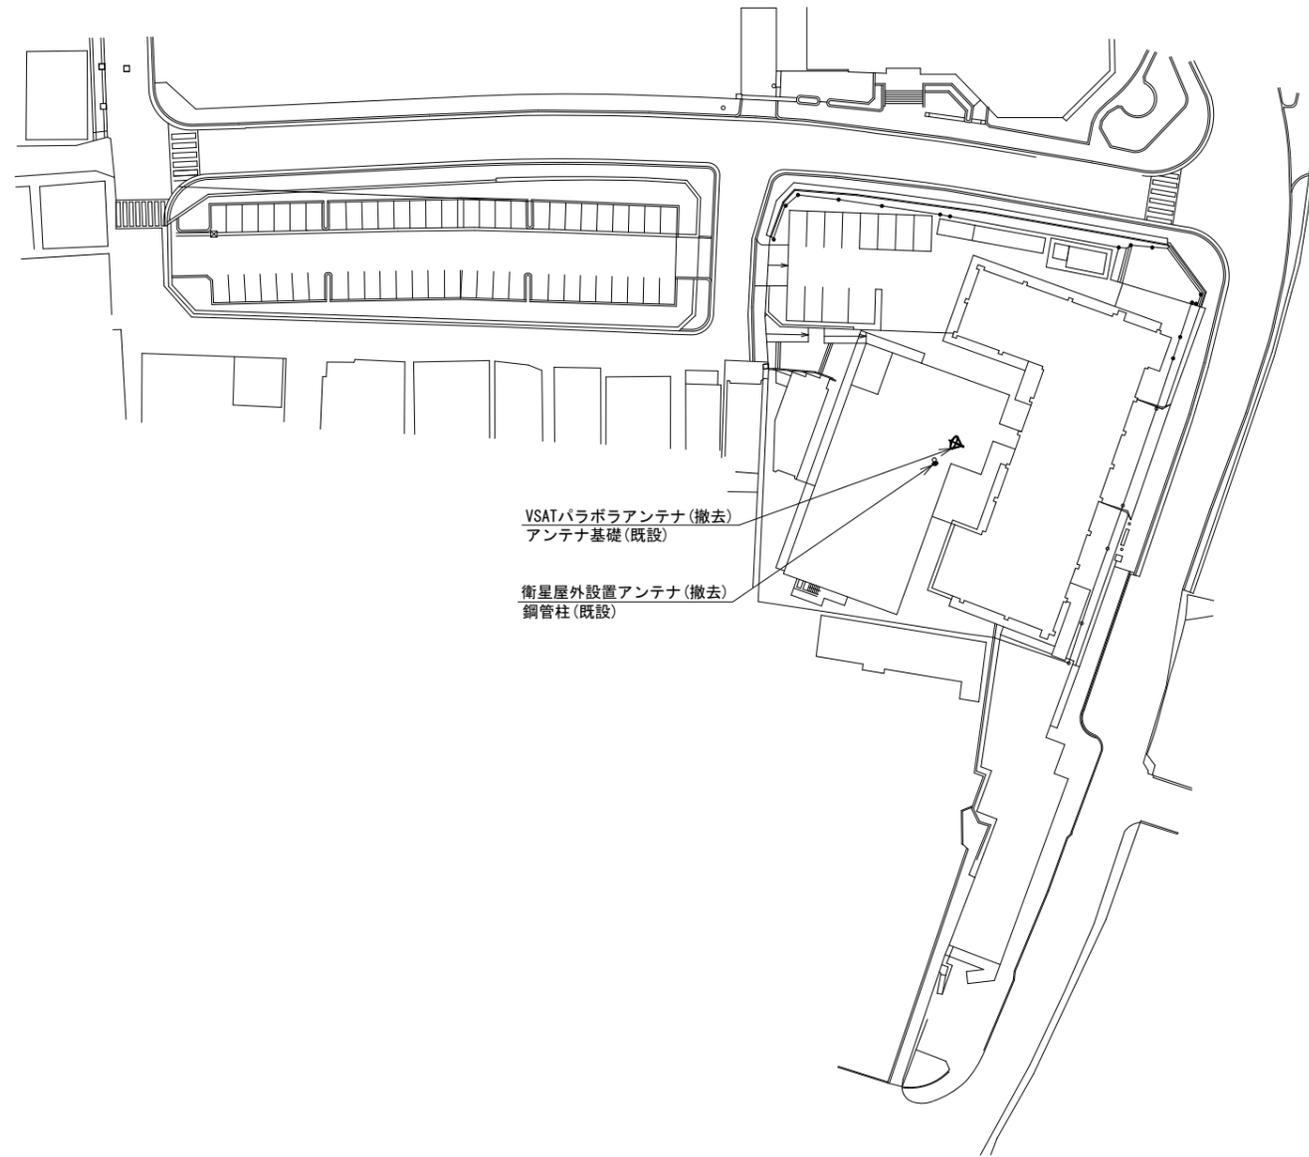

VSATパラボラアンテナ(撤去)  
アンテナ基礎(既設)


衛星屋外設置アンテナ(撤去)  
鋼管柱(既設)

平面図(1:500)

| 凡例 |    |
|----|----|
|    | 新設 |
|    | 撤去 |
|    | 新設 |
|    | 撤去 |
|    | 既設 |
|    | 既設 |

|       |                               |      |    |
|-------|-------------------------------|------|----|
| 工事名   | 奈良県防災行政通信ネットワーク<br>衛星回線等再整備工事 |      |    |
| 図面名   | 御所市役所<br>敷地平面図(撤去)            |      |    |
| 作成年月日 | 令和 6年 8月                      |      |    |
| 縮尺    | 1:500                         | 図面番号 | 13 |
| 会社名   | 株式会社東京建設コンサルタント               |      |    |
| 事業者名  | 奈良県                           |      |    |

# 御所市役所 機器据付図 (撤去)

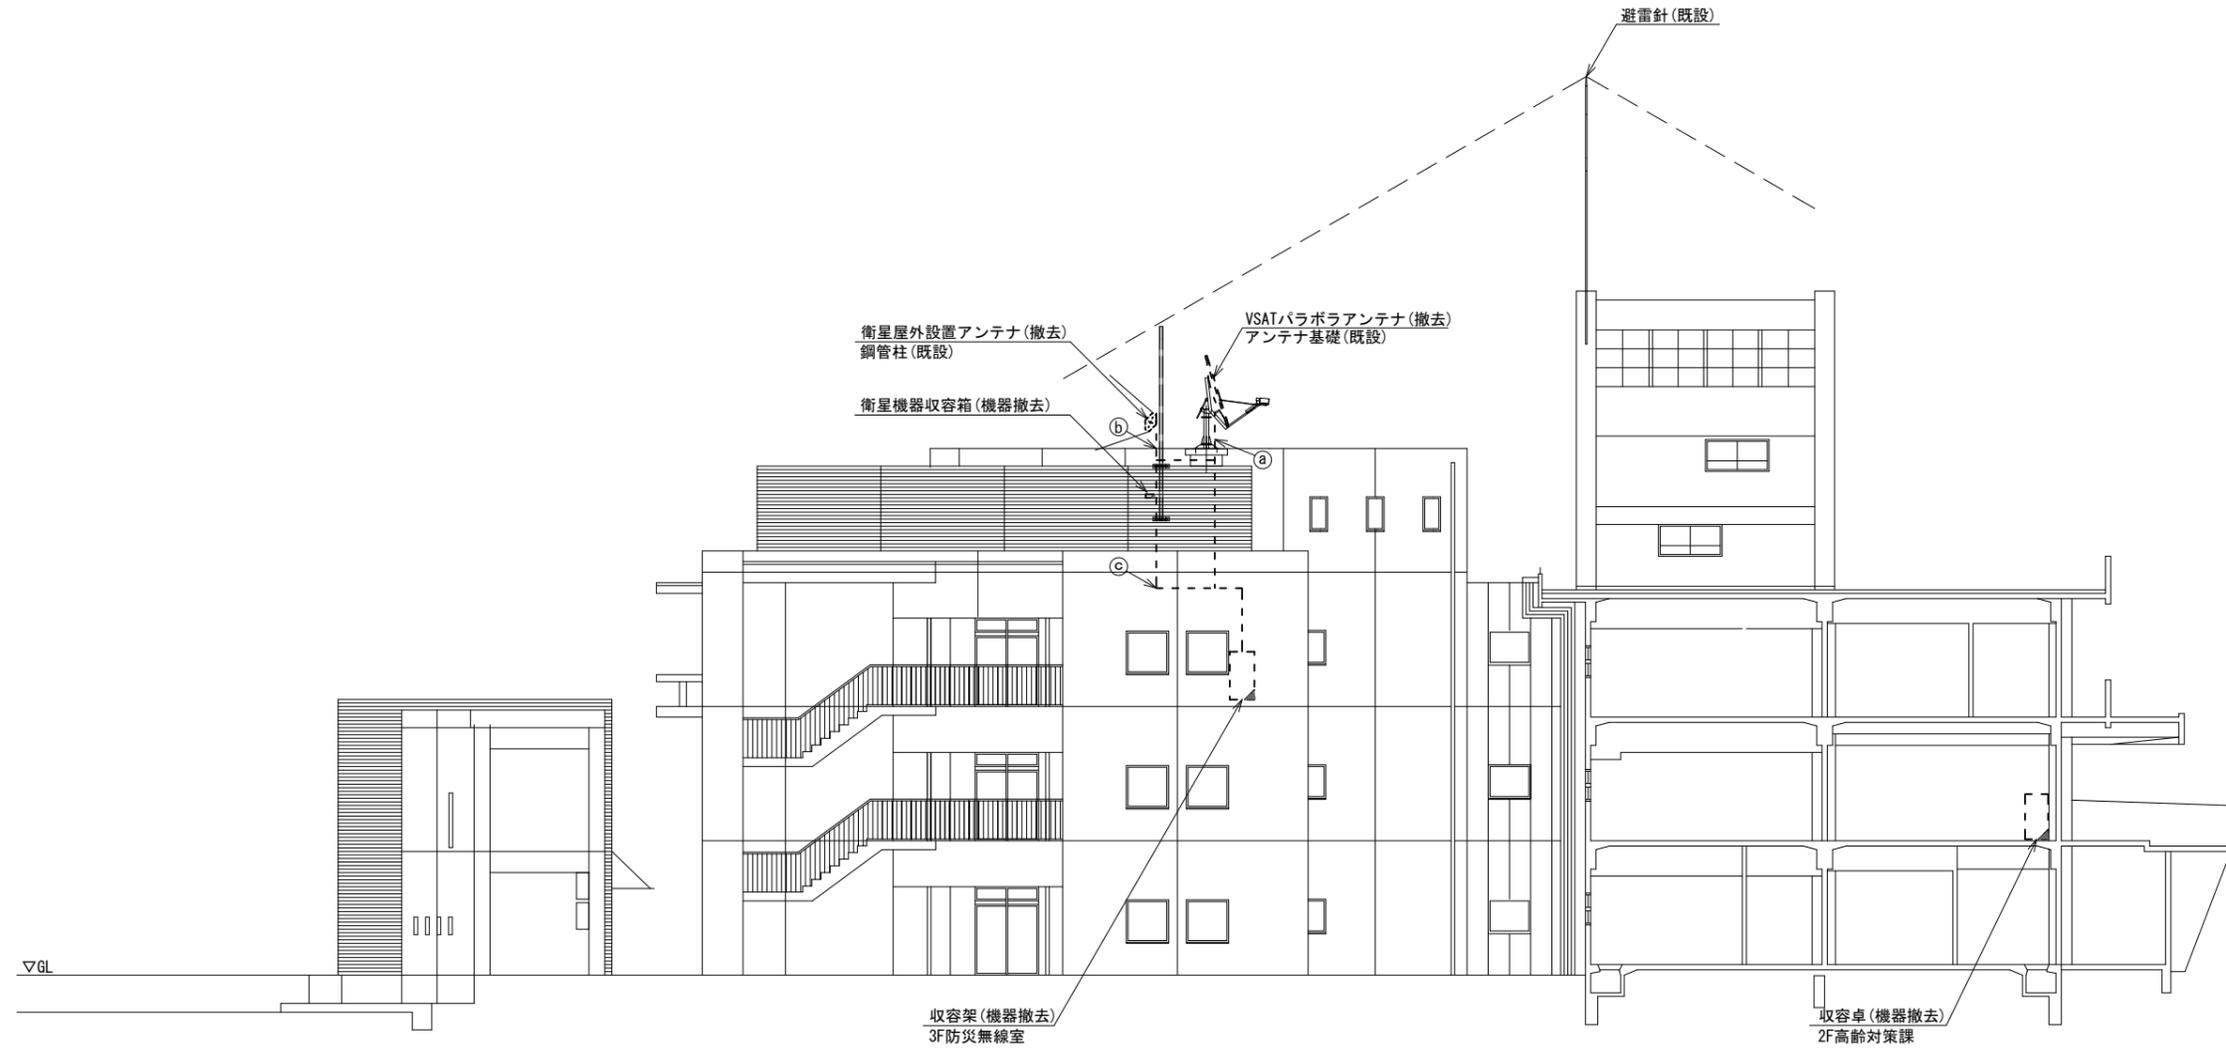


南側立面図(1:100)

| 名               | 作業 | 施工方法    |
|-----------------|----|---------|
| ① 8D-HFAE×2     | 撤去 | G28(既設) |
| ② IE3.5sq       | 既設 | G16(既設) |
| ③ 外部アンテナ接続用ケーブル | 撤去 | G36(既設) |
| ④ SCT0.5-4P     | 撤去 | G36(既設) |

| 凡例 |    |
|----|----|
|    | 新設 |
|    | 撤去 |
|    | 新設 |
|    | 撤去 |
|    | 既設 |
|    | 既設 |

|       |                               |      |    |
|-------|-------------------------------|------|----|
| 工事名   | 奈良県防災行政通信ネットワーク<br>衛星回線等再整備工事 |      |    |
| 図面名   | 御所市役所<br>機器据付図(撤去)            |      |    |
| 作成年月日 | 令和 6年 8月                      |      |    |
| 縮尺    | 1:100                         | 図面番号 | 14 |
| 会社名   | 株式会社東京建設コンサルタント               |      |    |
| 事業者名  | 奈良県                           |      |    |

# 御所市役所 1F 機器配置図 (撤去)

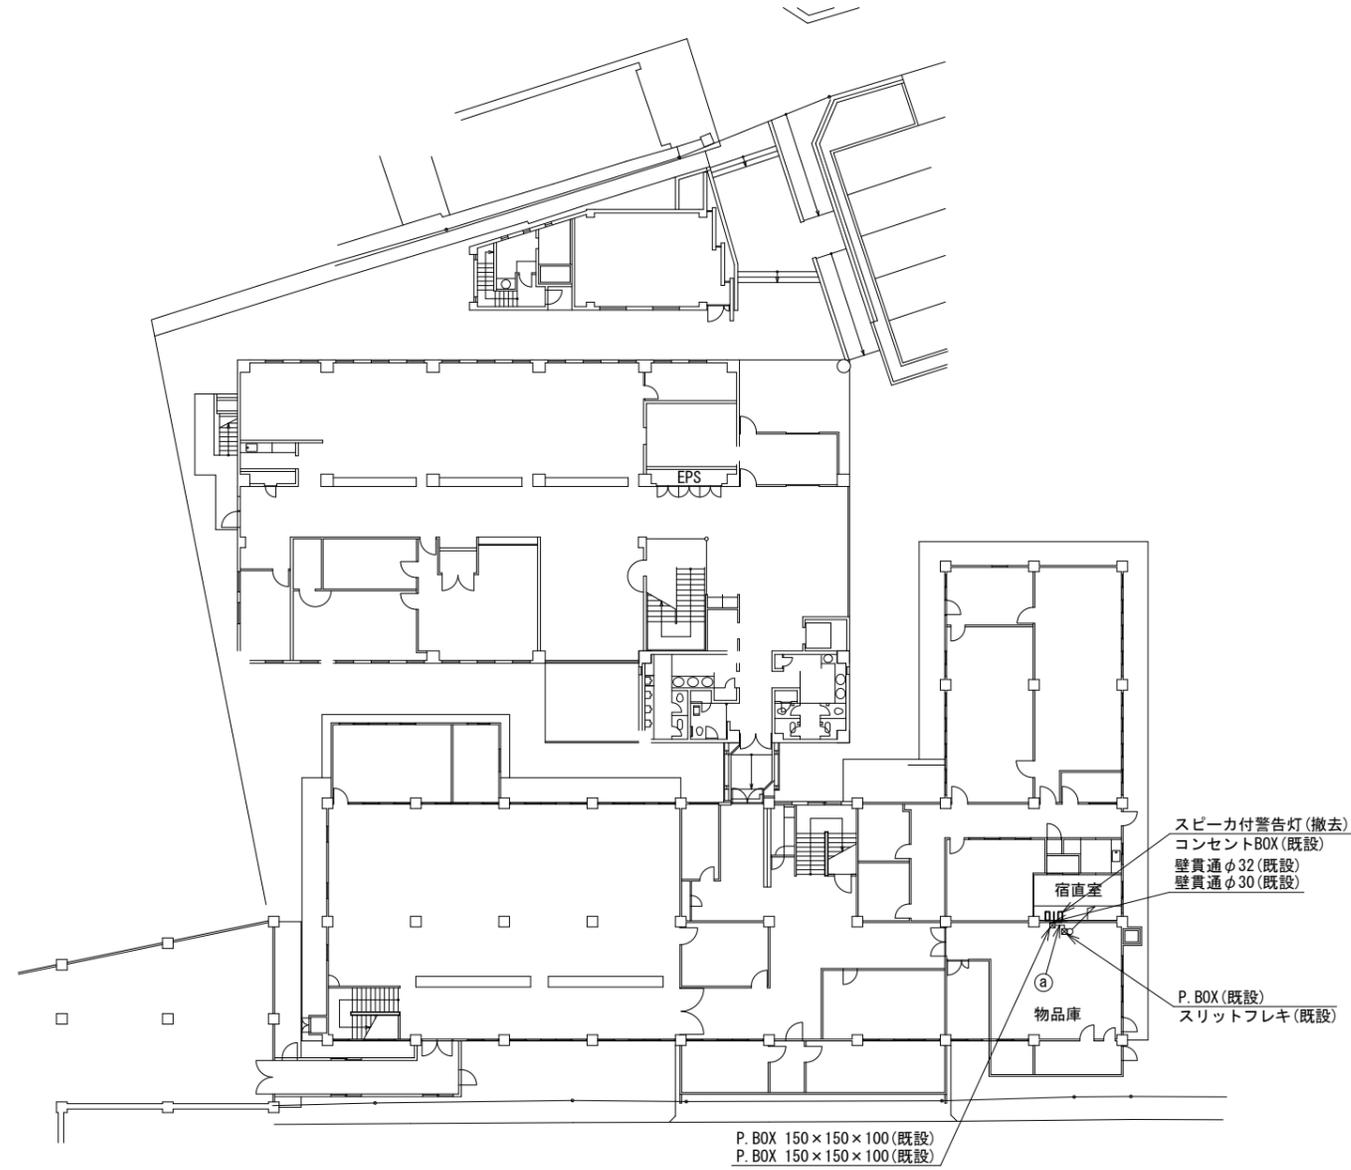


| 名 称           | 作 業 | 施 工 方 法  |
|---------------|-----|----------|
| EM-UTPO. 5-4P | 既設  | E25 (既設) |
| CE3. 5sq-3C   | 既設  | E25 (既設) |

1F平面図 (1:200)

| 凡 例 |    |
|-----|----|
|     | 新設 |
|     | 撤去 |
|     | 新設 |
|     | 撤去 |
|     | 既設 |
|     | 既設 |

|       |                               |      |    |
|-------|-------------------------------|------|----|
| 工事名   | 奈良県防災行政通信ネットワーク<br>衛星回線等再整備工事 |      |    |
| 図面名   | 御所市役所<br>1F 機器配置図 (撤去)        |      |    |
| 作成年月日 | 令和 6年 8月                      |      |    |
| 縮尺    | 1:200                         | 図面番号 | 15 |
| 会社名   | 株式会社東京建設コンサルタント               |      |    |
| 事業者名  | 奈良県                           |      |    |

# 御所市役所 2F 機器配置図 (撤去)

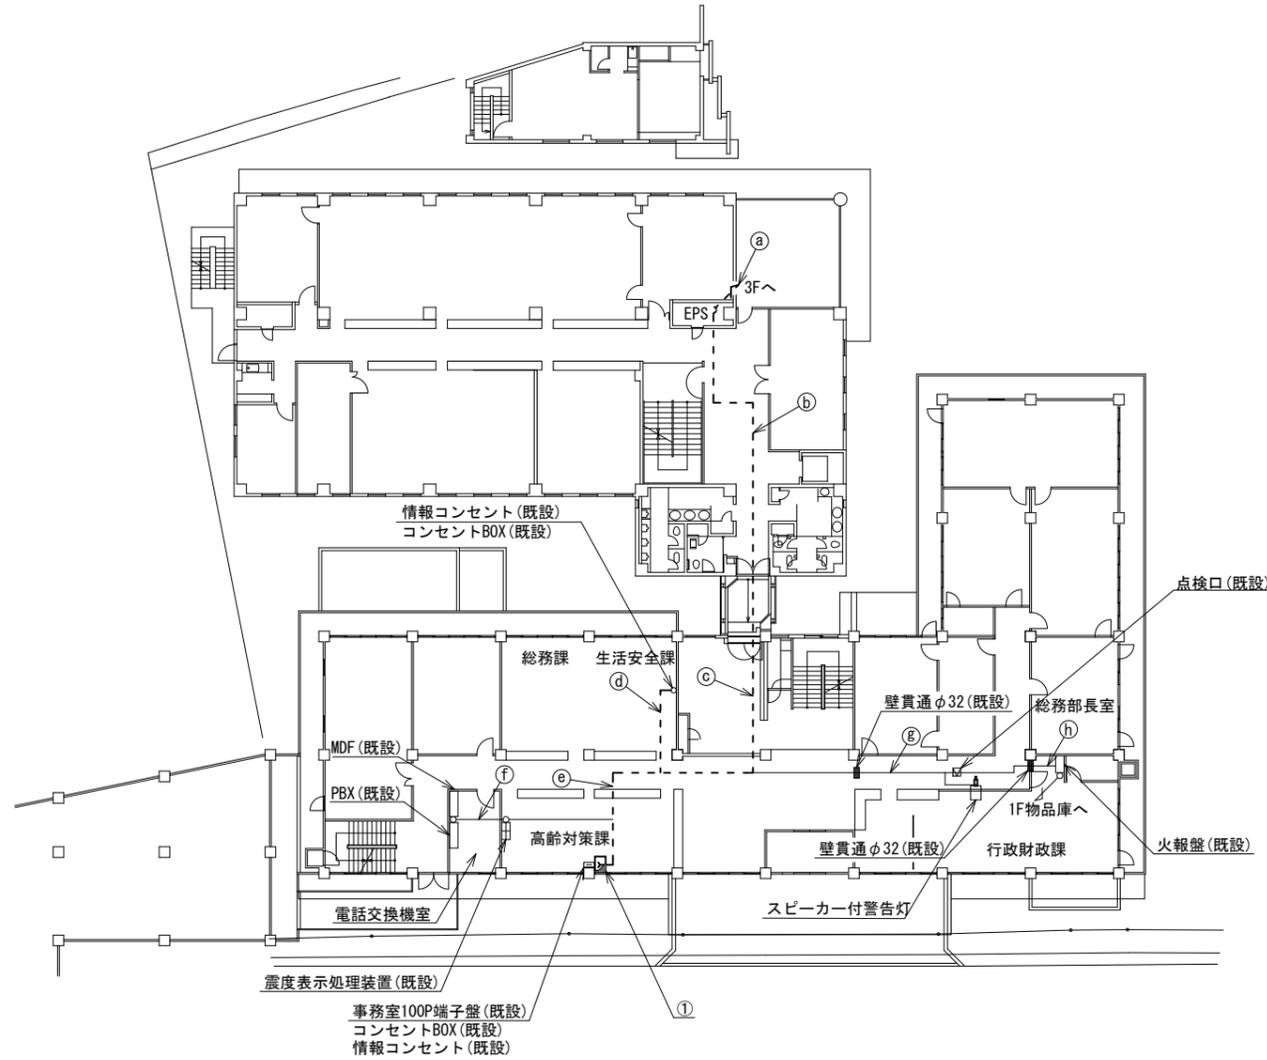

2F平面図 (1:200)


| 番号 | 名称                | 備考 |
|----|-------------------|----|
| ①  | 収容卓1              | 既設 |
|    | ローカルWEBサーバ兼防災情報端末 | 撤去 |
|    | L2-SW (8Port)     | 撤去 |
|    | 防災電話              | 撤去 |
|    | 複合機               | 撤去 |
|    | 防災電話(衛星)          | 撤去 |
|    | 回線切替器             | 撤去 |
|    | IRD               | 撤去 |
|    | モニタ               | 撤去 |
|    | 警告灯               | 撤去 |

| 名称                  | 作業 | 施工方法         |
|---------------------|----|--------------|
| SWVPO. 5-22C        | 既設 | ケーブルラック (既設) |
| EM-UTPO. 5-4P × 3   | 既設 |              |
| S-5C-FB             | 撤去 |              |
| CPEV-SO. 5-50P      | 既設 |              |
| CE3. 5sq-3C         | 既設 |              |
| CE5. 5sq-3C × 2     | 既設 |              |
| IE. 5sq             | 既設 | 天井こがし        |
| IV3. 5sq            | 既設 |              |
| SWVPO. 5-22C        | 既設 |              |
| EM-UTPO. 5-4P × 3   | 既設 |              |
| S-5C-FB             | 撤去 |              |
| CPEV-SO. 5-50P      | 既設 |              |
| CE3. 5sq-3C         | 既設 | 天井こがし        |
| CE5. 5sq-3C × 2     | 既設 |              |
| IE. 5sq             | 既設 |              |
| IV3. 5sq            | 既設 |              |
| SWVPO. 5-22C        | 既設 |              |
| EM-UTPO. 5-4P × 3   | 既設 |              |
| S-5C-FB             | 撤去 | 天井こがし        |
| CPEV-SO. 5-50P      | 既設 |              |
| CE3. 5sq-3C         | 既設 |              |
| CE5. 5sq-3C × 2     | 既設 |              |
| IE. 5sq             | 既設 |              |
| IV3. 5sq            | 既設 |              |
| 電話ボタン電話用ケーブル0. 4-2P | 撤去 | 天井こがし        |
| EM-UTPO. 5-4P       | 既設 |              |
| CE5. 5sq-3C         | 既設 |              |
| 電話ボタン電話用ケーブル0. 4-2P | 撤去 |              |
| SWVPO. 5-22C        | 既設 |              |
| EM-UTPO. 5-4P × 2   | 既設 |              |
| S-5C-FB             | 撤去 | 天井こがし        |
| CPEV-SO. 5-50P      | 既設 |              |
| CE5. 5sq-3C         | 既設 |              |
| IE3. 5sq            | 既設 |              |
| IV3. 5sq            | 既設 |              |
| SWVPO. 5-22C        | 既設 |              |
| CPEV-SO. 5-3P       | 既設 |              |
| CPEV-SO. 5-10P      | 既設 |              |
| IE3. 5sq            | 既設 |              |
| EM-UTPO. 5-4P       | 既設 | 天井こがし        |
| CE3. 5sq-3C         | 既設 | 天井こがし        |
| EM-UTPO. 5-4P       | 既設 | 天井こがし        |
| CE3. 5sq-3C         | 既設 | 天井こがし        |

| 凡例 |    |
|----|----|
|    | 撤去 |
|    | 撤去 |
|    | 撤去 |
|    | 撤去 |
|    | 既設 |
|    | 既設 |

|       |                               |      |    |
|-------|-------------------------------|------|----|
| 工事名   | 奈良県防災行政通信ネットワーク<br>衛星回線等再整備工事 |      |    |
| 図面名   | 御所市役所<br>2F 機器配置図 (撤去)        |      |    |
| 作成年月日 | 令和 6年 8月                      |      |    |
| 縮尺    | 1:200                         | 図面番号 | 16 |
| 会社名   | 株式会社東京建設コンサルタント               |      |    |
| 事業者名  | 奈良県                           |      |    |

# 御所市役所 3F 機器配置図 (撤去)

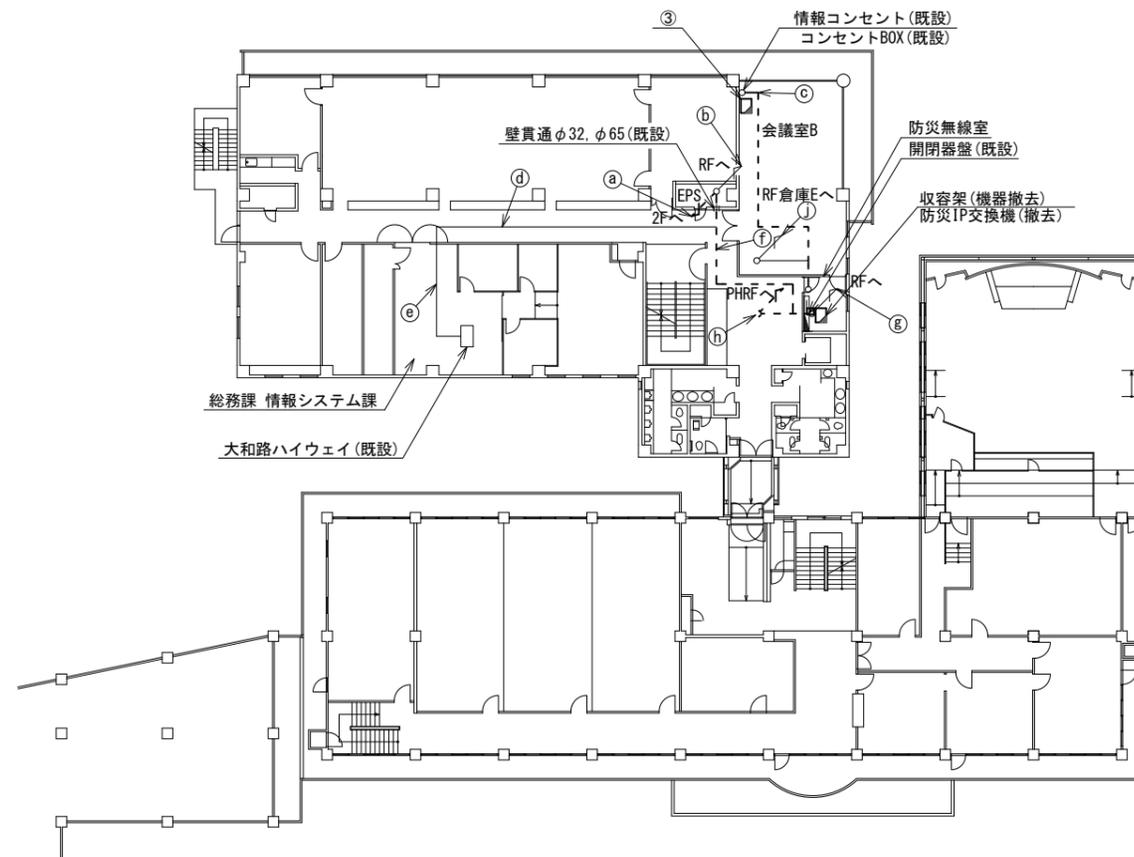

| 番号 | 名称            | 備考 |
|----|---------------|----|
| ③  | 収容卓2          | 既設 |
|    | 防災情報端末        | 撤去 |
|    | 複合機           | 撤去 |
|    | L2-SW (8Port) | 撤去 |



| 名称                  | 作業 | 施工方法                |
|---------------------|----|---------------------|
| EM-UTPO. 5-4P × 3   | 既設 | ケーブルラック (既設)        |
| S-5C-FB             | 撤去 |                     |
| SWVPO. 5-22C        | 既設 |                     |
| CPEV-SO. 5-50P      | 既設 |                     |
| CE5. 5sq-3C × 2     | 既設 | ケーブルラック (既設)        |
| CE3. 5sq-3C         | 既設 |                     |
| IE3. 5sq            | 既設 |                     |
| IV3. 5sq            | 既設 |                     |
| CE14sq-3C × 2       | 既設 | 配管 (既設)             |
| CE5. 5sq-3C         | 既設 | 合成樹脂製<br>配線ダクト (既設) |
| EM-UTPO. 5-4P       | 既設 |                     |
| 電話ボタン電話用ケーブル0. 4-2P | 撤去 |                     |
| EM-UTPO. 5-4P       | 既設 | 天井ころがし              |
| EM-UTPO. 5-4P       | 既設 | フリーアクセス             |
| EM-UTPO. 5-4P × 4   | 既設 | 天井ころがし              |
| S-5C-FB             | 撤去 |                     |
| SWVPO. 5-22C        | 既設 |                     |
| CPEV-SO. 5-50P      | 既設 |                     |
| CE5. 5sq-3C × 2     | 既設 |                     |
| CE3. 5sq-3C         | 既設 |                     |
| IE3. 5sq            | 既設 |                     |
| IV3. 5sq            | 既設 |                     |
| SWVPO. 5-12C        | 既設 | PF22 (既設)           |
| CE14sq-3C           | 既設 | PF28 (既設)           |
| CVV2sq-2C           | 既設 | PF16 (既設)           |
| CVV2sq-5C           | 既設 | PF16 (既設)           |
| IE3. 5sq            | 既設 | PF22 (既設)           |
| CE2sq-3C            | 既設 | PF16 (既設)           |
| BD-HFAE × 2         | 撤去 | PF22 (既設)           |
| SCTO. 5-4P          | 撤去 | PF16 (既設)           |
| CV2sq-2C            | 既設 | 配管 (既設)             |

3F平面図 (1:200)

| 凡例  |  |
|---|--|
| <span style="border: 1px solid black; display: inline-block; width: 10px; height: 10px;"></span> : 新設 | <span style="border: 1px dashed black; display: inline-block; width: 10px; height: 10px;"></span> : 撤去 |
| <span style="border: 1px solid black; display: inline-block; width: 10px; height: 10px;"></span> : 既設 | <span style="border: 1px dashed black; display: inline-block; width: 10px; height: 10px;"></span> : 既設 |

|       |                               |      |    |
|-------|-------------------------------|------|----|
| 工事名   | 奈良県防災行政通信ネットワーク<br>衛星回線等再整備工事 |      |    |
| 図面名   | 御所市役所<br>3F 機器配置図 (撤去)        |      |    |
| 作成年月日 | 令和 6年 8月                      |      |    |
| 縮尺    | 1:200                         | 図面番号 | 17 |
| 会社名   | 株式会社東京建設コンサルタント               |      |    |
| 事業者名  | 奈良県                           |      |    |

# 御所市役所 RF・PHRF 機器配置図 (撤去)

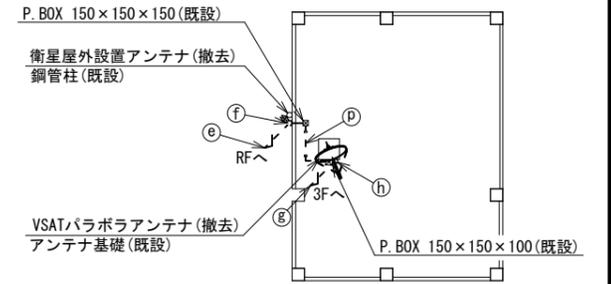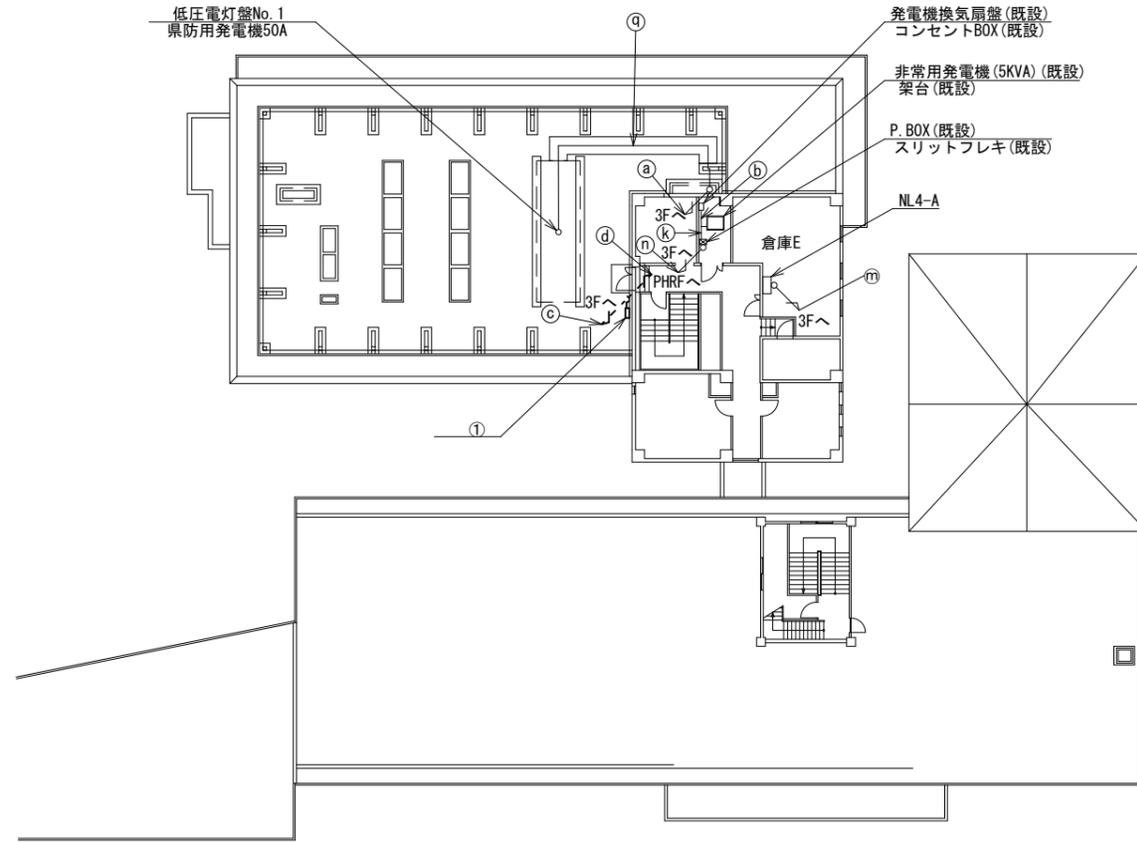

PHRF平面図(1:200)

| 名称           | 作業 | 施工方法     |
|--------------|----|----------|
| SWVPO. 5-22C | 既設 | E31(既設)  |
| Ⓚ CE14sq-3C  | 既設 | E39(既設)  |
| CE14sq-3C    | 既設 | E39(既設)  |
| Ⓜ CVV2sq-3C  | 既設 | 配管(既設)   |
| SWVPO. 5-22C | 既設 | PF22(既設) |
| CE14sq-3C    | 既設 | PF28(既設) |
| Ⓝ CE14sq-3C  | 既設 | PF28(既設) |
| CVV2sq-2C    | 既設 | PF16(既設) |
| CVV2sq-5C    | 既設 | PF16(既設) |
| Ⓟ SCT0. 5-4P | 撤去 | G16(既設)  |
| IE3. 5sq     | 既設 | G16(既設)  |
| Ⓠ CE14sq-3C  | 既設 | CR(既設)   |

RF平面図(1:200)


| 番号 | 名称         | 備考 |
|----|------------|----|
| ①  | 衛星機器収容箱    | 既設 |
|    | 衛星可搬端末     | 撤去 |
|    | 衛星FAXアダプター | 撤去 |
|    | 衛星ハンドセット   | 撤去 |
|    | マルチアダプター   | 撤去 |

| 名称            | 作業 | 施工方法     |
|---------------|----|----------|
| ⓐ CE14sq-3C   | 既設 | 配管(既設)   |
| CE3. 5sq-3C   | 既設 | E25(既設)  |
| ⓑ CE3. 5sq-3C | 既設 | E25(既設)  |
| FCPEVO. 65-3P | 既設 | E25(既設)  |
| CE2sq-3C      | 既設 | PF16(既設) |
| Ⓒ IE3. 5sq    | 既設 | PF22(既設) |
| SCT0. 5-4P    | 撤去 | PF22(既設) |
| 8D-HFAE x 2   | 撤去 | PF22(既設) |
| 外部アンテナ接続用ケーブル | 撤去 | G36(既設)  |
| Ⓓ SCT0. 5-4P  | 撤去 | G16(既設)  |
| CE2sq-3C      | 既設 | G22(既設)  |
| IE3. 5sq      | 既設 | PF22(既設) |
| 外部アンテナ接続用ケーブル | 撤去 | G36(既設)  |
| Ⓔ CE2sq-3C    | 既設 | G22(既設)  |
| IE3. 5sq      | 既設 | PF22(既設) |
| 外部アンテナ接続用ケーブル | 撤去 | 露出配線     |
| Ⓕ SCT0. 5-4P  | 撤去 | G16(既設)  |
| IE3. 5sq      | 既設 | G16(既設)  |
| Ⓖ 8D-HFAE x 2 | 撤去 | PF22(既設) |
| SCT0. 5-4P    | 撤去 | PF16(既設) |
| Ⓗ 8D-HFAE x 2 | 撤去 | G28(既設)  |
| SCT0. 5-4P    | 撤去 | G16(既設)  |

| 凡例 |    |
|----|----|
|    | 新設 |
|    | 撤去 |
|    | 新設 |
|    | 撤去 |
|    | 既設 |
|    | 既設 |

|       |                            |      |    |
|-------|----------------------------|------|----|
| 工事名   | 奈良県防災行政通信ネットワーク 衛星回線等再整備工事 |      |    |
| 図面名   | 御所市役所 RF・PHRF 機器配置図(撤去)    |      |    |
| 作成年月日 | 令和 6年 8月                   |      |    |
| 縮尺    | 1:200                      | 図面番号 | 18 |
| 会社名   | 株式会社東京建設コンサルタント            |      |    |
| 事業者名  | 奈良県                        |      |    |

# 御所市役所 3F防災無線室 機器配置図 (撤去)

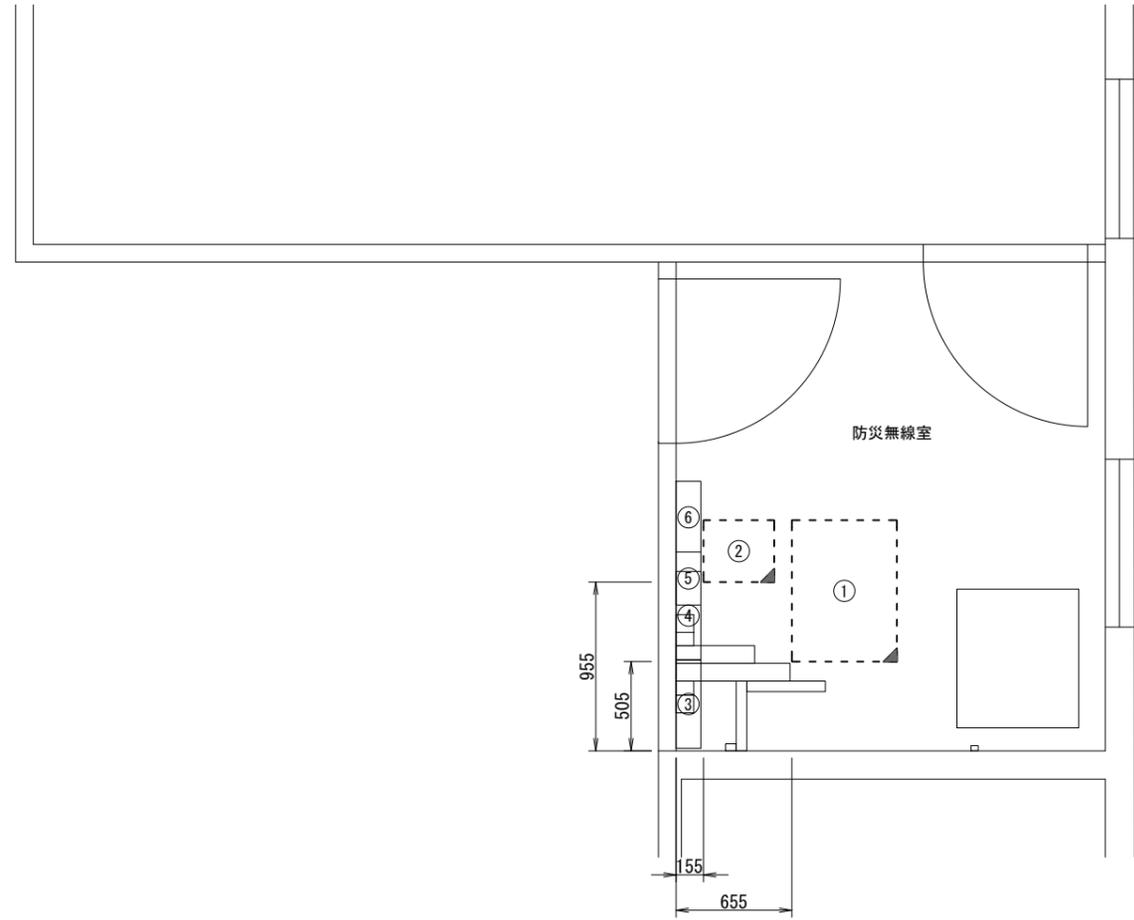

| 番号 | 名称             | 備考 |
|----|----------------|----|
| ①  | 收容架            | 既設 |
|    | VSAT           | 撤去 |
|    | L2-SW (24Port) | 撤去 |
|    | 被遠方監視制御装置      | 撤去 |
|    | UPS            | 撤去 |
|    | VPNルータ         | 撤去 |
| ②  | 防災IP交換機        | 撤去 |
| ③  | 無線用分電盤         | 既設 |
| ④  | 無線室150P端子盤     | 既設 |
| ⑤  | 防災無線用手元開閉器盤    | 既設 |
| ⑥  | 防災無線室端子盤       | 既設 |


3F防災無線室 平面図 (1:20)

| 凡例  |    |
|---|----|
| <span style="border: 1px solid black; display: inline-block; width: 10px; height: 10px;"></span>  | 新設 |
| <span style="border: 1px dashed black; display: inline-block; width: 10px; height: 10px;"></span> | 撤去 |
| <span style="border-bottom: 1px solid black; display: inline-block; width: 10px;"></span>         | 新設 |
| <span style="border-bottom: 1px dashed black; display: inline-block; width: 10px;"></span>        | 撤去 |
| <span style="border: 1px solid black; display: inline-block; width: 10px; height: 10px;"></span>  | 既設 |
| <span style="border: 1px solid black; display: inline-block; width: 10px; height: 10px;"></span>  | 既設 |

|       |                               |      |    |
|-------|-------------------------------|------|----|
| 工事名   | 奈良県防災行政通信ネットワーク<br>衛星回線等再整備工事 |      |    |
| 図面名   | 御所市役所<br>3F防災無線室 機器配置図 (撤去)   |      |    |
| 作成年月日 | 令和 6年 8月                      |      |    |
| 縮尺    | 1:20                          | 図面番号 | 19 |
| 会社名   | 株式会社東京建設コンサルタント               |      |    |
| 事業者名  | 奈良県                           |      |    |

# 御所市役所 配線系統図 (撤去)

凡例  
LANケーブル：EM-UTP0. 5-4P (Cat5e)  
屋外LANケーブル：NSED1-LAP0. 5-4P (Cat5e)

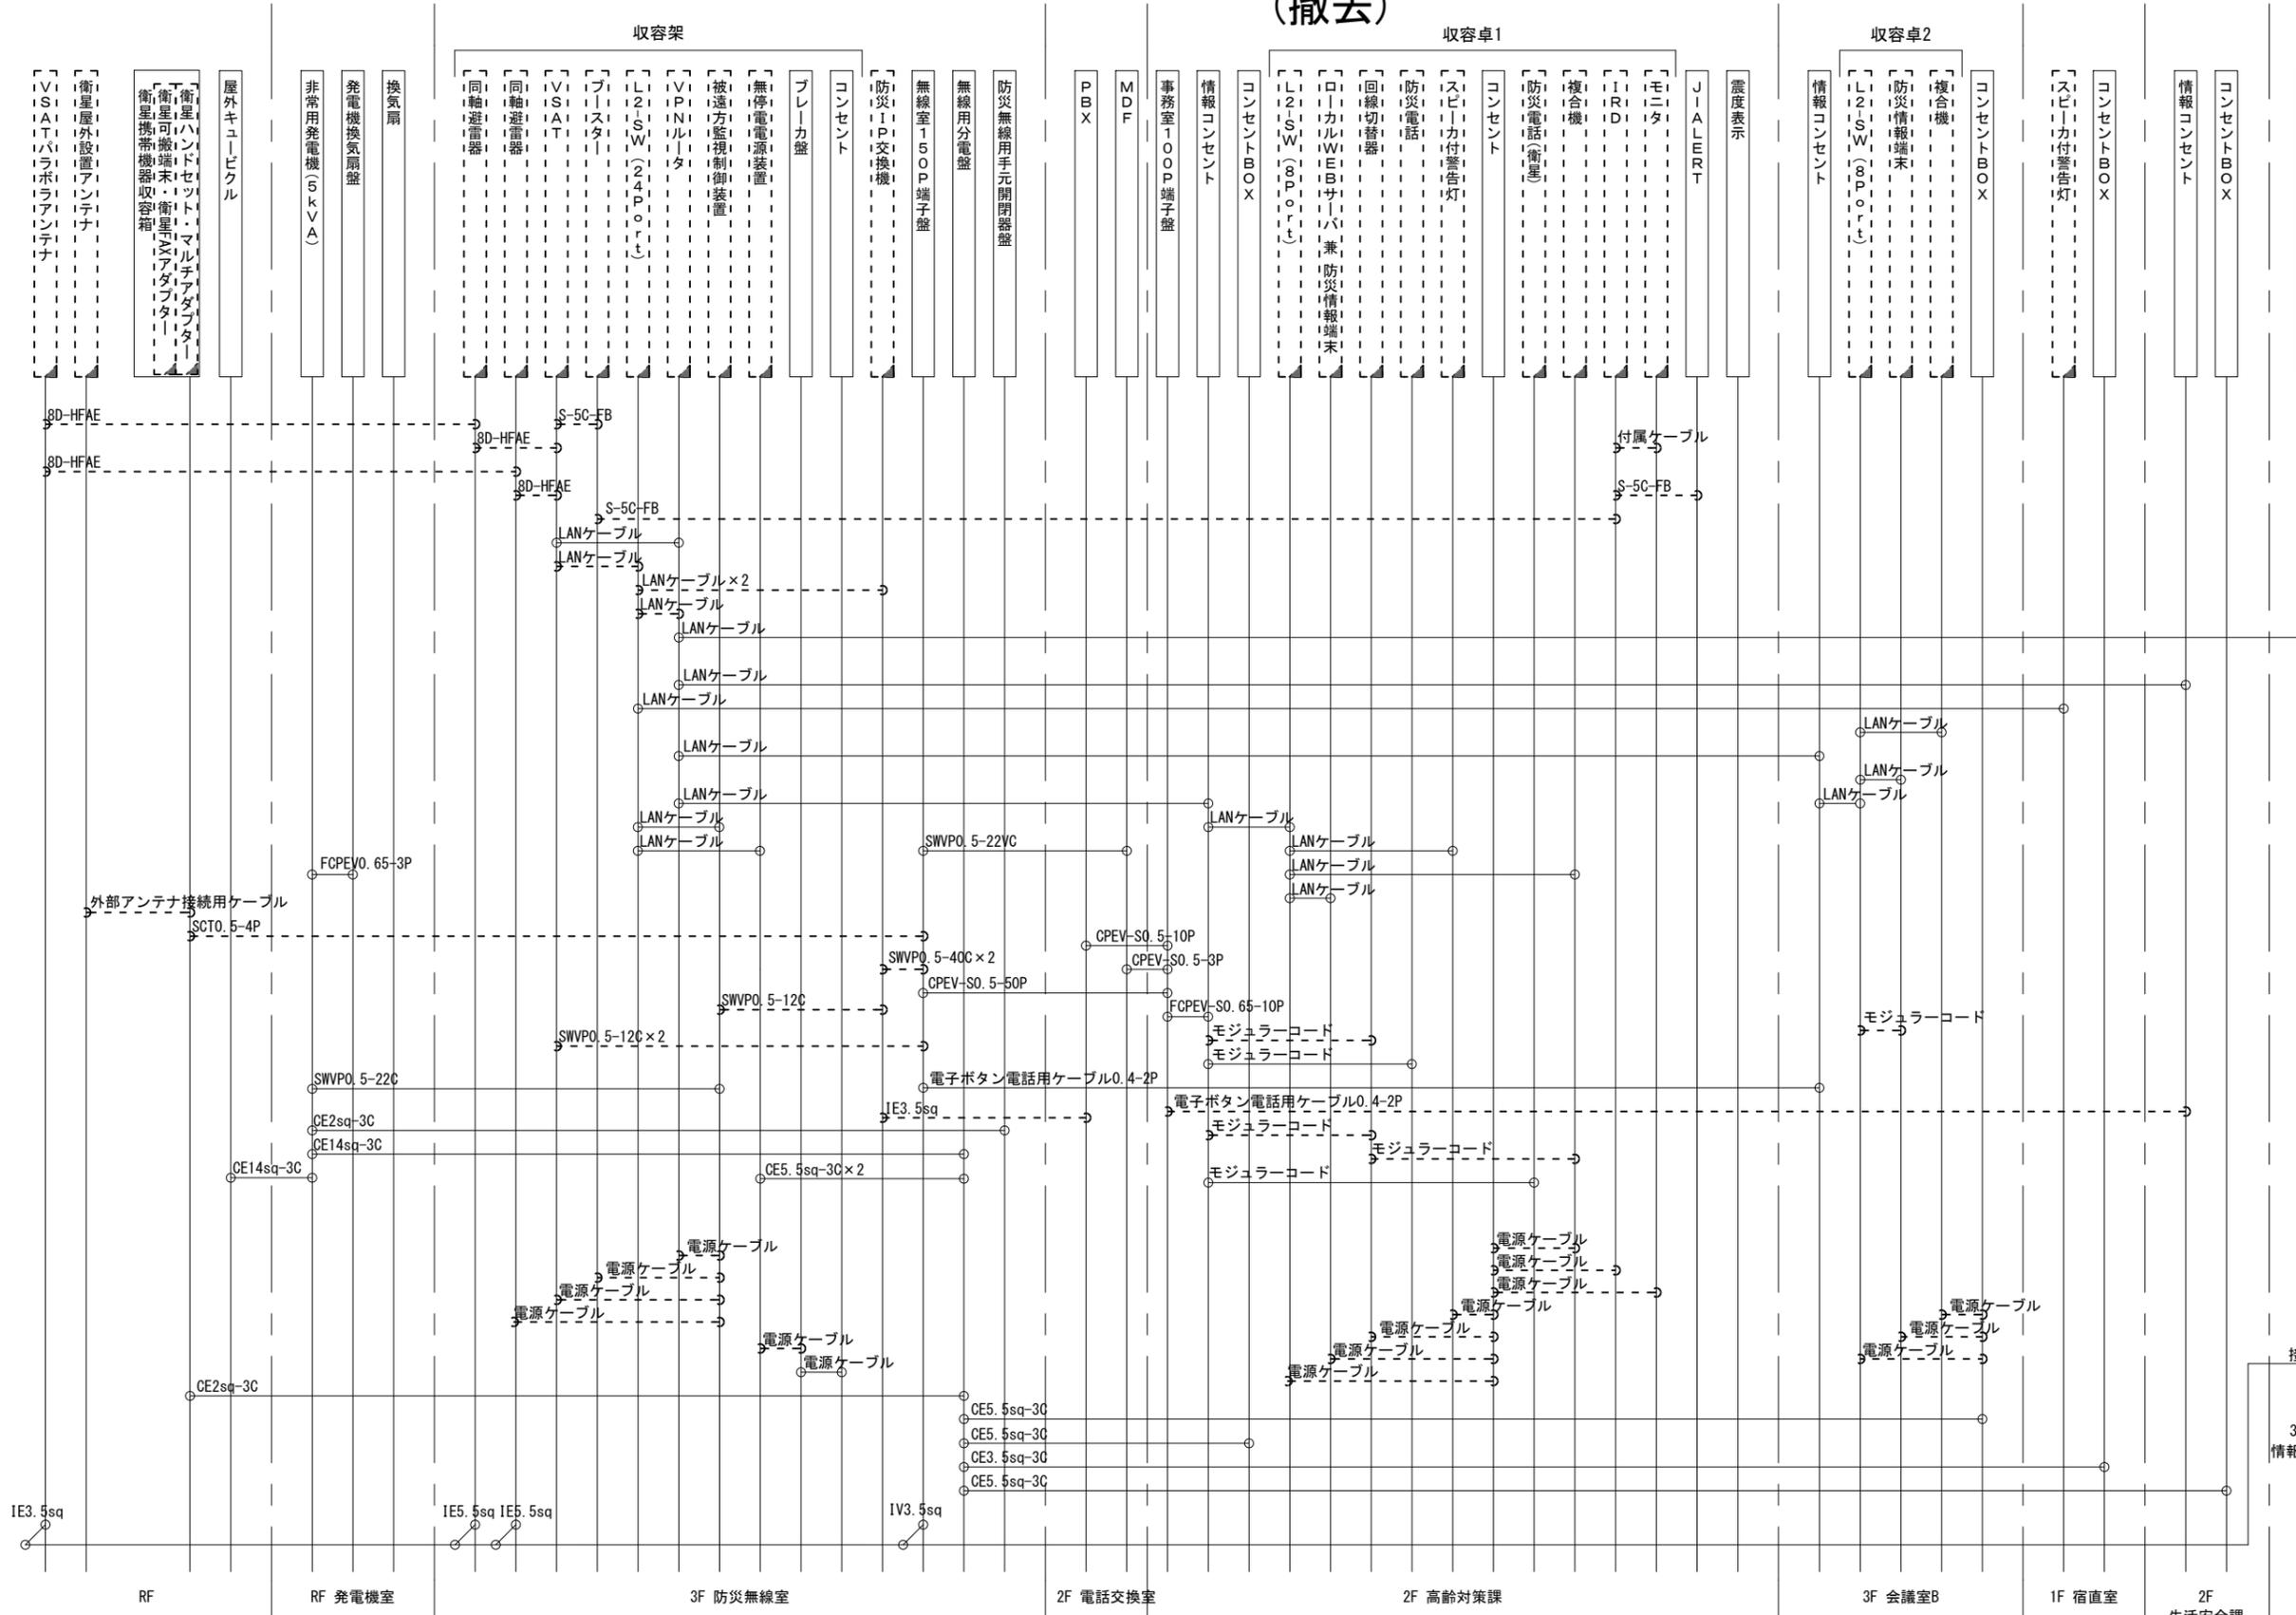

|       |                               |      |    |
|-------|-------------------------------|------|----|
| 工事名   | 奈良県防災行政通信ネットワーク<br>衛星回線等再整備工事 |      |    |
| 図面名   | 御所市役所<br>配線系統図(撤去)            |      |    |
| 作成年月日 | 令和 6年 8月                      |      |    |
| 縮尺    | NON                           | 図面番号 | 20 |
| 会社名   | 株式会社東京建設コンサルタント               |      |    |
| 事業者名  | 奈良県                           |      |    |

凡例  
 : 新設     : 撤去  
 : 既設     : 既設