


目次

香芝市役所

図番	図面名称
01	香芝市役所 位置図
02	香芝市役所 系統図(新設)
03	香芝市役所 敷地平面図(新設)
04	香芝市役所 機器据付図(新設)
05	香芝市役所 B1F機器配置図(新設)
06	香芝市役所 1F機器配置図(新設)
07	香芝市役所 2F機器配置図(新設)
08	香芝市役所 3F機器配置図(新設)
09	香芝市役所 4F機器配置図(新設)
10	香芝市役所 5F機器配置図(新設)
11	香芝市役所 6F機器配置図(新設)
12	香芝市役所 RF機器配置図(新設)
13	香芝市役所 4F放送室 機器配置図(新設)
14	香芝市役所 配線系統図(新設)
15	香芝市役所 電源系統図(参考図)
16	香芝市役所 系統図(撤去)
17	香芝市役所 敷地平面図(撤去)
18	香芝市役所 機器据付図(撤去)
19	香芝市役所 B1F機器配置図(撤去)
20	香芝市役所 1F機器配置図(撤去)
21	香芝市役所 4F機器配置図(撤去)
22	香芝市役所 5F機器配置図(撤去)
23	香芝市役所 6F機器配置図(撤去)
24	香芝市役所 RF機器配置図(撤去)
25	香芝市役所 4F放送室 機器配置図(撤去)
26	香芝市役所 配線系統図(撤去)

香芝市役所 系統図 (新設)

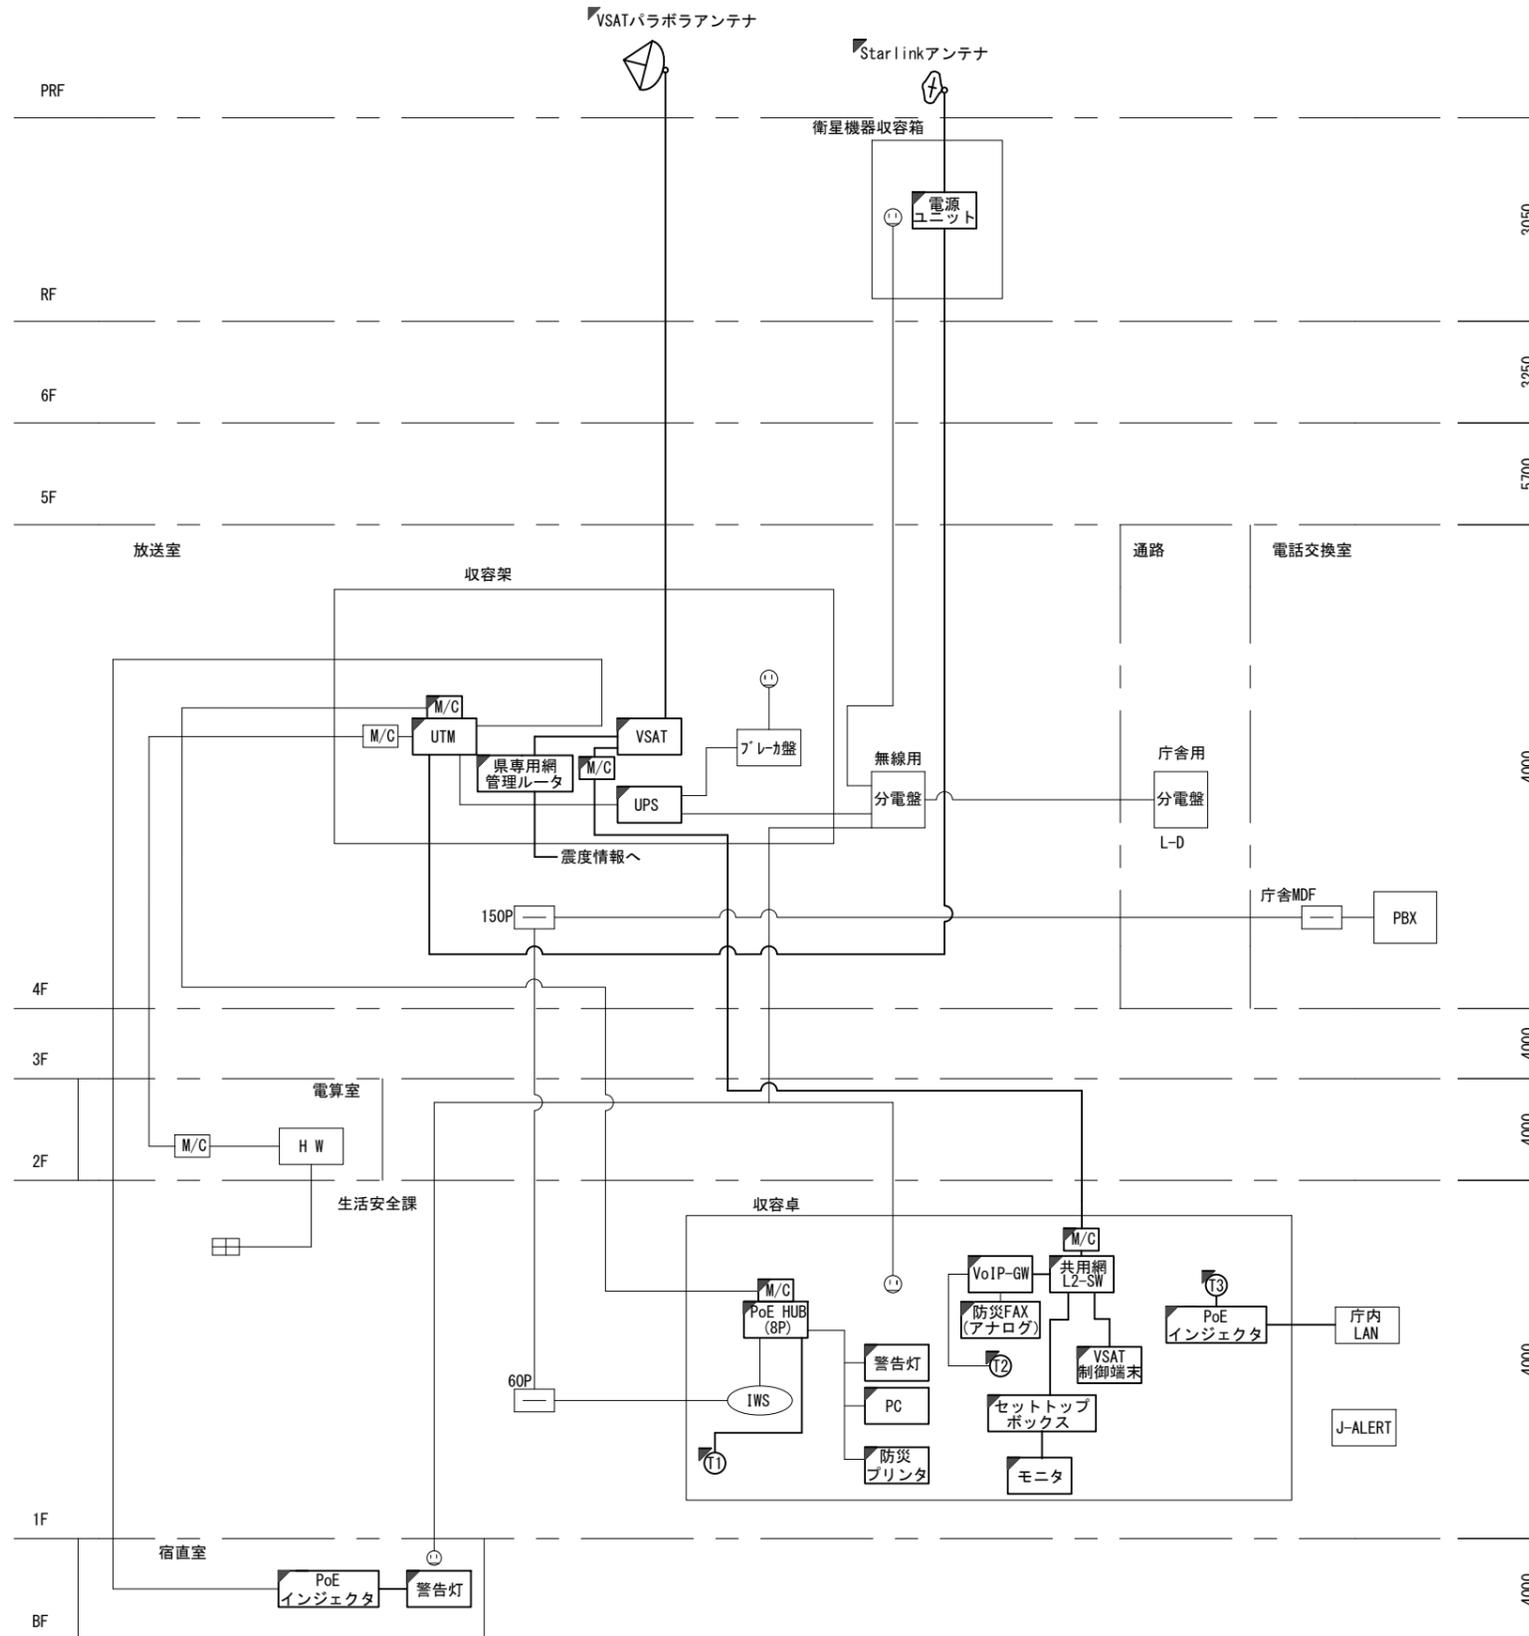


- 凡例
- VSAT VSAT
 - L2-SW (16Port)
 - L2-SW (8Port)
 - L2-SW (16Port +メディアコンバーター)
 - L2-SW (8Port +メディアコンバーター)
 - VPNルータ
 - 被遠方監視制御装置
 - 防災IP交換機
 - 無停電電源装置
 - 防災情報端末
 - ローカルWEBサーバ兼 防災情報端末
 - 防災情報端末(オプション)
 - 複合機
 - メディアコンバーター
 - 防災電話 (IP)
 - 防災電話 (アナログ)
 - 防災電話 (IP) (大和路HW)
 - コンセントBOX
 - 衛星携帯電話 IDU
 - 衛星FAXアダプタ
 - マルチアダプタ
 - FAX
 - SPD盤
 - 分配機
 - 震度表示処理装置
 - PBX
 - 端子盤、MDF
 - 大和路ハイウェイ
 - K-OPTICAL
 - 電源端子台
 - 情報コンセント
 - スピーカー付警告灯
 - モニター
 - IRD
 - J-ALERT
 - 変圧器
 - USBプリントサーバー
 - プリンタ

- 凡例
- : 新設
 - : 撤去
 - : 新設
 - - -: 撤去
 - : 既設
 - : 既設

工事名	奈良県防災行政通信ネットワーク 衛星回線等再整備工事		
図面名	香芝市役所 系統図(新設)		
作成年月日	令和 6年 8月		
縮尺	NON	図面番号	02
会社名	株式会社東京建設コンサルタント		
事業者名	奈良県		

香芝市役所 敷地平面図 (新設)

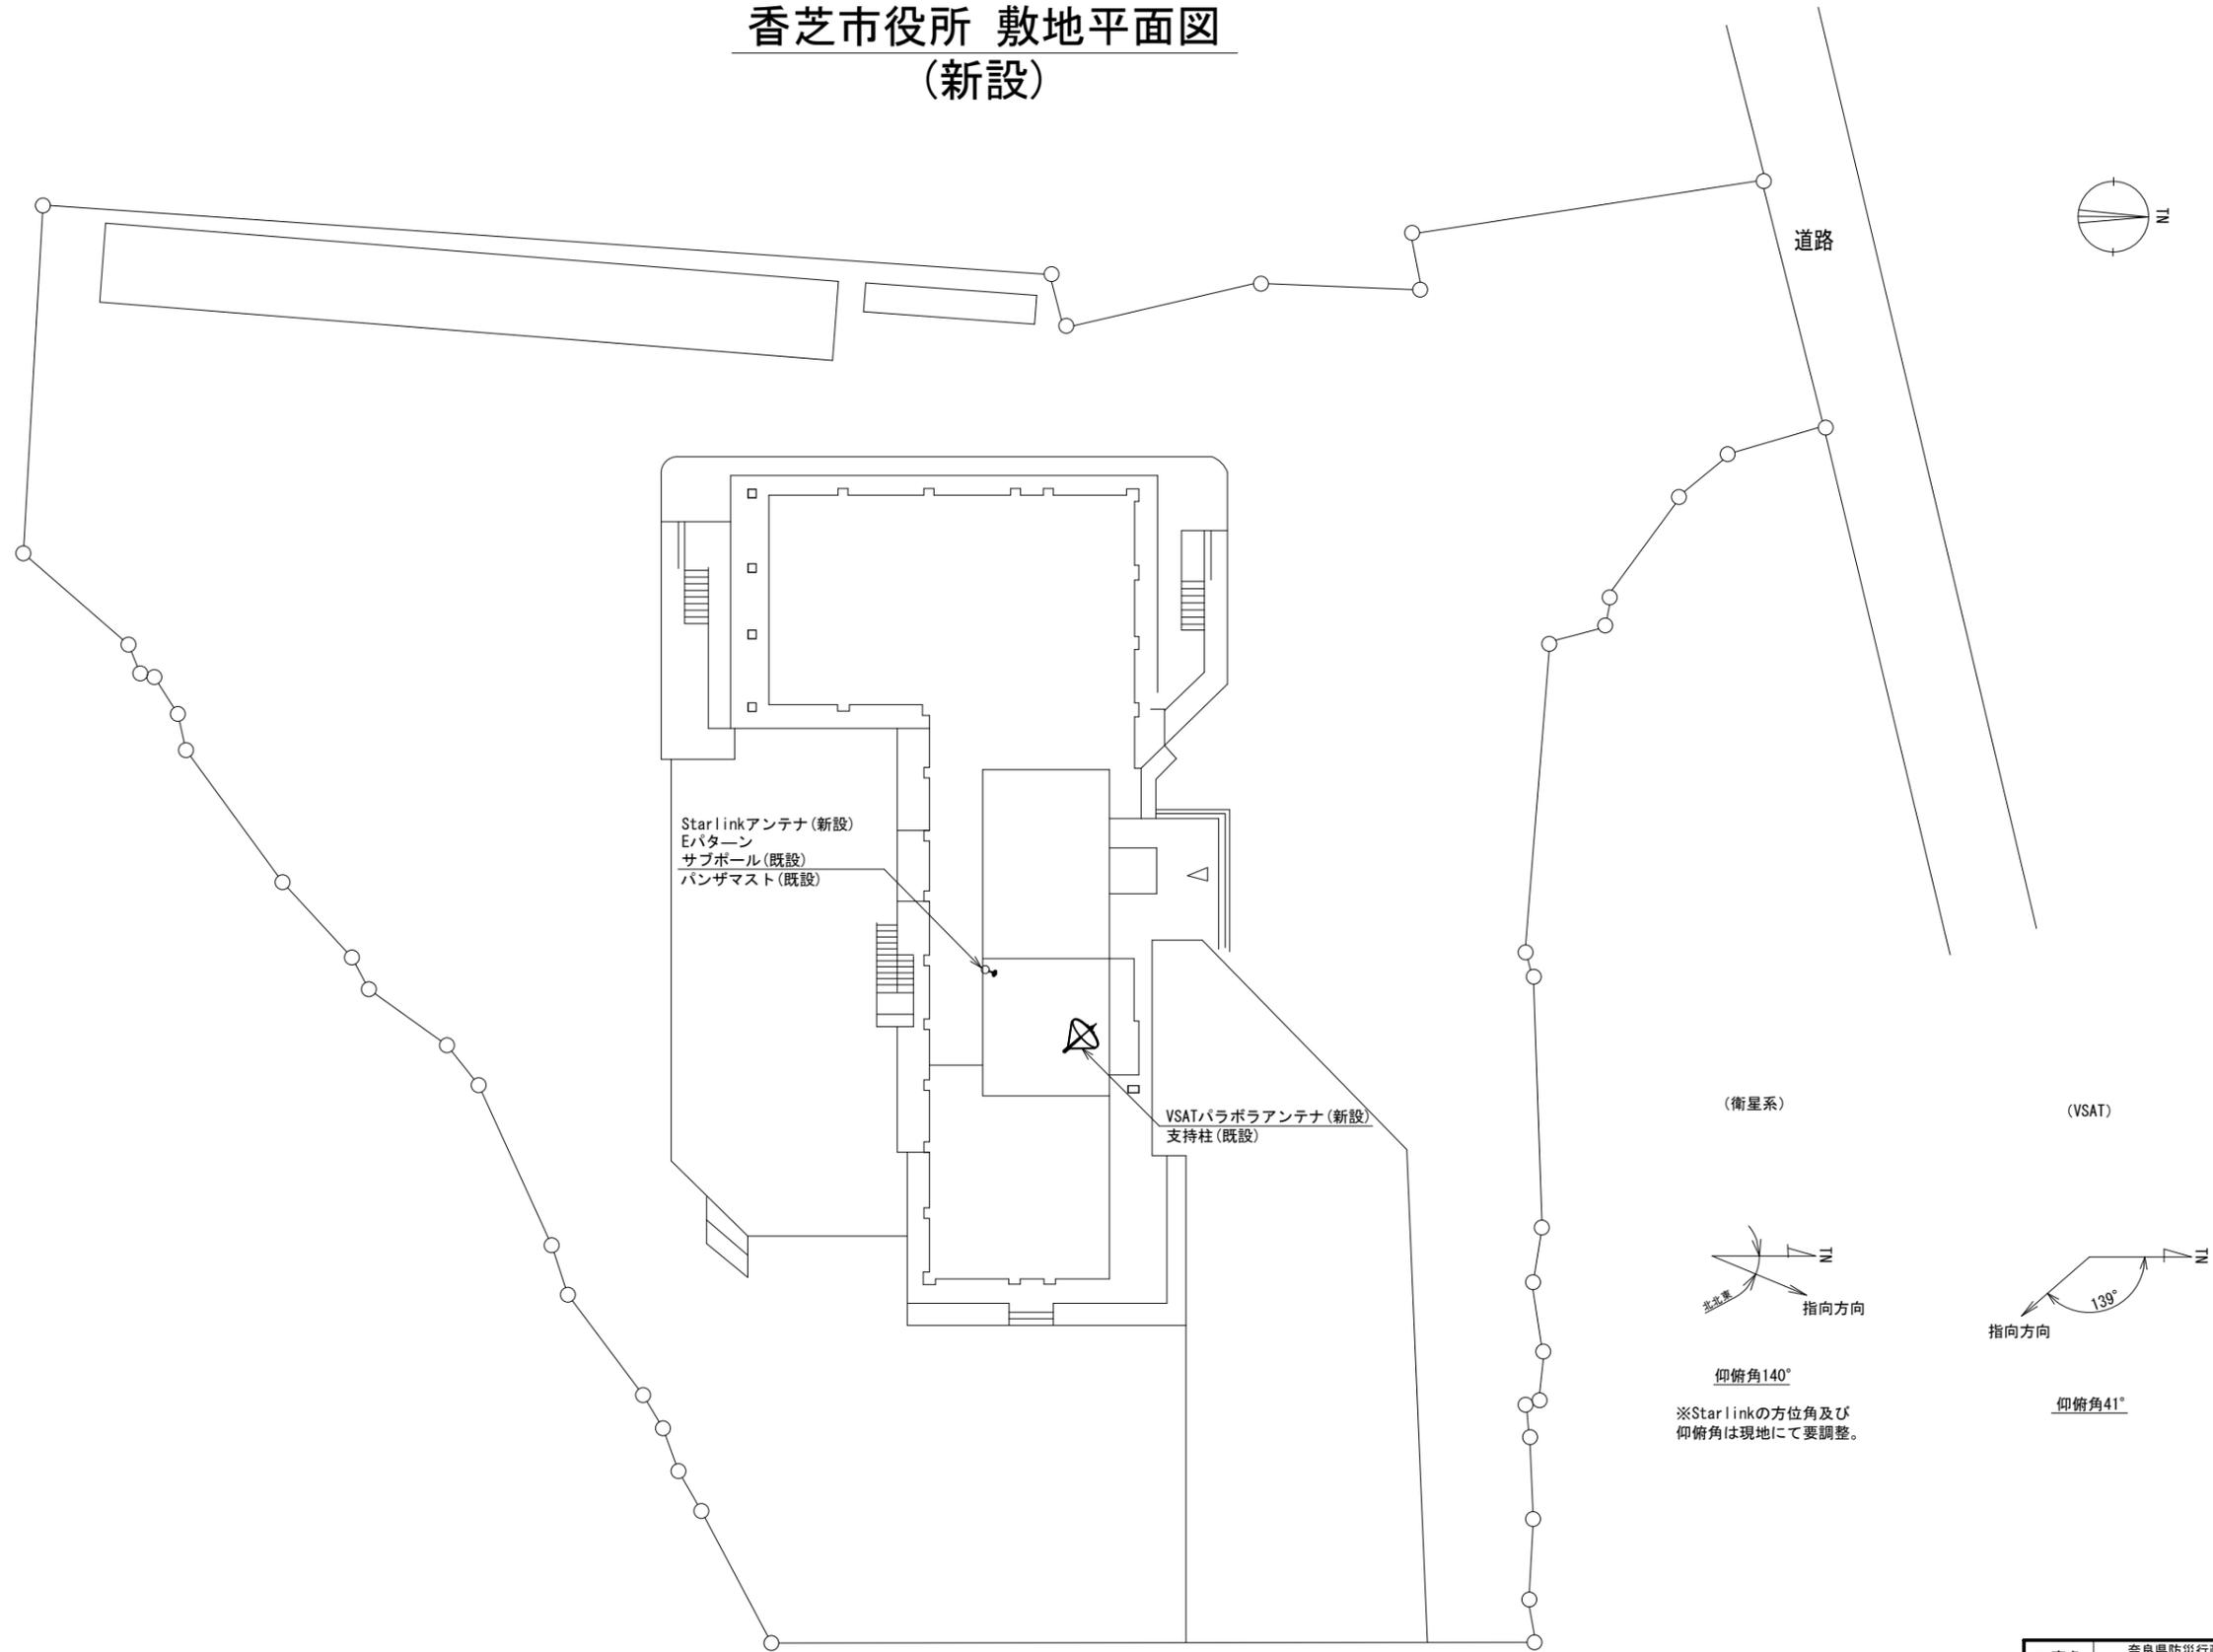


平面図 (S=1/300)

凡例	
	新設
	撤去
	既設
	撤去

工事名	奈良県防災行政通信ネットワーク 衛星回線等再整備工事		
図面名	香芝市役所 敷地平面図 (新設)		
作成年月日	令和 6年 8月		
縮尺	1:300	図面番号	03
会社名	株式会社東京建設コンサルタント		
事業者名	奈良県		

香芝市役所 機器据付図 (新設)

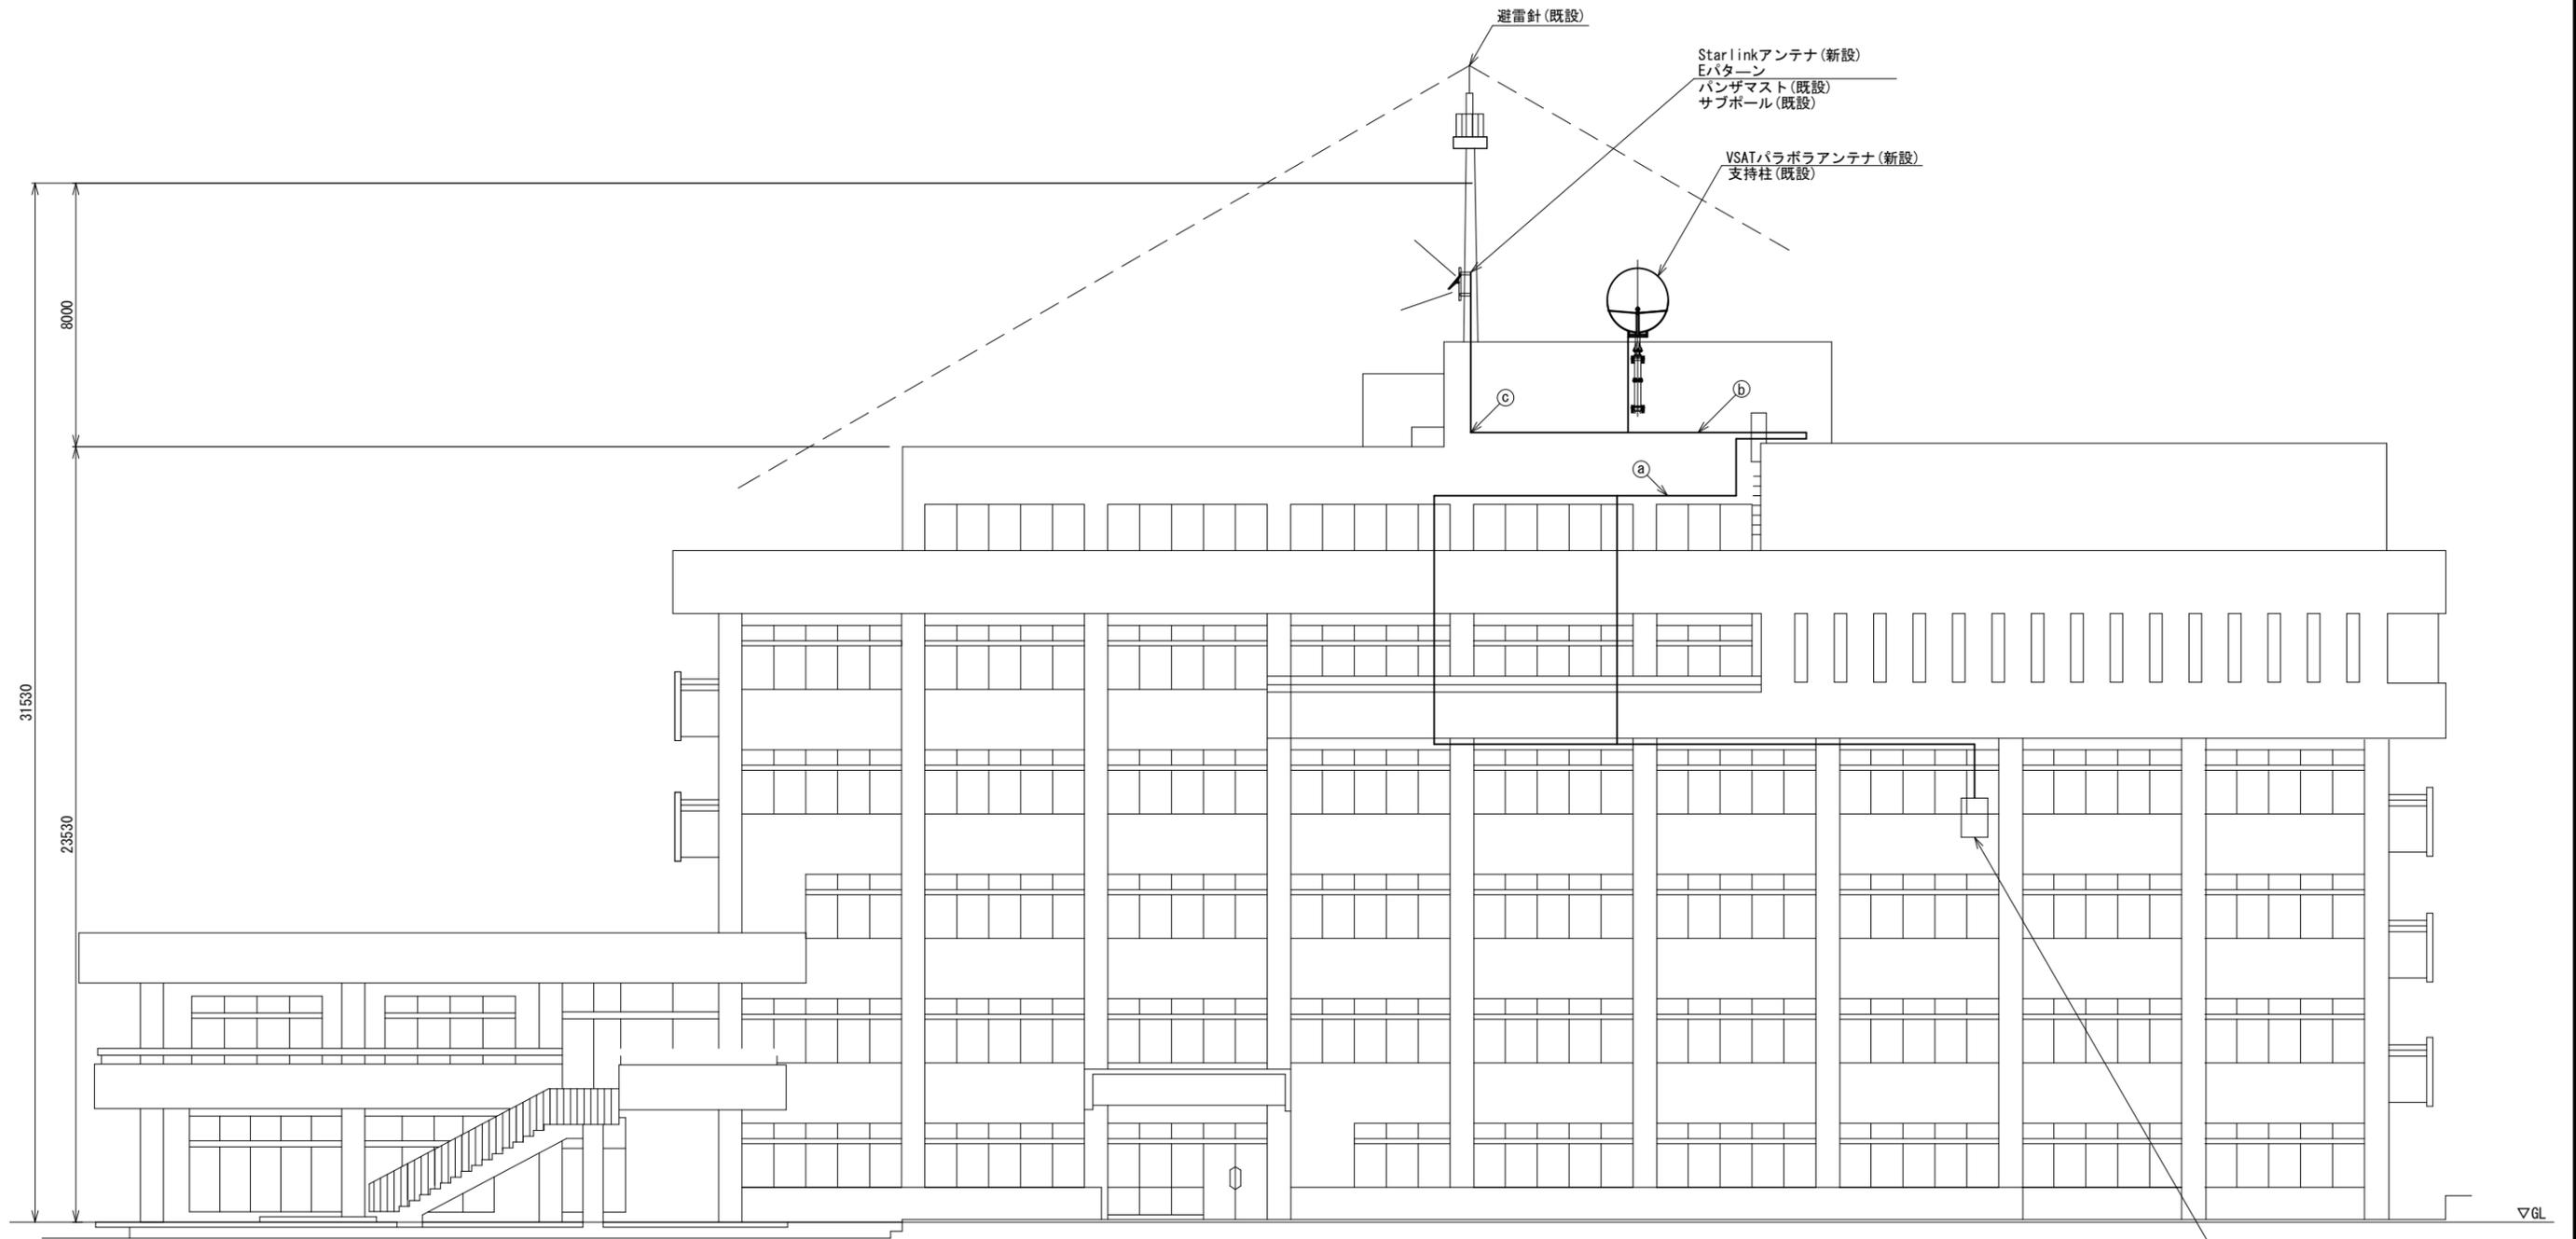

南側立面図 (S=1/100)

名称	作業	施工方法
S-5C-FB×2	新設	
① 屋外LANケーブル	新設	天井ころがし
CE3.5sq-3C	既設	
IE3.5sq	既設	
S-5C-FB×2	新設	G36 (既設)
② 屋外LANケーブル	新設	G28 (既設)
CE3.5sq-3C	既設	
IE3.5sq	既設	
③ 外部アンテナ接続用ケーブル	新設	G36 (既設)


収納架 (機器新設)
4F放送室

凡例

	新設		撤去
	新設		撤去
	既設		既設

工事名	奈良県防災行政通信ネットワーク 衛星回線等再整備工事		
図面名	香芝市役所 機器据付図 (新設)		
作成年月日	令和 6年 8月		
縮尺	1:100	図面番号	04
会社名	株式会社東京建設コンサルタント		
事業者名	奈良県		

香芝市役所 B1F 機器配置図 (新設)

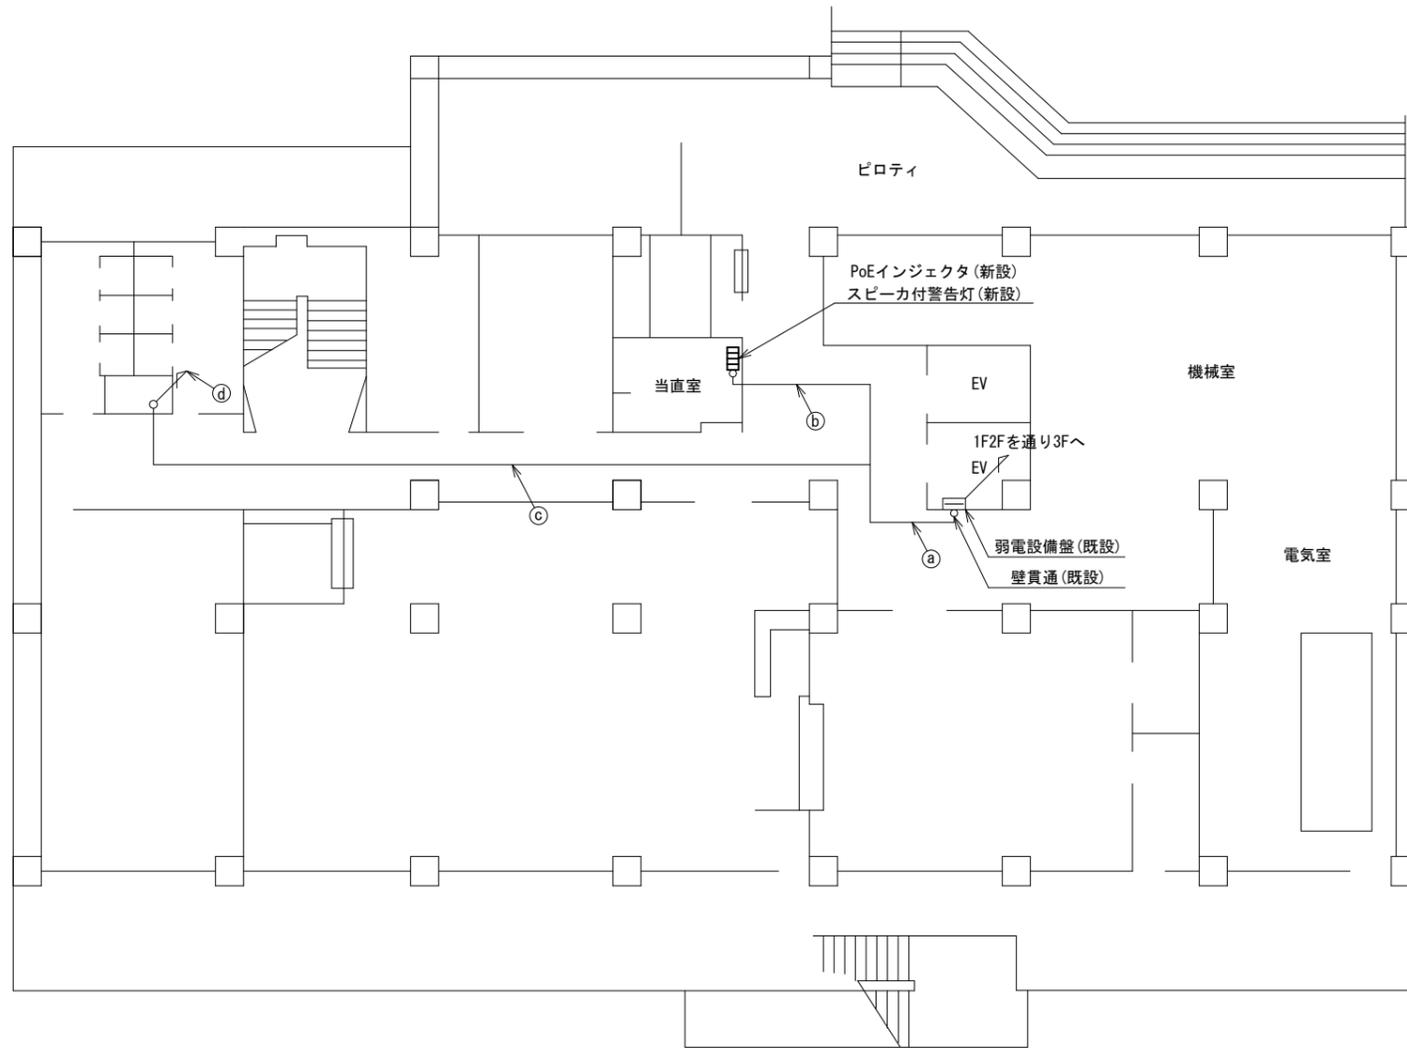


名称	作業	施工方法
① EM-UTPO. 5-4P	既設	天井ころがし
② EM-UTPO. 5-4P	既設	天井ころがし
③ CE3. 5sq-3C	既設	天井ころがし
④ CE3. 5sq-3C	既設	天井ころがし
⑤ CE3. 5sq-3C	既設	PF22 (既設)

B1F平面図 (S=1/100)


凡例	
	新設
	撤去
	新設
	撤去
	既設
	既設

工事名	奈良県防災行政通信ネットワーク 衛星回線等再整備工事		
図面名	香芝市役所 B1F 機器配置図 (新設)		
作成年月日	令和 6年 8月		
縮尺	1:100	図面番号	05
会社名	株式会社東京建設コンサルタント		
事業者名	奈良県		

香芝市役所 1F 機器配置図 (新設)

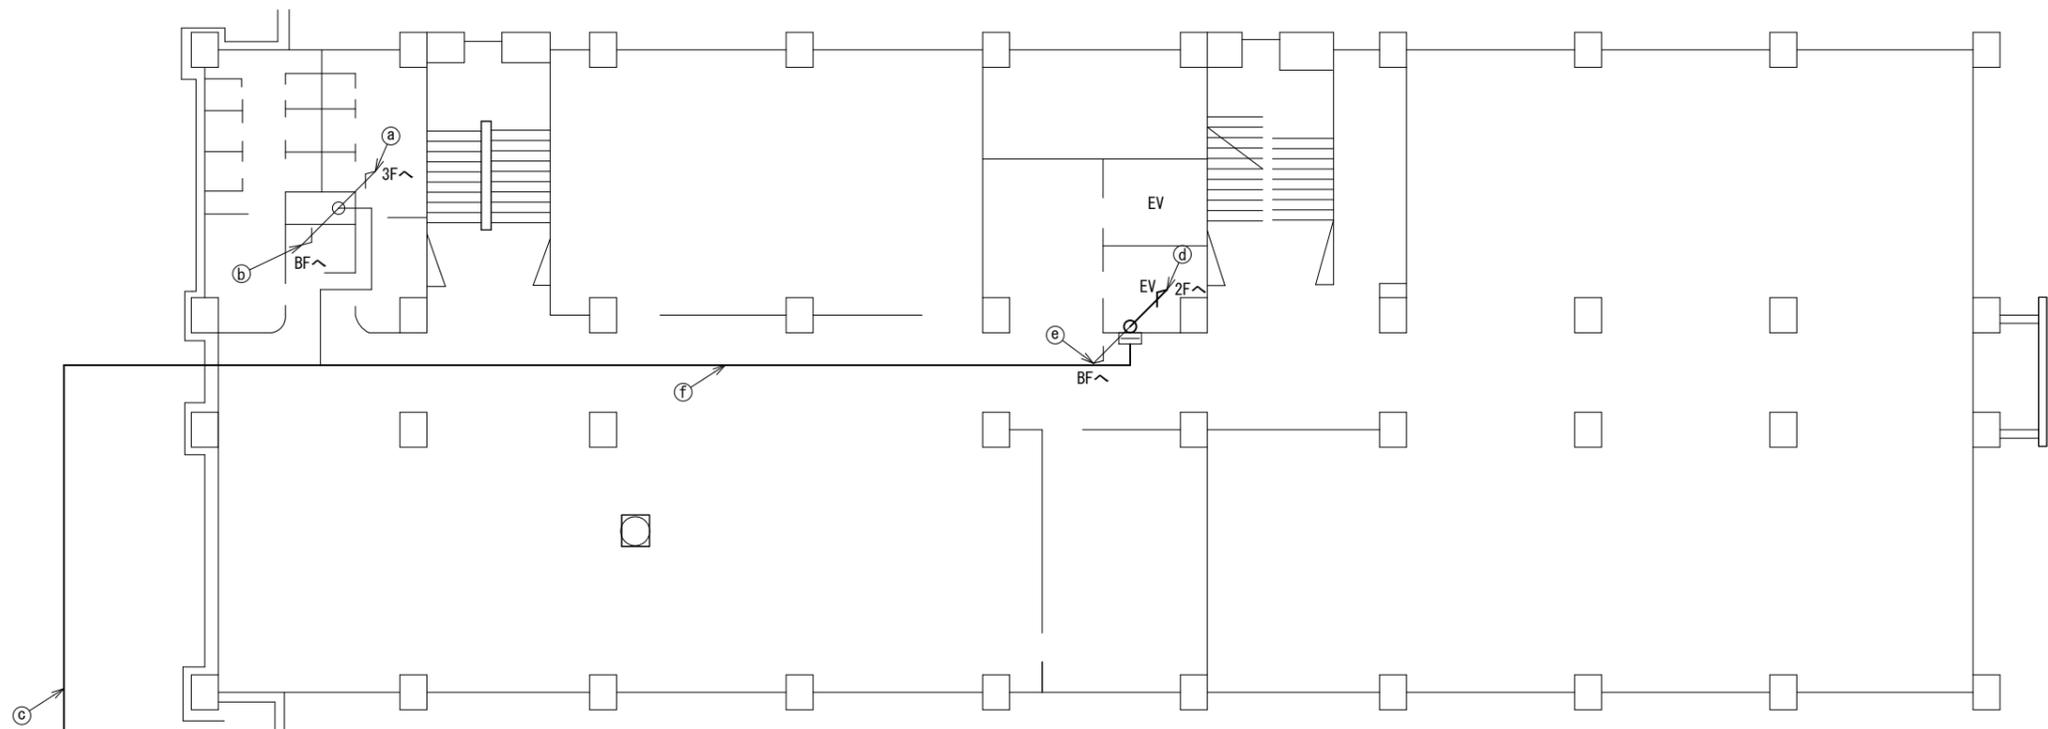

生活安全課

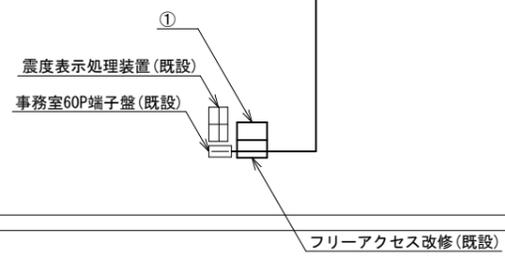

番号	名 称	備考
①	収容卓	既設
	メディアコンバータ×2	新設
	共用網L2-SW	新設
	セットトップボックス	新設
	モニター	新設
	VOIP-GW (VSAT系)	新設
	防災FAX (アナログ)	新設
	防災FAX (アナログ)	新設
	VSAT制御端末	新設
	PoE HUB (8Port)	新設
	防災プリンタ	新設
	スピーカ付警告灯	新設
	防災情報端末	新設
	防災電話 (IP)	新設
	防災電話 (IP) (大和路HW)	新設
	PoEインジェクタ	新設


	名 称	作業	施工方法
	FCPEV-S0. 65-50P	既設	E39 (既設)
①	CE5. 5sq-3C	既設	E39 (既設)
	CE3. 5sq-3C	既設	E39 (既設)
②	CE3. 5sq-3C	既設	PF22 (既設)
③	光ケーブル (SM-4C)	既設	天井ころがし
	光ケーブル (SM-4C)	新設	
	FCPEV-S0. 65-50P	既設	
	CE5. 5sq-3C	既設	
	EM-UTPO. 5-4P	既設	
④	光ケーブル (SM-4C)	既設	配管 (既設)
	光ケーブル (SM-4C)	新設	
⑤	EM-UTPO. 5-4P	既設	配管 (既設)
⑥	光ケーブル (SM-4C)	既設	天井ころがし
	光ケーブル (SM-4C)	新設	

1F平面図 (S=1/100)

凡 例	
	新設
	撤去
	新設
	撤去
	既設
	既設

工事名	奈良県防災行政通信ネットワーク 衛星回線等再整備工事		
図面名	香芝市役所 1F 機器配置図 (新設)		
作成年月日	令和 6年 8月		
縮尺	1:100	図面番号	06
会社名	株式会社東京建設コンサルタント		
事業者名	奈良県		

香芝市役所 2F 機器配置図 (新設)

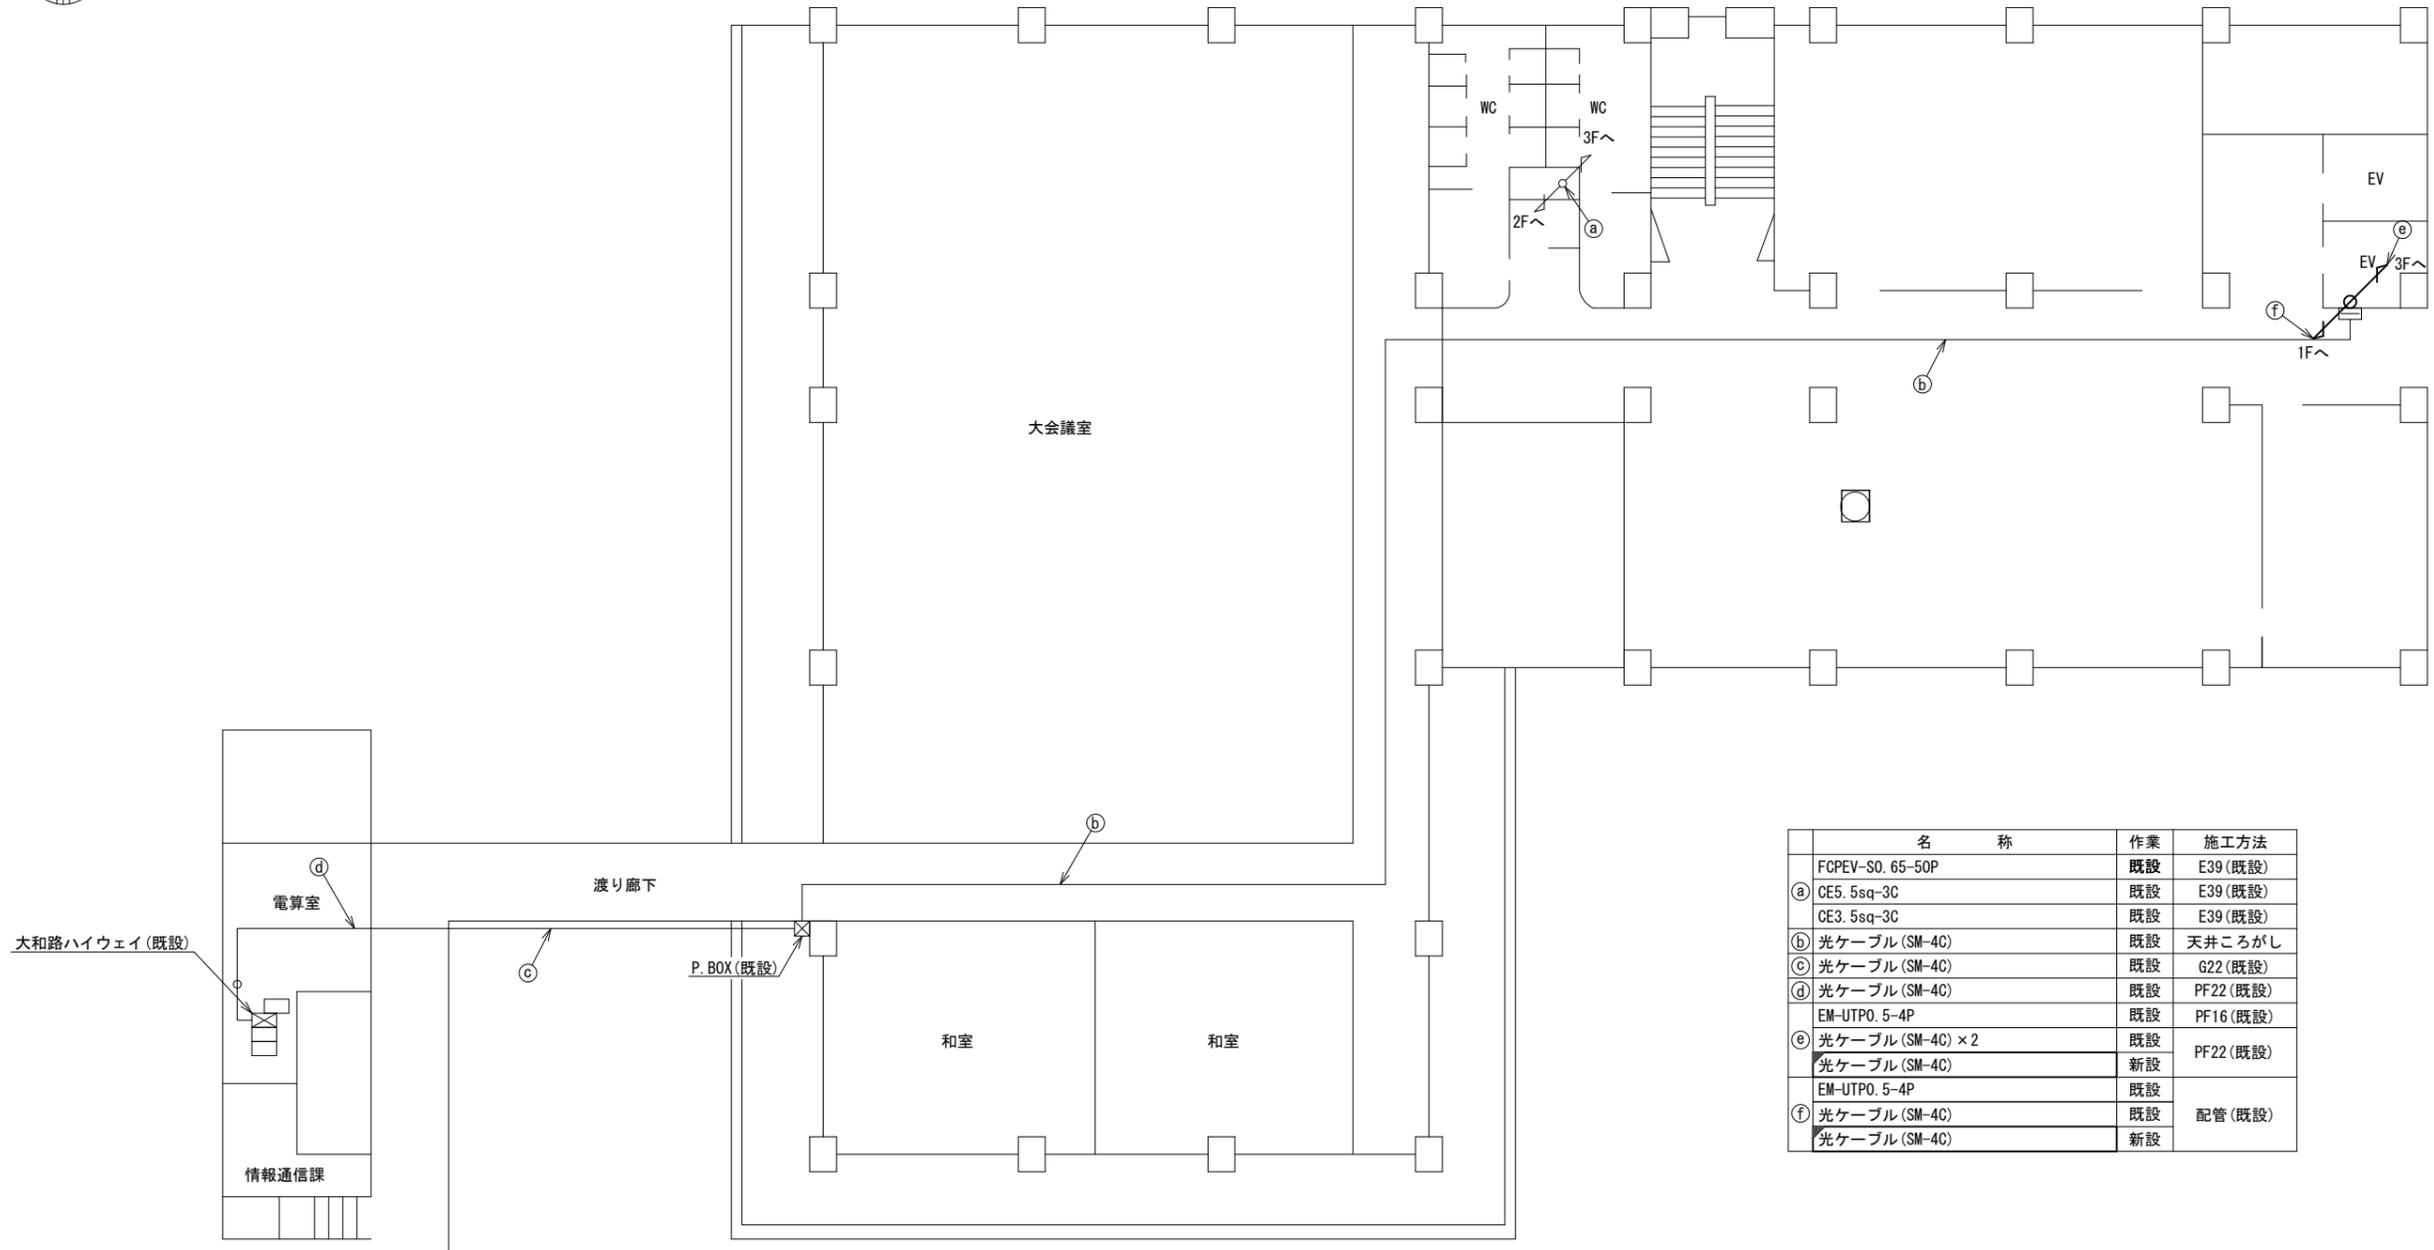

名称	作業	施工方法
FCPEV-S0. 65-50P	既設	E39 (既設)
① CE5. 5sq-3C	既設	E39 (既設)
CE3. 5sq-3C	既設	E39 (既設)
② 光ケーブル (SM-4C)	既設	天井ころがし
③ 光ケーブル (SM-4C)	既設	G22 (既設)
④ 光ケーブル (SM-4C)	既設	PF22 (既設)
EM-UTPO. 5-4P	既設	PF16 (既設)
⑤ 光ケーブル (SM-4C) × 2	既設	PF22 (既設)
光ケーブル (SM-4C)	新設	
EM-UTPO. 5-4P	既設	
⑥ 光ケーブル (SM-4C)	既設	配管 (既設)
光ケーブル (SM-4C)	新設	


2F平面図 (S=1/100)

凡例

	新設		撤去
	新設		撤去
	既設		既設

工事名	奈良県防災行政通信ネットワーク 衛星回線等再整備工事		
図面名	香芝市役所 2F 機器配置図 (新設)		
作成年月日	令和 6年 8月		
縮尺	1:100	図面番号	07
会社名	株式会社東京建設コンサルタント		
事業者名	奈良県		

香芝市役所 3F 機器配置図 (新設)

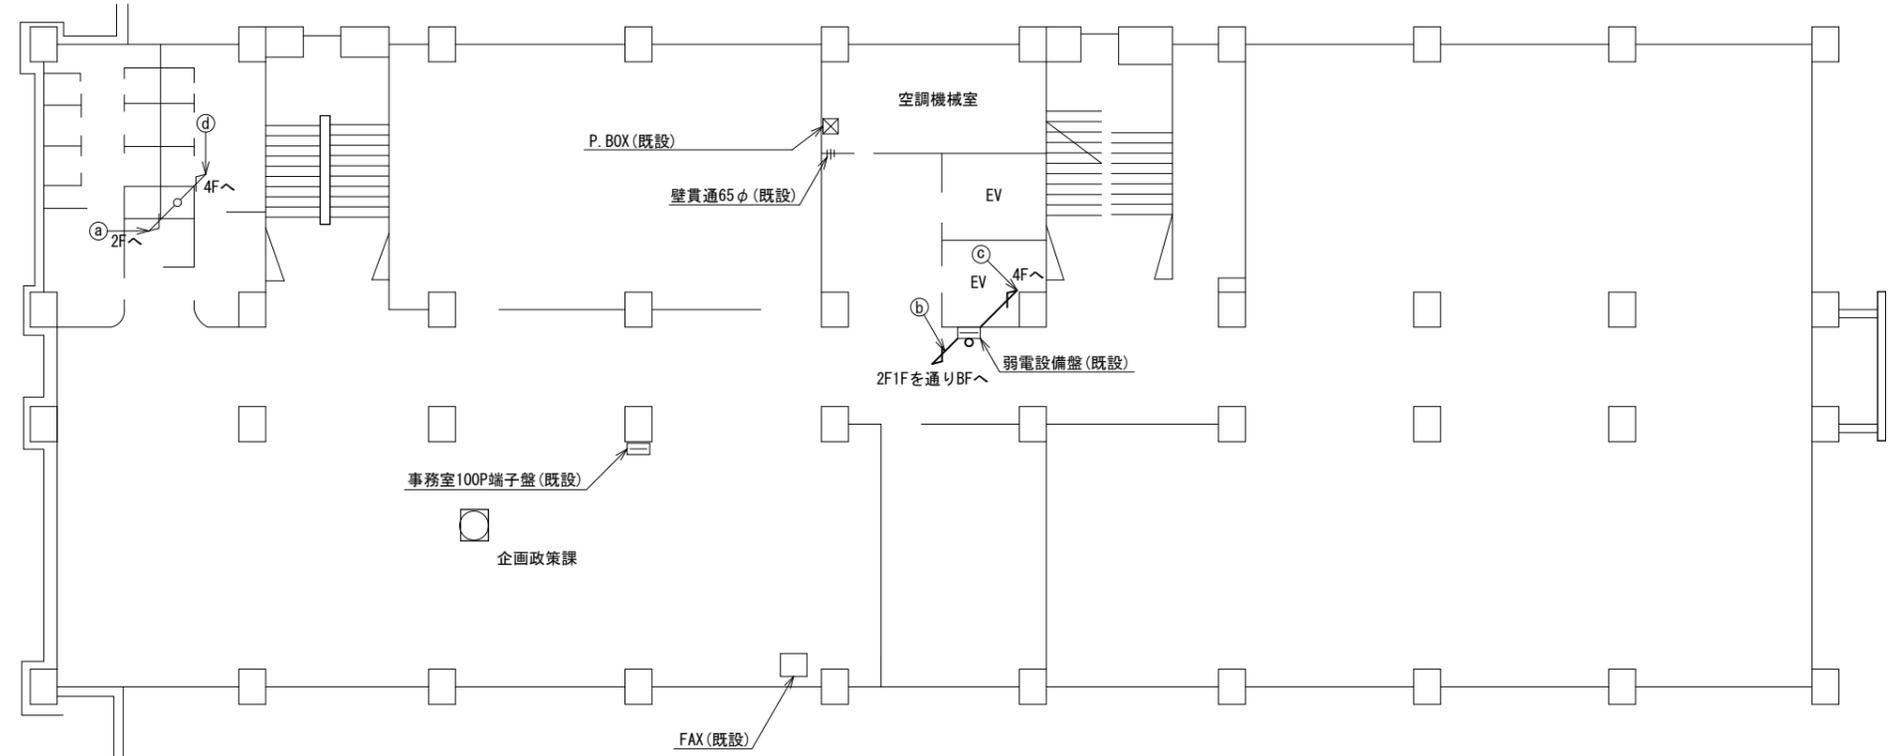


名 称	作 業	施 工 方 法
FCPEV-S0. 65-50P	既設	E39 (既設)
① CE5. 5sq-3C	既設	E39 (既設)
CE3. 5sq-3C	既設	E39 (既設)
EM-UTPO. 5-4P	既設	PF16 (既設)
② 光ケーブル (SM-4C) × 2	既設	PF22 (既設)
光ケーブル (SM-4C)	新設	PF22 (既設)
FCPEV-S0. 65-50P	既設	PF36 (既設)
EM-UTPO. 5-4P	既設	PF16 (既設)
③ 光ケーブル (SM-4C) × 2	既設	PF22 (既設)
光ケーブル (SM-4C)	新設	PF22 (既設)
CE5. 5sq-3C	既設	E39 (既設)
④ CE3. 5sq-3C	既設	E39 (既設)
FCPEV-S0. 65-50P	既設	E39 (既設)

3F平面図 (S=1/100)

凡 例	
	新設
	撤去
	新設
	撤去
	既設
	既設

工事名	奈良県防災行政通信ネットワーク 衛星回線等再整備工事		
図面名	香芝市役所 3F 機器配置図 (新設)		
作成年月日	令和 6年 8月		
縮尺	1:100	図面番号	08
会社名	株式会社東京建設コンサルタント		
事業者名	奈良県		

香芝市役所 4F 機器配置図 (新設)

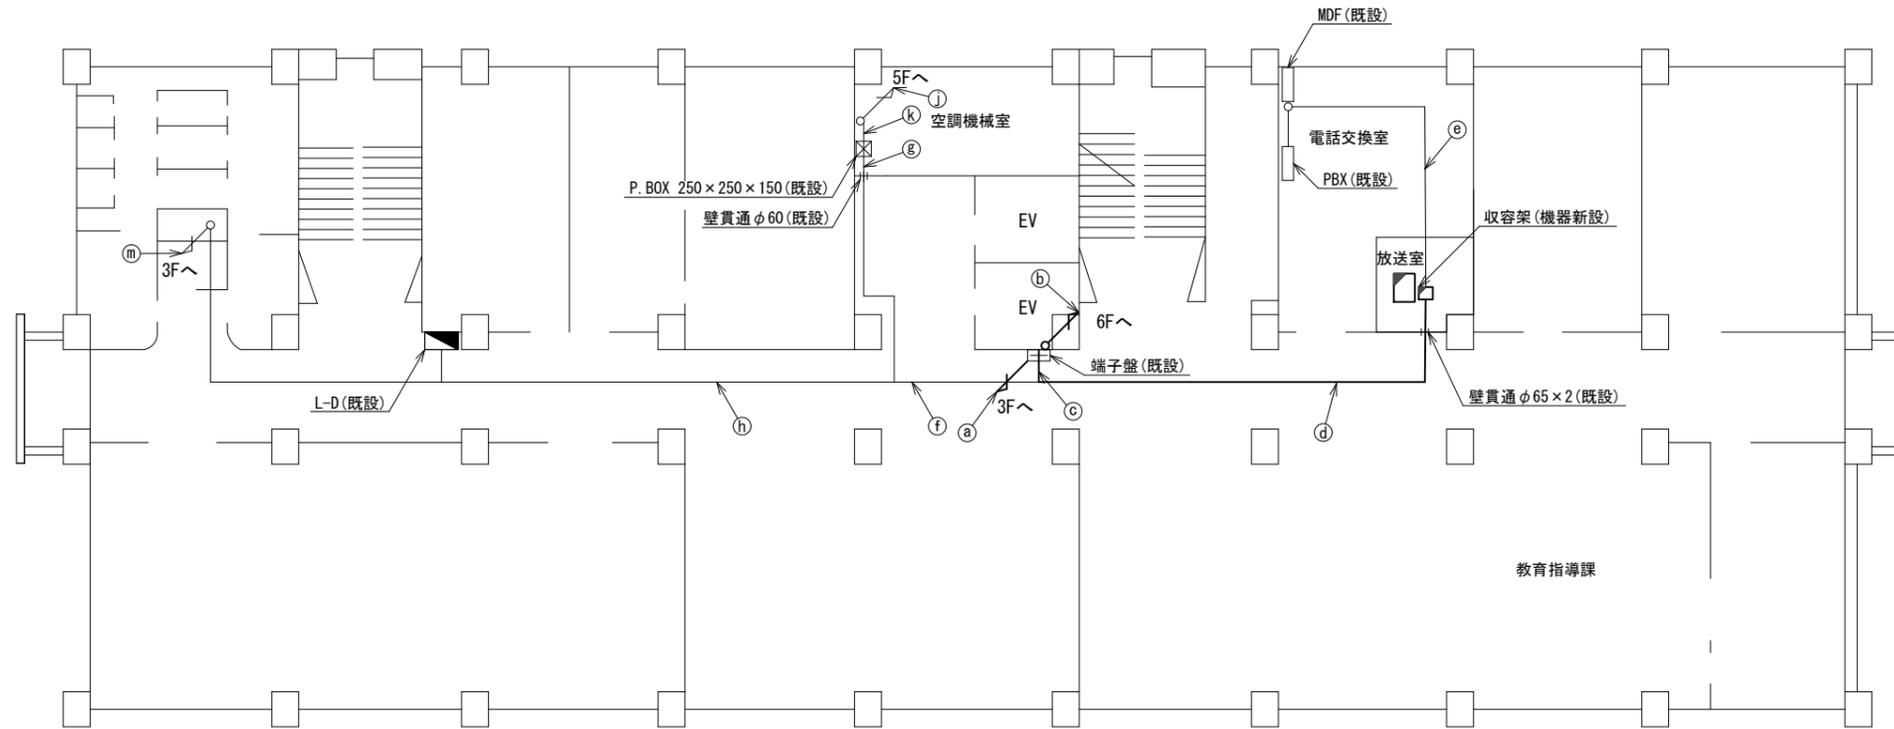

名称	作業	施工方法
EM-UTPO. 5-4P	既設	PF16(既設)
① 光ケーブル(SM-4C)×2	既設	PF22(既設)
光ケーブル(SM-4C)	新設	
② S-5C-FB×2	新設	PF28(既設)
屋外LANケーブル	新設	
光ケーブル(SM-4C)	新設	
S-5C-FB×2	新設	
屋外LANケーブル	新設	
③ EM-UTPO. 5-4P	既設	天井ころがし
光ケーブル(SM-4C)×2	既設	
光ケーブル(SM-4C)	新設	

名称	作業	施工方法
S-5C-FB×2	新設	
屋外LANケーブル	新設	
光ケーブル(SM-4C)	新設	
IE3. 5sq	既設	
④ EM-UTPO. 5-4P	既設	天井ころがし
光ケーブル(SM-4C)×2	既設	
FCPEV-SO. 65-50P	既設	
CE14sq-3C	既設	
CE3. 5sq-3C×2	既設	
CE5. 5sq-3C	既設	
IE3. 5sq	既設	
⑤ SWVPO. 5-22C	既設	天井ころがし
CPEV-SO. 5-3P	既設	
CPEV-SO. 5-10P	既設	

名称	作業	施工方法
CE14sq-3C	既設	
CE3. 5sq-3C×2	既設	天井ころがし
⑥ CE5. 5sq-3C	既設	
IE3. 5sq	既設	
FCPEV-SO. 65-50P	既設	天井ころがし
⑦ CE3. 5sq-3C	既設	E51(既設)
IE3. 5sq	既設	
CE14sq-3C	既設	天井ころがし
CE5. 5sq-3C	既設	
⑧ CE3. 5sq-3C	既設	
FCPEV-SO. 65-50P	既設	天井ころがし


名称	作業	施工方法
⑨ CE3. 5sq-3C	既設	配管(既設)
IE3. 5sq	既設	
⑩ CE3. 5sq-3C	既設	E51(既設)
IE3. 5sq	既設	PV50(既設)
⑪ CE5. 5sq-3C	既設	E39(既設)
CE3. 5sq-3C	既設	
FCPEV-SO. 65-50P	既設	E39(既設)

4F平面図(S=1/100)

凡例	
■: 新設	□: 撤去
—: 新設	- - -: 撤去
□: 既設	—: 既設

工事名	奈良県防災行政通信ネットワーク 衛星回線等再整備工事
図面名	香芝市役所 4F 機器配置図(新設)
作成年月日	令和 6年 8月
縮尺	1:100
図面番号	09
会社名	株式会社東京建設コンサルタント
事業者名	奈良県

香芝市役所 5F 機器配置図 (新設)

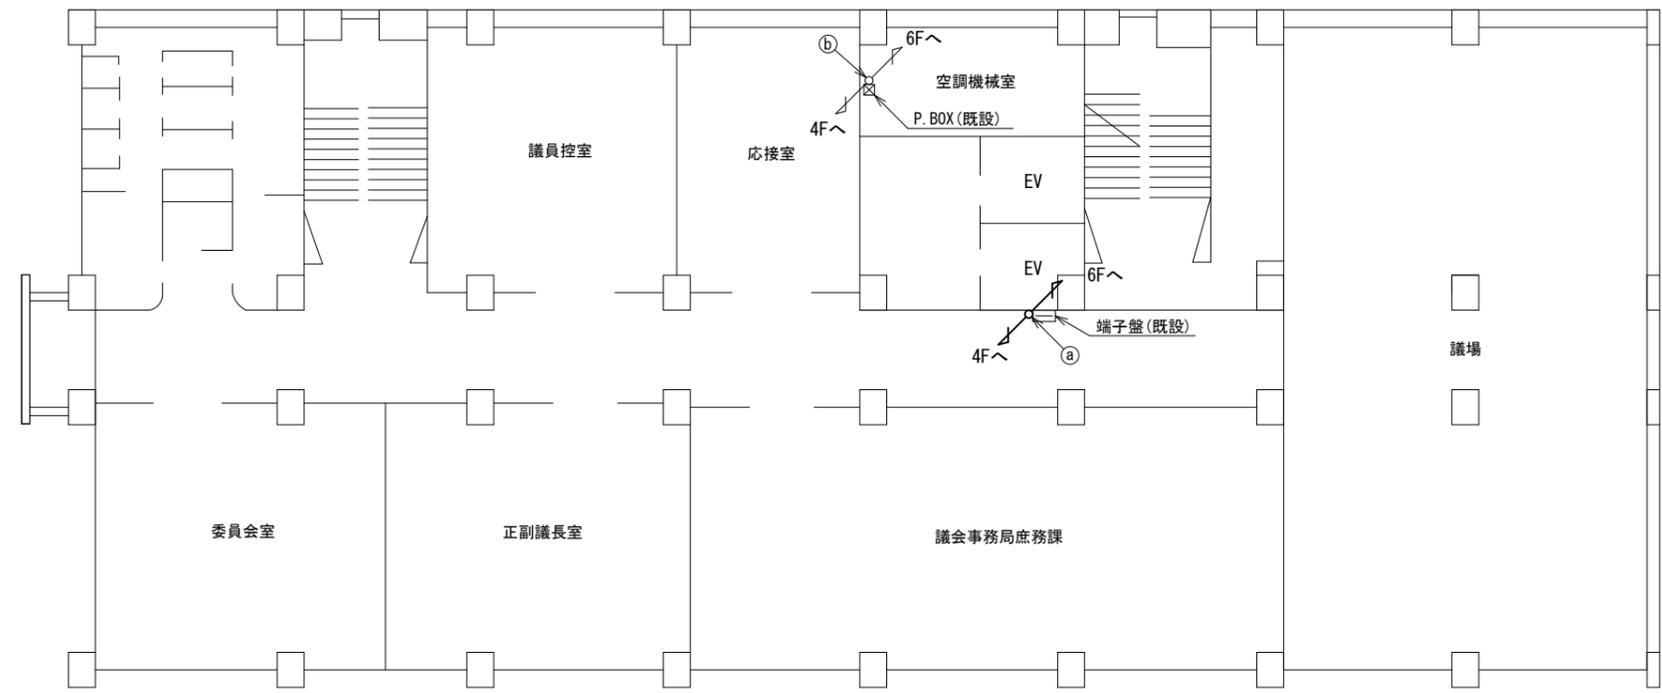


名称	作業	施工方法
① S-5C-FB×2	新設	配管(既設)
① 屋外LANケーブル	新設	配管(既設)
② CE3. 5sq-3C	既設	配管(既設)
② IE3. 5sq	既設	配管(既設)

5F平面図 (S=1/100)

凡例	
	新設
	撤去
	新設
	撤去
	既設
	既設

工事名	奈良県防災行政通信ネットワーク 衛星回線等再整備工事		
図面名	香芝市役所 5F 機器配置図(新設)		
作成年月日	令和 6年 8月		
縮尺	1:100	図面番号	10
会社名	株式会社東京建設コンサルタント		
事業者名	奈良県		

香芝市役所 6F 機器配置図 (新設)

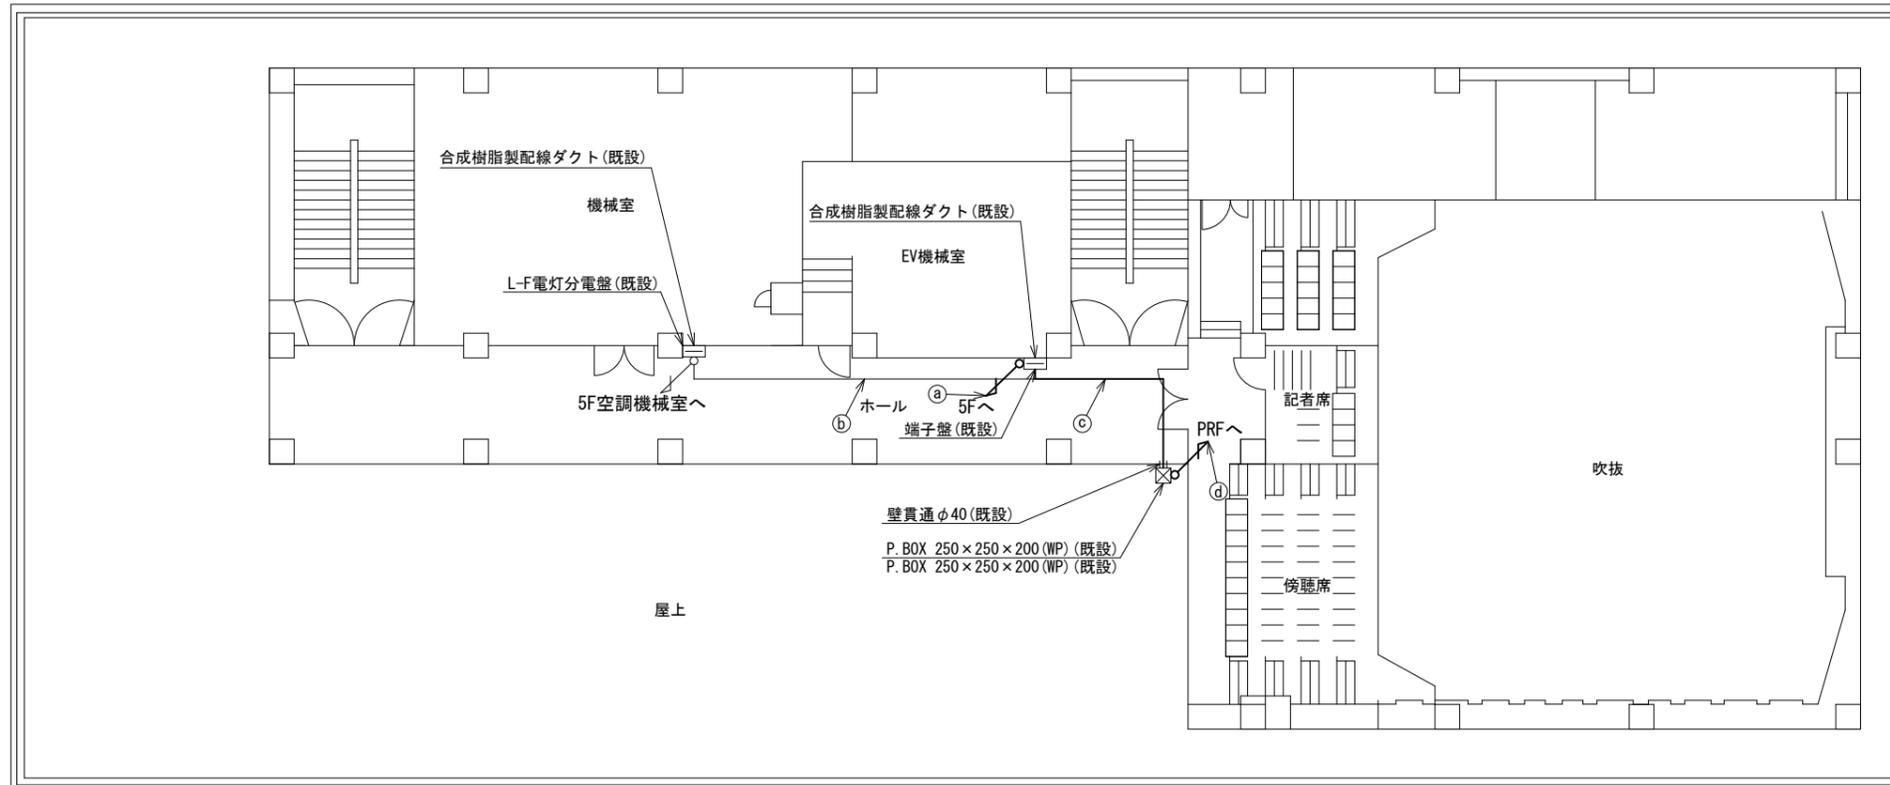


	名 称	作 業	施工方法
a	S-5C-FB×2	新設	配管(既設)
	屋外LANケーブル	新設	
b	CE3. 5sq-3C	既設	天井ころがし
	IE3. 5sq	既設	
c	S-5C-FB×2	新設	天井ころがし
	屋外LANケーブル	新設	
	CE3. 5sq-3C	既設	
d	S-5C-FB×2	新設	G36(既設)
	屋外LANケーブル	新設	
	CE3. 5sq-3C	既設	
	IE3. 5sq	既設	G28(既設)

6F平面図 (S=1/100)


凡 例	
	新設
	撤去
	新設
	撤去
	既設
	既設

工事名	奈良県防災行政通信ネットワーク 衛星回線等再整備工事		
図面名	香芝市役所 6F 機器配置図(新設)		
作成年月日	令和 6年 8月		
縮尺	1:100	図面番号	11
会社名	株式会社東京建設コンサルタント		
事業者名	奈良県		

香芝市役所 RF 機器配置図 (新設)

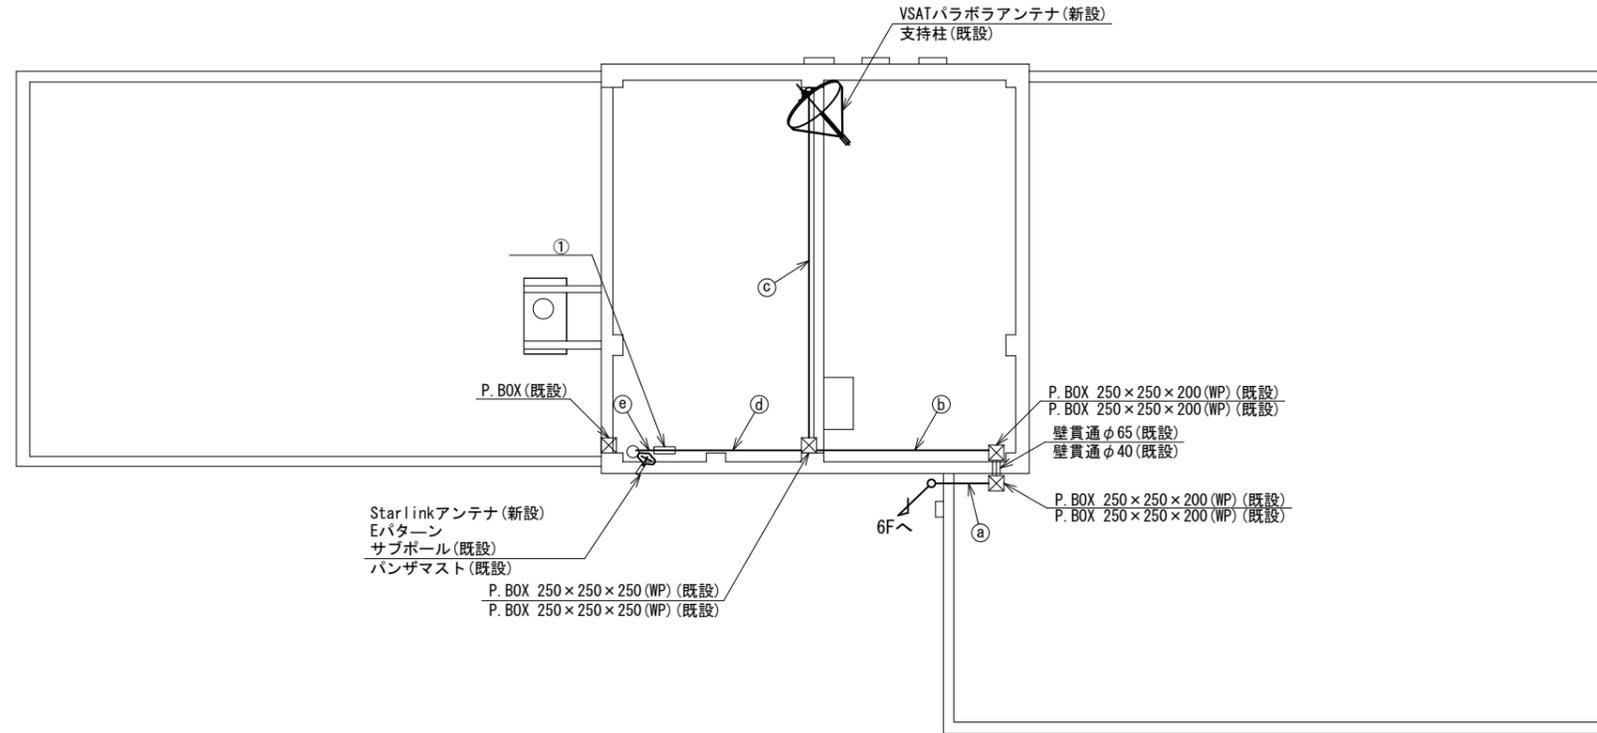


(衛星系)

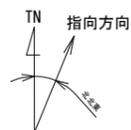

仰俯角140°

※Starlinkの方位角及び仰俯角は現地にて要調整。

(VSAT)

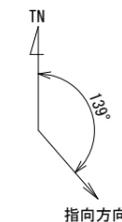

仰俯角41°

番号	名称	備考
①	衛星機器収容箱	既設
	電源ユニット	新設


	名称	作業	施工方法
	S-5C-FB×2	新設	G36 (既設)
a	屋外LANケーブル	新設	G36 (既設)
	CE3.5sq-3C	既設	G28 (既設)
	IE3.5sq	既設	
	S-5C-FB×2	新設	G36 (既設)
b	屋外LANケーブル	新設	G36 (既設)
	CE3.5sq-3C	既設	G28 (既設)
	IE3.5sq	既設	
	S-5C-FB×2	新設	G36 (既設)
c	屋外LANケーブル	新設	G16 (既設)
	CE3.5sq-3C	既設	G28 (既設)
d	屋外LANケーブル	新設	G16 (既設)
	CE3.5sq-3C	既設	G28 (既設)
e	外部アンテナ接続用ケーブル	新設	G36 (既設)

RF平面図 (S=1/100)

凡例	
	新設
	撤去
	新設
	撤去
	既設
	既設

工事名	奈良県防災行政通信ネットワーク 衛星回線等再整備工事		
図面名	香芝市役所 RF 機器配置図 (新設)		
作成年月日	令和 6年 8月		
縮尺	1:100	図面番号	12
会社名	株式会社東京建設コンサルタント		
事業者名	奈良県		

香芝市役所 4F放送室 機器配置図 (新設)

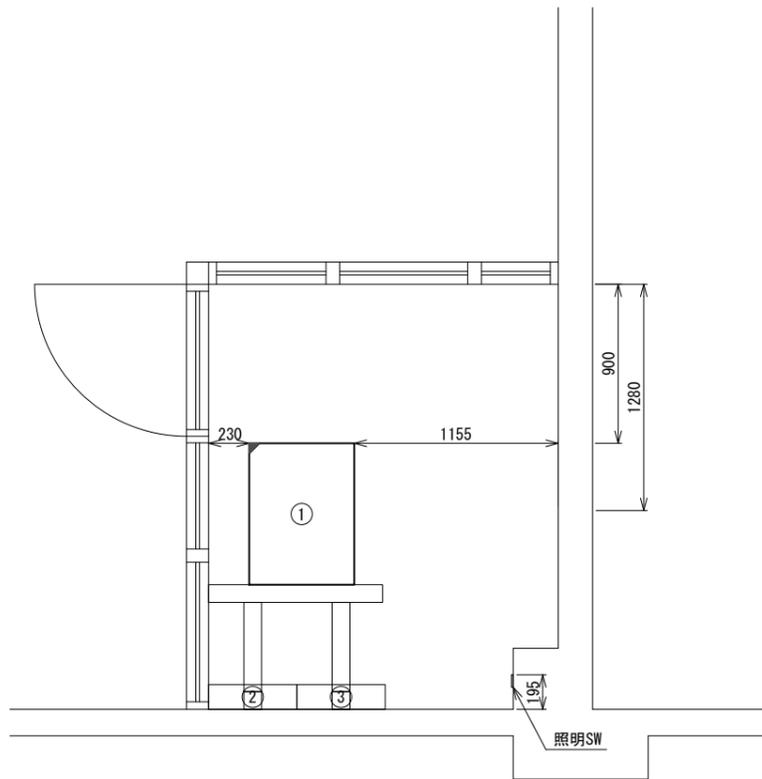


4F放送室 平面図 (S=1/20)

番号	名 称	備考
①	收容架	既設
	VSAT	新設
	県専用網管理ルータ	新設
	UPS	新設
	UTM	新設
	M/C (大和路ハイウェイ)	既設
	M/C (收容卓)	新設
	M/C (收容卓・共用網)	新設
②	無線室150P端子盤	既設
③	無線用分電盤	既設

凡 例			
	新設		撤去
	新設		撤去
	既設		既設

工事名	奈良県防災行政通信ネットワーク 衛星回線等再整備工事		
図面名	香芝市役所 4F放送室 機器配置図(新設)		
作成年月日	令和 6年 8月		
縮尺	1:20	図面番号	13
会社名	株式会社東京建設コンサルタント		
事業者名	奈良県		

香芝市役所 配線系統図 (新設)



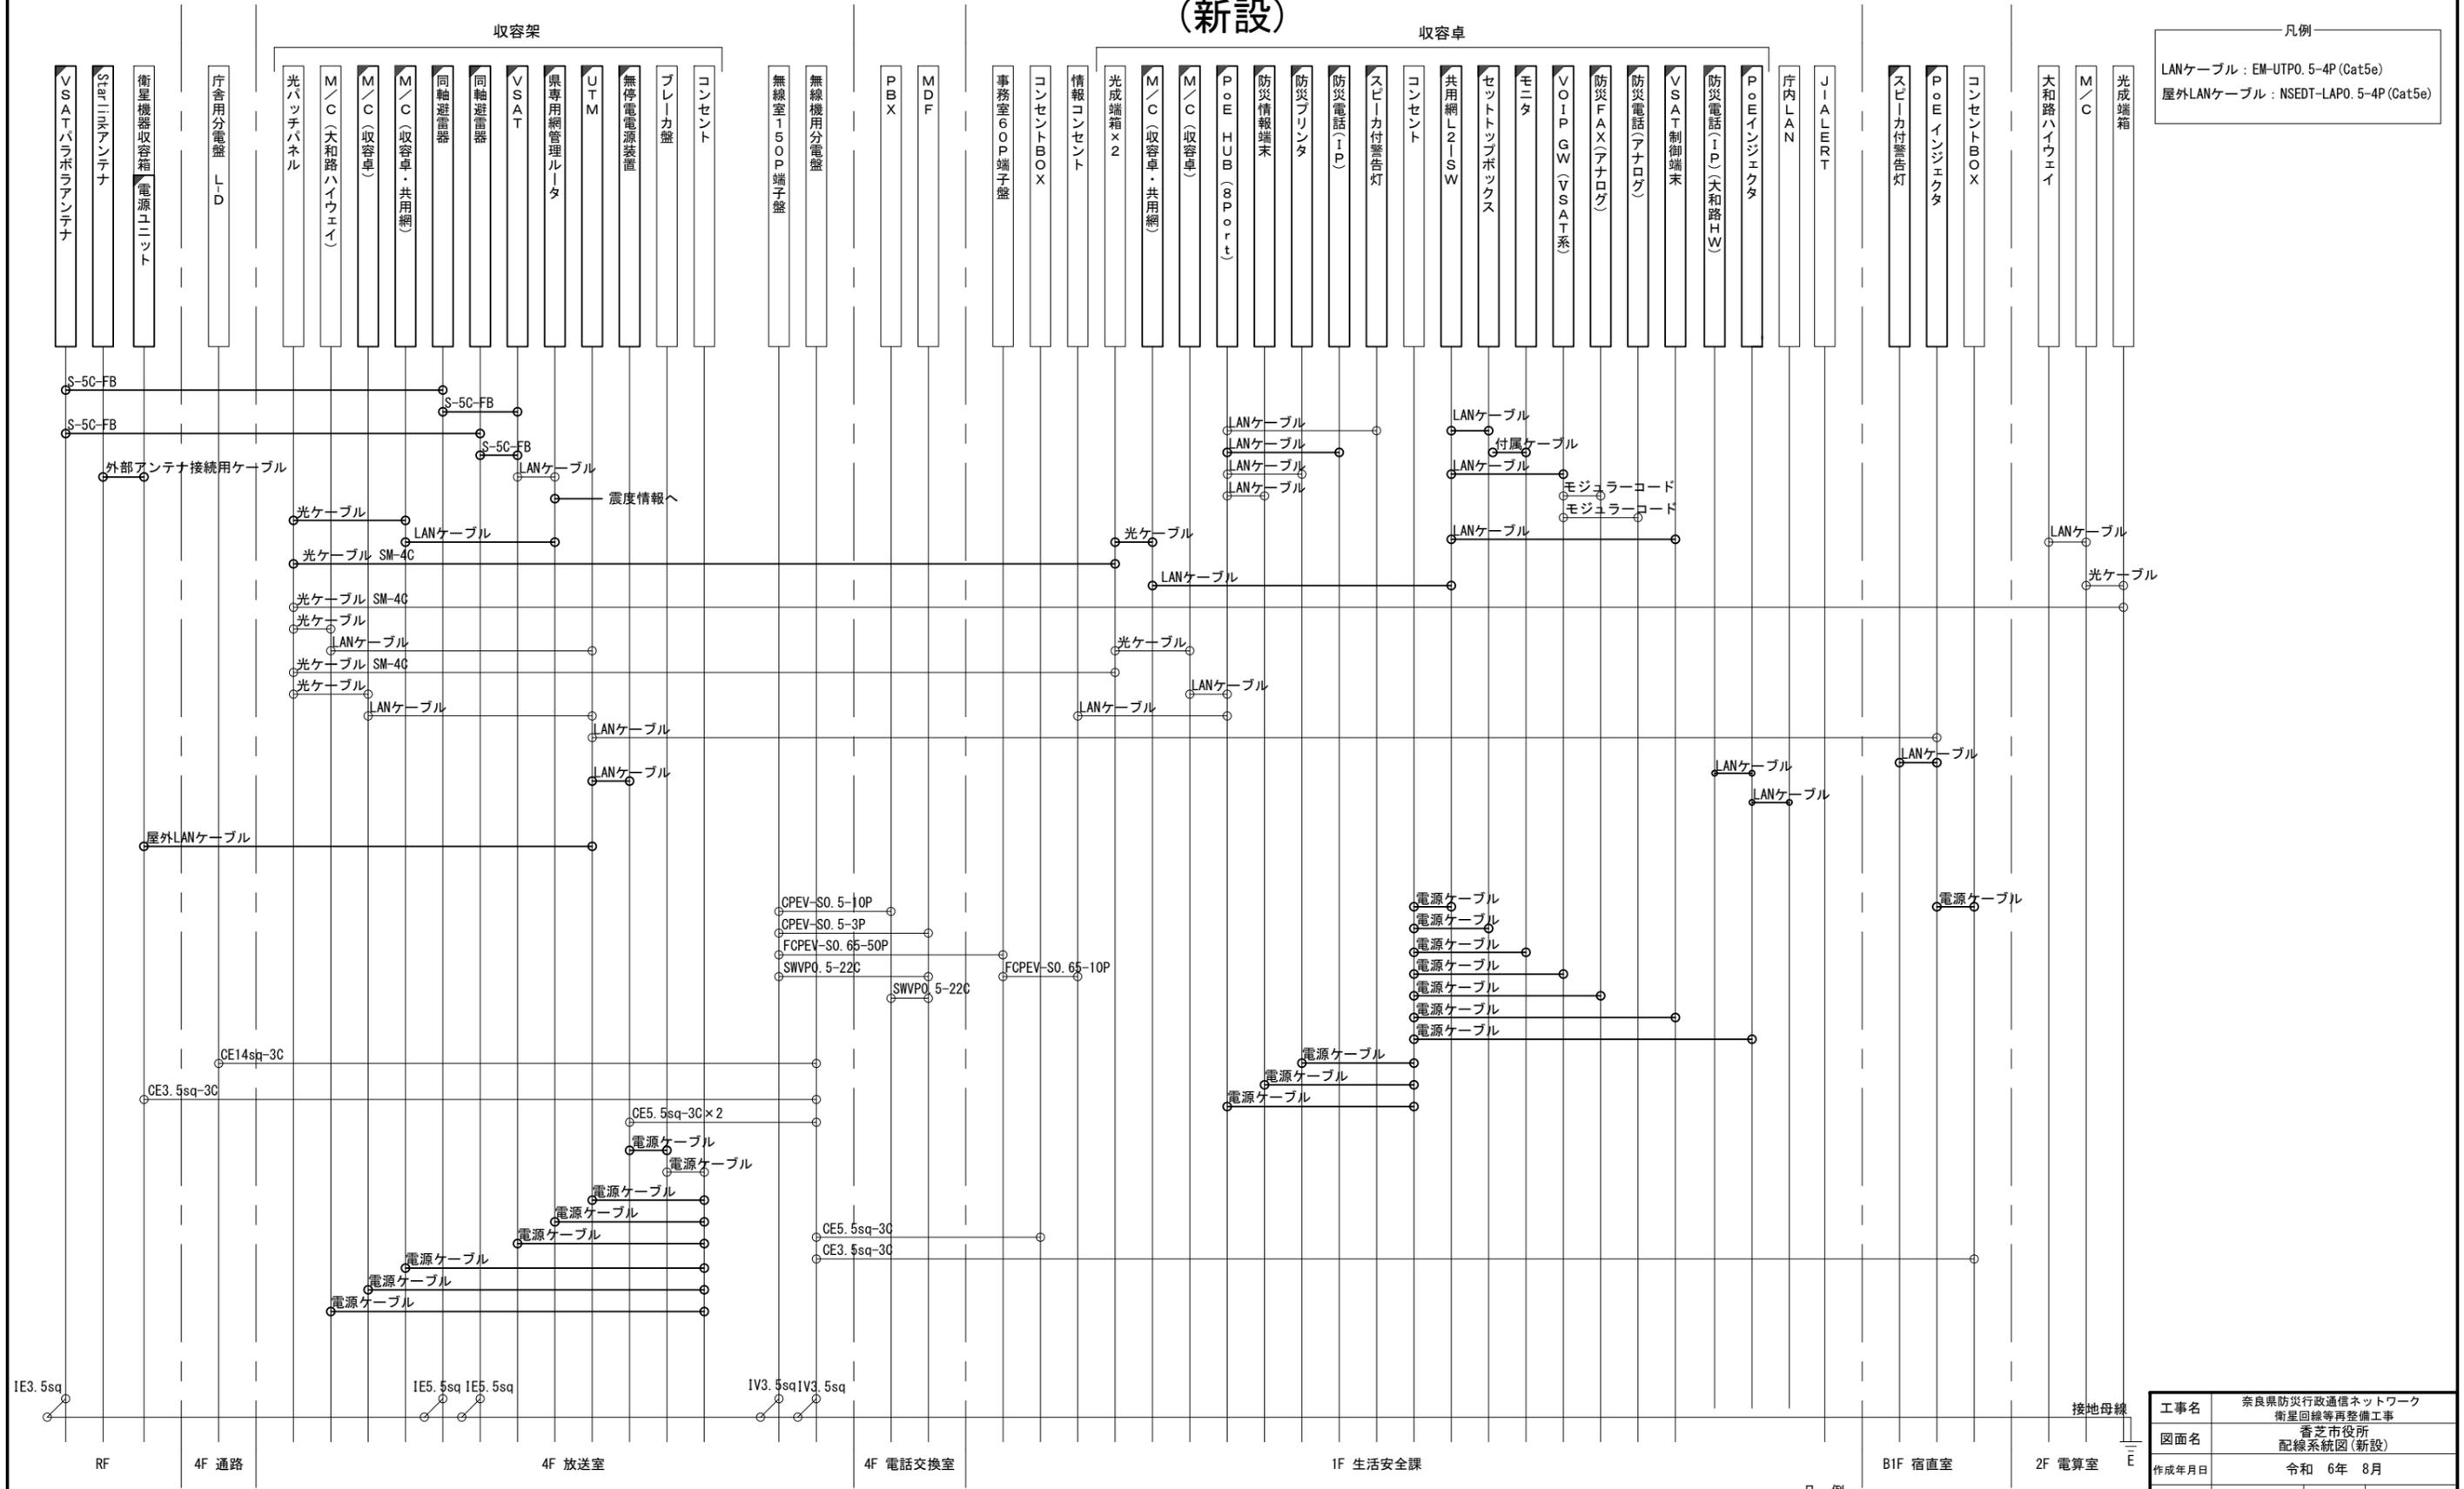


凡例
 LANケーブル：EM-UTP0.5-4P (Cat5e)
 屋外LANケーブル：NSED-LAP0.5-4P (Cat5e)

工事名	奈良県防災行政通信ネットワーク 衛星回線等再整備工事		
図面名	香芝市役所 配線系統図(新設)		
作成年月日	令和 6年 8月		
縮尺	NON	図面番号	14
会社名	株式会社東京建設コンサルタント		
事業者名	奈良県		

凡例
 [] : 新設 [] : 撤去 — : 新設 - - - : 撤去
 [] : 既設 — : 既設


香芝市役所 電源系統図(参考図)

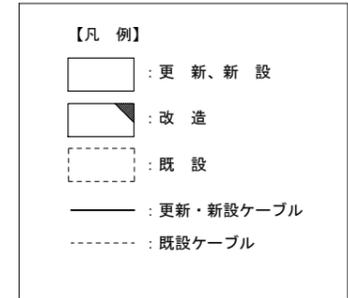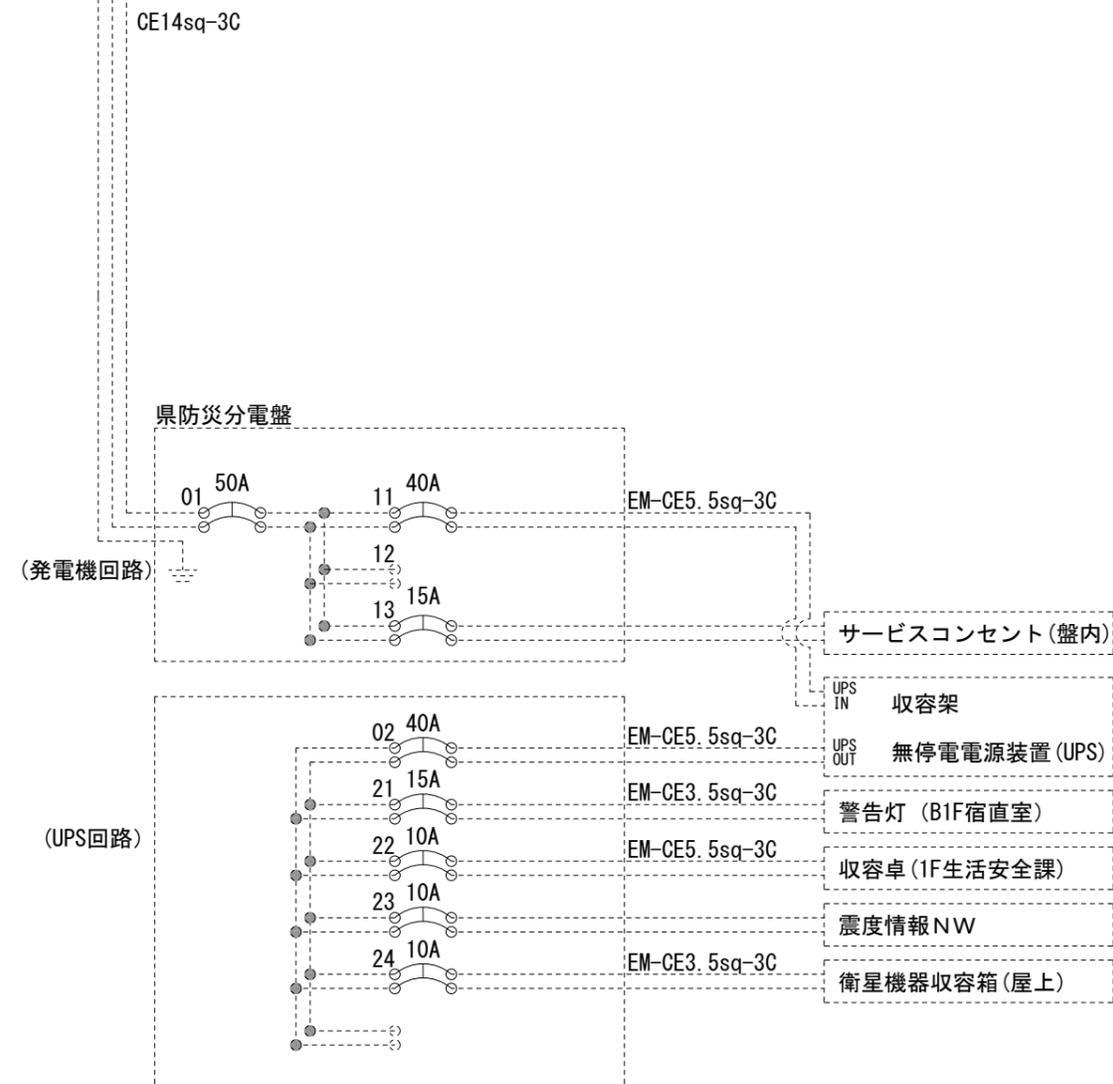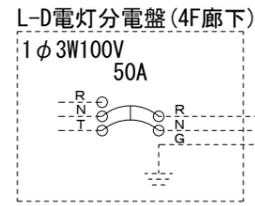


* 3Cのうち1Cは接地用

工事名	奈良県防災行政通信ネットワーク 衛星回線等再整備工事		
図面名	香芝市役所 電源系統図(参考図)		
作成年月日	令和 6年 8月		
縮尺	NON	図面番号	15
会社名	株式会社東京建設コンサルタント		
事業者名	奈良県		

香芝市役所 系統図 (撤去)

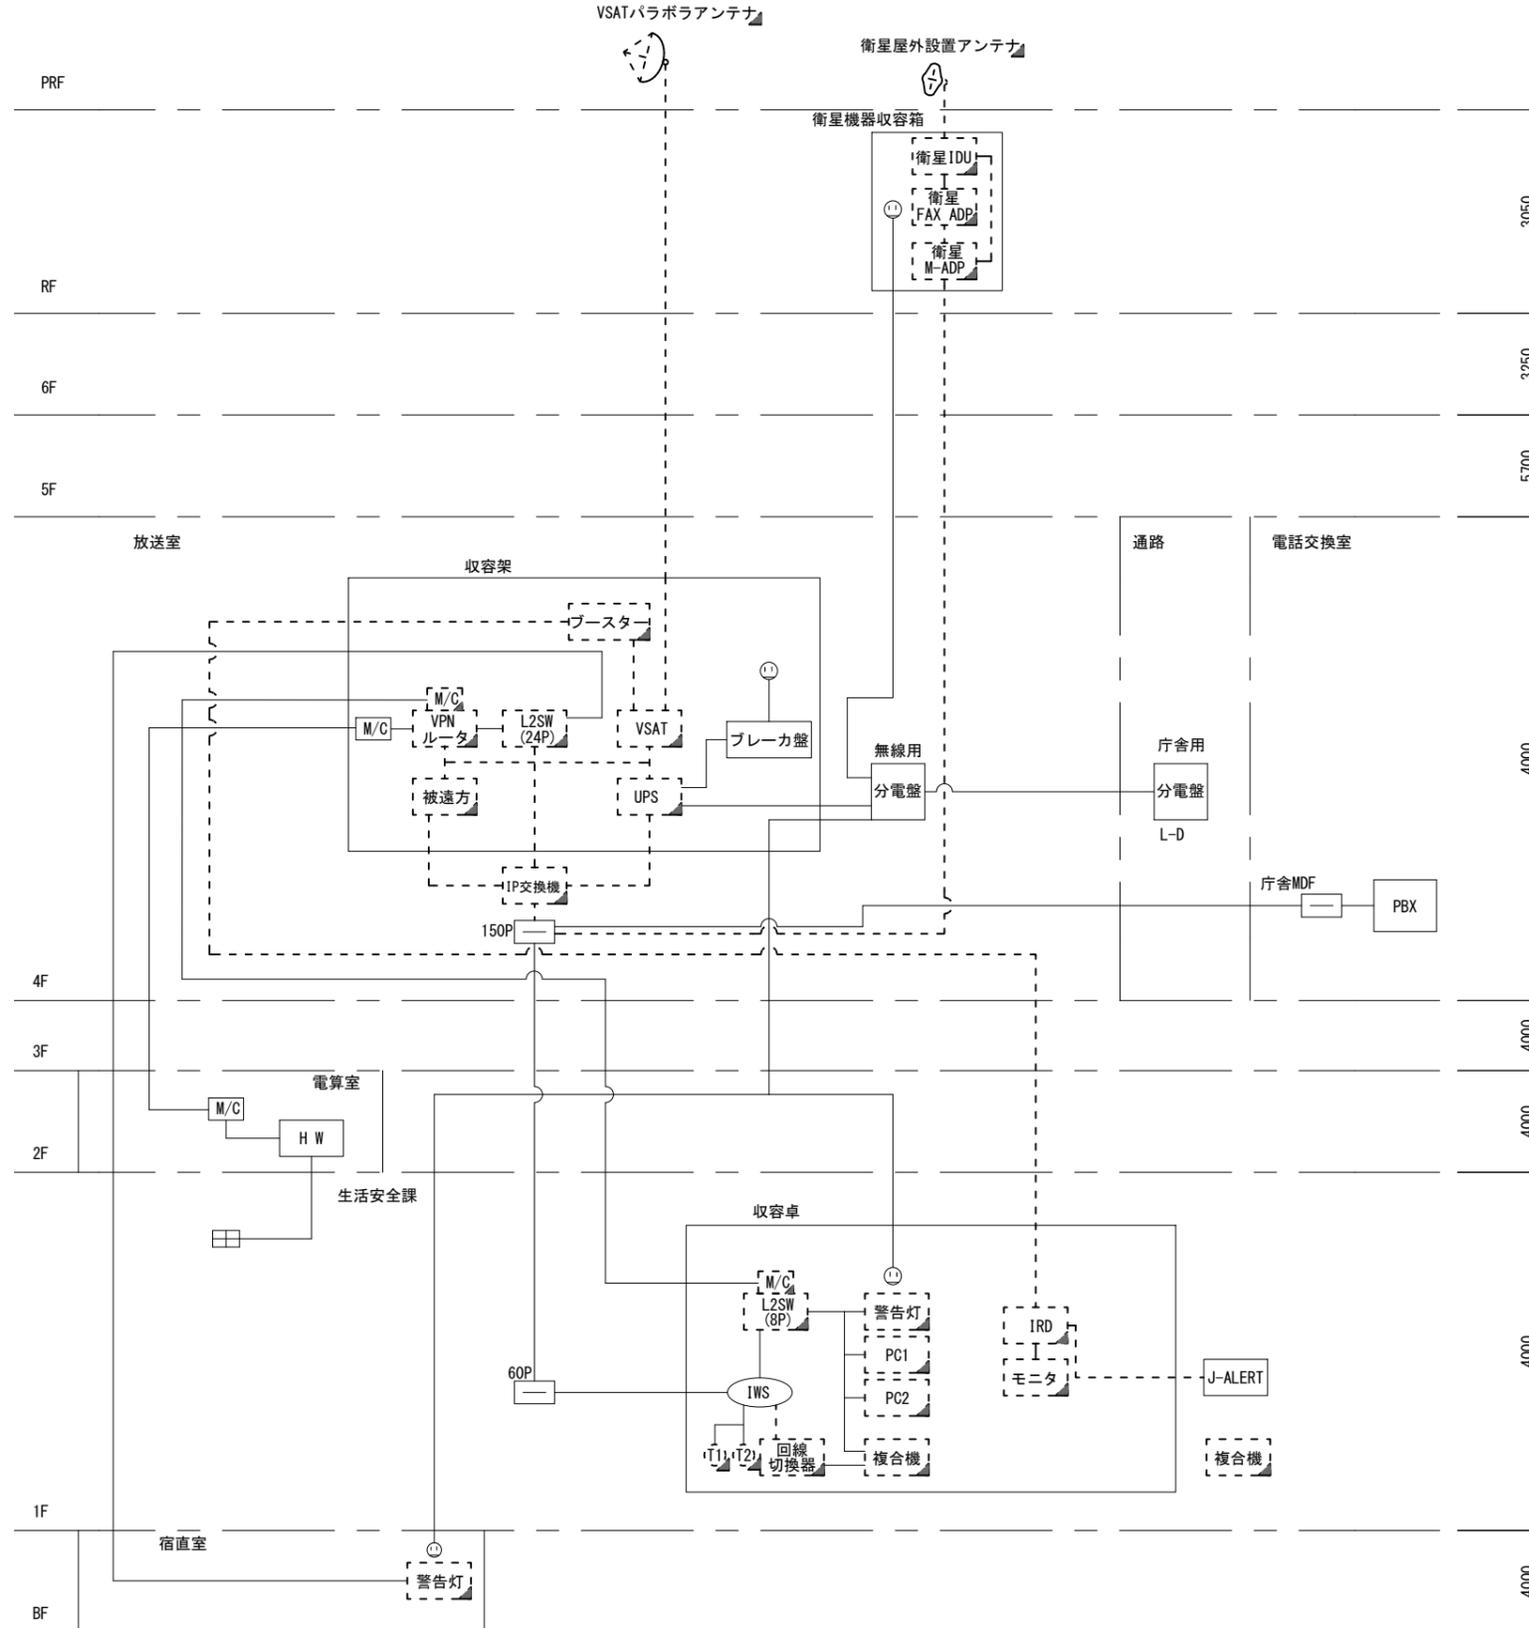

- 凡例
- VSAT VSAT
 - L2-SW (16Port)
 - L2-SW (8Port)
 - L2-SW (16Port +メディアコンバーター)
 - L2-SW (8Port +メディアコンバーター)
 - VPNルータ
 - 被遠方監視制御装置
 - 防災IP交換機
 - 無停電電源装置
 - 防災情報端末
 - ローカルWEBサーバ兼 防災情報端末
 - 防災情報端末(オプション)
 - 複合機
 - メディアコンバーター
 - ① 防災電話
 - ② 防災電話(衛星)
 - ③ コンセントBOX
 - 衛星携帯電話 IDU
 - 衛星FAXアダプタ
 - マルチアダプタ
 - FAX
 - SPD盤
 - 分配機
 - 震度表示処理装置
 - PBX
 - 端子盤、MDF
 - 大和路ハイウェイ
 - K-OPTICAL
 - 電源端子台
 - 情報コンセント
 - スピーカー付警告灯
 - モニター
 - IRD
 - J-ALERT
 - 変圧器
 - USBプリントサーバー
 - プリンタ

 

工事名	奈良県防災行政通信ネットワーク 衛星回線等再整備工事		
図面名	香芝市役所 系統図(撤去)		
作成年月日	令和 6年 8月		
縮尺	NON	図面番号	16
会社名	株式会社東京建設コンサルタント		
事業者名	奈良県		

香芝市役所 敷地平面図 (撤去)




平面図 (S=1/300)

凡 例	
	新設
	撤去
	新設
	撤去
	既設
	既設

工事名	奈良県防災行政通信ネットワーク 衛星回線等再整備工事		
図面名	香芝市役所 敷地平面図(撤去)		
作成年月日	令和 6年 8月		
縮尺	1:300	図面番号	17
会社名	株式会社東京建設コンサルタント		
事業者名	奈良県		

香芝市役所 機器据付図 (撤去)

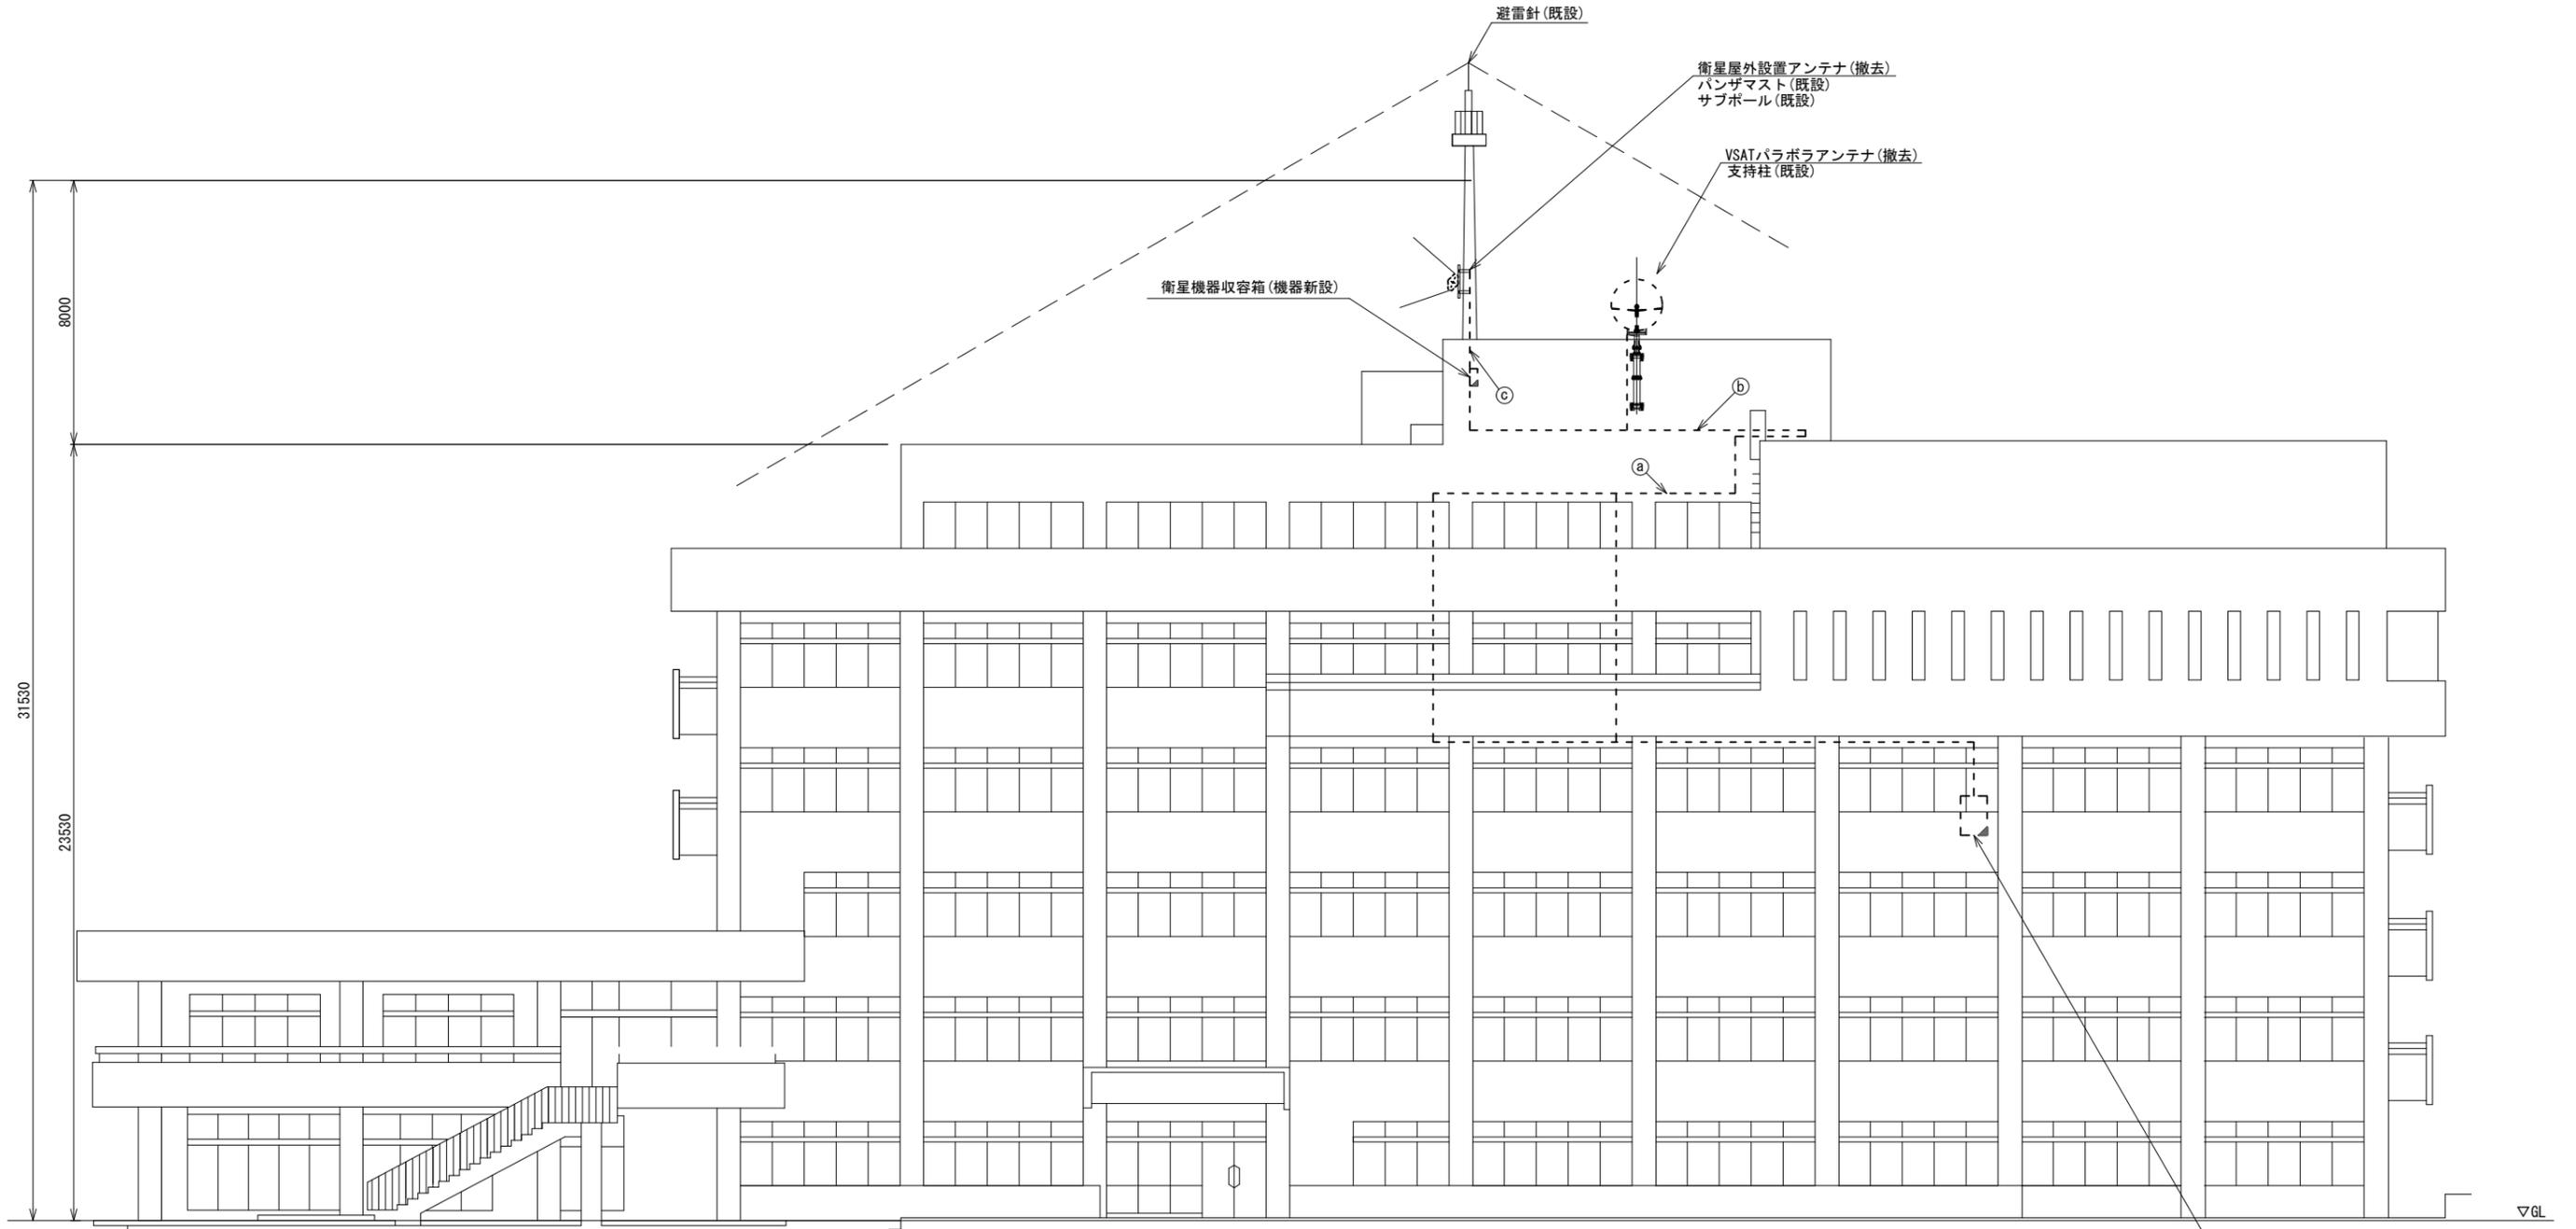

南側立面図 (S=1/100)



名称	作業	施工方法
8D-HFAE × 2	撤去	天井ころがし
SCT0. 5-4P	撤去	
CE3. 5sq-3C	既設	
IE3. 5sq	既設	
8D-HFAE × 2	撤去	G36 (既設)
SCT0. 5-4P	撤去	G28 (既設)
CE3. 5sq-3C	既設	
IE3. 5sq	既設	
外部アンテナ接続用ケーブル	撤去	G36 (既設)

収容架 (既設)
4F放送室

凡例	
	新設
	撤去
	既設
	既設

工事名	奈良県防災行政通信ネットワーク 衛星回線等整備工事		
図面名	香芝市役所 機器据付図 (撤去)		
作成年月日	令和 6年 8月		
縮尺	1:100	図面番号	18
会社名	株式会社東京建設コンサルタント		
事業者名	奈良県		

 香芝市役所 B1F 機器配置図 (撤去)

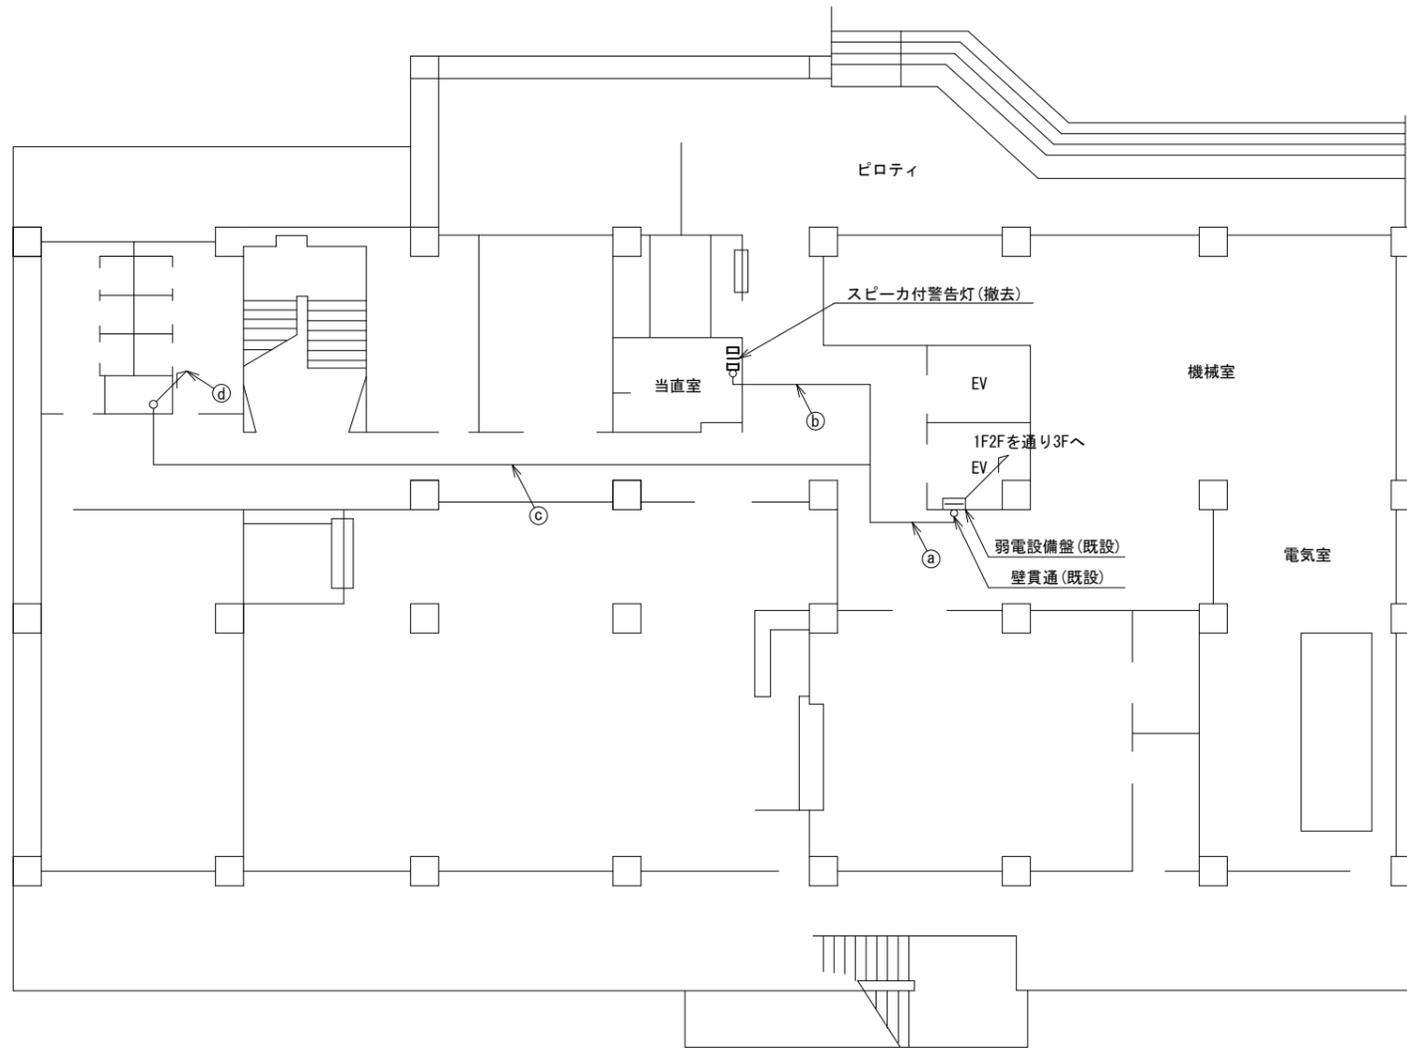


名称	作業	施工方法
① EM-UTPO. 5-4P	既設	天井こがし
② EM-UTPO. 5-4P	既設	天井こがし
③ CE3. 5sq-3C	既設	天井こがし
④ CE3. 5sq-3C	既設	PF22(既設)

B1F平面図(S=1/100)


凡例	
◻: 新設	◻: 撤去
—: 新設	- - -: 撤去
◻: 既設	—: 既設

工事名	奈良県防災行政通信ネットワーク 衛星回線等再整備工事		
図面名	香芝市役所 B1F 機器配置図(撤去)		
作成年月日	令和 6年 8月		
縮尺	1:100	図面番号	19
会社名	株式会社東京建設コンサルタント		
事業者名	奈良県		

香芝市役所 1F 機器配置図 (撤去)

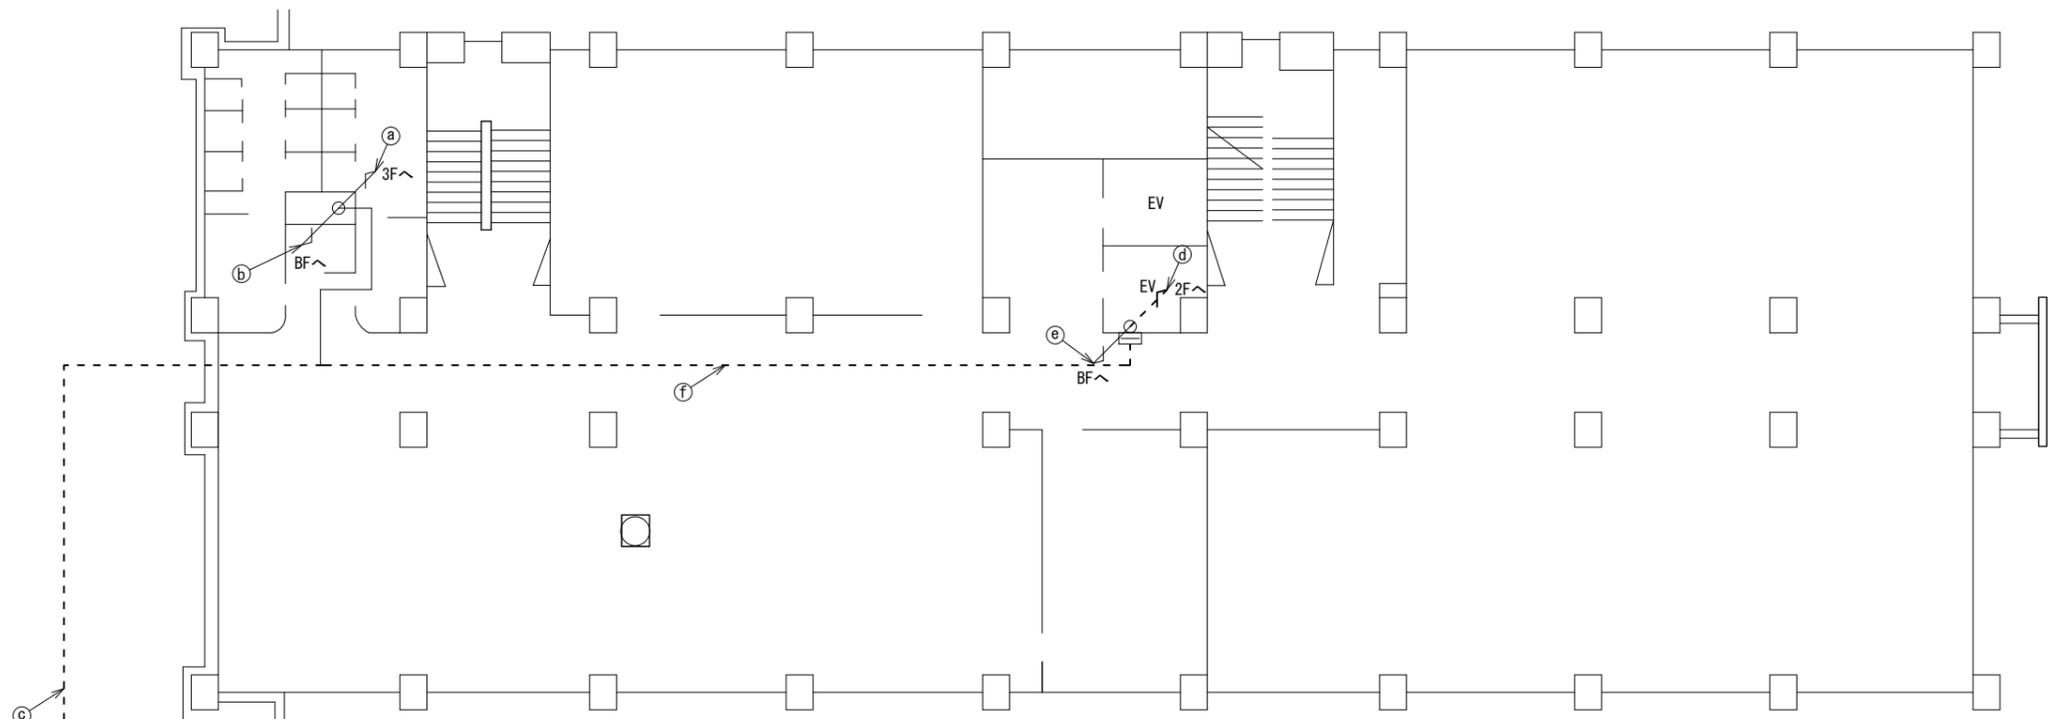

生活安全課

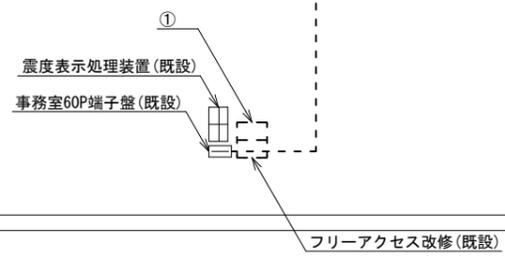

番号	名称	備考
	収容卓	既設
	防災情報端末	撤去
	L2-SW (8Port)	撤去
	防災電話	撤去
	複合機	撤去
①	スピーカ付警告灯	撤去
	ローカルサーバー兼防災情報端末	撤去
	防災電話(衛星)	撤去
	回線切替器	撤去
	IRD	撤去
	モニター	撤去
	M/C	撤去


	名称	作業	施工方法
	FCPEV-S0. 65-50P	既設	E39 (既設)
①	CE5. 5sq-3C	既設	E39 (既設)
	CE3. 5sq-3C	既設	E39 (既設)
②	CE3. 5sq-3C	既設	PF22 (既設)
	光ケーブル (SM-4C)	既設	
③	S-5C-FB	撤去	天井ころがし
	FCPEV-S0. 65-50P	既設	
	CE5. 5sq-3C	既設	
	EM-UTPO. 5-4P	既設	
④	光ケーブル (SM-4C)	既設	配管 (既設)
	S-5C-FB	撤去	
⑤	EM-UTPO. 5-4P	既設	配管 (既設)
⑥	光ケーブル (SM-4C)	既設	
⑦	S-5C-FB	撤去	天井ころがし

1F平面図 (S=1/100)

凡例	
	新設
	撤去
	新設
	撤去
	既設
	既設

工事名	奈良県防災行政通信ネットワーク 衛星回線等再整備工事		
図面名	香芝市役所 1F 機器配置図 (撤去)		
作成年月日	令和 6年 8月		
縮尺	1:100	図面番号	20
会社名	株式会社東京建設コンサルタント		
事業者名	奈良県		

香芝市役所 4F 機器配置図 (撤去)

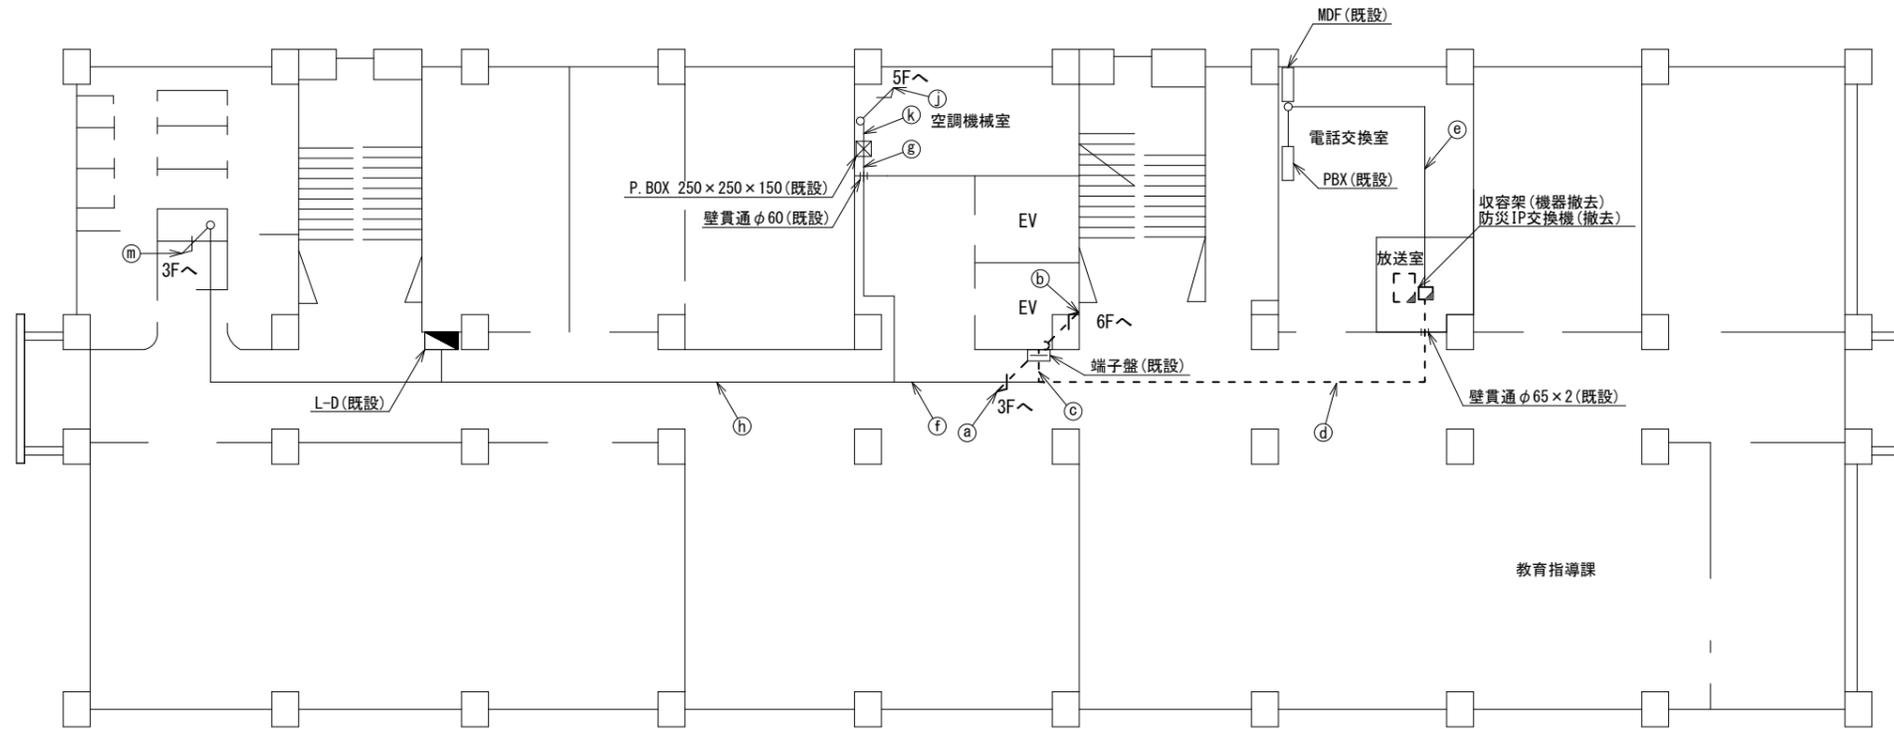

名称	作業	施工方法
EM-UTPO. 5-4P	既設	PF16 (既設)
① 光ケーブル (SM-4C) × 2	既設	PF22 (既設)
S-5C-FB	撤去	
② 8D-HFAE × 2	撤去	PF28 (既設)
SCTO. 5-4P	撤去	
③ 8D-HFAE × 2	撤去	天井こがし
SCTO. 5-4P	撤去	
EM-UTPO. 5-4P	既設	
光ケーブル (SM-4C) × 2	既設	
S-5C-FB	撤去	

名称	作業	施工方法
④ 8D-HFAE × 2	撤去	天井こがし
SCTO. 5-4P	撤去	
IE3. 5sq	既設	
EM-UTPO. 5-4P	既設	
光ケーブル (SM-4C) × 2	既設	
⑤ S-5C-FB	撤去	天井こがし
FCPEV-SO. 65-50P	既設	
CE14sq-3C	既設	
CE3. 5sq-3C × 2	既設	
CE5. 5sq-3C	既設	
IE3. 5sq	既設	
⑥ SWVPO. 5-22C	既設	天井こがし
CPEV-SO. 5-3P	既設	
CPEV-SO. 5-10P	既設	

名称	作業	施工方法
CE14sq-3C	既設	天井こがし
CE3. 5sq-3C × 2	既設	
⑦ CE5. 5sq-3C	既設	
IE3. 5sq	既設	天井こがし
FCPEV-SO. 65-50P	既設	
⑧ CE3. 5sq-3C	既設	E51 (既設)
IE3. 5sq	既設	
CE14sq-3C	既設	天井こがし
⑨ CE5. 5sq-3C	既設	
CE3. 5sq-3C	既設	
FCPEV-SO. 65-50P	既設	天井こがし


名称	作業	施工方法
⑩ CE3. 5sq-3C	既設	配管 (既設)
IE3. 5sq	既設	
⑪ CE3. 5sq-3C	既設	E51 (既設)
IE3. 5sq	既設	PV50 (既設)
⑫ CE5. 5sq-3C	既設	E39 (既設)
CE3. 5sq-3C	既設	
FCPEV-SO. 65-50P	既設	E39 (既設)

4F平面図 (S=1/100)

凡例	
	新設
	撤去
	新設
	撤去
	既設
	既設

工事名	奈良県防災行政通信ネットワーク 衛星回線等再整備工事		
図面名	香芝市役所 4F 機器配置図 (撤去)		
作成年月日	令和 6年 8月		
縮尺	1:100	図面番号	21
会社名	株式会社東京建設コンサルタント		
事業者名	奈良県		

香芝市役所 5F 機器配置図 (撤去)

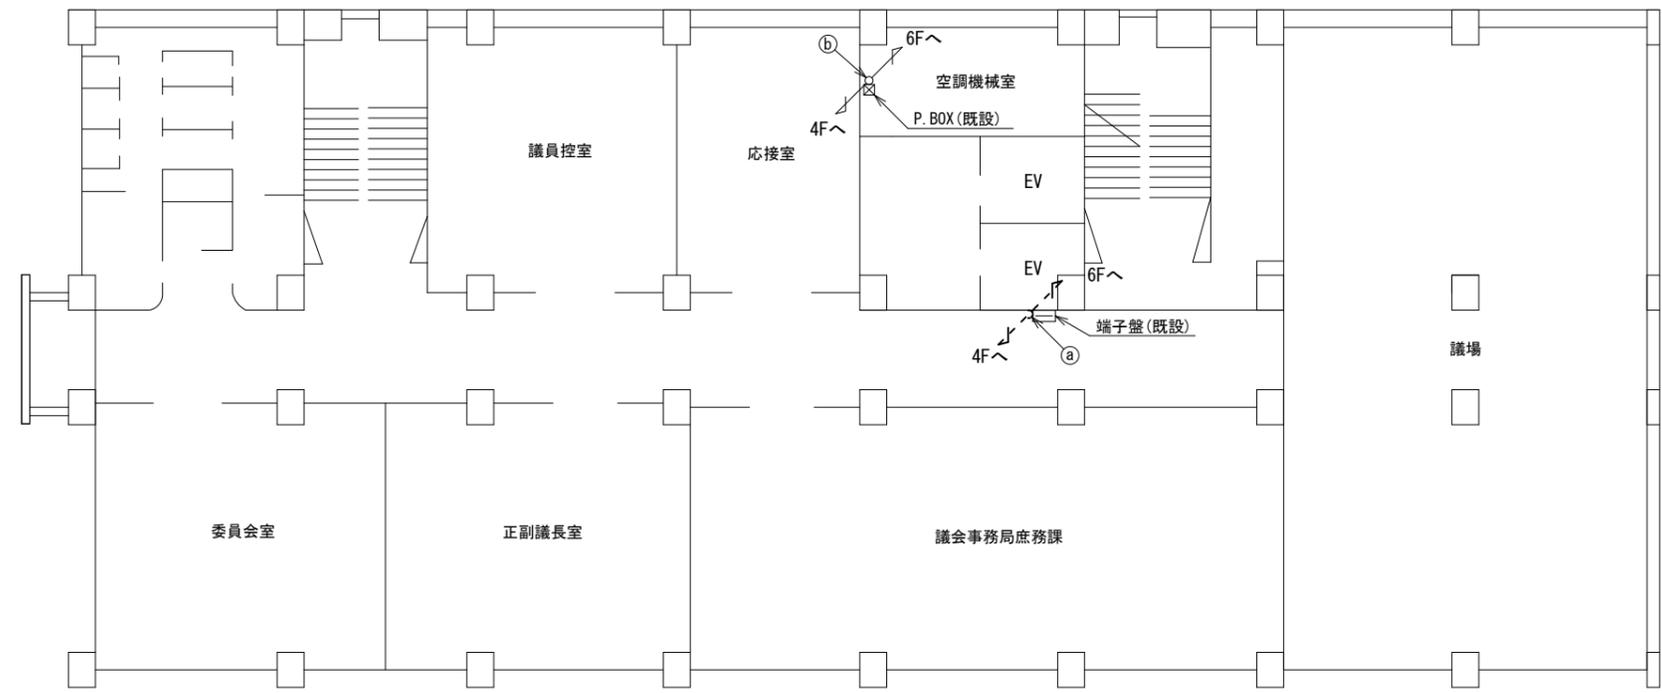


名称	作業	施工方法
① 8D-HFAE × 2	撤去	配管 (既設)
SCT0. 5-4P	撤去	
② CE3. 5sq-3C	新設	配管 (既設)
IE3. 5sq	新設	

5F平面図 (S=1/100)

凡例	
	新設
	撤去
	新設
	撤去
	既設
	既設

工事名	奈良県防災行政通信ネットワーク 衛星回線等再整備工事		
図面名	香芝市役所 5F 機器配置図 (撤去)		
作成年月日	令和 6年 8月		
縮尺	1:100	図面番号	22
会社名	株式会社東京建設コンサルタント		
事業者名	奈良県		

香芝市役所 6F 機器配置図 (撤去)

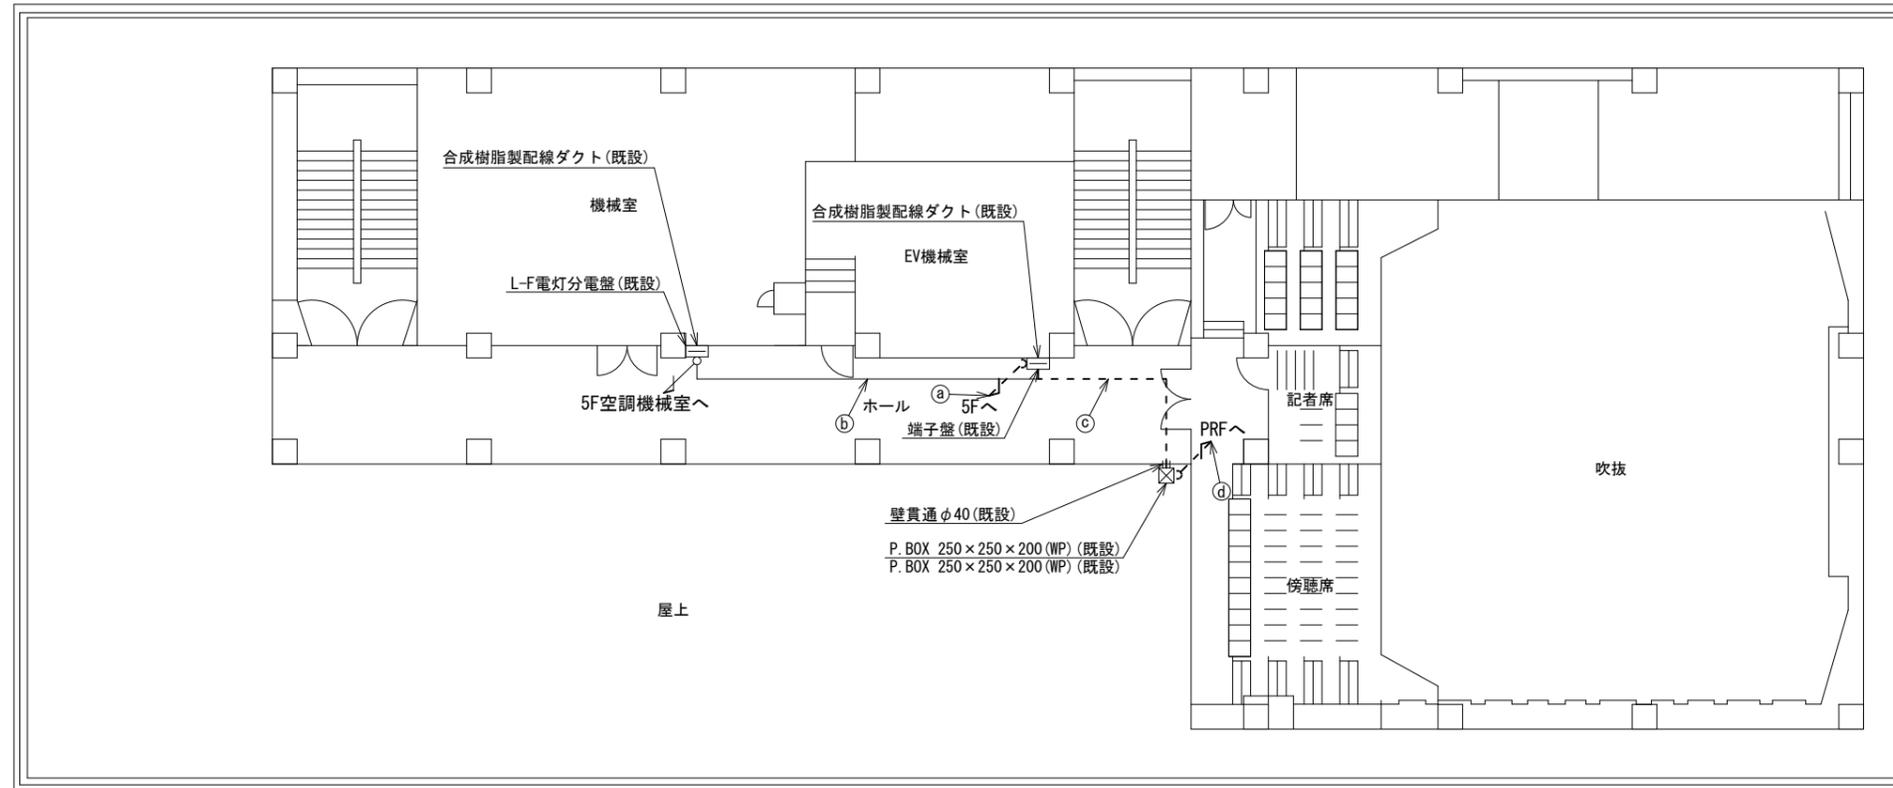


名称	作業	施工方法
① 8D-HFAE × 2	撤去	配管(既設)
SCT0. 5-4P	撤去	
② CE3. 5sq-3C	既設	天井ころがし
IE3. 5sq	既設	
③ 8D-HFAE × 2	撤去	天井ころがし
SCT0. 5-4P	撤去	
CE3. 5sq-3C	既設	
IE3. 5sq	既設	
④ 8D-HFAE × 2	撤去	G36(既設)
SCT0. 5-4P	撤去	
CE3. 5sq-3C	既設	G28(既設)
IE3. 5sq	既設	

6F平面図 (S=1/100)

凡例	
	新設
	撤去
	新設
	撤去
	既設
	既設

工事名	奈良県防災行政通信ネットワーク 衛星回線等再整備工事		
図面名	香芝市役所 6F 機器配置図(撤去)		
作成年月日	令和 6年 8月		
縮尺	1:100	図面番号	23
会社名	株式会社東京建設コンサルタント		
事業者名	奈良県		

香芝市役所 RF 機器配置図 (撤去)

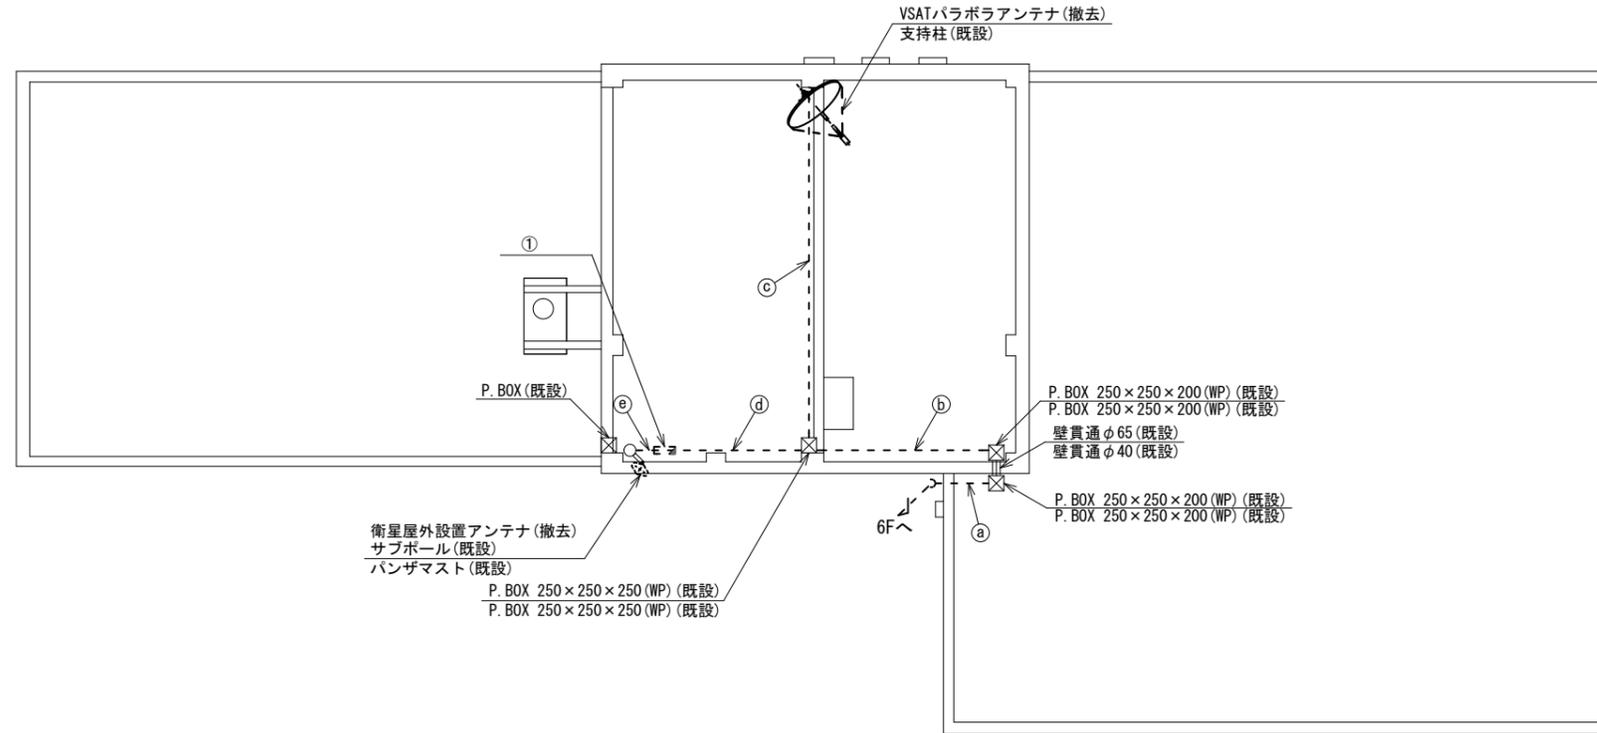

番号	名称	備考
①	衛星機器収容箱	既設
	衛星可搬端末	撤去
	衛星FAXアダプター	撤去
	衛星ハンドセット	撤去
	マルチアダプター	撤去


番号	名称	作業	施工方法
a	8D-HFAE × 2	撤去	G36 (既設)
	SCT0. 5-4P	撤去	
	CE3. 5sq-3C	既設	
	IE3. 5sq	既設	
b	8D-HFAE × 2	撤去	G36 (既設)
	SCT0. 5-4P	撤去	
	CE3. 5sq-3C	既設	
	IE3. 5sq	既設	
c	8D-HFAE × 2	撤去	G36 (既設)
	IE3. 5sq	既設	
	SCT0. 5-4P	撤去	
	CE3. 5sq-3C	既設	
d	SCT0. 5-4P	撤去	G16 (既設)
	CE3. 5sq-3C	既設	
e	外部アンテナ接続用ケーブル	撤去	G36 (既設)

RF平面図 (S=1/100)

凡例	
	新設
	撤去
	新設
	撤去
	既設
	既設

工事名	奈良県防災行政通信ネットワーク 衛星回線等再整備工事		
図面名	香芝市役所 RF 機器配置図(撤去)		
作成年月日	令和 6年 8月		
縮尺	1:100	図面番号	24
会社名	株式会社東京建設コンサルタント		
事業者名	奈良県		

香芝市役所 4F放送室 機器配置図 (撤去)

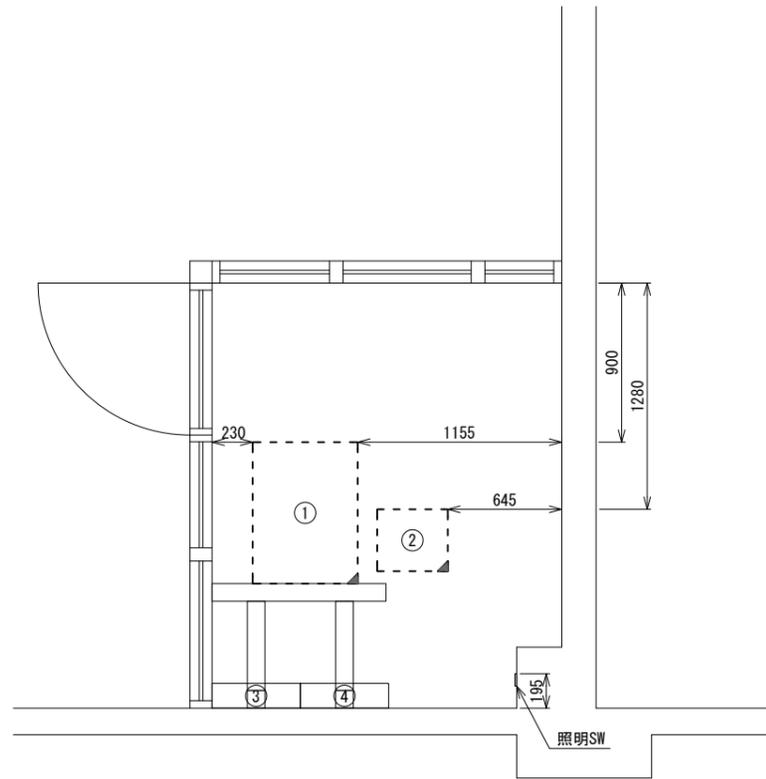

4F放送室 平面図 (S=1/20)

番号	名 称	備 考
①	收容架	既設
	VSAT	撤去
	L2-SW	撤去
	被遠方監視制御装置	撤去
	UPS	撤去
	VPNルータ	撤去
	M/C (大和路ハイウェイ)	既設
	M/C (收容卓)	撤去
②	防災IP交換機	撤去
③	無線室150P端子盤	既設
④	無線用分電盤	既設

凡 例

	撤去		撤去		撤去		撤去
	既設		既設		既設		既設


工事名	奈良県防災行政通信ネットワーク 衛星回線等再整備工事		
図面名	香芝市役所 4F放送室 機器配置図(撤去)		
作成年月日	令和 6年 8月		
縮尺	1:20	図面番号	25
会社名	株式会社東京建設コンサルタント		
事業者名	奈良県		

香芝市役所 配線系統図

(撤去)

凡例

LANケーブル：EM-UTP0.5-4P (Cat5e)
屋外LANケーブル：NSED-T-LAPO.5-4P (Cat5e)

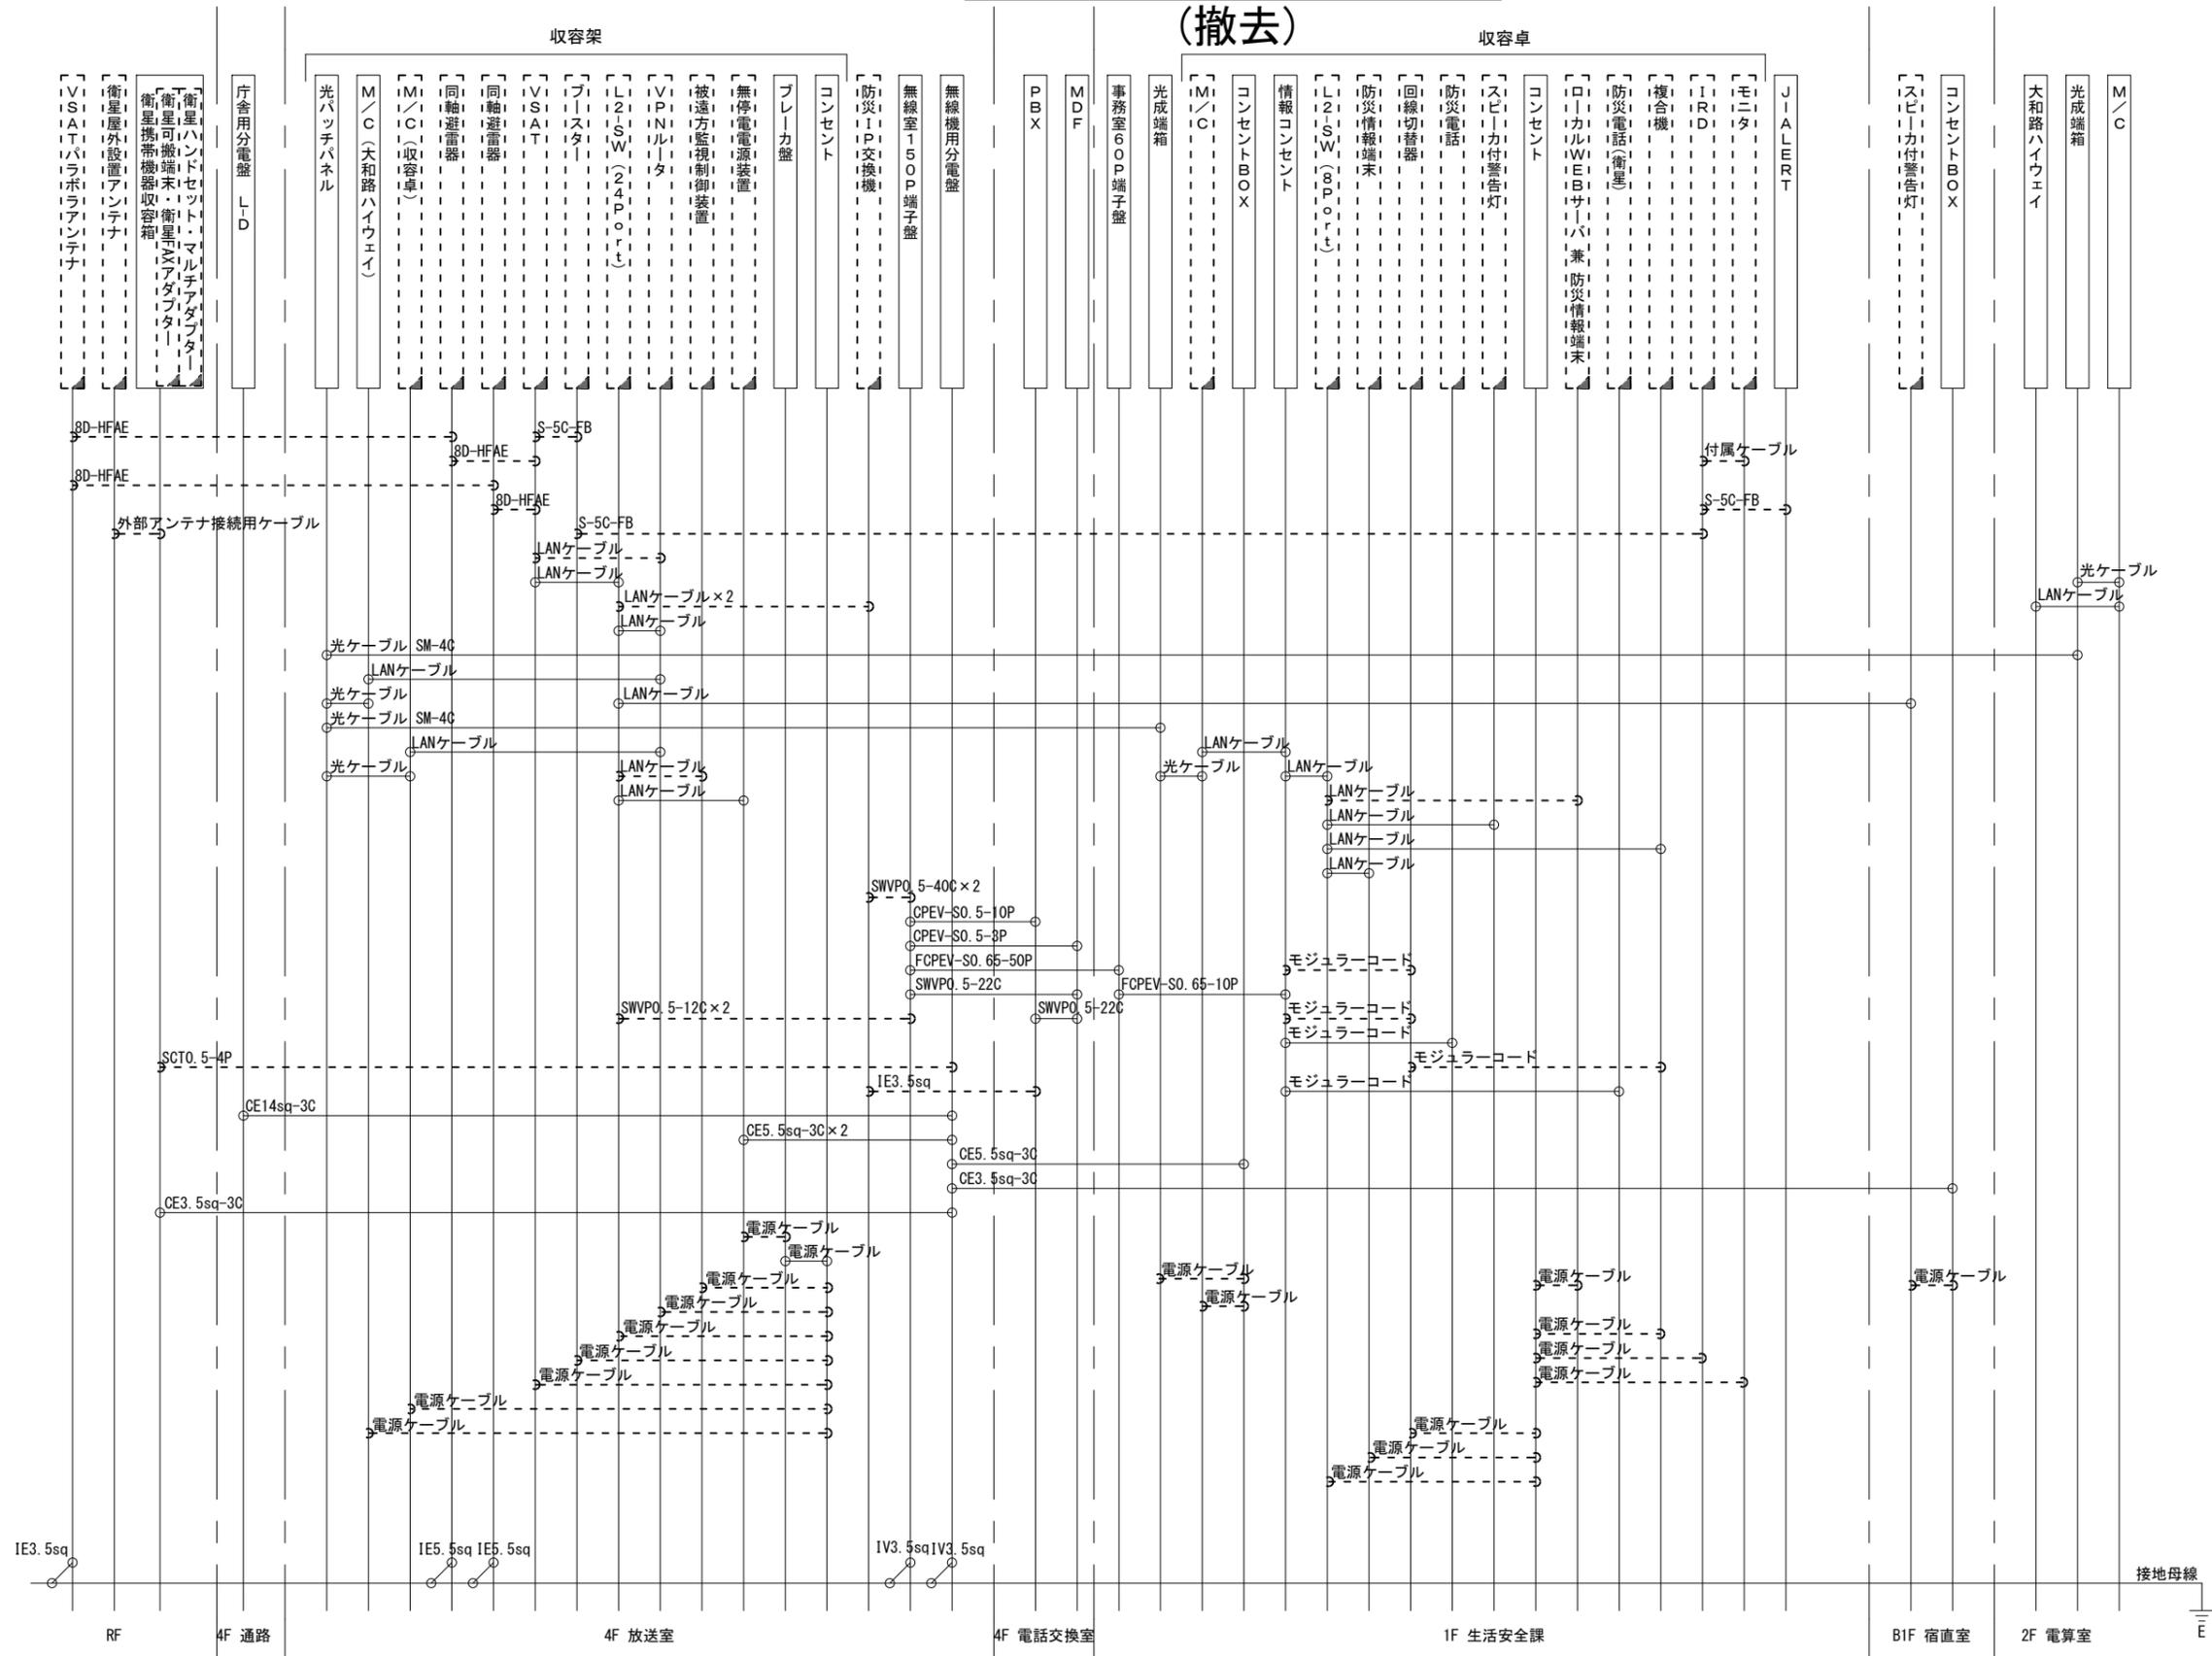

工事名	奈良県防災行政通信ネットワーク 衛星回線等再整備工事		
図面名	香芝市役所 配線系統図(撤去)		
作成年月日	令和 6年 8月		
縮尺	NON	図面番号	26
会社名	株式会社東京建設コンサルタント		
事業者名	奈良県		

凡例			
■	□	—	- - -
□	□	—	- - -
□	□	—	- - -