


目次

葛城市役所(新庄庁舎)

図番	図面名称
01	葛城市役所(新庄庁舎) 位置図
02	葛城市役所(新庄庁舎) 系統図(新設)
03	葛城市役所(新庄庁舎) 敷地平面図(新設)
04	葛城市役所(新庄庁舎) 機器据付図(新設)
05	葛城市役所(新庄庁舎) 1F機器配置図(新設)
06	葛城市役所(新庄庁舎) 2F機器配置図(新設)
07	葛城市役所(新庄庁舎) 3F機器配置図(新設)
08	葛城市役所(新庄庁舎) 4F・5F機器配置図(新設)
09	葛城市役所(新庄庁舎) RF・PH2F・PHRF機器配置図(新設)
10	葛城市役所(新庄庁舎) 3F防災無線室 機器配置図(新設)
11	葛城市役所(新庄庁舎) 配線系統図(新設)
12	葛城市役所(新庄庁舎) 電源系統図(参考図)
13	葛城市役所(新庄庁舎) 系統図(撤去)
14	葛城市役所(新庄庁舎) 敷地平面図(撤去)
15	葛城市役所(新庄庁舎) 機器据付図(撤去)
16	葛城市役所(新庄庁舎) 1F機器配置図(撤去)
17	葛城市役所(新庄庁舎) 2F機器配置図(撤去)
18	葛城市役所(新庄庁舎) 3F機器配置図(撤去)
19	葛城市役所(新庄庁舎) 4F・5F機器配置図(撤去)
20	葛城市役所(新庄庁舎) RF・PH2F・PHRF機器配置図(撤去)
21	葛城市役所(新庄庁舎) 3F防災無線室 機器配置図(撤去)
22	葛城市役所(新庄庁舎) 配線系統図(撤去)

葛城市役所(新庄庁舎) 位置図

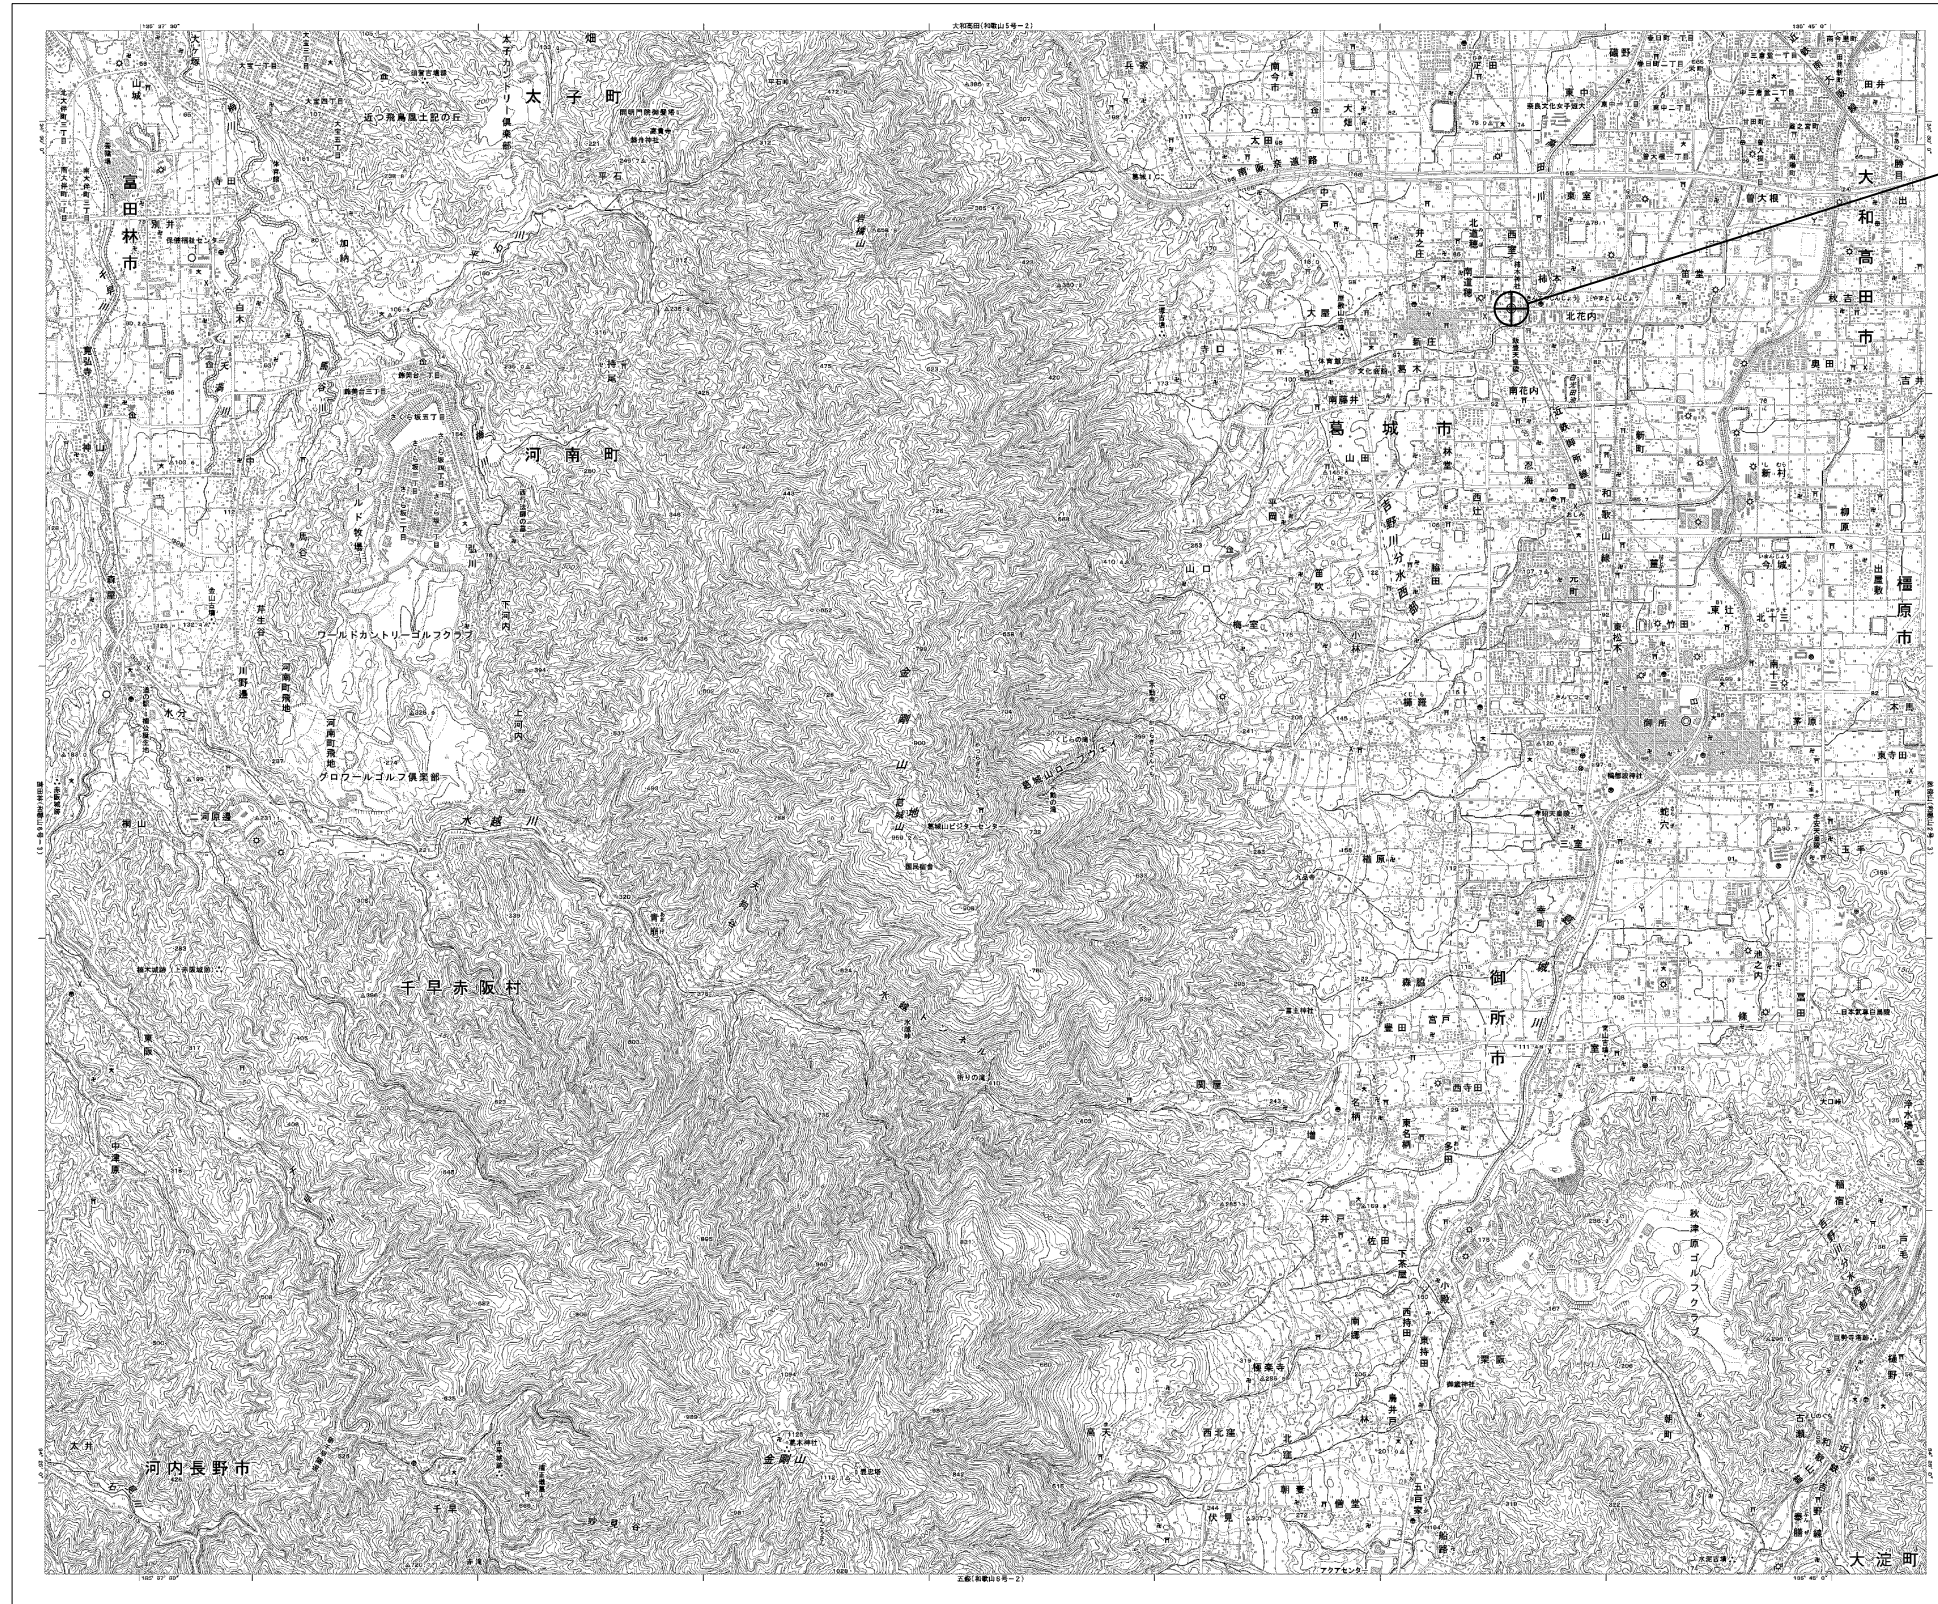


葛城市役所(新庄庁舎)

工事名	奈良県防災行政通信ネットワーク 衛星回線等再整備工事		
図面名	葛城市役所(新庄庁舎) 位置図		
作成年月日	令和 6年 8月		
縮尺	S=1/25000	図面番号	01
会社名	株式会社東京建設コンサルタント		
事業者名	奈良県		

葛城市役所(新庄庁舎) 系統図 (新設)




- 凡例
- VSAT: VSAT
 - L2-SW (16Port): L2-SW (16Port)
 - L2-SW (8Port): L2-SW (8Port)
 - L2-SW (16Port +メディアコンバーター): L2-SW (16Port +メディアコンバーター)
 - L2-SW (8Port +メディアコンバーター): L2-SW (8Port +メディアコンバーター)
 - VPNルータ: VPNルータ
 - 被遠方監視制御装置: 被遠方監視制御装置
 - 防災IP交換機: 防災IP交換機
 - 無停電電源装置: 無停電電源装置
 - PC1: 防災情報端末
 - PC2: ローカルWEBサーバ 兼 防災情報端末
 - PC(O): 防災情報端末(オプション)
 - 複合機: 複合機
 - M/C: メディアコンバーター
 - ①: 防災電話(IP)
 - ②: 防災電話(アナログ)
 - ③: 防災電話(IP(大和路HW))
 - ④: コンセントBOX
 - 衛星IDU: 衛星携帯電話 IDU
 - 衛星FAXアダプタ: 衛星FAXアダプタ
 - マルチアダプタ: マルチアダプタ
 - FAX: FAX
 - SPD: SPD盤
 - 分配機: 分配機
 - 震度表示処理装置: 震度表示処理装置
 - PBX: PBX
 - 端子盤、MDF: 端子盤、MDF
 - 大和路ハイウェイ: 大和路ハイウェイ
 - K-OPTICAL: K-OPTICAL
 - 電源端子台: 電源端子台
 - 情報コンセント: 情報コンセント
 - スピーカー付警告灯: スピーカー付警告灯
 - モニタ: モニタ
 - IRD: IRD
 - J-ALERT: J-ALERT
 - 変圧器: 変圧器
 - USBプリンター: USBプリンター
 - プリンタ: プリンタ

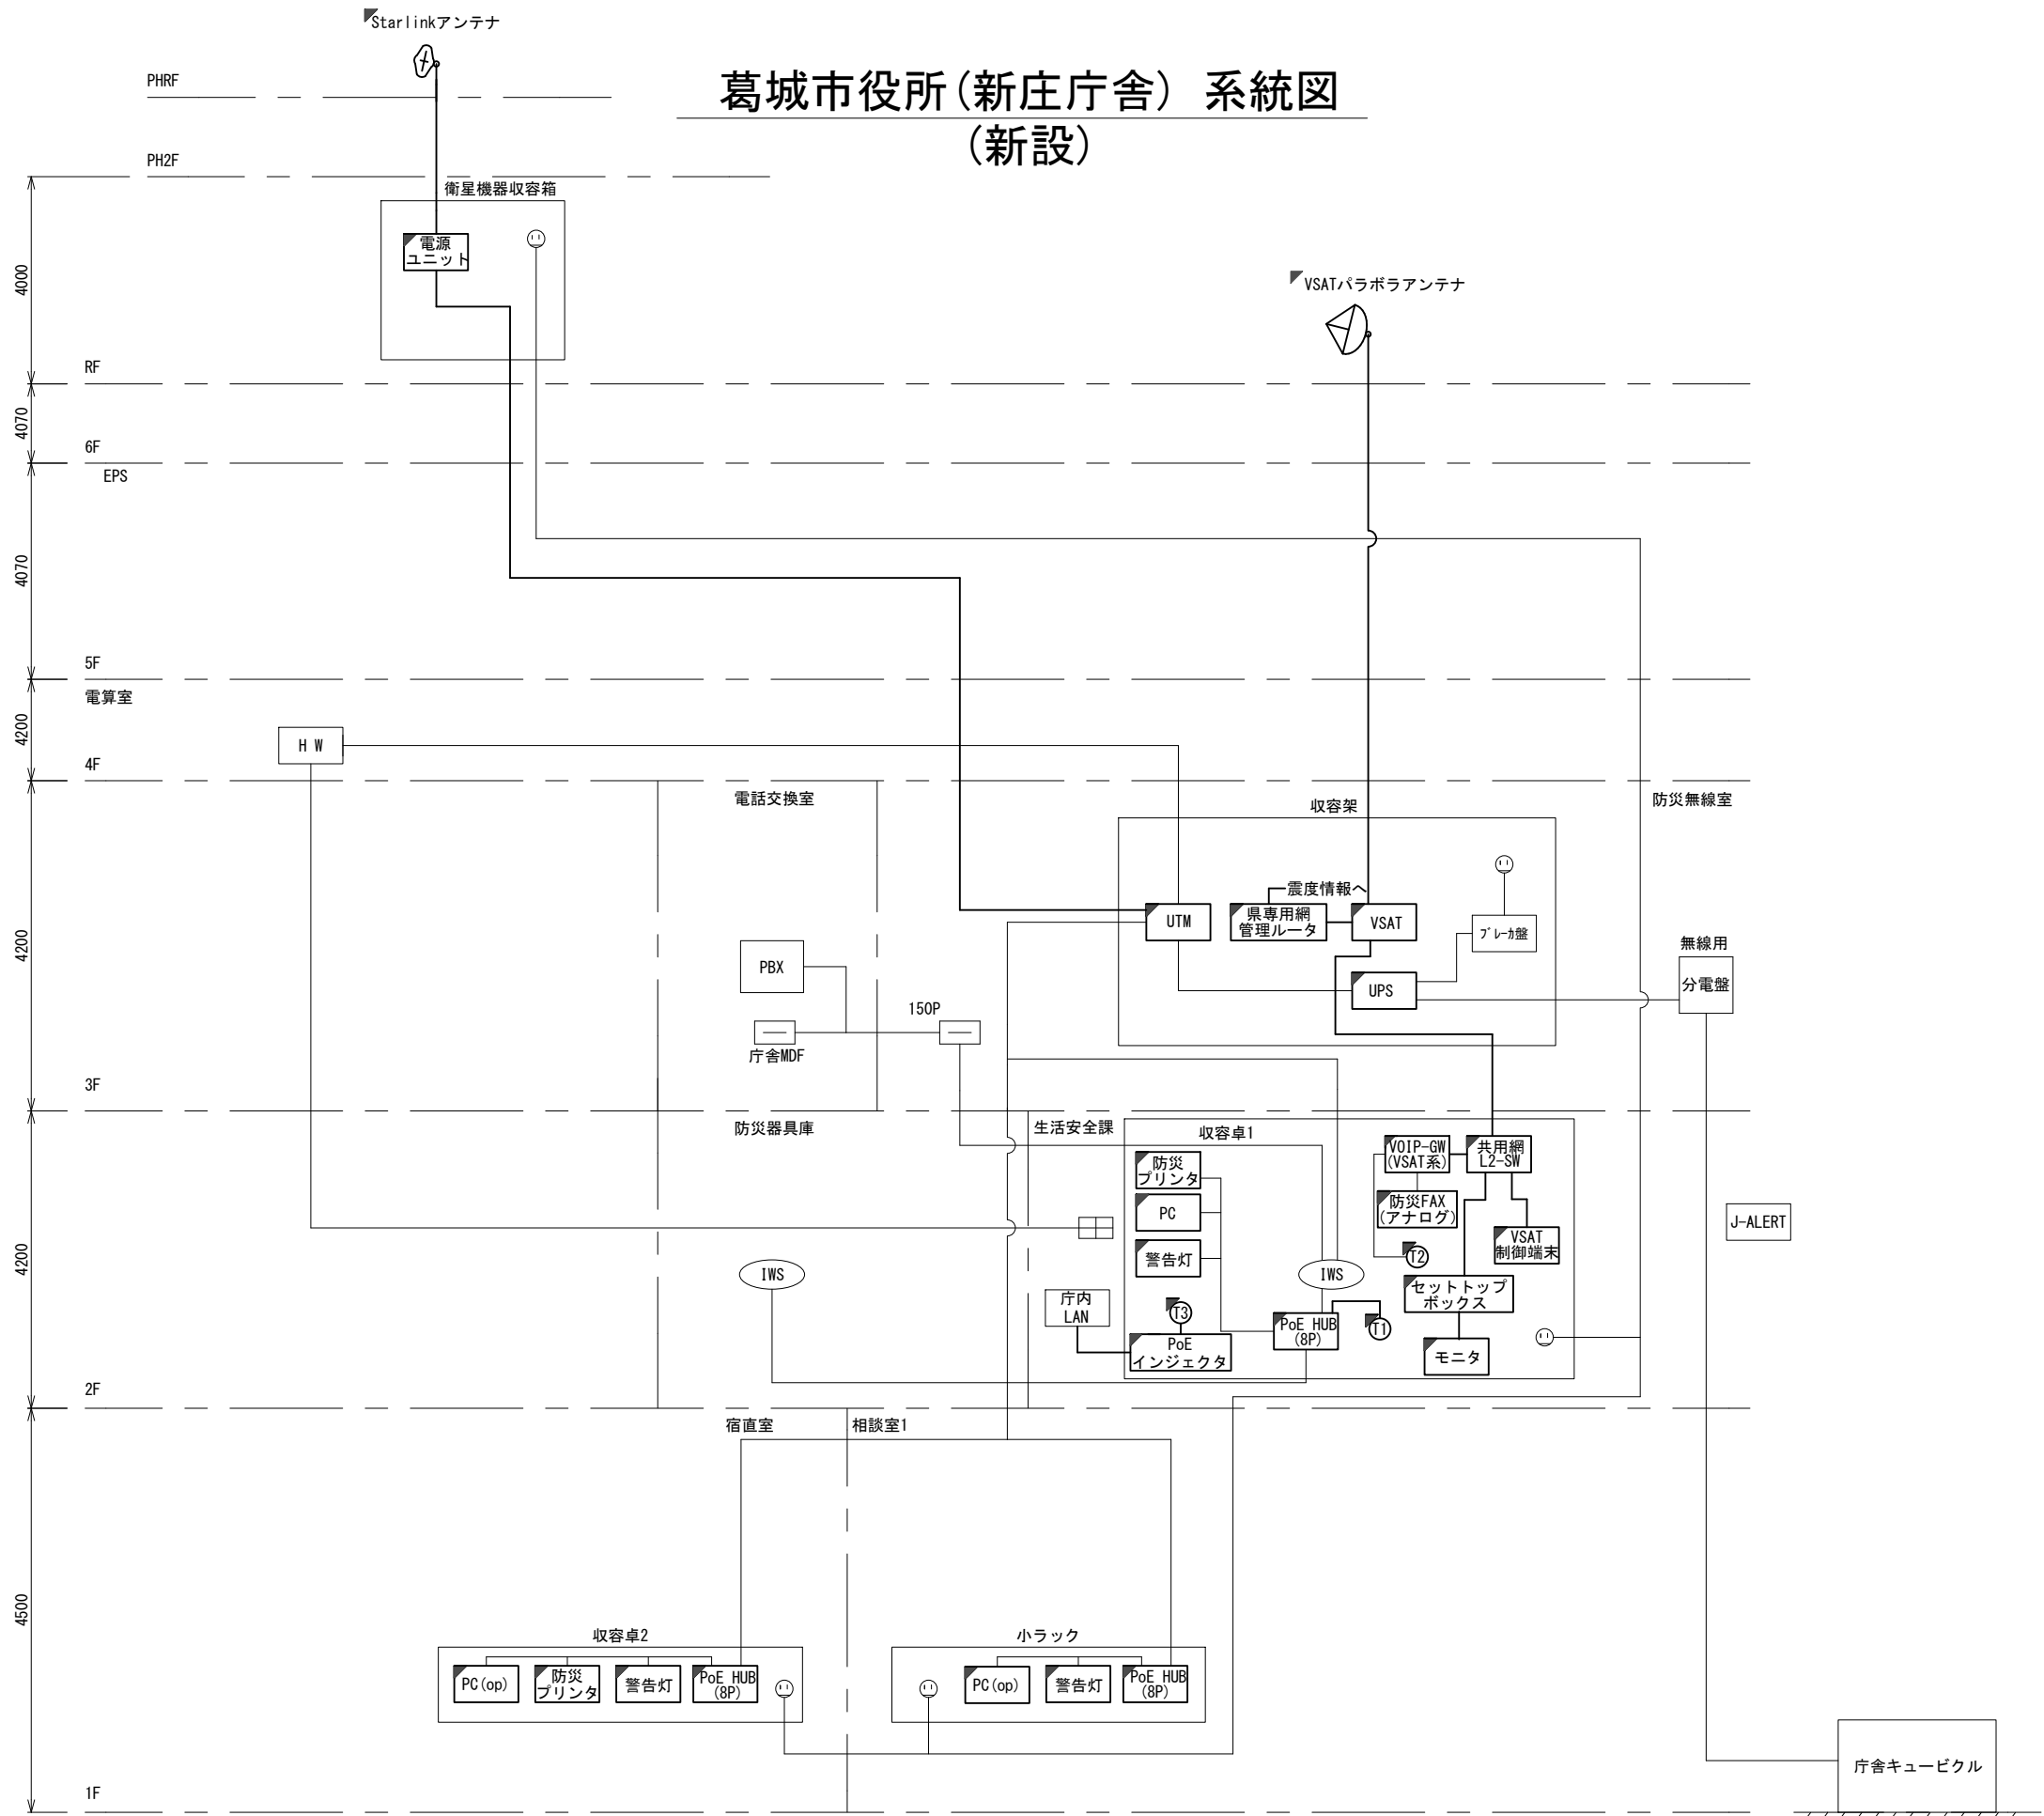

- 凡例
- : 新設
 - : 撤去
 - : 新設
 - - -: 撤去
 - : 既設
 - : 既設

工事名	奈良県防災行政通信ネットワーク 衛星回線等再整備工事		
図面名	葛城市役所(新庄庁舎) 系統図(新設)		
作成年月日	令和 6年 8月		
縮尺	NON	図面番号	02
会社名	株式会社東京建設コンサルタント		
事業者名	奈良県		

葛城市役所(新庄庁舎)敷地平面図 (新設)

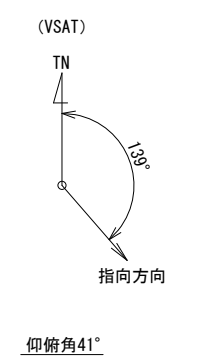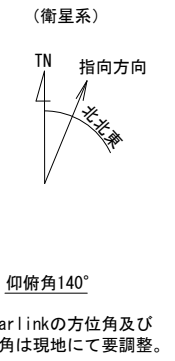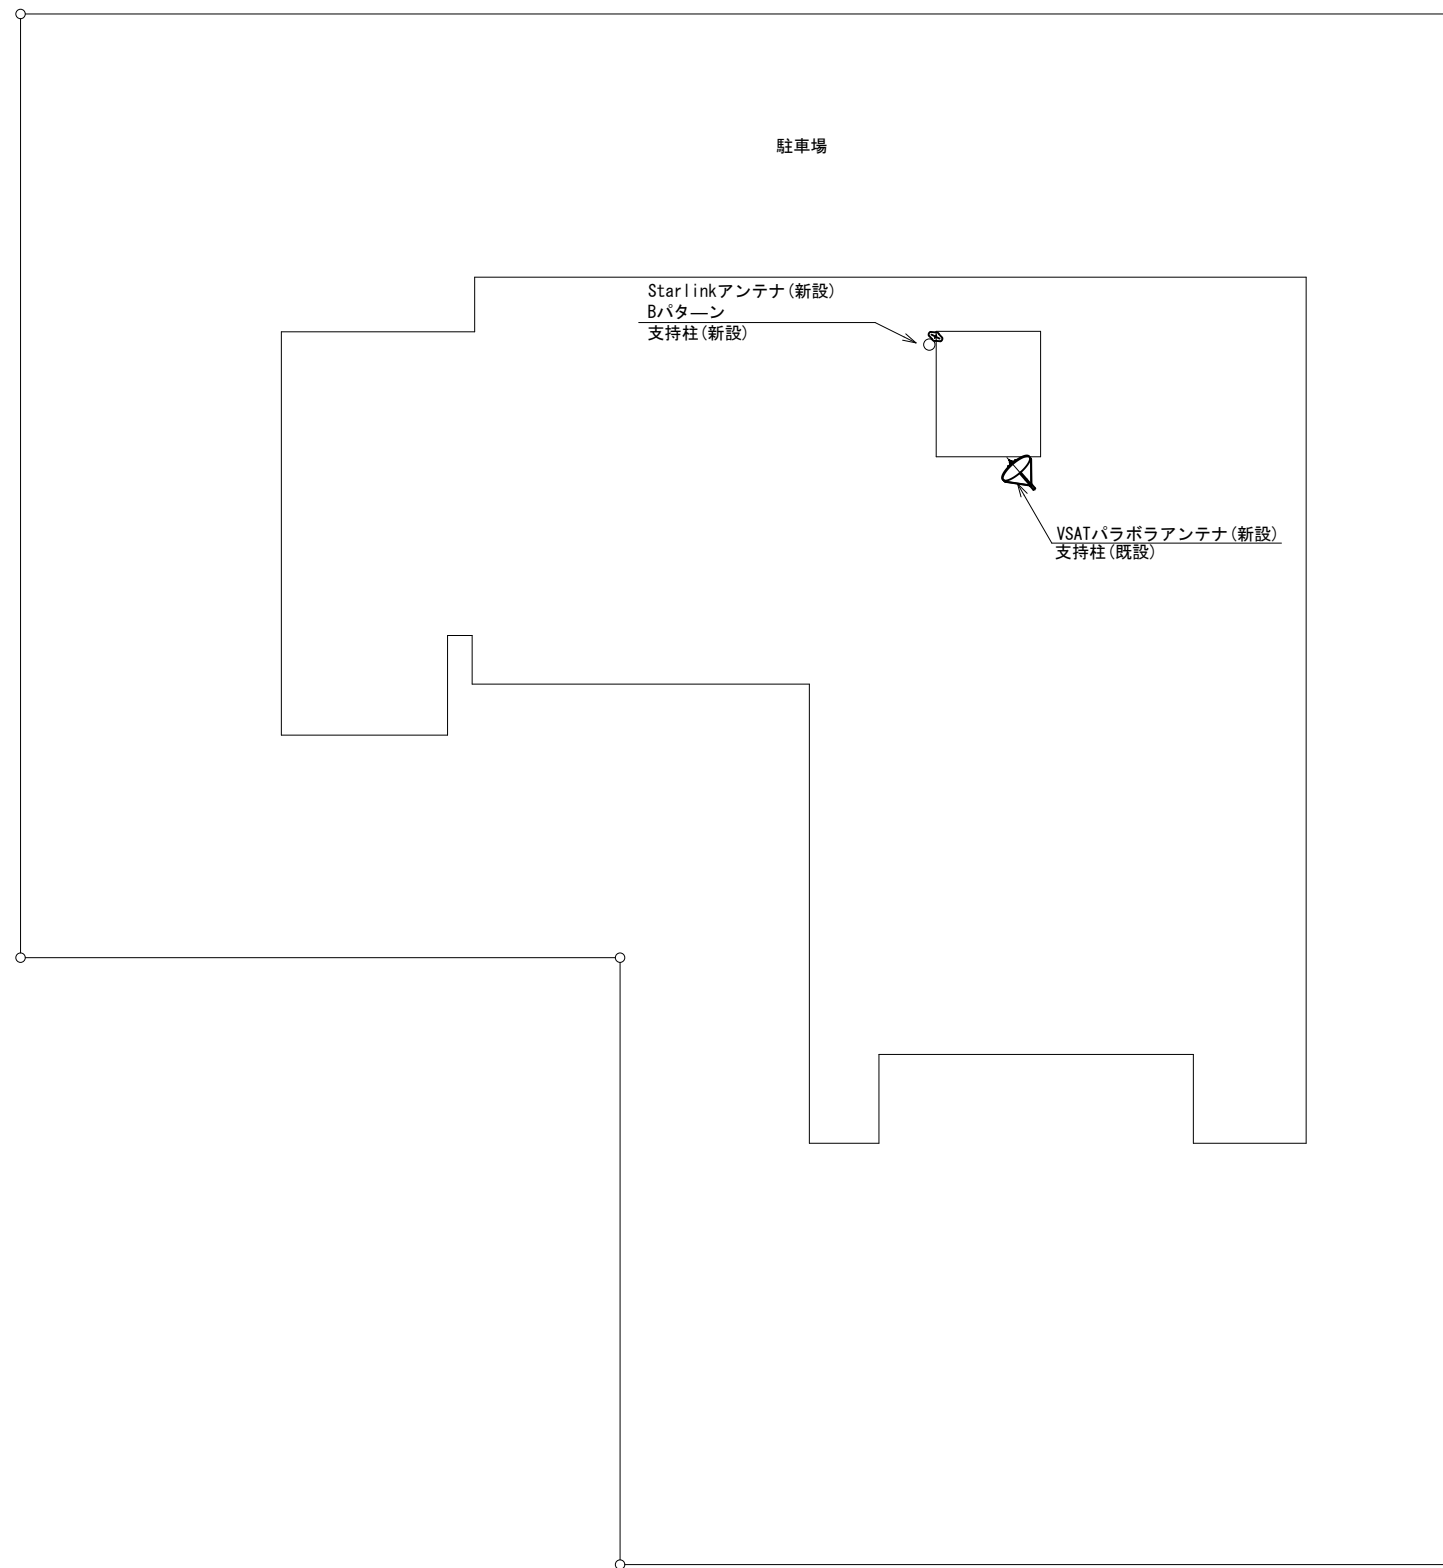


平面図 (S=1/200)

凡 例

: 新設	: 撤去	: 新設	: 撤去
: 既設		: 既設	

工事名	奈良県防災行政通信ネットワーク 衛星回線等再整備工事		
図面名	葛城市役所(新庄庁舎) 敷地平面図(新設)		
作成年月日	令和 6年 8月		
縮尺	S=1/200	図面番号	03
会社名	株式会社東京建設コンサルタント		
事業者名	奈良県		

葛城市役所(新庄庁舎) 機器据付図 (新設)

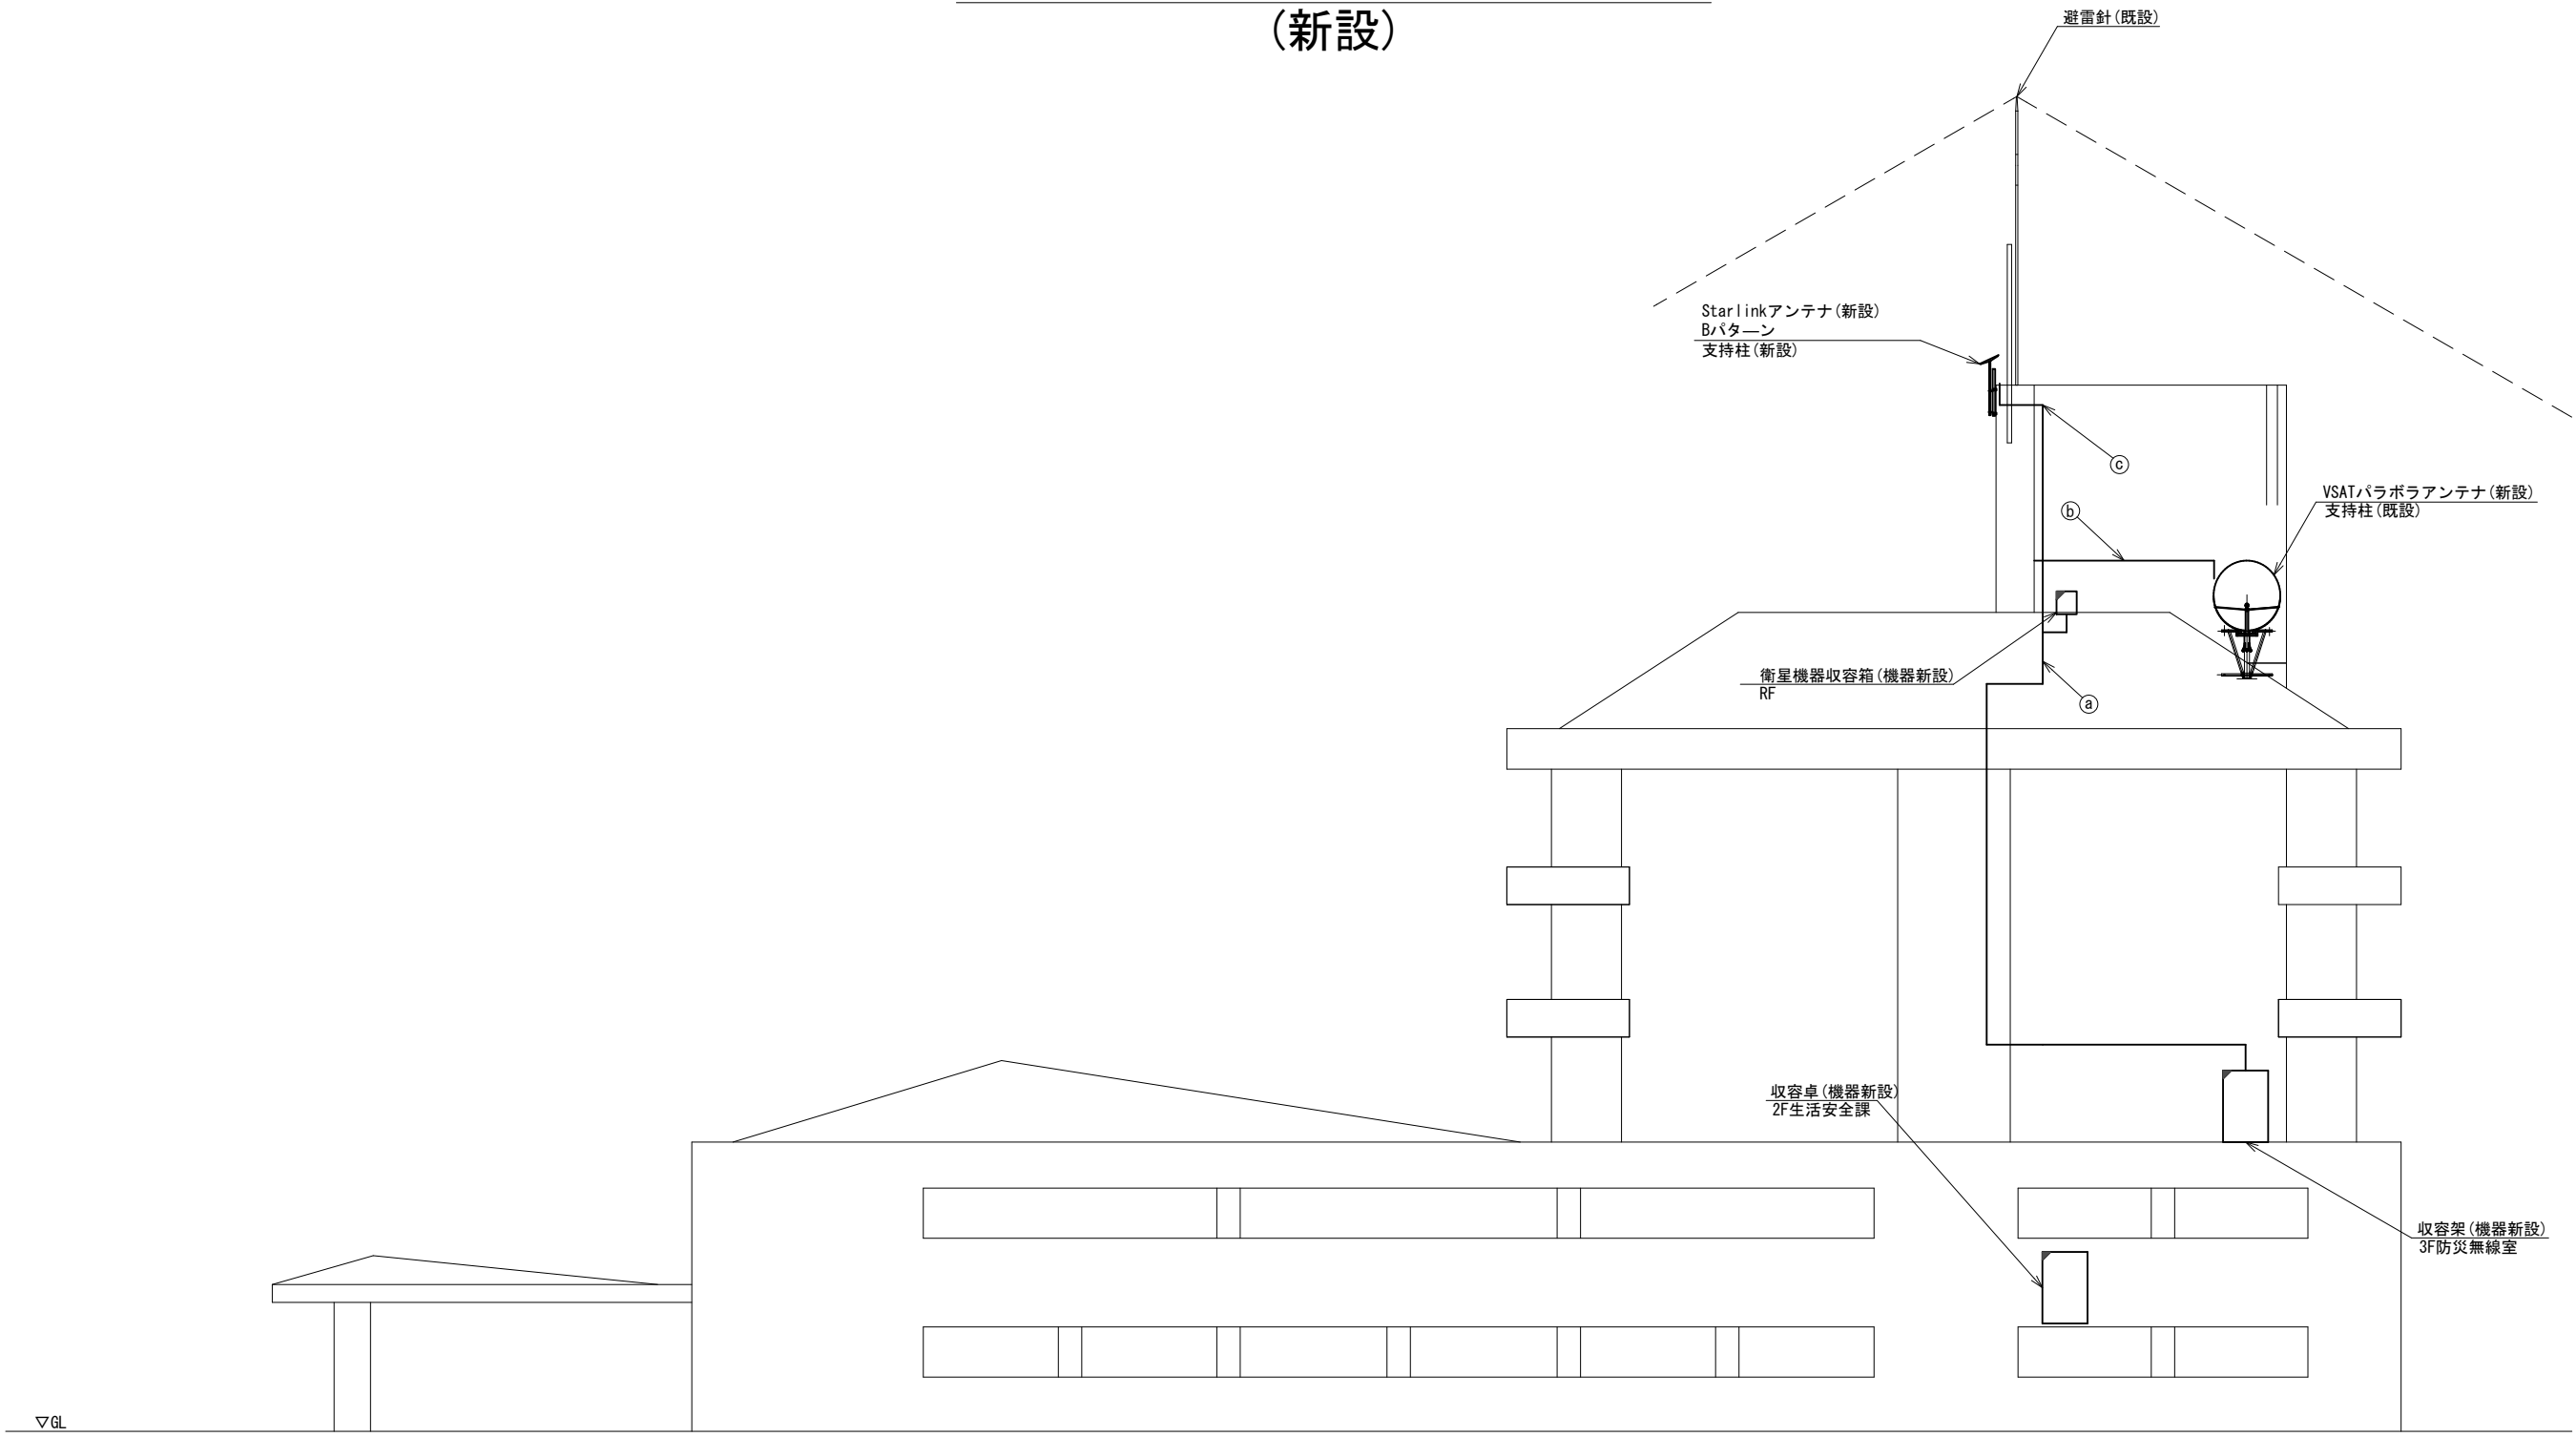



南側立面図 (S=1/100)

名称	作業	施工方法
S-5C-FB×2	新設	G36(既設)
屋外LANケーブル	新設	
① IE3.5sq	既設	G28(既設)
CE3.5sq-3C	既設	
② S-5C-FB×2	新設	G28(既設)
IE3.5sq	既設	G16(既設)
③ 外部アンテナ接続用ケーブル	新設	G28(新設)

凡例	
	新設
	撤去
	新設
	撤去
	既設
	既設

工事名	奈良県防災行政通信ネットワーク 衛星回線等再整備工事		
図面名	葛城市役所(新庄庁舎) 機器据付図(新設)		
作成年月日	令和 6年 8月		
縮尺	S=1/100	図面番号	04
会社名	株式会社東京建設コンサルタント		
事業者名	奈良県		

葛城市役所(新庄庁舎) 1F 機器配置図 (新設)

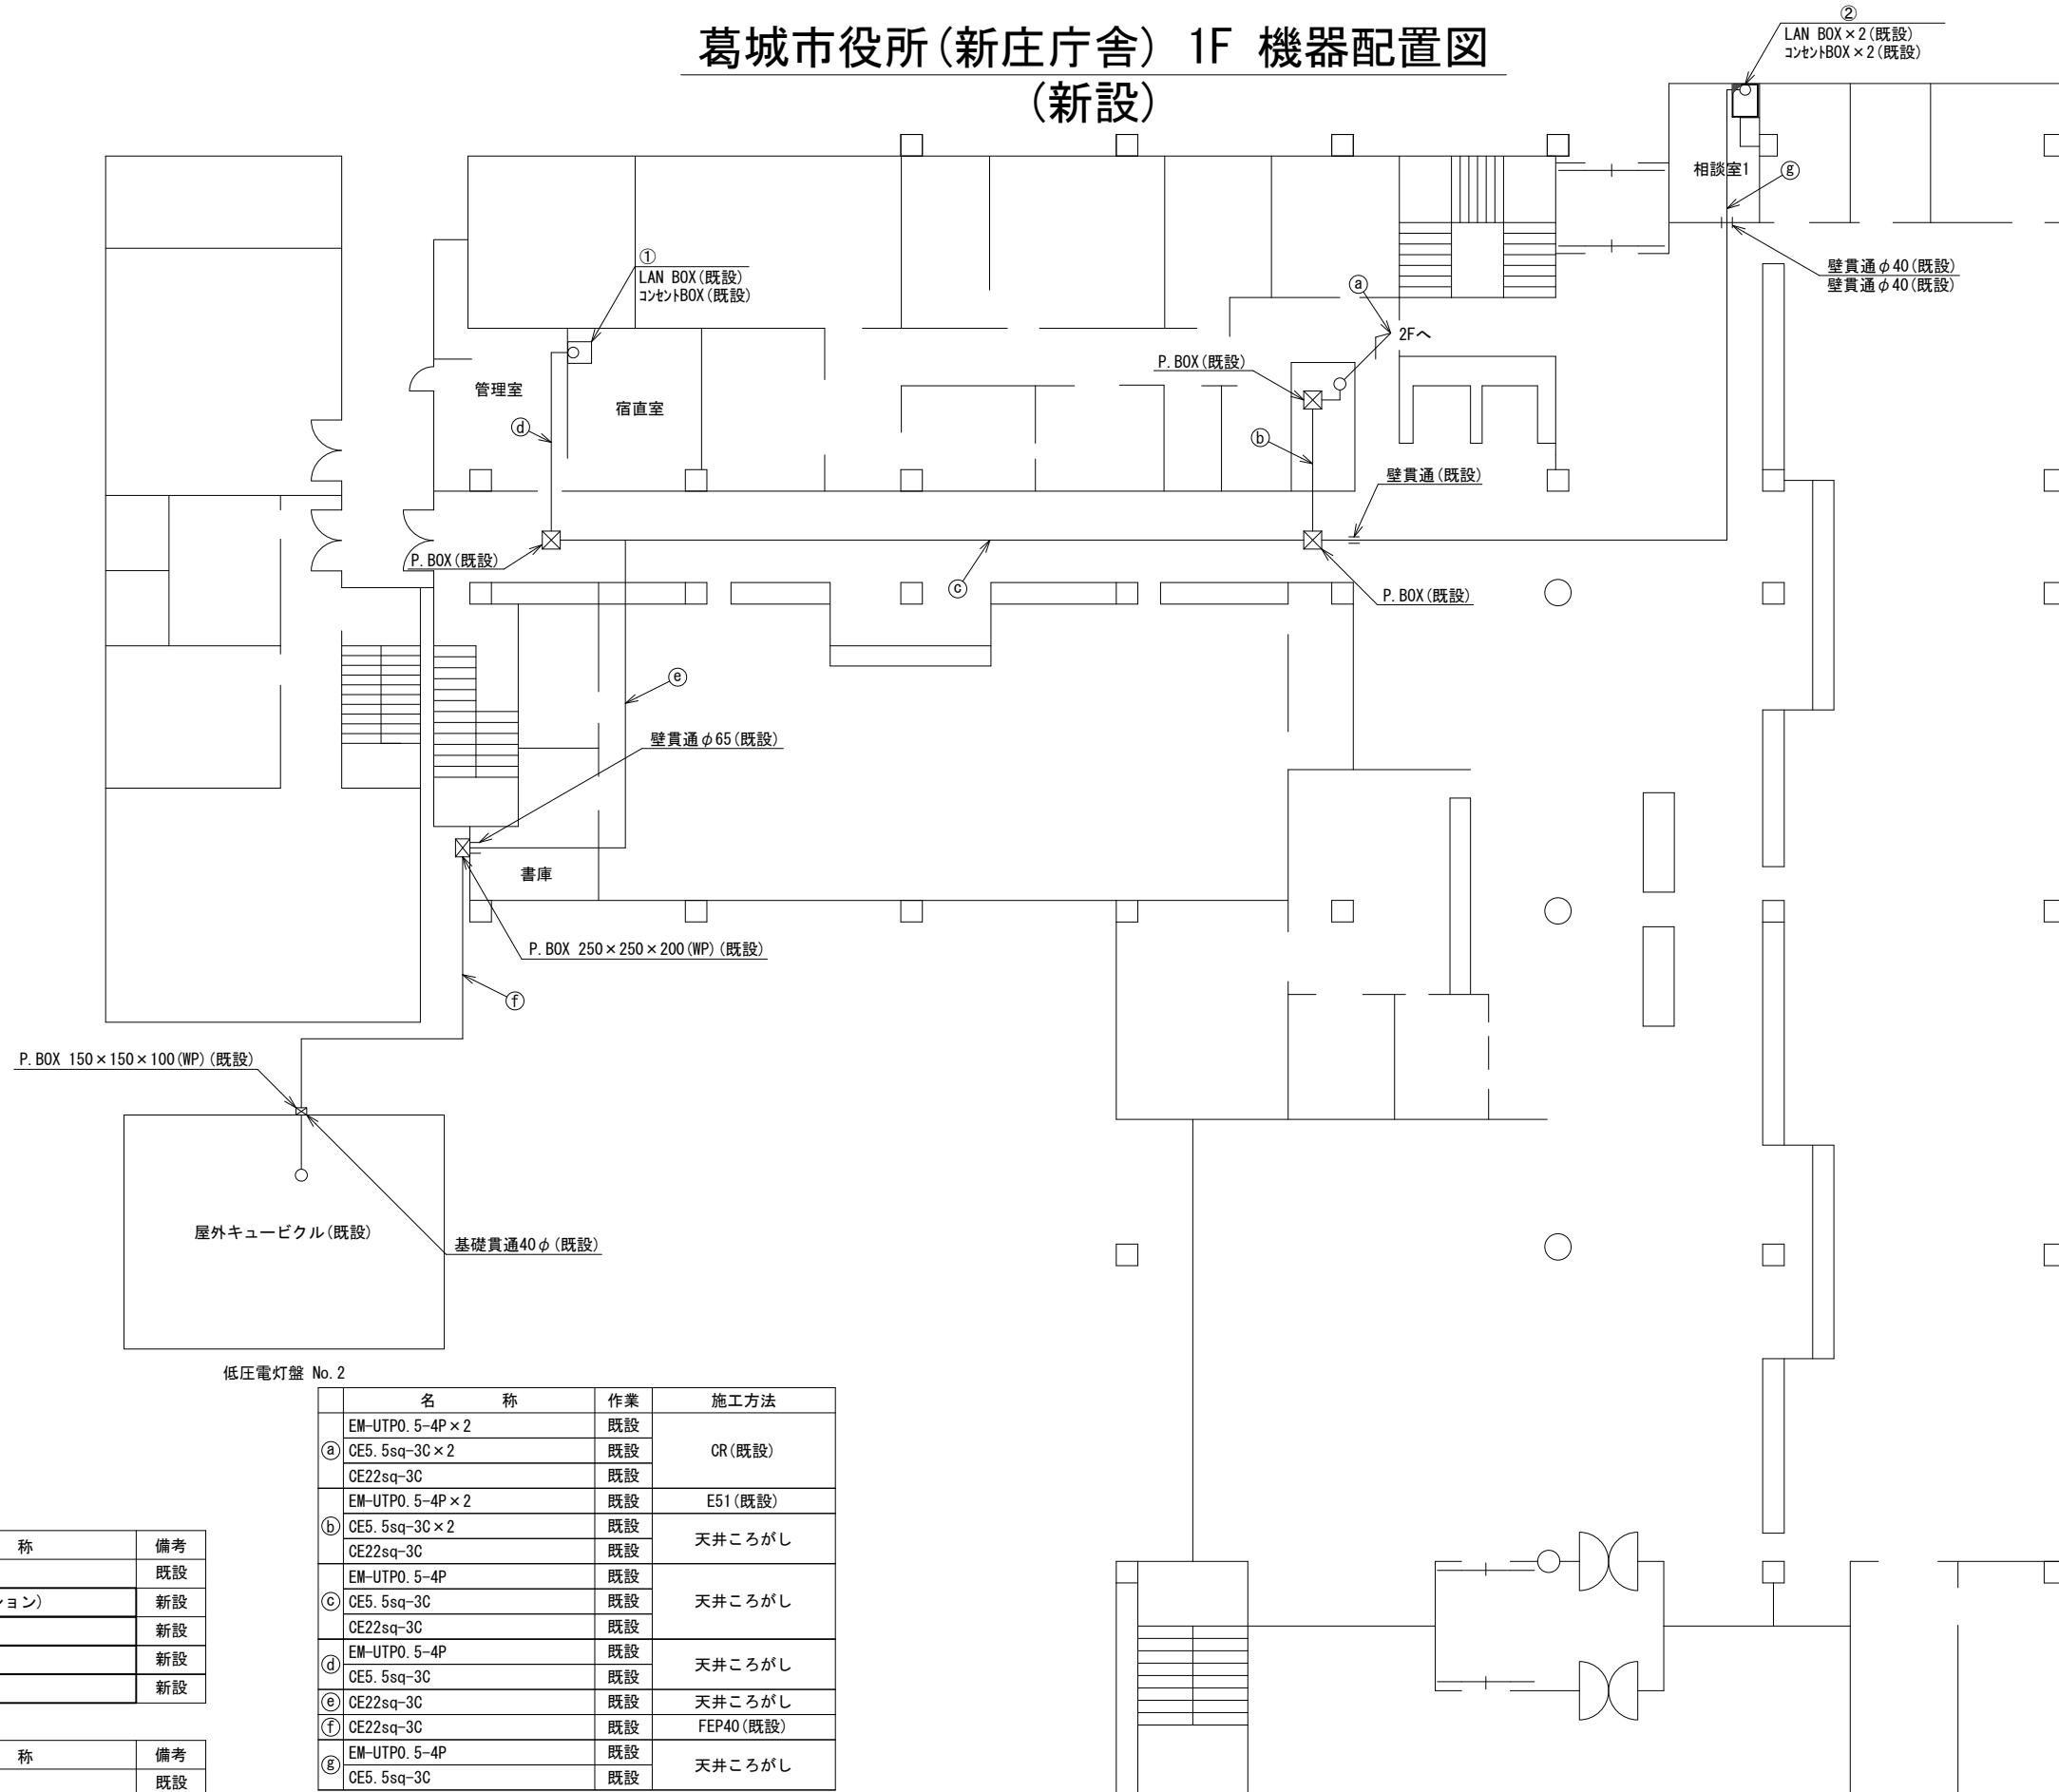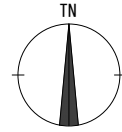

低圧電灯盤 No. 2

番号	名称	作業	施工方法
	EM-UTPO. 5-4P×2	既設	
①	CE5. 5sq-3C×2	既設	CR(既設)
	CE22sq-3C	既設	
	EM-UTPO. 5-4P×2	既設	E51(既設)
②	CE5. 5sq-3C×2	既設	天井ころがし
	CE22sq-3C	既設	
③	EM-UTPO. 5-4P	既設	天井ころがし
	CE5. 5sq-3C	既設	
	CE22sq-3C	既設	
④	EM-UTPO. 5-4P	既設	天井ころがし
	CE5. 5sq-3C	既設	
⑤	CE22sq-3C	既設	天井ころがし
⑥	EM-UTPO. 5-4P	既設	FEP40(既設)
⑦	CE22sq-3C	既設	
⑧	EM-UTPO. 5-4P	既設	天井ころがし
	CE5. 5sq-3C	既設	

番号	名称	備考
①	収容卓2(FAX台)	既設
	防災情報端末(オプション)	新設
	スピーカ付警告灯	新設
	防災プリンタ	新設
	PoE HUB(8port)	新設

番号	名称	備考
②	小ラック	既設
	防災情報端末(オプション)	新設
	スピーカ付警告灯	新設
	PoE HUB(8port)	新設



1F平面図(S=1/100)

凡例

	新設		撤去
	新設		撤去
	既設		既設

工事名	奈良県防災行政通信ネットワーク 衛星回線等再整備工事		
図面名	葛城市役所(新庄庁舎) 1F 機器配置図(新設)		
作成年月日	令和 6年 8月		
縮尺	S=1/100	図面番号	05
会社名	株式会社東京建設コンサルタント		
事業者名	奈良県		

葛城市役所(新庄庁舎) 2F 機器配置図 (新設)

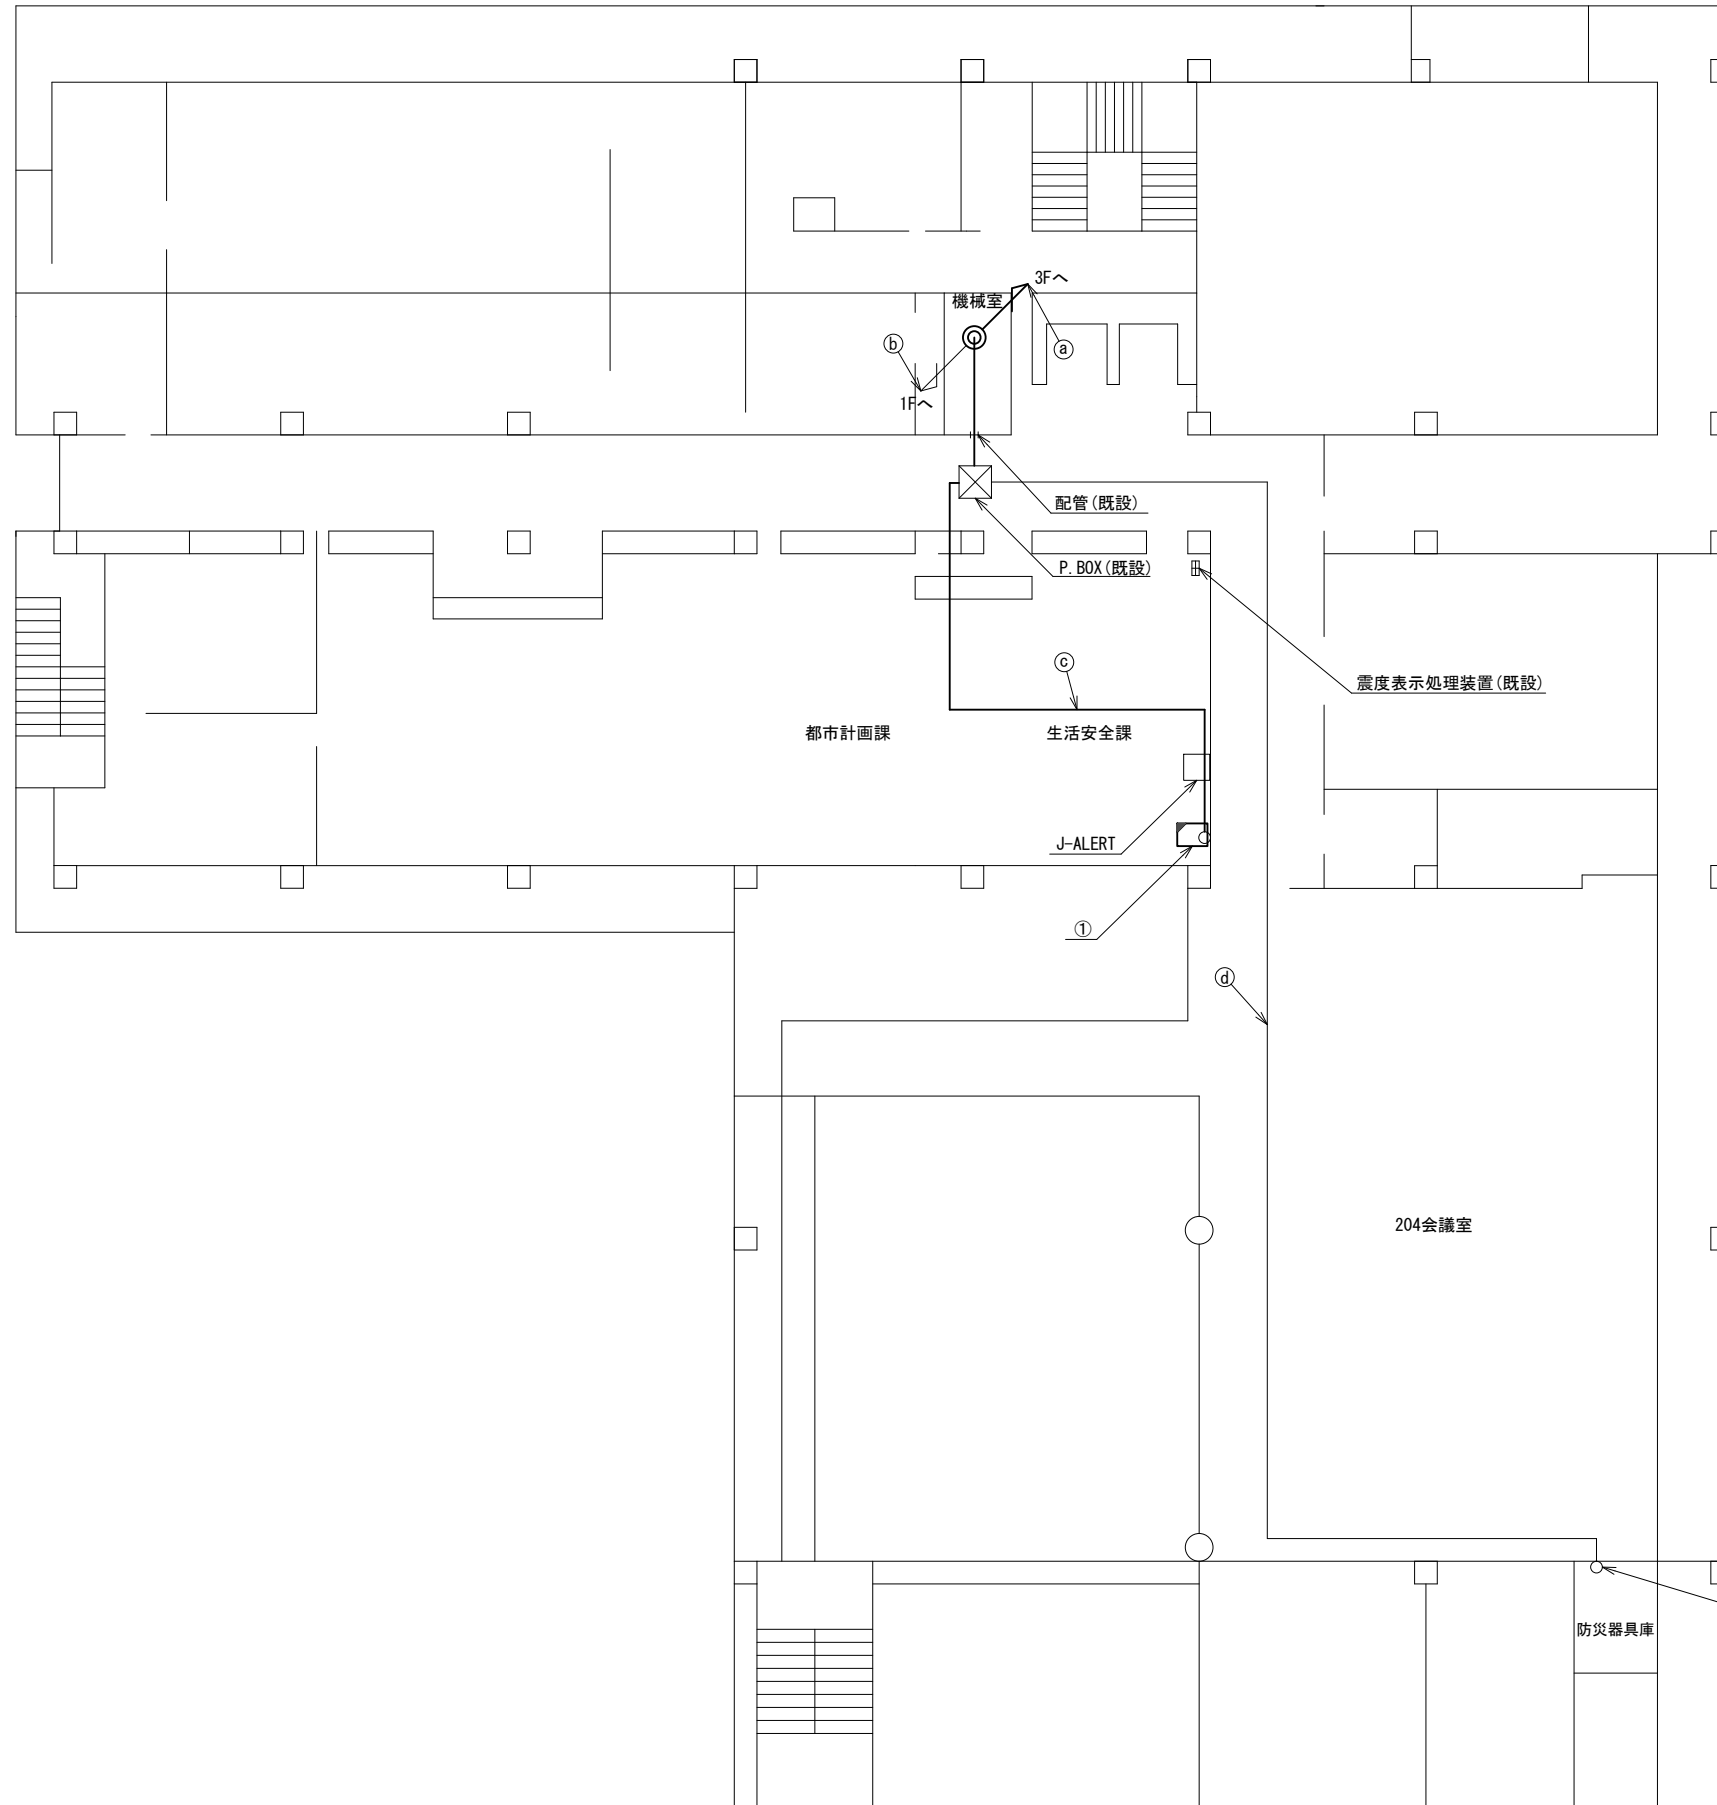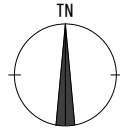

名称	作業	施工方法
S-5C-FB	既設	CR (既設)
EM-UTPO. 5-4P × 3	既設	
LANケーブル	新設	
① FCPEV-S0. 65-10P	既設	
CE5. 5sq-3C × 2	既設	
CE5. 5sq-3C	既設	ケーブルラック (既設)
CE22sq-3C	既設	
EM-UTPO. 5-4P × 2	既設	
CE5. 5sq-3C × 2	既設	天井ころがし
CE22sq-3C	既設	
S-5C-FB	既設	
CE5. 5sq-3C	既設	配管 (既設)
LANケーブル	新設	
EM-UTPO. 5-4P × 2	既設	
FCPEV-S0. 65-10P	既設	配管 (既設)
EM-UTPO. 5-4P	既設	


番号	名称	備考
①	収容卓1	既設
	共用網L2-SW	新設
	セットトップボックス	新設
	モニタ	新設
	VoIP-GW	新設
	防災FAX (アナログ)	新設
	防災電話 (アナログ)	新設
	VSAT制御端末	新設
	PoE HUB (8Port)	新設
	防災プリンタ	新設
	スピーカ付警告灯	新設
	防災情報端末	新設
	防災電話 (IP)	新設
	防災電話 (IP) (大和路HW)	新設
	PoEインジェクタ	新設

2F平面図 (S=1/100)


凡例	
	新設
	撤去
	既設
	撤去

工事名	奈良県防災行政通信ネットワーク 衛星回線等再整備工事		
図面名	葛城市役所(新庄庁舎) 2F 機器配置図(新設)		
作成年月日	令和 6年 8月		
縮尺	S=1/100	図面番号	06
会社名	株式会社東京建設コンサルタント		
事業者名	奈良県		

葛城市役所(新庄庁舎) 3F 機器配置図 (新設)

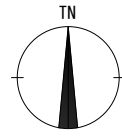

名称	作業	施工方法
S-5C-FB	既設	CR(既設)
EM-UTPO. 5-4P×3	既設	
LANケーブル	新設	
FCPEV-S0. 65-10P	既設	
CE5. 5sq-3C×2	既設	CR(既設)
CE5. 5sq-3C	既設	
CE22sq-3C	既設	
EM-UTPO. 5-4P	既設	
S-5C-FB×2	新設	CR(既設)
屋外LANケーブル	新設	
LANケーブル	新設	
IE3. 5sq	既設	CR(既設)
CE3. 5sq-3C	既設	
EM-UTPO. 5-4P×4	既設	天井ころがし
S-5C-FB	既設	
FCPEV-S0. 65-10P	既設	
S-5C-FB×2	新設	
IE3. 5sq	既設	
CE3. 5sq-3C	既設	
CE5. 5sq-3C×2	既設	
CE5. 5sq-3C	既設	
CE22sq-3C	既設	
屋外LANケーブル	新設	
LANケーブル	新設	
CPEV-S0. 5-3P	既設	天井ころがし
CPEV-S0. 5-10P	既設	
SWVPO. 5-22C	既設	
IE3. 5sq	既設	


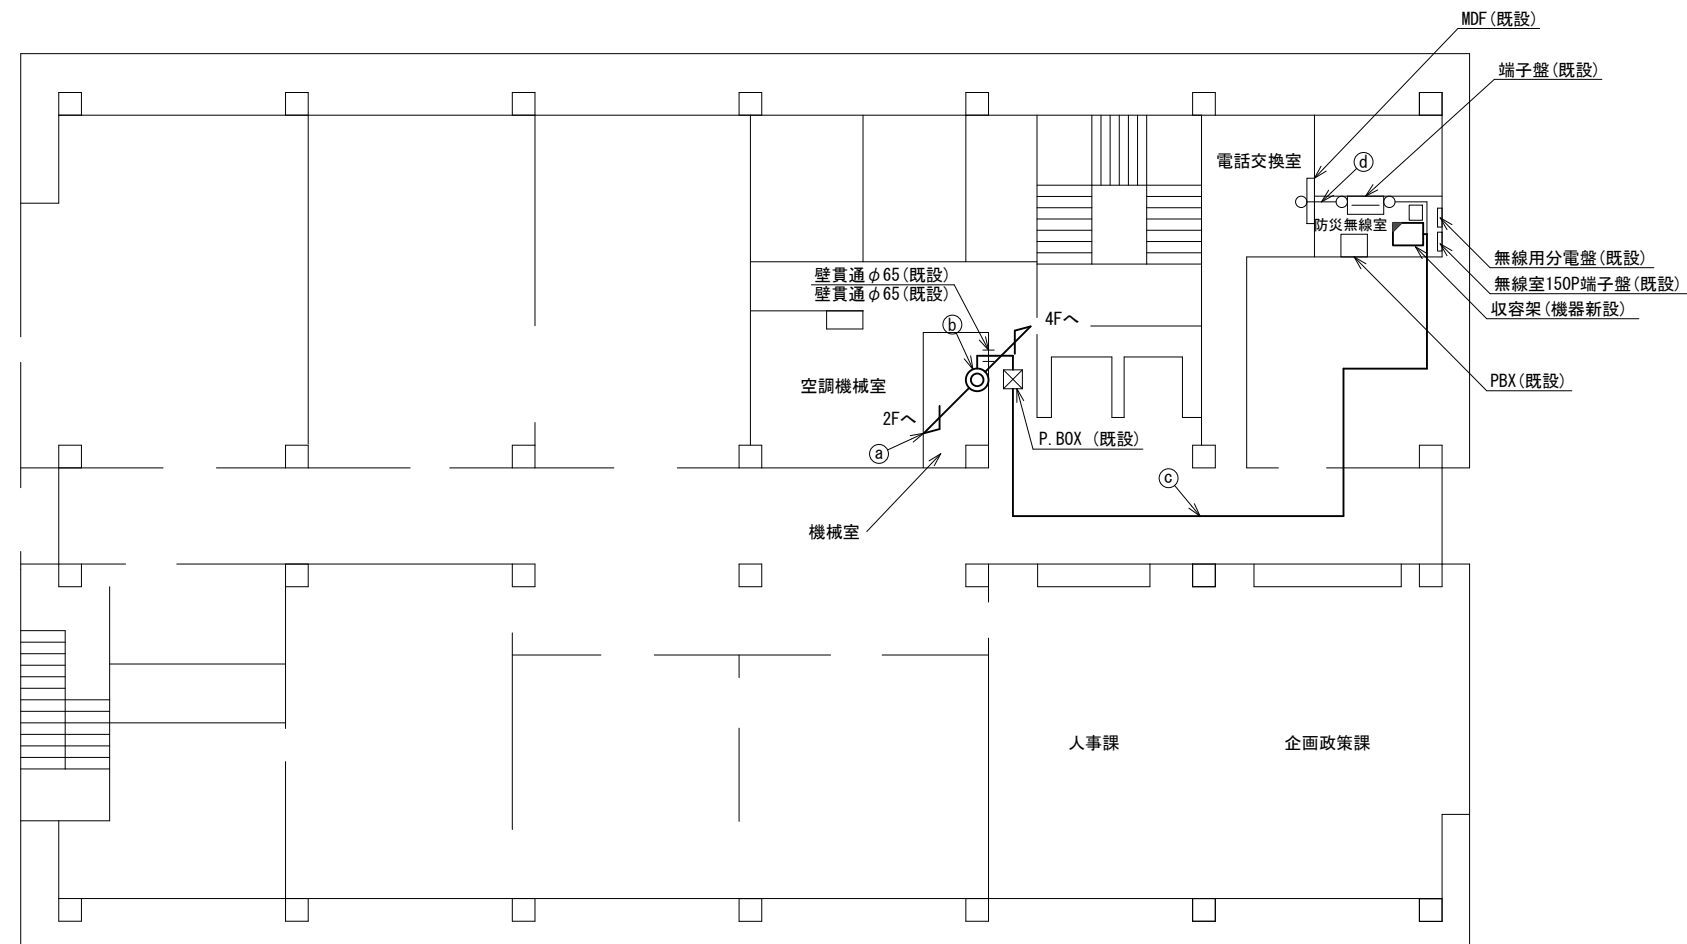


3F平面図 (S=1/100)


凡例	
	: 新設
	: 撤去
	: 既設
	: 新設
	: 撤去
	: 既設

工事名	奈良県防災行政通信ネットワーク 衛星回線等再整備工事		
図面名	葛城市役所(新庄庁舎) 3F 機器配置図(新設)		
作成年月日	令和 6年 8月		
縮尺	S=1/100	図面番号	07
会社名	株式会社東京建設コンサルタント		
事業者名	奈良県		

 葛城市役所(新庄庁舎) 4F・5F 機器配置図 (新設)

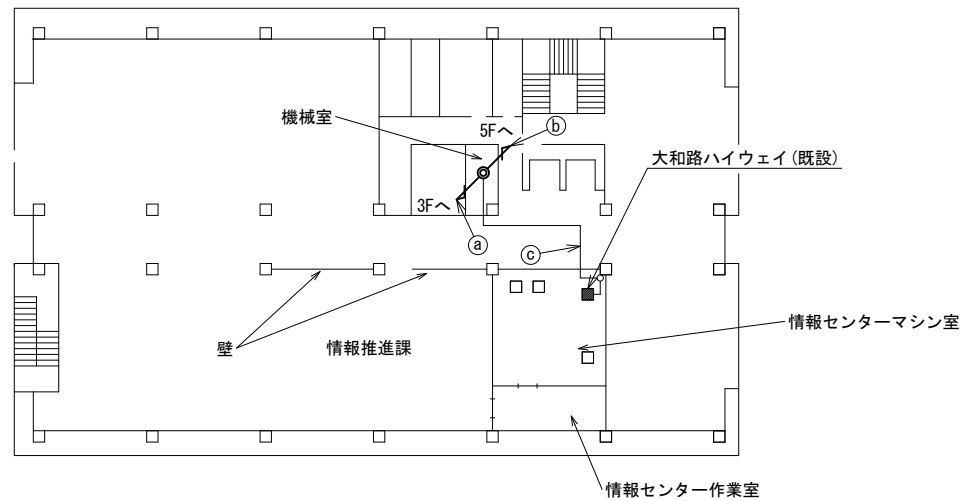

4F平面図(S=1/200)

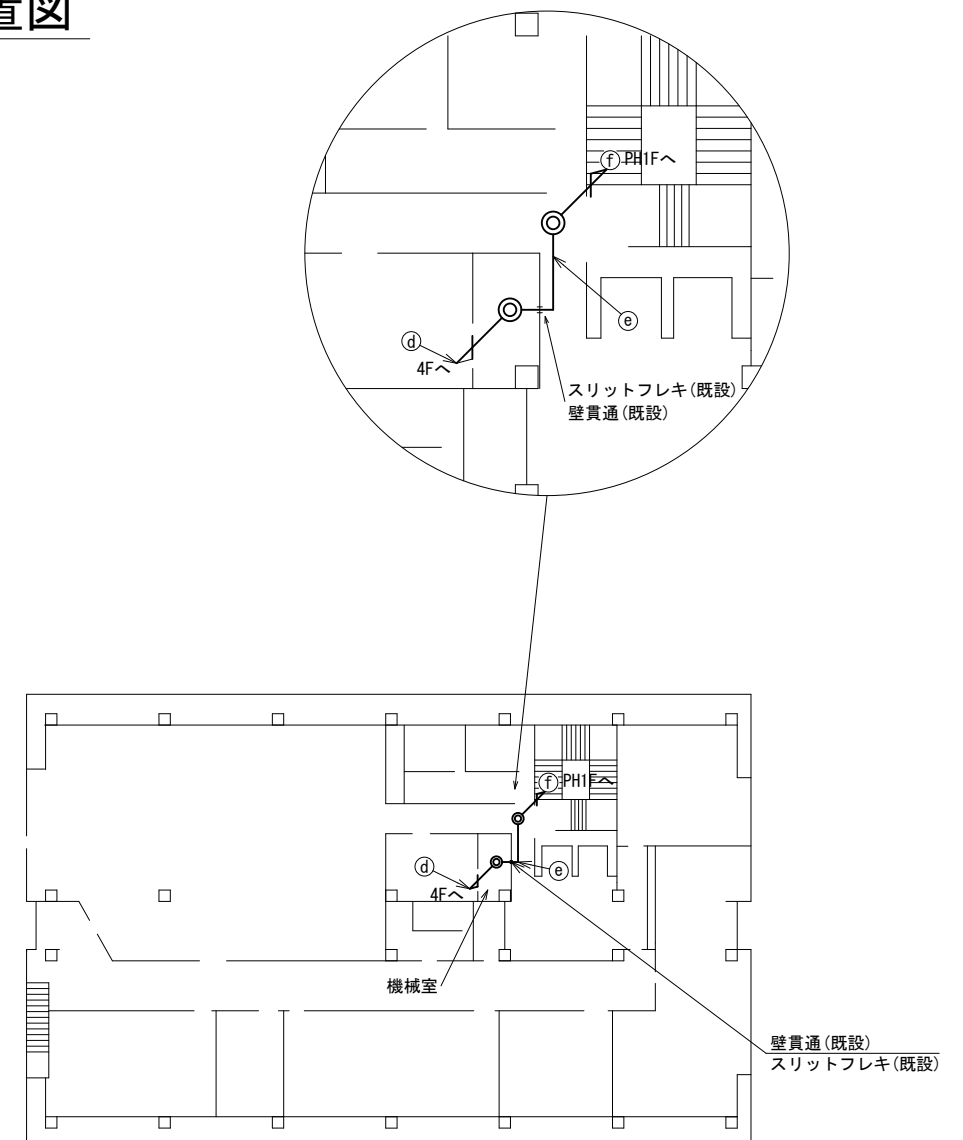

5F平面図(S=1/200)



名称	作業	施工方法
屋外LANケーブル	新設	
EM-UTP0. 5-4P	既設	CR(既設)
⑧ S-5C-FB×2	新設	
IE3. 5sq	既設	
CE3. 5sq-3C	既設	CR(既設)
屋外LANケーブル	新設	
⑨ S-5C-FB×2	新設	CR(既設)
IE3. 5sq	既設	
CE3. 5sq-3C	既設	CR(既設)
⑩ EM-UTP0. 5-4P	既設	天井ころがし
屋外LANケーブル	新設	
⑪ S-5C-FB×2	新設	CR(既設)
IE3. 5sq	既設	
CE3. 5sq-3C	既設	CR(既設)
屋外LANケーブル	新設	
⑫ S-5C-FB×2	新設	天井ころがし
IE3. 5sq	既設	
CE3. 5sq-3C	既設	
⑬ S-5C-FB×2	新設	E31(既設)
屋外LANケーブル	新設	
⑭ CE3. 5sq-3C	既設	E31(既設)
IE3. 5sq	既設	

凡例

	新設		撤去
	新設		撤去
	既設		既設


工事名	奈良県防災行政通信ネットワーク 衛星回線等再整備工事		
図面名	葛城市役所(新庄庁舎) 4F・5F 機器配置図(新設)		
作成年月日	令和 6年 8月		
縮尺	S=1/200	図面番号	08
会社名	株式会社東京建設コンサルタント		
事業者名	奈良県		

葛城市役所(新庄庁舎) RF・PH2F・PHRF 機器配置図 (新設)

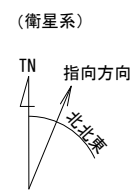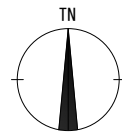


仰俯角140°


※Starlinkの方位角及び仰俯角は現地にて要調整。

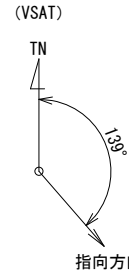


仰俯角41°

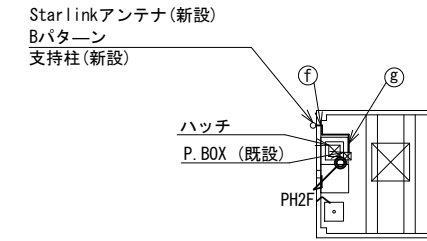

PHRF平面図 (S=1/200)

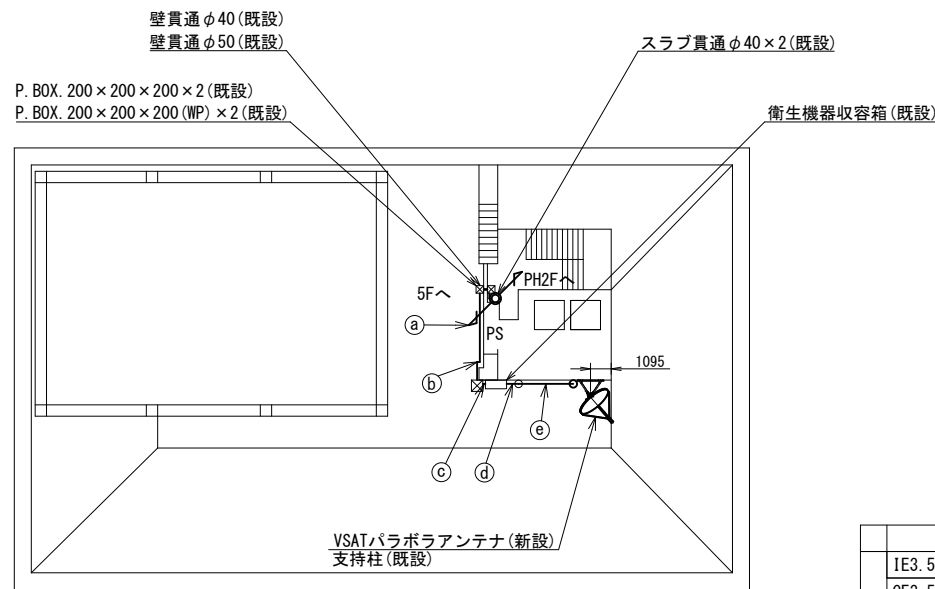

RF平面図 (S=1/200)

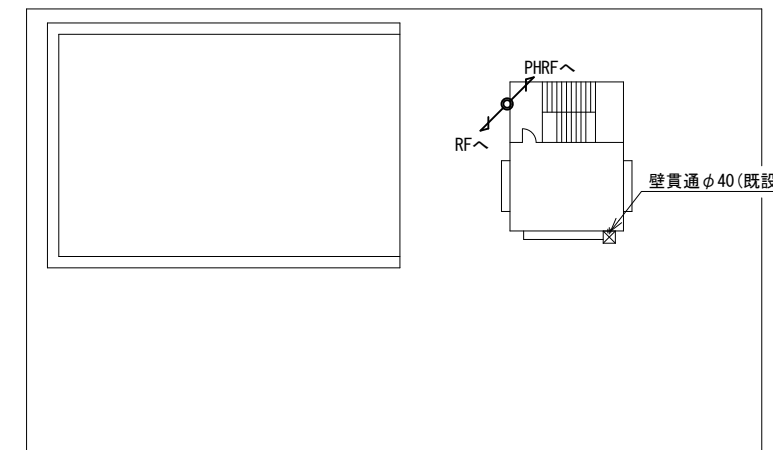


PH2F平面図 (S=1/200)

名 称	作業	施工方法
IE3. 5sq	既設	E31 (既設)
CE3. 5sq-3C	既設	E31 (既設)
① 屋外LANケーブル	新設	E31 (既設)
① S-5C-FB×2	新設	E31 (既設)
② S-5C-FB×2	新設	G36 (既設)
② 屋外LANケーブル	新設	G36 (既設)
② 外部アンテナ接続用ケーブル	新設	G36 (既設)
IE3. 5sq	既設	G28 (既設)
CE3. 5sq-3C	既設	G28 (既設)
③ S-5C-FB×2	新設	G36 (既設)
③ IE3. 5sq	既設	G16 (既設)
③ CE3. 5sq-3C	既設	G28 (既設)
③ 屋外LANケーブル	新設	G16 (既設)
③ 外部アンテナ接続用ケーブル	新設	G16 (既設)
④ S-5C-FB×2	新設	G36 (既設)
④ IE3. 5sq	既設	G16 (既設)
④ S-5C-FB×2	新設	G36 (既設)
⑤ IE3. 5sq	既設	G16 (既設)
⑥ 外部アンテナ接続用ケーブル	新設	G28 (新設)
⑦ 外部アンテナ接続用ケーブル	新設	2種金属製可とう電線管#30 (新設)

凡 例	
	新設
	撤去
	既設
	撤去

工事名	奈良県防災行政通信ネットワーク 衛星回線等再整備工事		
図面名	葛城市役所(新庄庁舎) RF・PH2F・PHRF 機器配置図(新設)		
作成年月日	令和 6年 8月		
縮尺	S=1/200	図面番号	09
会社名	株式会社東京建設コンサルタント		
事業者名	奈良県		

葛城市役所(新庄庁舎) 3F防災無線室 機器配置図 (新設)

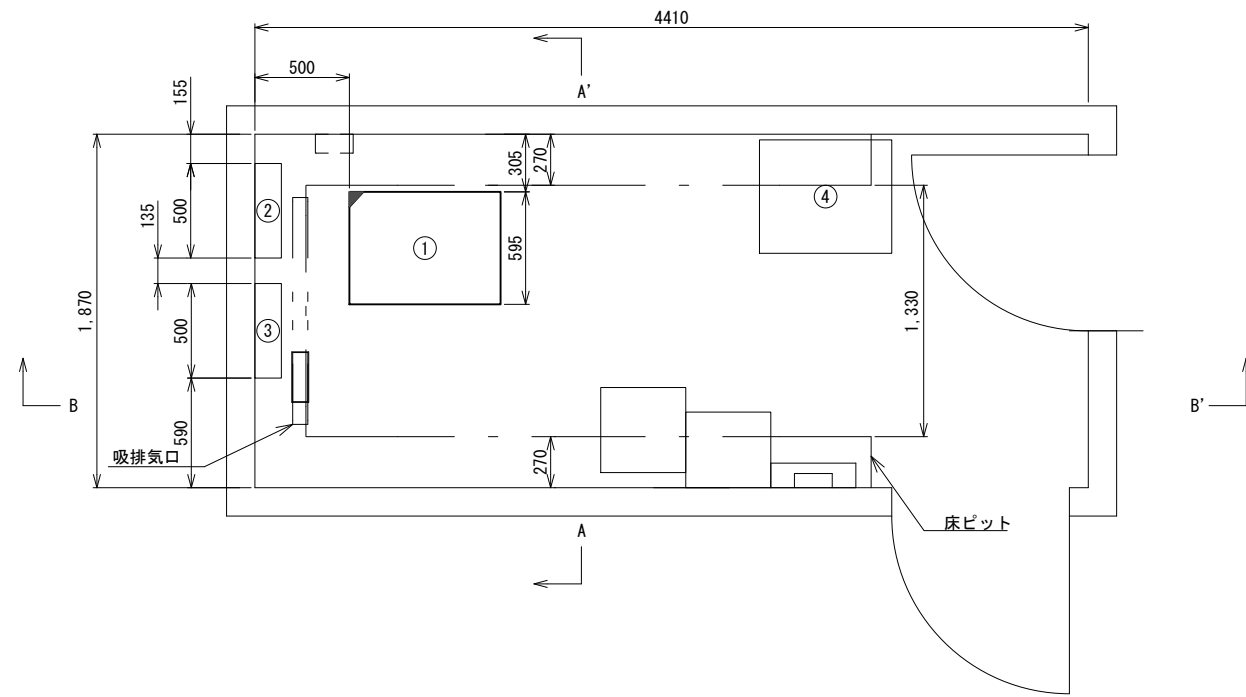


3F防災無線室 平面図 (S=1/20)

番号	名称	備考
①	收容架	既設
	VSAT	新設
	県専用網管理ルータ	新設
	UTM	新設
	UPS	新設
②	無線室150P端子盤	既設
③	無線用分電盤	既設
④	PBX	既設

凡例	
	新設
	撤去
	新設
	撤去
	既設
	既設

工事名	奈良県防災行政通信ネットワーク 衛星回線等再整備工事		
図面名	葛城市役所(新庄庁舎) 3F防災無線室 機器配置図(新設)		
作成年月日	令和 6年 8月		
縮尺	S=1/20	図面番号	10
会社名	株式会社東京建設コンサルタント		
事業者名	奈良県		

葛城市役所(新庄庁舎) 配線系統図 (新設)

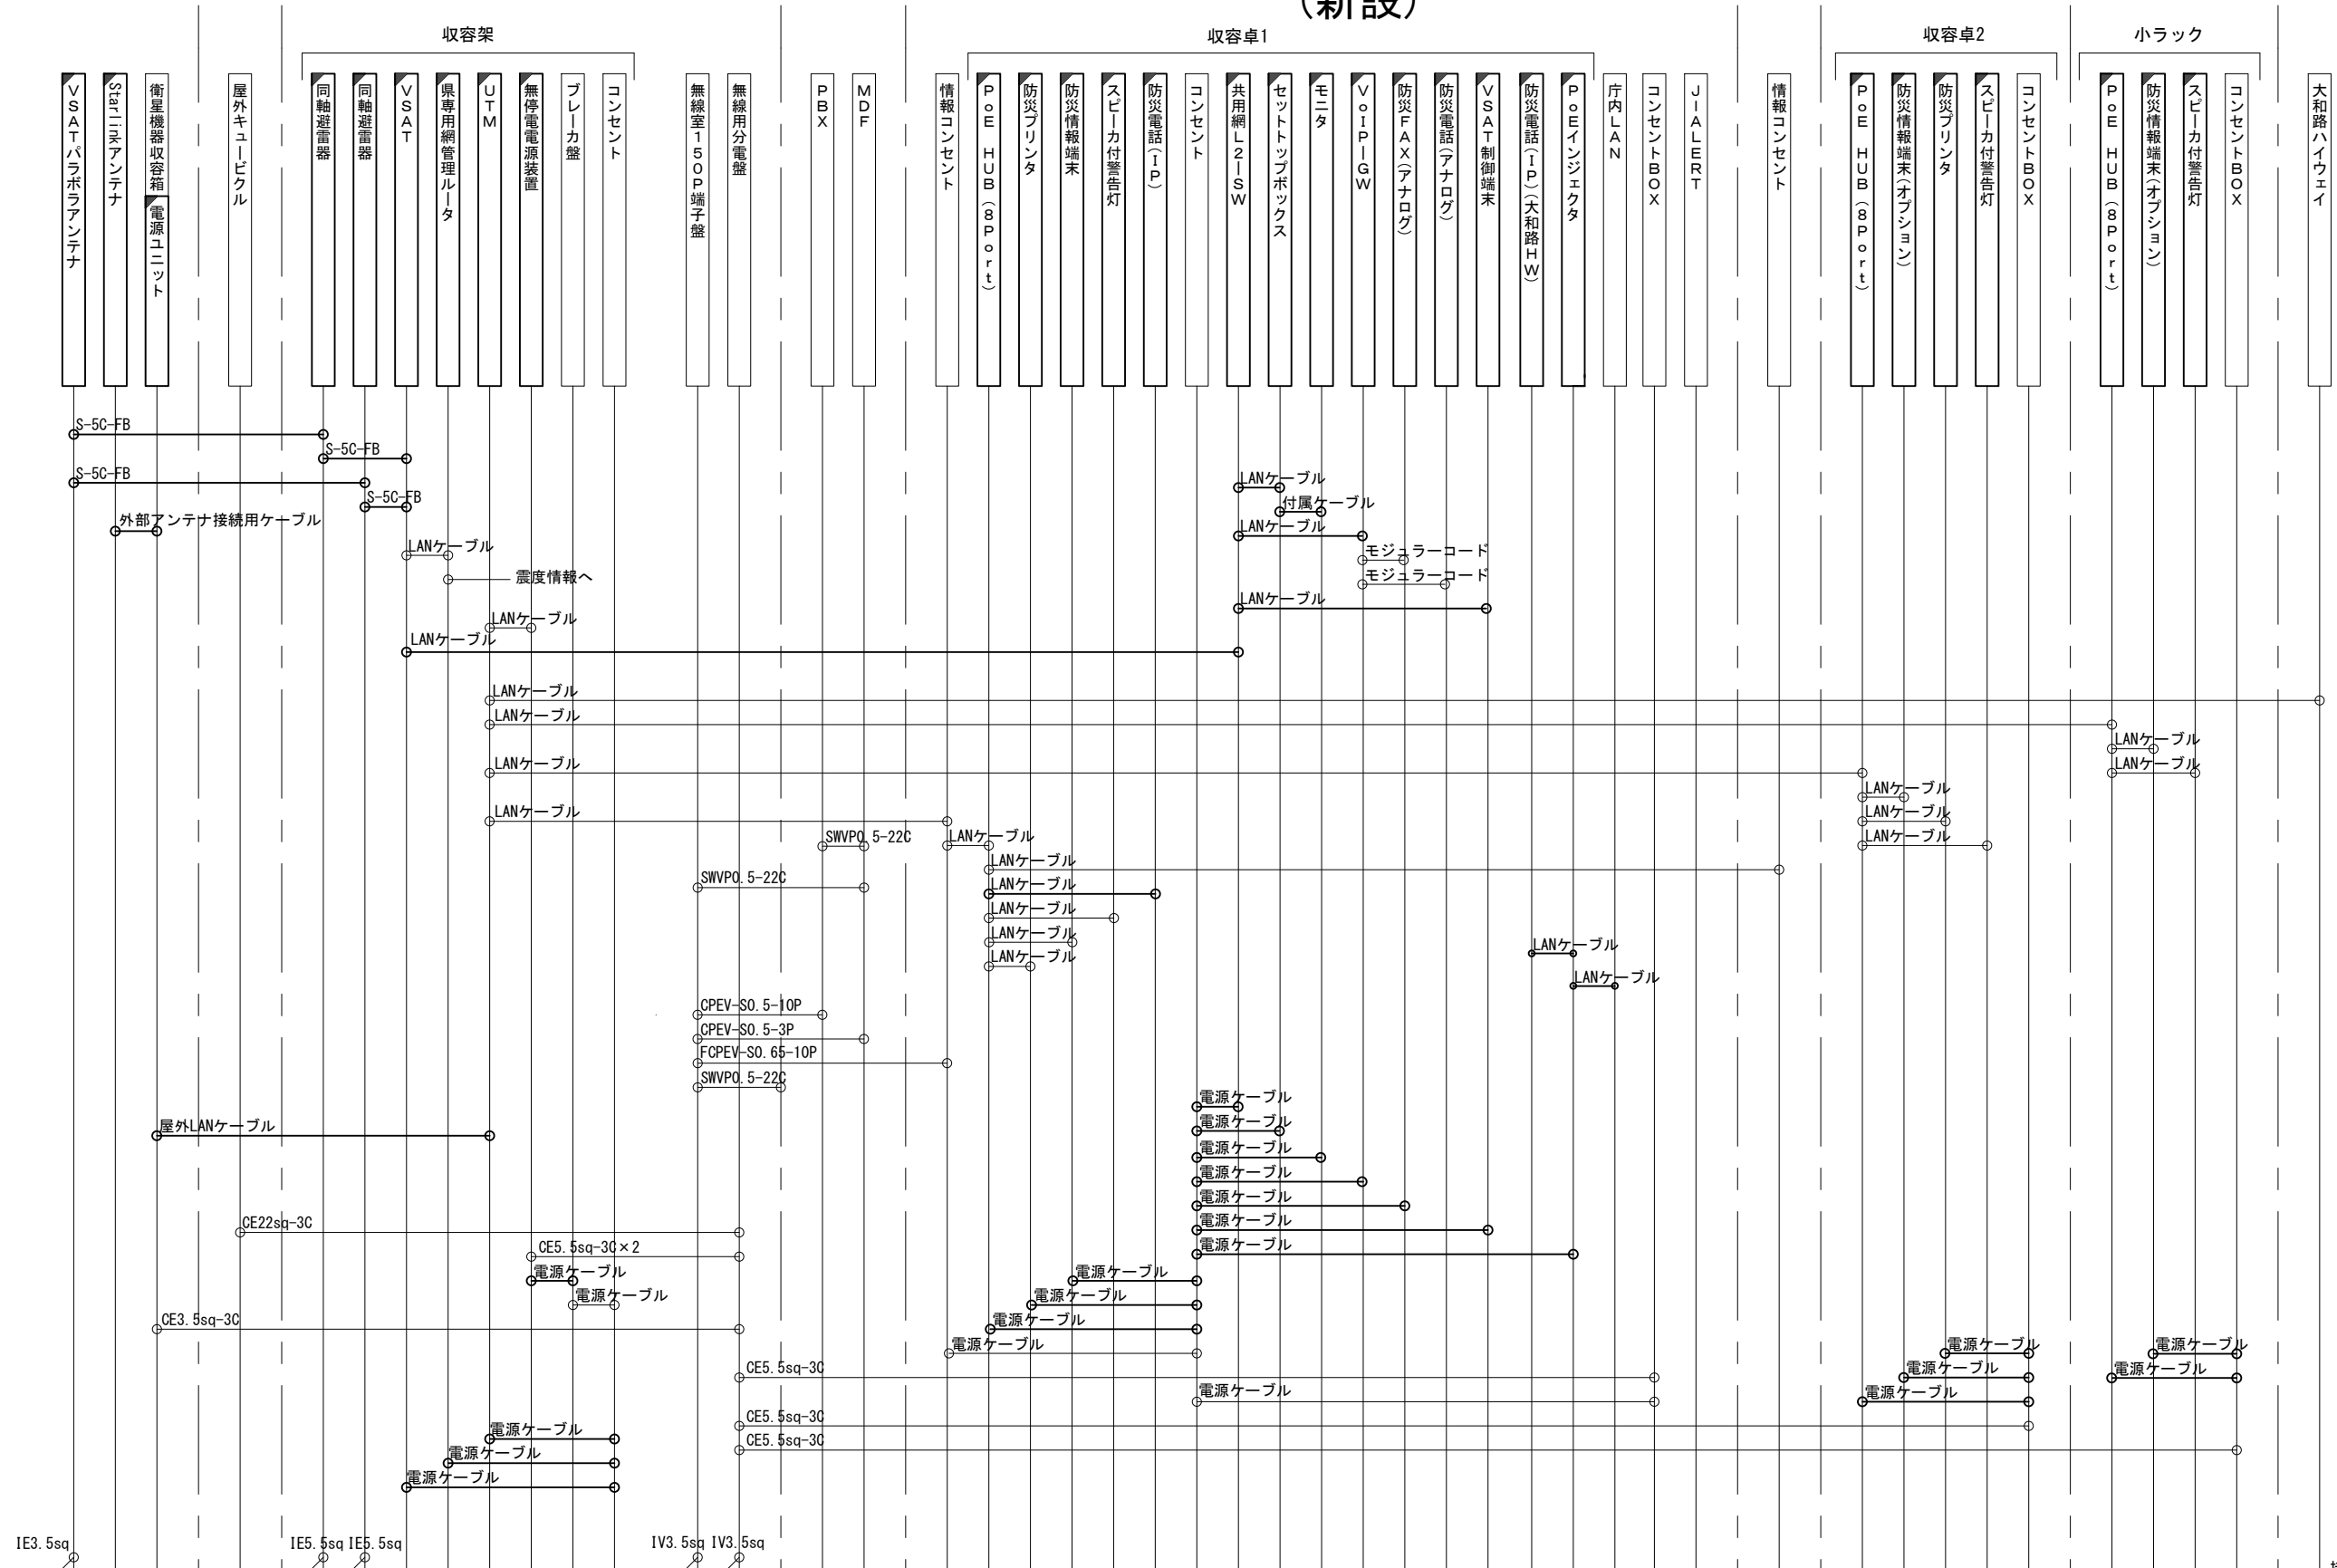

凡 例




LANケーブル : EM-UTP0. 5-4P (Cat5e)
 屋外LANケーブル : NSED-T-LAP0. 5-4P (Cat5e)

凡 例

: 新設
 : 撤去
 : 新設
 : 撤去
 : 既設
 : 既設

工事名	奈良県防災行政通信ネットワーク 衛星回線等再整備工事		
図面名	葛城市役所(新庄庁舎) 配線系統図(新設)		
作成年月日	令和 6年 8月		
縮尺	NON	図面番号	11
会社名	株式会社東京建設コンサルタント		
事業者名	奈良県		


葛城市役所（新庄庁舎） 電源系統図(参考図)

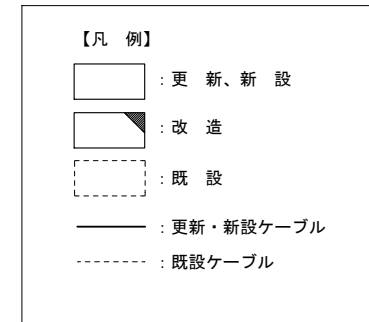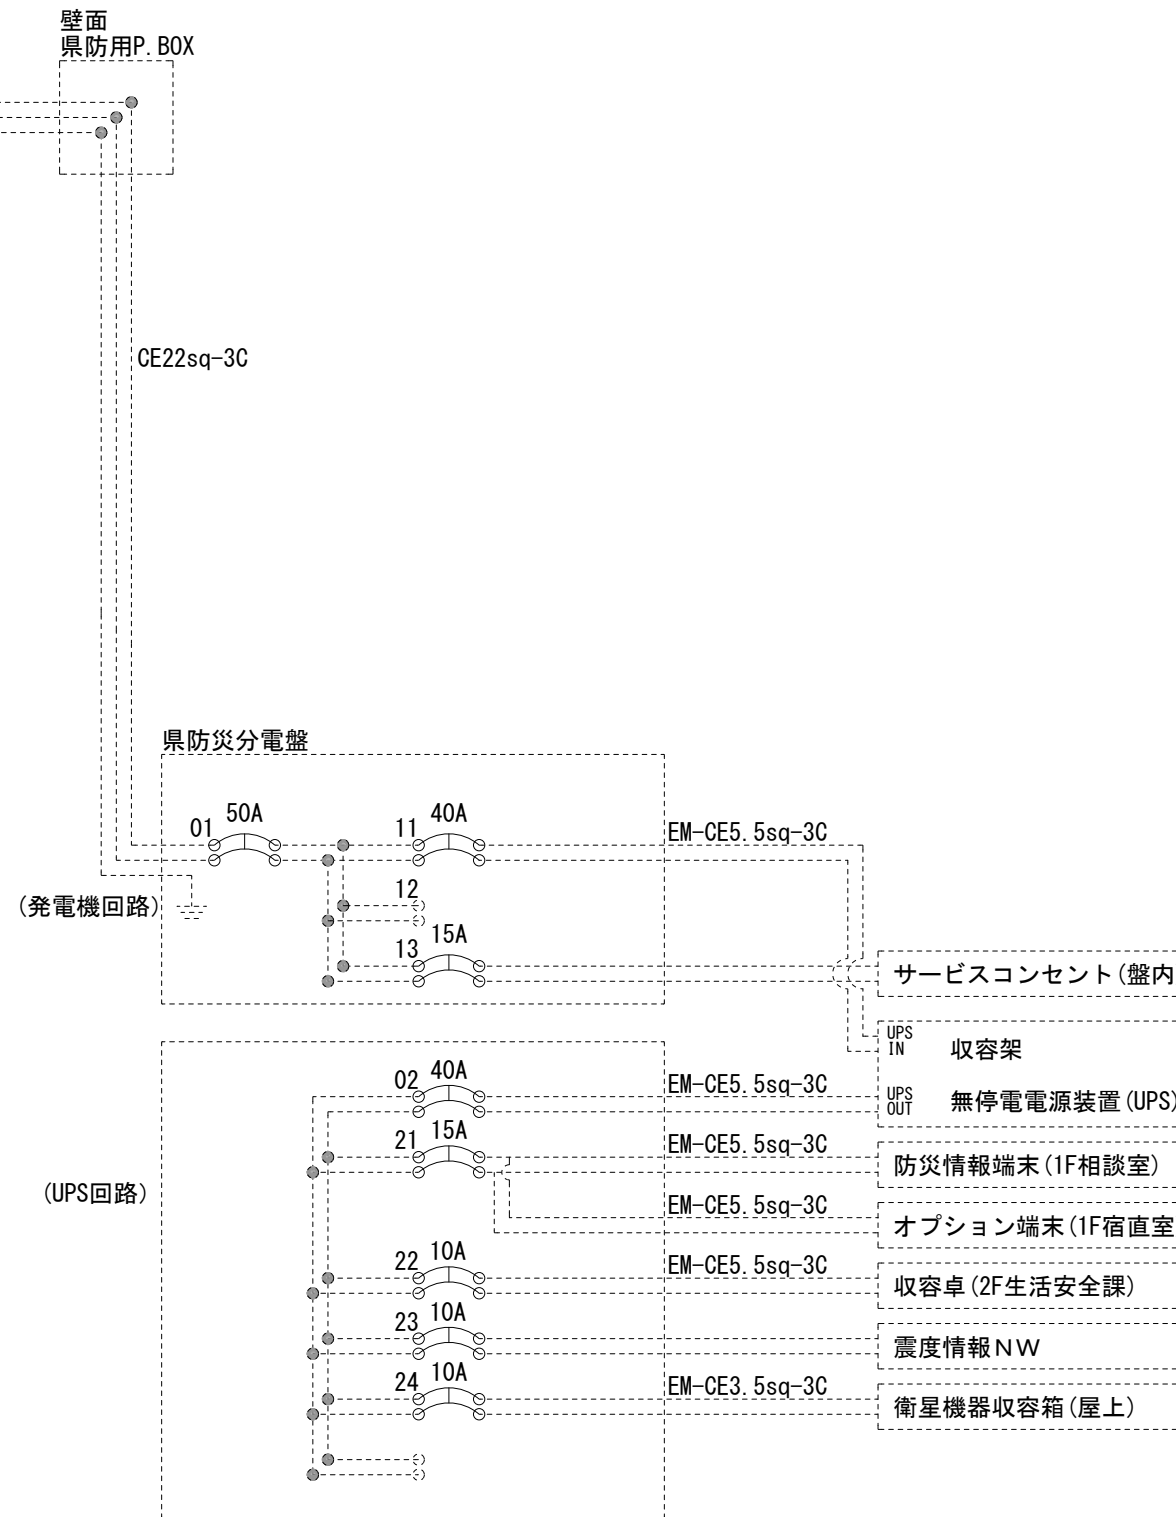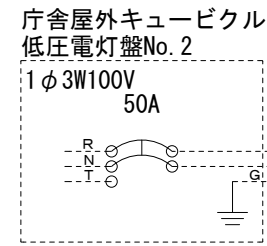

* 3Cのうち1Cは接地用

工事名	奈良県防災行政通信ネットワーク 衛星回線等再整備工事		
図面名	葛城市役所（新庄庁舎） 電源系統図(参考図)		
作成年月日	令和 6年 8月		
縮尺	NON	図面番号	12
会社名	株式会社東京建設コンサルタント		
事業者名	奈良県		

葛城市役所(新庄庁舎) 系統図 (撤去)

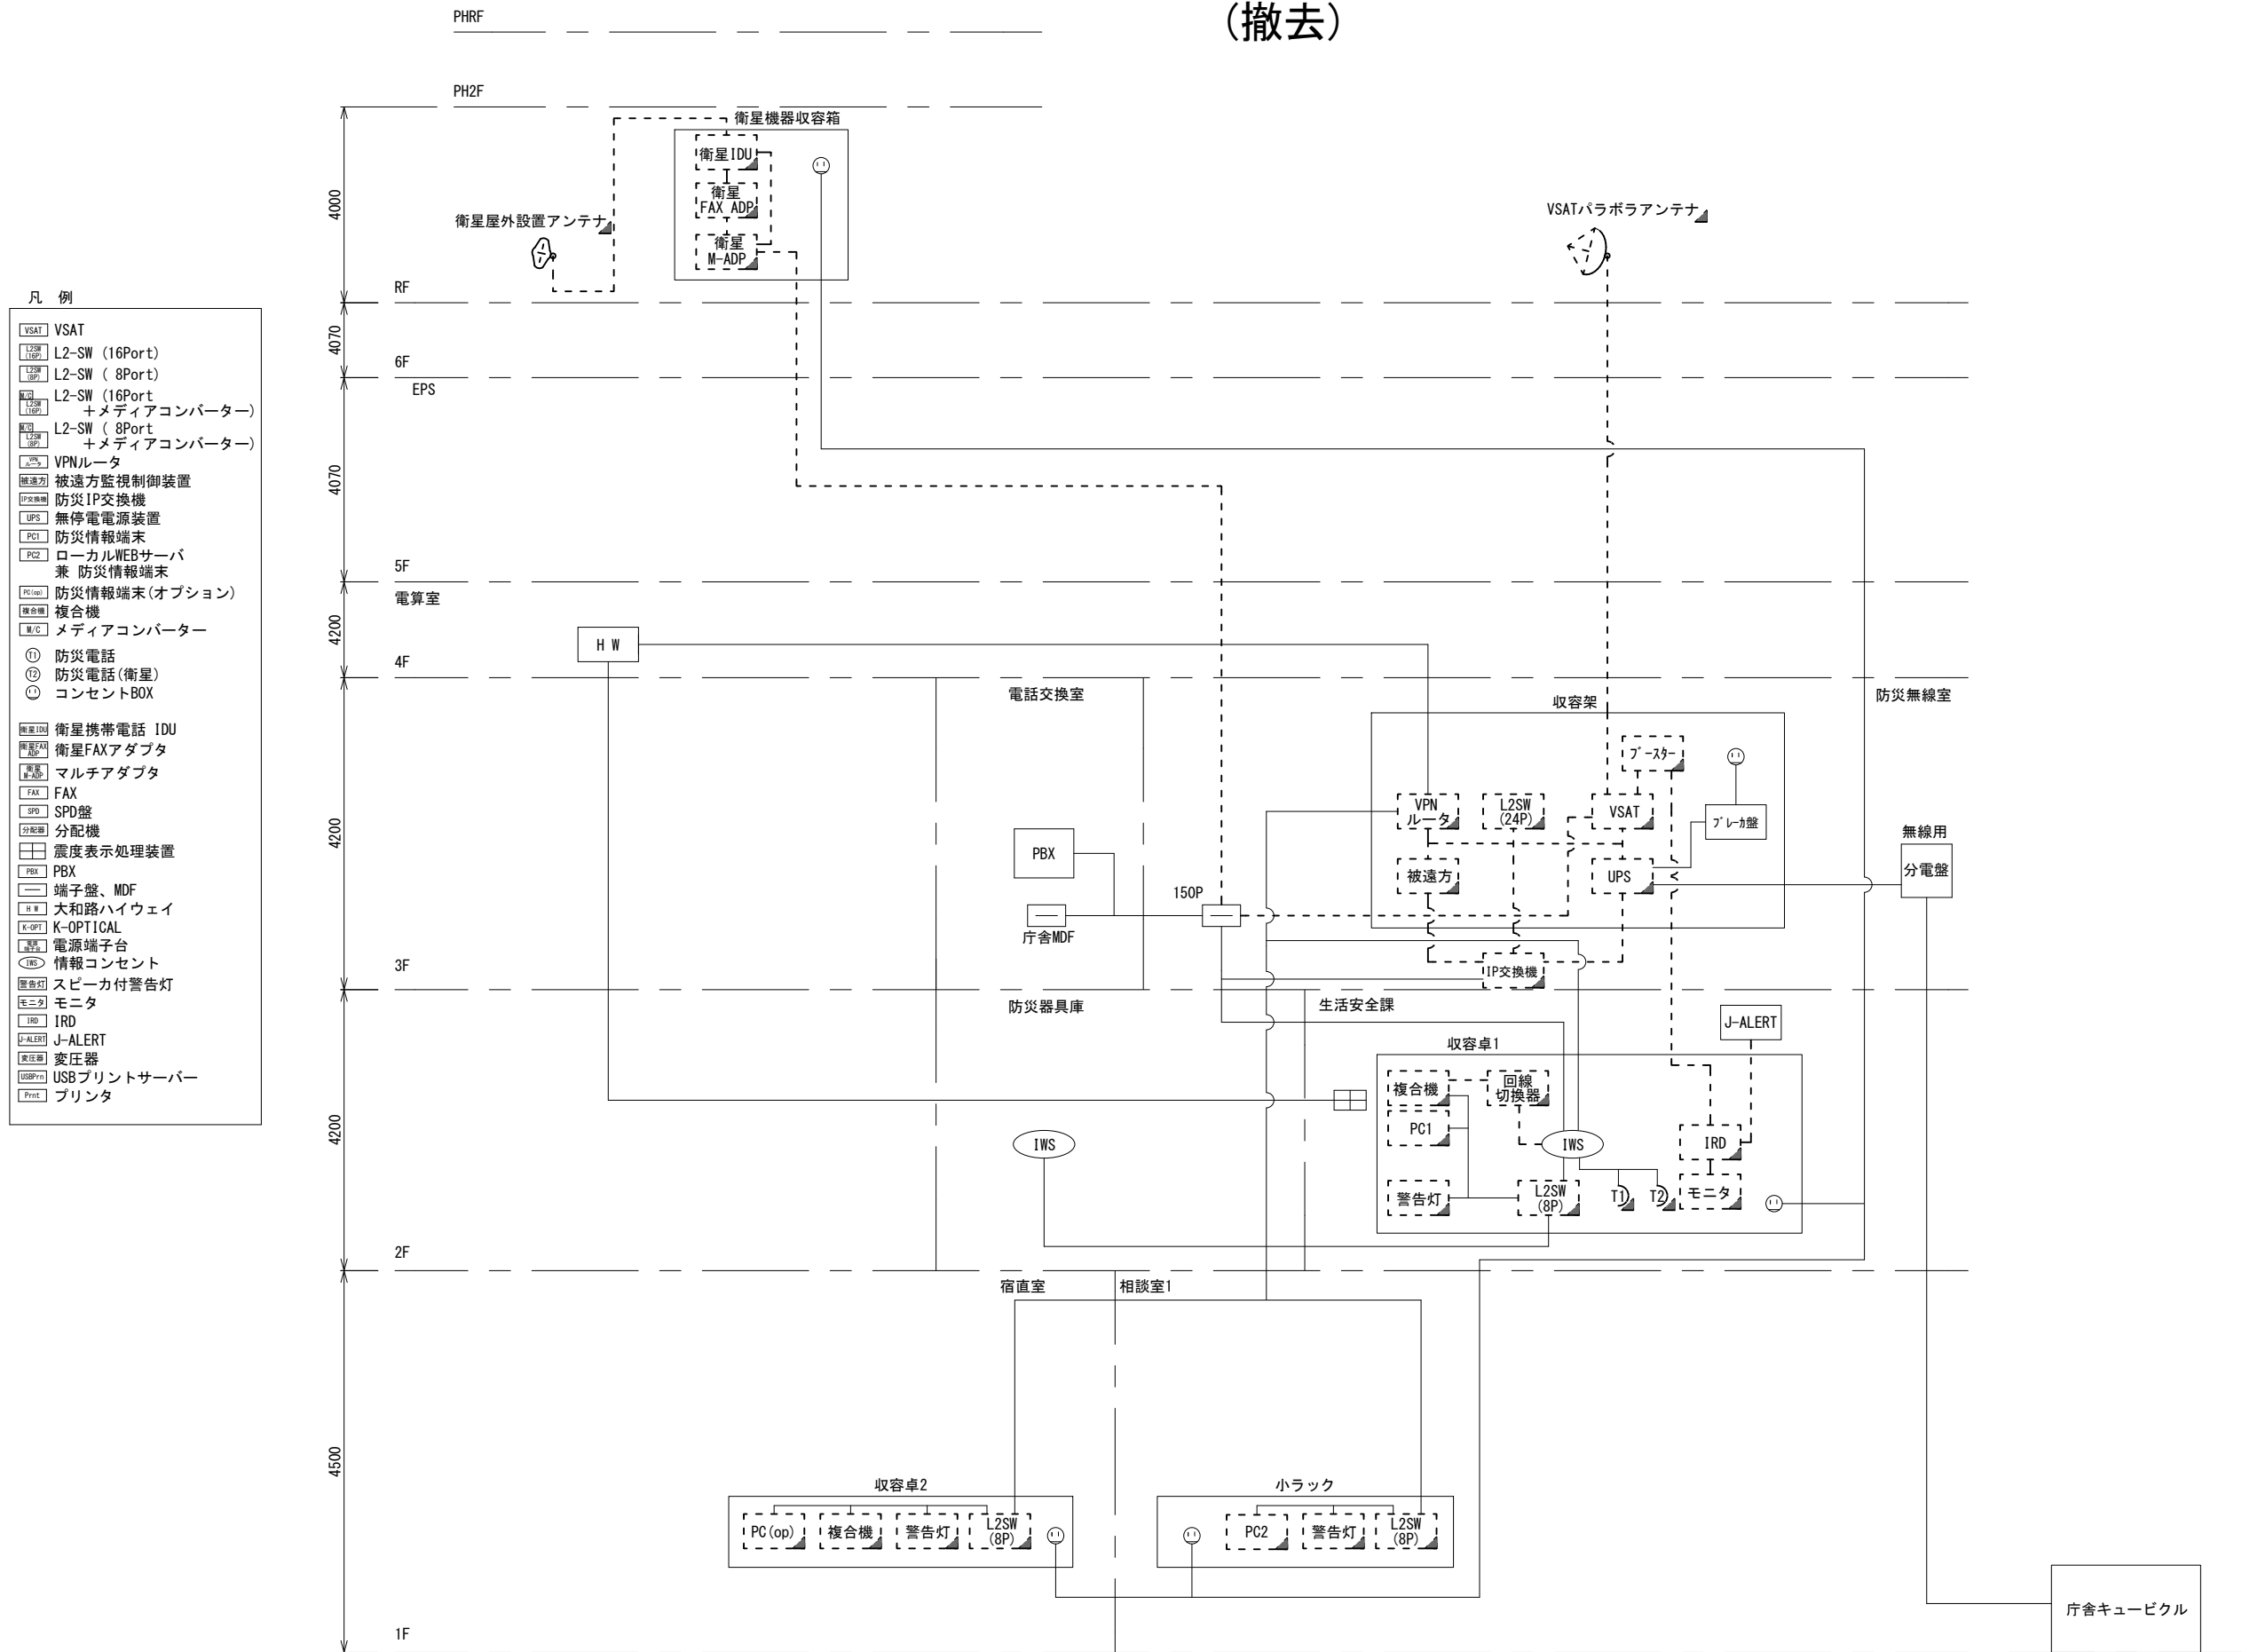


- 凡例
- VSAT VSAT
 - L2SW (16Port) L2-SW (16Port)
 - L2SW (8Port) L2-SW (8Port)
 - L2SW (16Port) +メディアコンバーター
 - L2SW (8Port) +メディアコンバーター
 - VPNルータ
 - 被遠方監視制御装置
 - 防災IP交換機
 - 無停電電源装置
 - 防災情報端末
 - ローカルWEBサーバ兼 防災情報端末
 - 防災情報端末(オプション)
 - 複合機
 - メディアコンバーター
 - 防災電話
 - 防災電話(衛星)
 - コンセントBOX
 - 衛星携帯電話 IDU
 - 衛星FAXアダプタ
 - マルチアダプタ
 - FAX
 - SPD盤
 - 分配機
 - 震度表示処理装置
 - PBX
 - 端子盤、MDF
 - 大和路ハイウェイ
 - K-OPTICAL
 - 電源端子台
 - 情報コンセント
 - スピーカー付警告灯
 - モニタ
 - IRD
 - J-ALERT
 - 変圧器
 - USBプリントサーバー
 - プリンタ

- 凡例
- : 新設
 - : 撤去
 - : 新設
 - - -: 撤去
 - : 既設
 - : 既設

工事名	奈良県防災行政通信ネットワーク 衛星回線等再整備工事		
図面名	葛城市役所(新庄庁舎) 系統図(撤去)		
作成年月日	令和 6年 8月		
縮尺	NON	図面番号	13
会社名	株式会社東京建設コンサルタント		
事業者名	奈良県		

葛城市役所(新庄庁舎) 敷地平面図 (撤去)

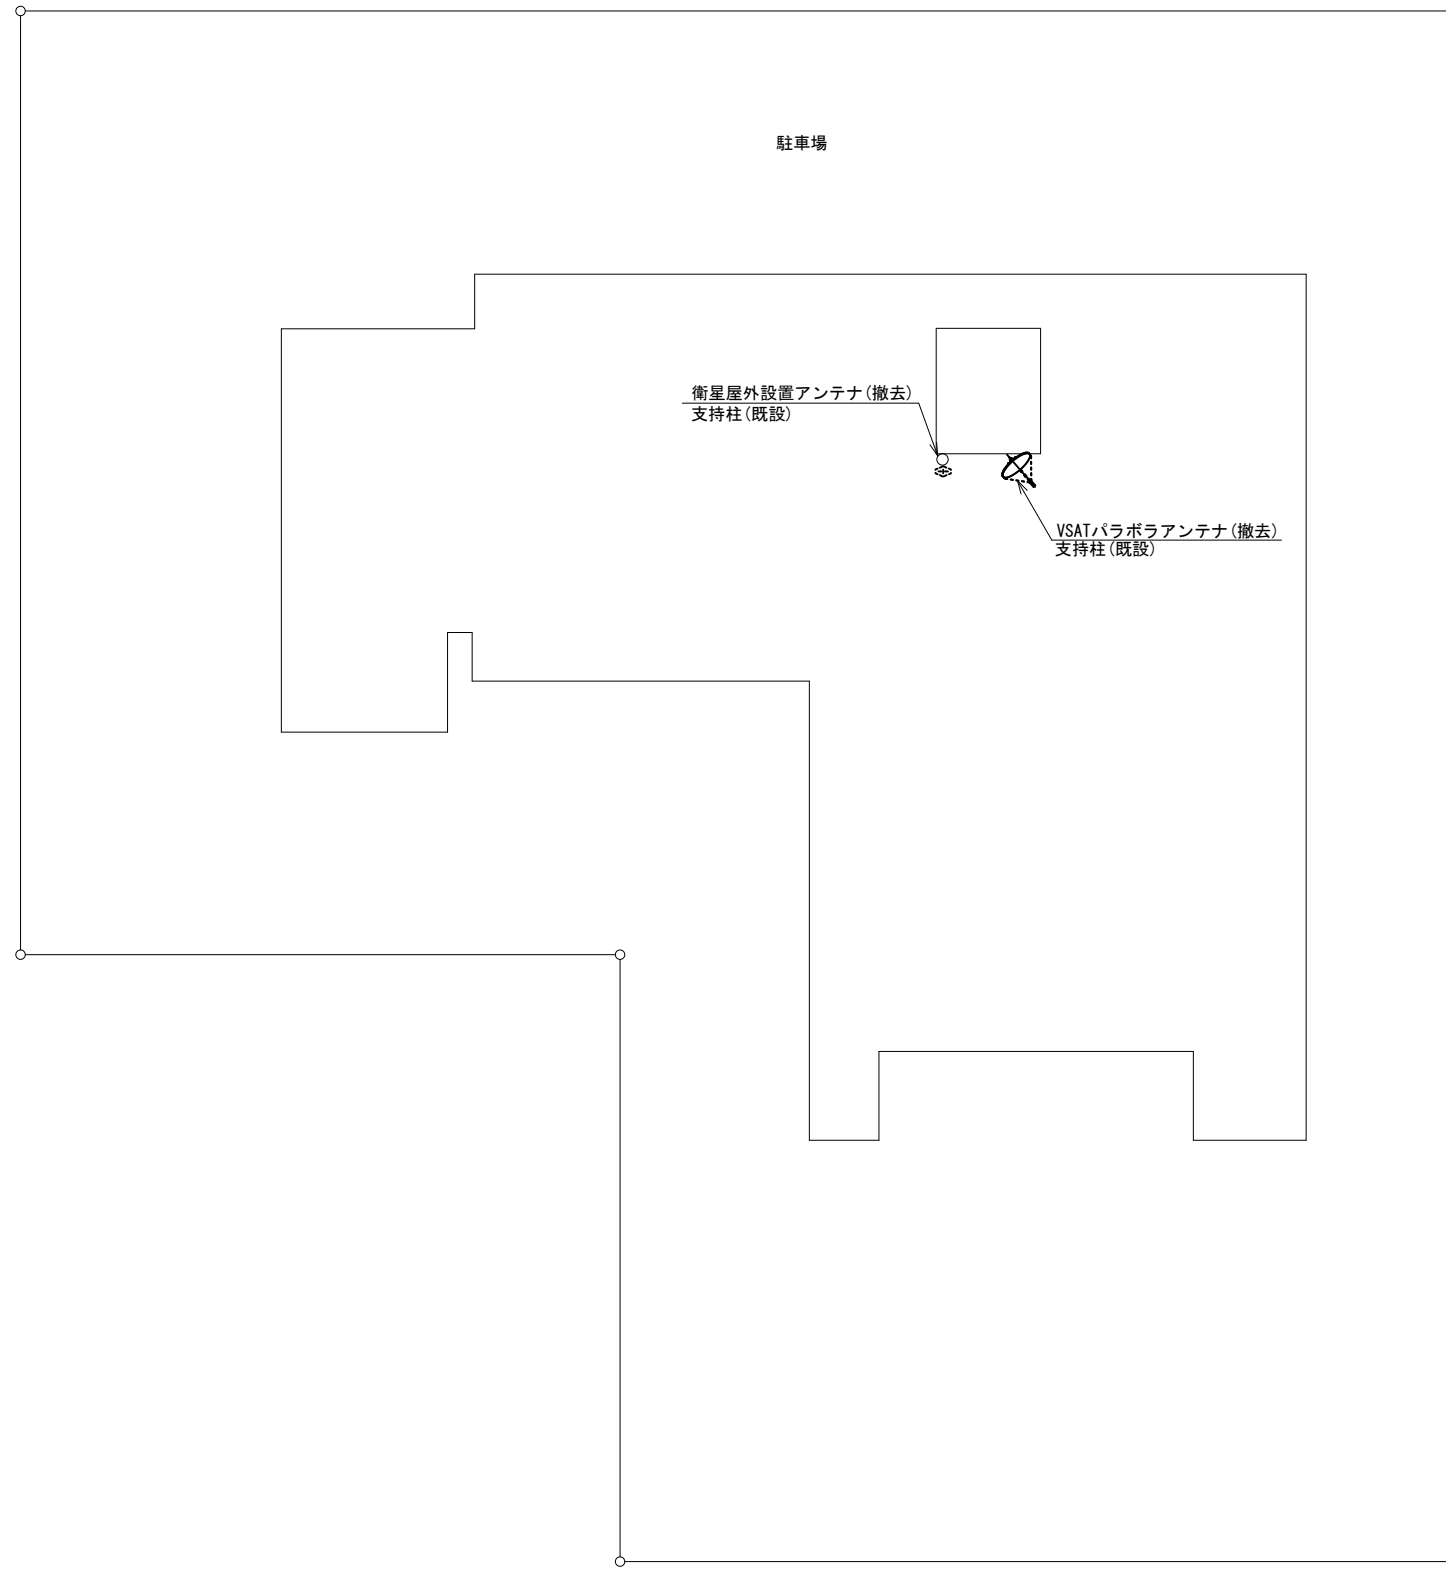


平面図 (S=1/200)

凡 例	
	: 新設
	: 撤去
	: 新設
	: 撤去
	: 既設
	: 既設

工事名	奈良県防災行政通信ネットワーク 衛星回線等再整備工事		
図面名	葛城市役所(新庄庁舎) 敷地平面図(撤去)		
作成年月日	令和 6年 8月		
縮尺	S=1/200	図面番号	14
会社名	株式会社東京建設コンサルタント		
事業者名	奈良県		

葛城市役所(新庄庁舎) 機器据付図 (撤去)

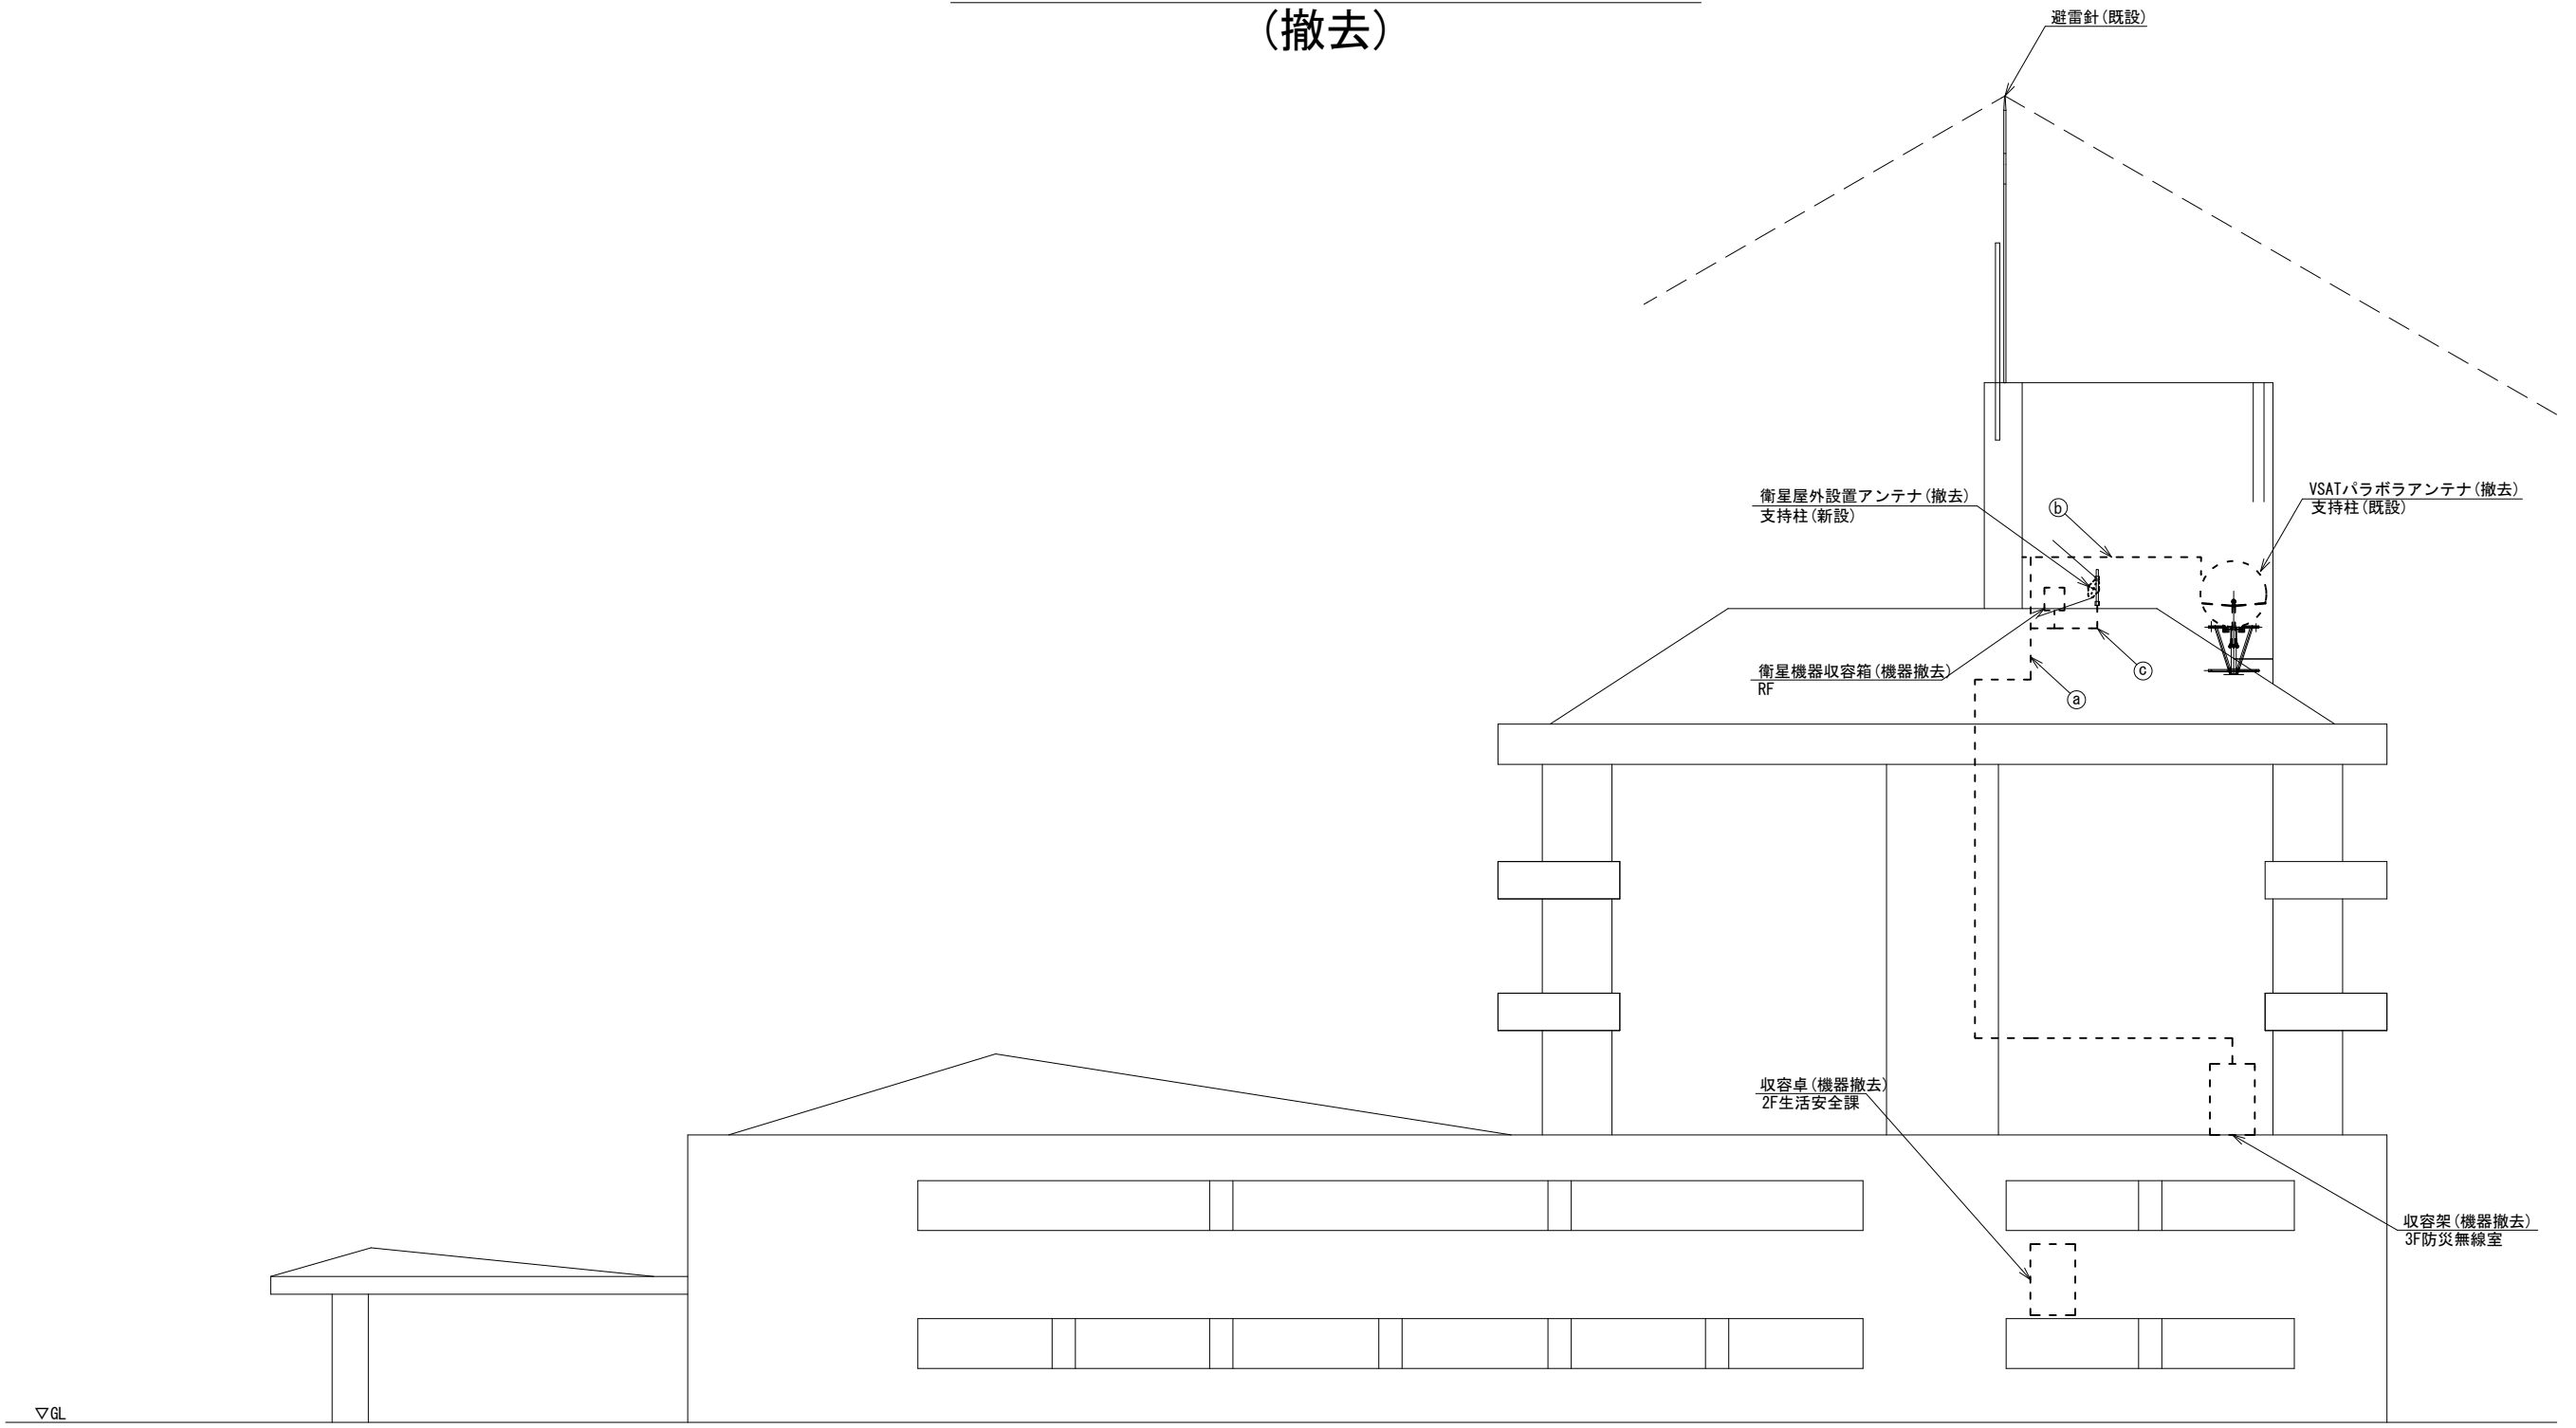



南側立面図 (S=1/100)

名称	作業	施工方法
8D-HFAE × 2	撤去	G36 (既設)
SCT0. 5-4P	撤去	
① IE3. 5sq	既設	G28 (既設)
CE3. 5sq-3C	既設	
② 8D-HFAE × 2	撤去	G28 (既設)
IE3. 5sq	既設	G16 (既設)
③ 外部アンテナ接続用ケーブル	撤去	G36 (既設)

凡例	
	新設
	撤去
	新設
	撤去
	既設
	既設

工事名	奈良県防災行政通信ネットワーク 衛星回線等再整備工事		
図面名	葛城市役所(新庄庁舎) 機器据付図(撤去)		
作成年月日	令和 6年 8月		
縮尺	S=1/100	図面番号	15
会社名	株式会社東京建設コンサルタント		
事業者名	奈良県		

葛城市役所(新庄庁舎) 1F 機器配置図 (撤去)

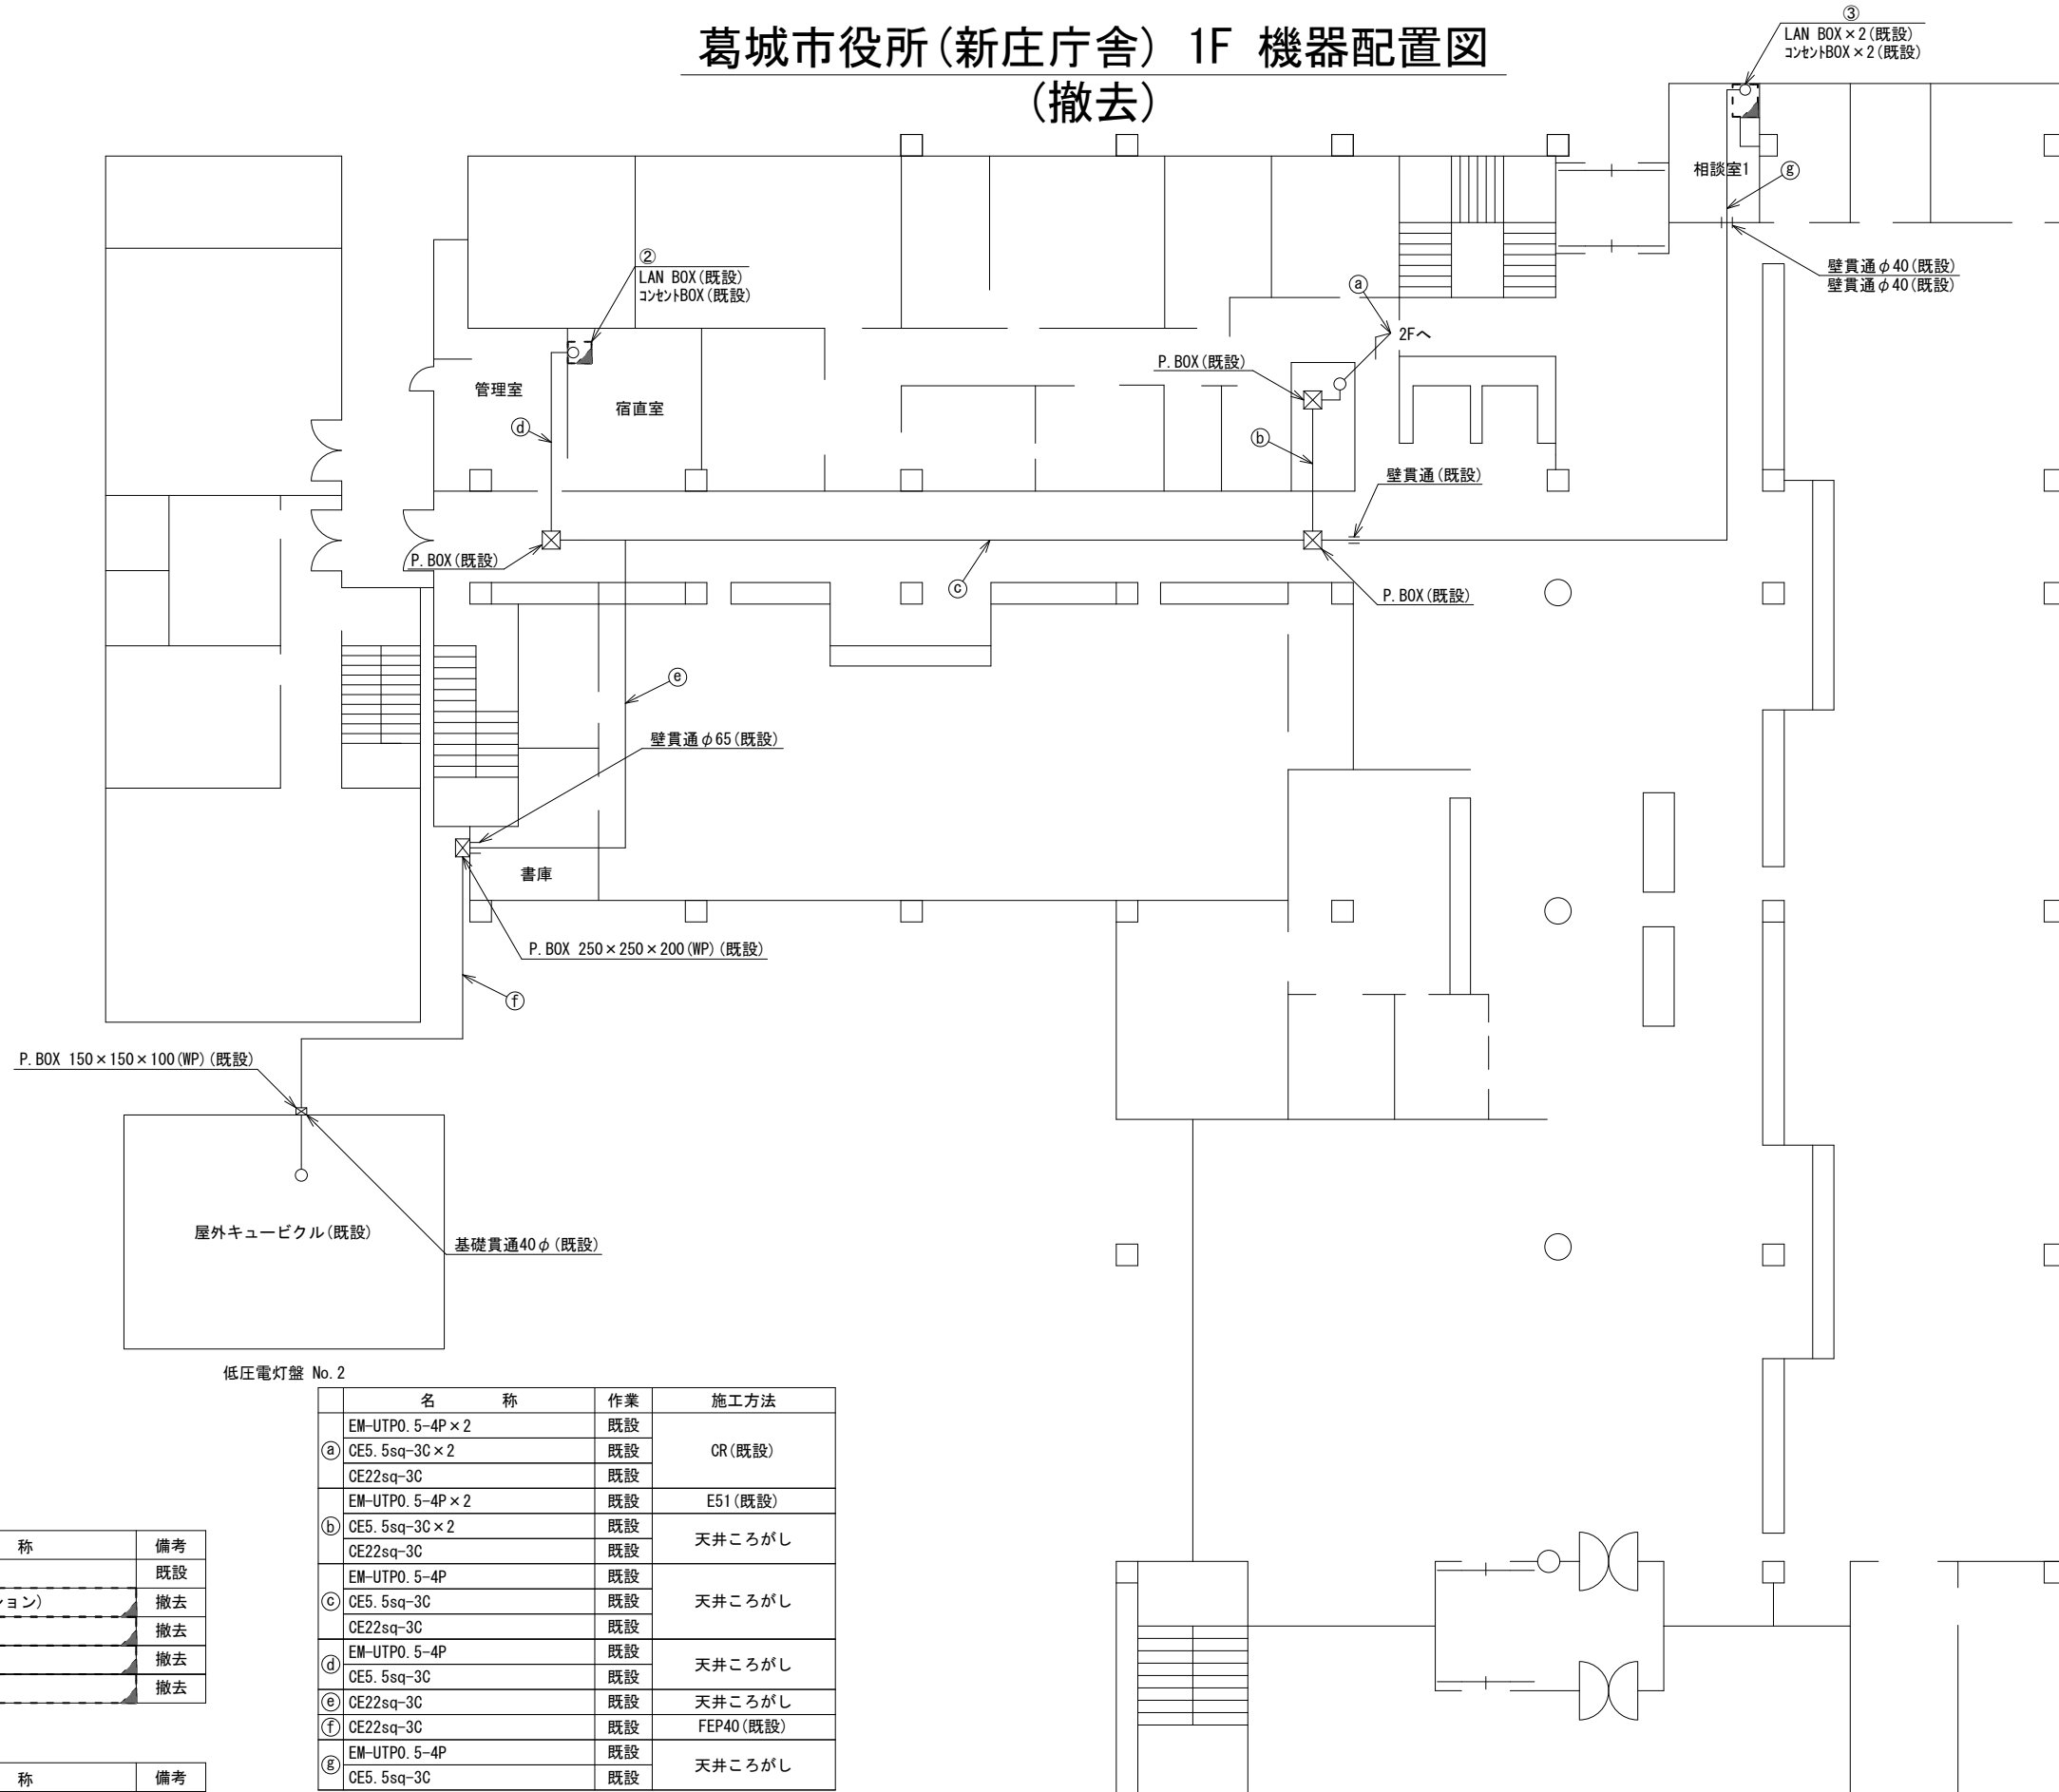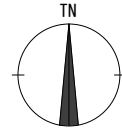

低圧電灯盤 No. 2

番号	名称	作業	施工方法
	EM-UTPO. 5-4P×2	既設	
①	CE5. 5sq-3C×2	既設	CR(既設)
	CE22sq-3C	既設	
②	EM-UTPO. 5-4P×2	既設	E51(既設)
	CE5. 5sq-3C×2	既設	天井ころがし
③	CE5. 5sq-3C	既設	天井ころがし
	CE22sq-3C	既設	
④	EM-UTPO. 5-4P	既設	天井ころがし
	CE5. 5sq-3C	既設	
⑤	CE22sq-3C	既設	天井ころがし
	CE22sq-3C	既設	FEP40(既設)
⑥	EM-UTPO. 5-4P	既設	天井ころがし
	CE5. 5sq-3C	既設	

番号	名称	備考
②	収容卓2(FAX台)	既設
	防災情報端末(オプション)	撤去
	スピーカ付警告灯	撤去
	複合機	撤去
	L2-SW(8post)	撤去

番号	名称	備考
③	小ラック	既設
	防災情報端末(オプション)	撤去
	スピーカ付警告灯	撤去
	L2-SW(8post)	撤去



1F平面図(S=1/100)

凡例

	新設		撤去
	新設		撤去
	既設		既設

工事名	奈良県防災行政通信ネットワーク 衛星回線等再整備工事		
図面名	葛城市役所(新庄庁舎) 1F 機器配置図(撤去)		
作成年月日	令和 6年 8月		
縮尺	S=1/100	図面番号	16
会社名	株式会社東京建設コンサルタント		
事業者名	奈良県		

葛城市役所(新庄庁舎) 2F 機器配置図 (撤去)

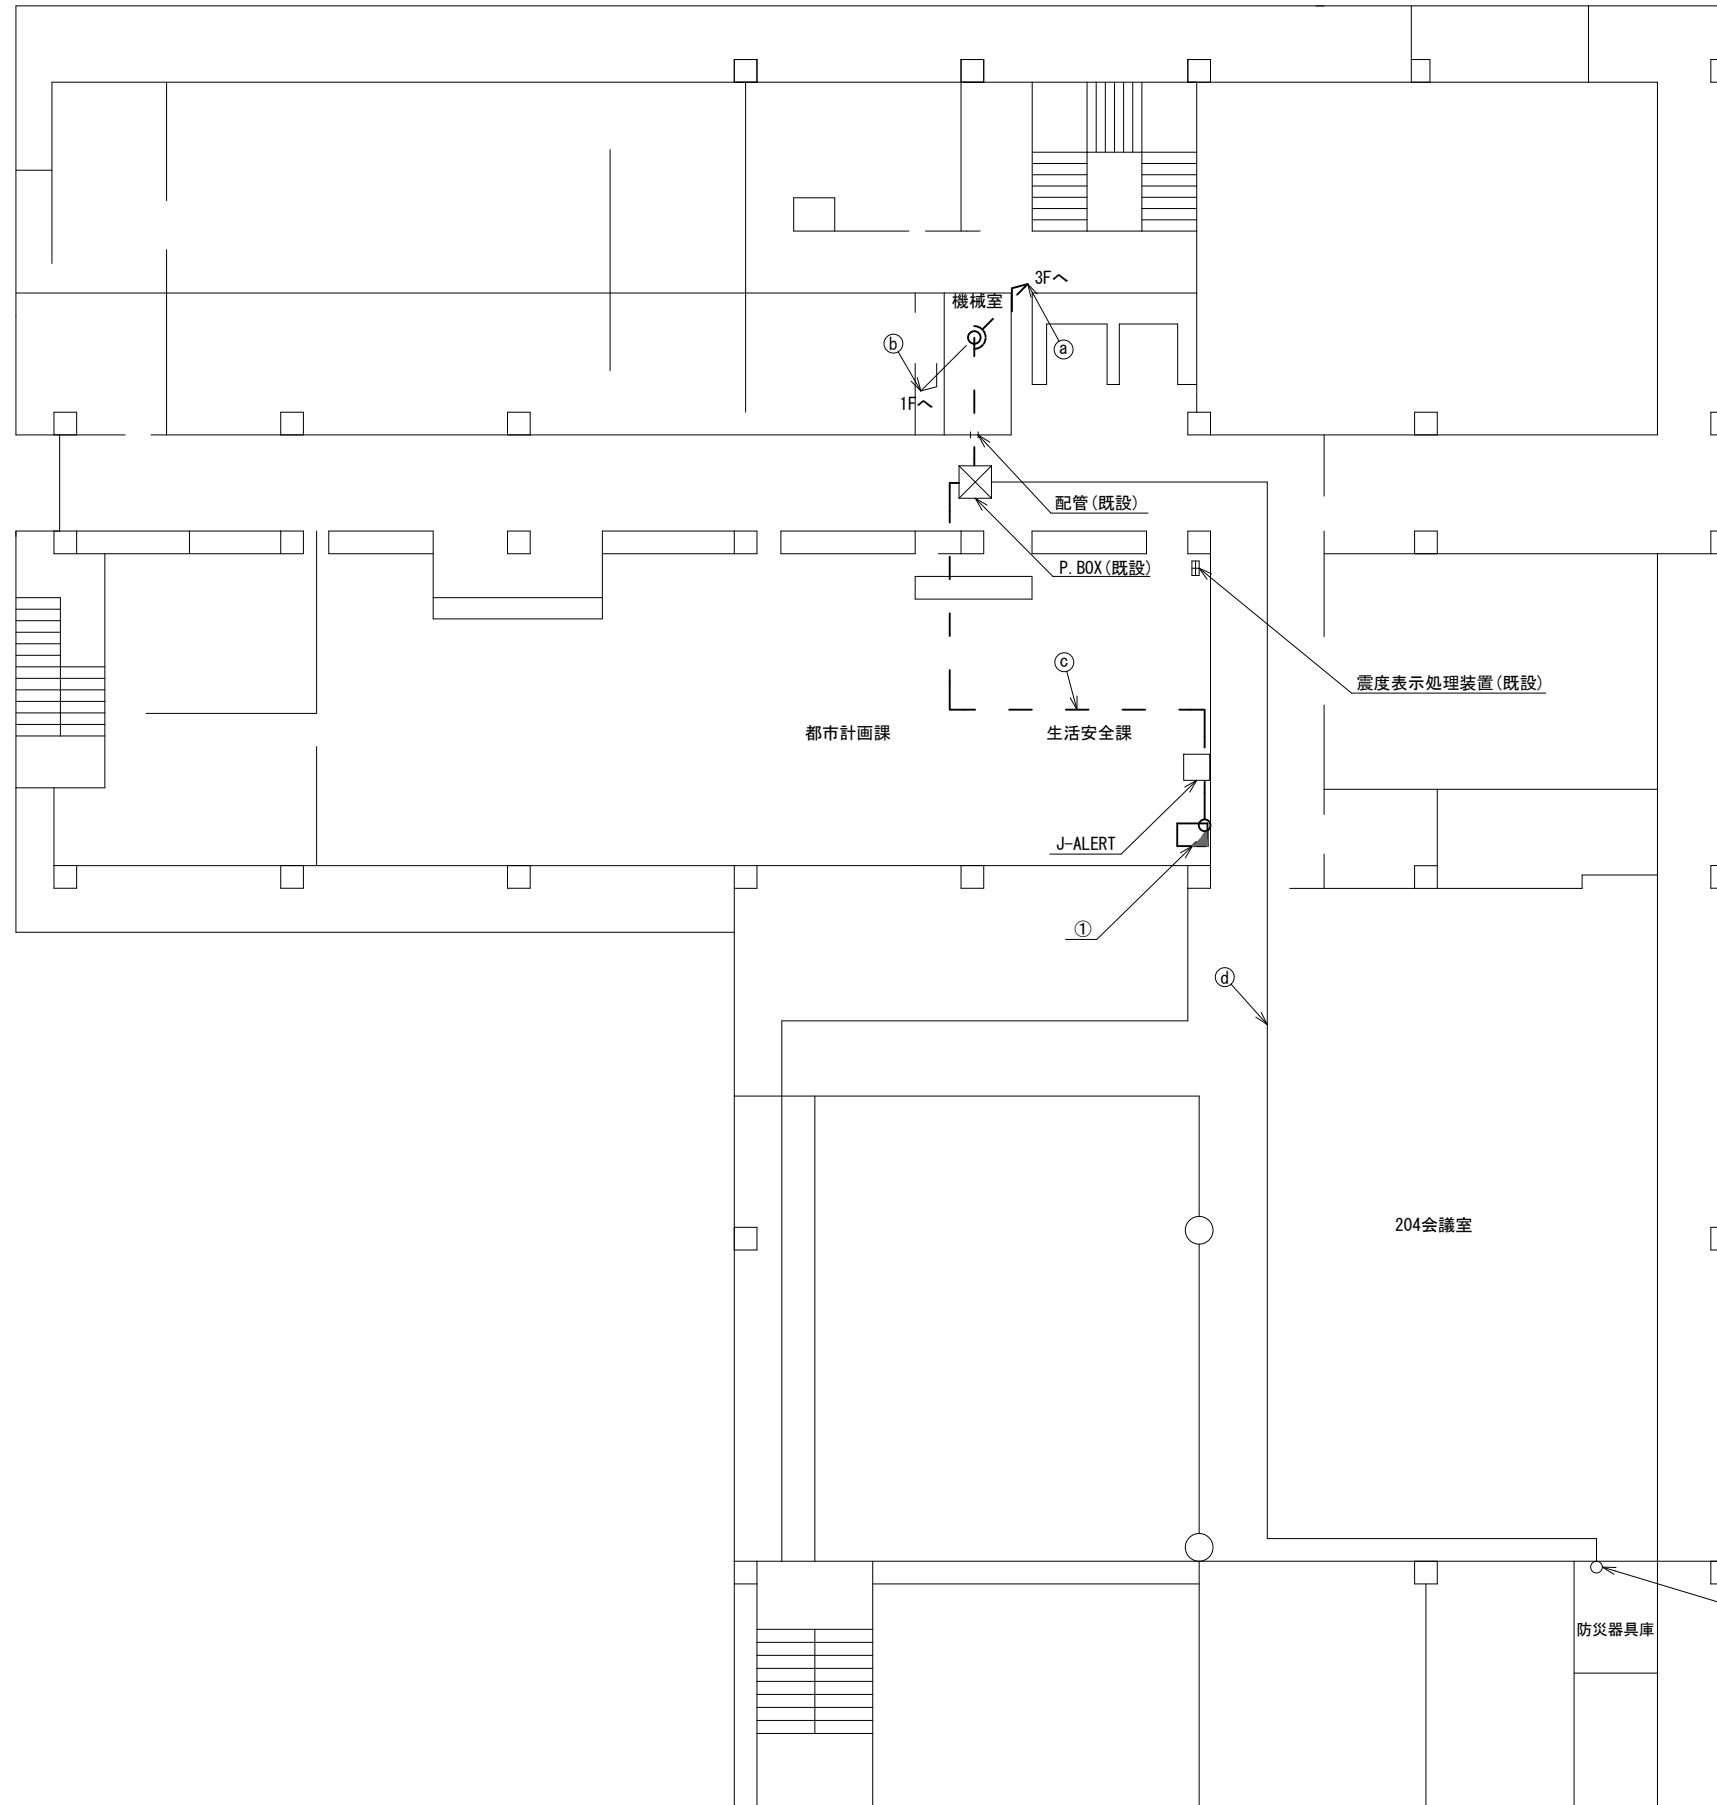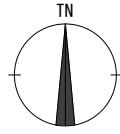

名称	作業	施工方法
S-5C-FB	撤去	CR(既設)
EM-UTPO. 5-4P×3	既設	
FCPEV-SO. 65-10P	既設	
CE5. 5sq-3C×2	既設	
CE5. 5sq-3C	既設	
CE22sq-3C	既設	
EM-UTPO. 5-4P×2	既設	ケーブルラック(既設)
CE5. 5sq-3C×2	既設	
CE22sq-3C	既設	
S-5C-FB	撤去	天井ころがし
CE5. 5sq-3C	既設	
EM-UTPO. 5-4P×2	既設	
FCPEV-SO. 65-10P	既設	
EM-UTPO. 5-4P	既設	配管(既設)


番号	名称	備考
①	収容卓1	既設
	ローカルWEBサーバ兼防災情報端末	撤去
	L2-SW (8Port)	撤去
	防災電話	撤去
	複合機	撤去
	スピーカ付警告灯	撤去
	防災電話(衛星)	撤去
	回線切替器	撤去
	モニター	撤去

2F平面図(S=1/100)


凡例	
	新設
	撤去
	既設
	撤去

工事名	奈良県防災行政通信ネットワーク 衛星回線等再整備工事		
図面名	葛城市役所(新庄庁舎) 2F 機器配置図(撤去)		
作成年月日	令和 6年 8月		
縮尺	S=1/100	図面番号	17
会社名	株式会社東京建設コンサルタント		
事業者名	奈良県		

葛城市役所(新庄庁舎) 3F 機器配置図 (撤去)

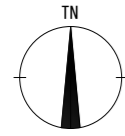

名称	作業	施工方法
S-5C-FB	撤去	CR(既設)
EM-UTPO. 5-4P × 3	既設	
FCPEV-SO. 65-10P	既設	
CE5. 5sq-3C × 2	既設	
CE5. 5sq-3C	既設	
CE22sq-3C	既設	CR(既設)
EM-UTPO. 5-4P	既設	
8D-HFAE × 2	撤去	
SCTO. 5-4P	撤去	CR(既設)
IE3. 5sq	既設	
CE3. 5sq-3C	既設	
EM-UTPO. 5-4P × 4	既設	天井こがし
S-5C-FB	撤去	
FCPEV-SO. 65-10P	既設	
8D-HFAE × 2	撤去	
IE3. 5sq	既設	
CE3. 5sq-3C	既設	
CE5. 5sq-3C × 2	既設	
CE5. 5sq-3C	既設	
CE22sq-3C	既設	
SCTO. 5-4P	撤去	
CPEV-SO. 5-3P	既設	天井こがし
CPEV-SO. 5-10P	既設	
SWVPO. 5-22C	既設	
IE3. 5sq	既設	


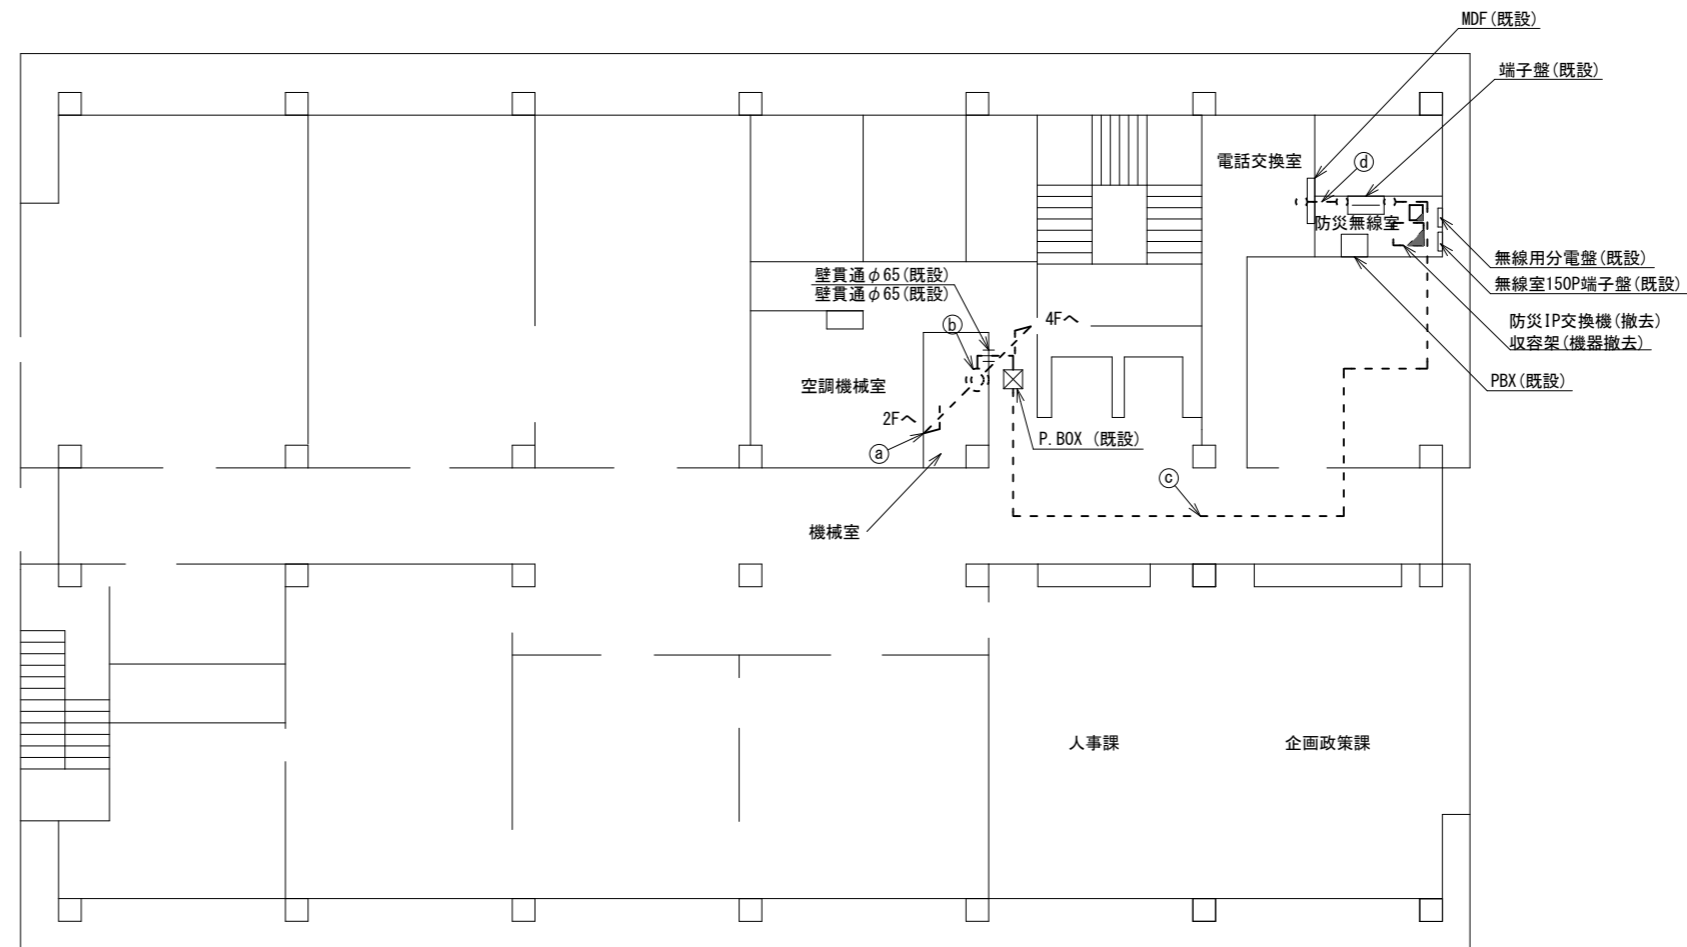


3F平面図 (S=1/100)


凡例	
	新設
	撤去
	既設
	撤去
	既設

工事名	奈良県防災行政通信ネットワーク 衛星回線等再整備工事		
図面名	葛城市役所(新庄庁舎) 3F 機器配置図(撤去)		
作成年月日	令和 6年 8月		
縮尺	S=1/100	図面番号	18
会社名	株式会社東京建設コンサルタント		
事業者名	奈良県		

葛城市役所(新庄庁舎) 4F・5F 機器配置図 (撤去)

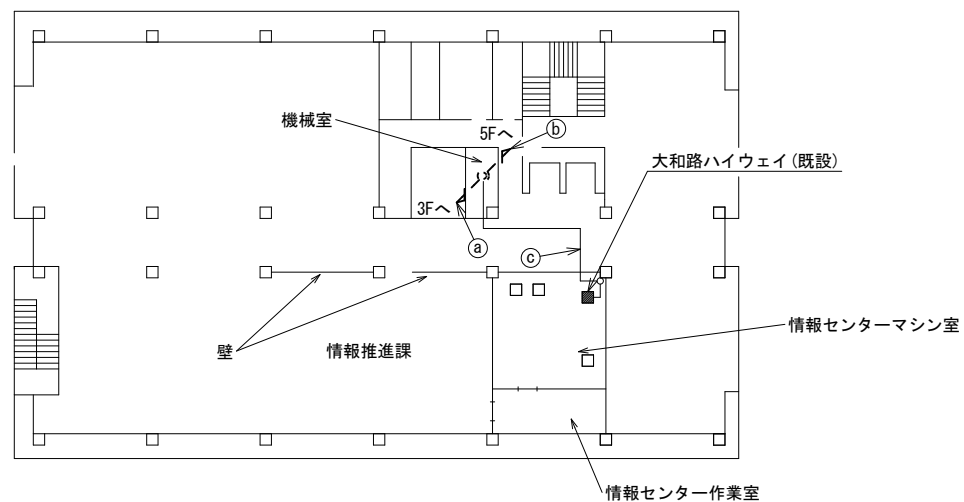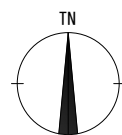

4F平面図 (S=1/200)

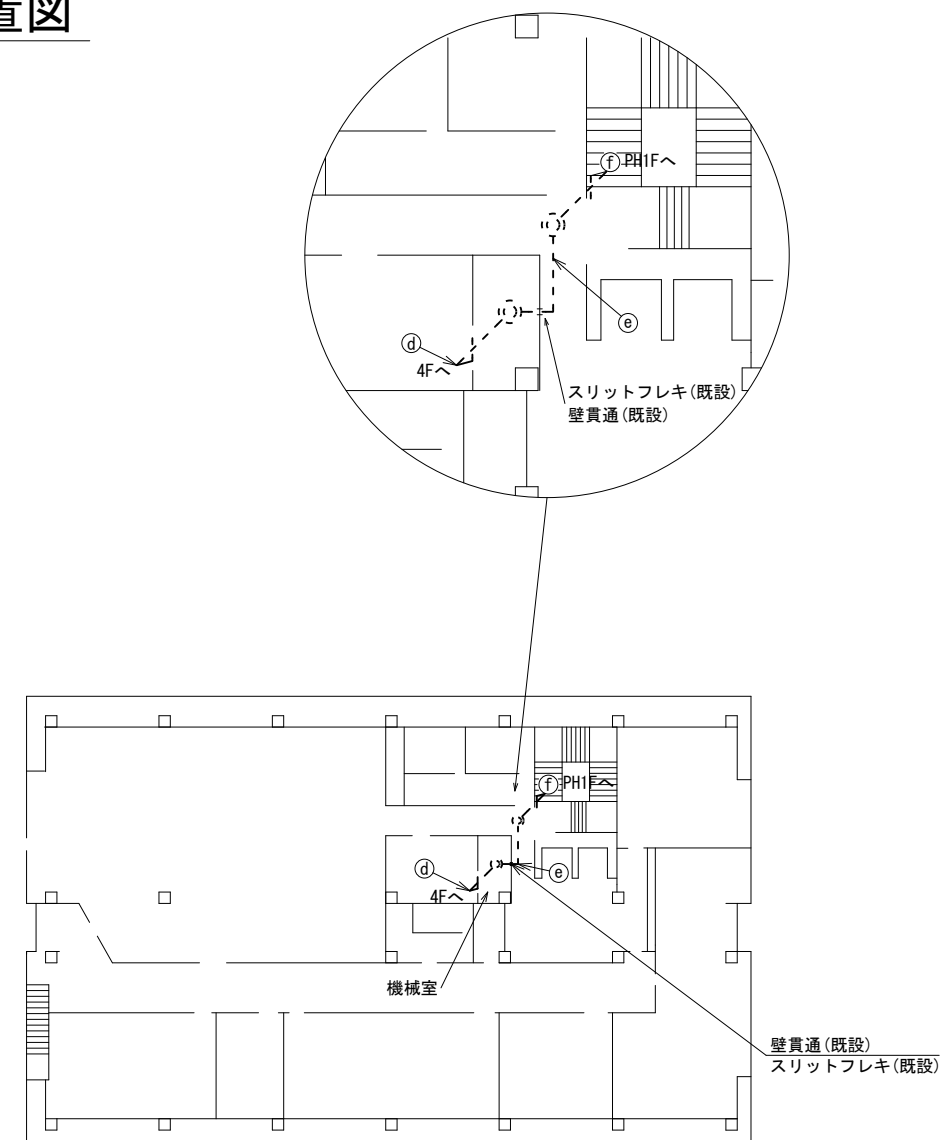

5F平面図 (S=1/200)



名称	作業	施工方法
SCTO. 5-4P	撤去	
EM-UTPO. 5-4P	既設	CR (既設)
⑧ 8D-HFAE × 2	撤去	
IE3. 5sq	既設	
CE3. 5sq-3C	既設	CR (既設)
⑨ SCTO. 5-4P	撤去	
8D-HFAE × 2	撤去	CR (既設)
IE3. 5sq	既設	
CE3. 5sq-3C	既設	CR (既設)
⑩ EM-UTPO. 5-4P	既設	天井ころがし
⑪ SCTO. 5-4P	撤去	
8D-HFAE × 2	撤去	CR (既設)
IE3. 5sq	既設	
CE3. 5sq-3C	既設	CR (既設)
⑫ SCTO. 5-4P	撤去	
8D-HFAE × 2	撤去	天井ころがし
IE3. 5sq	既設	
CE3. 5sq-3C	既設	
⑬ 8D-HFAE × 2	撤去	E31 (既設)
SCTO. 5-4P	撤去	
CE3. 5sq-3C	既設	E31 (既設)
IE3. 5sq	既設	

凡例


	新設		撤去		新設		撤去
	既設		既設		既設		既設

工事名	奈良県防災行政通信ネットワーク 衛星回線等再整備工事		
図面名	葛城市役所(新庄庁舎) 4F・5F 機器配置図(撤去)		
作成年月日	令和 6年 8月		
縮尺	S=1/200	図面番号	19
会社名	株式会社東京建設コンサルタント		
事業者名	奈良県		

 葛城市役所(新庄庁舎) RF・PH2F・PHRF 機器配置図 (撤去)

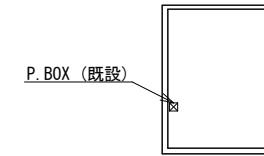


PHRF平面図 (S=1/200)

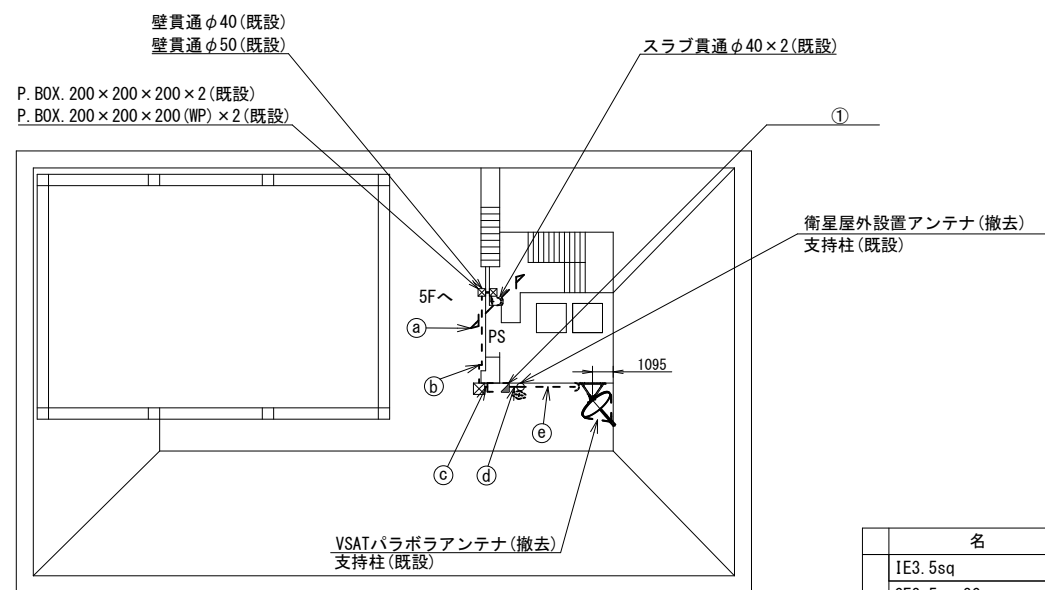

番号	名 称	備考
①	衛星機器収容箱	既設
	衛星可搬端末	撤去
	衛星FAXアダプター	撤去
	衛星ハンドセット	撤去
	マルチアダプター	撤去

RF平面図 (S=1/200)

	名 称	作業	施工方法
a	IE3. 5sq	既設	E31(既設)
	CE3. 5sq-3C	既設	
	SCTO. 5mm-4P	撤去	
	8D-HFAE × 2	撤去	E31(既設)
b	8D-HFAE × 2	撤去	G36(既設)
	SCTO. 5mm-4P	撤去	
	IE3. 5sq	既設	G28(既設)
c	CE3. 5sq-3C	既設	
	8D-HFAE × 2	撤去	G36(既設)
	IE3. 5sq	既設	G16(既設)
	CE3. 5sq-3C	既設	G28(既設)
d	SCTO. 5-4P	撤去	G16(既設)
	8D-HFAE × 2	撤去	G36(既設)
	外部アンテナ接続用ケーブル	撤去	G36(既設)
e	IE3. 5sq	既設	G16(既設)
	8D-HFAE × 2	撤去	G36(既設)
	IE3. 5sq	既設	G16(既設)

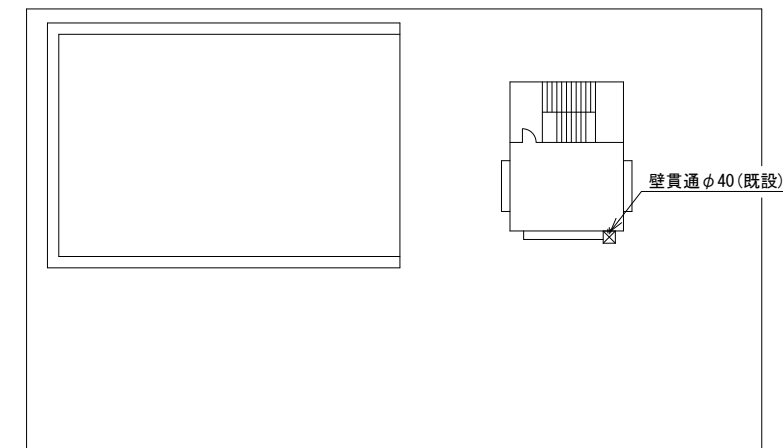


PH2F平面図 (S=1/200)

凡 例	
	新設
	撤去
	既設
	撤去

工事名	奈良県防災行政通信ネットワーク 衛星回線等再整備工事		
図面名	葛城市役所(新庄庁舎) RF・PH2F・PHRF 機器配置図(撤去)		
作成年月日	令和 6年 8月		
縮尺	S=1/200	図面番号	20
会社名	株式会社東京建設コンサルタント		
事業者名	奈良県		

葛城市役所(新庄庁舎) 3F防災無線室 機器配置図 (撤去)

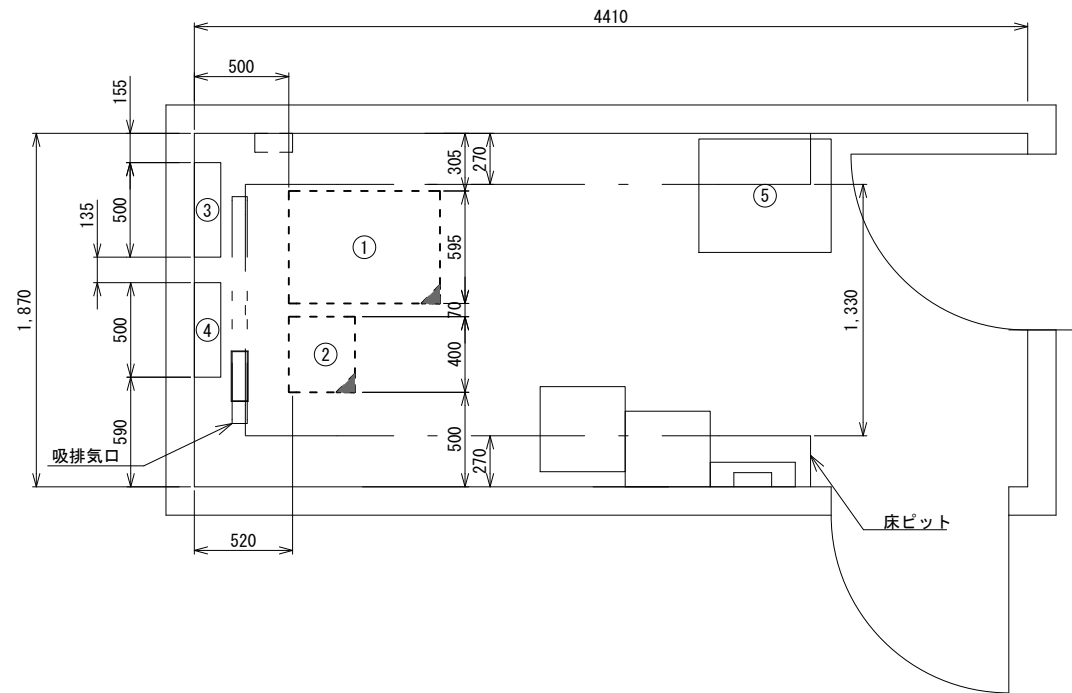


3F防災無線室 平面図 (S=1/20)

番号	名称	備考
①	收容架	既設
	VSAT	撤去
	L2-SW (24Port)	撤去
	被遠方監視制御装置	撤去
	UPS	撤去
	VPNルータ	撤去
②	防災IP交換機	撤去
③	無線室150P端子盤	既設
④	無線用分電盤	既設
⑤	PBX	既設

凡例	
	新設
	撤去
	新設
	撤去
	既設
	既設

工事名	奈良県防災行政通信ネットワーク 衛星回線等再整備工事		
図面名	葛城市役所(新庄庁舎) 3F防災無線室 機器配置図(撤去)		
作成年月日	令和 6年 8月		
縮尺	S=1/20	図面番号	21
会社名	株式会社東京建設コンサルタント		
事業者名	奈良県		

葛城市役所(新庄庁舎) 配線系統図 (撤去)

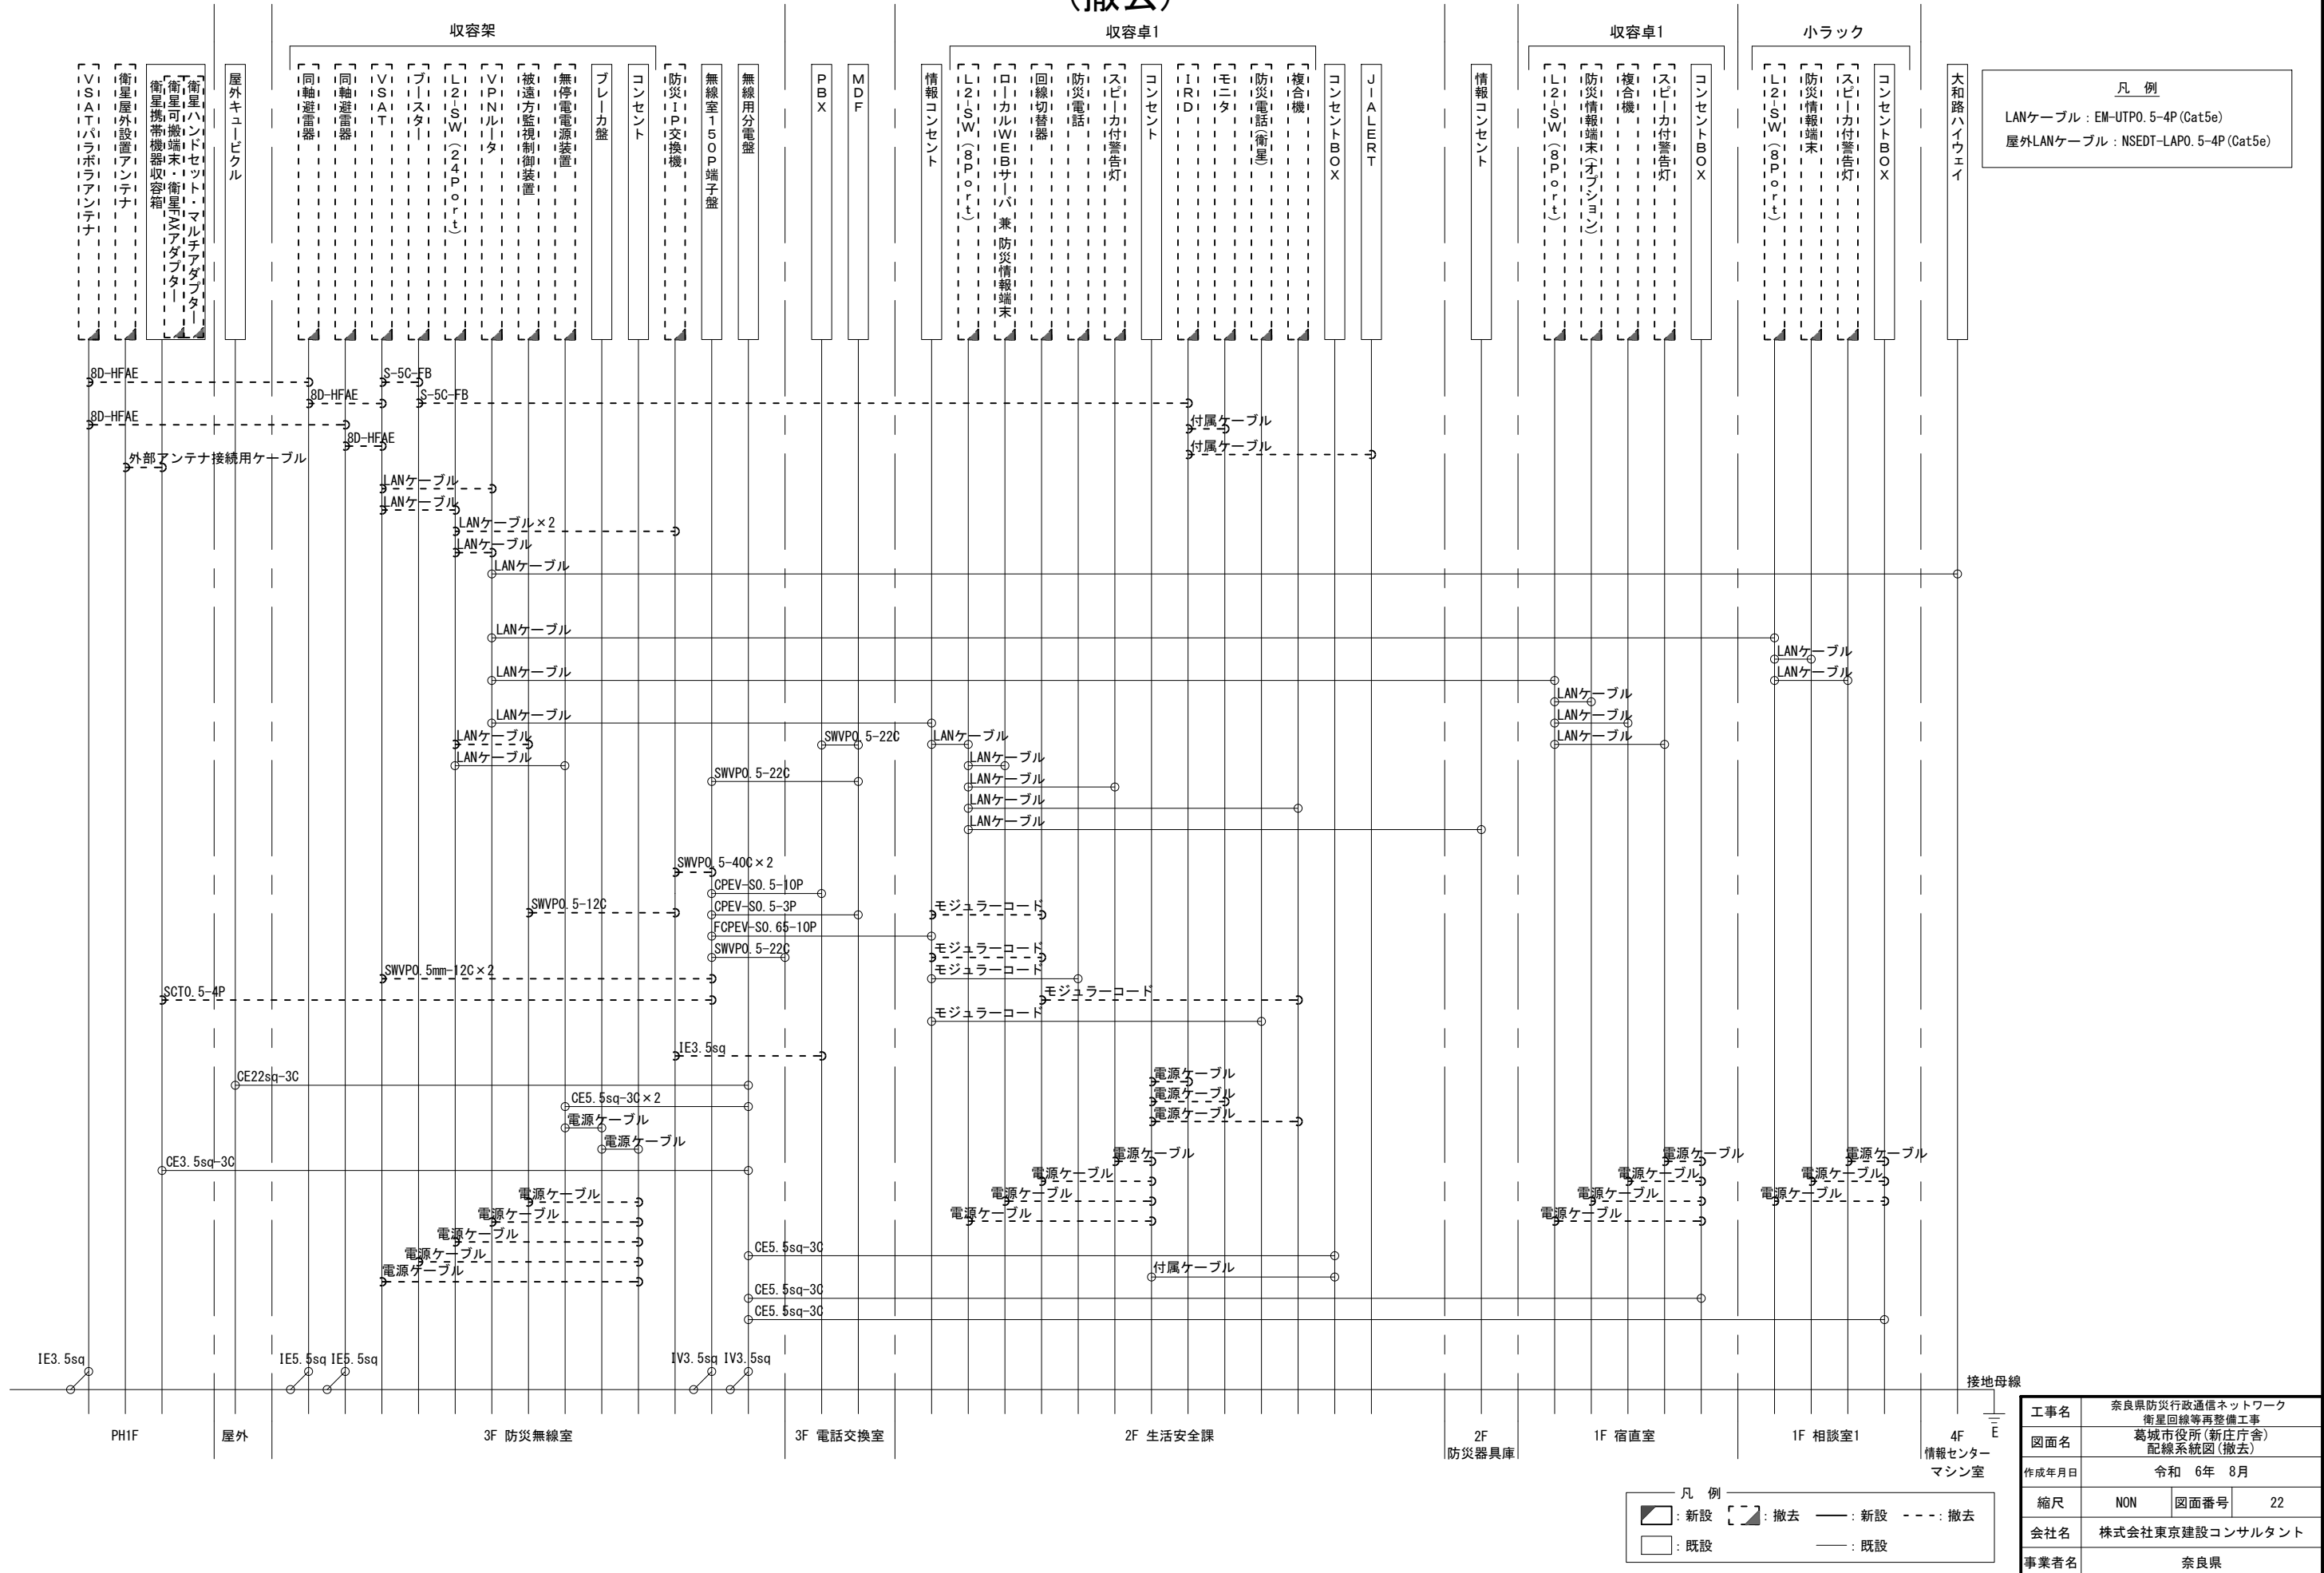

凡 例

LANケーブル : EM-UTPO. 5-4P (Cat5e)
 屋外LANケーブル : NSED-TLAP0. 5-4P (Cat5e)

工事名	奈良県防災行政通信ネットワーク 衛星回線等再整備工事		
図面名	葛城市役所(新庄庁舎) 配線系統図(撤去)		
作成年月日	令和 6年 8月		
縮尺	NON	図面番号	22
会社名	株式会社東京建設コンサルタント		
事業者名	奈良県		

凡 例

: 新設
 : 撤去
 — : 新設
 - - - : 撤去
 : 既設
 — : 既設