


# 目次

## 宇陀市役所(榛原地域事務所)

図番	図面名称
01	宇陀市役所(榛原地域事務所) 位置図
02	宇陀市役所(榛原地域事務所) 系統図(新設)
03	宇陀市役所(榛原地域事務所) 敷地平面図(新設)
04	宇陀市役所(榛原地域事務所) 機器据付図(新設)
05	宇陀市役所(榛原地域事務所) B1F機器配置図(新設)
06	宇陀市役所(榛原地域事務所) 1F機器配置図(新設)
07	宇陀市役所(榛原地域事務所) 2F機器配置図
08	宇陀市役所(榛原地域事務所) 3F機器配置図(新設)
09	宇陀市役所(榛原地域事務所) 4F機器配置図(新設)
10	宇陀市役所(榛原地域事務所) 5F機器配置図(新設)
11	宇陀市役所(榛原地域事務所) 3F防災無線・放送室 機器配置図(新設)
12	宇陀市役所(榛原地域事務所) 配線系統図(新設)
13	宇陀市役所(榛原地域事務所) 電源系統図(参考図)
14	宇陀市役所(榛原地域事務所) 系統図(撤去)
15	宇陀市役所(榛原地域事務所) 敷地平面図(撤去)
16	宇陀市役所(榛原地域事務所) 機器据付図(撤去)
17	宇陀市役所(榛原地域事務所) 1F機器配置図(撤去)
18	宇陀市役所(榛原地域事務所) 3F機器配置図(撤去)
19	宇陀市役所(榛原地域事務所) 4F機器配置図(撤去)
20	宇陀市役所(榛原地域事務所) 5F機器配置図(撤去)
21	宇陀市役所(榛原地域事務所) 3F防災無線・放送室 機器配置図(撤去)
22	宇陀市役所(榛原地域事務所) 配線系統図(撤去)

# 宇陀市役所(榛原地域事務所) 位置図

 
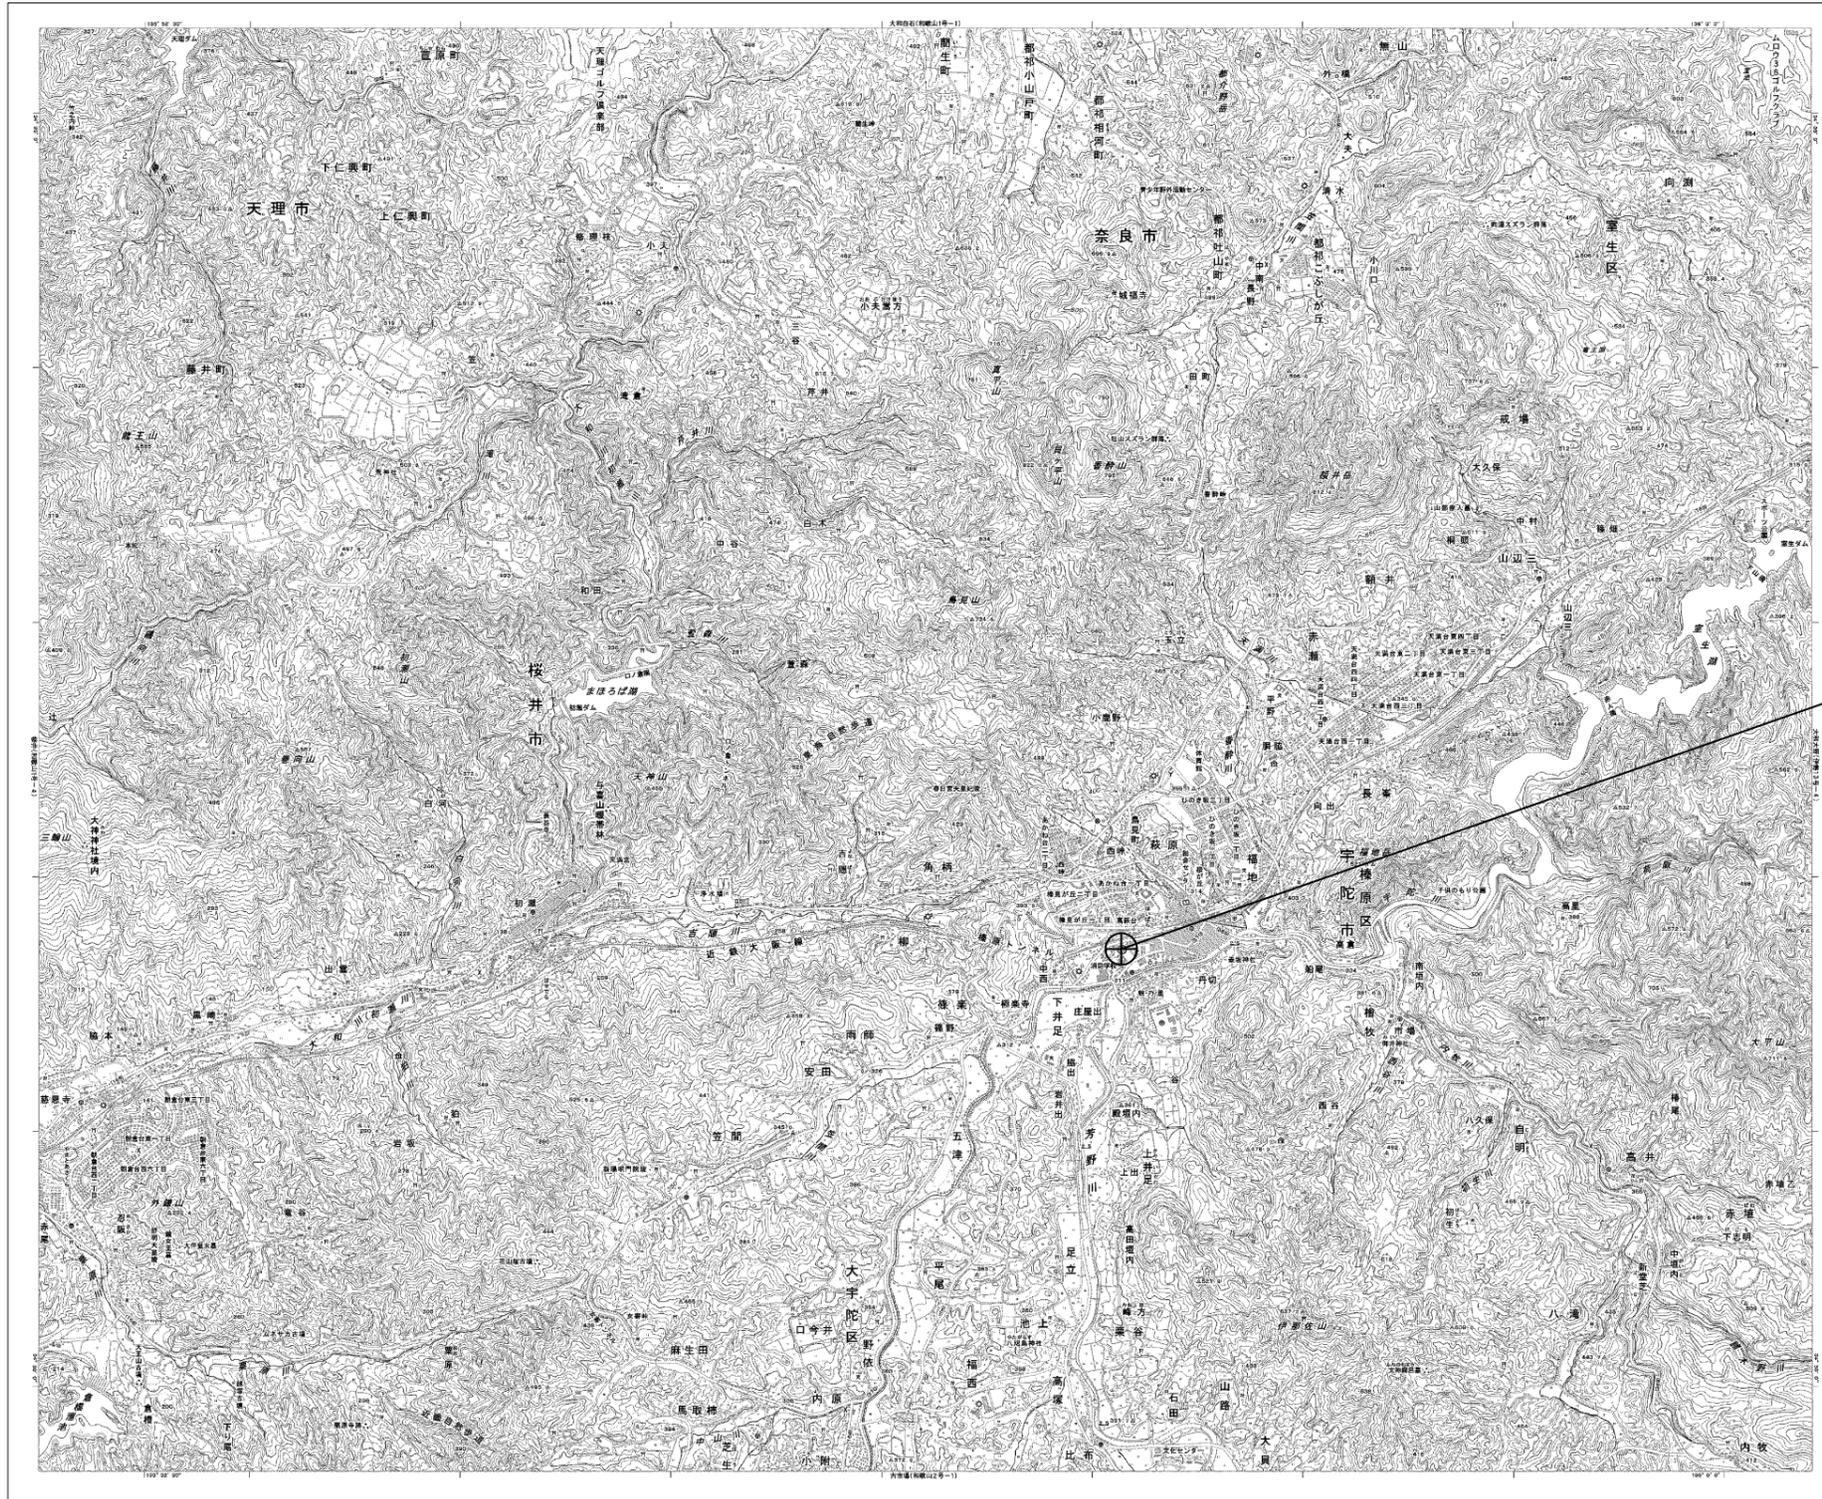


宇陀市役所(榛原地域事務所)

工事名	奈良県防災行政通信ネットワーク 衛星回線等再整備工事		
図面名	宇陀市役所(榛原地域事務所) 位置図		
作成年月日	令和 6年 8月		
縮尺	1:25000	図面番号	01
会社名	株式会社東京建設コンサルタント		
事業者名	奈良県		



# 宇陀市役所(榛原地域事務所) 系統図 (新設)

- 凡例
- VSAT VSAT
  - L2-SW (16Port)
  - L2-SW (8Port)
  - L2-SW (16Port) +メディアコンバーター
  - L2-SW (8Port) +メディアコンバーター
  - VPNルータ
  - 被遠方監視制御装置
  - 防災IP交換機
  - 無停電電源装置
  - 防災情報端末
  - ローカルWEBサーバ兼 防災情報端末
  - 防災情報端末(オプション)
  - 複合機
  - メディアコンバーター
  - ① 防災電話(IP)
  - ② 防災電話(アナログ)
  - ③ 防災電話(IP)(大和路HW)
  - コンセントBOX
  - 衛星携帯電話 IDU
  - 衛星FAXアダプタ
  - マルチアダプタ
  - FAX
  - SPD盤
  - 分配機
  - 震度表示処理装置
  - PBX
  - 端子盤、MDF
  - 大和路ハイウェイ
  - K-OPTICAL
  - 電源端子台
  - 情報コンセント
  - スピーカ付警告灯
  - モニター
  - IRD
  - J-ALERT
  - 変圧器
  - USBプリントサーバー
  - プリンタ

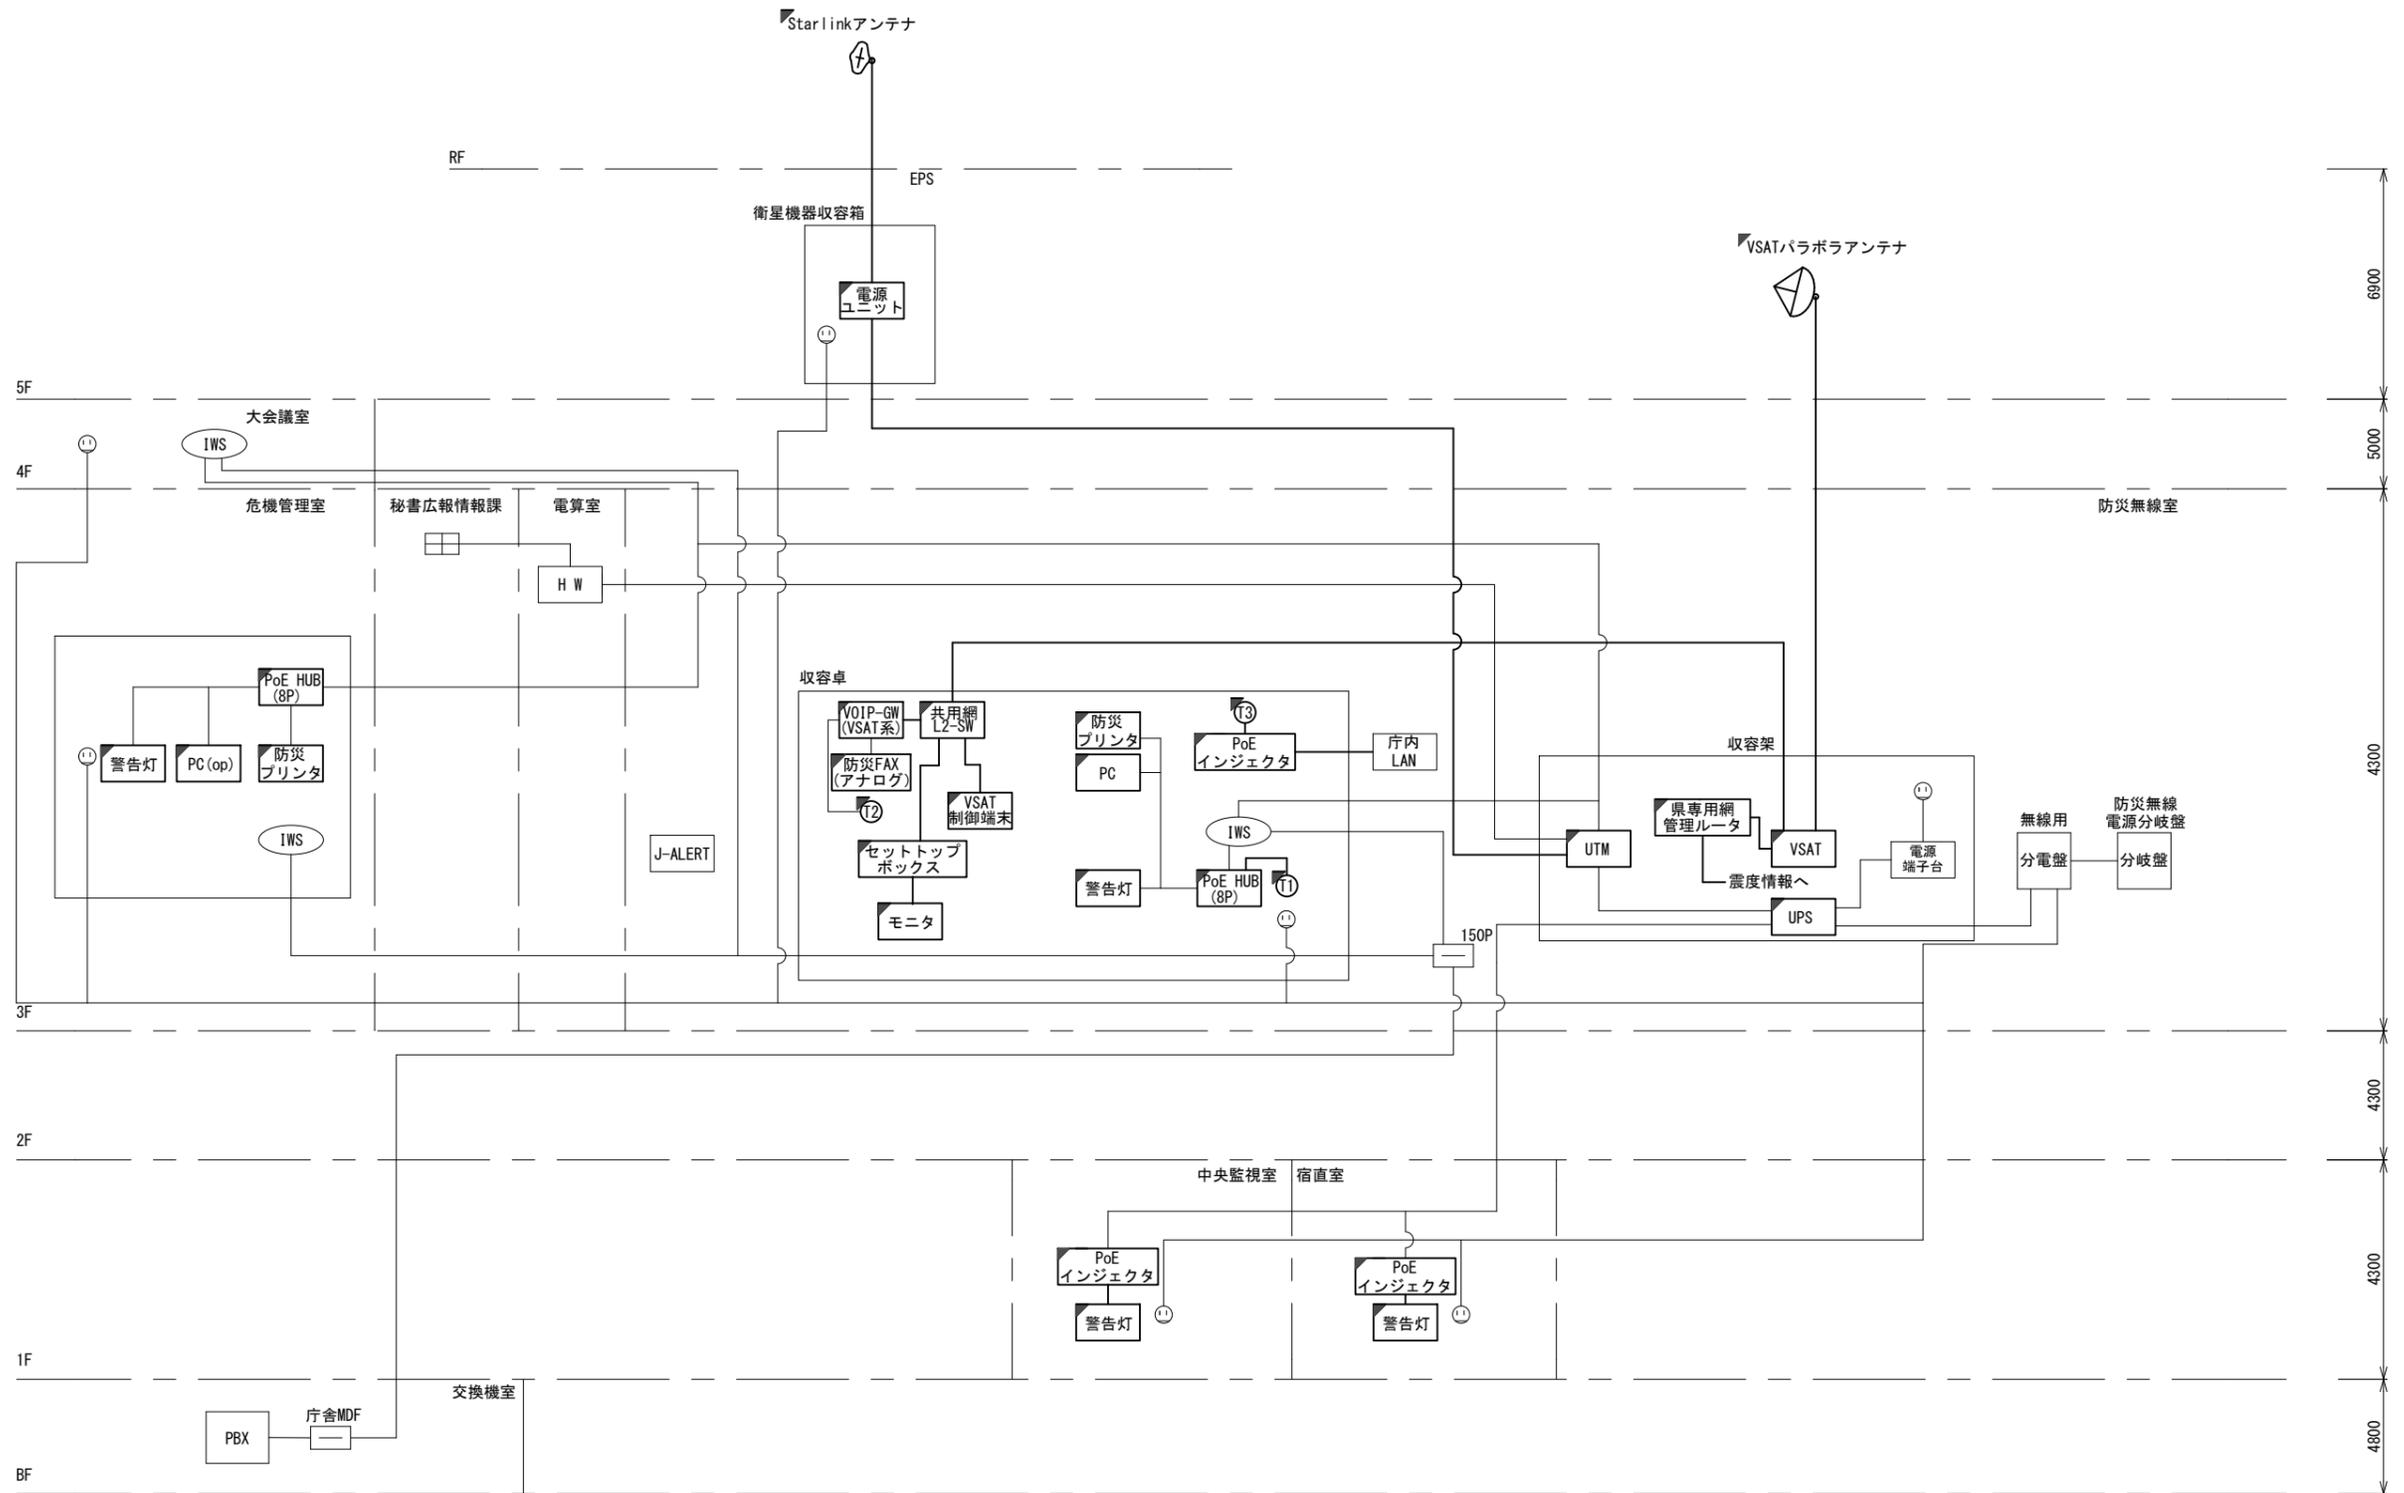


工事名	奈良県防災行政通信ネットワーク 衛星回線等再整備工事		
図面名	宇陀市役所(榛原地域事務所) 系統図(新設)		
作成年月日	令和 6年 8月		
縮尺	NON	図面番号	02
会社名	株式会社東京建設コンサルタント		
事業者名	奈良県		

# 宇陀市役所(榛原地域事務所)敷地平面図 (新設)

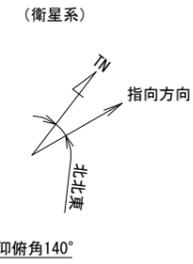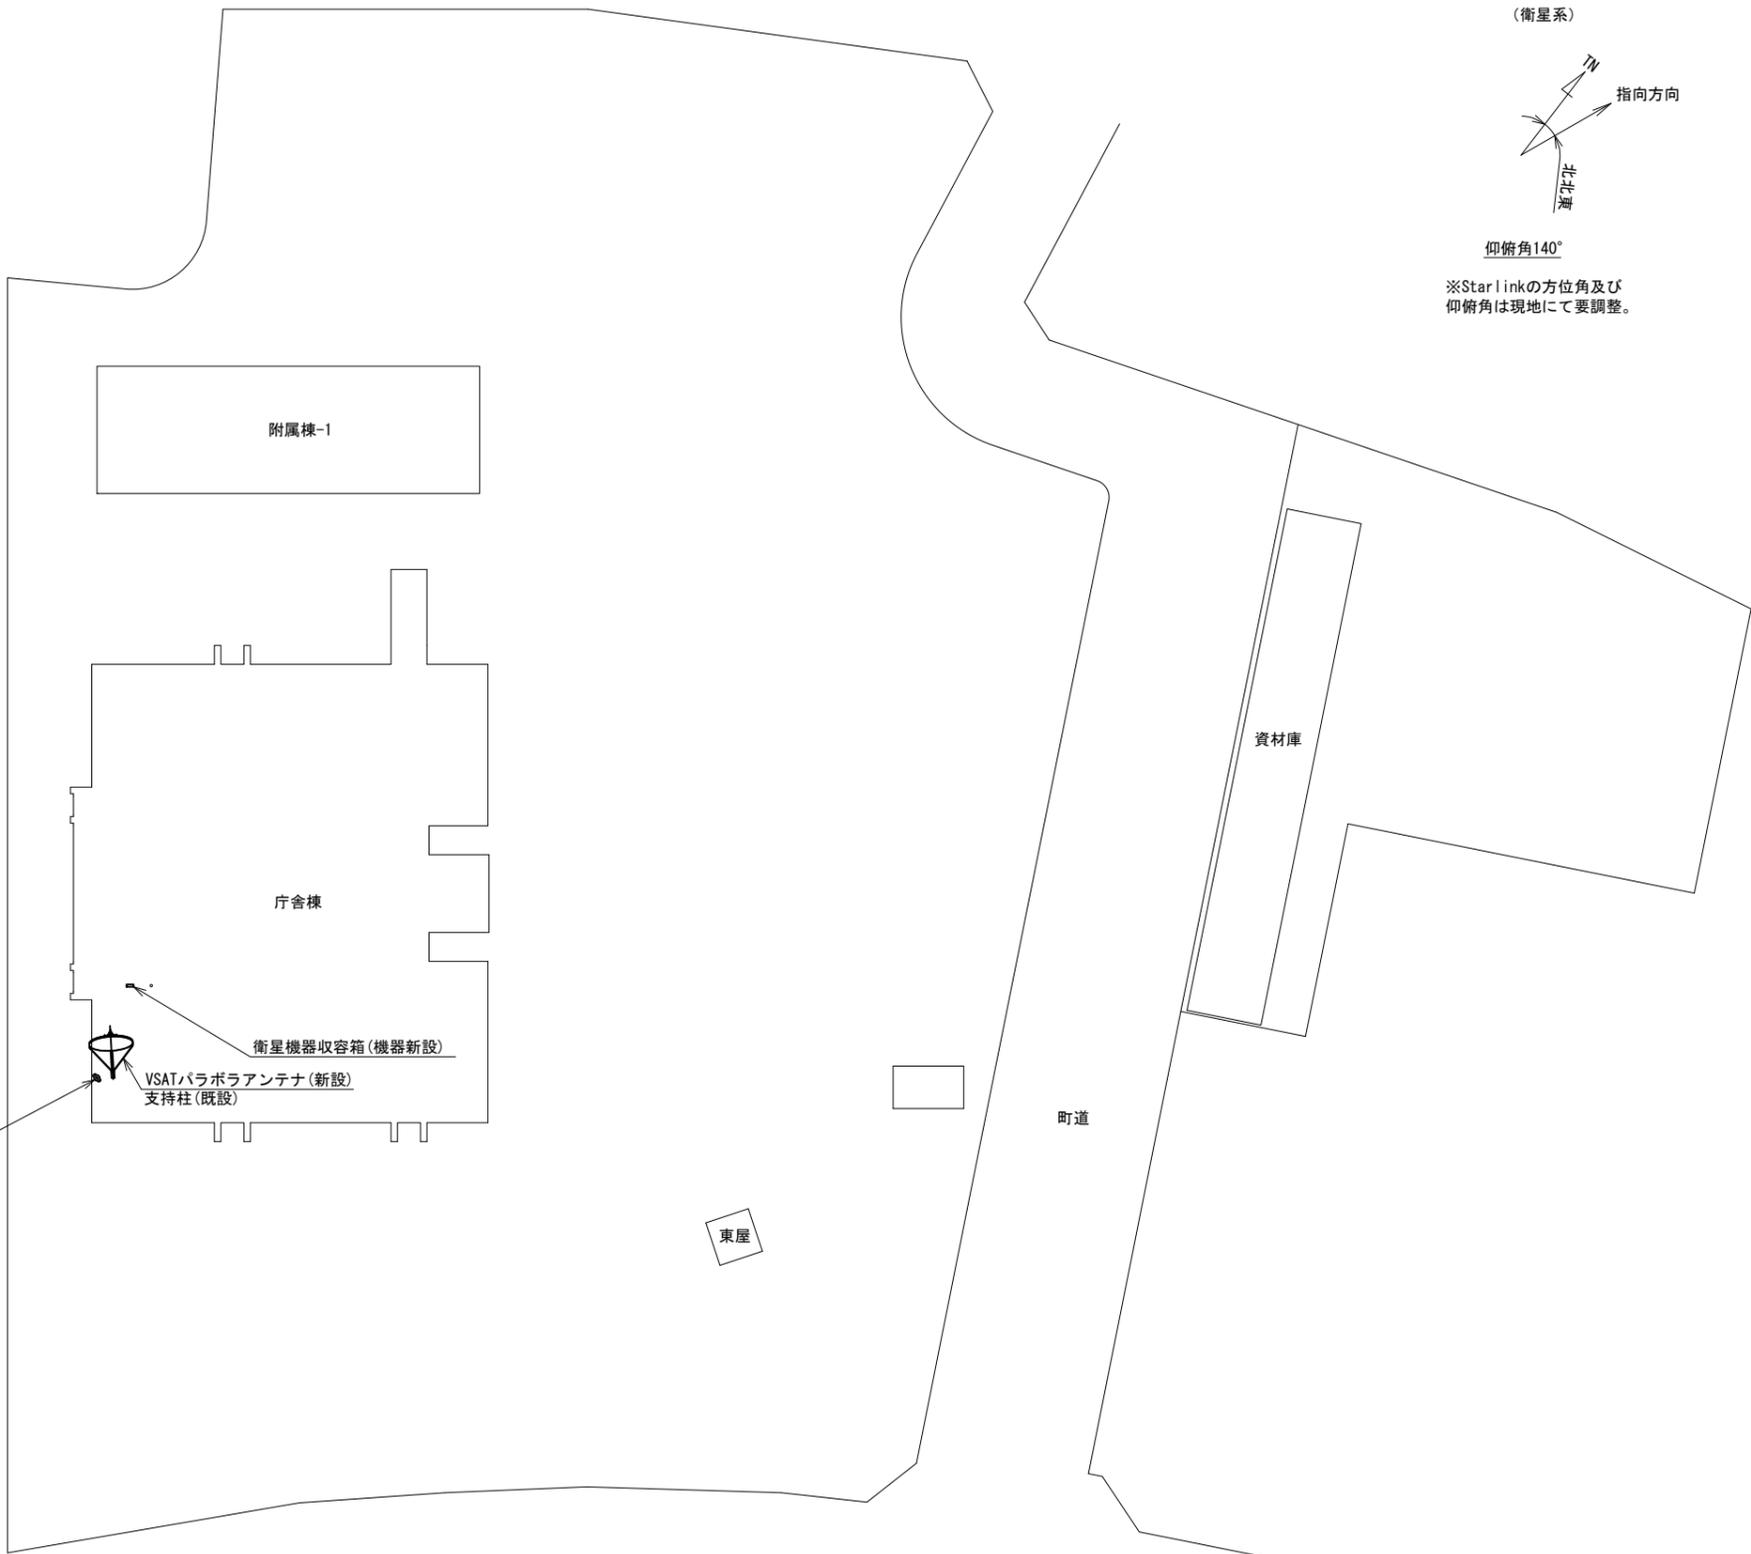

※Starlinkの方位角及び仰俯角は現地にて要調整。

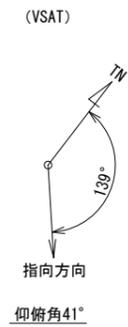

Starlinkアンテナ(新設)  
Bパターン  
サブポール(新設)

VSAT/パラボラアンテナ(新設)  
支持柱(既設)

衛星機器収容箱(機器新設)


平面図(S=1/300)

凡例

	新設		撤去
	新設		撤去
	既設		既設

工事名	奈良県防災行政通信ネットワーク 衛星回線等再整備工事		
図面名	宇陀市役所(榛原地域事務所) 敷地平面図(新設)		
作成年月日	令和 6年 8月		
縮尺	1:300	図面番号	03
会社名	株式会社東京建設コンサルタント		
事業者名	奈良県		

# 宇陀市役所(榛原地域事務所) 機器据付図 (新設)

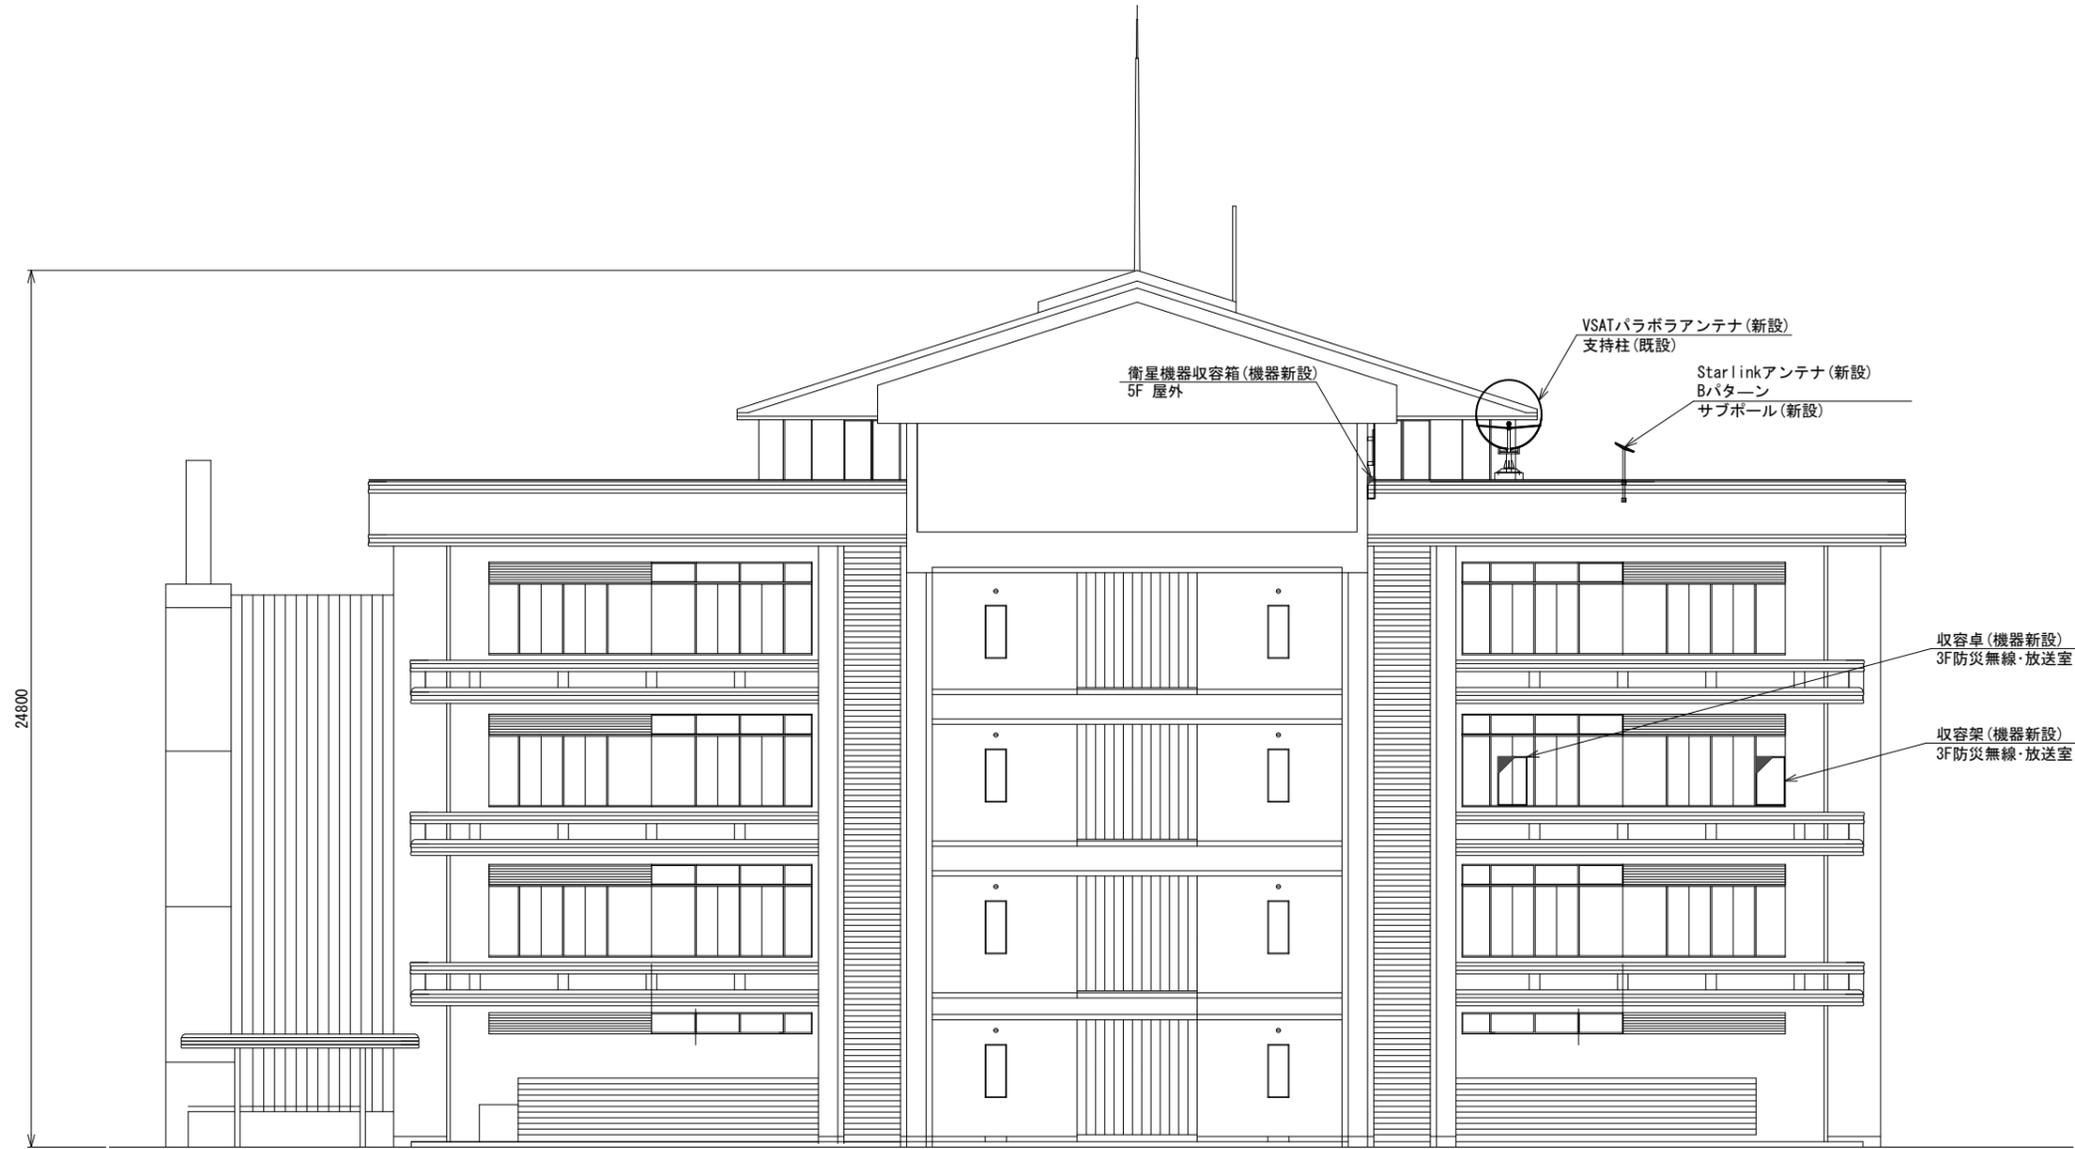


西側立面図 (S=1/100)

凡 例	
<span style="border: 1px solid black; display: inline-block; width: 10px; height: 10px;"></span>	: 新設
<span style="border: 1px dashed black; display: inline-block; width: 10px; height: 10px;"></span>	: 撤去
<span style="border: 1px solid black; display: inline-block; width: 10px; height: 10px;"></span>	: 既設
<span style="border: 1px solid black; display: inline-block; width: 10px; height: 10px;"></span>	: 新設
<span style="border: 1px dashed black; display: inline-block; width: 10px; height: 10px;"></span>	: 撤去
<span style="border: 1px solid black; display: inline-block; width: 10px; height: 10px;"></span>	: 既設

工事名	奈良県防災行政通信ネットワーク 衛星回線等再整備工事		
図面名	宇陀市役所(榛原地域事務所) 機器据付図(新設)		
作成年月日	令和 6年 8月		
縮尺	1:100	図面番号	04
会社名	株式会社東京建設コンサルタント		
事業者名	奈良県		

# 宇陀市役所(榛原地域事務所) B1F 機器配置図

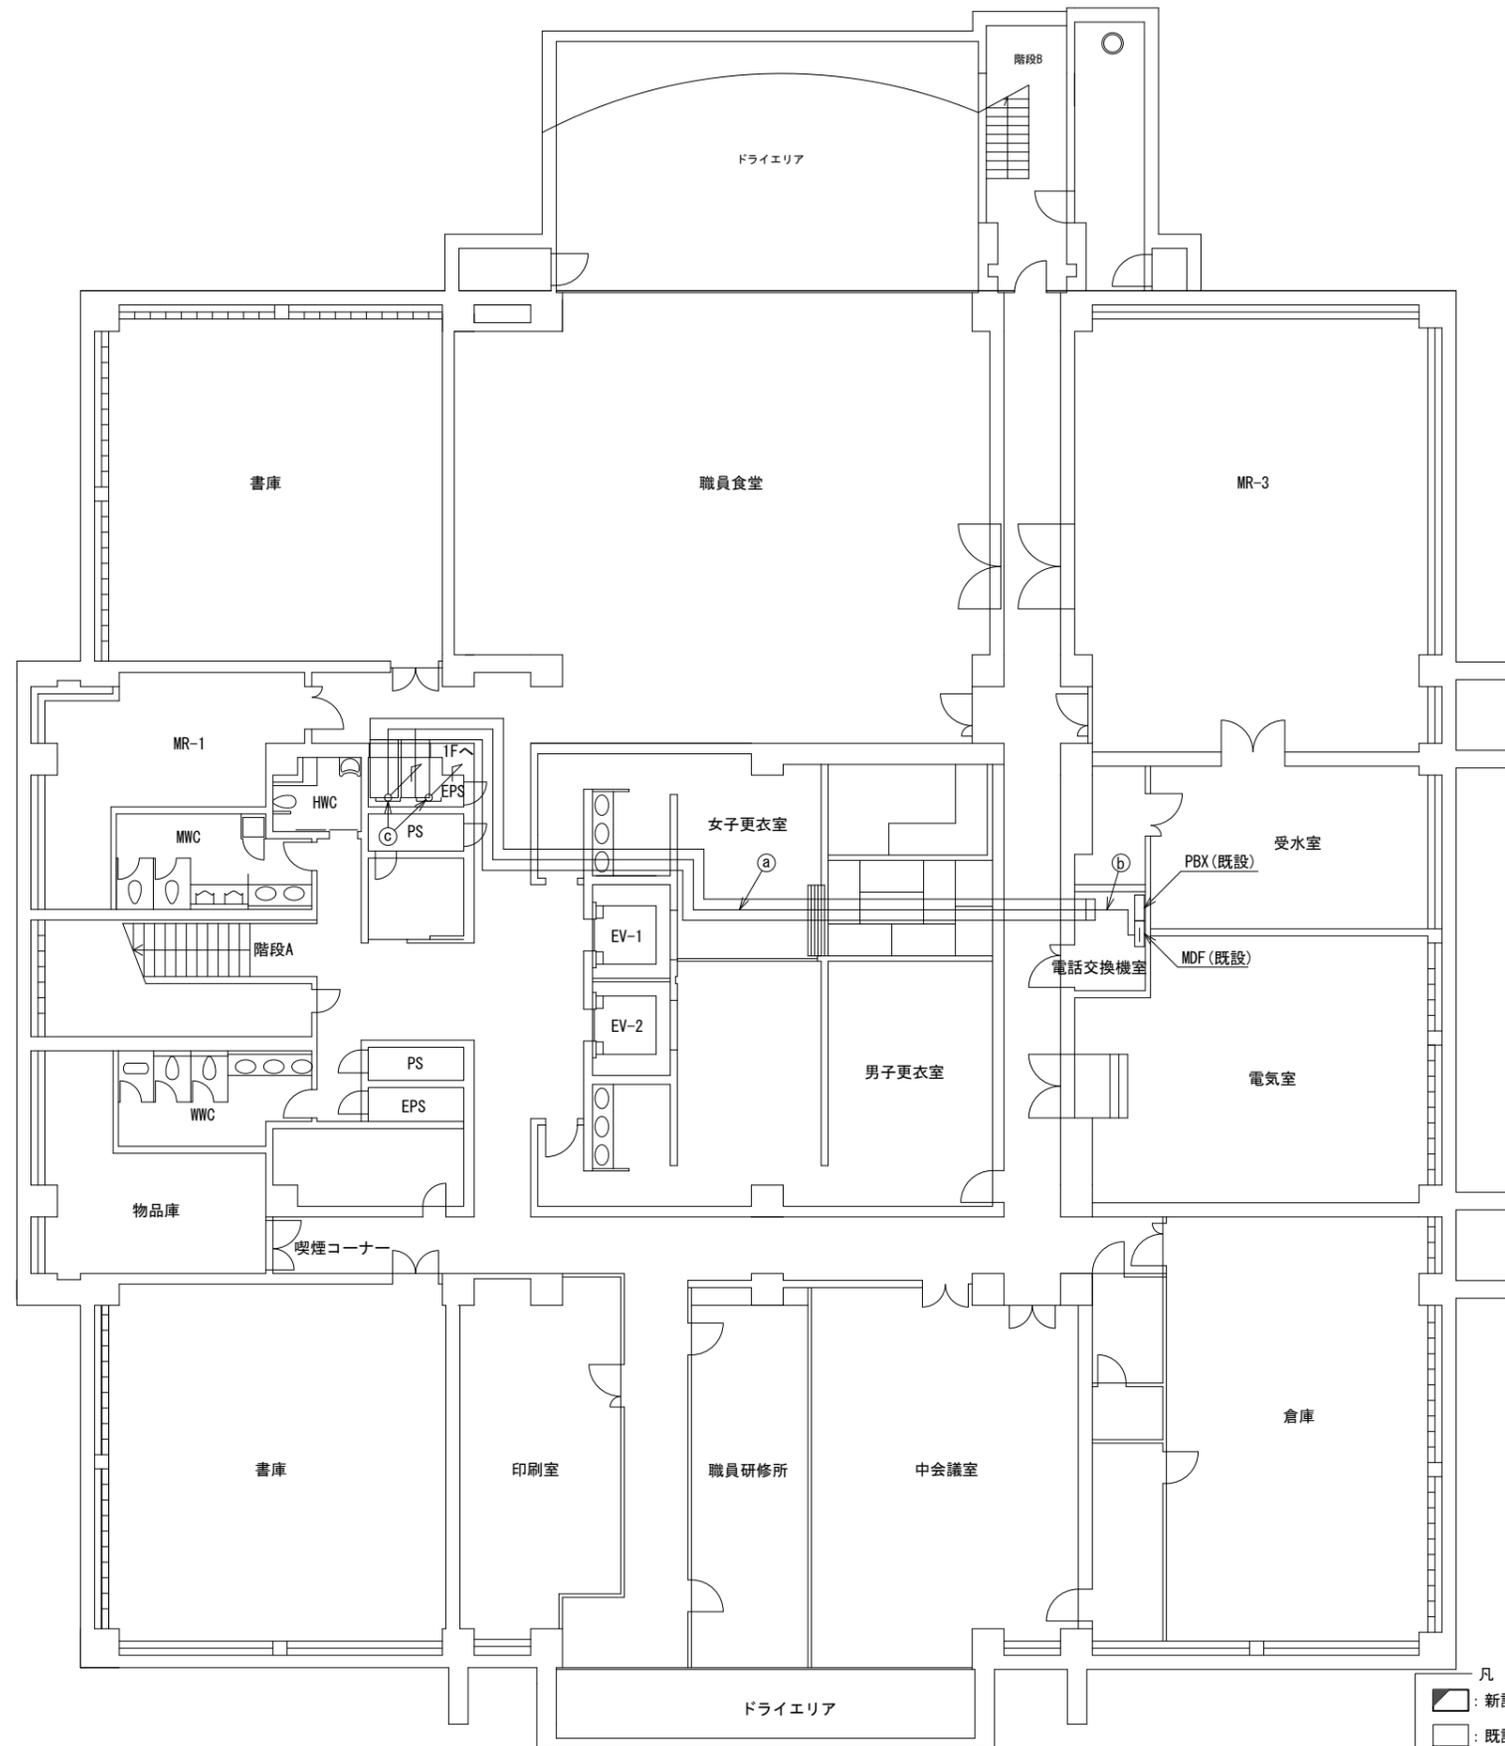


名称	作業	施工方法
IE-3.5sq	既設	
SWVPO.5-22C	既設	CR(既設)
CPEV-S0.65-3P	既設	
CPEV-S0.65-10P	既設	
IE-3.5sq	既設	E25(既設)
SWVPO.5-22C	既設	
CPEV-S0.65-3P	既設	
CPEV-S0.65-10P	既設	
IE-3.5sq	既設	CR(既設)
SWVPO.5-22C	既設	
CPEV-S0.65-3P	既設	
CPEV-S0.65-10P	既設	

凡例

	新設		撤去
	新設		撤去
	既設		既設

工事名	奈良県防災行政通信ネットワーク 衛星回線等再整備工事		
図面名	宇陀市役所(榛原地域事務所) B1F 機器配置図		
作成年月日	令和 6年 8月		
縮尺	1:100	図面番号	05
会社名	株式会社東京建設コンサルタント		
事業者名	奈良県		

# 宇陀市役所(榛原地域事務所) 1F 機器配置図 (新設)

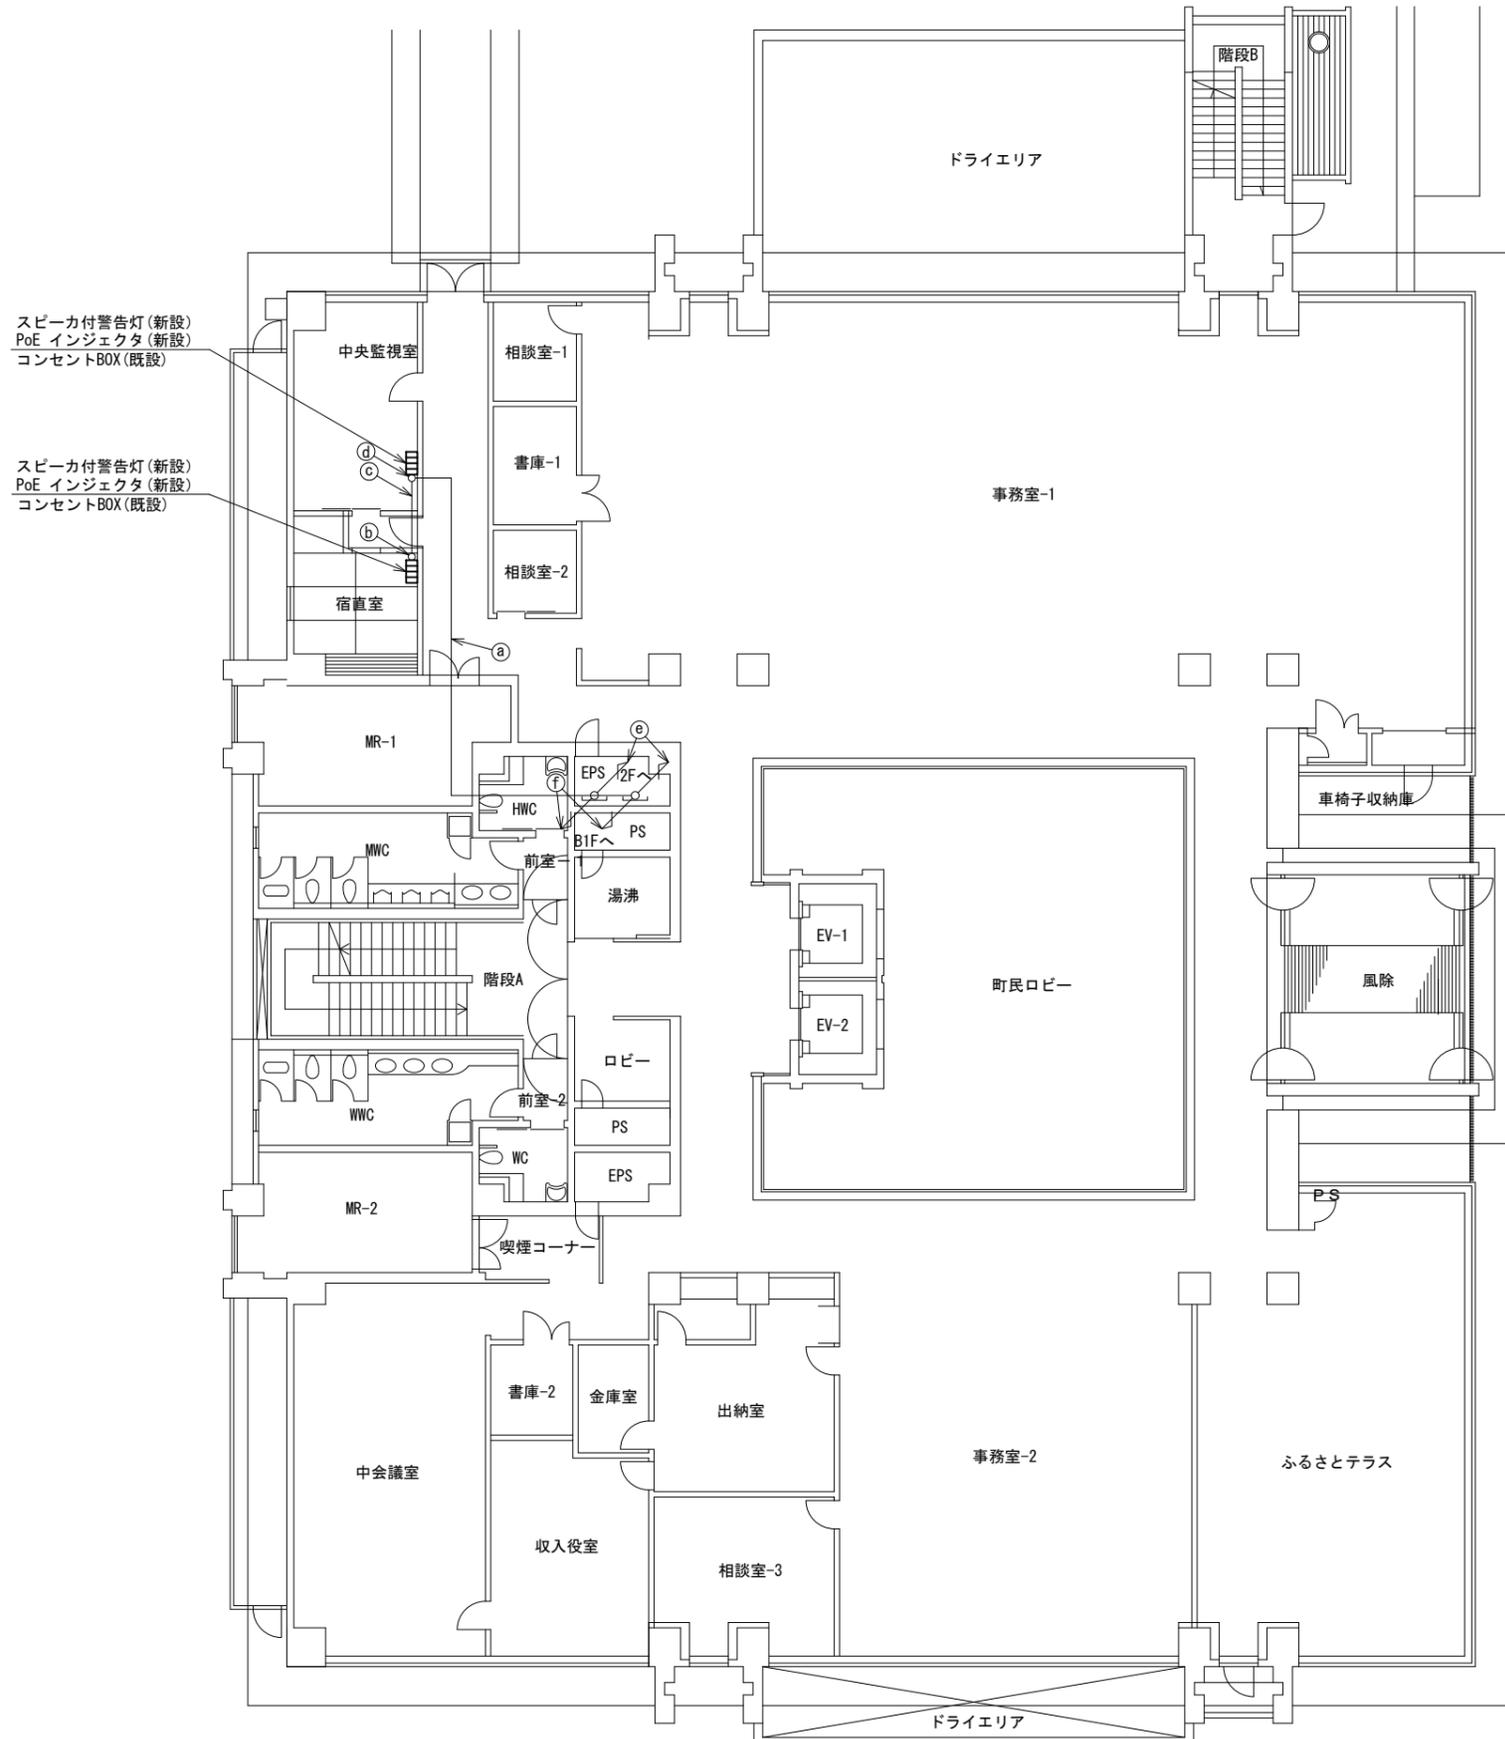

スピーカ付警告灯(新設)  
PoE インジェクタ(新設)  
コンセントBOX(既設)

スピーカ付警告灯(新設)  
PoE インジェクタ(新設)  
コンセントBOX(既設)

名称	作業	施工方法
a	EM-UTPO. 5-4P × 2	既設
	CE3. 5sq-3C × 2	既設
b	EM-UTPO. 5-4P	既設
	CE3. 5sq-3C	既設
c	EM-UTPO. 5-4P	既設
	CE3. 5sq-3C	既設
d	EM-UTPO. 5-4P	既設
	CE3. 5sq-3C	既設
e	CE3. 5sq-3C × 2	既設
	IE-3. 5sq	既設
	EM-UTPO. 5-4P × 2	既設
	SWVPO. 5-22C	既設
	CPEV-SO. 65-3P	既設
f	CPEV-SO. 65-10P	既設
	IE-3. 5sq	既設
	SWVPO. 5-22C	既設
	CPEV-SO. 65-3P	既設
CPEV-SO. 65-10P	既設	


1F平面図(S=1/100)

凡例

	新設		撤去
	新設		撤去
	既設		既設

工事名	奈良県防災行政通信ネットワーク 衛星回線等再整備工事		
図面名	宇陀市役所(榛原地域事務所) 1F 機器配置図(新設)		
作成年月日	令和 6年 8月		
縮尺	1:100	図面番号	06
会社名	株式会社東京建設コンサルタント		
事業者名	奈良県		

# 宇陀市役所(榛原地域事務所) 2F 機器配置図

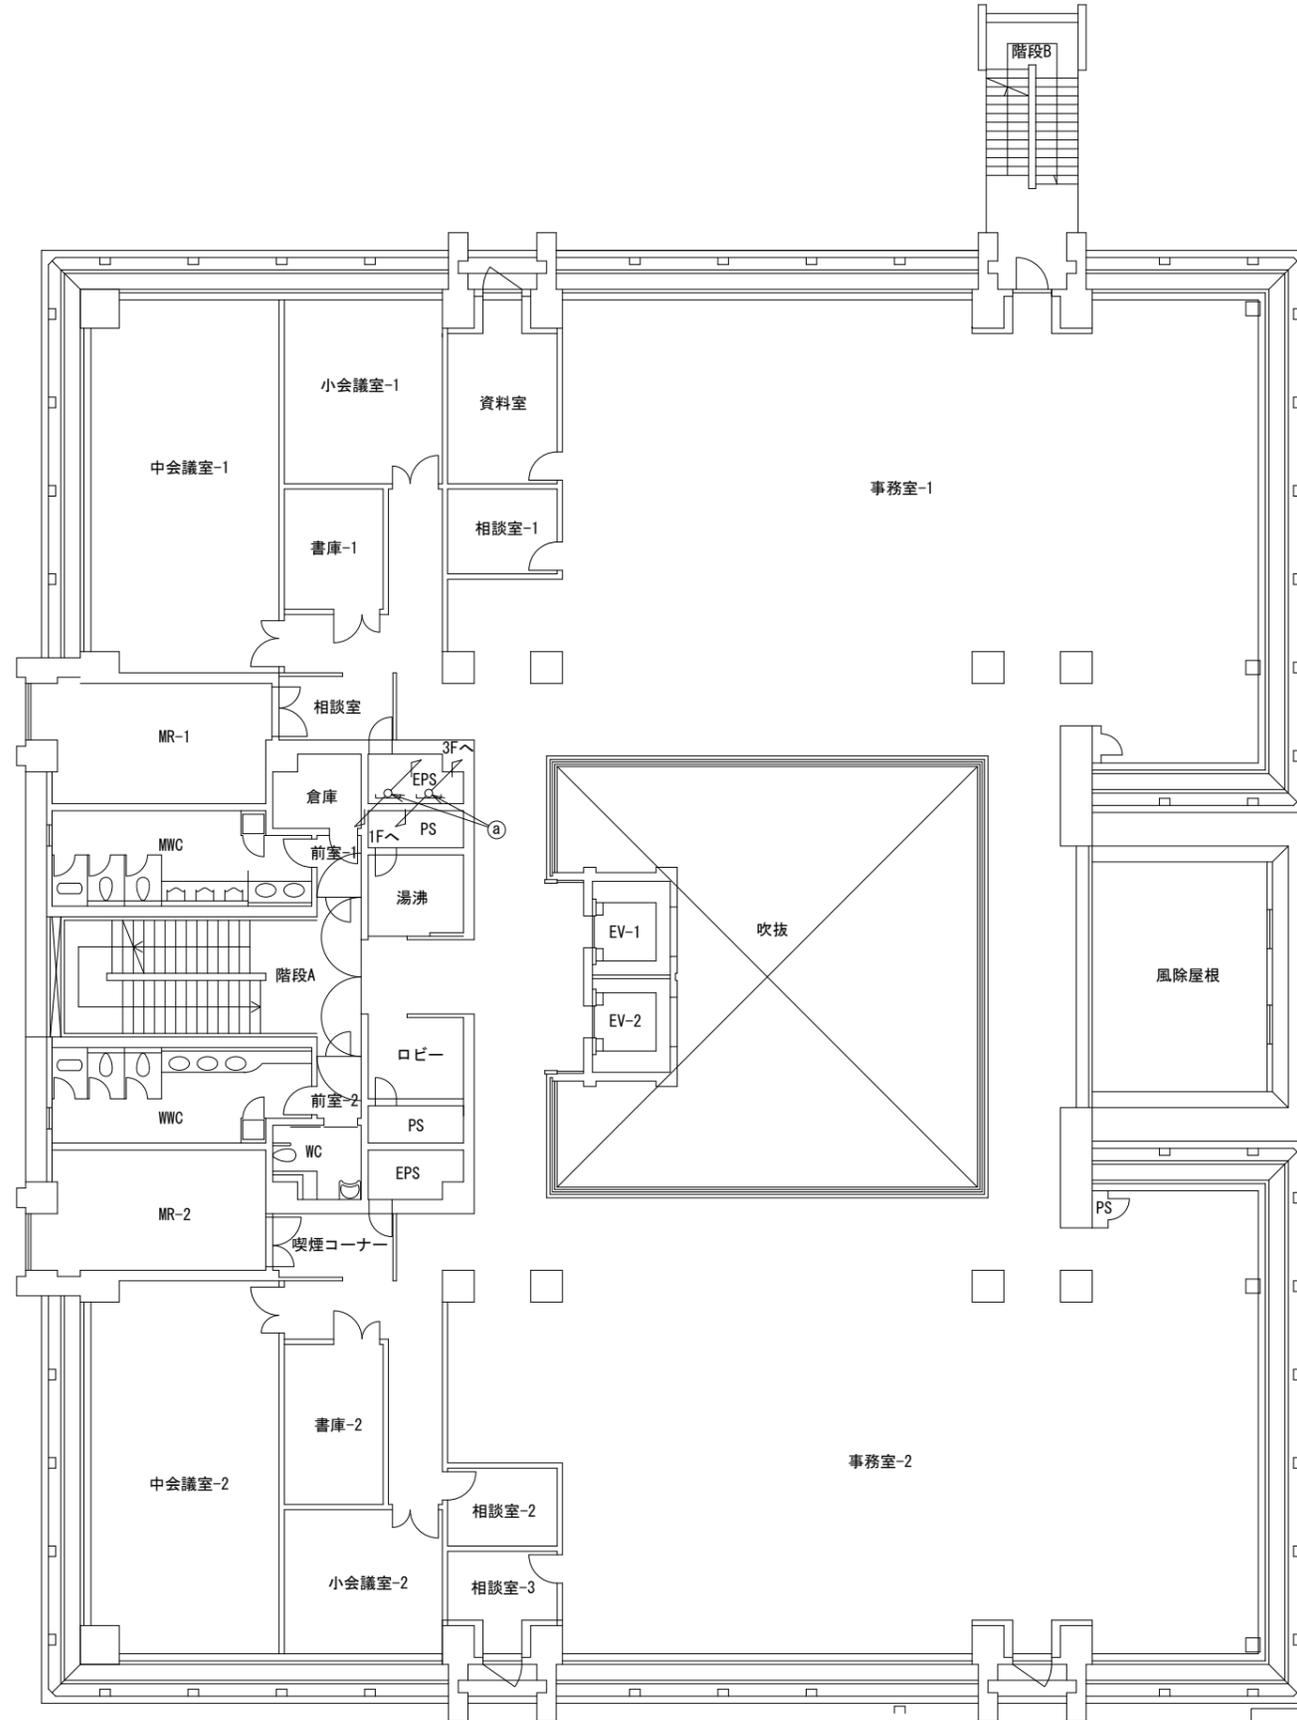

名称	作業	施工方法
CE3. 5sq-3C × 2	既設	CR (既設)
IE-3. 5sq	既設	
EM-UTPO. 5-4P × 2	既設	
SWVPO. 5-22C	既設	
CPEV-SO. 65-3P	既設	
CPEV-SO. 65-10P	既設	

2F平面図 (S=1/100)


凡例

	新設		撤去
	既設		撤去

工事名	奈良県防災行政通信ネットワーク 衛星回線等再整備工事		
図面名	宇陀市役所(榛原地域事務所) 2F 機器配置図		
作成年月日	令和 6年 8月		
縮尺	1:100	図面番号	07
会社名	株式会社東京建設コンサルタント		
事業者名	奈良県		

# 宇陀市役所(榛原地域事務所) 3F 機器配置図 (新設)

名称	作業	施工方法
CE22sq-3C	既設	フリーアクセス
CE3. 5sq-3C×3	既設	
CE5. 5sq-3C×3	既設	
IE3. 5sq×2	既設	
S-7C-FB×2	新設	
EM-UTPO. 5-4P×6	既設	
FCPEV-SO. 65-10P	既設	
電子ボタン電話用ケーブル0. 4-2P×2	既設	
屋外LANケーブル	新設	
LANケーブル	新設	
SWVPO. 5-22C	既設	フリーアクセス
CPEV-SO. 65-3P	既設	
CPEV-SO. 65-10P	既設	
CE22sq-3C	既設	
CE5. 5sq-3C×2	既設	
CE3. 5sq-3C×2	既設	
IE3. 5sq×2	既設	
電子ボタン電話用ケーブル0. 4-2P×2	既設	
屋外LANケーブル	新設	
EM-UTPO. 5-4P×5	既設	
S-7C-FB×2	新設	
SWVPO. 5-22C	既設	
CPEV-SO. 65-3P	既設	
CPEV-SO. 65-10P	既設	
S-7C-FB×2	新設	天井こがし
IE3. 5sq×2	既設	
電子ボタン電話用ケーブル0. 4-2P×2	既設	
CE3. 5sq-3C×3	既設	
EM-UTPO. 5-4P×5	既設	
CE5. 5sq-3C×2	既設	
屋外LANケーブル	新設	
SWVPO. 5-22C	既設	
CPEV-SO. 65-3P	既設	
CPEV-SO. 65-10P	既設	
電子ボタン電話用ケーブル0. 4-2P	既設	天井こがし
EM-UTPO. 5-4P×2	既設	
CE5. 5sq-3C	既設	天井こがし
EM-UTPO. 5-4P	既設	
CE5. 5sq-3C	既設	合成樹脂製配線ダクト(新設)
電子ボタン電話用ケーブル0. 4-2P	既設	
EM-UTPO. 5-4P	既設	天井こがし
EM-UTPO. 5-4P	既設	
EM-UTPO. 5-4P	既設	ダクト(既設)
EM-UTPO. 5-4P	既設	
EM-UTPO. 5-4P	既設	フリーアクセス
EM-UTPO. 5-4P	既設	
CE5. 5sq-3C	既設	CR(既設)
CE3. 5sq-3C	既設	
IE3. 5sq	既設	
S-7C-FB×2	新設	
屋外LANケーブル	新設	
電子ボタン電話用ケーブル0. 4-2P	既設	CR(既設)
EM-UTPO. 5-4P	既設	
CE3. 5sq-3C×2	既設	
IE3. 5sq	既設	
SWVPO. 5-22C	既設	
EM-UTPO. 5-4P×2	既設	
CPEV-SO. 65-3P	既設	
CPEV-SO. 65-10P	既設	

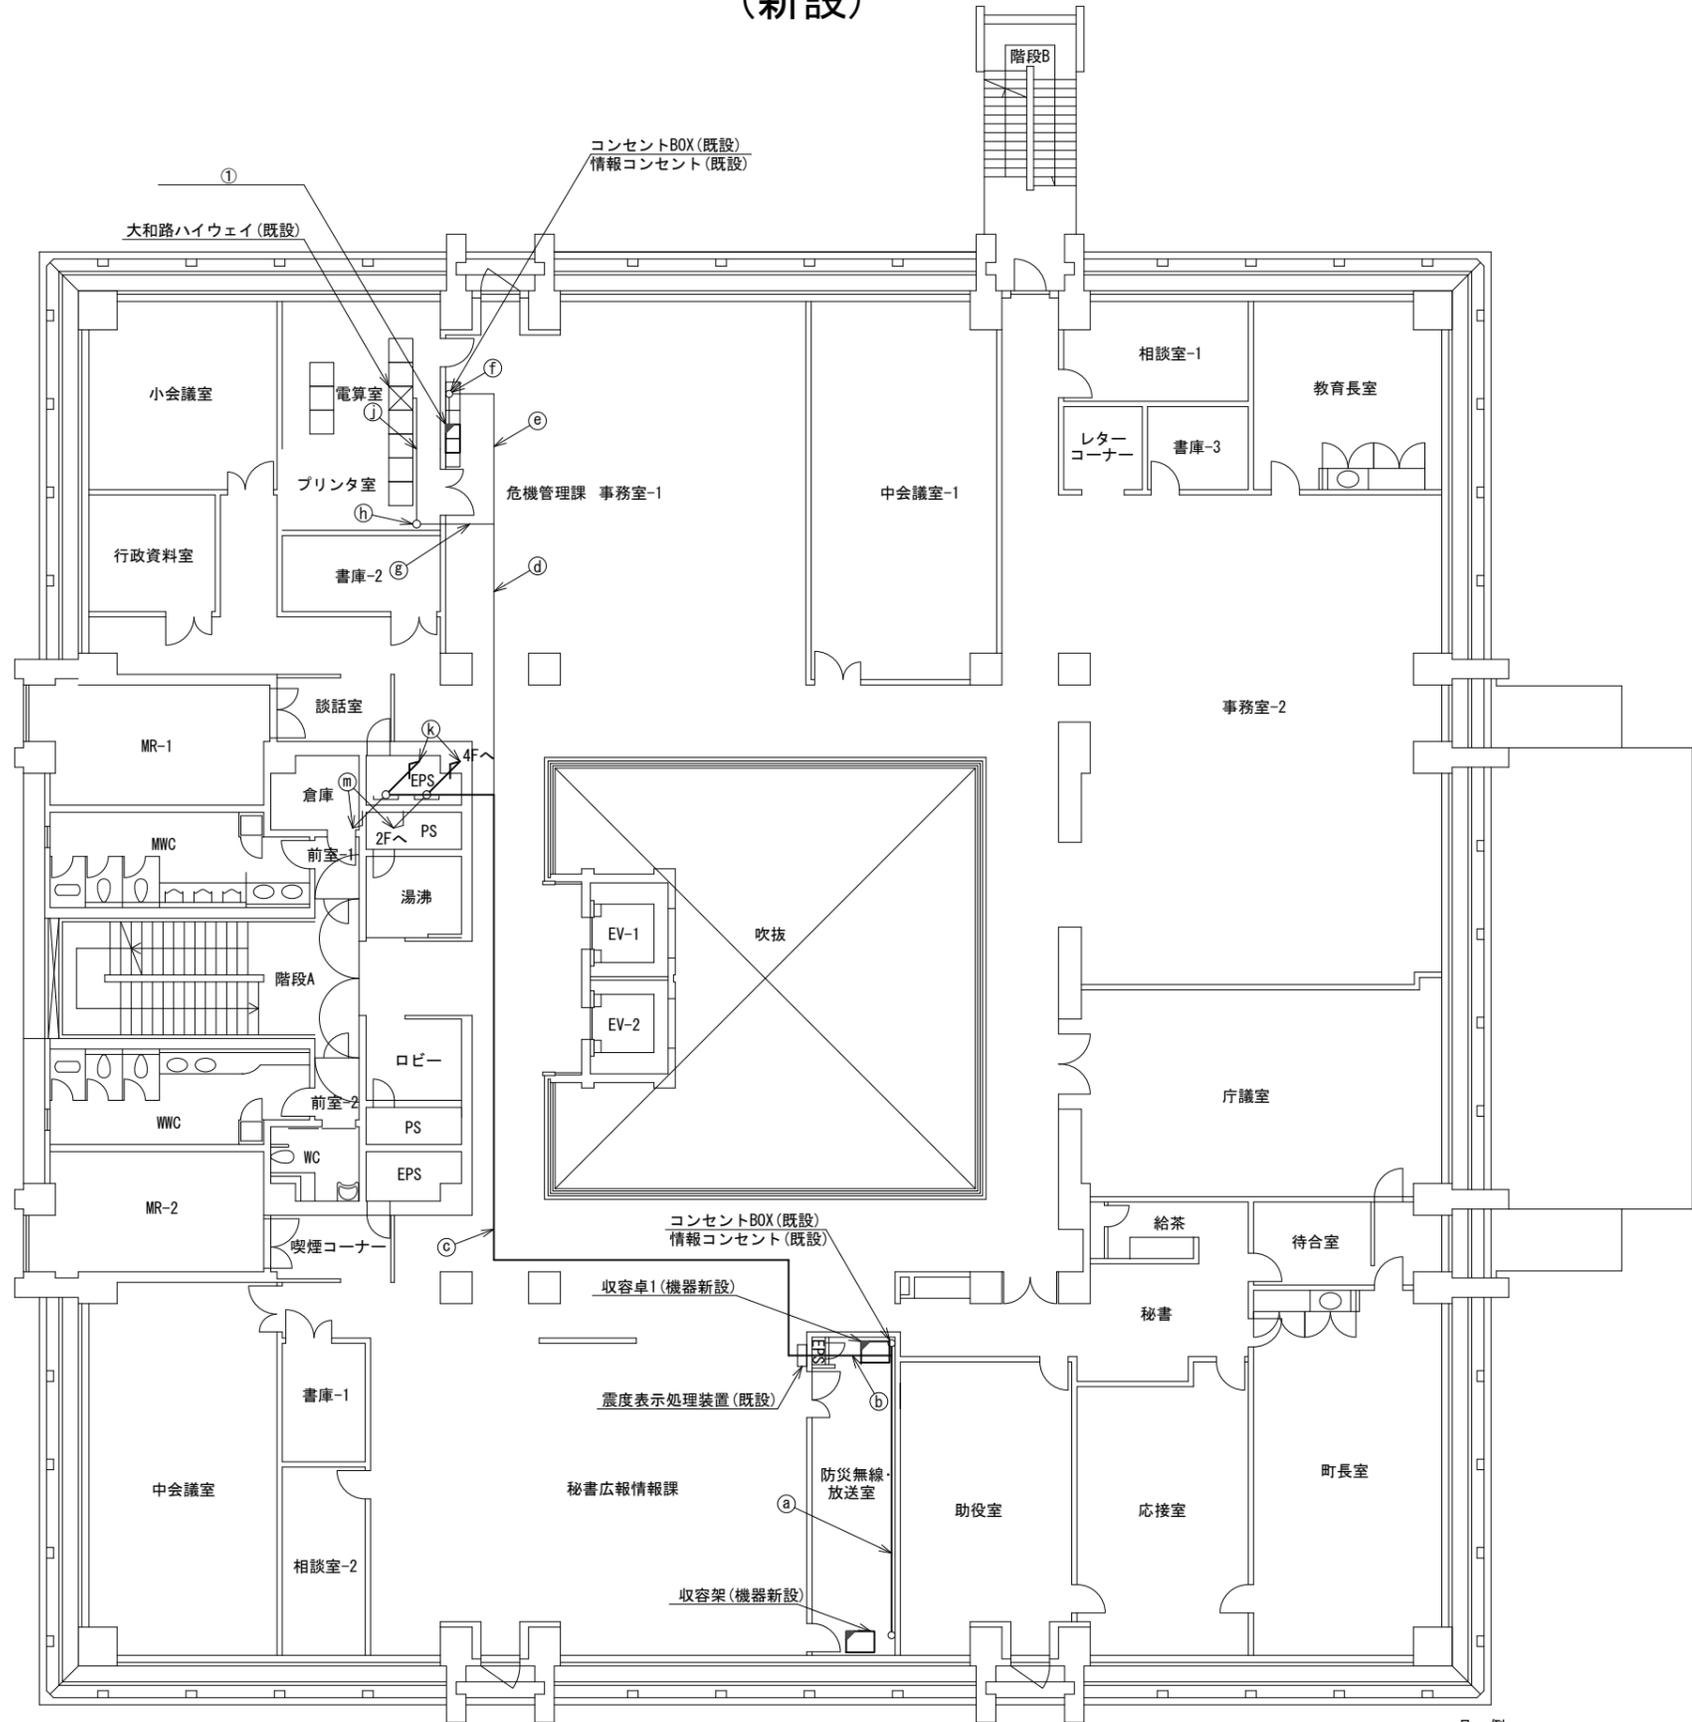

番号	名称	備考
①	PoE HUB(8Port)	新設
	防災プリンタ	新設
	スピーカ付警告灯(新設)	新設
	防災情報端末(オプション)	新設


3F平面図(S=1/100)

凡例	
	新設
	撤去
	既設
	撤去

工事名	奈良県防災行政通信ネットワーク 衛星回線等再整備工事		
図面名	宇陀市役所(榛原地域事務所) 3F 機器配置図(新設)		
作成年月日	令和 6年 8月		
縮尺	1:100	図面番号	08
会社名	株式会社東京建設コンサルタント		
事業者名	奈良県		

# 宇陀市役所(榛原地域事務所) 4F 機器配置図 (新設)

コンセントBOX (既設)  
情報コンセント (既設)

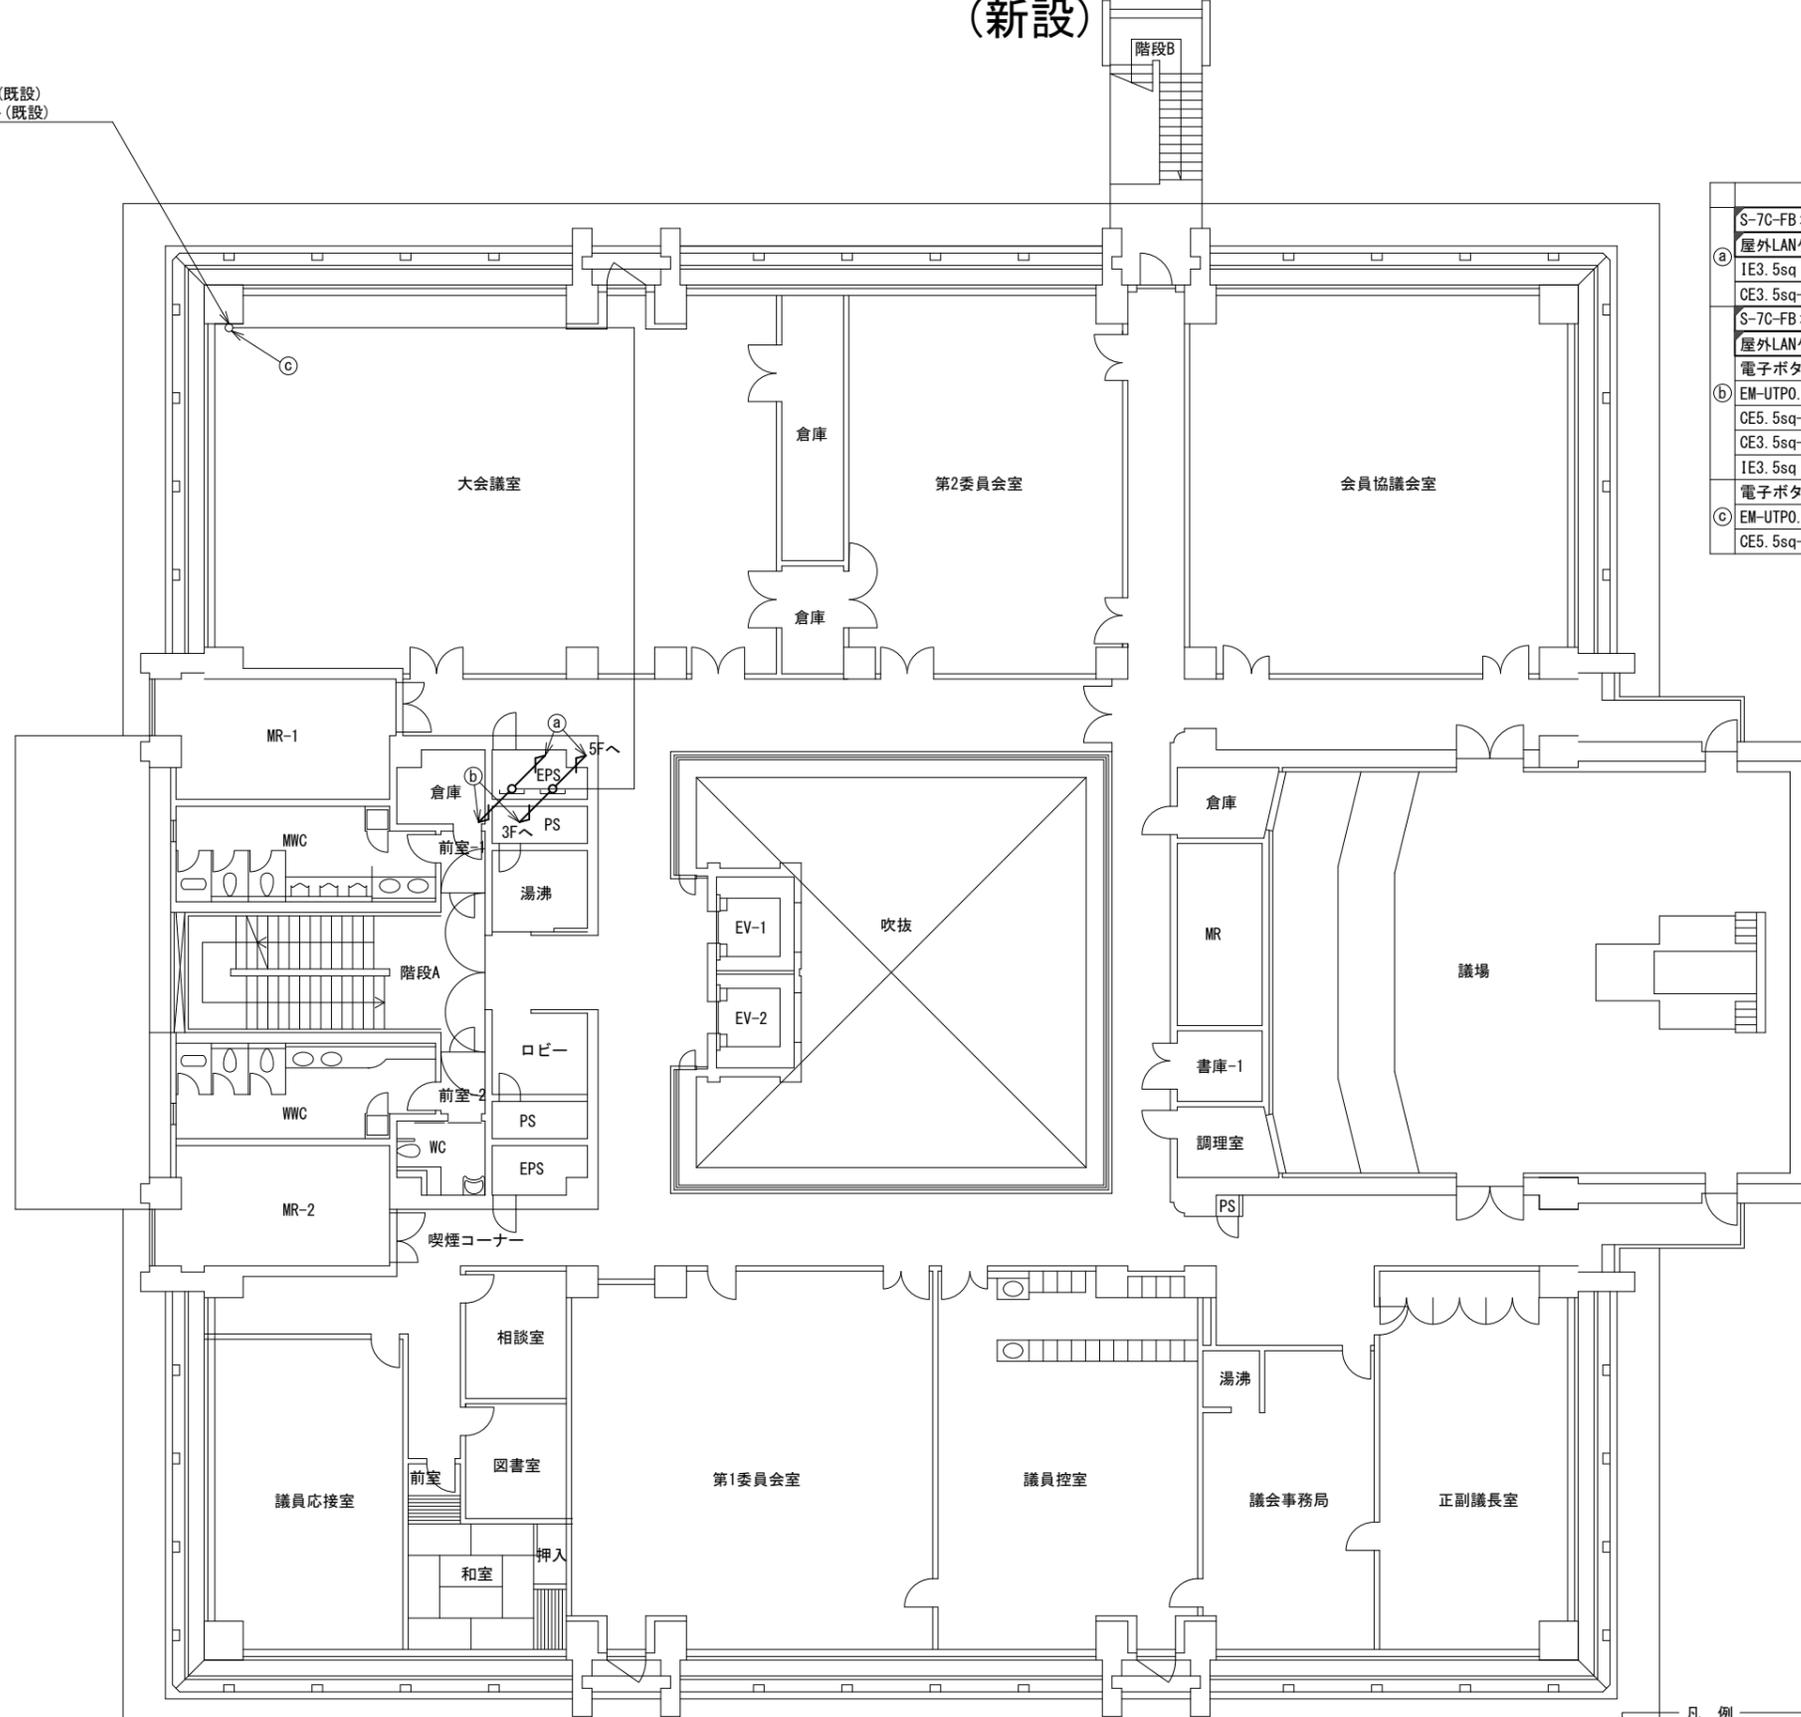

名称	作業	施工方法
S-7C-FB×2	新設	CR (既設)
屋外LANケーブル	新設	CR (既設)
IE3. 5sq	既設	CR (既設)
CE3. 5sq-3C	既設	CR (既設)
S-7C-FB×2	新設	CR (既設)
屋外LANケーブル	新設	CR (既設)
電子ボタン電話用ケーブル0. 4-2P×2	既設	CR (既設)
EM-UTPO. 5-4P	既設	CR (既設)
CE5. 5sq-3C	既設	CR (既設)
CE3. 5sq-3C	既設	CR (既設)
IE3. 5sq	既設	CR (既設)
電子ボタン電話用ケーブル0. 4-2P×2	既設	合樹脂製
EM-UTPO. 5-4P	既設	配線ダクト (既設)
CE5. 5sq-3C	既設	配線ダクト (既設)


4F平面図 (S=1/100)

凡例

■	新設	□	撤去	—	新設	- - -	撤去
○	既設	○	既設	—	既設	- - -	既設


工事名	奈良県防災行政通信ネットワーク 衛星回線等再整備工事		
図面名	宇陀市役所(榛原地域事務所) 4F 機器配置図(新設)		
作成年月日	令和 6年 8月		
縮尺	1:100	図面番号	09
会社名	株式会社東京建設コンサルタント		
事業者名	奈良県		

# 宇陀市役所(榛原地域事務所) 5F 機器配置図 (新設)

 


(衛星系)

(VSAT)

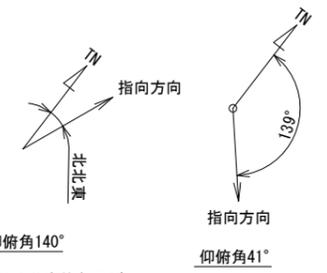

※Starlinkの方位角及び仰俯角は現地にて要調整。

番号	名称	備考
①	衛星機器収容箱	既設
	電源ユニット	新設

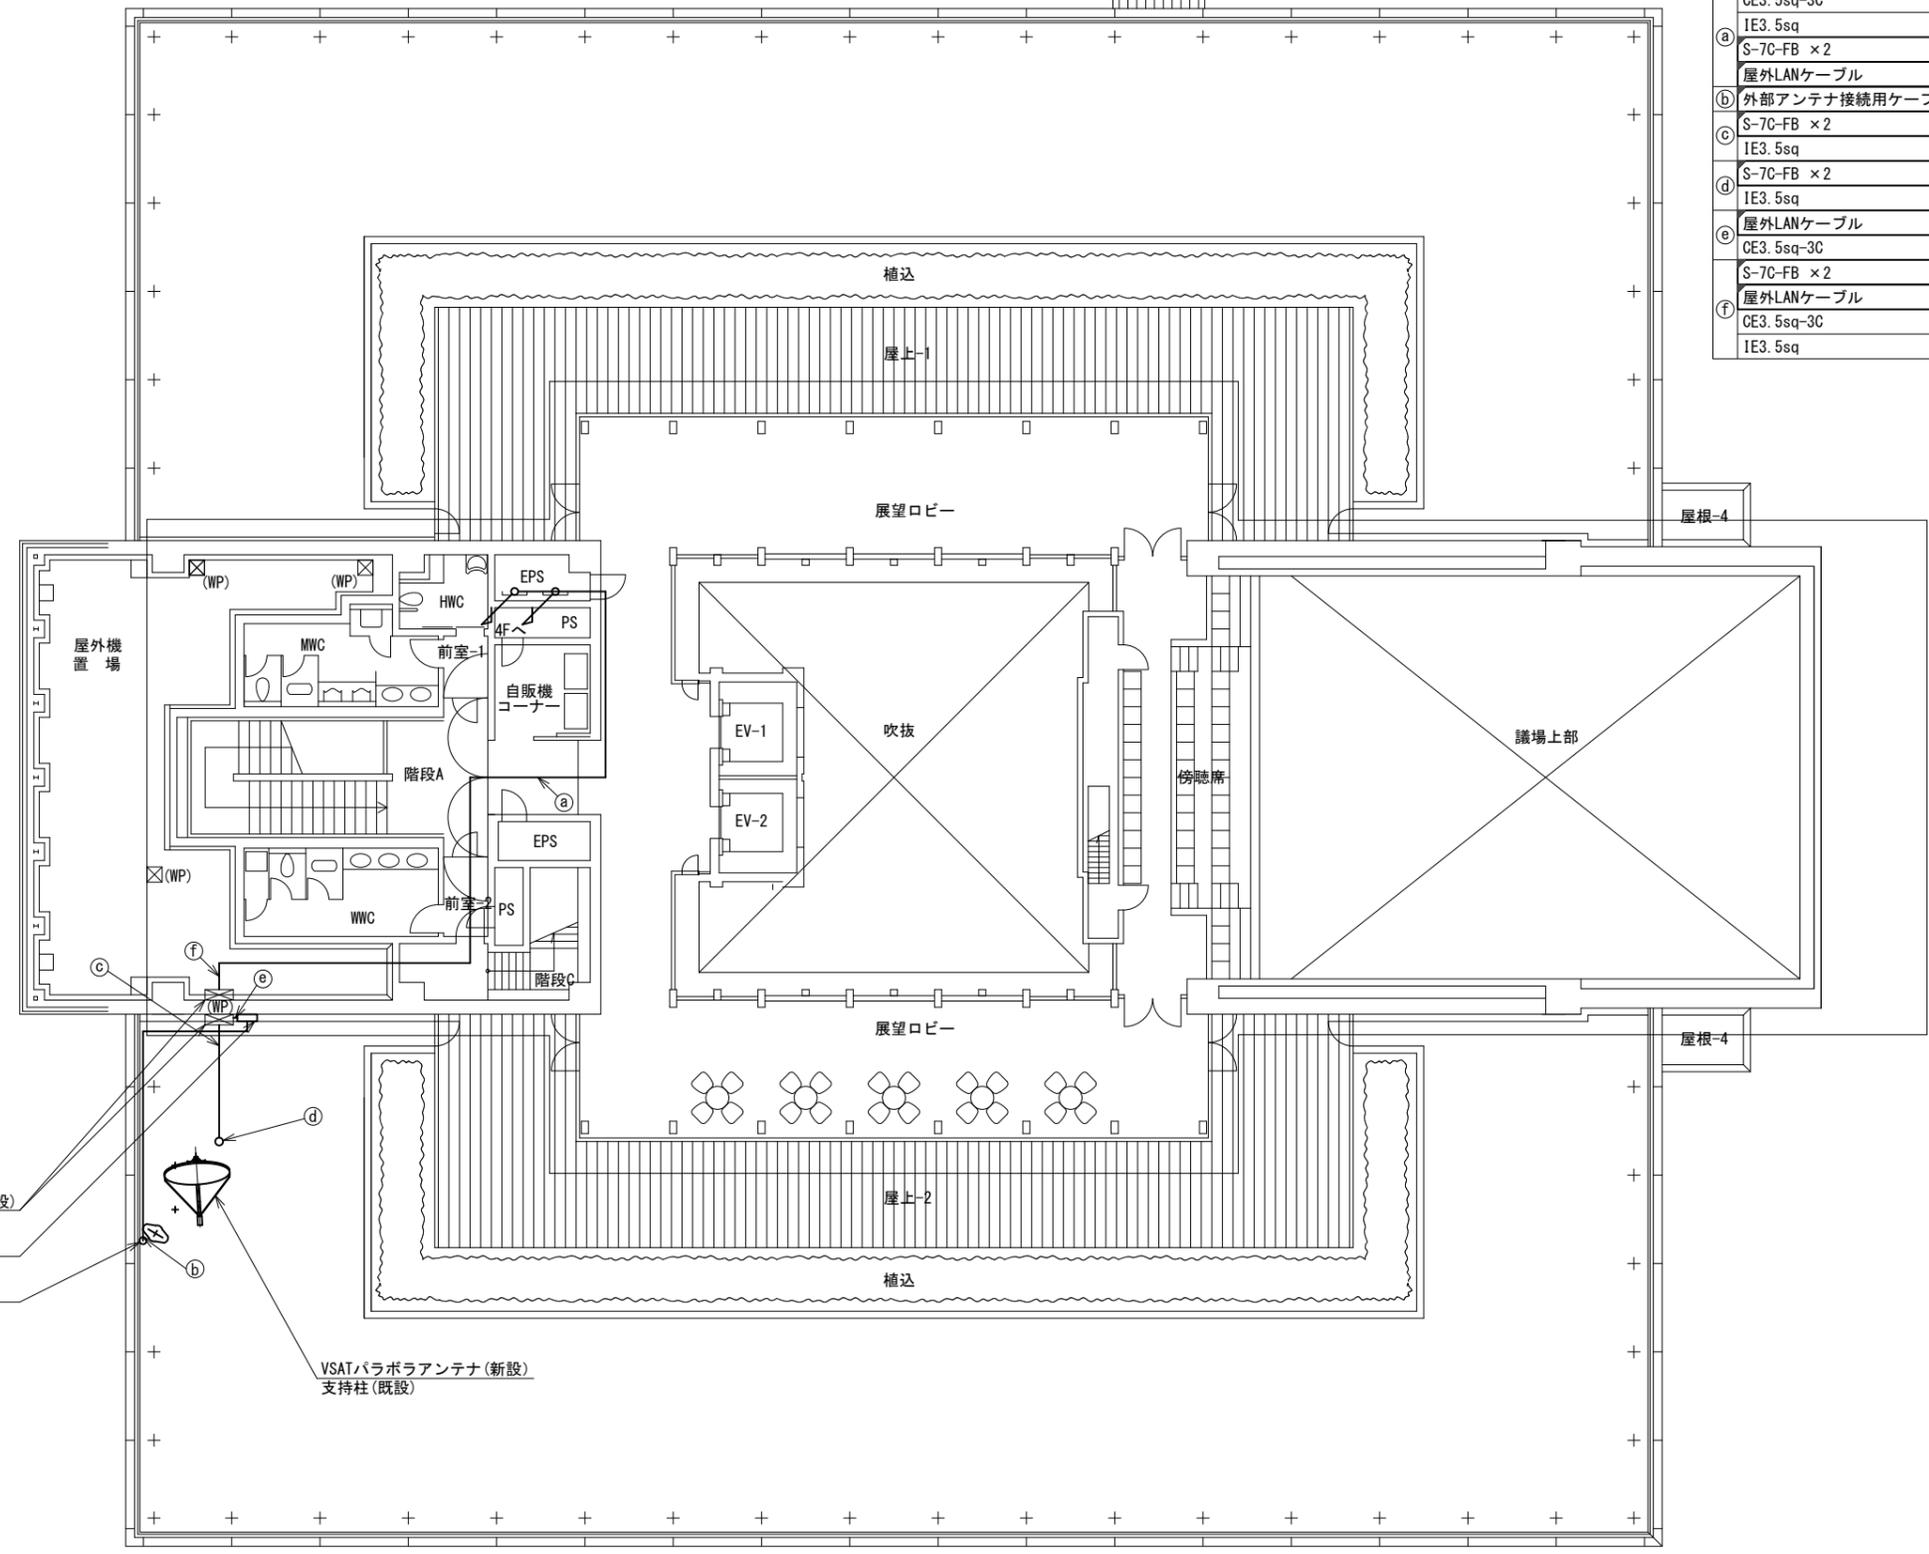

名称	作業	施工方法
CE3. 5sq-3C	既設	CR(既設)
IE3. 5sq	既設	
① S-7C-FB × 2	新設	CR(既設)
屋外LANケーブル	新設	
② 外部アンテナ接続用ケーブル	新設	G22(新設)
S-7C-FB × 2	新設	G36(既設)
IE3. 5sq	既設	G16(既設)
③ S-7C-FB × 2	新設	露出配線
IE3. 5sq	既設	
④ 屋外LANケーブル	新設	G16(既設)
CE3. 5sq-3C	既設	G28(既設)
S-7C-FB × 2	新設	G36(既設)
⑤ 屋外LANケーブル	新設	G16(既設)
CE3. 5sq-3C	既設	
IE3. 5sq	既設	G28(既設)

P. BOX(既設)

① Starlinkアンテナ(新設)

B/パターン  
サブポール(既設)


VSATパラボラアンテナ(新設)  
支持柱(既設)

5F平面図(S=1/100)

凡例	
	新設
	撤去
	既設
	撤去

工事名	奈良県防災行政通信ネットワーク 衛星回線等再整備工事		
図面名	宇陀市役所(榛原地域事務所) 5F 機器配置図(新設)		
作成年月日	令和 6年 8月		
縮尺	1:100	図面番号	10
会社名	株式会社東京建設コンサルタント		
事業者名	奈良県		

# 宇陀市役所(榛原地域事務所) 3F防災無線・放送室 機器配置図 (新設)

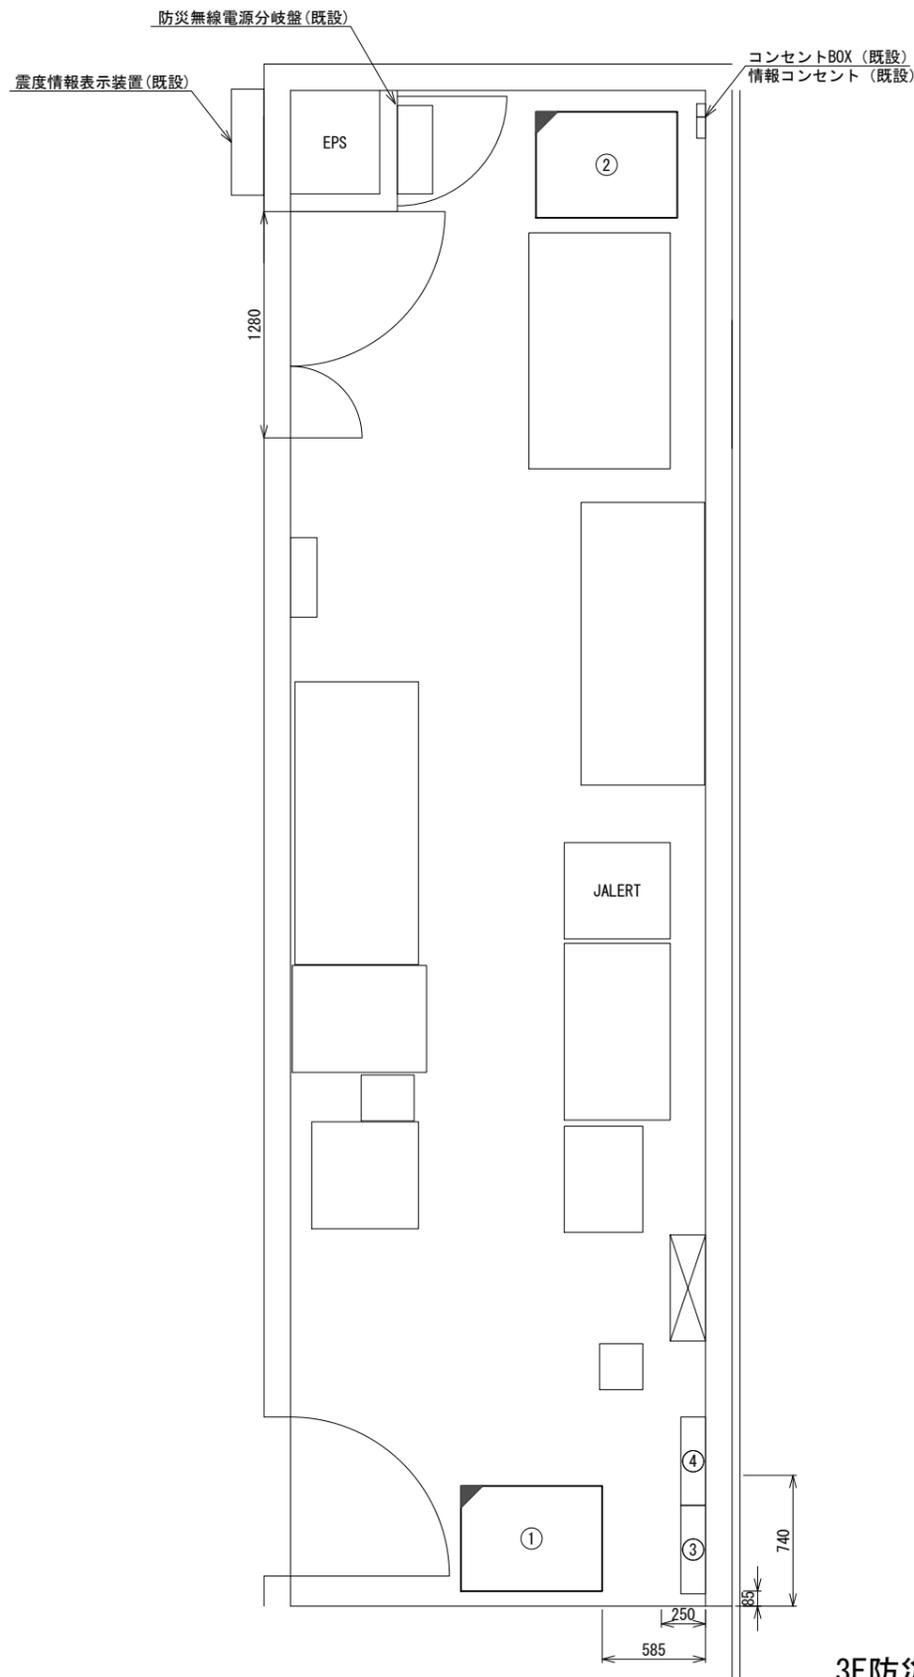

3F防災無線・放送室 平面図(S=1/20)

番号	名称	備考
①	収容架	既設
	VSAT	新設
	県専用網管理ルータ	新設
	UTM	新設
	UPS	新設
②	収容卓	既設
	共用網L2-SW	新設
	セットトップボックス	新設
	モニタ	新設
	VoIP-GW	新設
	防災FAX(アナログ)	新設
	防災電話(アナログ)	新設
	VSAT制御端末	新設
	PoE HUB(8Port)	新設
	防災プリンタ	新設
	スピーカ付警告灯	新設
	防災情報端末	新設
	防災電話(IP)	新設
PoEインジェクタ	新設	
防災電話(IP)(大和路HW)	新設	
③	無線室150P端子盤	既設
④	無線用分電盤	既設


凡例	
■	新設
□	撤去
—	新設
- - -	撤去
□	既設
—	既設

工事名	奈良県防災行政通信ネットワーク 衛星回線等再整備工事		
図面名	宇陀市役所(榛原地域事務所) 3F防災無線・放送室 機器配置図(新設)		
作成年月日	令和 6年 8月		
縮尺	1:20	図面番号	11
会社名	株式会社東京建設コンサルタント		
事業者名	奈良県		

# 宇陀市役所(榛原地域事務所) 配線系統図

(新設)


凡例  
LANケーブル : EM-UTP0. 5-4P (Cat5e)  
屋外LANケーブル : NSED-T-LAP0. 5-4P (Cat5e)

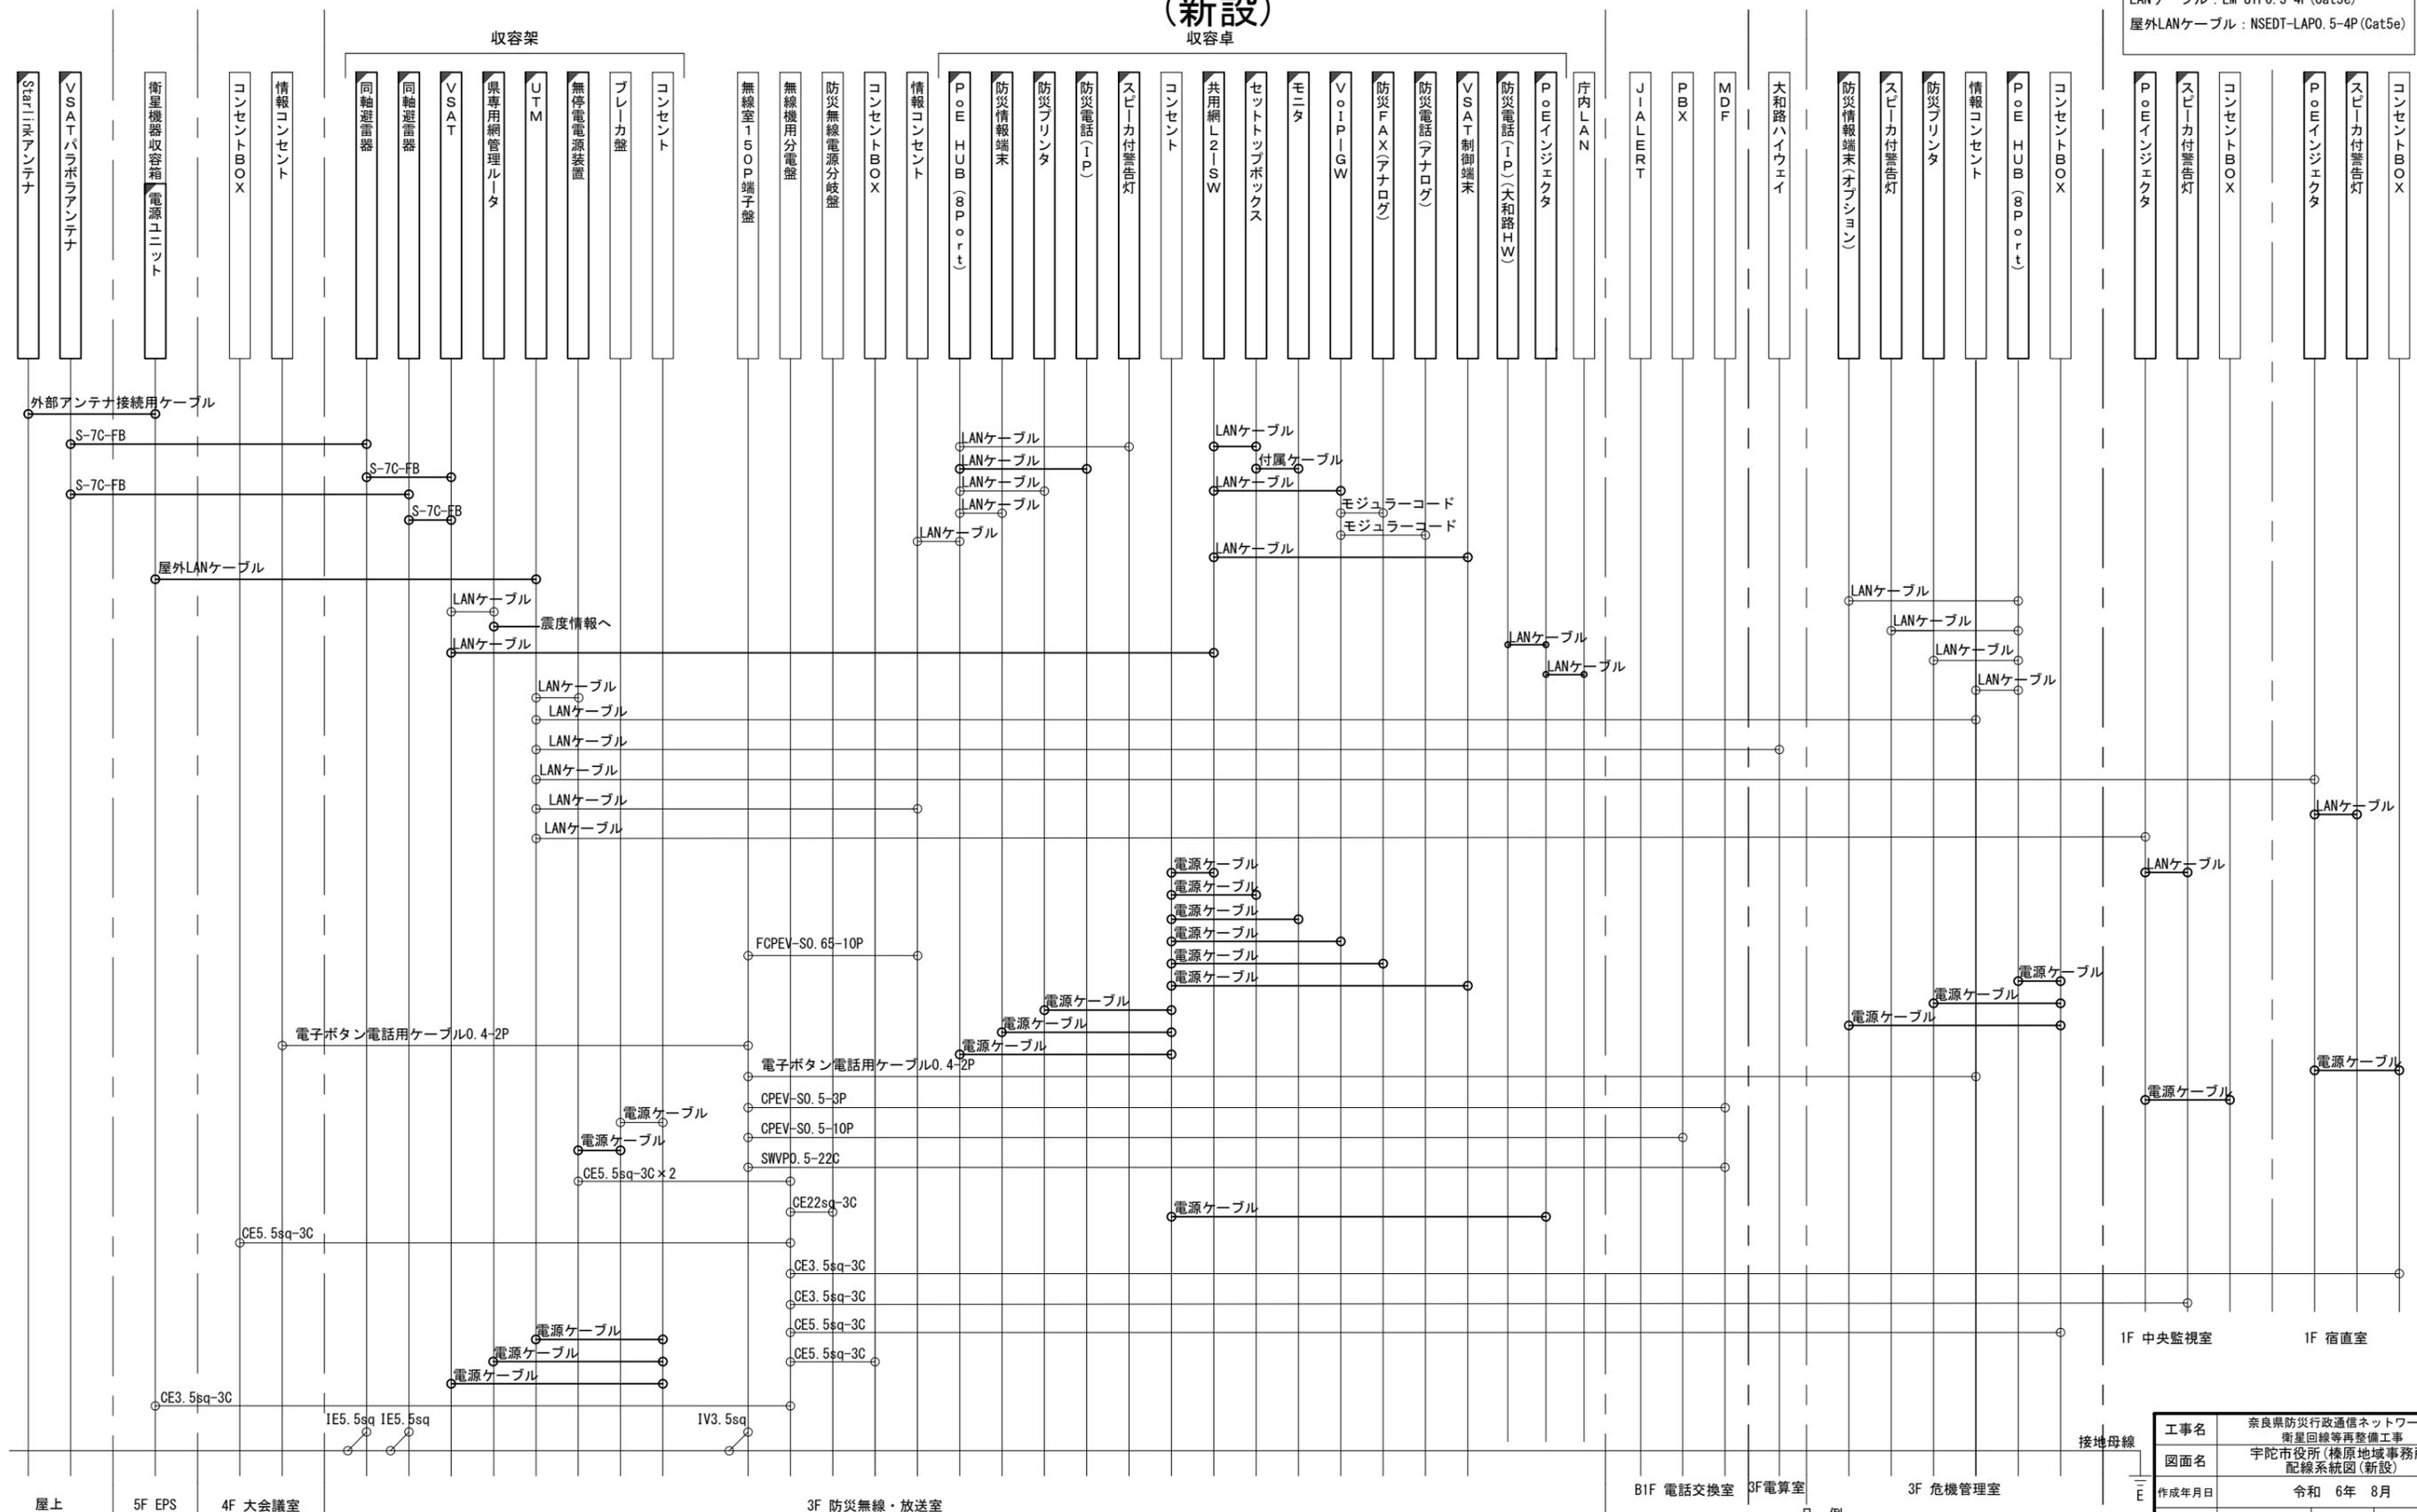



工事名	奈良県防災行政通信ネットワーク 衛星回線等再整備工事		
図面名	宇陀市役所(榛原地域事務所) 配線系統図(新設)		
作成年月日	令和 6年 8月		
縮尺	NON	図面番号	12
会社名	株式会社東京建設コンサルタント		
事業者名	奈良県		

凡例  
 : 新設     : 撤去  
 : 既設     : 既設

# 宇陀市役所（榛原地域事務所） 電源系統図(参考図)

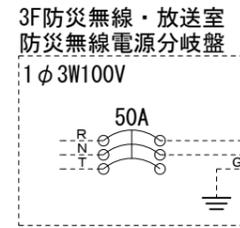

EM-CE22sq-3C

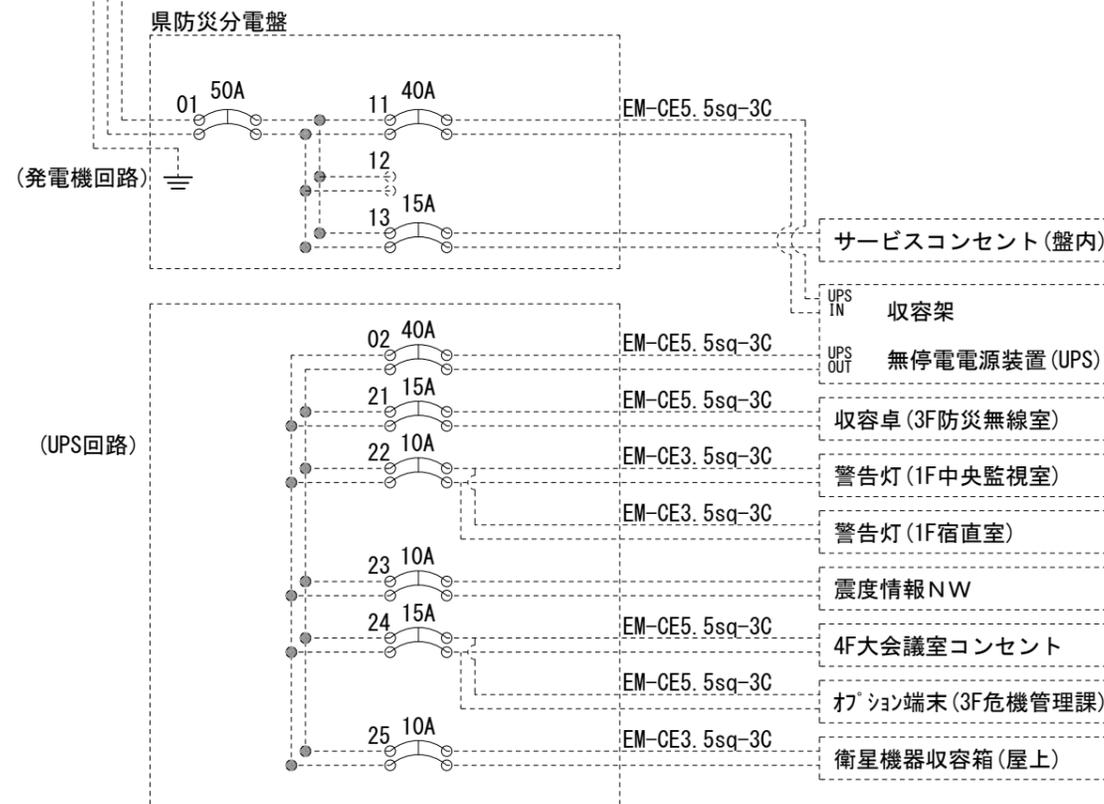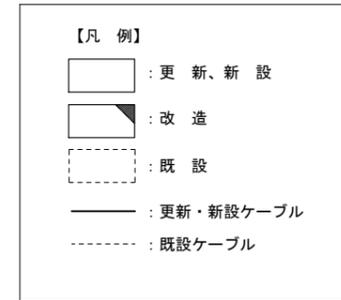


\* 3Cのうち1Cは接地用


工事名	奈良県防災行政通信ネットワーク 衛星回線等再整備工事		
図面名	宇陀市役所（榛原地域事務所） 電源系統図(参考図)		
作成年月日	令和 6年 8月		
縮尺	NON	図面番号	13
会社名	株式会社東京建設コンサルタント		
事業者名	奈良県		

# 宇陀市役所(榛原地域事務所) 系統図 (撤去)

衛星屋外設置アンテナ

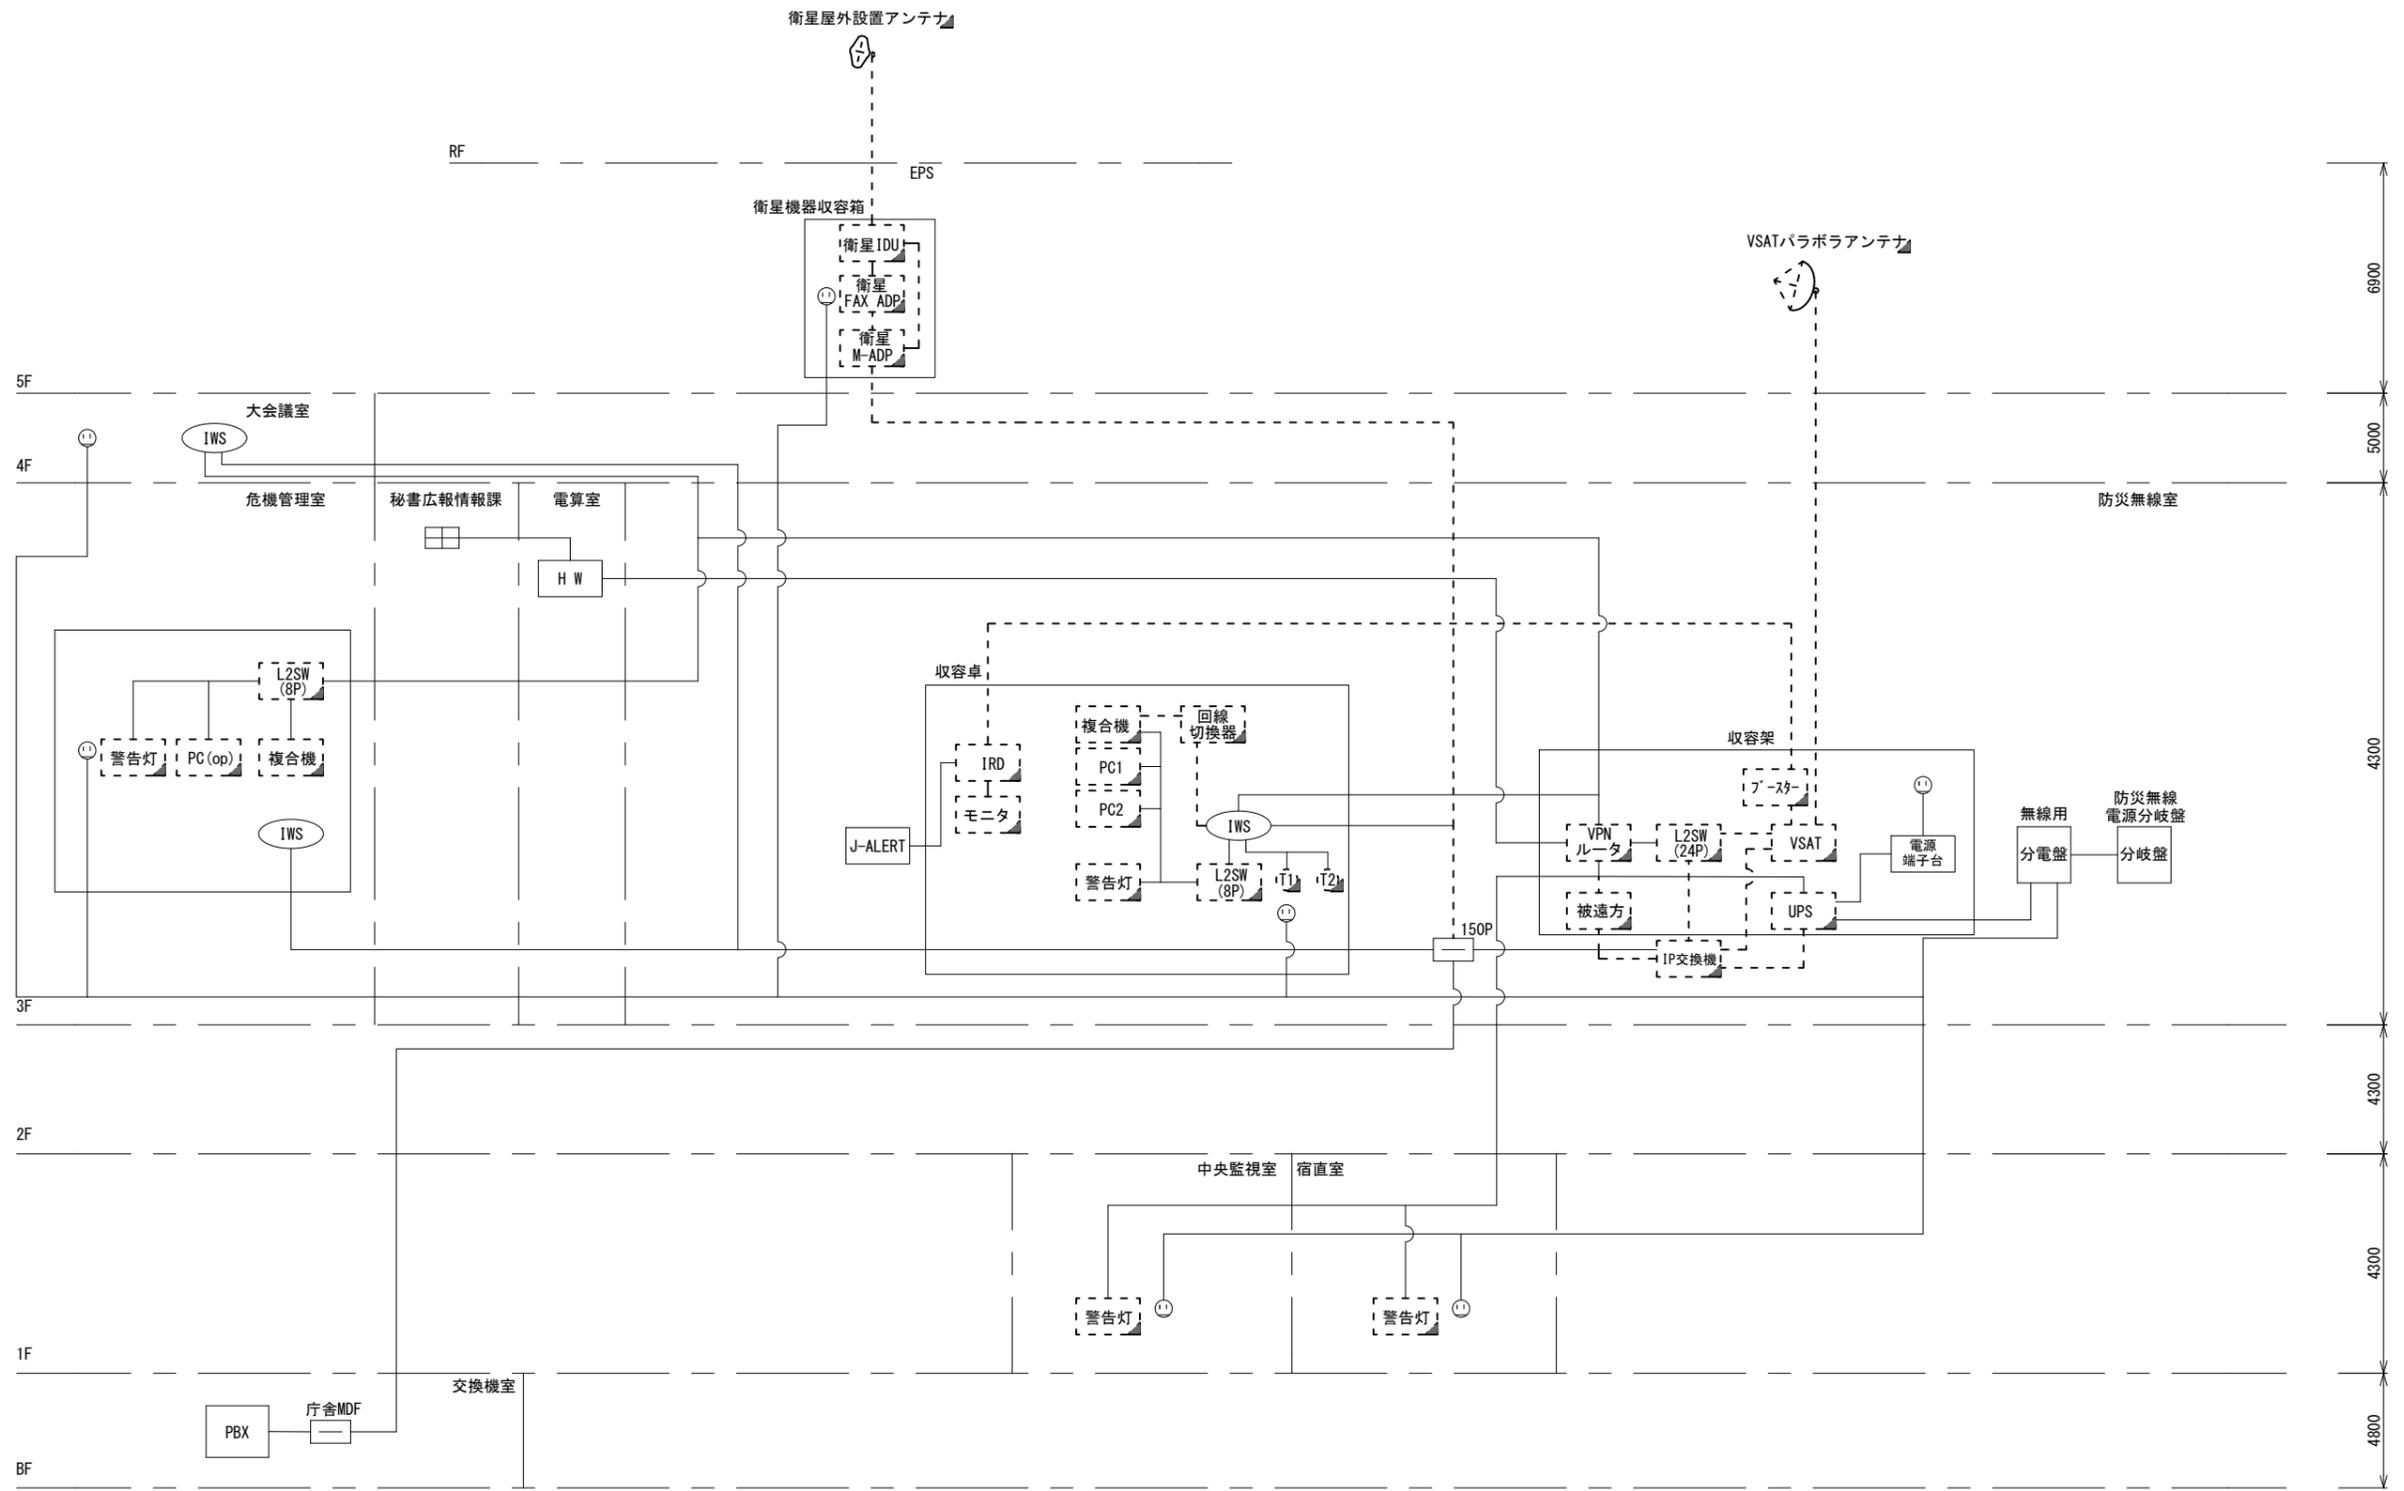


- 凡例
- VSAT
  - L2-SW (16Port)
  - L2-SW (8Port)
  - L2-SW (16Port) +メディアコンバーター
  - L2-SW (8Port) +メディアコンバーター
  - VPNルータ
  - 被遠方監視制御装置
  - 防災IP交換機
  - 無停電電源装置
  - 防災情報端末
  - ローカルWEBサーバ兼 防災情報端末
  - 防災情報端末(オプション)
  - 複合機
  - メディアコンバーター
  - ① 防災電話
  - ② 防災電話(衛星)
  - ③ コンセントBOX
  - 衛星携帯電話 IDU
  - 衛星FAXアダプタ
  - マルチアダプタ
  - FAX
  - SPD盤
  - 分配機
  - 震度表示処理装置
  - PBX
  - 端子盤、MDF
  - 大和路ハイウェイ
  - K-OPTICAL
  - 電源端子台
  - 情報コンセント
  - スピーカー付警告灯
  - モニター
  - IRD
  - J-ALERT
  - 変圧器
  - USBプリントサーバー
  - プリンタ

 

工事名	奈良県防災行政通信ネットワーク 衛星回線等再整備工事		
図面名	宇陀市役所(榛原地域事務所) 系統図(撤去)		
作成年月日	令和 6年 8月		
縮尺	NON	図面番号	14
会社名	株式会社東京建設コンサルタント		
事業者名	奈良県		

# 宇陀市役所(榛原地域事務所)敷地平面図 (撤去)

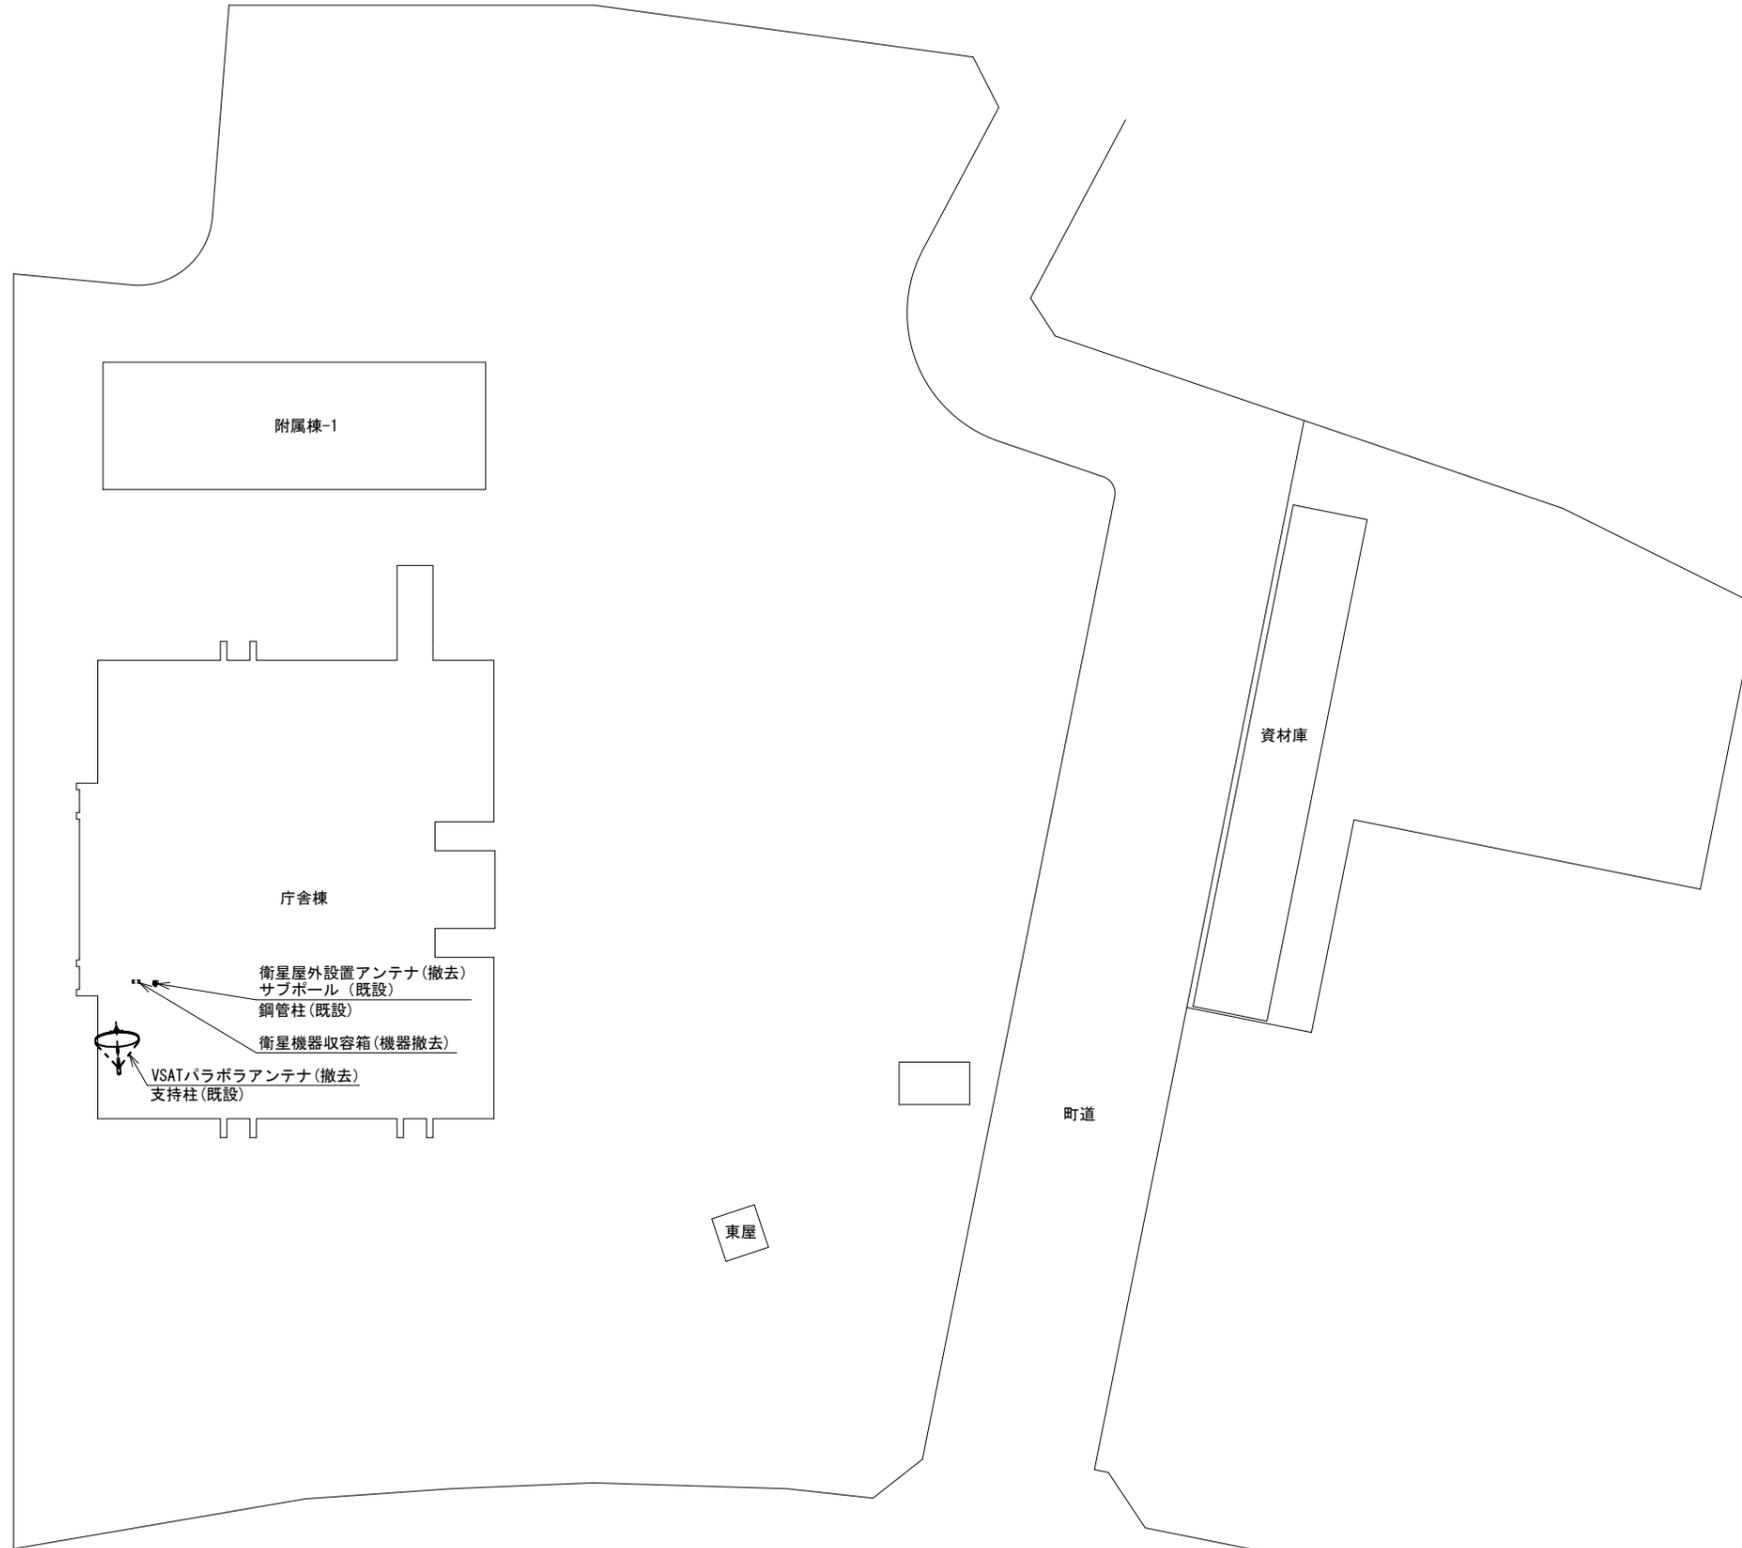


平面図 (S=1/300)

凡例	
	新設
	撤去
	既設
	撤去

工事名	奈良県防災行政通信ネットワーク 衛星回線等再整備工事		
図面名	宇陀市役所(榛原地域事務所) 敷地平面図(撤去)		
作成年月日	令和 6年 8月		
縮尺	1:300	図面番号	15
会社名	株式会社東京建設コンサルタント		
事業者名	奈良県		

# 宇陀市役所(榛原地域事務所) 機器据付図 (撤去)

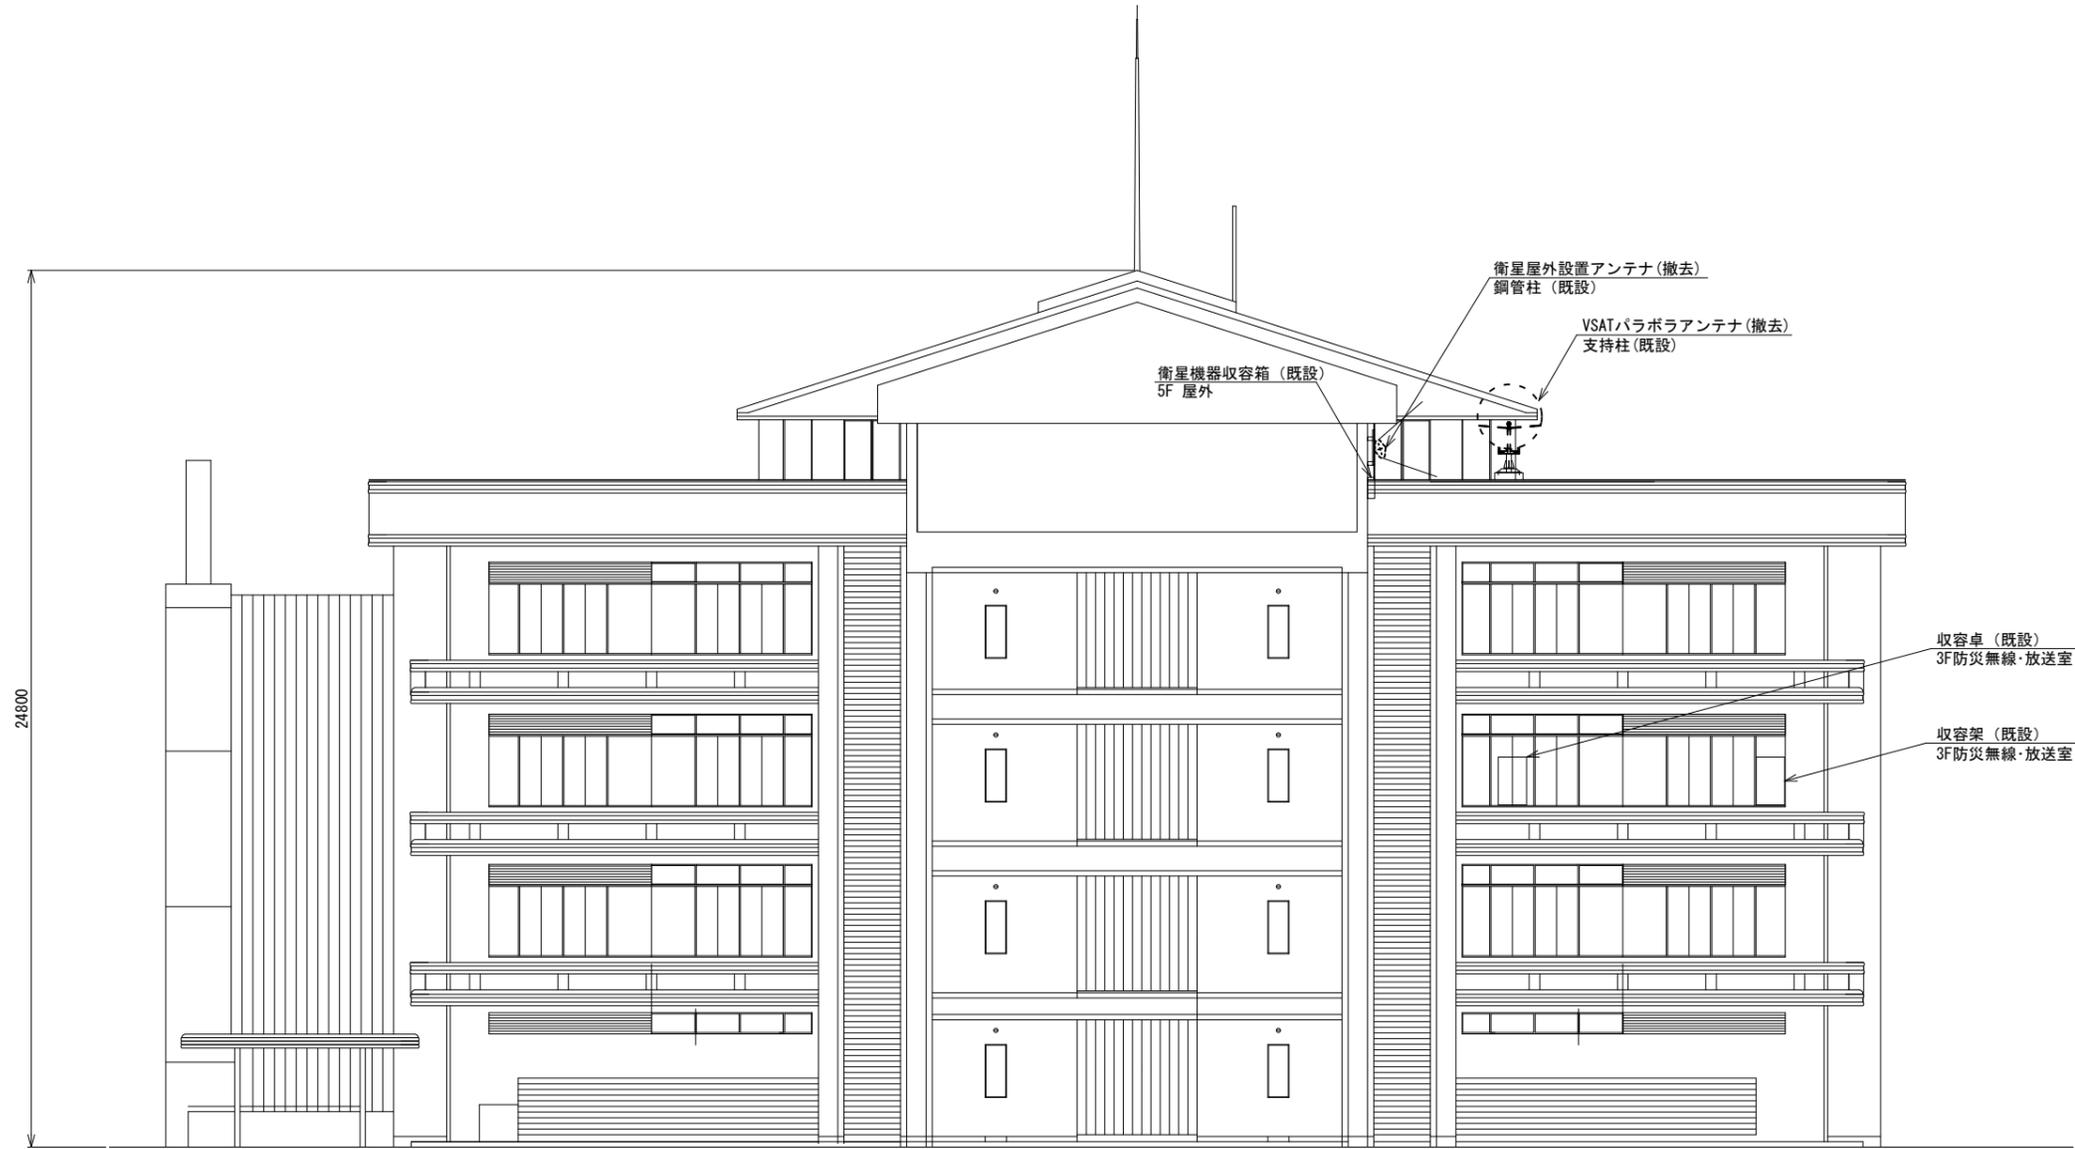


西側立面図 (S=1/100)

凡 例	
<span style="border: 1px solid black; display: inline-block; width: 10px; height: 10px;"></span> : 新設	<span style="border: 1px dashed black; display: inline-block; width: 10px; height: 10px;"></span> : 撤去
<span style="border-bottom: 1px solid black; display: inline-block; width: 10px;"></span> : 既設	<span style="border-bottom: 1px dashed black; display: inline-block; width: 10px;"></span> : 既設

工事名	奈良県防災行政通信ネットワーク 衛星回線等再整備工事		
図面名	宇陀市役所(榛原地域事務所) 機器据付図(撤去)		
作成年月日	令和 6年 8月		
縮尺	1:100	図面番号	16
会社名	株式会社東京建設コンサルタント		
事業者名	奈良県		

# 宇陀市役所(榛原地域事務所) 1F 機器配置図 (撤去)

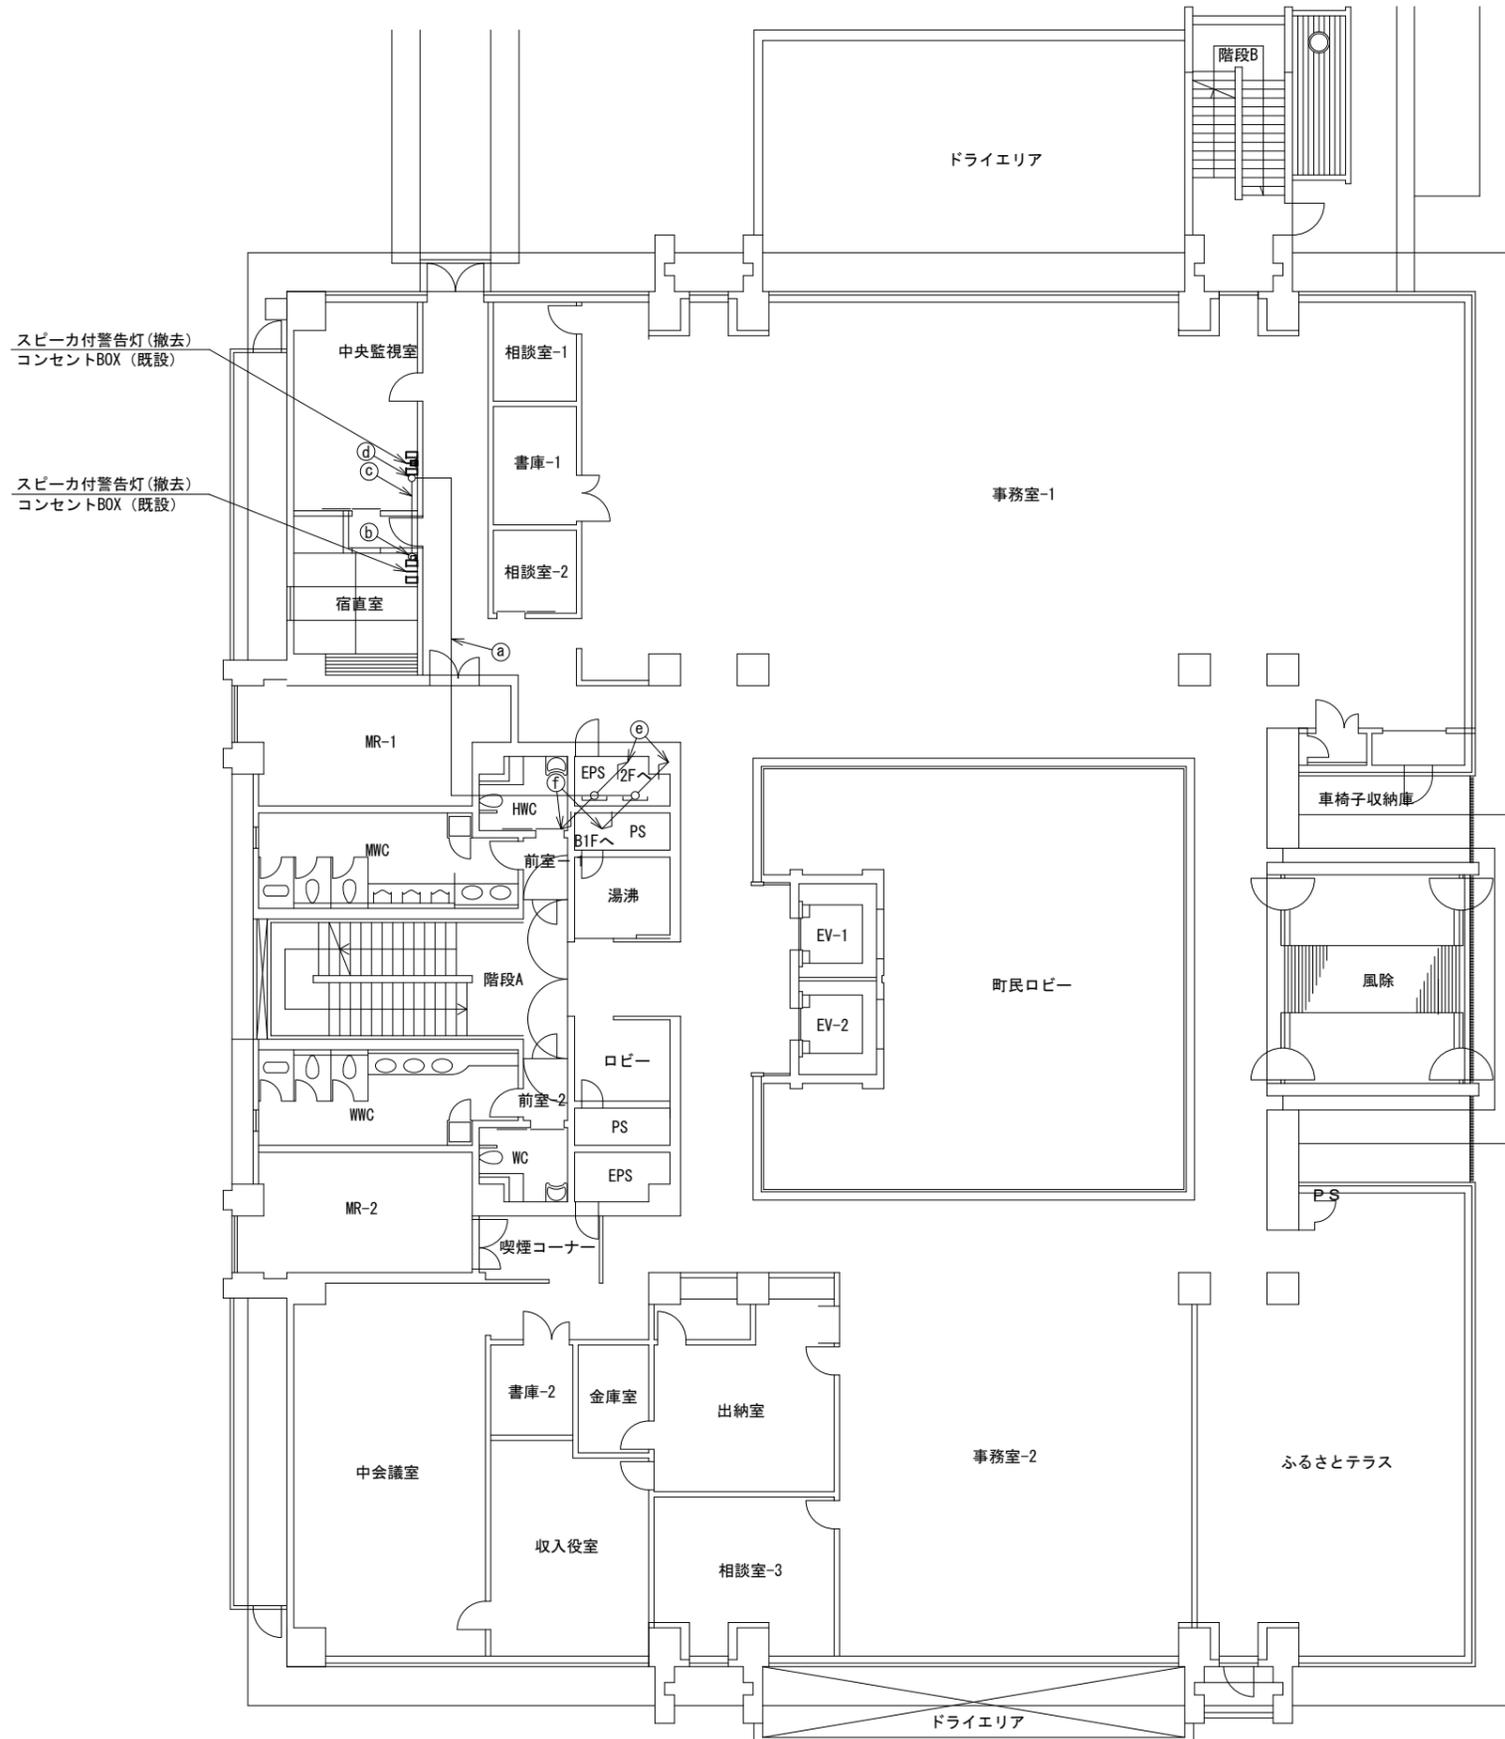

名称	作業	施工方法
a	EM-UTPO. 5-4P × 2	既設 天井ころがし
	CE3. 5sq-3C × 2	
b	EM-UTPO. 5-4P	既設 合成樹脂製配線ダクト (既設)
	CE3. 5sq-3C	
c	EM-UTPO. 5-4P	既設 天井ころがし
	CE3. 5sq-3C	
d	EM-UTPO. 5-4P	既設 合成樹脂製配線ダクト (既設)
	CE3. 5sq-3C	
e	CE3. 5sq-3C × 2	既設 CR (既設)
	IE-3. 5sq	
	EM-UTPO. 5-4P × 2	
	SWVPO. 5-22C	
	CPEV-SO. 65-3P	
f	CPEV-SO. 65-10P	既設 CR (既設)
	IE-3. 5sq	
	SWVPO. 5-22C	
	CPEV-SO. 65-3P	
CPEV-SO. 65-10P	既設	


1F平面図 (S=1/100)

凡例	
	撤去
	新設
	撤去
	既設
	既設

工事名	奈良県防災行政通信ネットワーク 衛星回線等再整備工事		
図面名	宇陀市役所(榛原地域事務所) 1F 機器配置図(撤去)		
作成年月日	令和 6年 8月		
縮尺	1:100	図面番号	17
会社名	株式会社東京建設コンサルタント		
事業者名	奈良県		

# 宇陀市役所(榛原地域事務所) 3F 機器配置図 (撤去)

名称	作業	施工方法
S-5C-FB	撤去	フリーアクセス
CE22sq-3C	既設	
CE3. 5sq-3C×3	既設	
CE5. 5sq-3C×3	既設	
IE3. 5sq×2	既設	
8D-HFAE×2	撤去	
EM-UTPO. 5-4P×6	既設	
FCPEV-SO. 65-10P	既設	
電子ボタン電話用ケーブル0. 4-2P×2	既設	
SCTO. 5-4P	撤去	
SWVPO. 5-22C	既設	
CPEV-SO. 65-3P	既設	
CPEV-SO. 65-10P	既設	
CE22sq-3C	既設	フリーアクセス
CE5. 5sq-3C×2	既設	
CE3. 5sq-3C×2	既設	
IE3. 5sq×2	既設	
電子ボタン電話用ケーブル0. 4-2P×2	既設	
SCTO. 5-4P	撤去	
EM-UTPO. 5-4P×5	既設	
8D-HFB×2	既設	
SWVPO. 5-22C	既設	
CPEV-SO. 65-3P	既設	
CPEV-SO. 65-10P	既設	
8D-HFAE×2	撤去	天井こがし
IE3. 5sq×2	既設	
電子ボタン電話用ケーブル0. 4-2P×2	既設	
CE3. 5sq-3C×3	既設	
EM-UTPO. 5-4P×5	既設	
CE5. 5sq-3C×2	既設	
SCTO. 5-4P	撤去	
SWVPO. 5-22C	既設	
CPEV-SO. 65-3P	既設	
CPEV-SO. 65-10P	既設	
電子ボタン電話用ケーブル0. 4-2P	既設	天井こがし
EM-UTPO. 5-4P×2	既設	
CE5. 5sq-3C	既設	天井こがし
EM-UTPO. 5-4P	既設	
CE5. 5sq-3C	既設	天井こがし
電子ボタン電話用ケーブル0. 4-2P	既設	
EM-UTPO. 5-4P	既設	合成樹脂製 配線ダクト(既設)
CE5. 5sq-3C	既設	
電子ボタン電話用ケーブル0. 4-2P	既設	天井こがし
EM-UTPO. 5-4P	既設	
EM-UTPO. 5-4P	既設	ダクト(既設)
EM-UTPO. 5-4P	既設	
EM-UTPO. 5-4P	既設	フリーアクセス
EM-UTPO. 5-4P	既設	
CE5. 5sq-3C	既設	OR(既設)
CE3. 5sq-3C	既設	
IE3. 5sq	既設	
8D-HFAE×2	撤去	
SCTO. 5-4P	撤去	
電子ボタン電話用ケーブル0. 4-2P	既設	OR(既設)
EM-UTPO. 5-4P	既設	
CE3. 5sq-3C×2	既設	
IE3. 5sq	既設	
SWVPO. 5-22C	既設	
EM-UTPO. 5-4P×2	既設	OR(既設)
CPEV-SO. 65-3P	既設	
CPEV-SO. 65-10P	既設	

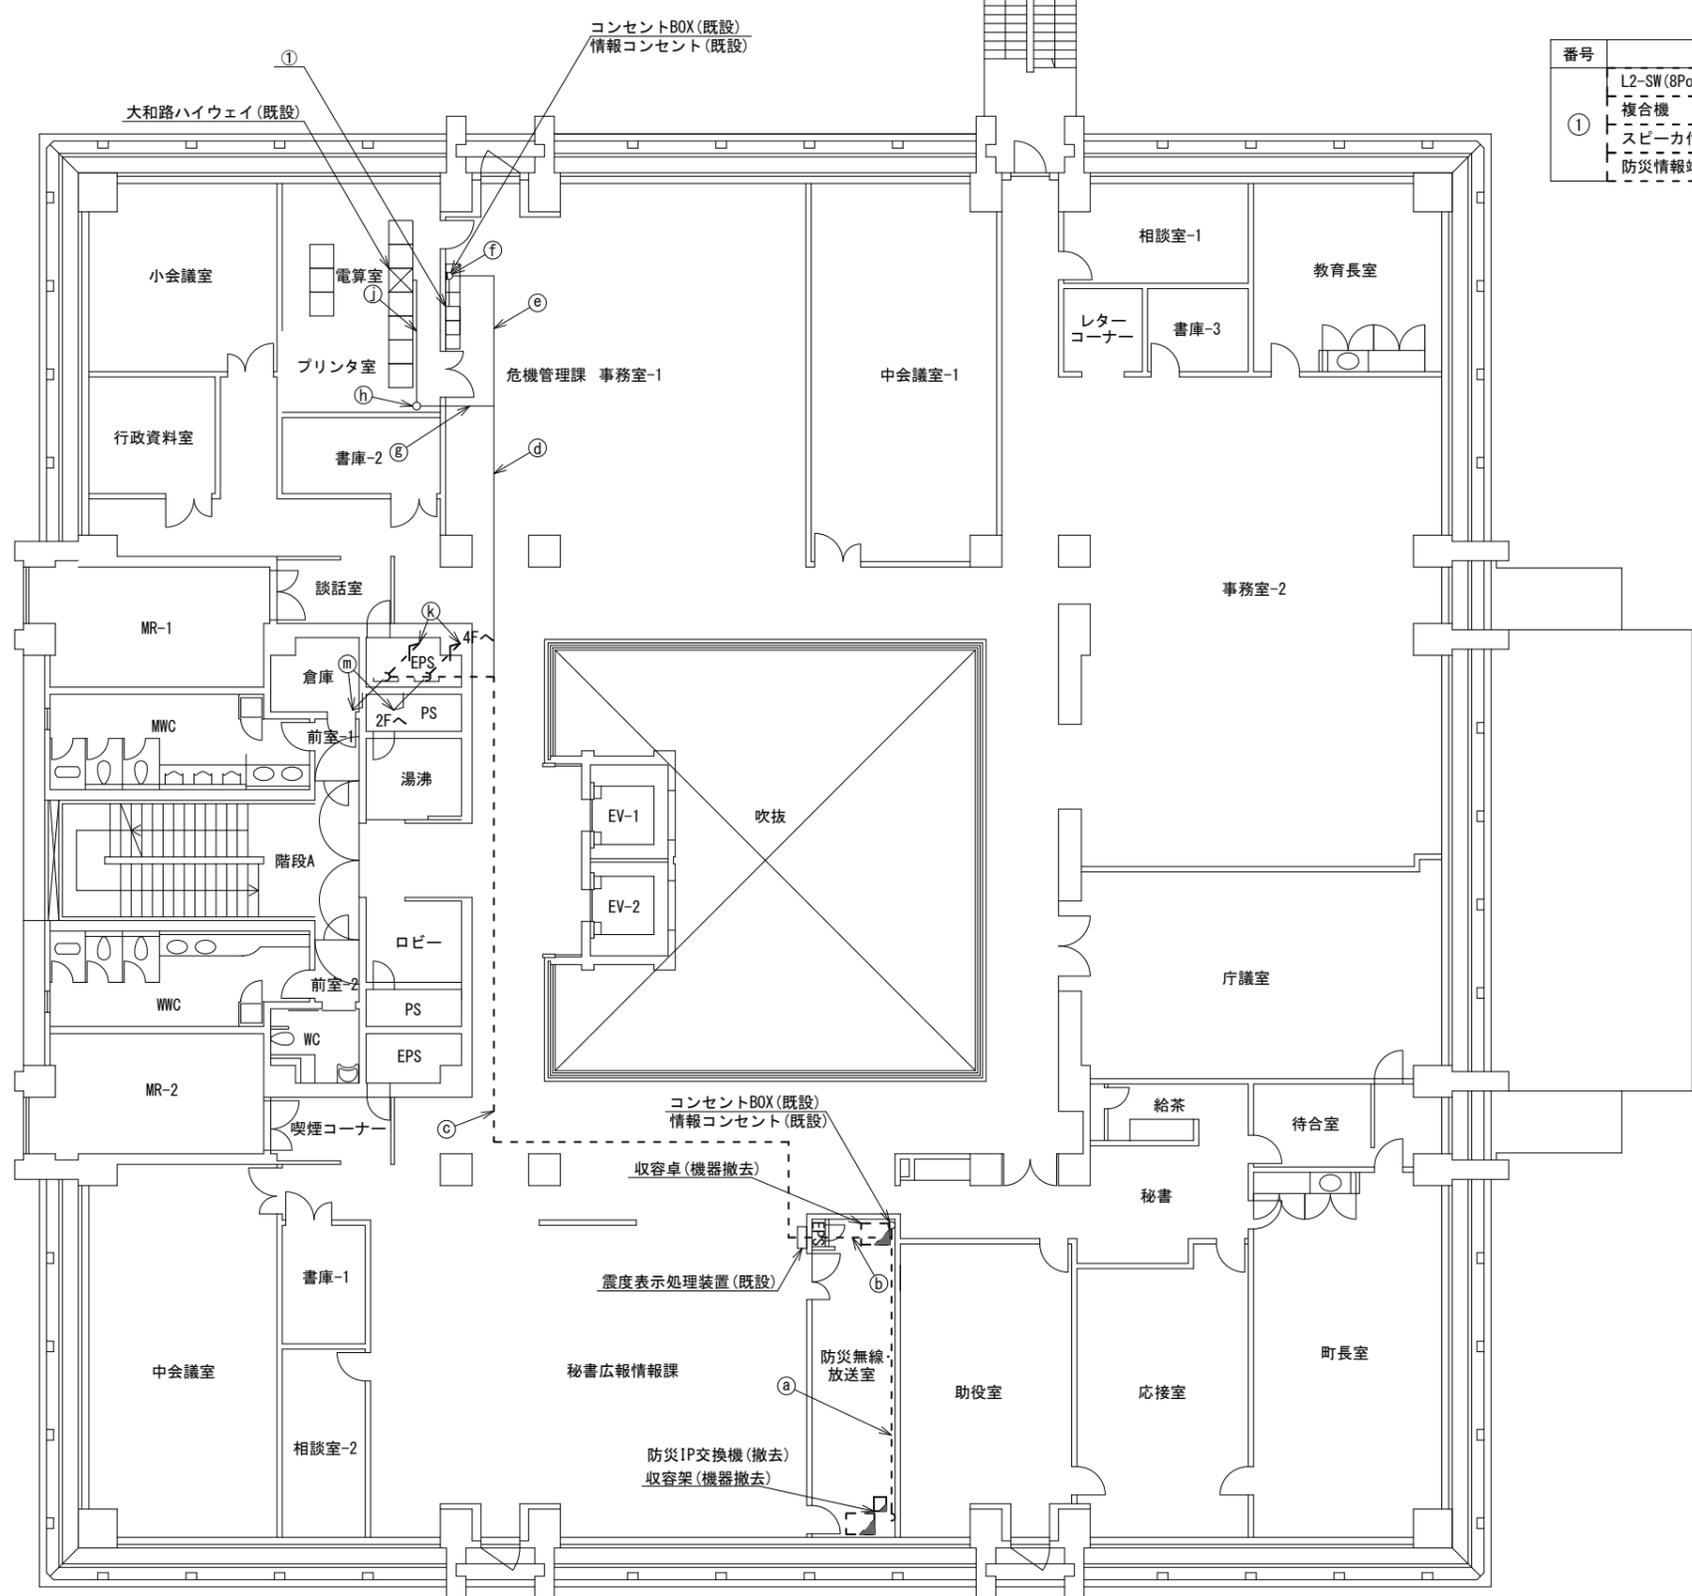

番号	名称	備考
①	L2-SW(8Port)	撤去
	複合機	撤去
	スピーカ付警告灯	撤去
	防災情報端末(オプション)	撤去


3F平面図(S=1/100)

凡例	
	新設
	撤去
	既設
	既設

工事名	奈良県防災行政通信ネットワーク 衛星回線等再整備工事		
図面名	宇陀市役所(榛原地域事務所) 3F 機器配置図(撤去)		
作成年月日	令和 6年 8月		
縮尺	1:100	図面番号	18
会社名	株式会社東京建設コンサルタント		
事業者名	奈良県		

# 宇陀市役所(榛原地域事務所) 4F 機器配置図 (撤去)

コンセントBOX (既設)  
情報コンセント (既設)

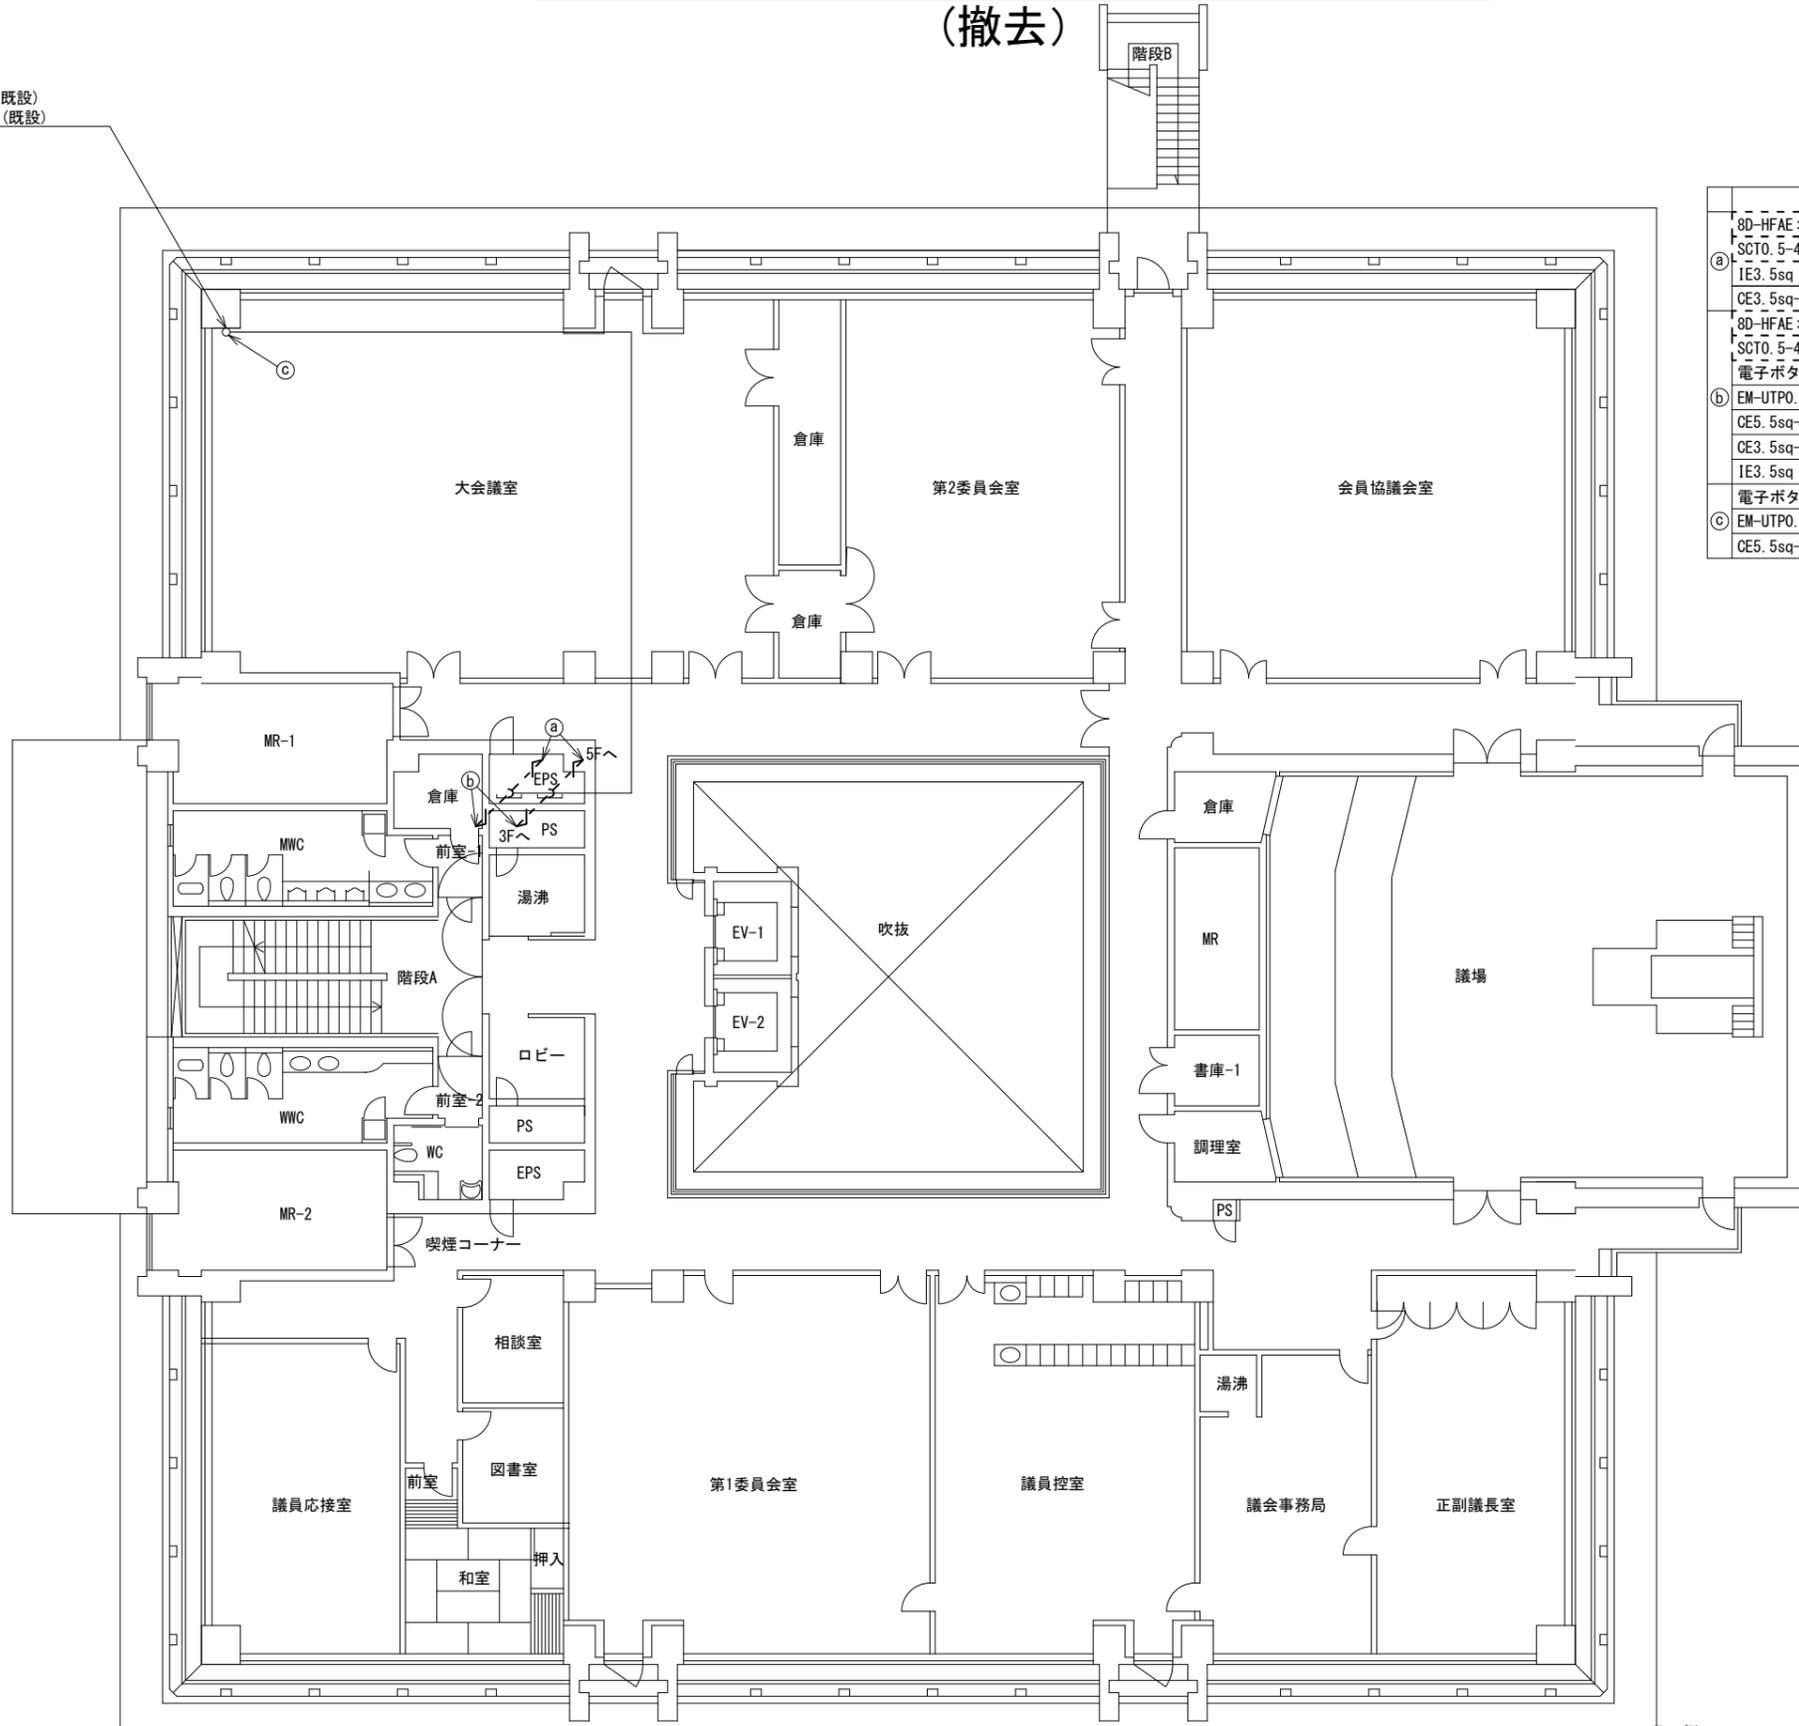

名称	作業	施工方法
8D-HFAE×2	撤去	CR (既設)
SCTO. 5-4P	撤去	
IE3. 5sq	既設	CR (既設)
CE3. 5sq-3C	既設	
8D-HFAE×2	撤去	
SCTO. 5-4P	撤去	CR (既設)
電子ボタン電話用ケーブル0.4-2P×2	既設	
EM-UTPO. 5-4P	既設	
CE5. 5sq-3C	既設	
CE3. 5sq-3C	既設	CR (既設)
IE3. 5sq	既設	
電子ボタン電話用ケーブル0.4-2P×2	既設	合成樹脂製
EM-UTPO. 5-4P	既設	配線ダクト (既設)
CE5. 5sq-3C	既設	


4F平面図 (S=1/100)

凡例


	新設		撤去		新設		撤去
	既設		既設		既設		既設

工事名	奈良県防災行政通信ネットワーク 衛星回線等再整備工事		
図面名	宇陀市役所(榛原地域事務所) 4F 機器配置図(撤去)		
作成年月日	令和 6年 8月		
縮尺	1:100	図面番号	19
会社名	株式会社東京建設コンサルタント		
事業者名	奈良県		

# 宇陀市役所(榛原地域事務所) 5F 機器配置図 (撤去)

 

番号	名称	備考
①	衛星機器収容箱	既設
	衛星可搬端末	撤去
	衛星FAXアダプター	撤去
	衛星ハンドセット	撤去
	マルチアダプター	撤去

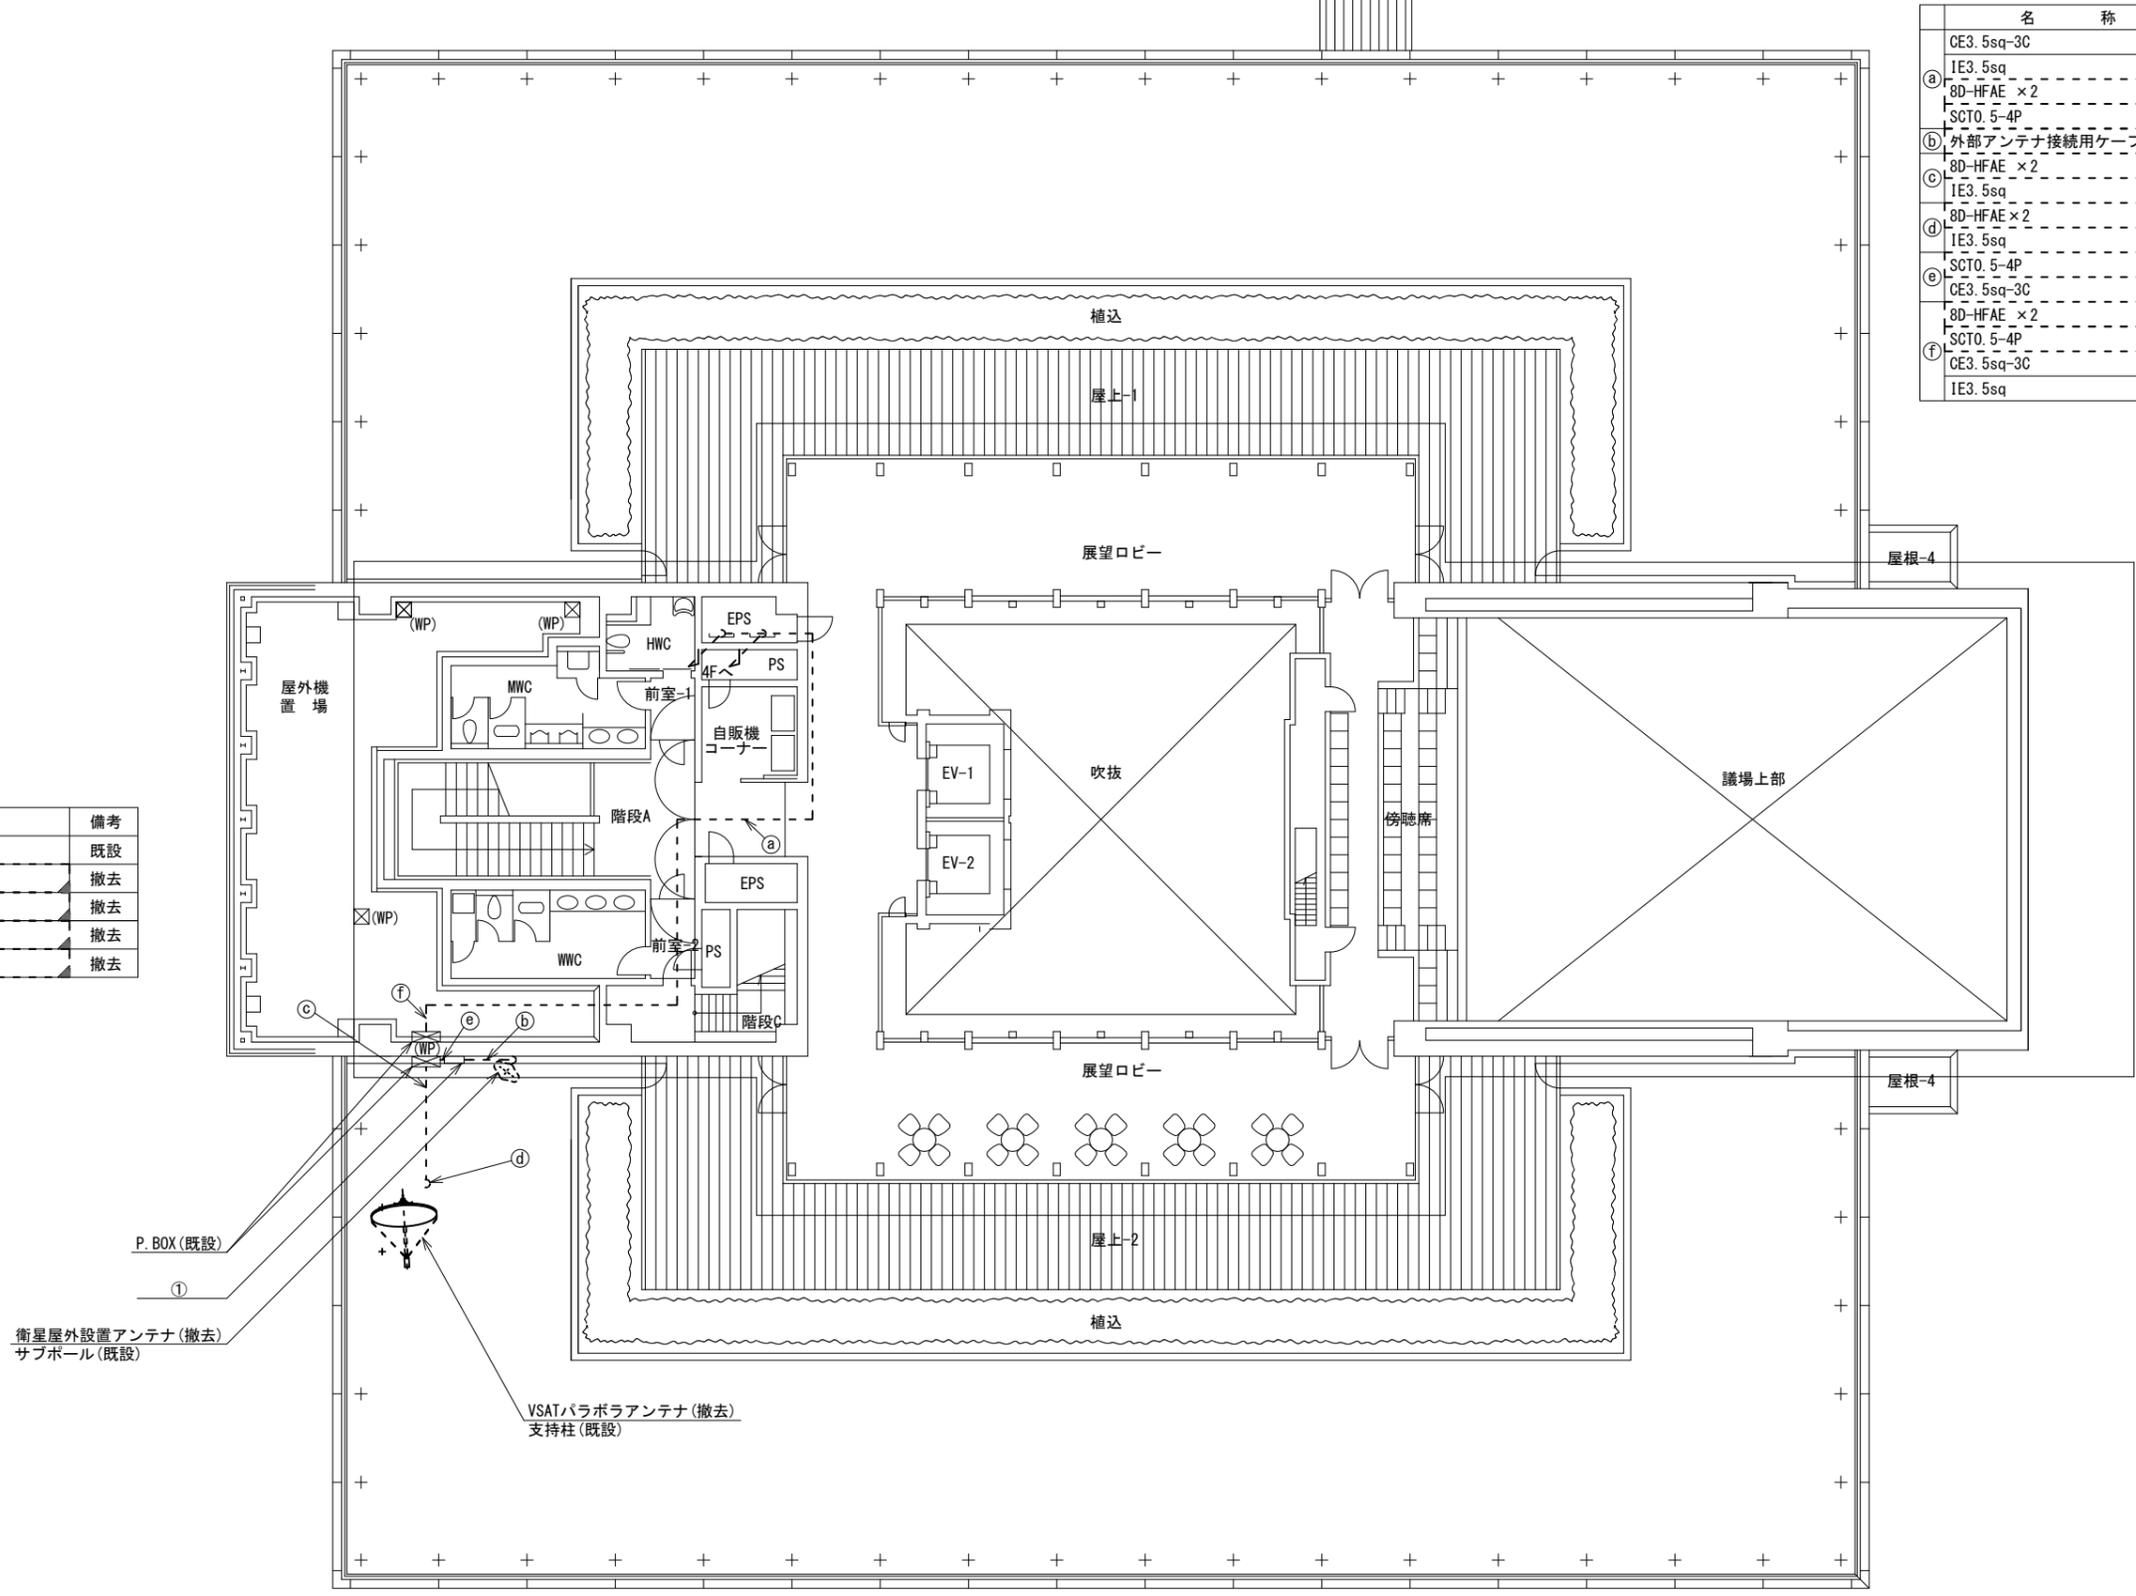


名称	作業	施工方法
CE3. 5sq-3C	既設	CR(既設)
IE3. 5sq	既設	CR(既設)
① 8D-HFAE × 2	撤去	CR(既設)
SCT0. 5-4P	撤去	CR(既設)
② 外部アンテナ接続用ケーブル	撤去	G36(既設)
③ 8D-HFAE × 2	撤去	G36(既設)
IE3. 5sq	既設	G16(既設)
④ 8D-HFAE × 2	撤去	露出配線
IE3. 5sq	既設	露出配線
⑤ SCT0. 5-4P	撤去	G16(既設)
CE3. 5sq-3C	既設	G28(既設)
⑥ 8D-HFAE × 2	撤去	G36(既設)
SCT0. 5-4P	撤去	G16(既設)
⑦ CE3. 5sq-3C	既設	G28(既設)
IE3. 5sq	既設	G28(既設)

5F平面図 (S=1/100)

凡例	
	新設
	撤去
	新設
	撤去
	既設
	既設

工事名	奈良県防災行政通信ネットワーク 衛星回線等再整備工事		
図面名	宇陀市役所(榛原地域事務所) 5F 機器配置図(撤去)		
作成年月日	令和 6年 8月		
縮尺	1:100	図面番号	20
会社名	株式会社東京建設コンサルタント		
事業者名	奈良県		

# 宇陀市役所(榛原地域事務所) 3F防災無線・放送室 機器配置図 (撤去)

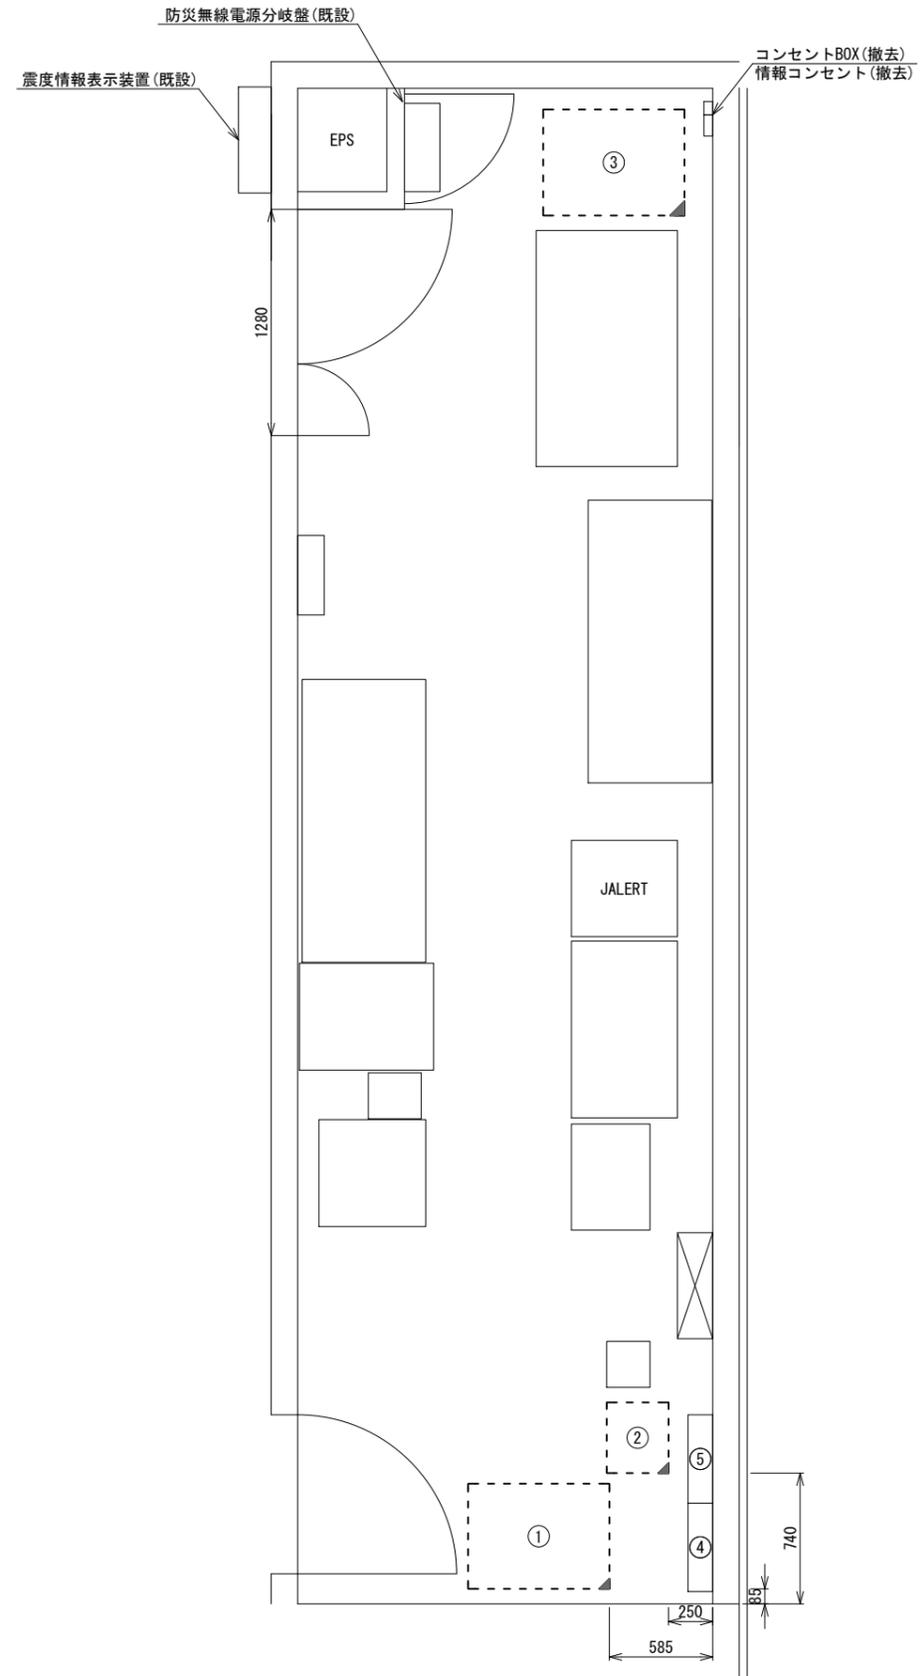

番号	名称	備考
①	収容架	既設
	VSAT	撤去
	L2-SW (24Port)	撤去
	被遠方監視制御装置	撤去
	UPS	撤去
	VPNルータ	撤去
	防災IP交換機	撤去
②	収容卓	既設
	防災情報端末	撤去
	L2-SW (8Port)	撤去
	防災電話	撤去
	複合機	撤去
	スピーカー付警告灯	撤去
	ローカルサーバー兼防災情報端末	撤去
	防災電話(衛星)	撤去
	回線切替器	撤去
	IRD	撤去
	モニター	撤去
④	無線室150P端子盤	既設
⑤	無線用分電盤	既設


3F防災無線・放送室 平面図(S=1/20)

凡例	
	新設
	撤去
	新設
	撤去
	既設
	既設

工事名	奈良県防災行政通信ネットワーク 衛星回線等再整備工事		
図面名	宇陀市役所(榛原地域事務所) 3F防災無線・放送室 機器配置図(撤去)		
作成年月日	令和 6年 8月		
縮尺	1:20	図面番号	21
会社名	株式会社東京建設コンサルタント		
事業者名	奈良県		

# 宇陀市役所(榛原地域事務所) 配線系統図 (撤去)

凡例  
 LANケーブル : EM-UTPO. 5-4P (Cat5e)  
 屋外LANケーブル : NSED-T-LAPO. 5-4P (Cat5e)

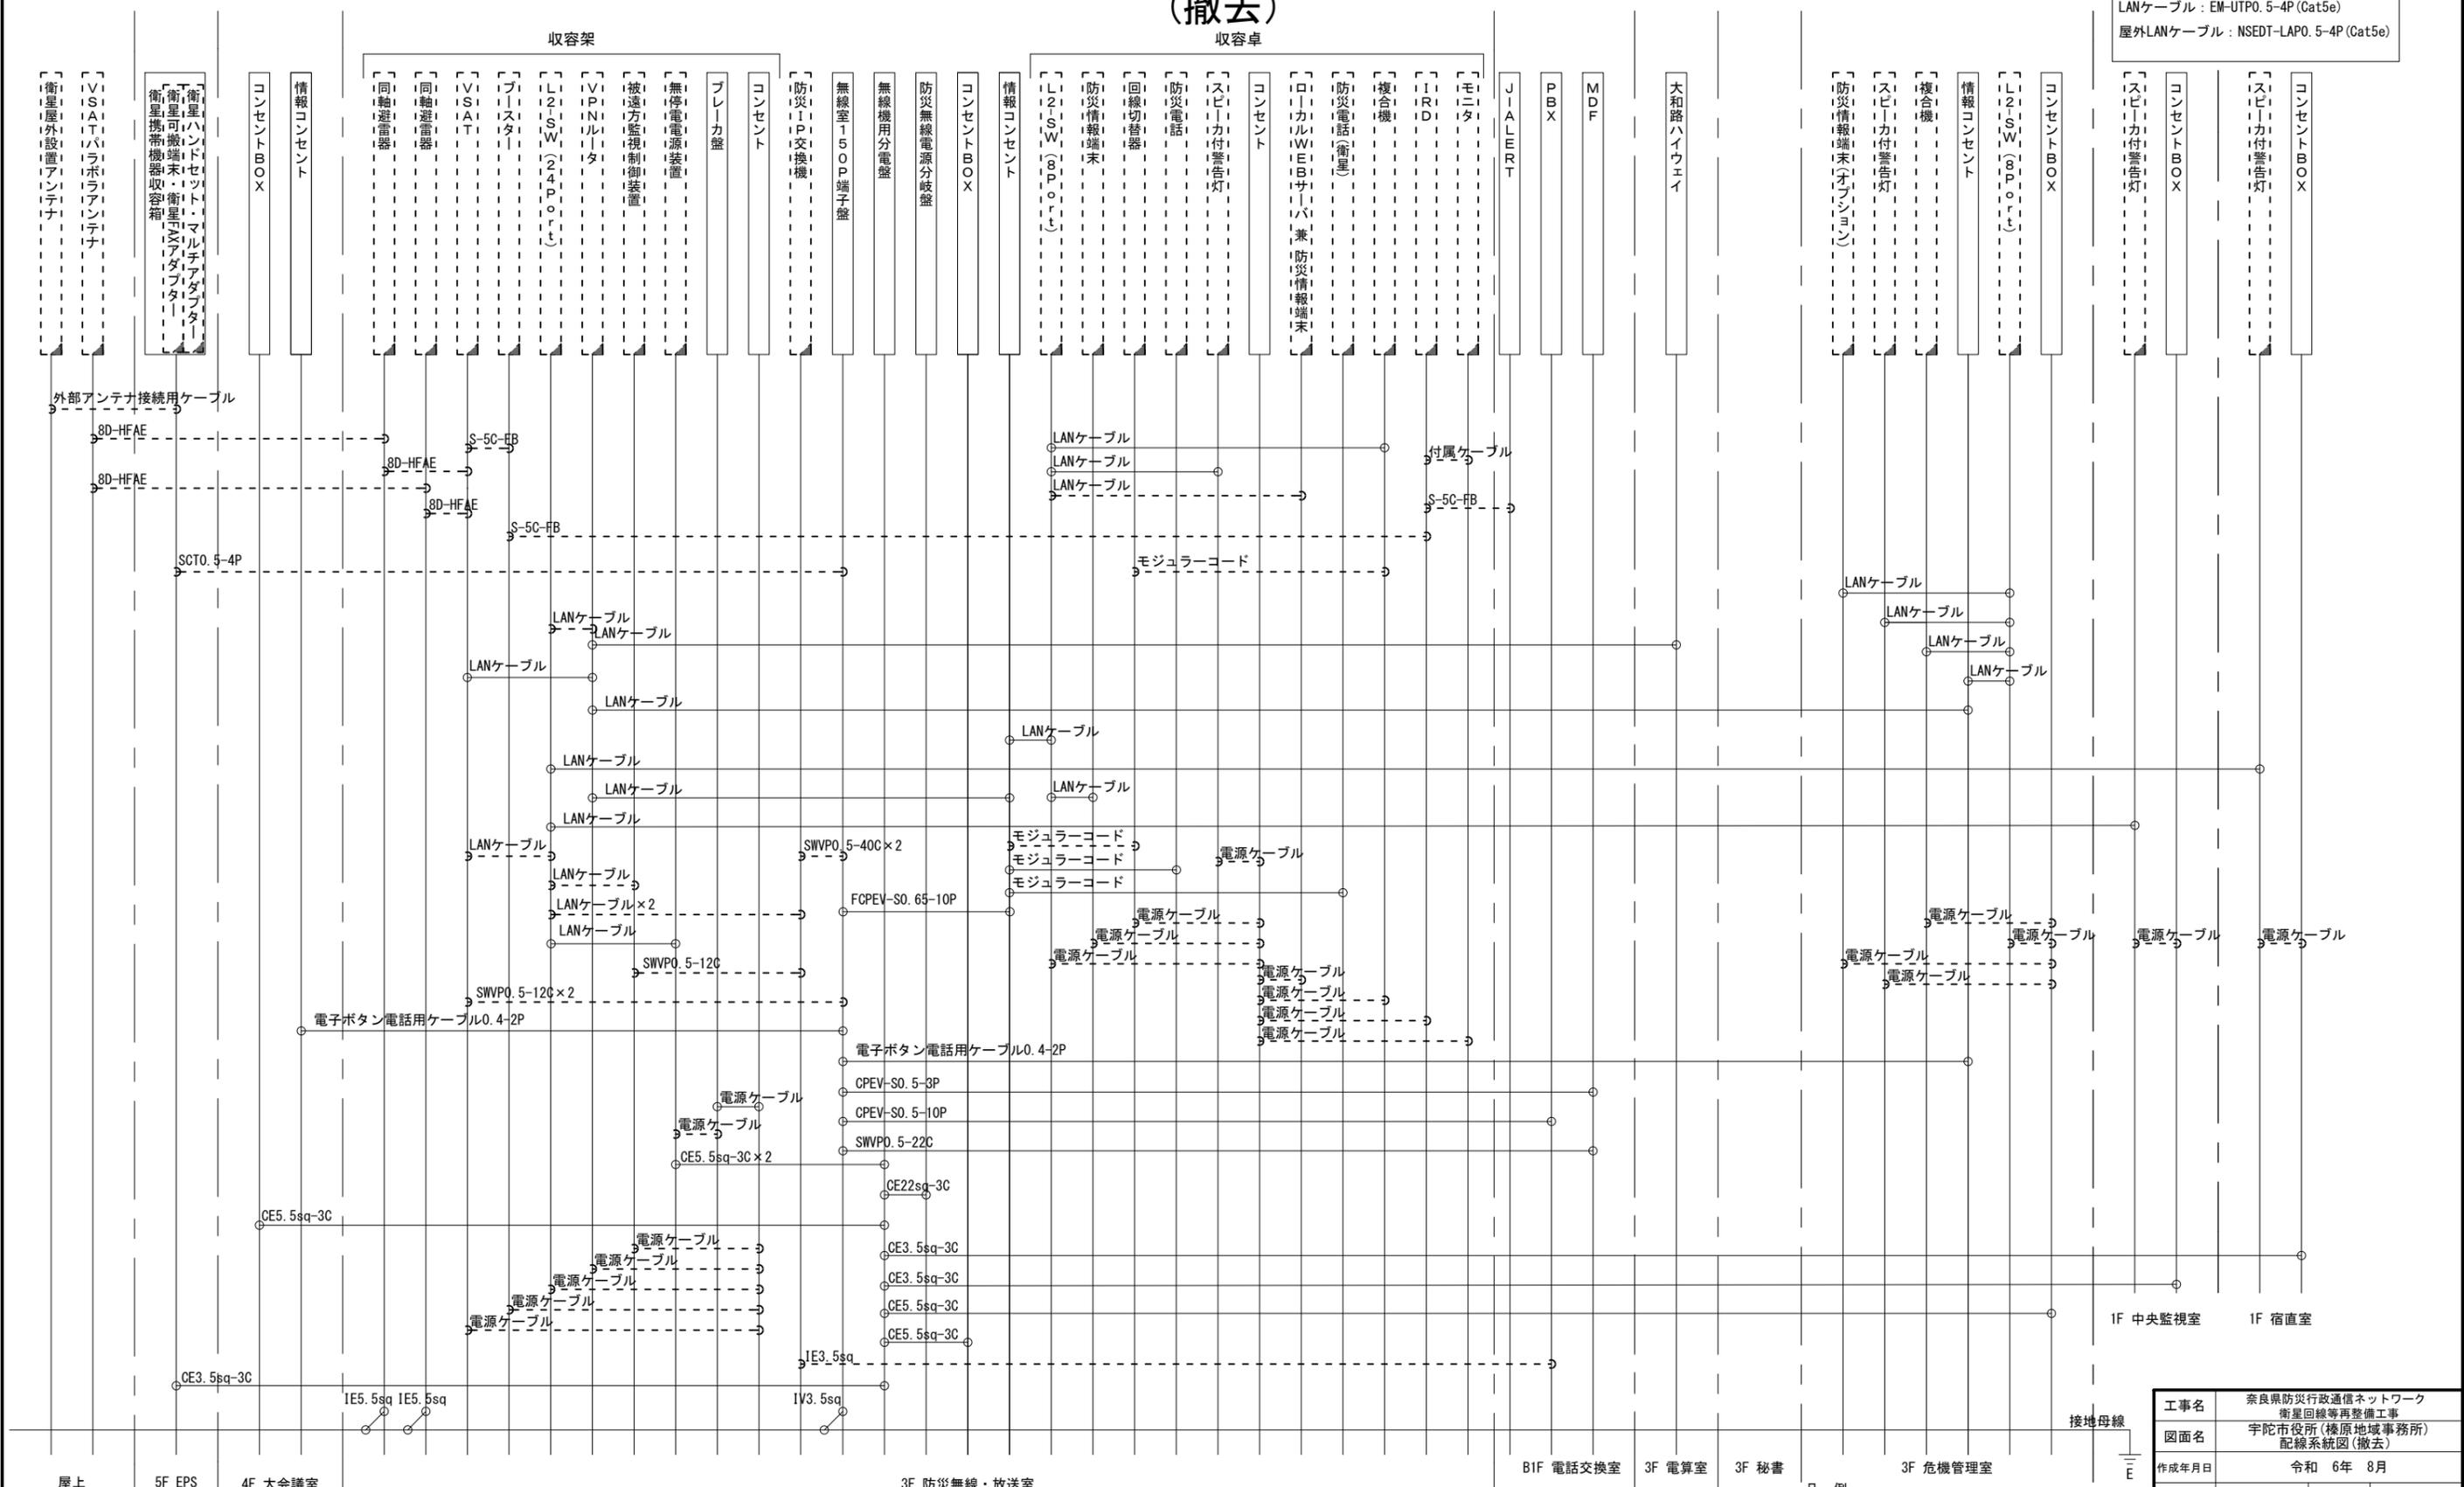

工事名	奈良県防災行政通信ネットワーク 衛星回線等再整備工事		
図面名	宇陀市役所(榛原地域事務所) 配線系統図(撤去)		
作成年月日	令和 6年 8月	縮尺	NON
会社名	株式会社東京建設コンサルタント	図面番号	22
事業者名	奈良県		

凡例  
 [ ] : 新設 [ ] : 撤去 — : 新設 - - - : 撤去  
 □ : 既設 □ : 既設