


目次

平群町役場

図番	図面名称
01	平群町役場 位置図
02	平群町役場 系統図(新設)
03	平群町役場 敷地平面図(新設)
04	平群町役場 機器据付図(新設)
05	平群町役場 1F機器配置図(新設)
06	平群町役場 2F機器配置図(新設)
07	平群町役場 RF機器配置図(新設)
08	平群町役場 分館2F 印刷室 機器配置図(新設)
09	平群町役場 配線系統図(新設)
10	平群町役場 電源系統図(参考図)
11	平群町役場 系統図(撤去)
12	平群町役場 敷地平面図(撤去)
13	平群町役場 機器据付図(撤去)
14	平群町役場 1F機器配置図(撤去)
15	平群町役場 2F機器配置図(撤去)
16	平群町役場 RF機器配置図(撤去)
17	平群町役場 分館2F 印刷室 機器配置図(撤去)
18	平群町役場 配線系統図(撤去)

平群町役場 位置図

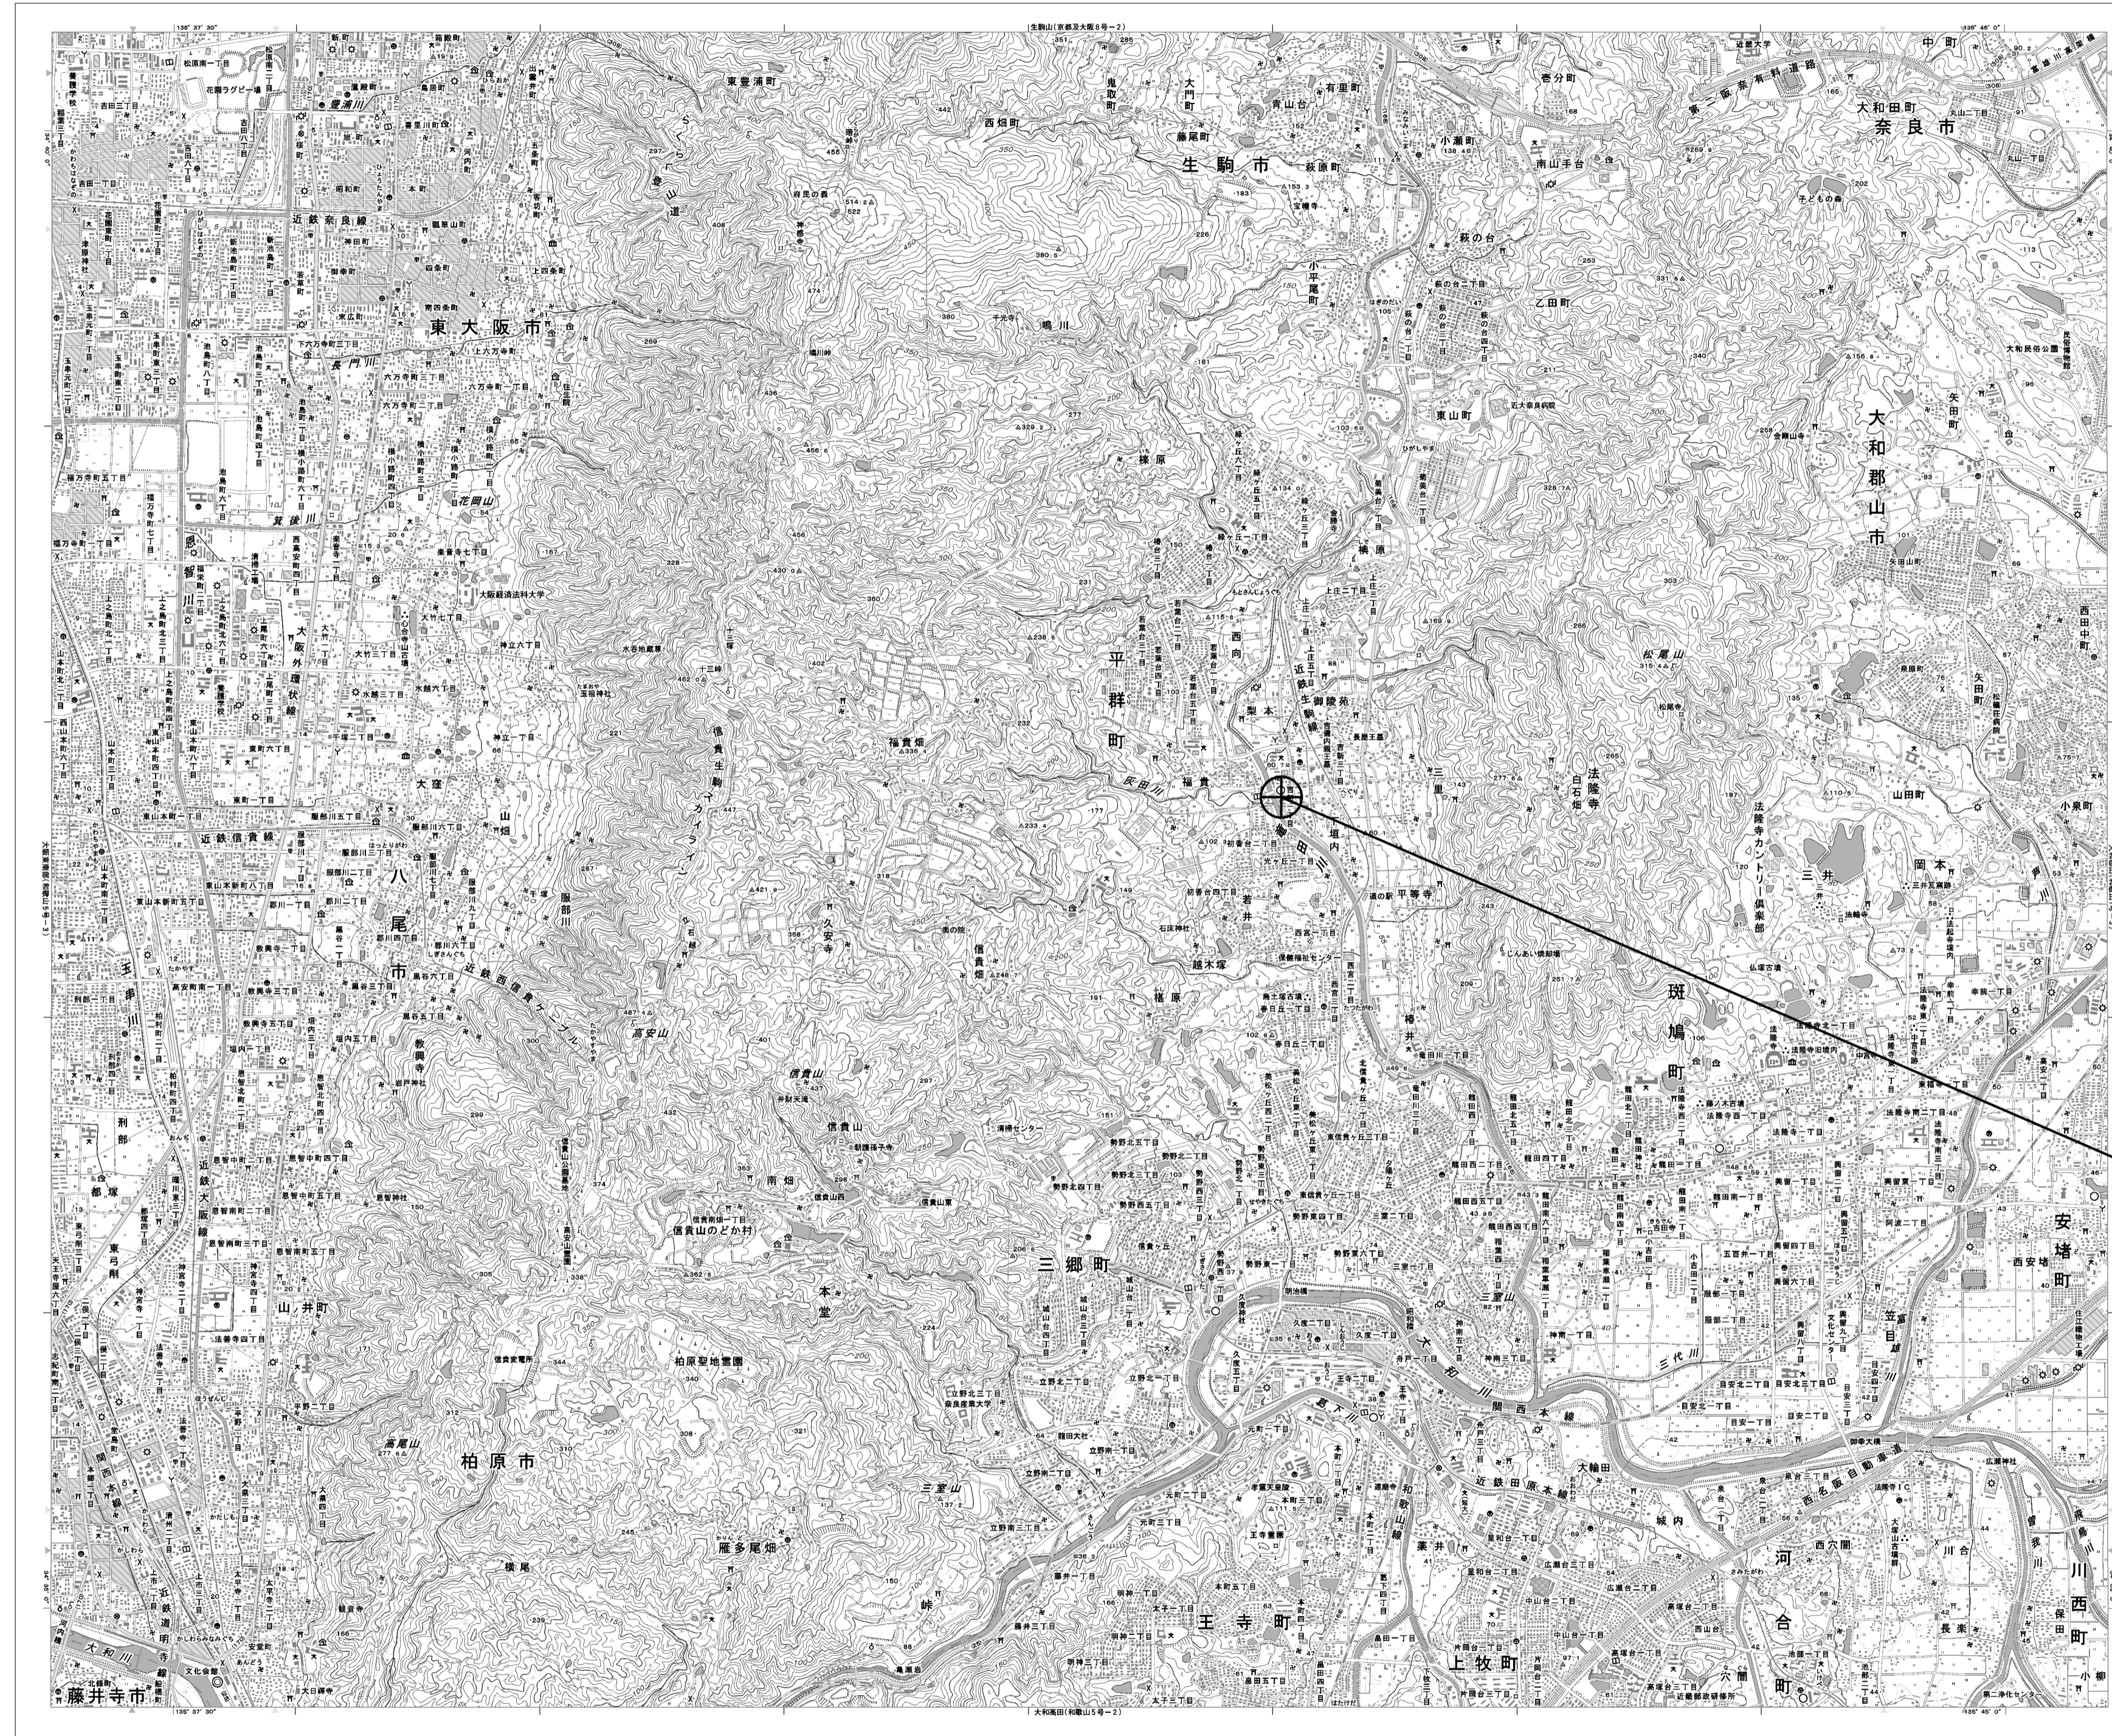


平群町役場

工事名	奈良県防災行政通信ネットワーク 衛星回線等再整備工事		
図面名	平群町役場 位置図		
作成年月日	令和 6年 8月		
縮尺	1:25000	図面番号	01
会社名	株式会社東京建設コンサルタント		
事業者名	奈良県		

平群町役場 系統図 (新設)

凡例



- VSAT VSAT
- L2-SW (24Port) L2-SW (24Port)
- L2-SW (8Port) L2-SW (8Port)
- L2-SW (24Port) +メディアコンバーター
- L2-SW (8Port) +メディアコンバーター
- VPNルータ
- 被遠方監視制御装置
- IP交換機
- 無停電電源装置
- 防火情報端末
- ローカルWEBサーバ兼 防火情報端末
- 防火情報端末(オプション)
- 複合機
- メディアコンバーター
- 防火電話(IP)
- 防火電話(アナログ)
- 防火電話(IP)(大和路HW)
- コンセントBOX
- 衛星携帯電話 IDU
- 衛星FAXアダプタ
- マルチアダプタ
- FAX
- SPD
- 分配機
- 震度表示処理装置
- PBX
- 端子盤、MDF
- 大和路ハイウェイ
- K-OPTICAL
- 電源端子台
- 情報コンセント
- スピーカー付警告灯
- モニター
- IRD
- J-ALERT
- 変圧器
- USBプリントサーバー
- プリンタ

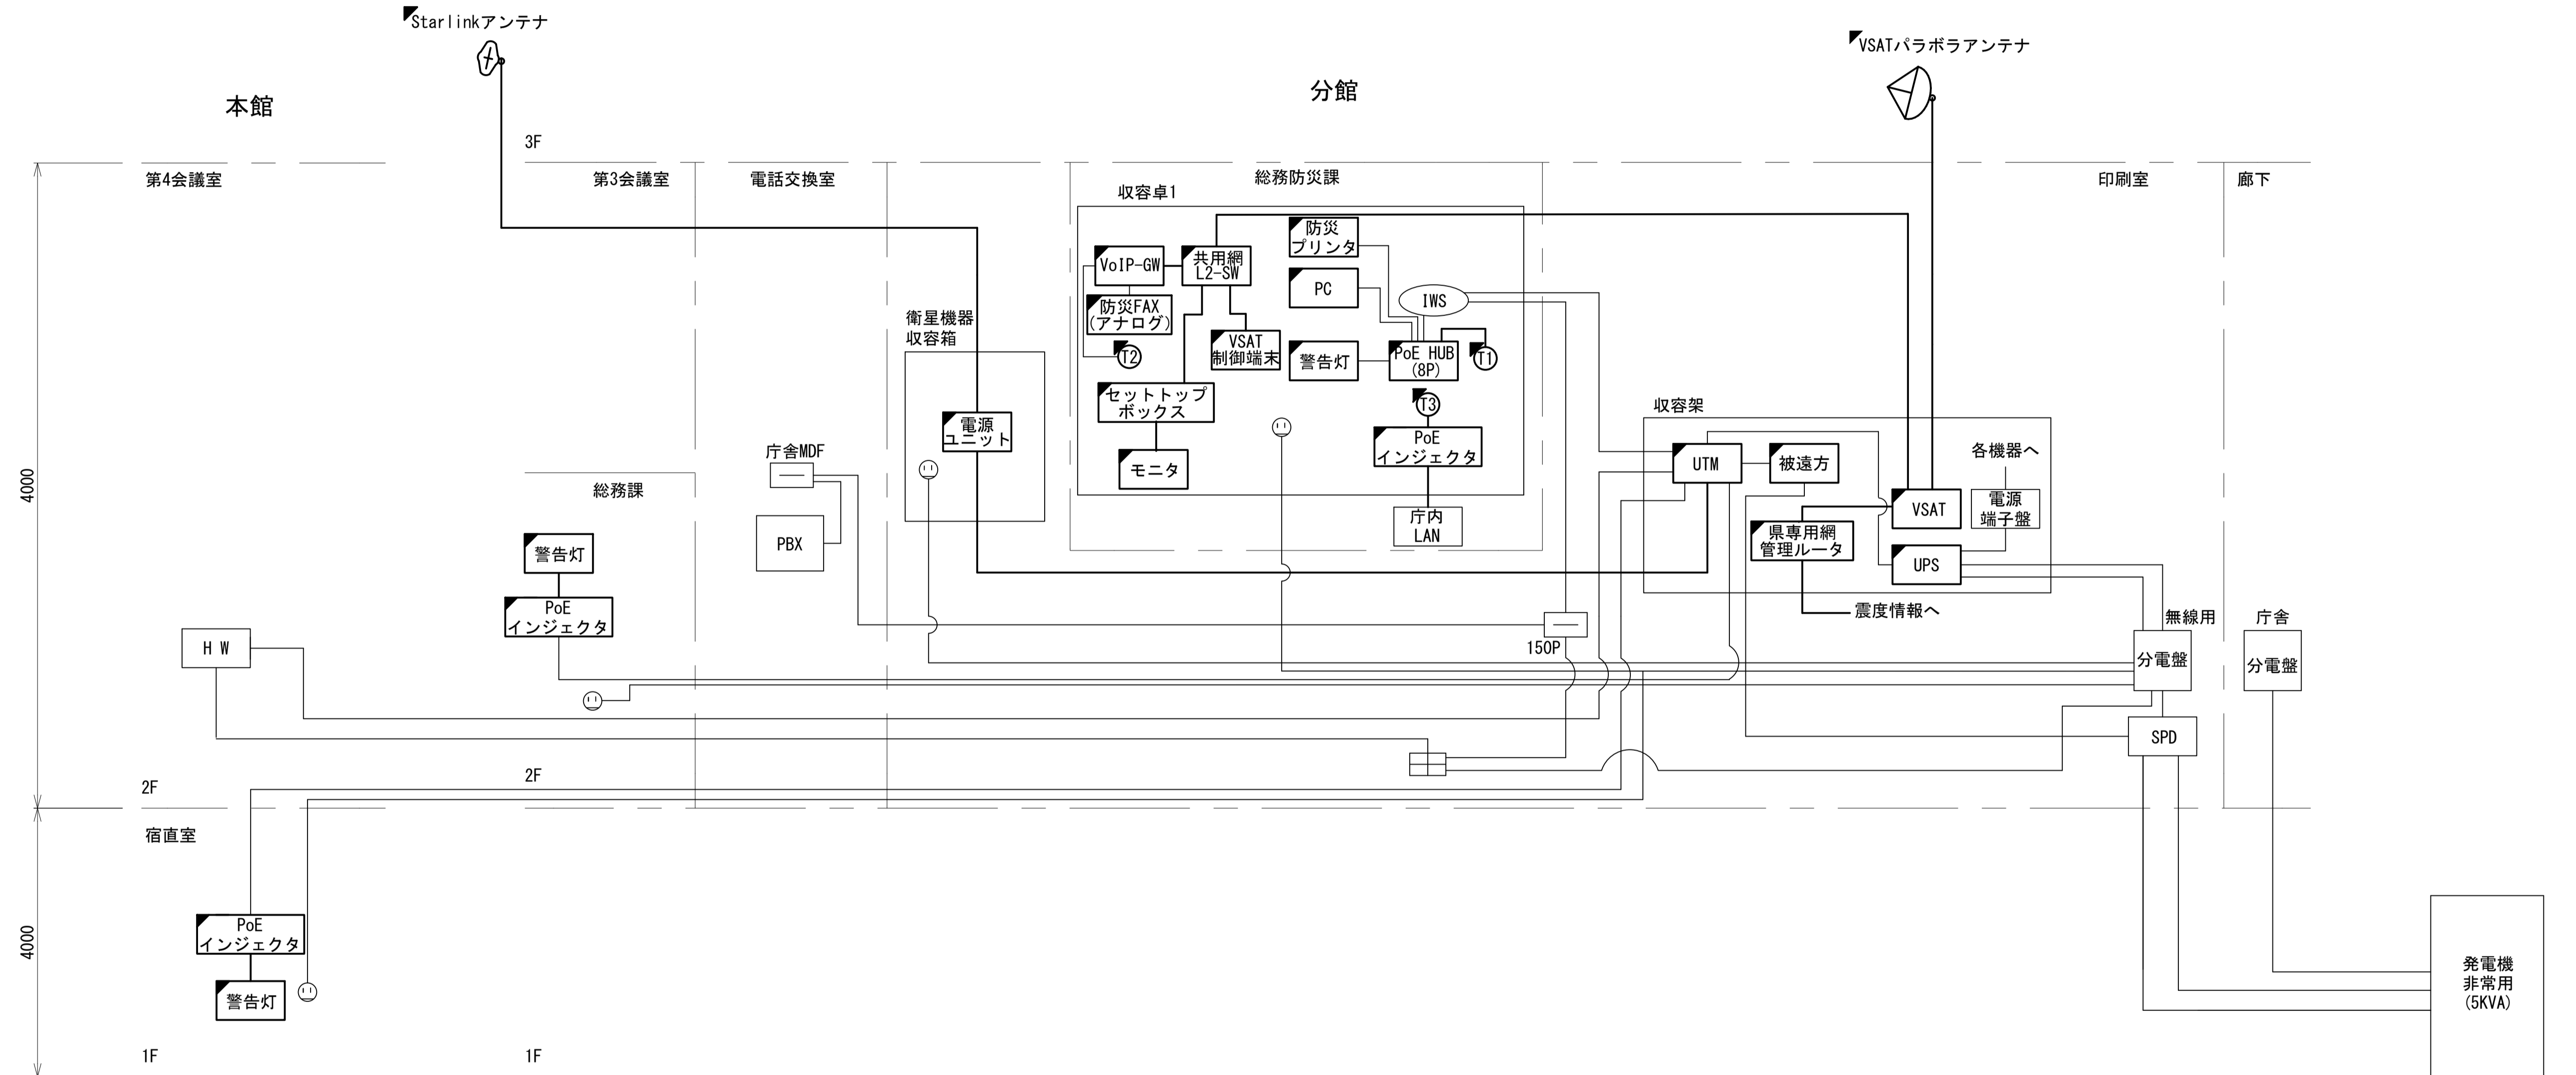


- 凡例
- : 新設
 - : 撤去
 - : 新設
 - - -: 撤去
 - ◻: 既設
 - : 既設

工事名	奈良県防災行政通信ネットワーク 衛星回線等再整備工事
図面名	平群町役場 系統図(新設)
作成年月日	令和 6年 8月
縮尺	NON 図面番号 02
会社名	株式会社東京建設コンサルタント
事業者名	奈良県

平群町役場 敷地平面図 (新設)

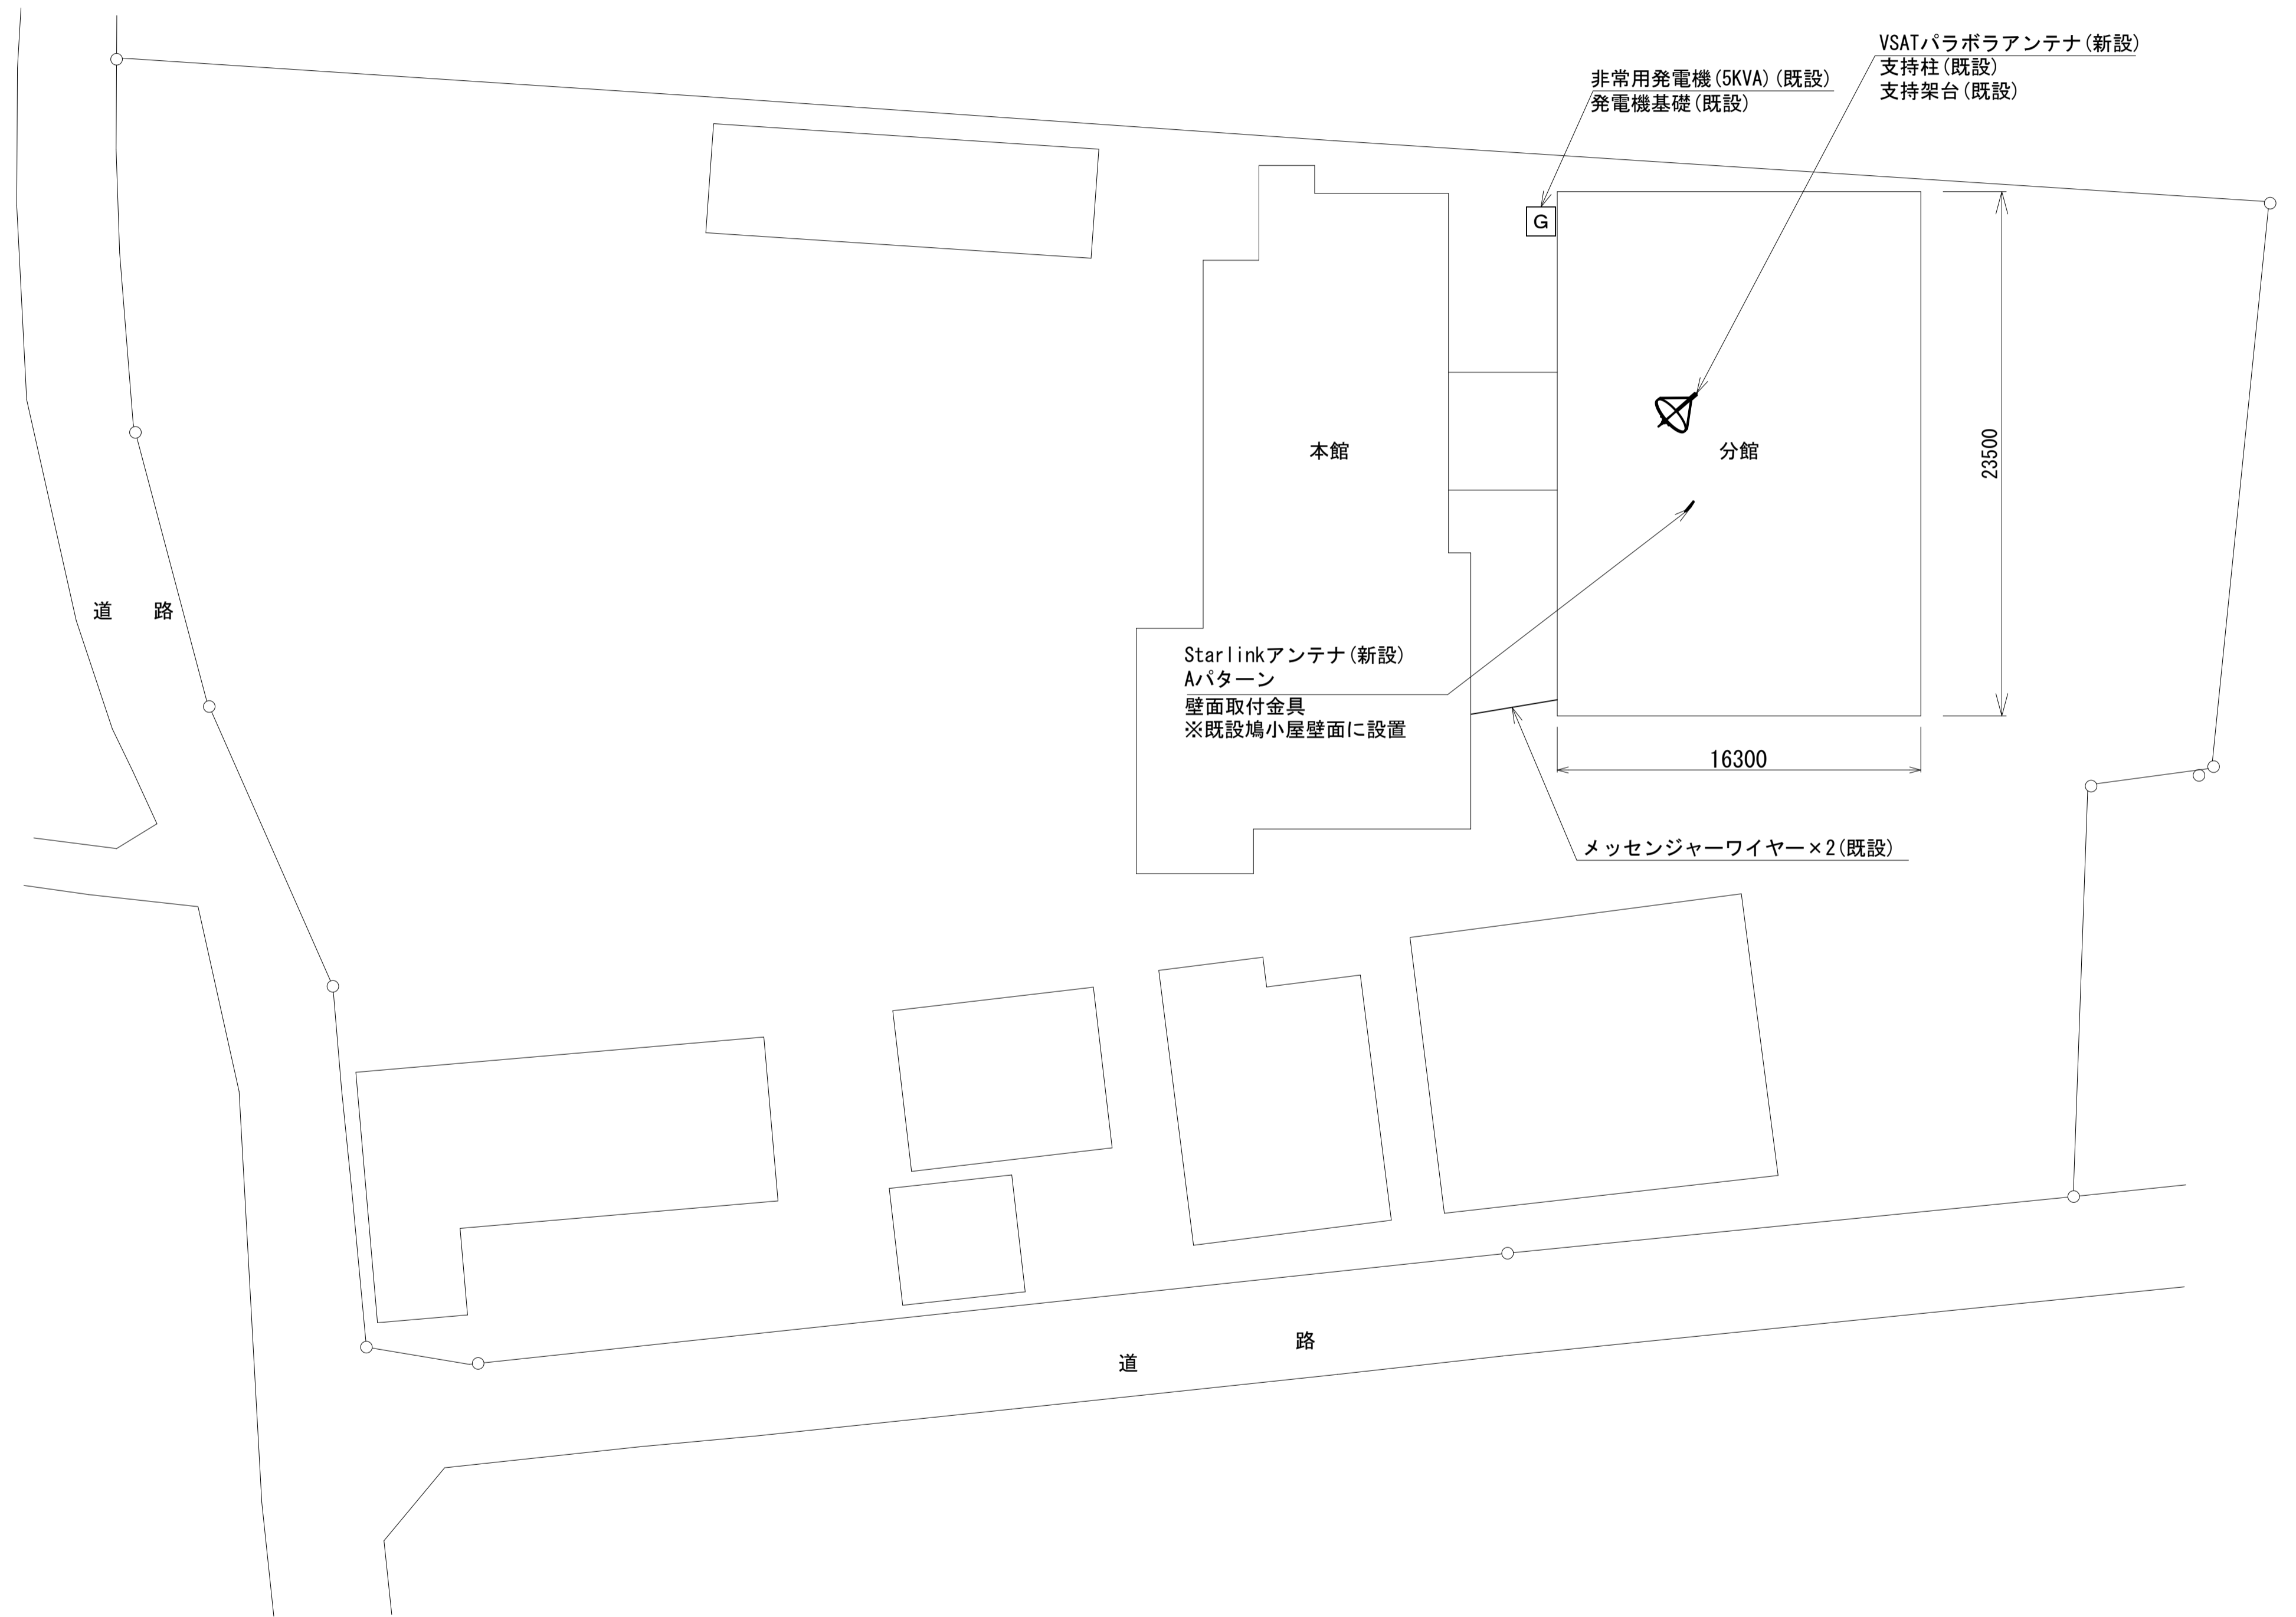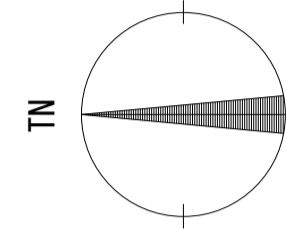


(衛星系)

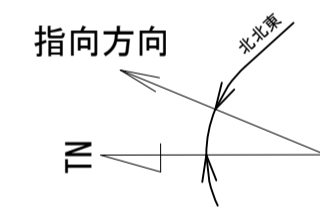

指向方向

仰俯角140°
※Starlinkの方位角及び仰俯角は現地にて要調整。

(VSAT)

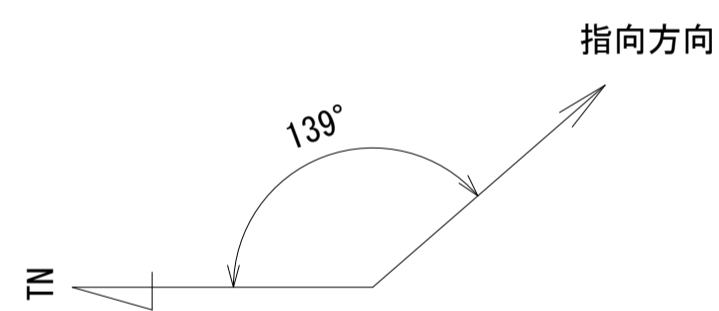

指向方向


仰俯角41°

凡例

: 新設	: 撤去	: 新設	: 撤去
: 既設	: 撤去	: 新設	: 既設

工事名	奈良県防災行政通信ネットワーク 衛星回線等再整備工事		
図面名	平群町役場 敷地平面図(新設)		
作成年月日	令和 6年 8月		
縮尺	1:200	図面番号	03
会社名	株式会社東京建設コンサルタント		
事業者名	奈良県		



平群町役場 機器据付図 (新設)

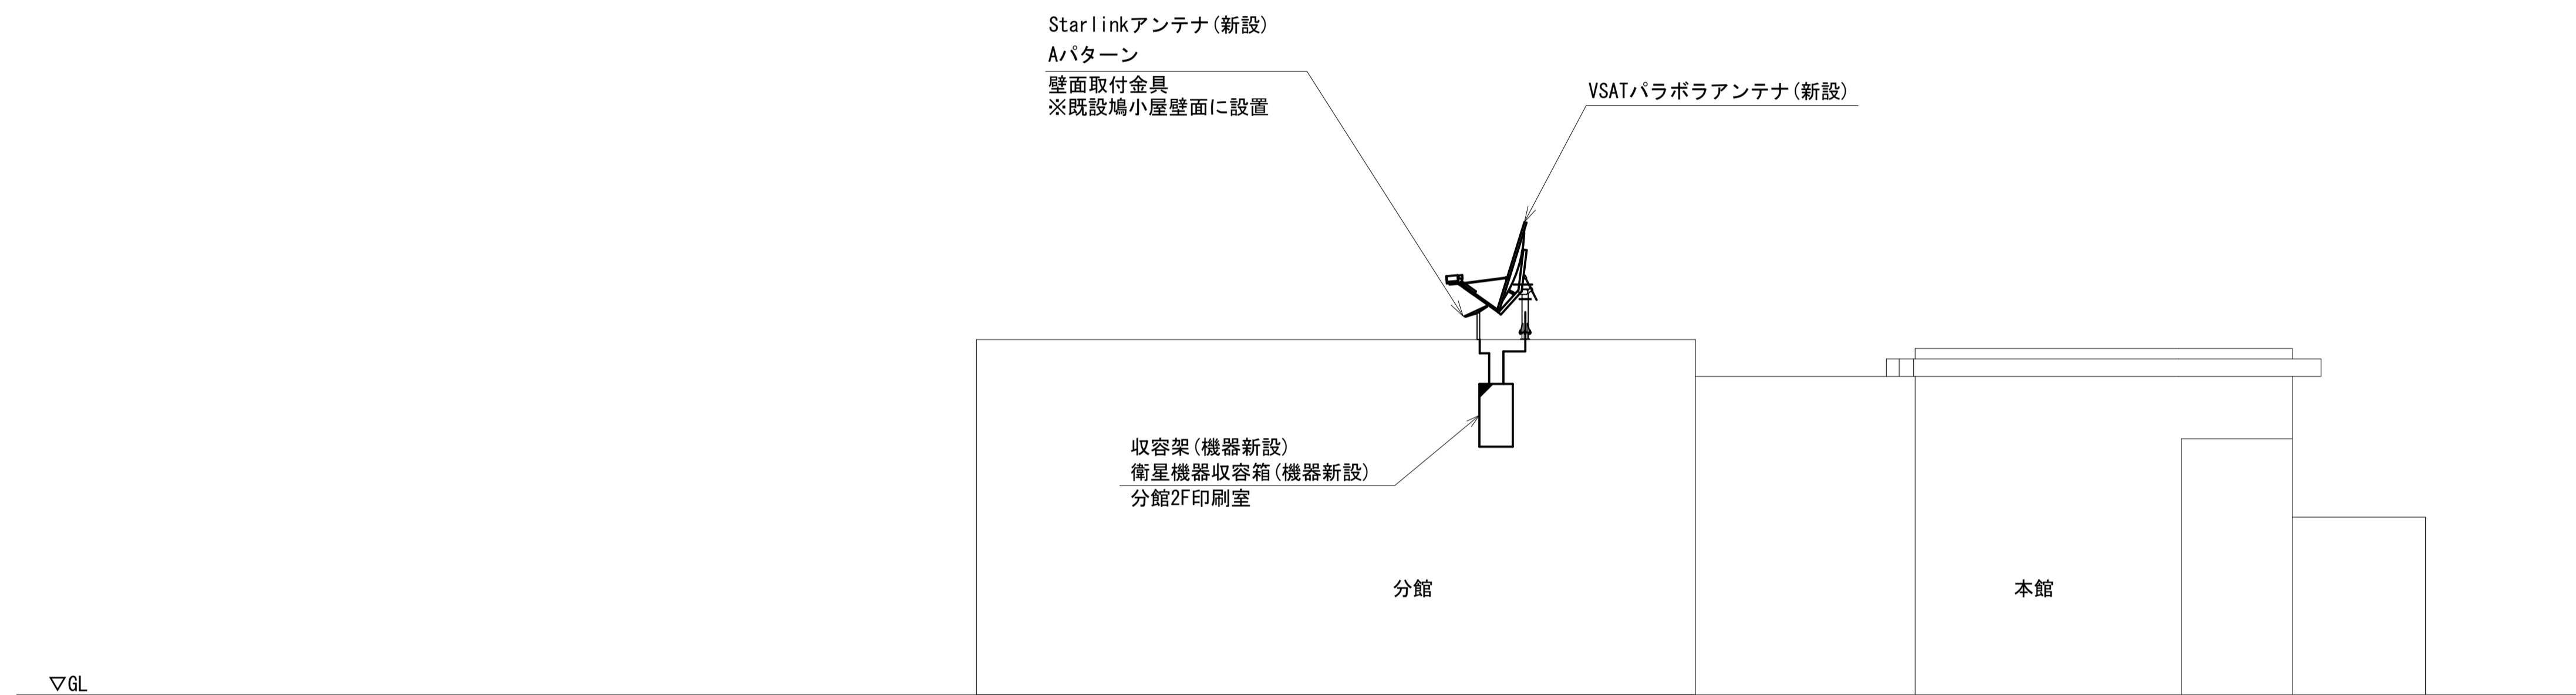

凡 例			
	: 新設		: 撤去
	: 新設		: 撤去
	: 既設		: 既設

工事名	奈良県防災行政通信ネットワーク 衛星回線等再整備工事		
図面名	平群町役場 機器据付図 (新設)		
作成年月日	令和 6年 8月		
縮尺	1:100	図面番号	04
会社名	株式会社東京建設コンサルタント		
事業者名	奈良県		

平群町役場 1F 機器配置図 (新設)

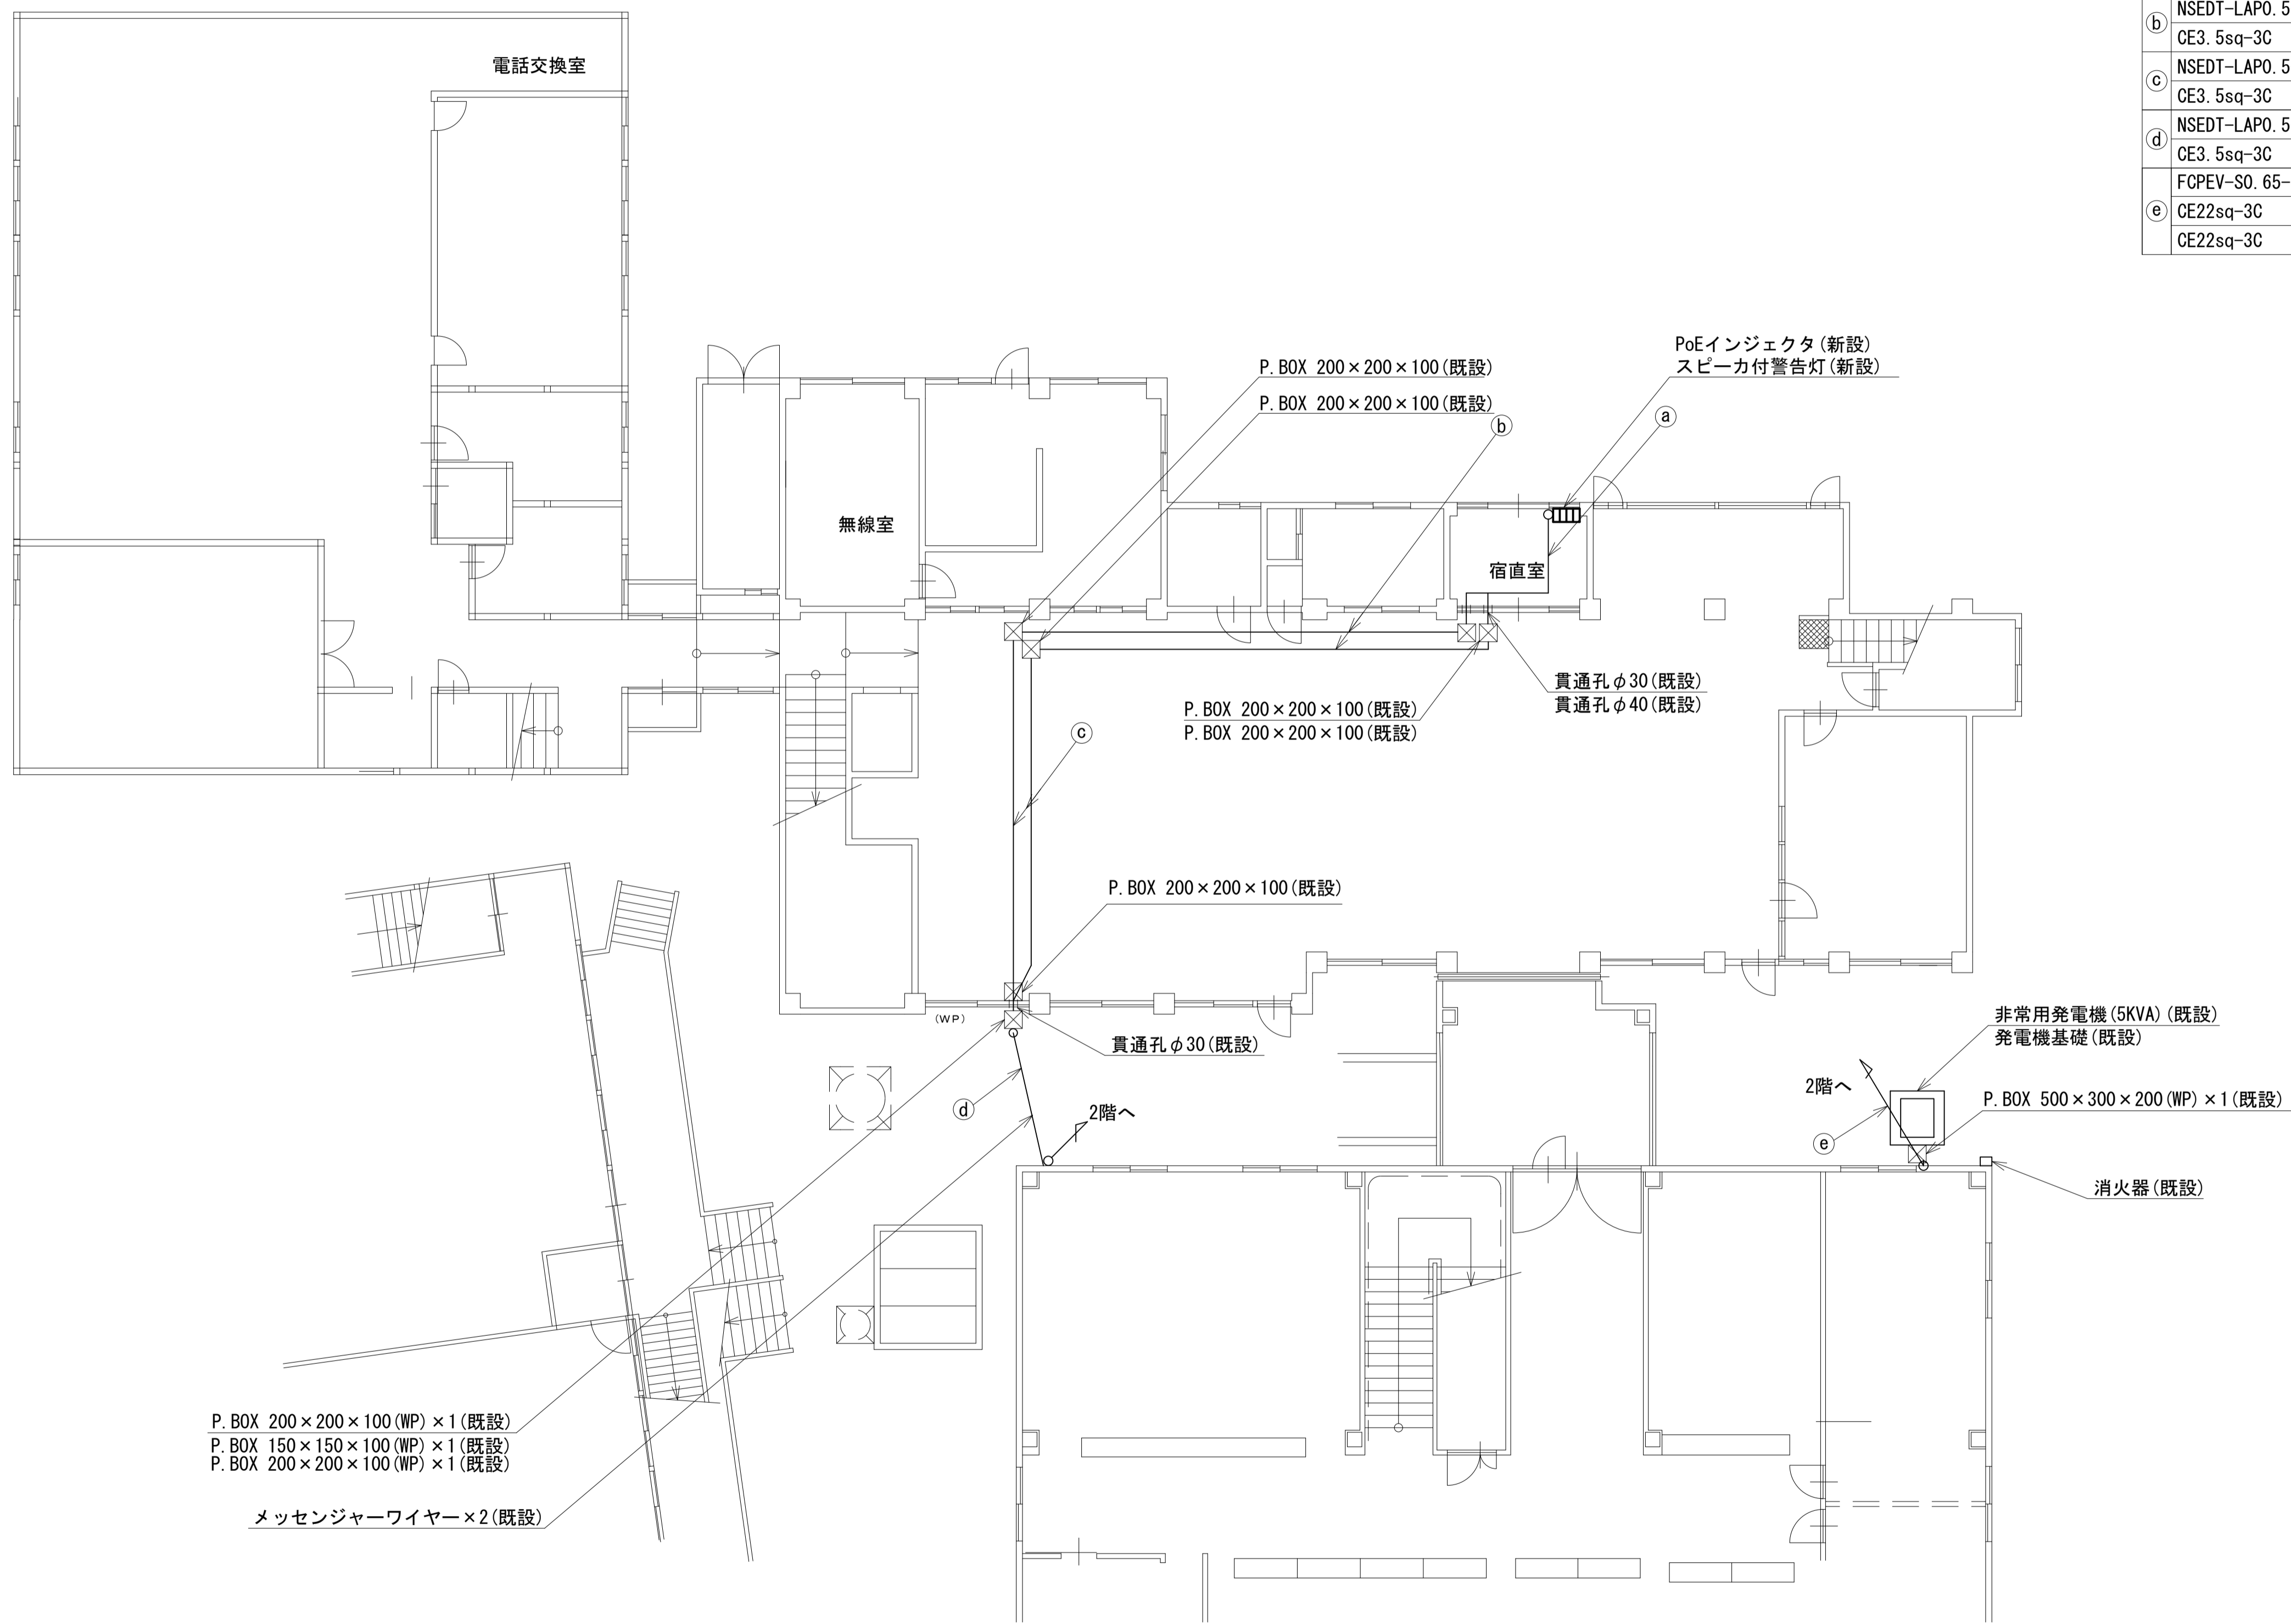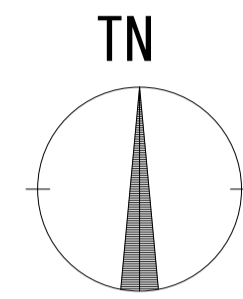

	名称	作業	施工方法
a	NSED-T-LAPO. 5-4P	既設	天井こがし
	CE3. 5sq-3C	既設	
b	NSED-T-LAPO. 5-4P	既設	E39 (既設)
	CE3. 5sq-3C	既設	E25 (既設)
c	NSED-T-LAPO. 5-4P	既設	E39 (既設)
	CE3. 5sq-3C	既設	E25 (既設)
d	NSED-T-LAPO. 5-4P	既設	架空
	CE3. 5sq-3C	既設	
e	FCPEV-SO. 65-10P	既設	G22 (既設)
	CE22sq-3C	既設	G54 (既設)
	CE22sq-3C	既設	


P. BOX 200×200×100 (WP) ×1 (既設)
P. BOX 150×150×100 (WP) ×1 (既設)
P. BOX 200×200×100 (WP) ×1 (既設)

メッセンジャーワイヤー×2 (既設)


凡例	
	新設
	撤去
	既設
	撤去
	既設

工事名	奈良県防災行政通信ネットワーク 衛星回線等再整備工事		
図面名	平群町役場 1F 機器配置図 (新設)		
作成年月日	令和 6年 8月		
縮尺	1:100	図面番号	05
会社名	株式会社東京建設コンサルタント		
事業者名	奈良県		

平群町役場 2F 機器配置図 (新設)

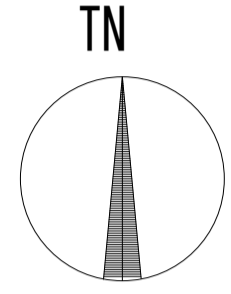

番号	名称	備考
①	収容卓1	既設
	共用網L2-SW	新設
	セットトップボックス	新設
	モニタ	新設
	VoIP-GW	新設
	防災FAX(アナログ)	新設
	防災電話(アナログ)	新設
	VSAT制御端末	新設
	PoE HUB(8Port)	新設
	防災プリンタ	新設
	スピーカー付警告灯	新設
	防災情報端末	新設
	防災電話(IP)	新設
	PoEインジェクタ	新設
	防災電話(IP)(大和路HW)	新設

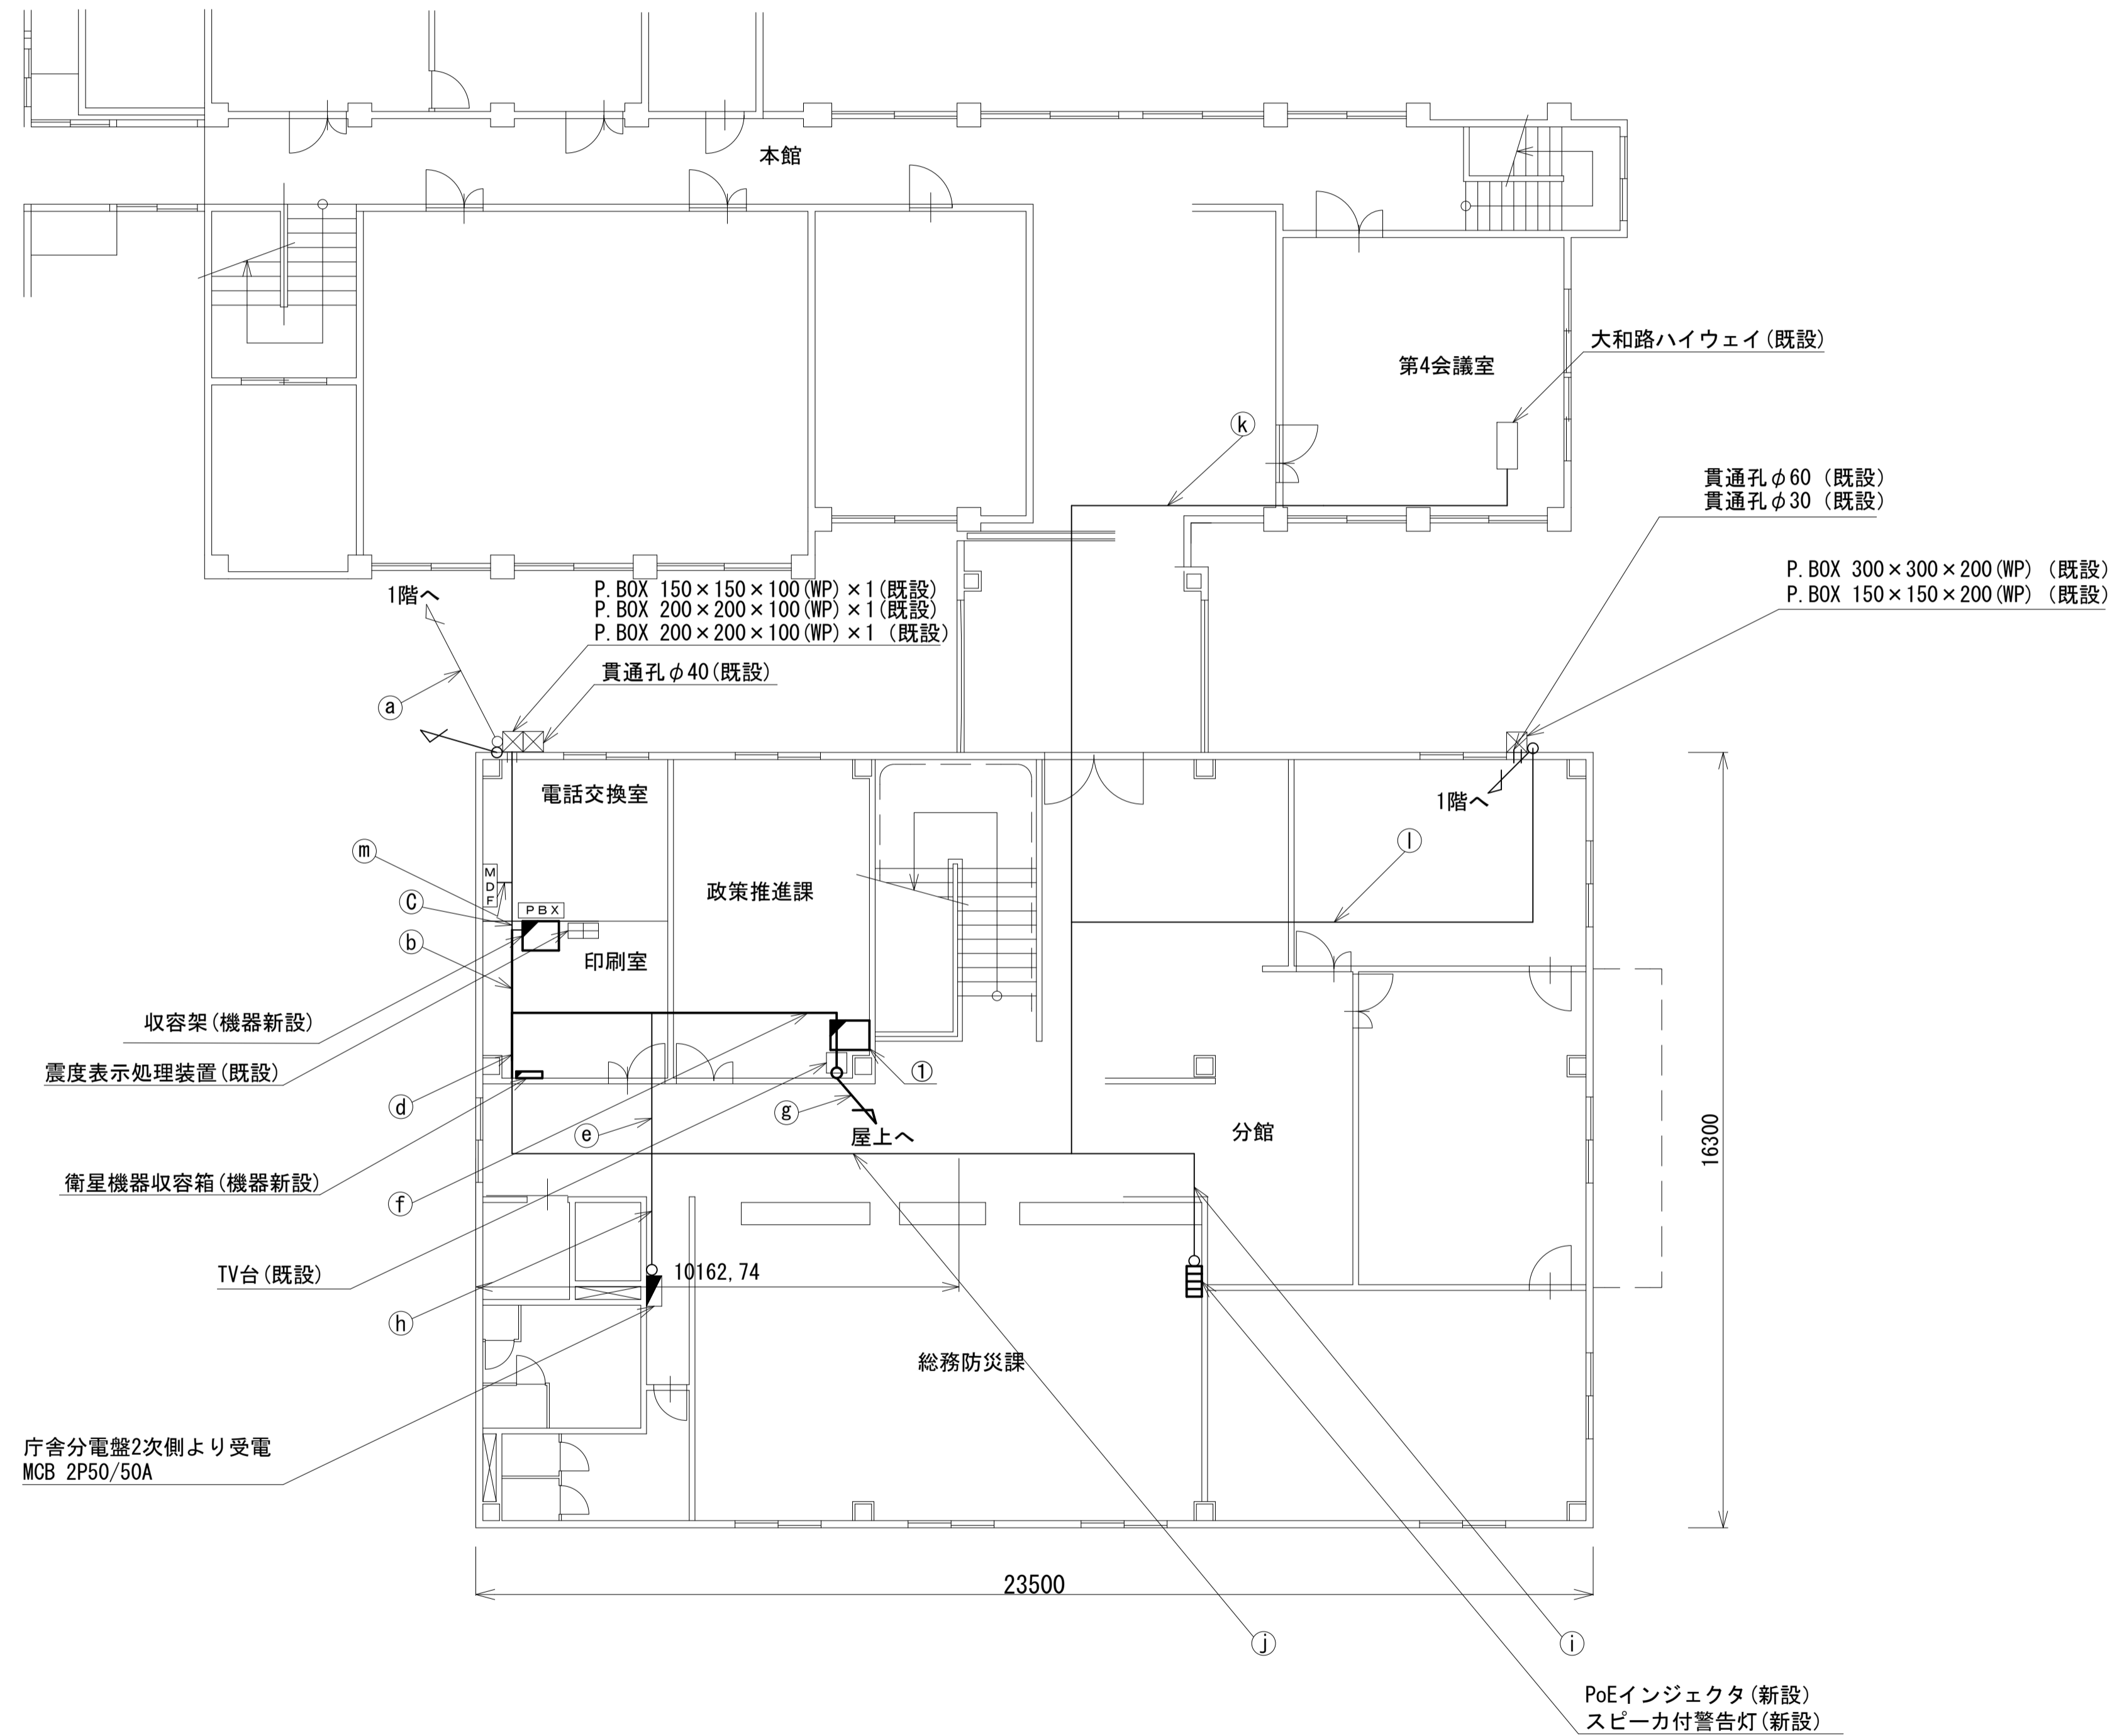





	名称	作業	施工方法
a	NSED-T-LAPO. 5-4P	既設	架空
	CE3. 5sq-3C	既設	
	LANケーブル	新設	
b	NSED-T-LAPO. 5-4P	既設	天井こがし
	CE3. 5sq-3C	既設	
	S-5C-FB×2	新設	
	IE3. 5sq	既設	
c	屋外LANケーブル	新設	天井こがし
	CPEV-SO. 65-10P	既設	
	SWVPO. 5-22C	既設	
d	屋外LANケーブル	新設	天井こがし
	外部アンテナ接続用ケーブル	新設	
e	EM-UTPO. 5-4P×2	既設	天井こがし
	CE3. 5sq-3C	既設	
	外部アンテナ接続用ケーブル	新設	
	CE5. 5sq-3C	既設	
f	CPEV-SO. 65-10P×2	既設	天井こがし
	CE22sq-3C×2	既設	
	S-5C-FB×2	新設	
	IE3. 5sq	既設	
	LANケーブル	新設	
g	S-5C-FB×2	新設	天井こがし
	IE3. 5sq	既設	
h	外部アンテナ接続用ケーブル	新設	天井こがし
	CE22sq-3C	既設	
i	EM-UTPO. 5-4P	既設	天井こがし
	CE3. 5sq-3C	既設	
j	EM-UTPO. 5-4P×2	既設	天井こがし
	CE3. 5sq-3C	既設	
k	EM-UTPO. 5-4P	既設	天井こがし
	CPEV-SO. 65-10P	既設	
l	CE22sq-3C×2	既設	天井こがし
	CPEV-SO. 5-10P	既設	
m	SWVPO. 5-22C	既設	天井こがし

凡例	
■	新設
□	既設
▣	撤去
—	新設
- - -	撤去
—	既設

工事名	奈良県防災行政通信ネットワーク 衛星回線等整備工事
図面名	平群町役場 2F 機器配置図(新設)
作成年月日	令和 6年 8月
縮尺	1:100 図面番号 06
会社名	株式会社東京建設コンサルタント
事業者名	奈良県

平群町役場 RF 機器配置図 (新設)

	名称	作業	施工方法
①	S-5C-FB × 2	新設	G28 (既設)
	IE3. 5sq	既設	
	外部アンテナ接続用ケーブル	新設	露出
②	S-5C-FB × 2	新設	G28 (既設)
	IE3. 5sq	既設	

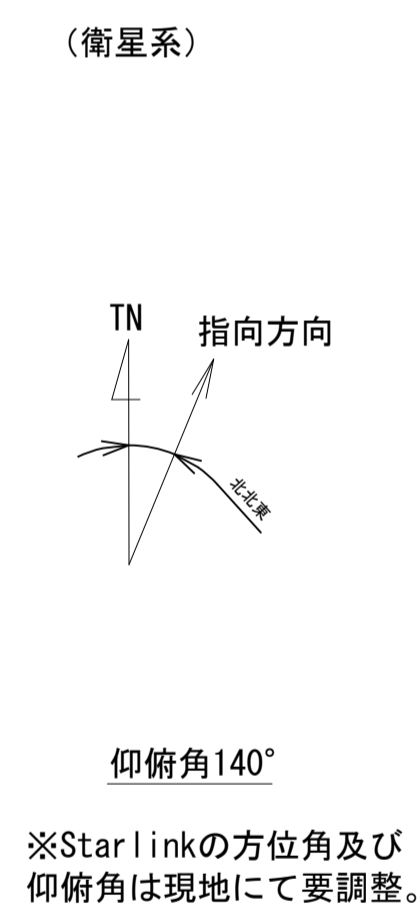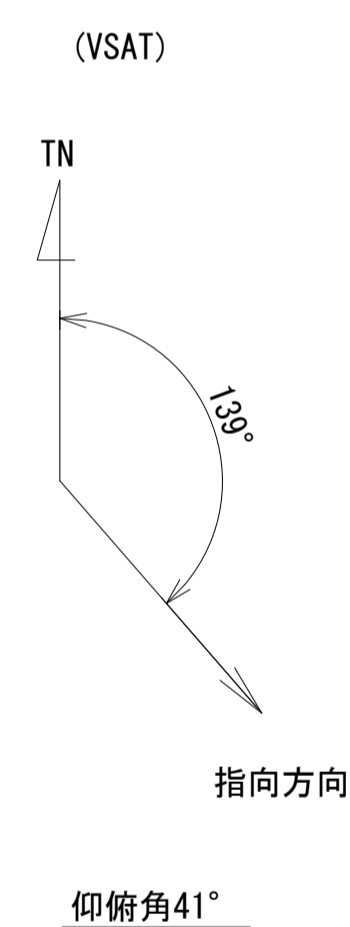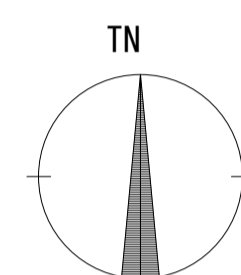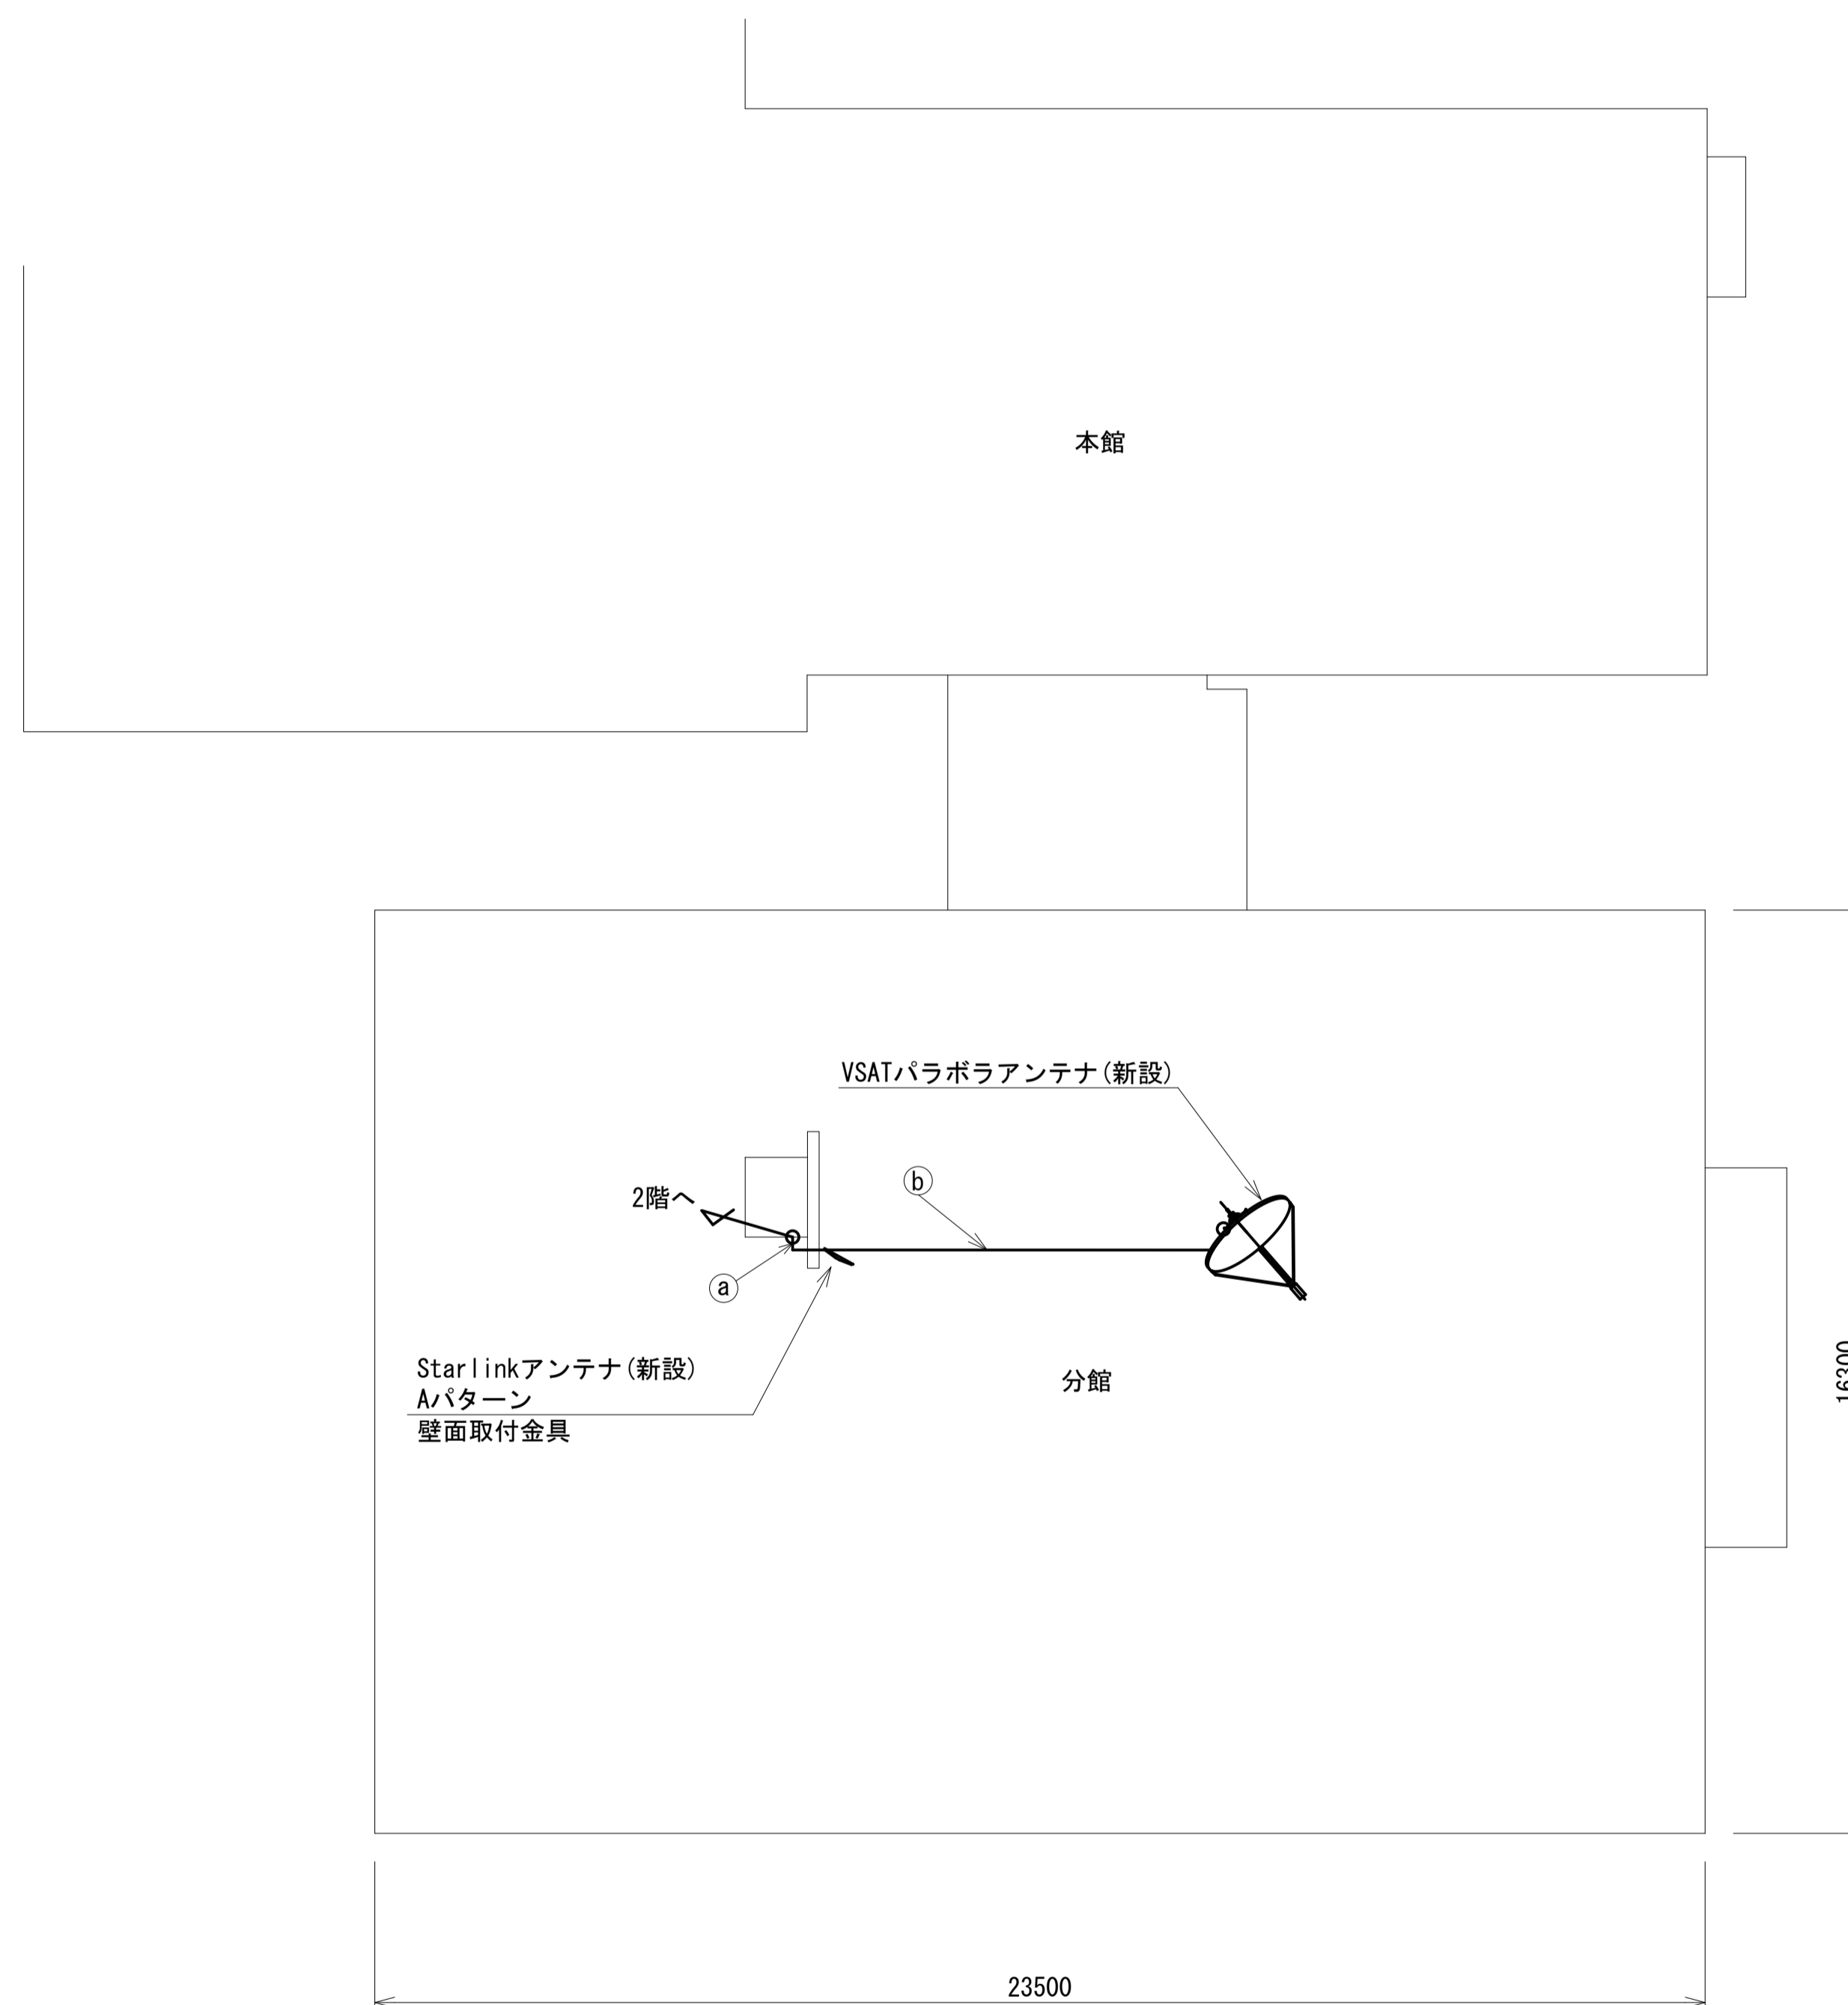


凡例

: 新設	: 撤去	: 新設	: 撤去
: 既設		: 既設	

工事名	奈良県防災行政通信ネットワーク 衛星回線等再整備工事		
図面名	平群町役場 RF 機器配置図 (新設)		
作成年月日	令和 6年 8月		
縮尺	1:100	図面番号	07
会社名	株式会社東京建設コンサルタント		
事業者名	奈良県		

平群町役場 分館2F 印刷室 機器配置図 (新設)

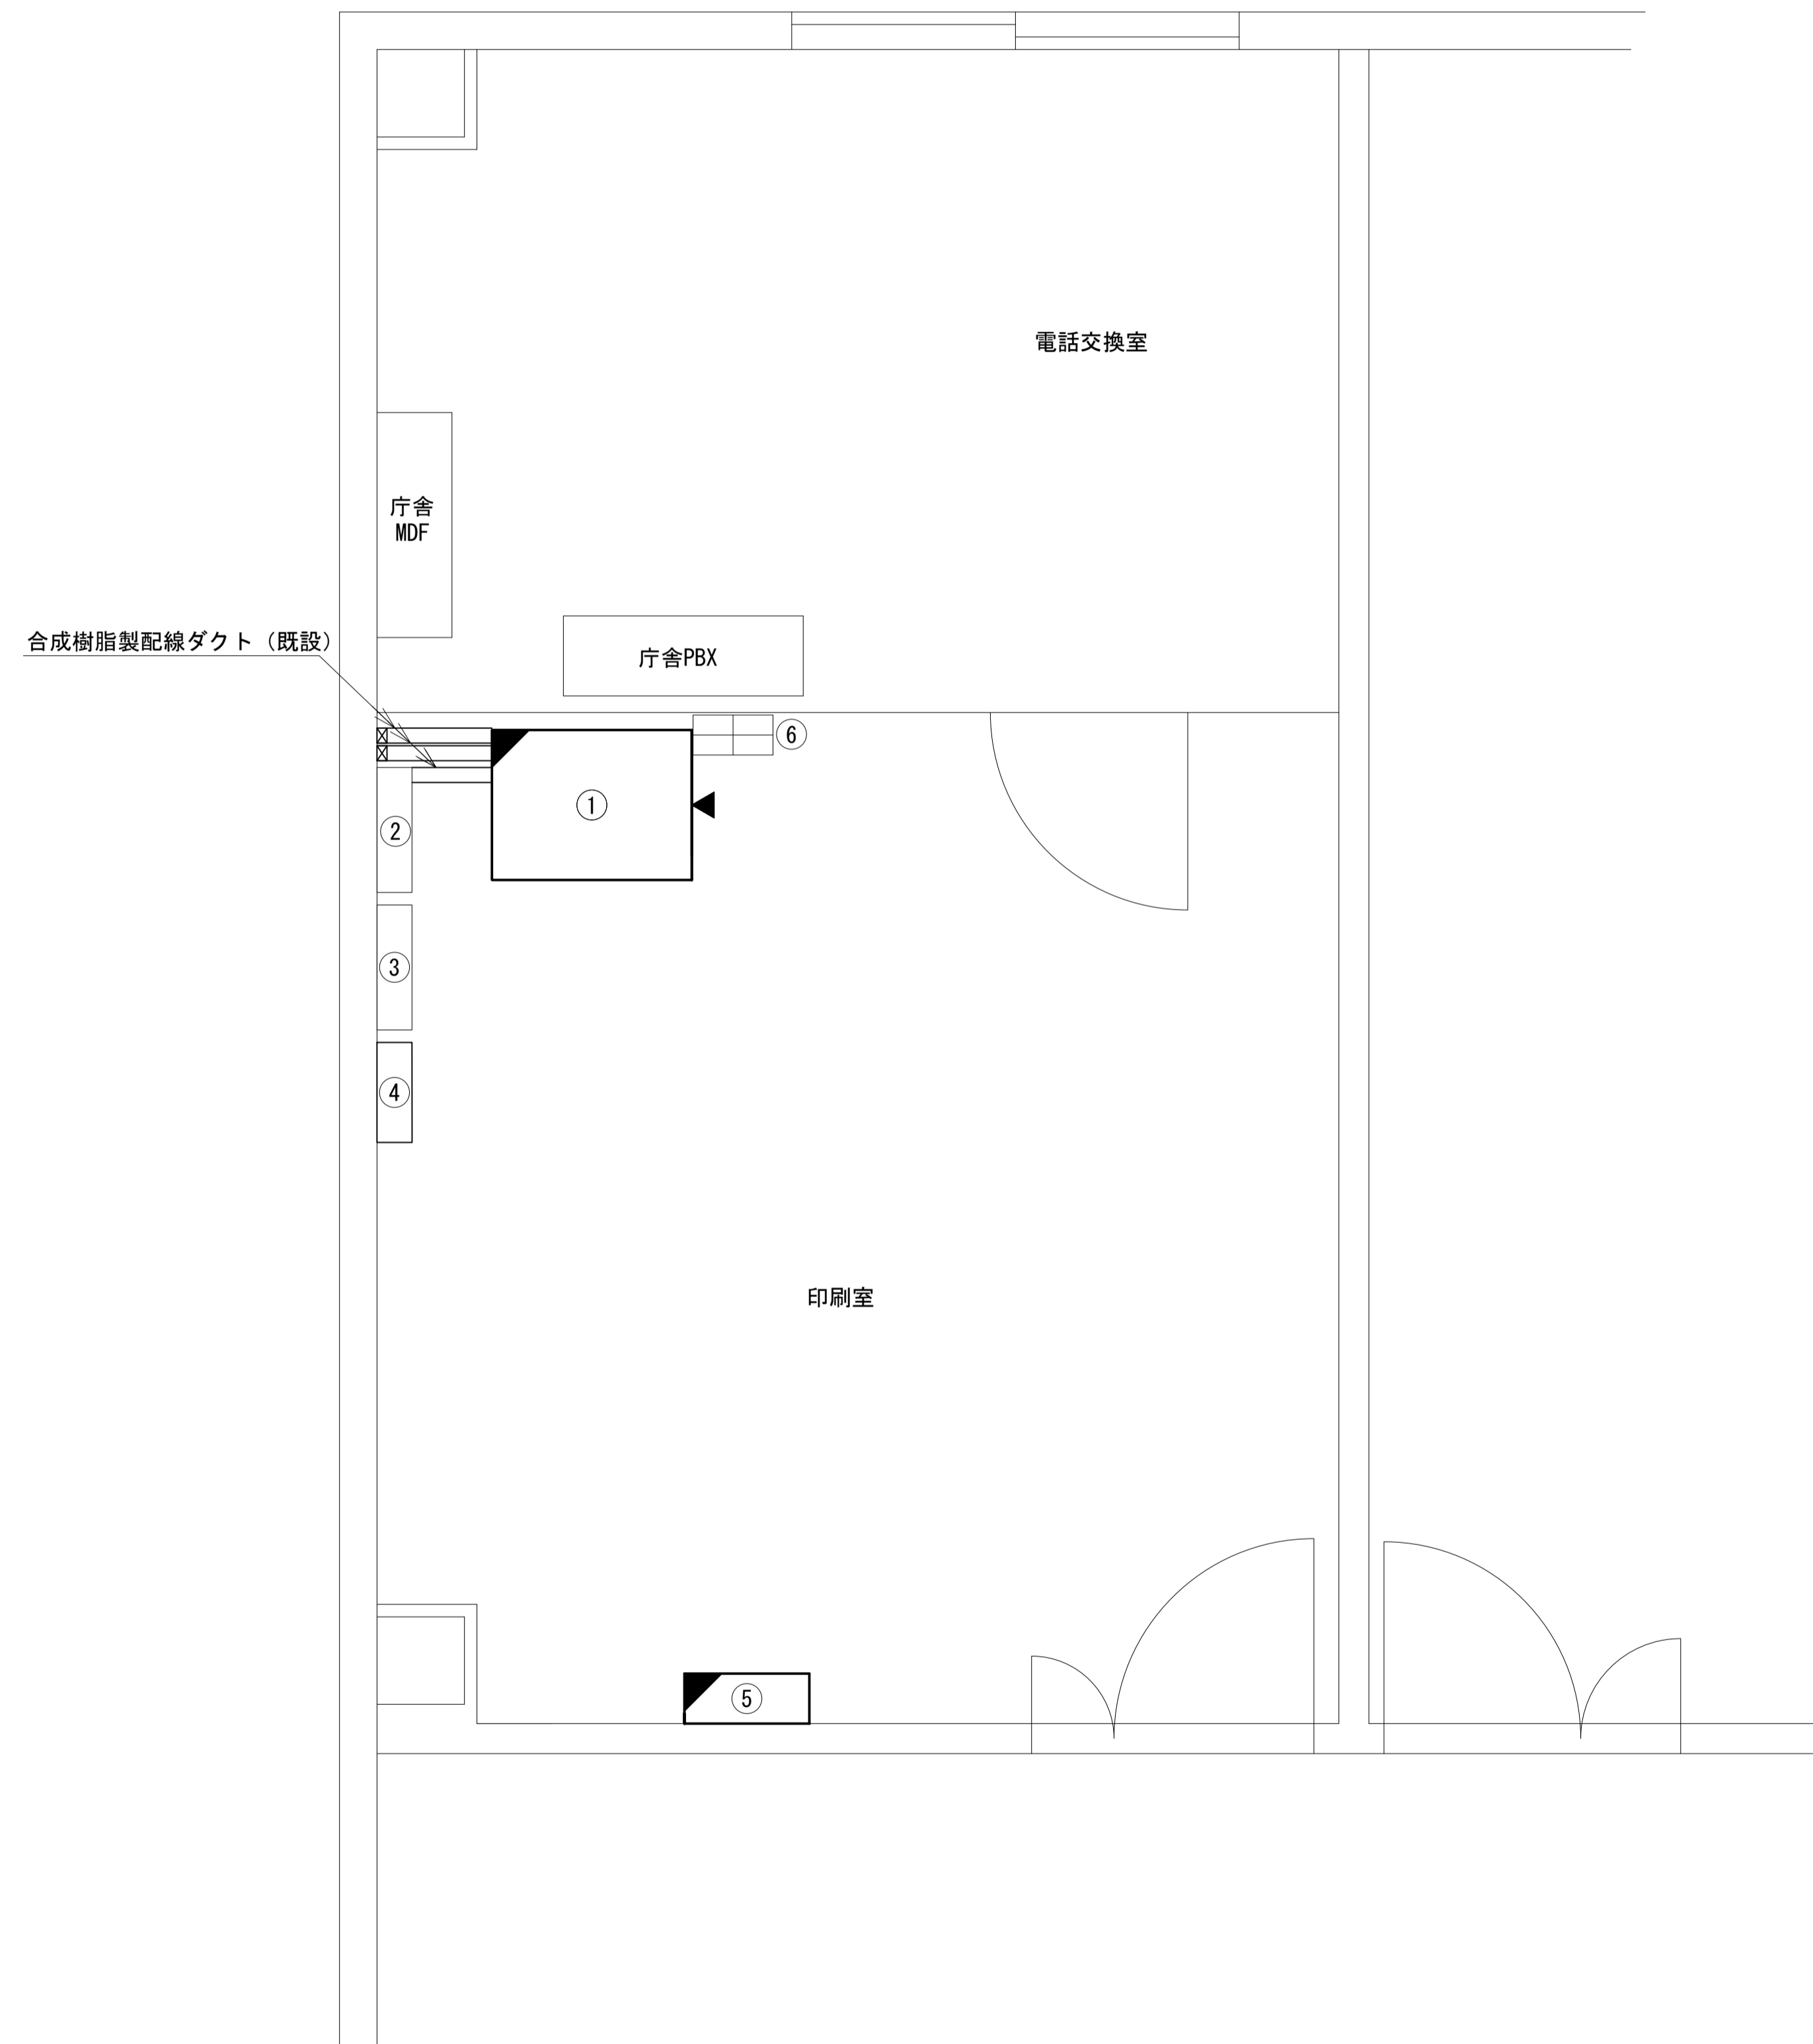


番号	名 称	備考
①	收容架	既設
	VSAT	新設
	県専用網管理ルータ	新設
	UPS	新設
	UTM	新設
	被遠方監視制御装置	新設
②	無線室150P端子盤	既設
③	無線用分電盤	既設
④	SPD盤	既設
⑤	衛星機器收容箱	既設
	電源ユニット	新設
⑥	震度表示処理装置	既設

凡 例			
	新設		撤去
	新設		撤去
	既設		既設

工事名	奈良県防災行政通信ネットワーク 衛星回線等再整備工事		
図面名	平群町役場 分館2F 印刷室 機器配置図(新設)		
作成年月日	令和 6年 8月		
縮尺	1:20	図面番号	08
会社名	株式会社東京建設コンサルタント		
事業者名	奈良県		

平群町役場 配線系統図 (新設)

LANケーブル : EM-UTP0. 5-4P (Cat5e)
 屋外LANケーブル : NSED1-LAP0. 5-4P (Cat5e)

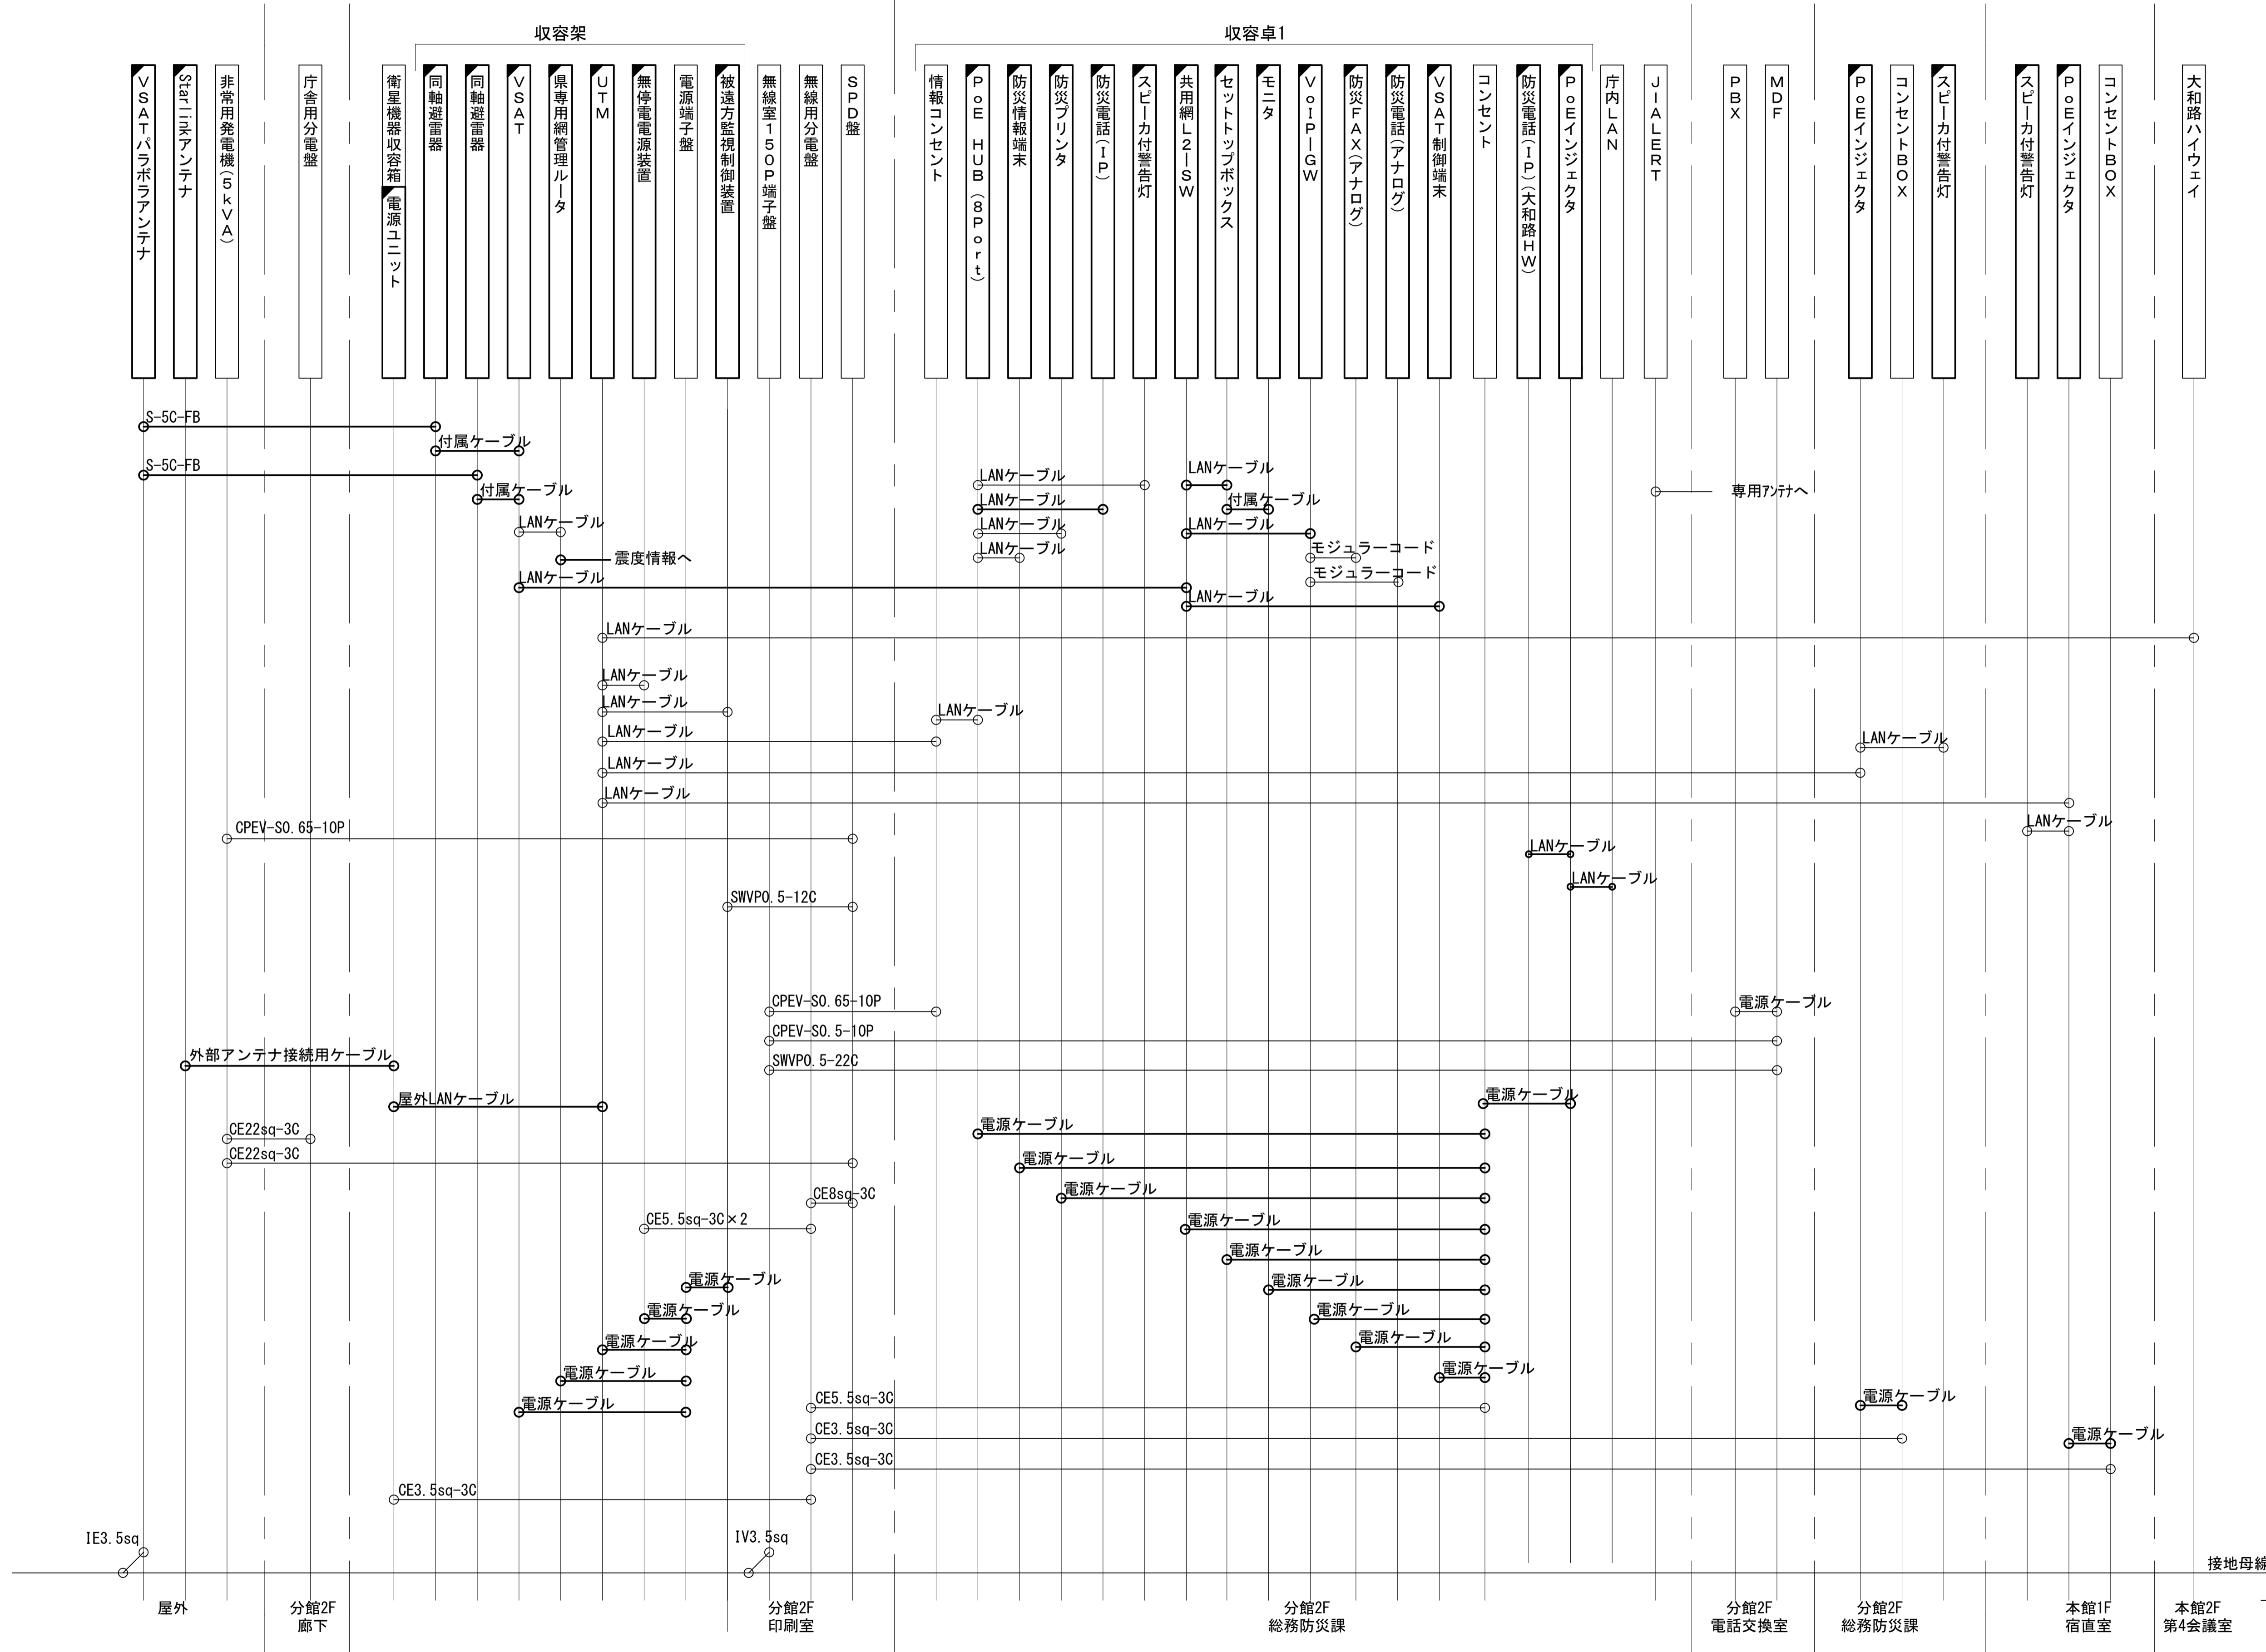


凡例

	新設		撤去
	新設		撤去
	既設		撤去
	既設		撤去

工事名	奈良県防災行政通信ネットワーク 衛星回線等再整備工事
図面名	平群町役場 配線系統図 (新設)
作成年月日	令和 6年 8月
縮尺	NON
図面番号	09
会社名	株式会社東京建設コンサルタント
事業者名	奈良県

平群町役場 電源系統図(参考図)

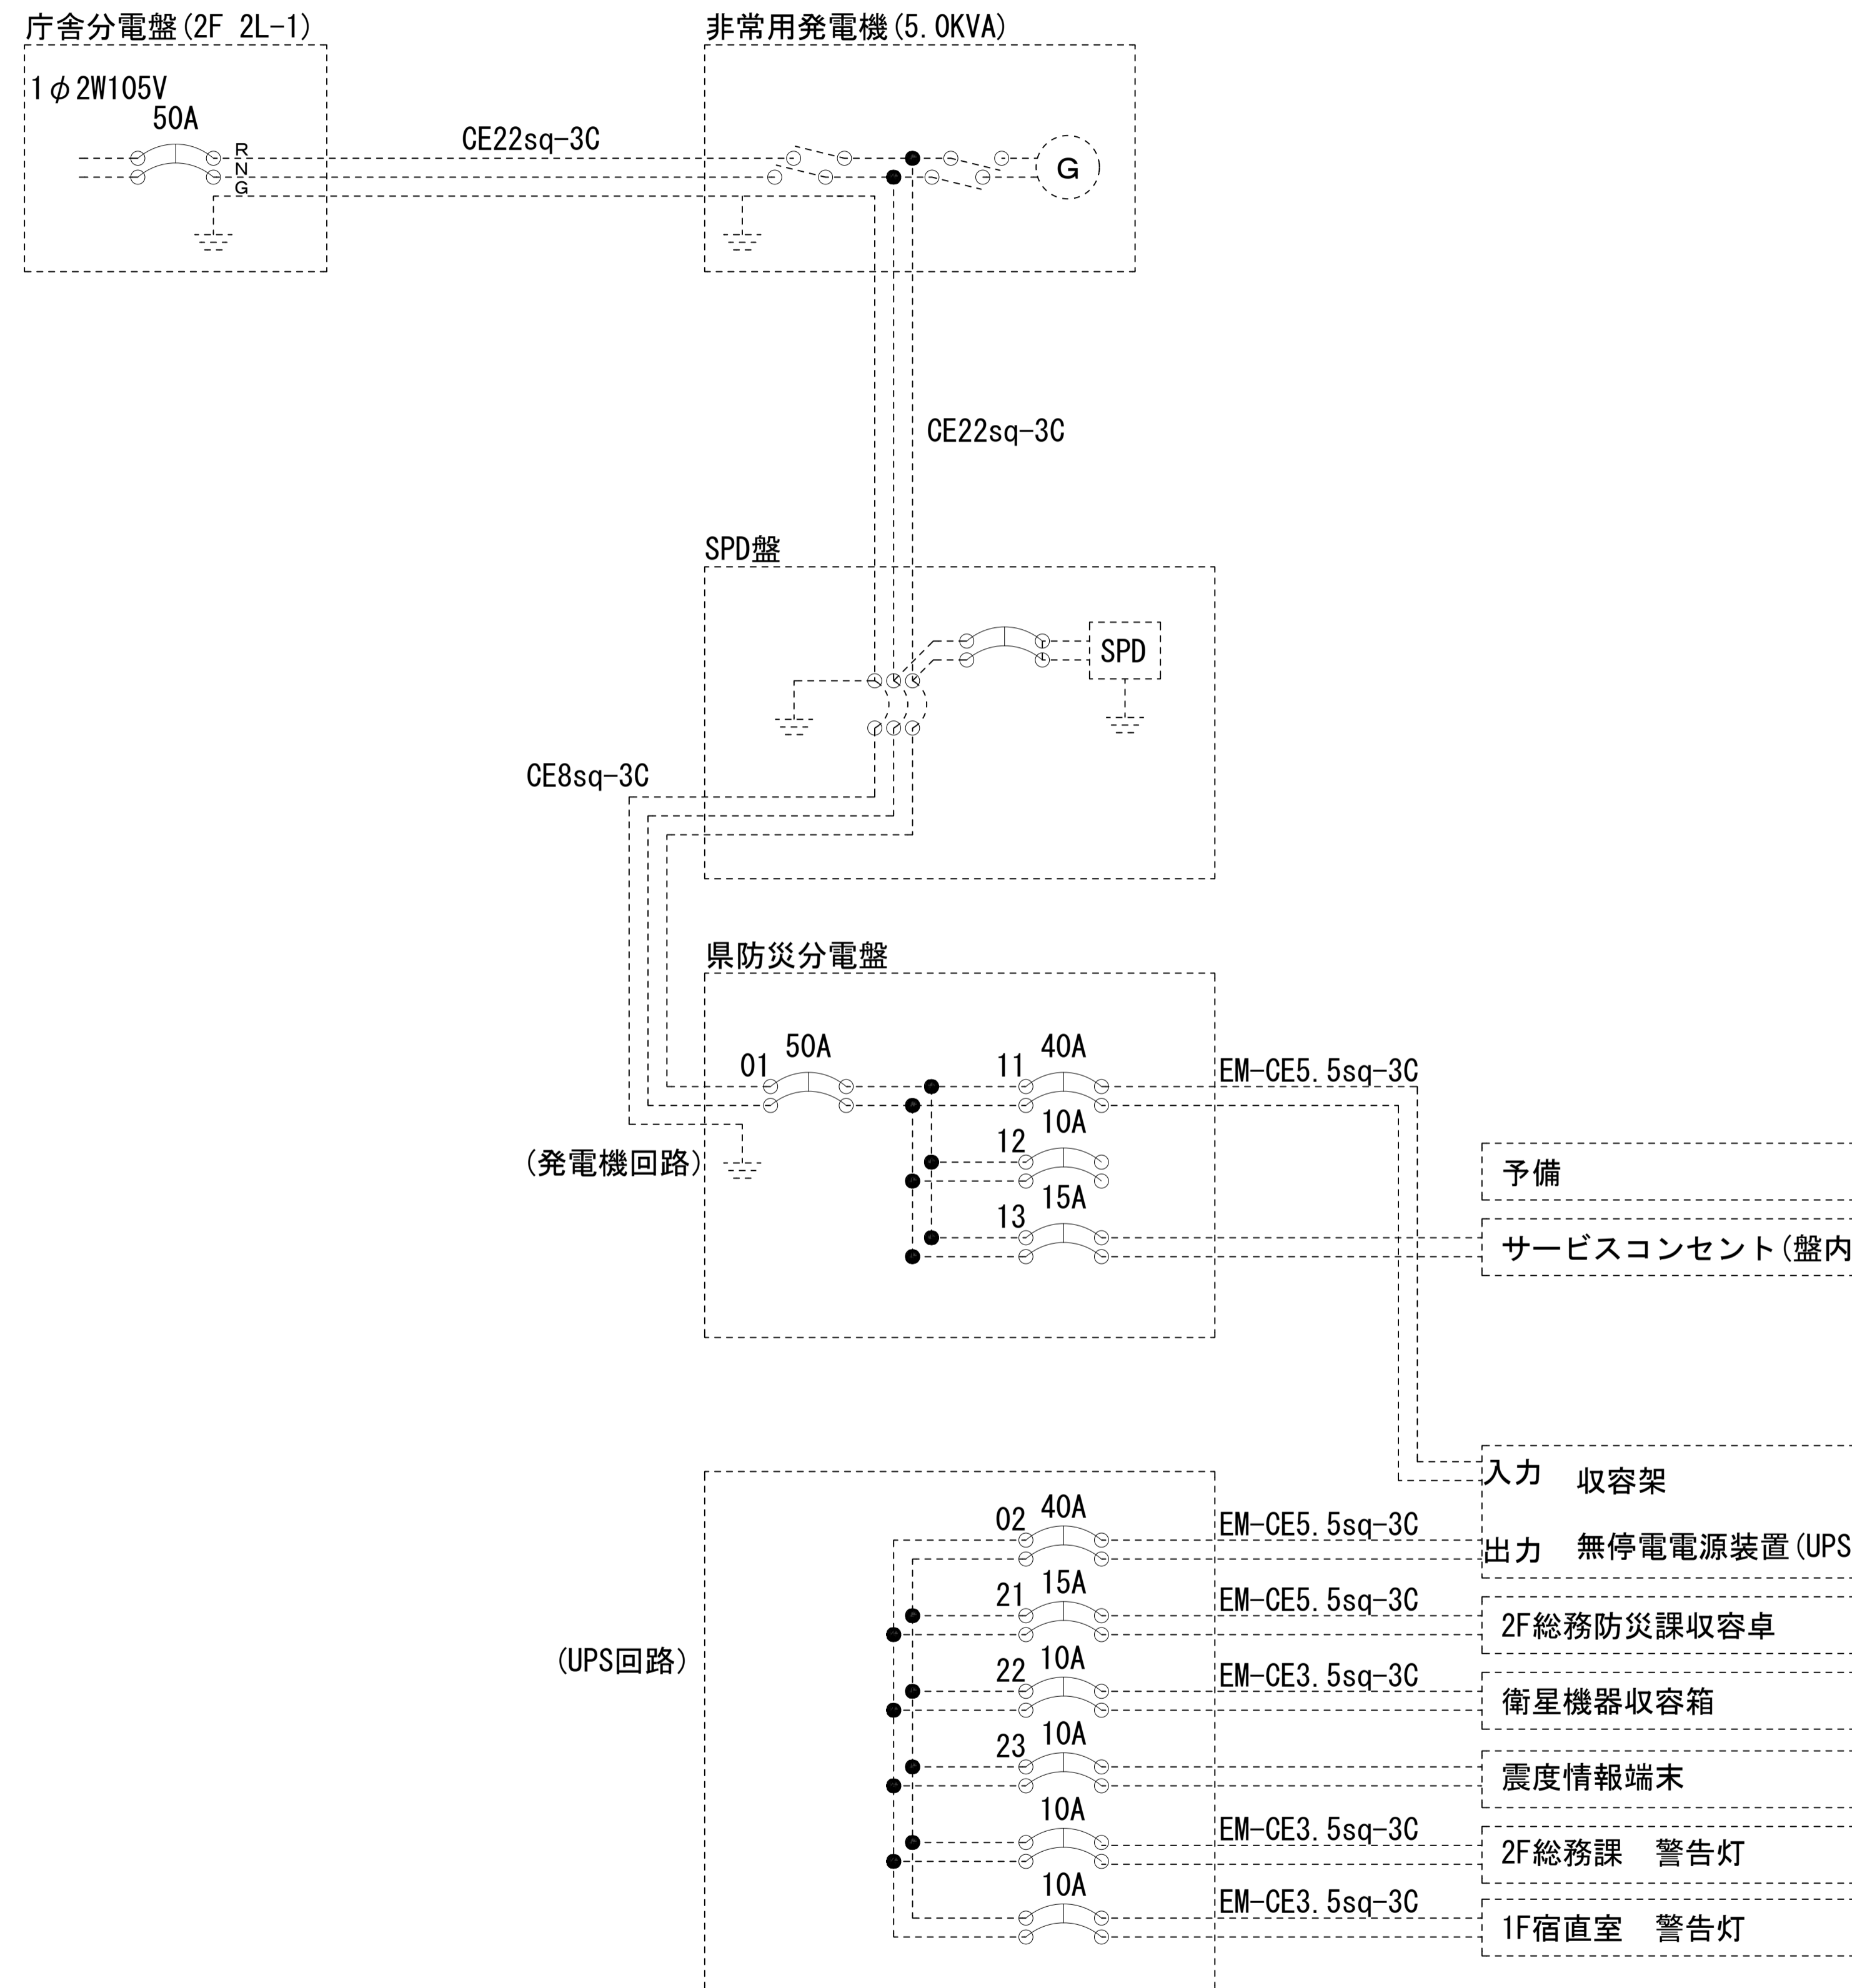

【凡例】


- : 更新、新設
- : 改造
- : 既設
- : 更新・新設ケーブル
- : 既設ケーブル

* 3Cのうち1Cは接地用

工事名	奈良県防災行政通信ネットワーク 衛星回線等再整備工事		
図面名	平群町役場 電源系統図(参考図)		
作成年月日	令和 6年 8月		
縮尺	NON	図面番号	10
会社名	株式会社東京建設コンサルタント		
事業者名	奈良県		

平群町役場 系統図 (撤去)



- 凡例
- VSAT VSAT
 - L2-SW (24Port) L2-SW (24Port)
 - L2-SW (8Port) L2-SW (8Port)
 - L2-SW (24Port) +メディアコンバーター
 - L2-SW (8Port) +メディアコンバーター
 - VPNルータ
 - 被遠方監視制御装置
 - 防災IP交換機
 - 無停電電源装置
 - PC1 防災情報端末
 - PC2 ローカルWEBサーバ兼 防災情報端末
 - PC1opt 防災情報端末(オプション)
 - 複合機
 - M/C メディアコンバーター
 - ① 防災電話
 - ② 防災電話(衛星)
 - ③ コンセントBOX
 - 衛星IDU 衛星携帯電話 IDU
 - 衛星FAXアダプタ 衛星FAXアダプタ
 - マルチアダプタ マルチアダプタ
 - FAX FAX
 - SPD SPD盤
 - 分配機 分配機
 - 震度表示処理装置
 - PBX PBX
 - 端子盤、MDF
 - H W 大和路ハイウェイ
 - K-OPT K-OPTICAL
 - 電源端子台
 - 情報コンセント
 - 警告灯 スピーカ付警告灯
 - モニター
 - IRD IRD
 - J-ALERT J-ALERT
 - 変圧器
 - USBプリンター
 - プリンター

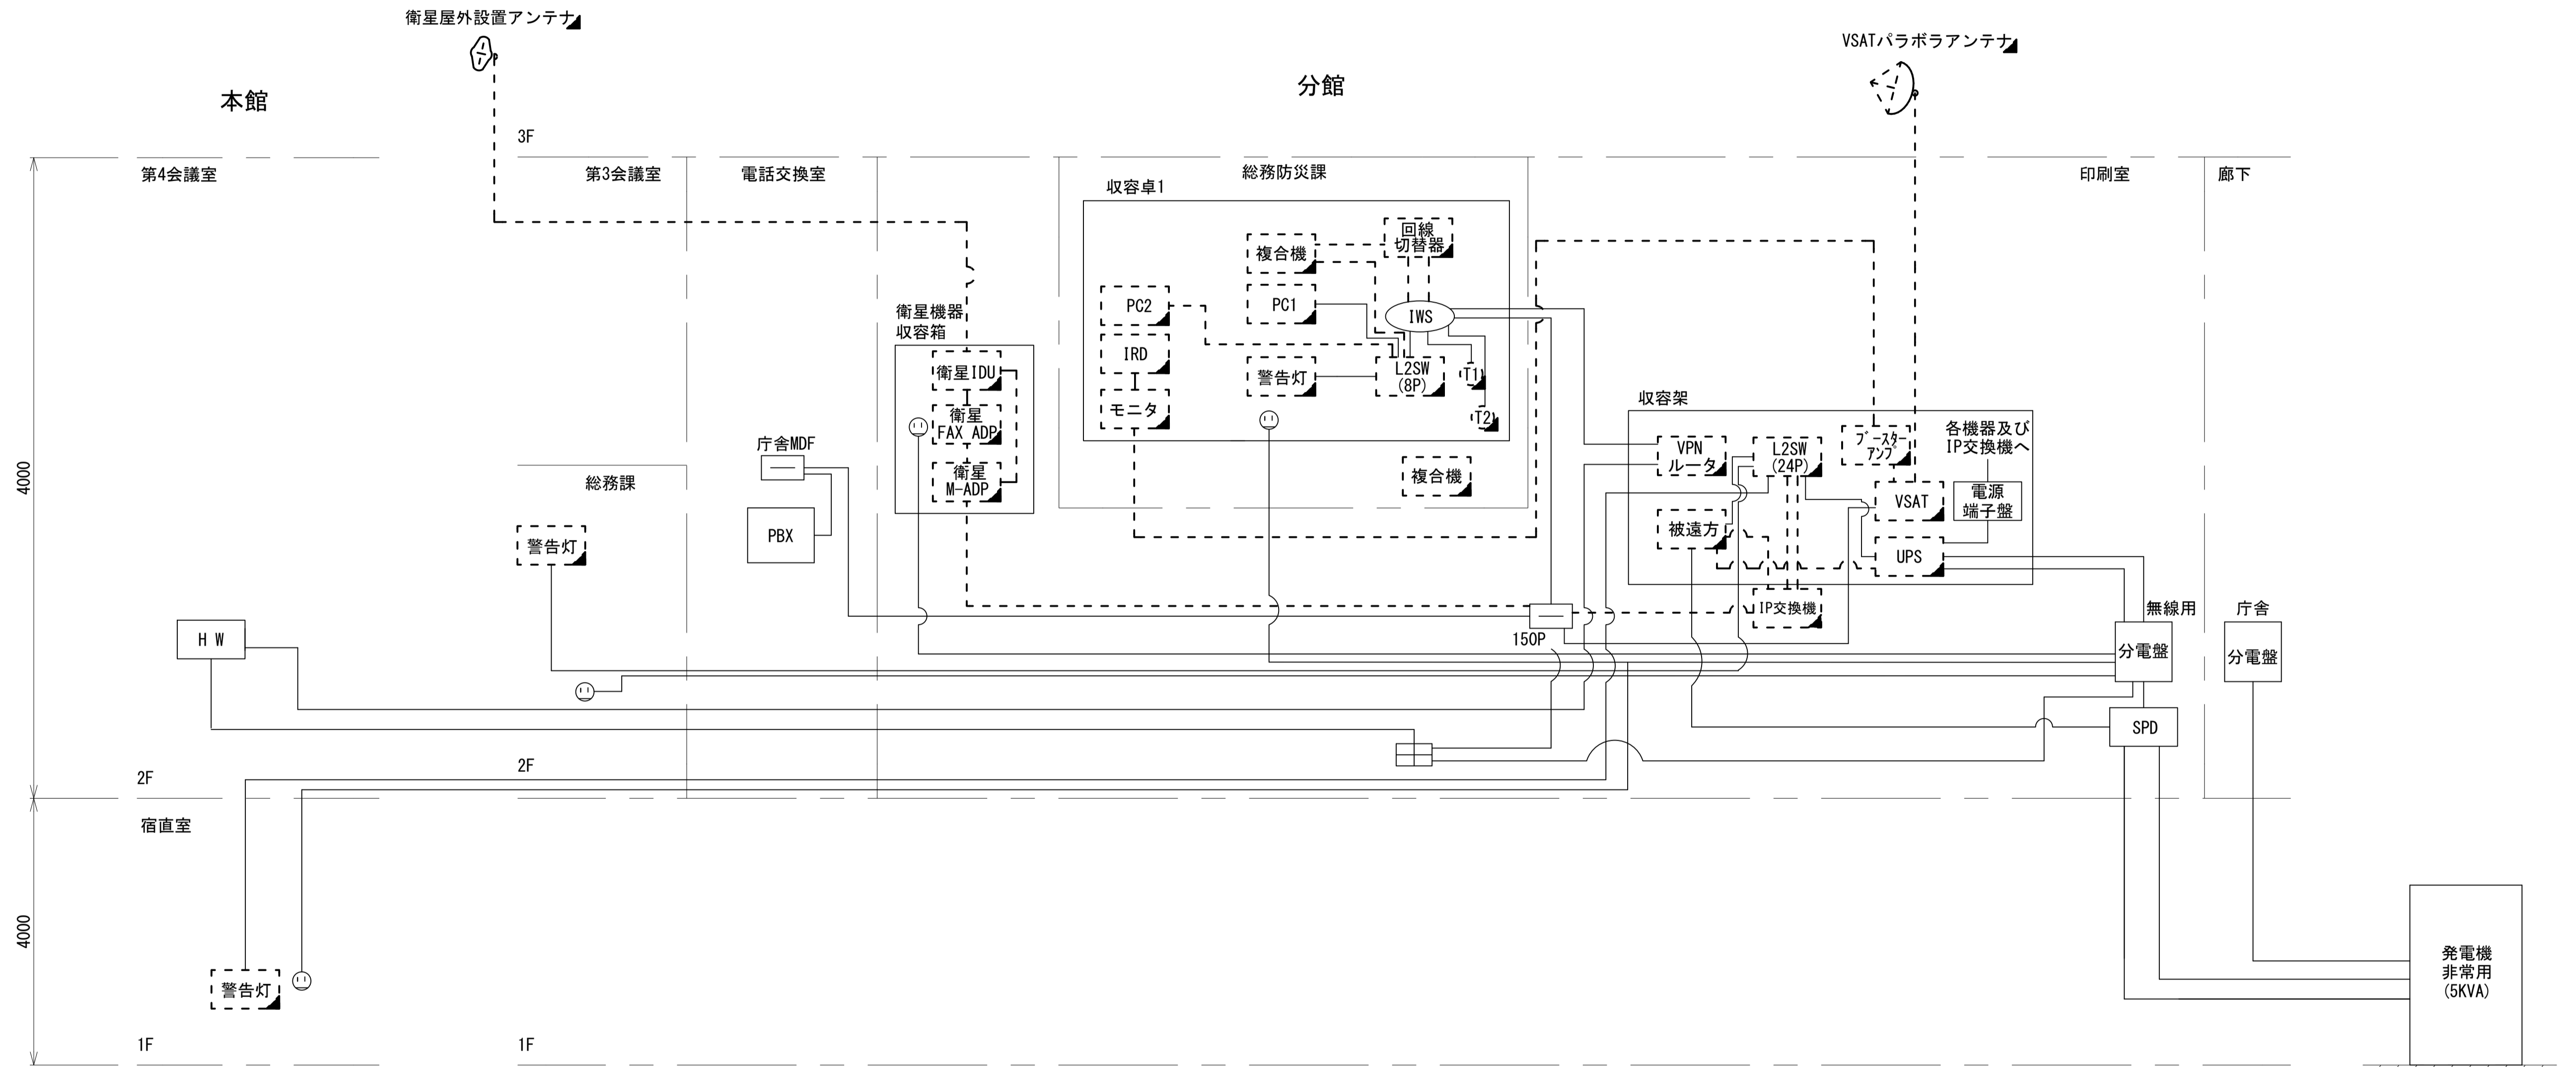

工事名	奈良県防災行政通信ネットワーク 衛星回線等再整備工事		
図面名	平群町役場 系統図(撤去)		
作成年月日	令和 6年 8月		
縮尺	NON	図面番号	11
会社名	株式会社東京建設コンサルタント		
事業者名	奈良県		

凡例	■: 新設	□: 撤去	—: 新設	- - -: 撤去
	□: 既設	—: 既設		


平群町役場 敷地平面図 (撤去)

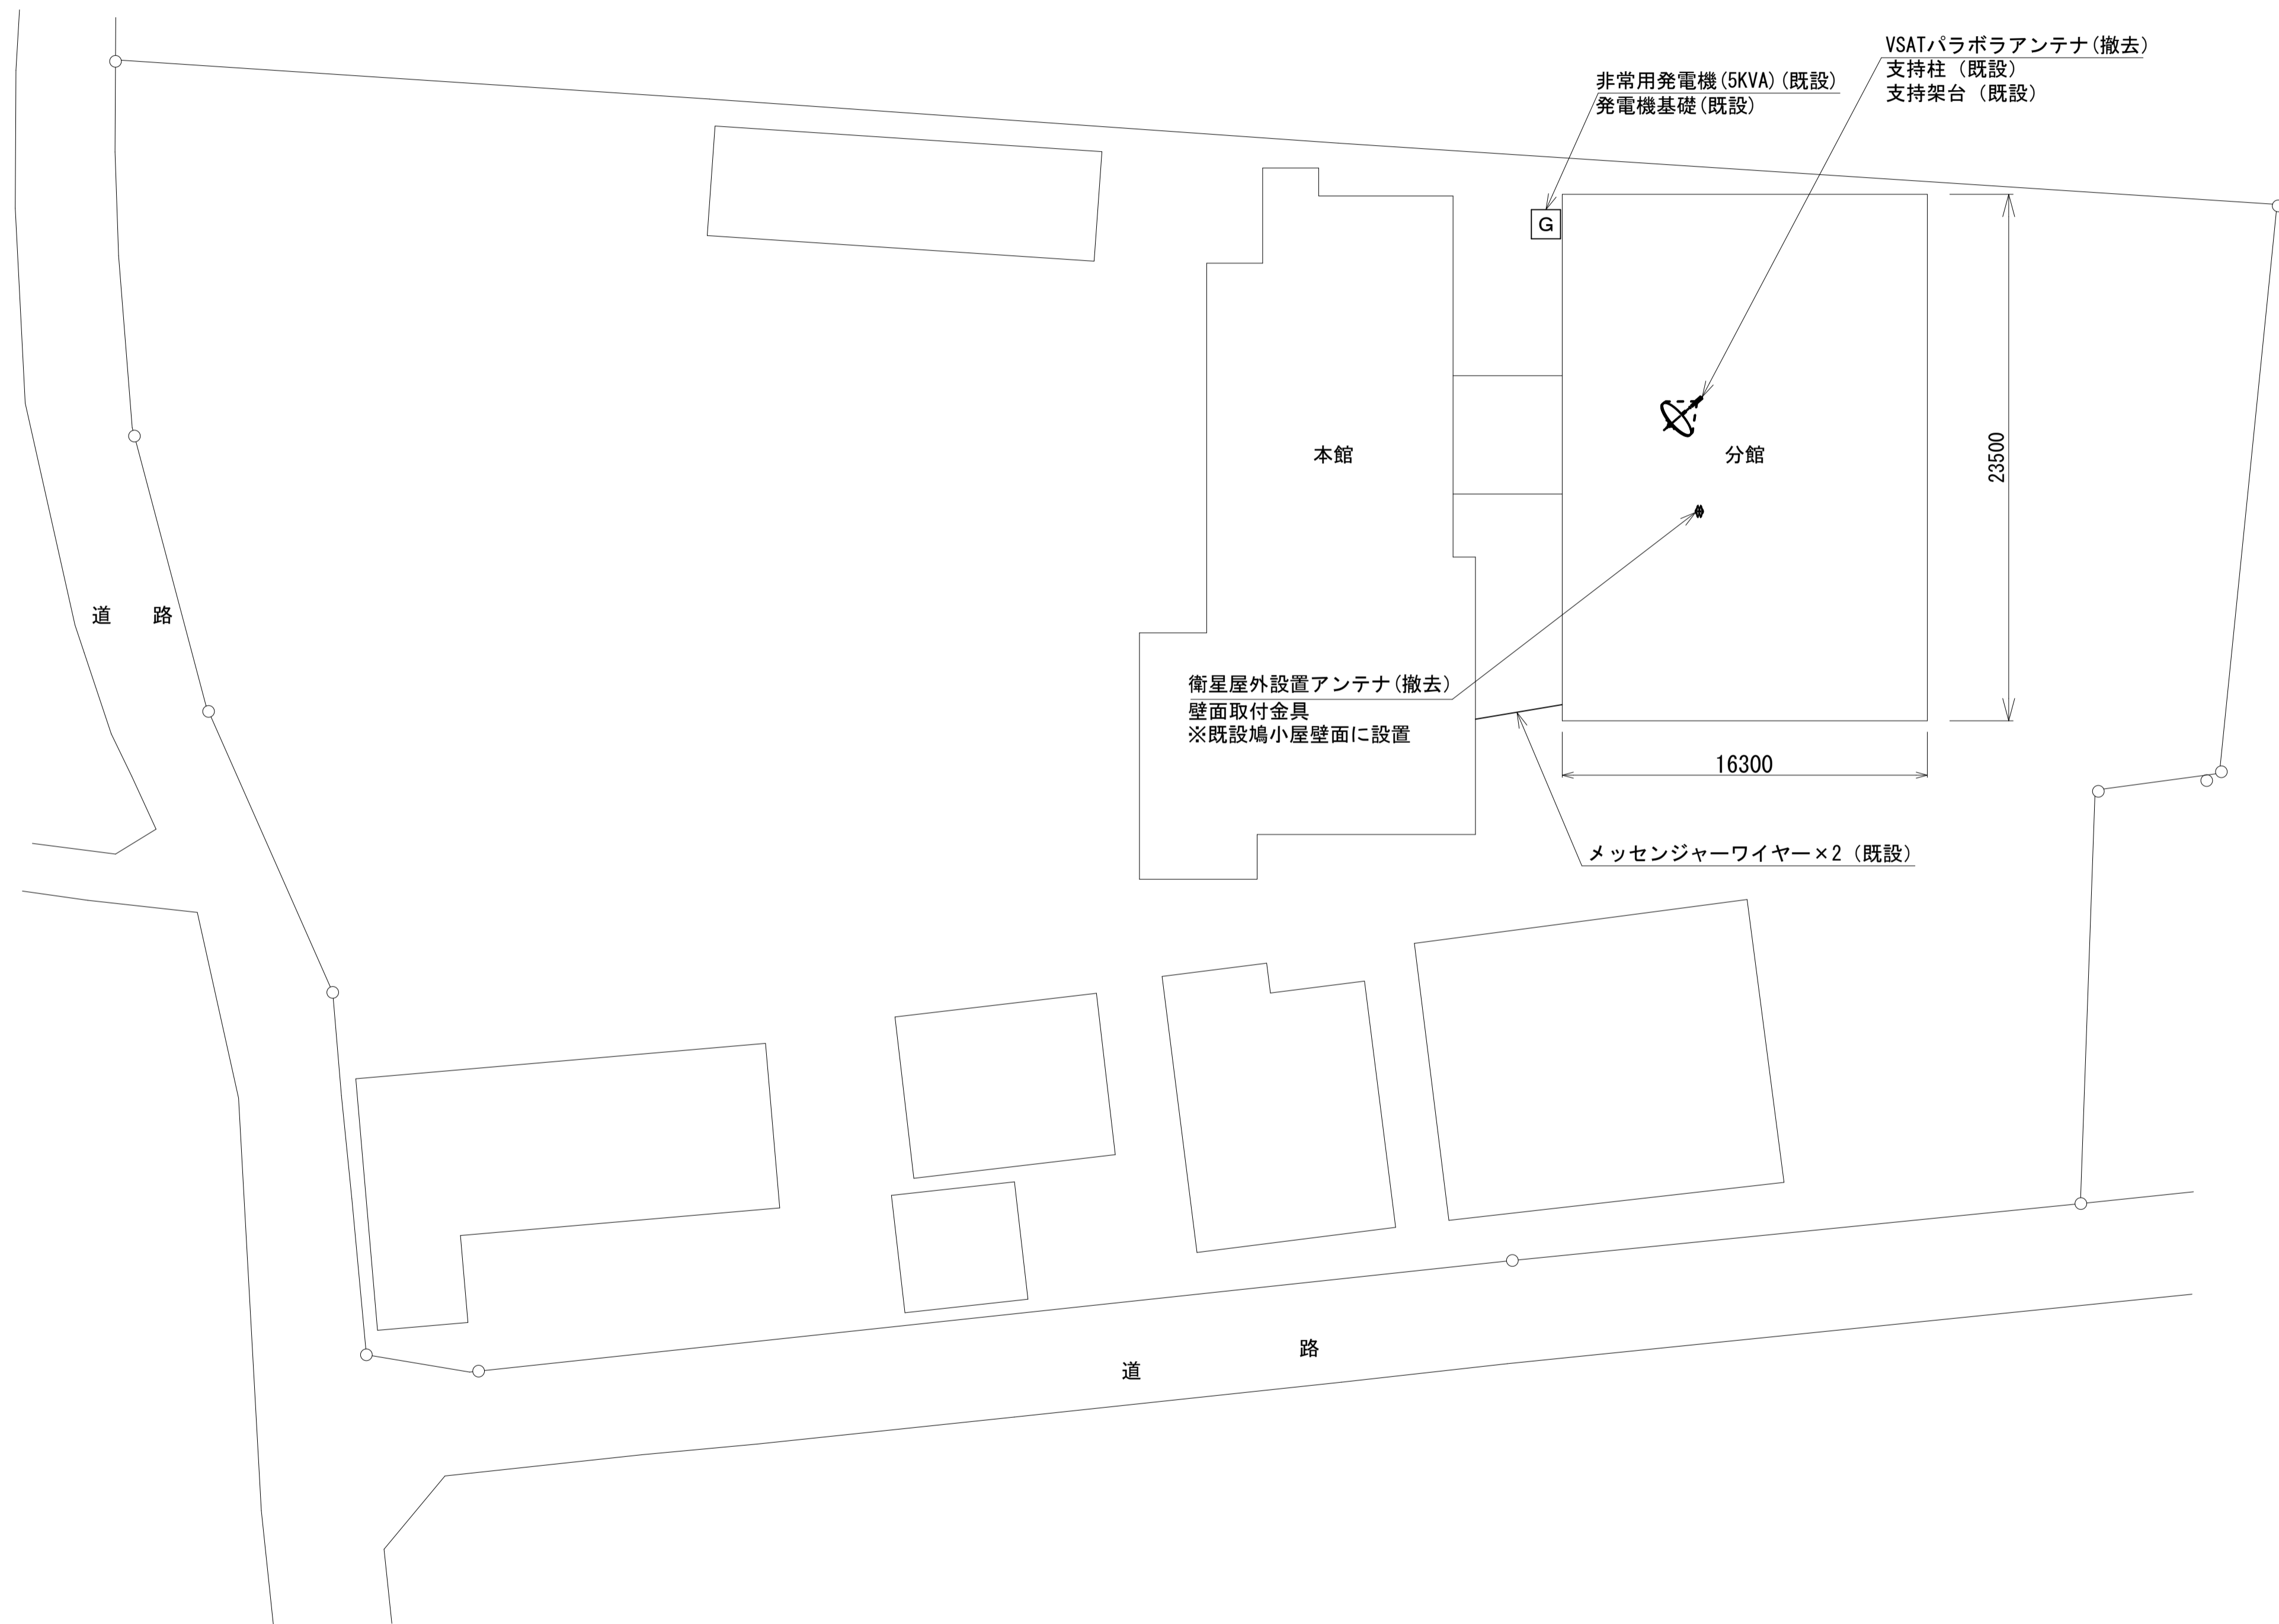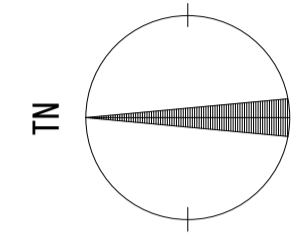

凡例	
	新設
	撤去
	新設
	撤去
	既設
	既設

工事名	奈良県防災行政通信ネットワーク 衛星回線等再整備工事		
図面名	平群町役場 敷地平面図(撤去)		
作成年月日	令和 6年 8月		
縮尺	1:200	図面番号	12
会社名	株式会社東京建設コンサルタント		
事業者名	奈良県		

平群町役場 機器据付図 (撤去)


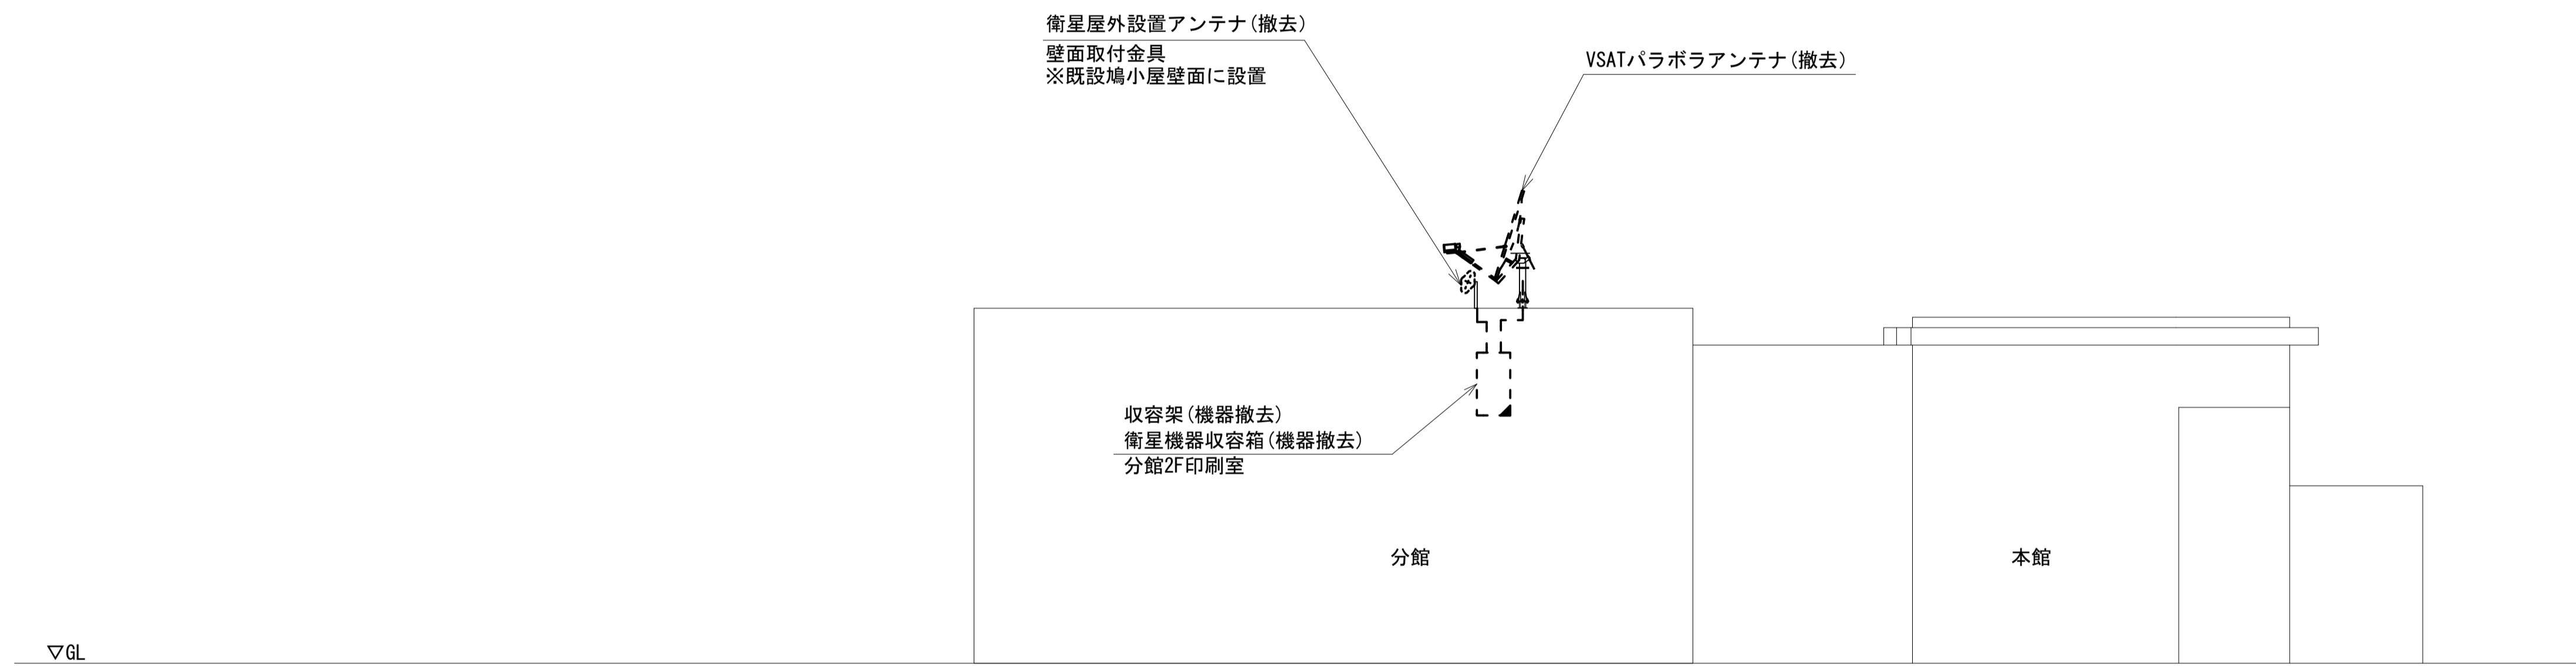


凡例

	新設		撤去		新設		撤去
	既設		撤去		既設		撤去

工事名	奈良県防災行政通信ネットワーク 衛星回線等再整備工事		
図面名	平群町役場 機器据付図(撤去)		
作成年月日	令和 6年 8月		
縮尺	1:100	図面番号	13
会社名	株式会社東京建設コンサルタント		
事業者名	奈良県		

平群町役場 1F 機器配置図 (撤去)

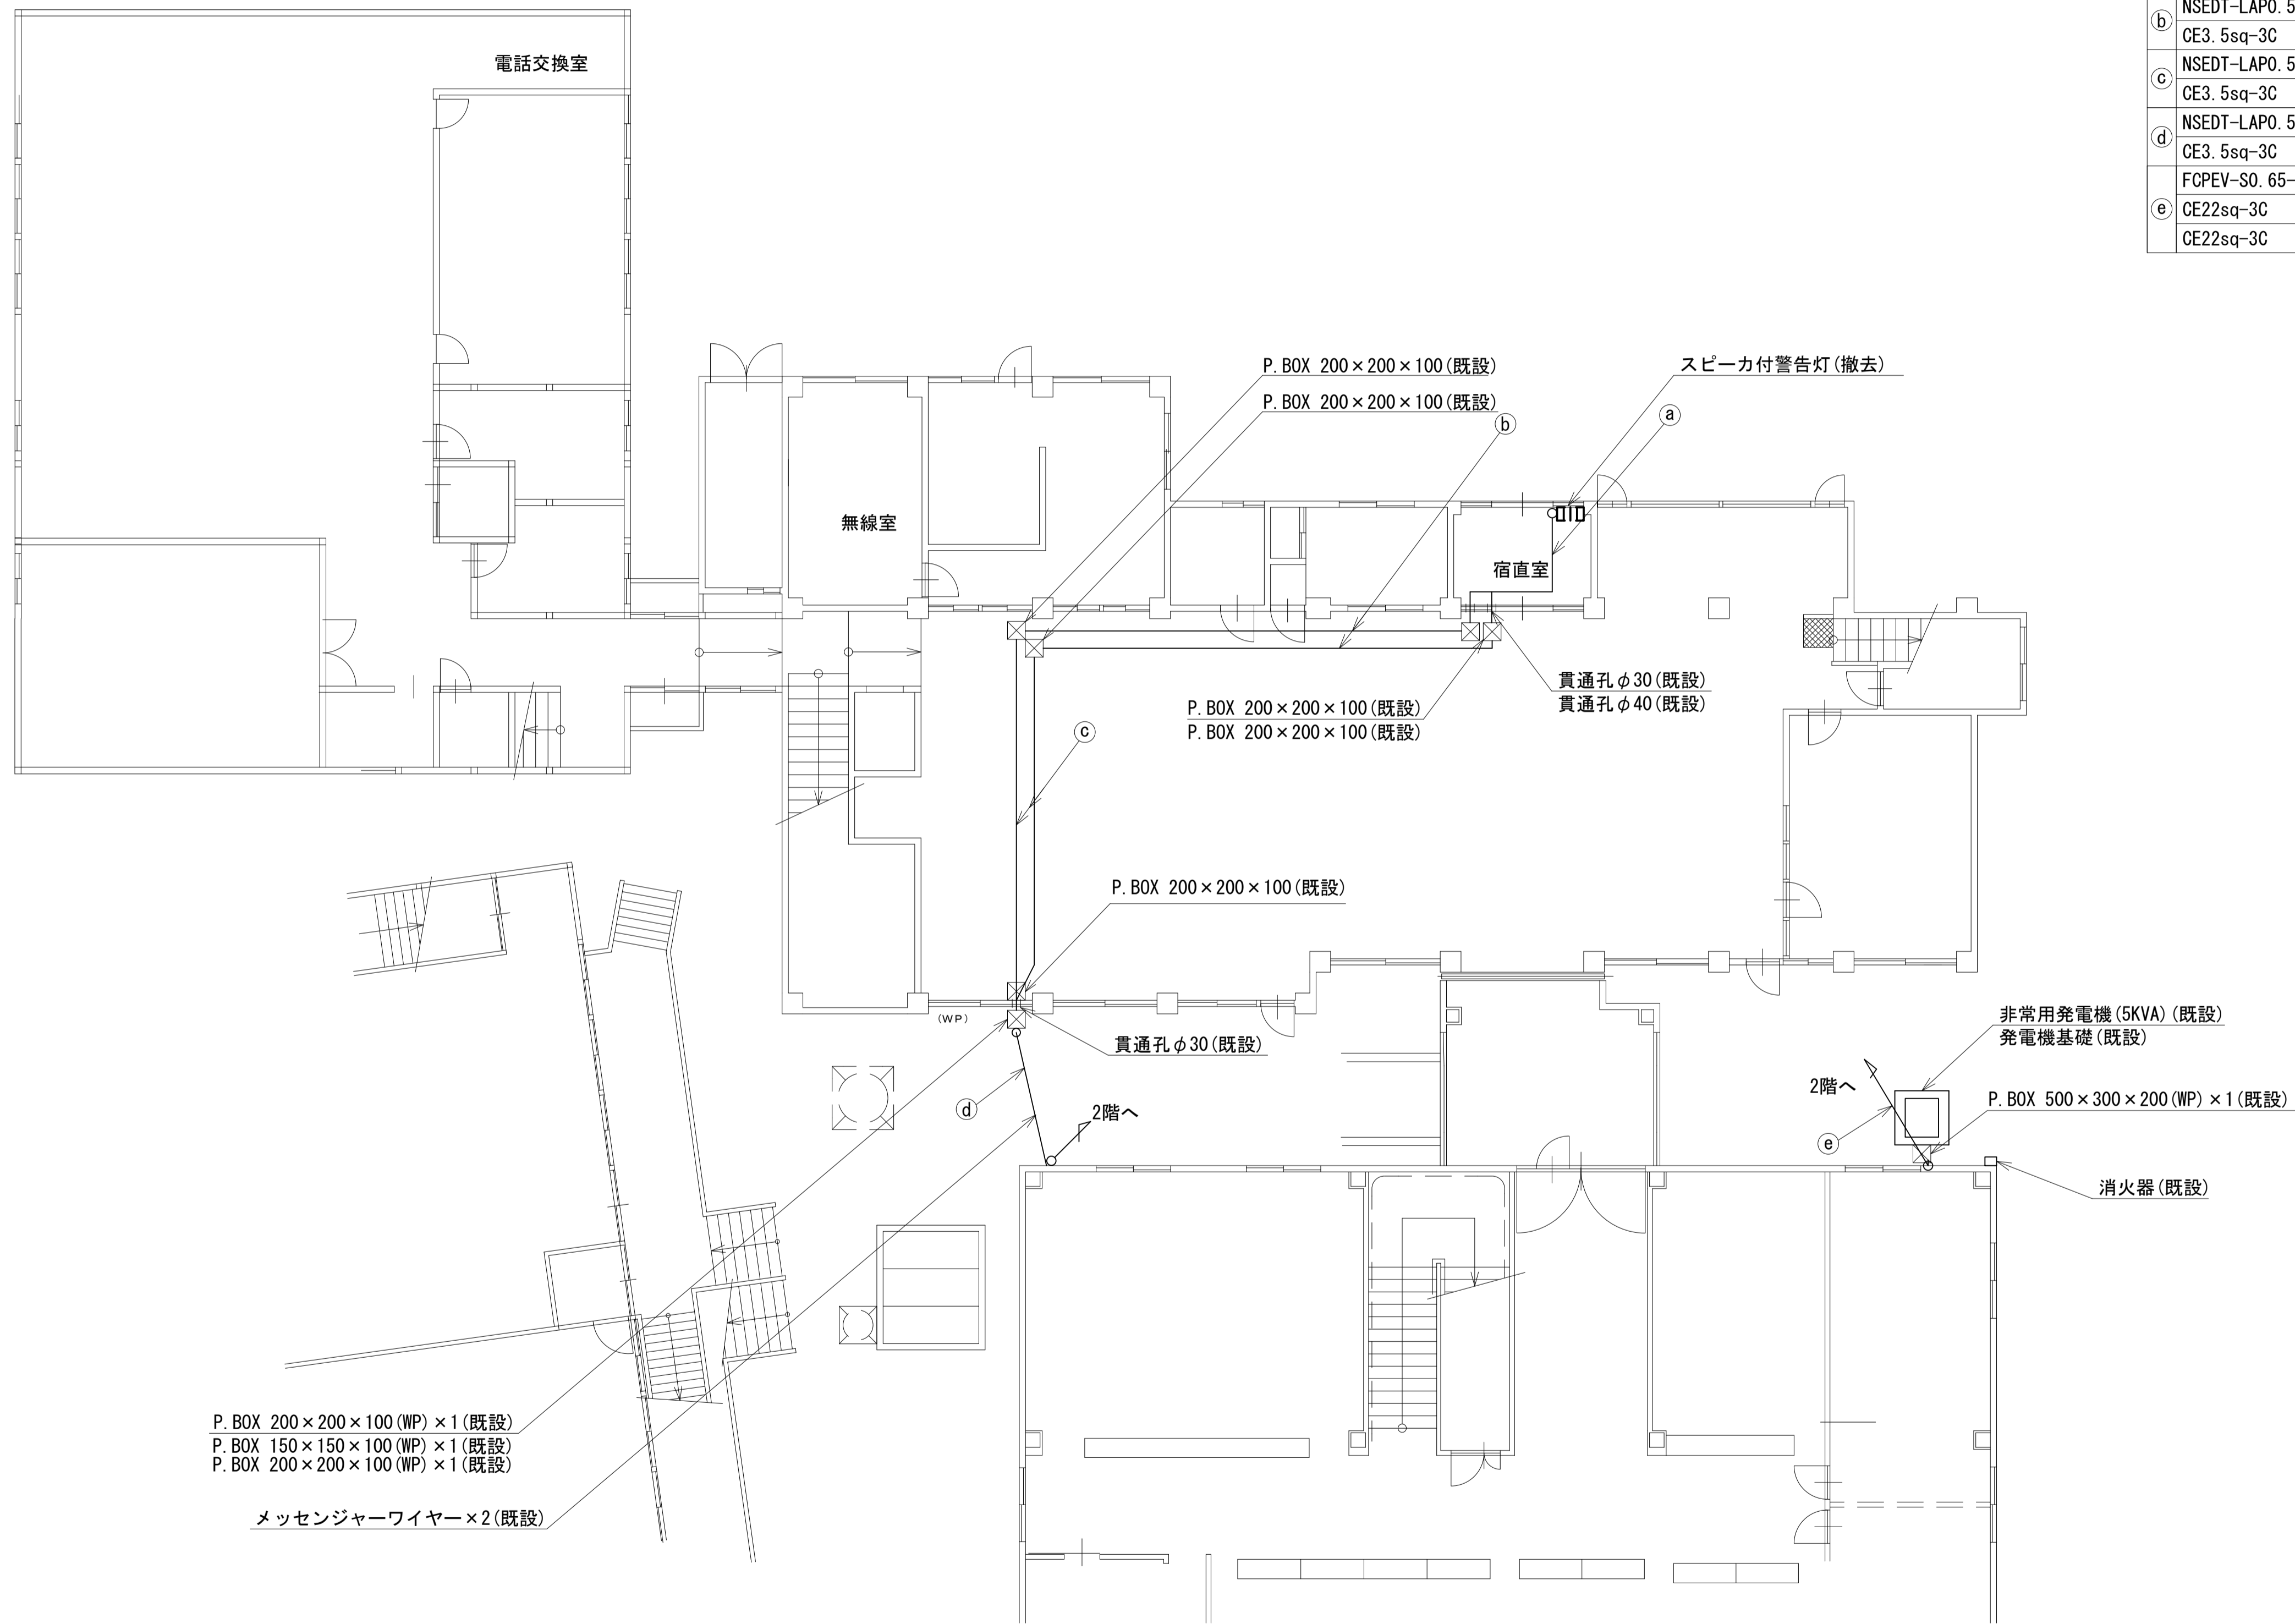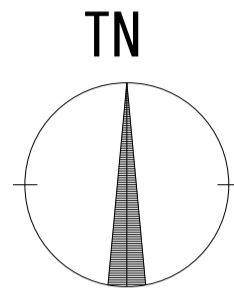



	名称	作業	施工方法
a	NSEDT-LAPO. 5-4P	既設	天井ころがし
	CE3. 5sq-3C	既設	
b	NSEDT-LAPO. 5-4P	既設	E39 (既設)
	CE3. 5sq-3C	既設	
c	NSEDT-LAPO. 5-4P	既設	E39 (既設)
	CE3. 5sq-3C	既設	
d	NSEDT-LAPO. 5-4P	既設	架空
	CE3. 5sq-3C	既設	
e	FCPEV-S0. 65-10P	既設	G22 (既設)
	CE22sq-3C	既設	
	CE22sq-3C	既設	G54 (既設)

P. BOX 200×200×100 (WP) × 1 (既設)
P. BOX 150×150×100 (WP) × 1 (既設)
P. BOX 200×200×100 (WP) × 1 (既設)
メッセンジャーワイヤー×2 (既設)

凡例	
	新設
	撤去
	新設
	撤去
	既設
	撤去
	既設

工事名	奈良県防災行政通信ネットワーク 衛星回線等再整備工事		
図面名	平群町役場 1F 機器配置図 (撤去)		
作成年月日	令和 6年 8月		
縮尺	1:100	図面番号	14
会社名	株式会社東京建設コンサルタント		
事業者名	奈良県		

平群町役場 2F 機器配置図 (撤去)

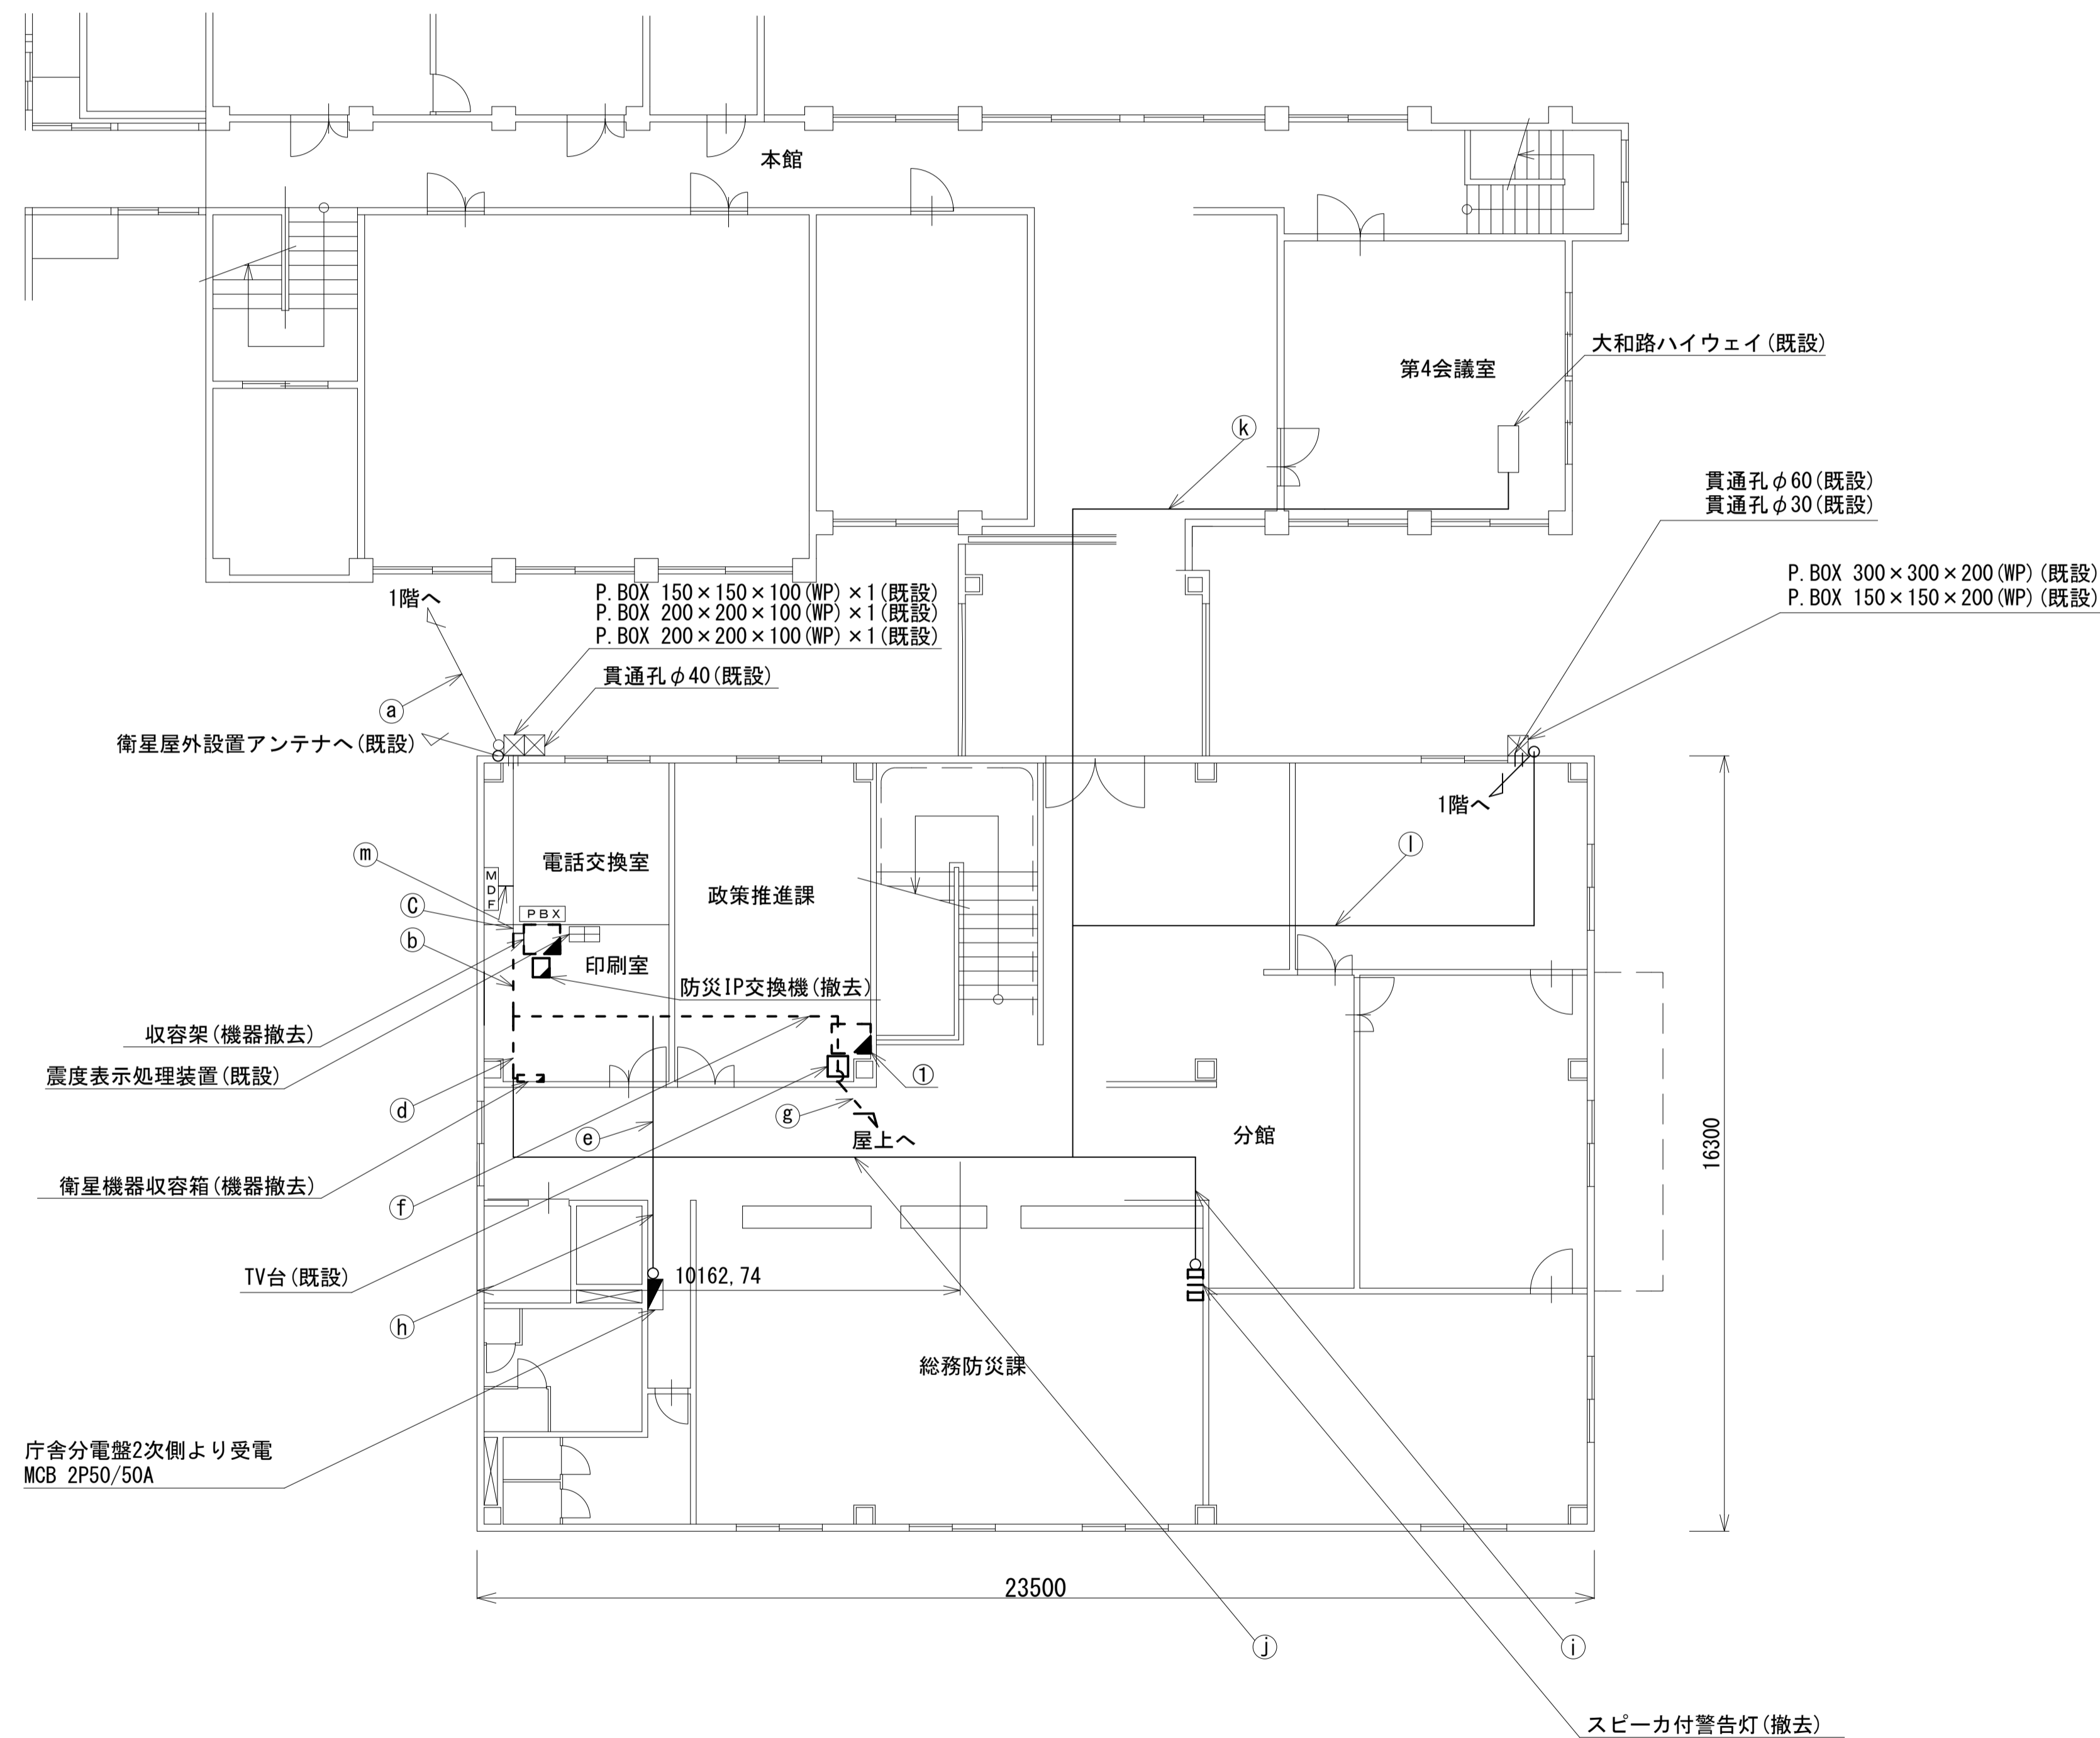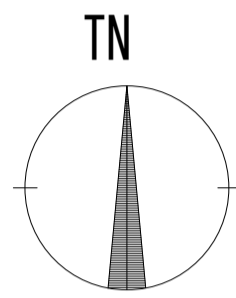

番号	名称	備考
①	収容卓1	既設
	防災情報端末	撤去
	L2-SW (8Port)	撤去
	防災電話	撤去
	FAX・複合機	撤去
	スピーカー付警告灯	撤去
	ローカルサーバー兼防災情報端末	撤去
	防災電話(衛星)	撤去
	IRD	撤去
	モニタ	撤去
	回線切替器	撤去



名称	作業	施工方法
NSEDT-LAPO. 5-4P	既設	架空
CE3. 5sq-3C	既設	
NSEDT-LAPO. 5-4P	既設	天井ころがし
CE3. 5sq-3C	既設	
8D-HFAE × 2	撤去	
IE3. 5sq	既設	
J-FCT0. 5-4P	撤去	
CPEV-S0. 65-10P	既設	天井ころがし
SWVP0. 5-22C	既設	
電子ボタン電話用ケーブル0. 5-4P	既設	天井ころがし
外部アンテナ接続用ケーブル	撤去	
EM-UTPO. 5-4P × 2	既設	天井ころがし
CE3. 5sq-3C	既設	
J-FCT0. 5-4P	撤去	天井ころがし
7C-FB	撤去	
CE5. 5sq-3C	既設	
CPEV-S0. 65-10P × 2	既設	
CE22sq-3C × 2	既設	
8D-HFAE × 2	撤去	天井ころがし
IE3. 5sq	既設	
8D-HFAE × 2	撤去	天井ころがし
IE3. 5sq	既設	
外部アンテナ接続用ケーブル	撤去	天井ころがし
CE22sq-3C	既設	
EM-UTPO. 5-4P	既設	天井ころがし
CE3. 5sq-3C	既設	
EM-UTPO. 5-4P × 2	既設	天井ころがし
CE3. 5sq-3C	既設	
EM-UTPO. 5-4P	既設	天井ころがし
CPEV-S0. 65-10P	既設	
CE22sq-3C × 2	既設	天井ころがし
CPEV-S0. 5-10P	既設	
SWVP0. 5-22C	既設	天井ころがし

凡例	
■ (黒塗り)	新設
□ (白塗り)	既設
▨ (斜線)	撤去
— (実線)	新設
- - - (点線)	撤去
— (実線)	既設

工事名	奈良県防災行政通信ネットワーク 衛星回線等再整備工事
図面名	平群町役場 2F 機器配置図(撤去)
作成年月日	令和 6年 8月
縮尺	1:100 図面番号 15
会社名	株式会社東京建設コンサルタント
事業者名	奈良県

平群町役場 RF 機器配置図 (撤去)


	名称	作業	施工方法
a	8D-HFAE × 2	撤去	G28 (既設)
	IE3.5sq	既設	
b	外部アンテナ接続用ケーブル	撤去	露出
	8D-HFAE × 2	撤去	G28 (既設)
	IE3.5sq	既設	

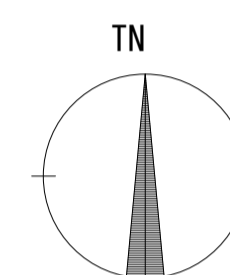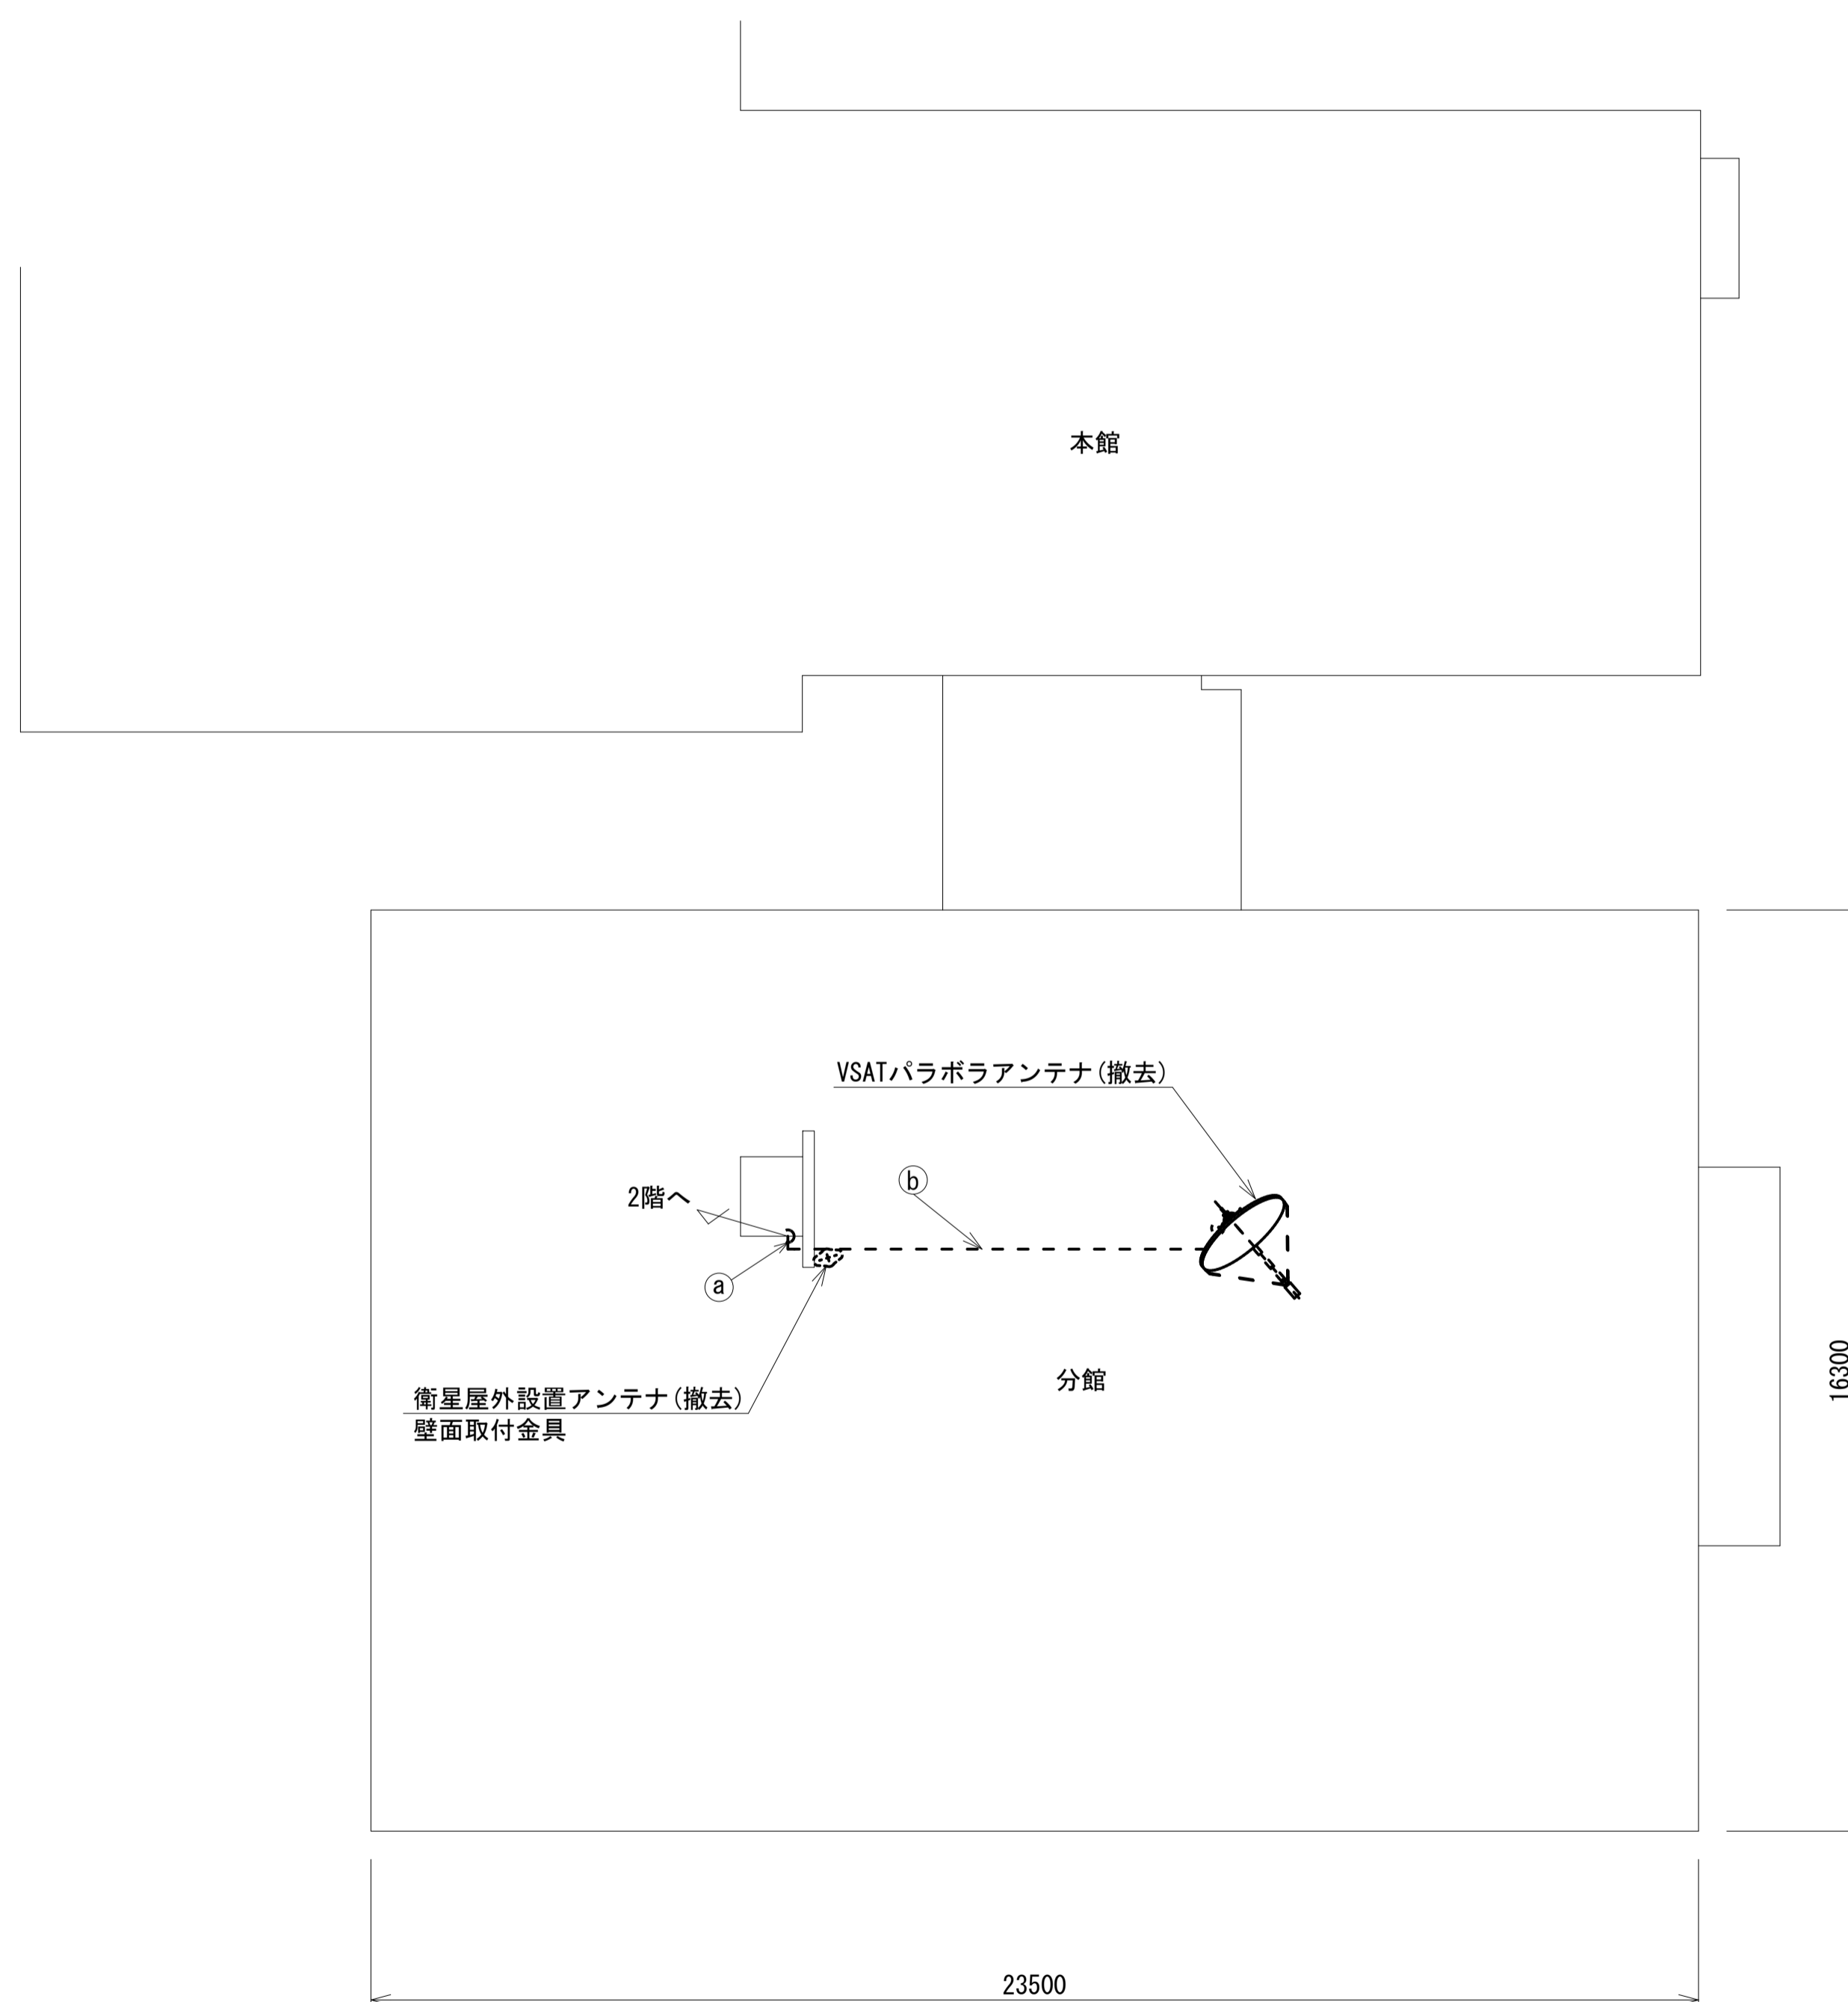

凡 例	
 : 新設	 : 撤去
 : 既設	 : 既設

工事名	奈良県防災行政通信ネットワーク 衛星回線等再整備工事		
図面名	平群町役場 RF 機器配置図 (撤去)		
作成年月日	令和 6年 8月		
縮尺	1:100	図面番号	16
会社名	株式会社東京建設コンサルタント		
事業者名	奈良県		

平群町役場 分館2F 印刷室 機器配置図 (撤去)

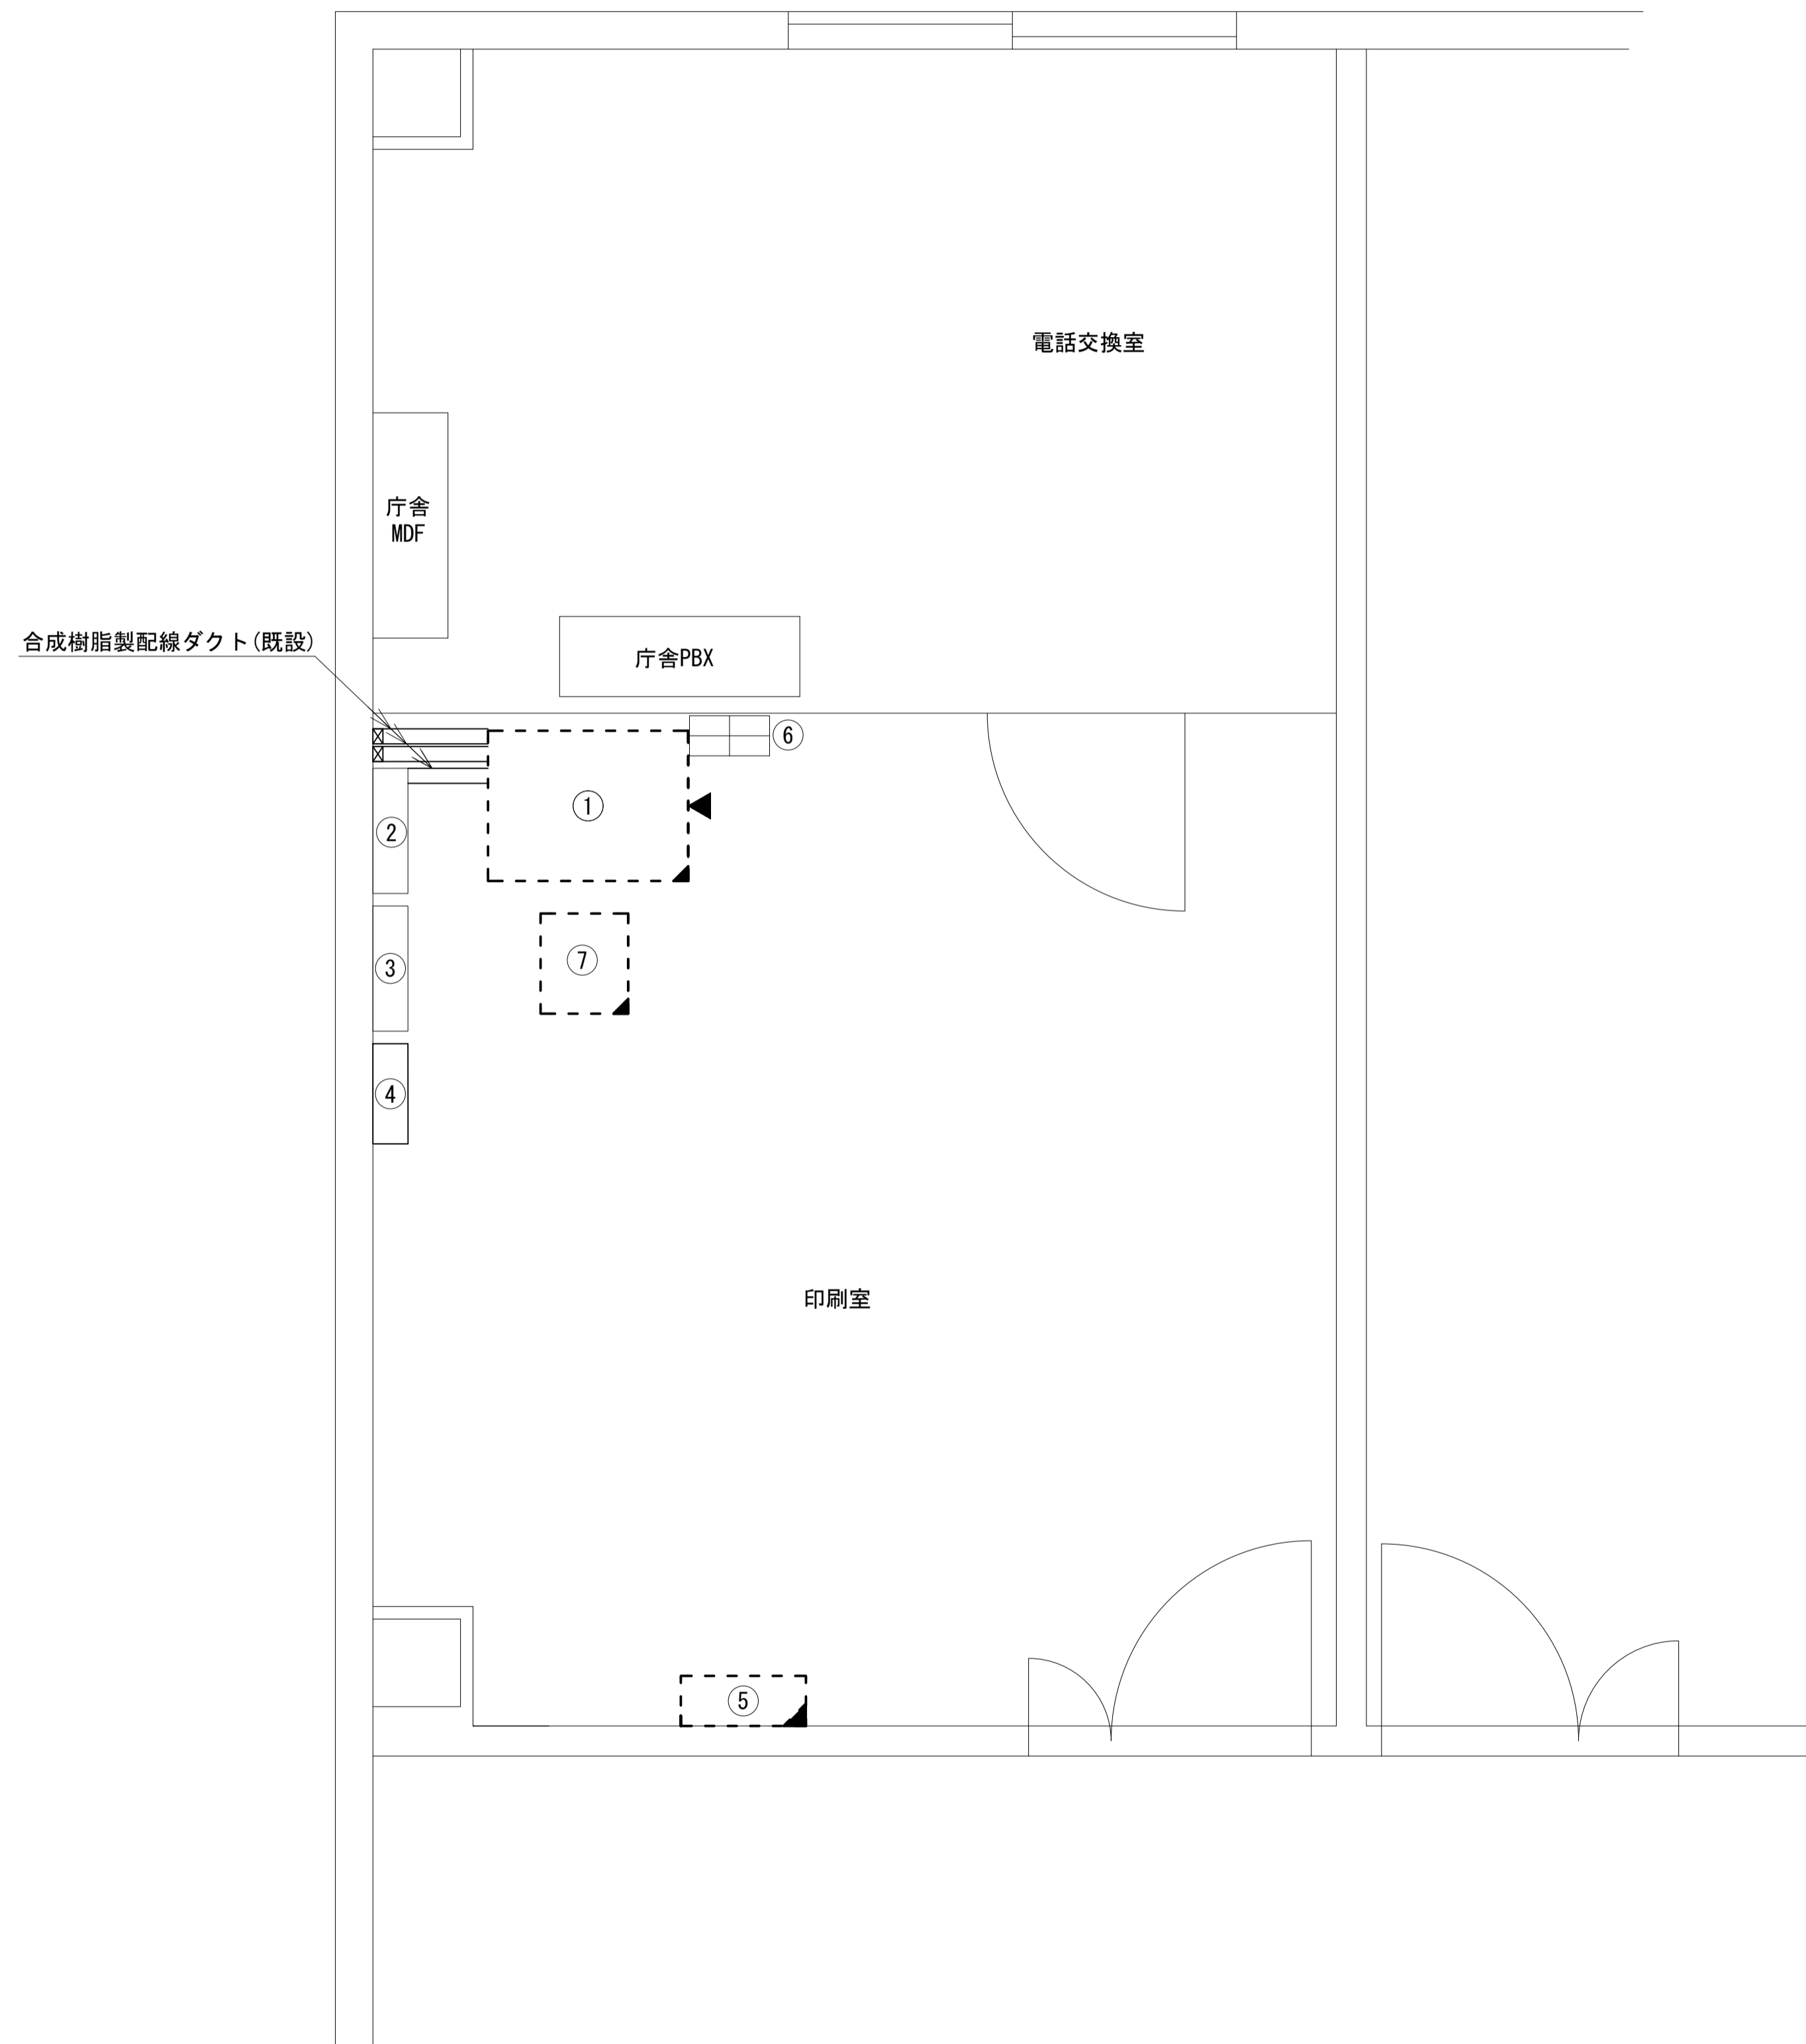


番号	名 称	備考
①	收容架	既設
	VSAT	撤去
	L2-SW (24Port)	撤去
	被遠方監視制御装置	撤去
	UPS	撤去
	VPNルータ	撤去
	無線室150P端子盤	既設
②	無線用分電盤	既設
③	SPD盤	既設
④	衛星機器收容箱	既設
⑤	衛星可搬端末	撤去
	衛星FAXアダプター	撤去
	衛星ハンドセット	撤去
	マルチアダプター	撤去
	震度表示処理装置	既設
⑥	防災IP交換機	撤去

凡 例			
	新設		撤去
	新設		撤去
	既設		既設

工事名	奈良県防災行政通信ネットワーク 衛星回線等再整備工事		
図面名	平群町役場 分館2F 印刷室 機器配置図(撤去)		
作成年月日	令和 6年 8月		
縮尺	1:20	図面番号	17
会社名	株式会社東京建設コンサルタント		
事業者名	奈良県		

平群町役場 配線系統図 (撤去)

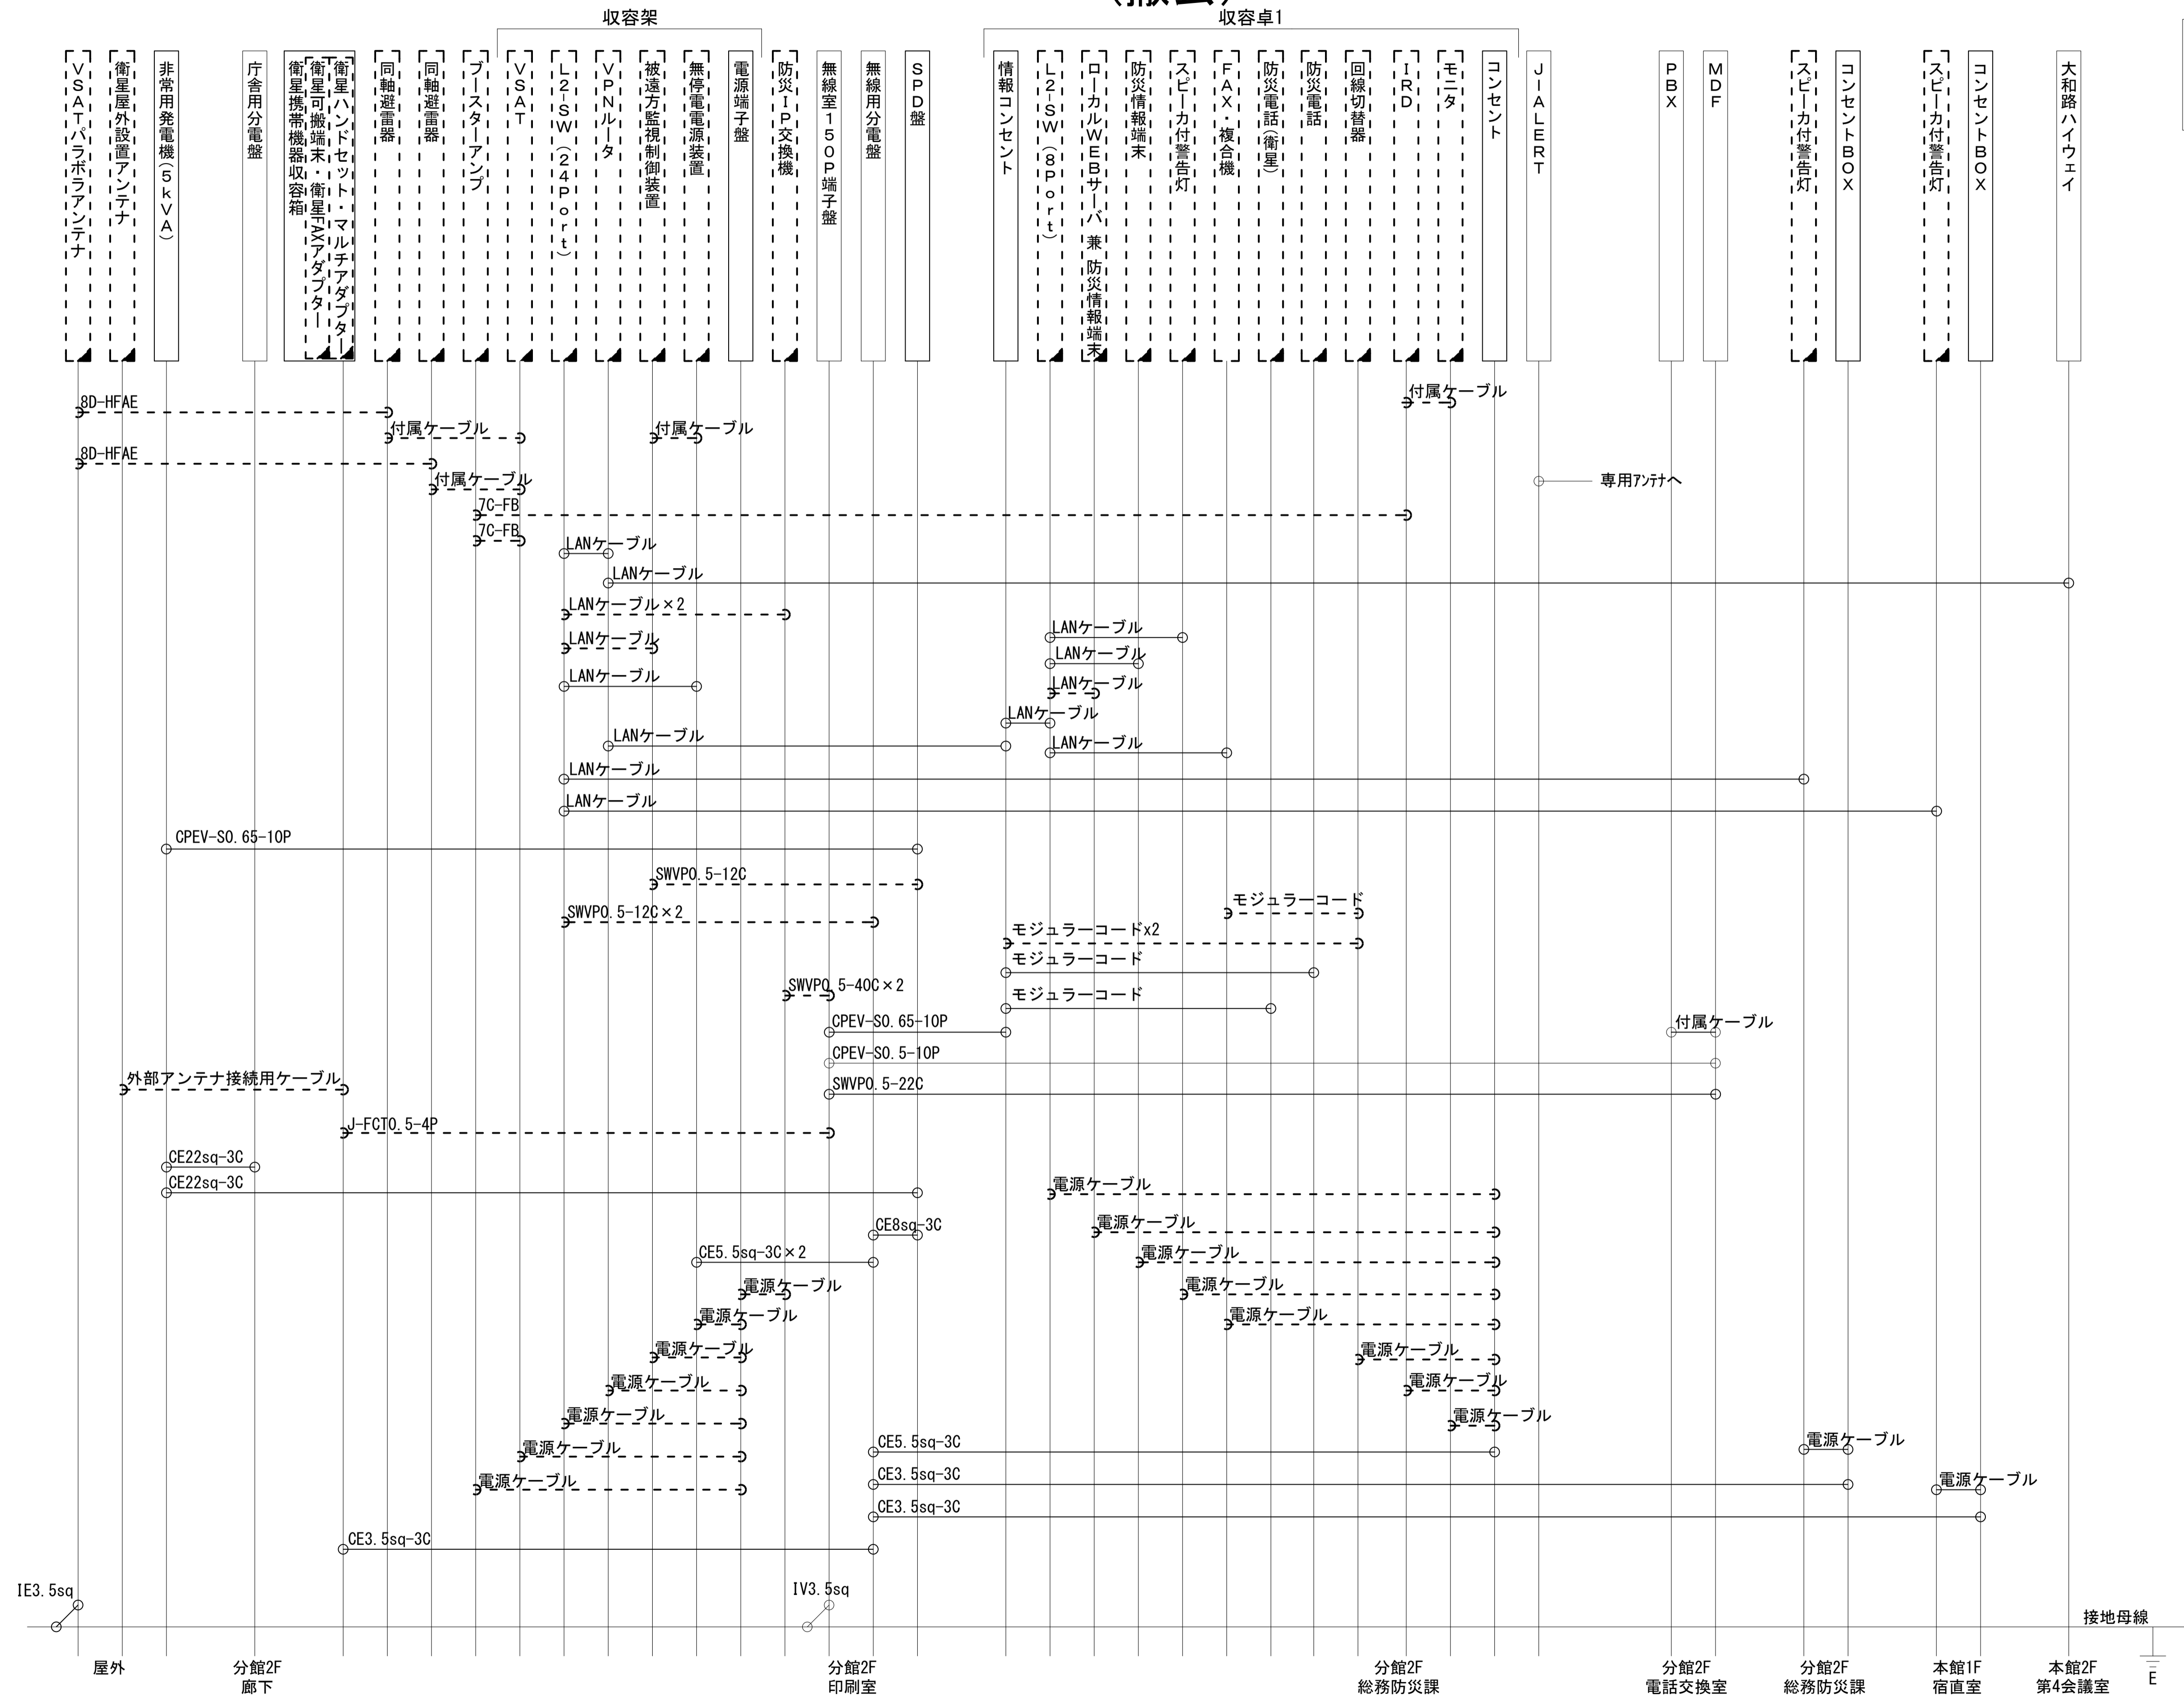

凡例
 LANケーブル：EM-UTP0.5-4P (Cat5e)
 屋外LANケーブル：NSEDT-LAPO.5-4P (Cat5e)

工事名	奈良県防災行政通信ネットワーク 衛星回線等再整備工事
図面名	平群町役場 配線系統図(撤去)
作成年月日	令和 6年 8月
縮尺	NON 図面番号 18
会社名	株式会社東京建設コンサルタント
事業者名	奈良県

凡例
 [] : 新設 [] : 撤去
 [] : 既設 [] : 既設