


目次

三郷町役場

図番	図面名称
01	三郷町役場 位置図
02	三郷町役場 系統図(新設)
03	三郷町役場 敷地平面図(新設)
04	三郷町役場 機器据付図(新設)
05	三郷町役場 1F機器配置図(新設)
06	三郷町役場 2F機器配置図(新設)
07	三郷町役場 3F機器配置図(新設)
08	三郷町役場 RF機器配置図(1)(新設)
09	三郷町役場 RF機器配置図(2)(新設)
10	三郷町役場 2Fサーバ室 機器配置図(新設)
11	三郷町役場 配線系統図(新設)
12	三郷町役場 電源系統図(参考図)
13	三郷町役場 系統図(撤去)
14	三郷町役場 敷地平面図(撤去)
15	三郷町役場 機器据付図(撤去)
16	三郷町役場 1F機器配置図(撤去)
17	三郷町役場 2F機器配置図(撤去)
18	三郷町役場 3F機器配置図(撤去)
19	三郷町役場 RF機器配置図(1)(撤去)
20	三郷町役場 RF機器配置図(2)(撤去)
21	三郷町役場 2Fサーバ室 機器配置図(撤去)
22	三郷町役場 配線系統図(撤去)

三郷町役場 位置図

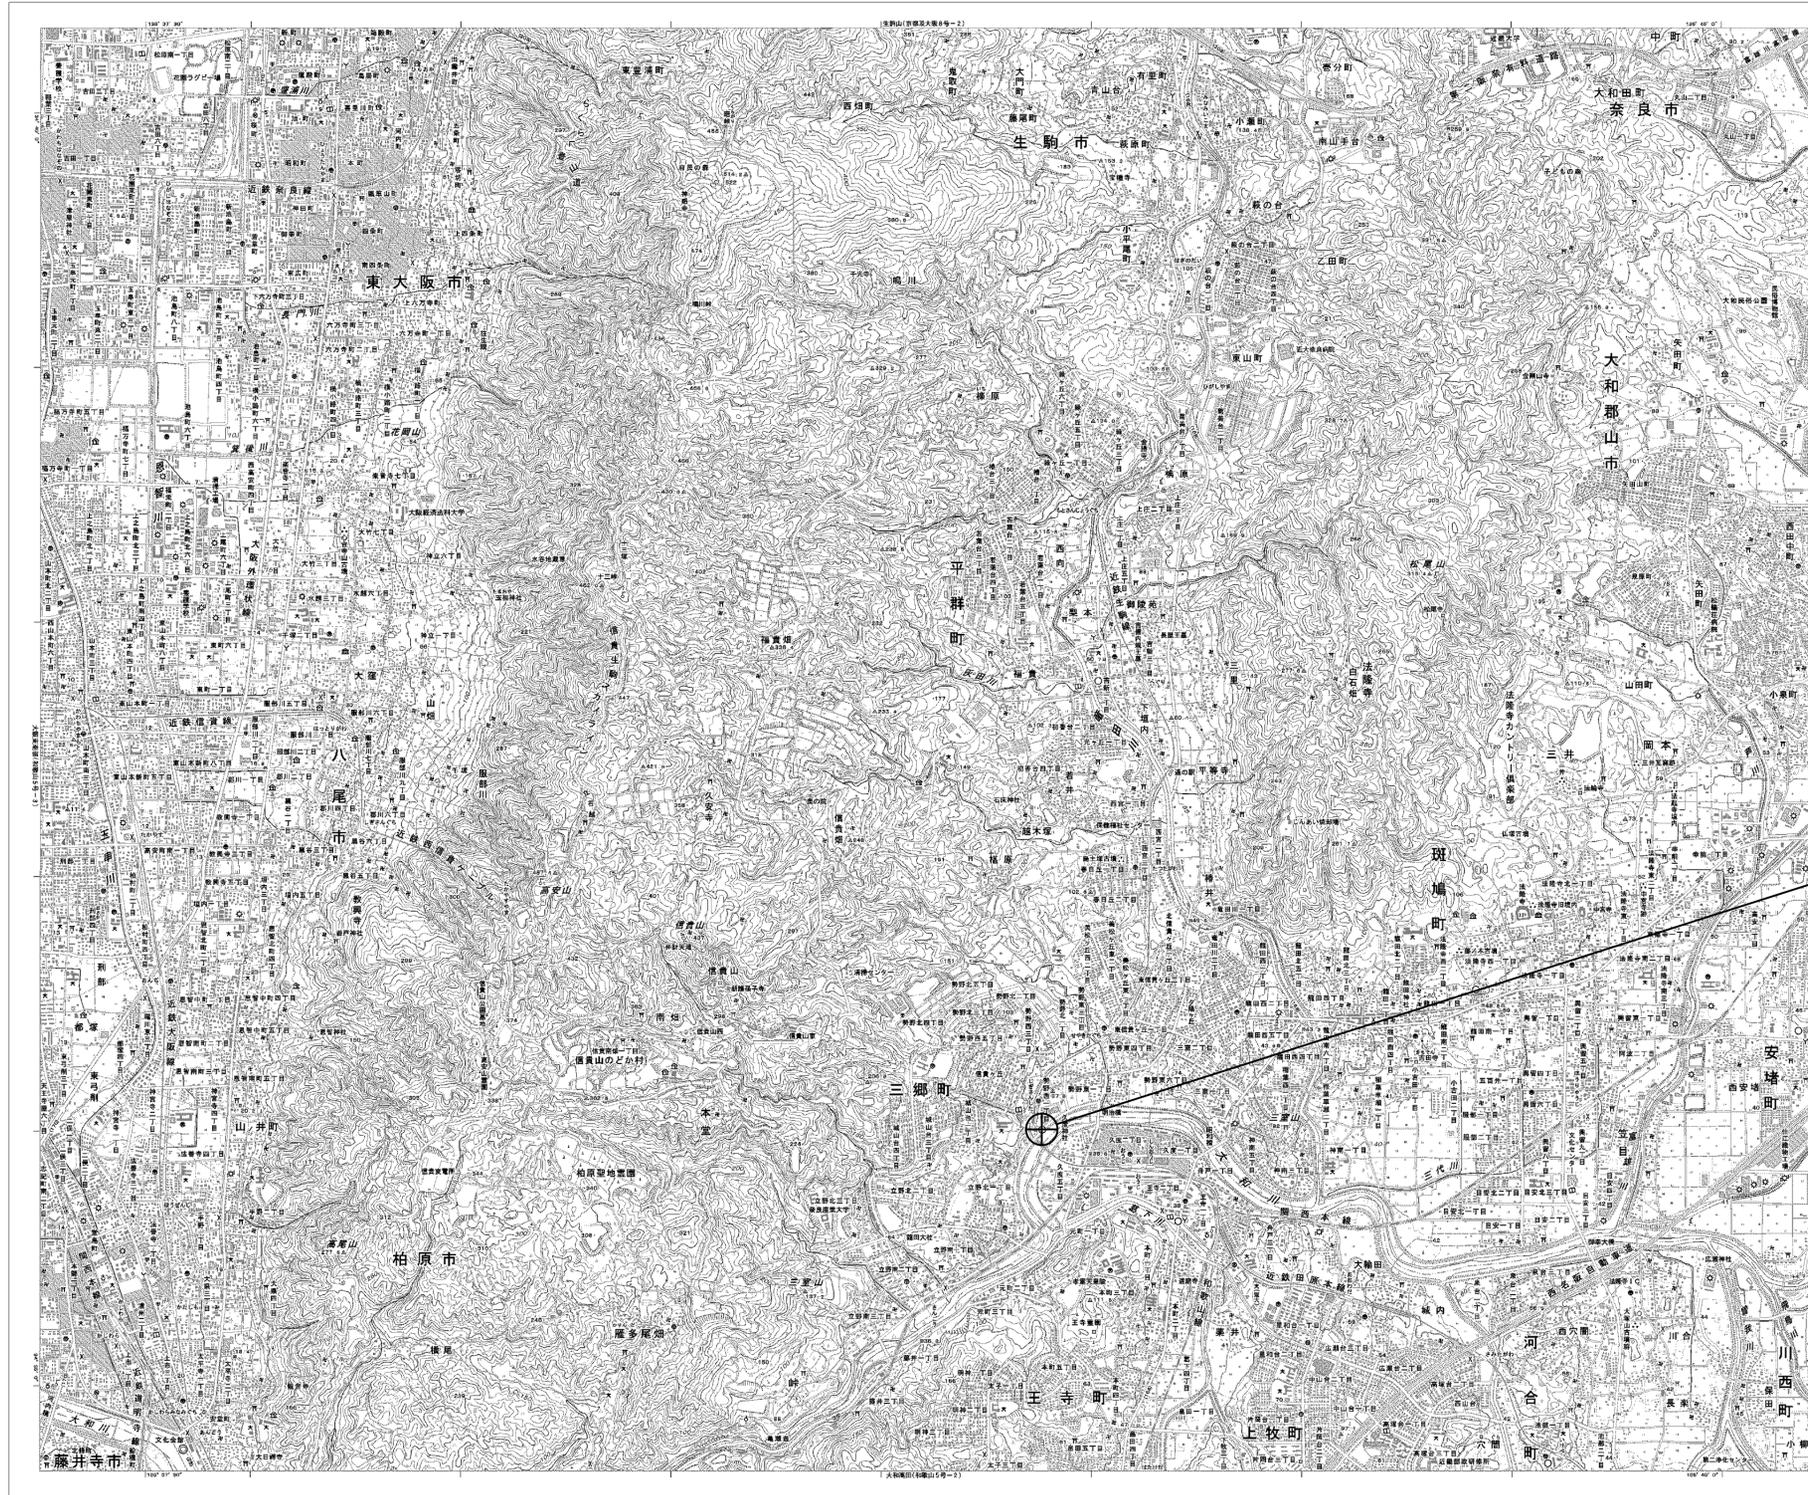


三郷町役場

工事名	奈良県防災行政通信ネットワーク 衛星回線等再整備工事		
図面名	三郷町役場 位置図		
作成年月日	令和 6年 8月		
縮尺	1:25000	図面番号	01
会社名	株式会社東京建設コンサルタント		
事業者名	奈良県		

三郷町役場 系統図 (新設)


- 凡例
- VSAT VSAT
 - L2-SW (24Port) L2-SW (24Port)
 - L2-SW (8Port) L2-SW (8Port)
 - L2-SW (16Port) L2-SW (16Port)
 - L2-SW (8Port) +メディアコンバーター
 - L2-SW (8Port) +メディアコンバーター
 - VPNルータ VPNルータ
 - 被遠方監視制御装置 被遠方監視制御装置
 - IP交換機 防災IP交換機
 - UPS 無停電源装置
 - PC1 ローカルWEBサーバ兼 防災情報端末
 - PC 防災情報端末
 - PC100 防災情報端末(オプション)
 - 複合機 複合機
 - M/C メディアコンバーター
 - T1 防災電話(IP)
 - T2 防災電話(アナログ)
 - T3 防災電話(IP(大和路HW))
 - C1 コンセントBOX
 - 衛星IDU 衛星携帯電話 IDU
 - 衛星FAXアダプタ 衛星FAXアダプタ
 - マルチアダプタ マルチアダプタ
 - FAX FAX
 - SPD SPD盤
 - 分配機 分配機
 - 震度表示処理装置 震度表示処理装置
 - PBX PBX
 - 端子盤、MDF 端子盤、MDF
 - HW 大和路ハイウェイ
 - K-OPTICAL K-OPTICAL
 - 電源端子台 電源端子台
 - 情報コンセント 情報コンセント
 - 警告灯 スピーカ付警告灯
 - モニター モニタ
 - IRD IRD
 - J-ALERT J-ALERT
 - 変圧器 変圧器
 - USBPrn USBプリントサーバ
 - Print プリンタ

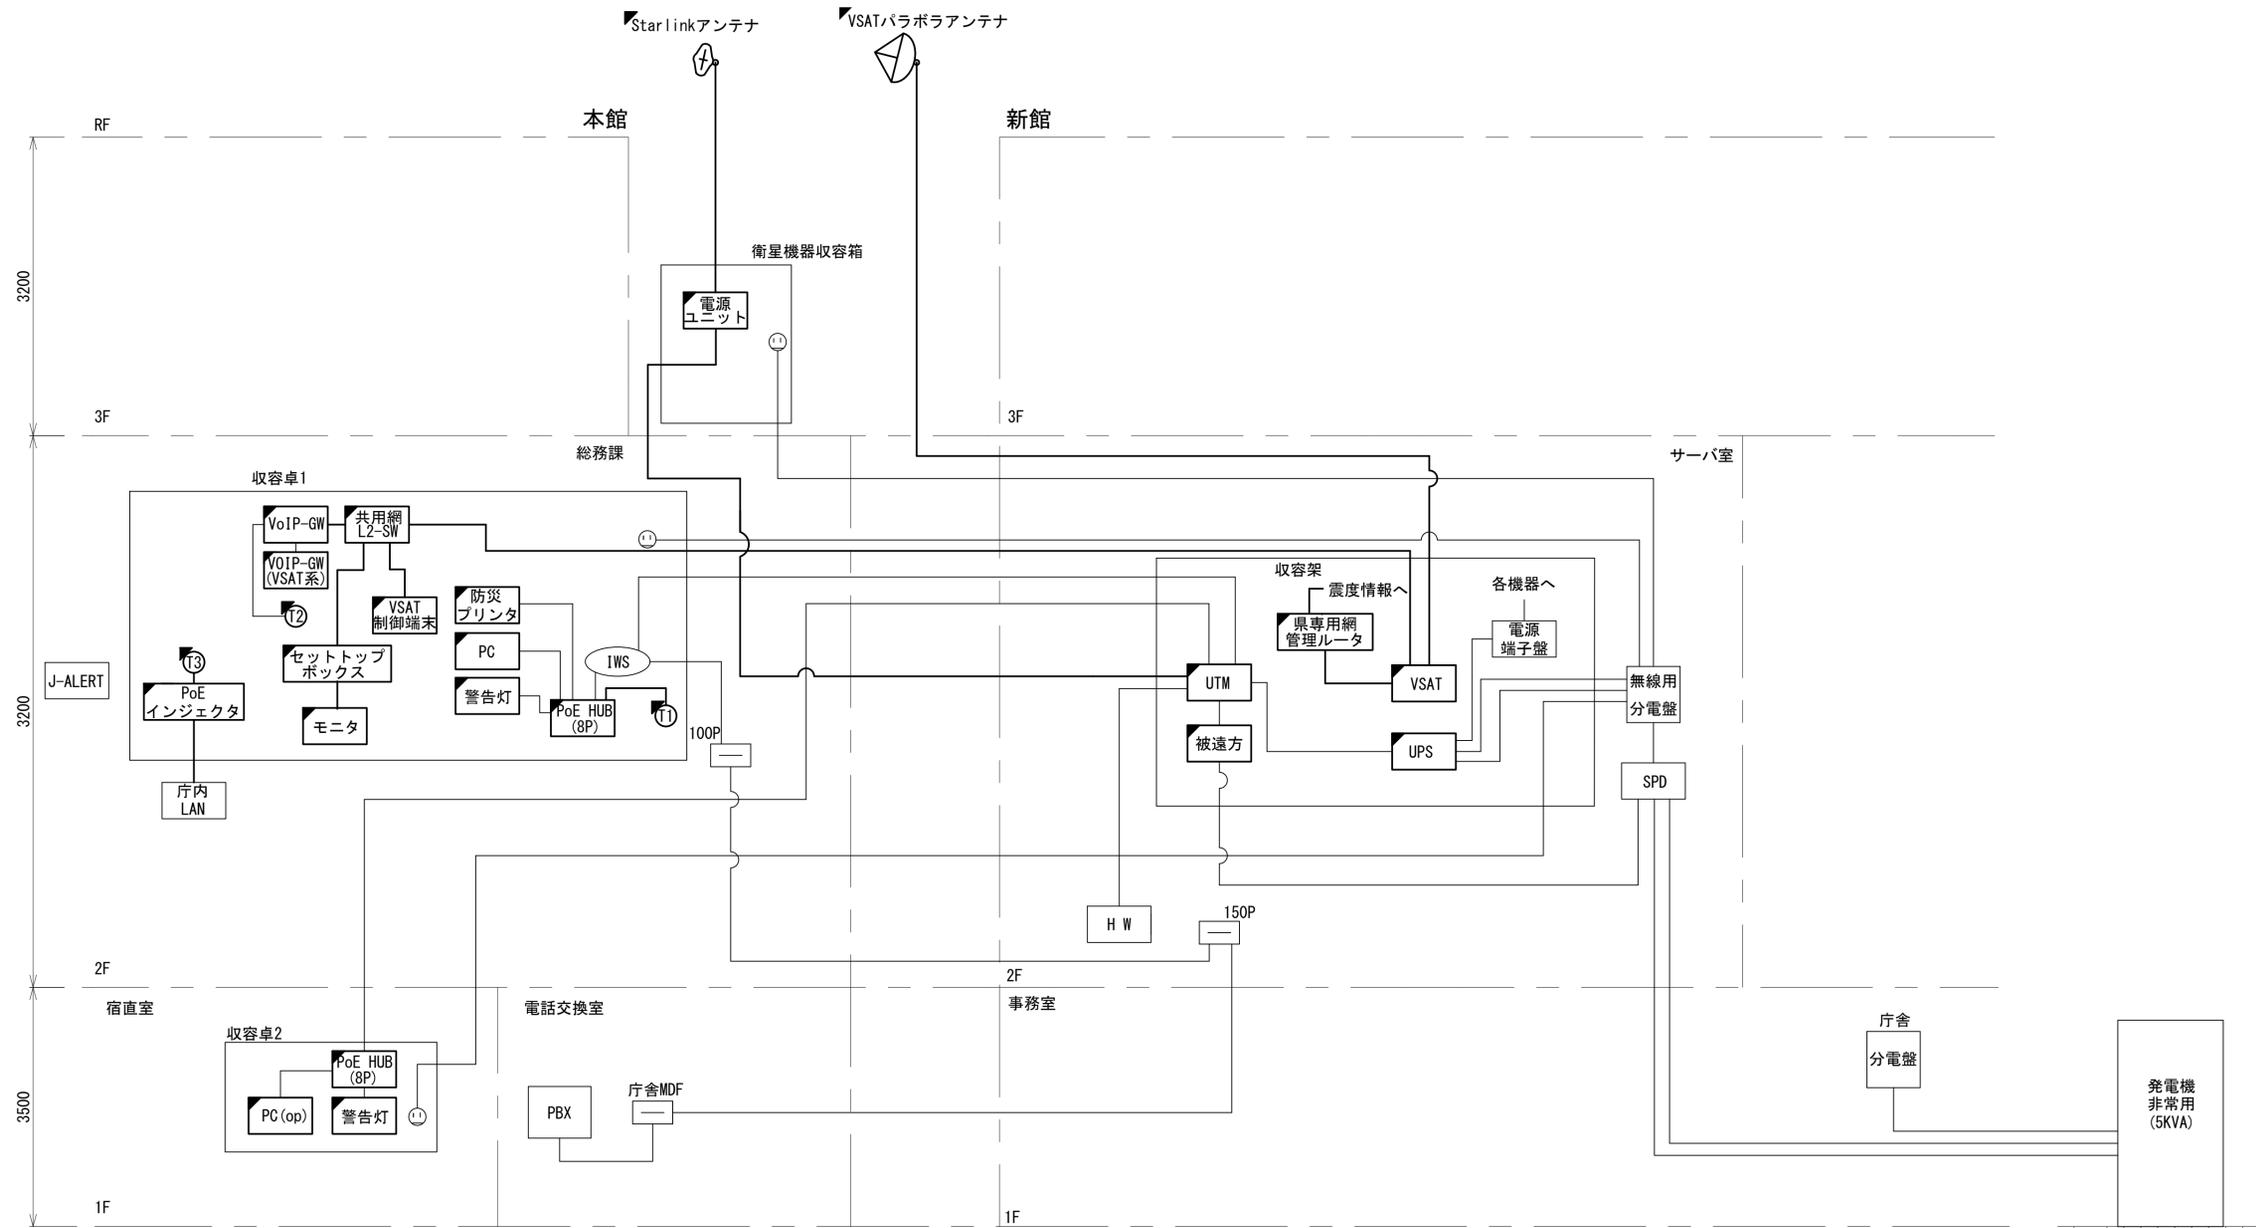


- 凡例
- : 新設
 - : 撤去
 - : 新設
 - : 撤去
 - : 既設
 - : 既設

工事名	奈良県防災行政通信ネットワーク 衛星回線等再整備工事		
図面名	三郷町役場 系統図(新設)		
作成年月日	令和 6年 8月		
縮尺	NON	図面番号	02
会社名	株式会社東京建設コンサルタント		
事業者名	奈良県		

三郷町役場 敷地平面図 (新設)

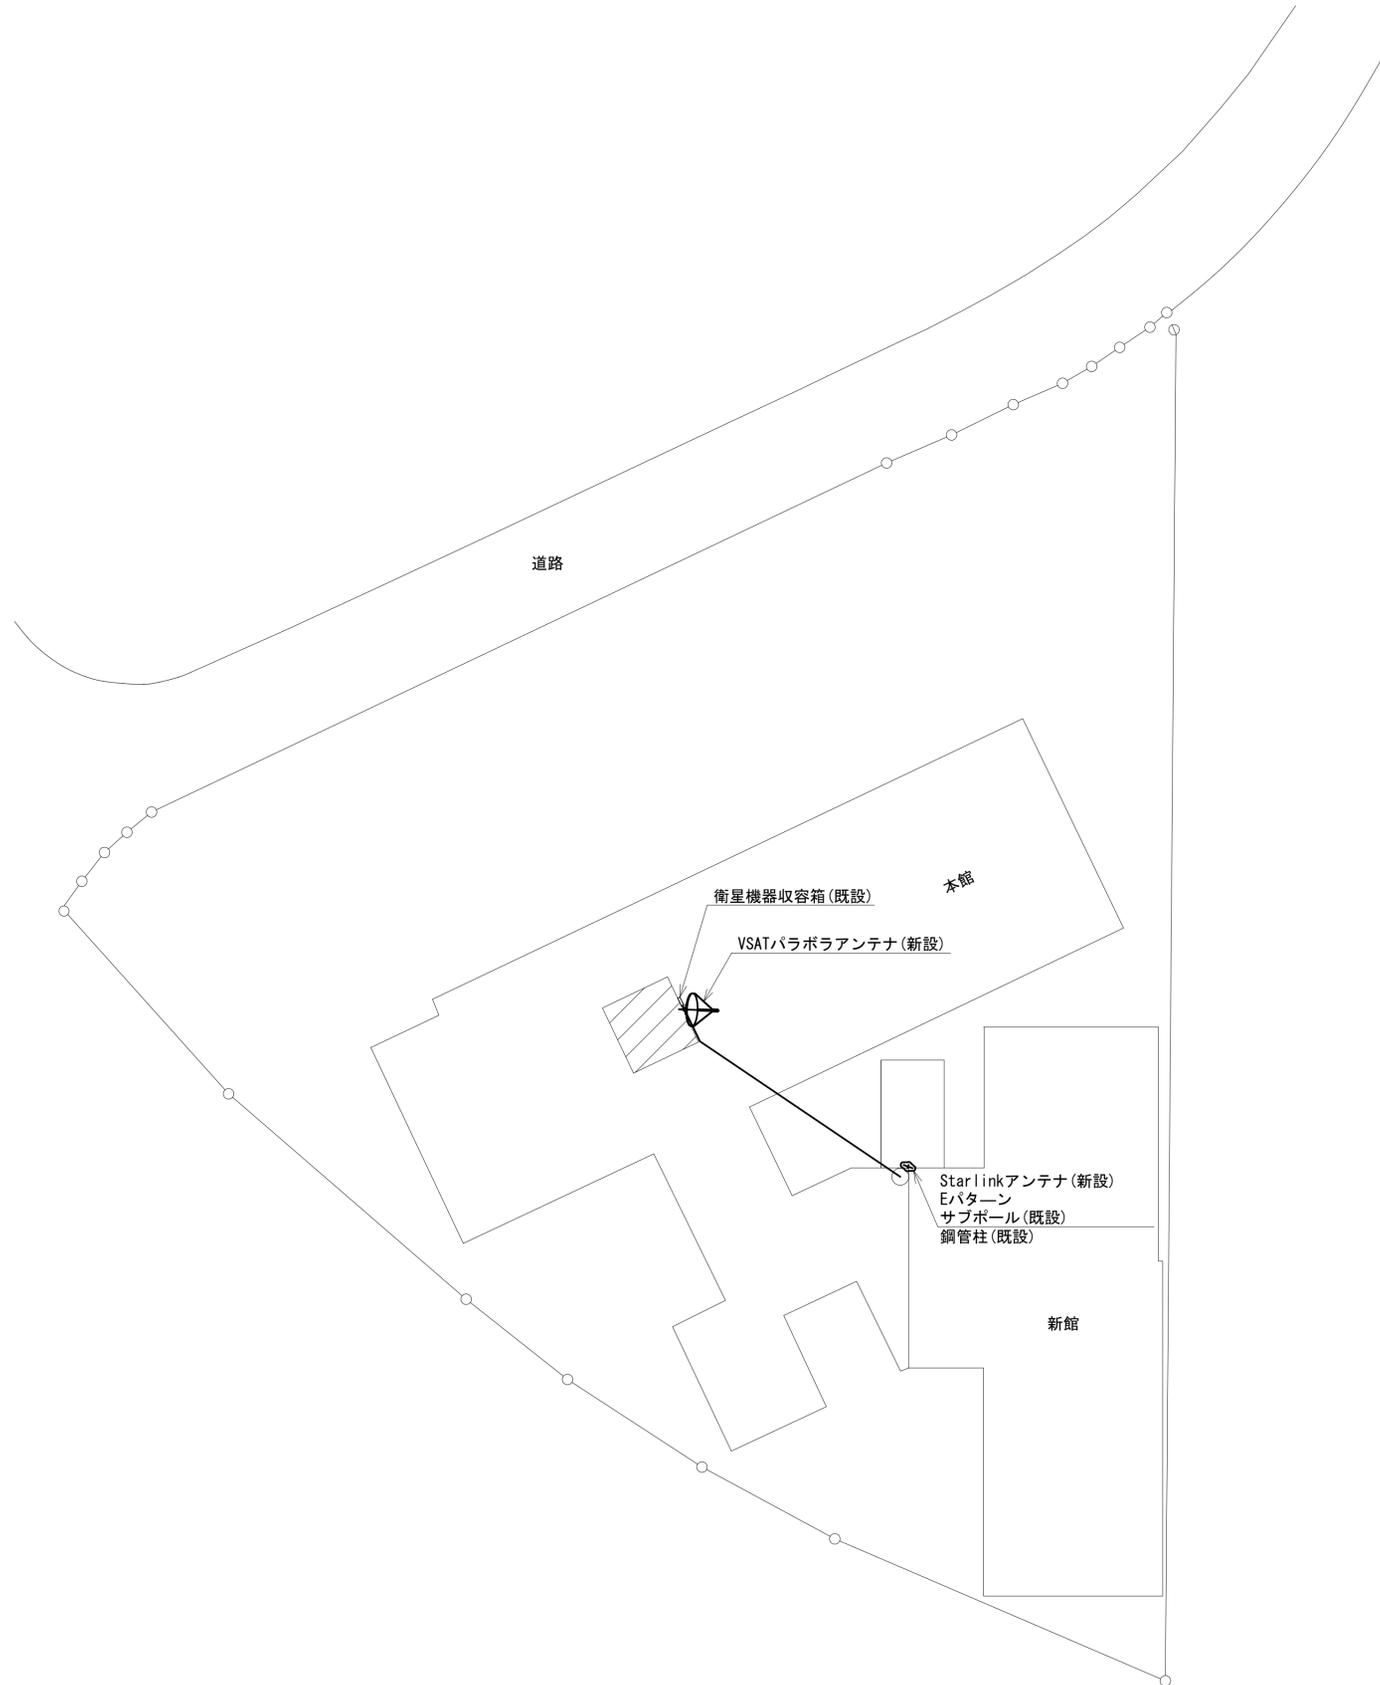


(衛星系)

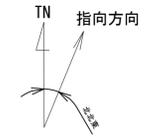

仰俯角140°

※Starlinkの方位角及び仰俯角は現地にて要調整。

(VSAT)

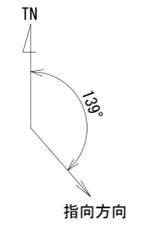


仰俯角41°

凡例	
	新設
	既設
	新設
	撤去
	既設

工事名	奈良県防災行政通信ネットワーク 衛星回線等再整備工事		
図面名	三郷町役場 敷地平面図(新設)		
作成年月日	令和 6年 8月		
縮尺	1:200	図面番号	03
会社名	株式会社東京建設コンサルタント		
事業者名	奈良県		

三郷町役場 機器据付図 (新設)


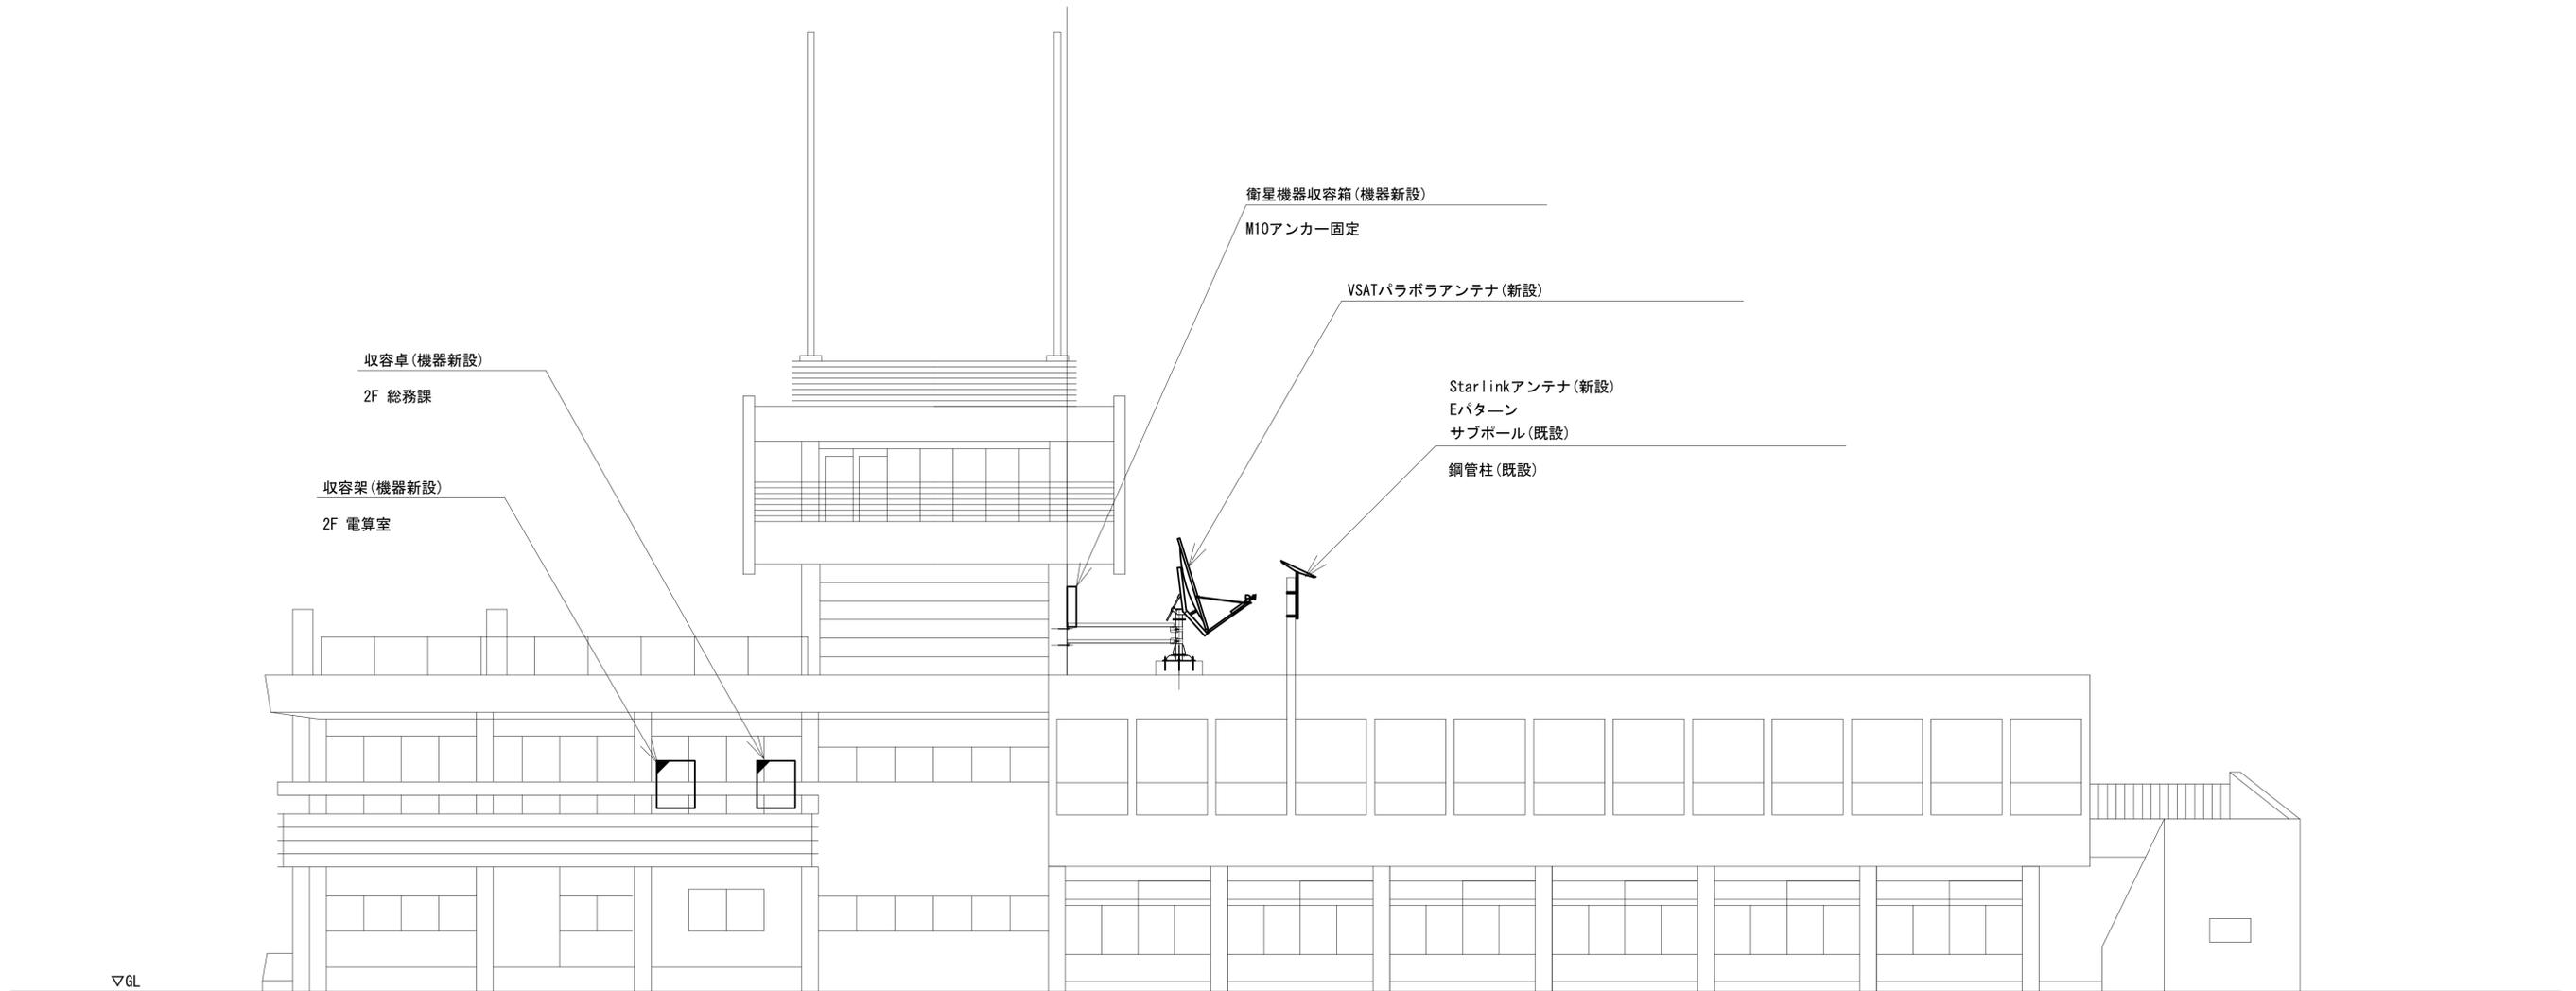


凡例

	新設		撤去		新設		撤去
	既設		既設				

工事名	奈良県防災行政通信ネットワーク 衛星回線等再整備工事		
図面名	三郷町役場 機器据付図 (新設)		
作成年月日	令和 6年 8月		
縮尺	1:50	図面番号	04
会社名	株式会社東京建設コンサルタント		
事業者名	奈良県		

 三郷町役場 1F 機器配置図 (新設)

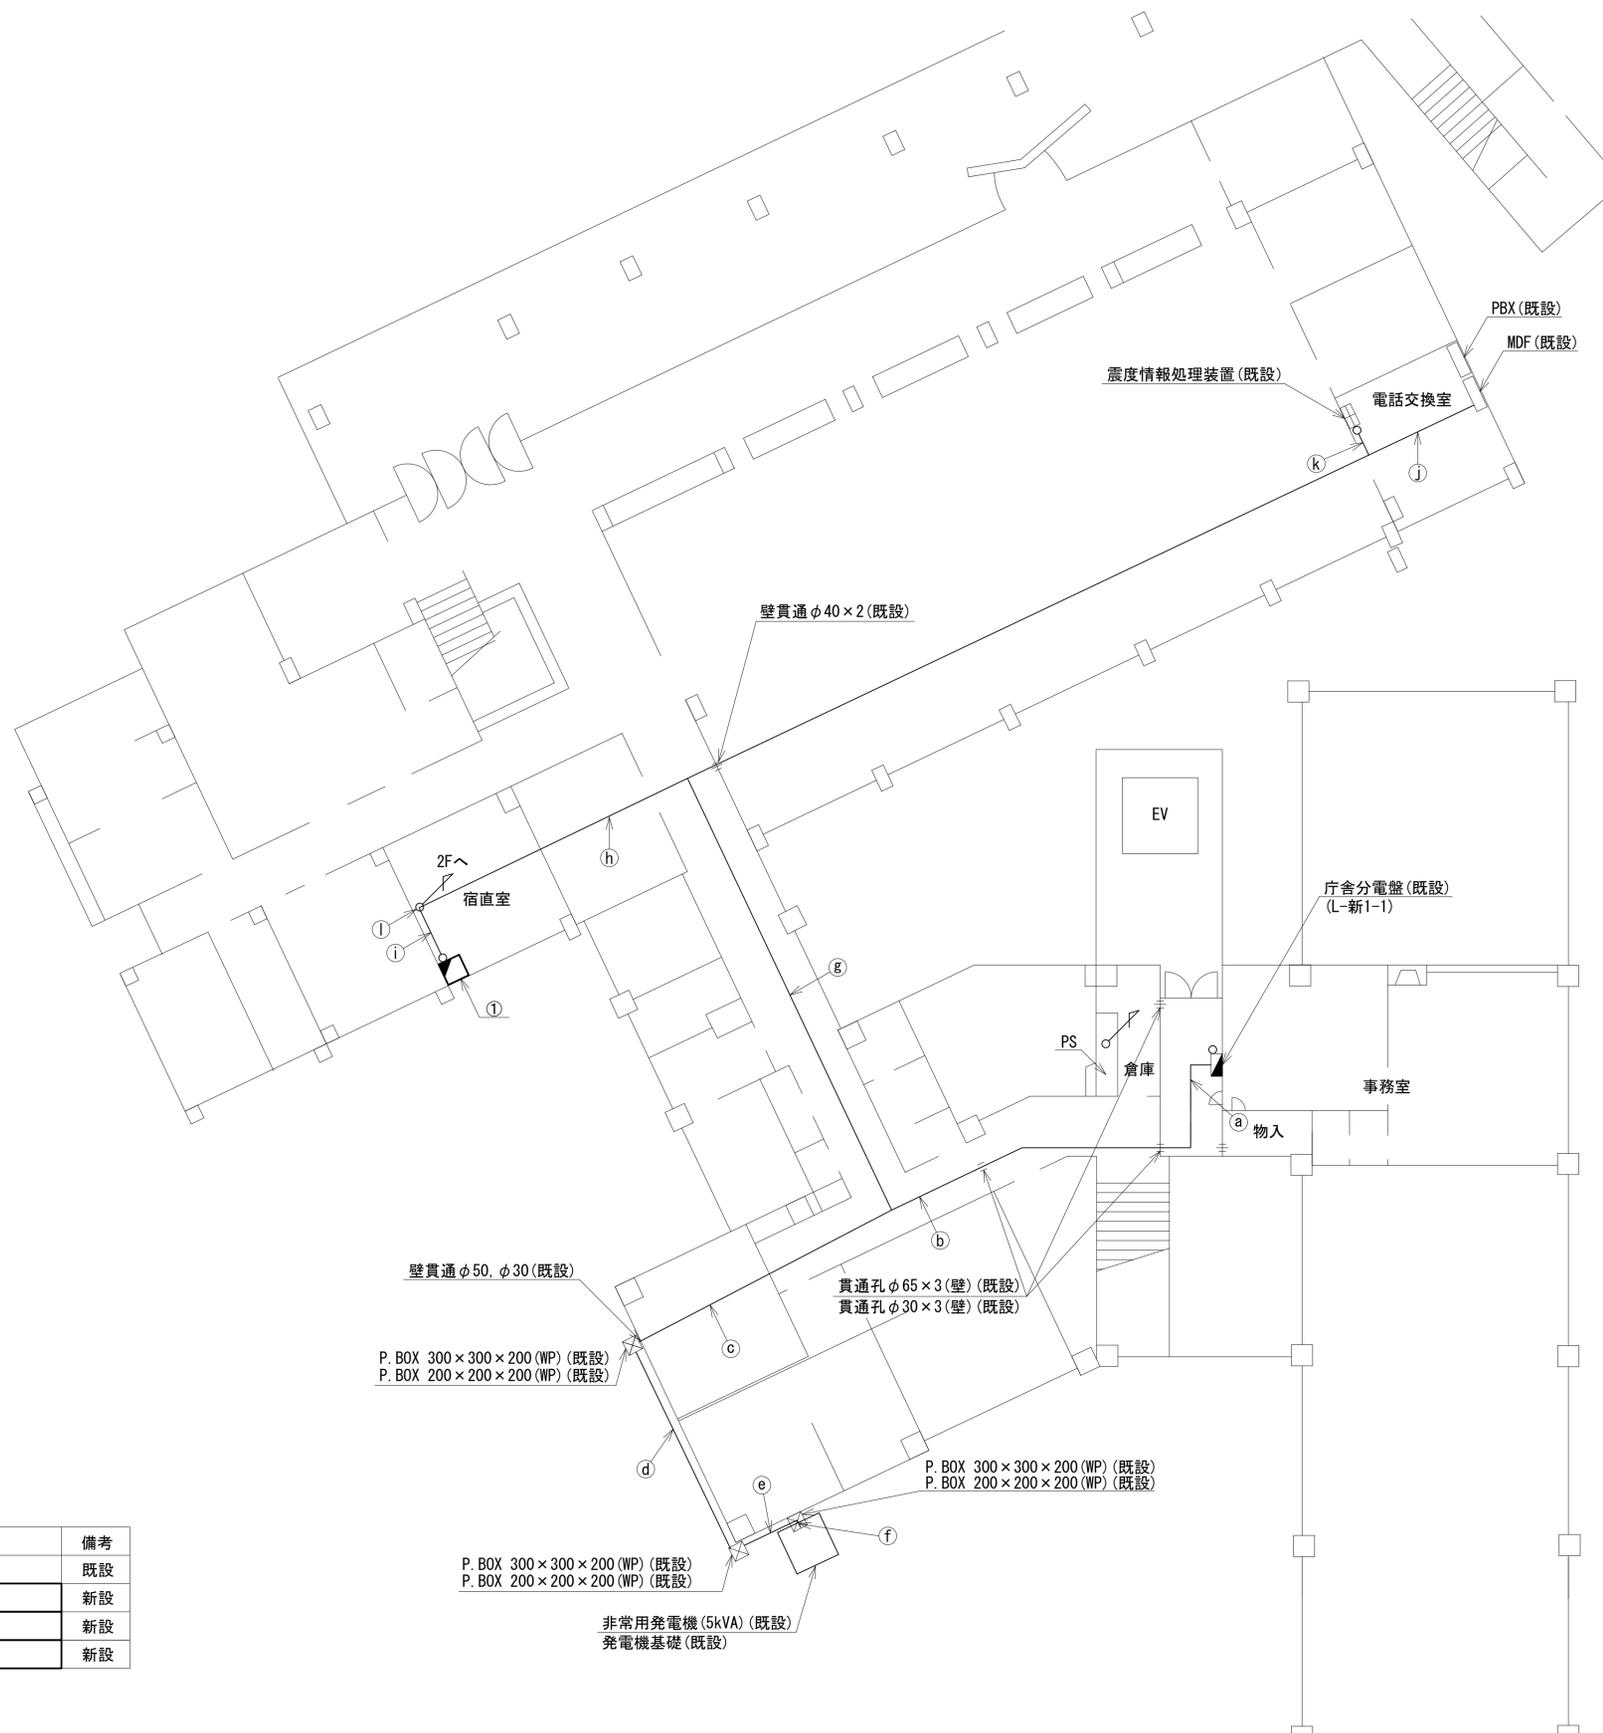

番号	名称	作業	施工方法
a	CE22sq-3C	既設	天井こがし
b	CE22sq-3C	既設	天井こがし
c	CPEV-SO. 65-10P CE22sq-3C × 2	既設	天井こがし
d	CPEV-SO. 65-10P CE22sq-3C × 2	既設	G22(既設) G54(既設)
e	CPEV-SO. 65-10P CE22sq-3C × 2	既設	G22(既設) G54(既設)
f	CPEV-SO. 65-10P CE22sq-3C	既設	G22(既設) G36(既設)
g	CPEV-SO. 65-10P CE22sq-3C	既設	G22(既設) G36(既設)
h	CPEV-SO. 65-20P CE5. 5sq-3C CE22sq-3C CPEV-SO. 65-10P	既設	天井こがし
i	EM-UTPO. 5-4P CE5. 5sq-3C	既設	天井こがし
j	CPEV-SO. 65-20P CPEV-SO. 65-3P	既設	天井こがし
k	CE5. 5sq-3C CPEV-SO. 65-3P	既設	天井こがし
l	EM-UTPO. 5-4P FCPEV-SO. 65-10P CE22sq-3C CE5. 5sq-3C × 2	既設	天井こがし

番号	名称	備考
①	取容卓2	既設
	防災情報端末(オプション)	新設
	スピーカー付警告灯	新設
	PoE HUB(8P)	新設

凡例	
■	新設
□	撤去
—	新設
- - -	撤去
□	既設
—	既設

工事名	奈良県防災行政通信ネットワーク 衛星回線等再整備工事
図面名	三郷町役場 1F 機器配置図(新設)
作成年月日	令和 6年 8月
縮尺	1:100 図面番号 05
会社名	株式会社東京建設コンサルタント
事業者名	奈良県

三郷町役場 2F 機器配置図 (新設)




名称	作業	施工方法
FCPEV-S0. 65-20P	既設	フリーアクセス
FCPEV-S0. 65-10P	既設	
a EM-UTPO. 5-4P	既設	
CE22sq-3C	既設	
CE5. 5sq-3C×2	既設	
SWVPO. 5-12C×2	既設	フリーアクセス
S-7C-FB×2	新設	
b EM-UTPO. 5-4P×3	既設	
CE5. 5sq-3C×2	既設	
IE3. 5sq	既設	
S-7C-FB×2	新設	天井ころがし
EM-UTPO. 5-4P	既設	
LANケーブル	新設	
c CPEV-S0. 65-20P	既設	
屋外LANケーブル	新設	
CE5. 5sq-3C	既設	
CE3. 5sq-3C	既設	
IE3. 5sq	既設	
S-7C-FB×2	新設	天井ころがし
d 屋外LANケーブル	新設	
CE3. 5sq-3C	既設	
IE3. 5sq	既設	#30(既設)
e S-7C-FB×2	新設	
屋外LANケーブル	新設	
IE3. 5sq	既設	#30(既設)
CE3. 5sq-3C	既設	
EM-UTPO. 5-4P	既設	天井ころがし
f LANケーブル	新設	
CPEV-S0. 65-20P	既設	
CE5. 5sq-3C	既設	天井ころがし
g EM-UTPO. 5-4P	既設	
LANケーブル	新設	
CPEV-S0. 65-20P	既設	ダクト(既設)
CE5. 5sq-3C	既設	
h CPEV-S0. 65-20P	既設	
CPEV-S0. 65-10P	既設	天井ころがし
i EM-UTPO. 5-4P	既設	
LANケーブル	新設	
CPEV-S0. 65-10P	既設	
CE5. 5sq-3C	既設	

番号	名称	備考
①	収容卓1	既設
	共用網L2-SW	新設
	セットトップボックス	新設
	モニタ	新設
	VoIP-GW	新設
	防災FAX(アナログ)	新設
	防災電話(アナログ)	新設
	VSAT制御端末	新設
	PoE HUB(8Port)	新設
	防災プリンタ	新設
	スピーカ付警告灯	新設
	防災情報端末	新設
	防災電話(IP)	新設
	PoEインジェクタ	新設
	防災電話(IP)(大和路HW)	新設

凡例	
■	新設
□	撤去
—	新設
- - -	撤去
□	既設
—	既設

工事名	奈良県防災行政通信ネットワーク 衛星回線等再整備工事
図面名	三郷町役場 2F 機器配置図(新設)
作成年月日	令和 6年 8月
縮尺	1:100 図面番号 06
会社名	株式会社東京建設コンサルタント
事業者名	奈良県

三郷町役場 3F 機器配置図 (新設)

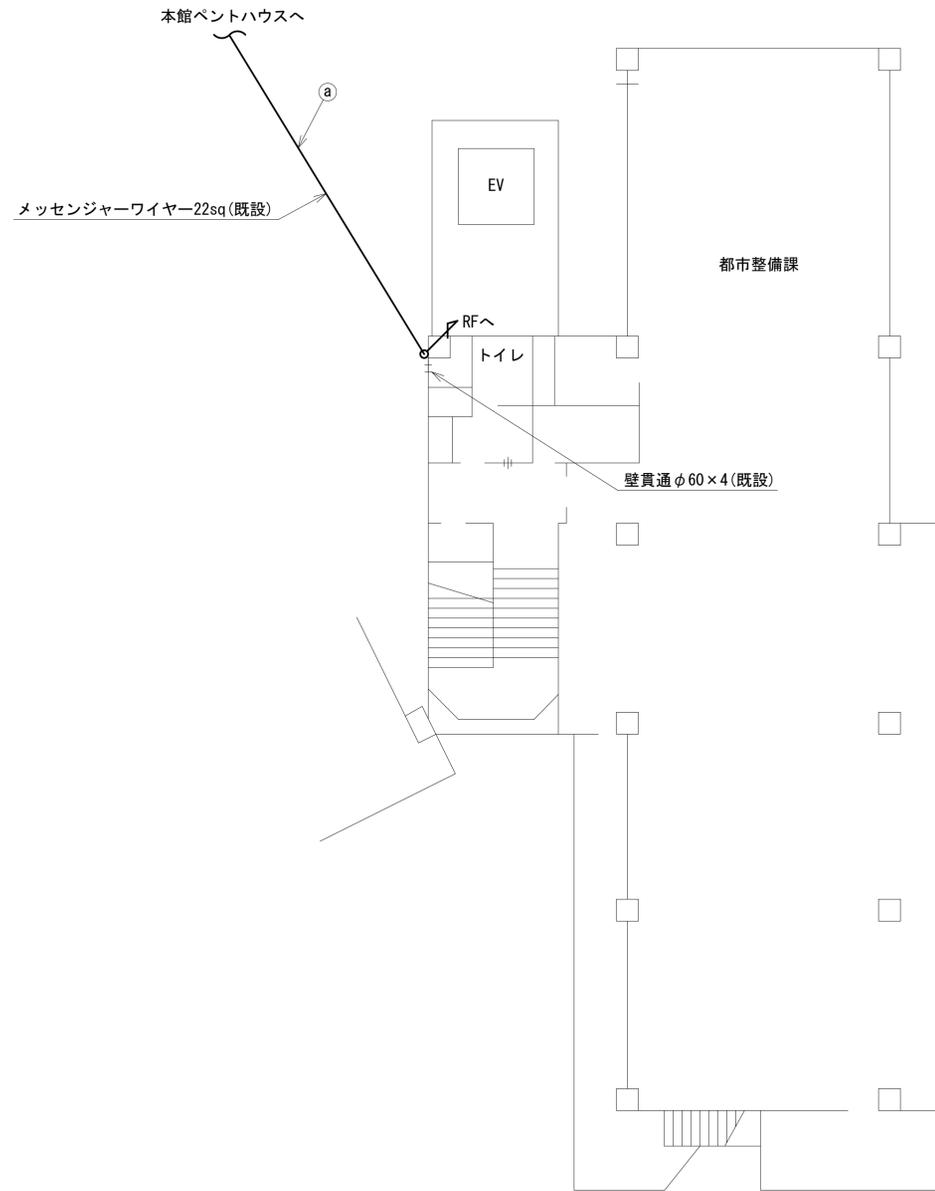

名称	作業	施工方法
a 外部アンテナ接続用ケーブル	新設	架空配線

凡例			
 : 新設	 : 撤去	—— : 新設	---- : 撤去
 : 既設		—— : 既設	

工事名	奈良県防災行政通信ネットワーク 衛星回線等再整備工事		
図面名	三郷町役場 3F 機器配置図(新設)		
作成年月日	令和 6年 8月		
縮尺	1:100	図面番号	07
会社名	株式会社東京建設コンサルタント		
事業者名	奈良県		

三郷町役場 RF 機器配置図(1) (新設)




(衛星系)

指向方向



仰俯角140°

※Starlinkの方位角及び仰俯角は現地にて要調整。

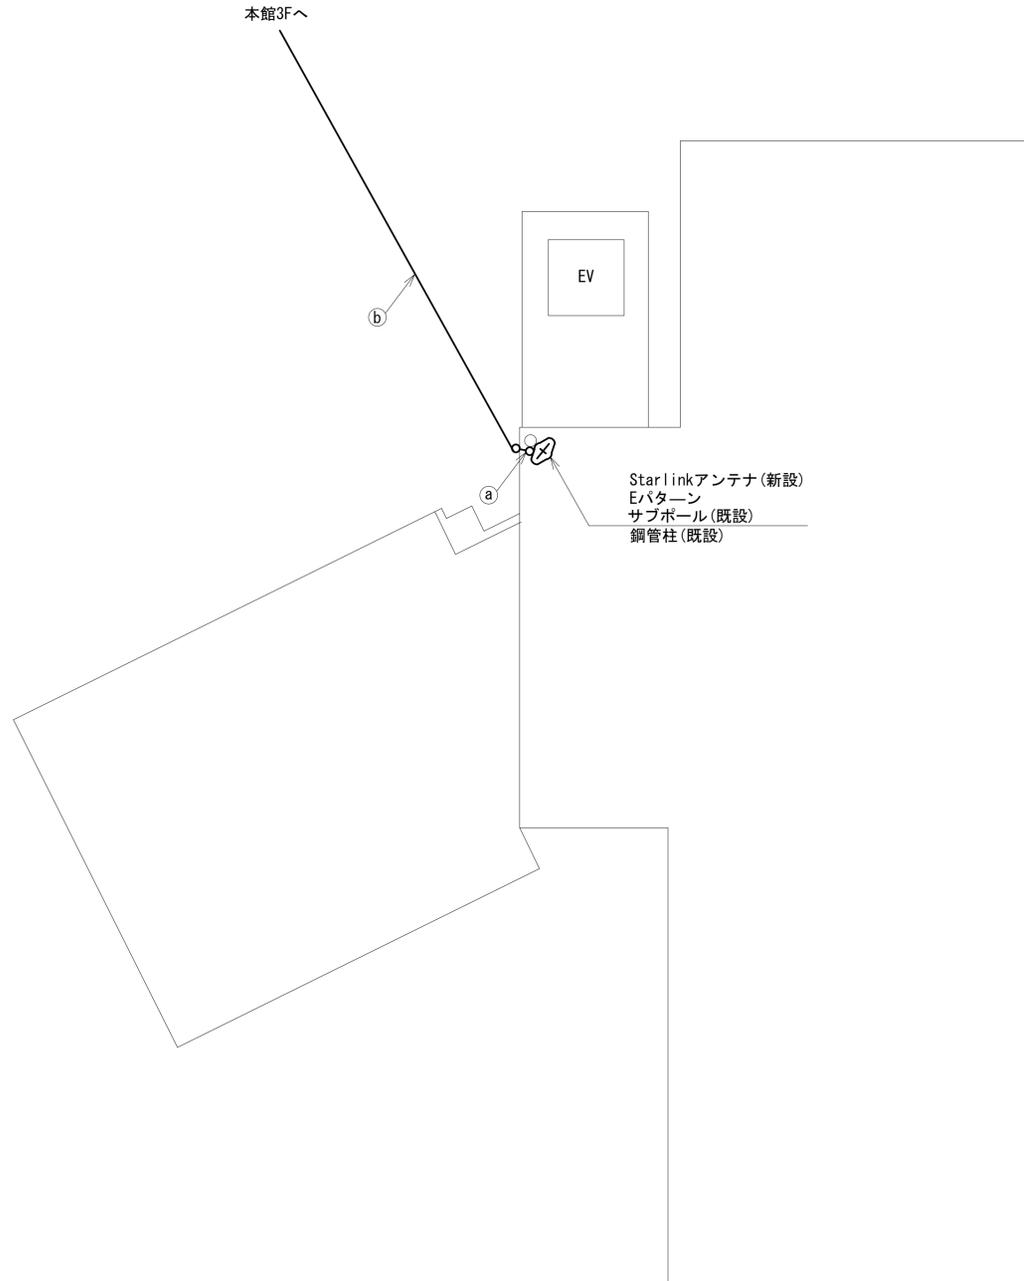


	名 称	作 業	施 工 方 法
a)	外部アンテナ接続用ケーブル	新設	露出配線
b)	外部アンテナ接続用ケーブル	新設	架空配線

凡 例

	新設		撤去		新設		撤去
	既設		撤去		既設		撤去


工事名	奈良県防災行政通信ネットワーク 衛星回線等再整備工事		
図面名	三郷町役場 RF 機器配置図(1)(新設)		
作成年月日	令和 6年 8月		
縮尺	1:100	図面番号	08
会社名	株式会社東京建設コンサルタント		
事業者名	奈良県		

三郷町役場 RF 機器配置図(2) (新設)

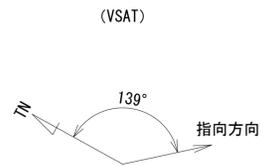

名 称	作業	施工方法
① 外部アンテナ接続用ケーブル	新設	架空配線
② 外部アンテナ接続用ケーブル	新設	G36 (既設)
③ S-7C-FB×2	新設	架空配線
④ IE3.5sq	既設	
⑤ S-7C-FB×2	新設	露出配線
⑥ IE3.5sq	既設	
⑦ S-7C-FB×2	新設	G36 (既設)
⑧ IE3.5sq	既設	
⑨ 屋外LANケーブル	新設	
⑩ CE3.5sq-3C	既設	G28 (既設)
⑪ S-7C-FB×2	新設	
⑫ IE3.5sq	既設	G36 (既設)
⑬ 屋外LANケーブル	新設	
⑭ CE3.5sq-3C	既設	G28 (既設)

番号	名 称	備考
①	衛星機器収容箱	既設
	電源ユニット	新設

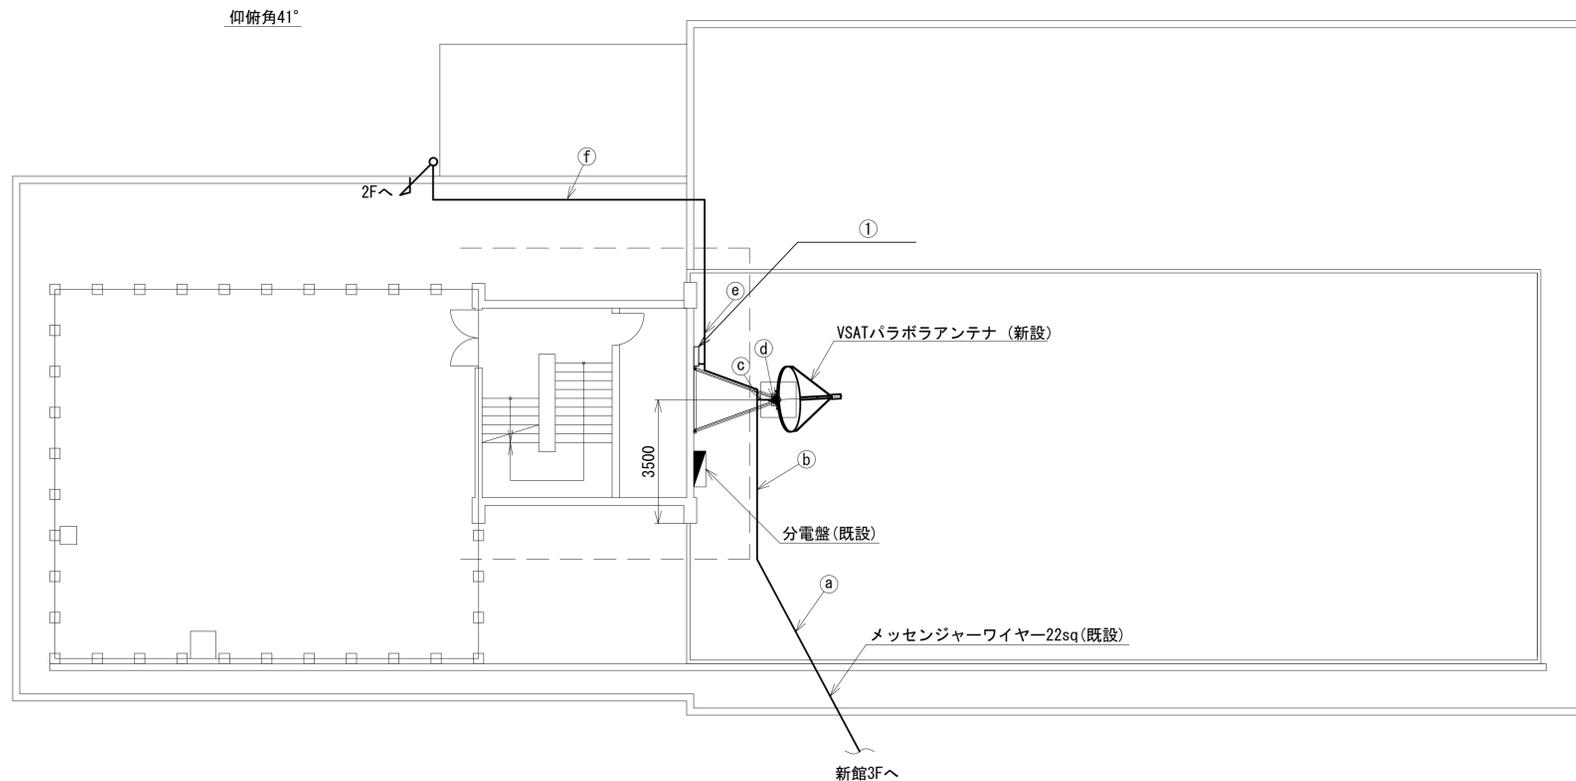


凡 例

 : 新設	 : 撤去	 : 新設	 : 撤去
 : 既設	 : 既設		

工事名	奈良県防災行政通信ネットワーク 衛星回線等再整備工事		
図面名	三郷町役場 RF 機器配置図(2) (新設)		
作成年月日	令和 6年 8月		
縮尺	1:100	図面番号	09
会社名	株式会社東京建設コンサルタント		
事業者名	奈良県		

三郷町役場 2Fサーバ室 機器配置図 (新設)

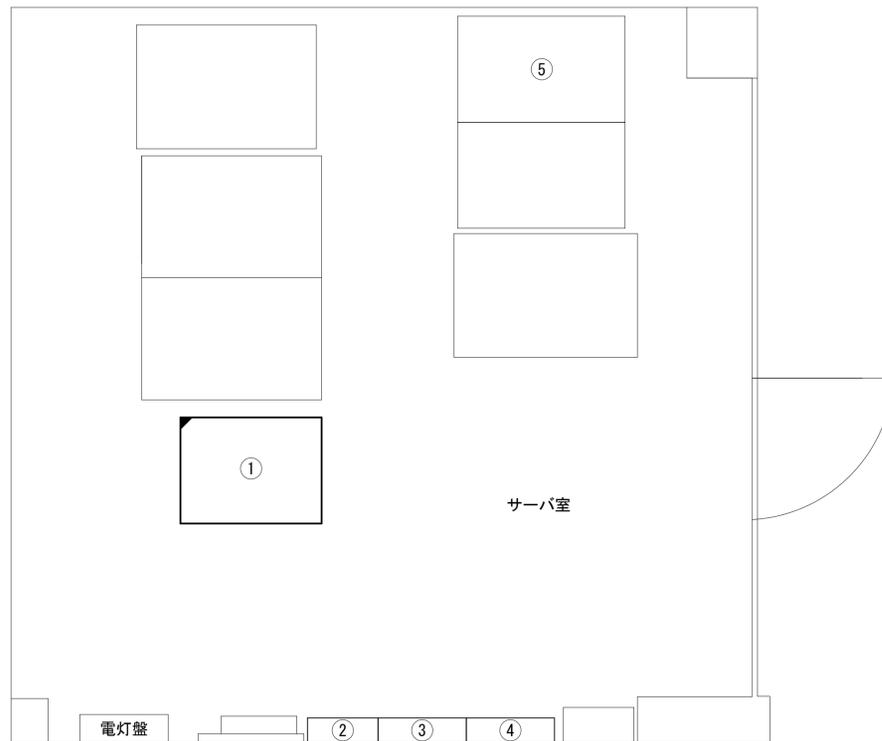


番号	名称	備考
①	收容架	既設
	VSAT	新設
	県専用網管理ルータ	新設
	UPS	新設
	UTM	新設
	被遠方監視制御装置	新設
②	SPD盤	既設
③	無線用分電盤	既設
④	無線室150P端子盤	既設
⑤	大和路HW	既設

凡例			
	新設		撤去
	新設		撤去
	既設		既設

工事名	奈良県防災行政通信ネットワーク 衛星回線等再整備工事		
図面名	三郷町役場 2Fサーバ室 機器配置図(新設)		
作成年月日	令和 6年 8月		
縮尺	1:20	図面番号	10
会社名	株式会社東京建設コンサルタント		
事業者名	奈良県		

三郷町役場 配線系統図 (新設)

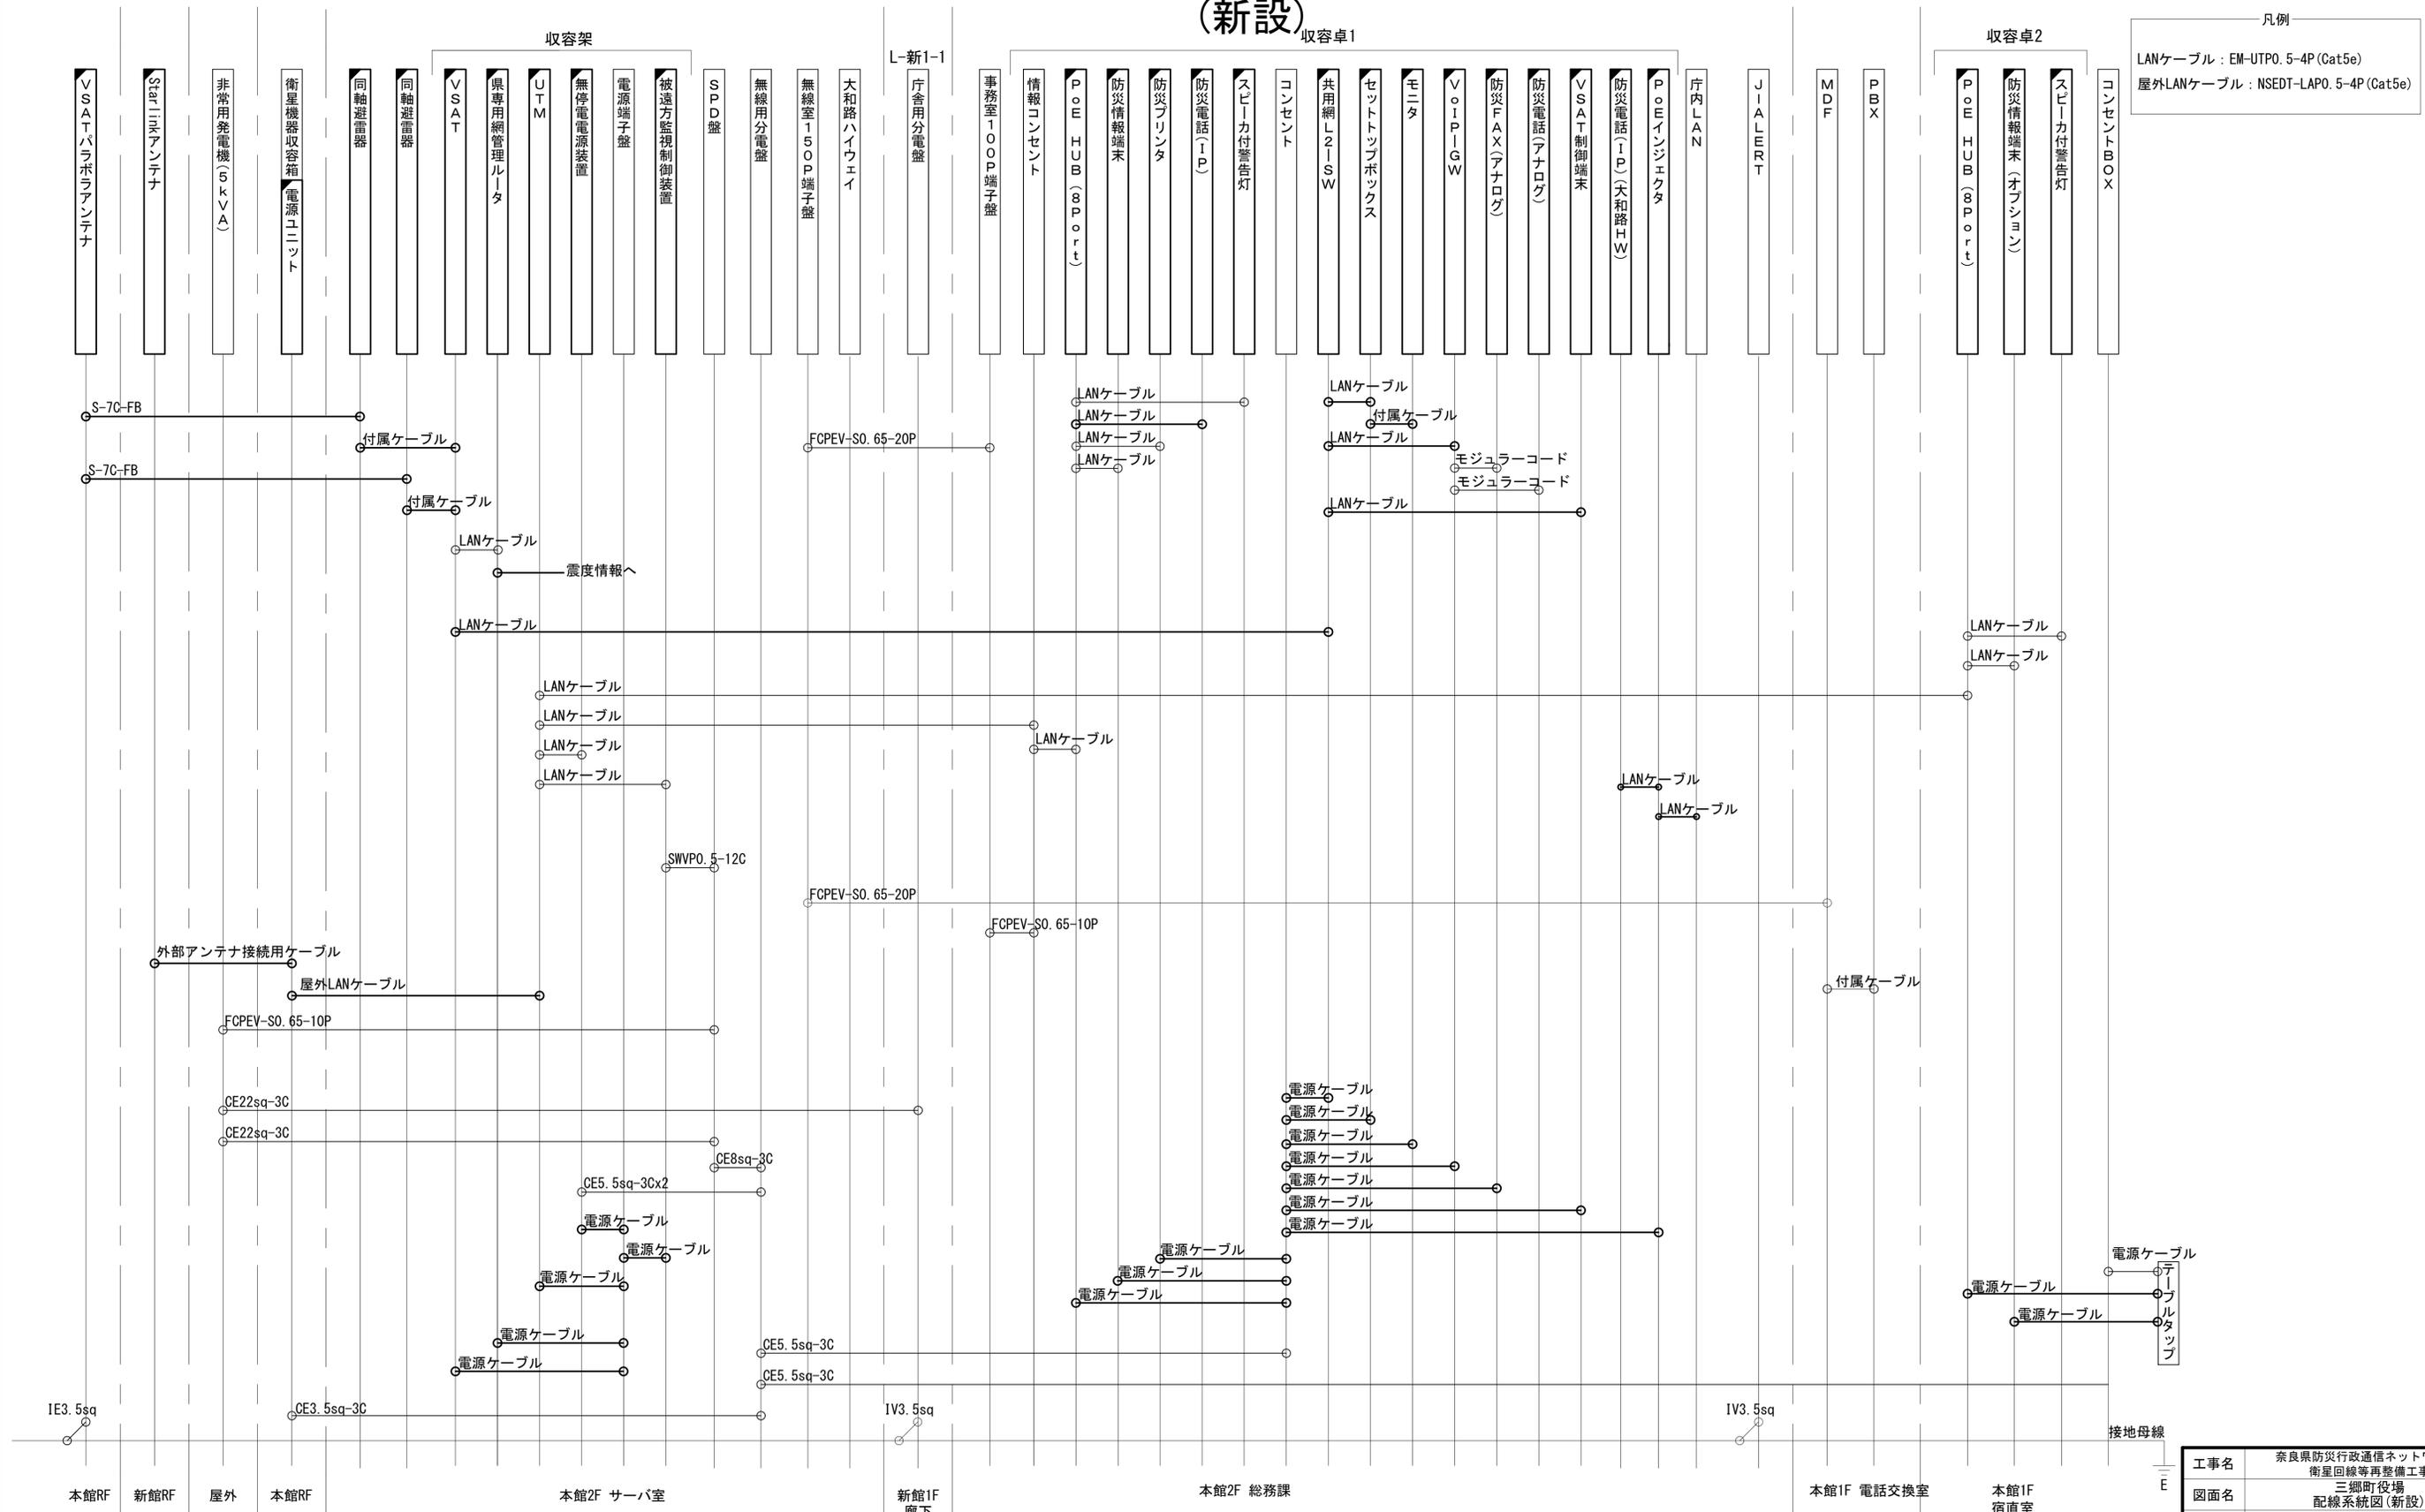


凡例
 LANケーブル : EM-UTP0. 5-4P (Cat5e)
 屋外LANケーブル : NSED-LAP0. 5-4P (Cat5e)

工事名	奈良県防災行政通信ネットワーク 衛星回線等再整備工事
図面名	三郷町役場 配線系統図 (新設)
作成年月日	令和 6年 8月
縮尺	NON
図面番号	11
会社名	株式会社東京建設コンサルタント
事業者名	奈良県

凡例
 [黒塗り] : 新設 [白塗り] : 撤去
 [実線] : 新設 [点線] : 撤去
 [白塗り] : 既設 [実線] : 既設

三郷町役場 電源系統図(参考図)

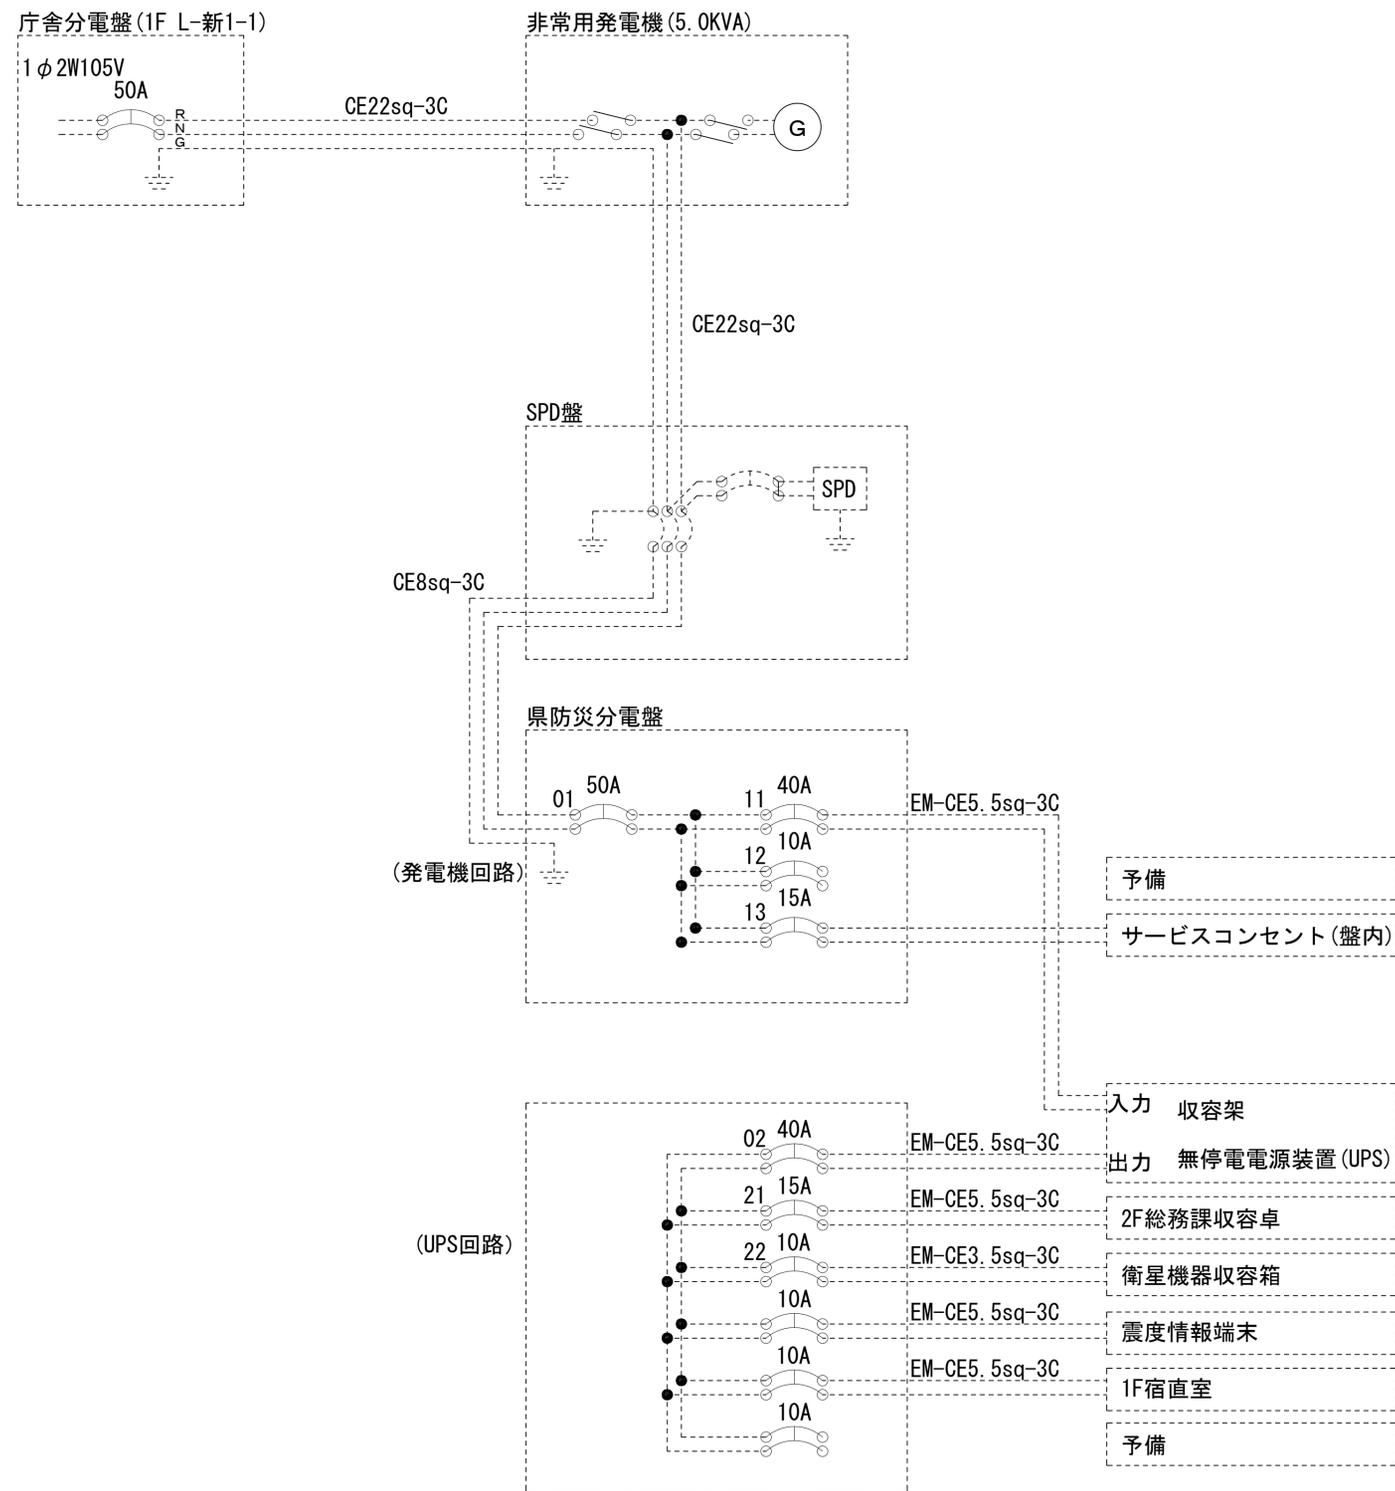


【凡例】

- : 更新、新設
- : 改造
- : 既設
- : 更新・新設ケーブル
- : 既設ケーブル


* 3Cのうち1Cは接地用

工事名	奈良県防災行政通信ネットワーク 衛星回線等再整備工事		
図面名	三郷町役場 電源系統図(参考図)		
作成年月日	令和 6年 8月		
縮尺	NON	図面番号	12
会社名	株式会社東京建設コンサルタント		
事業者名	奈良県		

三郷町役場 系統図 (撤去)

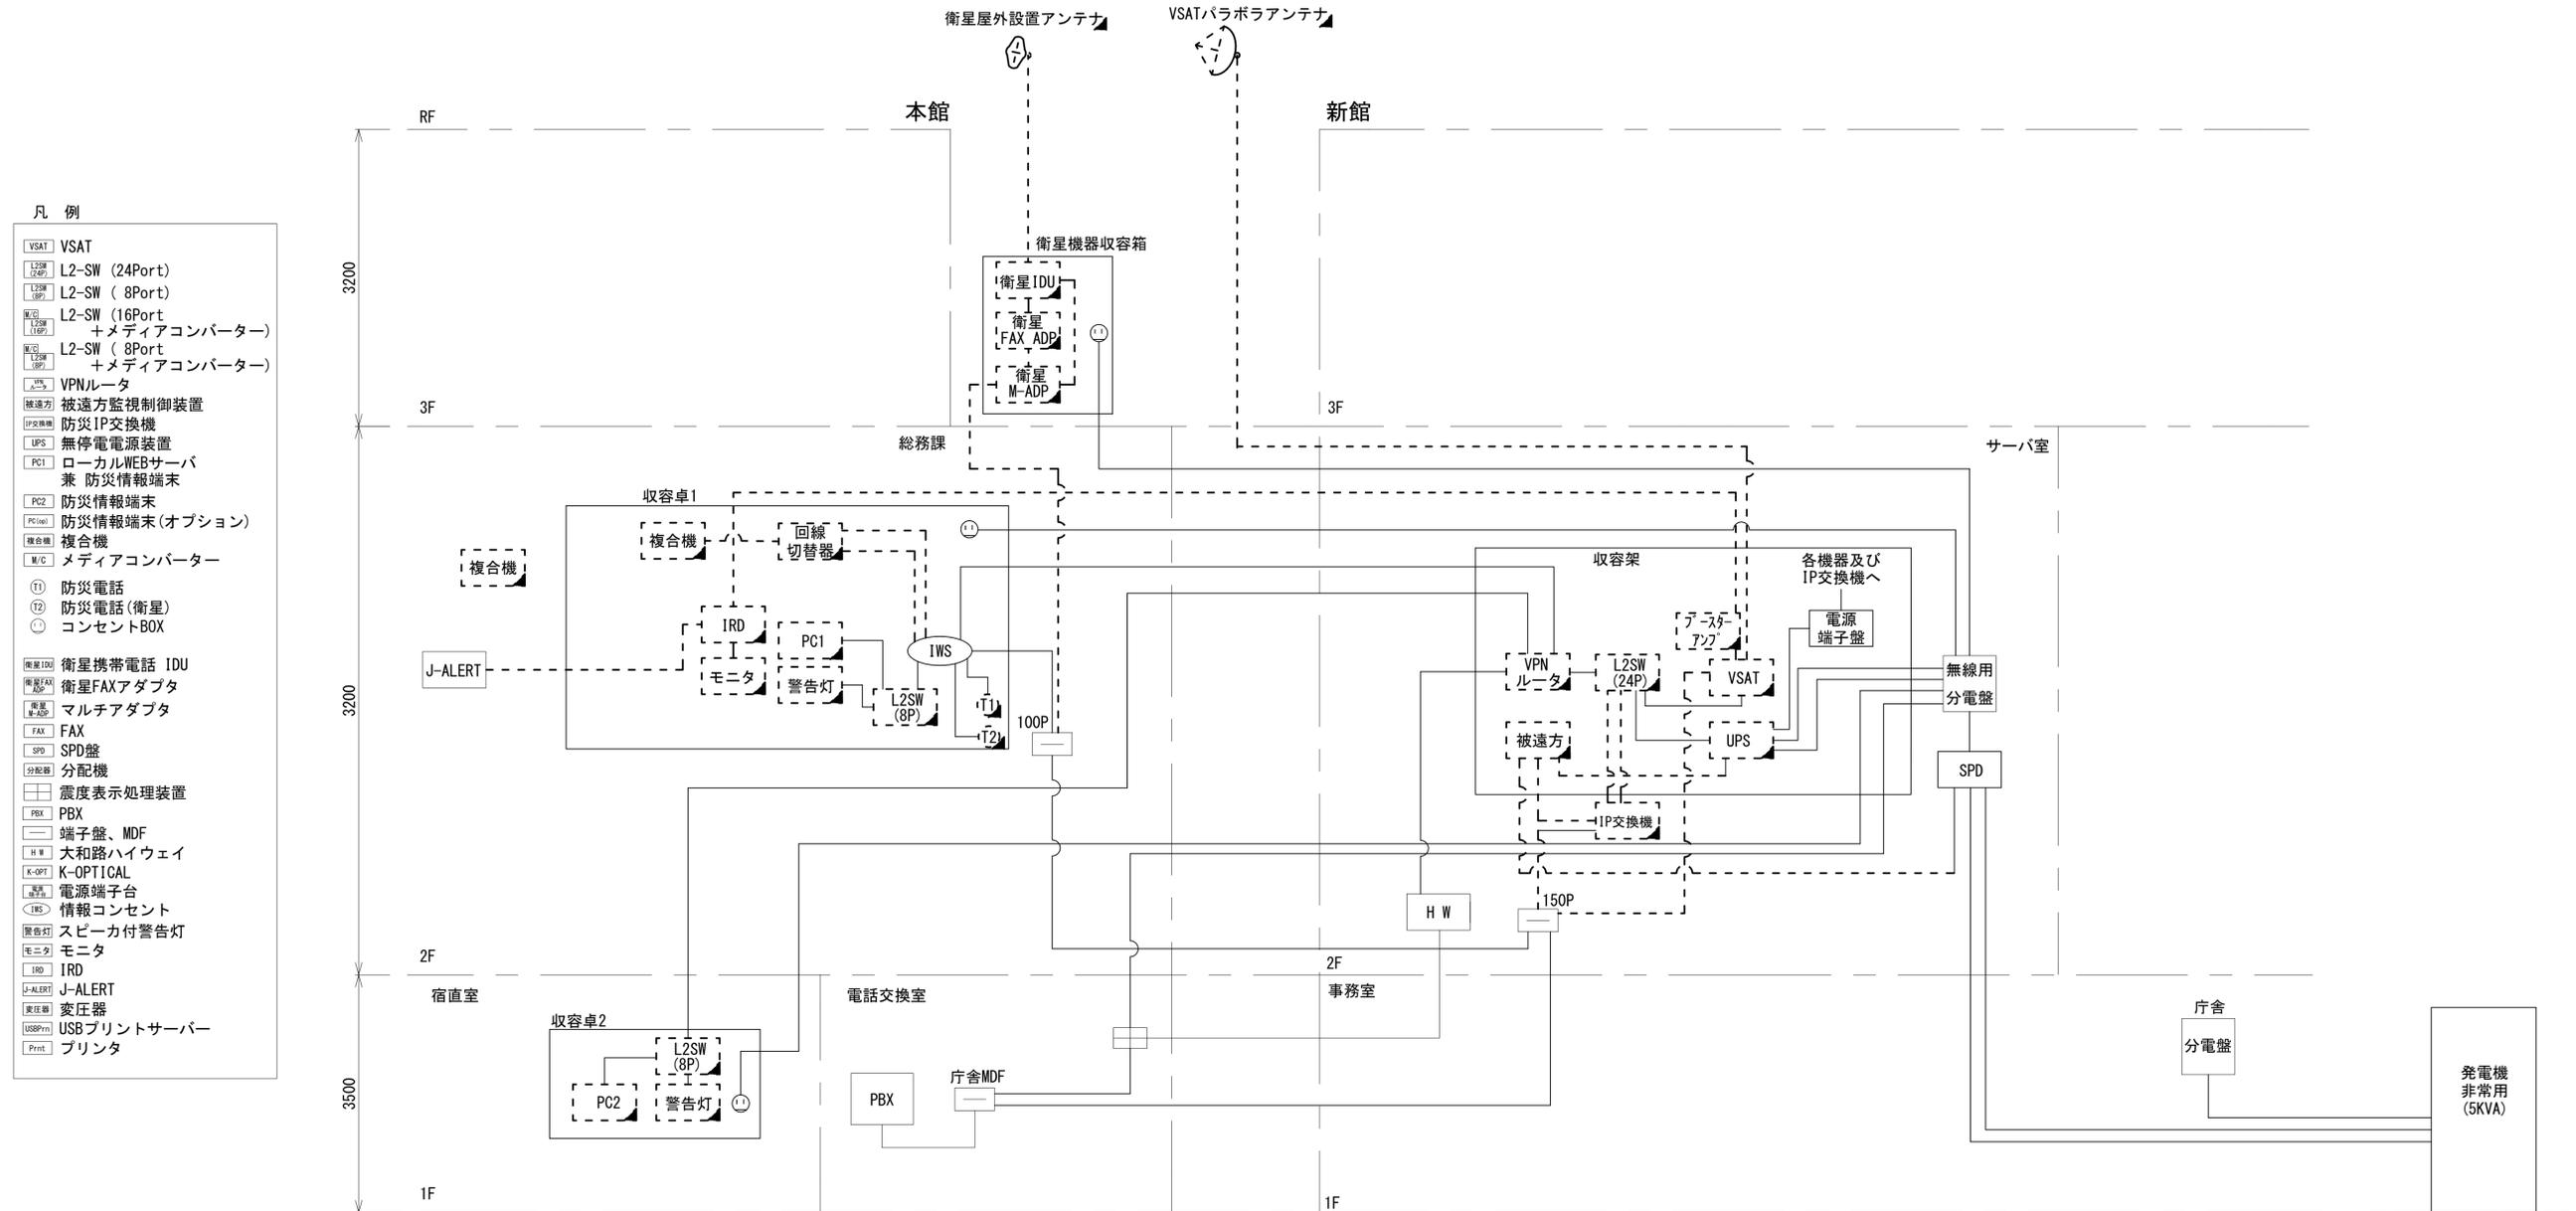


- 凡例
- VSAT VSAT
 - L2SW (24P) L2-SW (24Port)
 - L2SW (8P) L2-SW (8Port)
 - L2SW (16P) L2-SW (16Port)
 - L2SW (8P) +メディアコンバーター L2-SW (8Port) +メディアコンバーター
 - VPNルータ VPNルータ
 - 被遠方監視制御装置 被遠方監視制御装置
 - 防災IP交換機 防災IP交換機
 - UPS 無停電電源装置
 - PC1 ローカルWEBサーバ 兼 防災情報端末
 - PC2 防災情報端末
 - PCopt 防災情報端末(オプション)
 - 複合機 複合機
 - M/C メディアコンバーター
 - T1 防災電話
 - T2 防災電話(衛星)
 - コンセントBOX
 - 衛星IDU 衛星携帯電話 IDU
 - 衛星FAXアダプタ 衛星FAXアダプタ
 - 衛星M-ADP マルチアダプタ
 - FAX FAX
 - SPD SPD盤
 - 分配機 分配機
 - 震度表示処理装置
 - PBX PBX
 - 端子盤、MDF 端子盤、MDF
 - H/W 大和路ハイウェイ
 - K-OPT K-OPTICAL
 - 電源端子台 電源端子台
 - 情報コンセント 情報コンセント
 - スピーカ付警告灯 スピーカ付警告灯
 - モニター モニタ
 - IRD IRD
 - J-ALERT J-ALERT
 - 変圧器 変圧器
 - USBプリントサーバー USBプリントサーバー
 - プリンタ プリンタ

 

工事名	奈良県防災行政通信ネットワーク 衛星回線等再整備工事
図面名	三郷町役場 系統図(撤去)
作成年月日	令和 6年 8月
縮尺	NON 図面番号 13
会社名	株式会社東京建設コンサルタント
事業者名	奈良県


三郷町役場 敷地平面図 (撤去)

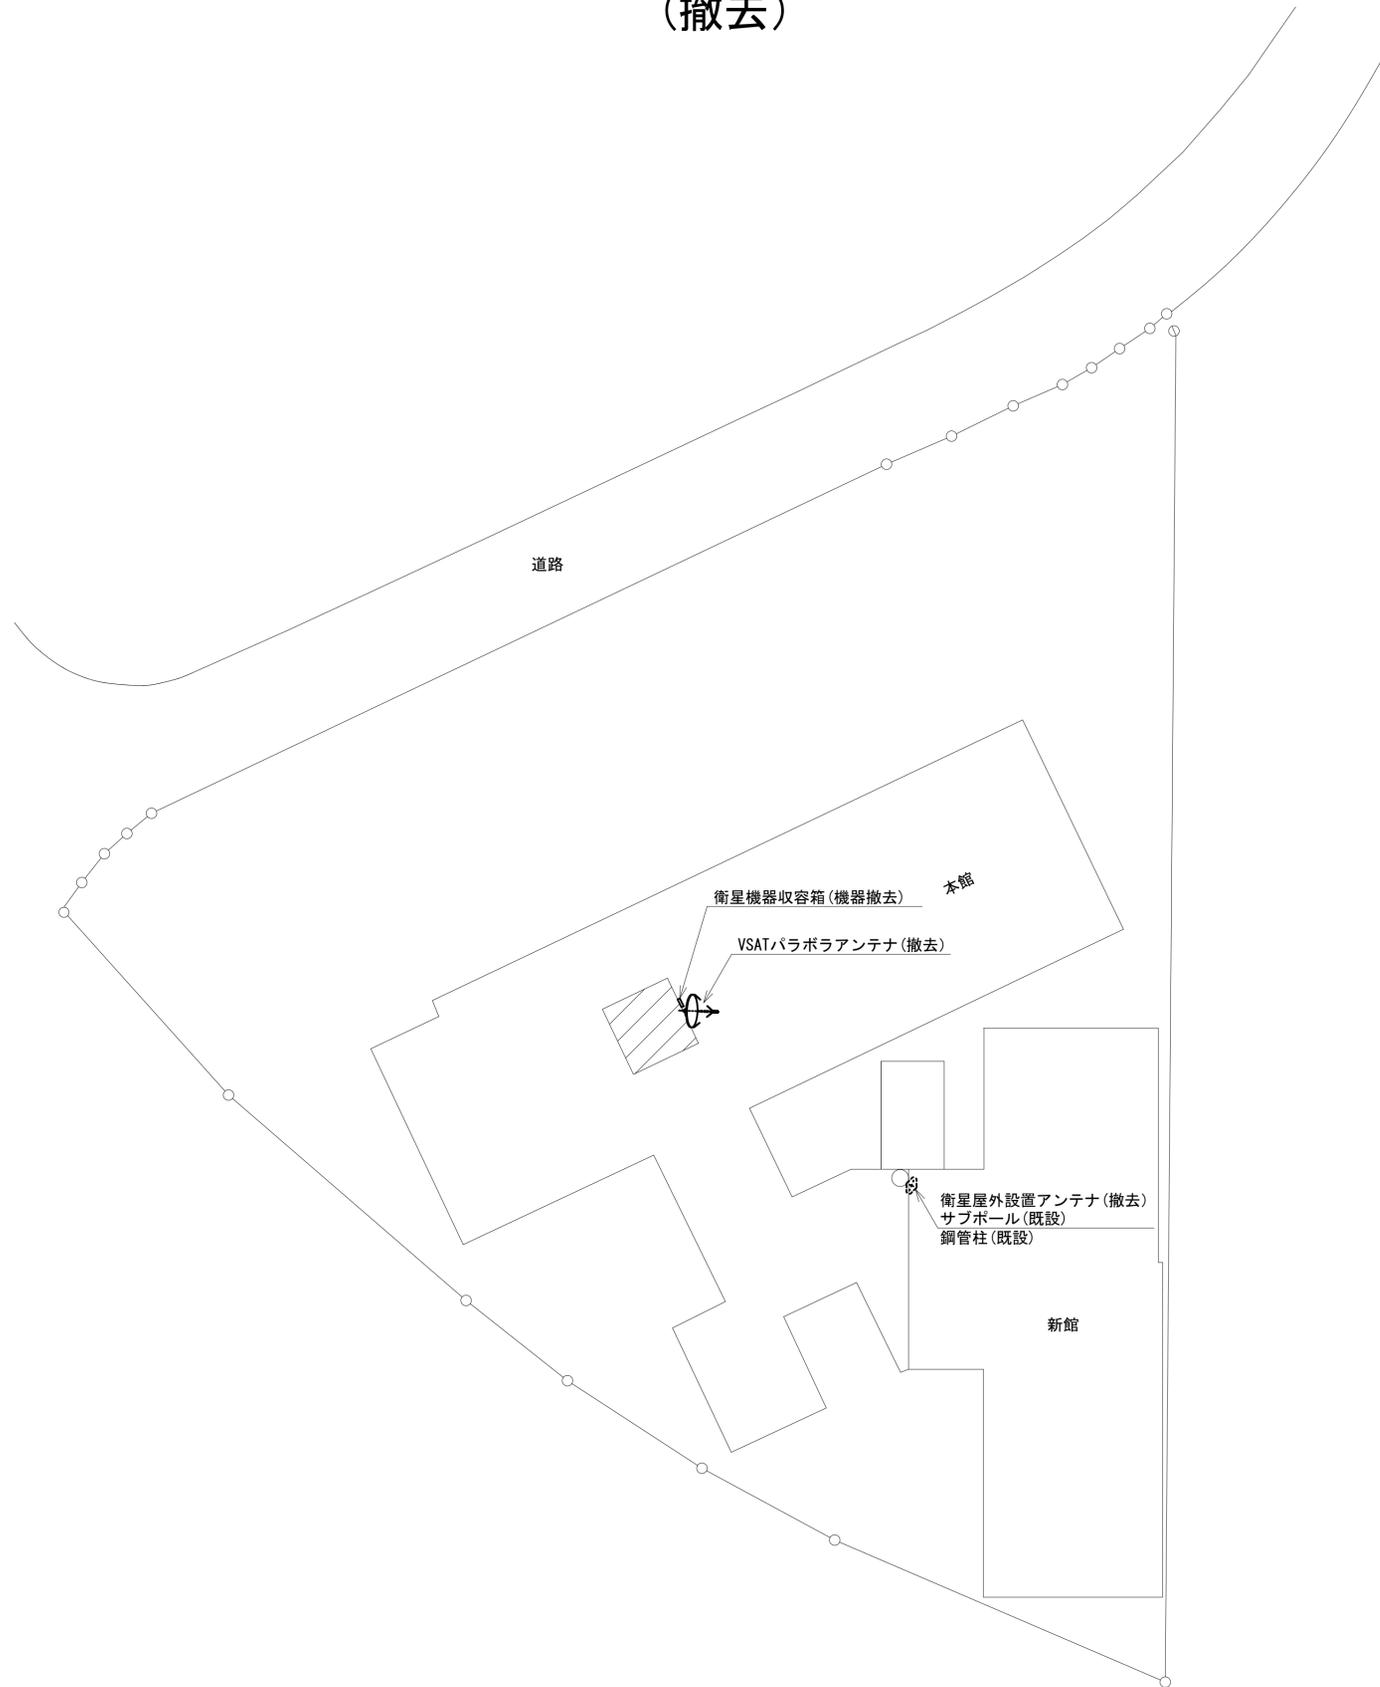

凡 例			
	: 新設		: 撤去
	: 新設		: 撤去
	: 既設		: 既設

工事名	奈良県防災行政通信ネットワーク 衛星回線等再整備工事		
図面名	三郷町役場 敷地平面図(撤去)		
作成年月日	令和 6年 8月		
縮尺	1:200	図面番号	14
会社名	株式会社東京建設コンサルタント		
事業者名	奈良県		

三郷町役場 機器据付図 (撤去)


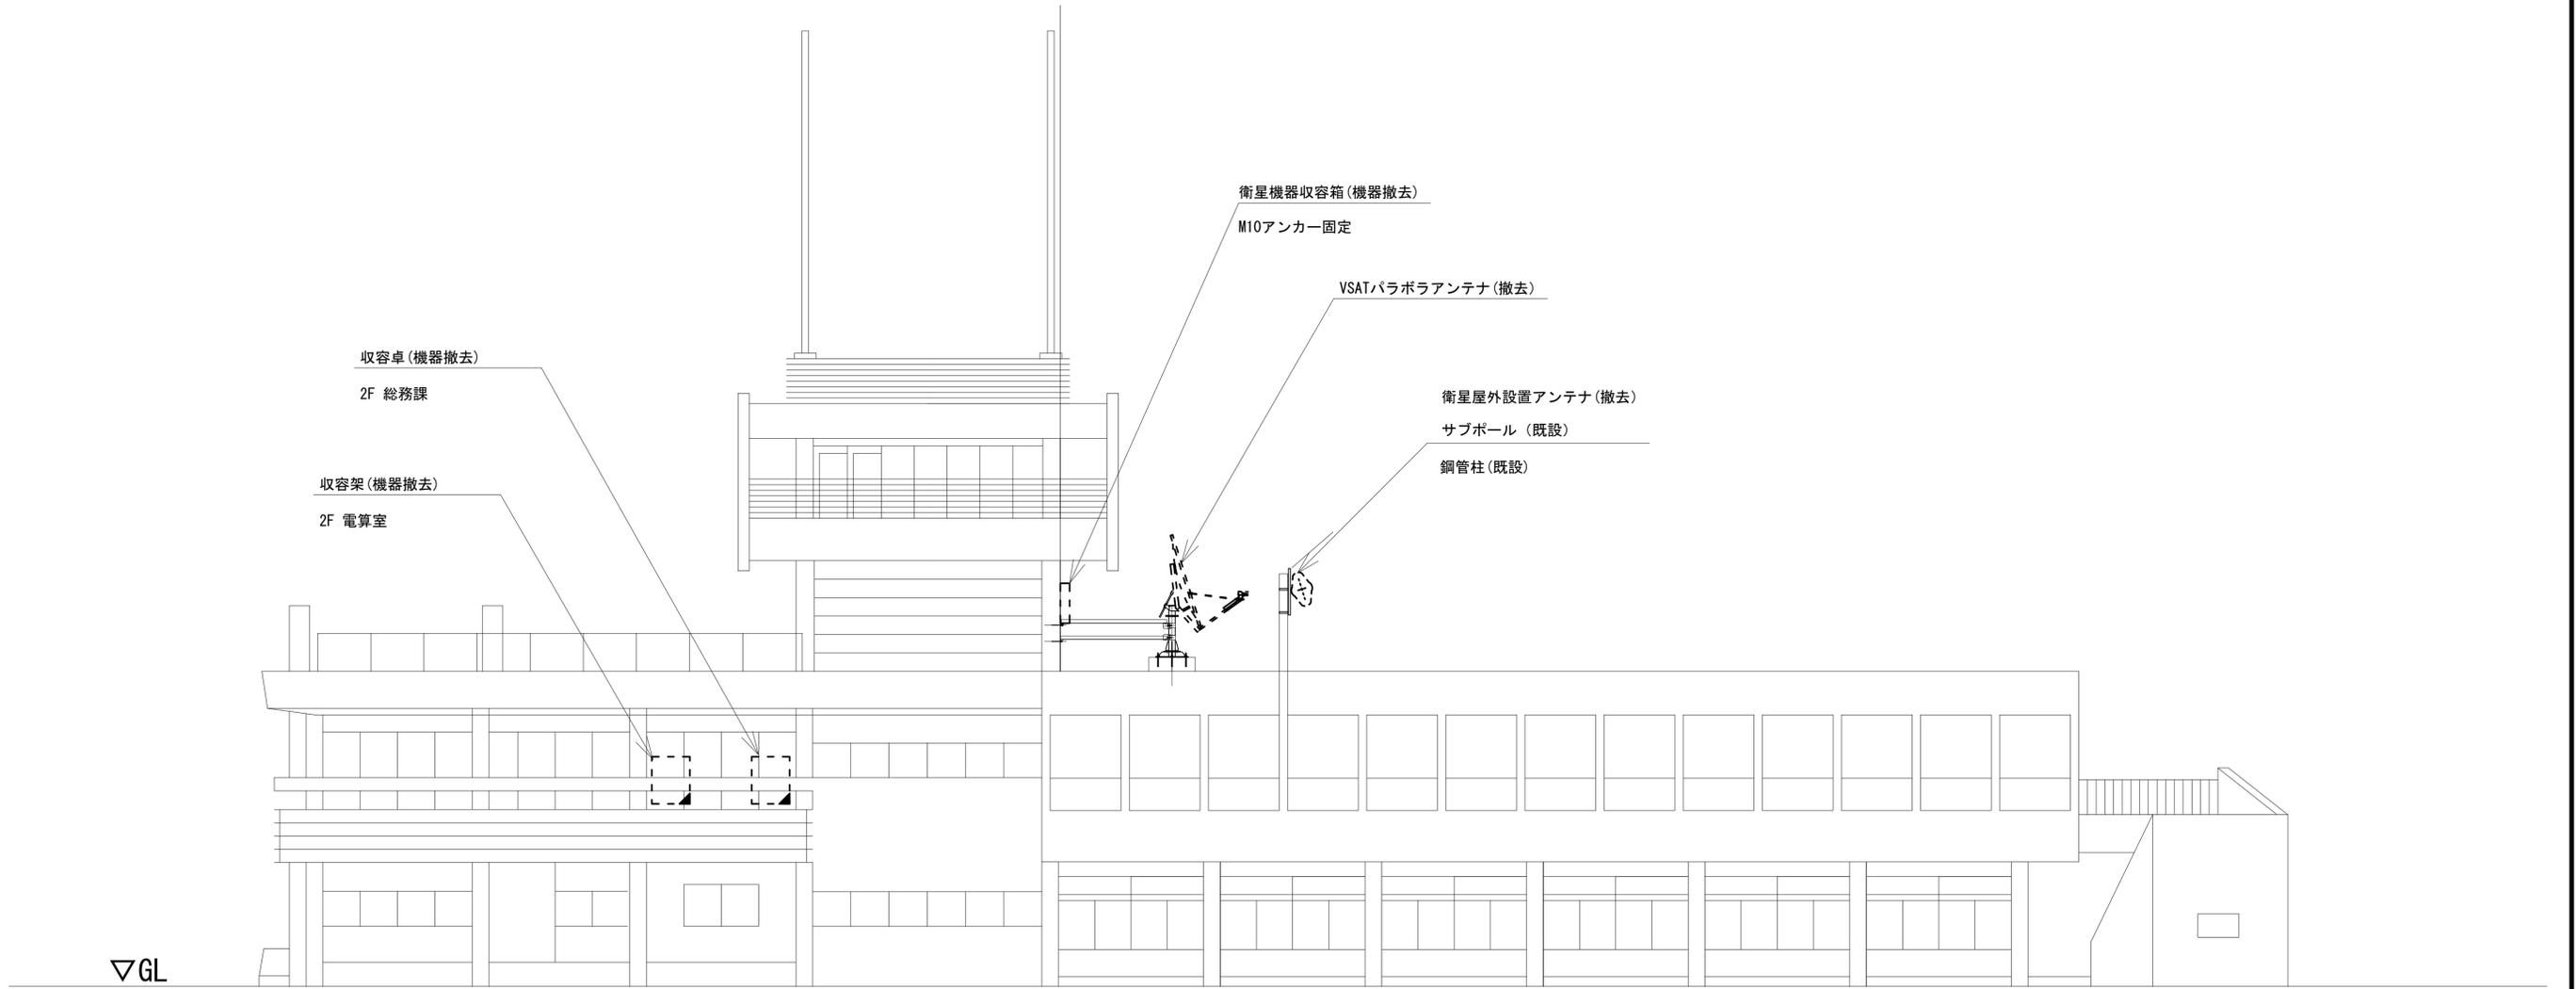


凡 例

	新設		撤去		新設		撤去
	既設		既設		既設		既設

工事名	奈良県防災行政通信ネットワーク 衛星回線等再整備工事		
図面名	三郷町役場 機器据付図 (撤去)		
作成年月日	令和 6年 8月		
縮尺	1:50	図面番号	15
会社名	株式会社東京建設コンサルタント		
事業者名	奈良県		

 三郷町役場 1F 機器配置図 (撤去)

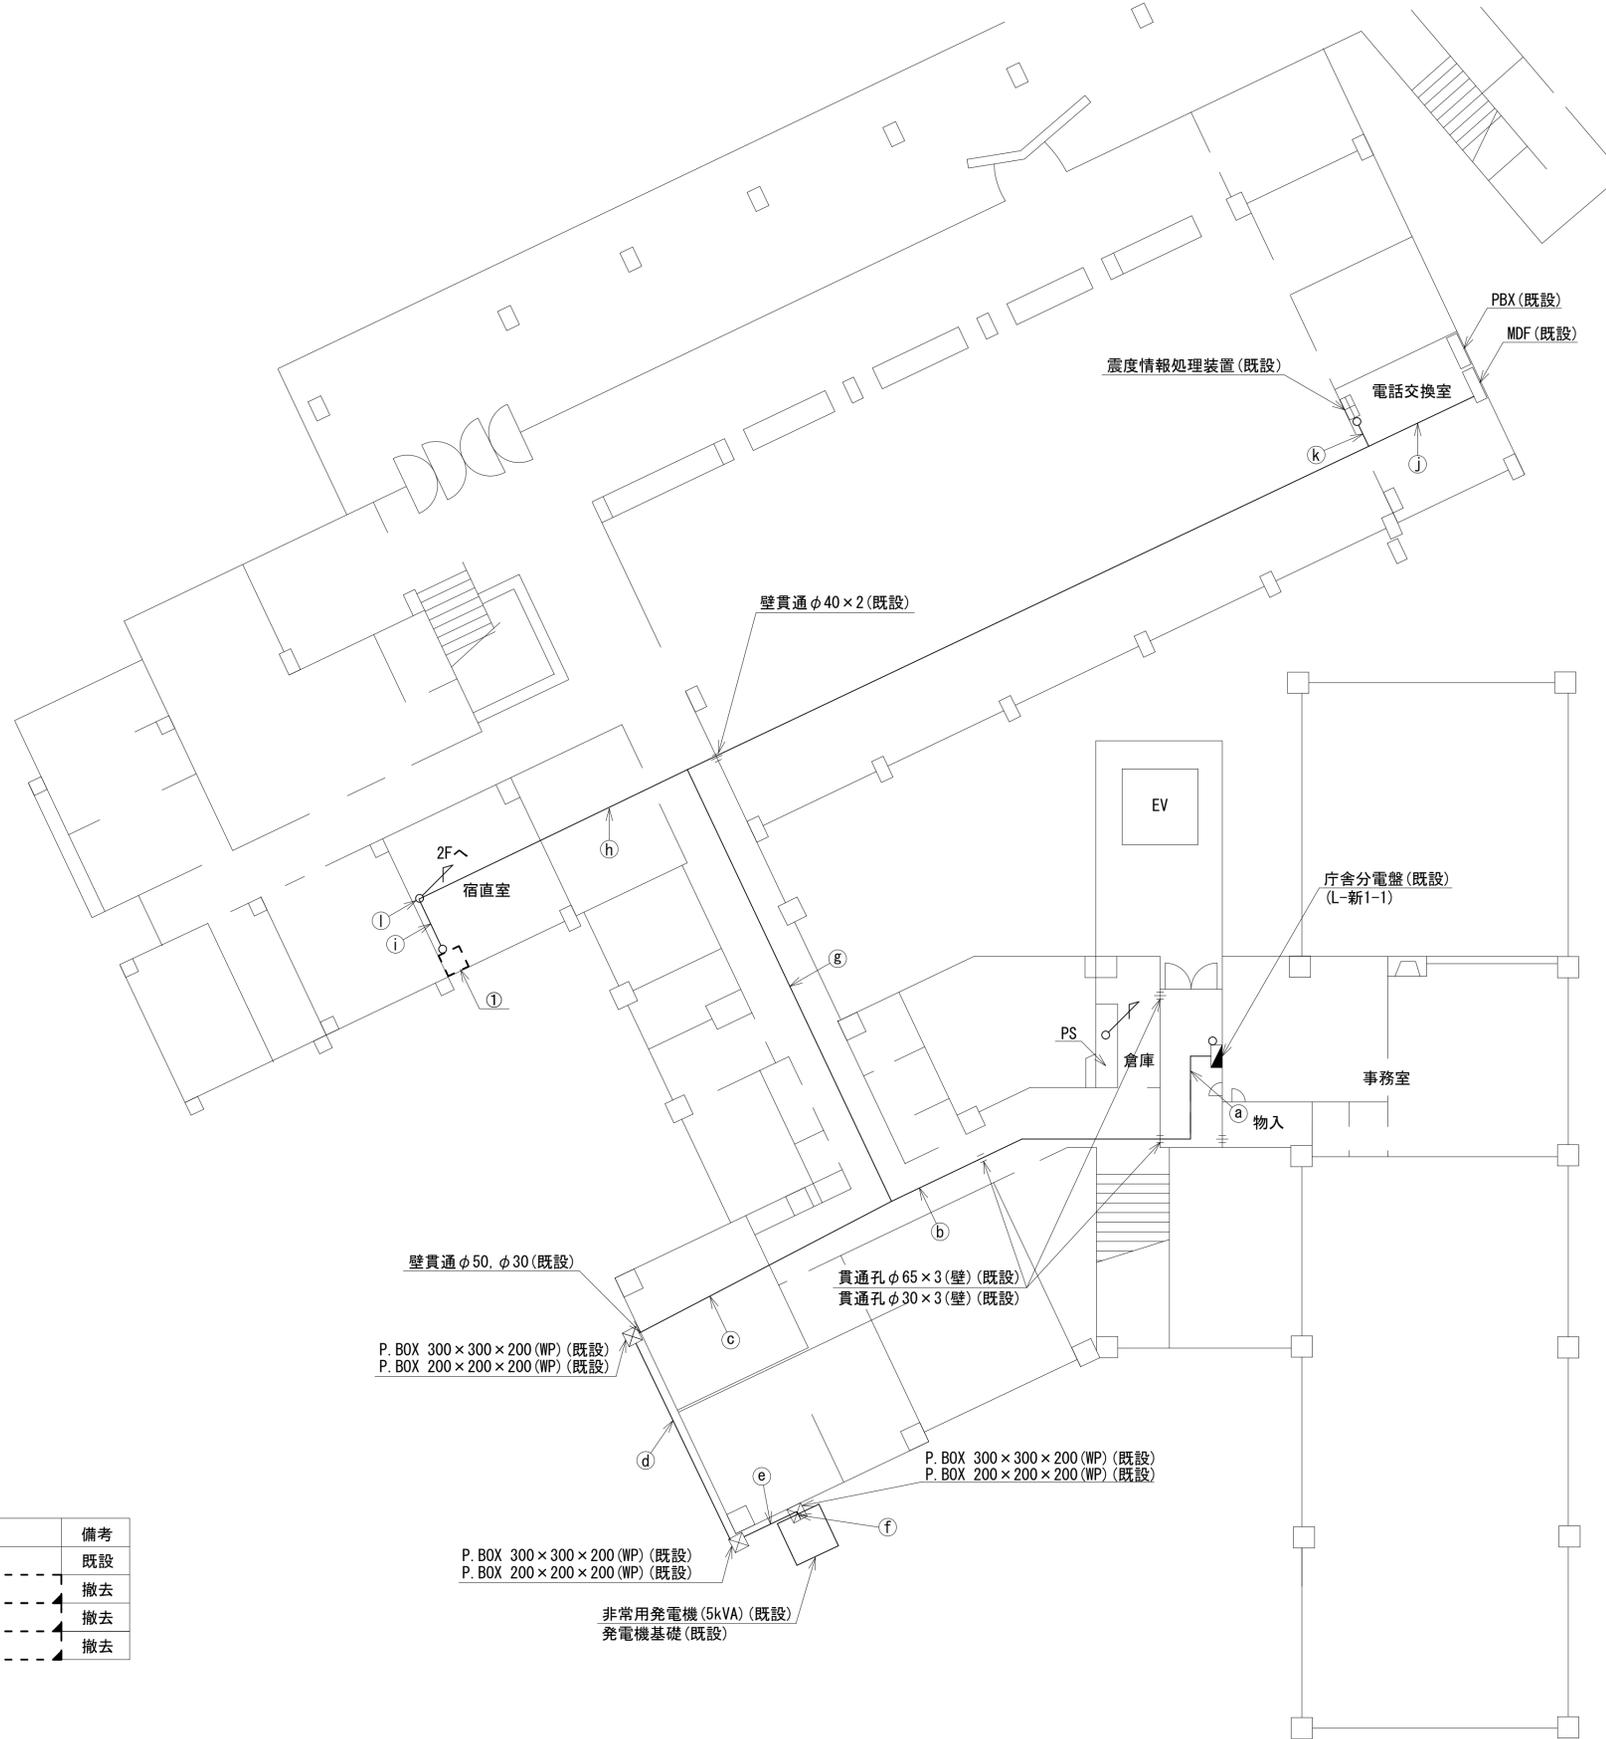


名 称	作業	施工方法
a) CE22sq-3C	既設	天井こがし
b) CE22sq-3C	既設	天井こがし
c) CPEV-SO. 65-10P	既設	天井こがし
CE22sq-3C × 2	既設	
d) CPEV-SO. 65-10P	既設	G22 (既設)
CE22sq-3C × 2	既設	G54 (既設)
e) CPEV-SO. 65-10P	既設	G22 (既設)
CE22sq-3C × 2	既設	G54 (既設)
f) CPEV-SO. 65-10P	既設	G22 (既設)
CE22sq-3C	既設	G36 (既設)
CE22sq-3C	既設	G36 (既設)
g) CPEV-SO. 65-10P	既設	天井こがし
CE22sq-3C	既設	
CPEV-SO. 65-20P	既設	
h) CE5. 5sq-3C	既設	天井こがし
CE22sq-3C	既設	
CPEV-SO. 65-10P	既設	
i) EM-UTPO. 5-4P	既設	天井こがし
CE5. 5sq-3C	既設	
j) CPEV-SO. 65-20P	既設	天井こがし
CPEV-SO. 65-3P	既設	
k) CE5. 5sq-3C	既設	天井こがし
CPEV-SO. 65-3P	既設	
l) EM-UTPO. 5-4P	既設	
FCPEV-SO. 65-10P	既設	天井こがし
CE22sq-3C	既設	
CE5. 5sq-3C × 2	既設	

番号	名 称	備考
①	收容卓2	既設
	防災情報端末	撤去
	スピーカー警告灯	撤去
	L2-SW (8P)	撤去

工事名	奈良県防災行政通信ネットワーク 衛星回線等再整備工事
図面名	三郷町役場 1F 機器配置図 (撤去)
作成年月日	令和 6年 8月
縮尺	1:100 図面番号 16
会社名	株式会社東京建設コンサルタント
事業者名	奈良県

凡 例	
■	新設
□	撤去
—	新設
- - -	撤去
□	既設
—	既設

三郷町役場 2F 機器配置図 (撤去)

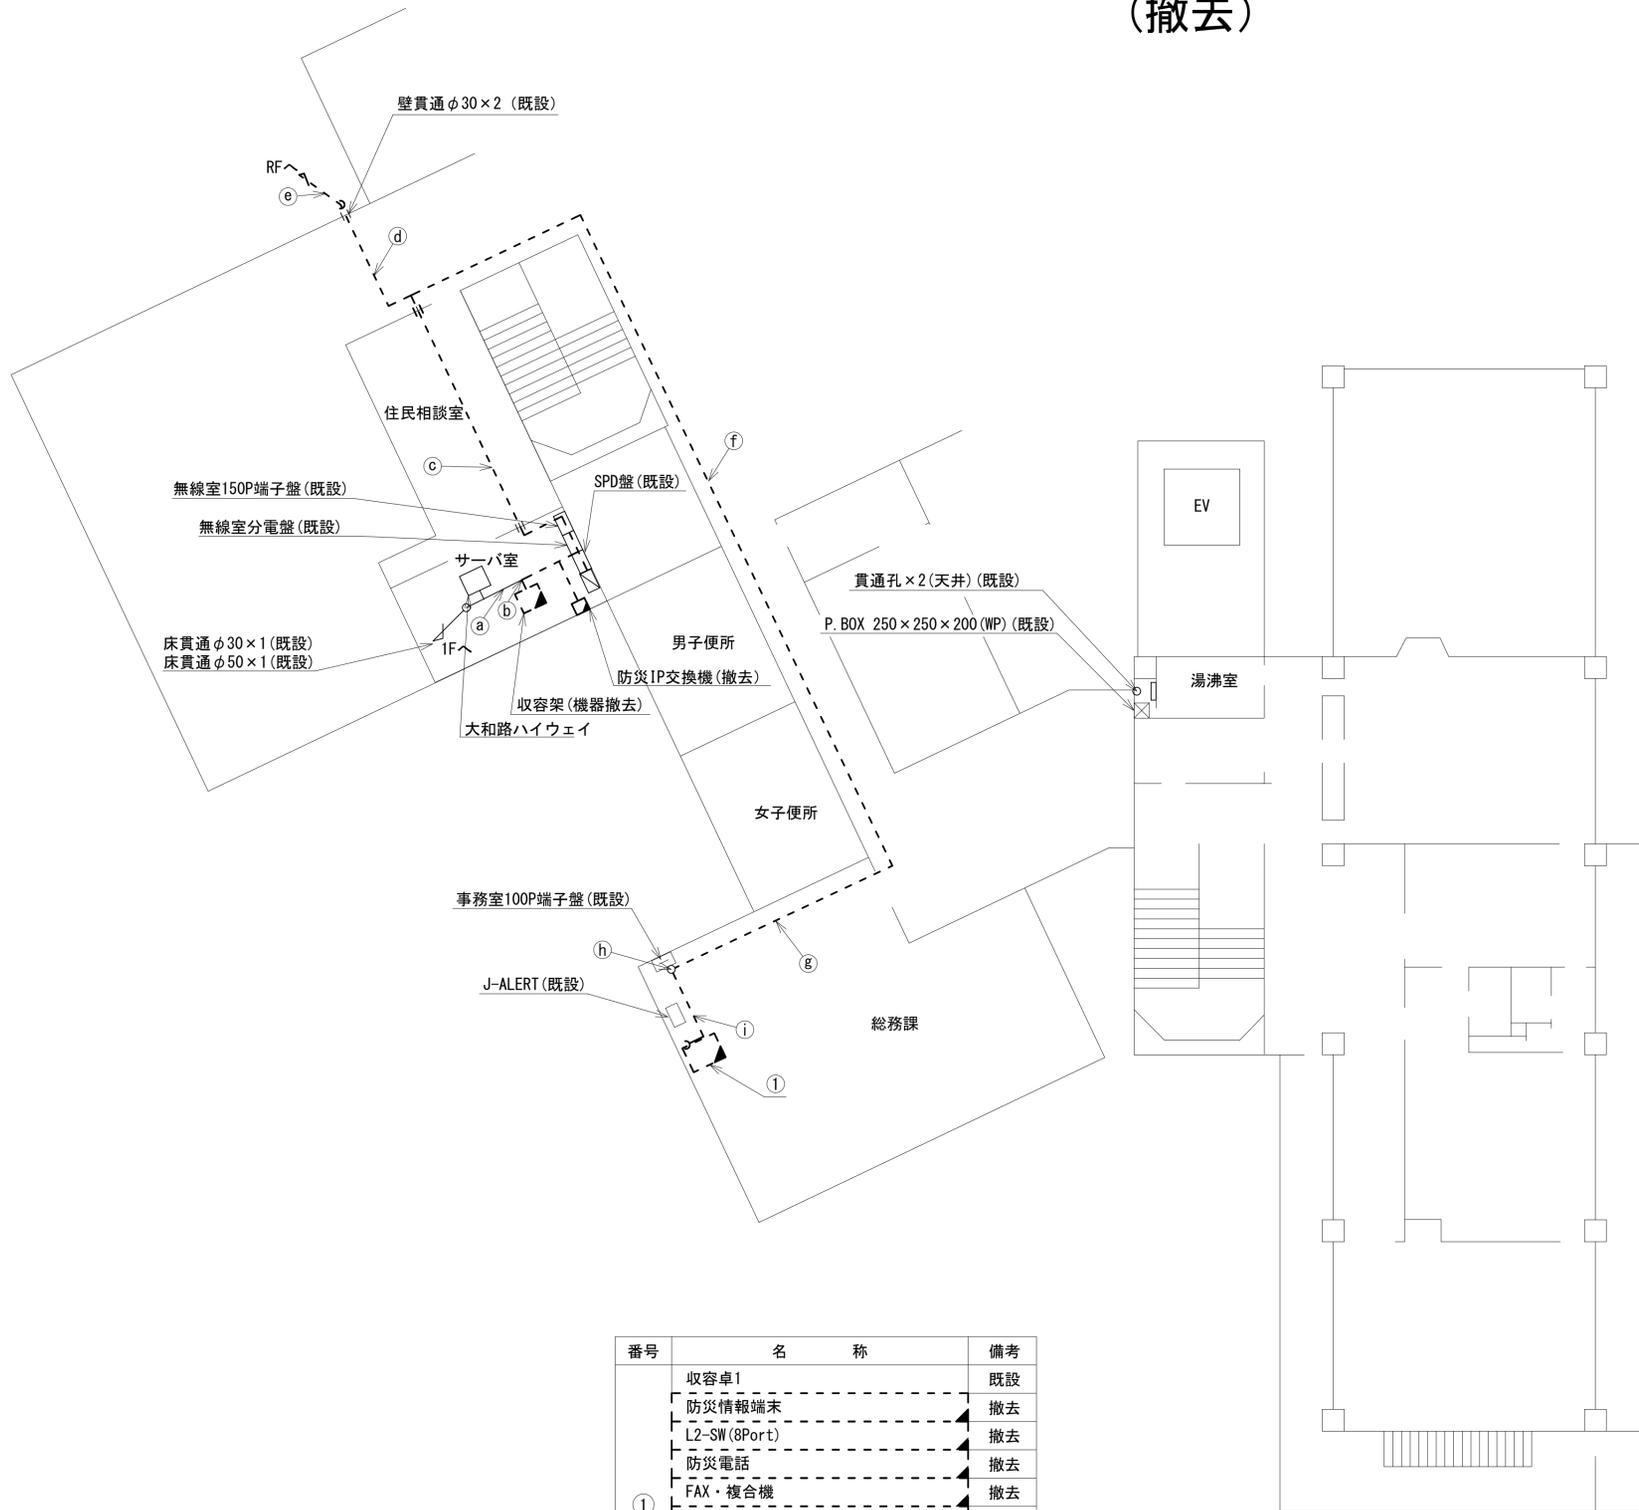

名 称	作 業	施 工 方 法
FCPEV-S0. 65-20P	既設	フリーアクセス
FCPEV-S0. 65-10P	既設	
a EM-UTPO. 5-4P	既設	
CE22sq-3C	既設	
CE5. 5sq-3C×2	既設	フリーアクセス
SWVPO. 5-12C×2	既設	
8D-HFAE×2	撤去	
7C-FB	撤去	
b EM-UTPO. 5-4P×3	既設	フリーアクセス
CE5. 5sq-3C×2	既設	
IE3. 5sq	既設	
8D-HFAE×2	撤去	
7C-FB	撤去	天井ころがし
c EM-UTPO. 5-4P	既設	
OPEV-S0. 65-20P	既設	
FCPEV-S0. 65-3P	撤去	
CE5. 5sq-3C	既設	天井ころがし
CE3. 5sq-3C	既設	
IE3. 5sq	既設	
8D-HFAE×2	撤去	
d FCPEV-S0. 65-3P	撤去	天井ころがし
CE3. 5sq-3C	既設	
IE3. 5sq	既設	
8D-HFAE×2	撤去	
e FCPEV-S0. 65-3P	撤去	#30(既設)
IE3. 5sq	既設	
CE3. 5sq-3C	既設	
7C-FB	撤去	
f EM-UTPO. 5-4P	既設	天井ころがし
OPEV-S0. 65-20P	既設	
CE5. 5sq-3C	既設	
7C-FB	撤去	
g EM-UTPO. 5-4P	既設	天井ころがし
OPEV-S0. 65-20P	既設	
CE5. 5sq-3C	既設	
OPEV-S0. 65-20P	既設	
OPEV-S0. 65-10P	既設	
7C-FB	撤去	天井ころがし
i EM-UTPO. 5-4P	既設	
OPEV-S0. 65-10P	既設	
CE5. 5sq-3C	既設	


番号	名 称	備 考
①	収容卓1	既設
	防災情報端末	撤去
	L2-SW(8Port)	撤去
	防災電話	撤去
	FAX・複合機	撤去
	スピーカ付警告灯	撤去
	防災電話(衛星)	撤去
	IRD	撤去
	モニタ	撤去
	回線切替器	撤去

凡 例

: 新設
 : 撤去
 : 新設
 : 撤去
 : 既設
 : 既設

工事名	奈良県防災行政通信ネットワーク 衛星回線等再整備工事
図面名	三郷町役場 2F 機器配置図(撤去)
作成年月日	令和 6年 8月
縮尺	1:100
図面番号	17
会社名	株式会社東京建設コンサルタント
事業者名	奈良県

三郷町役場 3F 機器配置図 (撤去)

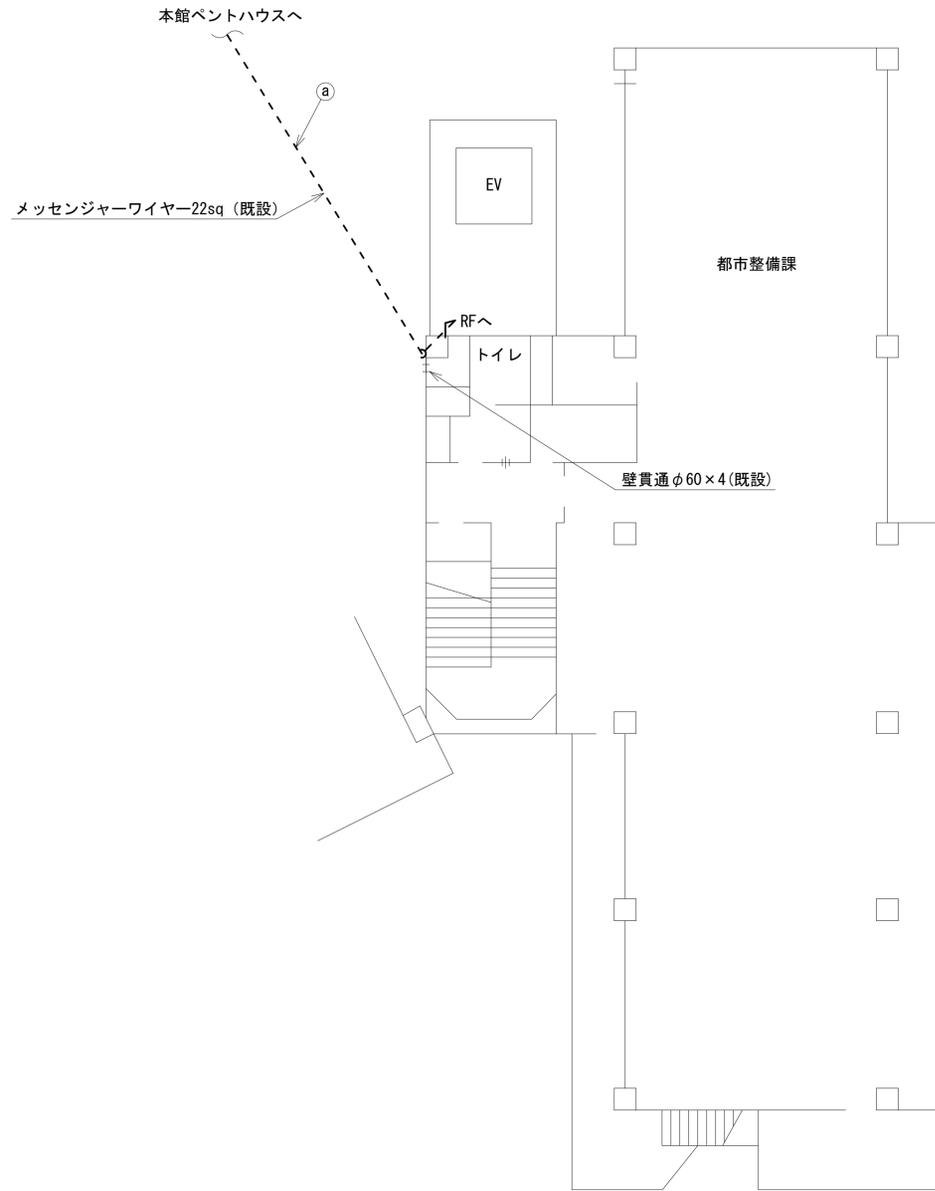


名称	作業	施工方法
外部アンテナ接続用ケーブル	撤去	架空配線

凡例	
■: 新設	□: 撤去
—: 新設	- - -: 撤去
□: 既設	—: 既設

工事名	奈良県防災行政通信ネットワーク 衛星回線等再整備工事		
図面名	三郷町役場 3F 機器配置図 (撤去)		
作成年月日	令和 6年 8月		
縮尺	1:100	図面番号	18
会社名	株式会社東京建設コンサルタント		
事業者名	奈良県		

三郷町役場 RF 機器配置図(1) (撤去)

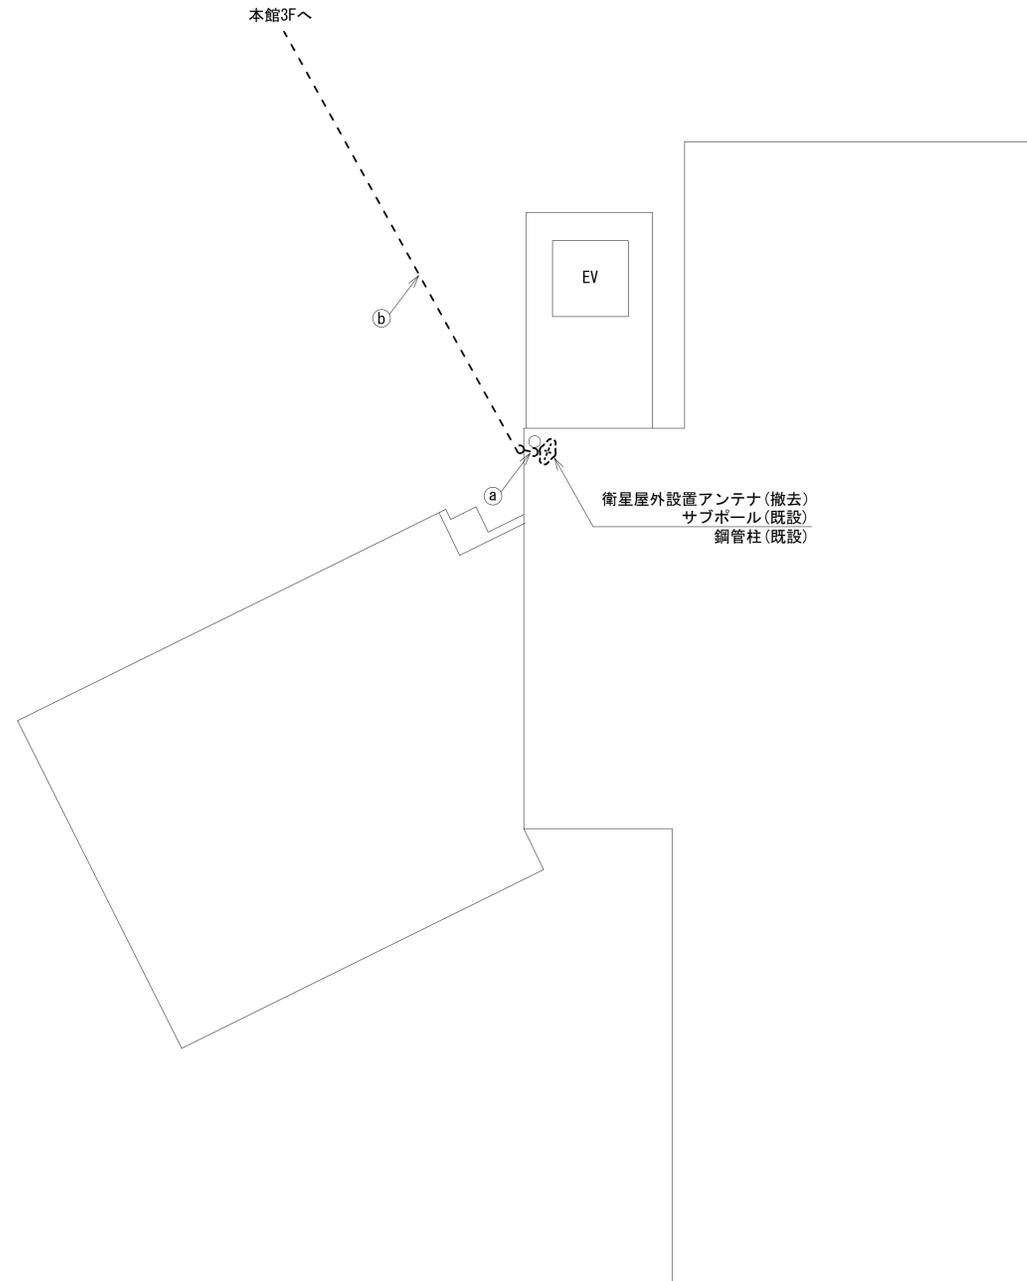

名 称	作業	施工方法
① 外部アンテナ接続用ケーブル	撤去	露出配線
② 外部アンテナ接続用ケーブル	撤去	架空配線

凡 例	
■: 新設	□: 撤去
—: 新設	- - -: 撤去
□: 既設	—: 既設


工事名	奈良県防災行政通信ネットワーク 衛星回線等再整備工事		
図面名	三郷町役場 RF 機器配置図(1)(撤去)		
作成年月日	令和 6年 8月		
縮尺	1:100	図面番号	19
会社名	株式会社東京建設コンサルタント		
事業者名	奈良県		

三郷町役場 RF 機器配置図(2) (撤去)



	名 称	作 業	施 工 方 法
a	8D-HFAE × 2	撤去	架空配線
	1E3.5sq	既設	
b	8D-HFAE × 2	撤去	露出配線
	1E3.5sq	既設	
c	8D-HFAE × 2	撤去	G36 (既設)
	1E3.5sq	既設	
	FCPEV-S0.65-3P	撤去	
	CE3.5sq-3C	既設	
d	8D-HFAE × 2	撤去	G36 (既設)
	1E3.5sq	既設	
	FCPEV-S0.65-3P	撤去	
	CE3.5sq-3C	既設	


番号	名 称	備 考
①	衛星機器収容箱	既設
	衛星可搬端末	撤去
	衛星FAXアダプター	撤去
	衛星ハンドセット	撤去
	マルチアダプター	撤去

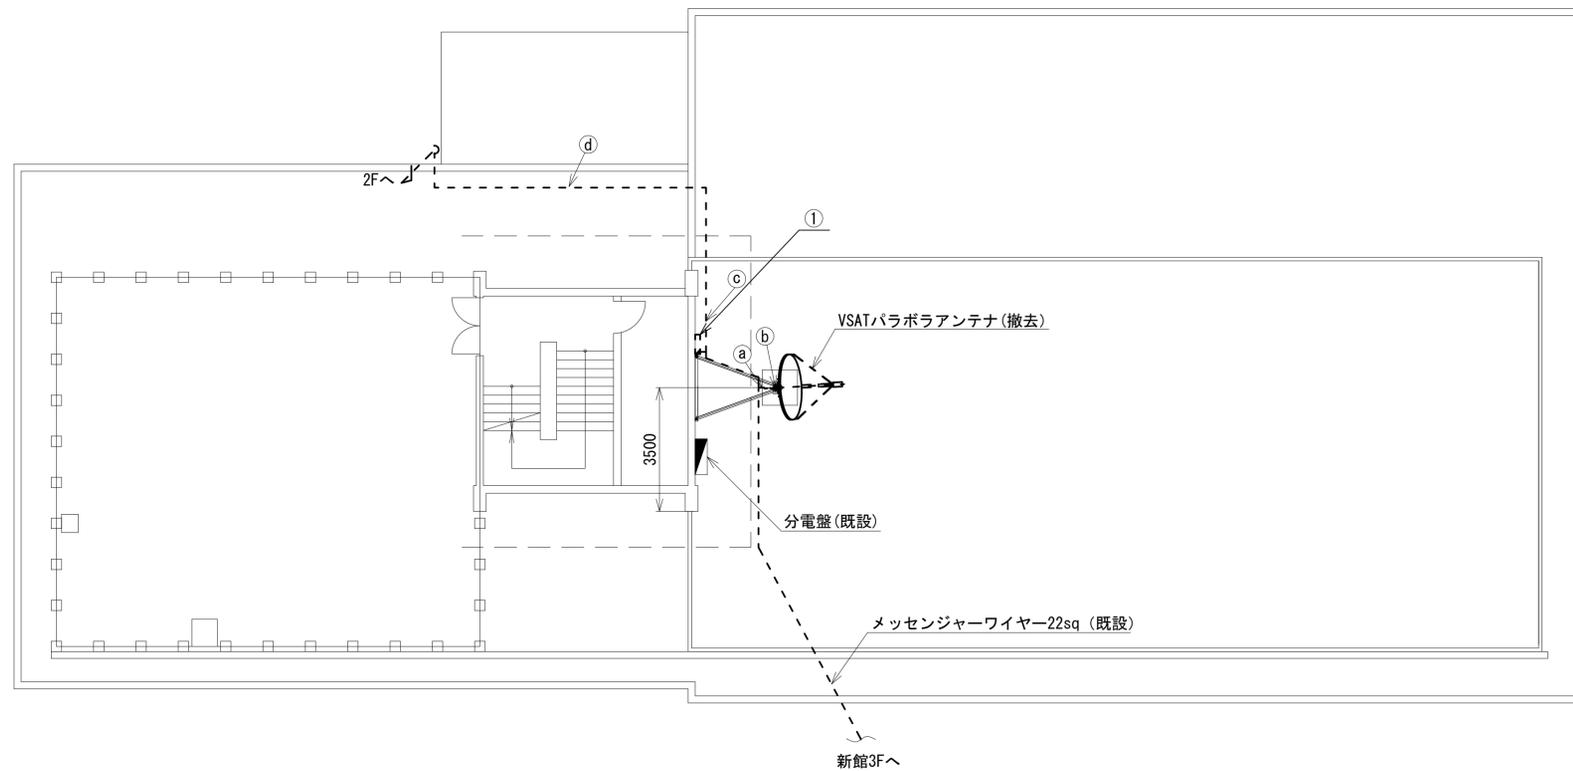

凡 例	
■ (黒塗り)	新設
□ (白)	既設
▣ (斜線)	撤去
— (実線)	新設
- - - (破線)	撤去
— (実線)	既設

工事名	奈良県防災行政通信ネットワーク 衛星回線等再整備工事		
図面名	三郷町役場 RF 機器配置図(2) (撤去)		
作成年月日	令和 6年 8月		
縮尺	1:100	図面番号	20
会社名	株式会社東京建設コンサルタント		
事業者名	奈良県		

三郷町役場 2Fサーバ室 機器配置図 (撤去)

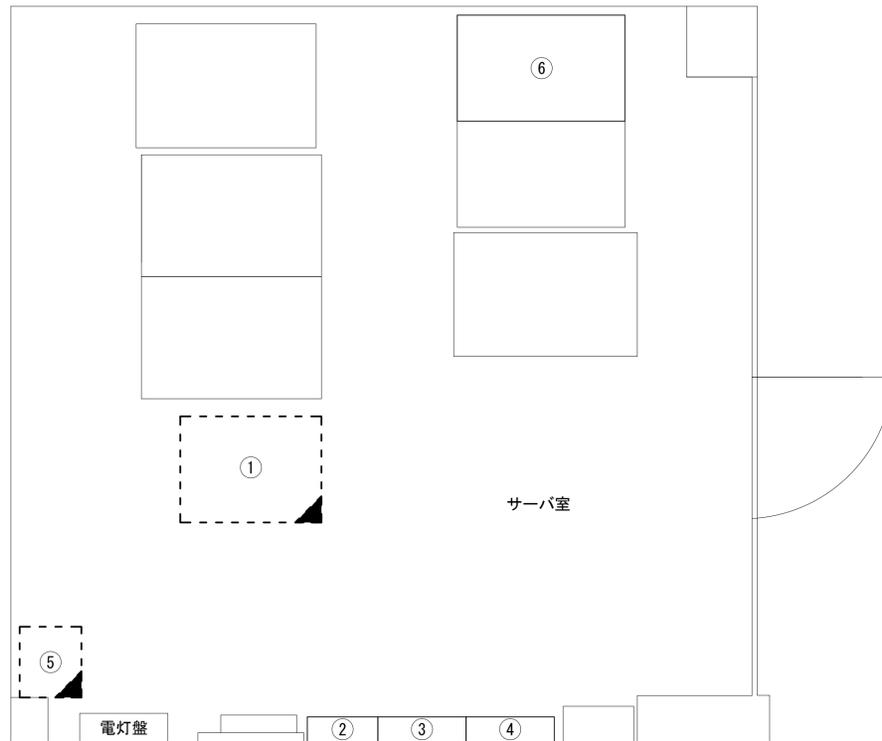


番号	名 称	備考
①	収容架	既設
	VSAT	撤去
	L2-SW (24Port)	撤去
	被遠方監視制御装置	撤去
	UPS	撤去
	VPNルータ	撤去
②	SPD盤	既設
③	無線用分電盤	既設
④	無線室150P端子盤	既設
⑤	防災IP交換機	撤去
⑥	大和路HW	既設

凡 例	
	新設
	撤去
	新設
	撤去
	既設
	既設

工事名	奈良県防災行政通信ネットワーク 衛星回線等再整備工事		
図面名	三郷町役場 2Fサーバ室 機器配置図(撤去)		
作成年月日	令和 6年 8月		
縮尺	1 : 20	図面番号	21
会社名	株式会社東京建設コンサルタント		
事業者名	奈良県		

三郷町役場 配線系統図 (撤去)

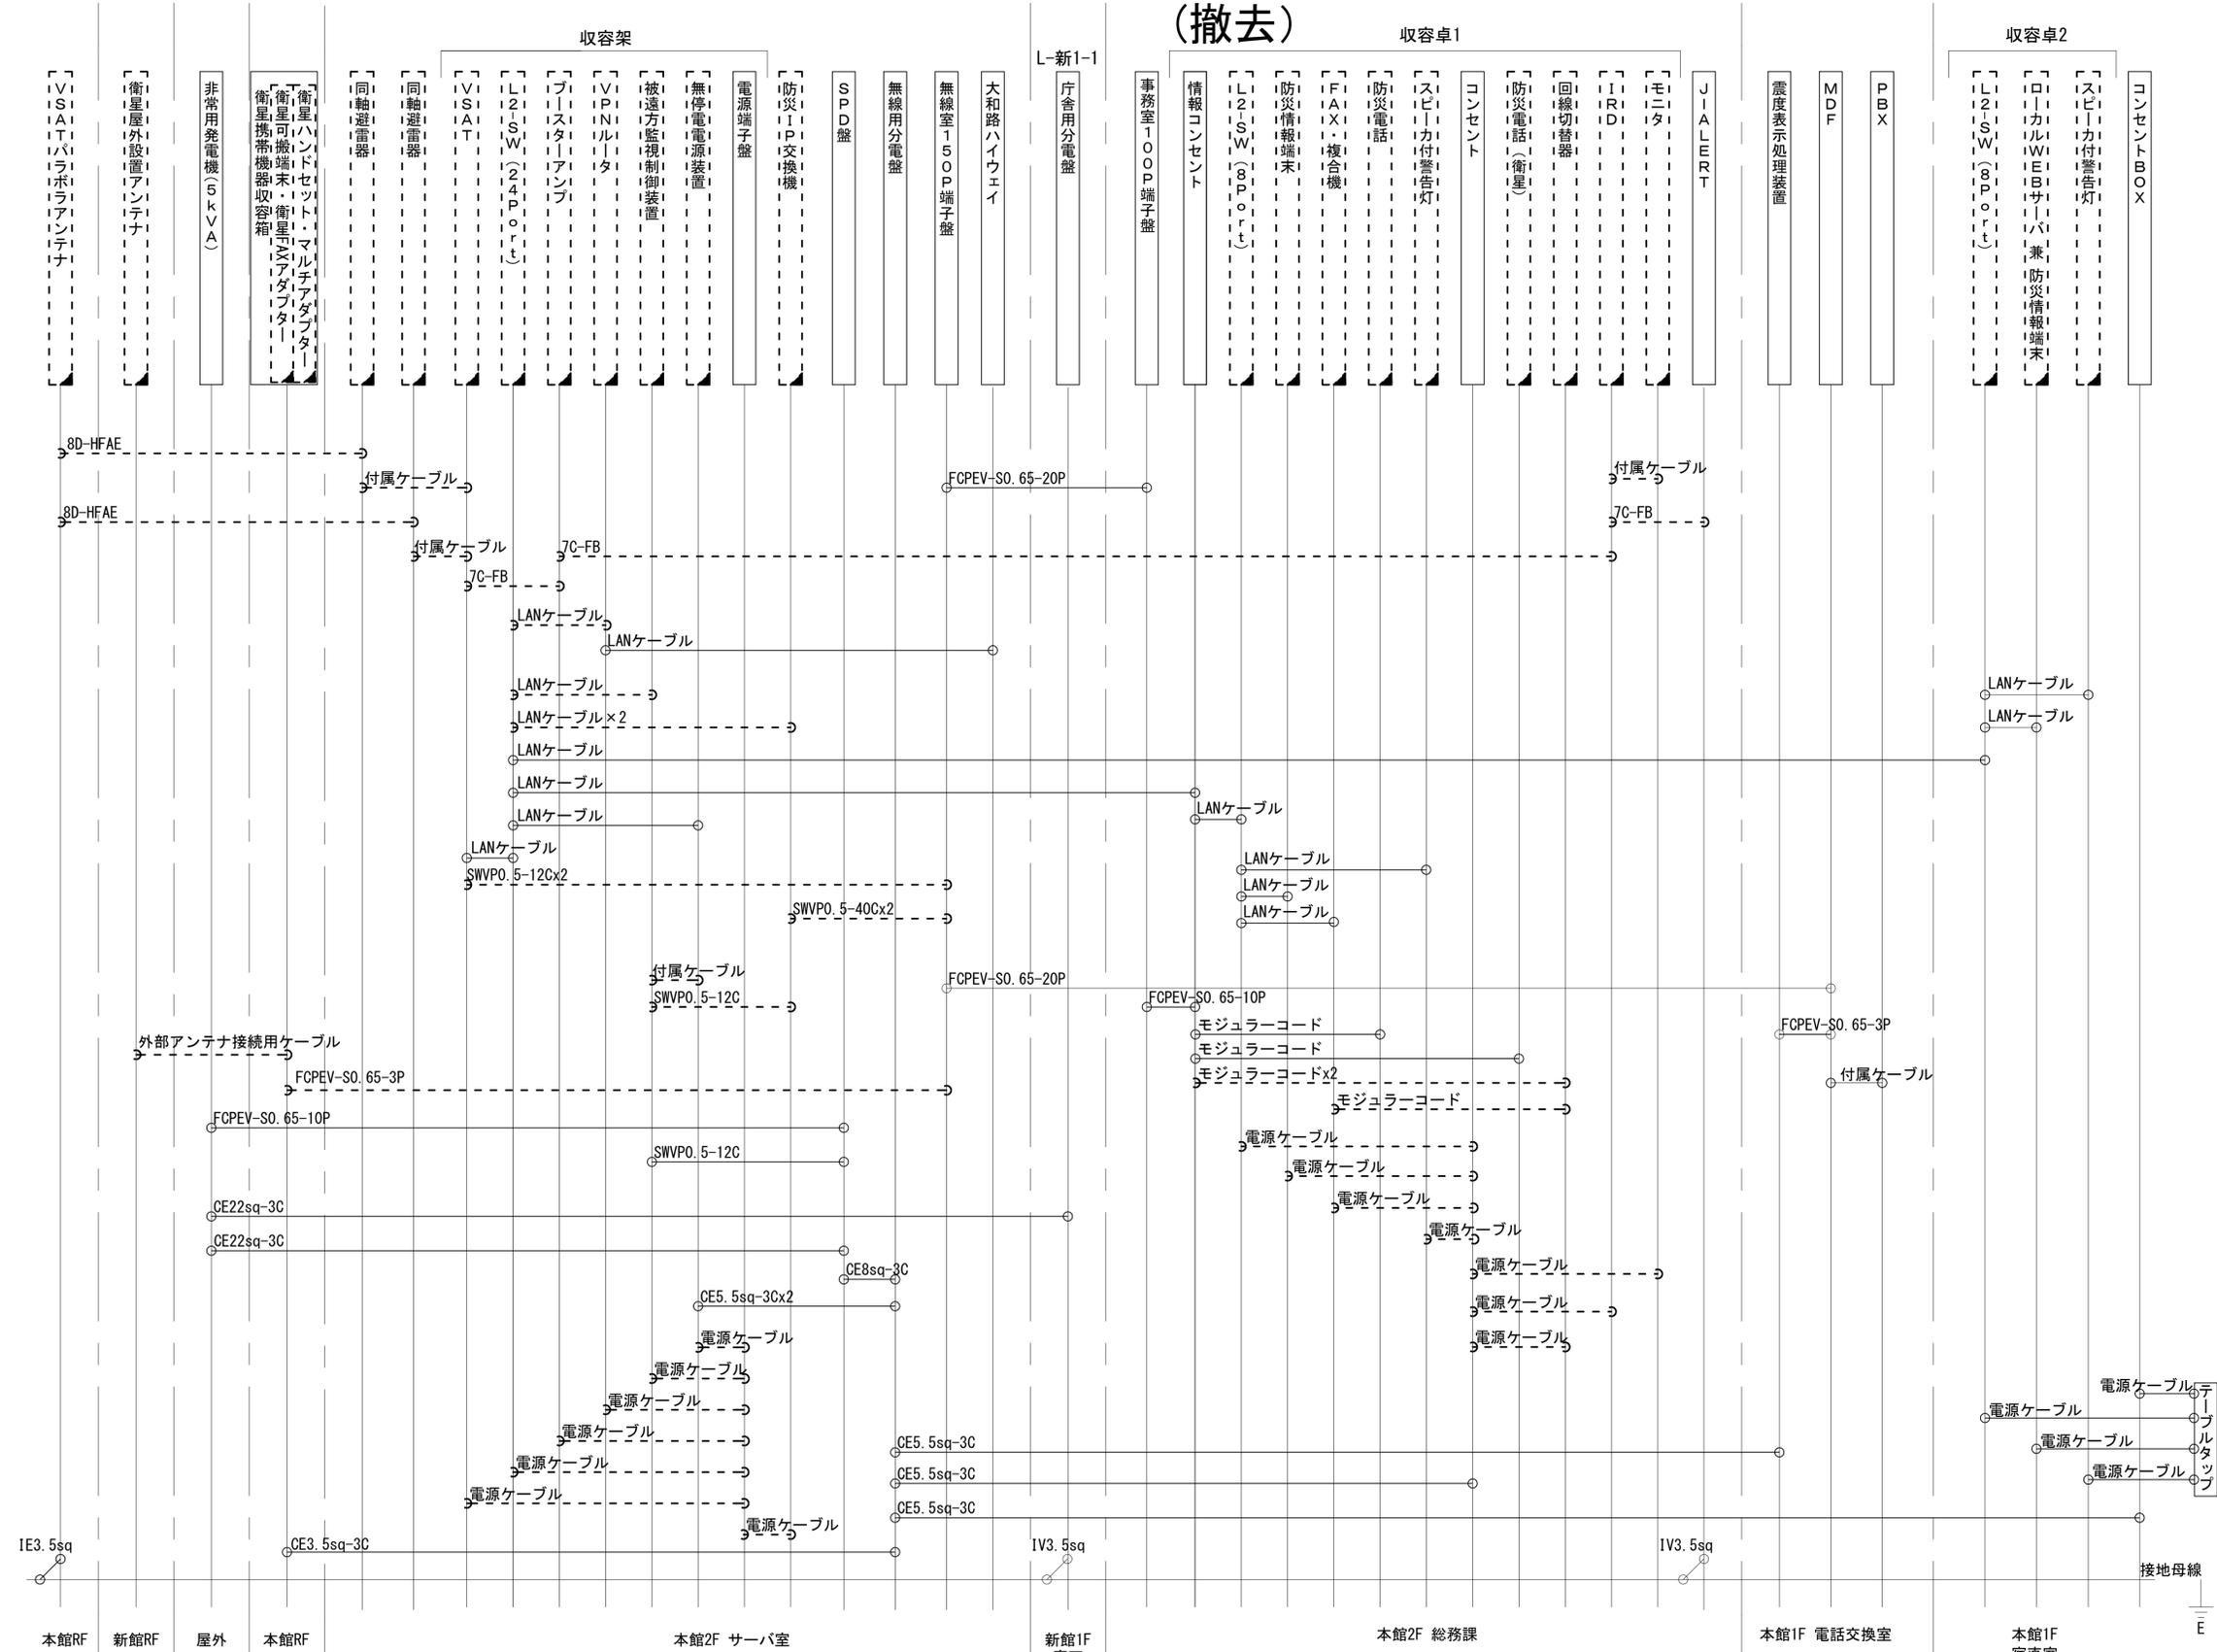

凡例
 LANケーブル：EM-UTPO. 5-4P (Cat5e)
 屋外LANケーブル：NSEDT-LAPO. 5-4P (Cat5e)

凡例
 [] : 新設 [] : 撤去
 [] : 既設 [] : 既設

工事名	奈良県防災行政通信ネットワーク 衛星回線等再整備工事
図面名	三郷町役場 配線系統図(撤去)
作成年月日	令和 6年 8月
縮尺	NON 図面番号 22
会社名	株式会社東京建設コンサルタント
事業者名	奈良県