


目次

川西町役場

図番	図面名称
01	川西町役場 位置図
02	川西町役場 系統図(新設)
03	川西町役場 敷地平面図(新設)
04	川西町役場 機器据付図(新設)
05	川西町役場 1F 機器配置図(新設)
06	川西町役場 2F 機器配置図(新設)
07	川西町役場 3F・RF・屋根 機器配置図(新設)
08	川西町役場 2F無線室 機器配置図(新設)
09	川西町役場 配線系統図(新設)
10	川西町役場 電源系統図(参考図)
11	川西町役場 系統図(撤去)
12	川西町役場 敷地平面図(撤去)
13	川西町役場 機器据付図(撤去)
14	川西町役場 1F 機器配置図(撤去)
15	川西町役場 2F 機器配置図(撤去)
16	川西町役場 3F・RF・屋根 機器配置図(撤去)
17	川西町役場 2F無線室 機器配置図(撤去)
18	川西町役場 配線系統図(撤去)


川西町役場 位置図

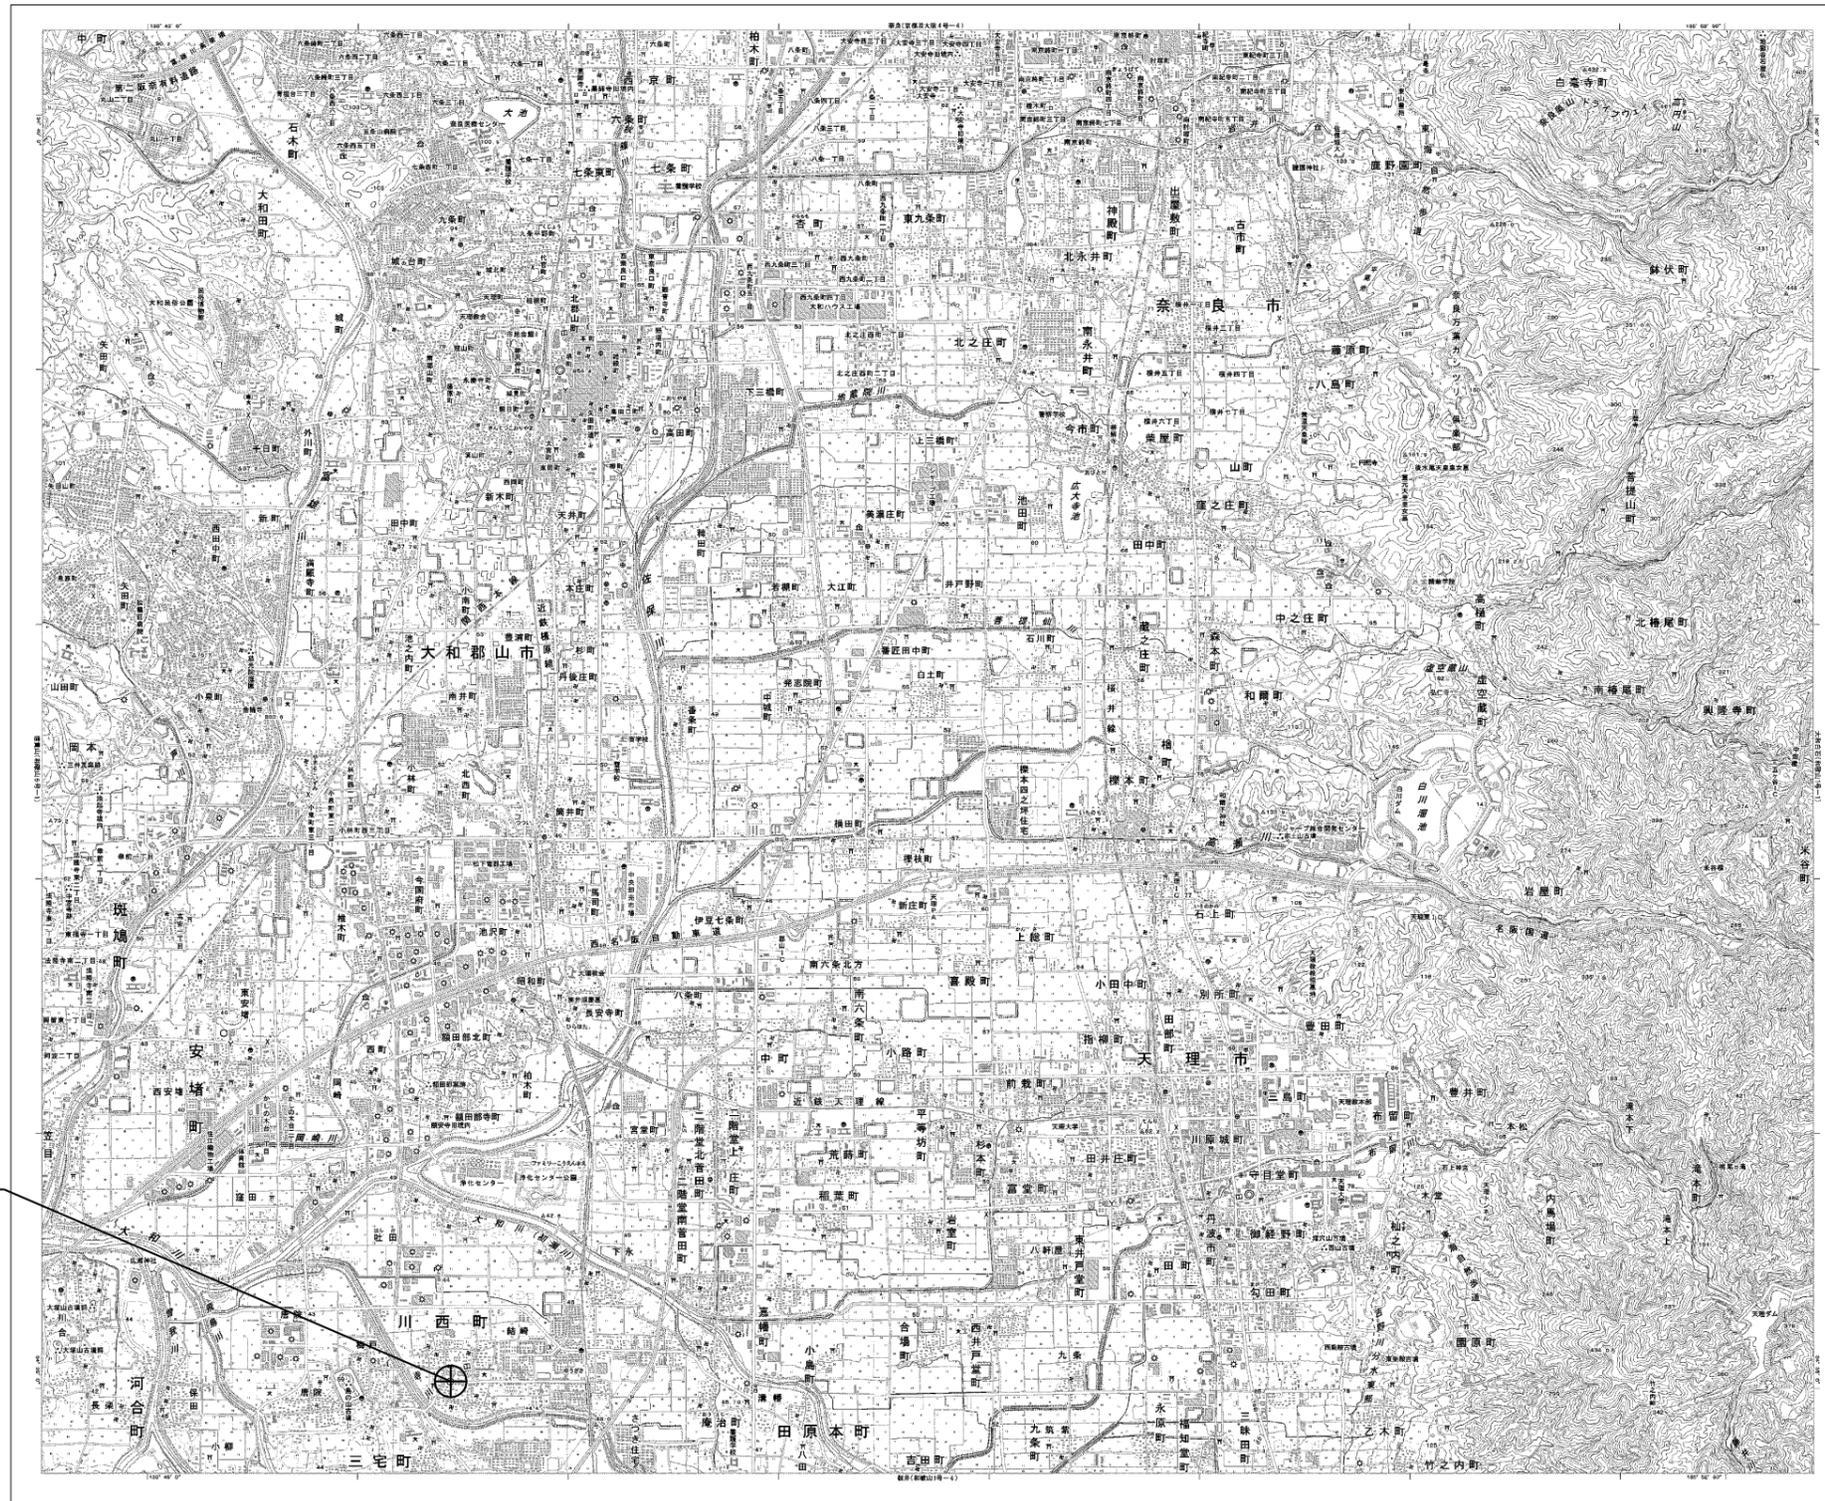


川西町役場

工事名	奈良県防災行政通信ネットワーク 衛星回線等再整備工事		
図面名	川西町役場 位置図		
作成年月日	令和 6年 8月		
縮尺	1:25000	図面番号	01
会社名	株式会社東京建設コンサルタント		
事業者名	奈良県		

川西町役場 敷地平面図 (新設)

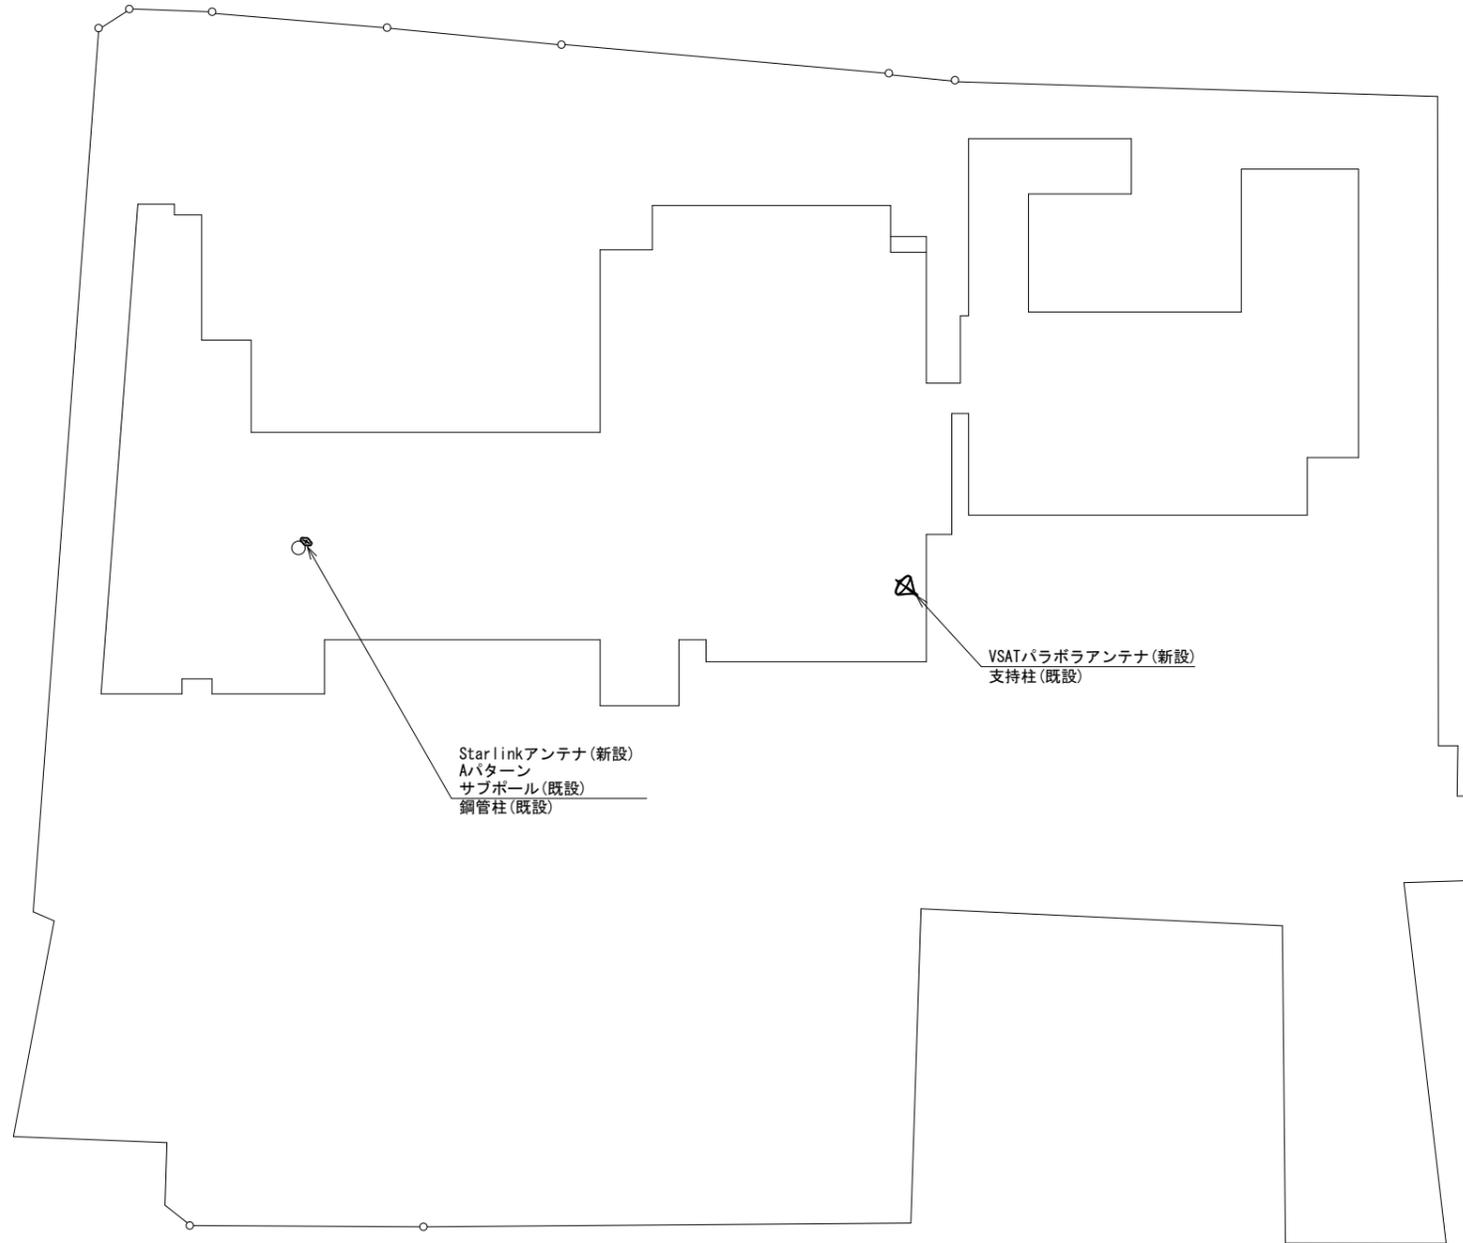


平面図 (S=1/300)

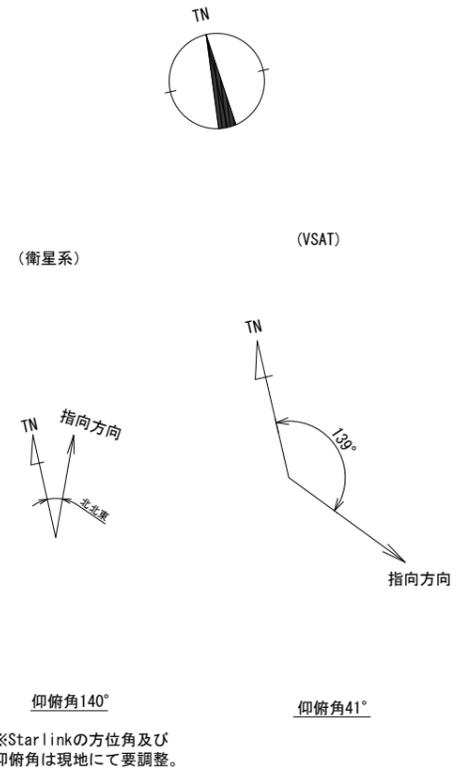

凡 例	
	: 新設
	: 撤去
	: 新設
	: 撤去
	: 既設
	: 既設

工事名	奈良県防災行政通信ネットワーク 衛星回線等再整備工事		
図面名	川西町役場 敷地平面図(新設)		
作成年月日	令和 6年 8月		
縮尺	1:300	図面番号	03
会社名	株式会社東京建設コンサルタント		
事業者名	奈良県		

川西町役場 機器据付図 (新設)

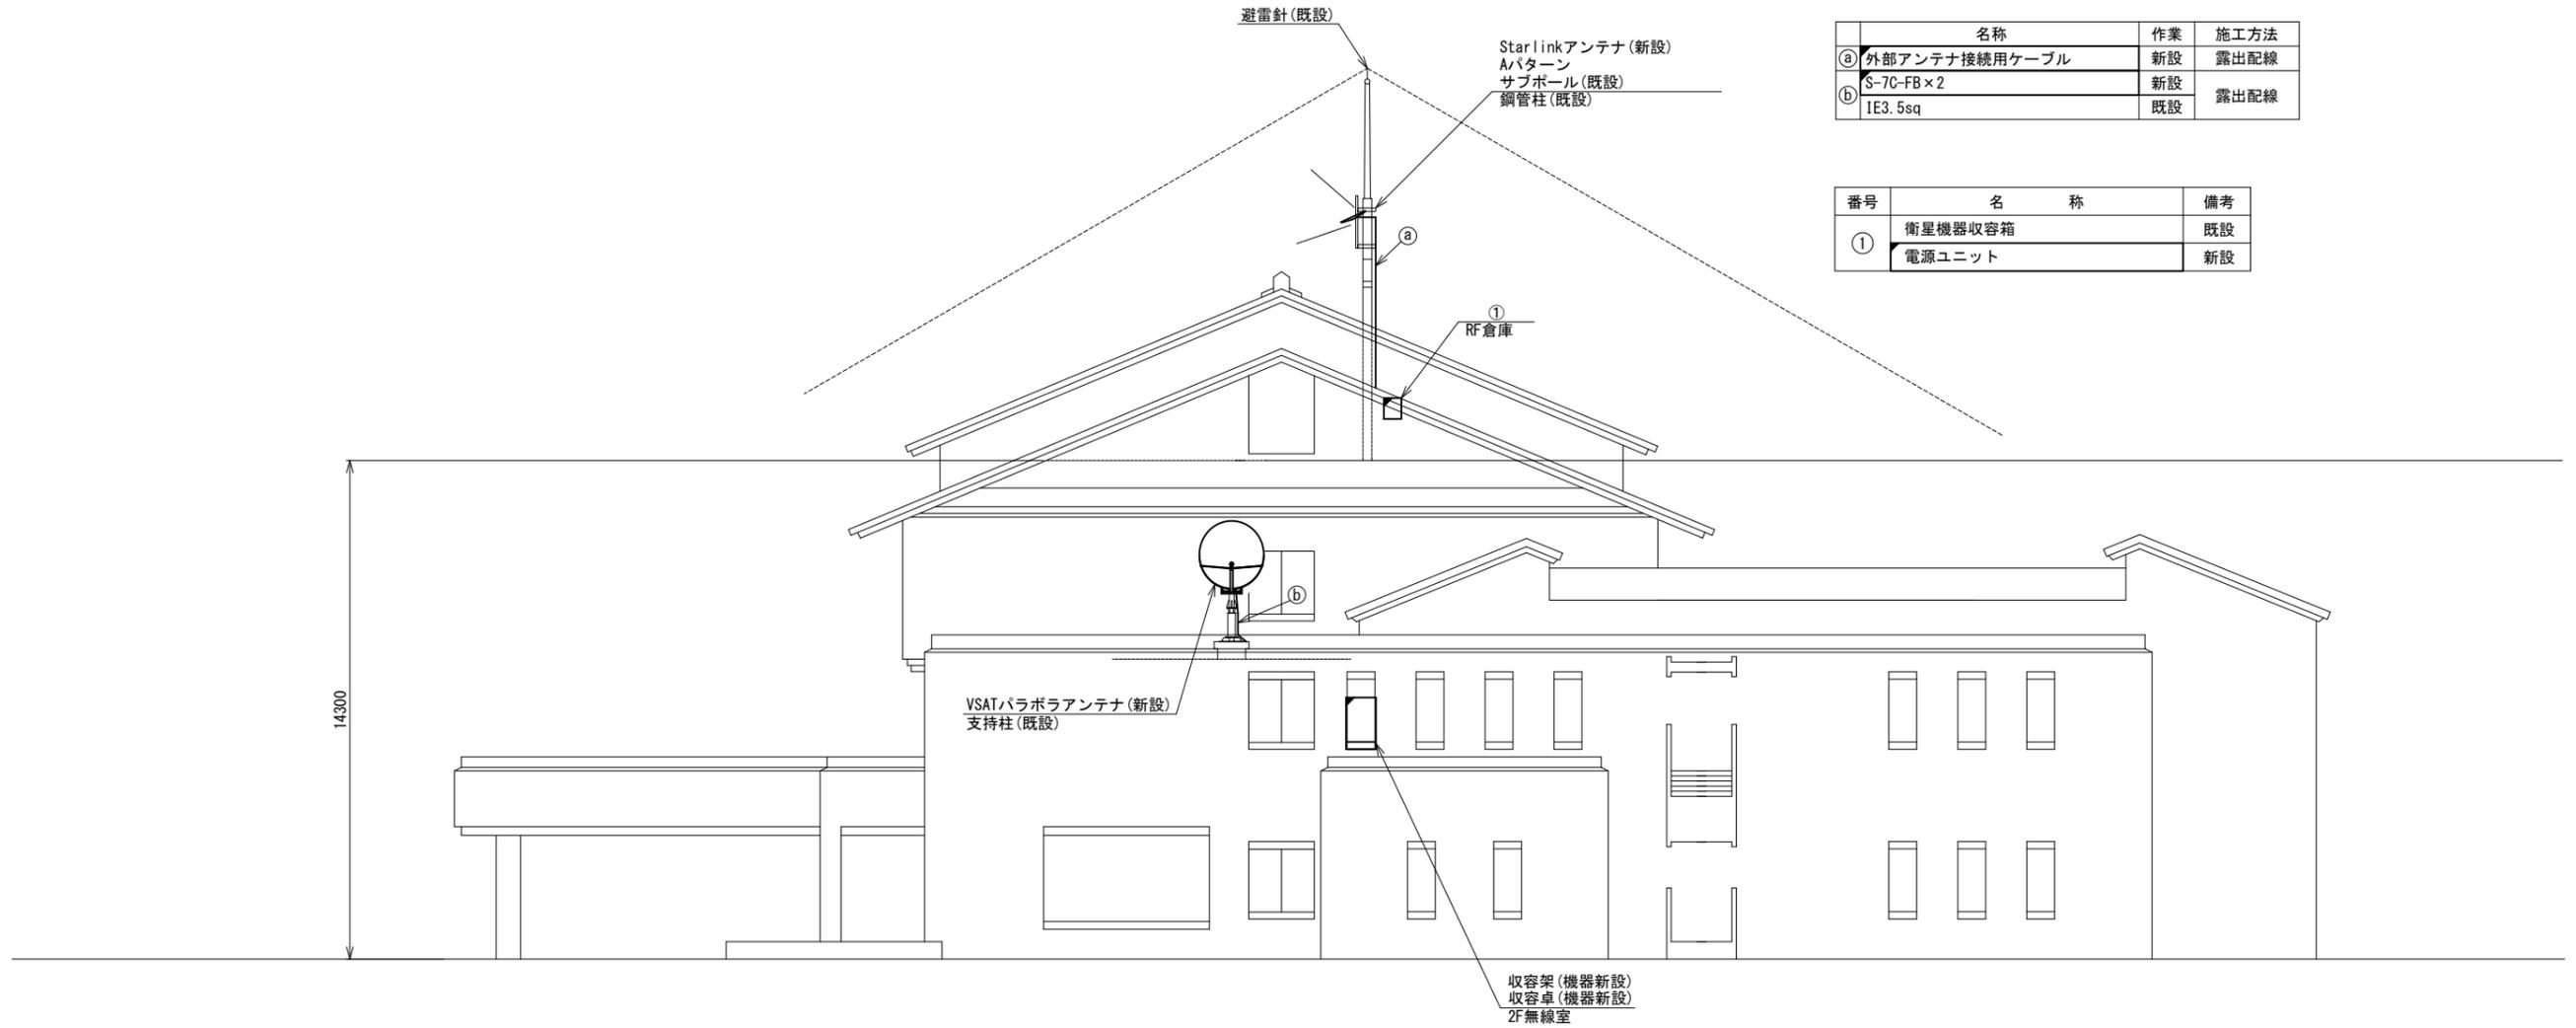

名称	作業	施工方法
① 外部アンテナ接続用ケーブル	新設	露出配線
② S-7C-FB×2	新設	露出配線
IE3.5sq	既設	

番号	名称	備考
①	衛星機器收容箱	既設
	電源ユニット	新設



東側立面図(S=1/100)

凡 例

	新設		撤去		新設		撤去
	既設		既設				

工事名	奈良県防災行政通信ネットワーク 衛星回線等再整備工事		
図面名	川西町役場 機器据付図(新設)		
作成年月日	令和 6年 8月		
縮尺	1:100	図面番号	04
会社名	株式会社東京建設コンサルタント		
事業者名	奈良県		

 川西町役場 1F 機器配置図 (新設)

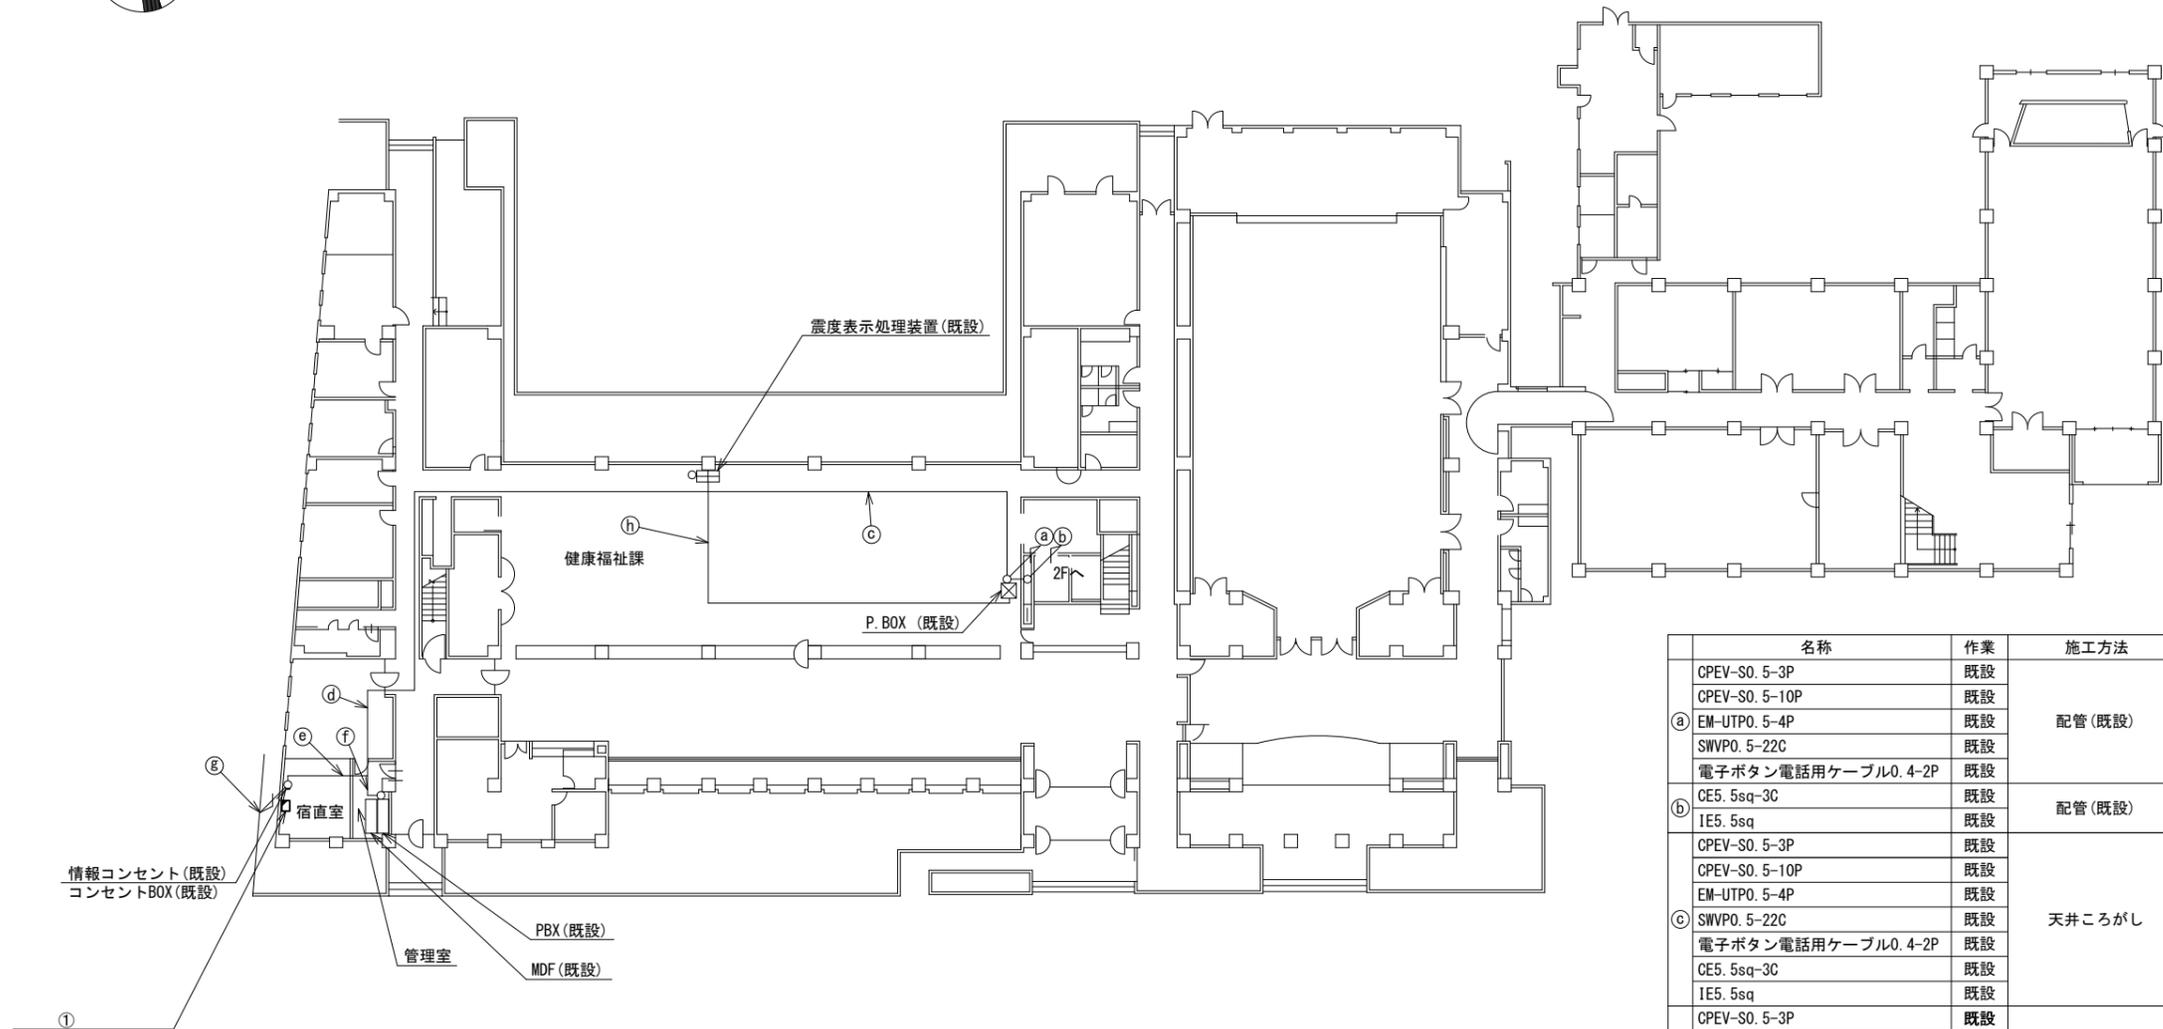

情報コンセント(既設)
コンセントBOX(既設)

宿直室

管理室

PBX(既設)
MDF(既設)

震度表示処理装置(既設)

健康福祉課

P. BOX (既設)

①

番号	名 称	備考
①	ラック	既設
	PoE HUB(8port)	新設
	防災情報端末(オプション)	新設
	スピーカ付警告灯	新設

1F平面図 (S=1/200)


名称	作業	施工方法
CPEV-S0. 5-3P	既設	配管(既設)
CPEV-S0. 5-10P	既設	
① EM-UTPO. 5-4P	既設	
SWVPO. 5-22C	既設	
電子ボタン電話用ケーブル0. 4-2P	既設	配管(既設)
② CE5. 5sq-3C	既設	
IE5. 5sq	既設	
CPEV-S0. 5-3P	既設	
CPEV-S0. 5-10P	既設	天井ころがし
EM-UTPO. 5-4P	既設	
③ SWVPO. 5-22C	既設	
電子ボタン電話用ケーブル0. 4-2P	既設	
CE5. 5sq-3C	既設	天井ころがし
IE5. 5sq	既設	
CPEV-S0. 5-3P	既設	
CPEV-S0. 5-10P	既設	
④ EM-UTPO. 5-4P	既設	天井ころがし
電子ボタン電話用ケーブル0. 4-2P	既設	
CE5. 5sq-3C	既設	
IE5. 5sq	既設	
⑤ SWVPO. 5-22C	既設	天井ころがし
CPEV-S0. 5-3P	既設	
CPEV-S0. 5-10P	既設	
EM-UTPO. 5-4P	既設	
⑥ 電子ボタン電話用ケーブル0. 4-2P	既設	配線ダクト(既設)
CE5. 5sq-3C	既設	
⑦ EM-UTPO. 5-4P	既設	天井ころがし
電子ボタン電話用ケーブル0. 4-2P	既設	
CE5. 5sq-3C	既設	
EM-UTPO. 5-4P	既設	
⑧ 電子ボタン電話用ケーブル0. 4-2P	既設	配線ダクト(既設)
CE5. 5sq-3C	既設	
⑨ EM-UTPO. 5-4P	既設	天井ころがし

凡 例

 : 新設	 : 撤去	 : 新設	 : 撤去
 : 既設	 : 既設	 : 既設	 : 既設

工事名	奈良県防災行政通信ネットワーク 衛星回線等再整備工事		
図面名	川西町役場 1F 機器配置図(新設)		
作成年月日	令和 6年 8月		
縮尺	1:200	図面番号	05
会社名	株式会社東京建設コンサルタント		
事業者名	奈良県		

川西町役場 2F 機器配置図 (新設)

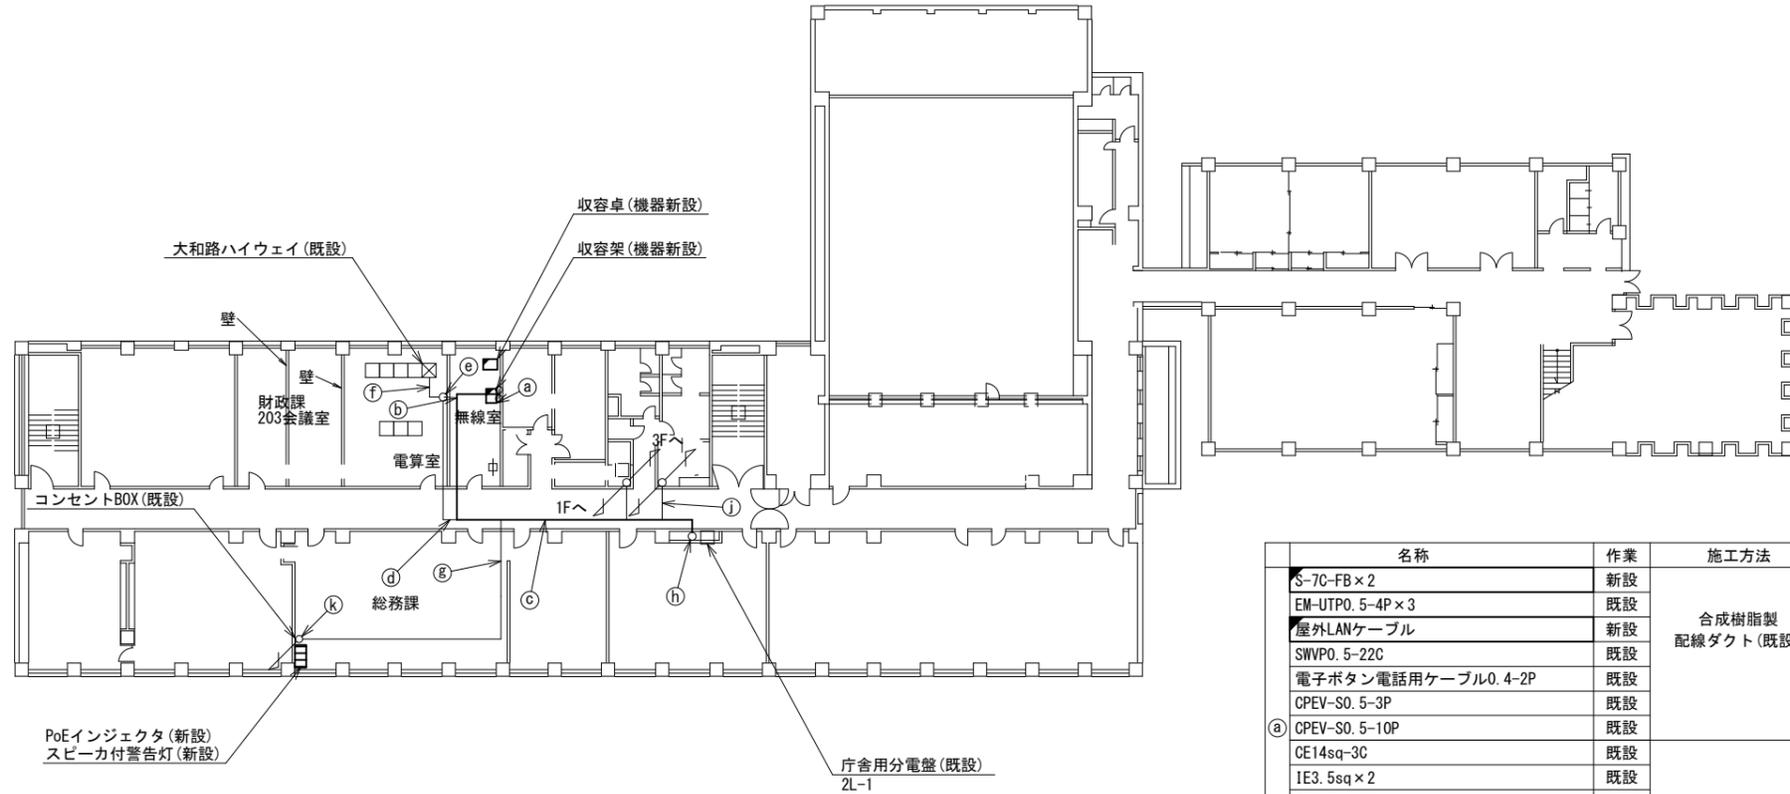

2F平面図 (S=1/200)

④	EM-UTPO. 5-4P	既設	天井こがし
⑤	EM-UTPO. 5-4P	既設	ダクト (既設)
⑥	EM-UTPO. 5-4P	既設	フリーアクセス
⑦	EM-UTPO. 5-4P	既設	天井こがし
⑧	CE3. 5-3C	既設	天井こがし
⑨	CE14sq-3C	既設	E31 (既設)
⑩	CE5. 5sq-3C	既設	天井こがし
⑪	CE3. 5sq-3C	既設	
⑫	EM-UTPO. 5-4P	既設	配線ダクト (既設)
⑬	CE3. 5sq-3C	既設	配線ダクト (既設)


名称	作業	施工方法	
S-7C-FB×2	新設	合成樹脂製 配線ダクト (既設)	
EM-UTPO. 5-4P×3	既設		
屋外LANケーブル	新設		
SWVPO. 5-22C	既設		
電子ボタン電話用ケーブル0.4-2P	既設	合成樹脂製 配線ダクト (既設)	
CPEV-SO. 5-3P	既設		
① CPEV-SO. 5-10P	既設		
CE14sq-3C	既設		
IE3. 5sq×2	既設	天井こがし	
CE3. 5sq-3C	既設		
CE5. 5sq-3C×2	既設		
CE14sq-3C	既設		
CE3. 5sq-3C	既設		
S-7C-FB×2	新設		天井こがし
EM-UTPO. 5-4P×3	既設		
CE14sq-3C	既設		
屋外LANケーブル	新設		
SWVPO. 5-22C	既設		
電子ボタン電話用ケーブル0.4-2P	既設		
② CE14sq-3C	既設		
IE3. 5sq×2	既設		
CE3. 5sq-3C	既設		
CE5. 5sq-3C×2	既設		
CPEV-SO. 5-3P	既設	天井こがし	
CPEV-SO. 5-10P	既設		
CE3. 5sq-3C	既設		
S-7C-FB×2	新設		
EM-UTPO. 5-4P	既設	天井こがし	
CE14sq-3C	既設		
屋外LANケーブル	新設		
SWVPO. 5-22C	既設		
電子ボタン電話用ケーブル0.4-2P	既設		
③ CE14sq-3C	既設		
IE3. 5sq×2	既設		
CE3. 5sq-3C	既設		
CE5. 5sq-3C	既設		
CPEV-SO. 5-3P	既設		
CPEV-SO. 5-10P	既設		

凡例


□ (黒)	: 新設	□ (白)	: 撤去	— (実線)	: (新設)	- - - (点線)	: 撤去
□ (白)	: 既設	— (実線)	: 既設				

工事名	奈良県防災行政通信ネットワーク 衛星回線等再整備工事		
図面名	川西町役場 2F 機器配置図 (新設)		
作成年月日	令和 6年 8月		
縮尺	1:200	図面番号	06
会社名	株式会社東京建設コンサルタント		
事業者名	奈良県		

川西町役場 3F・RF・屋根 機器配置図 (新設)

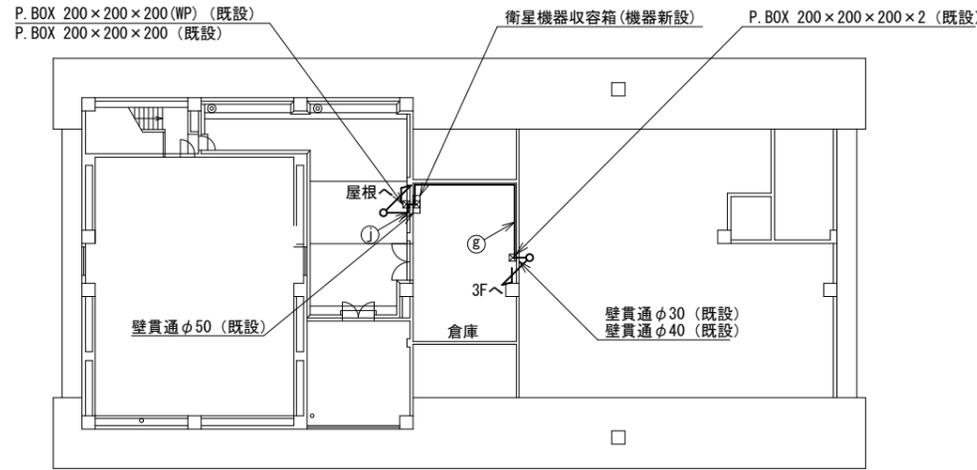


RF平面図 (S=1/200)

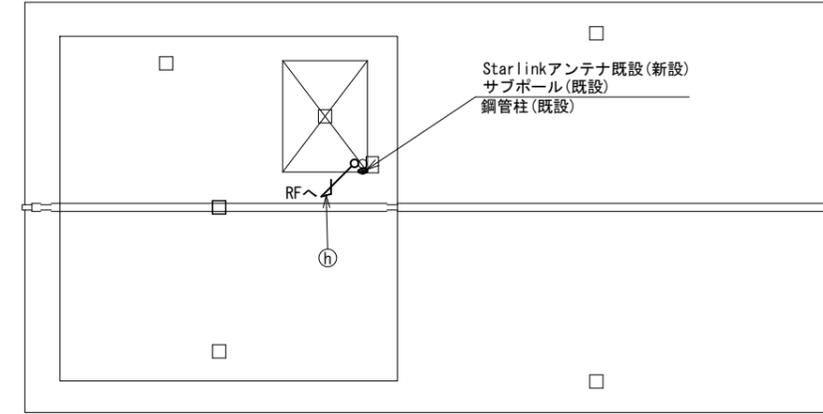


屋根状図 (S=1/200)

名称	作業	施工方法
③ S-7C-FB×2	新設	配管(既設)
④ 屋外LANケーブル	新設	天井こがし
⑤ S-7C-FB×2	新設	天井こがし
⑥ IE3. 5sq	既設	
⑦ S-7C-FB×2	新設	G36 (既設)
⑧ IE3. 5sq	既設	G16 (既設)
⑨ S-7C-FB×2	新設	露出配線
⑩ IE3. 5sq	既設	
⑪ CE3. 5sq-3C	既設	配管(既設)
⑫ IE3. 5sq	既設	
⑬ 屋外LANケーブル	新設	天井こがし
⑭ CE3. 5sq-3C	既設	
⑮ 屋外LANケーブル	新設	E19 (既設)
⑯ CE3. 5sq-3C	既設	E25 (既設)
⑰ 外部アンテナ接続用ケーブル	新設	露出配線
⑱ 外部アンテナ接続用ケーブル	新設	G36 (既設)


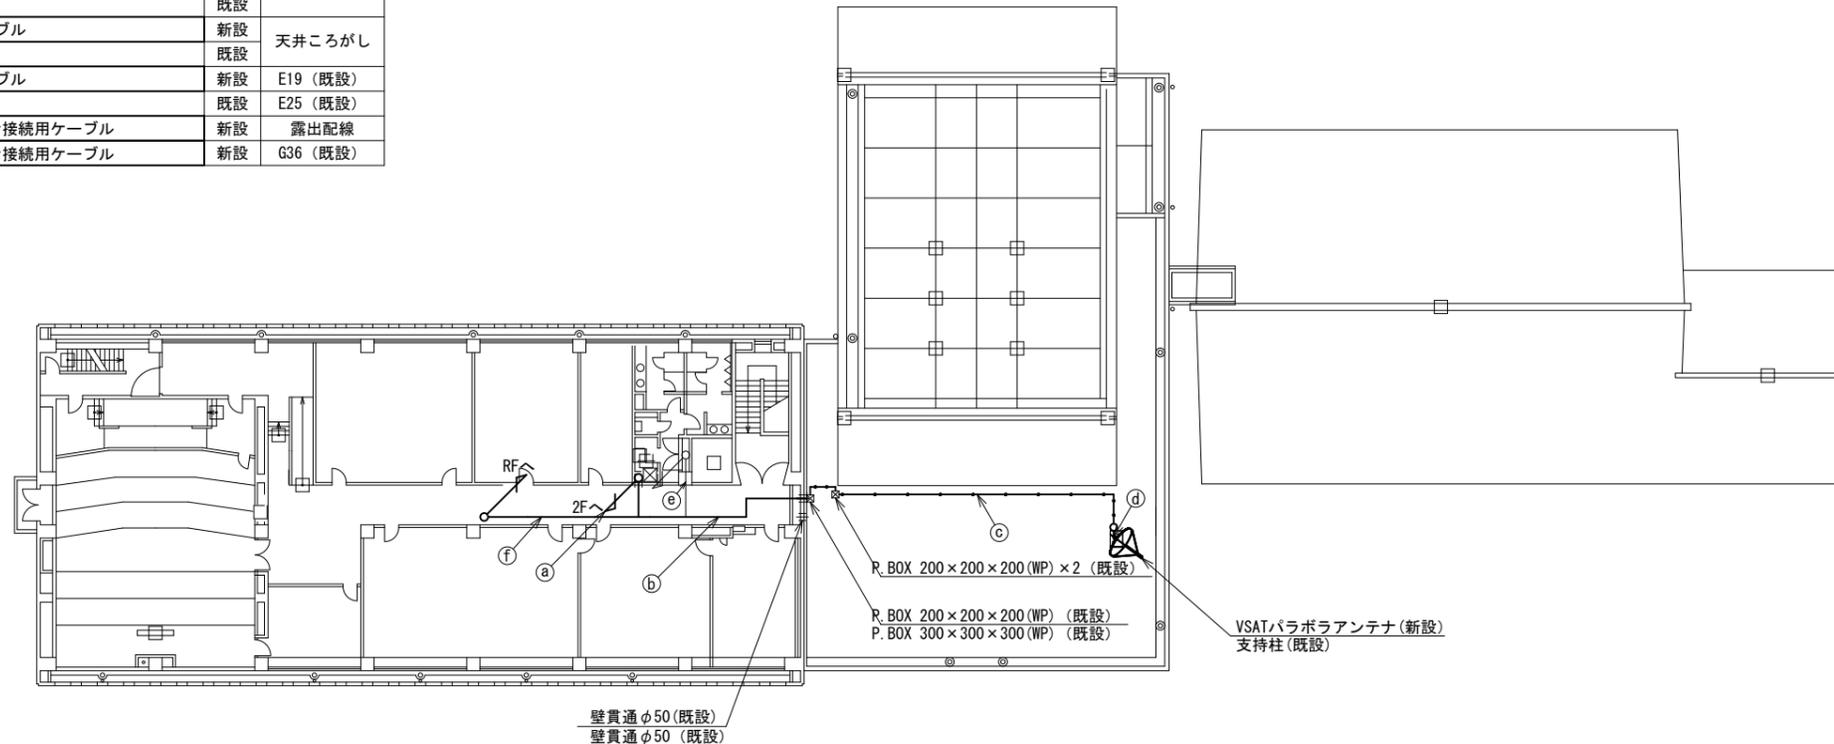


3F平面図 (S=1/200)

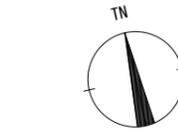

(衛星系)

(VSAT)

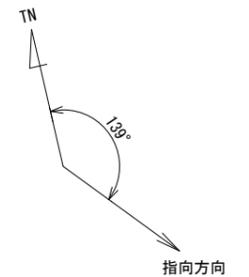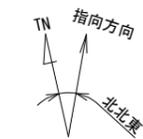

仰俯角140°


仰俯角41°

※Starlinkの方位角及び仰俯角は現地にて要調整。

凡例	
■ (filled square)	: 新設
□ (empty square)	: 撤去
— (solid line)	: 新設
- - - (dashed line)	: 撤去
□ (empty square)	: 既設
— (solid line)	: 既設

工事名	奈良県防災行政通信ネットワーク 衛星回線等整備工事		
図面名	川西町役場 3F・RF・屋根 機器配置図(新設)		
作成年月日	令和 6年 8月		
縮尺	1:200	図面番号	07
会社名	株式会社東京建設コンサルタント		
事業者名	奈良県		

川西町役場 2F無線室 機器配置図 (新設)

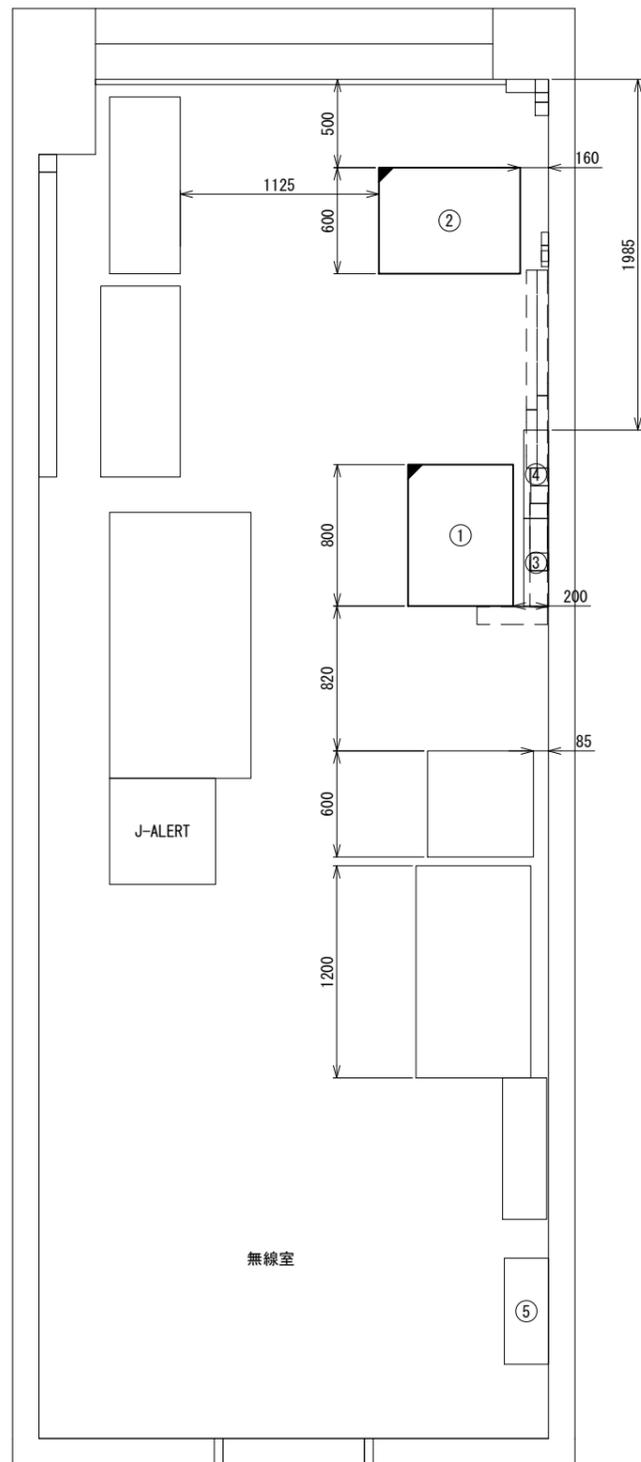


2F無線室 平面図 (S=1/20)

番号	名 称	備考
①	収容架	既設
	VSAT	新設
	県専用網管理ルータ	新設
	UPS	新設
	UTM	新設
②	収容卓	既設
	防災情報端末	新設
	PoE HUB (8Port)	新設
	防災電話 (IP)	新設
	防災プリンタ	新設
	スピーカ付警告灯	新設
	VSAT制御端末	新設
	セットトップボックス	新設
	モニタ	新設
	共用網L2-SW	新設
	防災電話 (アナログ)	新設
	VOIP-GW (VSAT系)	新設
	防災FAX (アナログ)	新設
PoEインジェクタ	新設	
防災電話 (IP) (大和路HW)	新設	
③	無線用分電盤	既設
④	無線室150P端子盤	既設
⑤	庁舎端子盤	既設

凡 例	
	新設
	撤去
	新設
	撤去
	既設
	既設

工事名	奈良県防災行政通信ネットワーク 衛星回線等再整備工事		
図面名	川西町役場 2F無線室 機器配置図 (新設)		
作成年月日	令和 6年 8月		
縮尺	1:20	図面番号	08
会社名	株式会社東京建設コンサルタント		
事業者名	奈良県		

川西町役場 配線系統図 (新設)

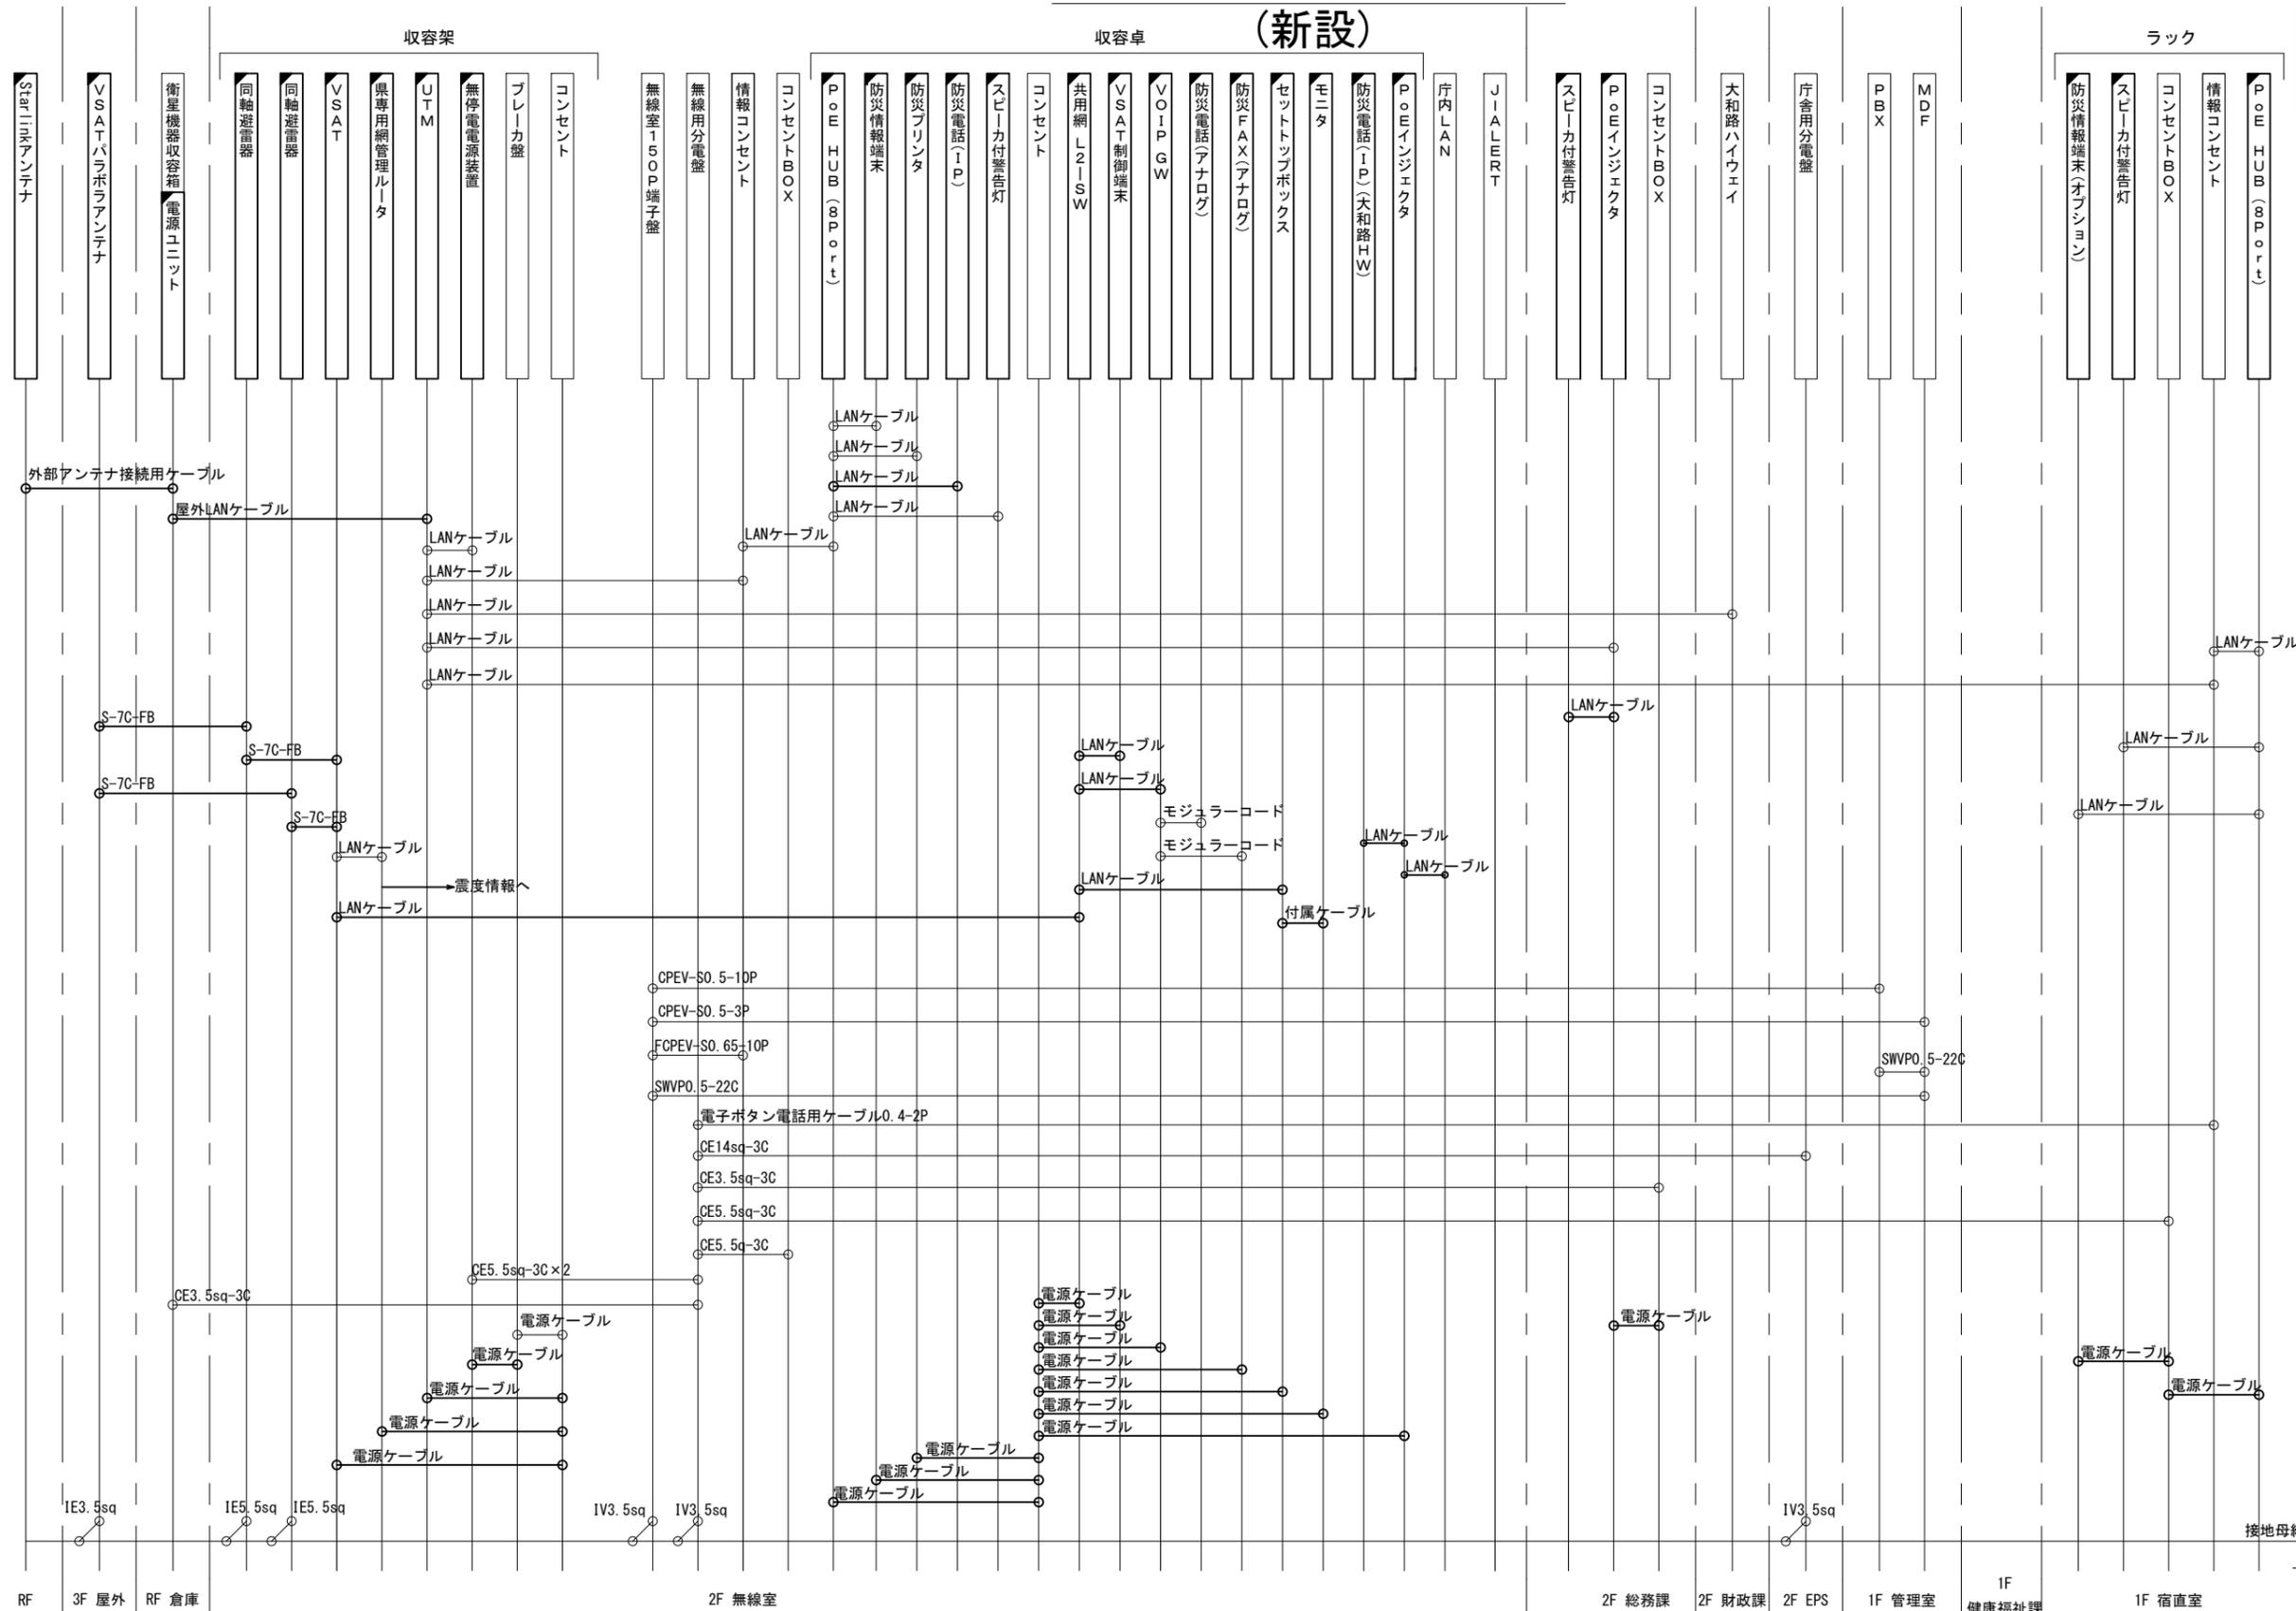




凡例
 LANケーブル：EM-UTP0. 5-4P (Cat5e)
 屋外LANケーブル：NSED-T-LAP0. 5-4P (Cat5e)

工事名	奈良県防災行政通信ネットワーク 衛星回線等再整備工事		
図面名	川西町役場 配線系統図(新設)		
作成年月日	令和 6年 8月		
縮尺	NON	図面番号	09
会社名	株式会社東京建設コンサルタント		
事業者名	奈良県		

凡例
 [] : 新設 [] : 撤去 — : 新設 - - - : 撤去
 □ : 既設 — : 既設

川西町役場 電源系統図(参考図)

2F 廊下PS
電灯分電盤 2L-1
1φ 3W100V

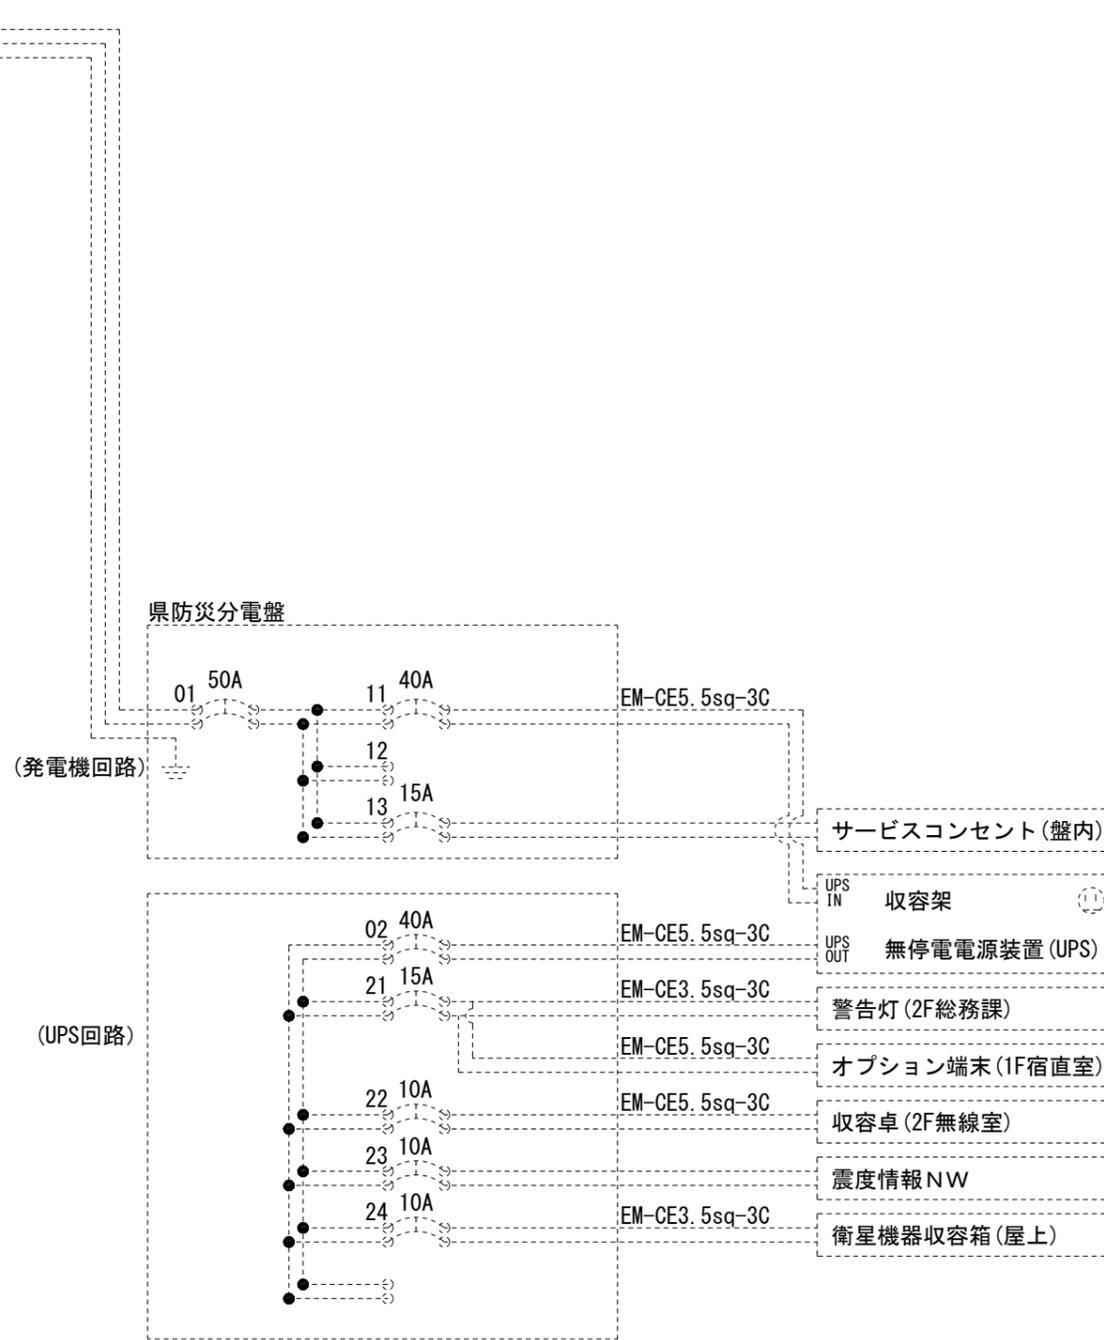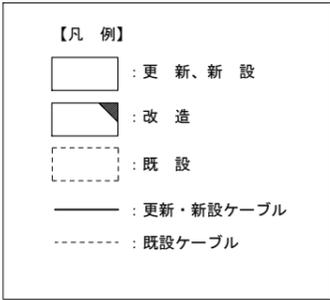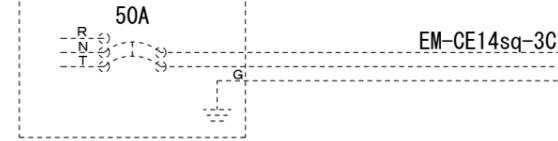


* 3Cのうち1Cは接地用

工事名	奈良県防災行政通信ネットワーク 衛星回線等再整備工事		
図面名	川西町役場 電源系統図(参考図)		
作成年月日	令和 6年 8月		
縮尺	NON	図面番号	10
会社名	株式会社東京建設コンサルタント		
事業者名	奈良県		

川西町役場 系統図 (撤去)


- 凡例
- VSAT VSAT
 - L2SW (16Port) L2-SW (16Port)
 - L2SW (8Port) L2-SW (8Port)
 - L2SW (16Port) +メディアコンバーター L2-SW (16Port +メディアコンバーター)
 - L2SW (8Port) +メディアコンバーター L2-SW (8Port +メディアコンバーター)
 - VPNルーター VPNルーター
 - 被遠方監視制御装置 被遠方監視制御装置
 - 防災IP交換機 防災IP交換機
 - 無停電電源装置 UPS 無停電電源装置
 - 防災情報端末 PC1 防災情報端末
 - ローカルWEBサーバ兼 防災情報端末 PC2 兼 防災情報端末
 - 防災情報端末(オプション) PC1opt 防災情報端末(オプション)
 - 複合機 複合機
 - メディアコンバーター M/C メディアコンバーター
 - ① 防災電話
 - ② 防災電話(衛星)
 - ③ コンセントBOX
 - 衛星携帯電話 IDU 衛星携帯電話 IDU
 - 衛星FAXアダプタ 衛星FAXアダプタ
 - マルチアダプタ マルチアダプタ
 - FAX FAX
 - SPD SPD盤
 - 分配機 分配機
 - 震度表示処理装置 震度表示処理装置
 - PBX PBX
 - 端子盤、MDF 端子盤、MDF
 - 大和路ハイウェイ K-OPT K-OPTICAL
 - 電源端子台 電源端子台
 - 情報コンセント 情報コンセント
 - スピーカー付警告灯 スピーカー付警告灯
 - モニター モニタ
 - IRD IRD
 - J-ALERT J-ALERT
 - 変圧器 変圧器
 - USBプリンターサーバー USBプリンターサーバー
 - プリンタ プリンタ

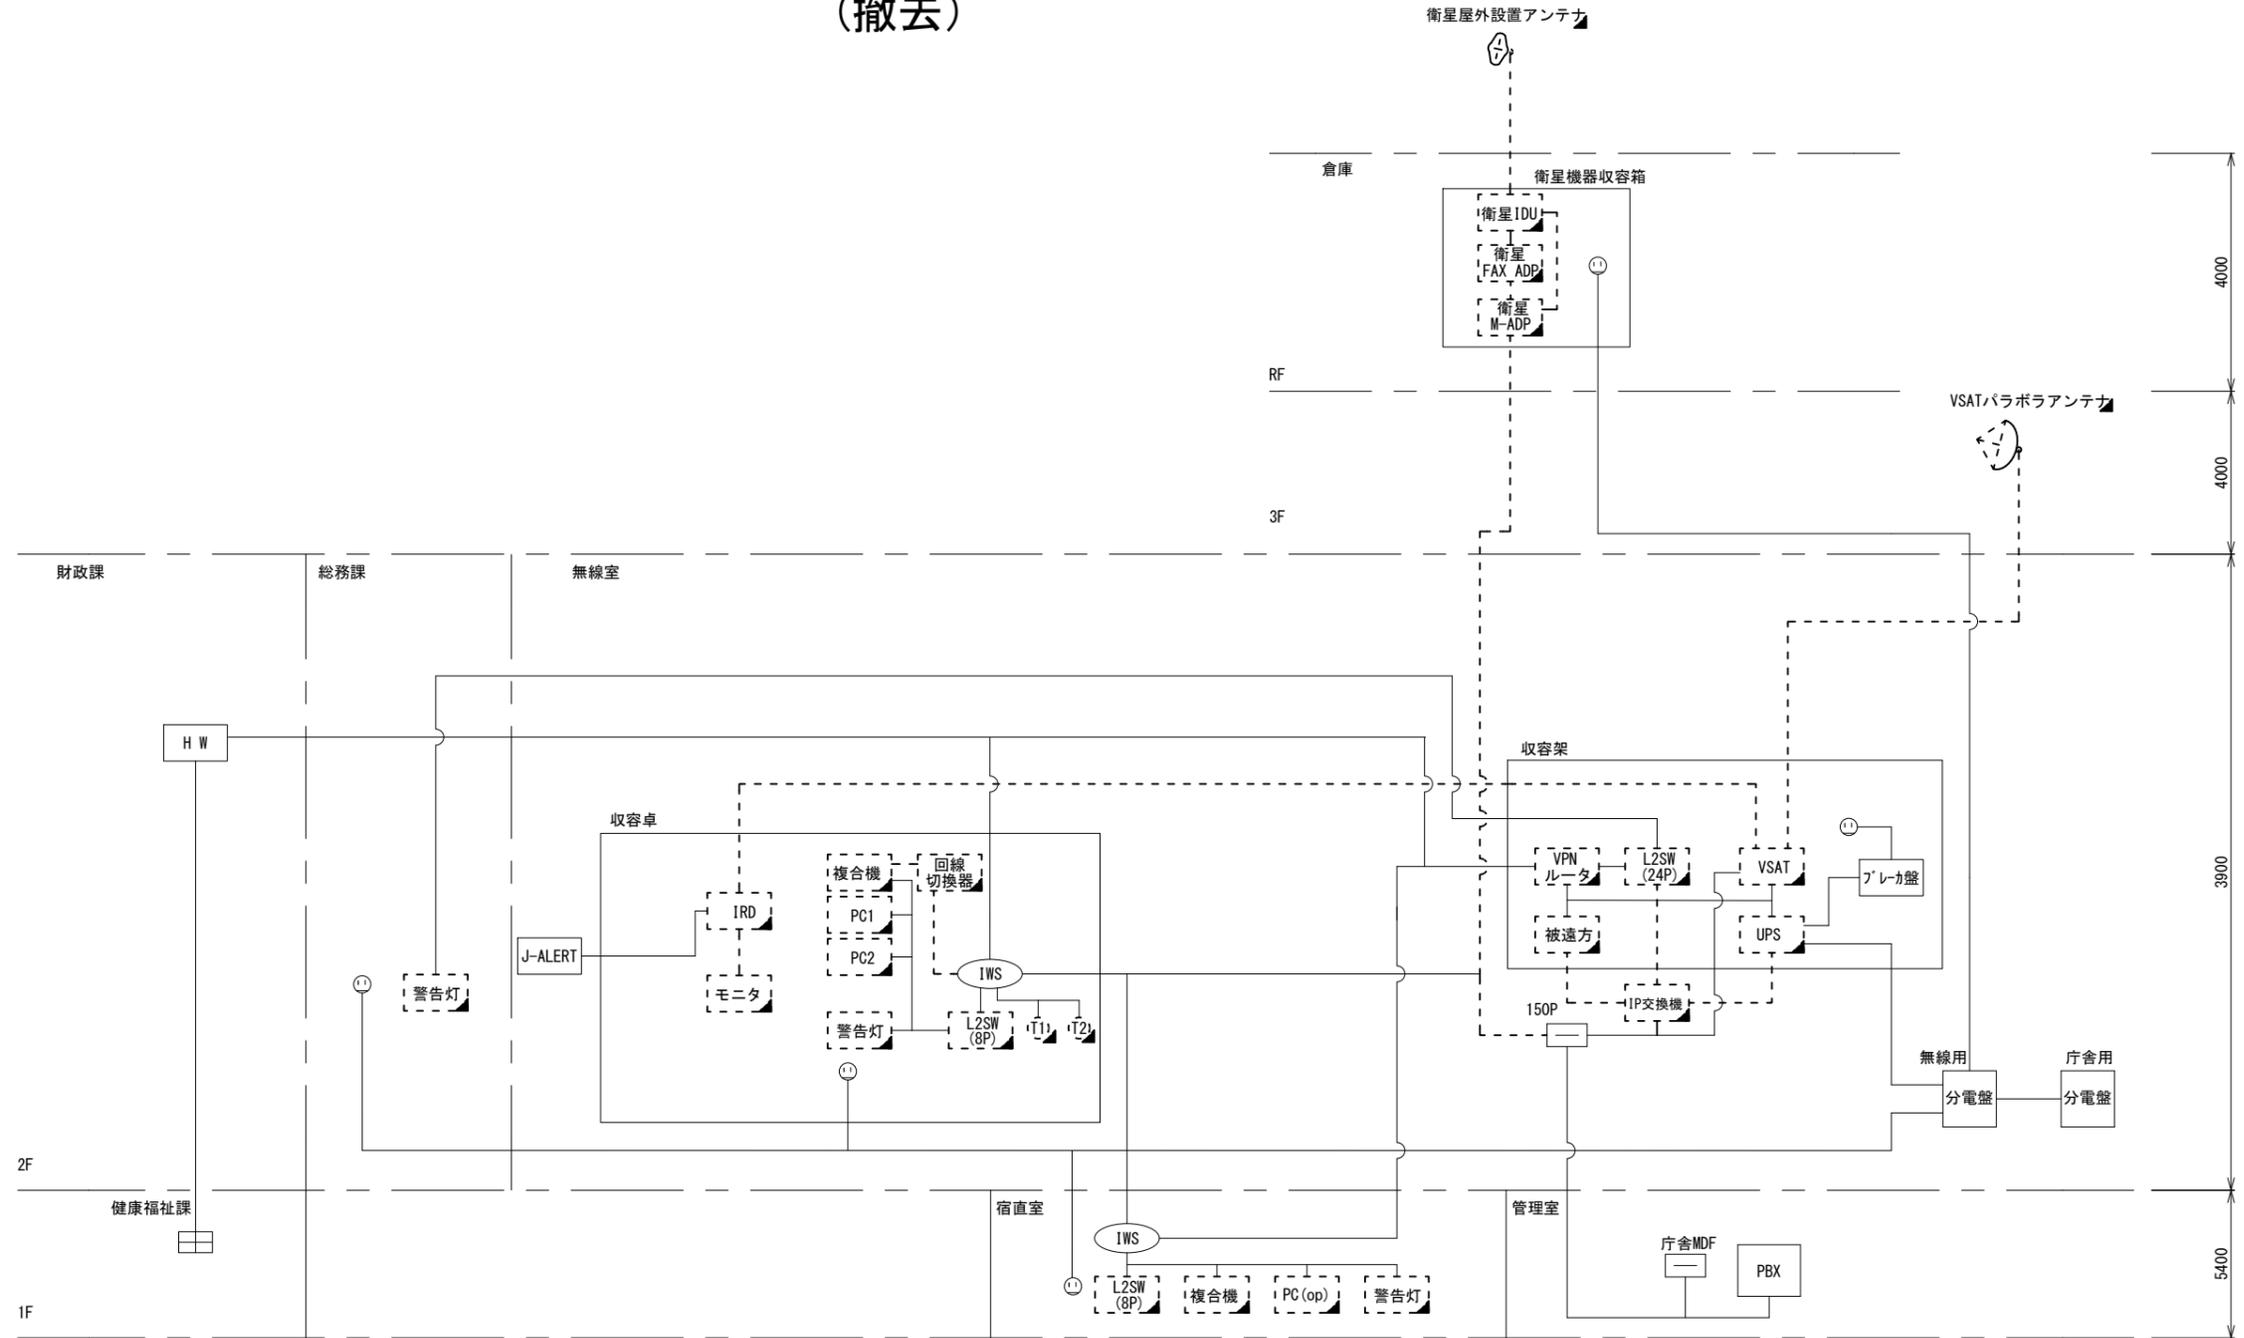

- 凡例
- : 新設
 - : 撤去
 - : 新設
 - - - : 撤去
 - : 既設
 - : 既設

工事名	奈良県防災行政通信ネットワーク 衛星回線等再整備工事		
図面名	川西町役場 系統図(撤去)		
作成年月日	令和 6年 8月		
縮尺	NON	図面番号	11
会社名	株式会社東京建設コンサルタント		
事業者名	奈良県		

川西町役場 敷地平面図 (撤去)

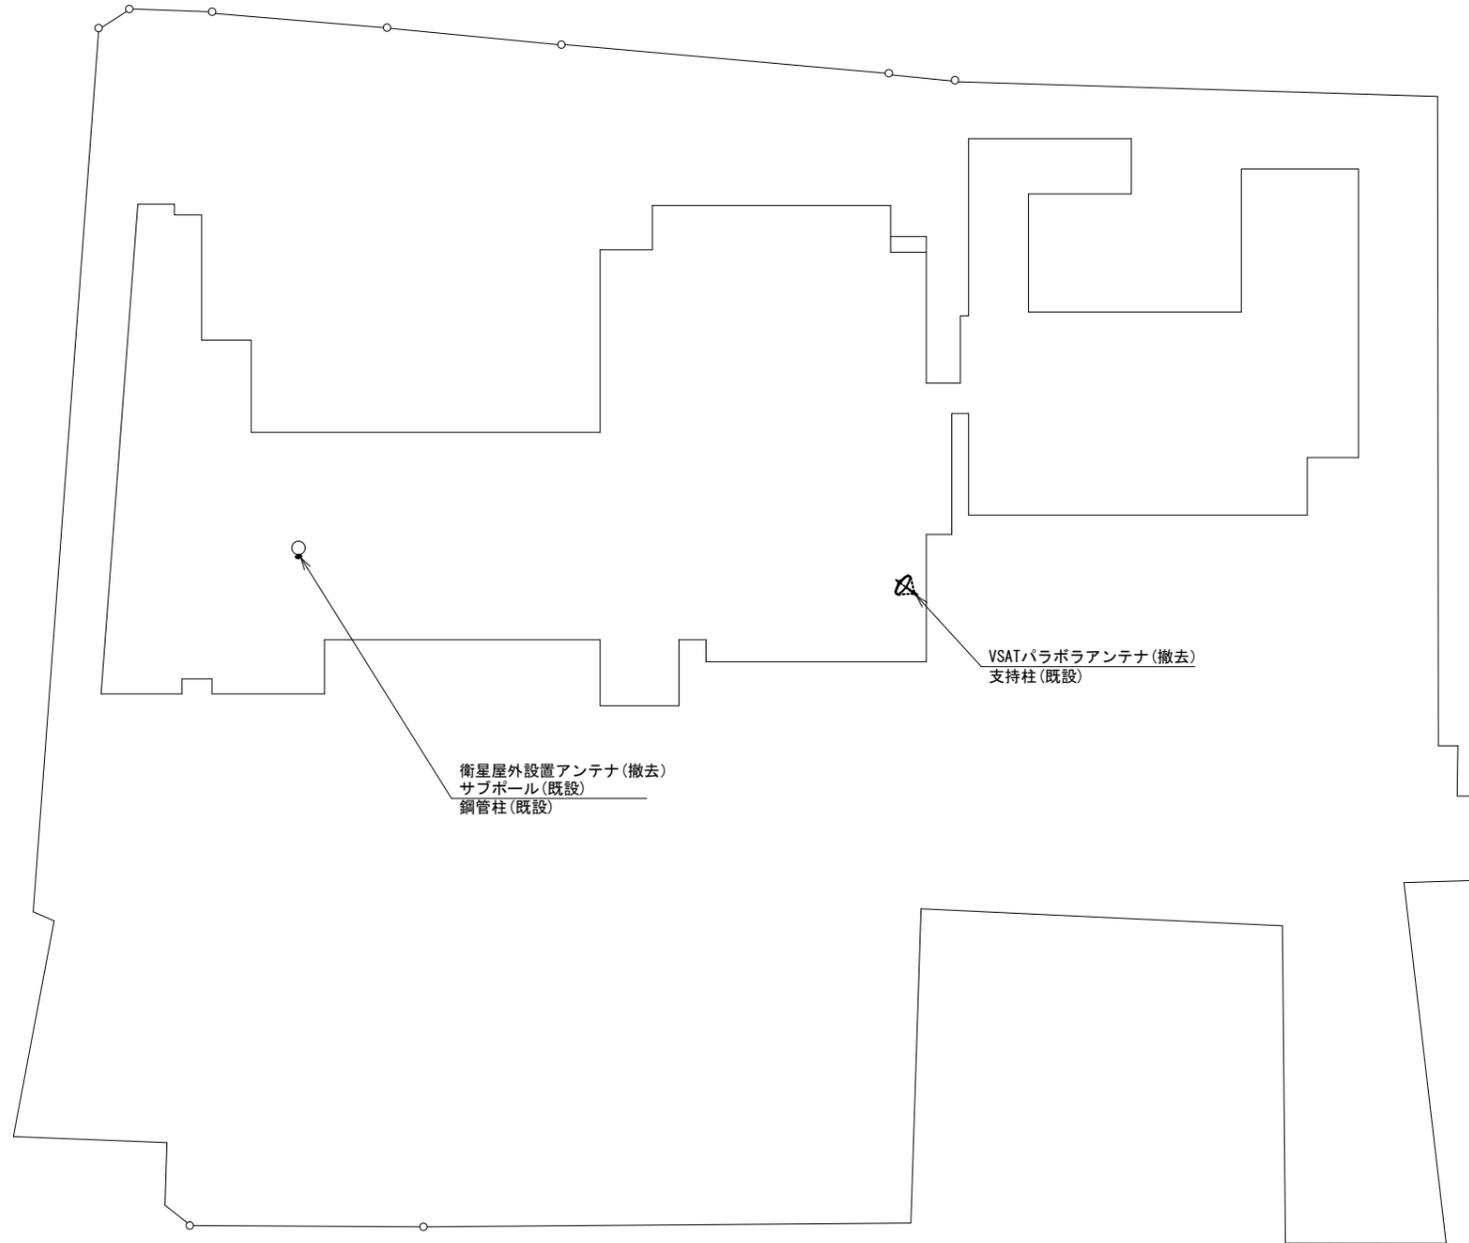


平面図 (S=1/300)

凡例	
: 新設	: 撤去
: 新設	: 撤去
: 既設	: 既設

工事名	奈良県防災行政通信ネットワーク 衛星回線等再整備工事		
図面名	川西町役場 敷地平面図(撤去)		
作成年月日	令和 6年 8月		
縮尺	1:300	図面番号	12
会社名	株式会社東京建設コンサルタント		
事業者名	奈良県		

川西町役場 機器据付図 (撤去)

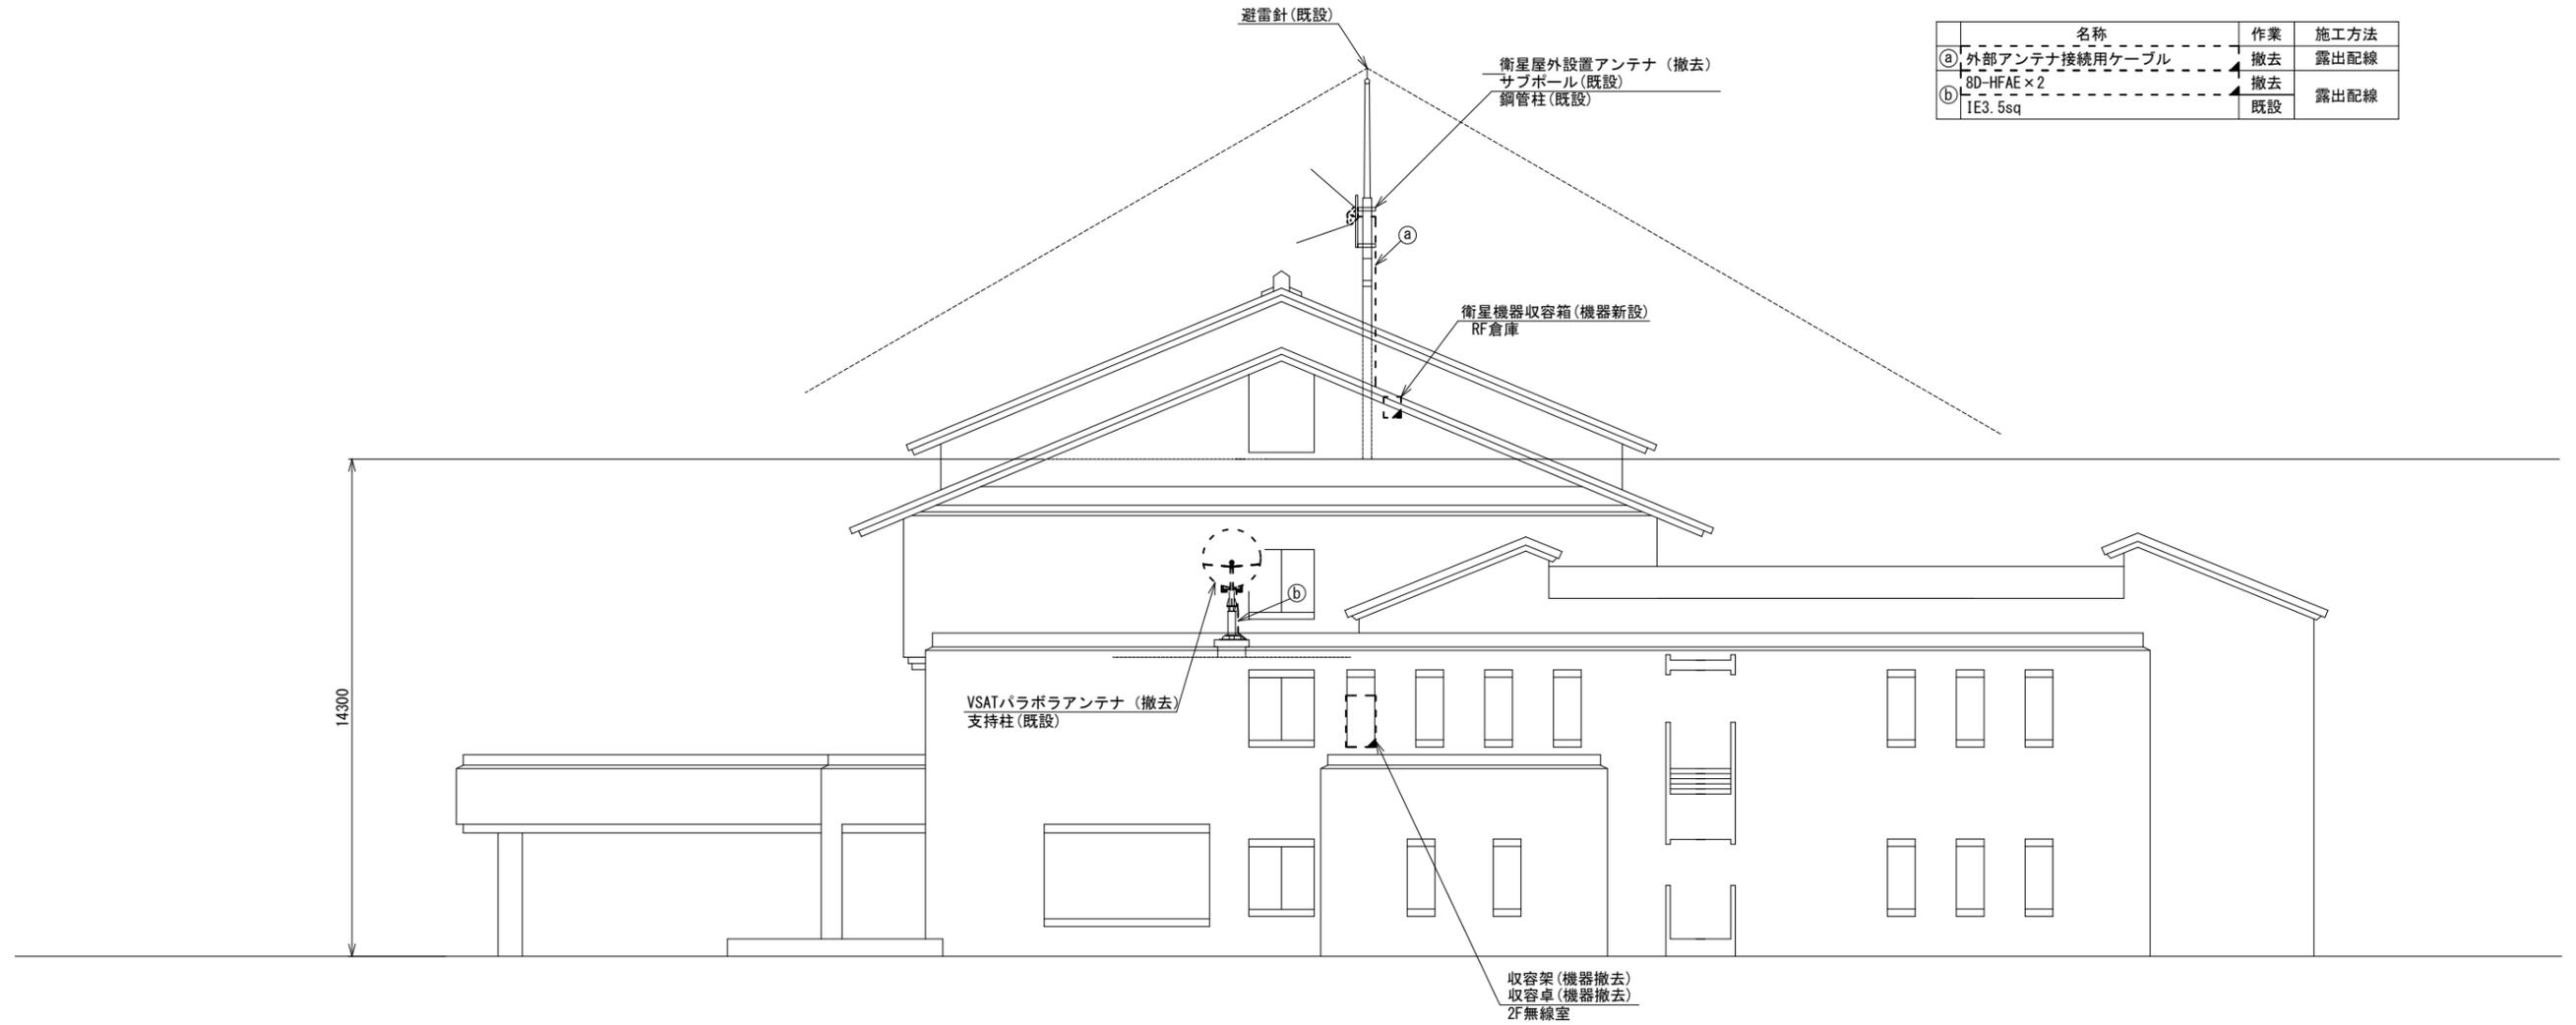

名称	作業	施工方法
④ 外部アンテナ接続用ケーブル	撤去	露出配線
⑤ 8D-HFAE × 2	撤去	露出配線
⑥ 1E3.5sq	既設	既設


東側立面図 (S=1/100)

凡例

■	新設	□	撤去	—	新設	- - -	撤去
□	既設	—	既設				

工事名	奈良県防災行政通信ネットワーク 衛星回線等再整備工事		
図面名	川西町役場 機器据付図 (撤去)		
作成年月日	令和 6年 8月		
縮尺	1:100	図面番号	13
会社名	株式会社東京建設コンサルタント		
事業者名	奈良県		

川西町役場 1F 機器配置図 (撤去)

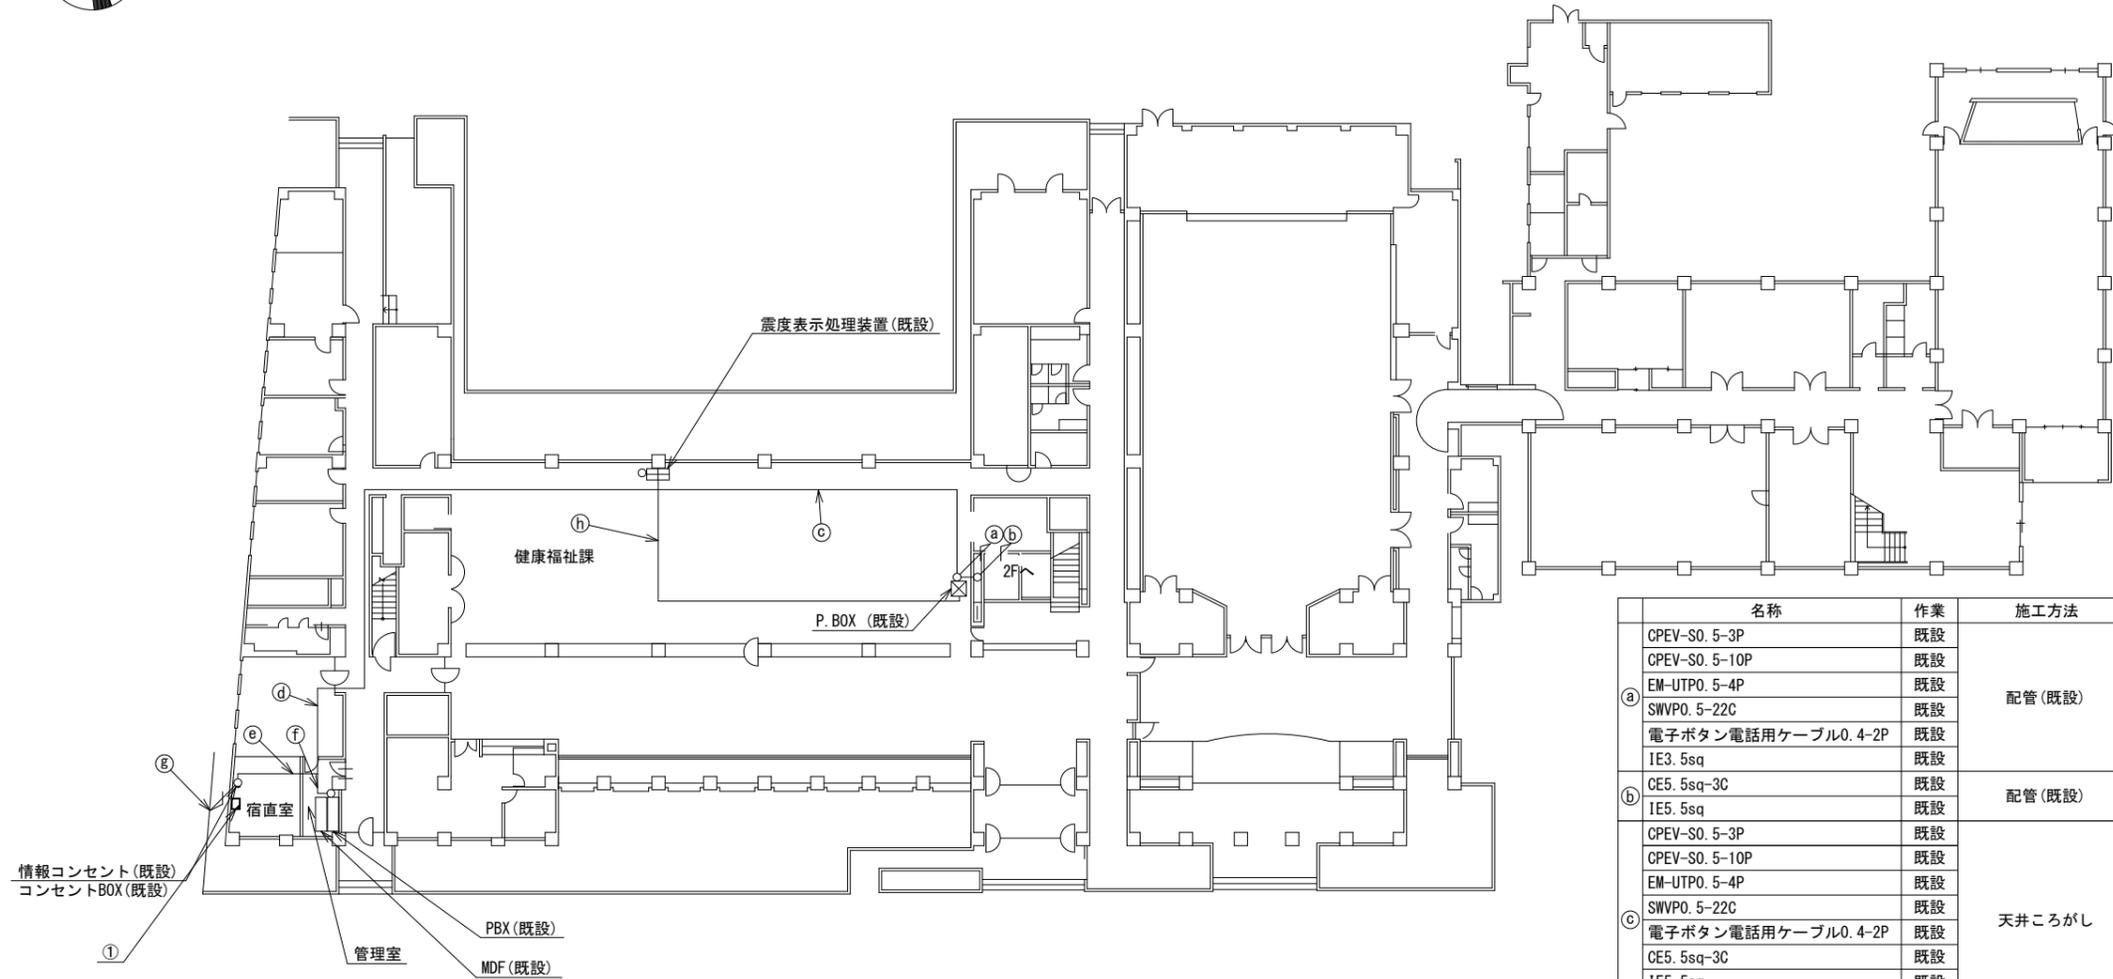

番号	名称	備考
①	ラック	既設
	防災情報端末(オプション)	撤去
	スピーカー付警告灯	撤去
	L2-SW(8Port)	撤去
	複合機	撤去


1F平面図 (S=1/200)

名称	作業	施工方法
CPEV-S0. 5-3P	既設	配管(既設)
CPEV-S0. 5-10P	既設	
EM-UTPO. 5-4P	既設	
SWVPO. 5-22C	既設	
電子ボタン電話用ケーブル0. 4-2P	既設	
IE3. 5sq	既設	配管(既設)
CE5. 5sq-3C	既設	
IE5. 5sq	既設	
CPEV-S0. 5-3P	既設	天井ころがし
CPEV-S0. 5-10P	既設	
EM-UTPO. 5-4P	既設	
SWVPO. 5-22C	既設	
電子ボタン電話用ケーブル0. 4-2P	既設	
CE5. 5sq-3C	既設	天井ころがし
IE5. 5sq	既設	
IE3. 5sq	既設	
CPEV-S0. 5-3P	既設	
CPEV-S0. 5-10P	既設	天井ころがし
EM-UTPO. 5-4P	既設	
SWVPO. 5-22C	既設	
電子ボタン電話用ケーブル0. 4-2P	既設	
IE5. 5sq	既設	
CE5. 5sq-3C	既設	天井ころがし
IE5. 5sq	既設	
IE3. 5sq	既設	
EM-UTPO. 5-4P	既設	配線ダクト(既設)
電子ボタン電話用ケーブル0. 4-2P	既設	
CE5. 5sq-3C	既設	配線ダクト(既設)
EM-UTPO. 5-4P	既設	天井ころがし

凡例	
■: 既設	□: 撤去
—: 既設	- - -: 撤去
□: 既設	—: 既設

工事名	奈良県防災行政通信ネットワーク 衛星回線等再整備工事		
図面名	川西町役場 1F 機器配置図(撤去)		
作成年月日	令和 6年 8月		
縮尺	1:200	図面番号	14
会社名	株式会社東京建設コンサルタント		
事業者名	奈良県		

川西町役場 2F 機器配置図 (撤去)

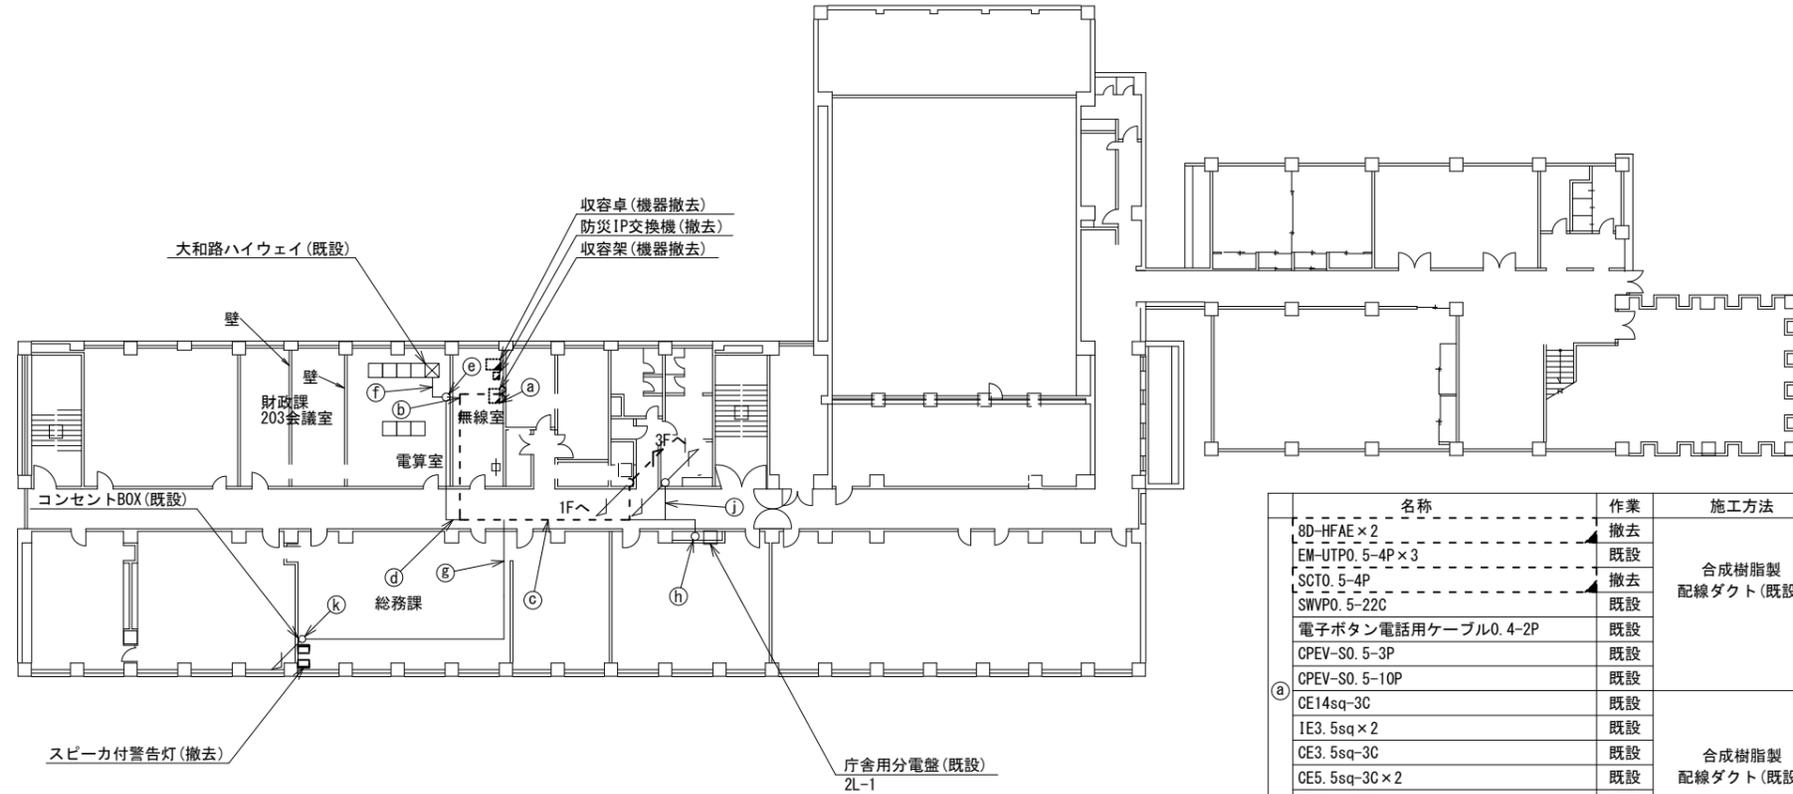

2F平面図 (S=1/200)

④	EM-UTPO. 5-4P	既設	天井ころがし
⑤	EM-UTPO. 5-4P	既設	ダクト (既設)
⑥	EM-UTPO. 5-4P	既設	フリーアクセス
⑦	EM-UTPO. 5-4P	既設	天井ころがし
⑧	CE3. 5-3C	既設	天井ころがし
⑨	CE14sq-3C	既設	E31 (既設)
	CE5. 5sq-3C	既設	
⑩	CE3. 5sq-3C	既設	天井ころがし
	IE3. 5sq×2	既設	
⑪	EM-UTPO. 5-4P	既設	配線ダクト (既設)
⑫	CE3. 5sq-3C	既設	配線ダクト (既設)


名称	作業	施工方法
8D-HFAE×2	撤去	合成樹脂製 配線ダクト (既設)
EM-UTPO. 5-4P×3	既設	
SCTO. 5-4P	撤去	
SWVPO. 5-22C	既設	
電子ボタン電話用ケーブル0. 4-2P	既設	
CPEV-SO. 5-3P	既設	合成樹脂製 配線ダクト (既設)
CPEV-SO. 5-10P	既設	
① CE14sq-3C	既設	
IE3. 5sq×2	既設	
CE3. 5sq-3C	既設	
CE5. 5sq-3C×2	既設	
CE14sq-3C	既設	
CE3. 5sq-3C	既設	
IE3. 5sq	既設	
8D-HFAE×2	撤去	
EM-UTPO. 5-4P×3	既設	
CE14sq-3C	既設	
SCTO. 5-4P	撤去	
SWVPO. 5-22C	既設	
電子ボタン電話用ケーブル0. 4-2P	既設	
CE14sq-3C	既設	
IE3. 5sq×2	既設	
CE3. 5sq-3C	既設	
CE5. 5sq-3C×2	既設	
CPEV-SO. 5-3P	既設	
CPEV-SO. 5-10P	既設	
CE3. 5sq-3C	既設	
IE3. 5sq	既設	
8D-HFAE×2	撤去	天井ころがし
EM-UTPO. 5-4P	既設	
CE14sq-3C	既設	
SCTO. 5-4P	撤去	
SWVPO. 5-22C	既設	
電子ボタン電話用ケーブル0. 4-2P	既設	
CE14sq-3C	既設	
IE3. 5sq×2	既設	
CE3. 5sq-3C	既設	
CE5. 5sq-3C	既設	
CPEV-SO. 5-3P	既設	
CPEV-SO. 5-10P	既設	
IE3. 5sq	既設	

凡例	
■ (黒塗り)	新設
□ (白)	既設
▣ (斜線)	撤去
— (実線)	新設
- - - (点線)	撤去
— (細実線)	既設


工事名	奈良県防災行政通信ネットワーク 衛星回線等再整備工事		
図面名	川西町役場 2F 機器配置図 (撤去)		
作成年月日	令和 6年 8月		
縮尺	1:200	図面番号	15
会社名	株式会社東京建設コンサルタント		
事業者名	奈良県		

川西町役場 3F・RF・屋根 機器配置図 (撤去)

番号	名称	備考
①	衛星機器収容箱	既設
	衛星可搬端末	撤去
	衛星FAXアダプター	撤去
	衛星ハンドセット	撤去
	マルチアダプター	撤去


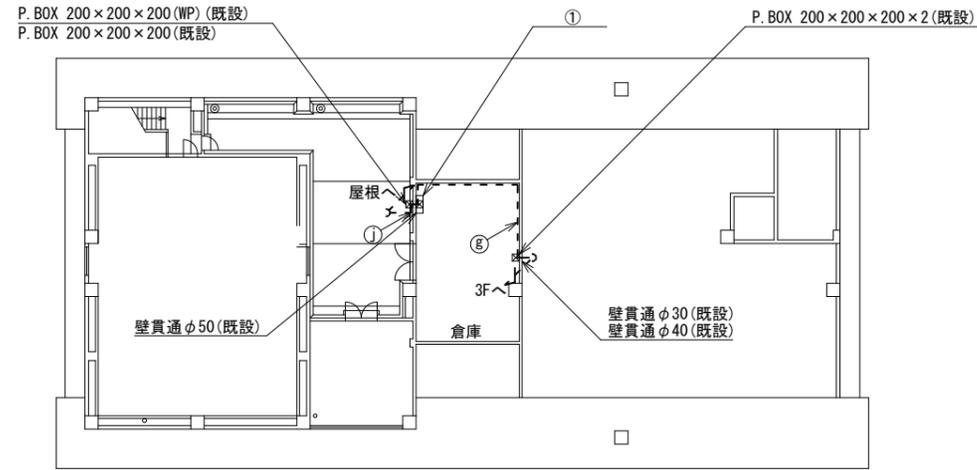


RF平面図 (S=1/200)

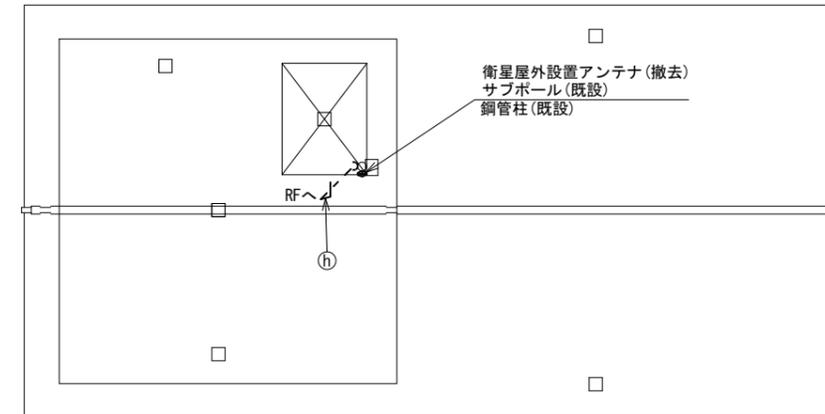

屋根状図 (S=1/200)

名称	作業	施工方法
8D-HFAE × 2	撤去	配管 (既設)
③ SCT0. 5-4P	撤去	
8D-HFAE × 2	撤去	天井こがし
IE3. 5sq	既設	
④ 8D-HFAE × 2	撤去	G36 (既設)
IE3. 5sq	既設	G16 (既設)
⑤ 8D-HFAE × 2	撤去	露出配線
IE3. 5sq	既設	
⑥ CE3. 5sq-3C	既設	配管 (既設)
IE3. 5sq	既設	
⑦ SCT0. 5-4P	撤去	天井こがし
CE3. 5sq-3C	既設	
⑧ SCT0. 5-4P	撤去	E19 (既設)
CE3. 5sq-3C	既設	E25 (既設)
⑨ 外部アンテナ接続用ケーブル	撤去	露出配線
⑩ 外部アンテナ接続用ケーブル	撤去	G36 (既設)

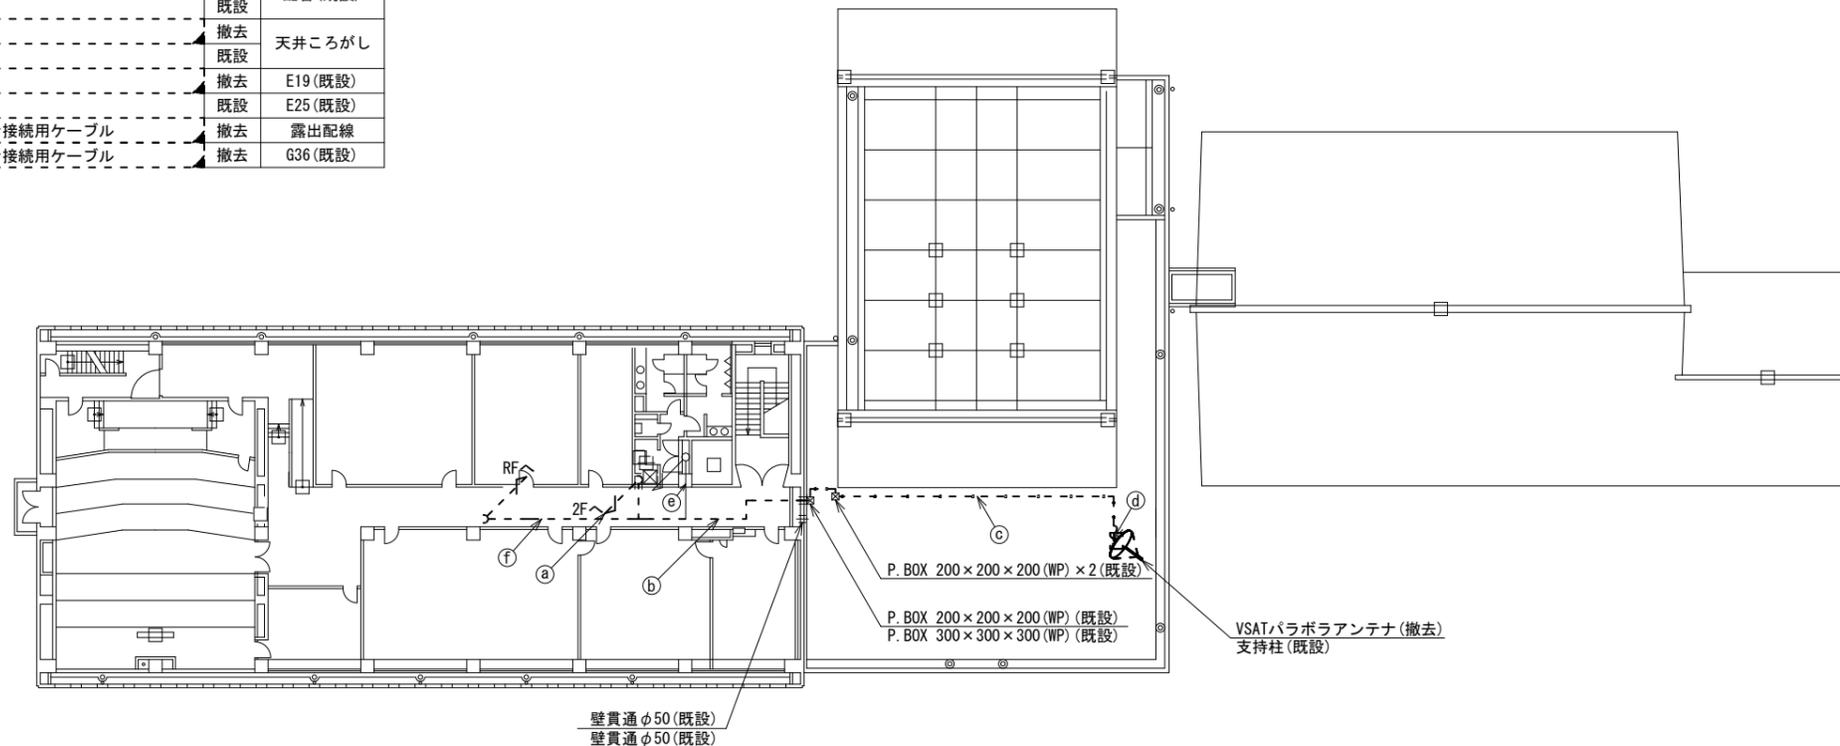 


3F平面図 (S=1/200)

凡例	
■ (Solid)	新設
□ (Dashed)	撤去
— (Solid)	新設
- - - (Dashed)	撤去
□ (Solid)	既設
— (Dashed)	既設

工事名	奈良県防災行政通信ネットワーク 衛星回線等再整備工事		
図面名	川西町役場 3F・RF・屋根 機器配置図 (撤去)		
作成年月日	令和 6年 8月		
縮尺	1:200	図面番号	16
会社名	株式会社東京建設コンサルタント		
事業者名	奈良県		

川西町役場 2F無線室 機器配置図 (撤去)

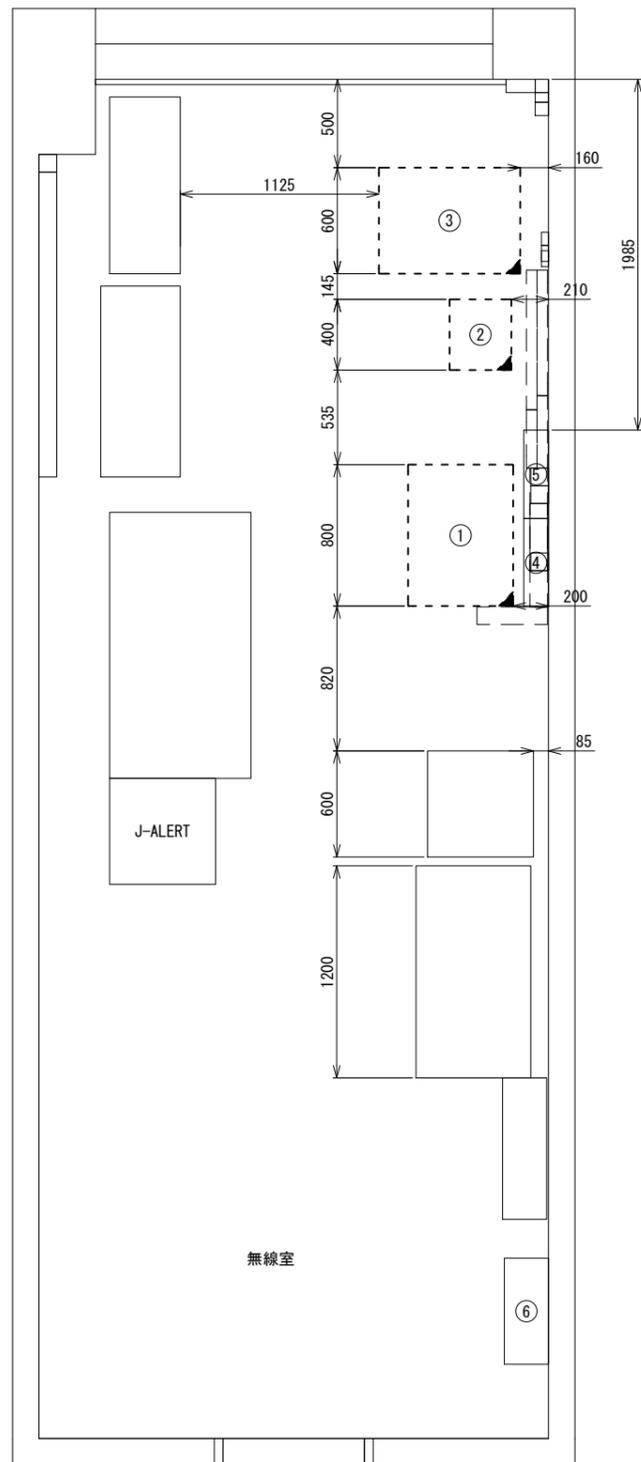


2F無線室 平面図 (S=1/20)

番号	名称	備考
①	收容架	既設
	VSAT	撤去
	L2-SW (24Port)	撤去
	被遠方監視制御装置	撤去
	UPS	撤去
	VPNルータ	撤去
	防火IP交換機	撤去
②	收容卓	既設
	防災情報端末	撤去
	L2-SW (8Port)	撤去
	防災電話	撤去
	複合機	撤去
	スピーカー付警告灯	撤去
	ローカルサーバ兼防災情報端末	撤去
	防災電話(衛星)	撤去
	回線切替器	撤去
	IRD	撤去
モニタ	撤去	
④	無線用分電盤	既設
⑤	無線室150P端子盤	既設
⑥	庁舎端子盤	既設

凡例	
	: 新設
	: 撤去
	: 新設
	: 撤去
	: 既設
	: 既設

工事名	奈良県防災行政通信ネットワーク 衛星回線等再整備工事		
図面名	川西町役場 2F無線室 機器配置図(撤去)		
作成年月日	令和 6年 8月		
縮尺	1:20	図面番号	17
会社名	株式会社東京建設コンサルタント		
事業者名	奈良県		

川西町役場 配線系統図 (撤去)

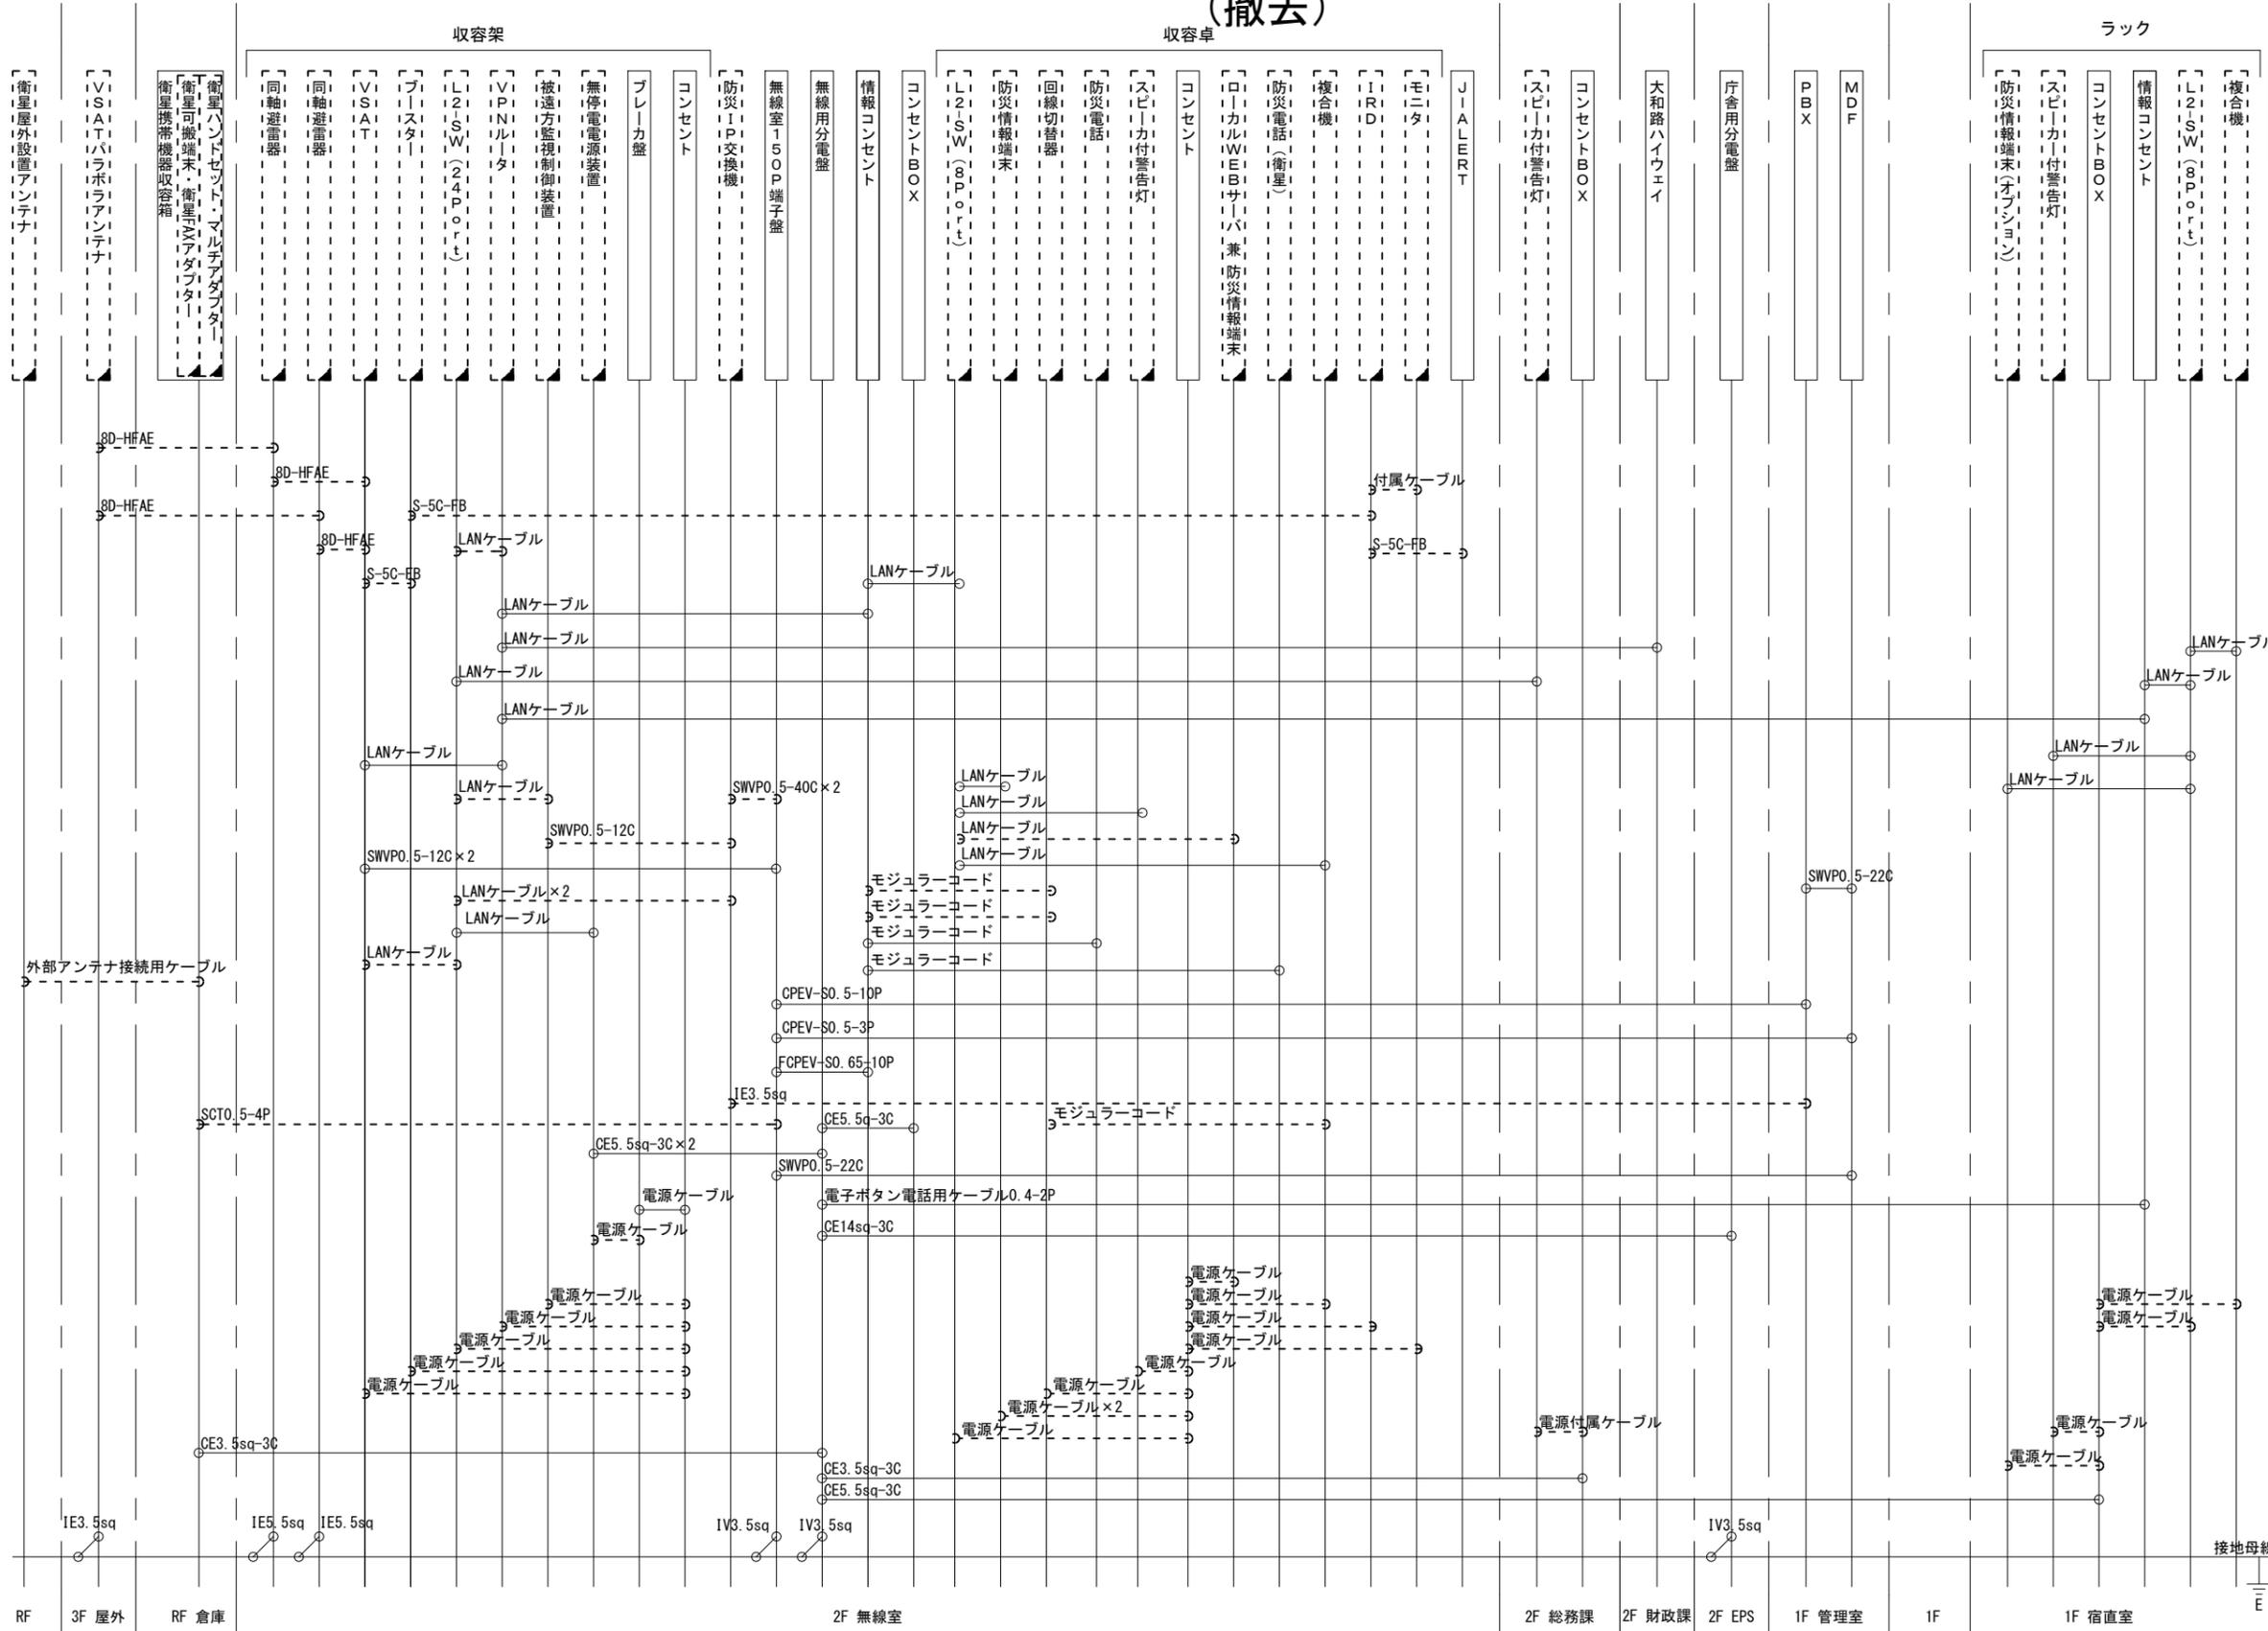

凡例
 LANケーブル：EM-UTP0.5-4P (Cat5e)
 屋外LANケーブル：NSEDT-LAP0.5-4P (Cat5e)

工事名	奈良県防災行政通信ネットワーク 衛星回線等再整備工事		
図面名	川西町役場 配線系統図(撤去)		
作成年月日	令和 6年 8月		
縮尺	NON	図面番号	18
会社名	株式会社東京建設コンサルタント		
事業者名	奈良県		

健康福祉課
 ■ : 新設 □ : 撤去 — : 新設 - - - : 撤去
 □ : 既設 — : 既設