


目次

河合町役場

図番	図面名称
01	河合町役場 位置図
02	河合町役場 系統図(新設)
03	河合町役場 敷地平面図(新設)
04	河合町役場 機器据付図(新設)
05	河合町役場 B1F機器配置図(新設)
06	河合町役場 1F機器配置図
07	河合町役場 2F機器配置図(新設)
08	河合町役場 3F機器配置図(新設)
09	河合町役場 RF機器配置図(新設)
10	河合町役場 2F無線室 機器配置図(新設)
11	河合町役場 配線系統図(新設)
12	河合町役場 電源系統図(参考図)
13	河合町役場 系統図(撤去)
14	河合町役場 敷地平面図(撤去)
15	河合町役場 機器据付図(撤去)
16	河合町役場 B1F機器配置図(撤去)
17	河合町役場 2F機器配置図(撤去)
18	河合町役場 3F機器配置図(撤去)
19	河合町役場 RF機器配置図(撤去)
20	河合町役場 2F無線室 機器配置図(撤去)
21	河合町役場 配線系統図(撤去)

河合町役場 位置図

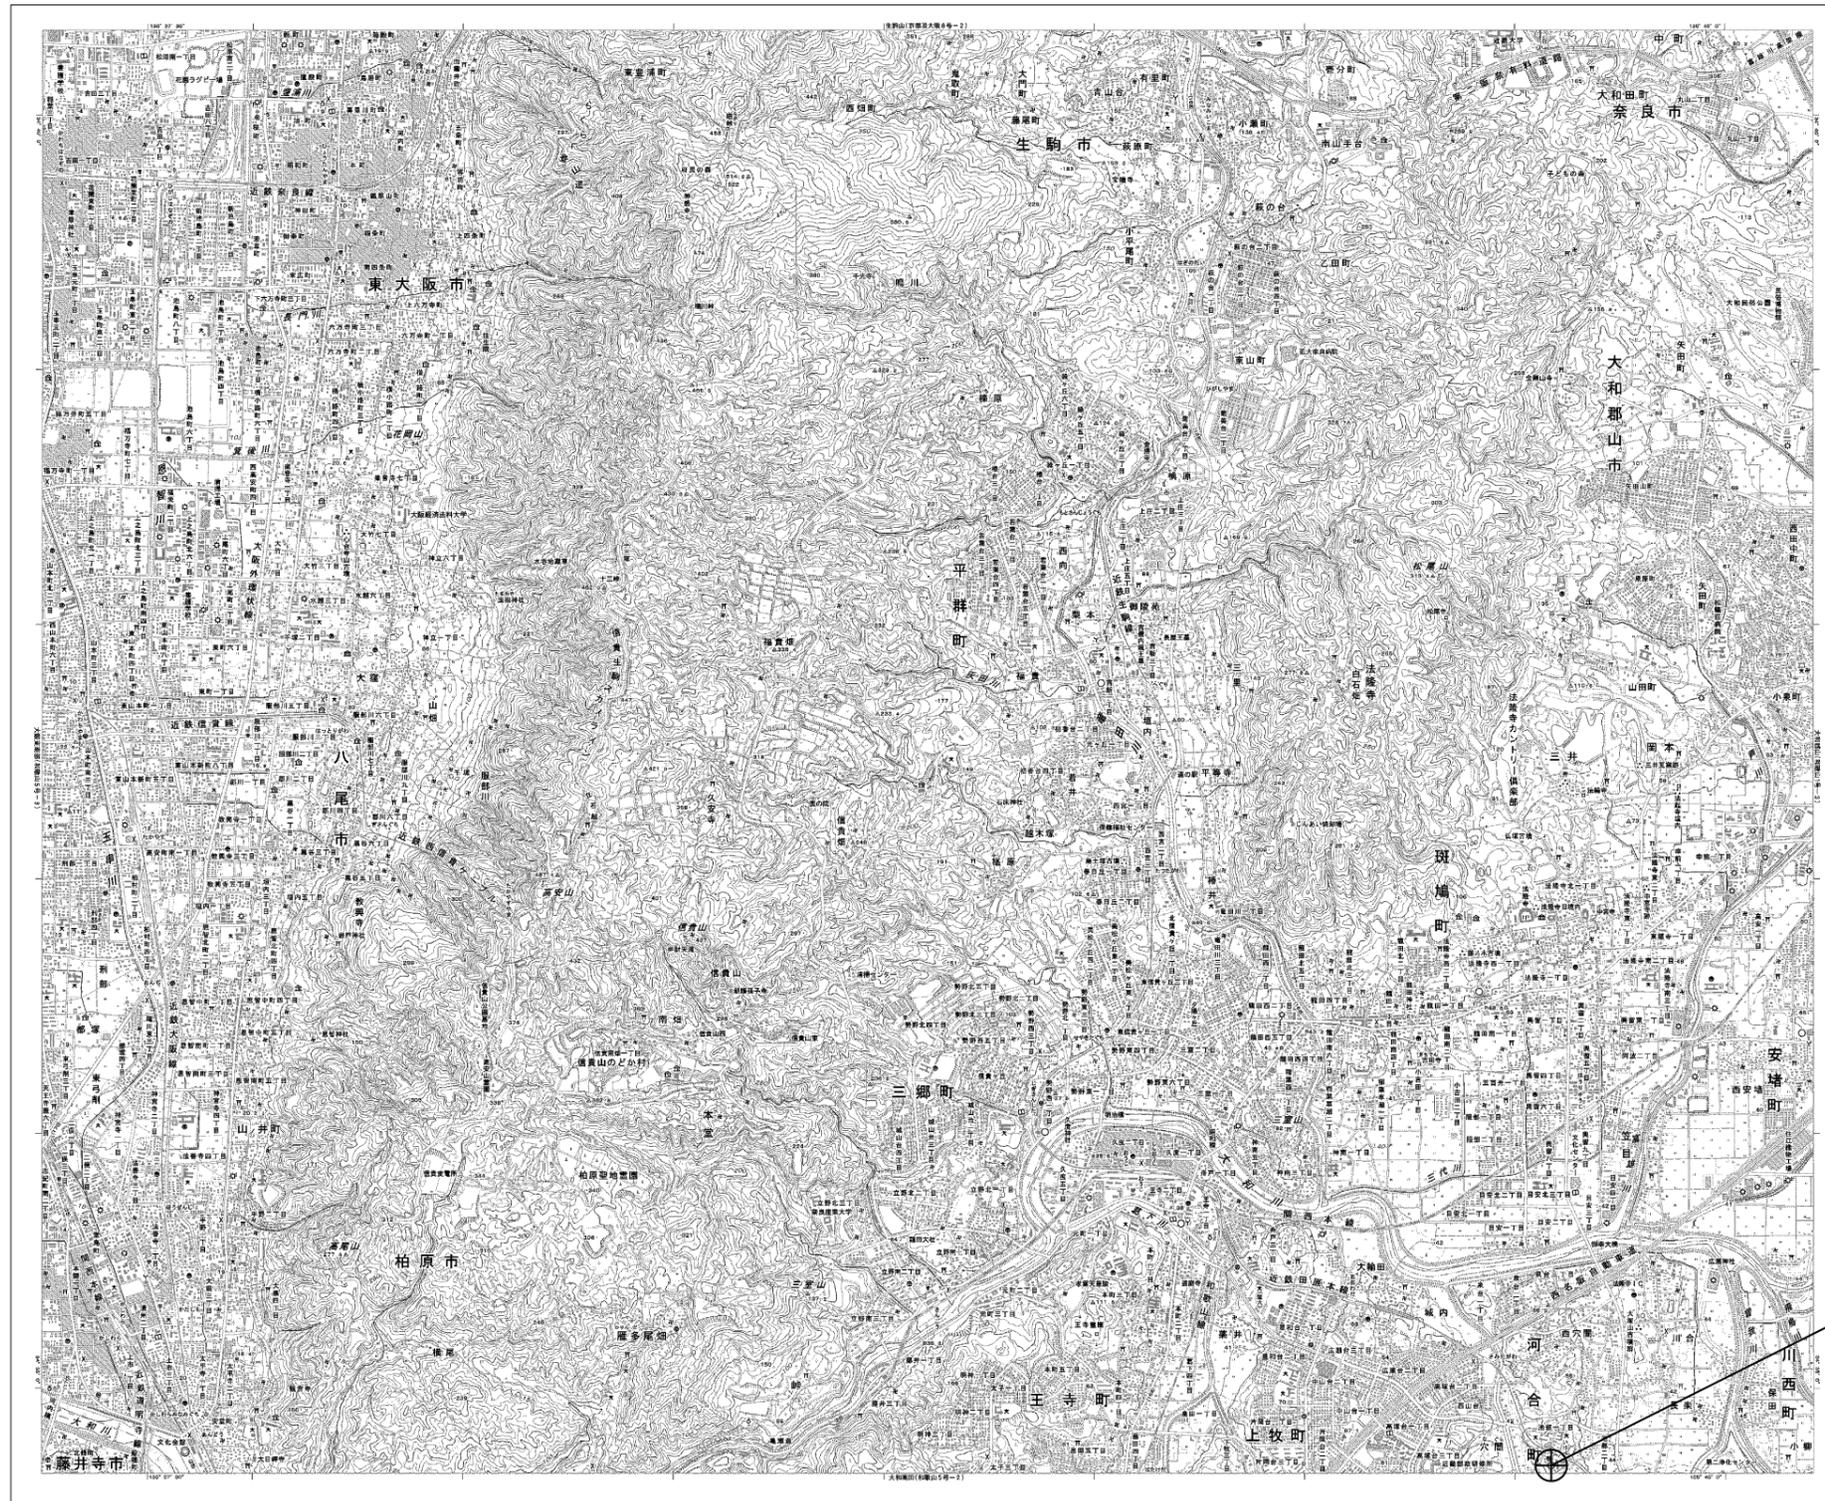


河合町役場

工事名	奈良県防災行政通信ネットワーク 衛星回線等再整備工事		
図面名	河合町役場 位置図		
作成年月日	令和 6年 8月		
縮尺	1:25000	図面番号	01
会社名	株式会社東京建設コンサルタント		
事業者名	奈良県		

河合町役場 系統図 (新設)



- 凡例
- VSAT VSAT
 - L2-SW (16Port) L2-SW (16Port)
 - L2-SW (8Port) L2-SW (8Port)
 - +メディアコンバーター
 - +メディアコンバーター
 - VPNルータ
 - 被遠方監視制御装置
 - 防災IP交換機
 - 無停電源装置
 - 防災情報端末
 - ローカルWEBサーバ兼 防災情報端末
 - 防災情報端末(オプション)
 - 複合機
 - メディアコンバーター
 - 防災電話(IP)
 - 防災電話(アナログ)
 - 防災電話(IP(大和路HW))
 - コンセントBOX
 - 衛星携帯電話 IDU
 - 衛星FAXアダプタ
 - マルチアダプタ
 - FAX
 - SPD盤
 - 分配機
 - 震度表示処理装置
 - PBX
 - 端子盤、MDF
 - 大和路ハイウェイ
 - K-OPTICAL
 - 電源端子台
 - 情報コンセント
 - スピーカー付警告灯
 - モニタ
 - IRD
 - J-ALERT
 - 変圧器
 - USBプリントサーバー
 - プリンタ

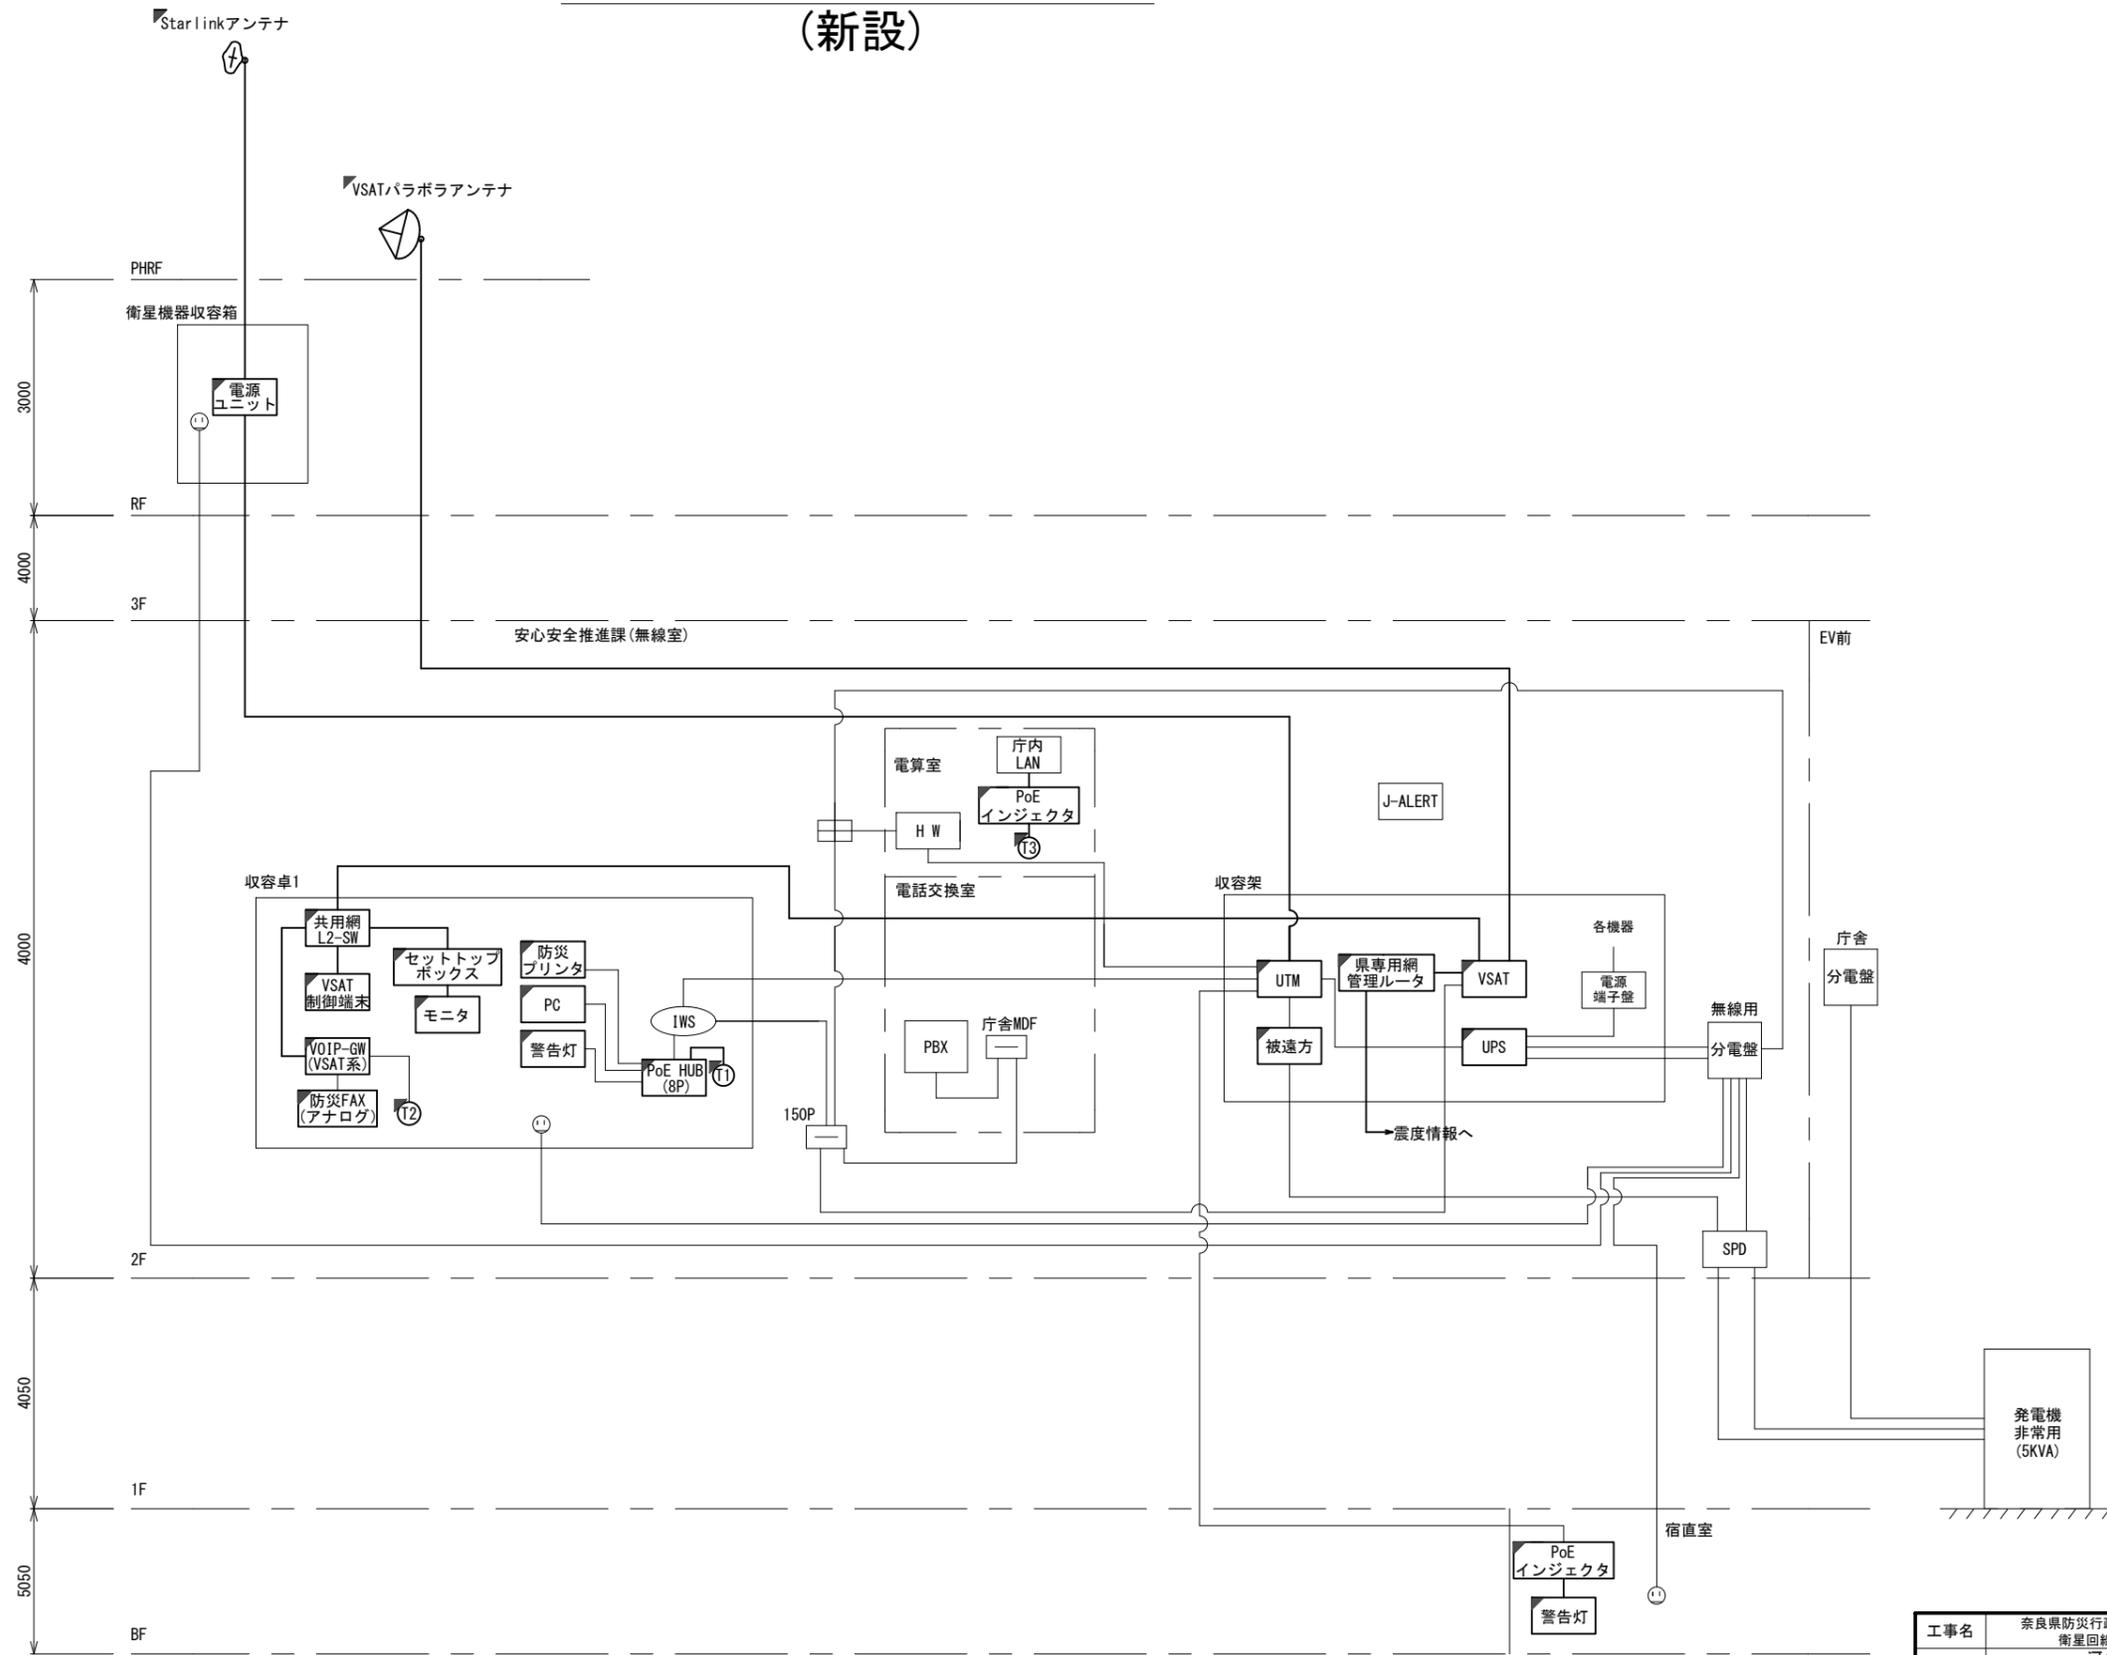


- 凡例
- : 新設 (New)
 - : 撤去 (Removal)
 - : 新設 (New)
 - - -: 撤去 (Removal)
 - : 既設 (Existing)
 - : 既設 (Existing)

工事名	奈良県防災行政通信ネットワーク 衛星回線等再整備工事		
図面名	河合町役場 系統図(新設)		
作成年月日	令和 6年 8月		
縮尺	NON	図面番号	02
会社名	株式会社東京建設コンサルタント		
事業者名	奈良県		

河合町役場 敷地平面図 (新設)

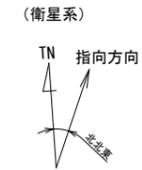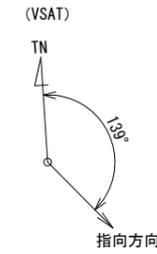

※Starlinkの方位角及び仰俯角は現地にて要調整。

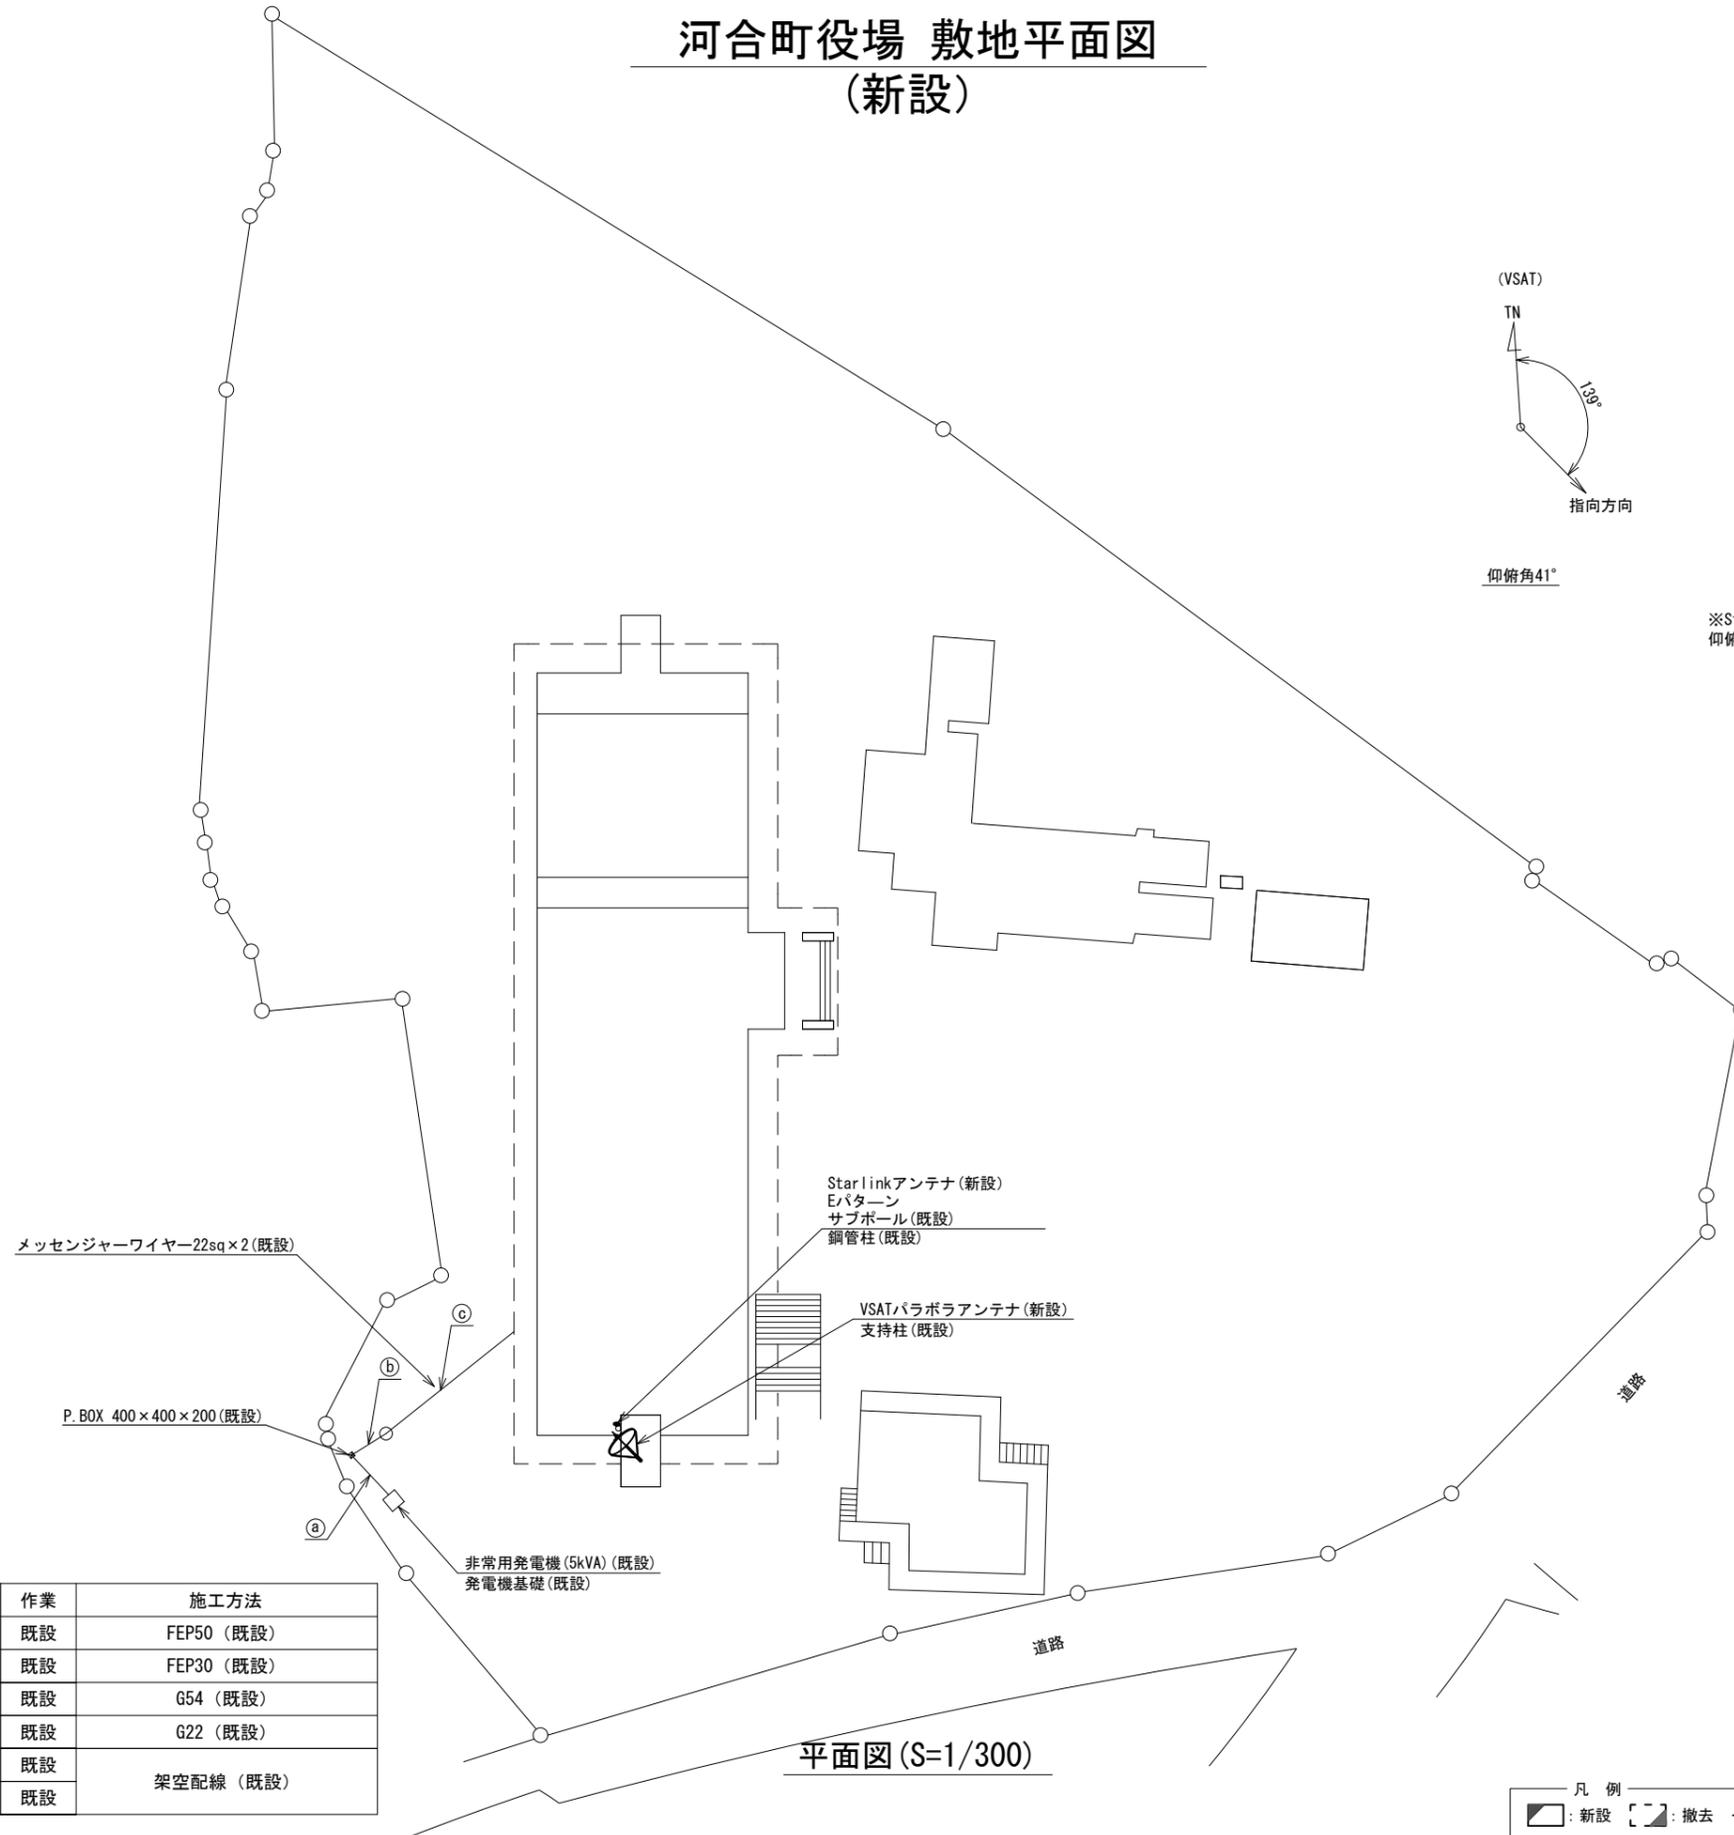

平面図 (S=1/300)


	名称	作業	施工方法
a	CE22sq-3C×2	既設	FEP50 (既設)
	CPEV-S0. 65-10P	既設	FEP30 (既設)
b	CE22sq-3C×2	既設	G54 (既設)
	CPEV-S0. 65-10P	既設	G22 (既設)
b	CE22sq-3C×2	既設	架空配線 (既設)
	CPEV-S0. 65-10P	既設	

凡例

	新設		撤去
	既設		撤去

工事名	奈良県防災行政通信ネットワーク 衛星回線等再整備工事		
図面名	河合町役場 敷地平面図(新設)		
作成年月日	令和 6年 8月		
縮尺	1:300	図面番号	03
会社名	株式会社東京建設コンサルタント		
事業者名	奈良県		

河合町役場 機器据付図 (新設)

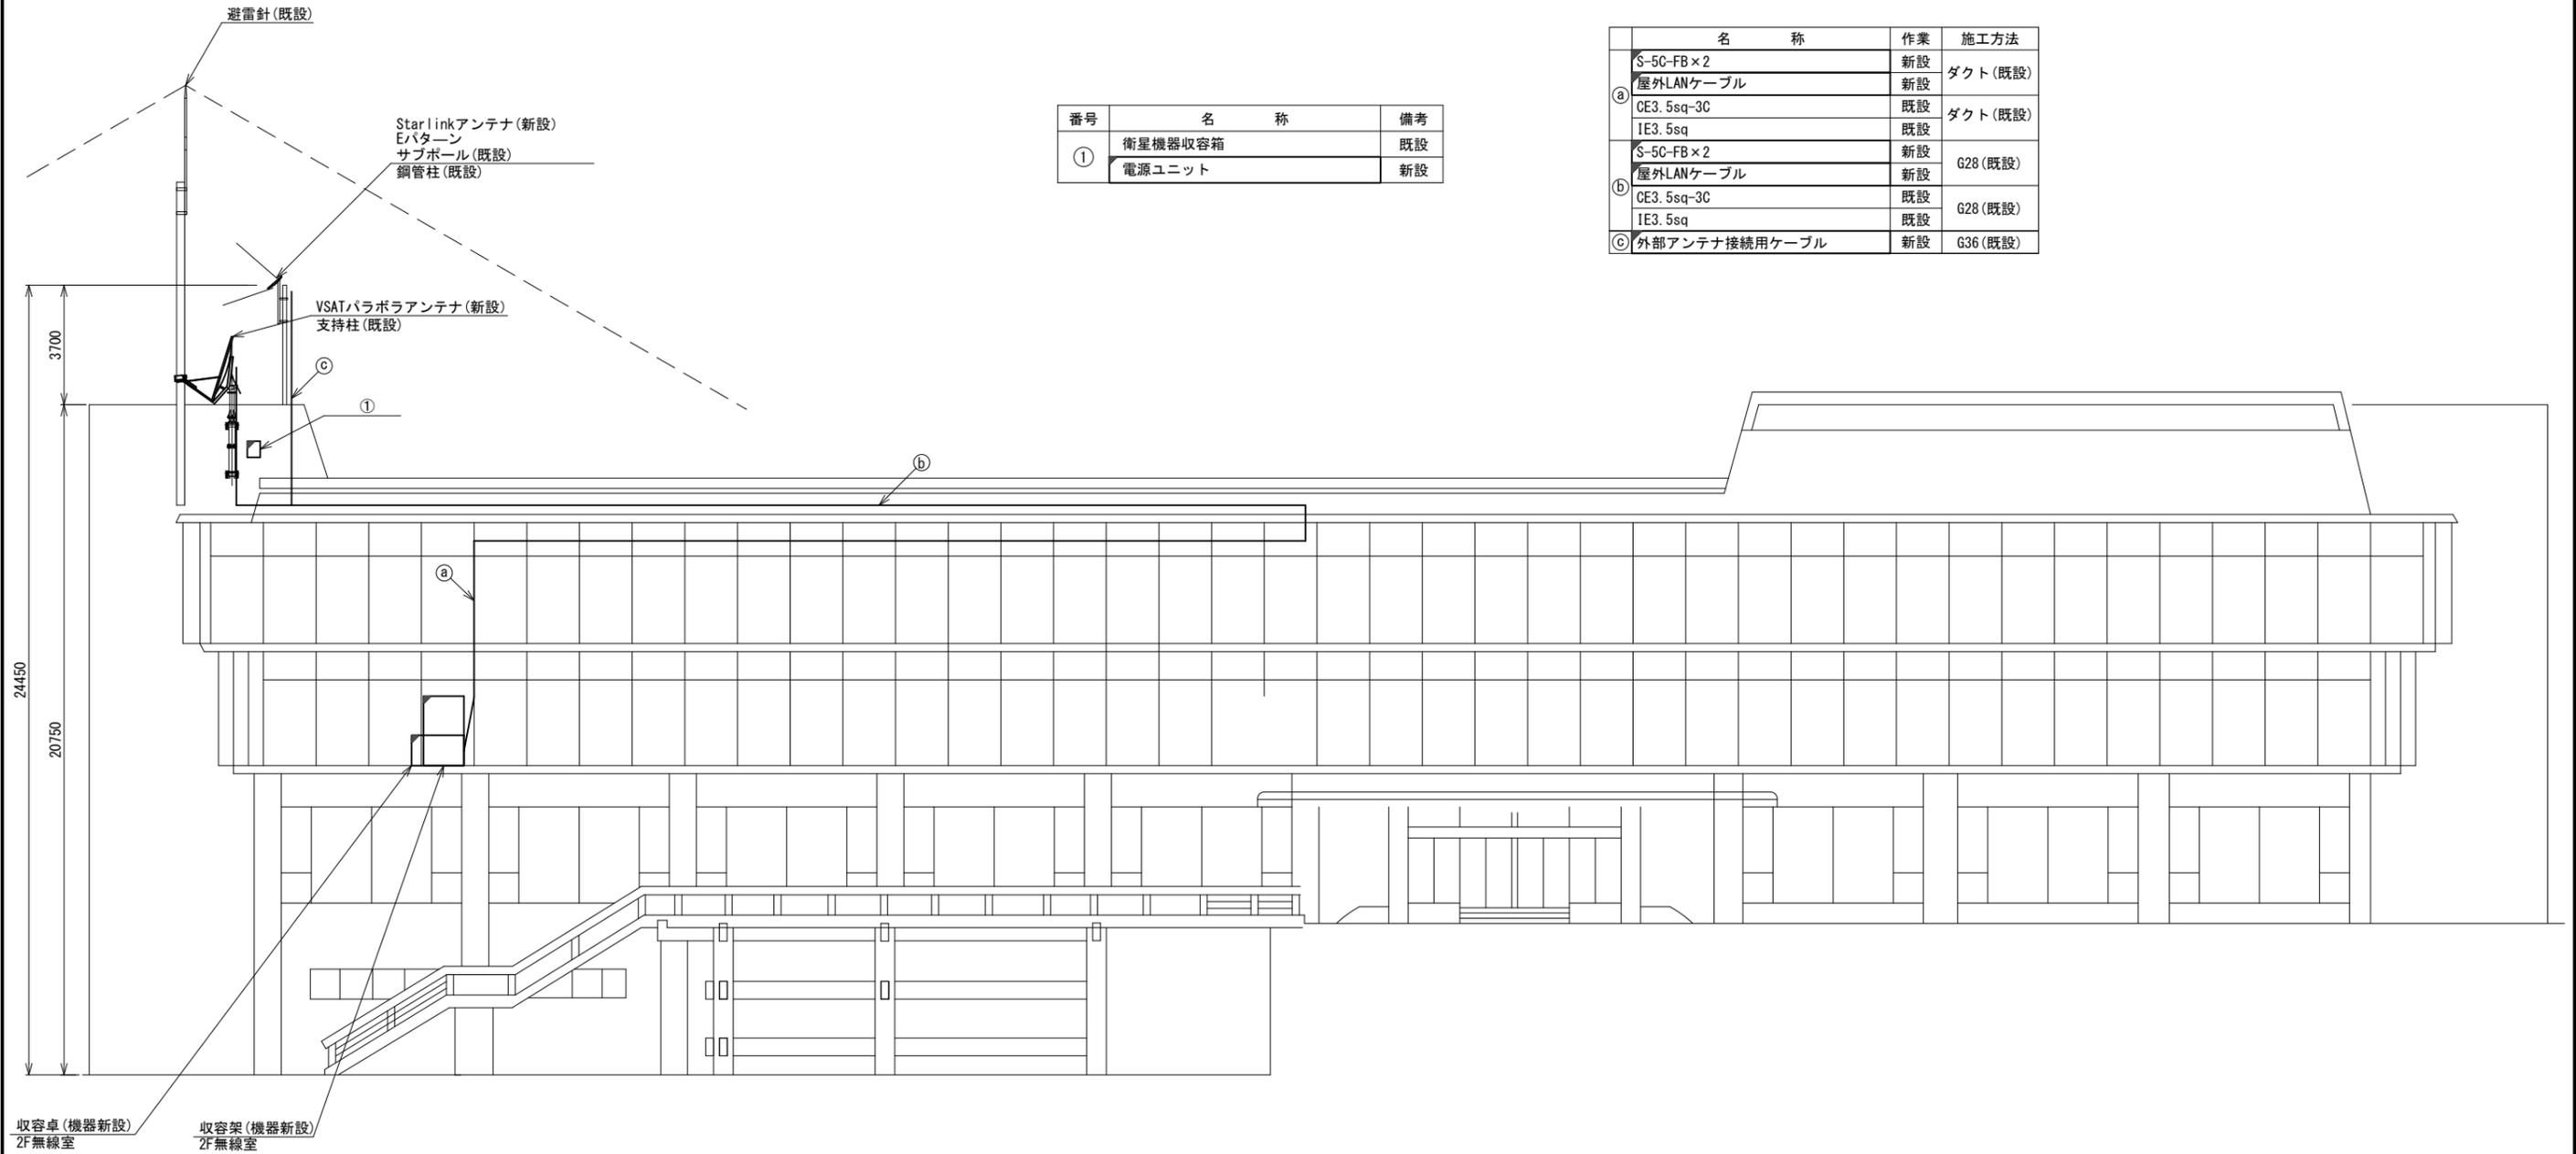

番号	名 称	備考
①	衛星機器収容箱	既設
	電源ユニット	新設


	名 称	作業	施工方法
a	S-5C-FB×2	新設	
	屋外LANケーブル	新設	ダクト(既設)
	CE3.5sq-3C	既設	
b	IE3.5sq	既設	ダクト(既設)
	S-5C-FB×2	新設	G28(既設)
	屋外LANケーブル	新設	G28(既設)
c	CE3.5sq-3C	既設	G28(既設)
	IE3.5sq	既設	
	外部アンテナ接続用ケーブル	新設	G36(既設)

東側立面図(S=1/100)

凡 例	
	新設
	撤去
	新設
	撤去
	既設
	既設

工事名	奈良県防災行政通信ネットワーク 衛星回線等再整備工事		
図面名	河合町役場 機器据付図(新設)		
作成年月日	令和 6年 8月		
縮尺	1:100	図面番号	04
会社名	株式会社東京建設コンサルタント		
事業者名	奈良県		

河合町役場 B1F 機器配置図 (新設)

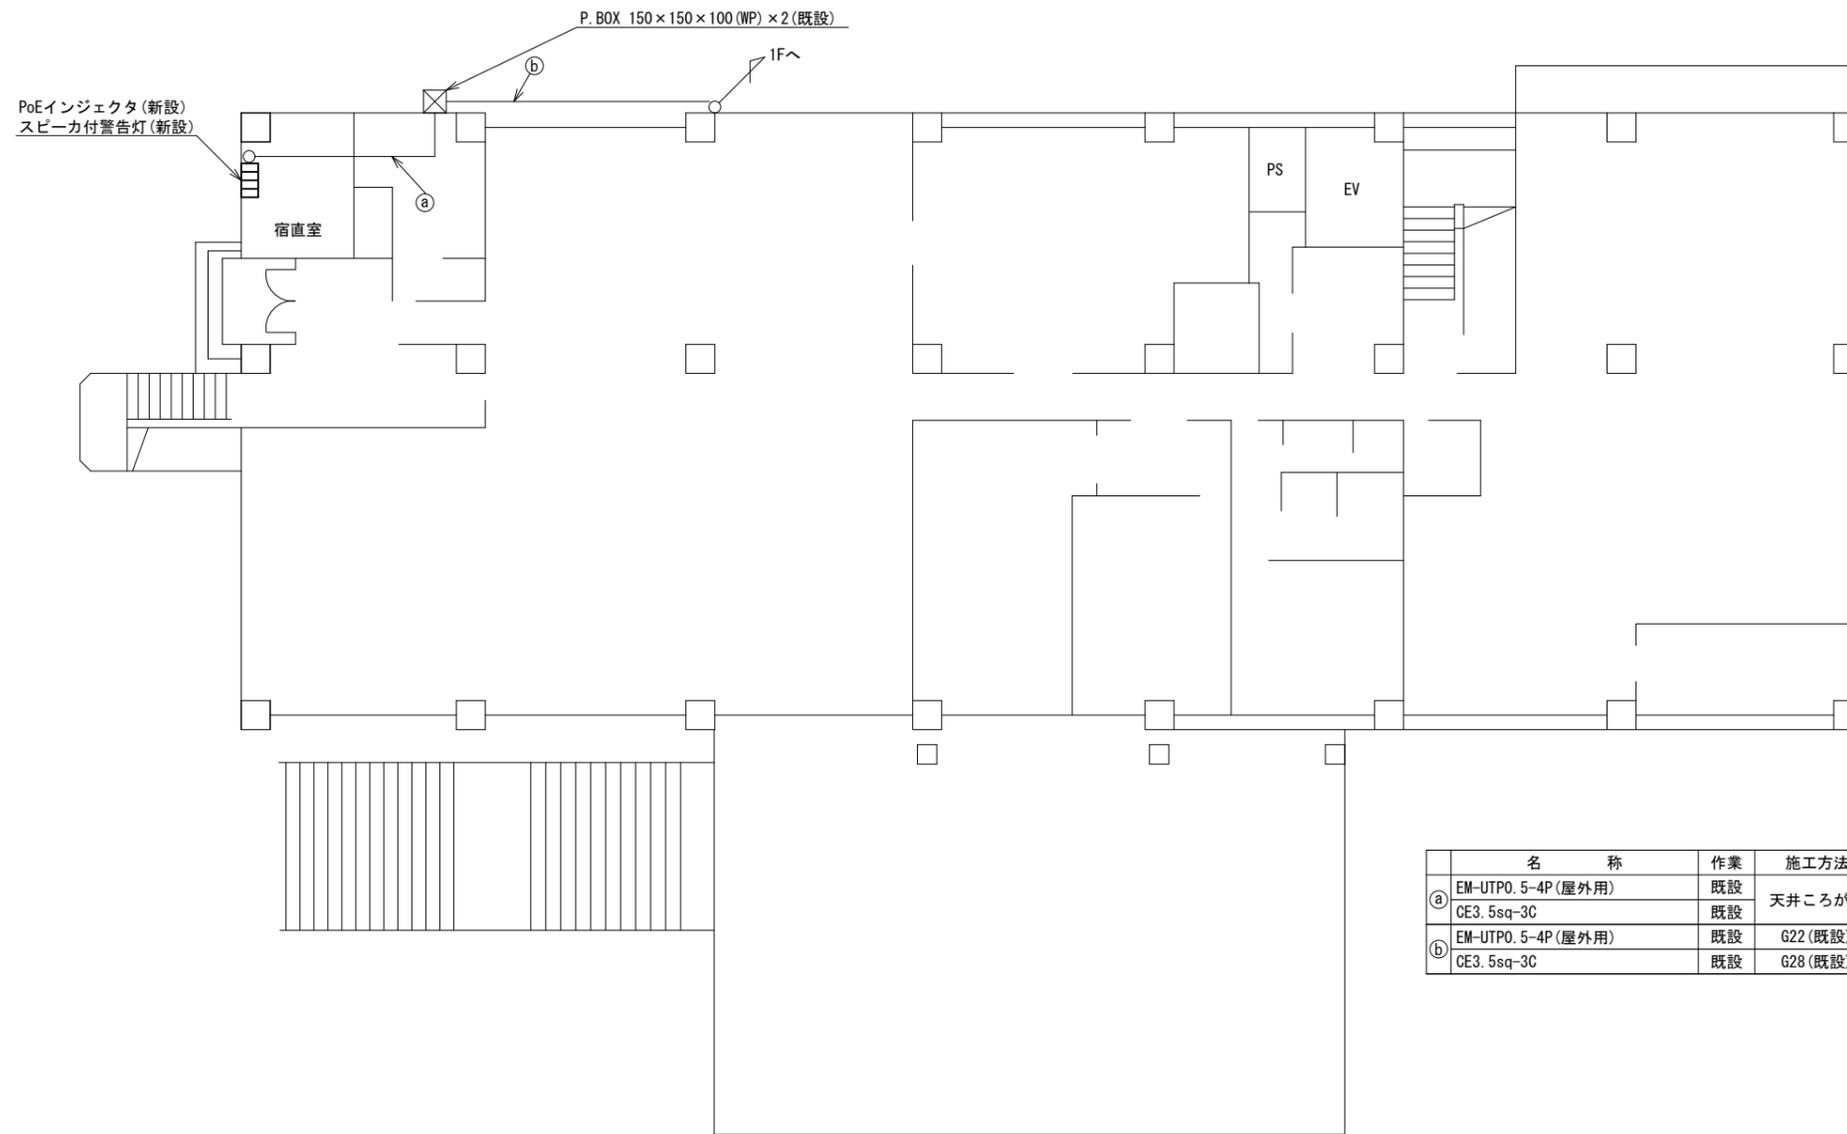



	名 称	作 業	施 工 方 法
①	EM-UTPO. 5-4P (屋外用)	既設	天井ころがし
	CE3. 5sq-3C	既設	
②	EM-UTPO. 5-4P (屋外用)	既設	G22 (既設)
	CE3. 5sq-3C	既設	G28 (既設)

B1F平面図 (S=1/100)

凡 例	
	: 新設
	: 撤去
	: 新設
	: 撤去
	: 既設
	: 既設

工事名	奈良県防災行政通信ネットワーク 衛星回線等再整備工事		
図面名	河合町役場 B1F 機器配置図 (新設)		
作成年月日	令和 6年 8月		
縮尺	1:100	図面番号	05
会社名	株式会社東京建設コンサルタント		
事業者名	奈良県		

 河合町役場 1F 機器配置図

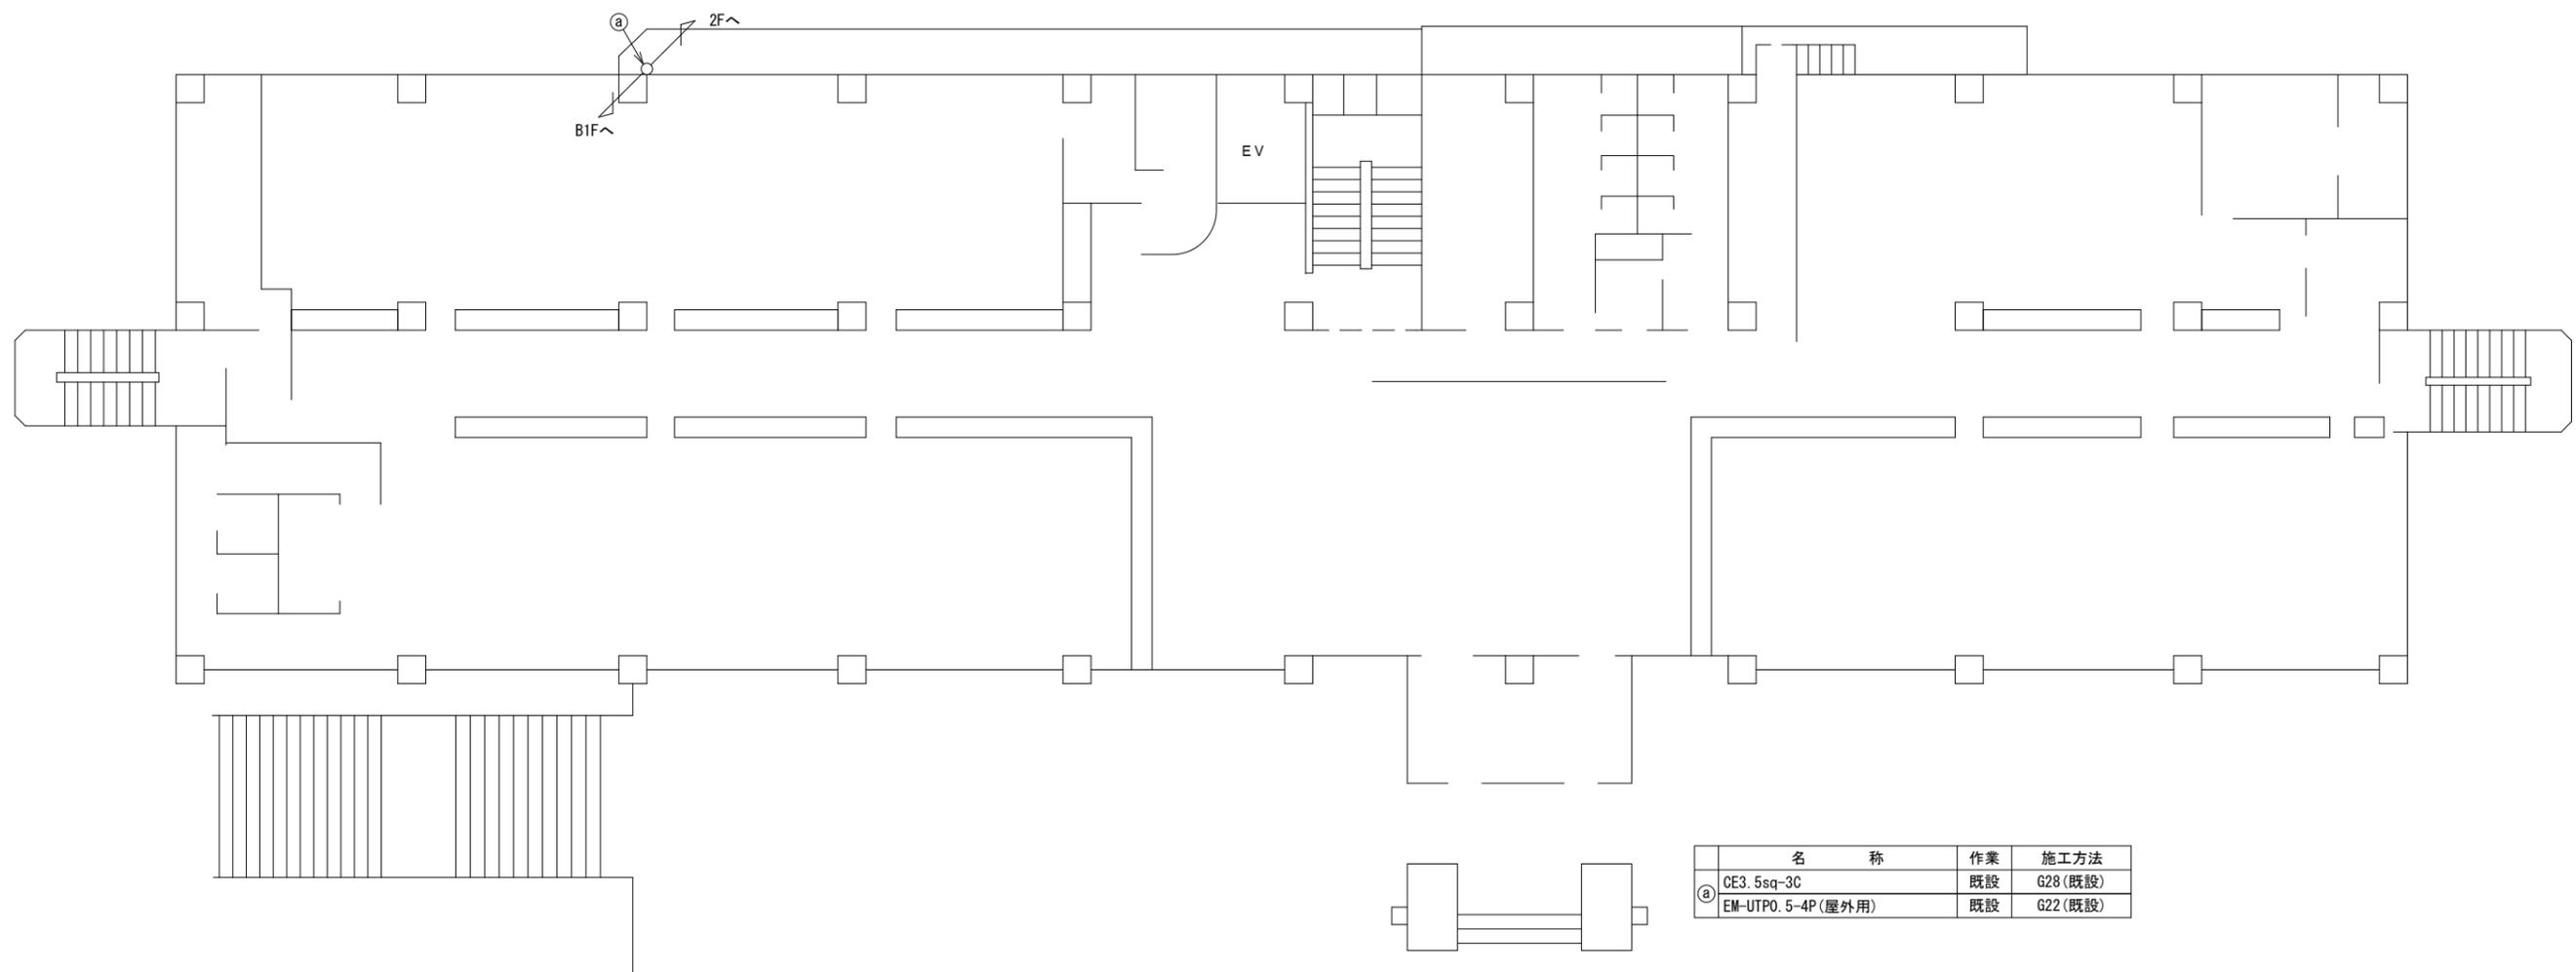


名称	作業	施工方法
CE3. 5sq-3C	既設	G28 (既設)
② EM-UTPO. 5-4P (屋外用)	既設	G22 (既設)

1F平面図 (S=1/100)

凡例	
	新設
	撤去
	新設
	撤去
	既設
	既設

工事名	奈良県防災行政通信ネットワーク 衛星回線等再整備工事		
図面名	河合町役場 1F 機器配置図		
作成年月日	令和 6年 8月		
縮尺	1:100	図面番号	06
会社名	株式会社東京建設コンサルタント		
事業者名	奈良県		

河合町役場 2F 機器配置図 (新設)

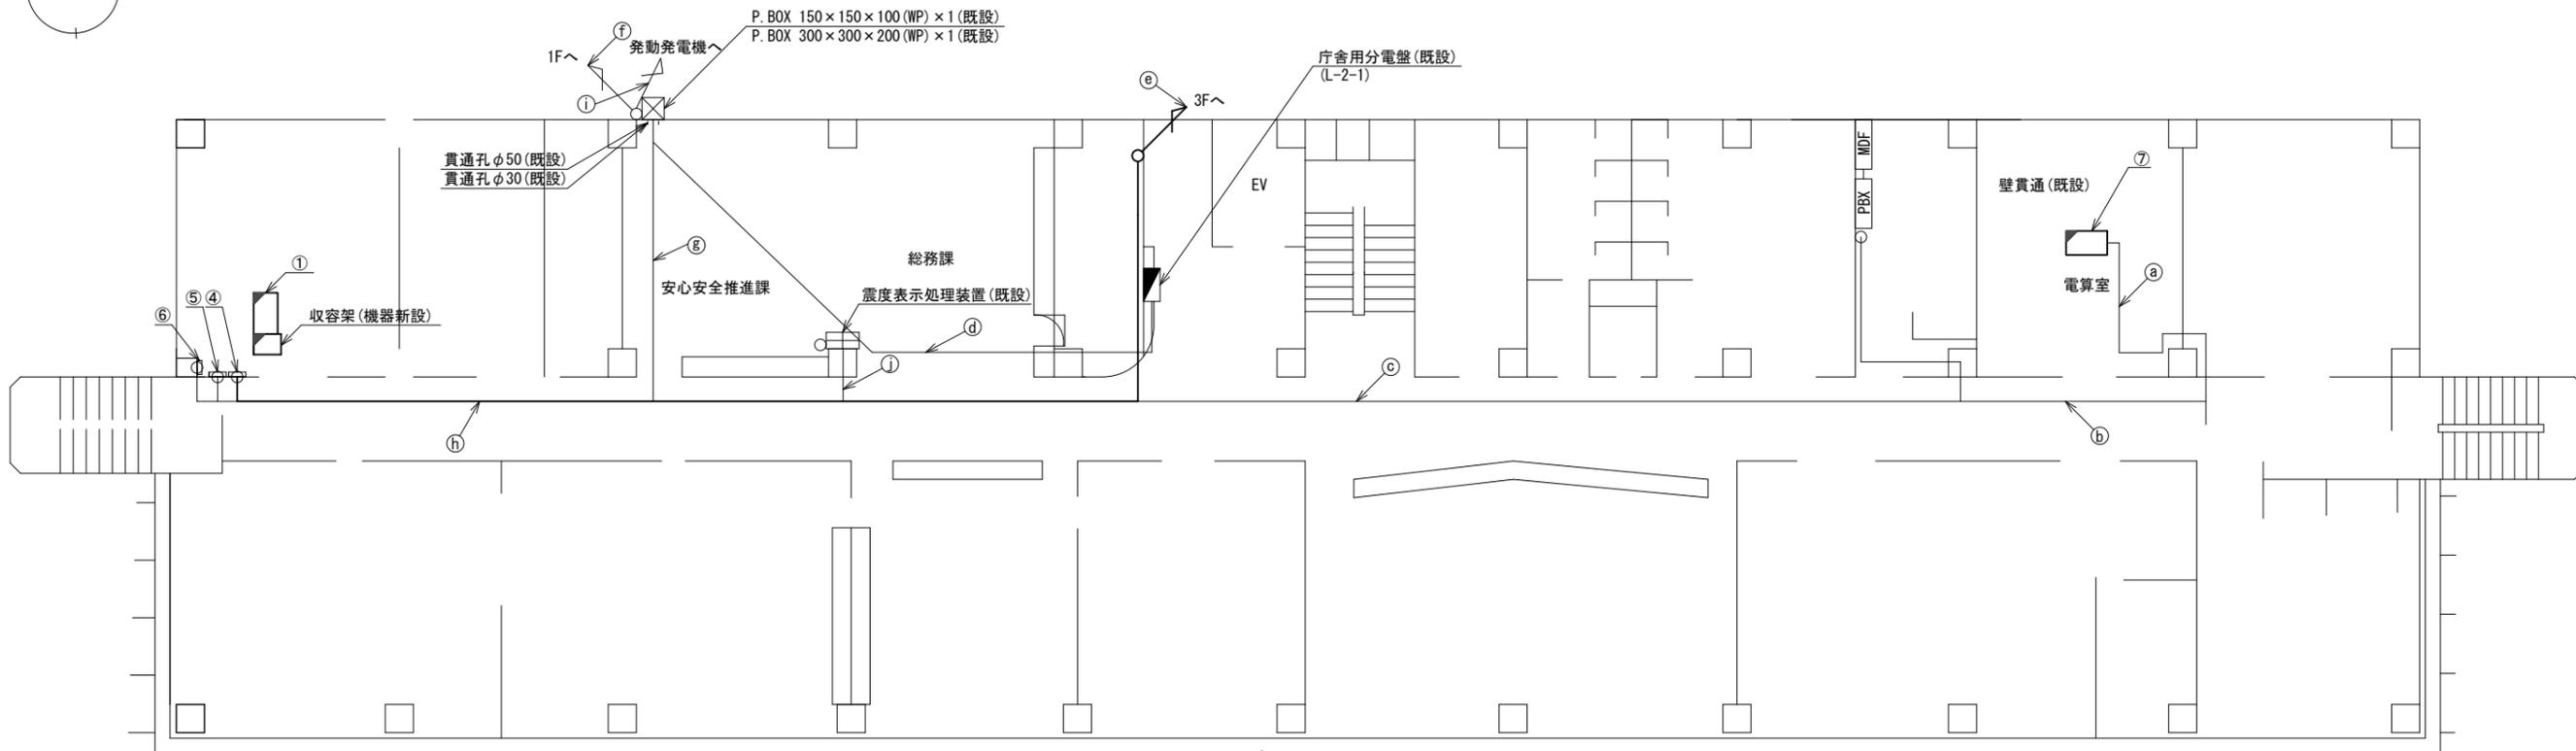

名称	作業	施工方法	名称	作業	施工方法
① EM-UTPO. 5-4P	既設	フリーアクセス	EM-UTPO. 5-4P (屋外用)	既設	天井こがし
② EM-UTPO. 5-4P	既設	天井こがし	CE22sq-3C	既設	
③ EM-UTPO. 5-4P	既設	天井こがし	⑧ CPEV-SO. 65-10P	既設	
④ CPEV-SO. 65-20P	既設	天井こがし	CE3. 5sq-3C	既設	天井こがし
⑤ CE22sq-3C	既設	天井こがし	EM-UTPO. 5-4P・EM-UTPO. 5-4P (屋外用)	既設	
⑥ CE3. 5sq-3C	既設	ダクト (既設)	CPEV-SO. 65-20P	既設	
⑦ 屋外LANケーブル	既設		⑨ 屋外LANケーブル	新設	天井こがし
⑧ S-5C-FB x 2	新設	⑩ S-5C-FB x 2	新設	天井こがし	
⑨ IE3. 5sq	既設	⑪ IE3. 5sq	既設		架空配線
⑩ CE3. 5sq-3C	既設	G28 (既設)	⑫ CE22sq-3C・CE3. 5sq-3C・CE5. 5sq-3C	既設	
⑪ EM-UTPO. 5-4P (屋外用)	既設	G22 (既設)	⑬ FOPEV-SO. 65-10P	既設	天井こがし
			⑭ CE22sq-3C x 2	既設	
			⑮ CPEV-SO. 65-10P	既設	
			⑯ LANケーブル	既設	
			⑰ CE5. 5sq-3C	既設	

番号	名称	備考
①	収容卓	既設
	防災情報端末	新設
	PoE HUB (8Port)	新設
	防災電話 (IP)	新設
	防災プリンタ	新設
	スピーカ付警告灯	新設
	VSAT制御端末	新設
	セットトップボックス	新設
	モニタ	新設
	共用網L2-SW	新設
	防災電話 (アナログ)	新設
	VOIP-GW (VSAT系)	新設
	防災FAX (アナログ)	新設



番号	名称	備考
④	無線室150P端子盤	既設
⑤	無線用分電盤	既設
⑥	SPD盤	既設
⑦	大和路ハイウェイ	既設
	防災電話 (IP) (大和路HW)	新設
	PoEインジェクタ	新設

2F平面図 (S=1/100)

凡例	
	新設
	撤去
	既設
	撤去

工事名	奈良県防災行政通信ネットワーク 衛星回線等再整備工事		
図面名	河合町役場 2F 機器配置図 (新設)		
作成年月日	令和 6年 8月		
縮尺	1:100	図面番号	07
会社名	株式会社東京建設コンサルタント		
事業者名	奈良県		

 河合町役場 3F 機器配置図 (新設)

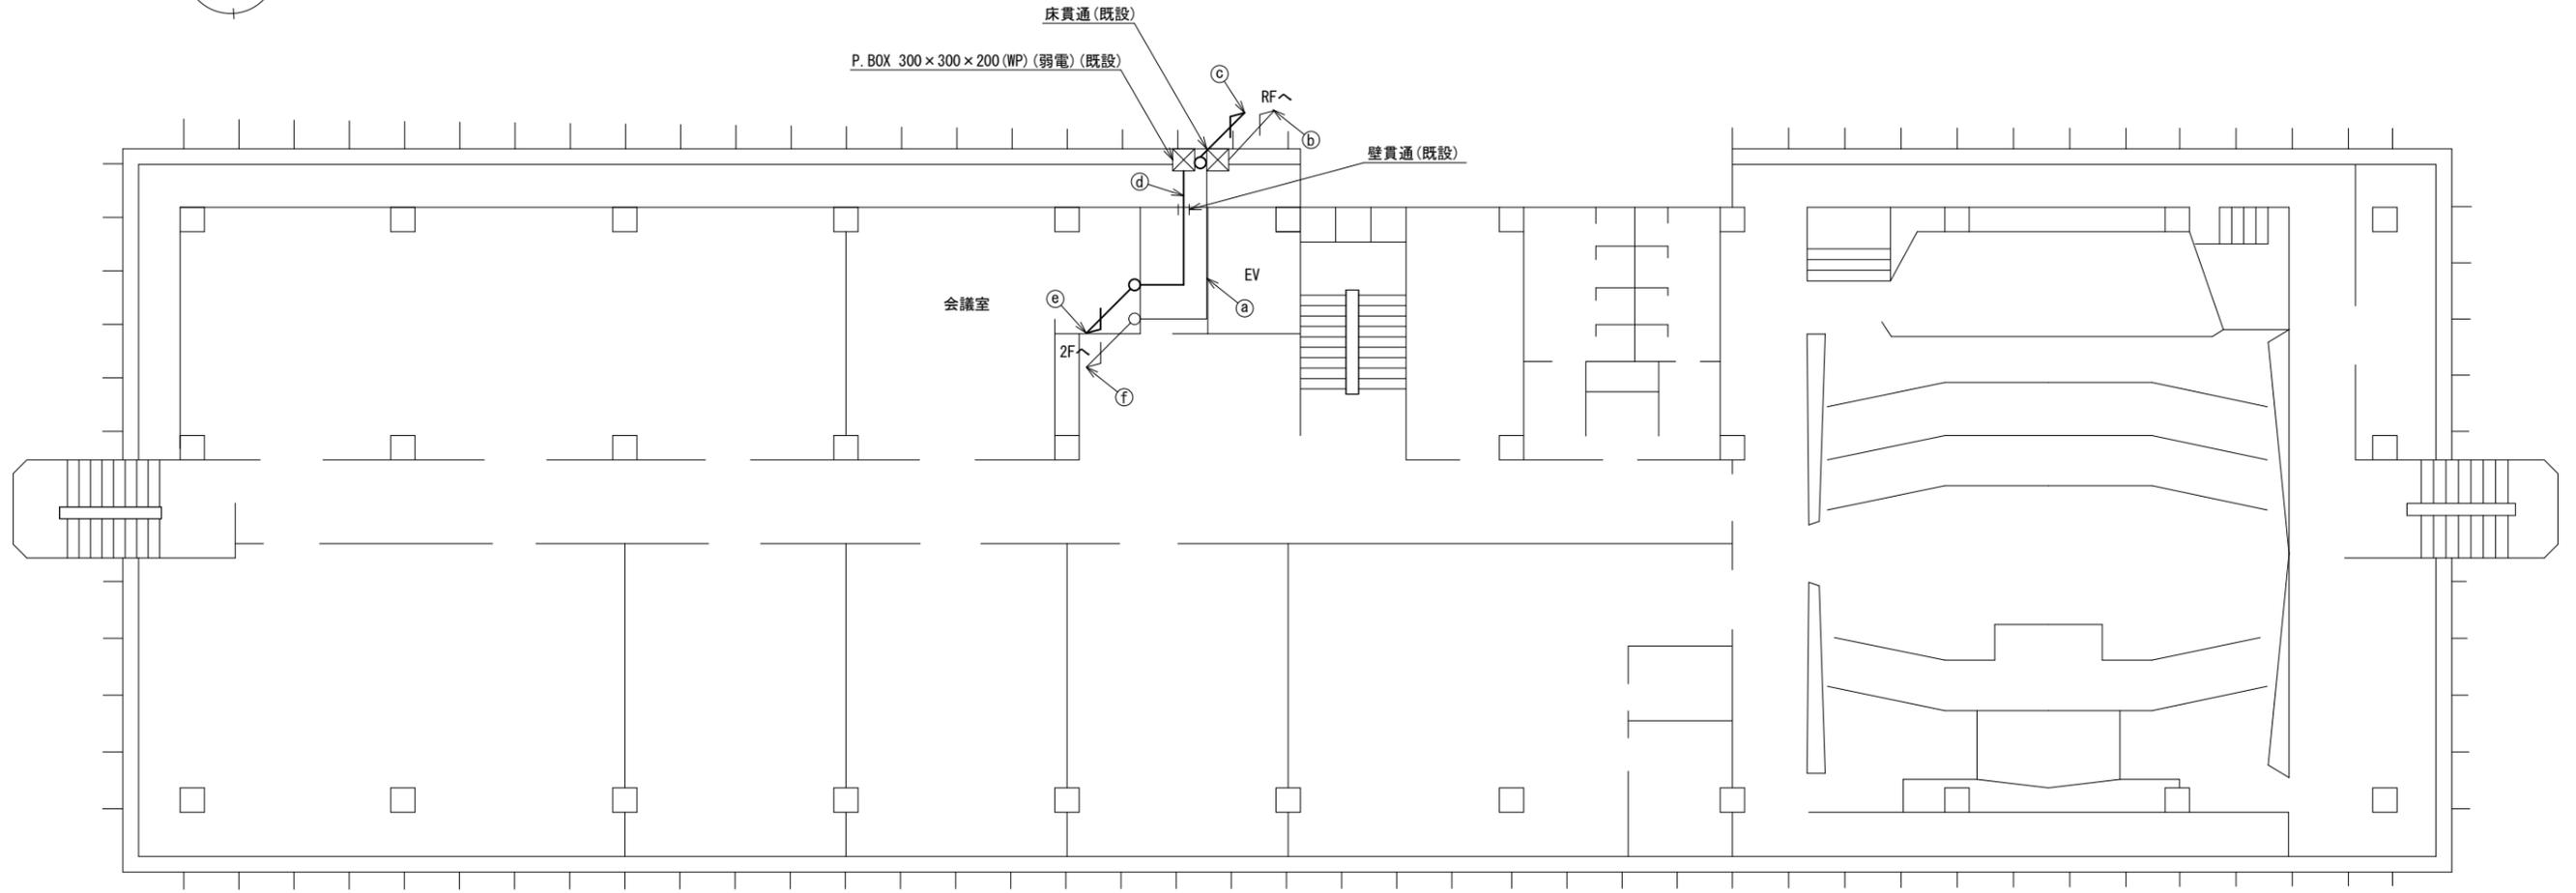

名称	作業	施工方法
㉑ CE3. 5sq-3C	既設	天井こがし
㉒ CE3. 5sq-3C	既設	P. BOX内(既設)
屋外LANケーブル	新設	
㉓ S-5C-FB x 2	新設	P. BOX内(既設)
IE3. 5sq	既設	
S-5C-FB x 2	新設	
㉔ IE3. 5sq	既設	天井こがし
屋外LANケーブル	新設	



名称	作業	施工方法
S-5C-FB x 2	新設	
㉑ IE3. 5sq	既設	ダクト(既設)
屋外LANケーブル	新設	
㉒ CE3. 5sq-3C	既設	ダクト(既設)

3F平面図 (S=1/100)


凡例	
	新設
	撤去
	新設
	撤去
	既設
	既設

工事名	奈良県防災行政通信ネットワーク 衛星回線等再整備工事		
図面名	河合町役場 3F 機器配置図(新設)		
作成年月日	令和 6年 8月		
縮尺	1:100	図面番号	08
会社名	株式会社東京建設コンサルタント		
事業者名	奈良県		

 
河合町役場 RF 機器配置図 (新設)

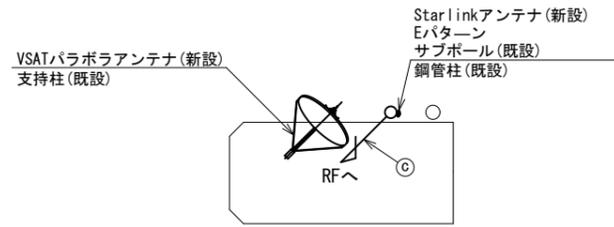

RFPH平面図 (S=1/100)

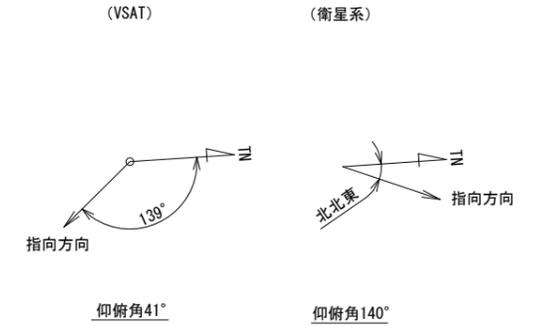

※Starlinkの方位角及び仰俯角は現地にて要調整。

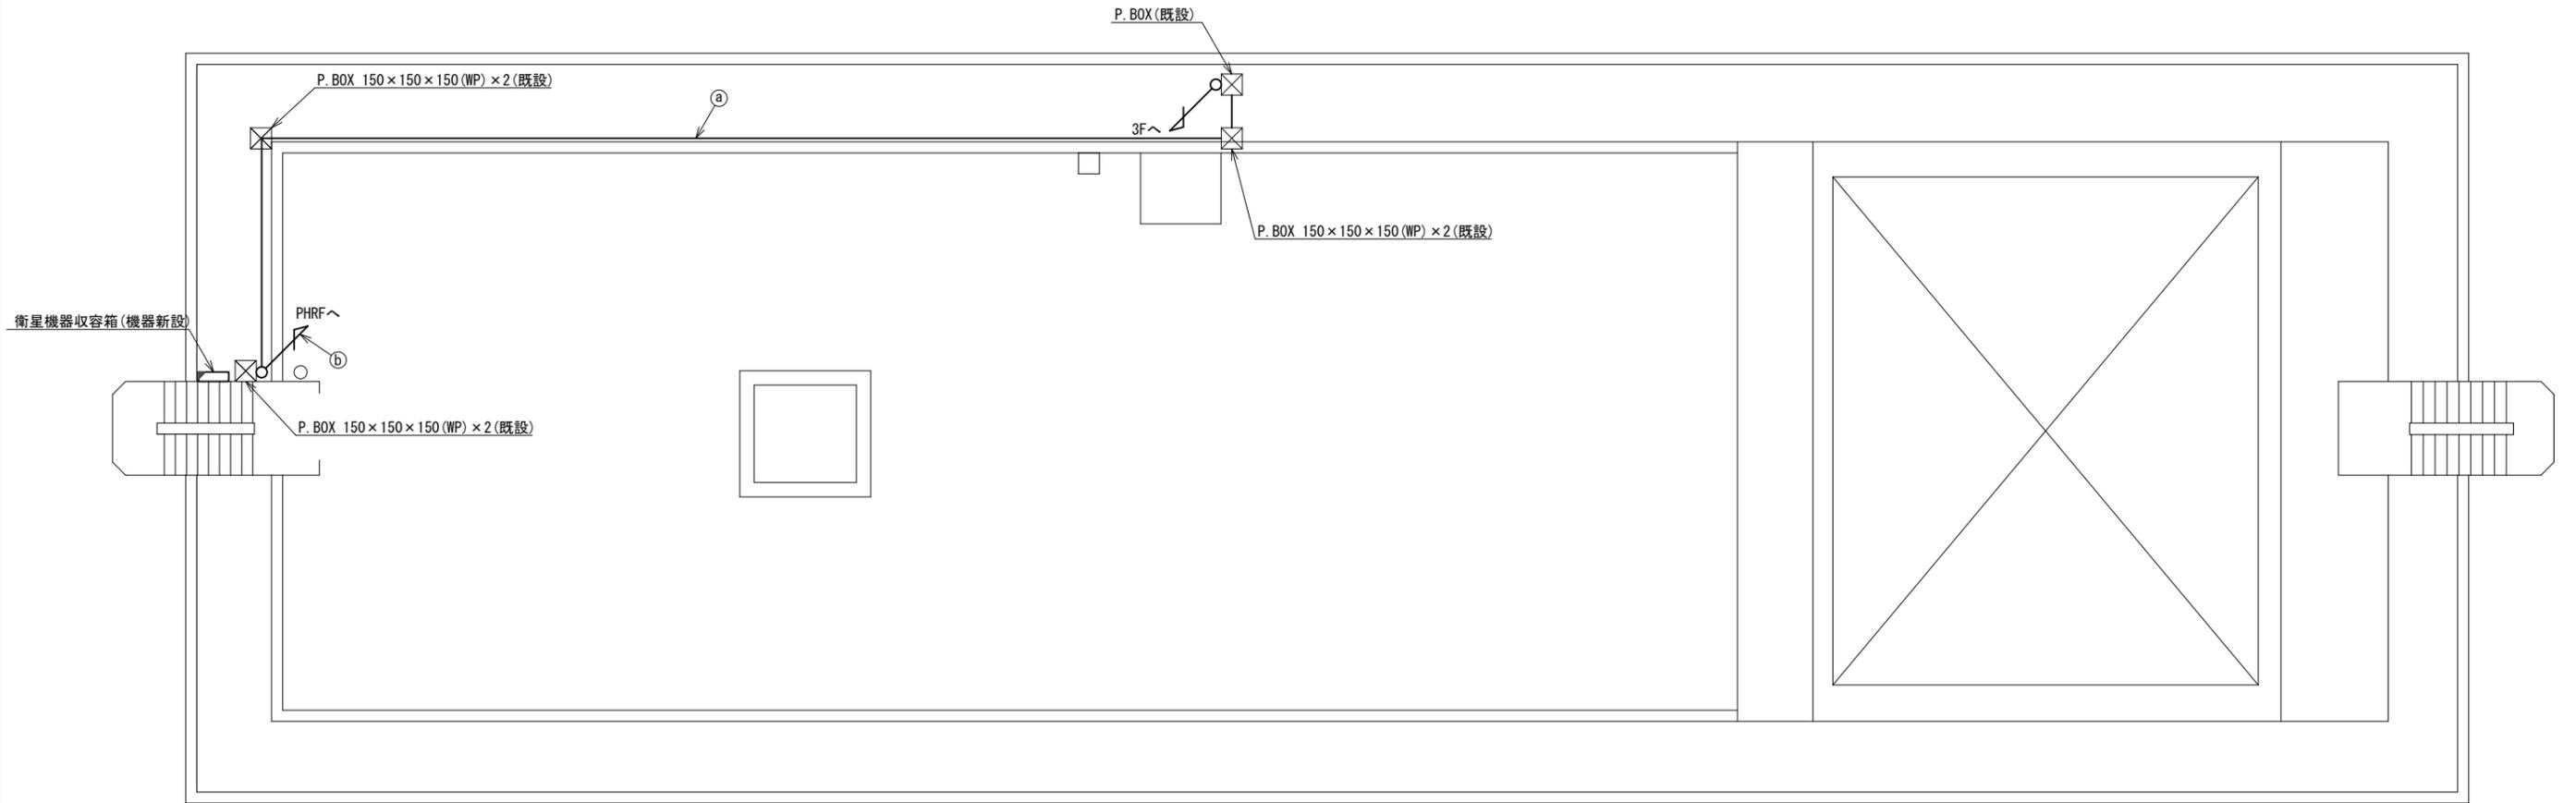

名称	作業	施工方法
S-5C-FB×2	新設	G28 (既設)
IE3. 5sq	既設	
屋外LANケーブル	新設	G28 (既設)
CE3. 5sq-3C	既設	
S-5C-FB×2	新設	G28 (既設)
IE3. 5sq	既設	
外部アンテナ接続用ケーブル	新設	G36 (既設)


名称	作業	施工方法
S-5C-FB×2	新設	G28 (既設)
IE3. 5sq	既設	
外部アンテナ接続用ケーブル	新設	G36 (既設)

RF平面図 (S=1/100)

凡例	
	新設
	撤去
	既設
	撤去

工事名	奈良県防災行政通信ネットワーク 衛星回線等再整備工事		
図面名	河合町役場 RF 機器配置図 (新設)		
作成年月日	令和 6年 8月		
縮尺	1:100	図面番号	09
会社名	株式会社東京建設コンサルタント		
事業者名	奈良県		

河合町役場 2F無線室 機器配置図 (新設)

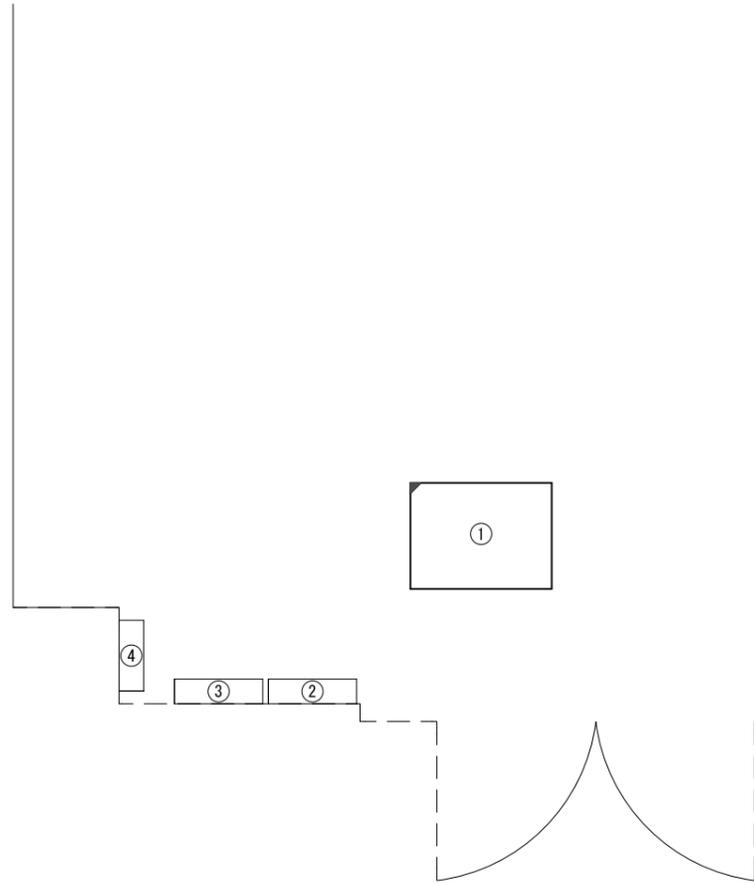

2F無線室 平面図 (S=1/20)

番号	名 称	備考
①	收容架	既設
	VSAT	新設
	UTM	新設
	UPS	新設
	県専用網管理ルータ	新設
	被遠方監視制御装置	新設
②	無線室150P端子盤	既設
③	無線用分電盤	既設
④	SPD盤	既設


凡 例	
	: 新設
	: 撤去
	: 新設
	: 撤去
	: 既設
	: 既設

工事名	奈良県防災行政通信ネットワーク 衛星回線等再整備工事		
図面名	河合町役場 2F無線室 機器配置図(新設)		
作成年月日	令和 6年 8月		
縮尺	1:20	図面番号	10
会社名	株式会社東京建設コンサルタント		
事業者名	奈良県		

河合町役場 配線系統図 (新設)

凡例

LANケーブル : EM-UTP0. 5-4P (Cat5e)
 屋外LANケーブル : NSED1-LAPO. 5-4P (Cat5e)

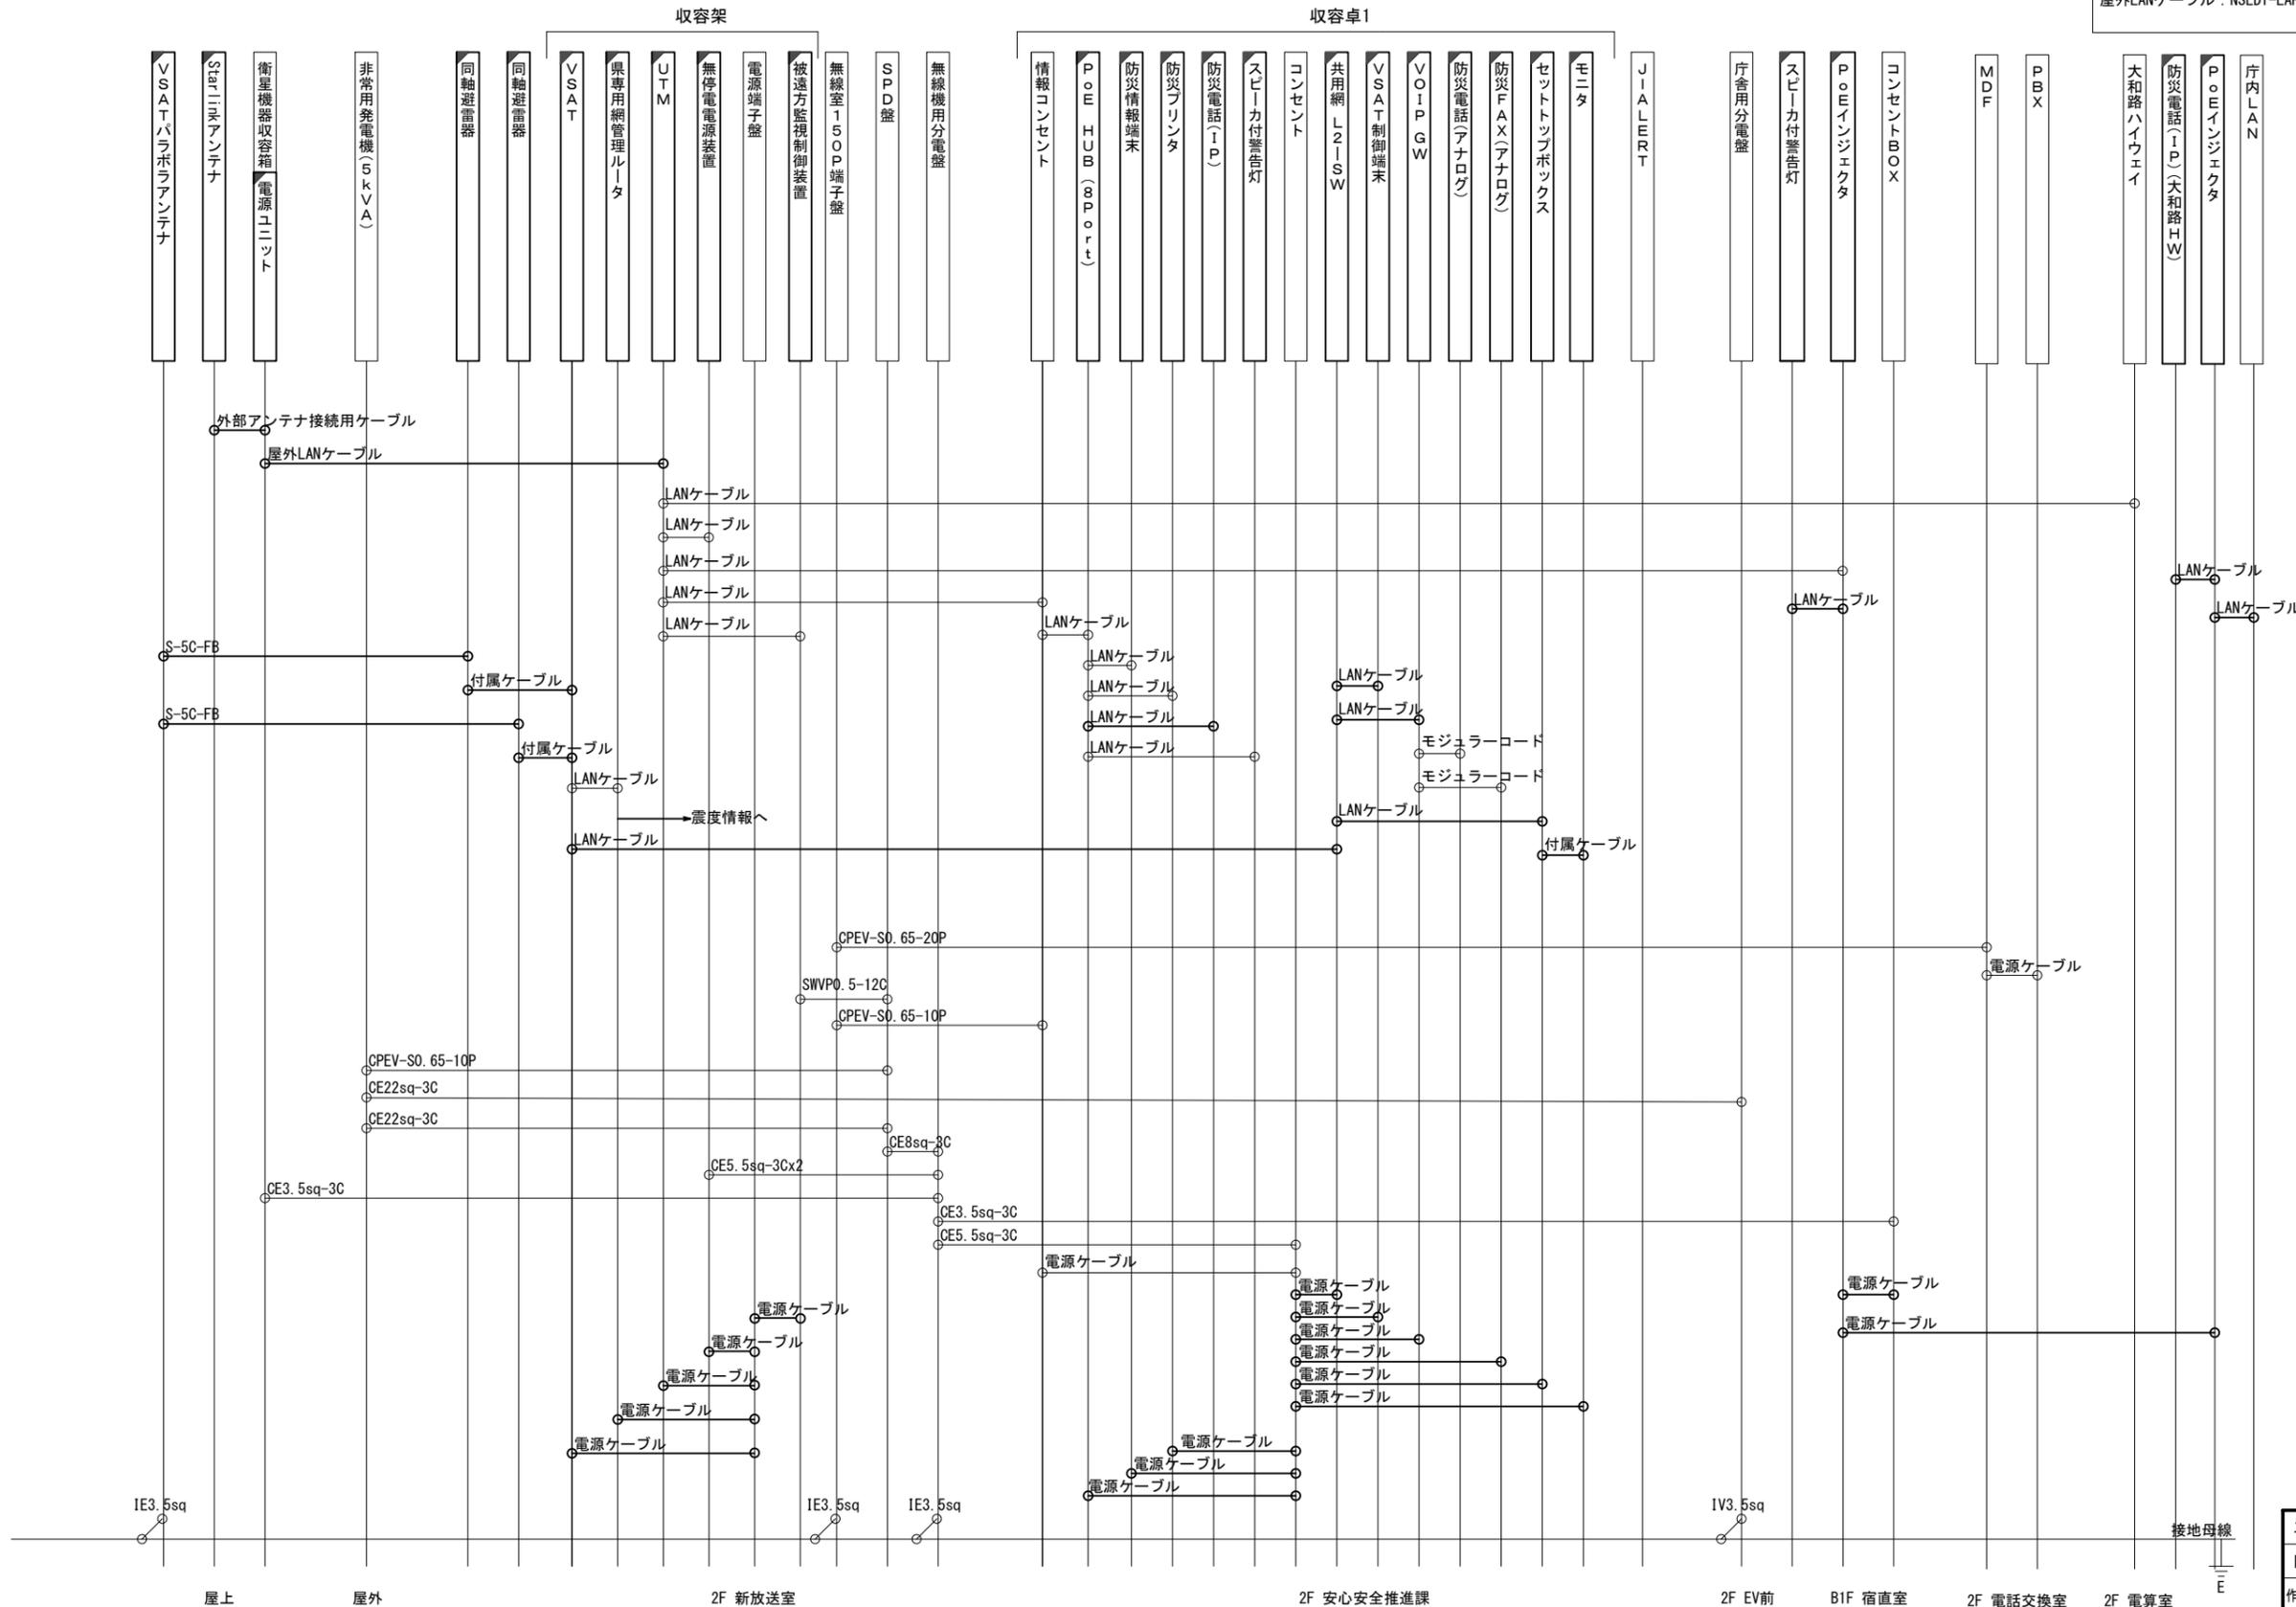


工事名	奈良県防災行政通信ネットワーク 衛星回線等再整備工事		
図面名	河合町役場 配線系統図(新設)		
作成年月日	令和 6年 8月		
縮尺	NON	図面番号	11
会社名	株式会社東京建設コンサルタント		
事業者名	奈良県		

凡例

: 新設
 : 撤去
 — : 新設
 - - - : 撤去
 : 既設
 — : 既設

河合町役場 電源系統図(参考図)


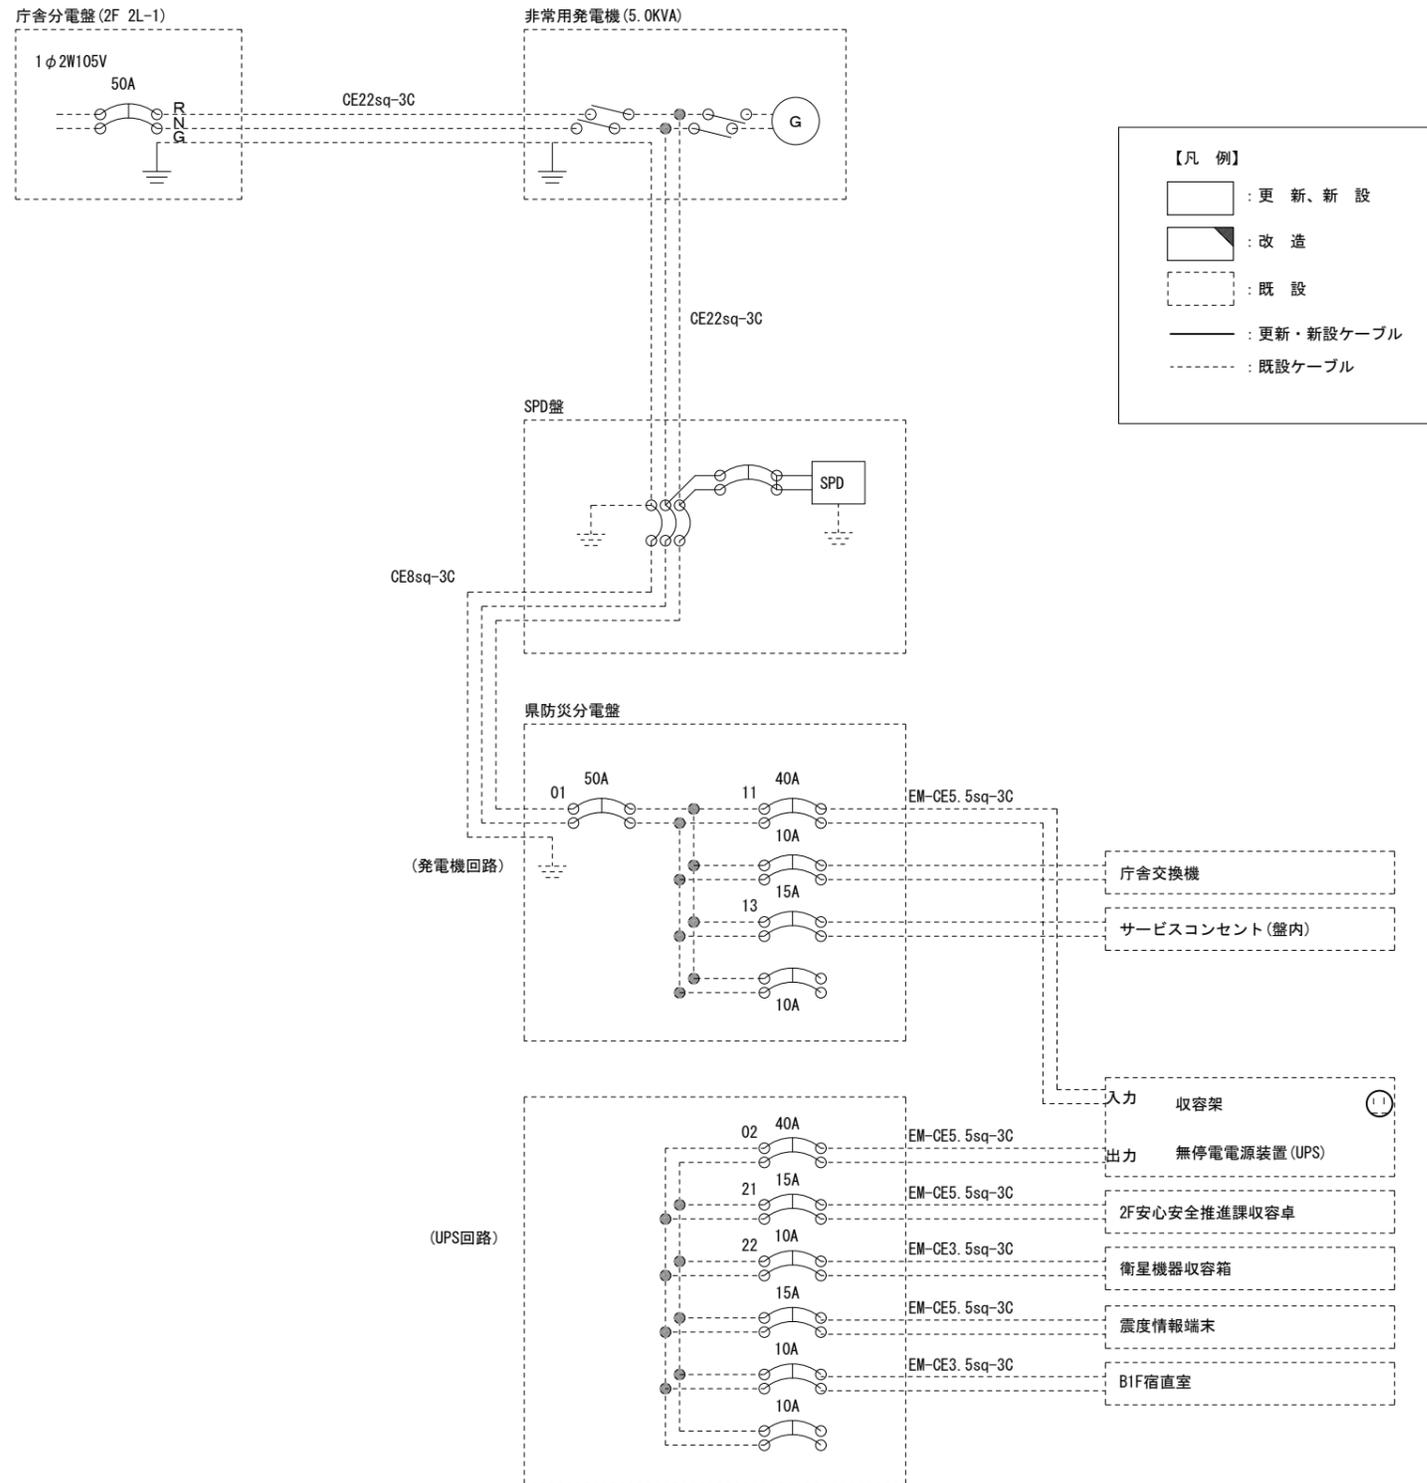


*3Cのうち1Cは接地用

工事名	奈良県防災行政通信ネットワーク 衛星回線等再整備工事		
図面名	河合町役場 電源系統図		
作成年月日	令和 6年 8月		
縮尺	NON	図面番号	12
会社名	株式会社東京建設コンサルタント		
事業者名	奈良県		


河合町役場 系統図 (撤去)

 - 凡例
- VSAT VSAT
 - L2-SW (16Port) L2-SW (16Port)
 - L2-SW (8Port) L2-SW (8Port)
 - +メディアコンバーター +メディアコンバーター
 - VPNルータ VPNルータ
 - 被遠方監視制御装置 被遠方監視制御装置
 - 防災IP交換機 防災IP交換機
 - 無停電電源装置 UPS 無停電電源装置
 - 防災情報端末 PC1 防災情報端末
 - ローカルWEBサーバ兼 防災情報端末 PC2 兼 防災情報端末
 - 防災情報端末(オプション) PC1opt 防災情報端末(オプション)
 - 複合機 複合機
 - メディアコンバーター M/C メディアコンバーター
 - 防災電話 ① 防災電話
 - 防災電話(衛星) ② 防災電話(衛星)
 - コンセントBOX ③ コンセントBOX
 - 衛星携帯電話 IDU 衛星携帯電話 IDU
 - 衛星FAXアダプタ 衛星FAXアダプタ
 - マルチアダプタ マルチアダプタ
 - FAX FAX
 - SPD盤 SPD盤
 - 分配機 分配機
 - 震度表示処理装置 震度表示処理装置
 - PBX PBX
 - 端子盤、MDF 端子盤、MDF
 - 大和路ハイウェイ 大和路ハイウェイ
 - K-OPTICAL K-OPTICAL
 - 電源端子台 電源端子台
 - 情報コンセント 情報コンセント
 - スピーカー付警告灯 スピーカー付警告灯
 - モニタ モニタ
 - IRD IRD
 - J-ALERT J-ALERT
 - 変圧器 変圧器
 - USBプリントサーバー USBプリントサーバー
 - プリンタ プリンタ

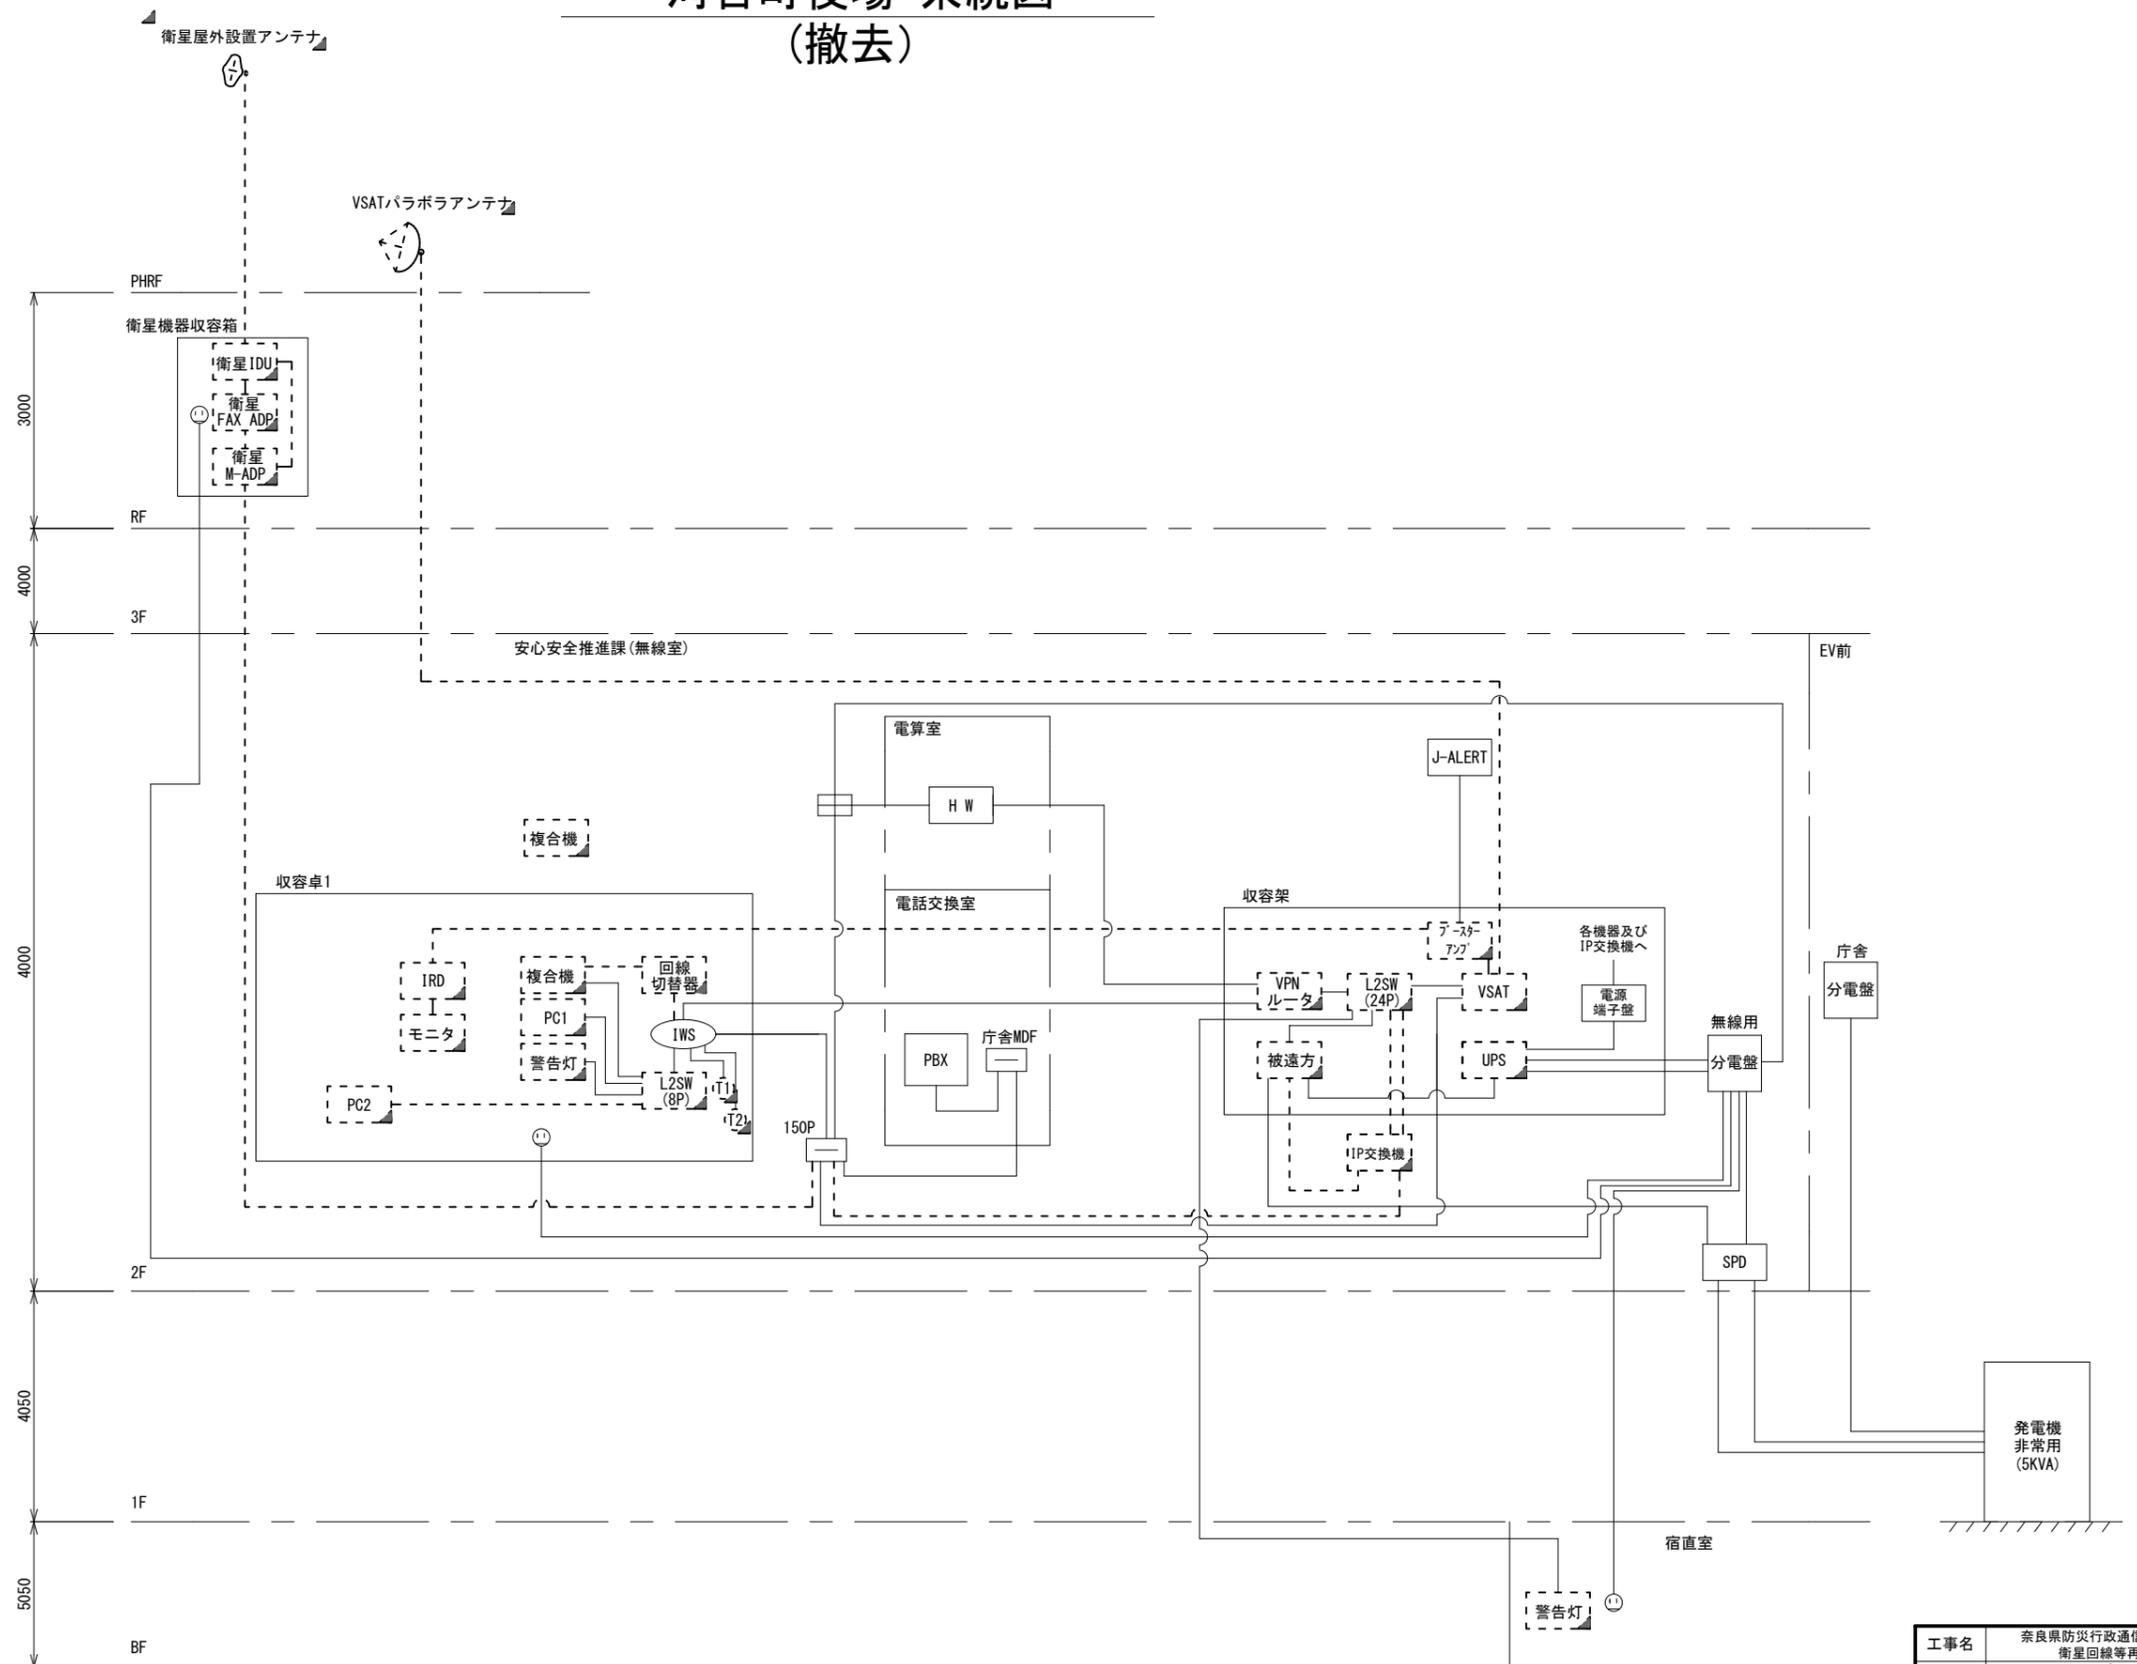

工事名	奈良県防災行政通信ネットワーク 衛星回線等再整備工事		
図面名	河合町役場 系統図(撤去)		
作成年月日	令和 6年 8月		
縮尺	NON	図面番号	13
会社名	株式会社東京建設コンサルタント		
事業者名	奈良県		

河合町役場 敷地平面図 (撤去)

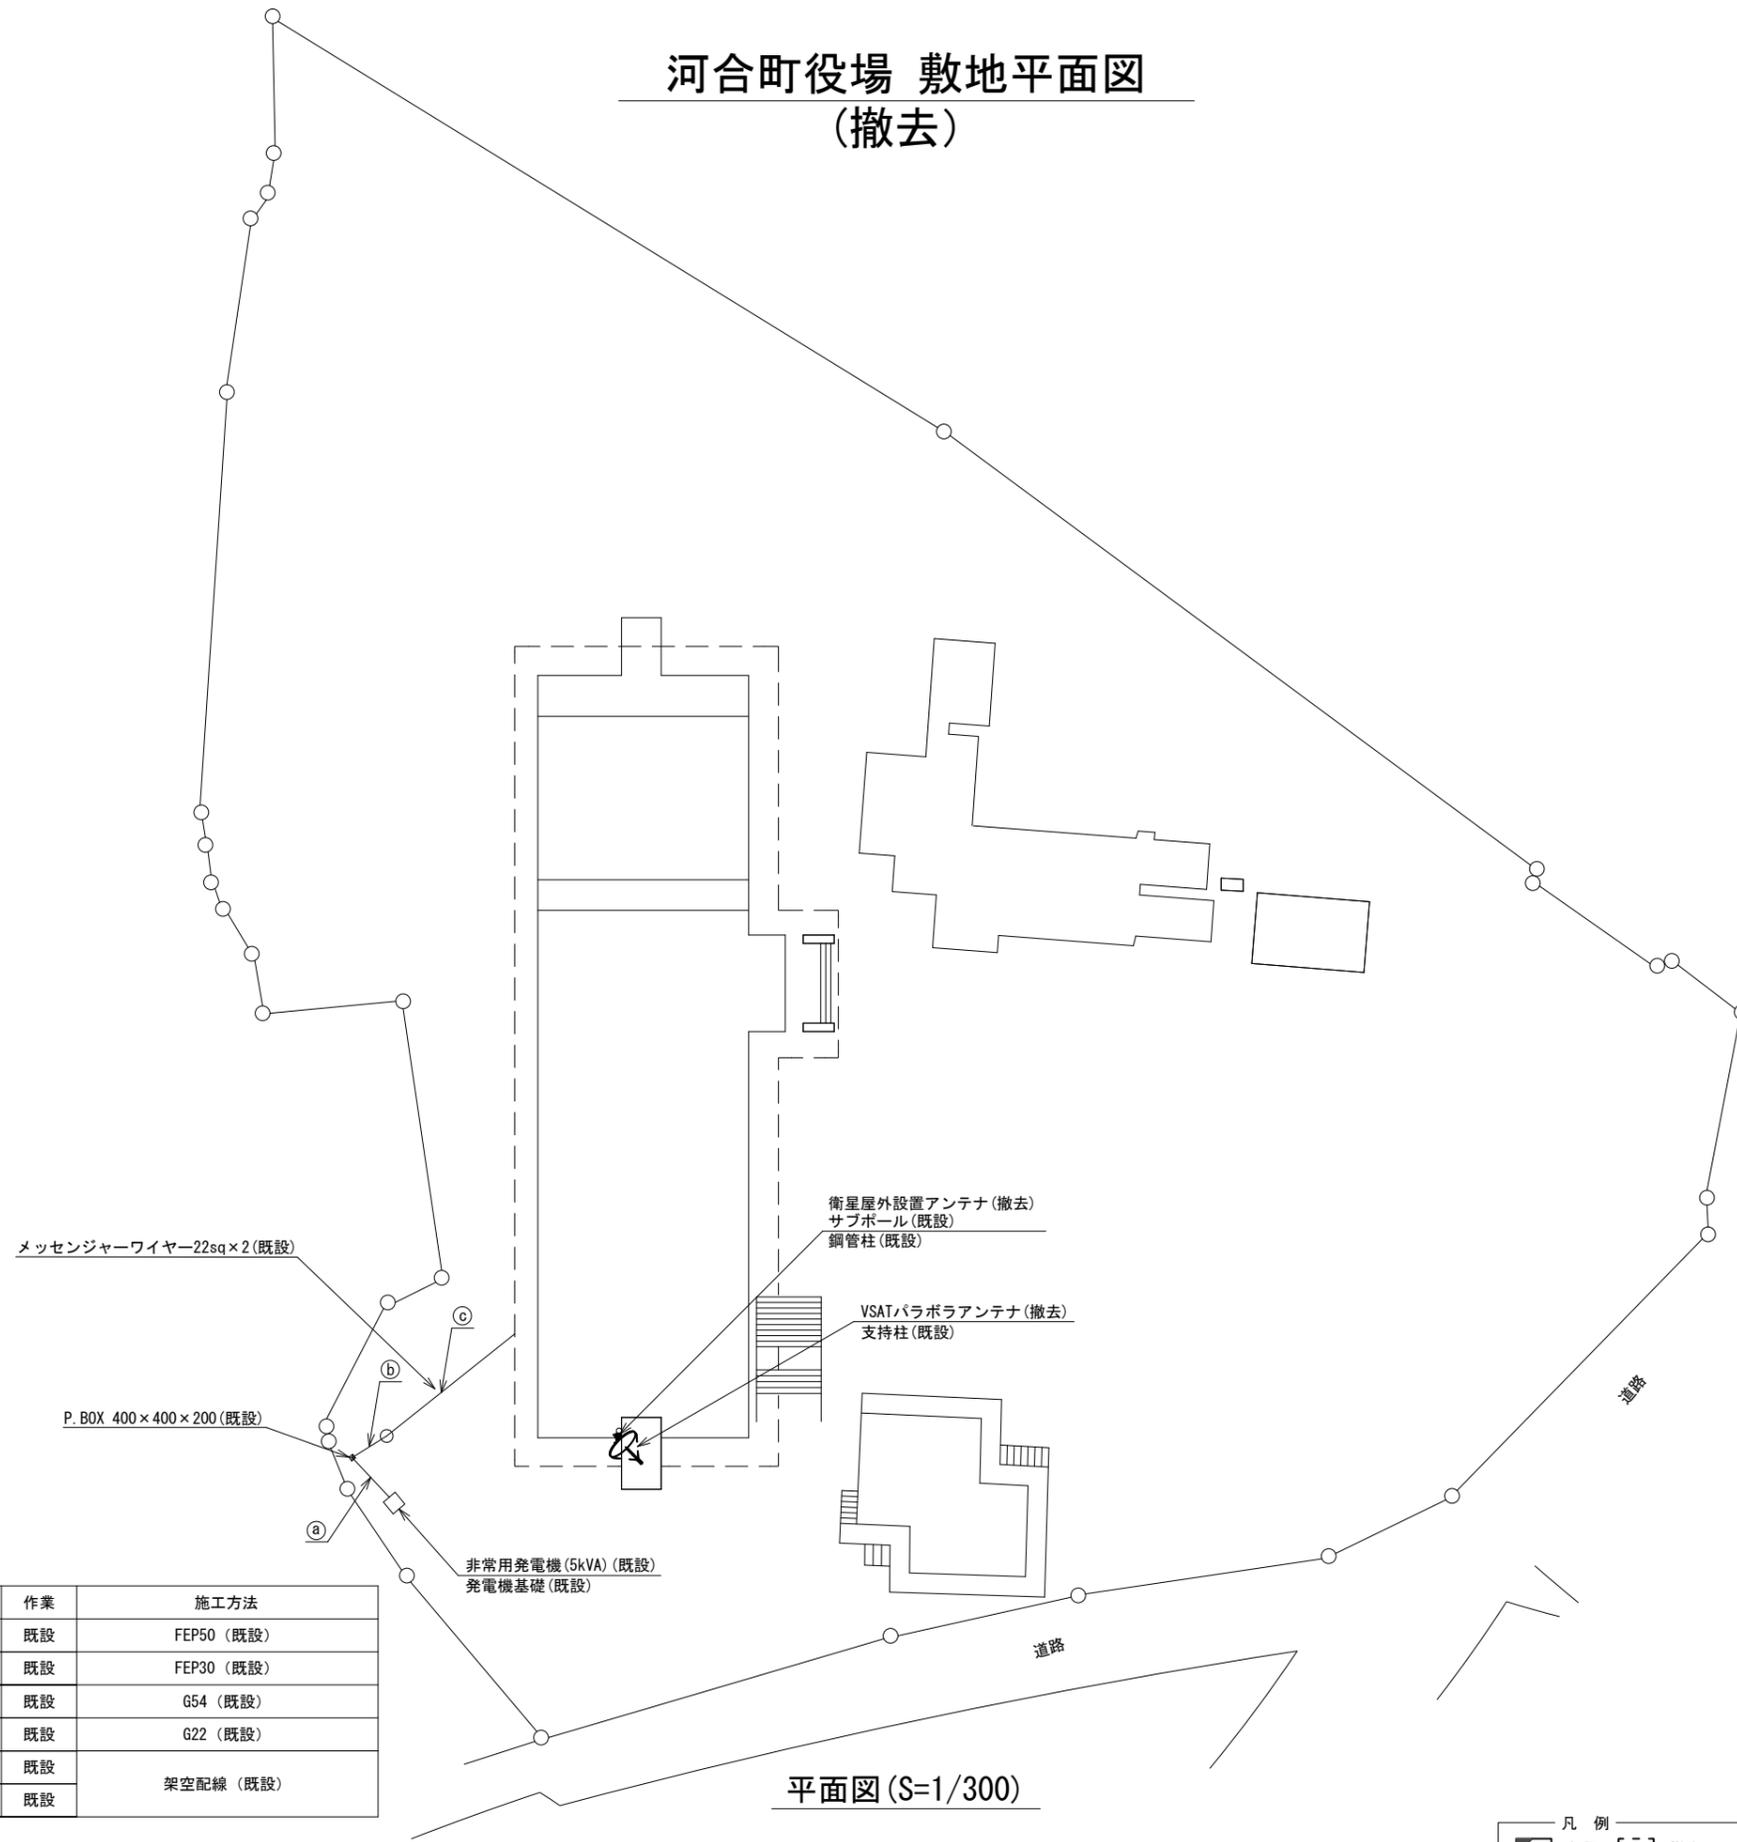


	名 称	作 業	施 工 方 法
a	CE22sq-3C×2	既設	FEP50 (既設)
	CPEV-S0. 65-10P	既設	FEP30 (既設)
b	CE22sq-3C×2	既設	G54 (既設)
	CPEV-S0. 65-10P	既設	G22 (既設)
b	CE22sq-3C×2	既設	架空配線 (既設)
	CPEV-S0. 65-10P	既設	

平面図 (S=1/300)

凡 例	
	新設
	撤去
	新設
	撤去
	既設
	既設

工事名	奈良県防災行政通信ネットワーク 衛星回線等再整備工事		
図面名	河合町役場 敷地平面図(撤去)		
作成年月日	令和 6年 8月		
縮尺	1:300	図面番号	14
会社名	株式会社東京建設コンサルタント		
事業者名	奈良県		

河合町役場 機器据付図 (撤去)

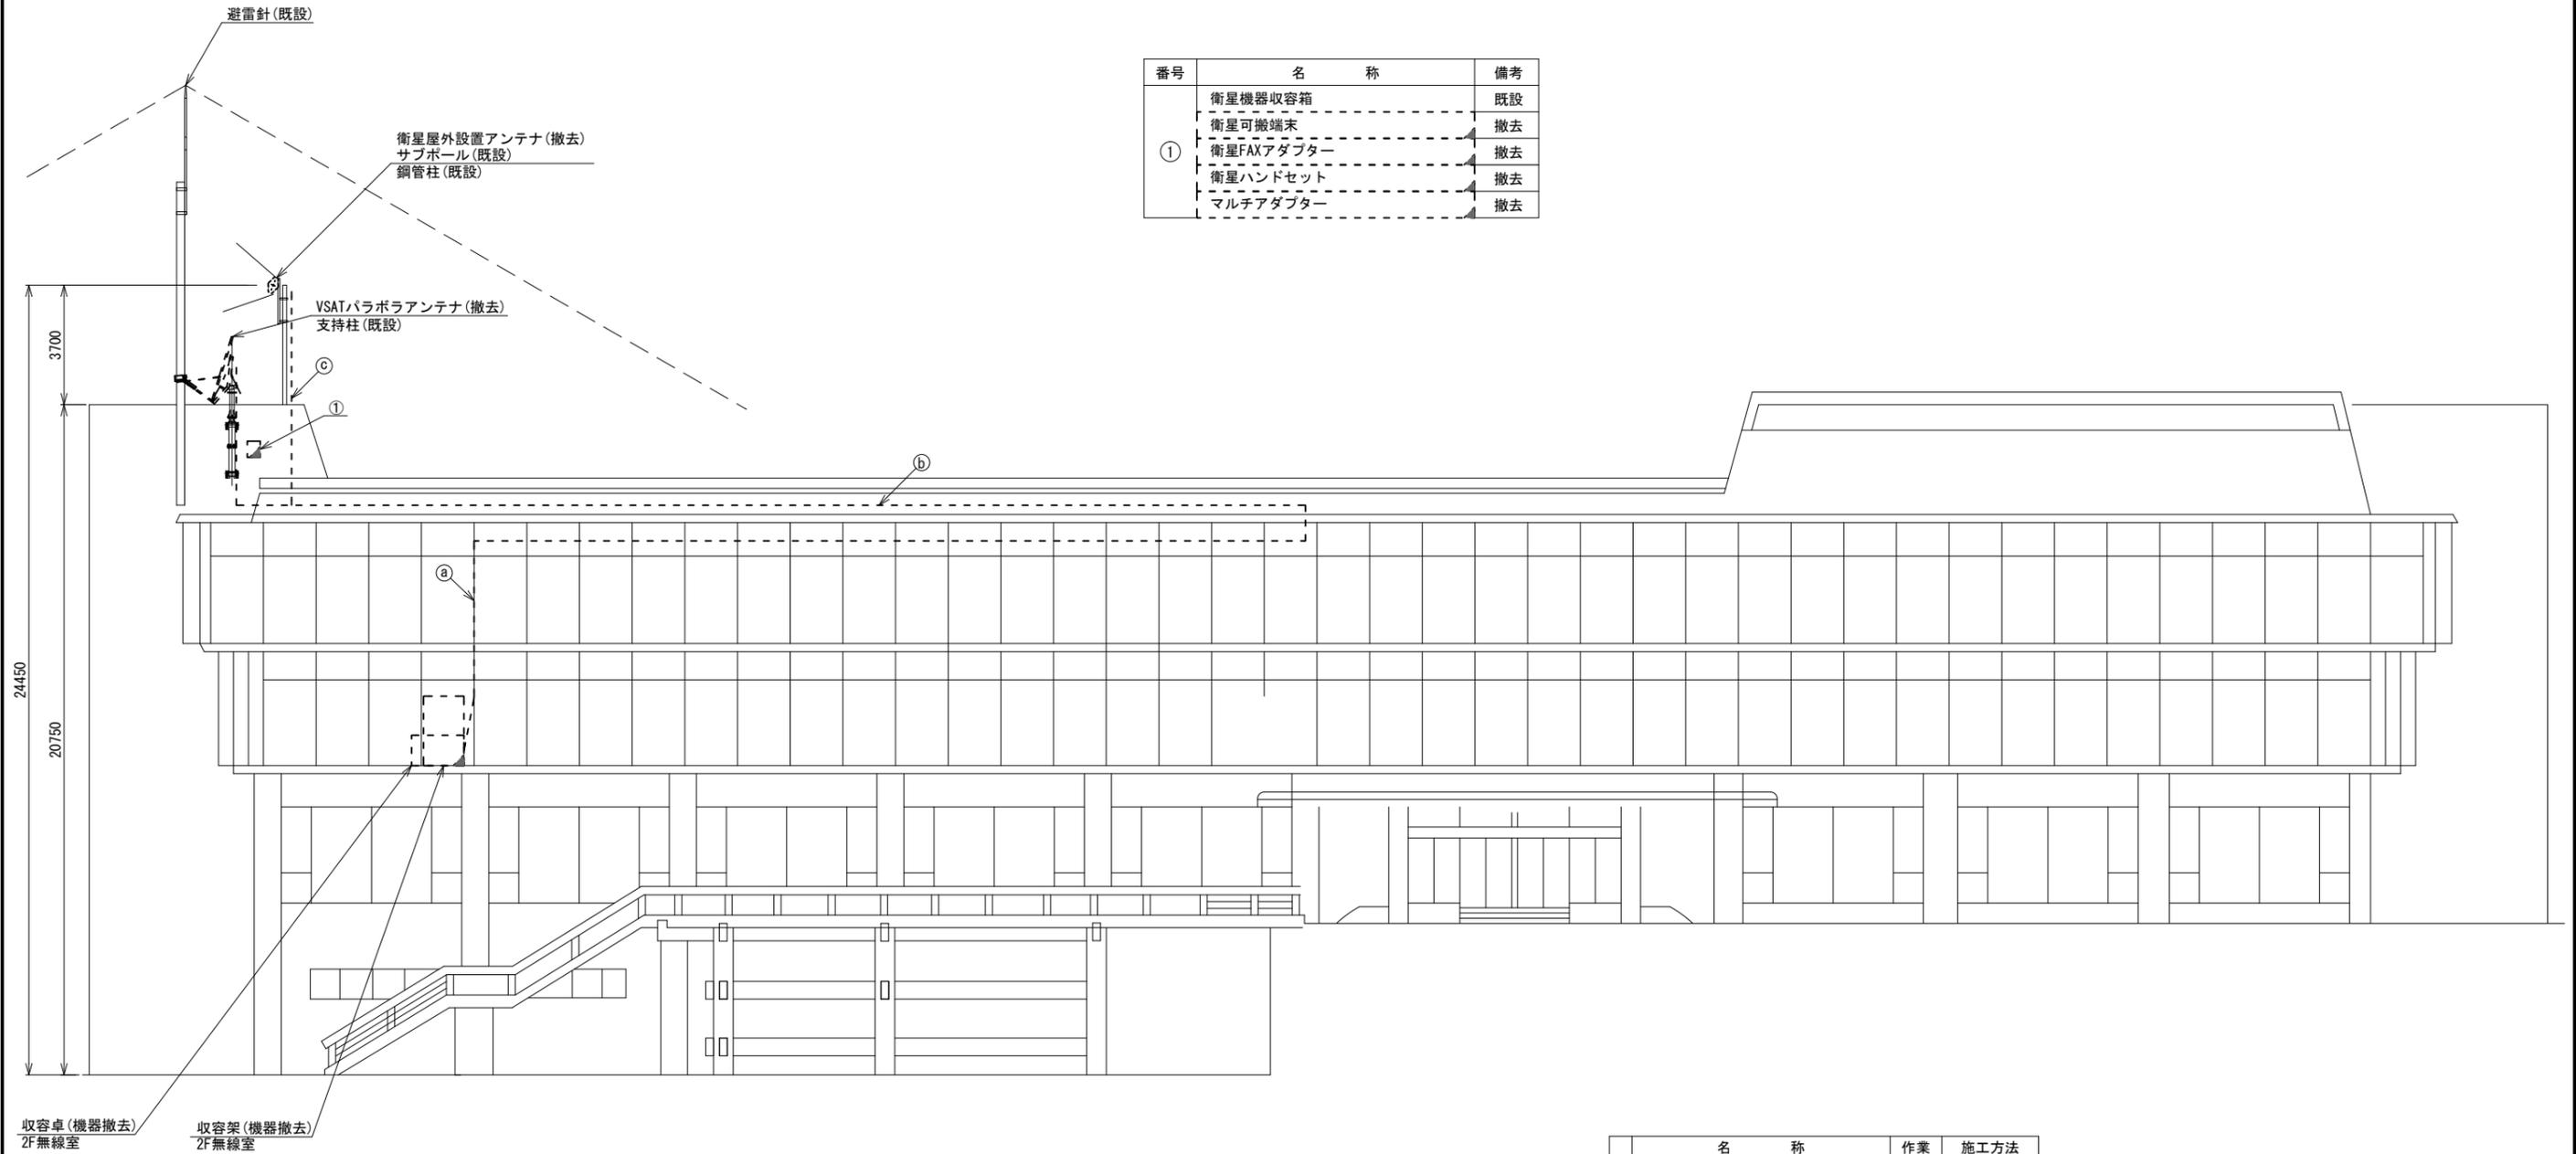

番号	名 称	備考
①	衛星機器収容箱	既設
	衛星可搬端末	撤去
	衛星FAXアダプター	撤去
	衛星ハンドセット	撤去
	マルチアダプター	撤去

東側立面図 (S=1/100)


	名 称	作業	施工方法
a	8D-HFAE × 2	撤去	ダクト(既設)
	CPEV-S0.65-3P	撤去	
	CE3.5sq-3C	既設	ダクト(既設)
b	IE3.5sq	既設	
	8D-HFAE × 2	撤去	G28(既設)
	CPEV-S0.65-3P	撤去	
c	CE3.5sq-3C	既設	G28(既設)
	IE3.5sq	既設	
	外部アンテナ接続用ケーブル	撤去	G36(既設)

凡 例

	新設		撤去		新設		撤去
	既設		既設		既設		既設

工事名	奈良県防災行政通信ネットワーク 衛星回線等再整備工事		
図面名	河合町役場 機器据付図(撤去)		
作成年月日	令和 6年 8月		
縮尺	1:100	図面番号	15
会社名	株式会社東京建設コンサルタント		
事業者名	奈良県		

河合町役場 B1F 機器配置図 (撤去)

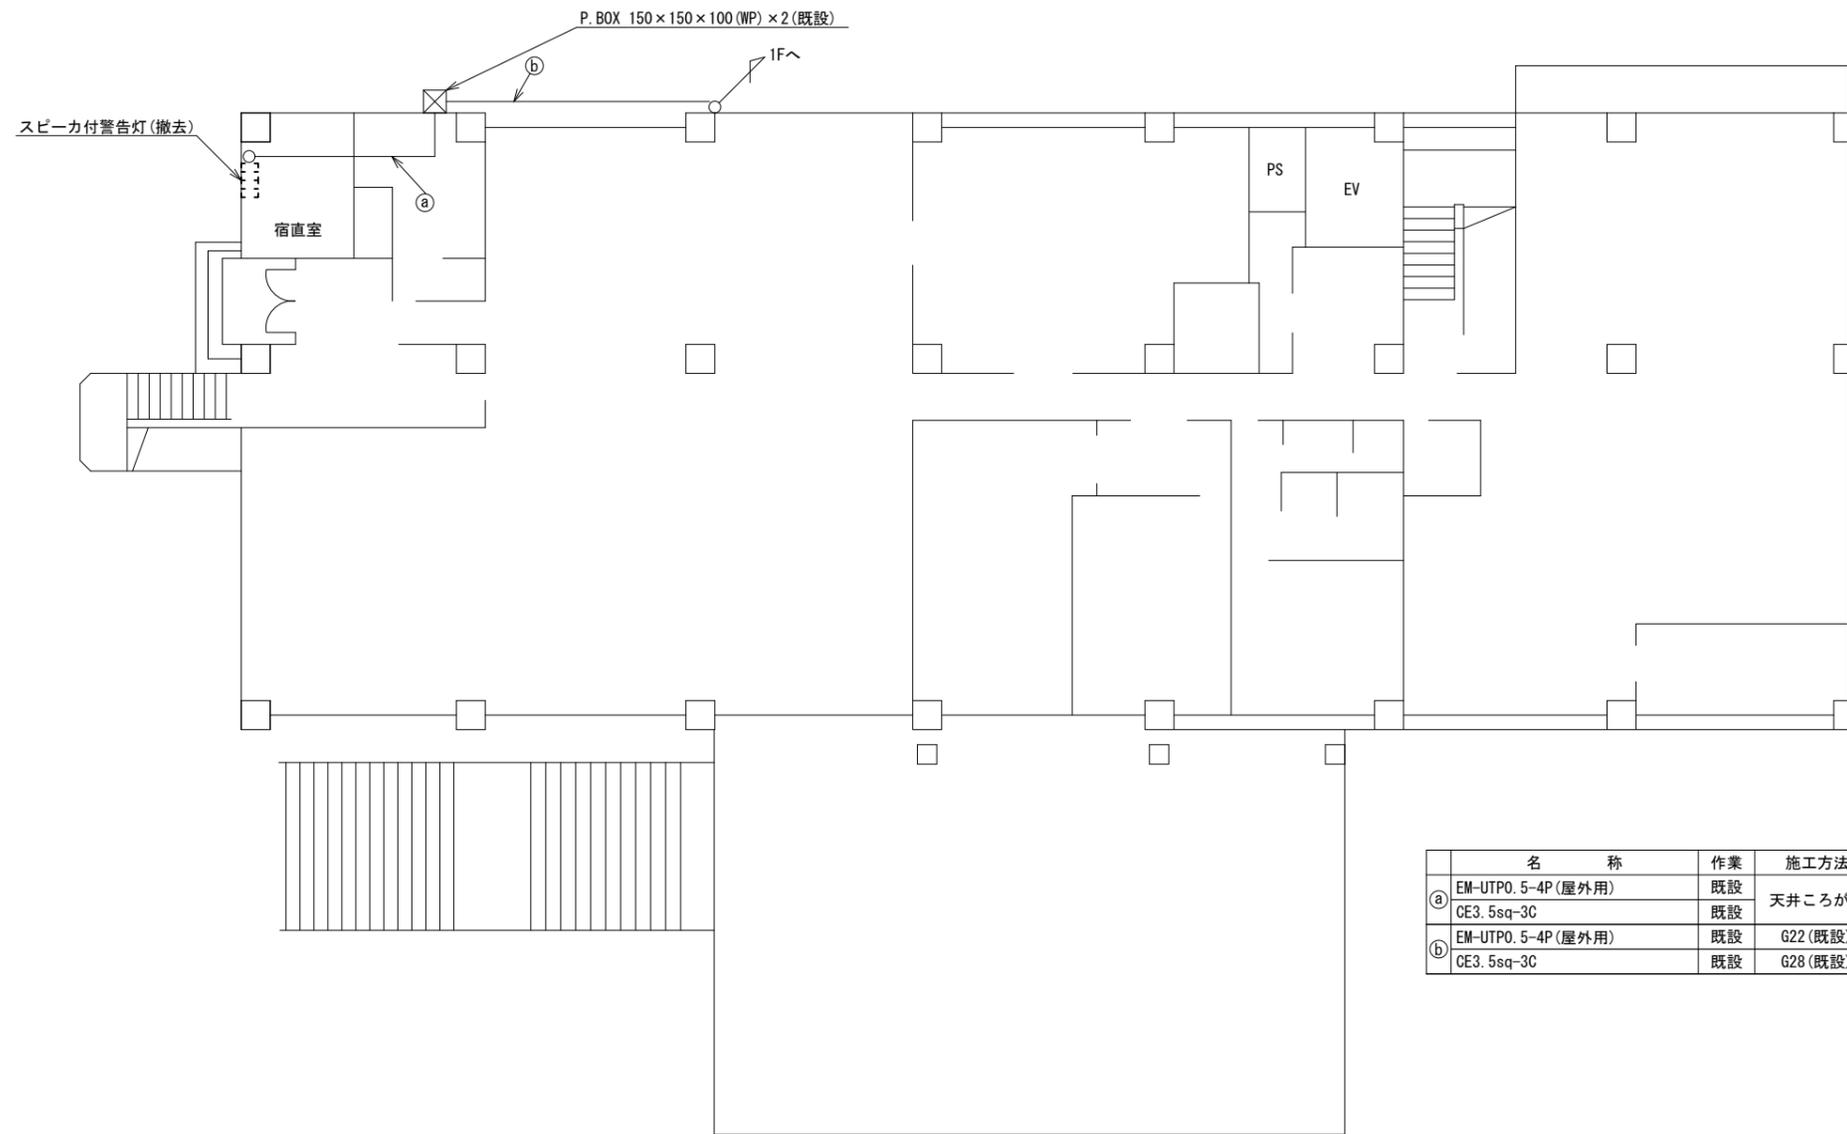



	名 称	作 業	施 工 方 法
①	EM-UTPO. 5-4P (屋外用)	既設	天井ころがし
	CE3. 5sq-3C	既設	
②	EM-UTPO. 5-4P (屋外用)	既設	G22 (既設)
	CE3. 5sq-3C	既設	G28 (既設)

B1F平面図 (S=1/100)

凡 例	
	新設
	撤去
	新設
	撤去
	既設
	既設

工事名	奈良県防災行政通信ネットワーク 衛星回線等再整備工事		
図面名	河合町役場 1F 機器配置図(撤去)		
作成年月日	令和 6年 8月		
縮尺	1:100	図面番号	16
会社名	株式会社東京建設コンサルタント		
事業者名	奈良県		

 河合町役場 2F 機器配置図 (撤去)

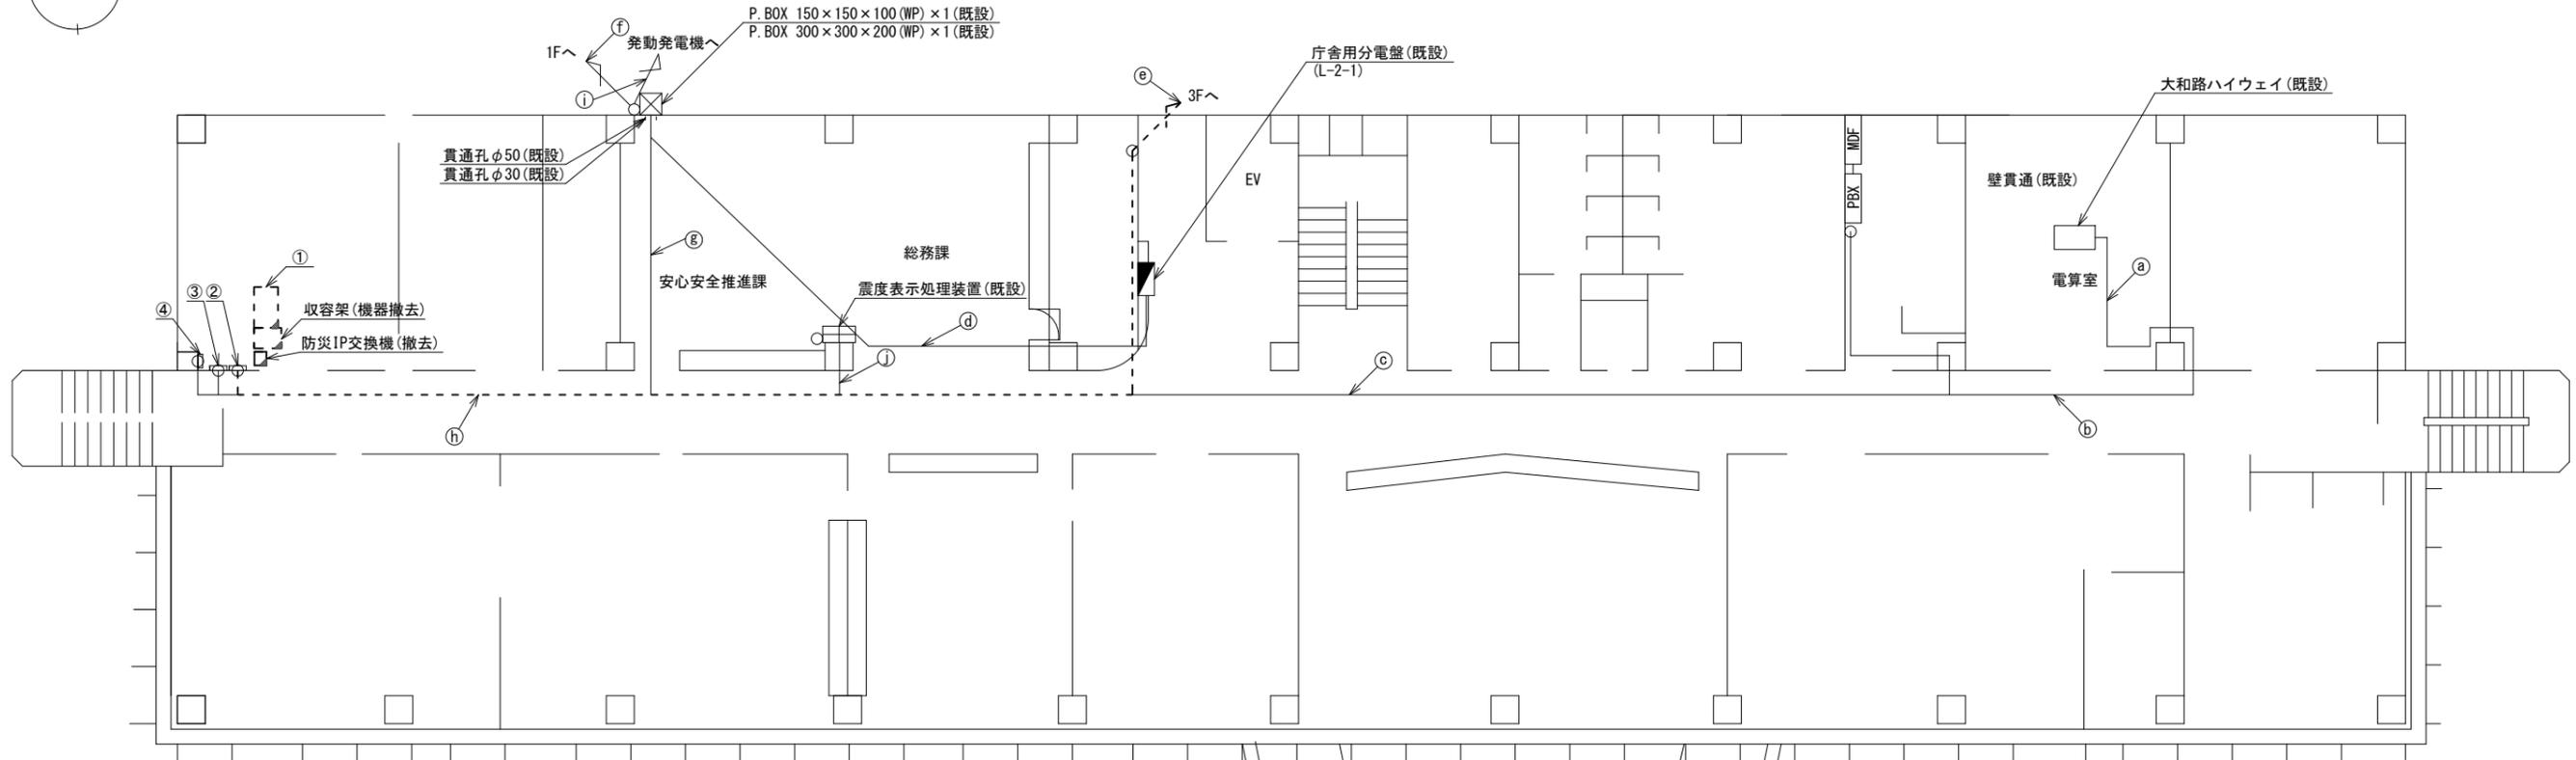

名称	作業	施工方法	名称	作業	施工方法
① EM-UTPO. 5-4P	既設	フリーアクセス	EM-UTPO. 5-4P (屋外用)	既設	天井こがし
② EM-UTPO. 5-4P	既設	天井こがし	CE22sq-3C	既設	
③ EM-UTPO. 5-4P	既設	天井こがし	CPEV-SO. 65-10P	既設	
④ CPEV-SO. 65-20P	既設	天井こがし	CE3. 5sq-3C	既設	天井こがし
⑤ CE22sq-3C	既設	天井こがし	EM-UTPO. 5-4P・EM-UTPO. 5-4P (屋外用)	既設	
⑥ CE3. 5sq-3C	既設	ダクト (既設)	OPEV-SO. 65-3P	撤去	
⑦ CPEV-SO. 65-3P	撤去	ダクト (既設)	CPEV-SO. 65-20P	既設	
⑧ 8D-HFAE × 2	撤去		OPEV-SO. 65-3P	既設	
⑨ IE3. 5sq	既設		8D-HFAE × 2	撤去	
⑩ CE3. 5sq-3C	既設	G28 (既設)	IE3. 5sq	既設	架空配線
⑪ EM-UTPO. 5-4P (屋外用)	既設	G22 (既設)	CE22sq-3C・CE3. 5sq-3C・CE3. 5sq-3C	既設	
			FPEV-SO. 65-10P	既設	
			⑫ CE22sq-3C × 2	既設	天井こがし
			⑬ CPEV-SO. 65-10P	既設	
			⑭ OPEV-SO. 65-3P	既設	
			⑮ CE5. 5sq-3C	既設	

番号	名称	備考
①	収容卓1	既設
	防災情報端末	撤去
	L2-SW (8Port)	撤去
	防災電話	撤去
	FAX・複合機	撤去
	スピーカー警告灯	撤去
	ローカルサーバー兼防災情報端末	撤去
	防災電話 (衛星)	撤去
	IRD	撤去
	モニタ	撤去
	回線切替器	撤去


番号	名称	備考
②	無線室150P端子盤	移設
③	無線用分電盤	移設
④	SPD盤	既設

2F平面図 (S=1/100)

凡例	
	新設
	撤去
	新設
	撤去
	既設
	既設

工事名	奈良県防災行政通信ネットワーク 衛星回線等再整備工事		
図面名	河合町役場 2F 機器配置図 (撤去)		
作成年月日	令和 6年 8月		
縮尺	1:100	図面番号	17
会社名	株式会社東京建設コンサルタント		
事業者名	奈良県		

河合町役場 3F 機器配置図 (撤去)

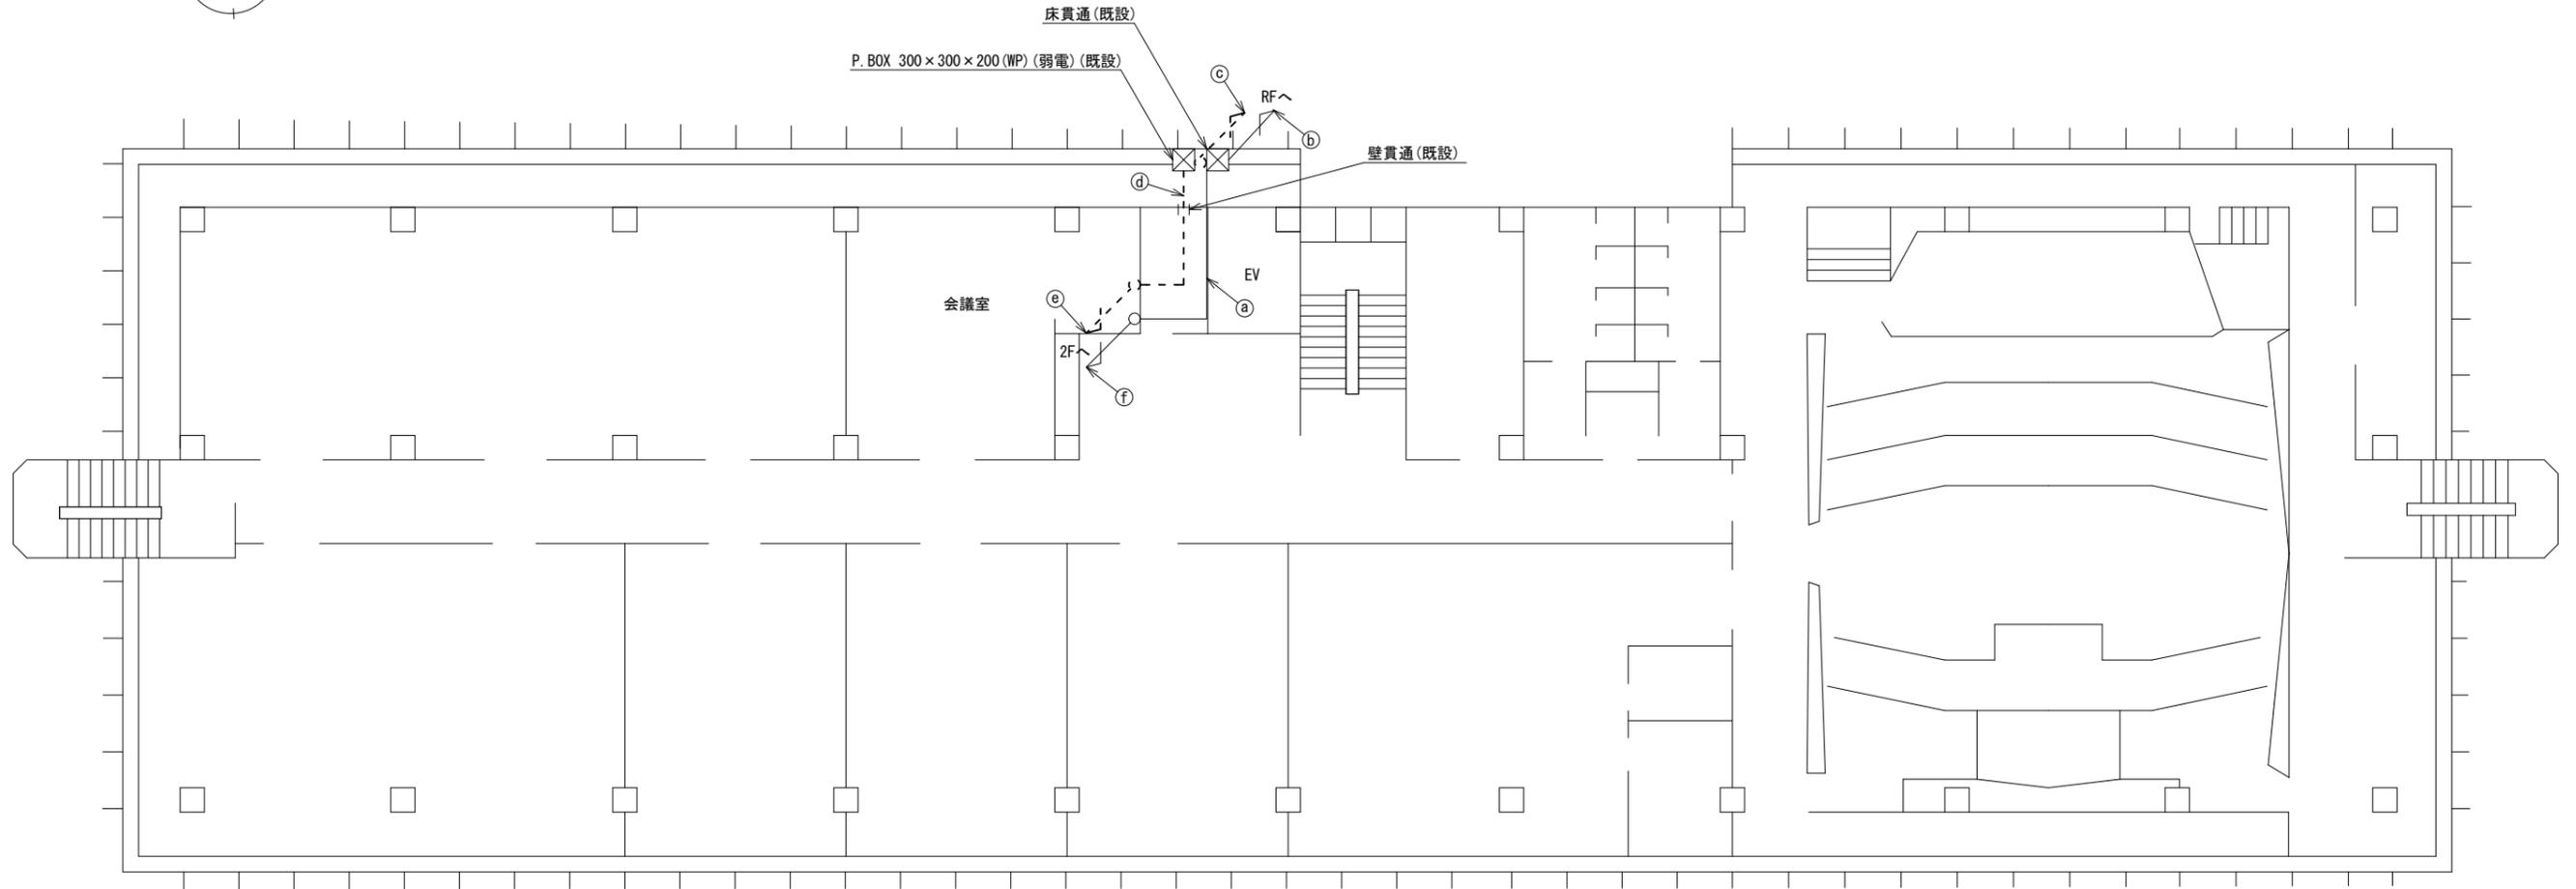

名称	作業	施工方法
㉑ CE3. 5sq-3C	既設	天井ころがし
㉒ CE3. 5sq-3C	既設	P. BOX内(既設)
㉓ CPEV-S0. 65-3P	撤去	
㉔ 8D-HFAE x 2	撤去	P. BOX内(既設)
IE3. 5sq	既設	
㉕ 8D-HFAE x 2	撤去	
㉖ IE3. 5sq	既設	天井ころがし
㉗ CPEV-S0. 65-3P	撤去	



名称	作業	施工方法
8D-HFAE x 2	撤去	
㉘ IE3. 5sq	既設	ダクト(既設)
㉙ CPEV-S0. 65-3P	撤去	
㉚ CE3. 5sq-3C	既設	ダクト(既設)

3F平面図 (S=1/100)


凡例	
	新設
	撤去
	新設
	撤去
	既設
	既設

工事名	奈良県防災行政通信ネットワーク 衛星回線等再整備工事		
図面名	河合町役場 3F 機器配置図(撤去)		
作成年月日	令和 6年 8月		
縮尺	1:100	図面番号	18
会社名	株式会社東京建設コンサルタント		
事業者名	奈良県		

 河合町役場 RF 機器配置図 (撤去)

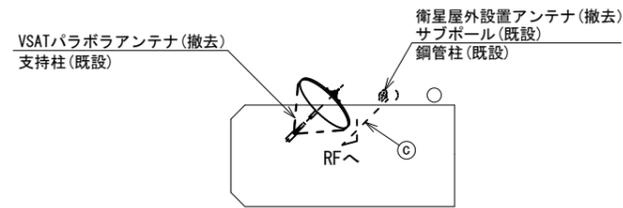

RFPH平面図 (S=1/100)

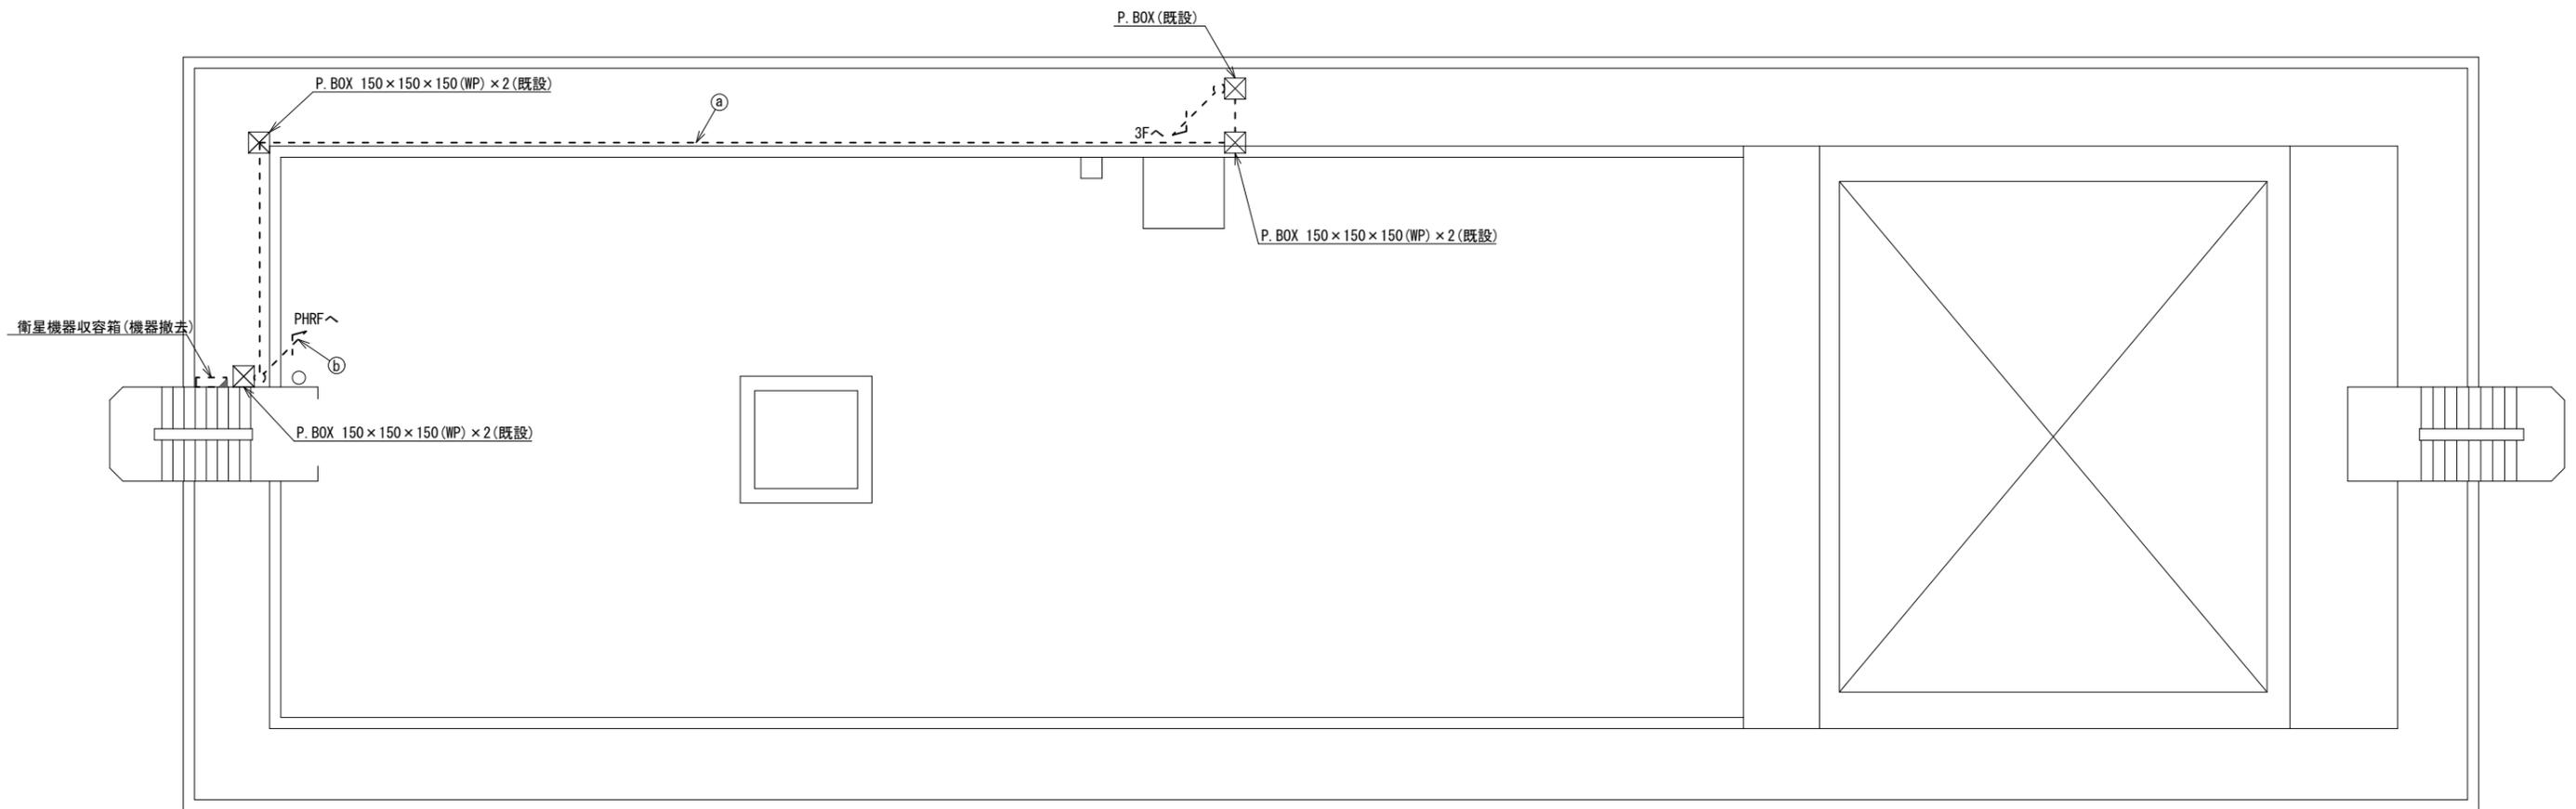

名称	作業	施工方法
8D-HFAE x 2	撤去	
IE3.5sq	既設	G28 (既設)
CPEV-S0.65-3P	撤去	
OE3.5sq-3C	既設	G28 (既設)
8D-HFAE x 2	撤去	G28 (既設)
IE3.5sq	既設	
外部アンテナ接続用ケーブル	撤去	G36 (既設)


名称	作業	施工方法
8D-HFAE x 2	撤去	G28 (既設)
IE3.5sq	既設	
外部アンテナ接続用ケーブル	撤去	G36 (既設)

RF平面図 (S=1/100)

凡例	
	新設
	撤去
	新設
	撤去
	既設
	既設

工事名	奈良県防災行政通信ネットワーク 衛星回線等再整備工事		
図面名	河合町役場 RF 機器配置図(撤去)		
作成年月日	令和 6年 8月		
縮尺	1:100	図面番号	19
会社名	株式会社東京建設コンサルタント		
事業者名	奈良県		

河合町役場 2F無線室 機器配置図 (撤去)

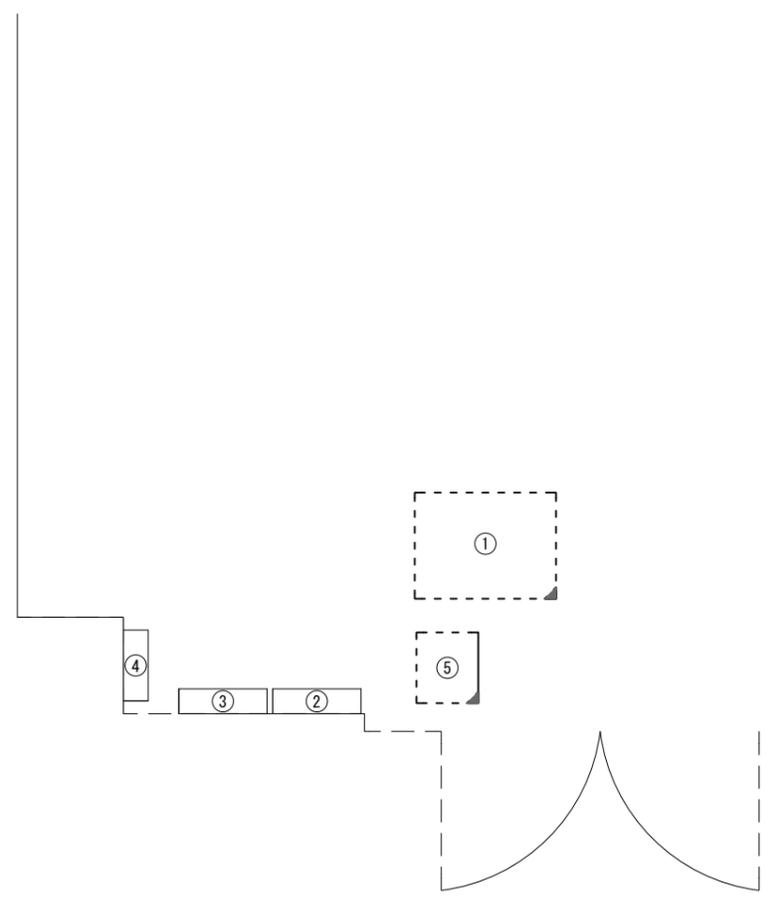

2F無線室 平面図(S=1/20)


番号	名称	備考
①	收容架	既設
	VSAT	撤去
	L2-SW (24Port)	撤去
	被遠方監視制御装置	撤去
	UPS	撤去
	VPNルータ	撤去
②	無線室150P端子盤	既設
③	無線用分電盤	既設
④	SPD盤	既設
⑤	防災IP交換機	撤去

凡 例

	新設		撤去		新設		撤去
	既設				既設		

工事名	奈良県防災行政通信ネットワーク 衛星回線等再整備工事		
図面名	河合町役場 2F無線室 機器配置図(撤去)		
作成年月日	令和 6年 8月		
縮尺	1:20	図面番号	20
会社名	株式会社東京建設コンサルタント		
事業者名	奈良県		

河合町役場 配線系統図 (撤去)

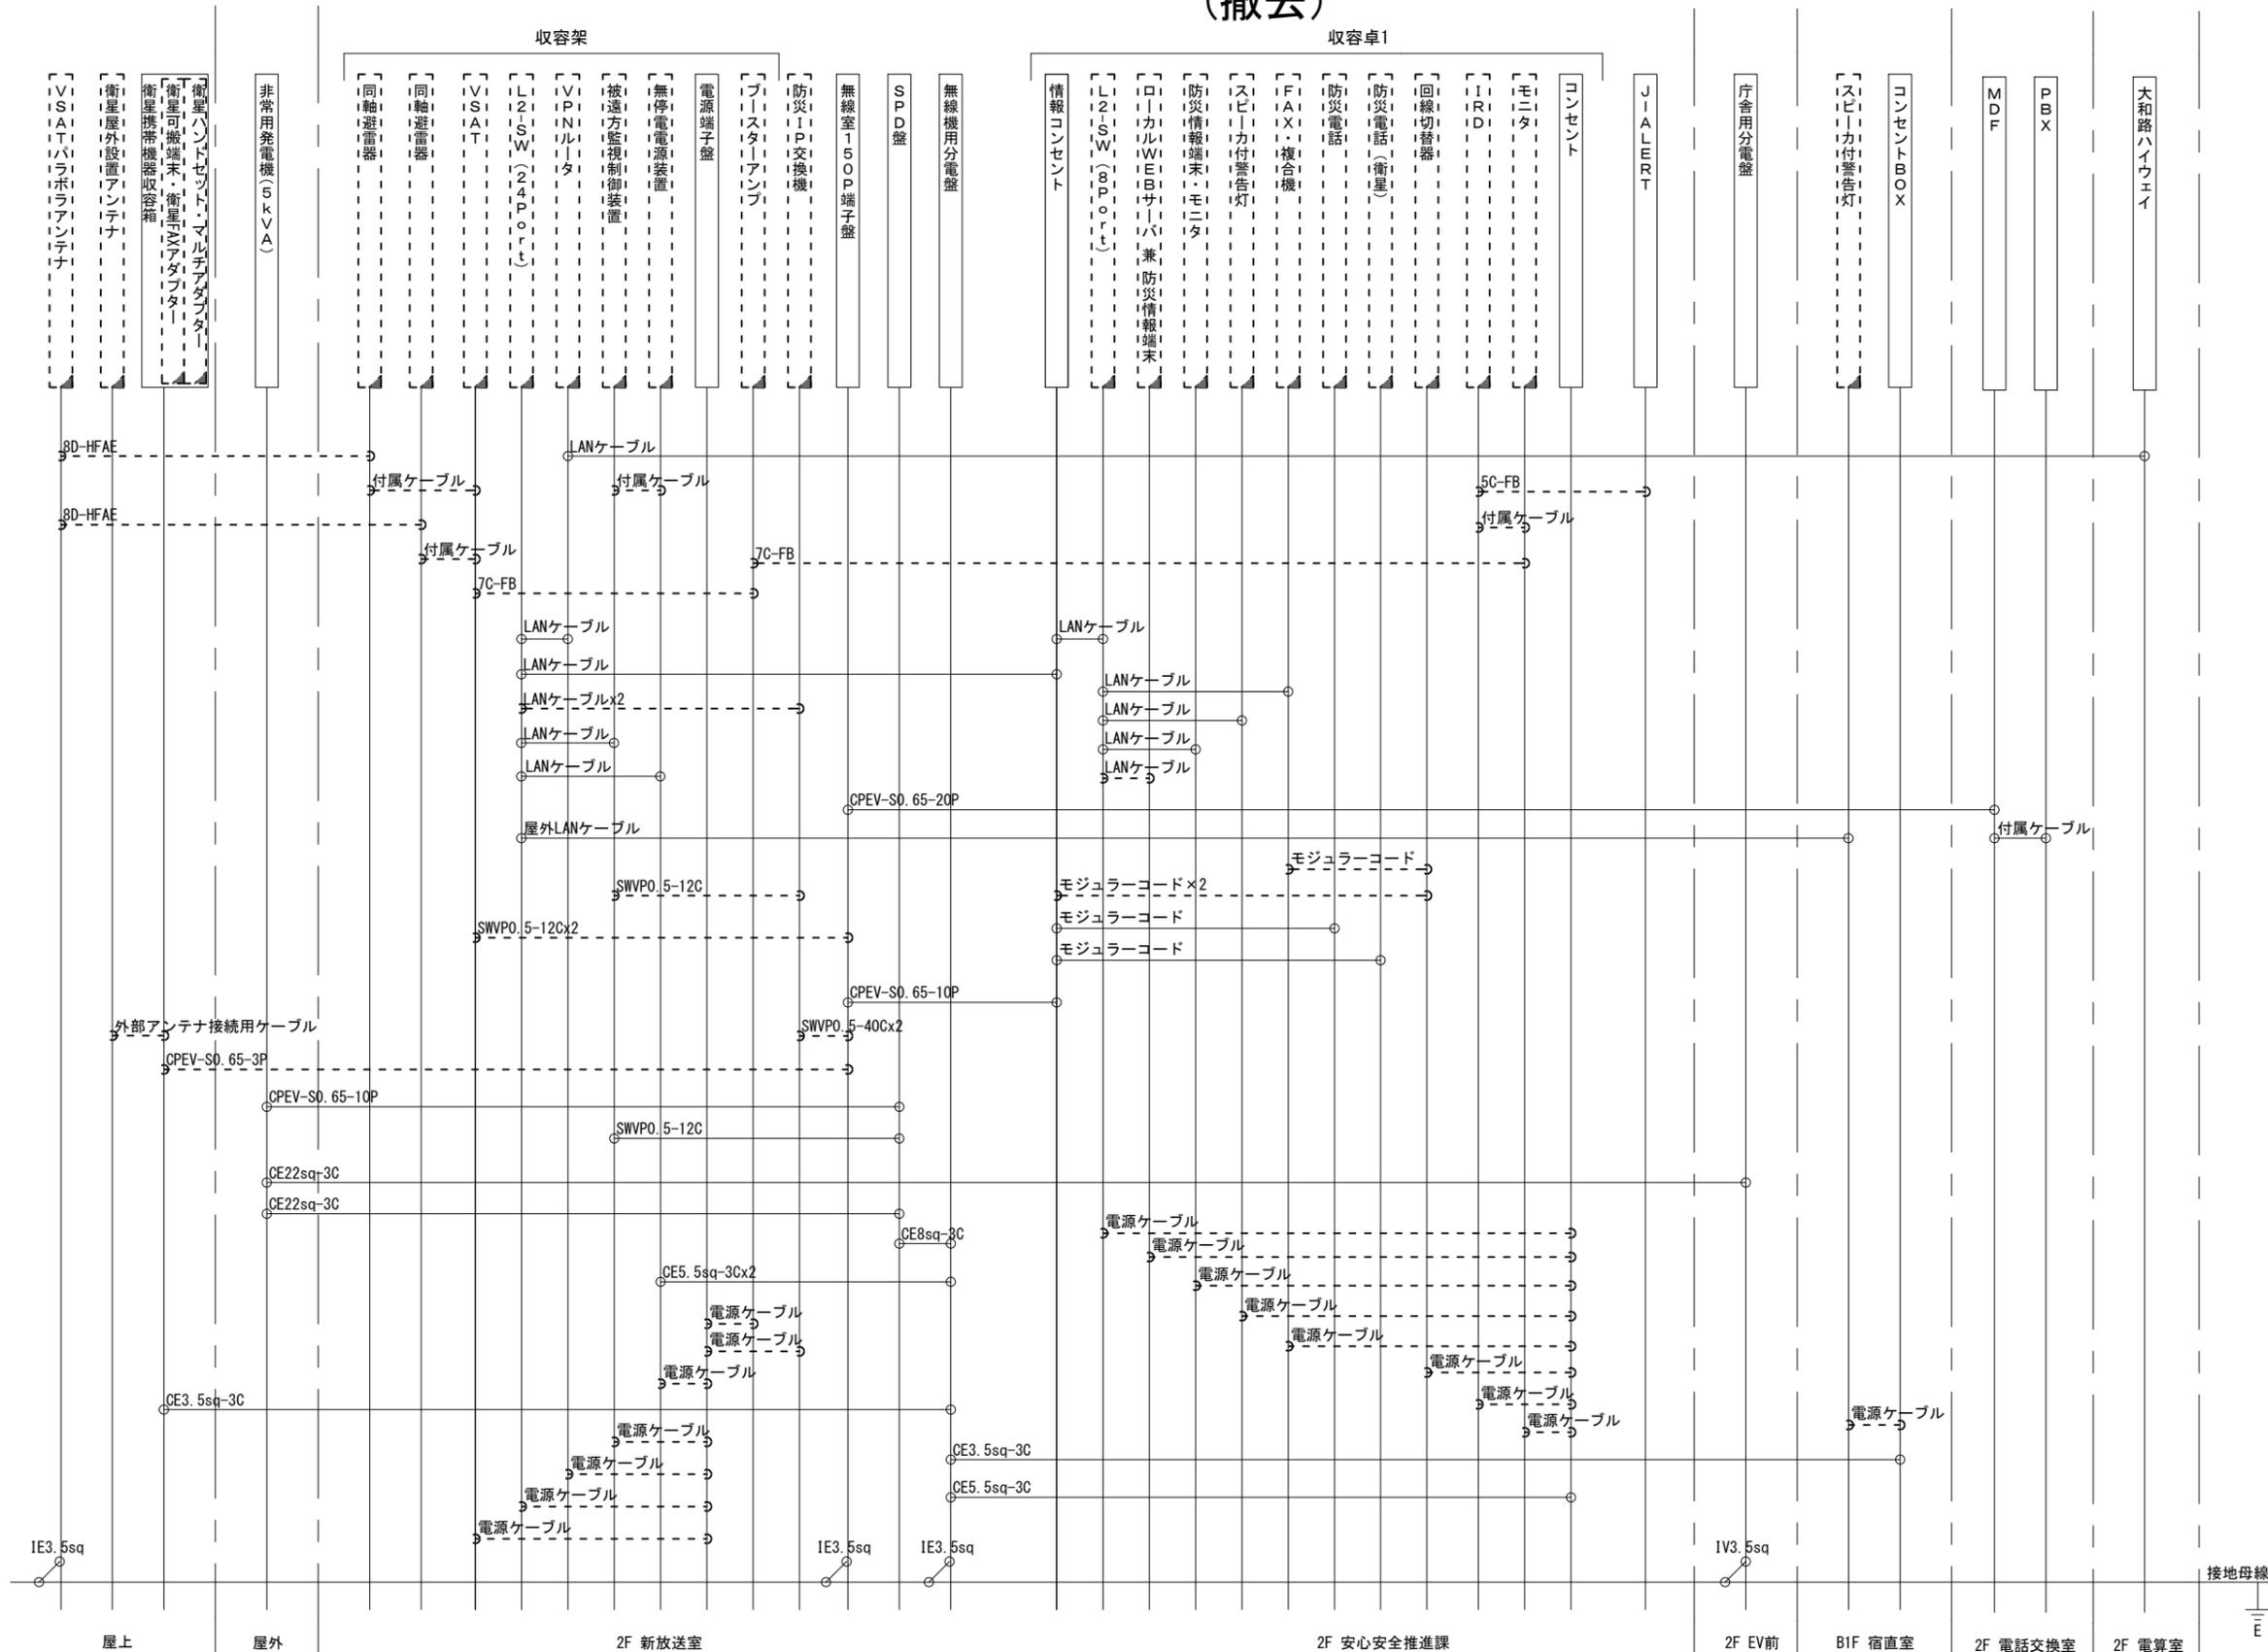

凡 例

LANケーブル : EM-UTP0.5-4P (Cat5e)
 屋外LANケーブル : NSED1-LAPO.5-4P (Cat5e)

工事名	奈良県防災行政通信ネットワーク 衛星回線等再整備工事		
図面名	河合町役場 配線系統図(撤去)		
作成年月日	令和 6年 8月		
縮尺	NON	図面番号	21
会社名	株式会社東京建設コンサルタント		
事業者名	奈良県		

凡 例

: 新設
 : 撤去
 ——— : 新設
 - - - - : 撤去
 : 既設
 ——— : 既設