


# 目次

## 吉野町役場

| 図番 | 図面名称                  |
|----|-----------------------|
| 01 | 吉野町役場 位置図             |
| 02 | 吉野町役場 系統図(新設)         |
| 03 | 吉野町役場 敷地平面図(新設)       |
| 04 | 吉野町役場 機器据付図(新設)       |
| 05 | 吉野町役場 1F機器配置図(新設)     |
| 06 | 吉野町役場 2F機器配置図(新設)     |
| 07 | 吉野町役場 3F機器配置図(新設)     |
| 08 | 吉野町役場 RF機器配置図(新設)     |
| 09 | 吉野町役場 3F無線室 機器配置図(新設) |
| 10 | 吉野町役場 配線系統図(新設)       |
| 11 | 吉野町役場 電源系統図(参考図)      |
| 12 | 吉野町役場 系統図(撤去)         |
| 13 | 吉野町役場 敷地平面図(撤去)       |
| 14 | 吉野町役場 機器据付図(撤去)       |
| 15 | 吉野町役場 1F機器配置図(撤去)     |
| 16 | 吉野町役場 2F機器配置図(撤去)     |
| 17 | 吉野町役場 3F機器配置図(撤去)     |
| 18 | 吉野町役場 RF機器配置図(撤去)     |
| 19 | 吉野町役場 3F無線室 機器配置図(撤去) |
| 20 | 吉野町役場 配線系統図(撤去)       |

# 吉野町役場 位置図

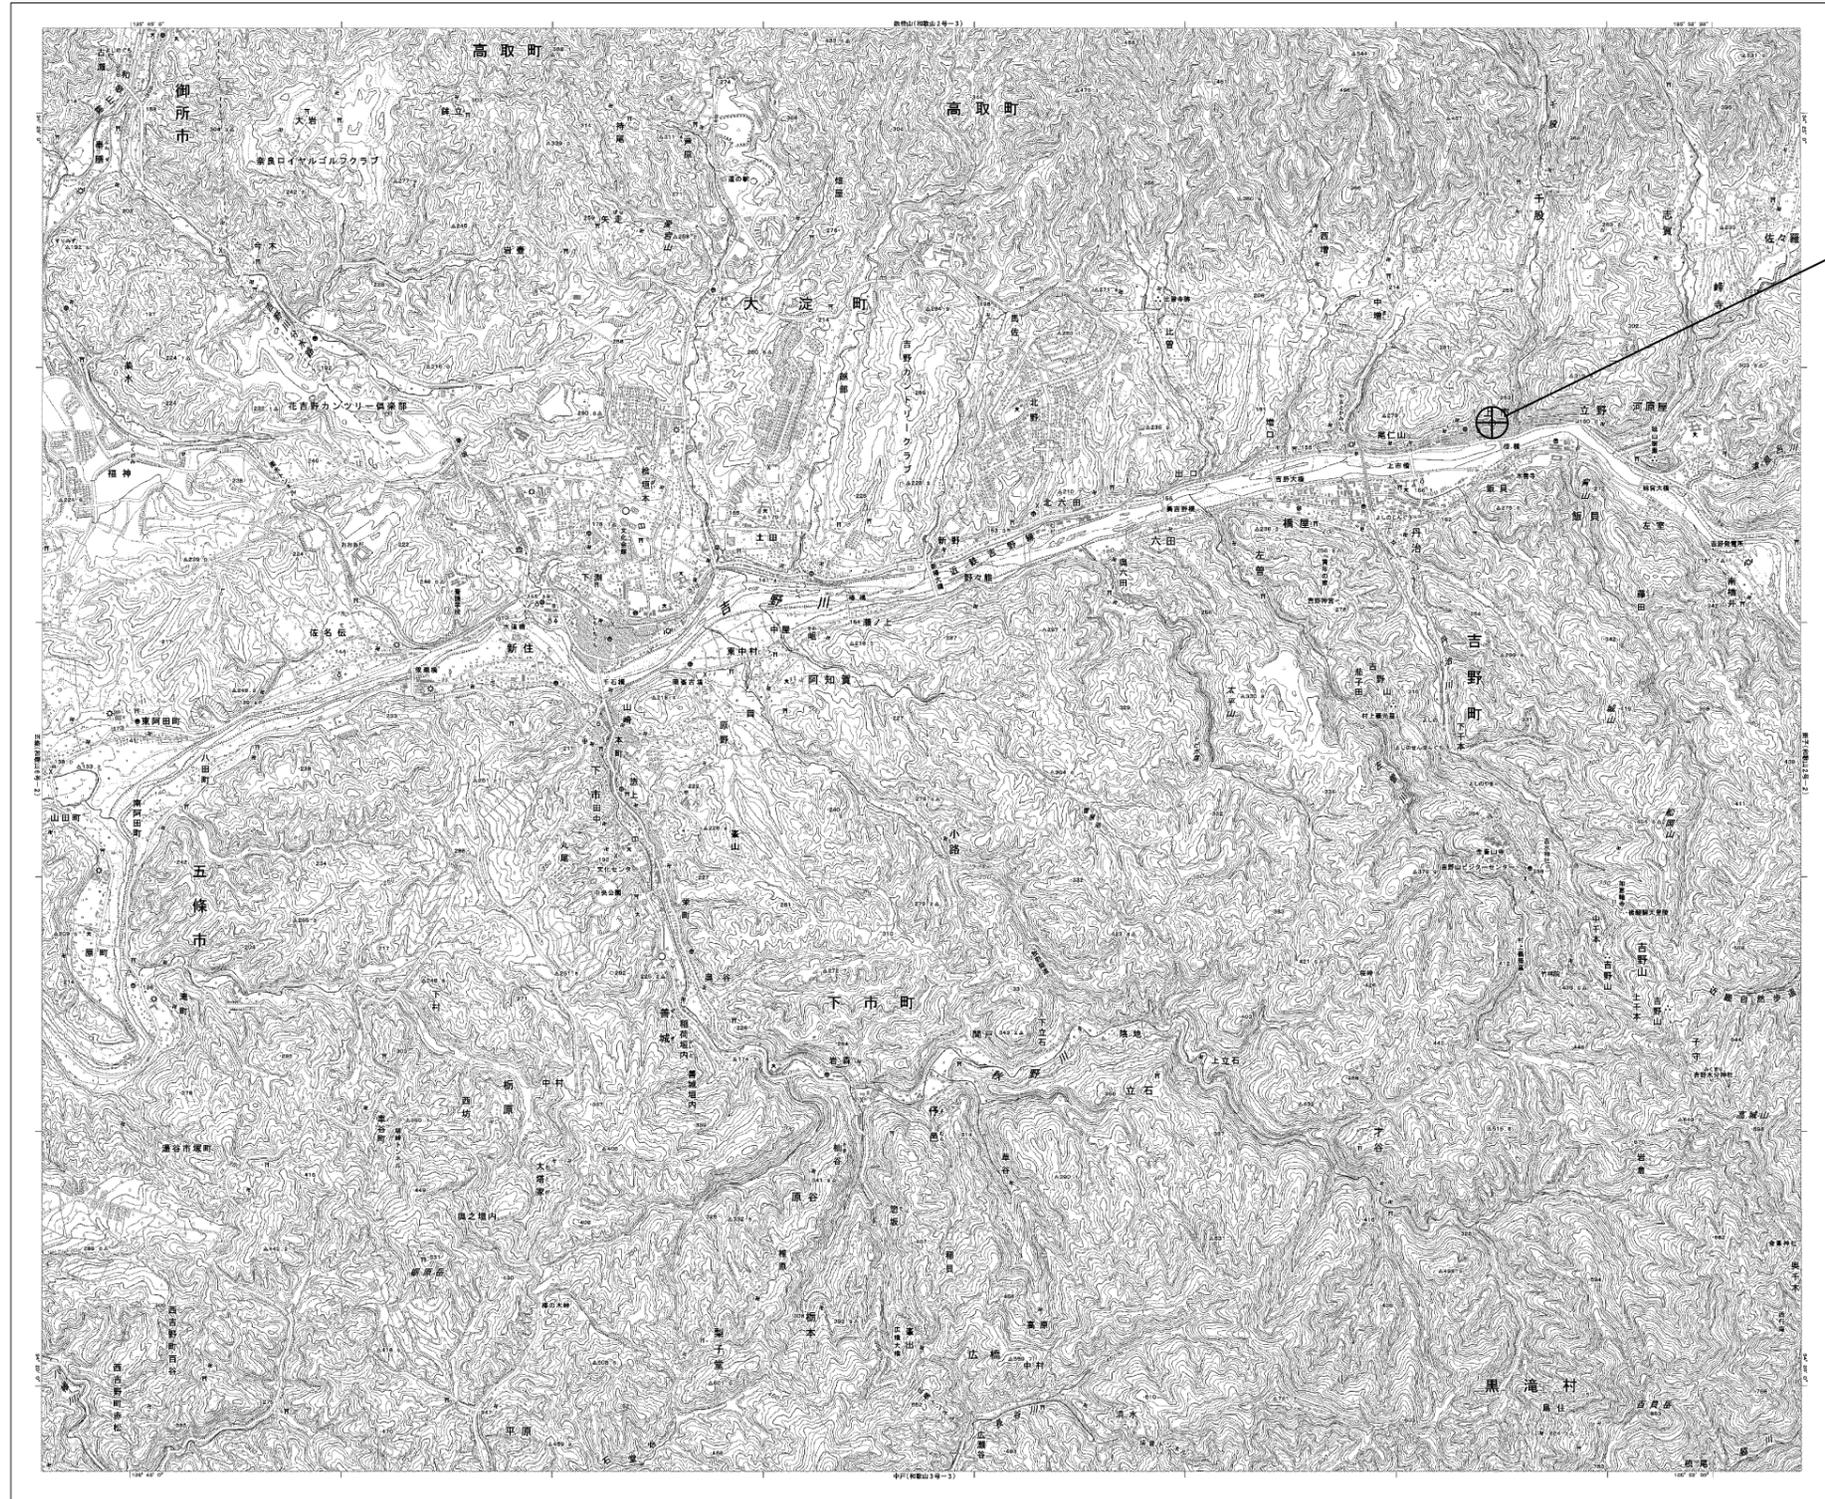


吉野町役場

|       |                               |      |    |
|-------|-------------------------------|------|----|
| 工事名   | 奈良県防災行政通信ネットワーク<br>衛星回線等再整備工事 |      |    |
| 図面名   | 吉野町役場<br>位置図                  |      |    |
| 作成年月日 | 令和 6年 8月                      |      |    |
| 縮尺    | 1:25000                       | 図面番号 | 01 |
| 会社名   | 株式会社東京建設コンサルタント               |      |    |
| 事業者名  | 奈良県                           |      |    |

# 吉野町役場 系統図 (新設)


- 凡 例
- VSAT VSAT
  - L2-SW (24Port)
  - L2-SW (8Port)
  - L2-SW (16Port +メディアコンバーター)
  - L2-SW (8Port +メディアコンバーター)
  - VPNルーター
  - 被遠方監視制御装置
  - 防災IP交換機
  - 無停電電源装置
  - 防災情報端末
  - ローカルWEBサーバ兼 防災情報端末
  - 防災情報端末(オプション)
  - 複合機
  - メディアコンバーター
  - 防災電話 (IP)
  - 防災電話 (アナログ)
  - 防災電話 (IP) (大和路HW)
  - コンセントBOX
  - 衛星携帯電話 IDU
  - 衛星FAXアダプタ
  - マルチアダプタ
  - FAX
  - SPD盤
  - 分配機
  - 震度表示処理装置
  - PBX
  - 端子盤、MDF
  - 大和路ハイウェイ
  - K-OPTICAL
  - 電源端子台
  - 情報コンセント
  - スピーカー付警告灯
  - モニター
  - IRD
  - J-ALERT
  - 変圧器
  - USBプリントサーバー
  - プリンタ

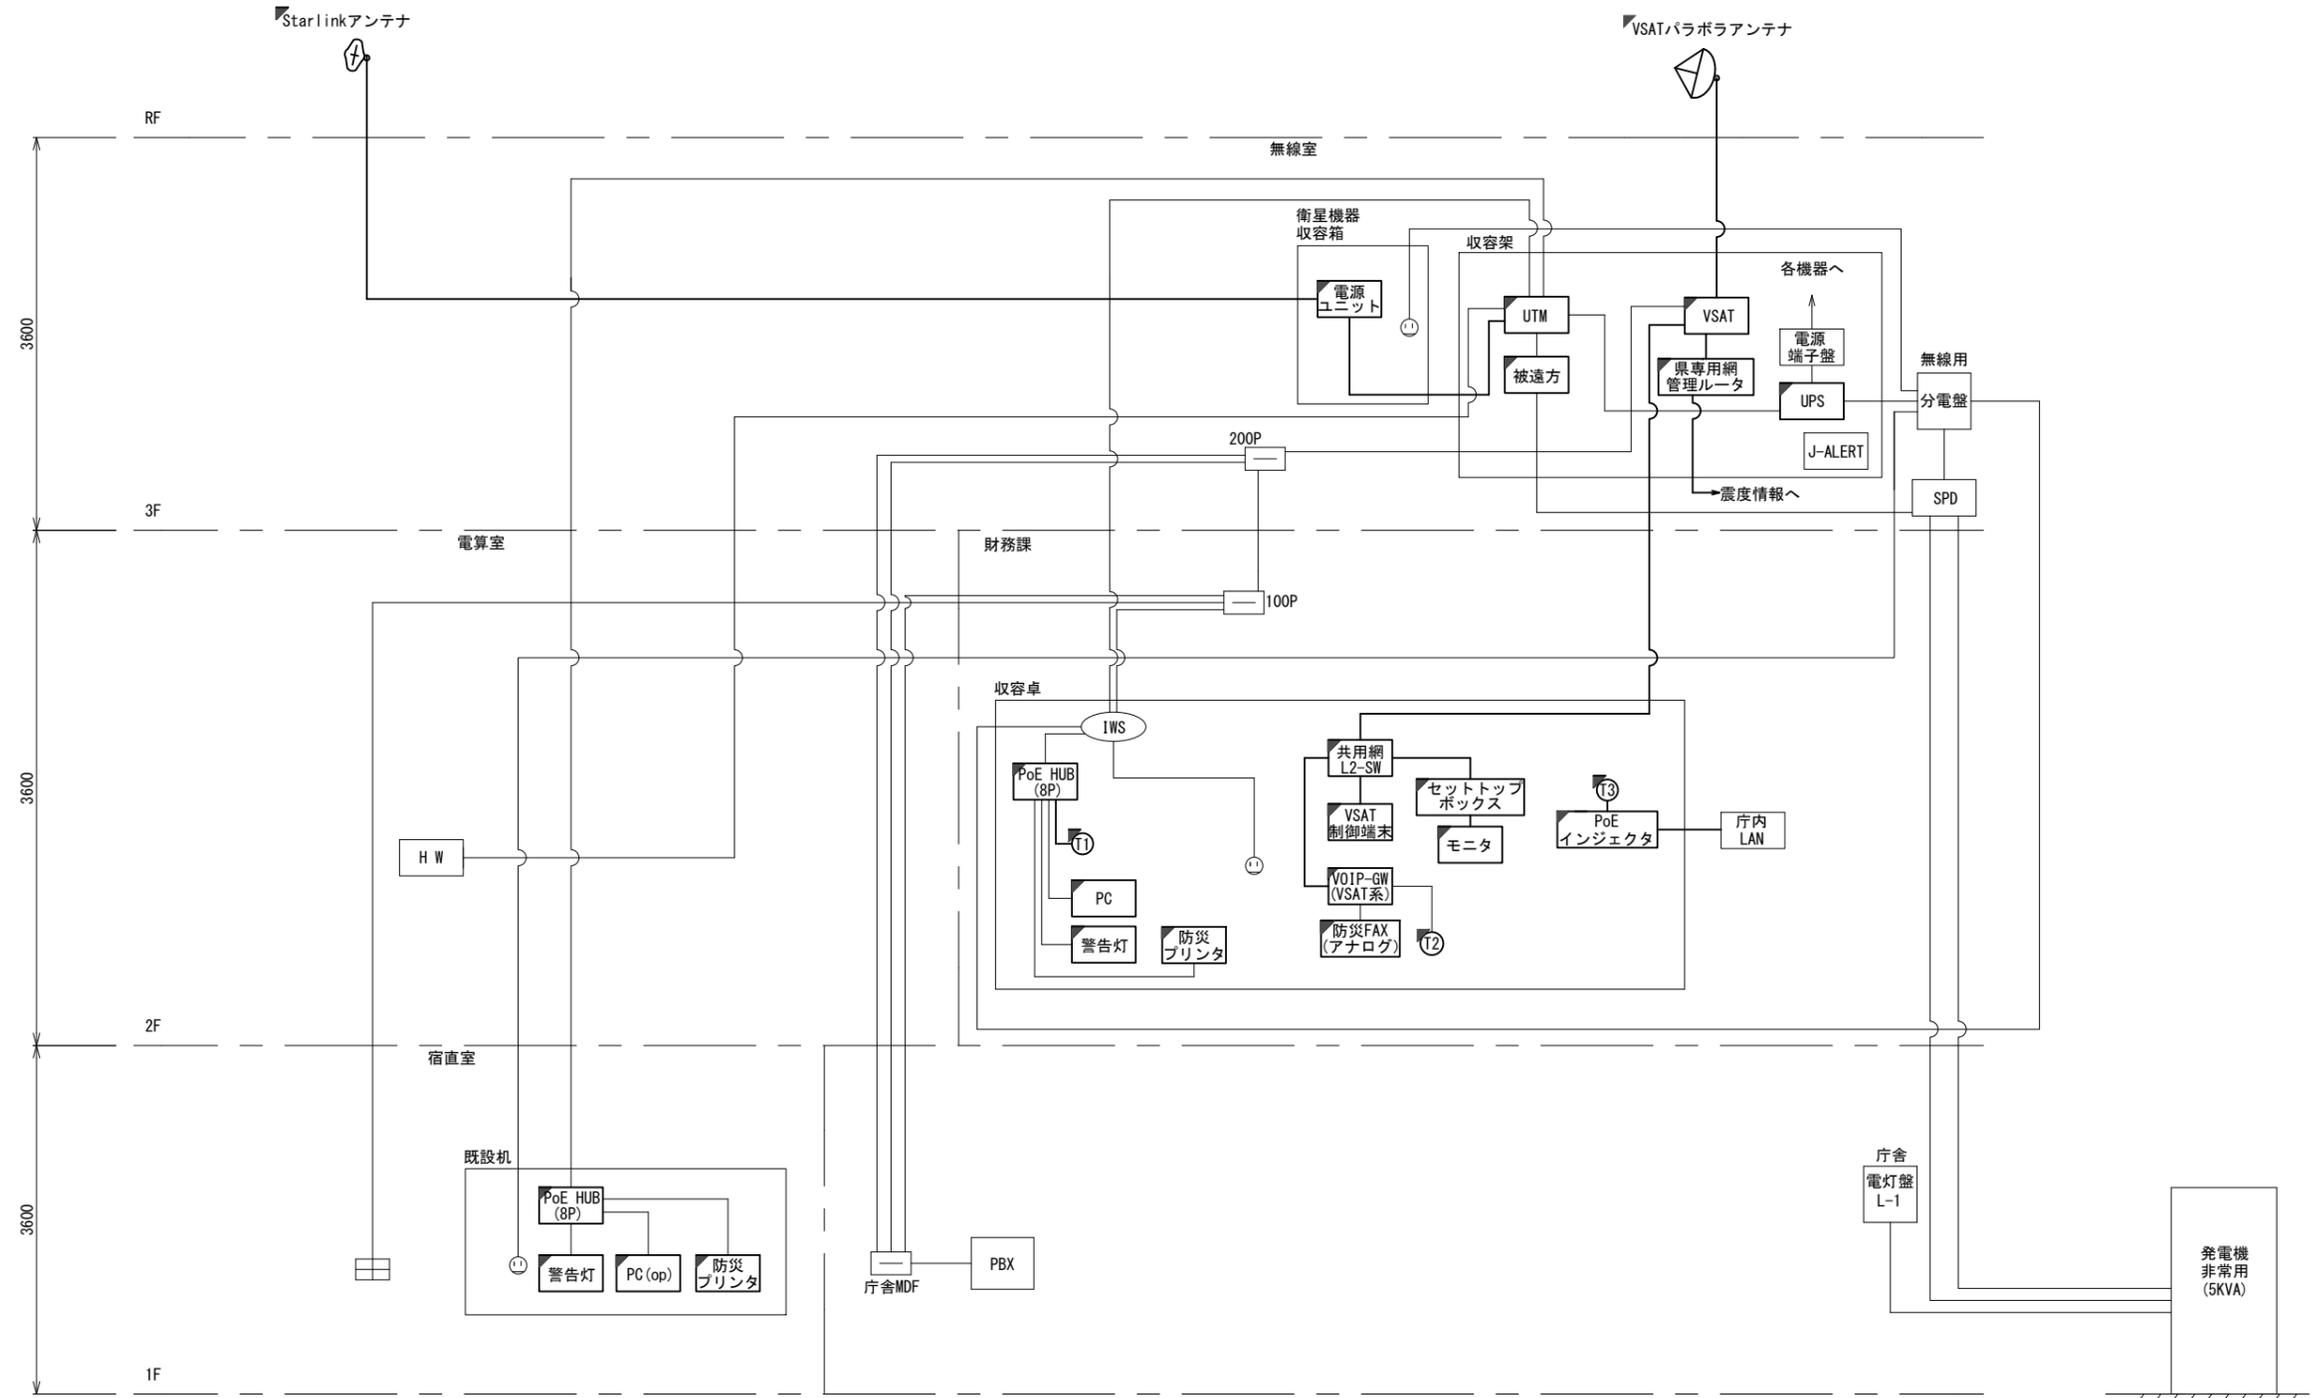


- 凡 例
- : 新設 □: 撤去
  - : 新設 - - -: 撤去
  - : 既設 —: 既設

|       |                            |      |    |
|-------|----------------------------|------|----|
| 工事名   | 奈良県防災行政通信ネットワーク 衛星回線等再整備工事 |      |    |
| 図面名   | 吉野町役場 系統図(新設)              |      |    |
| 作成年月日 | 令和 6年 8月                   |      |    |
| 縮尺    | NON                        | 図面番号 | 02 |
| 会社名   | 株式会社東京建設コンサルタント            |      |    |
| 事業者名  | 奈良県                        |      |    |

# 吉野町役場 敷地平面図 (新設)

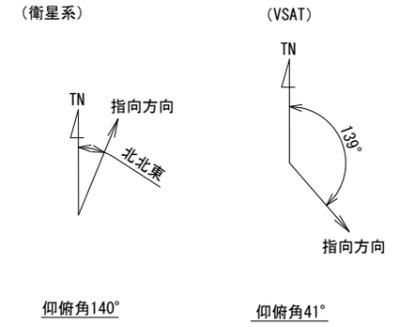

※Starlinkの方位角及び仰俯角は現地にて要調整。

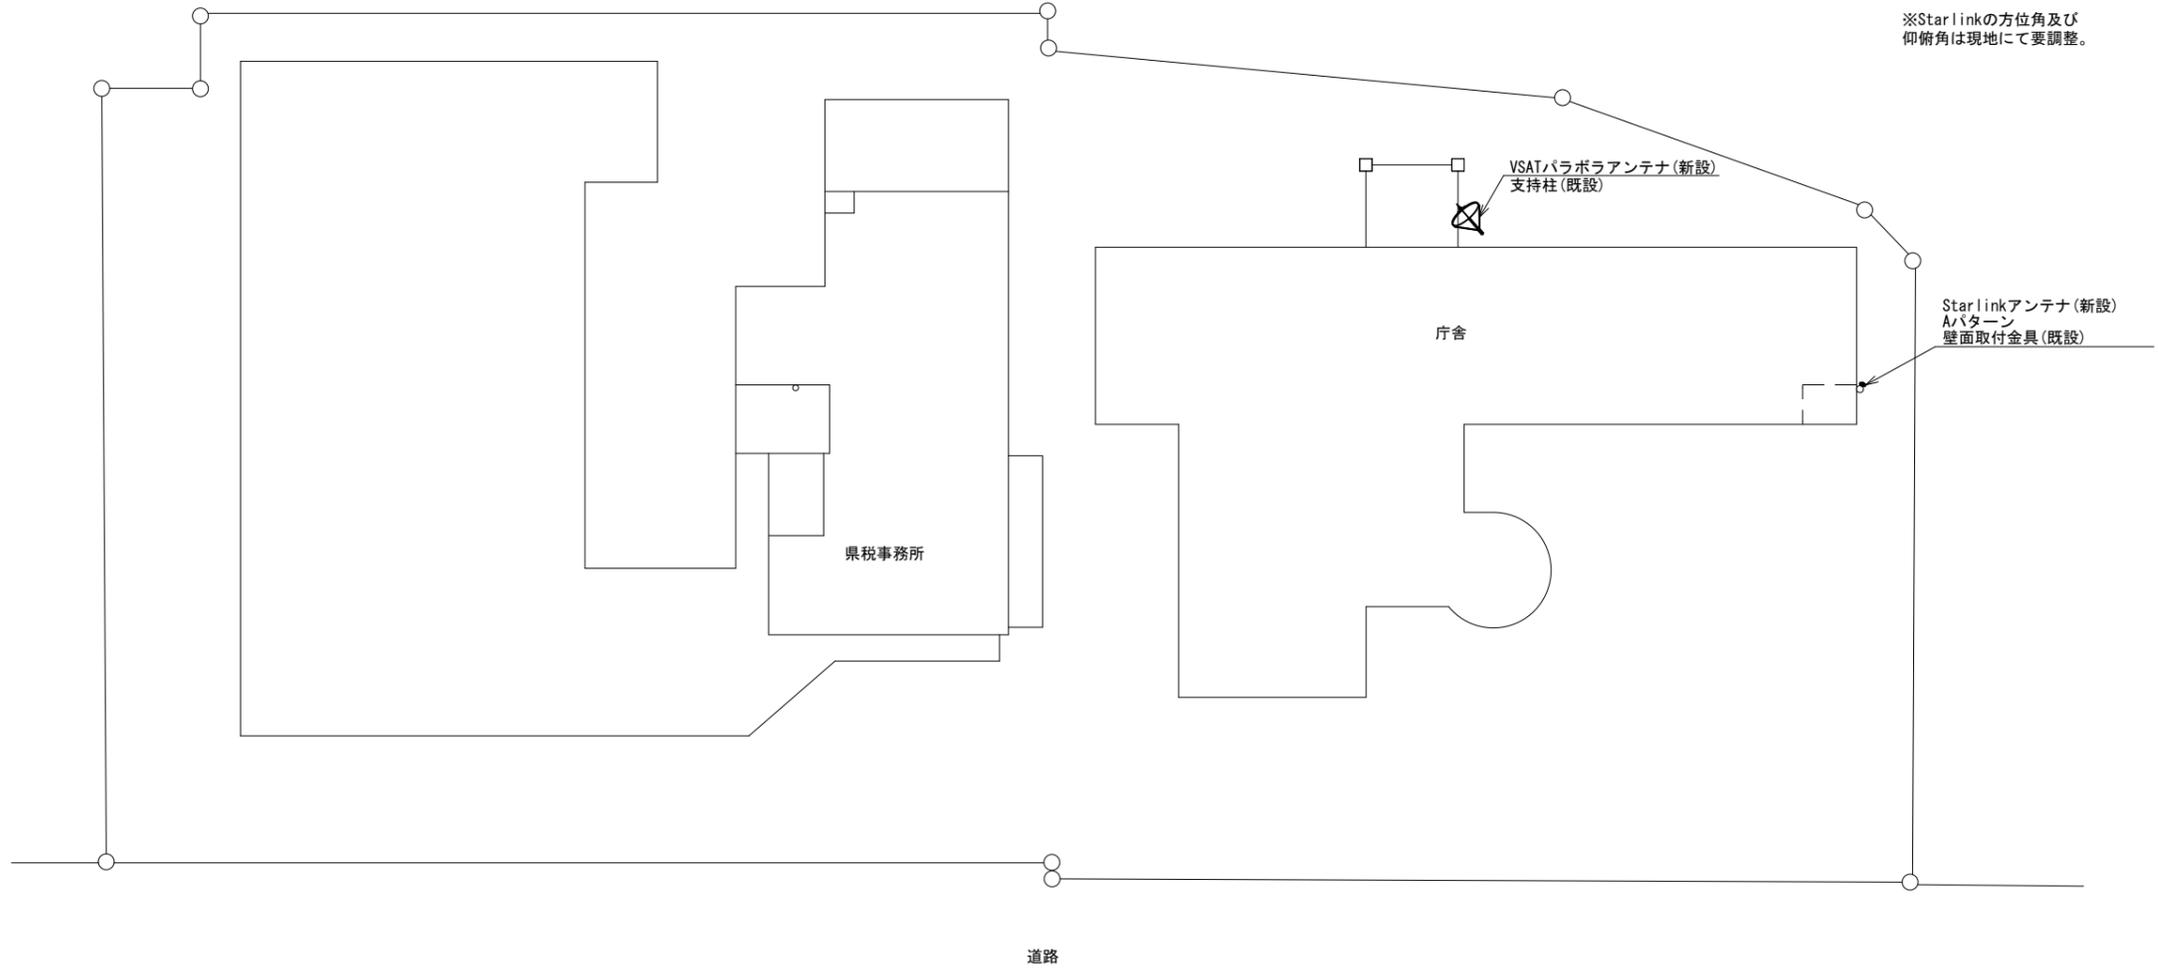



平面図 (S=1/200)

|    |      |
|----|------|
| 凡例 |      |
|    | : 新設 |
|    | : 撤去 |
|    | : 既設 |

|       |                               |      |    |
|-------|-------------------------------|------|----|
| 工事名   | 奈良県防災行政通信ネットワーク<br>衛星回線等再整備工事 |      |    |
| 図面名   | 吉野町役場<br>敷地平面図(新設)            |      |    |
| 作成年月日 | 令和 6年 8月                      |      |    |
| 縮尺    | 1:200                         | 図面番号 | 03 |
| 会社名   | 株式会社東京建設コンサルタント               |      |    |
| 事業者名  | 奈良県                           |      |    |



# 吉野町役場 1F 機器配置図 (新設)

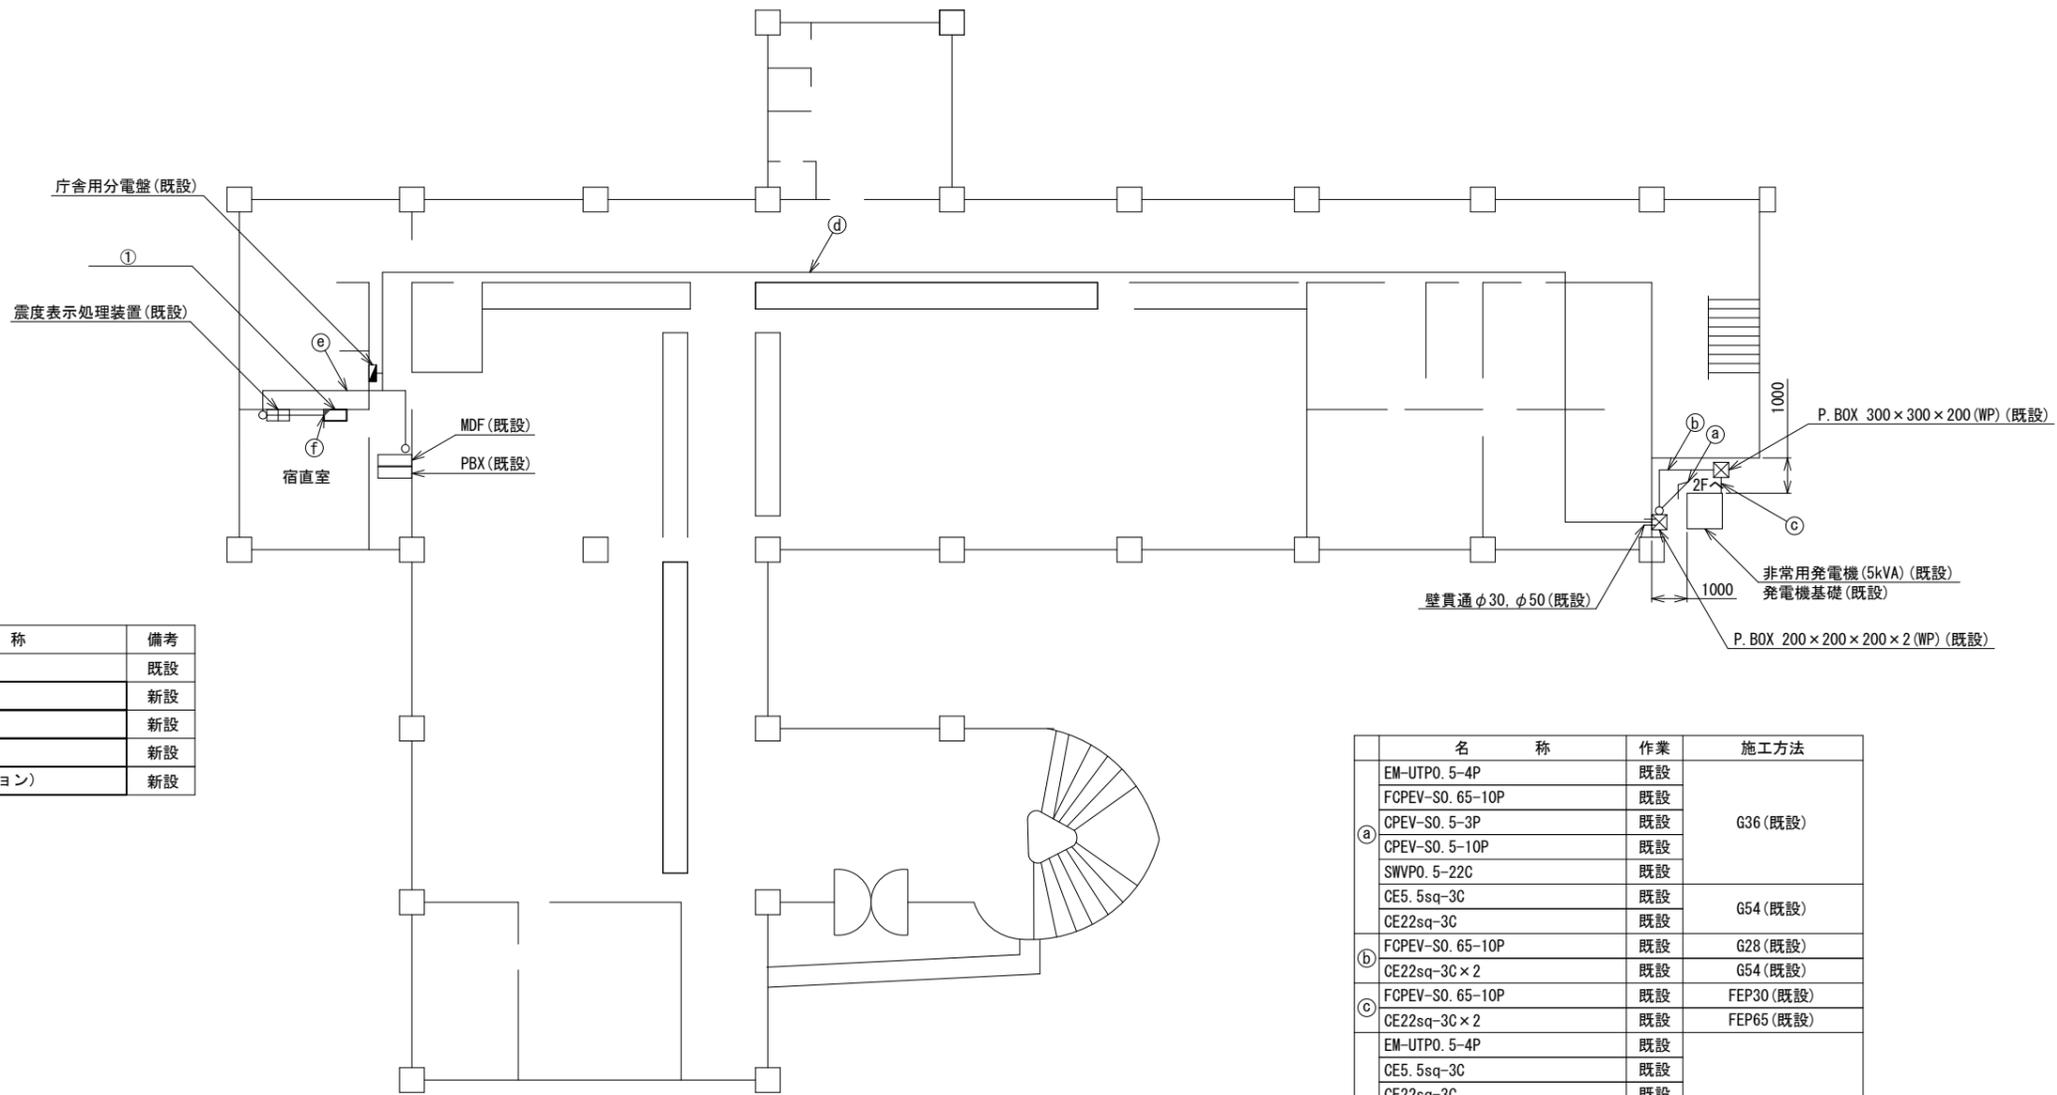 

| 番号 | 名称              | 備考 |
|----|-----------------|----|
| ①  | 既設機             | 既設 |
|    | 防災プリンタ          | 新設 |
|    | PoE HUB (8Port) | 新設 |
|    | スピーカー付警告灯       | 新設 |
|    | 防災情報端末(オプション)   | 新設 |

|   | 名称               | 作業 | 施工方法           |
|---|------------------|----|----------------|
| a | EM-UTPO. 5-4P    | 既設 | G36 (既設)       |
|   | FCPEV-SO. 65-10P | 既設 |                |
|   | CPEV-SO. 5-3P    | 既設 |                |
|   | CPEV-SO. 5-10P   | 既設 |                |
|   | SWVPO. 5-22C     | 既設 |                |
| b | CE5. 5sq-3C      | 既設 | G54 (既設)       |
|   | CE22sq-3C        | 既設 |                |
|   | FCPEV-SO. 65-10P | 既設 |                |
| c | CE22sq-3C × 2    | 既設 | G28 (既設)       |
|   | FCPEV-SO. 65-10P | 既設 | G54 (既設)       |
| d | FCPEV-SO. 65-10P | 既設 | FEP30 (既設)     |
|   | CE22sq-3C × 2    | 既設 | FEP65 (既設)     |
| e | EM-UTPO. 5-4P    | 既設 | 天井ころがし         |
|   | CE5. 5sq-3C      | 既設 |                |
|   | CE22sq-3C        | 既設 |                |
|   | CPEV-SO. 5-3P    | 既設 |                |
|   | CPEV-SO. 5-10P   | 既設 |                |
| f | SWVPO. 5-22C     | 既設 | 天井ころがし         |
|   | CE22sq-3C        | 既設 |                |
| ① | EM-UTPO. 5-4P    | 既設 | 合成樹脂製配線ダクト(既設) |
|   | CE5. 5sq-3C      | 既設 |                |

1F平面図 (S=1/100)


| 凡例 |    |
|----|----|
|    | 新設 |
|    | 撤去 |
|    | 新設 |
|    | 撤去 |
|    | 既設 |
|    | 既設 |

|       |                               |      |    |
|-------|-------------------------------|------|----|
| 工事名   | 奈良県防災行政通信ネットワーク<br>衛星回線等再整備工事 |      |    |
| 図面名   | 吉野町役場<br>1F 機器配置図(新設)         |      |    |
| 作成年月日 | 令和 6年 8月                      |      |    |
| 縮尺    | 1:100                         | 図面番号 | 05 |
| 会社名   | 株式会社東京建設コンサルタント               |      |    |
| 事業者名  | 奈良県                           |      |    |

# 吉野町役場 2F 機器配置図 (新設)



| 名称                | 作業 | 施工方法            |
|-------------------|----|-----------------|
| CPEV-SO. 5-10P    | 既設 | G36 (既設)        |
| CPEV-SO. 5-50P    | 既設 |                 |
| IV3. 5sq          | 既設 |                 |
| FCPEV-SO. 65-10P  | 既設 |                 |
| LANケーブル           | 新設 |                 |
| EM-UTPO. 5-4P × 3 | 既設 | G54 (既設)        |
| CE5. 5sq-3C × 2   | 既設 |                 |
| CE22sq-3C         | 既設 |                 |
| EM-UTPO. 5-4P     | 既設 | G36 (既設)        |
| FCPEV-SO. 65-10P  | 既設 |                 |
| CPEV-SO. 5-3P     | 既設 |                 |
| CPEV-SO. 5-10P    | 既設 | G54 (既設)        |
| CE5. 5sq-3C       | 既設 |                 |
| CE22sq-3C         | 既設 |                 |
| EM-UTPO. 5-4P × 2 | 既設 | 天井こがし           |
| CE5. 5sq-3C       | 既設 |                 |
| CPEV-SO. 5-50P    | 既設 |                 |
| CPEV-SO. 5-10P    | 既設 |                 |
| IV3. 5sq          | 既設 |                 |
| LANケーブル           | 新設 | 合成樹脂製配線ダクト (既設) |
| EM-UTPO. 5-4P     | 既設 |                 |
| CE5. 5sq-3C       | 既設 | 〃               |
| LANケーブル           | 新設 | 天井こがし           |
| EM-UTPO. 5-4P     | 既設 | 天井こがし           |
| EM-UTPO. 5-4P     | 既設 | ダクト (既設)        |
| EM-UTPO. 5-4P     | 既設 | フリーアクセス         |

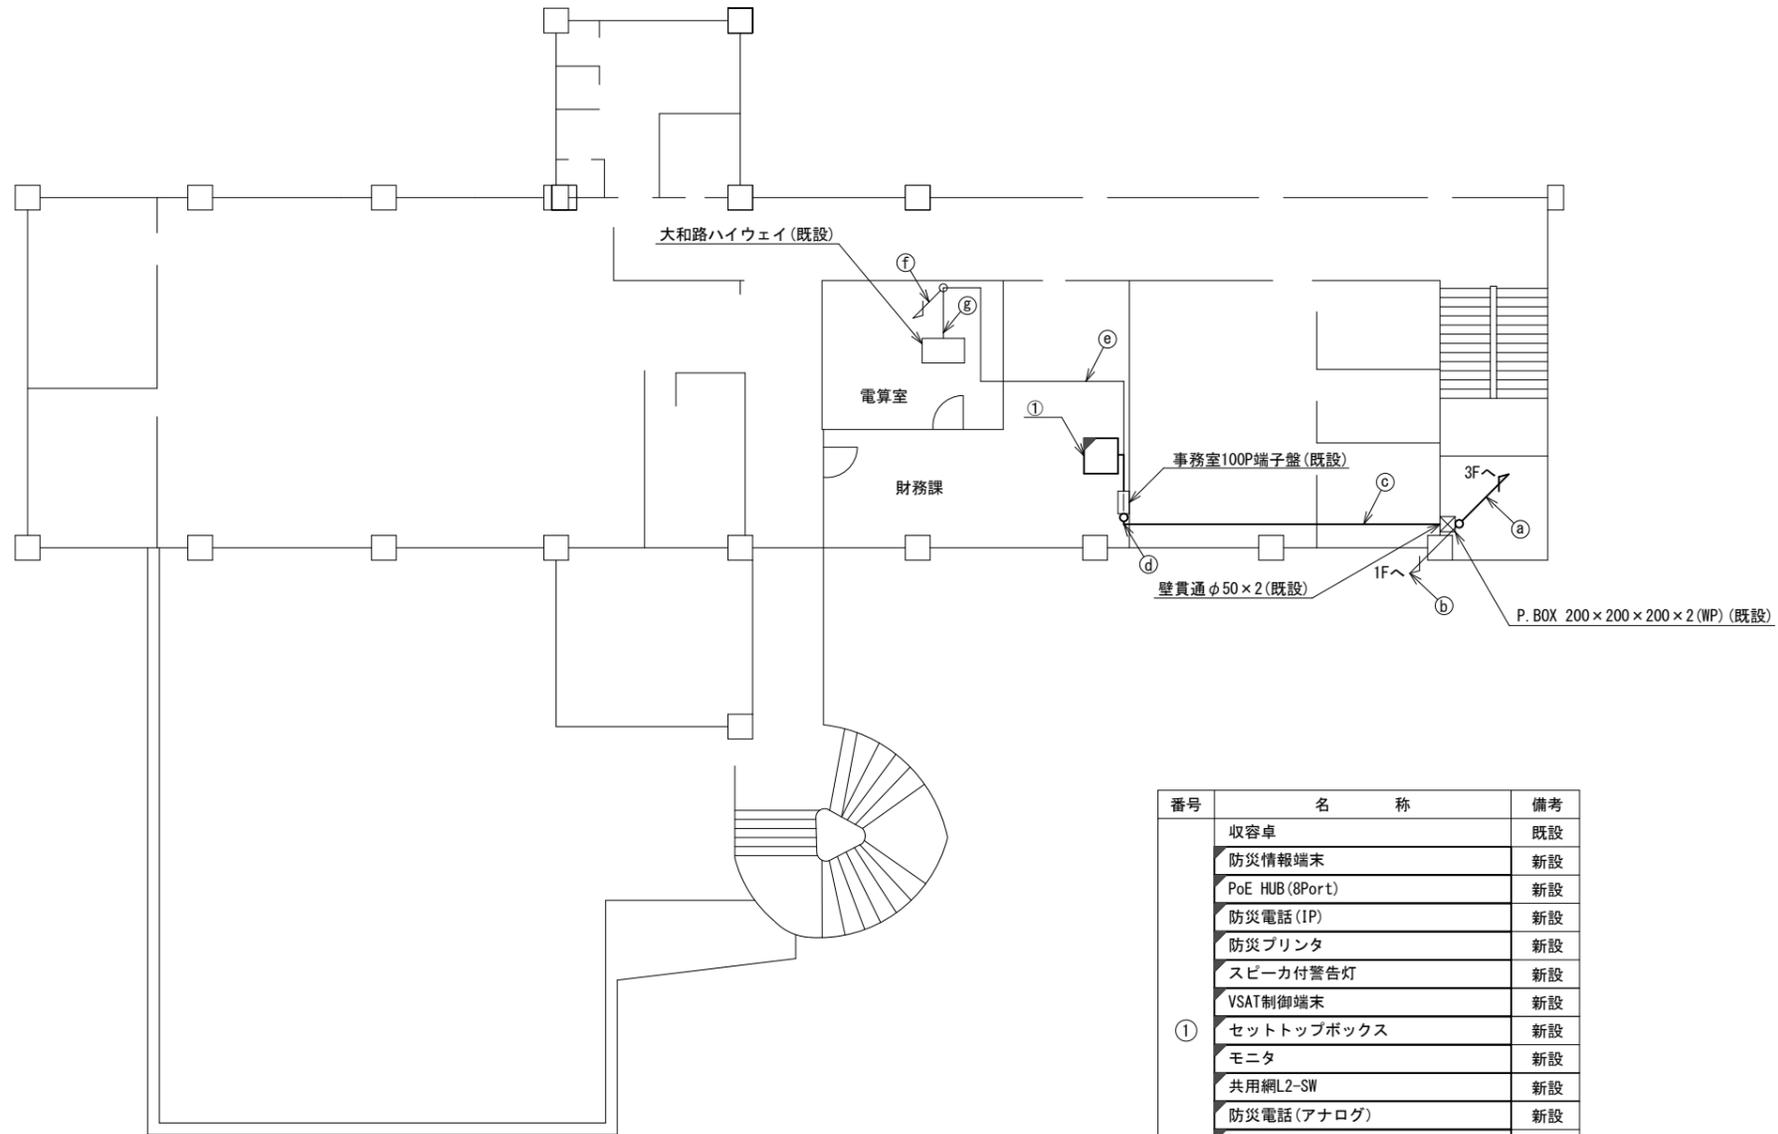



| 番号 | 名称                | 備考 |
|----|-------------------|----|
|    | 収容卓               | 既設 |
|    | 防災情報端末            | 新設 |
|    | PoE HUB (8Port)   | 新設 |
|    | 防災電話 (IP)         | 新設 |
|    | 防災プリンタ            | 新設 |
|    | スピーカ付警告灯          | 新設 |
|    | VSAT制御端末          | 新設 |
| ①  | セットトップボックス        | 新設 |
|    | モニタ               | 新設 |
|    | 共用網L2-SW          | 新設 |
|    | 防災電話 (アナログ)       | 新設 |
|    | VOIP-GW (VSAT系)   | 新設 |
|    | 防災FAX (アナログ)      | 新設 |
|    | PoEインジェクタ         | 新設 |
|    | 防災電話 (IP) (大和路HW) | 新設 |

2F平面図 (S=1/100)

| 凡例 |    |
|----|----|
|    | 新設 |
|    | 撤去 |
|    | 既設 |
|    | 撤去 |

|       |                               |      |    |
|-------|-------------------------------|------|----|
| 工事名   | 奈良県防災行政通信ネットワーク<br>衛星回線等再整備工事 |      |    |
| 図面名   | 吉野町役場<br>2F 機器配置図 (新設)        |      |    |
| 作成年月日 | 令和 6年 8月                      |      |    |
| 縮尺    | 1:100                         | 図面番号 | 06 |
| 会社名   | 株式会社東京建設コンサルタント               |      |    |
| 事業者名  | 奈良県                           |      |    |

# 吉野町役場 3F 機器配置図 (新設)

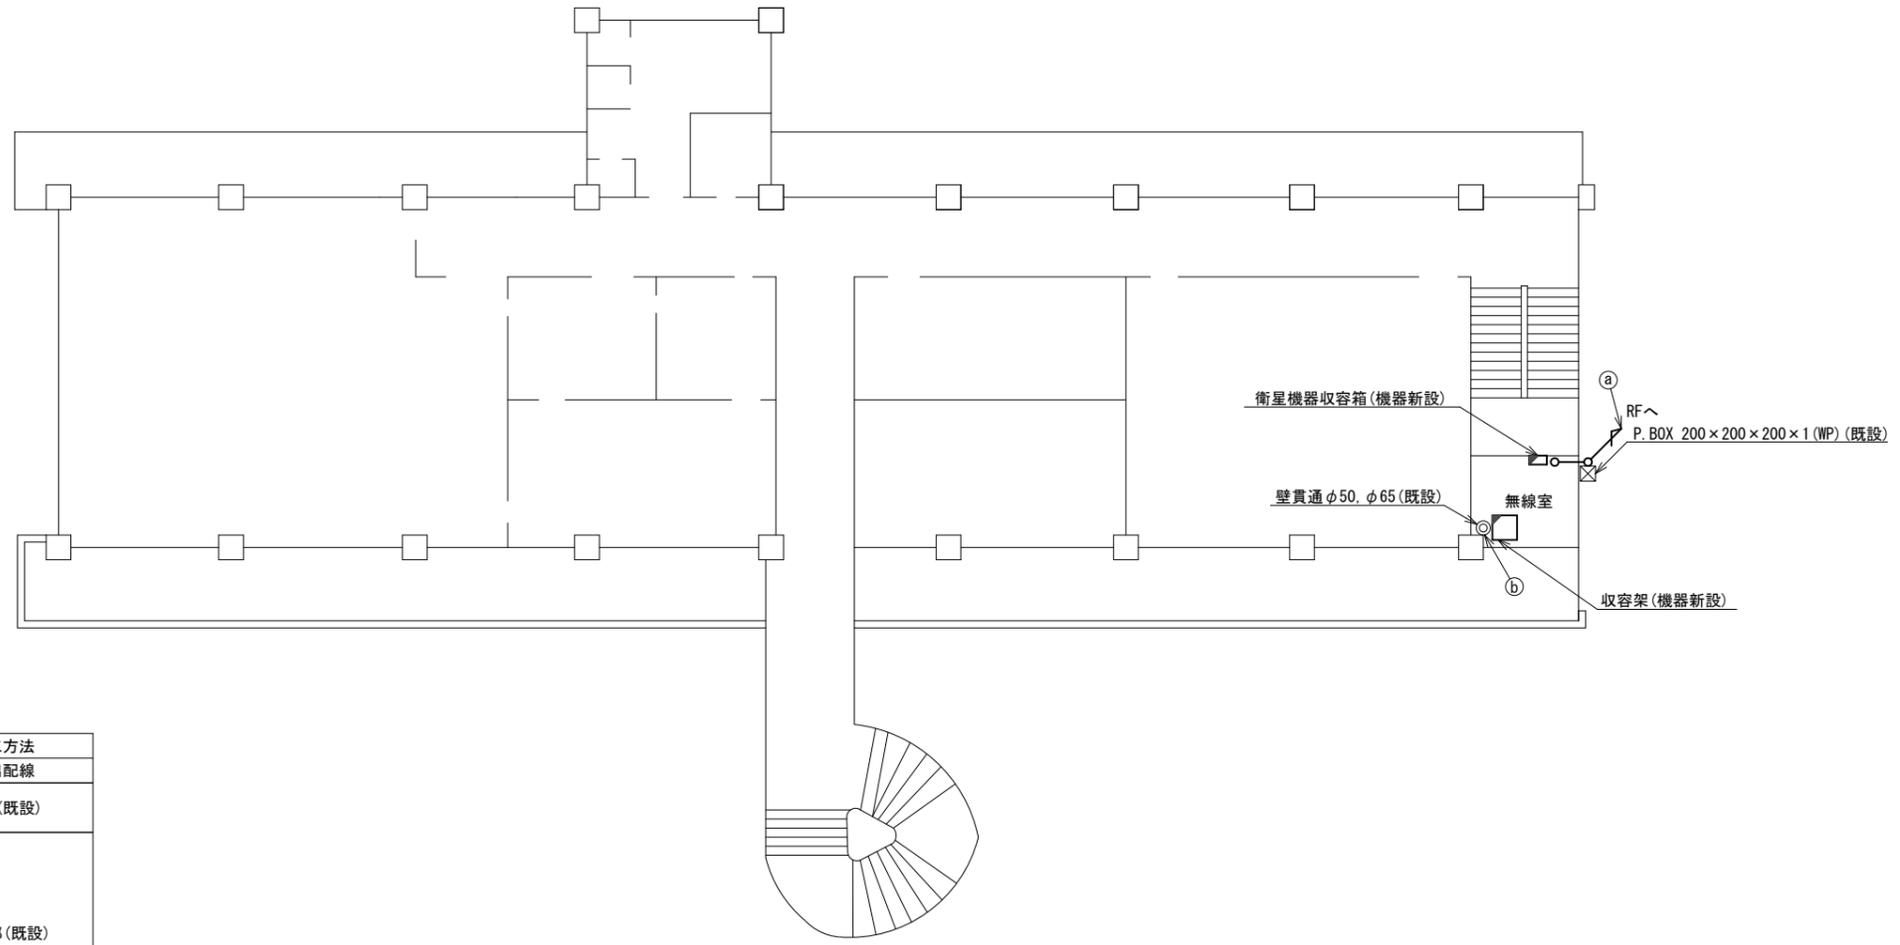 




| 名称               | 作業 | 施工方法     |
|------------------|----|----------|
| 外部アンテナ接続用ケーブル    | 新設 | 露出配線     |
| ① S-5C-FB×2      | 新設 | PV38(既設) |
| IE3.5sq          | 既設 |          |
| OPEV-S0.5-10P    | 既設 | 貫通部(既設)  |
| OPEV-S0.5-50P    | 既設 |          |
| IV3.5sq          | 既設 |          |
| FOPEV-S0.65-10P  | 既設 |          |
| ② EM-UTPO.5-4P×3 | 既設 |          |
| CE5.5sq-3C×2     | 既設 |          |
| CE22sq-3C        | 既設 |          |

3F平面図(S=1/100)

| 凡例  |      |
|---|------|
| <span style="border: 1px solid black; display: inline-block; width: 10px; height: 10px;"></span>  | : 新設 |
| <span style="border: 1px dashed black; display: inline-block; width: 10px; height: 10px;"></span> | : 撤去 |
| <span style="border-bottom: 1px solid black; display: inline-block; width: 10px;"></span>         | : 新設 |
| <span style="border-bottom: 1px dashed black; display: inline-block; width: 10px;"></span>        | : 撤去 |
| <span style="border: 1px solid black; display: inline-block; width: 10px; height: 10px;"></span>  | : 既設 |
| <span style="border-bottom: 1px solid black; display: inline-block; width: 10px;"></span>         | : 既設 |

|       |                               |      |    |
|-------|-------------------------------|------|----|
| 工事名   | 奈良県防災行政通信ネットワーク<br>衛星回線等再整備工事 |      |    |
| 図面名   | 吉野町役場<br>3F 機器配置図(新設)         |      |    |
| 作成年月日 | 令和 6年 8月                      |      |    |
| 縮尺    | 1:100                         | 図面番号 | 07 |
| 会社名   | 株式会社東京建設コンサルタント               |      |    |
| 事業者名  | 奈良県                           |      |    |

# 吉野町役場 RF 機器配置図 (新設)

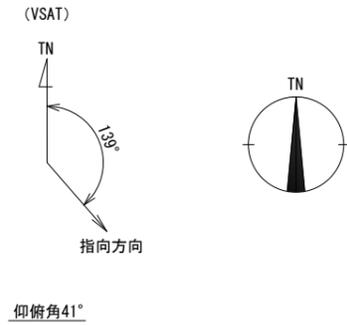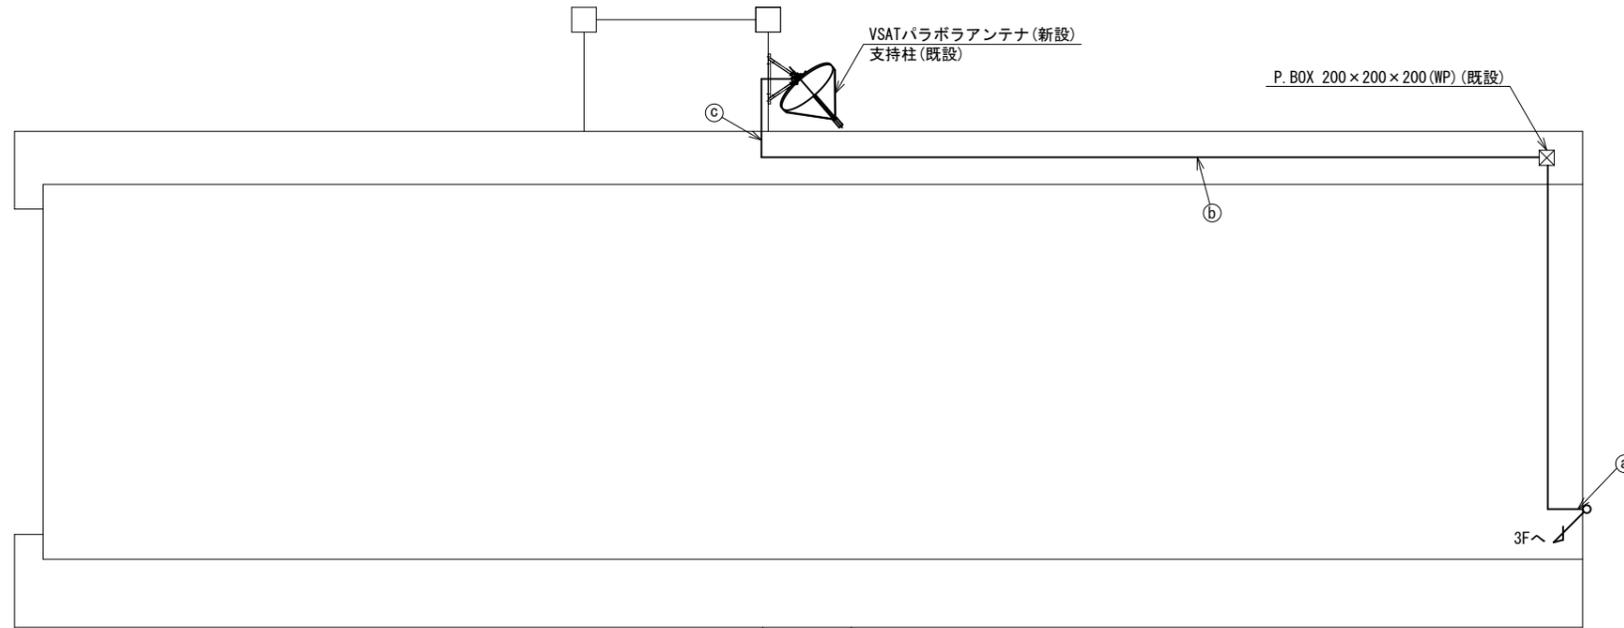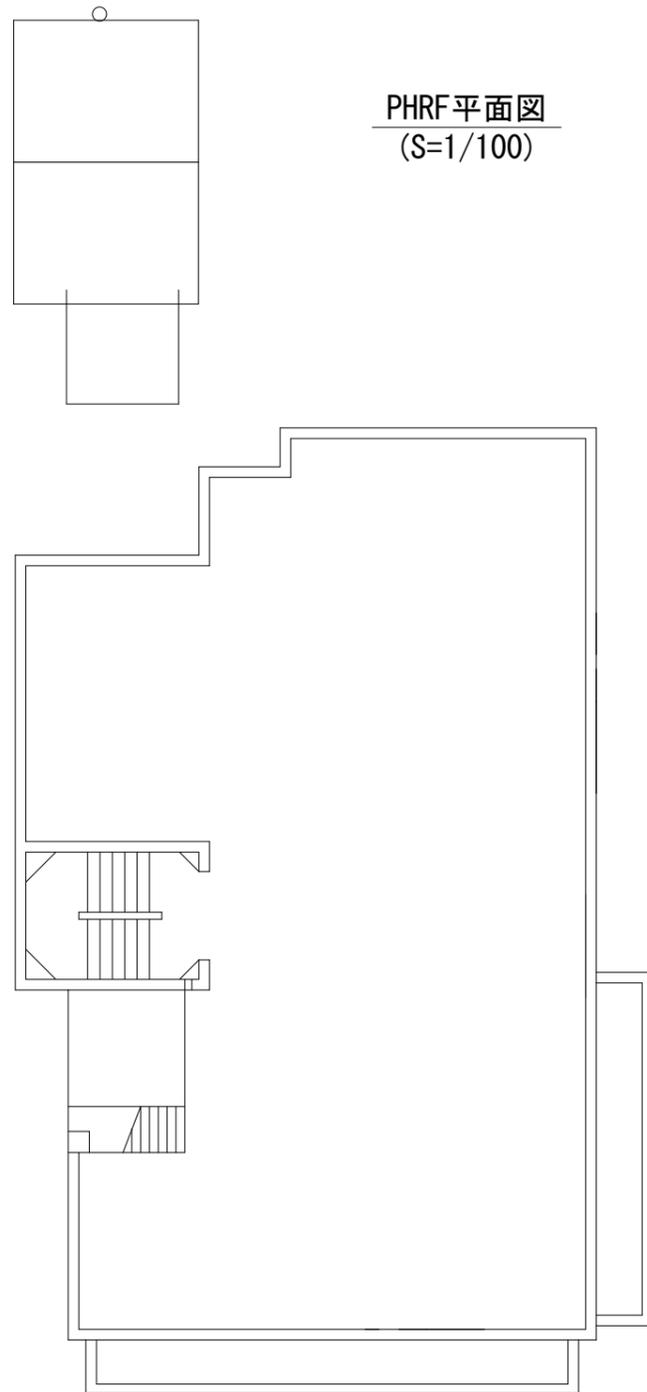

|   | 名 称       | 作 業 | 施 工 方 法  |
|---|-----------|-----|----------|
| ① | S-5C-FB×2 | 新設  | PV38(既設) |
|   | IE3.5sq   | 既設  |          |
| ② | S-5C-FB×2 | 新設  | G36(既設)  |
|   | IE3.5sq   | 既設  |          |
| ③ | S-5C-FB×2 | 新設  | G36(既設)  |
|   | IE3.5sq   | 既設  |          |


RF平面図 (S=1/100)

凡 例

|  |    |  |    |
|--|----|--|----|
|  | 新設 |  | 撤去 |
|  | 新設 |  | 撤去 |
|  | 既設 |  | 既設 |

|       |                               |      |    |
|-------|-------------------------------|------|----|
| 工事名   | 奈良県防災行政通信ネットワーク<br>衛星回線等再整備工事 |      |    |
| 図面名   | 吉野町役場<br>RF 機器配置図(新設)         |      |    |
| 作成年月日 | 令和 6年 8月                      |      |    |
| 縮尺    | 1:100                         | 図面番号 | 08 |
| 会社名   | 株式会社東京建設コンサルタント               |      |    |
| 事業者名  | 奈良県                           |      |    |

# 吉野町役場 3F無線室 機器配置図 (新設)

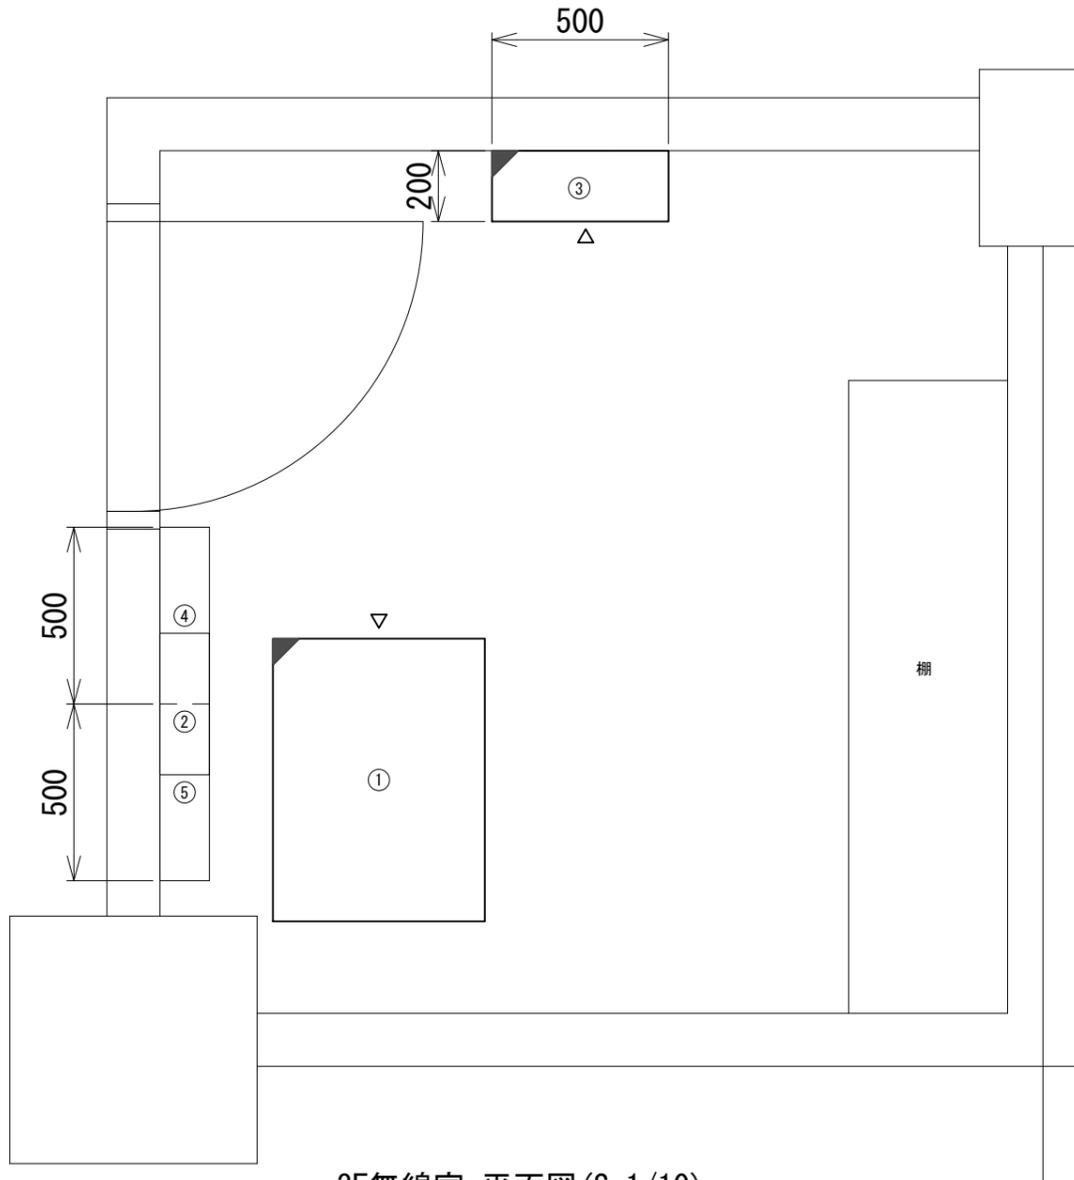

3F無線室 平面図(S=1/10)

| 番号 | 名称         | 備考 |
|----|------------|----|
| ①  | 收容架        | 既設 |
|    | VSAT       | 新設 |
|    | UTM        | 新設 |
|    | UPS        | 新設 |
|    | 県専用網管理ルータ  | 新設 |
|    | 被遠方監視制御装置  | 新設 |
| ②  | SPD盤       | 既設 |
| ③  | 衛星機器收容箱    | 既設 |
|    | 電源ユニット     | 新設 |
| ④  | 無線用分電盤     | 既設 |
| ⑤  | 無線室150P端子盤 | 既設 |


凡例

|  |    |  |    |  |    |  |    |
|--|----|--|----|--|----|--|----|
|  | 新設 |  | 撤去 |  | 新設 |  | 撤去 |
|  | 既設 |  | 既設 |  | 既設 |  | 既設 |

|       |                               |      |    |
|-------|-------------------------------|------|----|
| 工事名   | 奈良県防災行政通信ネットワーク<br>衛星回線等再整備工事 |      |    |
| 図面名   | 吉野町役場<br>3F無線室 機器配置図(新設)      |      |    |
| 作成年月日 | 令和 6年 8月                      |      |    |
| 縮尺    | 1:10                          | 図面番号 | 09 |
| 会社名   | 株式会社東京建設コンサルタント               |      |    |
| 事業者名  | 奈良県                           |      |    |

# 吉野町役場 配線系統図 (新設)


凡例  
 LANケーブル : EM-UTPO. 5-4P (Cat5e)  
 屋外LANケーブル : NSED-T-LAPO. 5-4P (Cat5e)

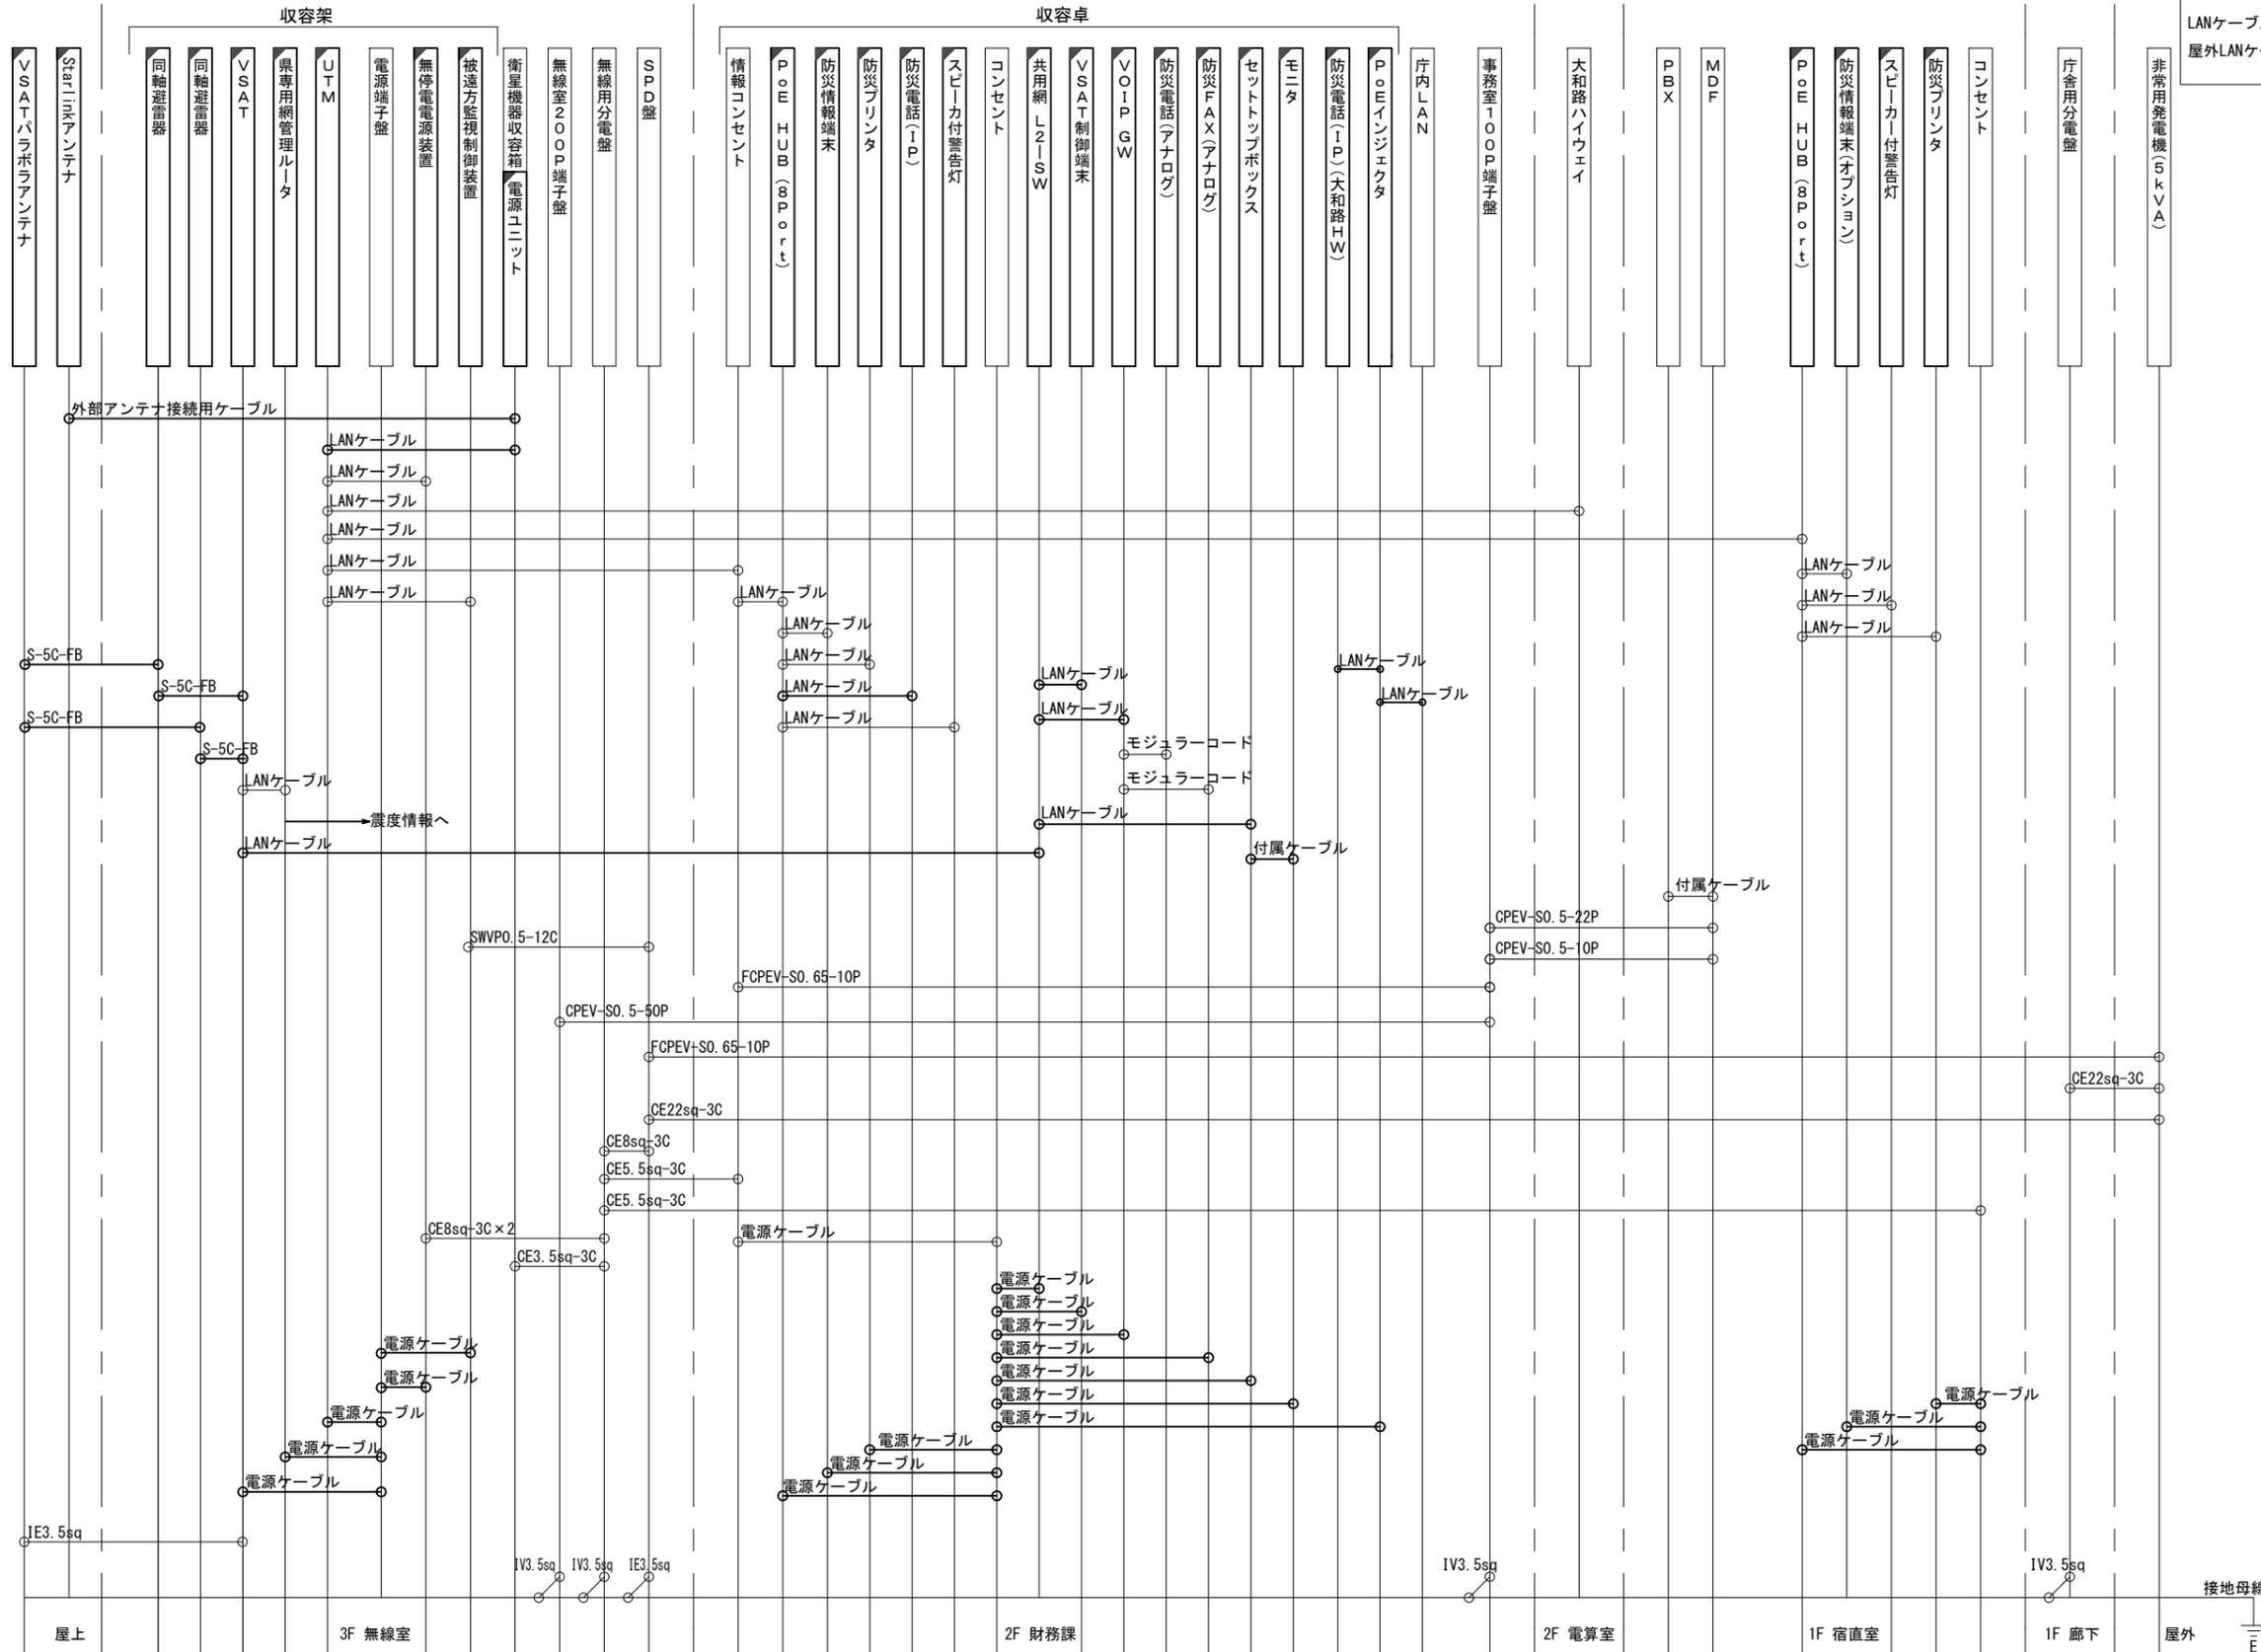

|       |                               |      |    |
|-------|-------------------------------|------|----|
| 工事名   | 奈良県防災行政通信ネットワーク<br>衛星回線等再整備工事 |      |    |
| 図面名   | 吉野町役場<br>配線系統図(新設)            |      |    |
| 作成年月日 | 令和 6年 8月                      |      |    |
| 縮尺    | NON                           | 図面番号 | 10 |
| 会社名   | 株式会社東京建設コンサルタント               |      |    |
| 事業者名  | 奈良県                           |      |    |

凡例  
 [Solid Line] : 新設 [Dashed Line] : 撤去  
 [Solid Box] : 既設 [Dashed Box] : 撤去

# 吉野町役場 電源系統図(参考図)

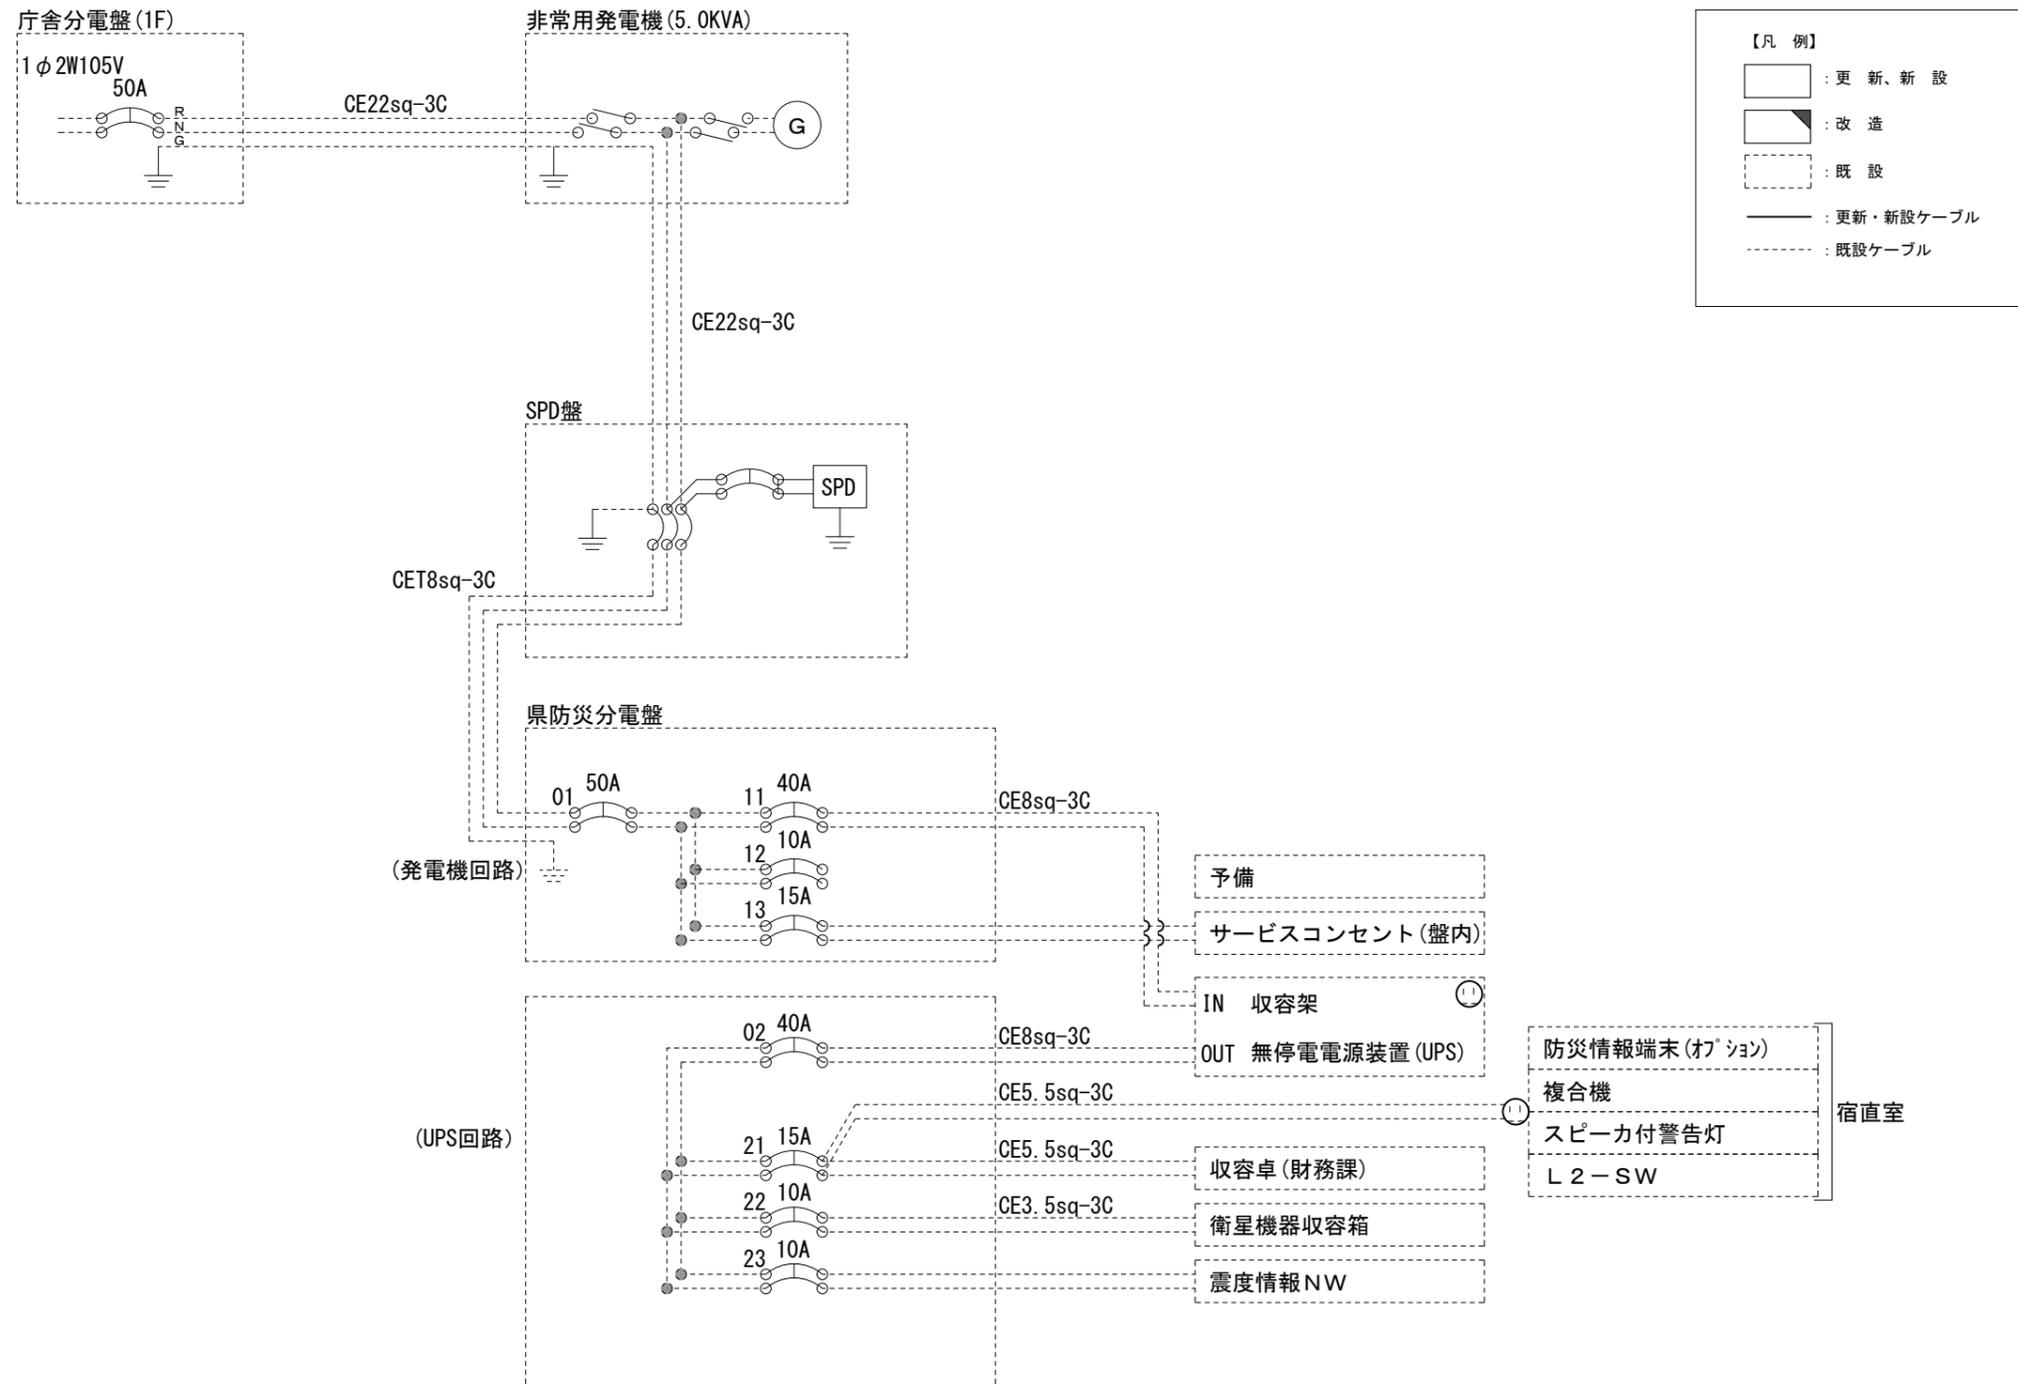

【凡例】


- : 更新、新設
- : 改造
- : 既設
- : 更新・新設ケーブル
- : 既設ケーブル

\* 3Cのうち1Cは接地用

|       |                               |      |    |
|-------|-------------------------------|------|----|
| 工事名   | 奈良県防災行政通信ネットワーク<br>衛星回線等再整備工事 |      |    |
| 図面名   | 吉野町役場<br>電源系統図(参考図)           |      |    |
| 作成年月日 | 令和 6年 8月                      |      |    |
| 縮尺    | NON                           | 図面番号 | 11 |
| 会社名   | 株式会社東京建設コンサルタント               |      |    |
| 事業者名  | 奈良県                           |      |    |

# 吉野町役場 系統図 (撤去)



- 凡 例
- VSAT VSAT
  - L2-SW (24Port) L2-SW (24Port)
  - L2-SW (8Port) L2-SW (8Port)
  - L2-SW (16Port +メディアコンバーター) L2-SW (16Port +メディアコンバーター)
  - L2-SW (8Port +メディアコンバーター) L2-SW (8Port +メディアコンバーター)
  - VPNルータ VPNルータ
  - 被遠方監視制御装置 被遠方監視制御装置
  - 防災IP交換機 防災IP交換機
  - 無停電電源装置 UPS 無停電電源装置
  - 防災情報端末 PC 防災情報端末
  - ローカルWEBサーバ兼 防災情報端末 PC 兼 防災情報端末
  - 防災情報端末(オプション) PC (opt) 防災情報端末(オプション)
  - 複合機 複合機
  - メディアコンバーター 複合機
  - 防災電話 ① 防災電話
  - 防災電話(衛星) ② 防災電話(衛星)
  - コンセントBOX ③ コンセントBOX
  - 衛星携帯電話 IDU 衛星携帯電話 IDU
  - 衛星FAXアダプタ 衛星FAXアダプタ
  - マルチアダプタ 衛星FAXアダプタ
  - FAX FAX
  - SPD SPD
  - 分配機 分配機
  - 震度表示処理装置 震度表示処理装置
  - PBX PBX
  - 端子盤、MDF 端子盤、MDF
  - 大和路ハイウェイ 大和路ハイウェイ
  - K-OPTICAL K-OPTICAL
  - 電源端子台 電源端子台
  - 情報コンセント 情報コンセント
  - スピーカー付警告灯 スピーカー付警告灯
  - モニタ モニタ
  - IRD IRD
  - J-ALERT J-ALERT
  - 変圧器 変圧器
  - USBプリントサーバー USBプリントサーバー
  - プリンタ プリンタ

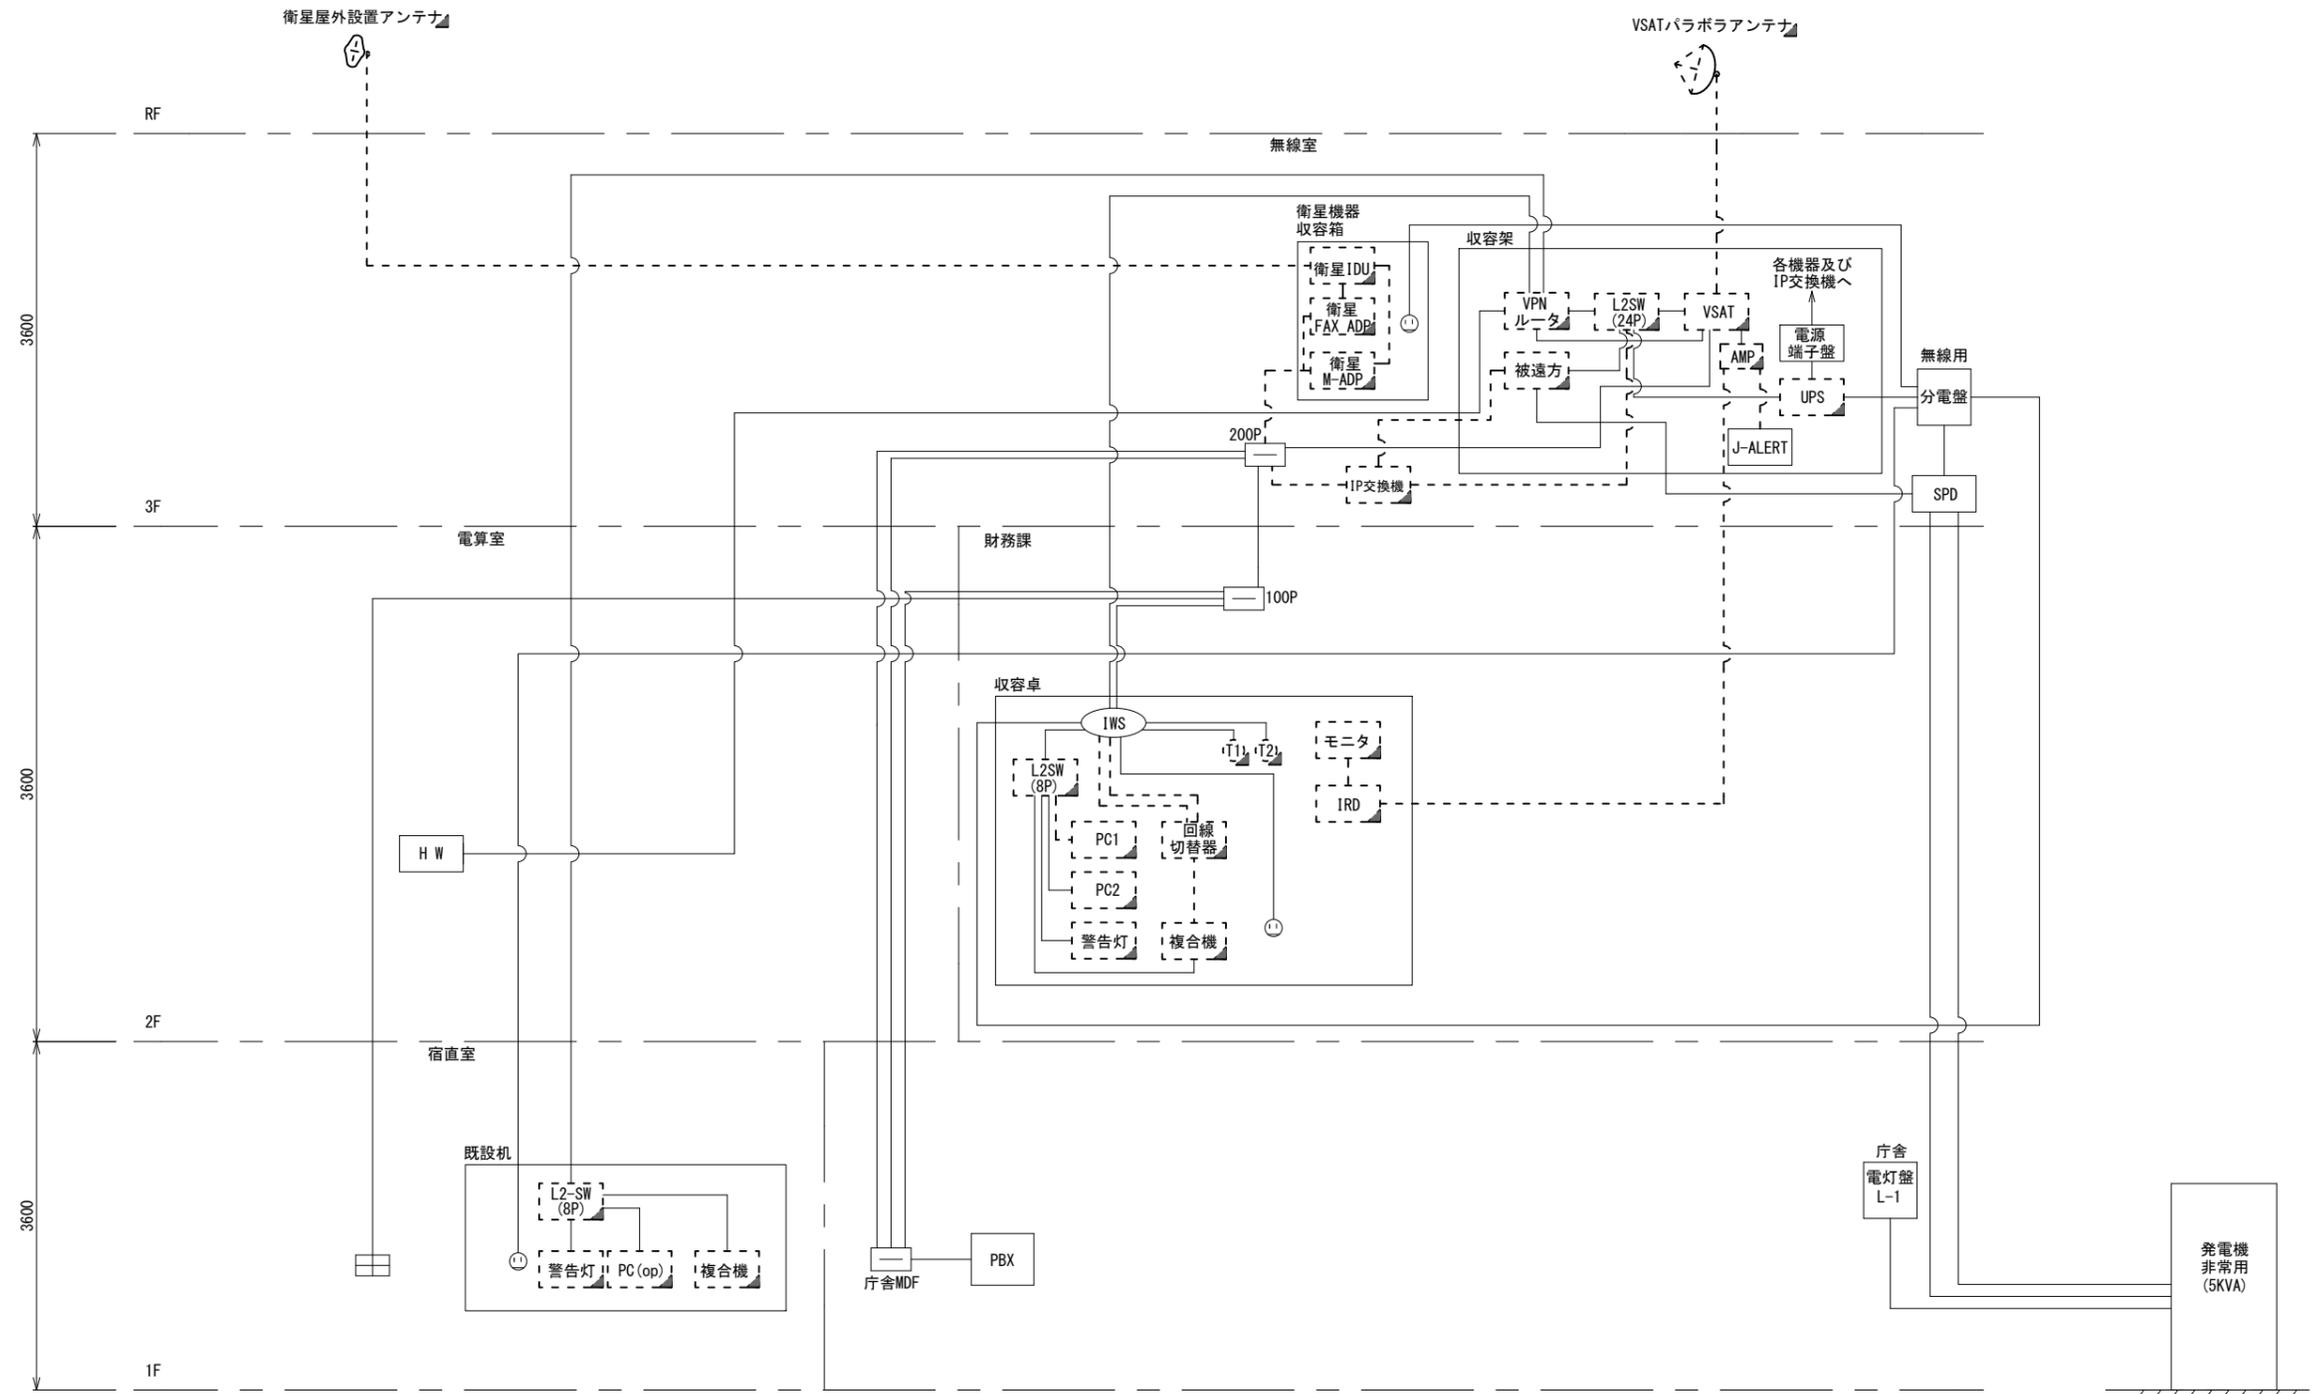

- 凡 例
- : 新設 □: 撤去
  - : 新設 - - -: 撤去
  - : 既設 —: 既設

|       |                               |      |    |
|-------|-------------------------------|------|----|
| 工事名   | 奈良県防災行政通信ネットワーク<br>衛星回線等再整備工事 |      |    |
| 図面名   | 吉野町役場<br>系統図(撤去)              |      |    |
| 作成年月日 | 令和 6年 8月                      |      |    |
| 縮尺    | NON                           | 図面番号 | 12 |
| 会社名   | 株式会社東京建設コンサルタント               |      |    |
| 事業者名  | 奈良県                           |      |    |

# 吉野町役場 敷地平面図 (撤去)

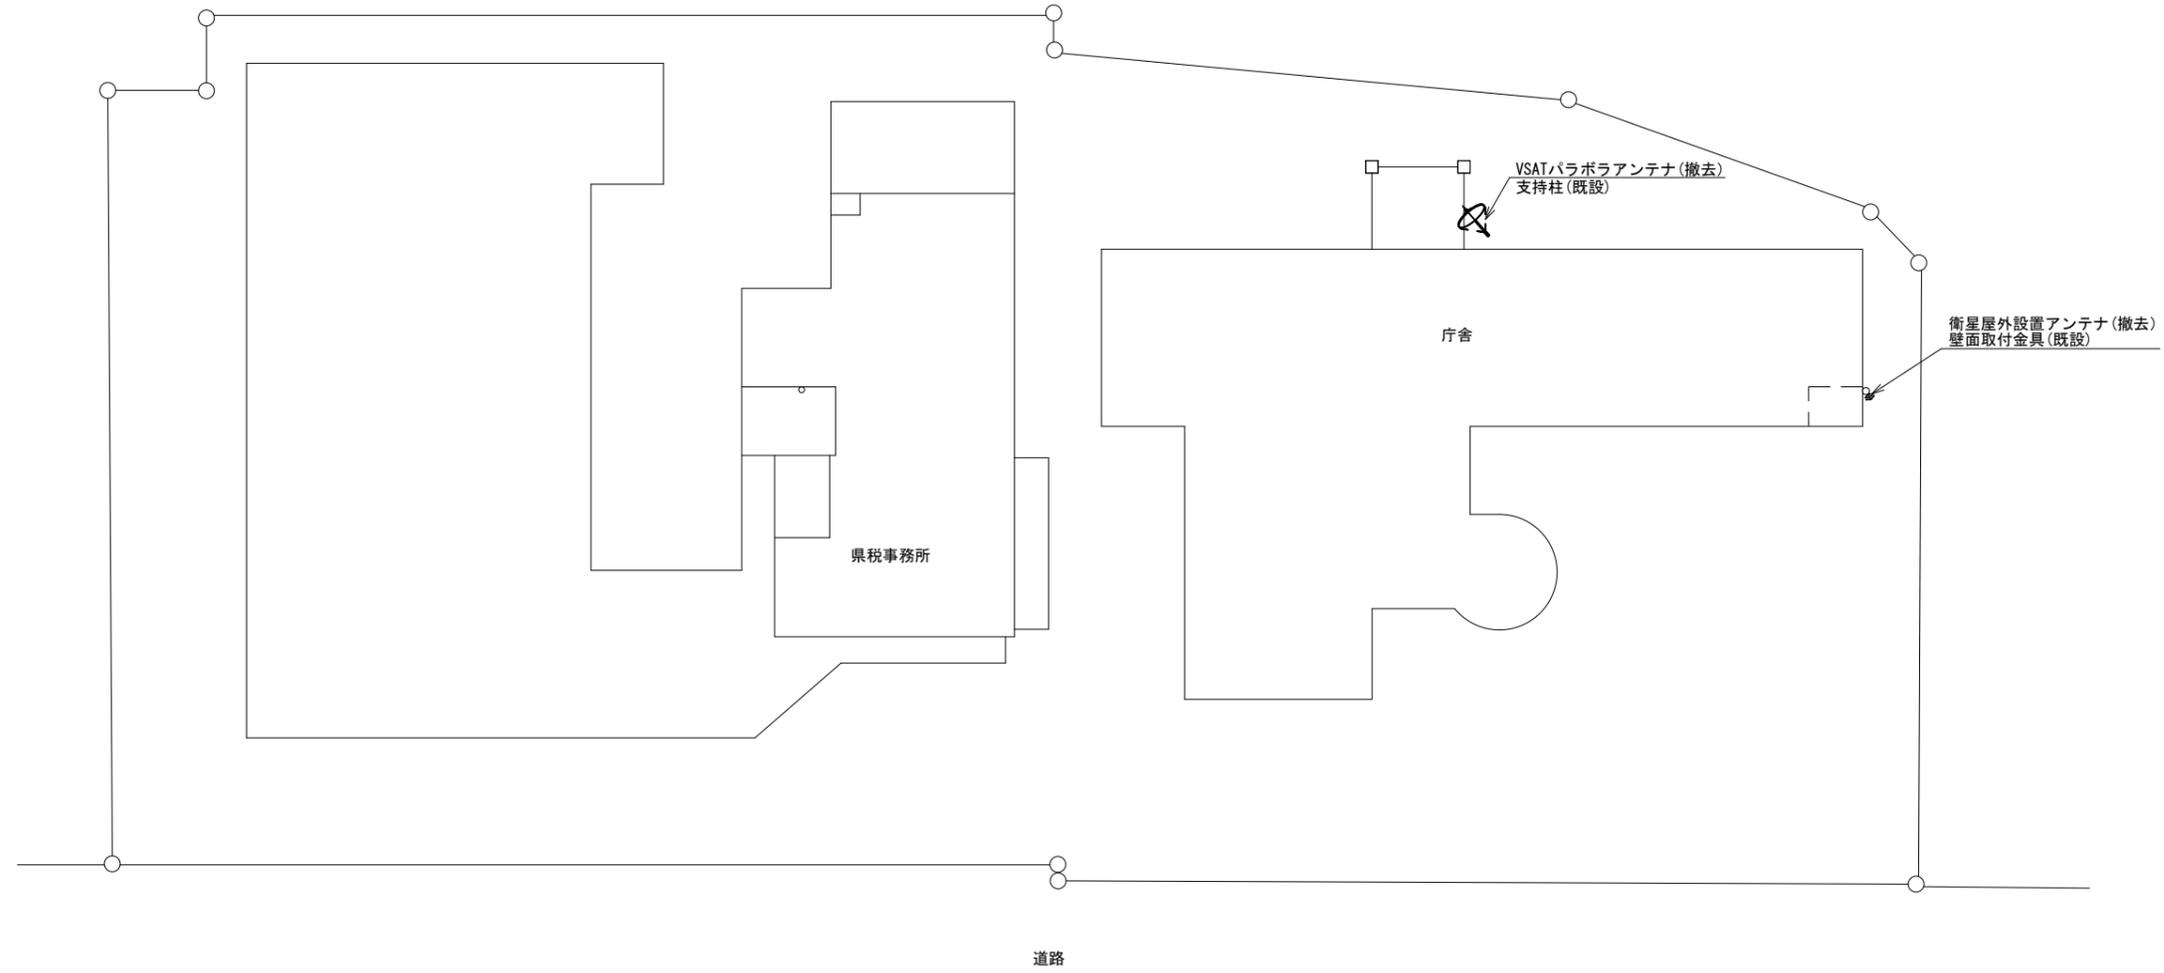 



平面図 (S=1/200)

| 凡例 |      |
|----|------|
|    | : 新設 |
|    | : 撤去 |
|    | : 新設 |
|    | : 撤去 |
|    | : 既設 |
|    | : 既設 |

|       |                               |      |    |
|-------|-------------------------------|------|----|
| 工事名   | 奈良県防災行政通信ネットワーク<br>衛星回線等再整備工事 |      |    |
| 図面名   | 吉野町役場<br>敷地平面図(撤去)            |      |    |
| 作成年月日 | 令和 6年 8月                      |      |    |
| 縮尺    | 1:200                         | 図面番号 | 13 |
| 会社名   | 株式会社東京建設コンサルタント               |      |    |
| 事業者名  | 奈良県                           |      |    |



# 吉野町役場 1F 機器配置図 (撤去)

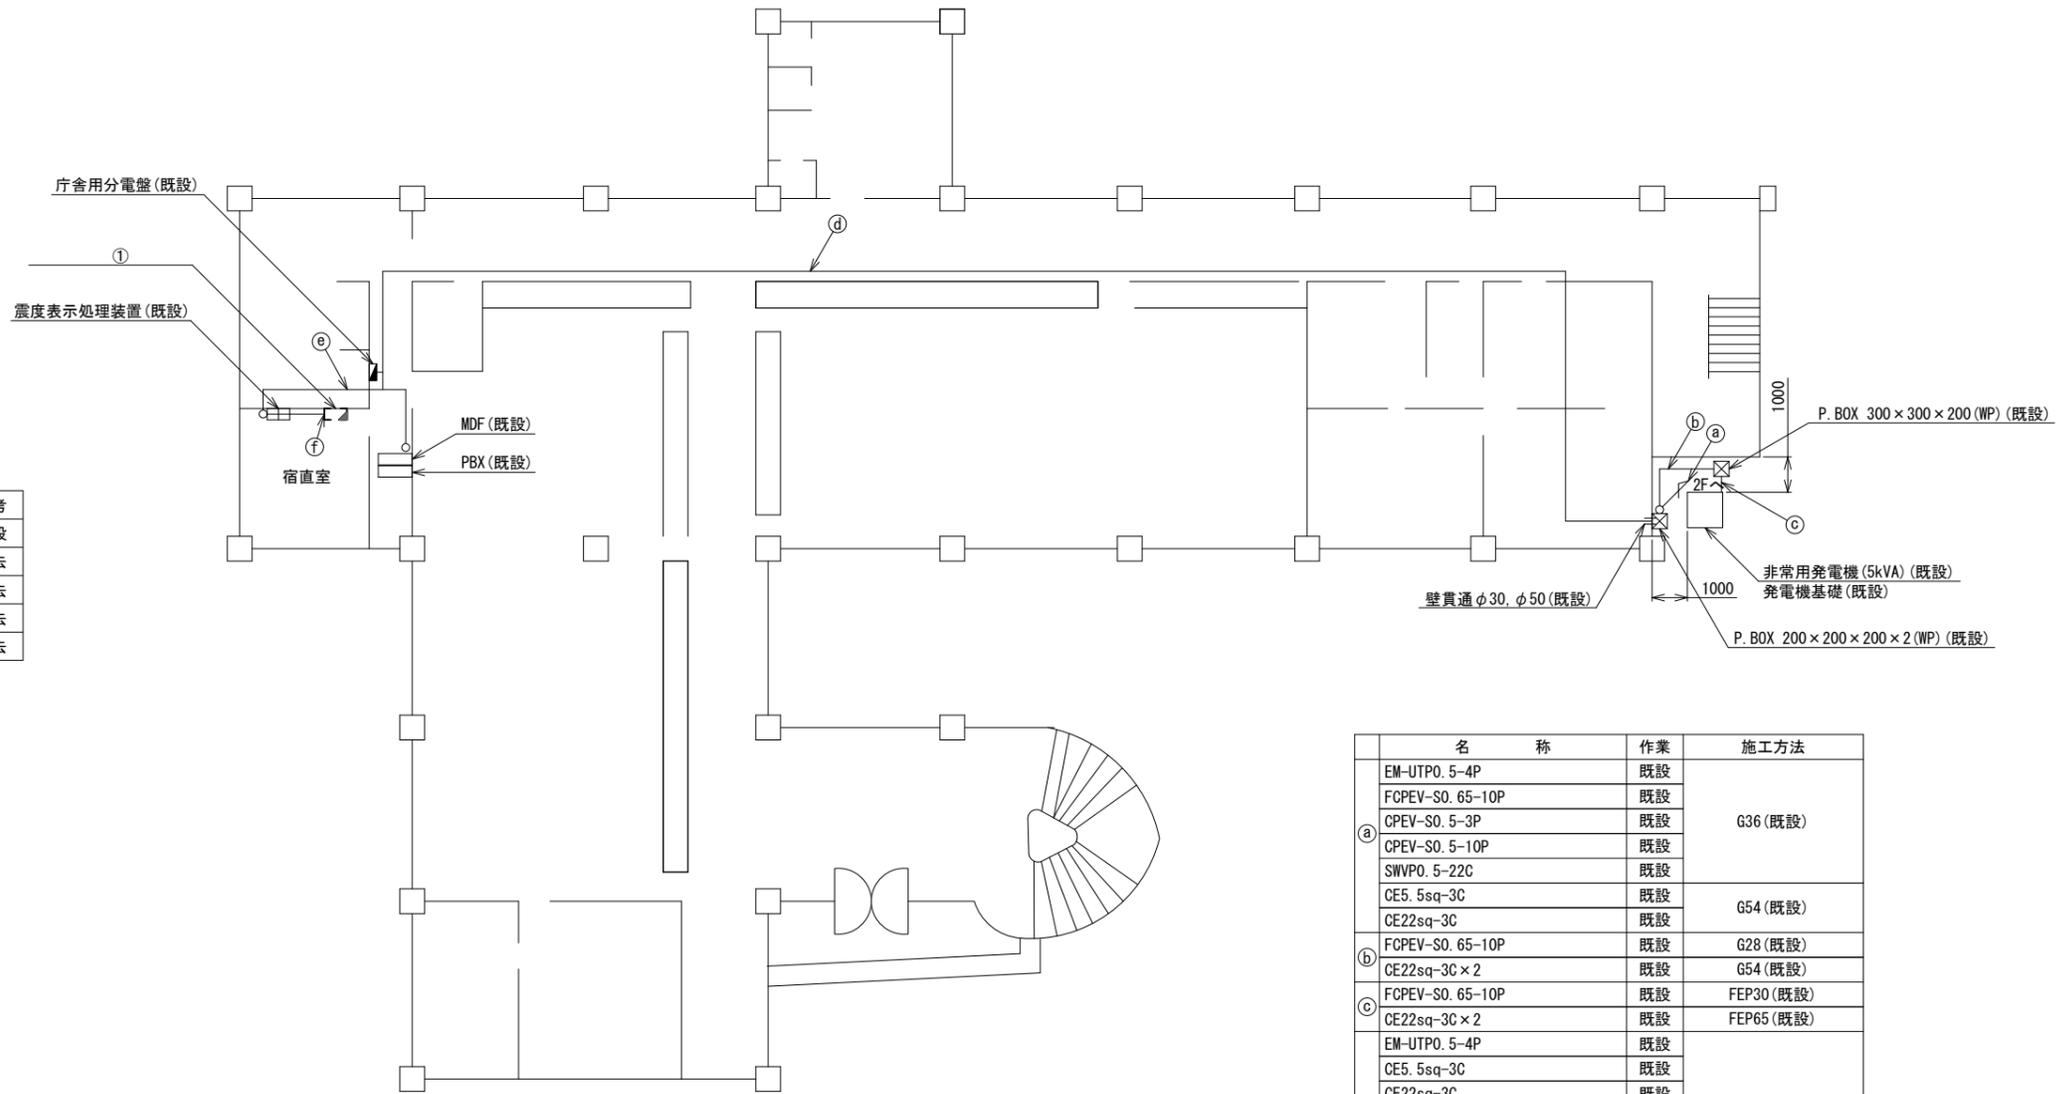 

| 番号 | 名称            | 備考 |
|----|---------------|----|
| ①  | 収容卓           | 既設 |
|    | 防災情報端末(オプション) | 撤去 |
|    | L2-SW(8Port)  | 撤去 |
|    | スピーカー付警告灯     | 撤去 |
|    | 複合機           | 撤去 |

|   | 名称               | 作業 | 施工方法           |
|---|------------------|----|----------------|
| a | EM-UTPO. 5-4P    | 既設 | G36(既設)        |
|   | FCPEV-S0. 65-10P | 既設 |                |
|   | CPEV-S0. 5-3P    | 既設 |                |
|   | CPEV-S0. 5-10P   | 既設 |                |
|   | SWVPO. 5-22C     | 既設 |                |
| b | CE5. 5sq-3C      | 既設 | G54(既設)        |
|   | CE22sq-3C        | 既設 |                |
|   | FCPEV-S0. 65-10P | 既設 |                |
| c | CE22sq-3C × 2    | 既設 | G28(既設)        |
|   | FCPEV-S0. 65-10P | 既設 | G54(既設)        |
| d | CE22sq-3C × 2    | 既設 | FEP30(既設)      |
|   | CE22sq-3C × 2    | 既設 | FEP65(既設)      |
| e | EM-UTPO. 5-4P    | 既設 | 天井ころがし         |
|   | CE5. 5sq-3C      | 既設 |                |
|   | CE22sq-3C        | 既設 |                |
|   | CPEV-S0. 5-3P    | 既設 |                |
|   | CPEV-S0. 5-10P   | 既設 |                |
| f | SWVPO. 5-22C     | 既設 | 天井ころがし         |
|   | CE22sq-3C        | 既設 |                |
|   | EM-UTPO. 5-4P    | 既設 |                |
| ① | EM-UTPO. 5-4P    | 既設 | 合成樹脂製配線ダクト(既設) |
|   | CE5. 5sq-3C      | 既設 |                |

1F平面図 (S=1/100)


| 凡例 |    |
|----|----|
|    | 新設 |
|    | 撤去 |
|    | 既設 |
|    | 既設 |

|       |                               |      |    |
|-------|-------------------------------|------|----|
| 工事名   | 奈良県防災行政通信ネットワーク<br>衛星回線等再整備工事 |      |    |
| 図面名   | 吉野町役場<br>1F 機器配置図(撤去)         |      |    |
| 作成年月日 | 令和 6年 8月                      |      |    |
| 縮尺    | 1:100                         | 図面番号 | 15 |
| 会社名   | 株式会社東京建設コンサルタント               |      |    |
| 事業者名  | 奈良県                           |      |    |

# 吉野町役場 2F 機器配置図 (撤去)



| 名称                | 作業 | 施工方法            |
|-------------------|----|-----------------|
| ① CPEV-S0. 5-10P  | 既設 | G36 (既設)        |
| CPEV-S0. 5-50P    | 既設 |                 |
| IV3. 5sq          | 既設 |                 |
| FCPEV-S0. 65-10P  | 既設 |                 |
| EM-UTPO. 5-4P × 3 | 既設 | G54 (既設)        |
| S-5C-FB           | 撤去 |                 |
| CE5. 5sq-3C × 2   | 既設 |                 |
| CE22sq-3C         | 既設 | G36 (既設)        |
| EM-UTPO. 5-4P     | 既設 |                 |
| FCPEV-S0. 65-10P  | 既設 |                 |
| ② CPEV-S0. 5-3P   | 既設 | G54 (既設)        |
| CPEV-S0. 5-10P    | 既設 |                 |
| CE5. 5sq-3C       | 既設 |                 |
| CE22sq-3C         | 既設 | 天井ころがし          |
| EM-UTPO. 5-4P × 2 | 既設 |                 |
| S-5C-FB           | 撤去 |                 |
| CE5. 5sq-3C       | 既設 |                 |
| CPEV-S0. 5-50P    | 既設 |                 |
| ③ CPEV-S0. 5-10P  | 既設 | 合成樹脂製配線ダクト (既設) |
| IV3. 5sq          | 既設 |                 |
| EM-UTPO. 5-4P     | 既設 |                 |
| ④ S-5C-FB         | 撤去 | "               |
| CE5. 5sq-3C       | 既設 |                 |
| ⑤ EM-UTPO. 5-4P   | 既設 | 天井ころがし          |
| ⑥ EM-UTPO. 5-4P   | 既設 | ダクト (既設)        |
| ⑦ EM-UTPO. 5-4P   | 既設 | フリーアクセス         |


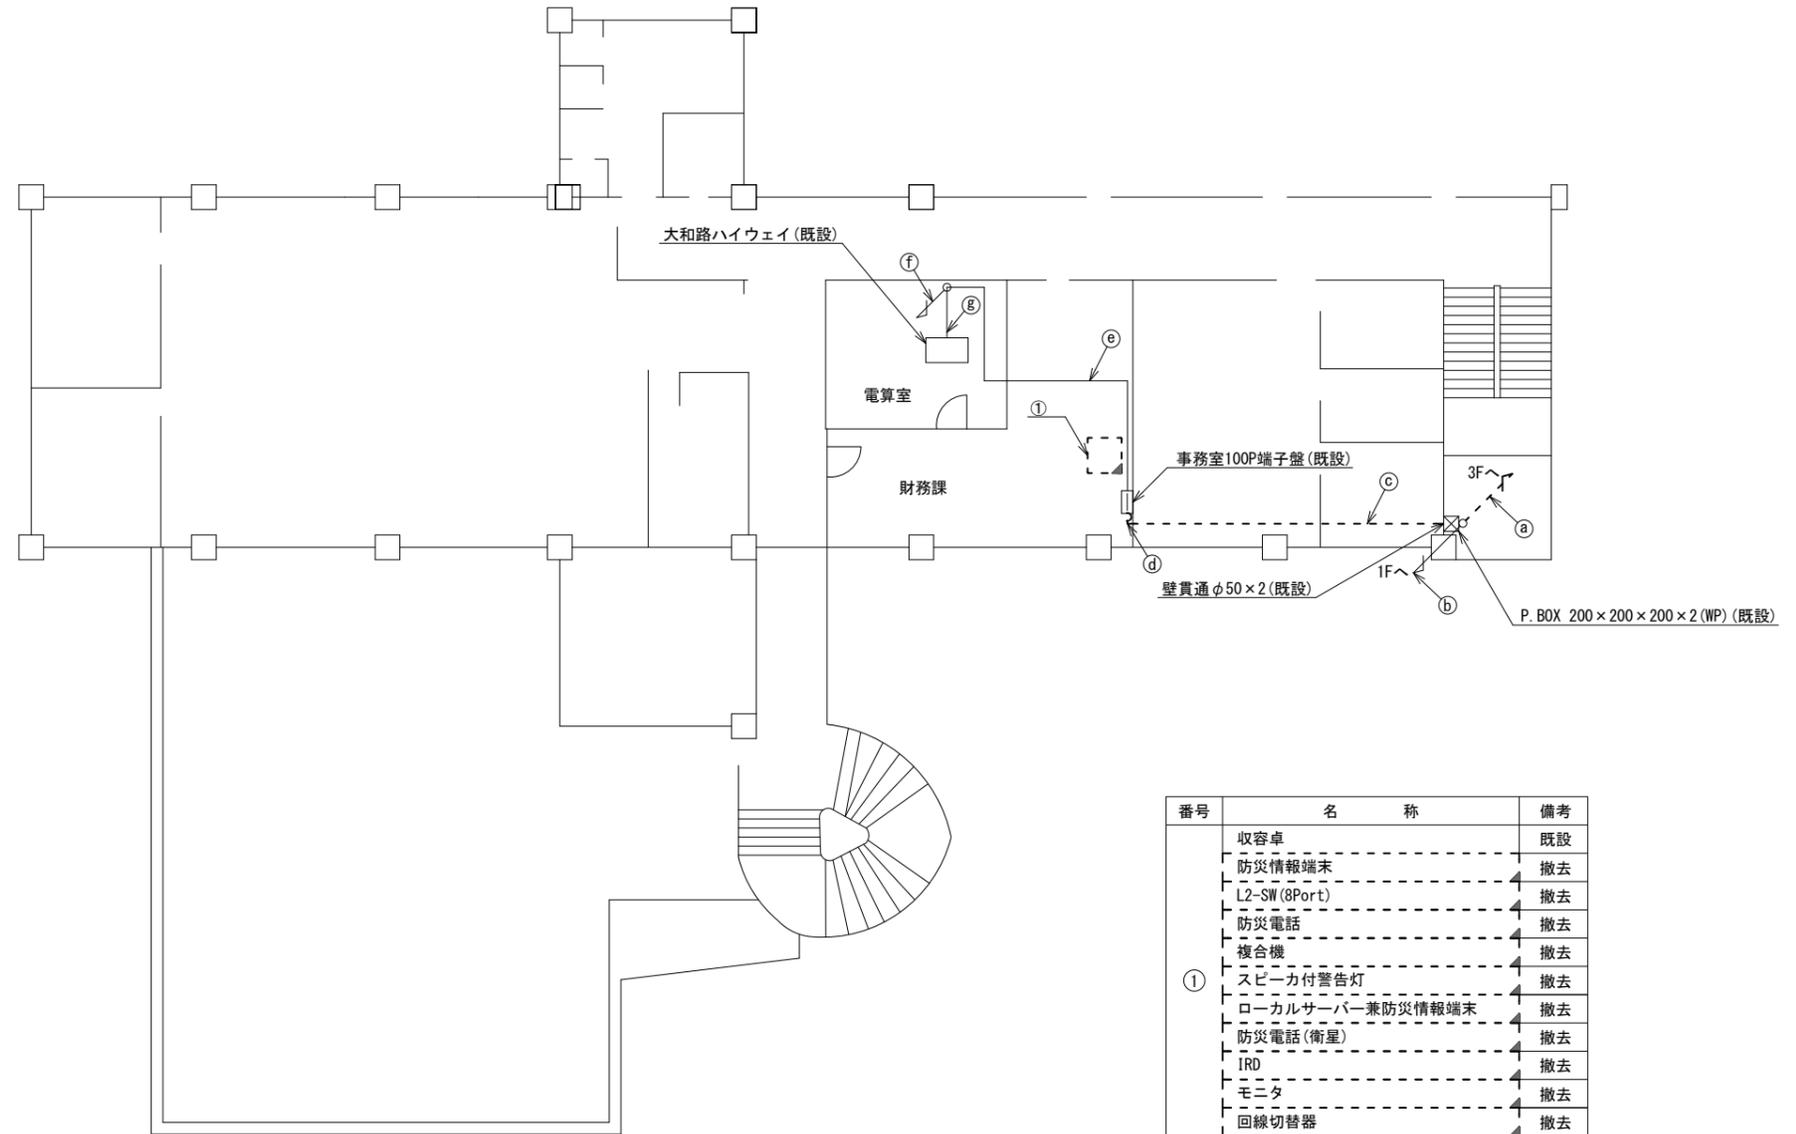


2F平面図 (S=1/100)

| 凡例 |    |
|----|----|
|    | 新設 |
|    | 撤去 |
|    | 既設 |
|    | 既設 |

|       |                               |      |    |
|-------|-------------------------------|------|----|
| 工事名   | 奈良県防災行政通信ネットワーク<br>衛星回線等再整備工事 |      |    |
| 図面名   | 吉野町役場<br>2F 機器配置図 (撤去)        |      |    |
| 作成年月日 | 令和 6年 8月                      |      |    |
| 縮尺    | 1:100                         | 図面番号 | 16 |
| 会社名   | 株式会社東京建設コンサルタント               |      |    |
| 事業者名  | 奈良県                           |      |    |

# 吉野町役場 3F 機器配置図 (撤去)

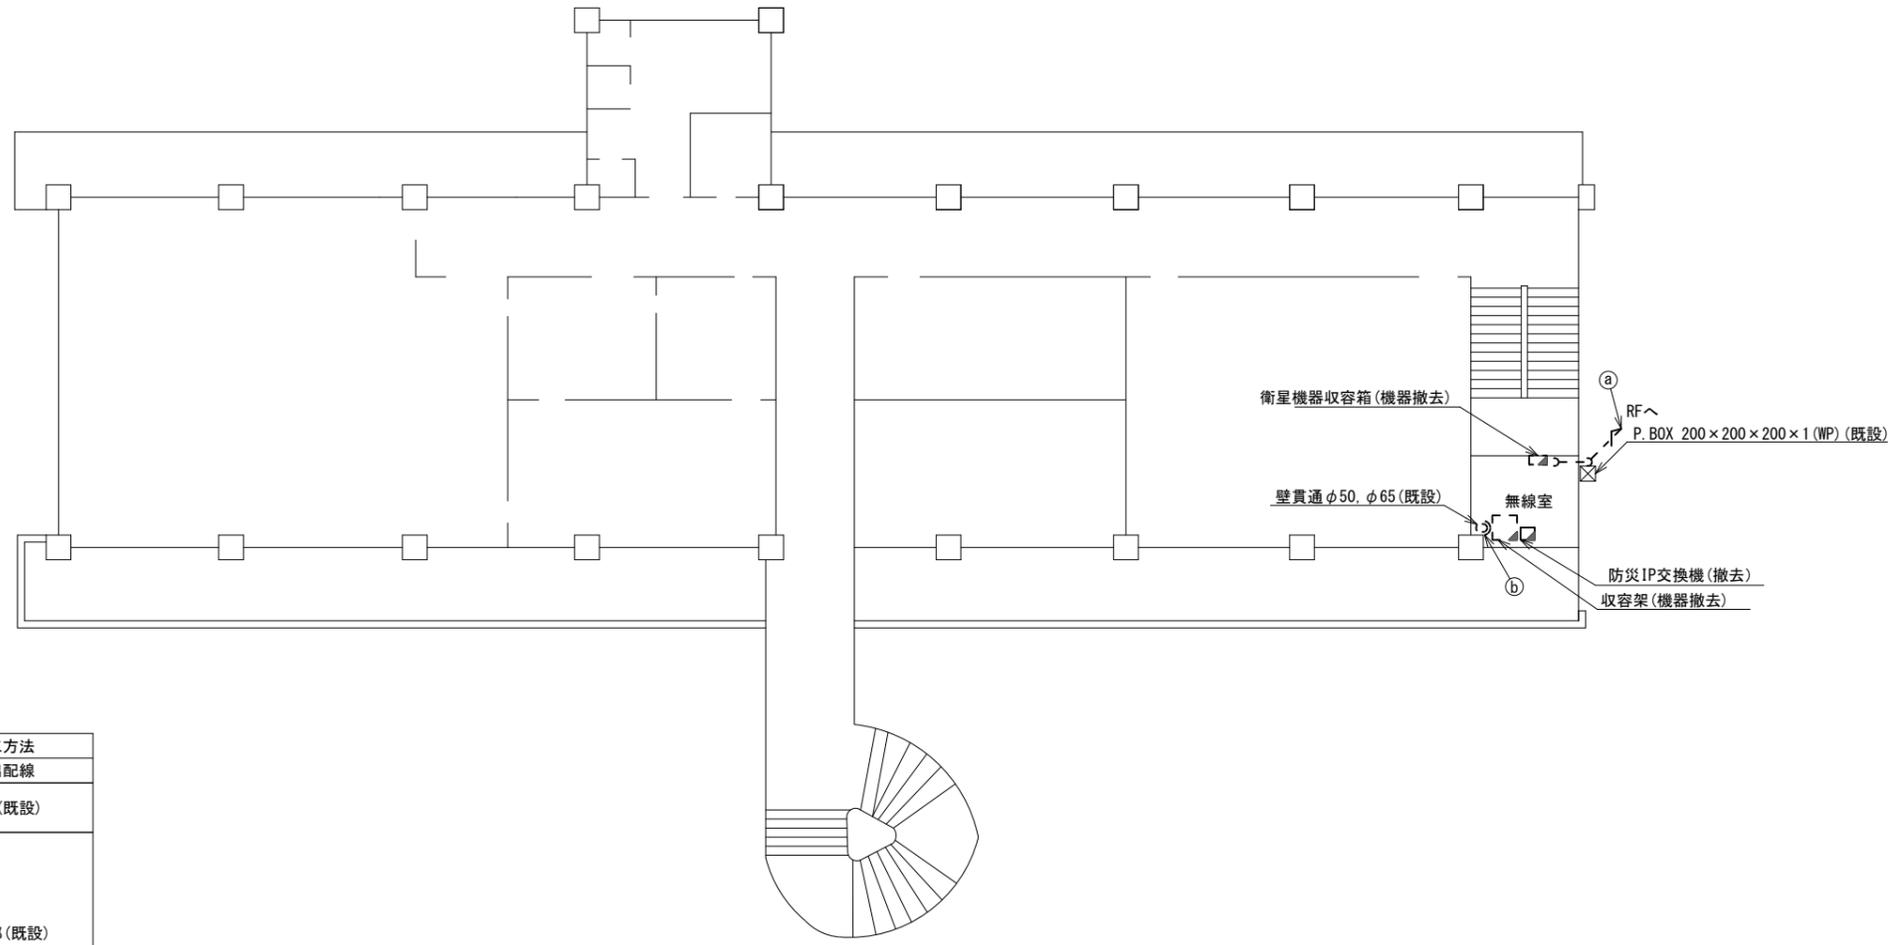 


| 名称               | 作業 | 施工方法     |
|------------------|----|----------|
| 外部アンテナ接続用ケーブル    | 撤去 | 露出配線     |
| ① 8D-HFAE×2      | 撤去 | PV38(既設) |
| IE3.5sq          | 既設 |          |
| OPEV-S0.5-10P    | 既設 | 貫通部(既設)  |
| OPEV-S0.5-50P    | 既設 |          |
| IV3.5sq          | 既設 |          |
| FCPEV-S0.65-10P  | 既設 |          |
| ② EM-UTPO.5-4P×3 | 既設 |          |
| S-50-FB          | 撤去 |          |
| CE5.5sq-3C×2     | 既設 |          |
| CE22sq-3C        | 既設 |          |

3F平面図(S=1/100)


| 凡例 |      |
|----|------|
|    | : 新設 |
|    | : 撤去 |
|    | : 新設 |
|    | : 撤去 |
|    | : 既設 |
|    | : 既設 |

|       |                               |      |    |
|-------|-------------------------------|------|----|
| 工事名   | 奈良県防災行政通信ネットワーク<br>衛星回線等再整備工事 |      |    |
| 図面名   | 吉野町役場<br>3F 機器配置図(撤去)         |      |    |
| 作成年月日 | 令和 6年 8月                      |      |    |
| 縮尺    | 1:100                         | 図面番号 | 17 |
| 会社名   | 株式会社東京建設コンサルタント               |      |    |
| 事業者名  | 奈良県                           |      |    |

# 吉野町役場 RF 機器配置図 (撤去)

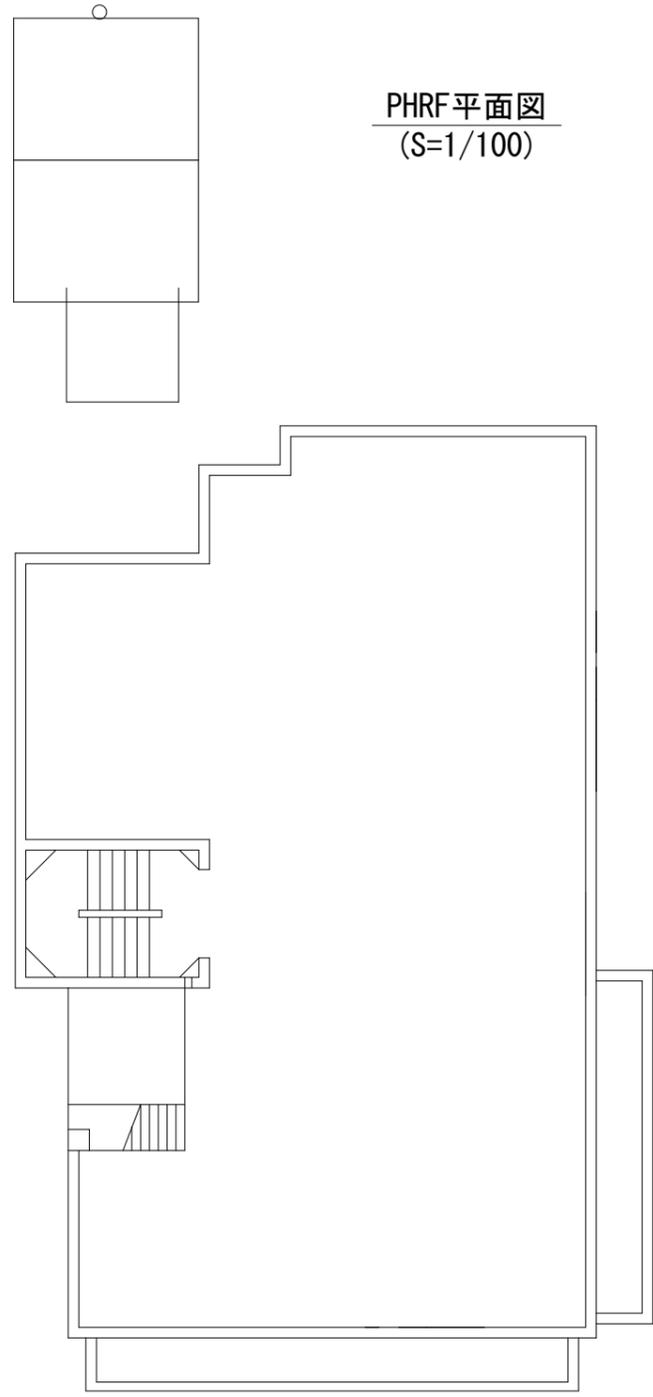

(吉野福祉事務所)

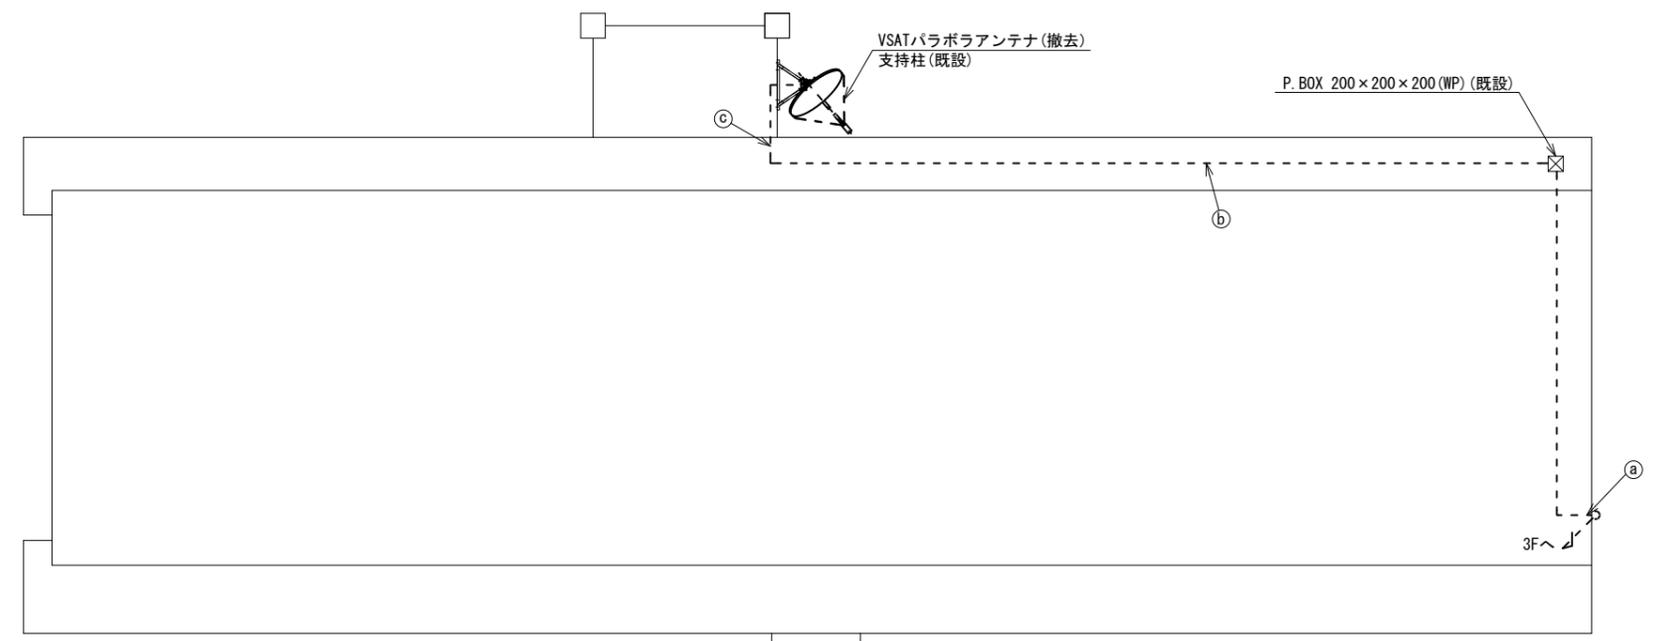


VSATパラボリアンテナ (撤去)  
支持柱 (既設)

|   | 名 称         | 作 業 | 施 工 方 法   |
|---|-------------|-----|-----------|
| ① | 8D-HFAE × 2 | 撤去  | PV38 (既設) |
|   | 1E3.5sq     | 既設  |           |
| ② | 8D-HFAE × 2 | 撤去  | G36 (既設)  |
|   | 1E3.5sq     | 既設  |           |
| ③ | 8D-HFAE × 2 | 撤去  | G36 (既設)  |
|   | 1E3.5sq     | 既設  |           |

(吉野町役場)

RF平面図 (S=1/100)

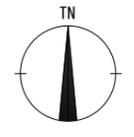


凡 例

|  |    |  |    |
|--|----|--|----|
|  | 新設 |  | 撤去 |
|  | 既設 |  | 撤去 |

|       |                               |      |    |
|-------|-------------------------------|------|----|
| 工事名   | 奈良県防災行政通信ネットワーク<br>衛星回線等再整備工事 |      |    |
| 図面名   | 吉野町役場<br>RF 機器配置図 (撤去)        |      |    |
| 作成年月日 | 令和 6年 8月                      |      |    |
| 縮尺    | 1:100                         | 図面番号 | 18 |
| 会社名   | 株式会社東京建設コンサルタント               |      |    |
| 事業者名  | 奈良県                           |      |    |

# 吉野町役場 3F無線室 機器配置図 (撤去)

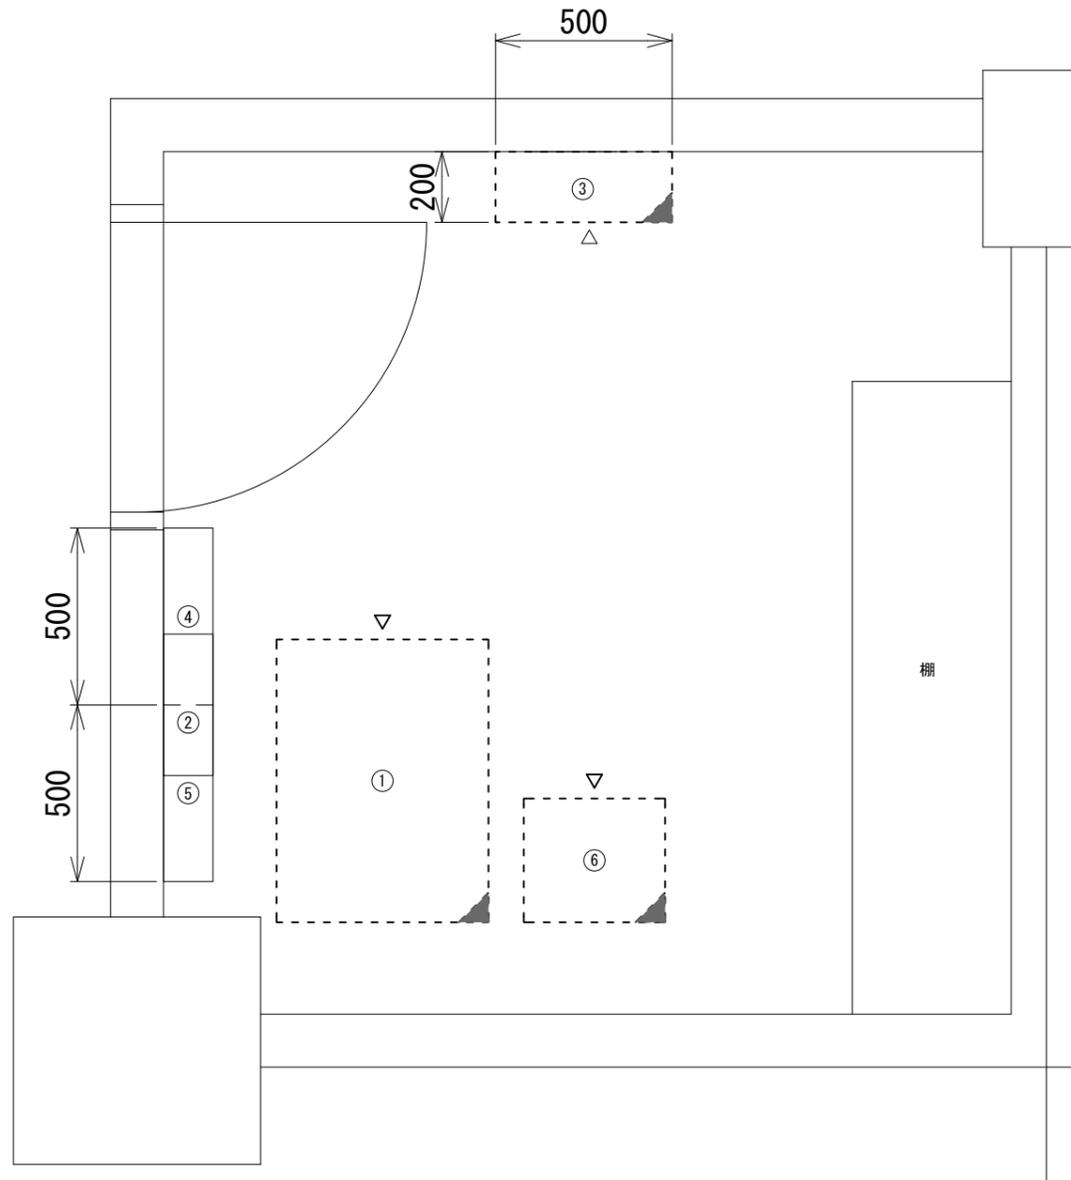

3F無線室 平面図 (S=1/10)


| 番号 | 名称             | 備考 |
|----|----------------|----|
| ①  | 收容架            | 既設 |
|    | VSAT           | 撤去 |
|    | L2-SW (24Port) | 撤去 |
|    | 被遠方監視制御装置      | 撤去 |
|    | 無停電電源装置        | 撤去 |
|    | VPNルータ         | 撤去 |
|    | ブースターアンプ       | 撤去 |
|    | 電源端子盤          | 既設 |
| ②  | SPD盤           | 既設 |
| ③  | 衛星機器收容箱        | 既設 |
|    | 衛星可搬端末         | 撤去 |
|    | 衛星FAXアダプター     | 撤去 |
|    | 衛星ハンドセット       | 撤去 |
|    | マルチアダプター       | 撤去 |
| ④  | 無線用分電盤         | 既設 |
| ⑤  | 無線室200P端子盤     | 既設 |
| ⑥  | 防災IP交換機        | 撤去 |

| 凡例 |    |
|----|----|
|    | 新設 |
|    | 撤去 |
|    | 新設 |
|    | 撤去 |
|    | 既設 |
|    | 撤去 |

|       |                               |      |    |
|-------|-------------------------------|------|----|
| 工事名   | 奈良県防災行政通信ネットワーク<br>衛星回線等再整備工事 |      |    |
| 図面名   | 吉野町役場<br>3F無線室 機器配置図(撤去)      |      |    |
| 作成年月日 | 令和 6年 8月                      |      |    |
| 縮尺    | 1:10                          | 図面番号 | 19 |
| 会社名   | 株式会社東京建設コンサルタント               |      |    |
| 事業者名  | 奈良県                           |      |    |

# 吉野町役場 配線系統図 (撤去)

凡 例  
 LANケーブル：EM-UTP0.5-4P (Cat5e)  
 屋外LANケーブル：NSED-TLAP0.5-4P (Cat5e)

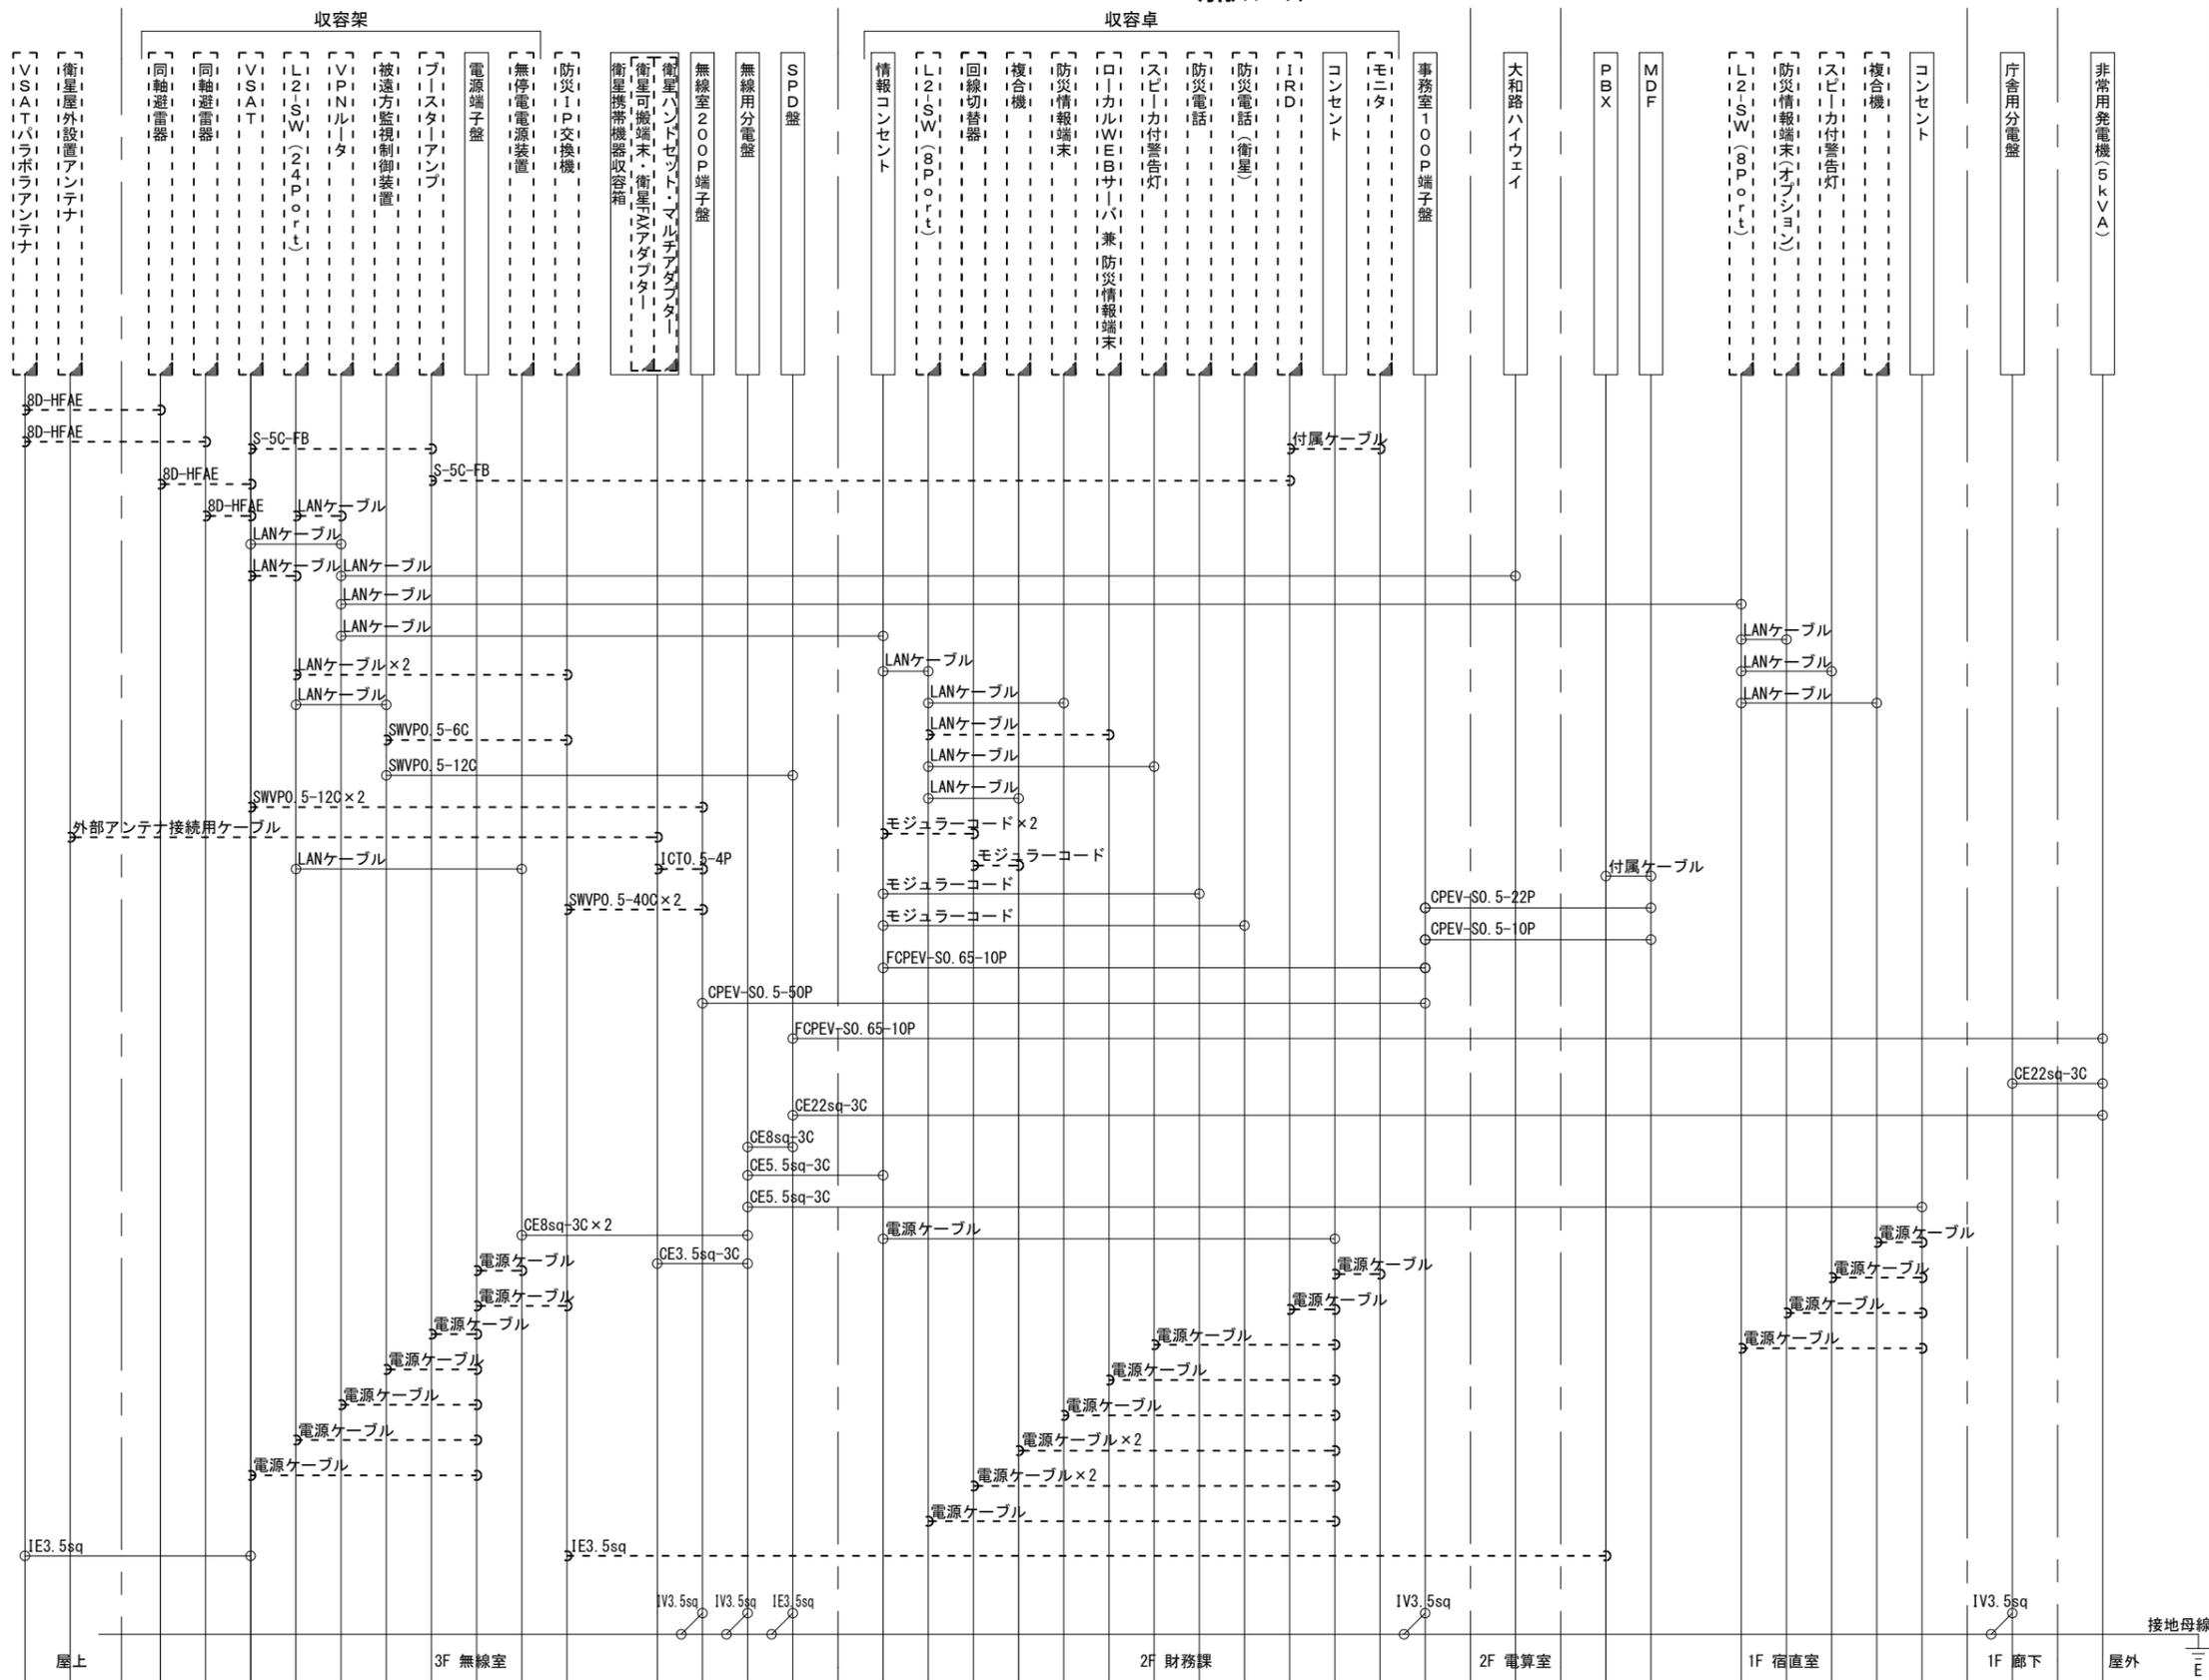

凡 例  
 [ ] : 新設 [ ] : 撤去 — : 新設 - - - : 撤去  
 □ : 既設 — : 既設

|       |                               |      |    |
|-------|-------------------------------|------|----|
| 工事名   | 奈良県防災行政通信ネットワーク<br>衛星回線等再整備工事 |      |    |
| 図面名   | 吉野町役場<br>配線系統図(撤去)            |      |    |
| 作成年月日 | 令和 6年 8月                      |      |    |
| 縮尺    | NON                           | 図面番号 | 20 |
| 会社名   | 株式会社東京建設コンサルタント               |      |    |
| 事業者名  | 奈良県                           |      |    |