


目次

大淀町役場

図番	図面名称
01	大淀町役場 位置図
02	大淀町役場 系統図(新設)
03	大淀町役場 敷地平面図(新設)
04	大淀町役場 機器据付図(新設)
05	大淀町役場 B1F機器配置図
06	大淀町役場 1F機器配置図(新設)
07	大淀町役場 2F機器配置図(新設)
08	大淀町役場 3F機器配置図(新設)
09	大淀町役場 4F機器配置図(新設)
10	大淀町役場 5F機器配置図(新設)
11	大淀町役場 2F防災無線室 機器配置図(新設)
12	大淀町役場 配線系統図(新設)
13	大淀町役場 電源系統図(参考図)
14	大淀町役場 系統図(撤去)
15	大淀町役場 敷地平面図(撤去)
16	大淀町役場 機器据付図(撤去)
17	大淀町役場 1F機器配置図(撤去)
18	大淀町役場 2F機器配置図(撤去)
19	大淀町役場 3F機器配置図(撤去)
20	大淀町役場 4F機器配置図(撤去)
21	大淀町役場 5F機器配置図(撤去)
22	大淀町役場 2F防災無線室 機器配置図(撤去)
23	大淀町役場 配線系統図(撤去)


大淀町役場 位置図

大淀町役場

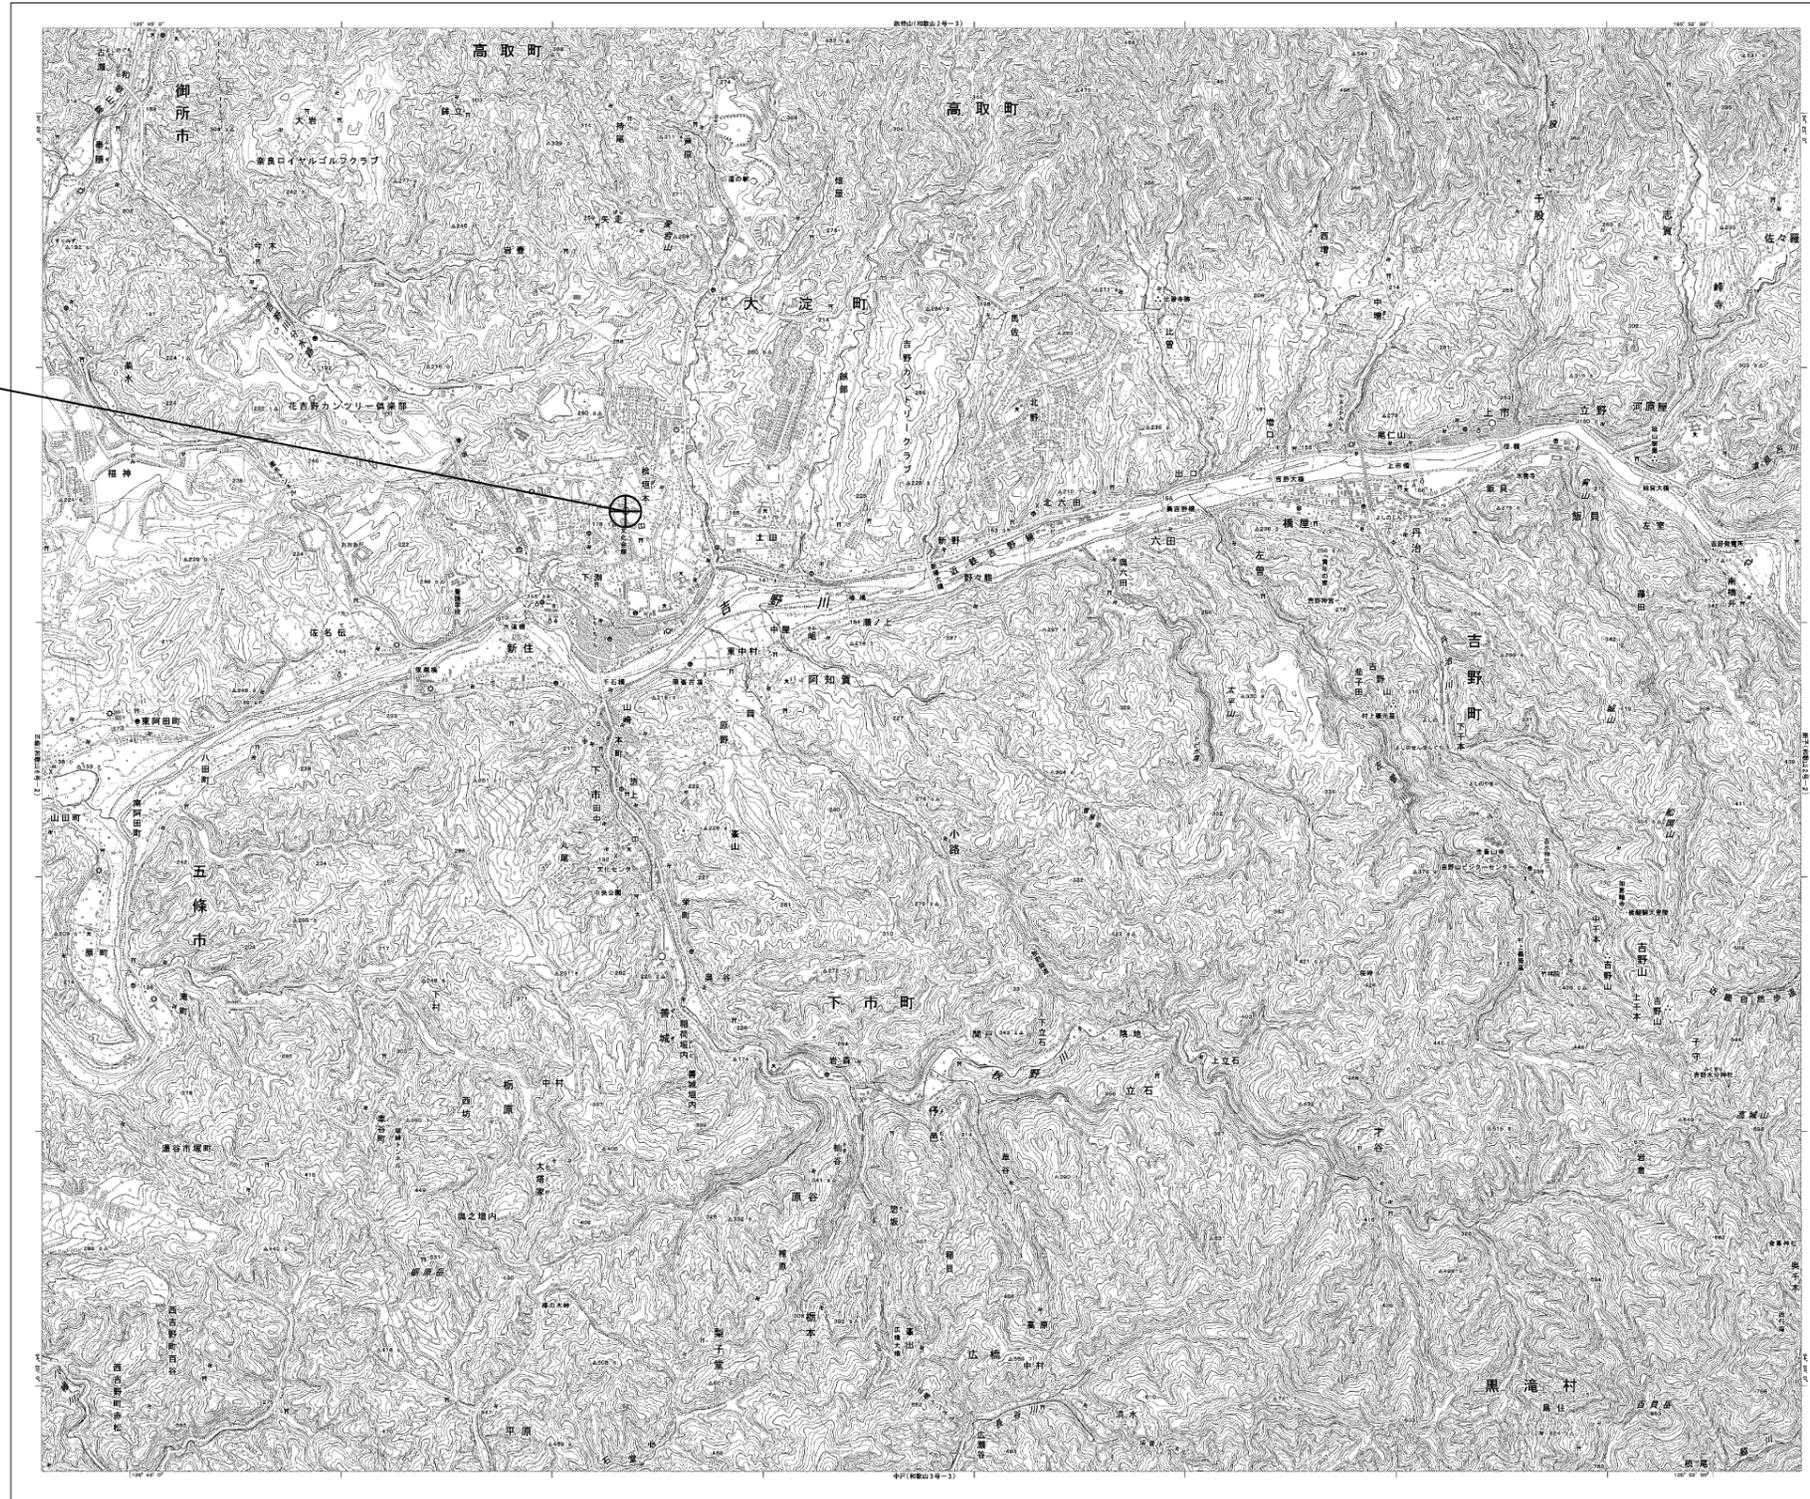

工事名	奈良県防災行政通信ネットワーク 衛星回線等再整備工事		
図面名	大淀町役場 位置図		
作成年月日	令和 6年 8月		
縮尺	1:25000	図面番号	01
会社名	株式会社東京建設コンサルタント		
事業者名	奈良県		

大淀町役場 系統図 (新設)


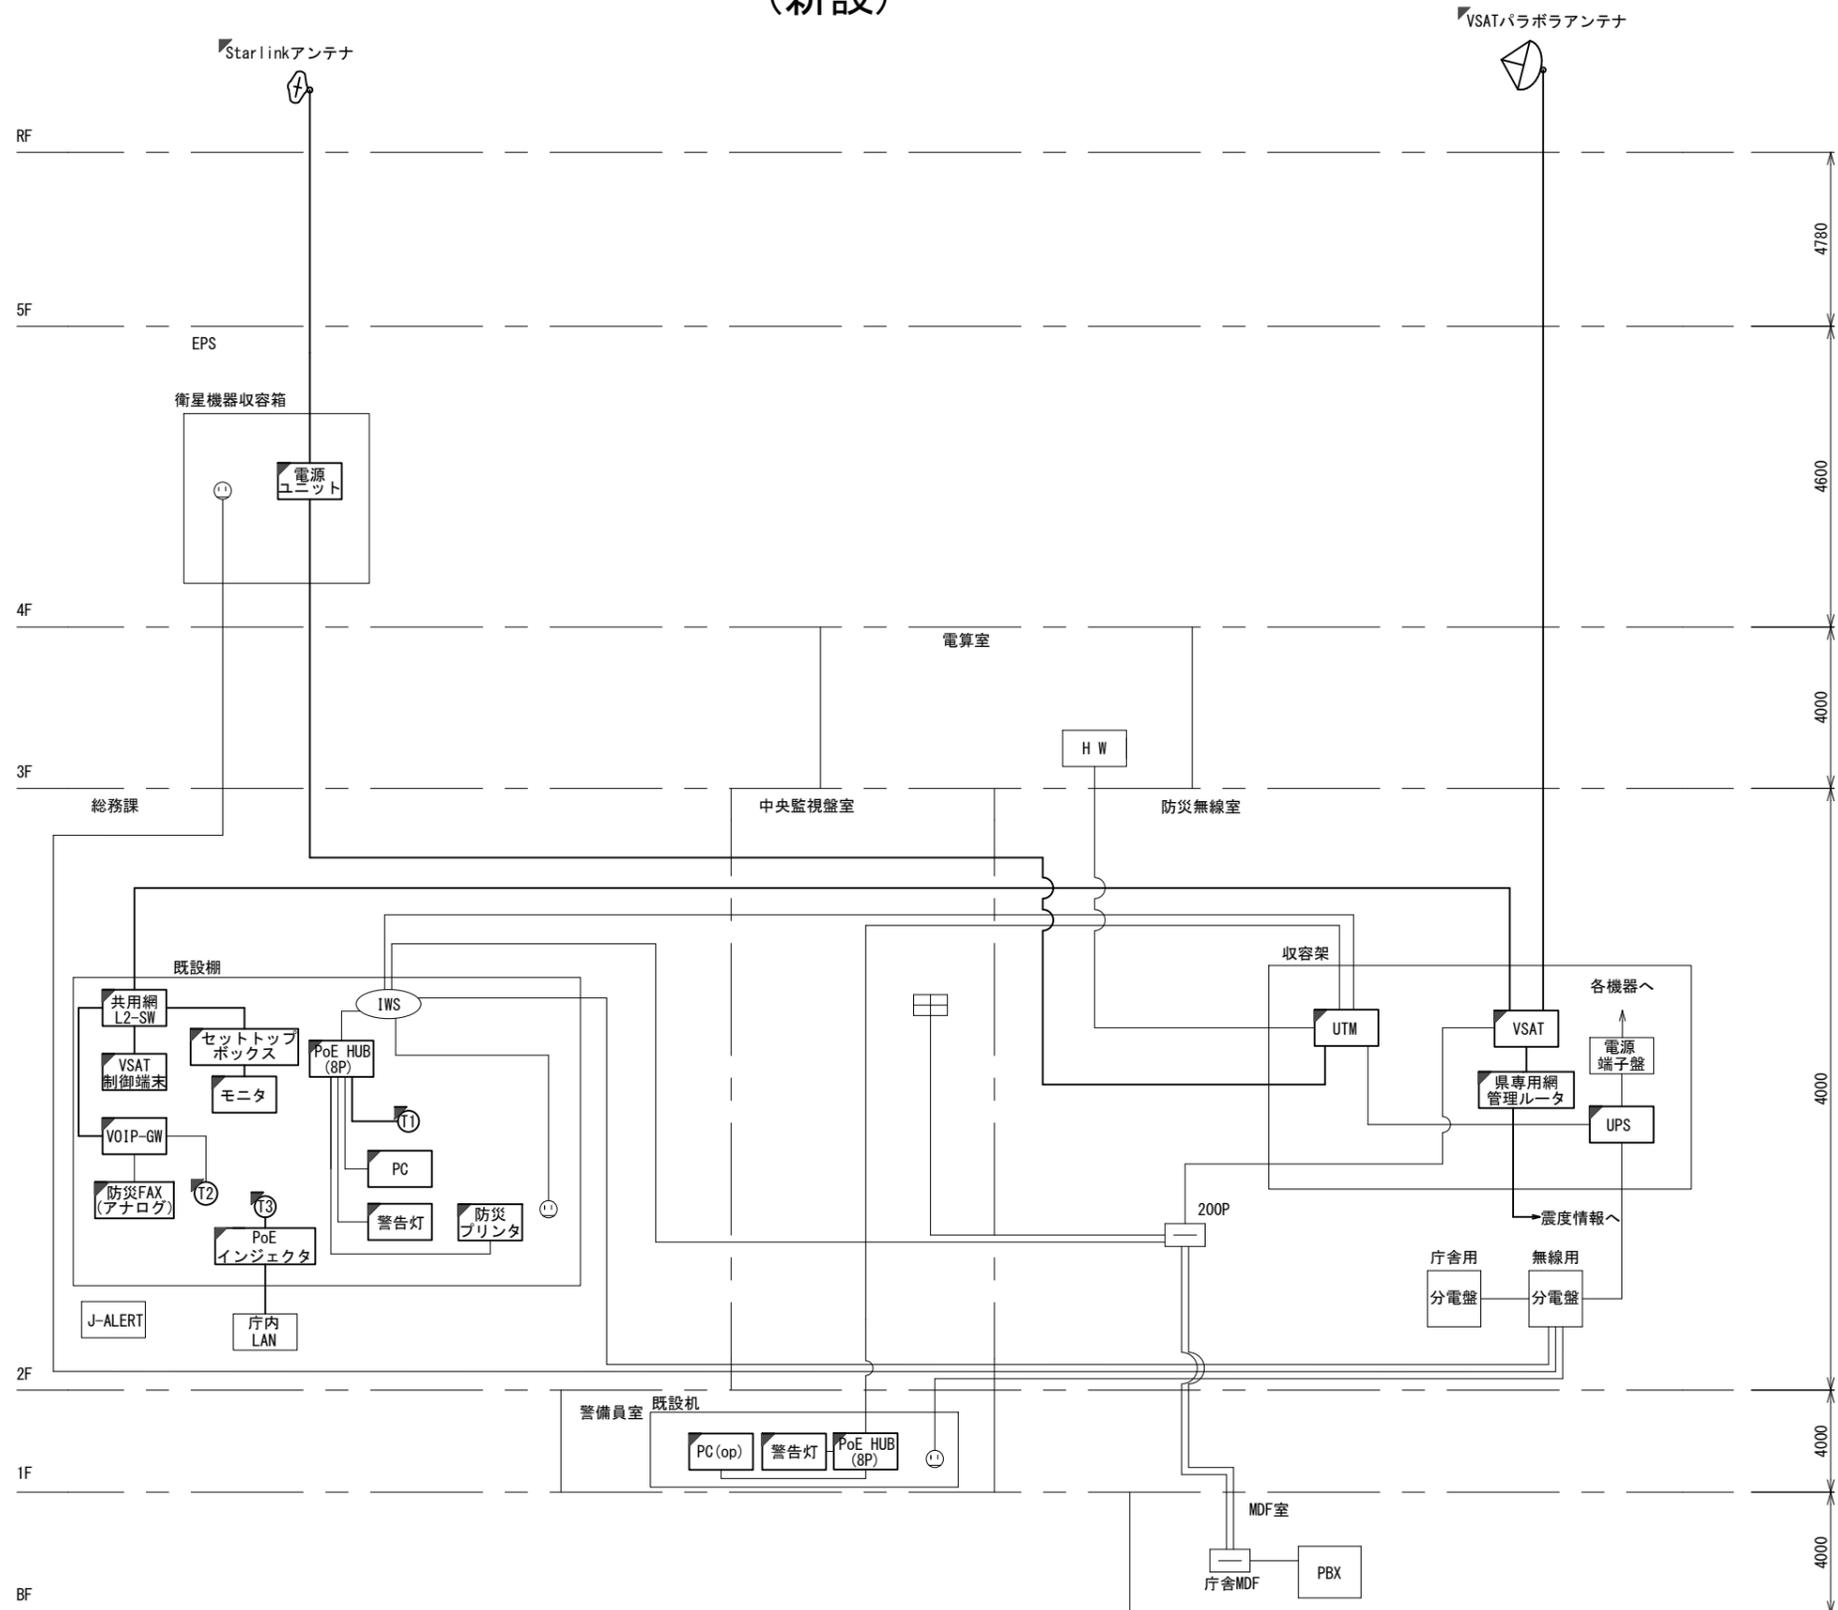


- 凡例
- VSAT
 - L2-SW (24Port)
 - L2-SW (8Port)
 - L2-SW (16Port) +メディアコンバーター
 - L2-SW (8Port) +メディアコンバーター
 - VPNルータ
 - 被遠方監視制御装置
 - 防災IP交換機
 - 無停電電源装置
 - 防災情報端末
 - ローカルWEBサーバ兼 防災情報端末
 - 防災情報端末(オプション)
 - 複合機
 - メディアコンバーター
 - 防災電話 (IP)
 - 防災電話 (アナログ)
 - 防災電話 (IP) (大和路HW)
 - コンセントBOX
 - 衛星携帯電話 IDU
 - 衛星FAXアダプタ
 - マルチアダプタ
 - FAX
 - SPD盤
 - 分配機
 - 震度表示処理装置
 - PBX
 - 端子盤、MDF
 - 大和路ハイウェイ
 - K-OPTICAL
 - 電源端子台
 - 情報コンセント
 - スピーカー付警告灯
 - モニター
 - IRD
 - J-ALERT
 - 変圧器
 - USBプリントサーバー
 - プリンタ

- 凡例
- : 新設
 - : 撤去
 - : 新設
 - - -: 撤去
 - : 既設
 - : 既設

工事名	奈良県防災行政通信ネットワーク 衛星回線等再整備工事		
図面名	大淀町役場 系統図(新設)		
作成年月日	令和 6年 8月		
縮尺	NON	図面番号	02
会社名	株式会社東京建設コンサルタント		
事業者名	奈良県		

大淀町役場 敷地平面図 (新設)

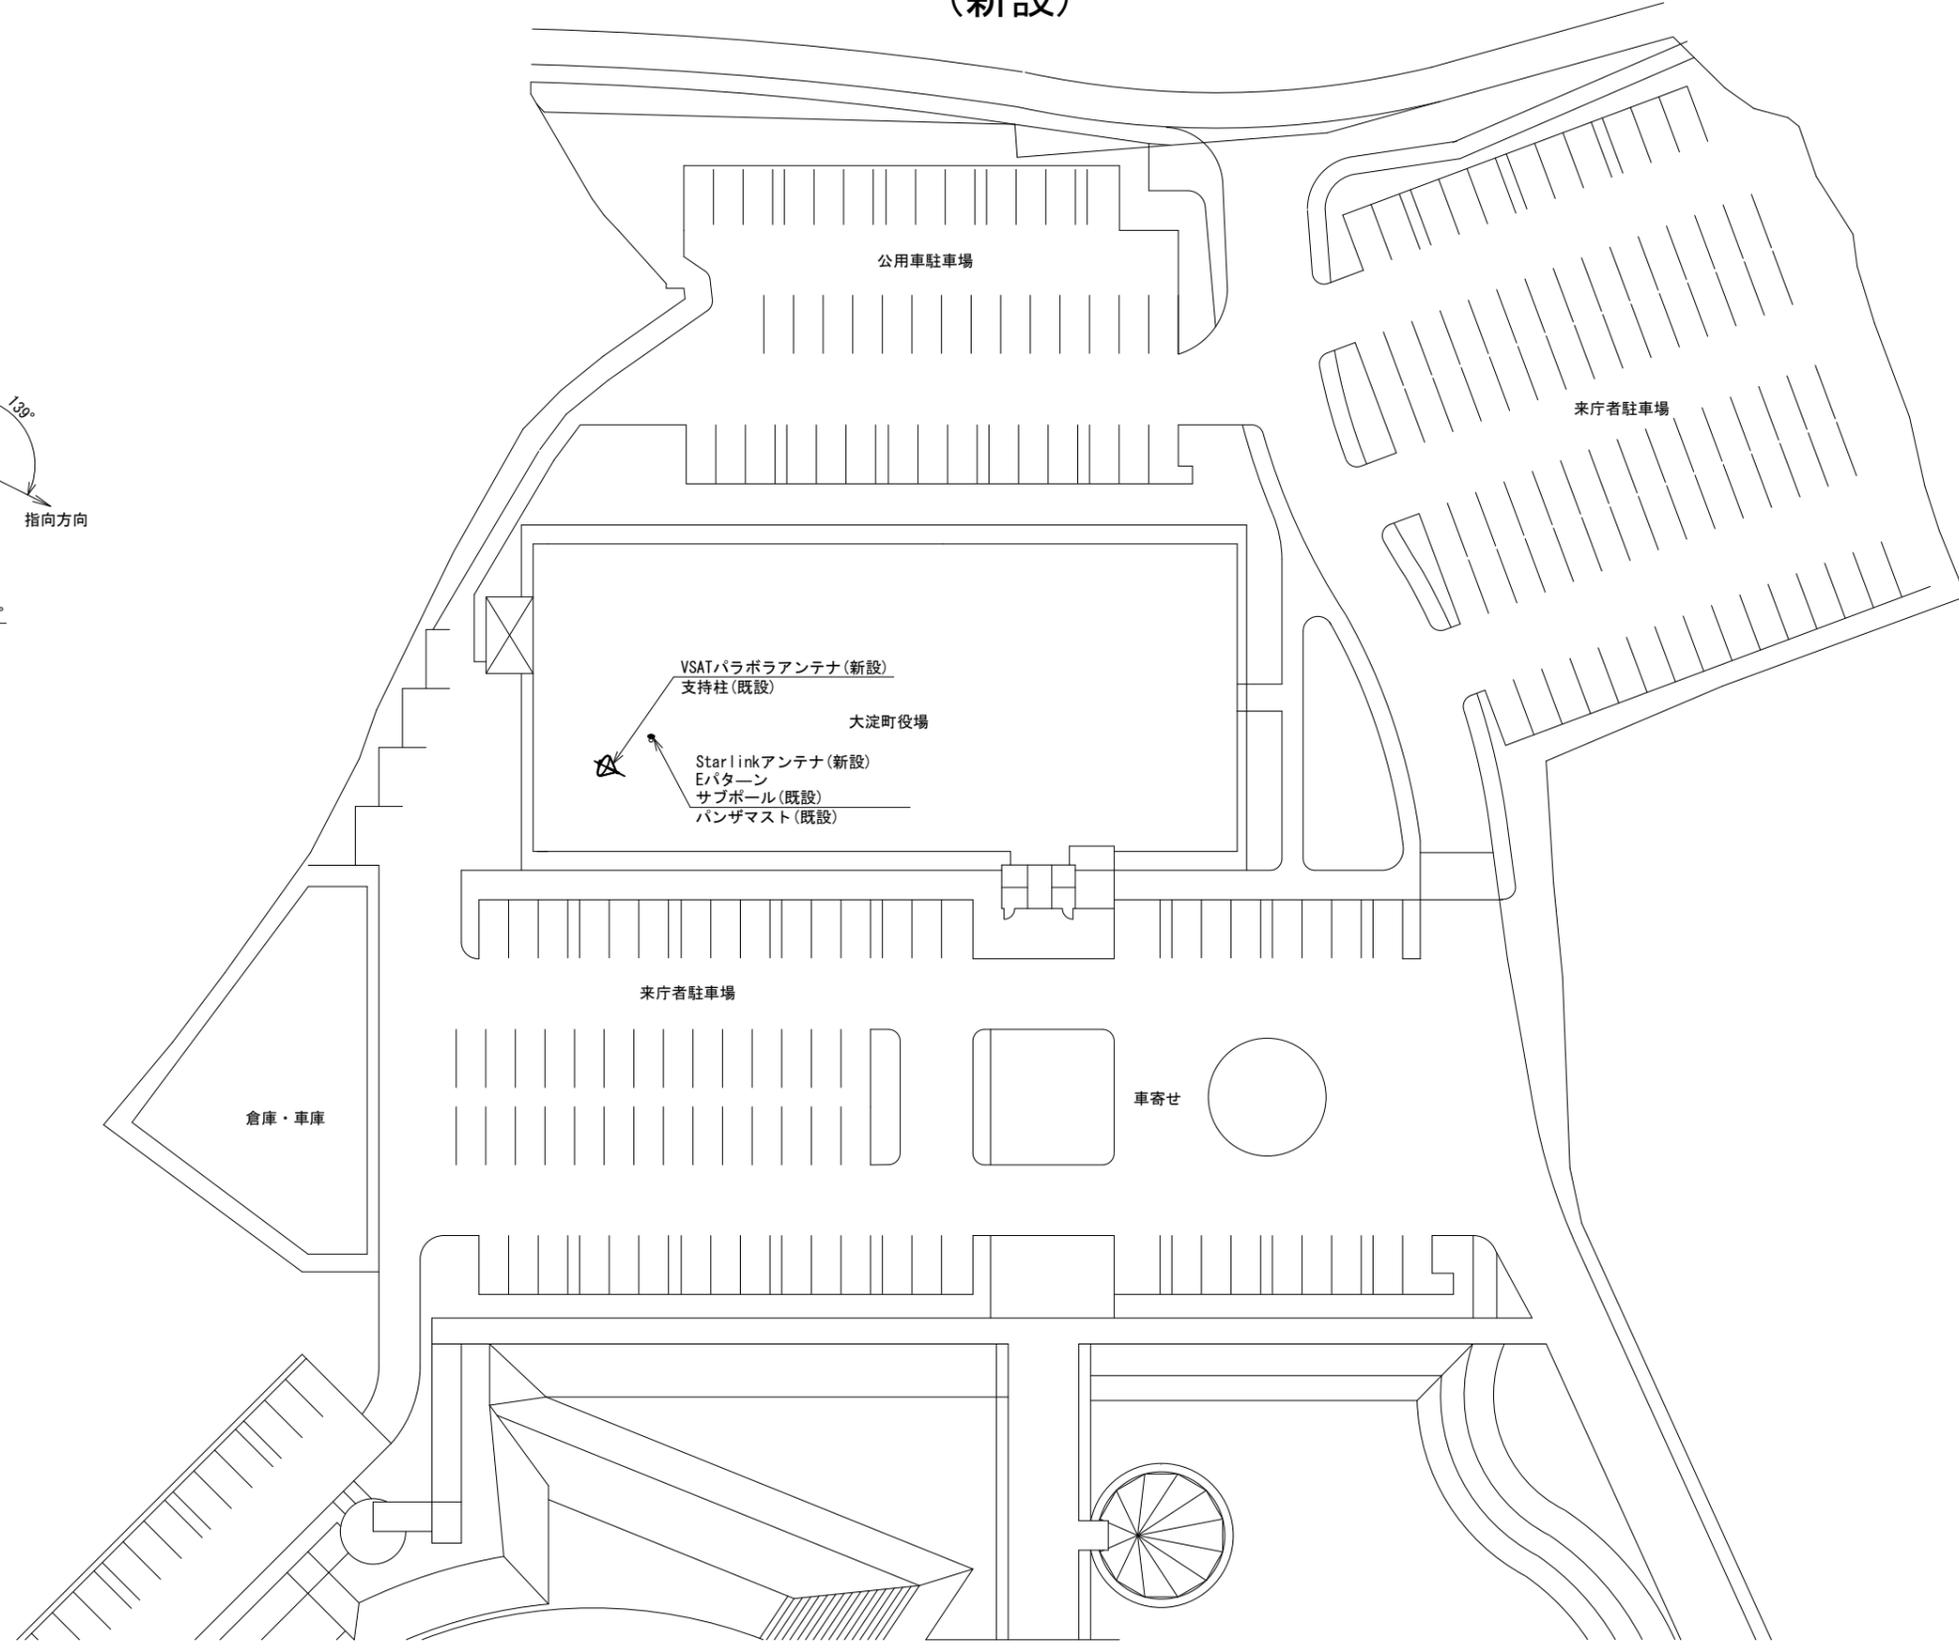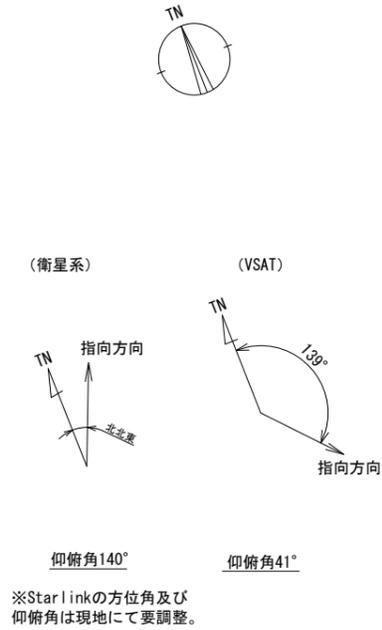


平面図 (S=1/300)

凡例	
	新設
	撤去
	新設
	撤去
	既設
	既設

工事名	奈良県防災行政通信ネットワーク 衛星回線等再整備工事		
図面名	大淀町役場 敷地平面図(新設)		
作成年月日	令和 6年 8月		
縮尺	1:300	図面番号	03
会社名	株式会社東京建設コンサルタント		
事業者名	奈良県		

大淀町役場 機器据付図 (新設)

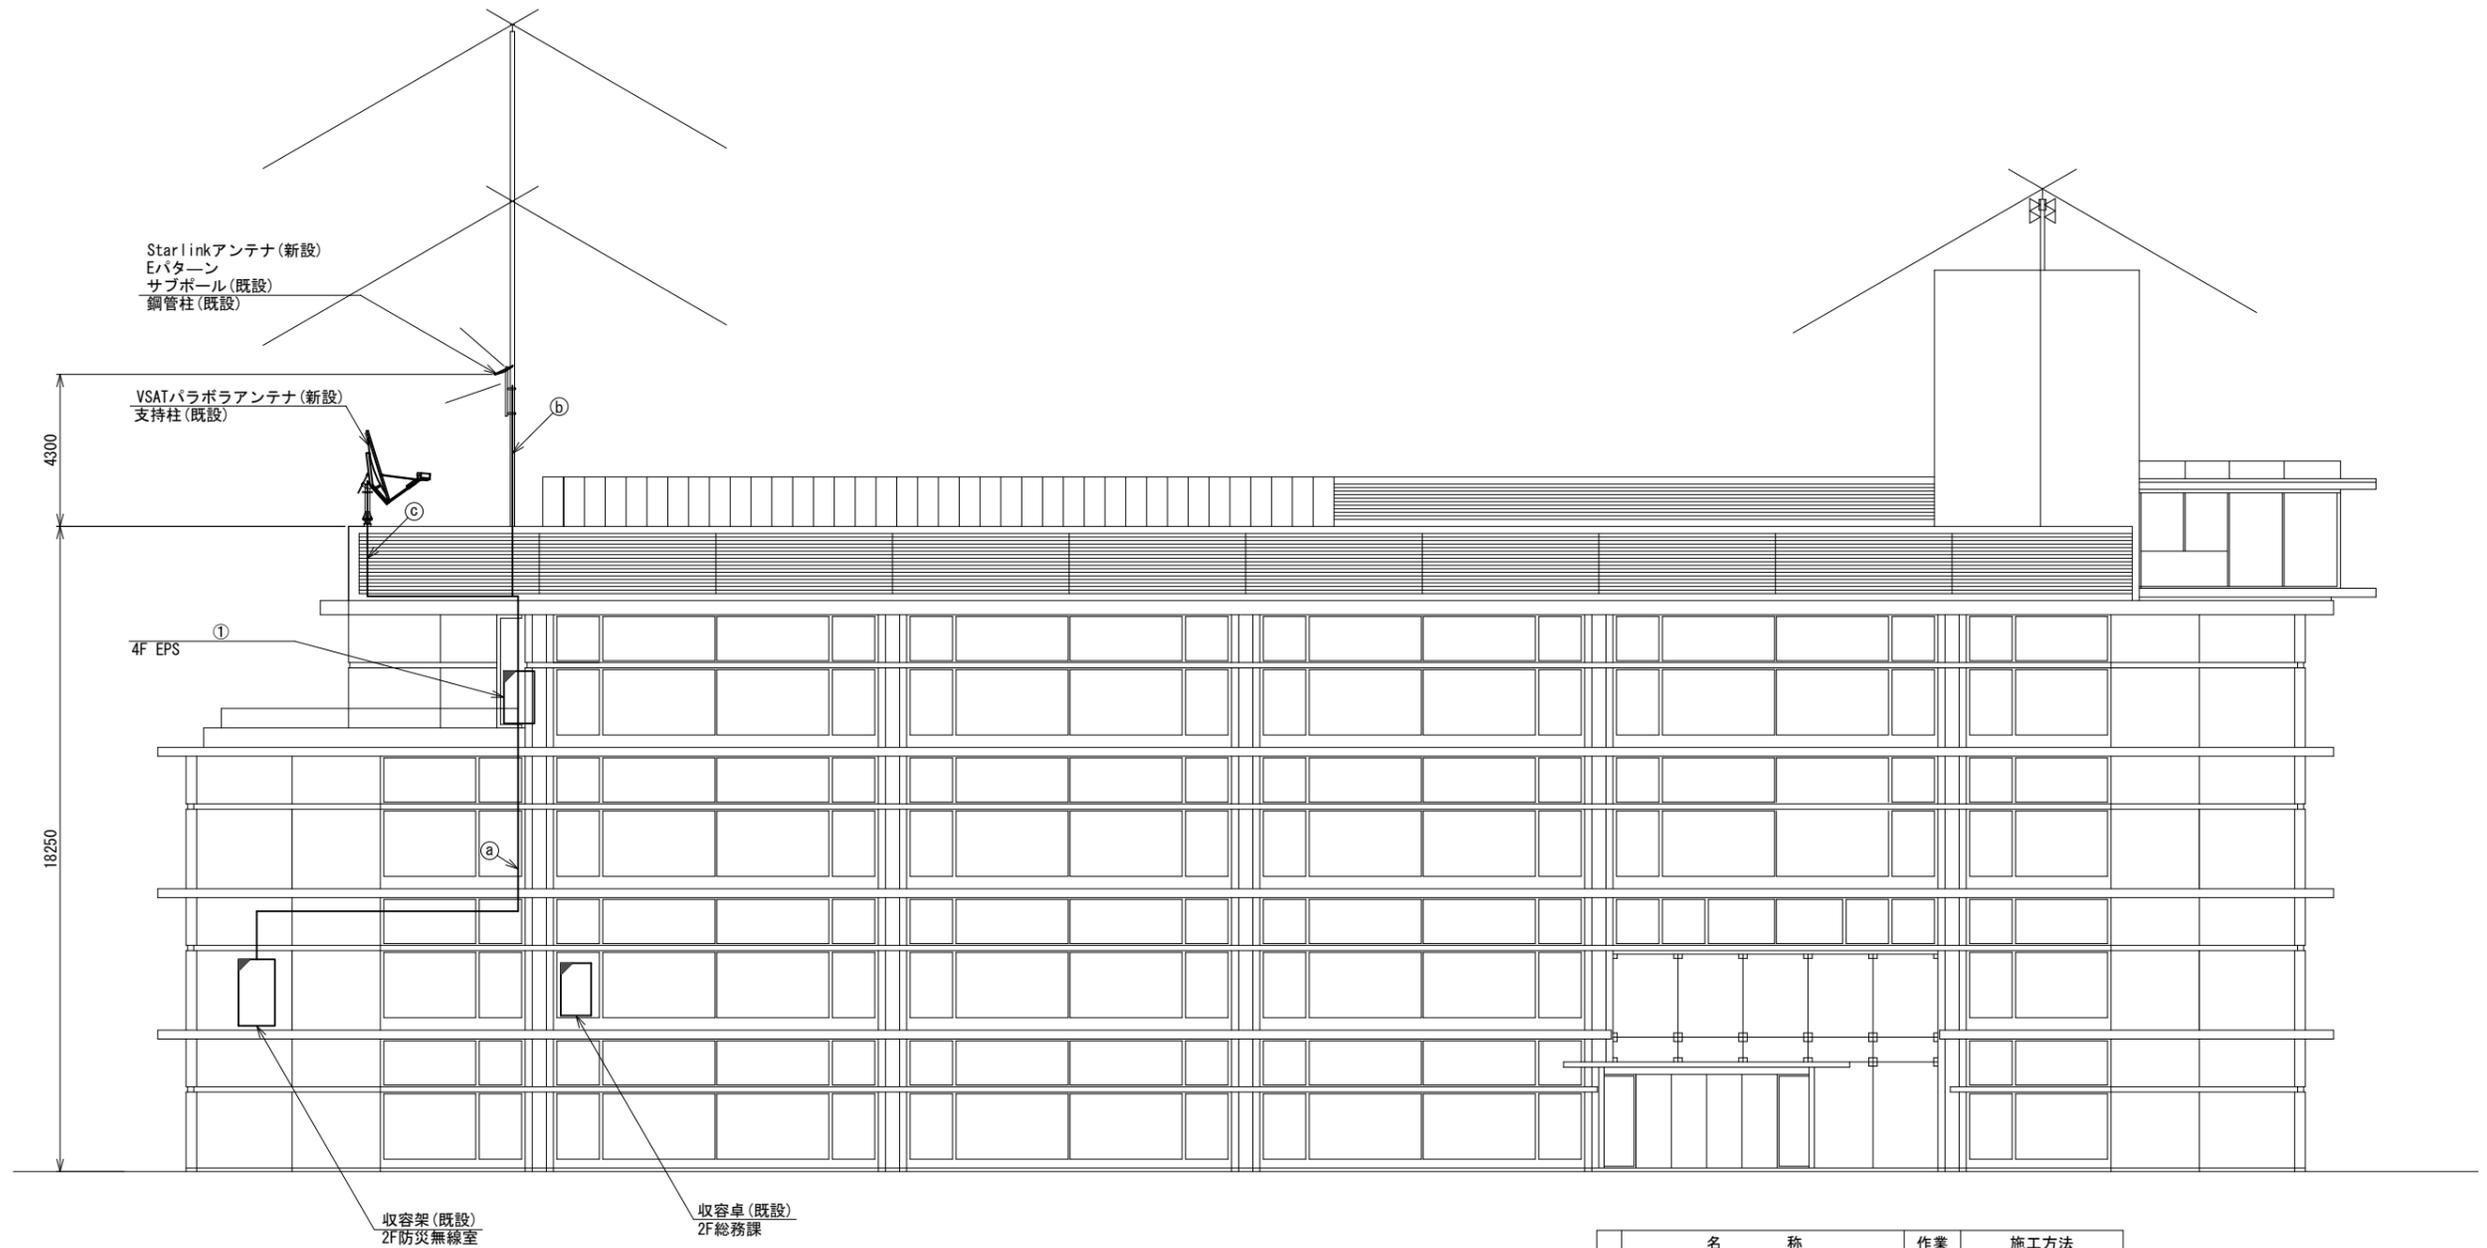

番号	名称	備考
①	衛星機器収容箱	既設
	電源ユニット	新設



名称	作業	施工方法
S-5C-FB×2	新設	ケーブルラック (既設)
IV3. 5sq	既設	
① 屋外LANケーブル	新設	
CE3. 5sq-3C	既設	
EM-UTPO. 5-4P	既設	露出配線
② 外部アンテナ接続用ケーブル	新設	
S-5C-FB×2	新設	
IE3. 5sq	既設	露出配線

南側立面図 (S=1/100)

凡例	
	新設
	撤去
	新設
	撤去
	既設
	既設

工事名	奈良県防災行政通信ネットワーク 衛星回線等再整備工事		
図面名	大淀町役場 機器据付図(新設)		
作成年月日	令和 6年 8月		
縮尺	1:100	図面番号	04
会社名	株式会社東京建設コンサルタント		
事業者名	奈良県		

大淀町役場 B1F 機器配置図

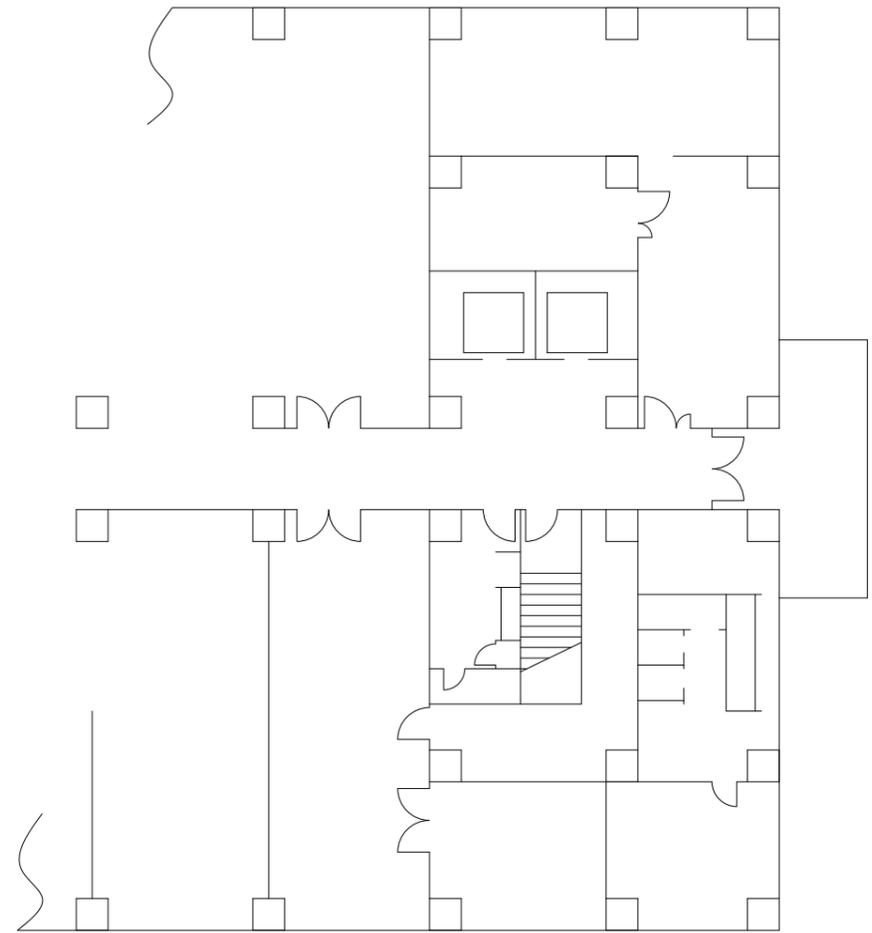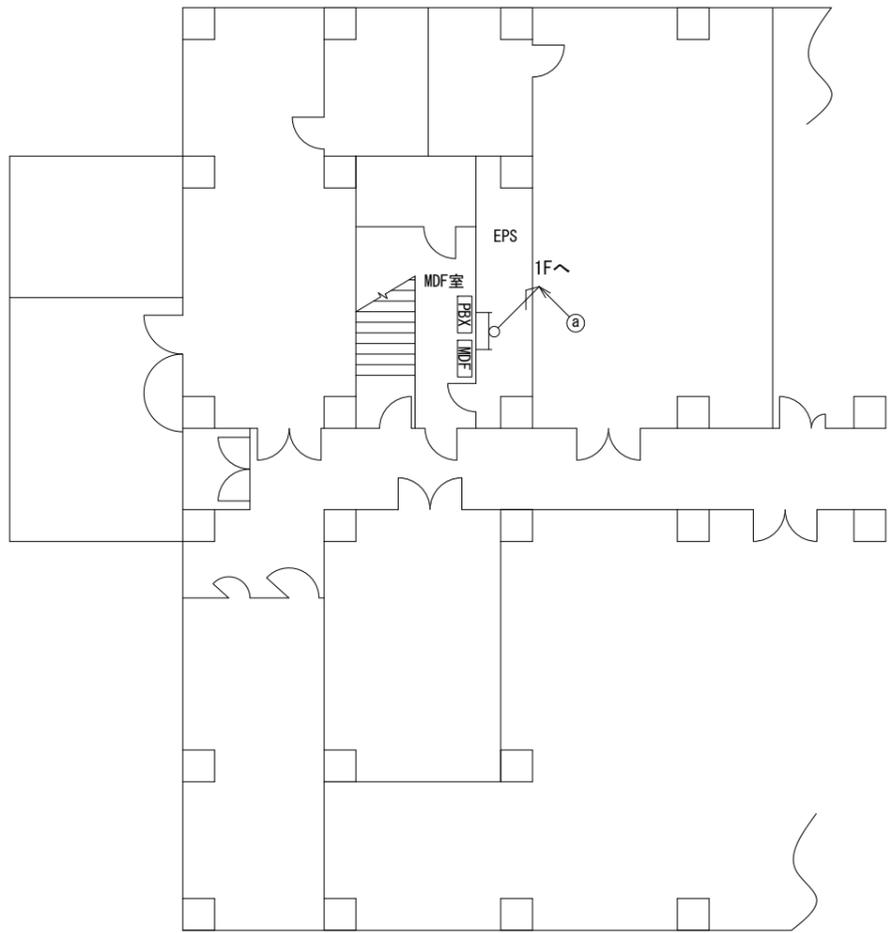

名称	作業	施工方法
OPEV-S0. 5-3P	既設	ケーブルラック (既設)
① OPEV-S0. 5-10P	既設	
SWVPO. 5-22C	既設	


B1F平面図(S=1/100)

凡例	
■: 新設	□: 撤去
—: 新設	- - -: 撤去
□: 既設	—: 既設

工事名	奈良県防災行政通信ネットワーク 衛星回線等再整備工事		
図面名	大淀町役場 B1F 機器配置図		
作成年月日	令和 6年 8月		
縮尺	1:100	図面番号	05
会社名	株式会社東京建設コンサルタント		
事業者名	奈良県		

大淀町役場 1F 機器配置図 (新設)

番号	名 称	備考
①	既設機	既設
	防災情報端末(オプション)	新設
	スピーカー付警告灯	新設
	PoE HUB (8port)	新設

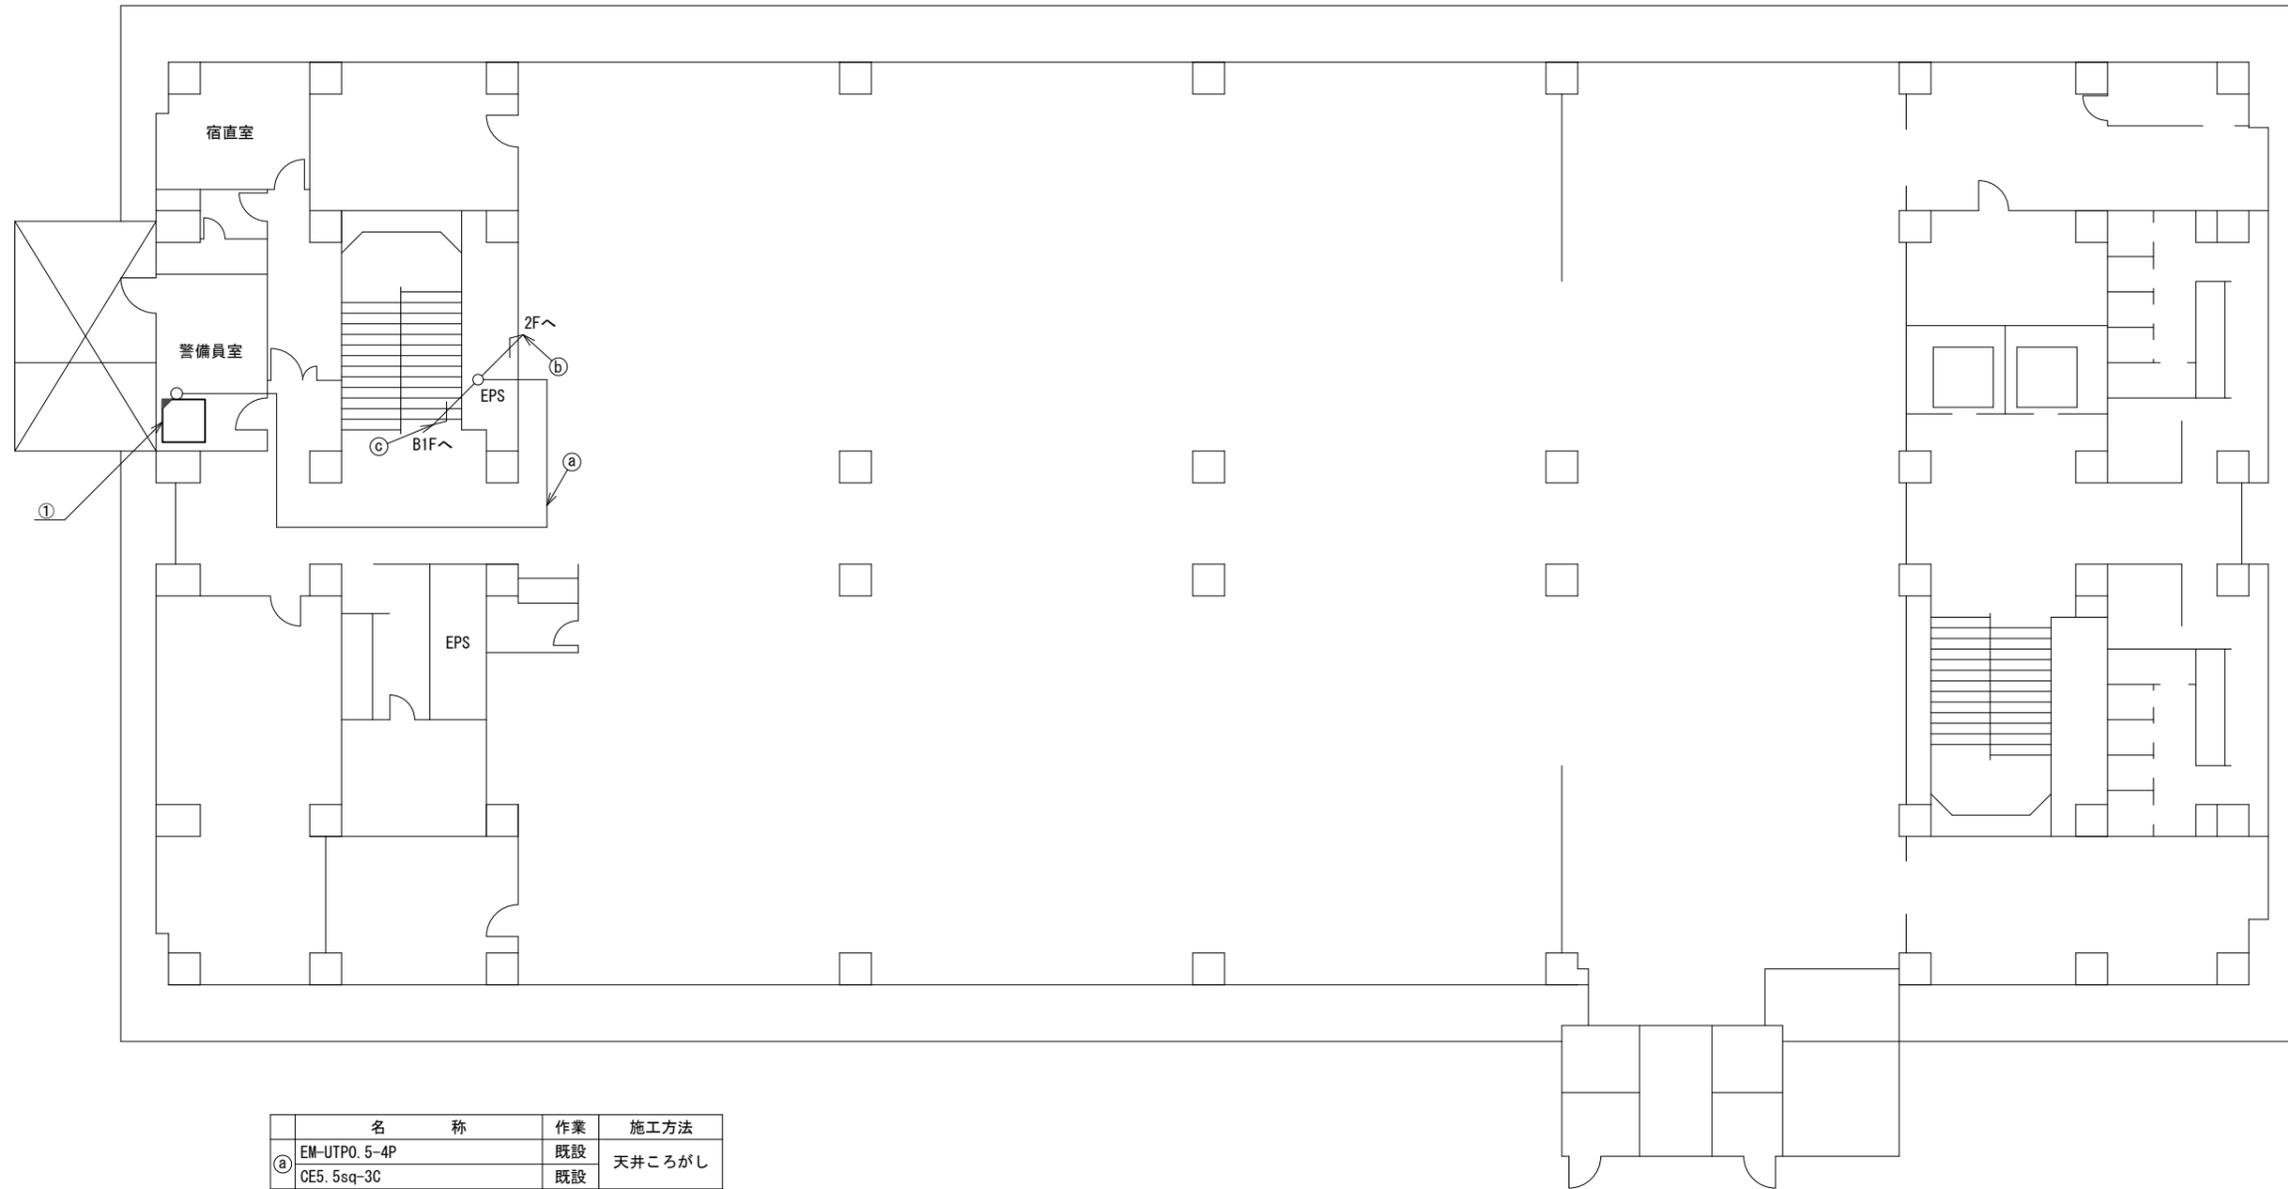


	名 称	作業	施工方法
a	EM-UTPO. 5-4P	既設	天井ころがし
	CE5. 5sq-3C	既設	
b	CPEV-S0. 5-3P	既設	ケーブルラック (既設)
	CPEV-S0. 5-10P	既設	
	EM-UTPO. 5-4P	既設	
	CE5. 5sq-3C	既設	
	SWVPO. 5-22C	既設	
c	CPEV-S0. 5-3P	既設	ケーブルラック (既設)
	CPEV-S0. 5-10P	既設	
	SWVPO. 5-22C	新設	

1F平面図 (S=1/100)

凡 例	
	: 新設
	: 撤去
	: 新設
	: 撤去
	: 既設
	: 既設

工事名	奈良県防災行政通信ネットワーク 衛星回線等再整備工事		
図面名	大淀町役場 1F 機器配置図(新設)		
作成年月日	令和 6年 8月		
縮尺	1:100	図面番号	06
会社名	株式会社東京建設コンサルタント		
事業者名	奈良県		

大淀町役場 2F 機器配置図 (新設)

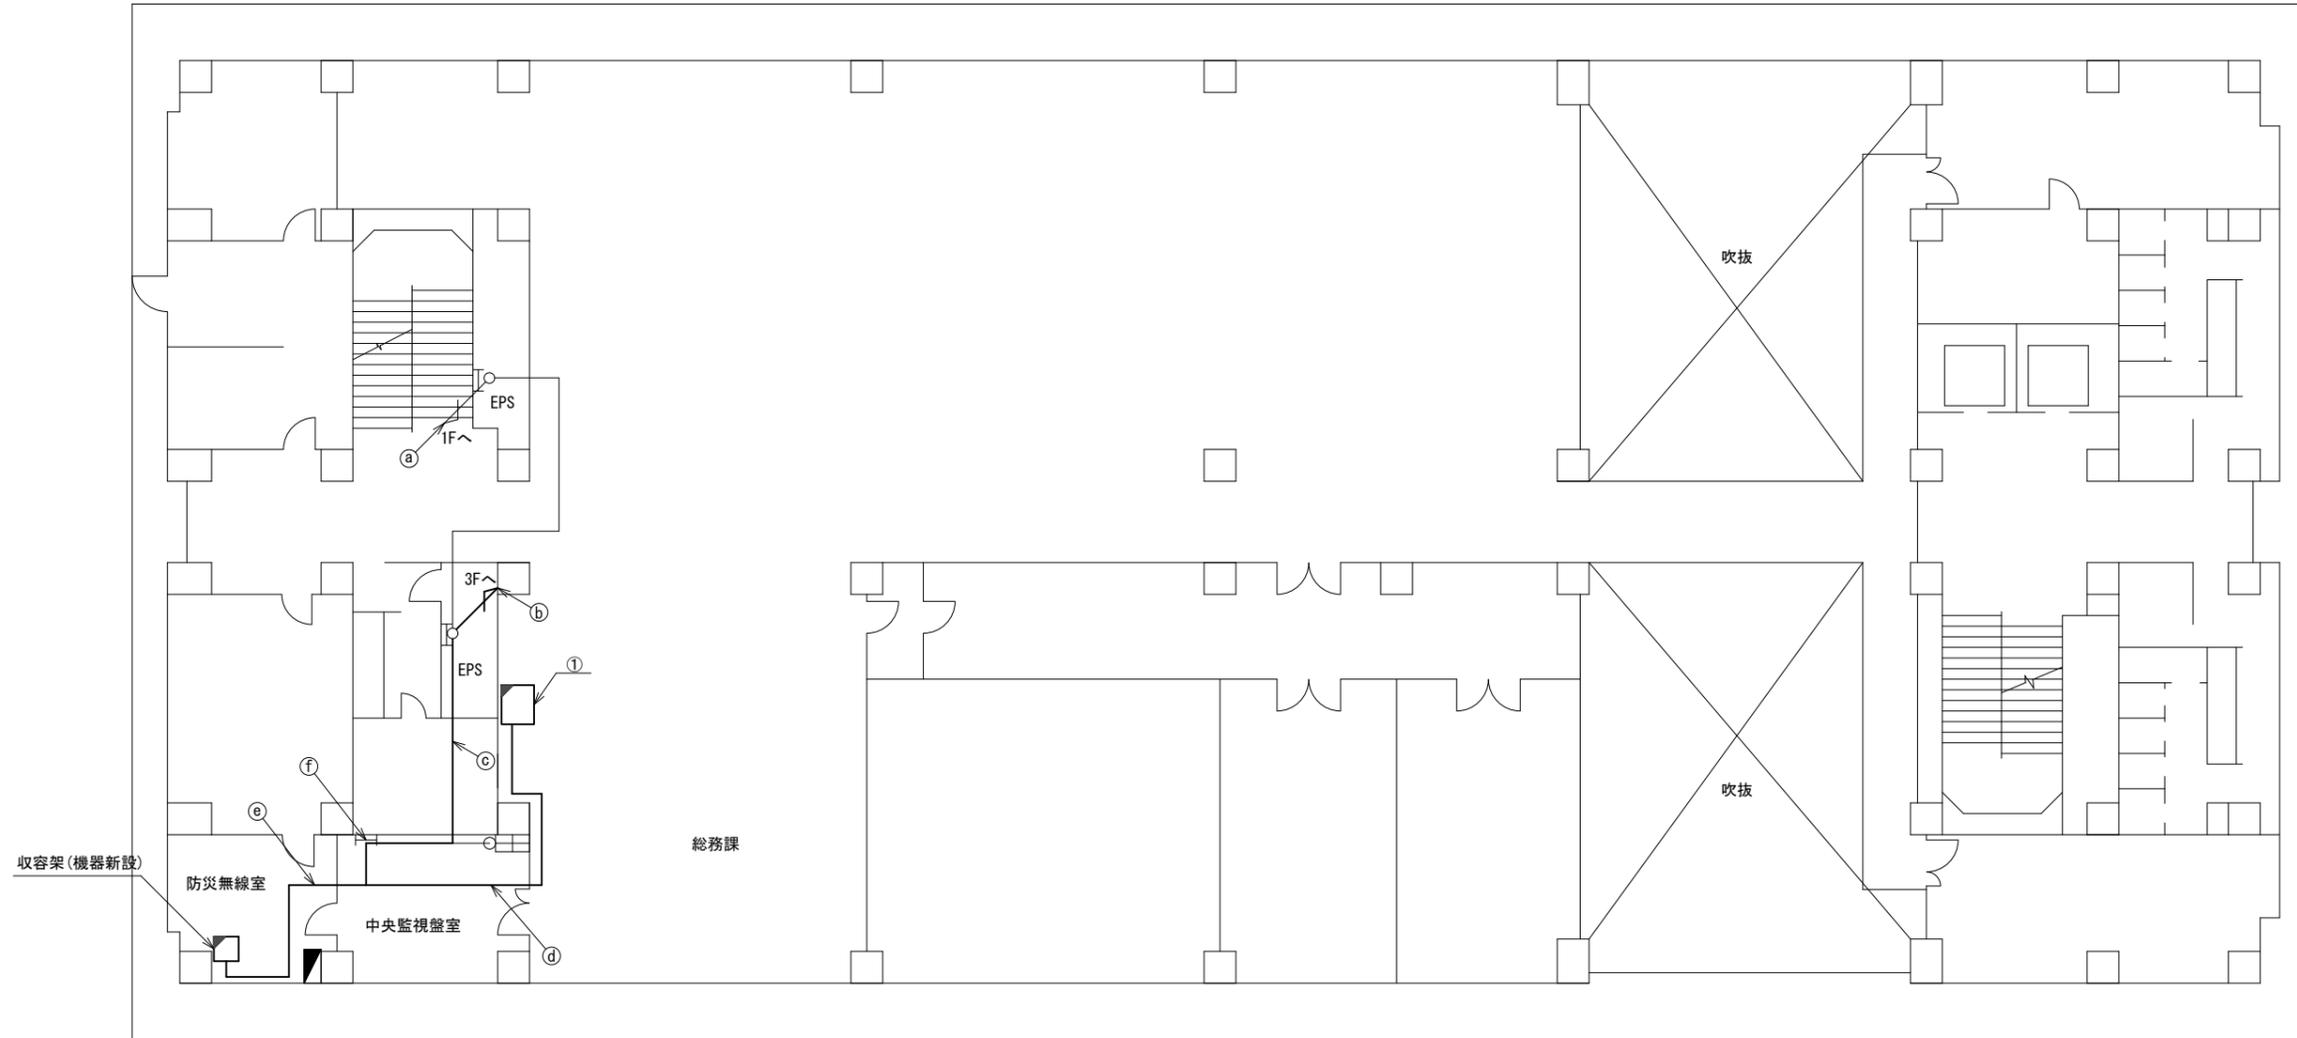

番号	名称	備考
①	既設棚	既設
	防災情報端末	新設
	PoE HUB (8Port)	新設
	防災電話 (IP)	新設
	防災プリンタ	新設
	スピーカ付警告灯	新設
	VSAT制御端末	新設
	セットトップボックス	新設
	モニタ	新設
	共用網L2-SW	新設
	防災電話 (アナログ)	新設
	VOIP-GW	新設
	防災FAX (アナログ)	新設
	PoEインジェクタ	新設
	防災電話 (IP) (大和路HW)	新設

名称	作業	施工方法
CPEV-S0. 5-3P	既設	ケーブルラック (既設)
CPEV-S0. 5-10P	既設	
① EM-UTPO. 5-4P	既設	
CE5. 5sq-3C	既設	
SWVPO. 5-22C	既設	ケーブルラック (既設)
EM-UTPO. 5-4P	既設	
S-5C-FB×2	新設	
② IE3. 5sq	既設	
モジュラーコード	既設	ケーブルラック (既設)
CE3. 5sq-3C	既設	
CPEV-S0. 5-3P	既設	
CPEV-S0. 5-10P	既設	
EM-UTPO. 5-4P×2	既設	ケーブルラック (既設)
CE5. 5sq-3C	既設	
③ S-5C-FB×2	新設	
IE3. 5sq	既設	
モジュラーコード	既設	ケーブルラック (既設)
CE3. 5sq-3C	既設	
SWVPO. 5-22C	既設	
CE5. 5sq-3C	既設	

名称	作業	施工方法
LANケーブル	新設	フリーアクセス
EM-UTPO. 5-4P	既設	
④ CE5. 5sq-3C	既設	
CPEV-S0. 5-10P	既設	
CPEV-S0. 5-3P	既設	フリーアクセス
CPEV-S0. 5-10P	既設	
EM-UTPO. 5-4P×3	既設	
CE5. 5sq-3C	既設	
⑤ S-5C-FB×2	新設	フリーアクセス
IE3. 5sq	既設	
CE3. 5sq-3C	既設	
SWVPO. 5-22C	既設	
CE5. 5sq-3C	既設	フリーアクセス
CPEV-S0. 5-10P	既設	


名称	作業	施工方法
CPEV-S0. 5-3P	既設	ダクト (既設)
CPEV-S0. 5-10P	既設	
EM-UTPO. 5-4P×2	既設	
CE5. 5sq-3C	既設	
⑥ S-5C-FB×2	新設	
IE3. 5sq	既設	
CE3. 5sq-3C	既設	
SWVPO. 5-22C	既設	

2F平面図 (S=1/100)

凡例	
	新設
	撤去
	既設
	撤去

工事名	奈良県防災行政通信ネットワーク 衛星回線等再整備工事		
図面名	大淀町役場 2F 機器配置図 (新設)		
作成年月日	令和 6年 8月		
縮尺	1:100	図面番号	07
会社名	株式会社東京建設コンサルタント		
事業者名	奈良県		

大淀町役場 3F 機器配置図 (新設)

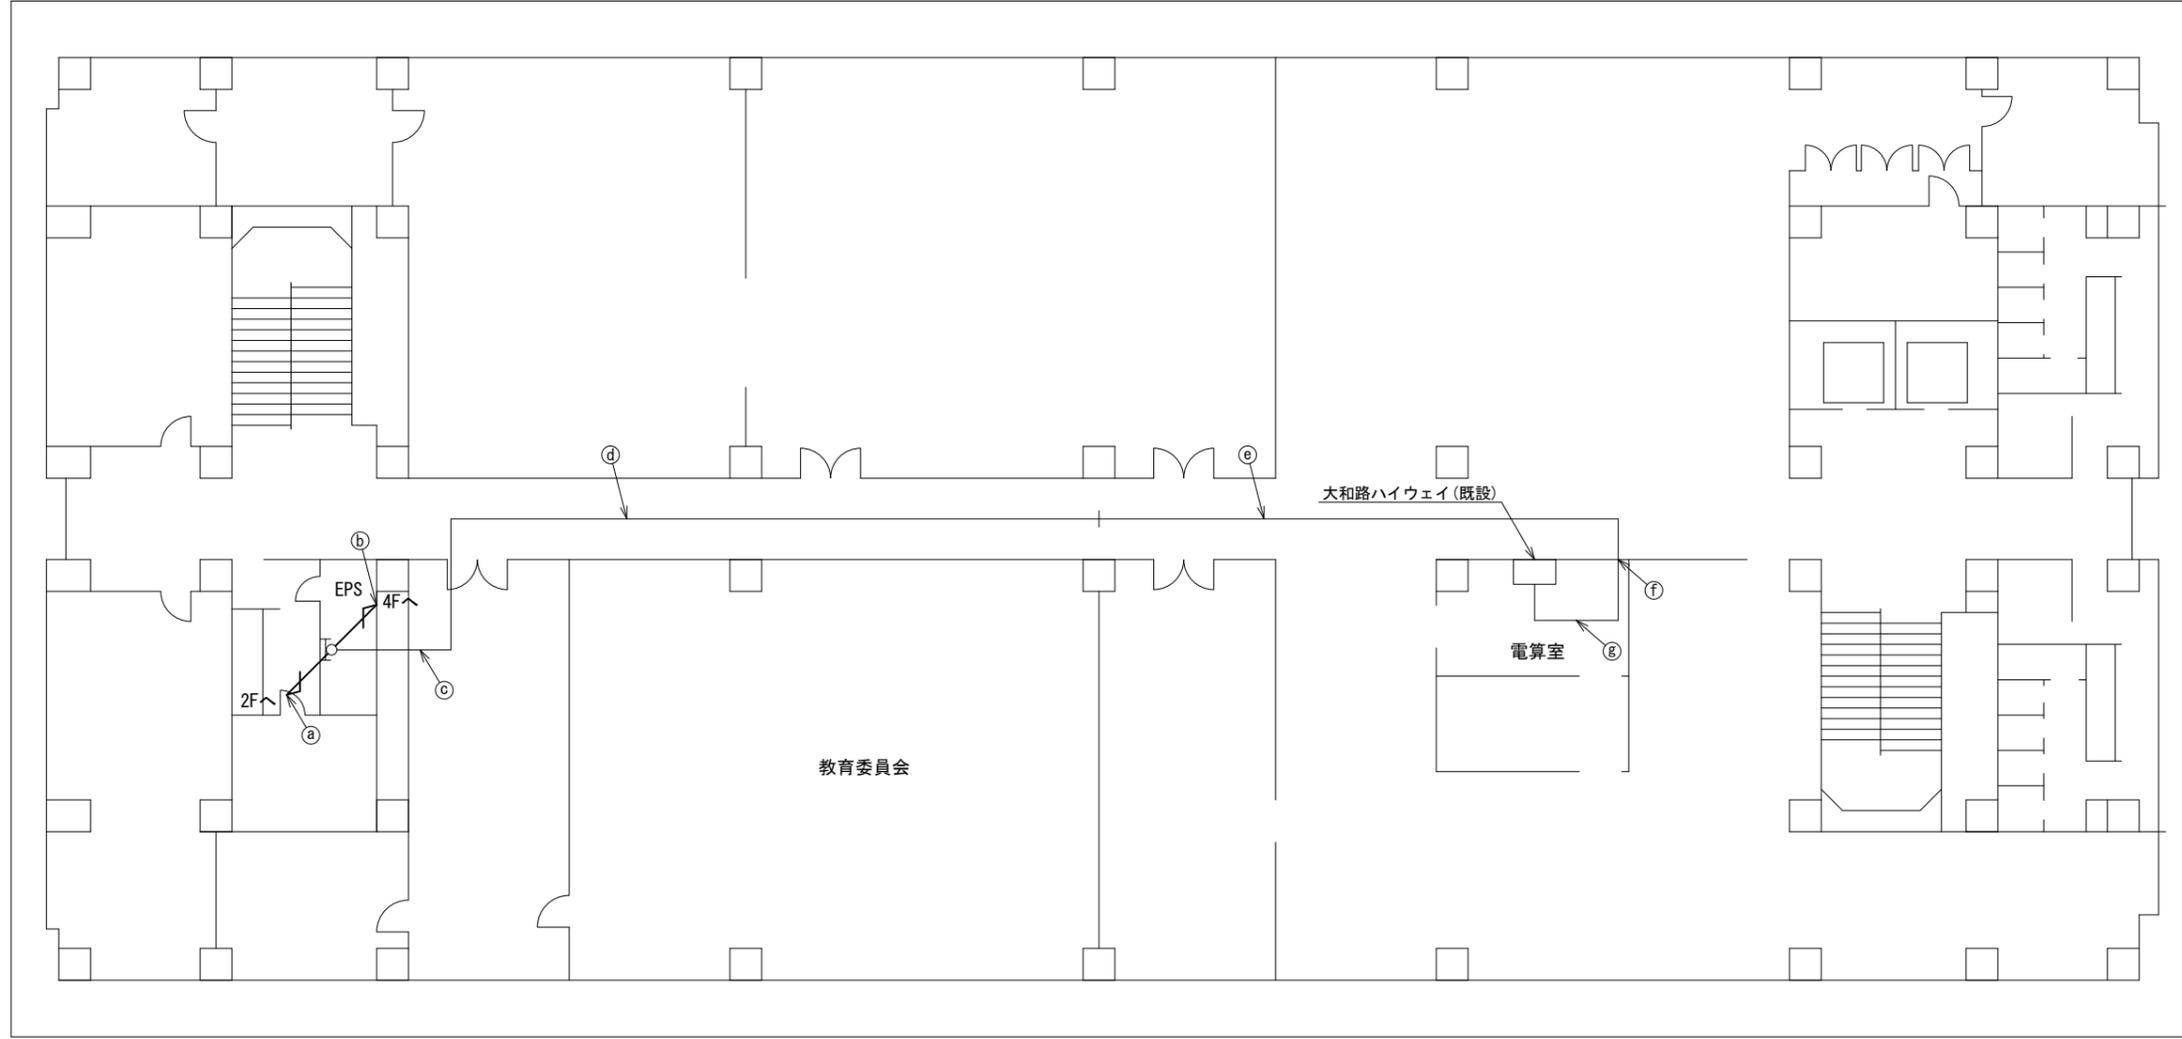

名称	作業	施工方法
EM-UTPO. 5-4P	既設	
S-5C-FB×2	新設	
IE3. 5sq	既設	ケーブルラック(既設)
モジュラーコード	既設	
CE3. 5sq-3C	既設	
屋外LANケーブル	新設	
S-5C-FB×2	新設	
IE3. 5sq	既設	ケーブルラック(既設)
モジュラーコード	既設	
CE3. 5sq-3C	既設	
屋外LANケーブル	新設	
EM-UTPO. 5-4P	既設	ケーブルラック(既設)
EM-UTPO. 5-4P	既設	天井こらし
EM-UTPO. 5-4P	既設	ケーブルラック(既設)
EM-UTPO. 5-4P	既設	ダクト(既設)
EM-UTPO. 5-4P	既設	フリーアクセス


3F平面図 (S=1/100)

凡 例

	新設		撤去		新設		撤去
	既設		撤去		既設		撤去

工事名	奈良県防災行政通信ネットワーク 衛星回線等再整備工事		
図面名	大淀町役場 3F 機器配置図(新設)		
作成年月日	令和 6年 8月		
縮尺	1:100	図面番号	08
会社名	株式会社東京建設コンサルタント		
事業者名	奈良県		

大淀町役場 4F 機器配置図 (新設)

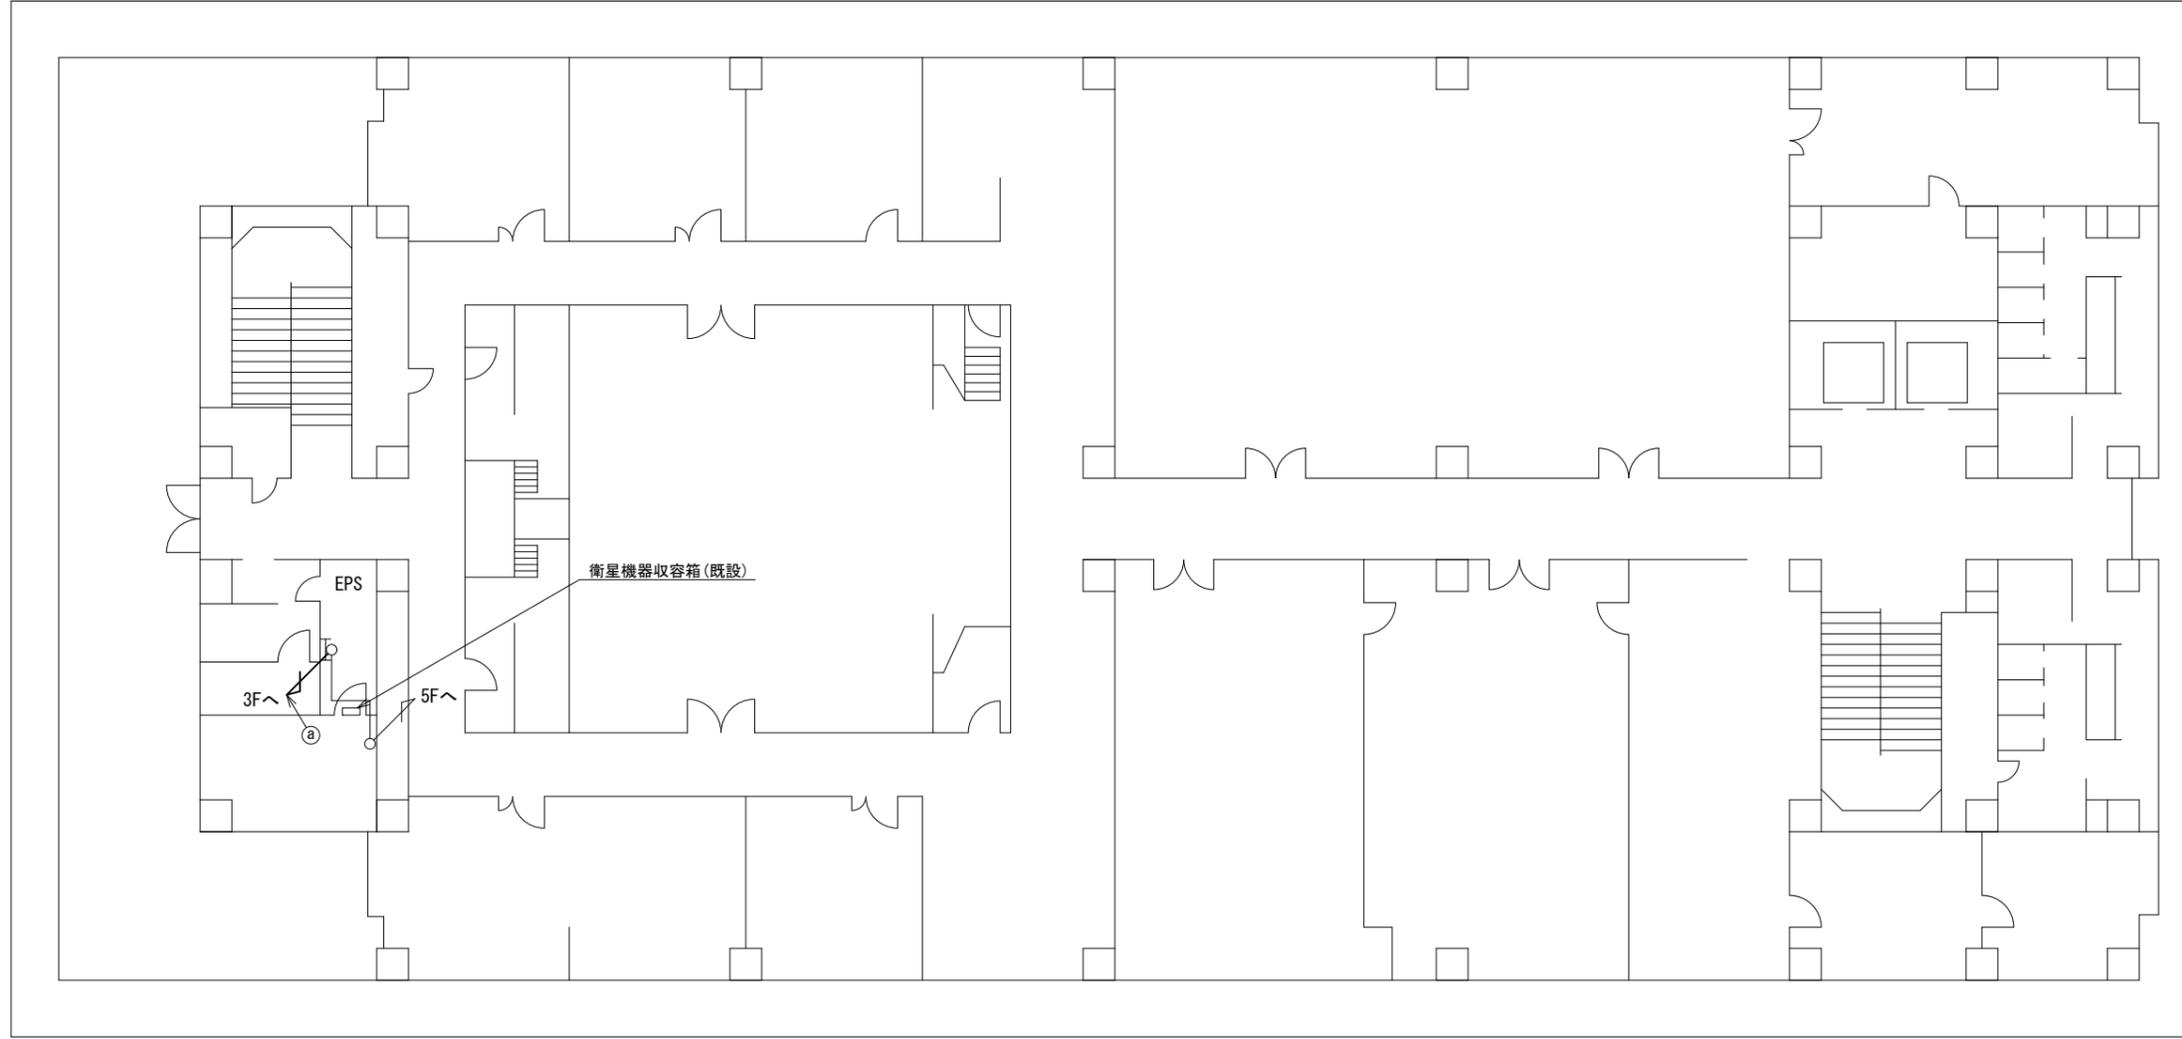





名 称	作 業	施 工 方 法
S-5C-FB×2	新設	
IE3. 5sq	既設	
① モジュラーコード	既設	ケーブルラック(既設)
CE3. 5sq-3C	既設	
屋外LANケーブル	新設	

4F平面図 (S=1/100)

凡 例	
	: 新設
	: 撤去
	: 新設
	: 撤去
	: 既設
	: 既設

工事名	奈良県防災行政通信ネットワーク 衛星回線等再整備工事		
図面名	大淀町役場 4F 機器配置図(新設)		
作成年月日	令和 6年 8月		
縮尺	1:100	図面番号	09
会社名	株式会社東京建設コンサルタント		
事業者名	奈良県		

 大淀町役場 5F 機器配置図 (新設)

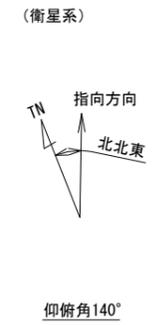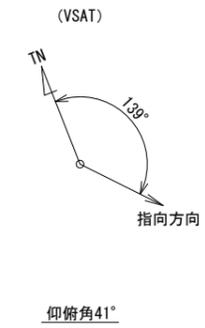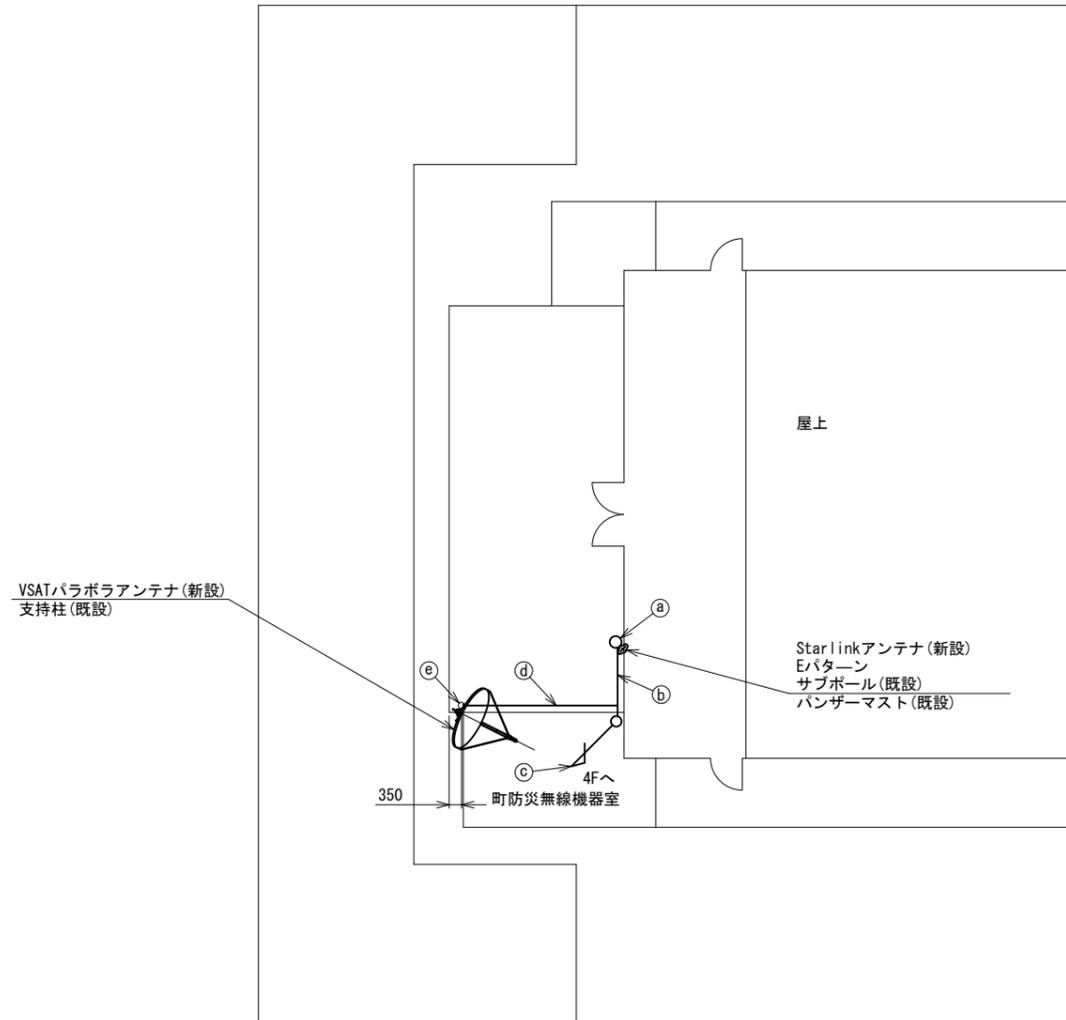

※Starlinkの方位角及び仰俯角は現地にて要調整。


5F平面図 (S=1/100)

名称	作業	施工方法
① 外部アンテナ接続用ケーブル	新設	露出配線
② 外部アンテナ接続用ケーブル	新設	G36(既設)
S-5C-FB×2	新設	
③ IE3.5sq	既設	配管(既設)
外部アンテナ接続用ケーブル	新設	
S-5C-FB×2	新設	
④ IE3.5sq	既設	G36(既設)
S-5C-FB×2	新設	
⑤ IE3.5sq	既設	露出配線

凡例	
	新設
	撤去
	新設
	撤去
	既設
	既設

工事名	奈良県防災行政通信ネットワーク 衛星回線等再整備工事		
図面名	大淀町役場 5F 機器配置図(新設)		
作成年月日	令和 6年 8月		
縮尺	1:100	図面番号	10
会社名	株式会社東京建設コンサルタント		
事業者名	奈良県		

大淀町役場 2F防災無線室 機器配置図 (新設)

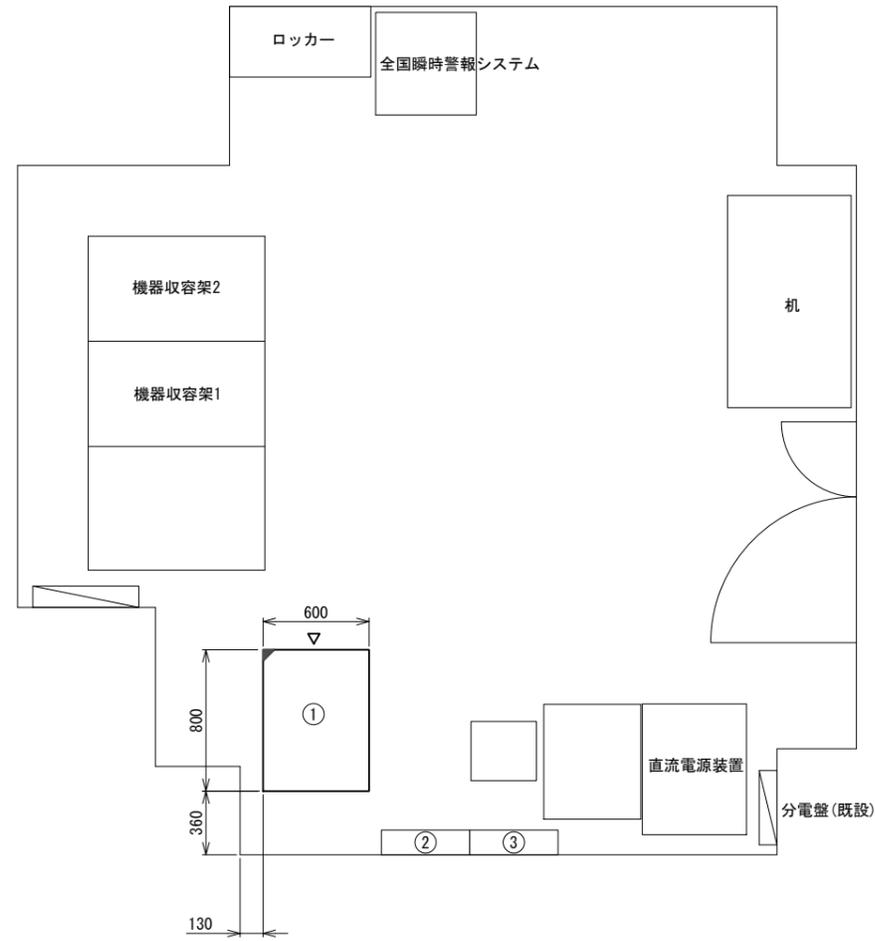


番号	名称	備考
①	収容架	既設
	VSAT	新設
	UTM	新設
	UPS	新設
	県専用網管理ルータ	新設
②	無線室150P端子盤	既設
③	無線用分電盤	既設

2F防災無線室 平面図 (S=1/20)

凡例	
	: 新設
	: 撤去
	: 新設
	: 撤去
	: 既設
	: 既設

工事名	奈良県防災行政通信ネットワーク 衛星回線等再整備工事		
図面名	大淀町役場 2F防災無線室 機器配置図(新設)		
作成年月日	令和 6年 8月		
縮尺	1:20	図面番号	11
会社名	株式会社東京建設コンサルタント		
事業者名	奈良県		

大淀町役場 配線系統図 (新設)

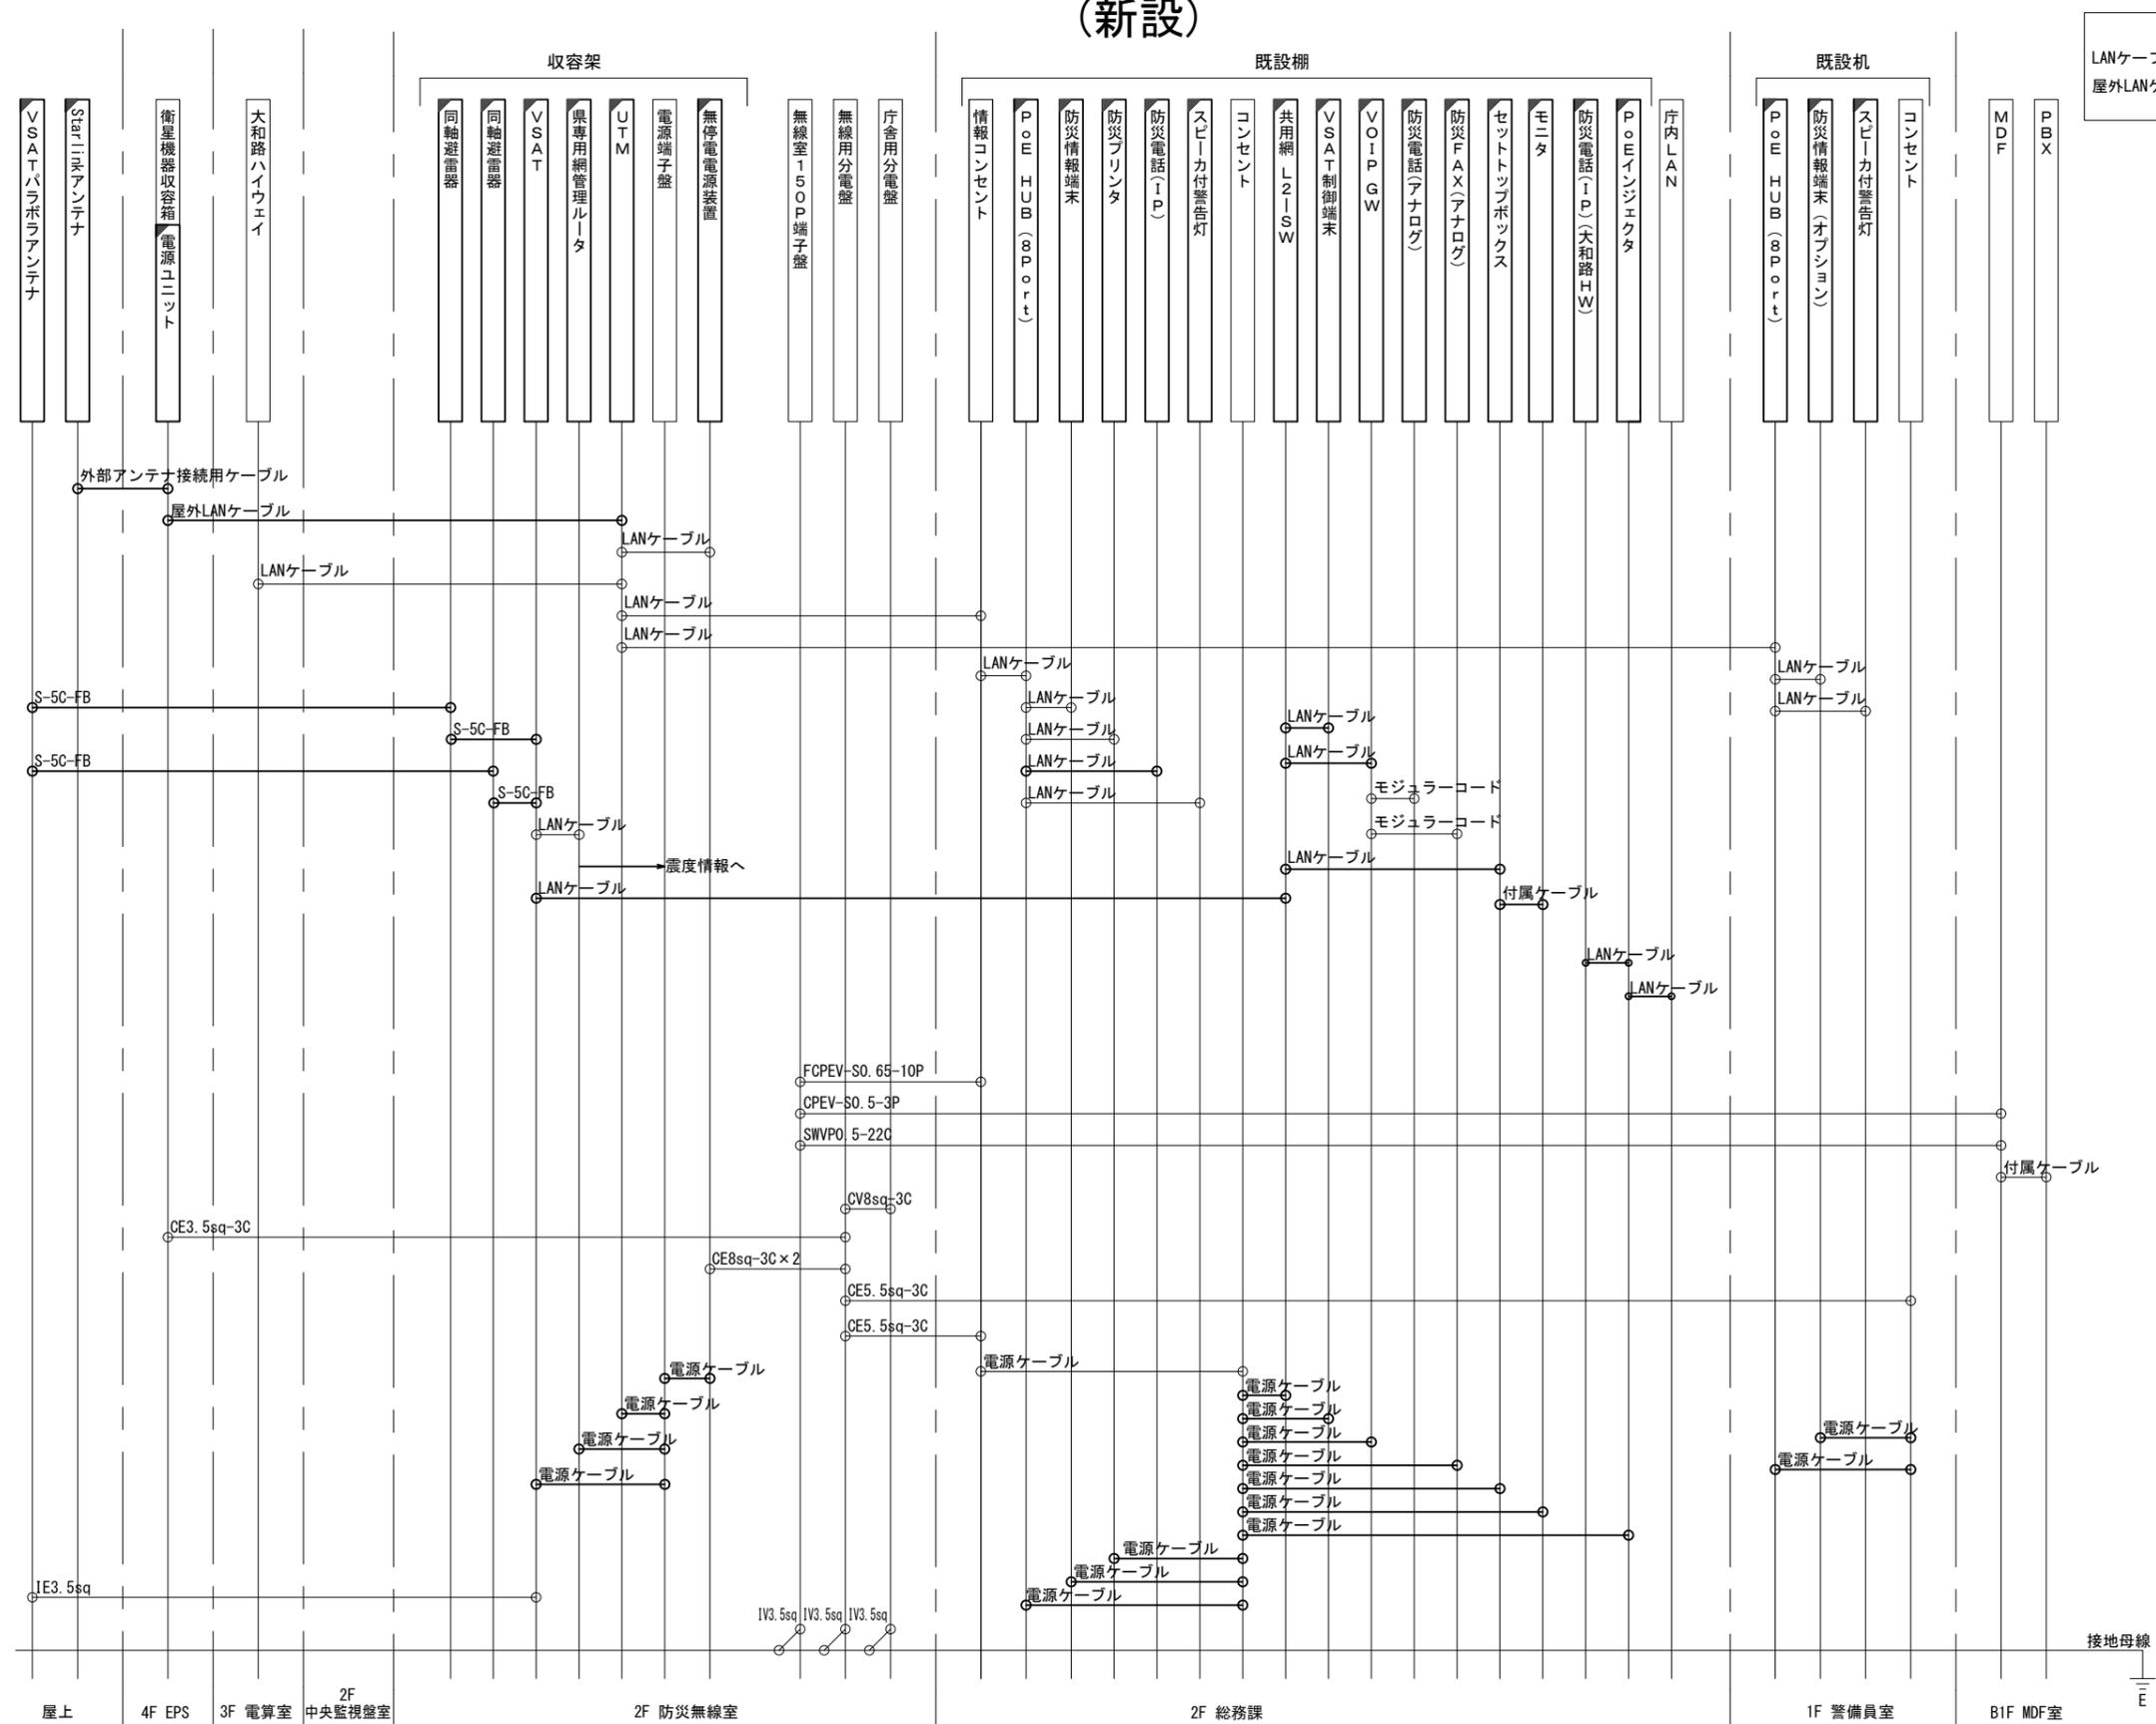


凡例
 LANケーブル：EM-UTP0.5-4P (Cat5e)
 屋外LANケーブル：NSED-T-LAP0.5-4P (Cat5e)

凡例
 [Solid Box] : 新設 [Dashed Box] : 撤去
 [Solid Line] : 新設 [Dashed Line] : 撤去
 [Open Box] : 既設 [Dotted Line] : 既設

工事名	奈良県防災行政通信ネットワーク 衛星回線等再整備工事		
図面名	大淀町役場 配線系統図(新設)		
作成年月日	令和 6年 8月		
縮尺	NON	図面番号	12
会社名	株式会社東京建設コンサルタント		
事業者名	奈良県		

大淀町役場 電源系統図(参考図)

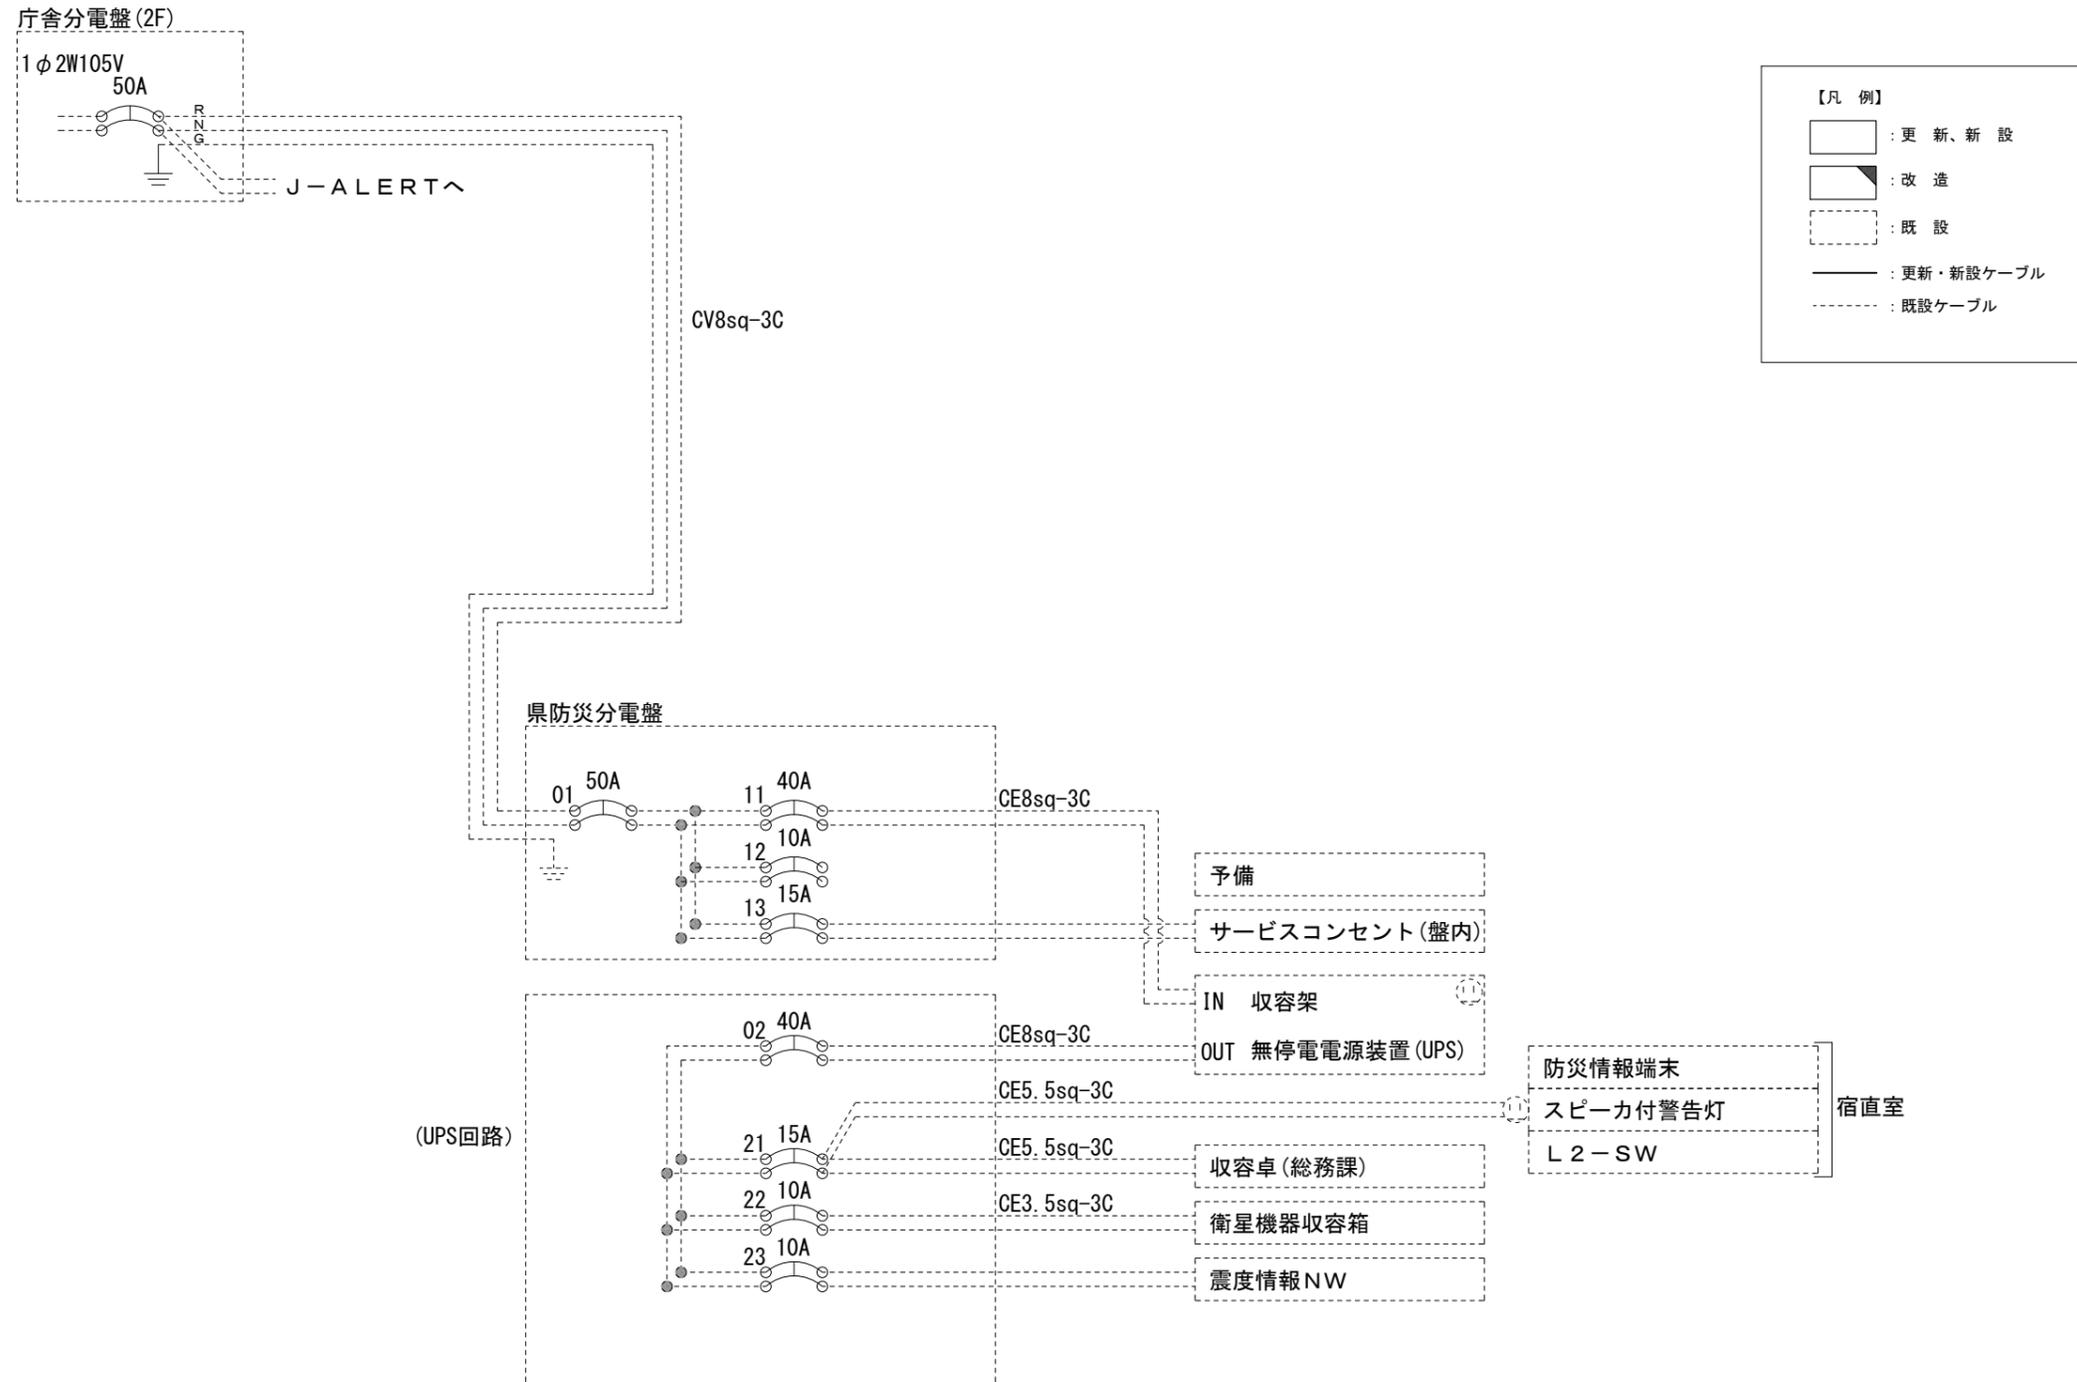


- 【凡例】
- : 更新、新設
 - : 改造
 - : 既設
 - : 更新・新設ケーブル
 - : 既設ケーブル

* 3Cのうち1Cは接地用

工事名	奈良県防災行政通信ネットワーク 衛星回線等再整備工事		
図面名	大淀町役場 電源系統図(参考図)		
作成年月日	令和 6年 8月		
縮尺	NON	図面番号	13
会社名	株式会社東京建設コンサルタント		
事業者名	奈良県		

大淀町役場 系統図 (撤去)


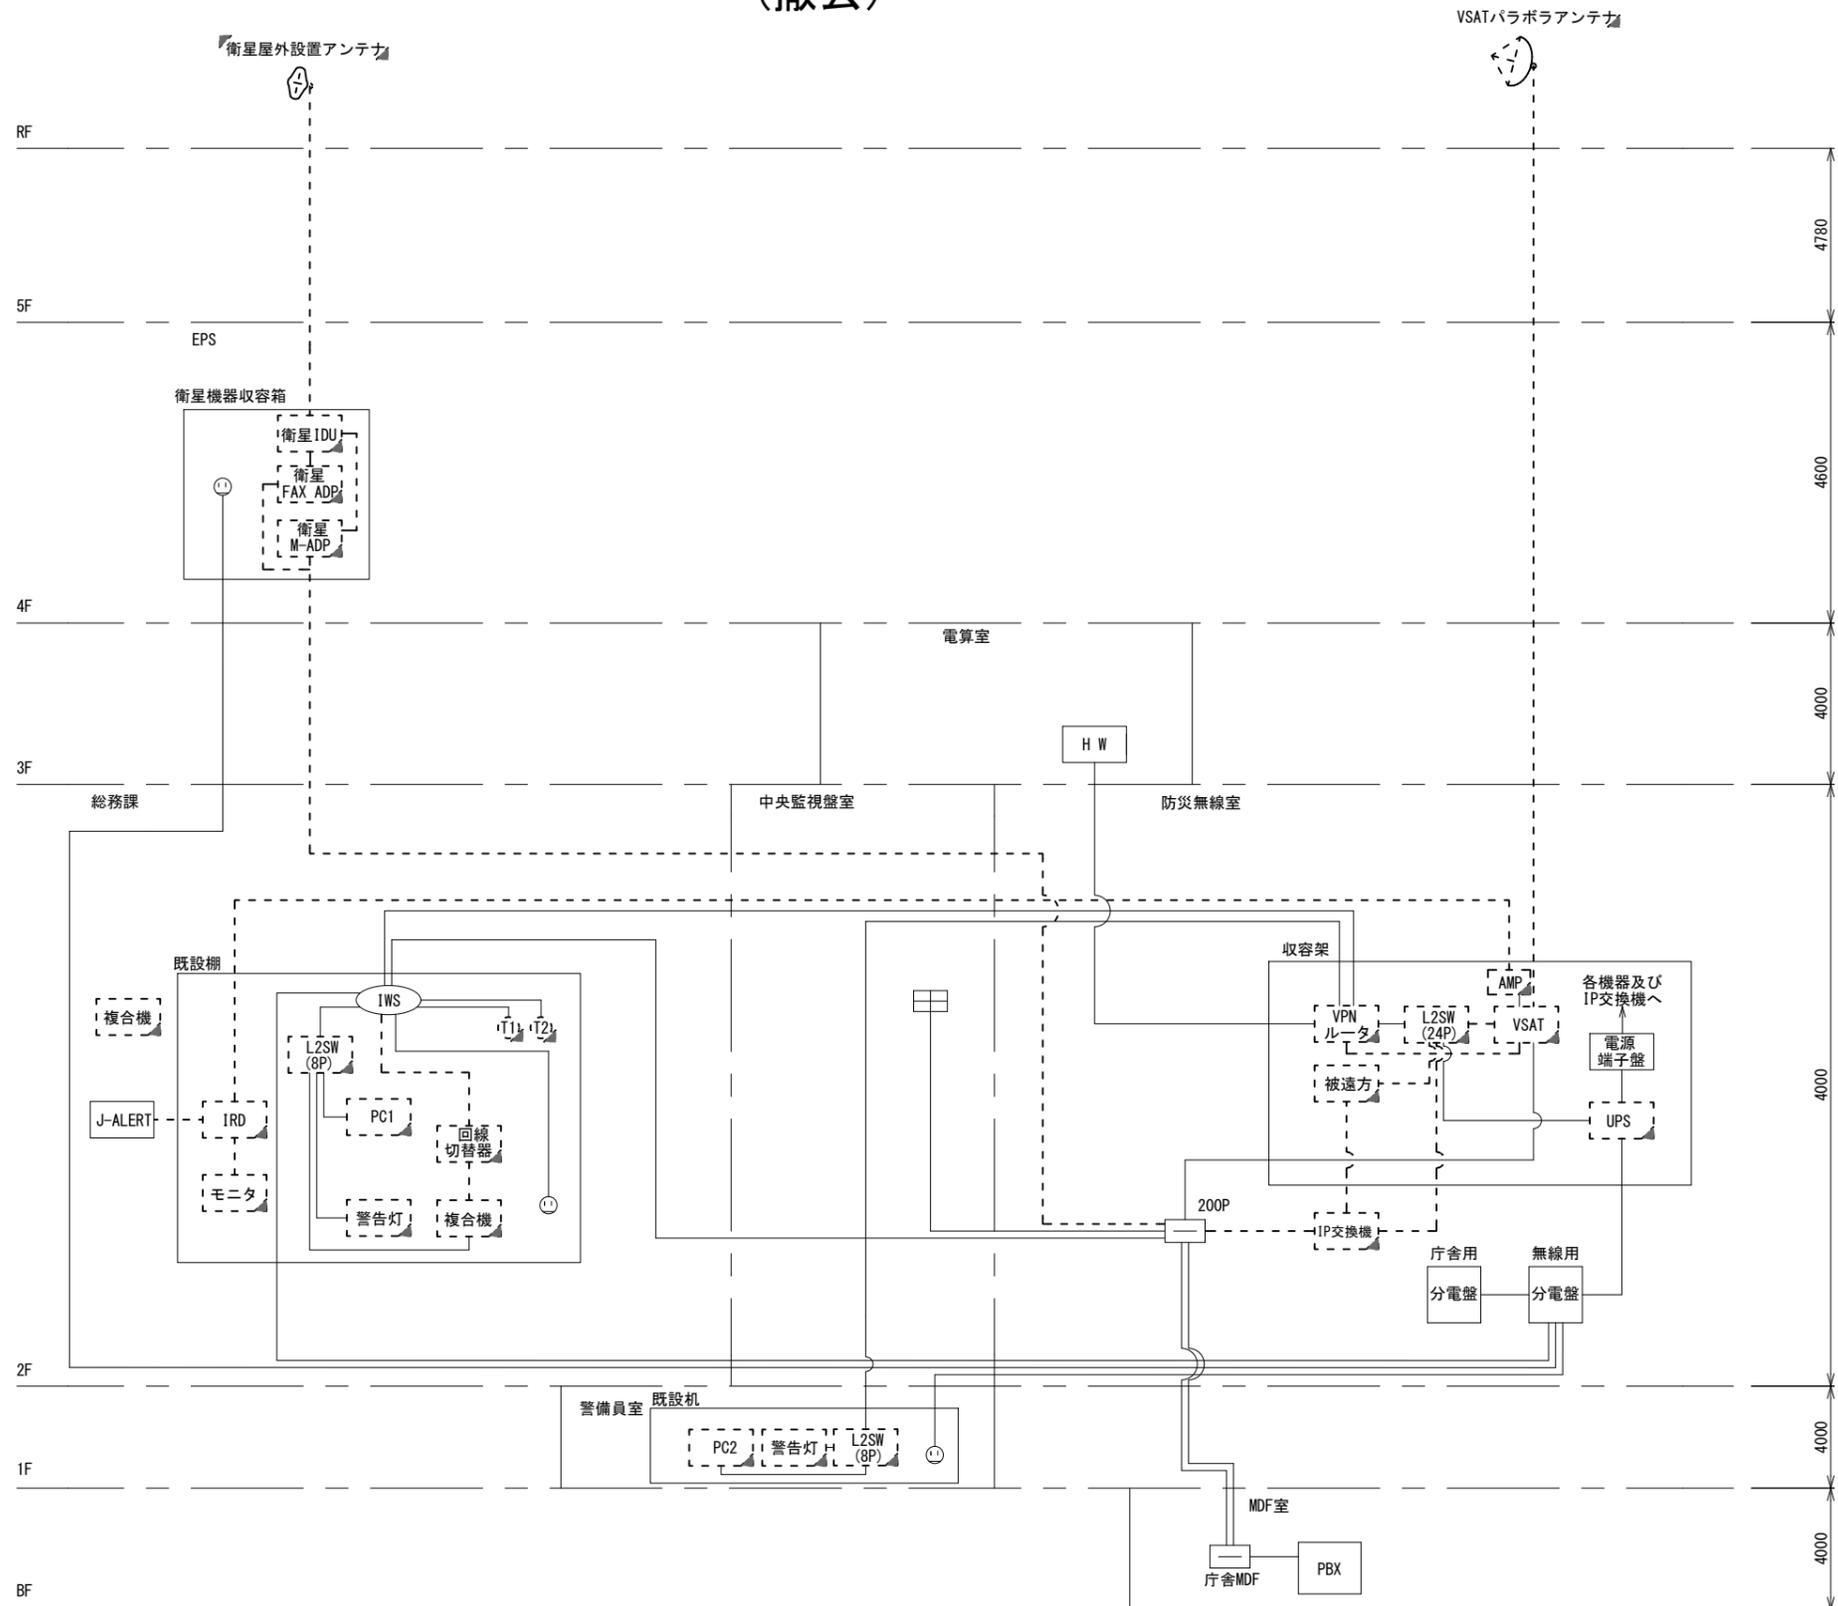


- 凡例
- VSAT
 - L2-SW (24Port)
 - L2-SW (8Port)
 - L2-SW (16Port) +メディアコンバーター
 - L2-SW (8Port) +メディアコンバーター
 - VPNルーター
 - 被遠方監視制御装置
 - 防災IP交換機
 - 無停電電源装置
 - 防災情報端末
 - ローカルWEBサーバ 兼 防災情報端末
 - 防災情報端末(オプション)
 - 複合機
 - メディアコンバーター
 - 防災電話
 - 防災電話(衛星)
 - コンセントBOX
 - 衛星携帯電話 IDU
 - 衛星FAXアダプタ
 - マルチアダプタ
 - FAX
 - SPD盤
 - 分配機
 - 震度表示処理装置
 - PBX
 - 端子盤、MDF
 - 大和路ハイウェイ
 - K-OPTICAL
 - 電源端子台
 - 情報コンセント
 - スピーカー付警告灯
 - モニター
 - IRD
 - J-ALERT
 - 変圧器
 - USBプリントサーバー
 - プリンタ

- 凡例
- 新設 (Solid line)
 - 撤去 (Dashed line)
 - 既設 (Solid line with box)
 - 撤去 (Dashed line with box)

工事名	奈良県防災行政通信ネットワーク 衛星回線等再整備工事		
図面名	大淀町役場 系統図(撤去)		
作成年月日	令和 6年 8月		
縮尺	NON	図面番号	14
会社名	株式会社東京建設コンサルタント		
事業者名	奈良県		

 大淀町役場 敷地平面図 (撤去)

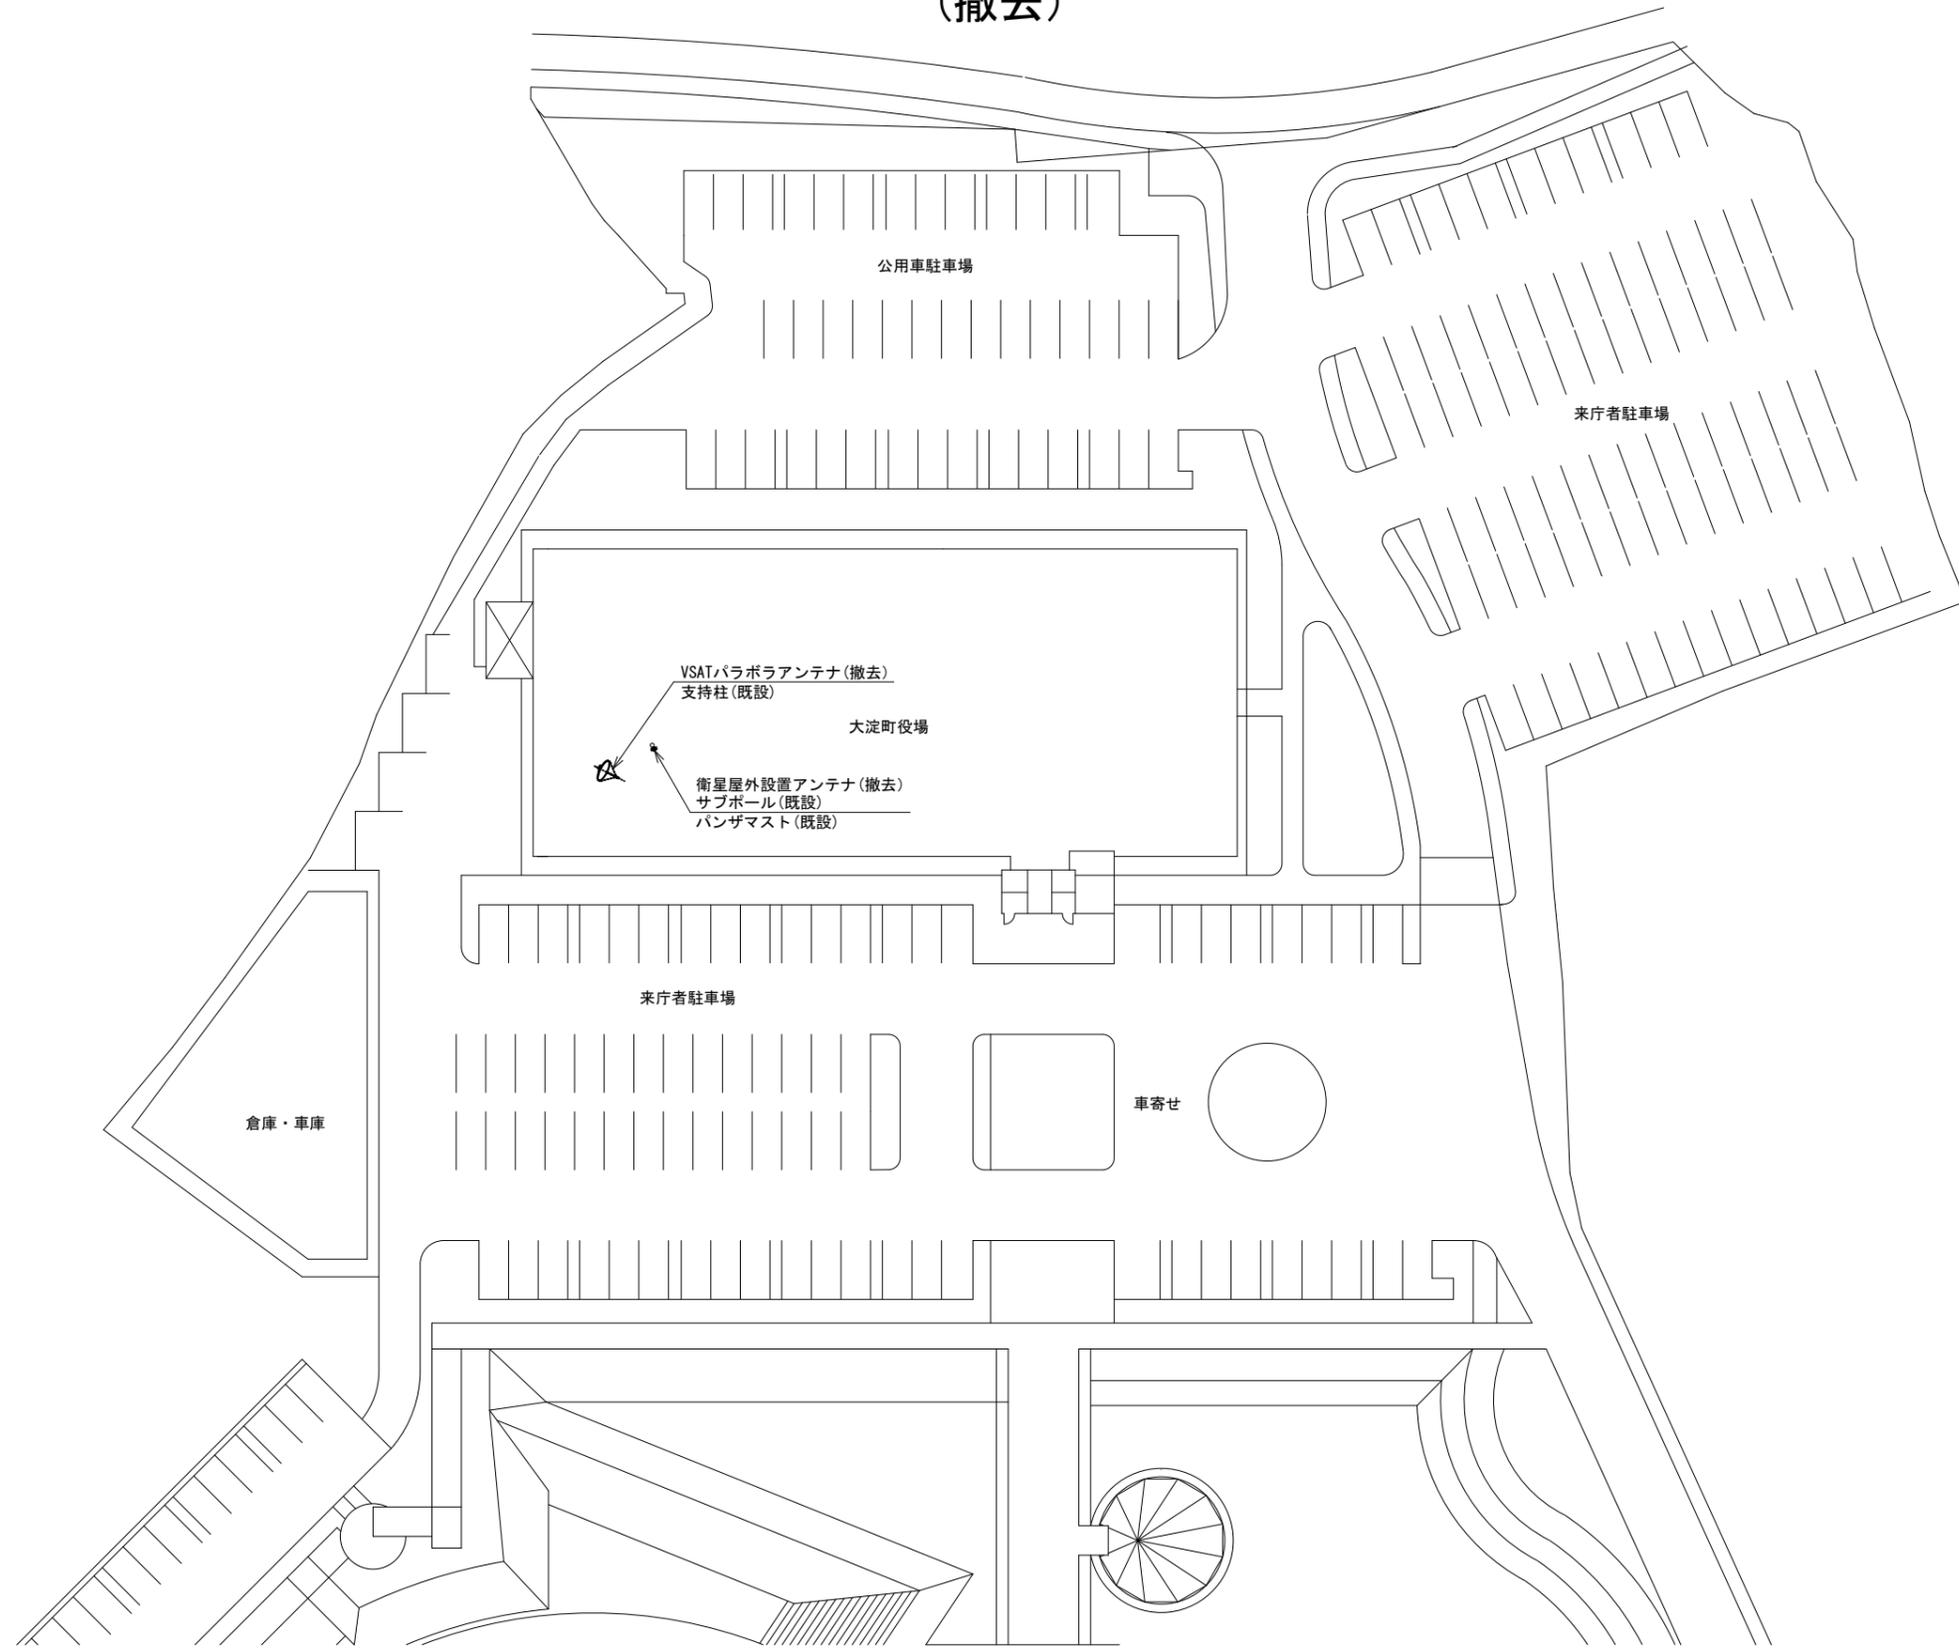


平面図 (S=1/300)

凡例	
	新設
	撤去
	新設
	撤去
	既設
	既設

工事名	奈良県防災行政通信ネットワーク 衛星回線等再整備工事		
図面名	大淀町役場 敷地平面図(撤去)		
作成年月日	令和 6年 8月		
縮尺	1:300	図面番号	15
会社名	株式会社東京建設コンサルタント		
事業者名	奈良県		

大淀町役場 機器据付図 (撤去)

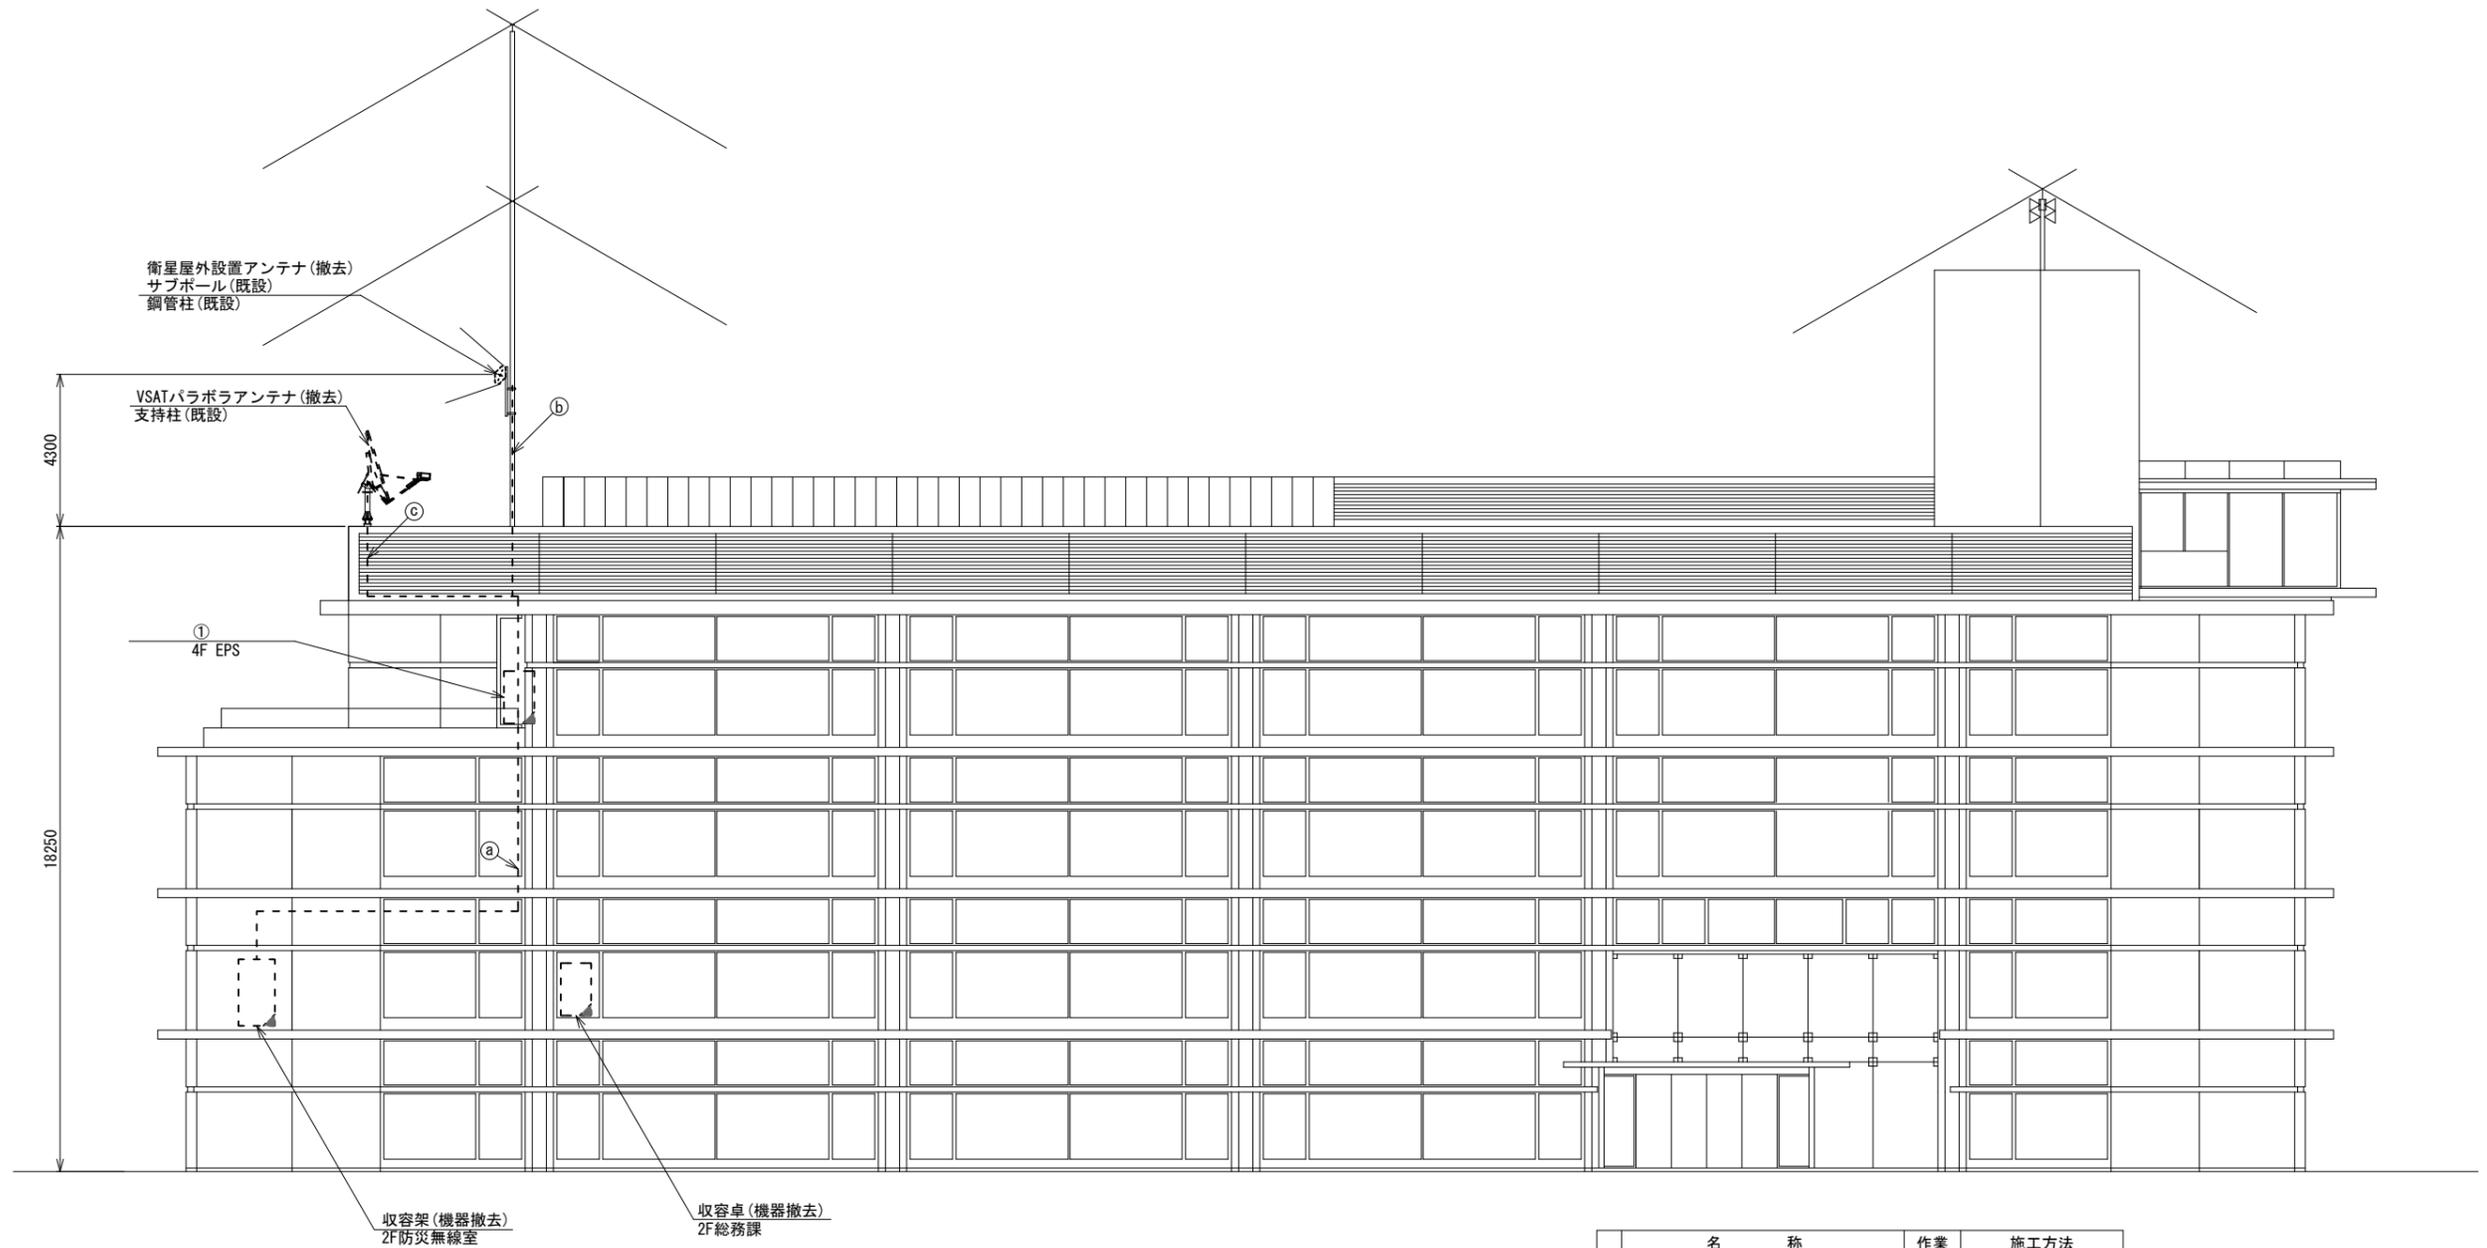

番号	名 称	備考
①	衛星機器収容箱	既設
	衛星可搬端末	撤去
	衛星FAXアダプター	撤去
	衛星ハンドセット	撤去
	マルチアダプター	撤去

名 称	作業	施工方法
8D-HFAE × 2	撤去	ケーブルラック (既設)
IV3.5sq	既設	
② モジュラーコード	既設	
CE3.5sq-3C	既設	露出配線
EM-UTPO.5-4P	既設	
③ 外部アンテナ接続用ケーブル	撤去	露出配線
8D-HFAE × 2	撤去	
1E3.5sq	既設	


南側立面図 (S=1/100)

凡 例	
	新設
	撤去
	新設
	撤去
	既設
	既設

工事名	奈良県防災行政通信ネットワーク 衛星回線等再整備工事		
図面名	大淀町役場 機器据付図(撤去)		
作成年月日	令和 6年 8月		
縮尺	1:100	図面番号	16
会社名	株式会社東京建設コンサルタント		
事業者名	奈良県		

大淀町役場 1F 機器配置図 (撤去)

番号	名称	備考
①	既設機	既設
	防災情報端末	撤去
	スピーカー付警告灯	撤去
	L2-SW (8port)	撤去

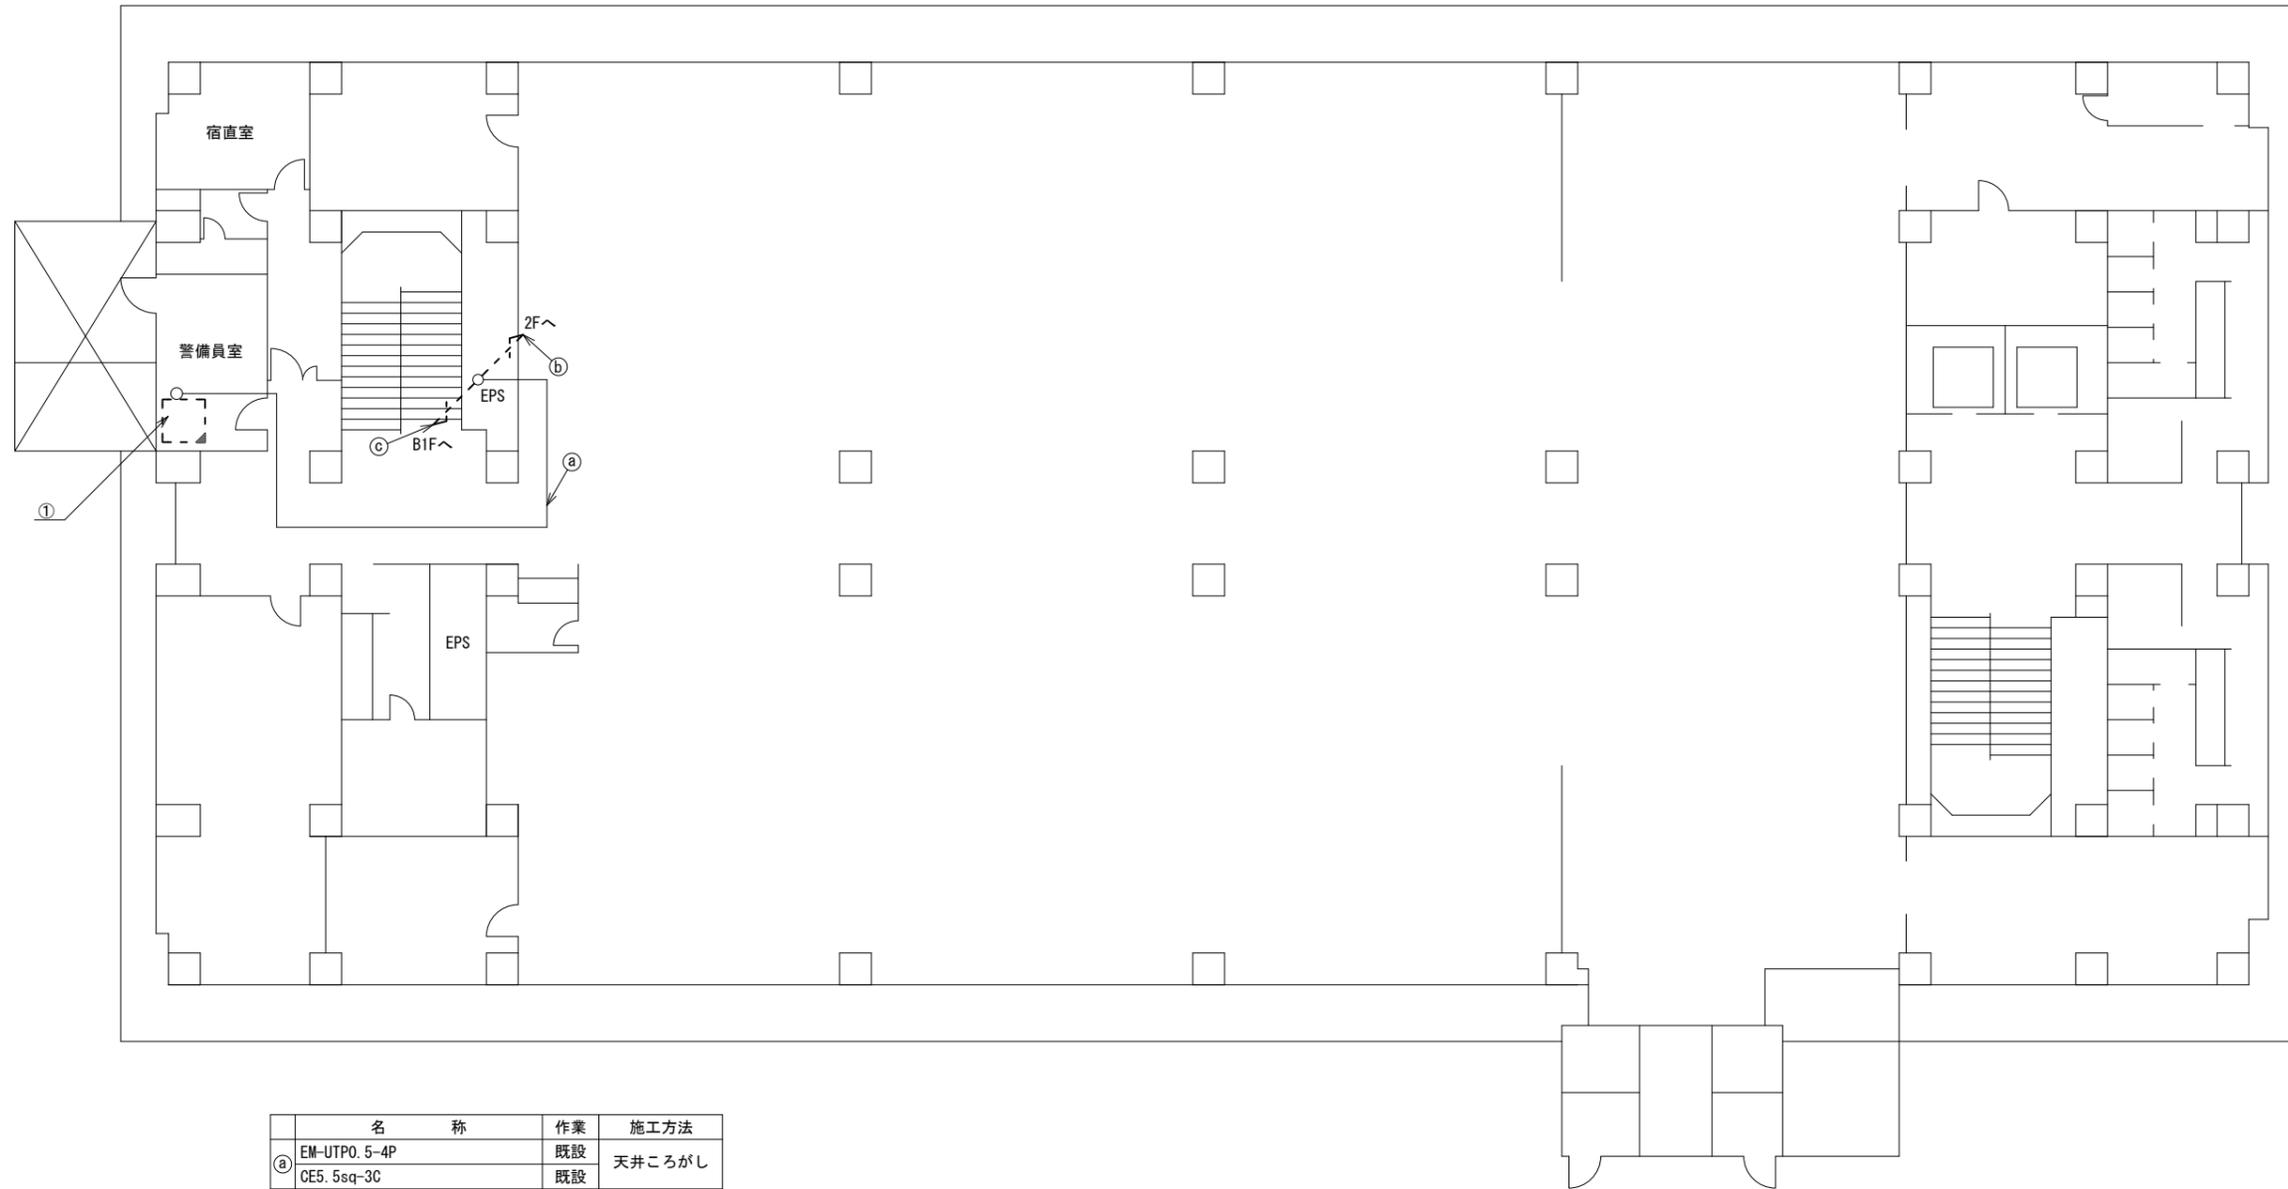


	名称	作業	施工方法
②	EM-UTPO. 5-4P	既設	天井ころがし
	CE5. 5sq-3C	既設	
③	CPEV-S0. 5-3P	既設	ケーブルラック (既設)
	CPEV-S0. 5-10P	既設	
	EM-UTPO. 5-4P	既設	
	CE5. 5sq-3C	既設	
	SWVPO. 5-22C	既設	
④	IE3. 5sq	撤去	ケーブルラック (既設)
	CPEV-S0. 5-3P	既設	
	CPEV-S0. 5-10P	既設	
	SWVPO. 5-22C	既設	
	IE3. 5sq	撤去	

1F平面図 (S=1/100)

凡例	
	: 新設
	: 撤去
	: 新設
	: 撤去
	: 既設
	: 既設

工事名	奈良県防災行政通信ネットワーク 衛星回線等再整備工事		
図面名	大淀町役場 1F 機器配置図(撤去)		
作成年月日	令和 6年 8月		
縮尺	1:100	図面番号	17
会社名	株式会社東京建設コンサルタント		
事業者名	奈良県		

大淀町役場 2F 機器配置図 (撤去)

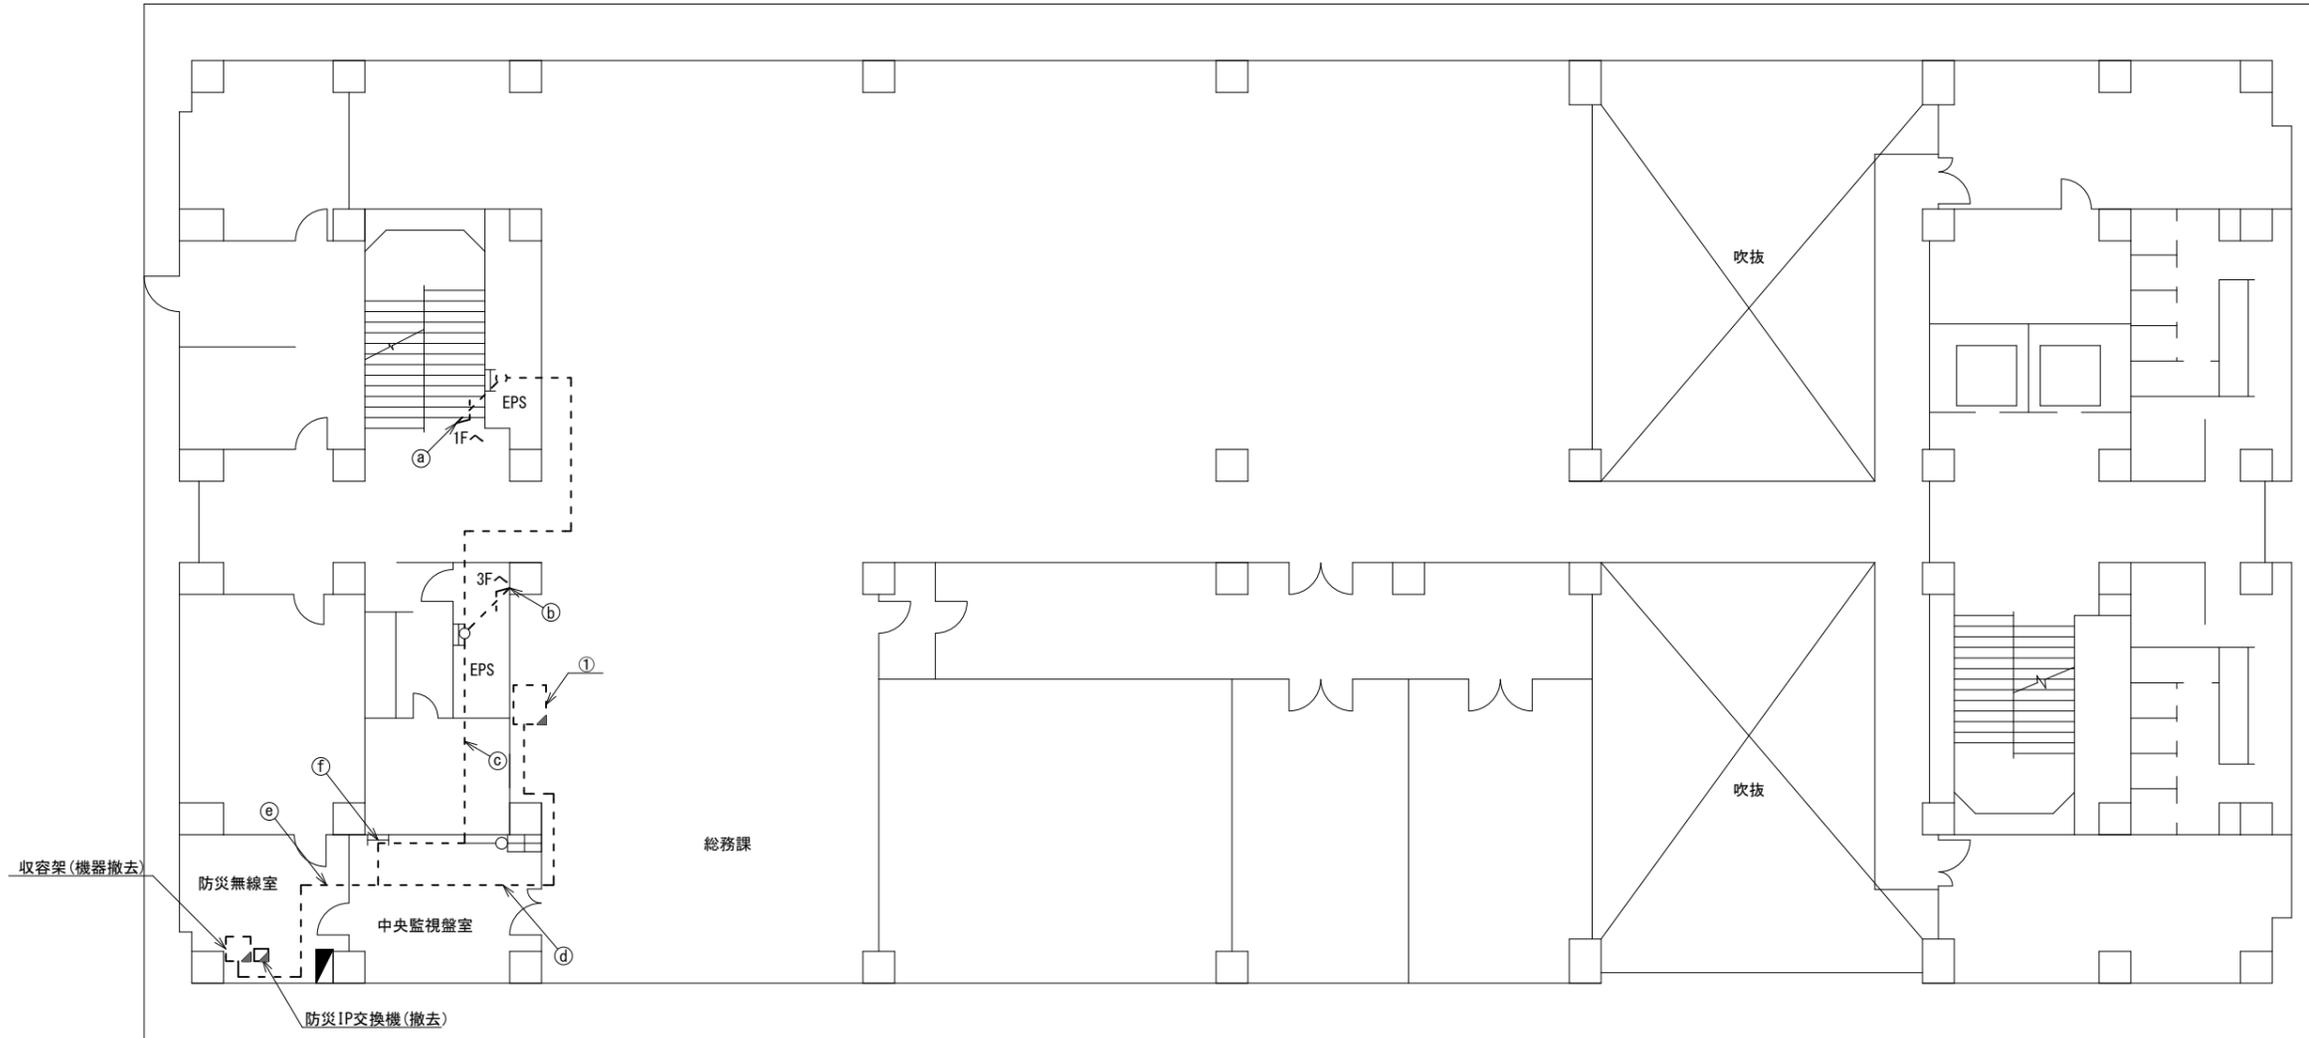

番号	名称	備考
①	既設棚	既設
	ローカルサーバー兼防災情報端末	撤去
	L2-SW (8Port)	撤去
	防災電話	撤去
	複合機	撤去
	スピーカ付警告灯	撤去
	防災電話(衛星)	撤去
	IRD	撤去
	モニター	撤去

番号	名称	作業	施工方法
a	CPEV-S0. 5-3P	既設	ケーブルラック (既設)
	CPEV-S0. 5-10P	既設	
	EM-UTPO. 5-4P	既設	
	CE5. 5sq-3C	既設	
	SWVPO. 5-22C	既設	
b	IE3. 5sq	撤去	ケーブルラック (既設)
	EM-UTPO. 5-4P	既設	
	8D-HFAE x 2	撤去	
	IE3. 5sq	既設	
	モジュラーコード	既設	
c	CE3. 5sq-3C	既設	ケーブルラック (既設)
	CPEV-S0. 5-3P	既設	
	CPEV-S0. 5-10P	既設	
	EM-UTPO. 5-4P x 2	既設	
	CE5. 5sq-3C	既設	
	8D-HFAE x 2	撤去	
d	IE3. 5sq	既設	ケーブルラック (既設)
	モジュラーコード	既設	
	CE3. 5sq-3C	既設	
	SWVPO. 5-22C	既設	
e	IE3. 5sq	撤去	ケーブルラック (既設)

番号	名称	作業	施工方法
d	S-5C-FB	撤去	フリーアクセス
	EM-UTPO. 5-4P	既設	
	CE5. 5sq-3C	既設	
	CPEV-S0. 5-10P	既設	
	CPEV-S0. 5-3P	既設	
e	CPEV-S0. 5-10P	既設	フリーアクセス
	EM-UTPO. 5-4P x 3	既設	
	CE5. 5sq-3C	既設	
	8D-HFAE x 2	撤去	
	IE3. 5sq	既設	
f	CE3. 5sq-3C	既設	フリーアクセス
	S-5C-FB	撤去	
	SWVPO. 5-22C	既設	
	CE5. 5sq-3C	既設	
	CPEV-S0. 5-10P	既設	
g	IE3. 5sq	撤去	フリーアクセス


番号	名称	作業	施工方法
f	CPEV-S0. 5-3P	既設	ダクト(既設)
	CPEV-S0. 5-10P	既設	
	EM-UTPO. 5-4P x 2	既設	
	CE5. 5sq-3C	既設	
	8D-HFAE x 2	撤去	
	IE3. 5sq	既設	
	CE3. 5sq-3C	既設	
	SWVPO. 5-22C	既設	
h	IE3. 5sq	撤去	ダクト(既設)

2F平面図 (S=1/100)

凡例	
	新設
	撤去
	新設
	撤去
	既設
	既設

工事名	奈良県防災行政通信ネットワーク 衛星回線等再整備工事		
図面名	大淀町役場 2F 機器配置図(撤去)		
作成年月日	令和 6年 8月		
縮尺	1:100	図面番号	18
会社名	株式会社東京建設コンサルタント		
事業者名	奈良県		

大淀町役場 3F 機器配置図 (撤去)

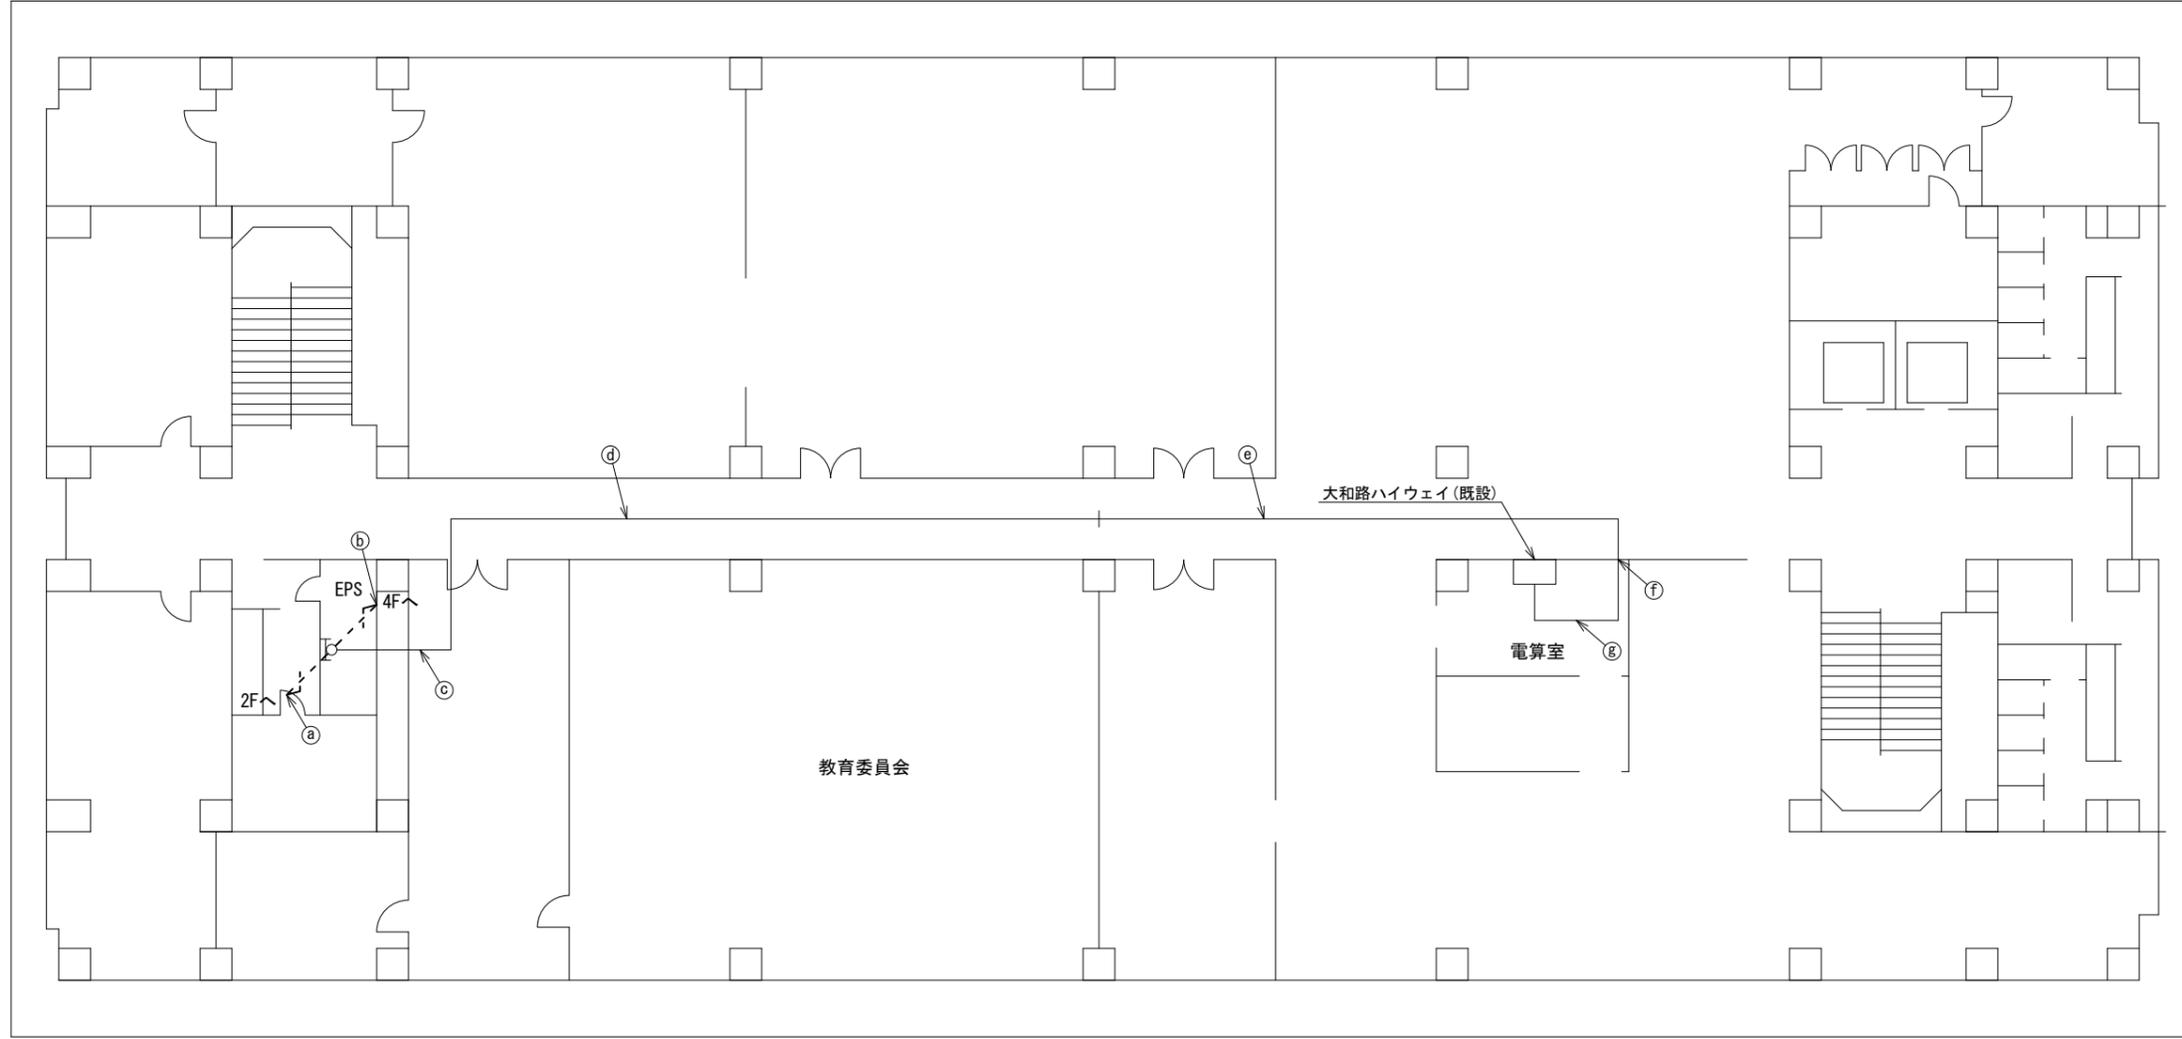

3F平面図 (S=1/100)


名称	作業	施工方法
EM-UTPO. 5-4P	既設	
8D-HFAE × 2	撤去	
④ IE3. 5sq	既設	ケーブルラック (既設)
モジュラーコード	既設	
CE3. 5sq-3C	既設	
8D-HFAE × 2	撤去	
⑤ IE3. 5sq	既設	ケーブルラック (既設)
モジュラーコード	既設	
CE3. 5sq-3C	既設	
③ EM-UTPO. 5-4P	既設	ケーブルラック (既設)
④ EM-UTPO. 5-4P	既設	天井ころがし
⑤ EM-UTPO. 5-4P	既設	ケーブルラック (既設)
⑥ EM-UTPO. 5-4P	既設	ダクト (既設)
⑦ EM-UTPO. 5-4P	既設	ダクト (既設)
⑧ EM-UTPO. 5-4P	既設	フリーアクセス

凡例

	新設		撤去		新設		撤去
	既設		既設				

工事名	奈良県防災行政通信ネットワーク 衛星回線等再整備工事		
図面名	大淀町役場 3F 機器配置図 (撤去)		
作成年月日	令和 6年 8月		
縮尺	1:100	図面番号	19
会社名	株式会社東京建設コンサルタント		
事業者名	奈良県		

大淀町役場 4F 機器配置図 (撤去)

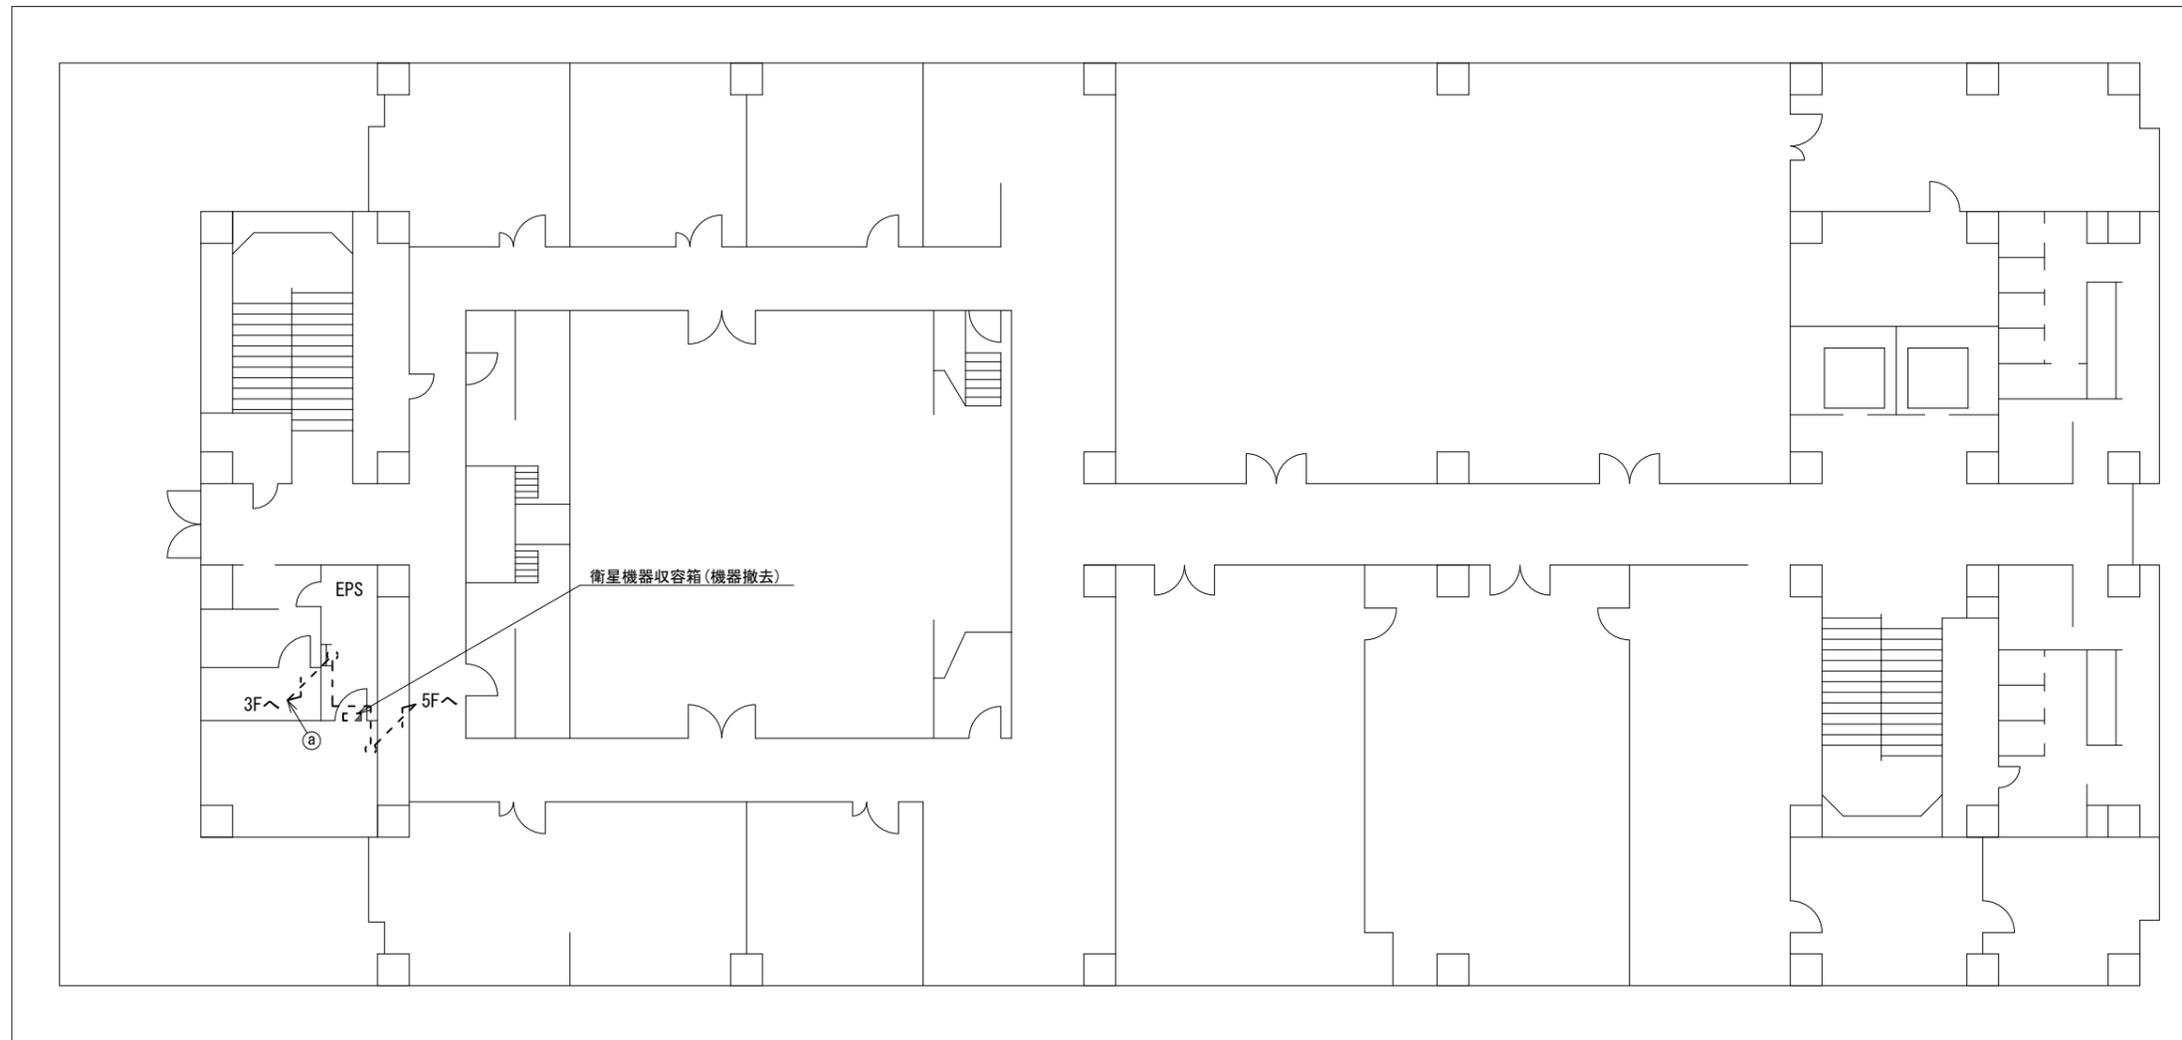



名称	作業	施工方法
⑧ 8D-HFAE × 2	撤去	
IE3. 5sq	既設	ケーブルラック(既設)
モジュラーコード	既設	
CE3. 5sq-3C	既設	

4F平面図 (S=1/100)

凡例	
	新設
	撤去
	既設
	撤去

工事名	奈良県防災行政通信ネットワーク 衛星回線等再整備工事		
図面名	大淀町役場 4F 機器配置図(撤去)		
作成年月日	令和 6年 8月		
縮尺	1:100	図面番号	20
会社名	株式会社東京建設コンサルタント		
事業者名	奈良県		

 大淀町役場 5F 機器配置図 (撤去)

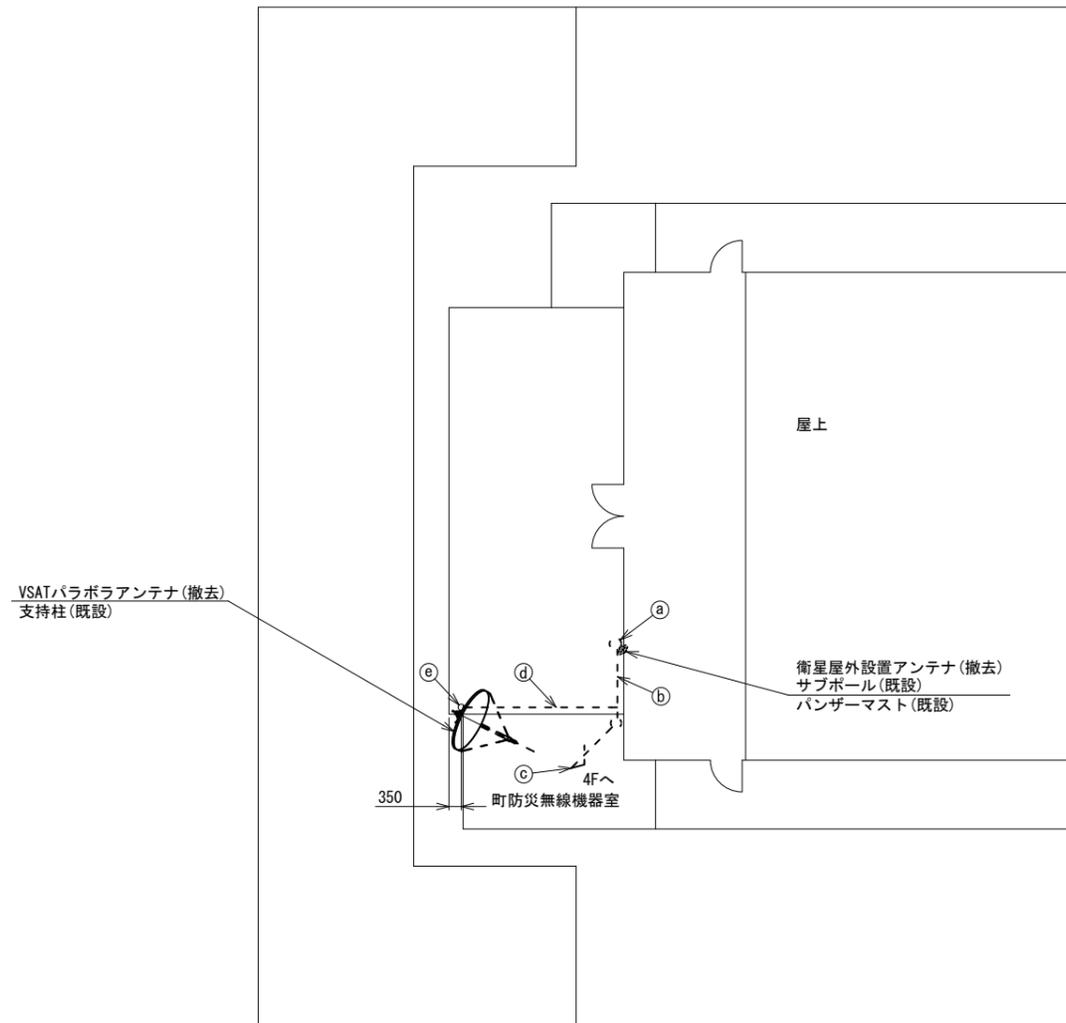


5F平面図 (S=1/100)

名 称	作業	施工方法
外部アンテナ接続用ケーブル	撤去	露出配線
外部アンテナ接続用ケーブル	撤去	G36(既設)
8D-HFAE×2	撤去	配管(既設)
IE3.5sq	既設	
外部アンテナ接続用ケーブル	撤去	G36(既設)
8D-HFAE×2	撤去	
IE3.5sq	既設	
8D-HFAE×2	撤去	露出配線
IE3.5sq	既設	

凡 例	
	新設
	撤去
	新設
	撤去
	既設
	既設

工事名	奈良県防災行政通信ネットワーク 衛星回線等再整備工事		
図面名	大淀町役場 5F 機器配置図(撤去)		
作成年月日	令和 6年 8月		
縮尺	1:100	図面番号	21
会社名	株式会社東京建設コンサルタント		
事業者名	奈良県		

大淀町役場 2F防災無線室 機器配置図 (撤去)

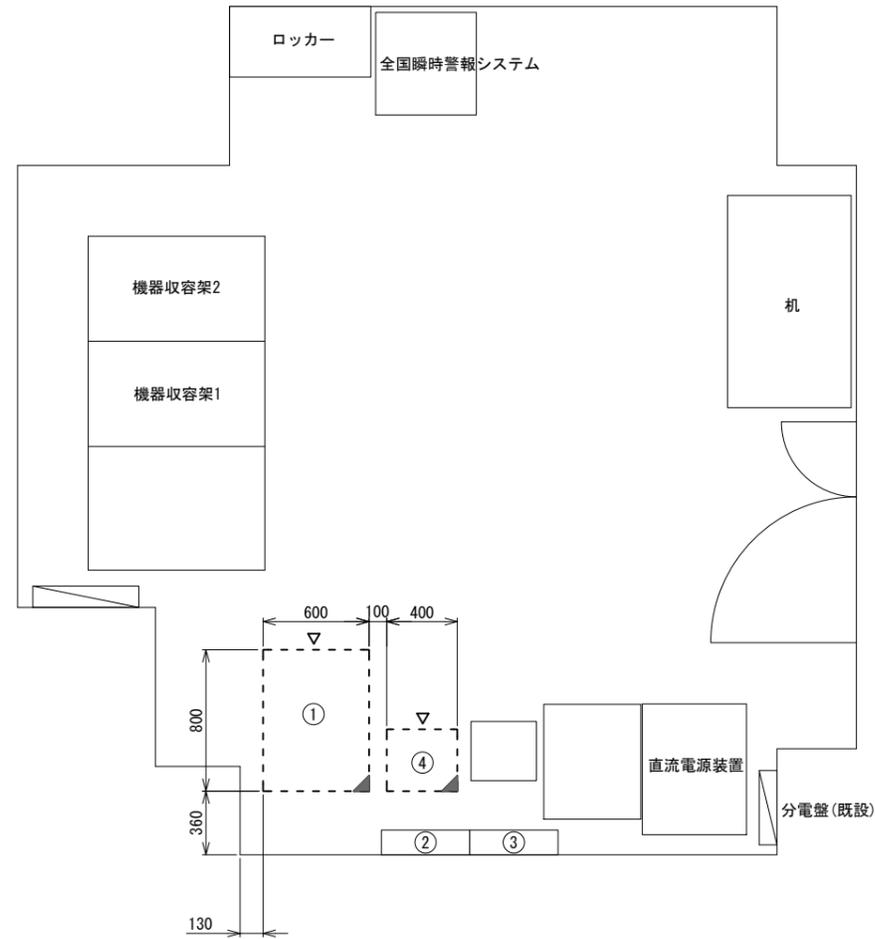


番号	名称	備考
①	收容架	既設
	VSAT	撤去
	L2-SW (24Port)	撤去
	被遠方監視制御装置	撤去
	UPS	撤去
	VPNルータ	撤去
②	無線室150P端子盤	既設
③	無線用分電盤	既設
④	防災IP交換機	撤去

2F防災無線室 平面図 (S=1/20)

凡例	
 	: 新設
 	: 撤去
	: 新設
	: 撤去
 	: 既設
 	: 既設

工事名	奈良県防災行政通信ネットワーク 衛星回線等再整備工事		
図面名	大淀町役場 2F防災無線室 機器配置図 (撤去)		
作成年月日	令和 6年 8月		
縮尺	1:20	図面番号	22
会社名	株式会社東京建設コンサルタント		
事業者名	奈良県		

大淀町役場 配線系統図 (撤去)

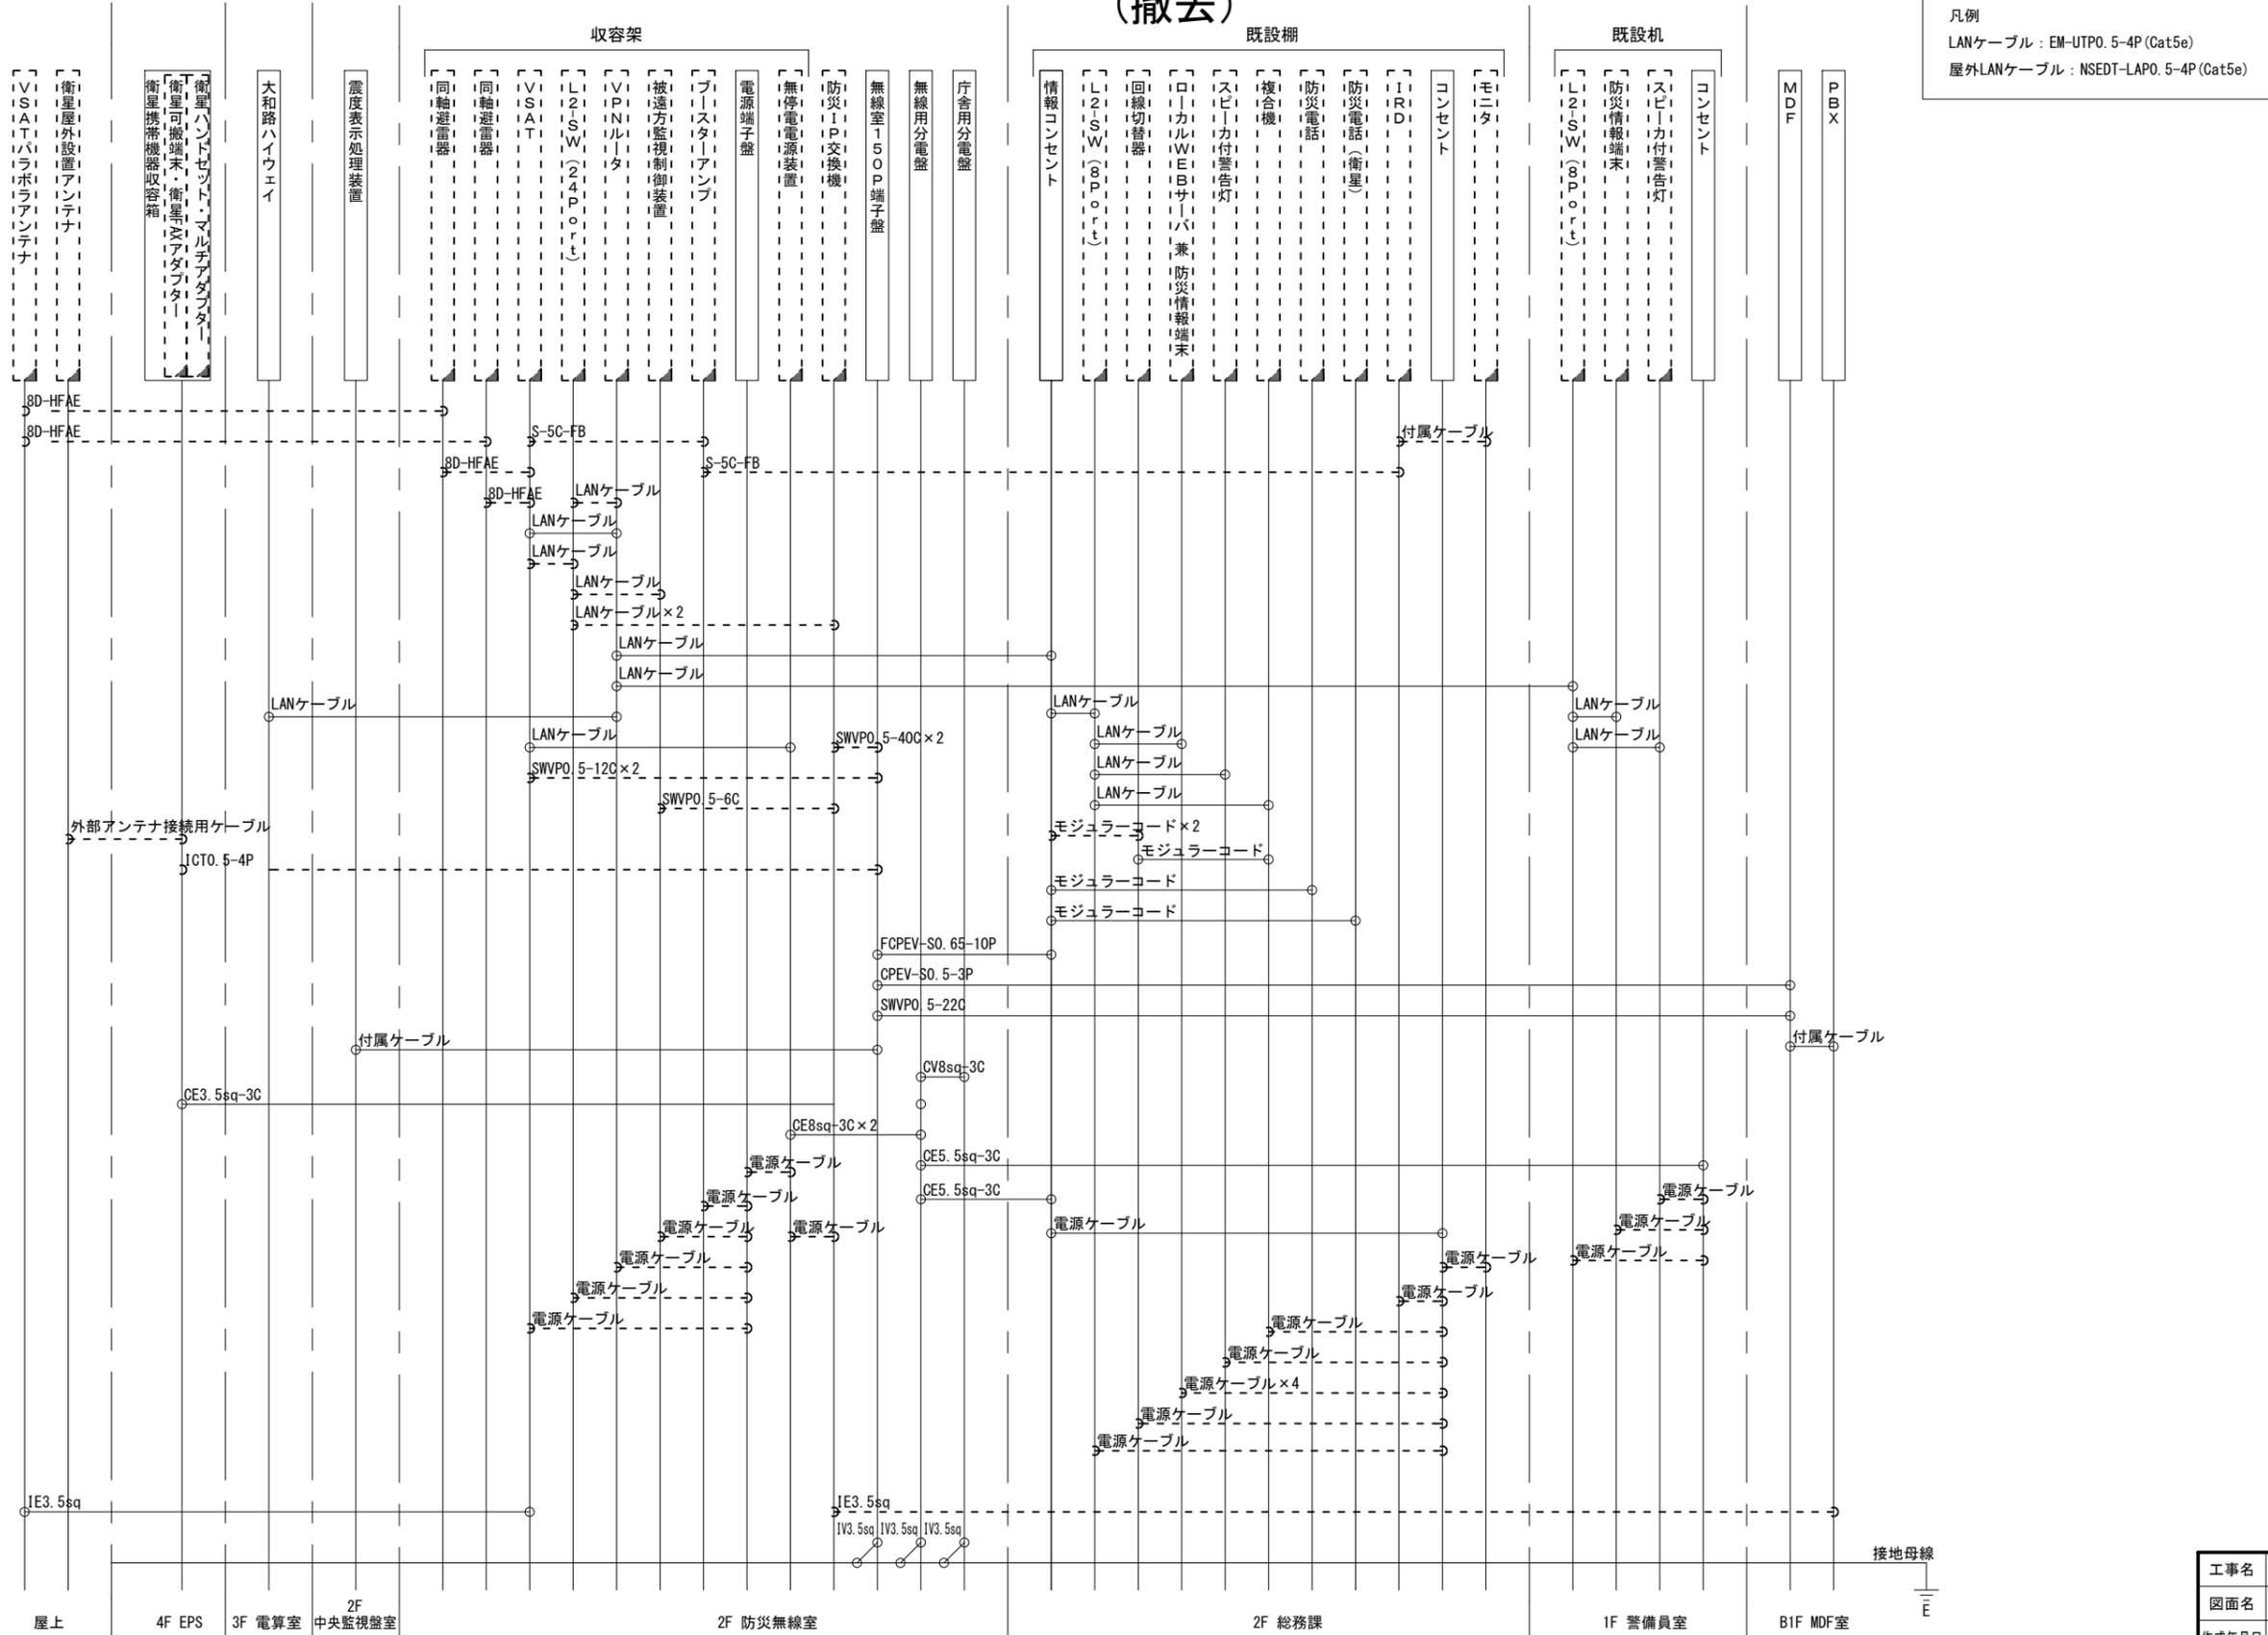

凡例
 LANケーブル：EM-UTPO. 5-4P (Cat5e)
 屋外LANケーブル：NSED-TAPO. 5-4P (Cat5e)

工事名	奈良県防災行政通信ネットワーク 衛星回線等再整備工事		
図面名	大淀町役場 配線系統図(撤去)		
作成年月日	令和 6年 8月		
縮尺	NON	図面番号	23
会社名	株式会社東京建設コンサルタント		
事業者名	奈良県		

凡例
 [] : 新設 [] : 撤去 — : 新設 - - - : 撤去
 □ : 既設 — : 既設