


# 目次

## 下北山村役場

図番	図面名称
01	下北山村役場 位置図
02	下北山村役場 系統図(新設)
03	下北山村役場 敷地平面図(新設)
04	下北山村役場 機器据付図(新設)
05	下北山村役場 1F 機器配置図(新設)
06	下北山村役場 2F 機器配置図(新設)
07	下北山村役場 配線系統図(新設)
08	下北山村役場 系統図(撤去)
09	下北山村役場 敷地平面図(撤去)
10	下北山村役場 機器据付図(撤去)
11	下北山村役場 1F 機器配置図(撤去)
12	下北山村役場 2F 機器配置図(撤去)
13	下北山村役場 配線系統図(撤去)

# 下北山村役場 位置図

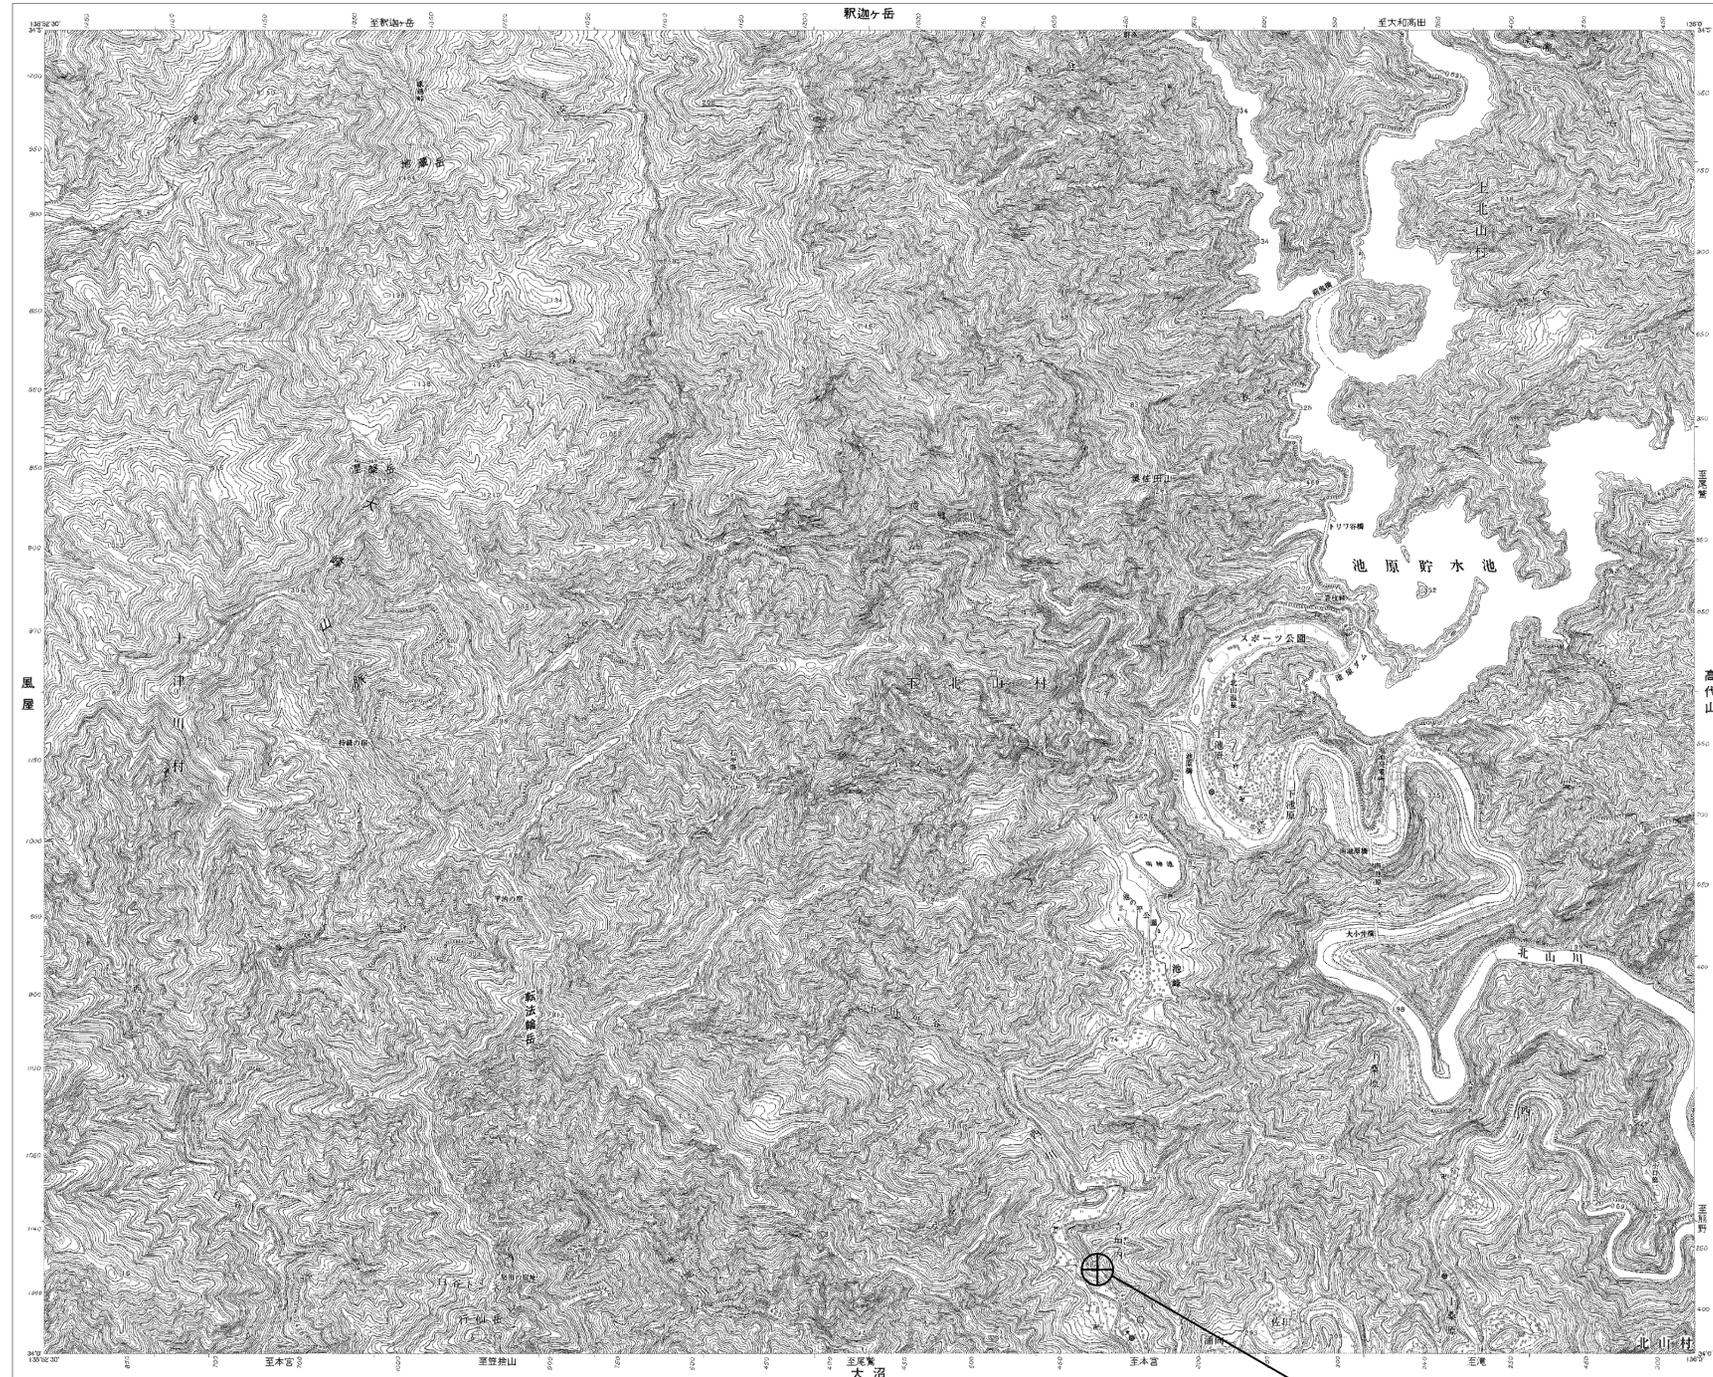


下北山村役場

凡例

工事名	奈良県防災行政通信ネットワーク 衛星回線等再整備工事		
図面名	下北山村役場 位置図		
作成年月日	令和 6年 8月		
縮尺	1:12500	図面番号	01
会社名	株式会社東京建設コンサルタント		
事業者名	奈良県		

# 下北山村役場 系統図 (新設)

- 凡例
- VSAT VSAT
  - L2-SW (24Port)
  - L2-SW (8Port)
  - L2-SW (16Port) +メディアコンバーター
  - L2-SW (8Port) +メディアコンバーター
  - VPNルータ
  - 被遠方監視制御装置
  - 防災IP交換機
  - 無停電電源装置
  - 防災情報端末
  - ローカルWEBサーバ兼 防災情報端末
  - 防災情報端末(オプション)
  - 複合機
  - メディアコンバーター
  - T1 防災電話(IP)
  - T2 防災電話(アナログ)
  - T3 防災電話(IP(大和路HW))
  - コンセントBOX
  - 衛星携帯電話 IDU
  - 衛星FAXアダプタ
  - マルチアダプタ
  - FAX
  - SPD盤
  - 分配機
  - 震度表示処理装置
  - PBX
  - 端子盤、MDF
  - H W 大和路ハイウェイ
  - K-OPT K-OPTICAL
  - 電源端子台
  - 情報コンセント
  - スピーカ付警告灯
  - モニター
  - IRD
  - J-ALERT
  - 変圧器
  - USBプリントサーバー
  - プリンタ

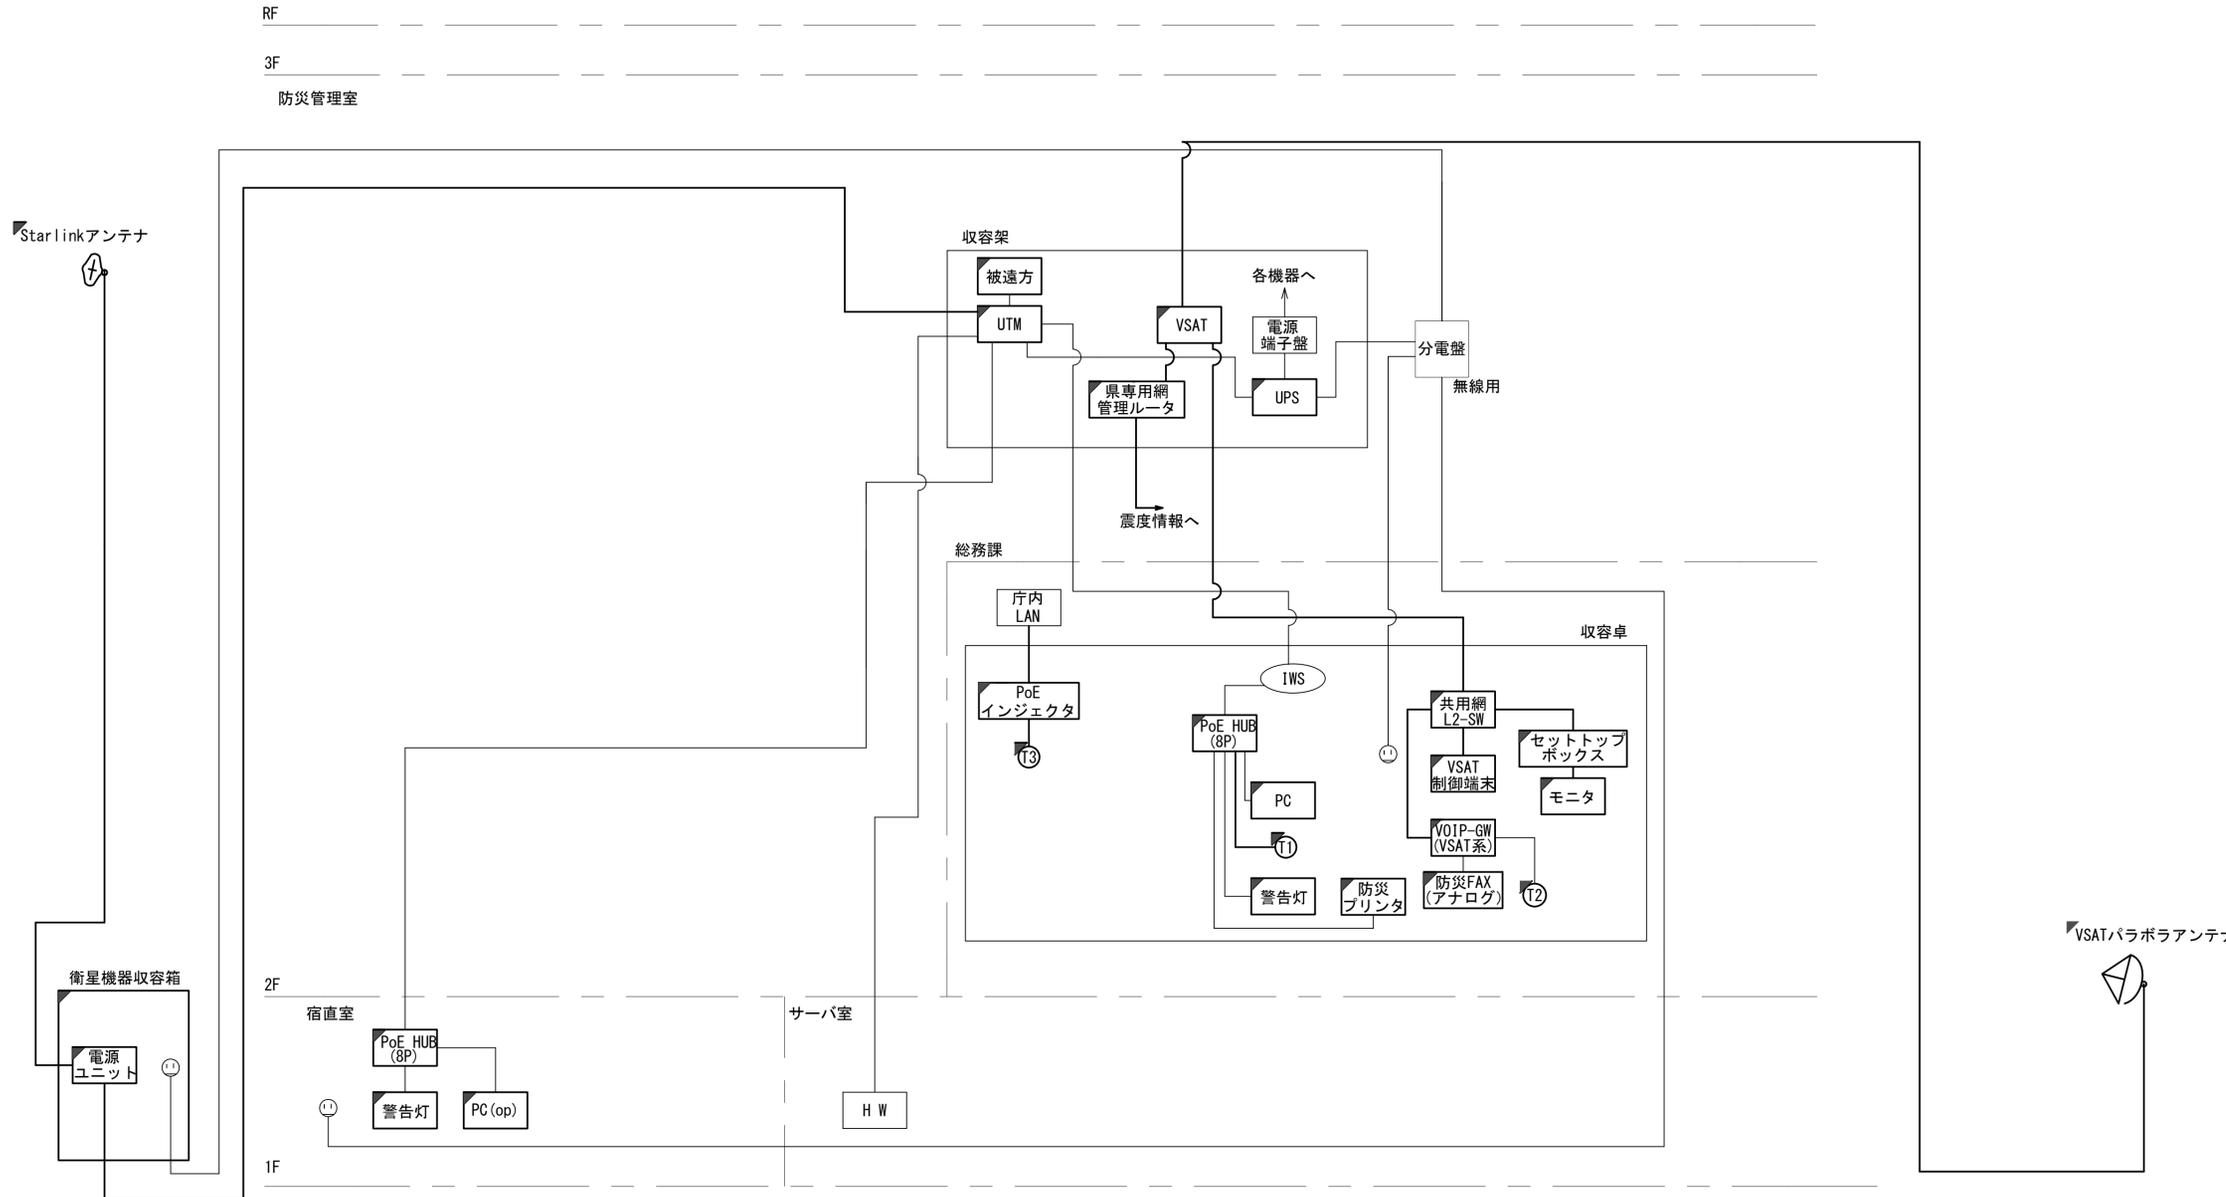


工事名	奈良県防災行政通信ネットワーク 衛星回線等再整備工事		
図面名	下北山村役場 系統図(新設)		
作成年月日	令和 6年 8月		
縮尺	NON	図面番号	02
会社名	株式会社東京建設コンサルタント		
事業者名	奈良県		

凡例

: 新設   
 : 撤去   
 : 新設   
 : 撤去  
 : 既設   
 : 既設



# 下北山村役場 機器据付図 (新設)

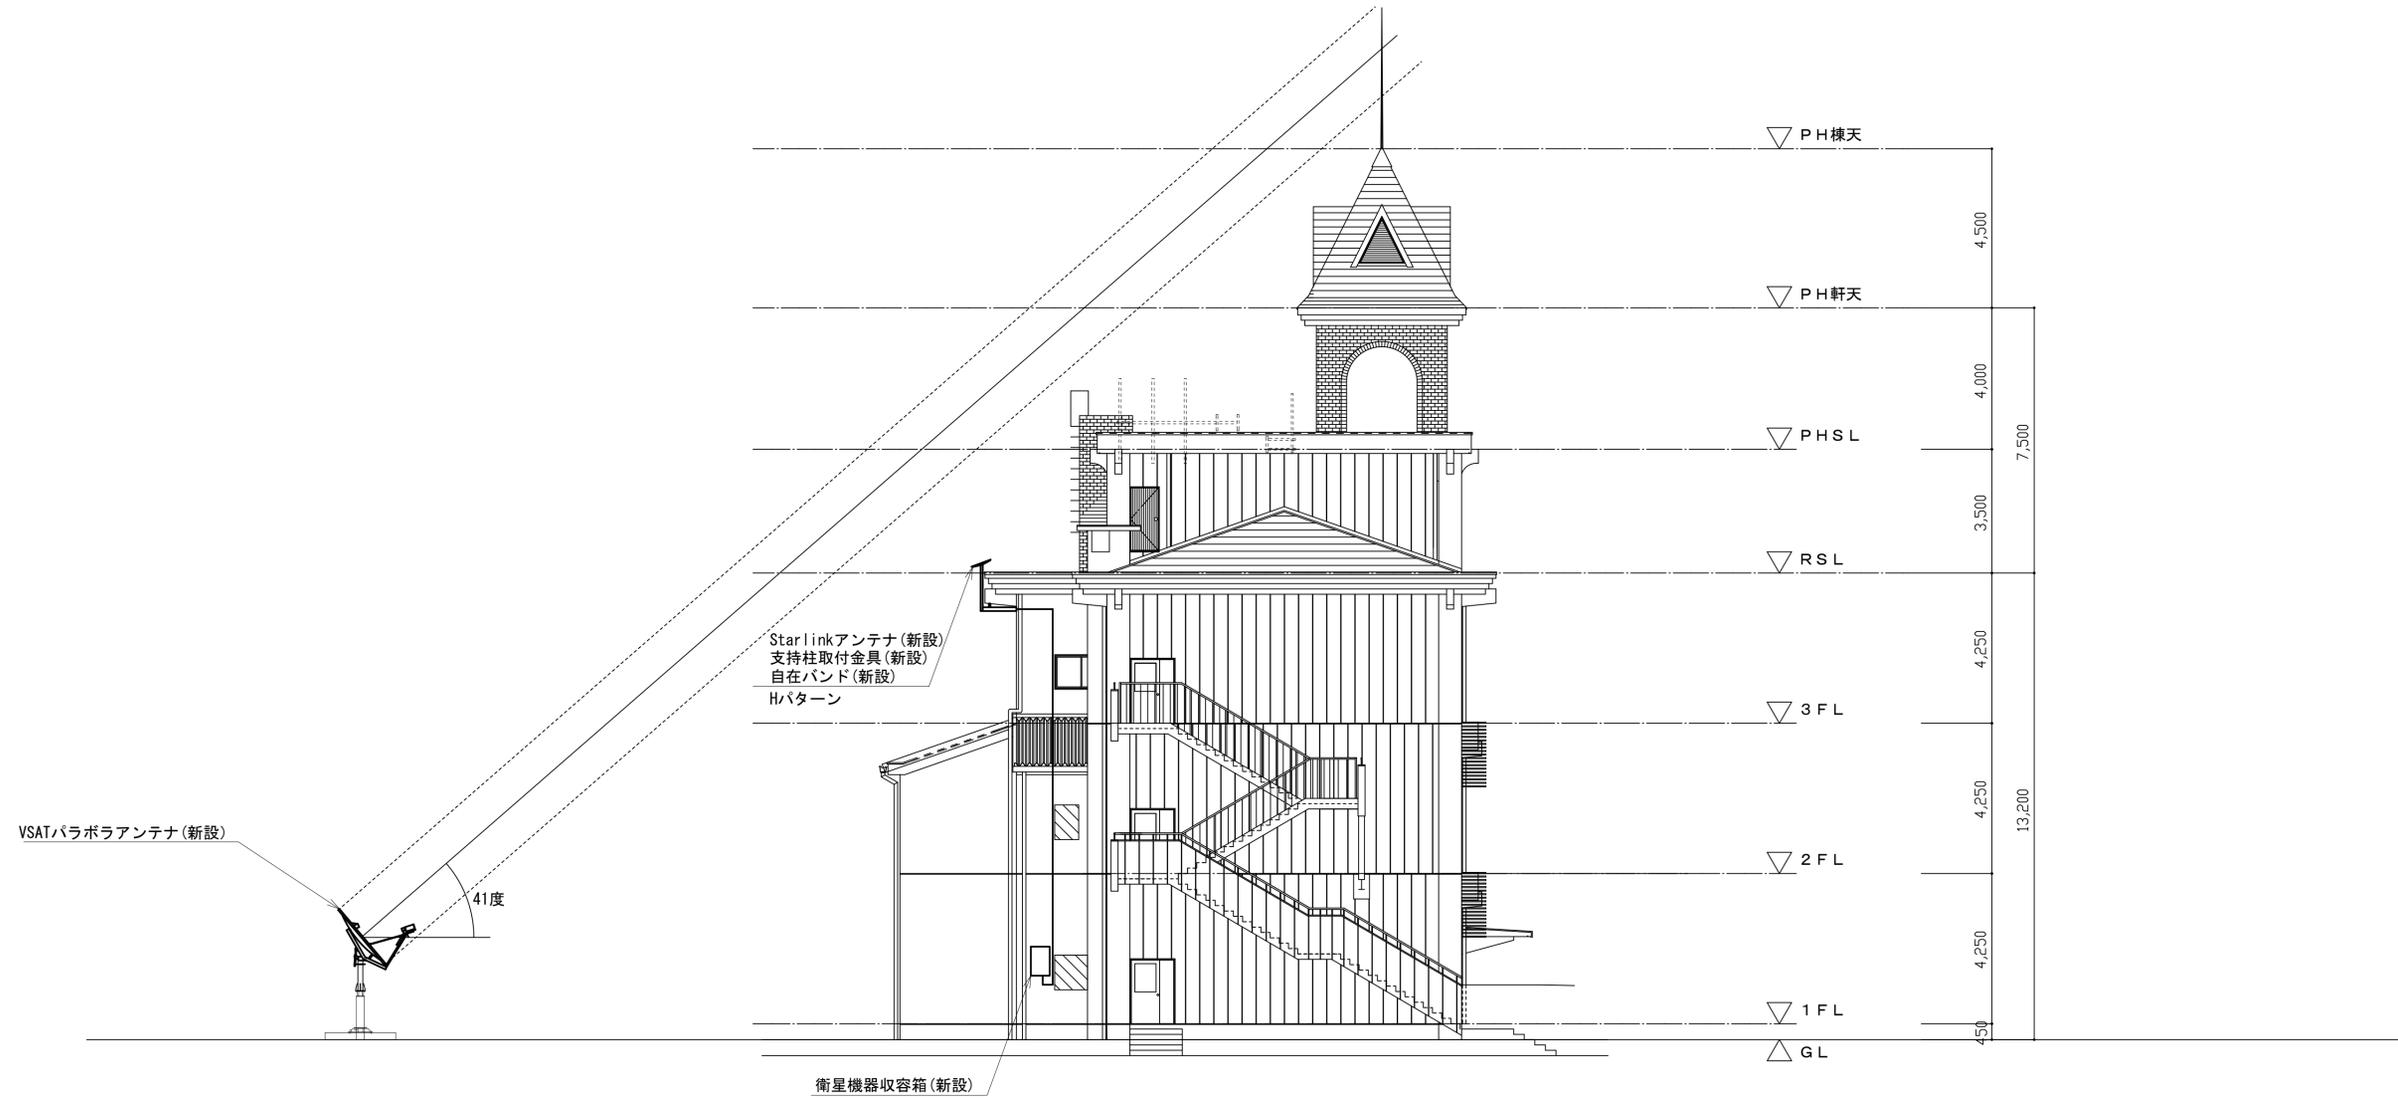


西側立面図 (S=1/100)

凡例	
	新設
	撤去
	新設
	撤去
	既設
	既設

工事名	奈良県防災行政通信ネットワーク 衛星回線等再整備工事		
図面名	下北山村役場 機器据付図(新設)		
作成年月日	令和 6年 8月		
縮尺	1:100	図面番号	04
会社名	株式会社東京建設コンサルタント		
事業者名	奈良県		

# 下北山村役場 1F 機器配置図 (新設)

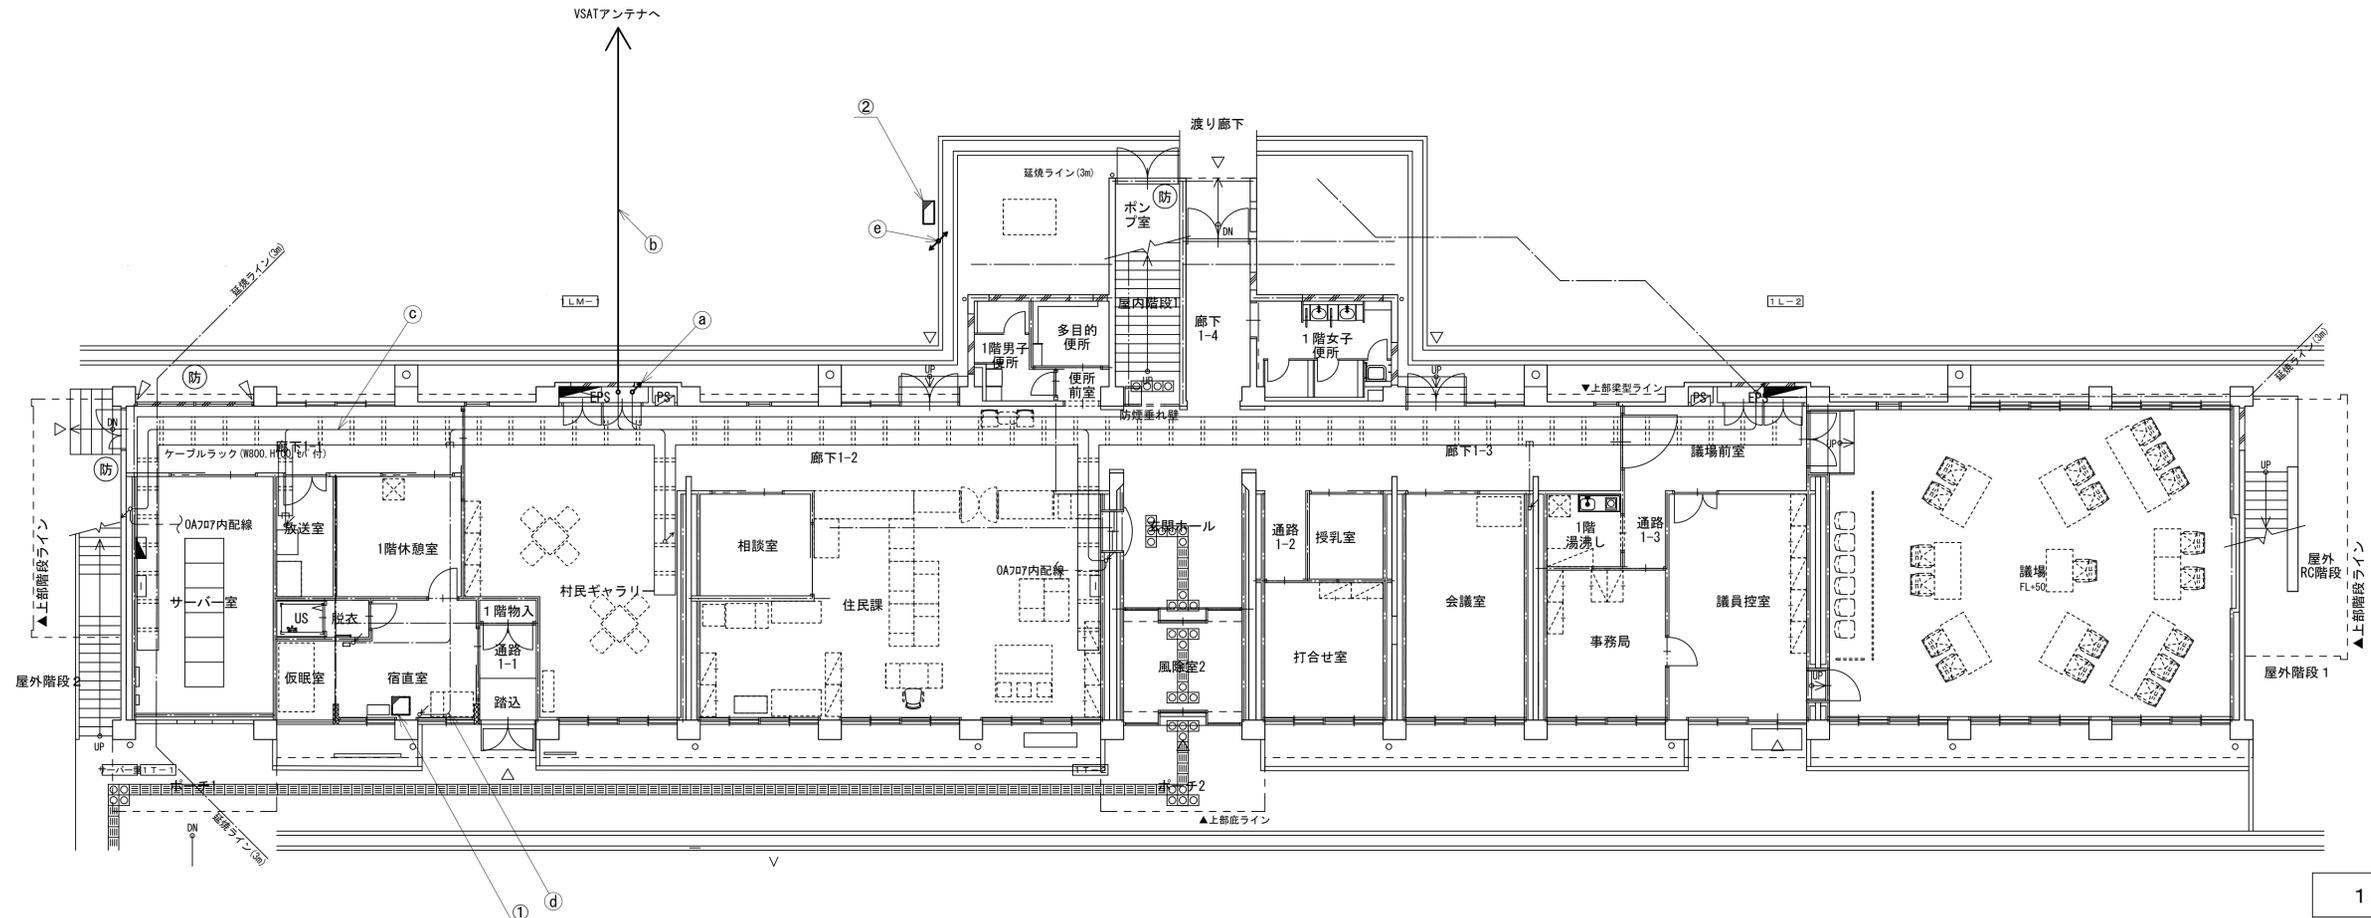

1階平面図

名称	作業	施工方法
LANケーブル×3	既設	ラック(既設)
SWVP0. 5-20C	既設	
CE3. 5sq-3C	既設	
① S-5C-FB×2	新設	ラック(既設)
IE3. 5sq	既設	
② S-5C-FB×2	新設	FEP40(既設)
IE3. 5sq	既設	
LANケーブル×3	既設	ラック(既設)
SWVP0. 5-40P	既設	
CE3. 5sq-3C	既設	
③ SWVP0. 5-40P	既設	天井ころがし
CE3. 5sq-3C	既設	
④ 屋外LANケーブル	新設	G22(新設)
⑤ 外部アンテナ接続用ケーブル	新設	G22(新設)
CE3. 5sq-3C	新設	G28(新設)



番号	名称	備考
①	防災情報端末(オプション)	新設
	スピーカー付警告灯	新設
	PoE HUB(8Port)	新設

番号	名称	備考
②	衛星機器収容箱	新設
	電源ユニット	新設

凡例  
  
 : 新設     : 撤去     : 新設     : 撤去  
 : 既設     : 既設

工事名	奈良県防災行政通信ネットワーク 衛星回線等再整備工事		
図面名	下北山村役場 1F 機器配置図(新設)		
作成年月日	令和 6年 8月		
縮尺	1:100	図面番号	05
会社名	株式会社東京建設コンサルタント		
事業者名	奈良県		

# 下北山村役場 2F 機器配置図 (新設)

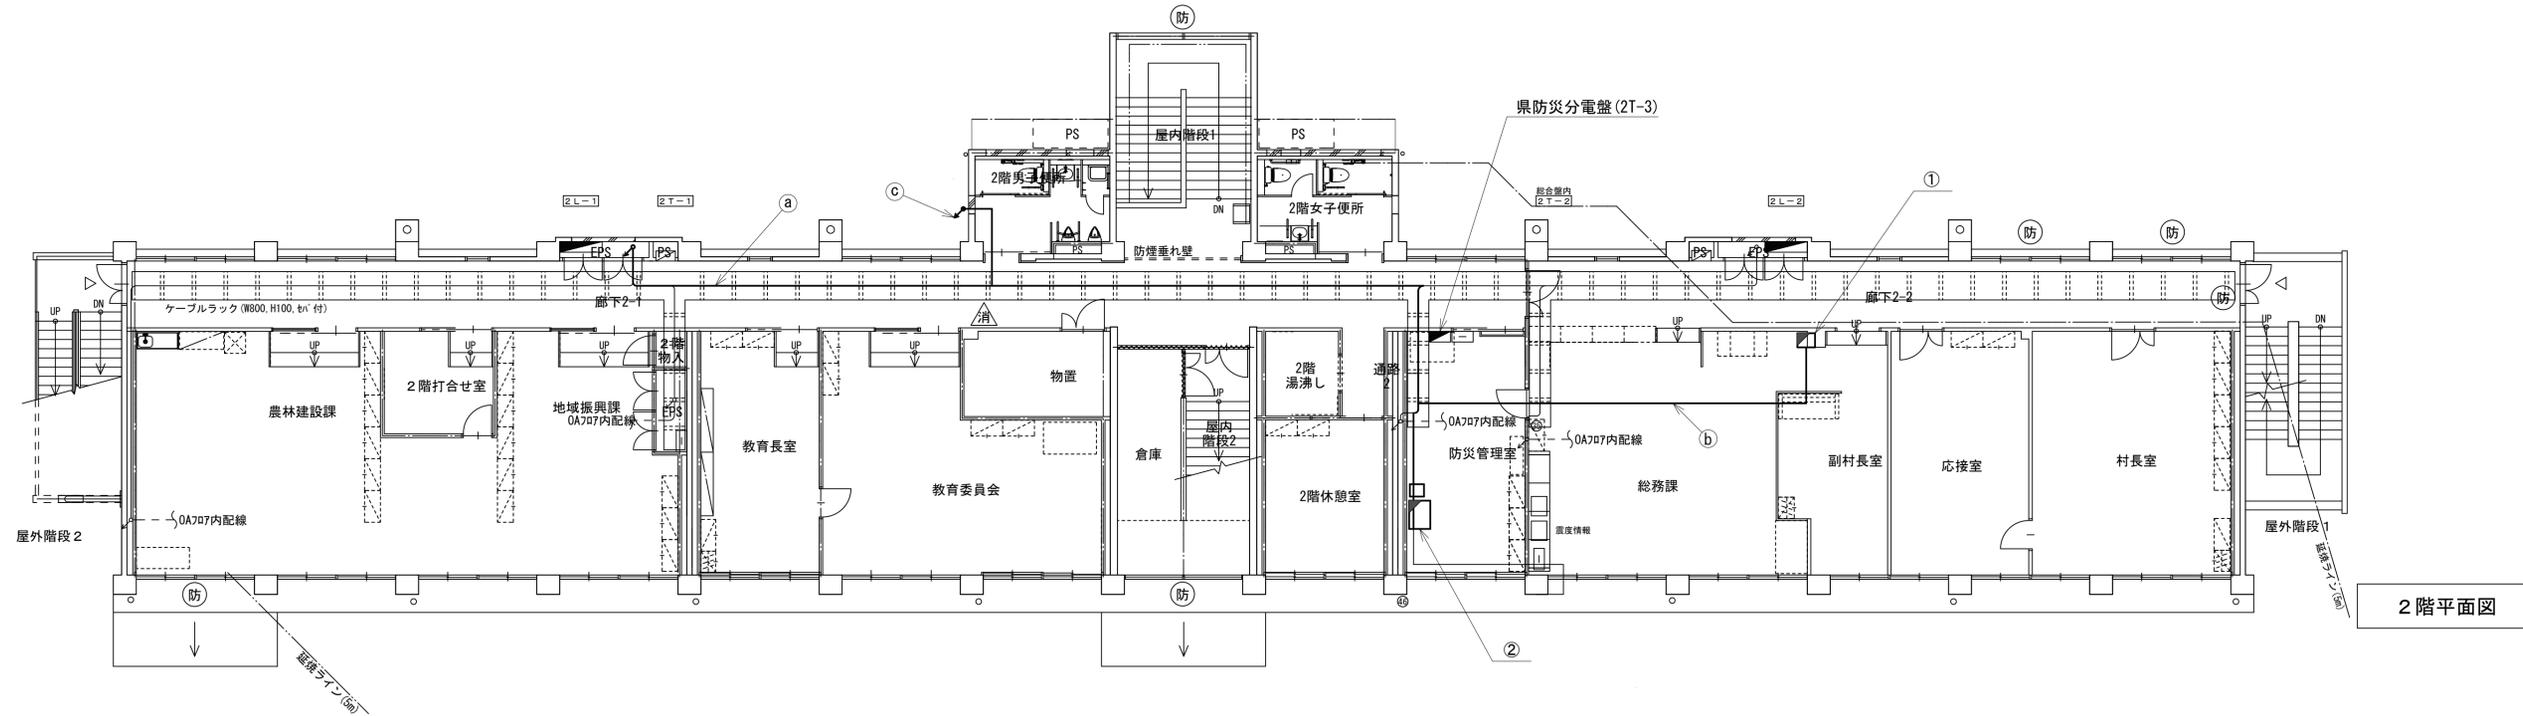 


名称	作業	施工方法
LANケーブル×3	既設	
SWVPO, 5-20C	既設	
a CE3, 5sq-3C	既設	ラック (既設)
S-5C-FB×2	新設	
IE3, 5sq	既設	
LANケーブル×2	既設	
b FCEV-S0, 65-10P	既設	床下こがし
CE5, 5sq-3C	既設	
LANケーブル	新設	
c 屋外LANケーブル	新設	G22 (新設)
CE3, 5sq-3C	新設	G28 (新設)

番号	名称	備考
①	収容卓	既設
	PoE HUB (8Port)	新設
	防災プリンタ	新設
	防災電話 (IP)	新設
	スピーカー付警告灯	新設
	共用網L2-SW	新設
	セットトップボックス	新設
	モニタ	新設
	VoIP-GW (VSAT系)	新設
	防災電話 (アナログ)	新設
	防災FAX (アナログ)	新設
	VSAT制御端末	新設
	防災情報端末	新設
	防災電話 (IP) (大和路HW)	新設
PoEインジェクタ	新設	
②	収容架	既設
	VSAT	新設
	UTM	新設
	UPS	新設
	県専用網管理ルータ	新設

凡例	
<span style="border: 1px solid black; display: inline-block; width: 10px; height: 10px;"></span>	新設
<span style="border: 1px dashed black; display: inline-block; width: 10px; height: 10px;"></span>	撤去
<span style="border-bottom: 1px solid black; display: inline-block; width: 10px;"></span>	新設
<span style="border-bottom: 1px dashed black; display: inline-block; width: 10px;"></span>	撤去
<span style="border: 1px solid black; display: inline-block; width: 10px; height: 10px;"></span>	既設
<span style="border-bottom: 1px solid black; display: inline-block; width: 10px;"></span>	既設

工事名	奈良県防災行政通信ネットワーク 衛星回線等再整備工事		
図面名	下北山村役場 2F 機器配置図 (新設)		
作成年月日	令和 6年 8月		
縮尺	1:100	図面番号	06
会社名	株式会社東京建設コンサルタント		
事業者名	奈良県		

# 下北山村役場 配線系統図 (新設)

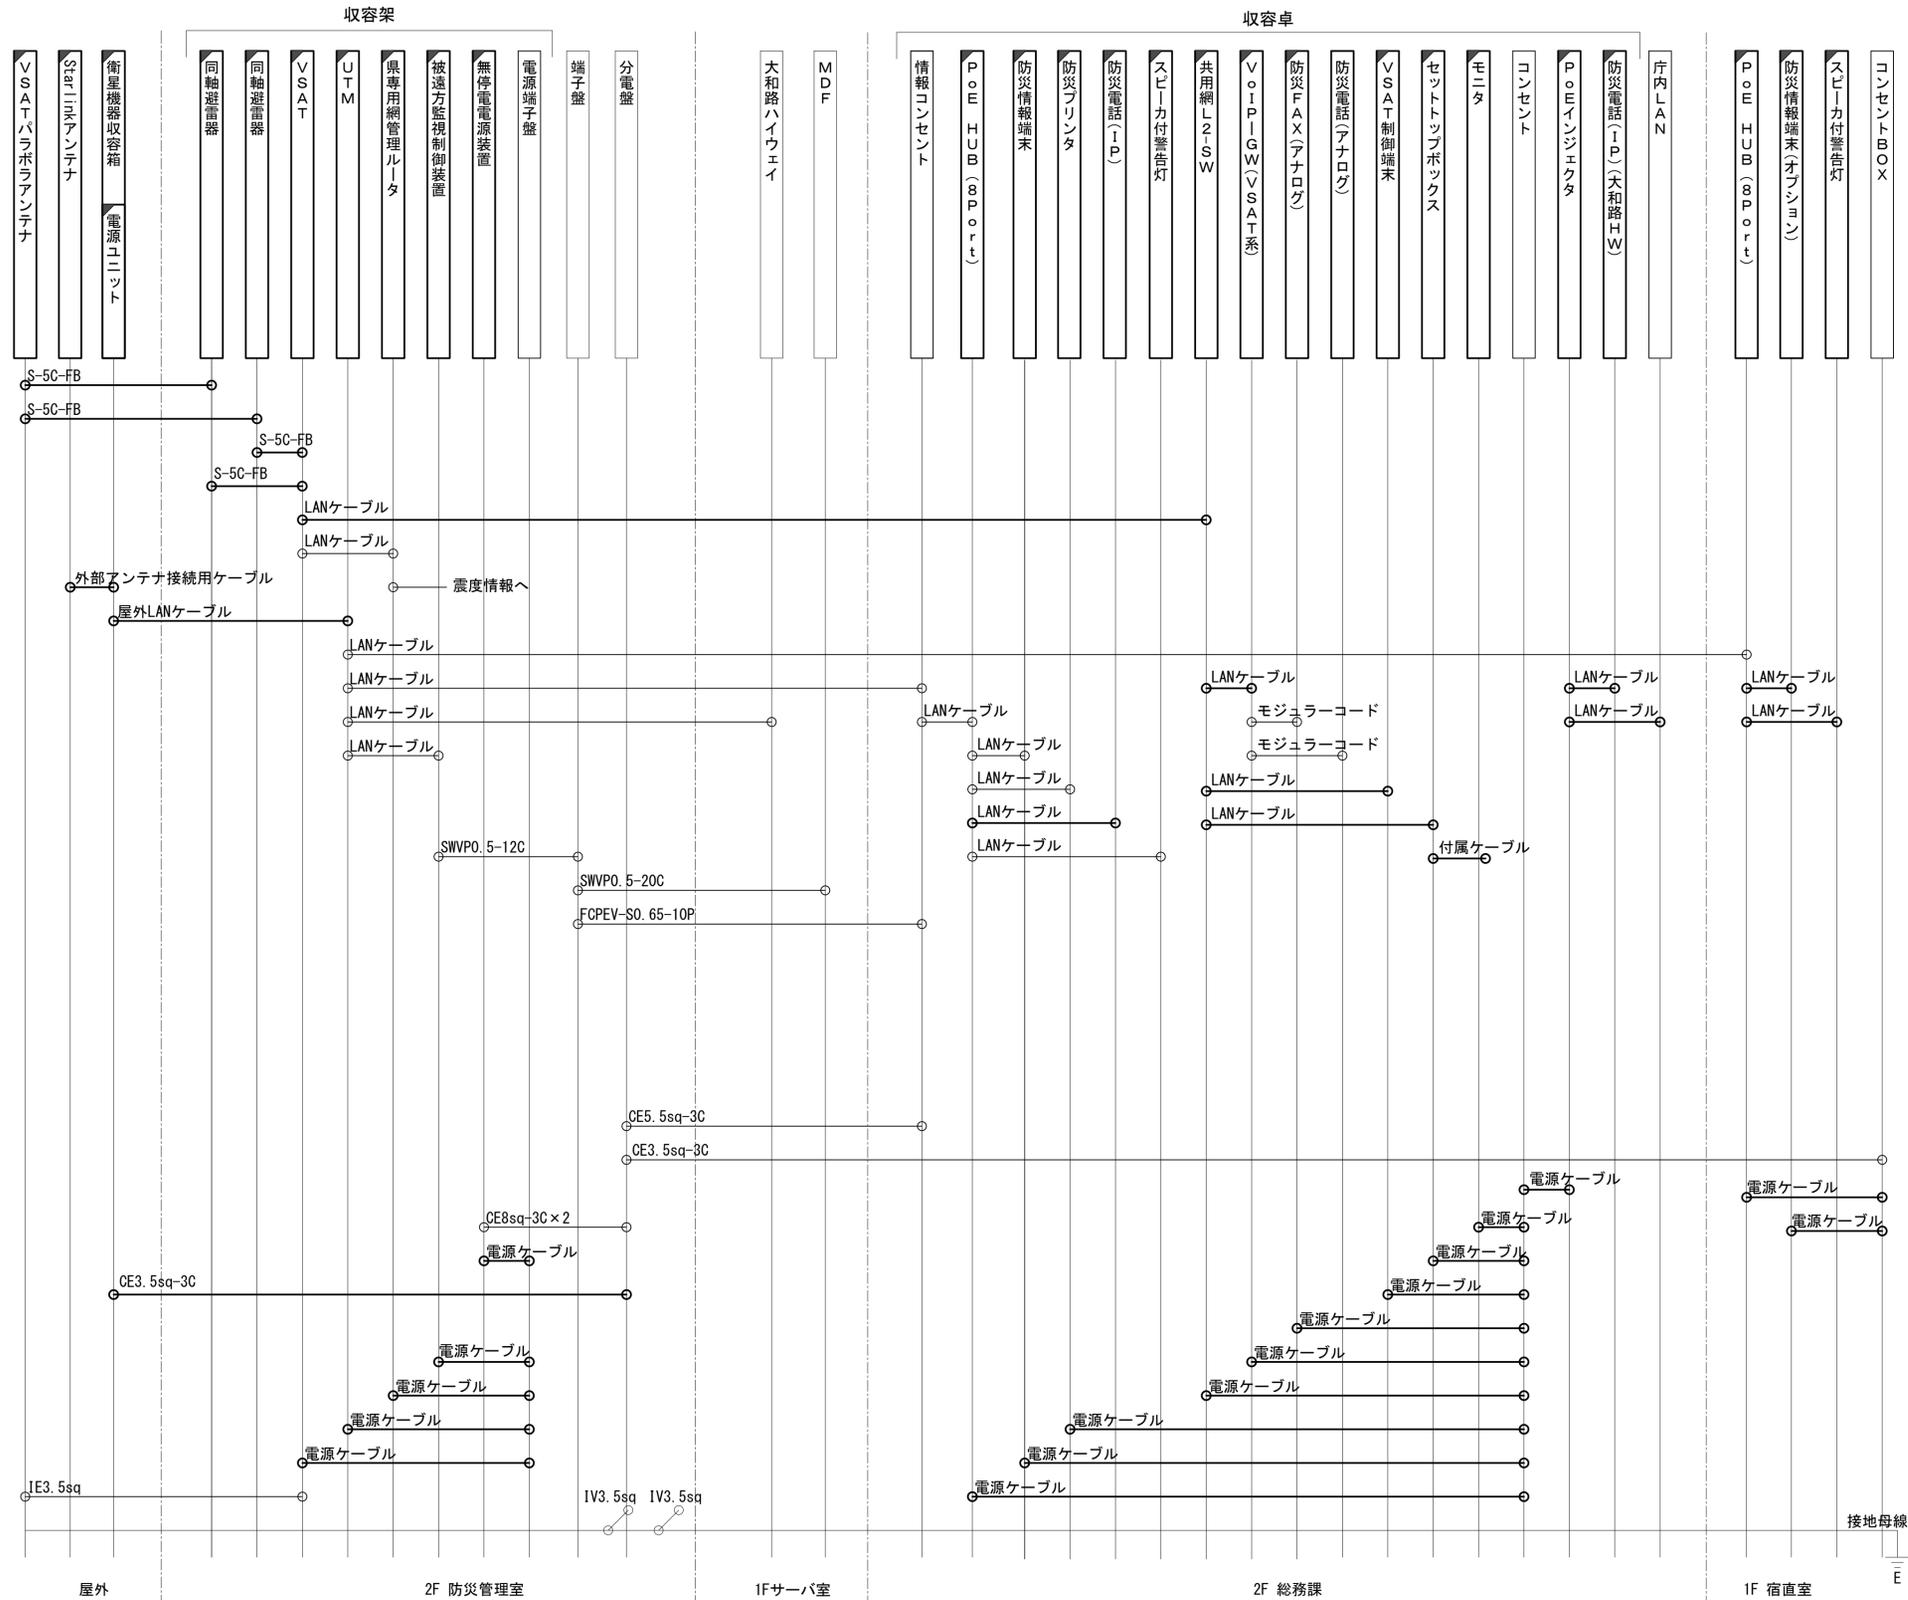

<span style="border: 1px solid black; display: inline-block; width: 10px; height: 10px;"></span>	移設	新設ケーブル
<span style="border: 1px solid black; display: inline-block; width: 10px; height: 10px;"></span>	既設	既設ケーブル


<span style="border: 1px solid black; display: inline-block; width: 10px; height: 10px;"></span>	新設	<span style="border: 1px dashed black; display: inline-block; width: 10px; height: 10px;"></span>	撤去
<span style="border-bottom: 1px solid black; display: inline-block; width: 10px;"></span>	新設	<span style="border-bottom: 1px dashed black; display: inline-block; width: 10px;"></span>	撤去
<span style="border: 1px solid black; display: inline-block; width: 10px; height: 10px;"></span>	既設	<span style="border: 1px solid black; display: inline-block; width: 10px; height: 10px;"></span>	既設

工事名	奈良県防災行政通信ネットワーク 衛星回線等再整備工事		
図面名	下北山村役場 配線系統図(新設)		
作成年月日	令和 6年 8月		
縮尺	NON	図面番号	07
会社名	株式会社東京建設コンサルタント		
事業者名	奈良県		

# 下北山村役場 系統図 (撤去)

凡例


- VSAT VSAT
- L2-SW (24Port)
- L2-SW (8Port)
- L2-SW (16Port +メディアコンバーター)
- L2-SW (8Port +メディアコンバーター)
- VPNルータ
- 被遠方監視制御装置
- 防災IP交換機
- 無停電電源装置
- ローカルWEBサーバ兼 防災情報端末
- 防災情報端末
- 防災情報端末(オプション)
- 複合機
- メディアコンバーター
- ① 防災電話
- ② 防災電話(衛星)
- ③ コンセントBOX
- 衛星IDU 衛星携帯電話 IDU
- 衛星FAXアダプタ
- マルチアダプタ
- FAX
- SPD盤
- 分配機
- 震度表示処理装置
- PBX
- 端子盤、MDF
- H W 大和路ハイウェイ
- K-OPT K-OPTICAL
- 電源端子台
- ④ 情報コンセント
- 警告灯 スピーカ付警告灯
- モニター
- IRD
- J-ALERT
- 変圧器
- USBプリントサーバー
- プリンタ

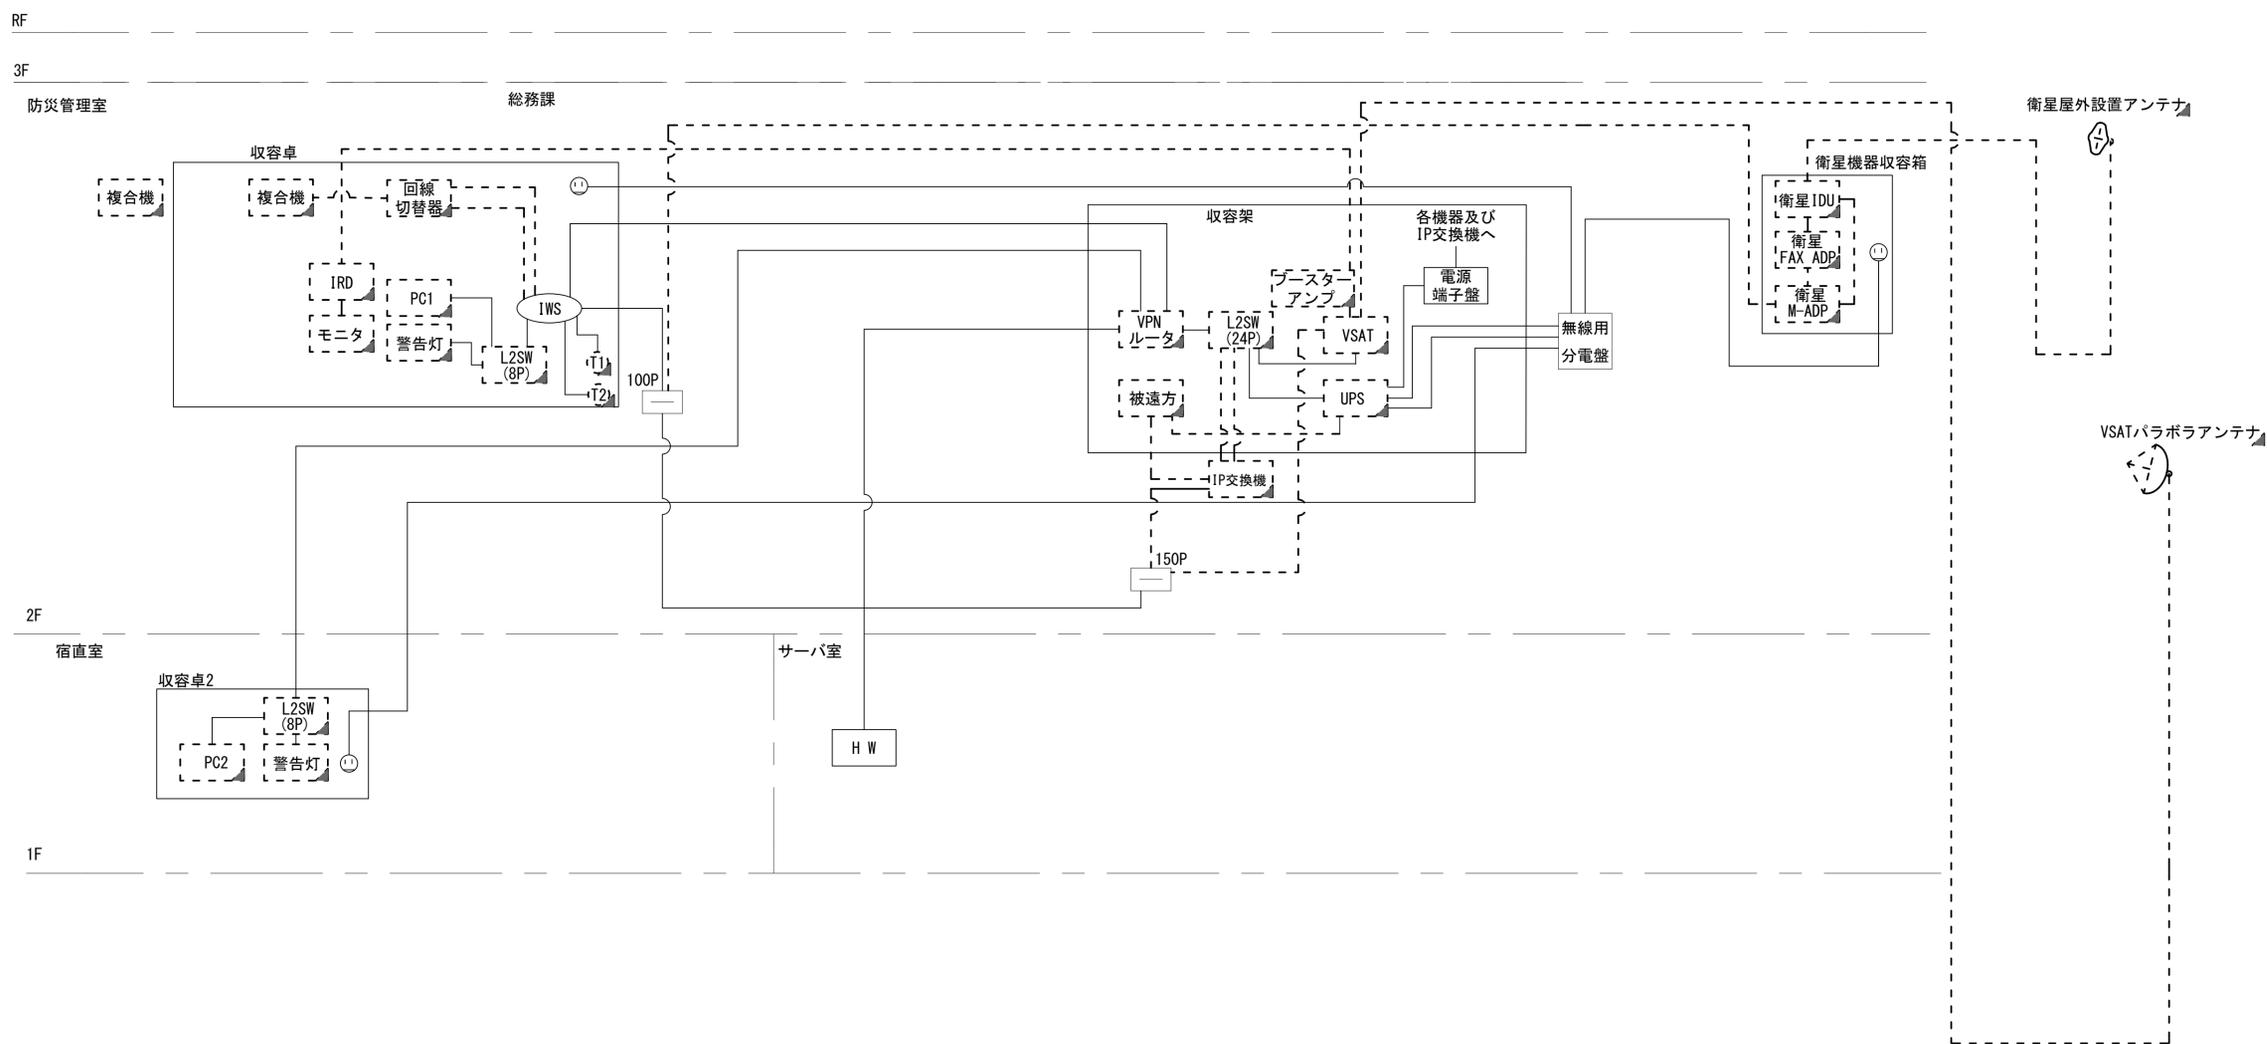

工事名	奈良県防災行政通信ネットワーク 衛星回線等再整備工事		
図面名	下北山村役場 系統図(撤去)		
作成年月日	令和 6年 8月		
縮尺	NON	図面番号	08
会社名	株式会社東京建設コンサルタント		
事業者名	奈良県		

凡例			
<span style="border: 1px solid black; display: inline-block; width: 10px; height: 10px;"></span>	<span style="border: 1px dashed black; display: inline-block; width: 10px; height: 10px;"></span>	<span style="border-bottom: 1px solid black; width: 10px; display: inline-block;"></span>	<span style="border-bottom: 1px dashed black; width: 10px; display: inline-block;"></span>
新設	撤去	新設	撤去
<span style="border: 1px solid black; display: inline-block; width: 10px; height: 10px;"></span>	<span style="border: 1px solid black; display: inline-block; width: 10px; height: 10px;"></span>	<span style="border-bottom: 1px solid black; width: 10px; display: inline-block;"></span>	<span style="border-bottom: 1px solid black; width: 10px; display: inline-block;"></span>
既設	既設	既設	既設

# 下北山村役場 敷地平面図 (撤去)

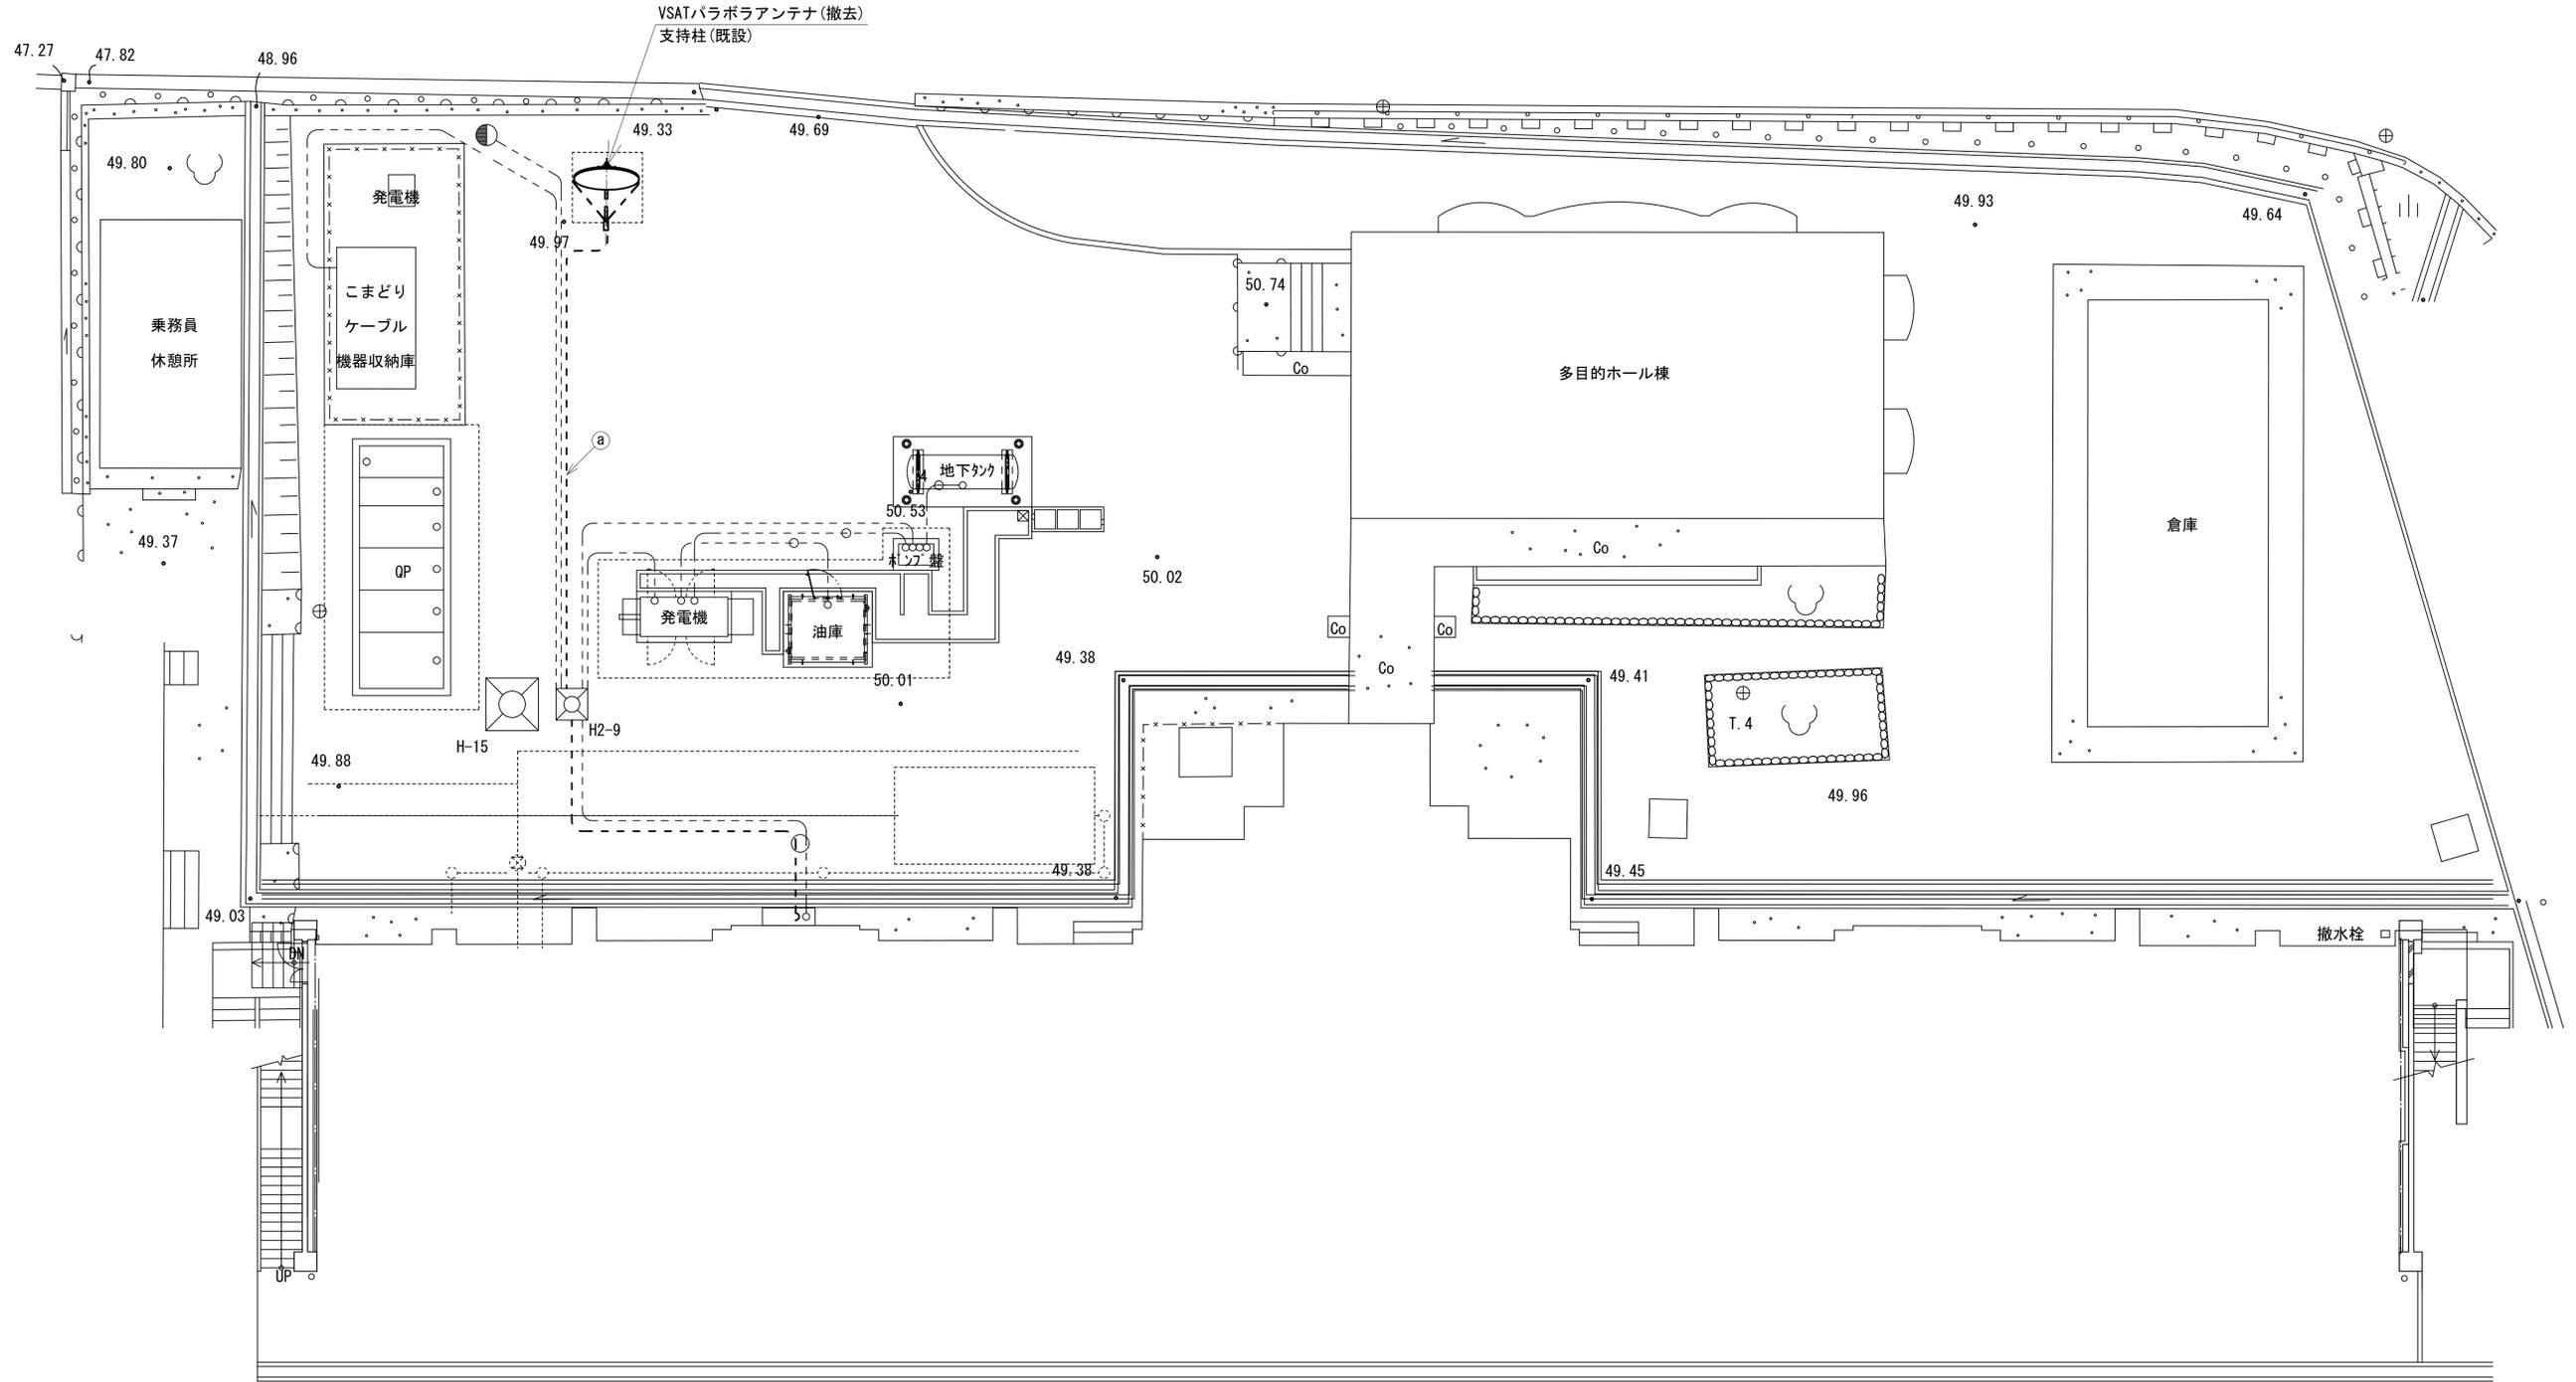


名称	作業	施工方法
8D-HFAE × 2 1E3.5sq	撤去 既設	FEP40 (既設)

凡例	
	新設
	撤去
	新設
	撤去
	既設
	既設

工事名	奈良県防災行政通信ネットワーク 衛星回線等再整備工事		
図面名	下北山村役場 敷地平面図(撤去)		
作成年月日	令和 6年 8月		
縮尺	1:100	図面番号	09
会社名	株式会社東京建設コンサルタント		
事業者名	奈良県		

# 下北山村役場 機器据付図 (撤去)

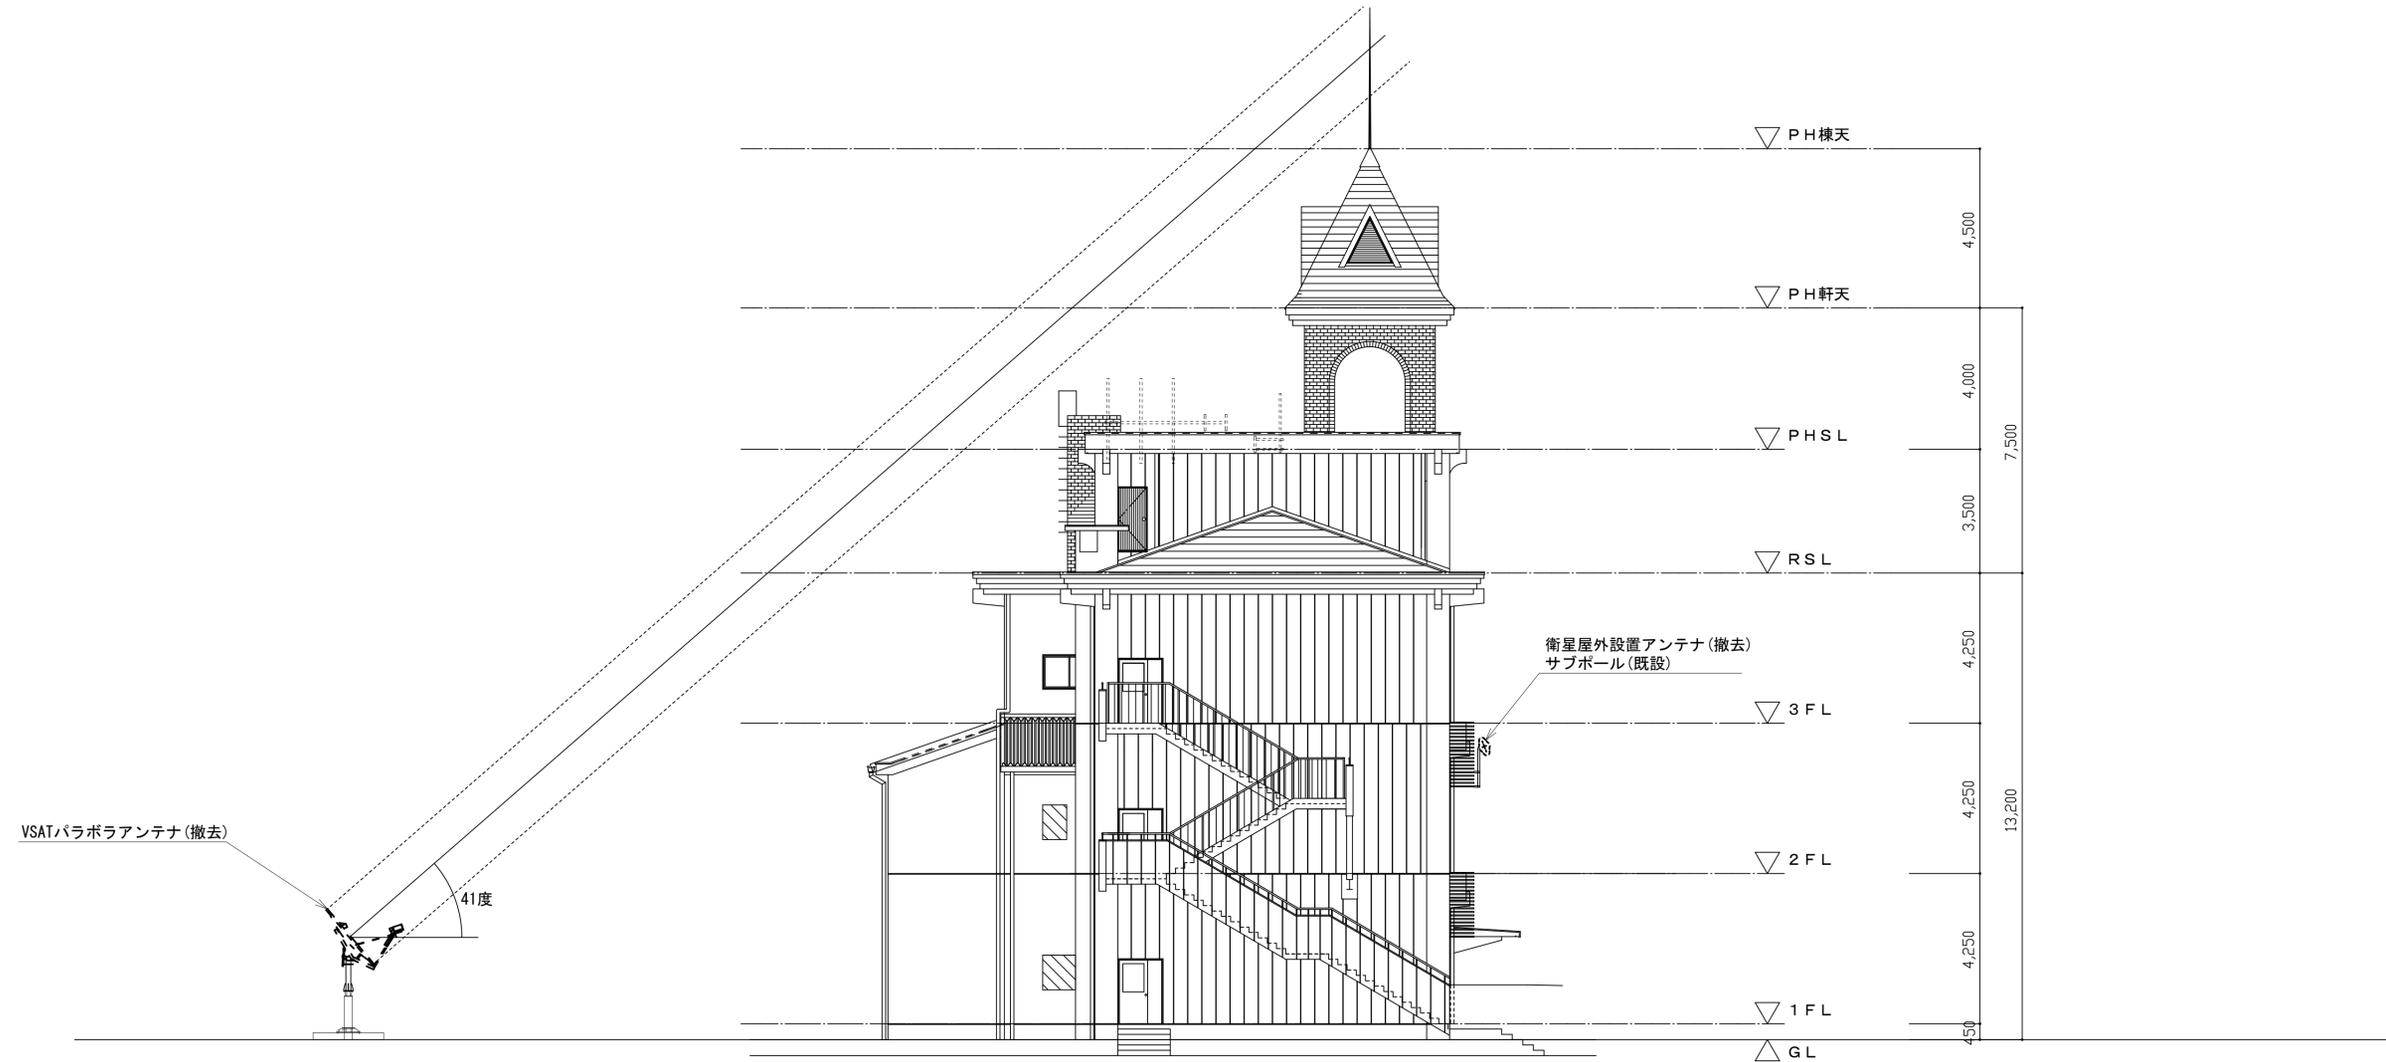


西側立面図 (S=1/100)

凡 例	
	新設
	撤去
	新設
	撤去
	既設
	既設

工事名	奈良県防災行政通信ネットワーク 衛星回線等再整備工事		
図面名	下北山村役場 機器据付図 (撤去)		
作成年月日	令和 6年 8月		
縮尺	1:100	図面番号	10
会社名	株式会社東京建設コンサルタント		
事業者名	奈良県		

# 下北山村役場 1F 機器配置図 (撤去)

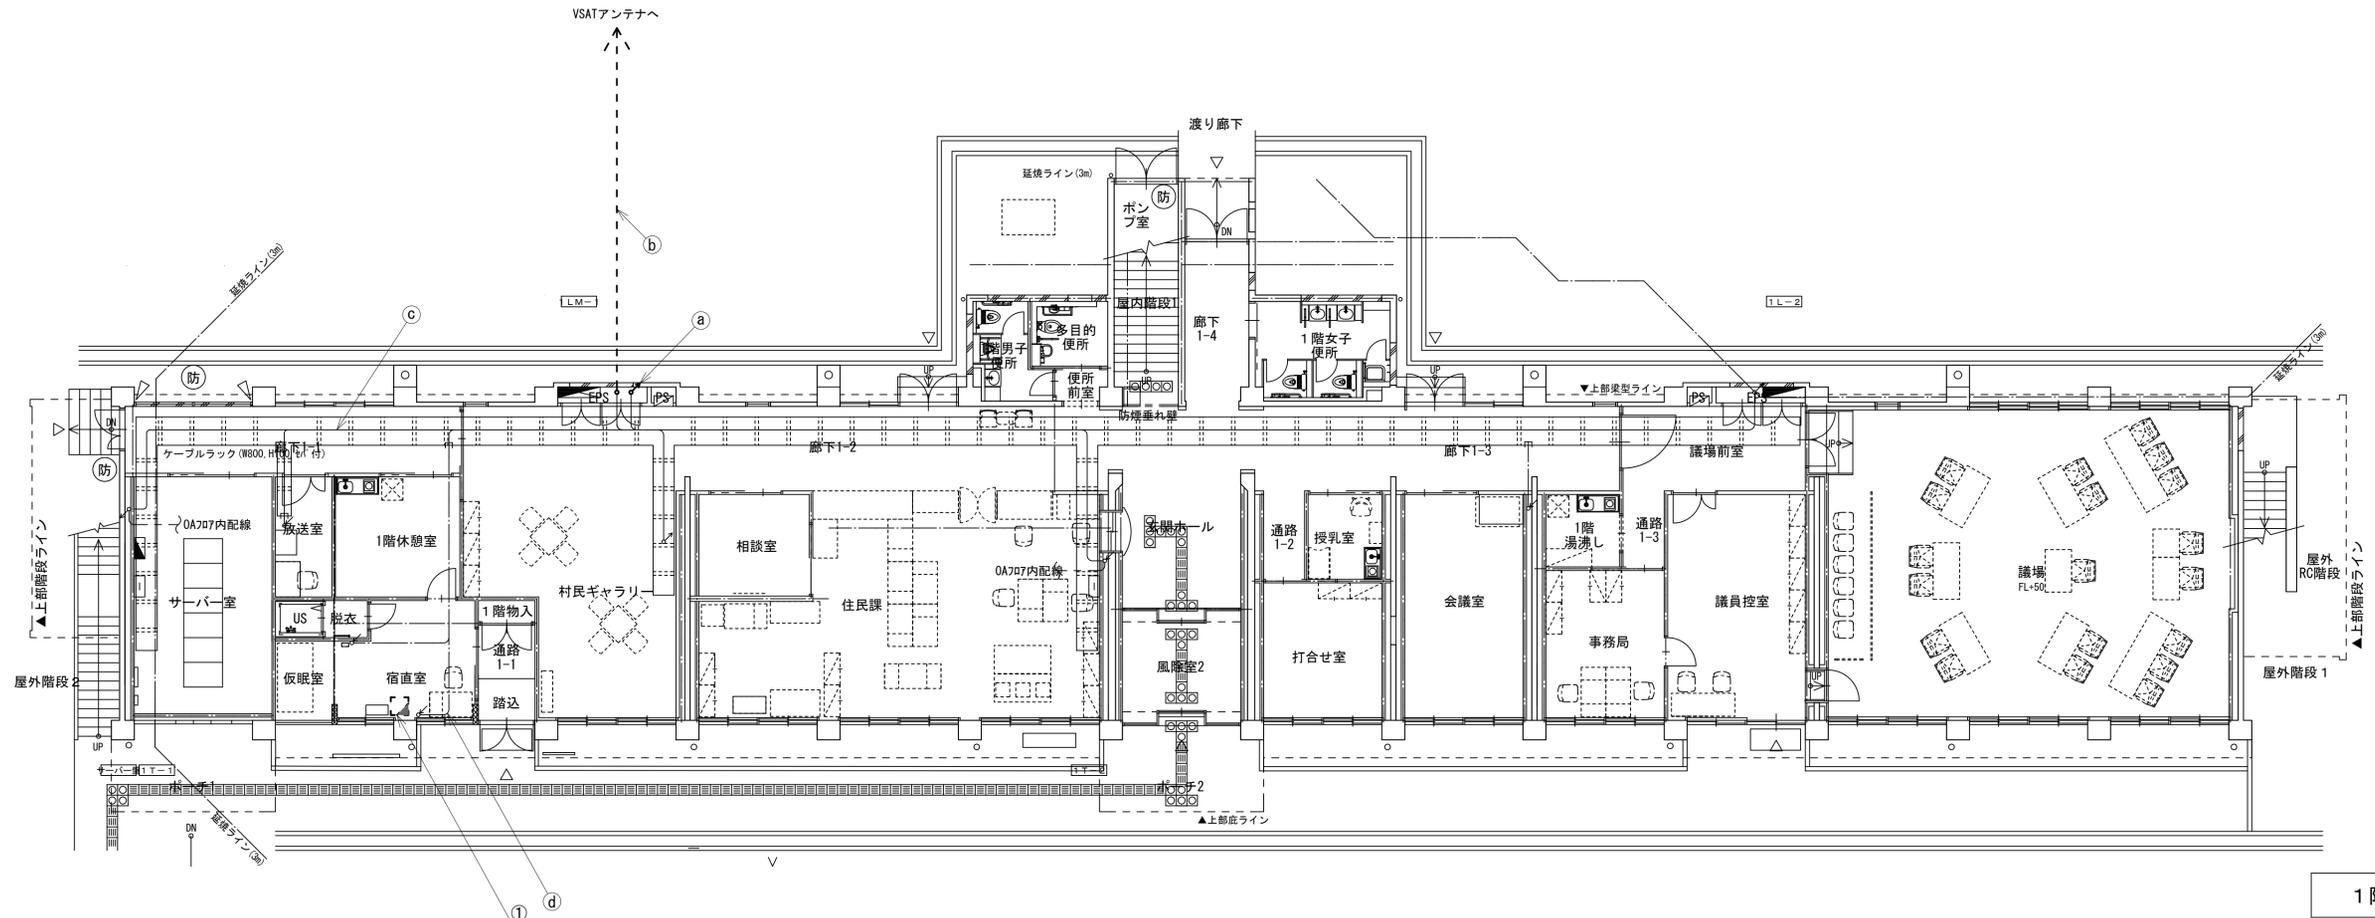

1階平面図

名称	作業	施工方法
LANケーブル×3	既設	
SWVPO. 5-20C	既設	
a CE3. 5sq-3C	既設	ラック(既設)
8D-HFAE×2	撤去	
IE3. 5sq	既設	
b 8D-HFAE×2	撤去	FEP40(既設)
IE3. 5sq	既設	
c LANケーブル×3	既設	
SWVPO. 5-40P	既設	ラック(既設)
CE3. 5sq-3C	既設	
d SWVPO. 5-40P	既設	天井ころがし
CE3. 5sq-3C	既設	



番号	名称	備考
①	防災情報端末	撤去
	スピーカ付警告灯	撤去

凡例

<span style="border: 1px solid black; display: inline-block; width: 10px; height: 10px;"></span>	新設	<span style="border: 1px dashed black; display: inline-block; width: 10px; height: 10px;"></span>	撤去	<span style="border-bottom: 1px solid black; width: 10px; display: inline-block;"></span>	新設	<span style="border-bottom: 1px dashed black; width: 10px; display: inline-block;"></span>	撤去
<span style="border: 1px solid black; display: inline-block; width: 10px; height: 10px;"></span>	既設	<span style="border-bottom: 1px solid black; width: 10px; display: inline-block;"></span>	既設				

工事名	奈良県防災行政通信ネットワーク 衛星回線等再整備工事
図面名	下北山村役場 1F 機器配置図(撤去)
作成年月日	令和 6年 8月
縮尺	1:100
図面番号	11
会社名	株式会社東京建設コンサルタント
事業者名	奈良県

# 下北山村役場 2F 機器配置図 (撤去)

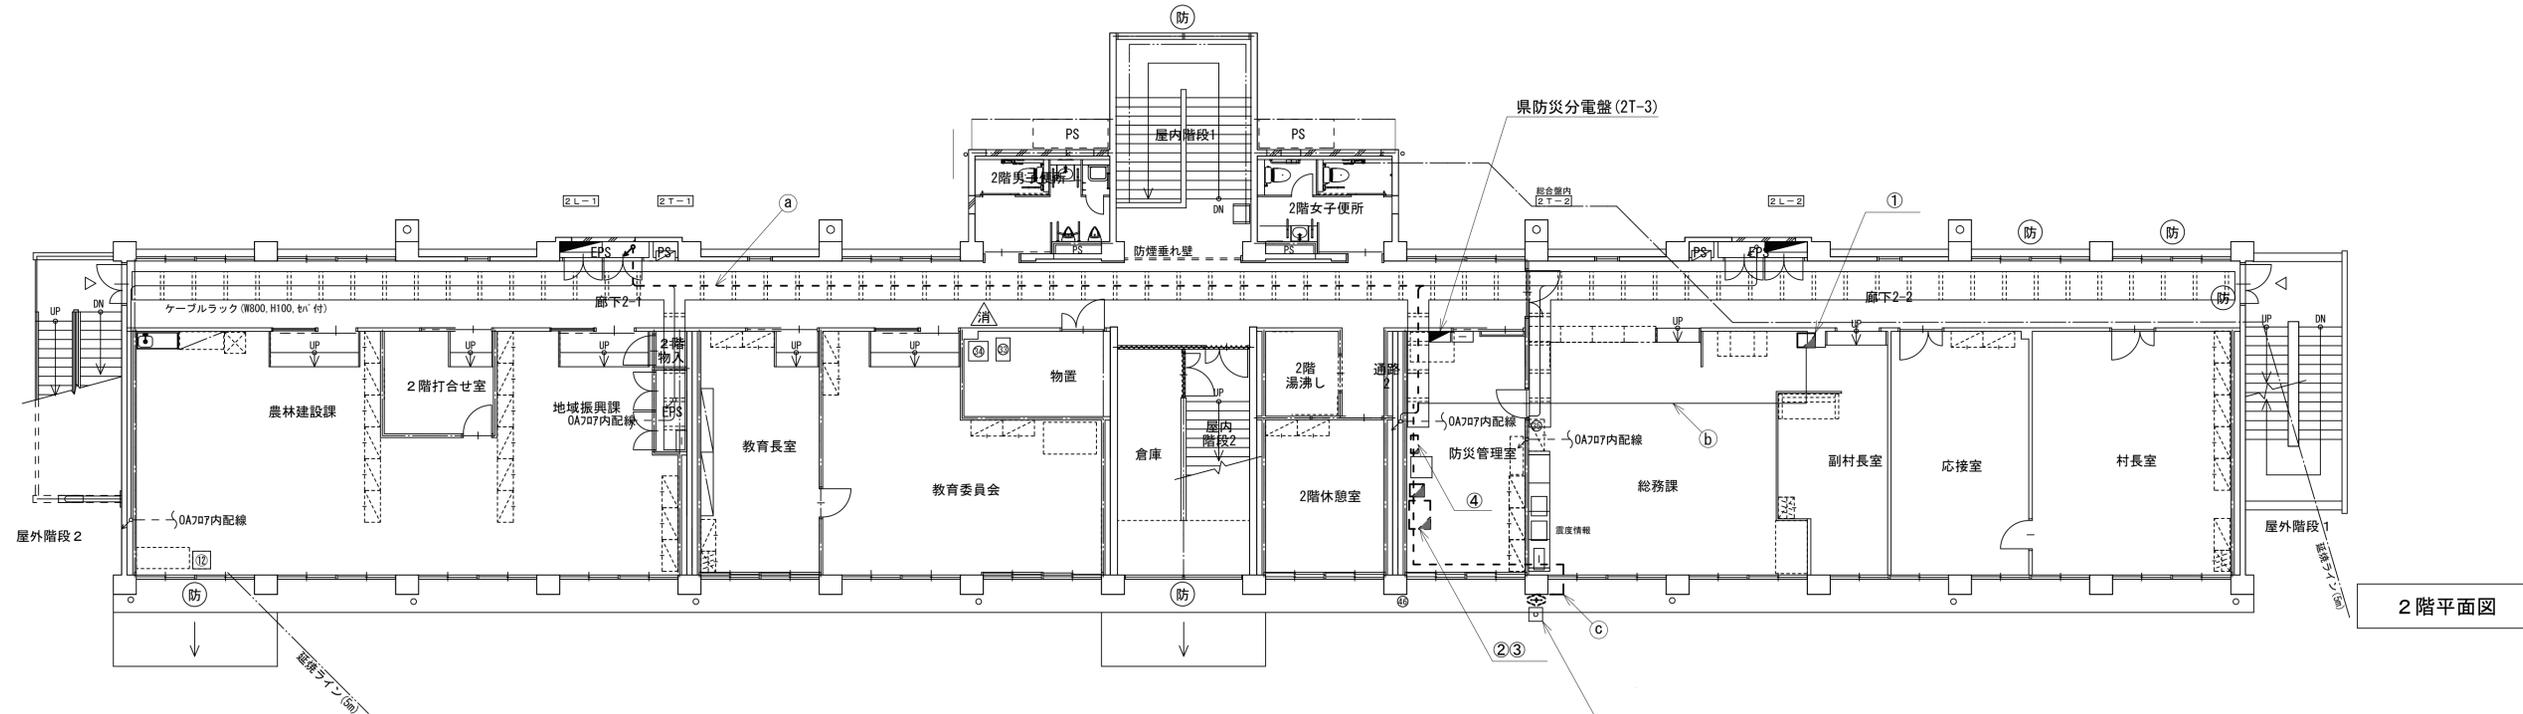 

名称	作業	施工方法
LANケーブル×3	既設	
SWVPO, 5-20C	既設	
a CE3, 5sq-3C	既設	ラック(既設)
8D-HFAE×2	撤去	
IE3, 5sq	既設	
LANケーブル×2	既設	
b FCEV-S0, 65-10P	既設	床下こrogashi
CE3, 5sq-3C	既設	
c 外部アンテナ接続用アンテナ	撤去	G36(既設)

番号	名称	備考
	収容卓	既設
	L2-SW(8Port)	撤去
	回線切替器	撤去
	複合機	撤去
	スピーカー付警告灯	撤去
	防災電話	撤去
①	防災電話(衛星)	撤去
	ローカルサーバー/WEB兼防災情報端末	撤去
	IRD	撤去
	モニタ	撤去
	収容架	既設
	VSAT	撤去
②	L2-SW(24Port)	撤去
	VPNルータ	撤去
	被遠方監視制御装置	撤去
	UPS	撤去
③	防災IP交換機	撤去


衛星屋外設置アンテナ(撤去)  
支持柱×2(既設)  
支持柱壁面金具上下×4(既設)

番号	名称	備考
④	衛星機器収容箱	既設
	衛星可搬端末	撤去
	衛星FAXアダプター	撤去
	衛星ハンドセット	撤去
	マルチアダプター	撤去

凡例	
	新設
	撤去
	新設
	撤去
	既設
	既設

工事名	奈良県防災行政通信ネットワーク 衛星回線等整備工事		
図面名	下北山村役場 2F 機器配置図(撤去)		
作成年月日	令和 6年 8月		
縮尺	1:100	図面番号	12
会社名	株式会社東京建設コンサルタント		
事業者名	奈良県		

# 下北山村役場 配線系統図 (撤去)

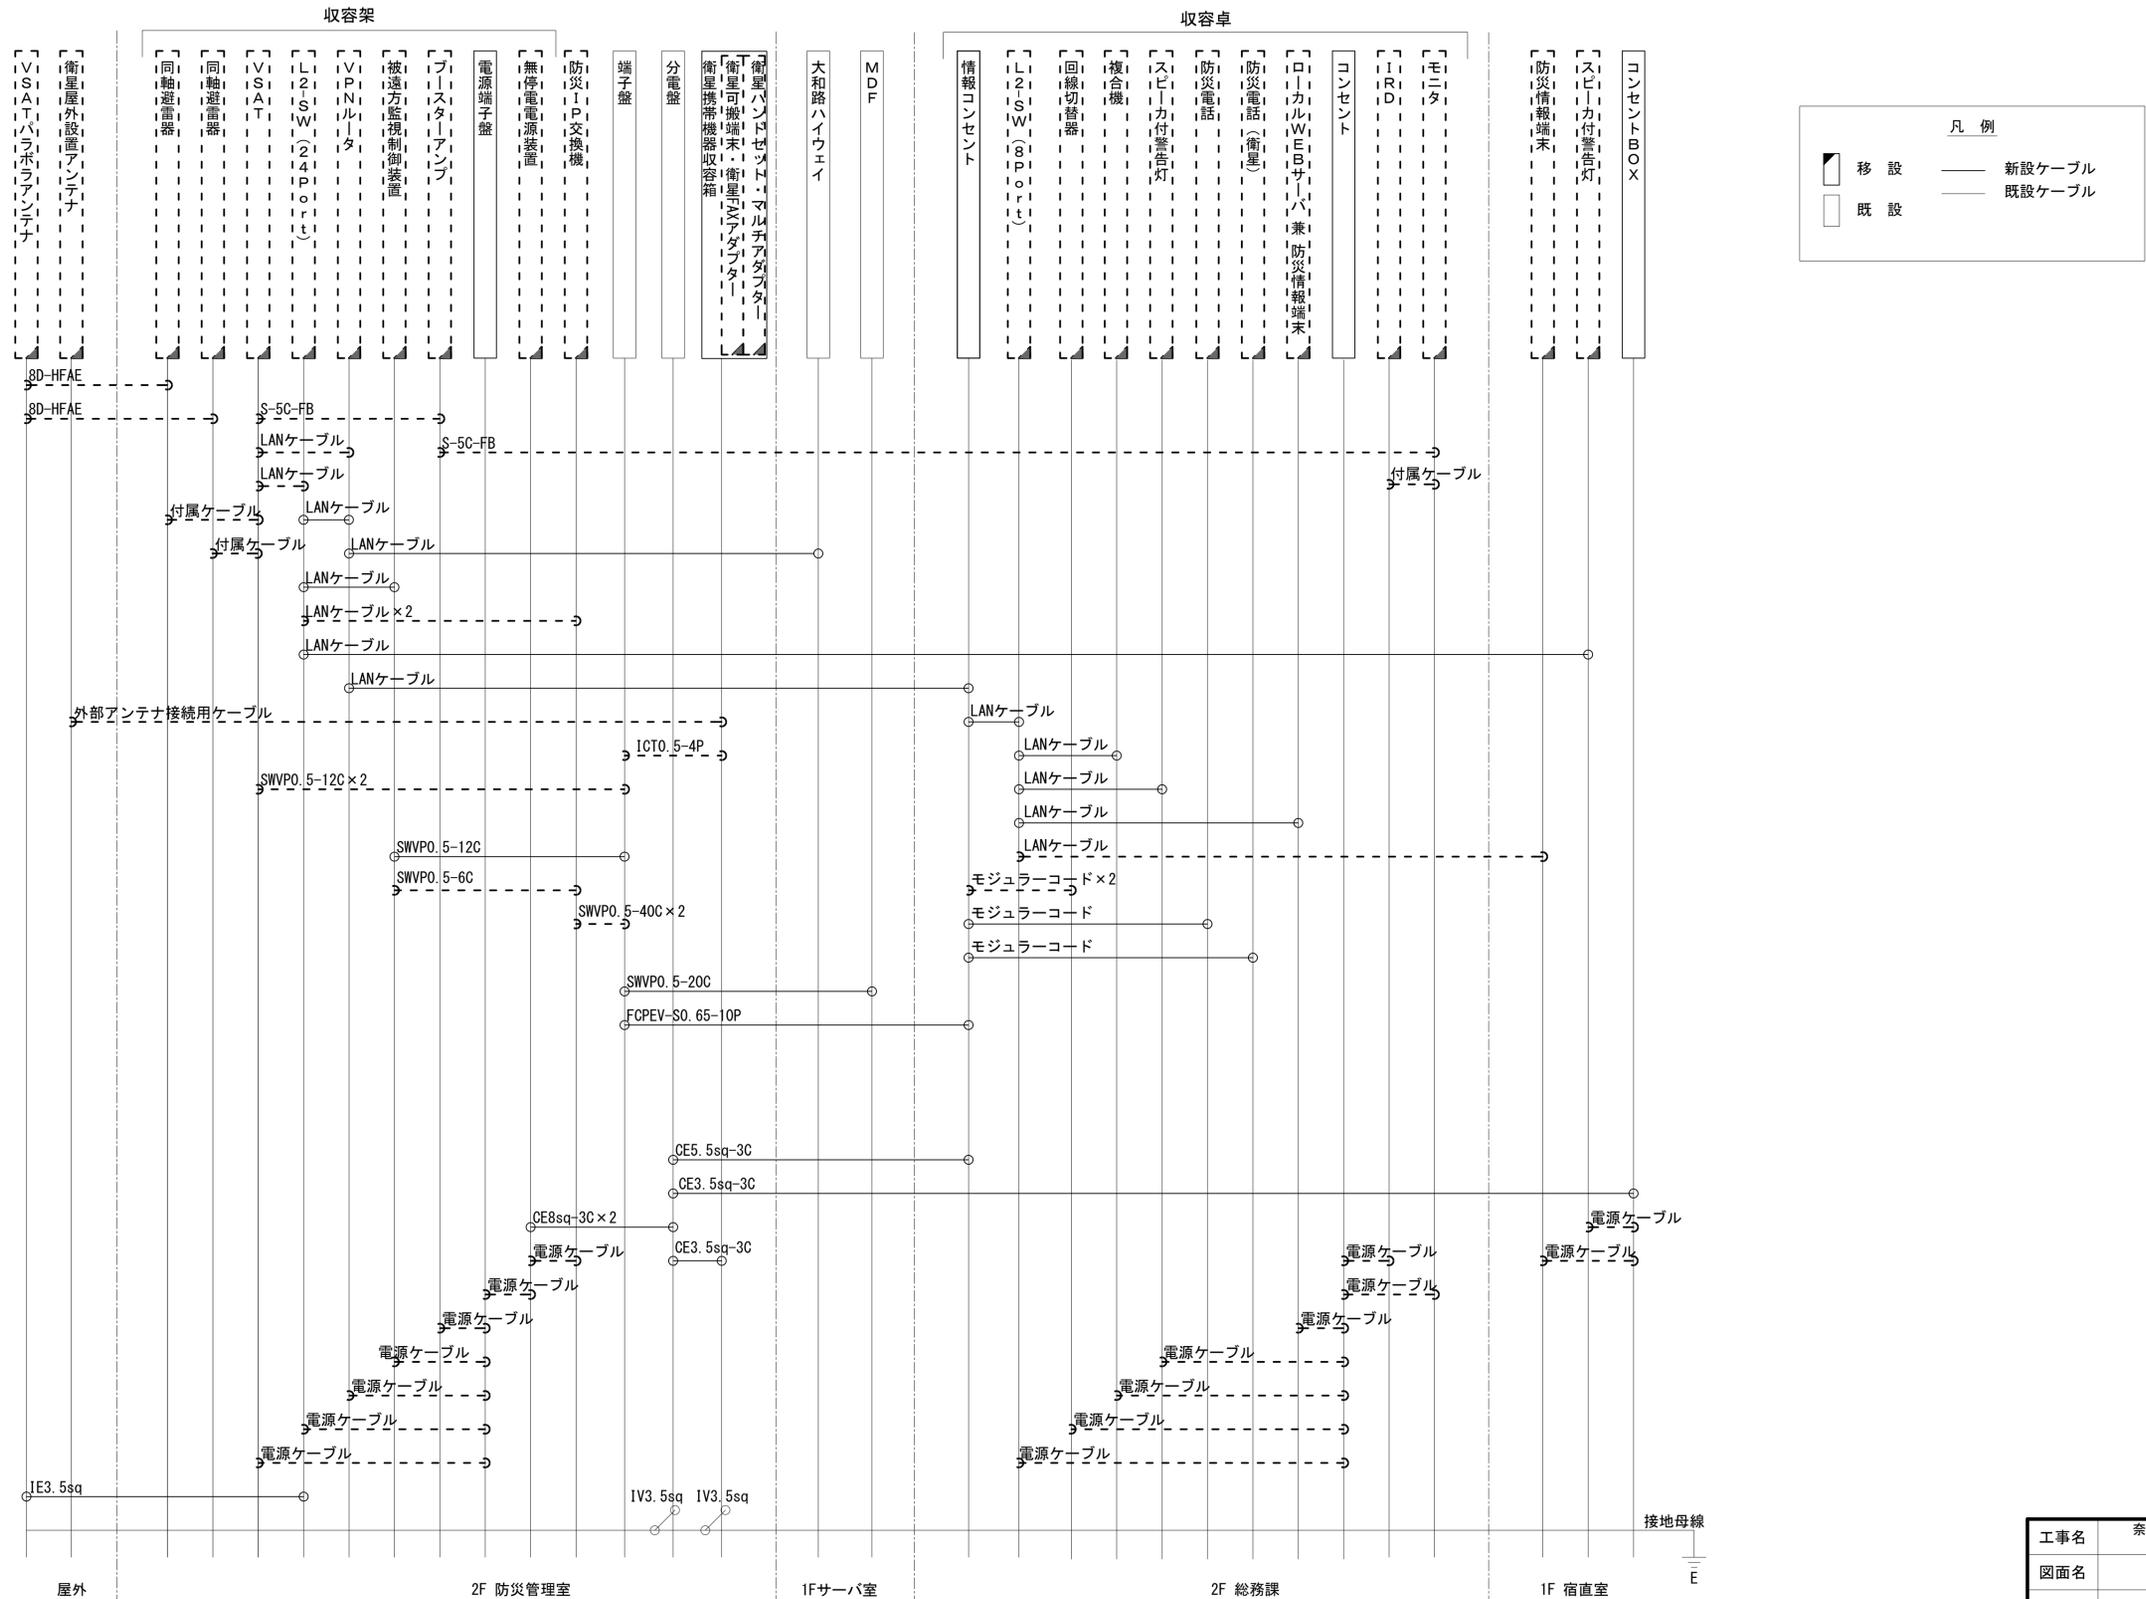

工事名	奈良県防災行政通信ネットワーク 衛星回線等再整備工事		
図面名	下北山村役場 配線系統図(撤去)		
作成年月日	令和 6年 8月		
縮尺	NON	図面番号	13
会社名	株式会社東京建設コンサルタント		
事業者名	奈良県		

凡例	<span style="border: 1px solid black; display: inline-block; width: 10px; height: 10px; margin-right: 5px;"></span> 新設	<span style="border: 1px dashed black; display: inline-block; width: 10px; height: 10px; margin-right: 5px;"></span> 撤去	<span style="border-bottom: 1px solid black; width: 20px; display: inline-block; margin-right: 5px;"></span> 新設	<span style="border-bottom: 1px dashed black; width: 20px; display: inline-block; margin-right: 5px;"></span> 撤去
	<span style="border: 1px solid black; display: inline-block; width: 10px; height: 10px; margin-right: 5px;"></span> 既設		<span style="border-bottom: 1px solid black; width: 20px; display: inline-block; margin-right: 5px;"></span> 既設	