
 
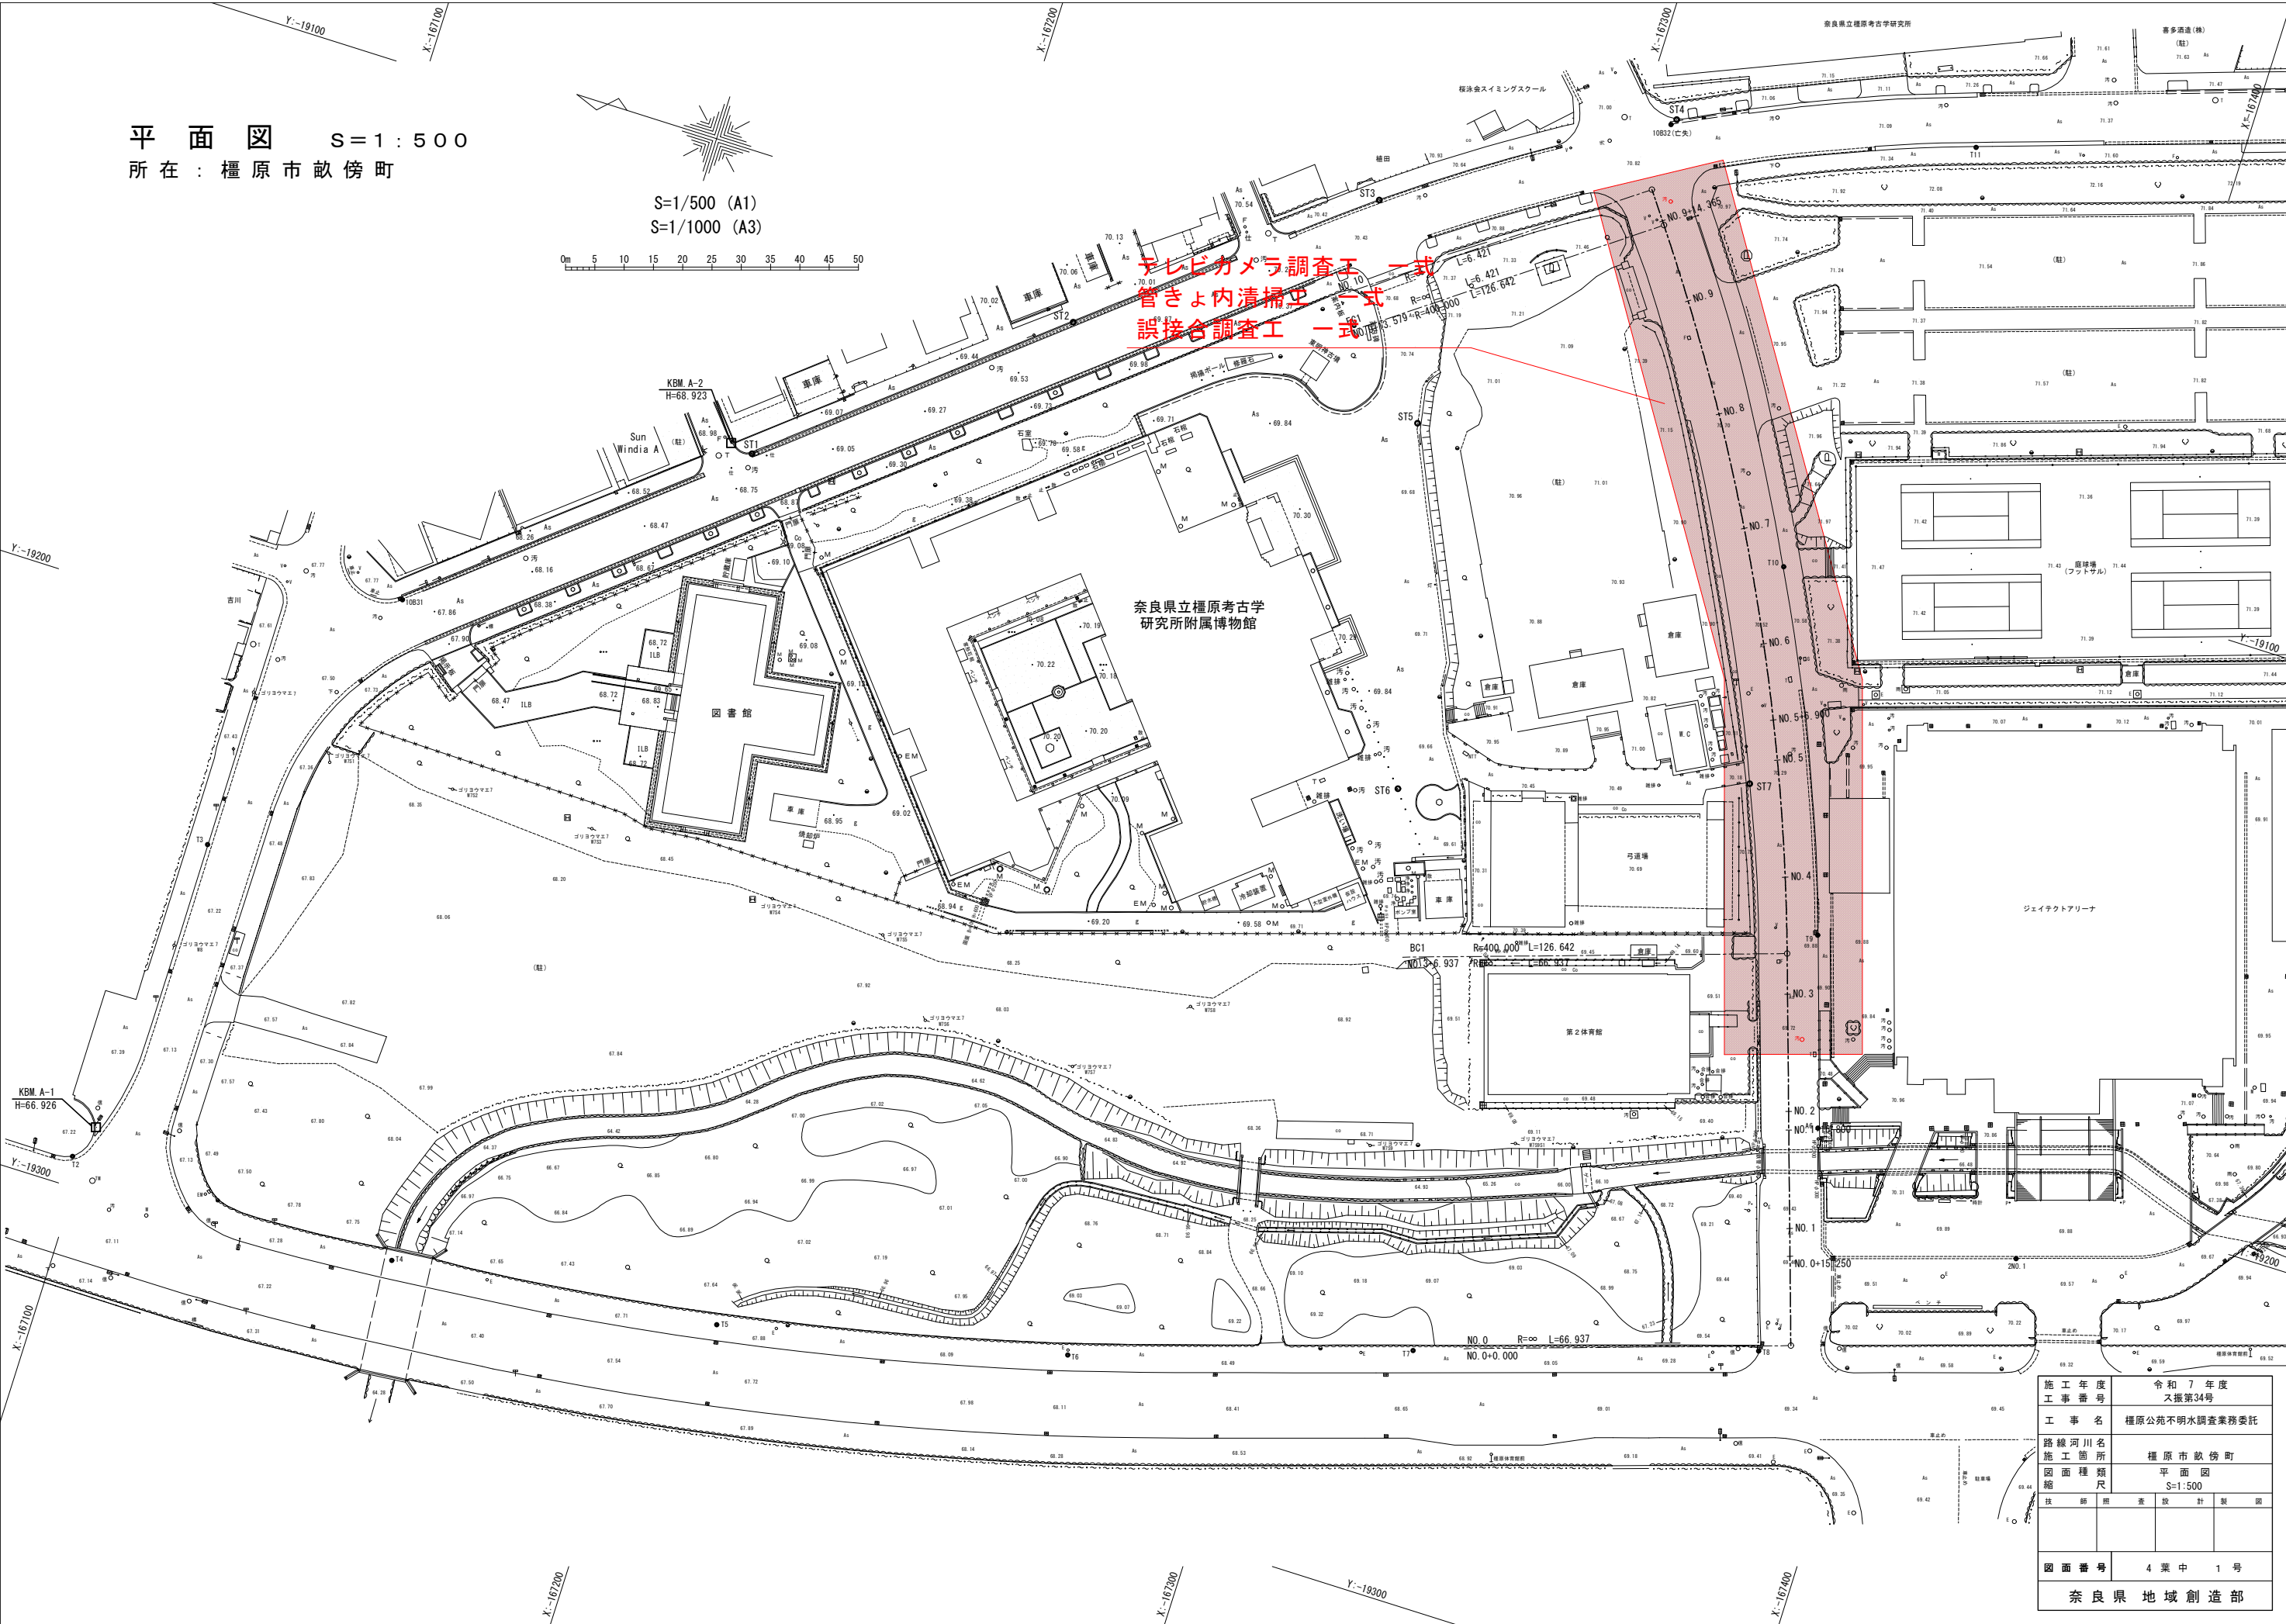

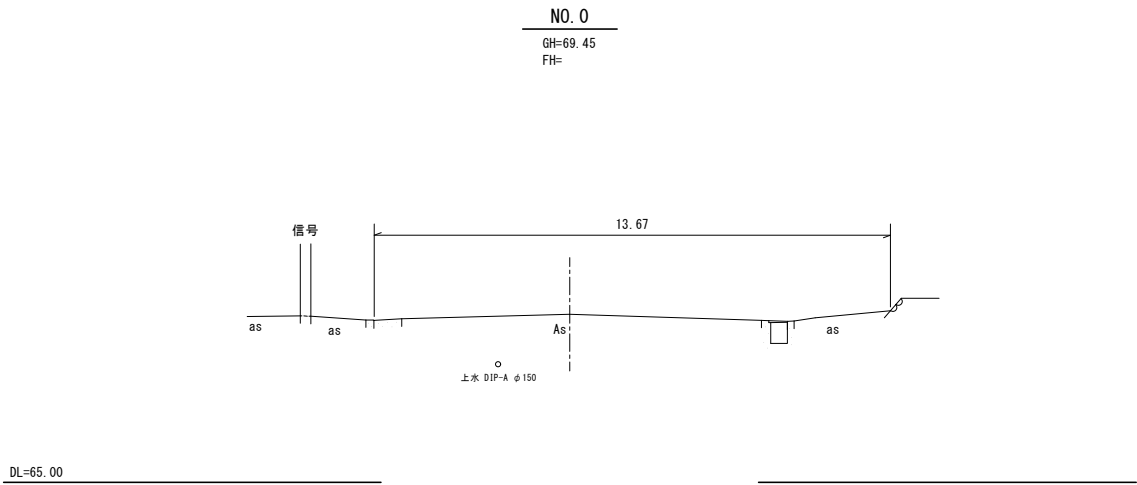
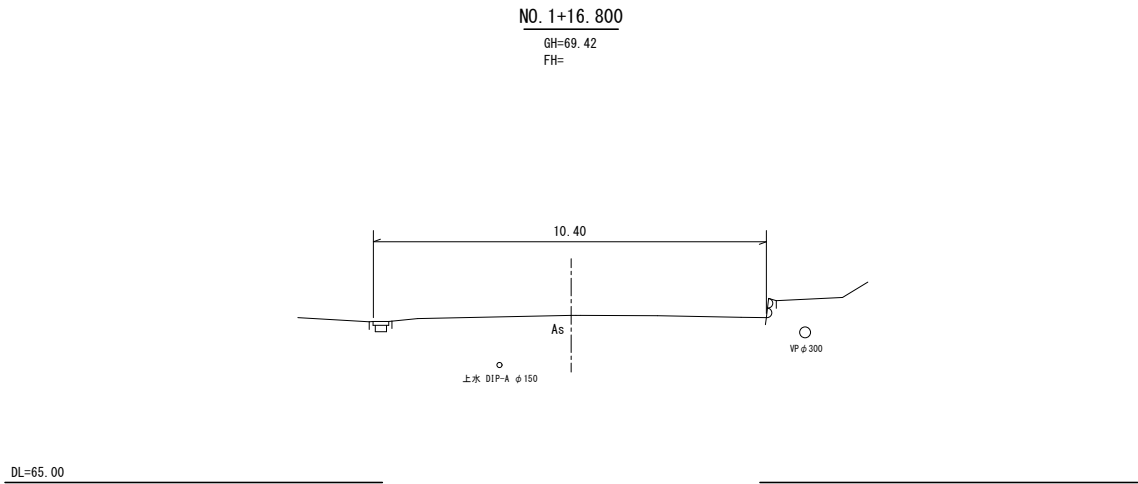
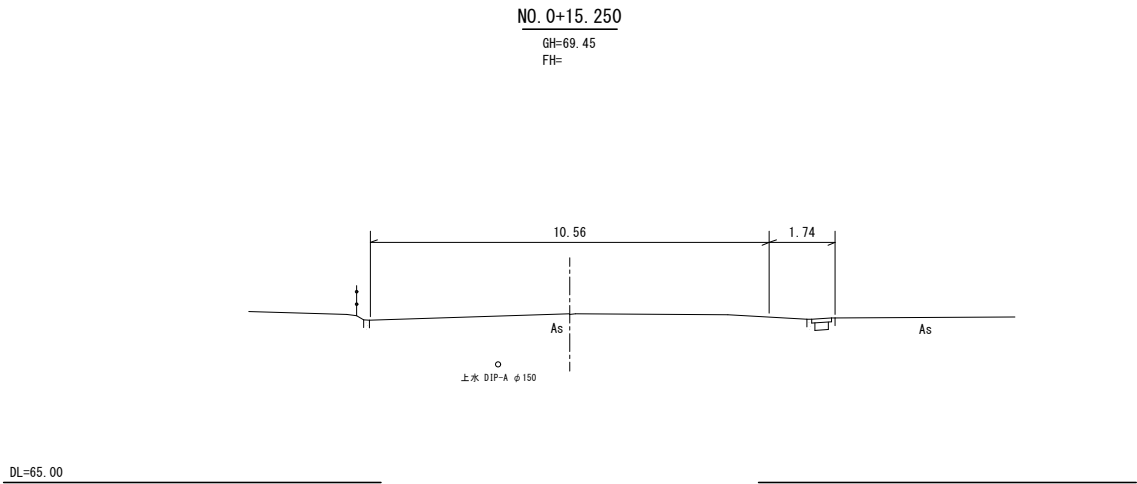


平面図 S=1:500
所在：橿原市畝傍町

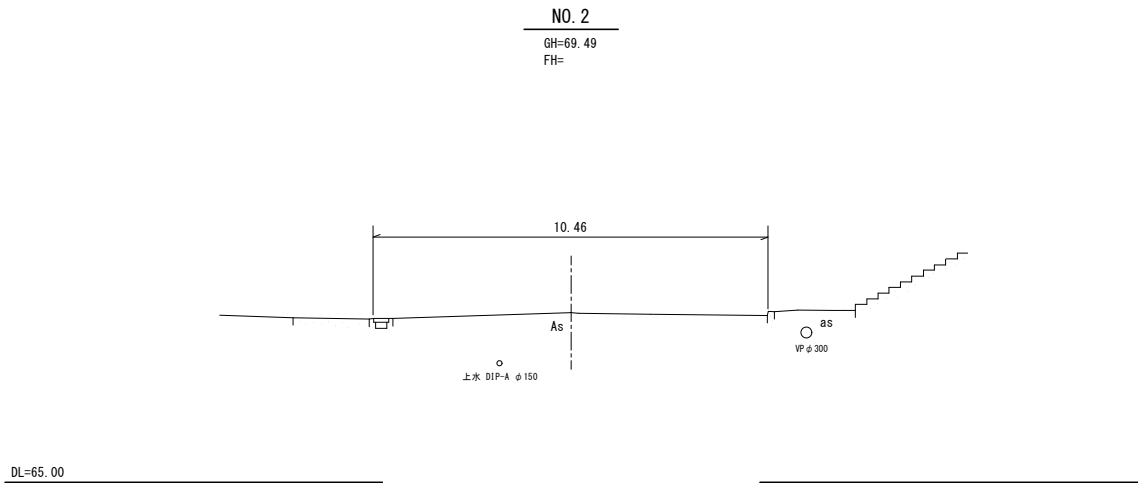






施工年度	令和7年度
工事番号	ス振第34号
工事名	橿原公園不明水調査業務委託
路線河川名	
施工箇所	橿原市畝傍町
図面種類	平面図
縮尺	S=1:500
技師照査設計製図	
図面番号	4 葉 中 1 号
奈良県地域創造部	

横断図(1/3) S=1 : 100
所在：橿原市畝傍町地内

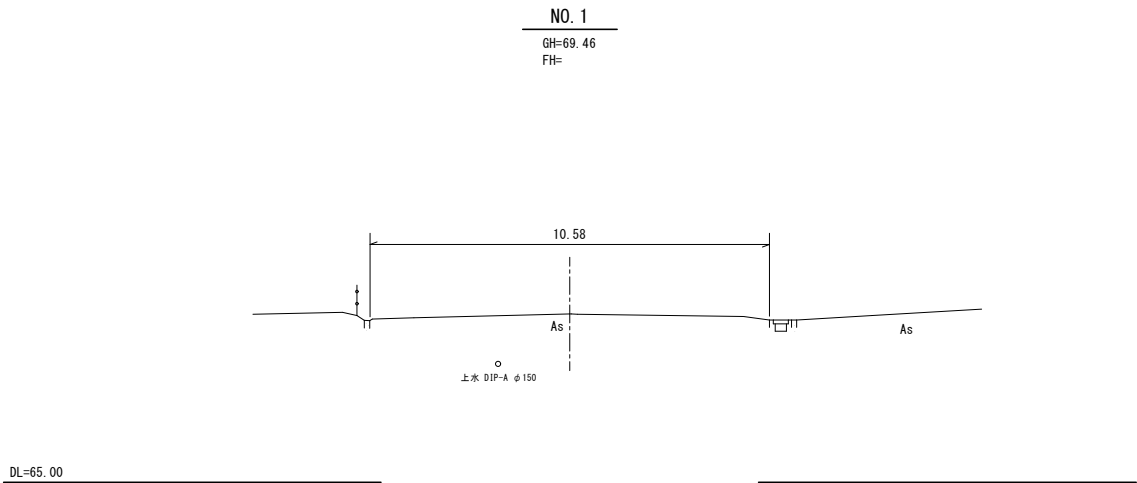





施工年度	令和 7 年度			
工事番号	又振第34号			
工事名	橿原公苑不明水調査業務委託			
路線河川名	橿原市 畝傍町			
施工箇所				
図面種類	横断図 (1/3)			
縮尺	S=1:100			
技 師	査	設	計	監
図面番号	4 葉 中		2 号	
奈良県 地域創造部				

横断図(2/3) S=1：100
所在：橿原市畝傍町地内

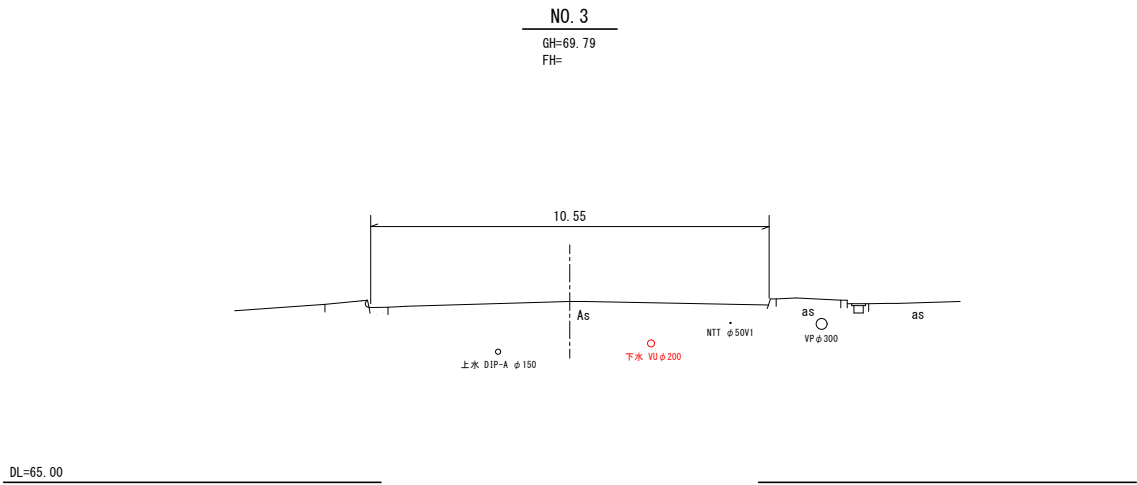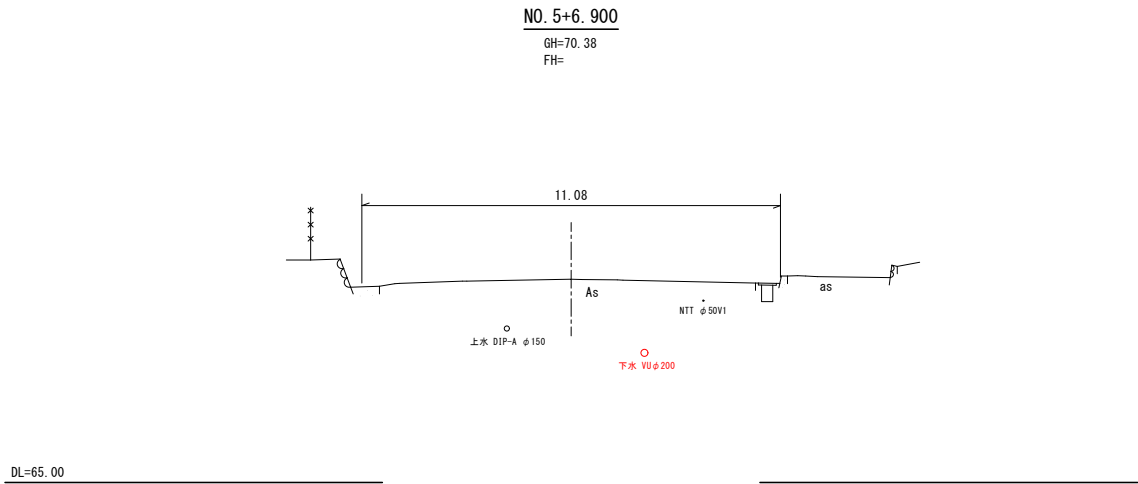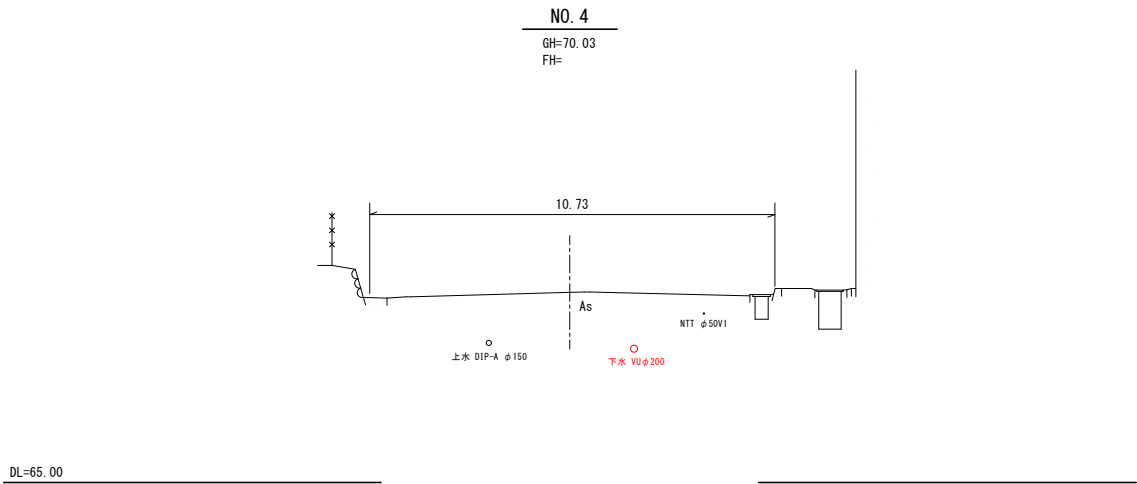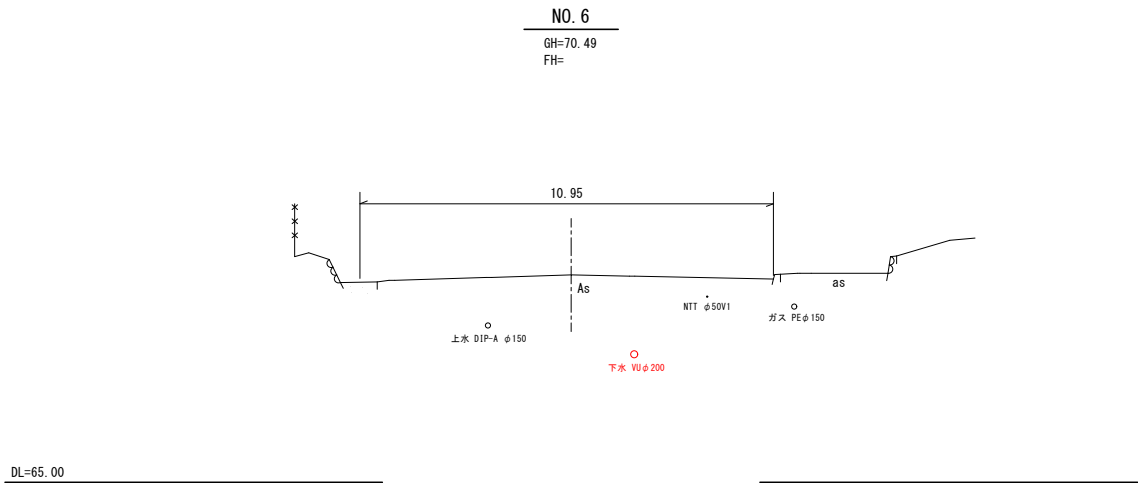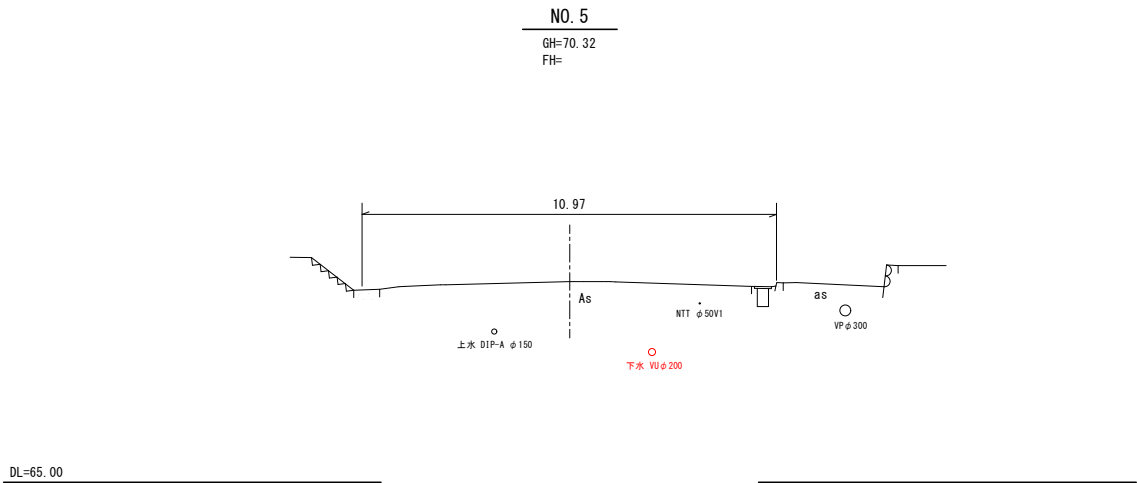

施 工 年 度	令和 7 年 度			
工 事 番 号	又振第34号			
工 事 名	橿原公苑不明水調査業務委託			
路線 河川 名	橿原市 畝傍町			
施 工 箇 所				
図 面 種 類	横断図 (2/3)			
縮 尺	S=1:100			
技 師	査	設 計	製 図	
図 面 番 号	4 葉 中 3 号			
奈良県 地域 創造 部				

横断図(3/3) S=1：100
所在：橿原市畝傍町地内

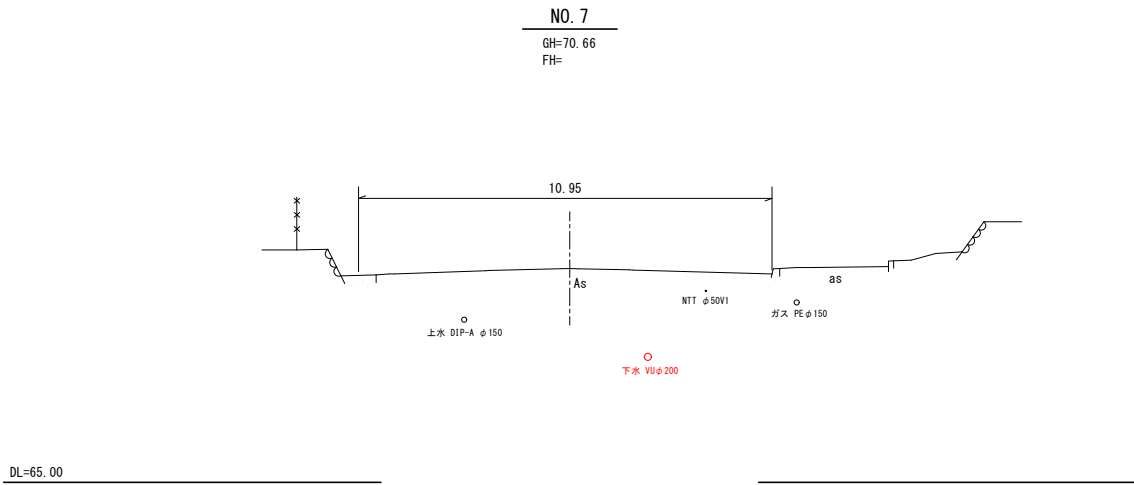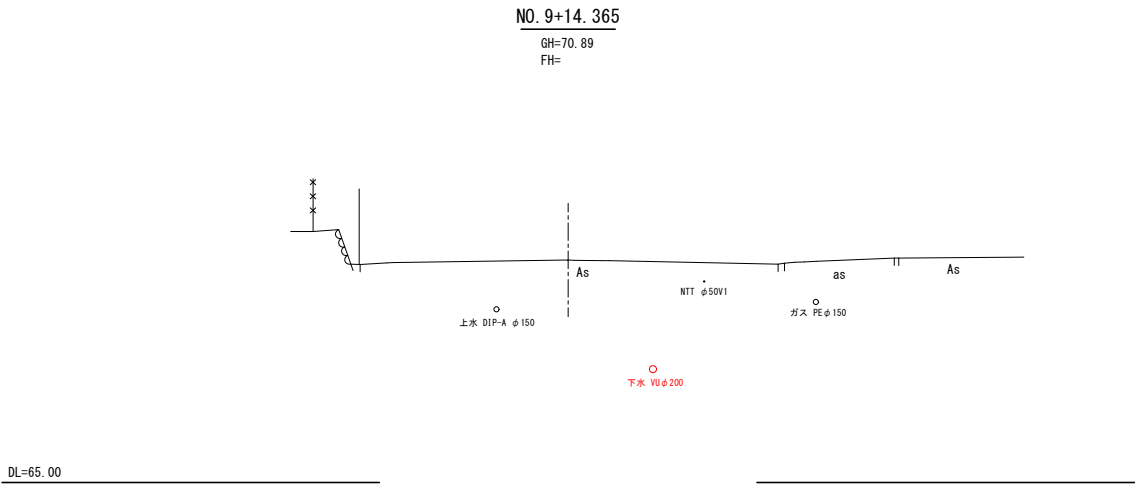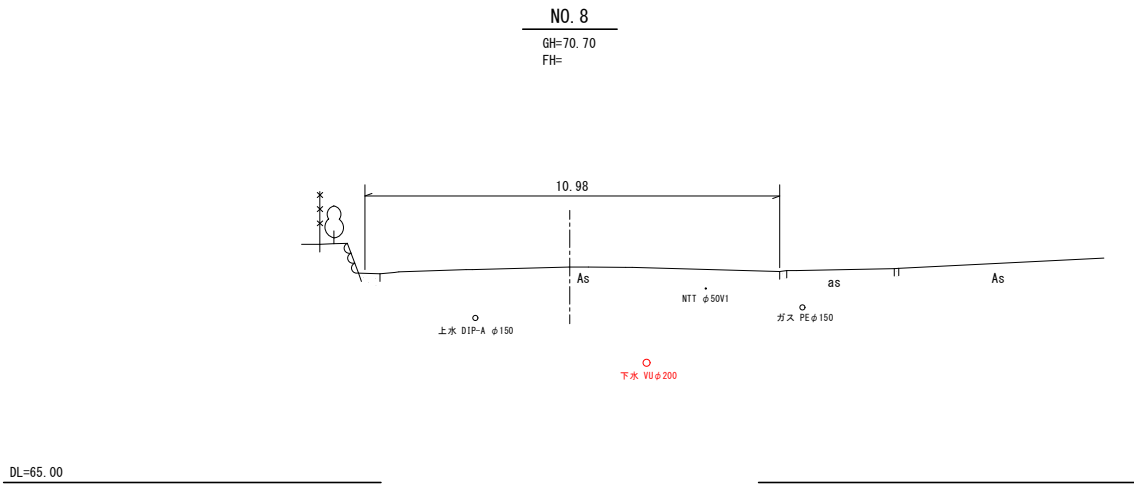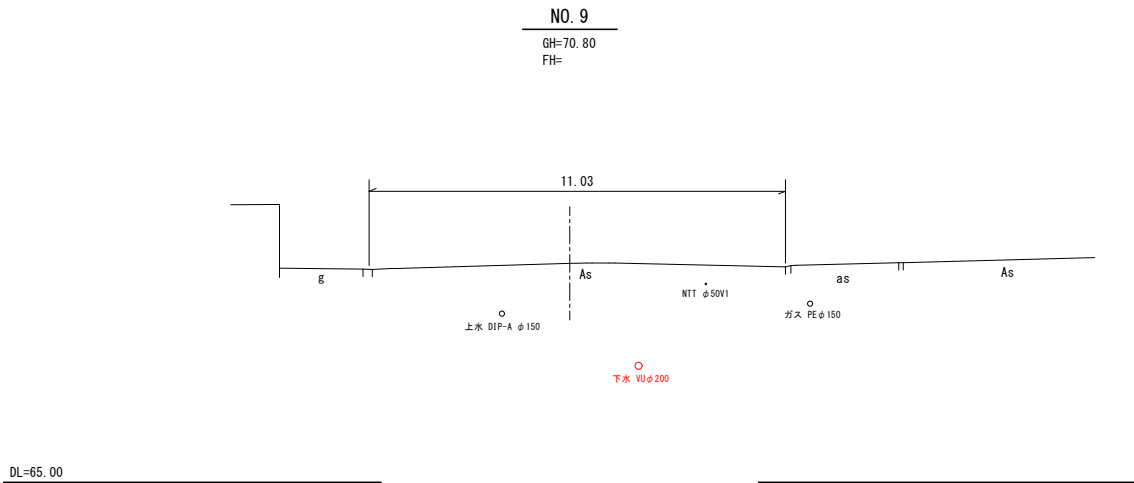

施 工 年 度	令和 7 年度			
工 事 番 号	ス振第34号			
工 事 名	橿原公苑不明水調査業務委託			
路線・河川・名 施 工 箇 所	橿原市 畠 傍 町			
図 面 種 類	横断図 (3/3)			
縮 尺	S=1:100			
技 師	査	設 計	製 図	
図 面 番 号	4 葉 中 4 号			
奈良県 地域創造部				